


# 位置図

主要地方道岡山停車場線

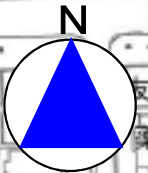

桃太郎大通り

西川橋

西川橋交番

野殿橋ステージ

トイレ


県庁通り

水上テラス

あくら通り

西川緑道公園イルミネーション  
計画区間 L=550m

0m 100m 200m 300m

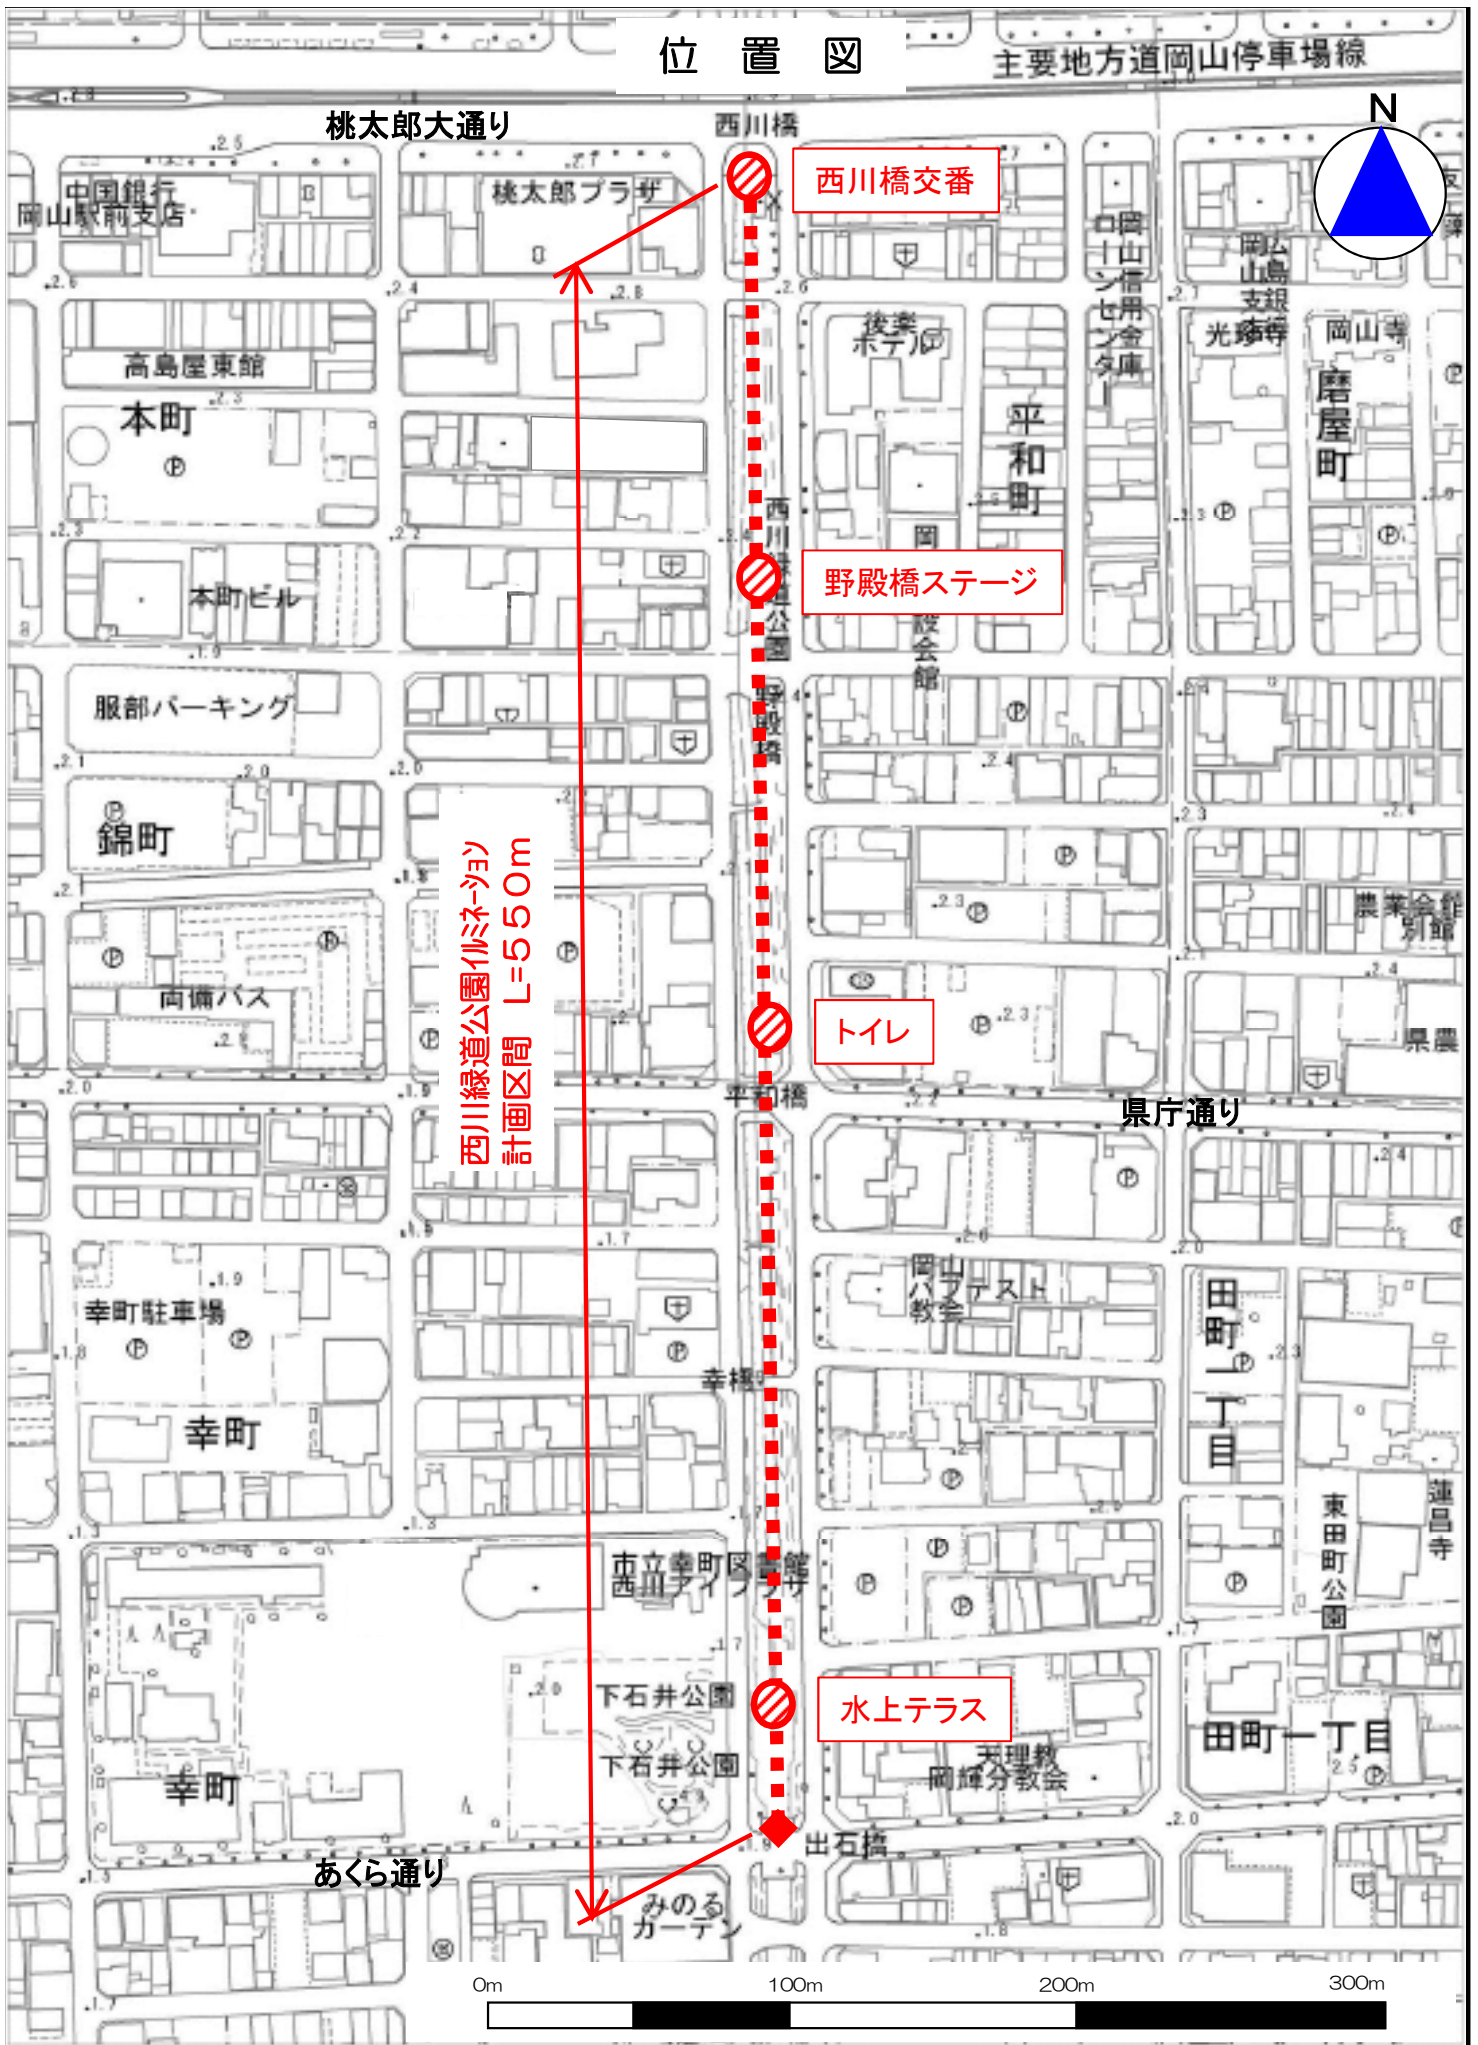

⑧ブロック電気設備機器数量表


記号	名称	数量	単位
①	100V-60Hz電源 120V/100V変換機	3	台
②	100V-60Hz電源 120V/100V変換機	3	台
③	照明器具 (LED)	-	-
④	照明器具 (LED)	-	-
⑤	照明器具	5	台
⑥	照明器具	1	台
⑦	照明器具	-	-
⑧	照明器具	-	-
⑨	照明器具	-	-
⑩	照明器具	-	-
⑪	照明器具	-	-
⑫	照明器具	-	-
⑬	照明器具	-	-
⑭	照明器具	-	-
⑮	照明器具	-	-
⑯	照明器具	-	-
⑰	照明器具	-	-
⑱	照明器具	-	-
⑲	照明器具	-	-
⑳	照明器具	-	-
㉑	照明器具	-	-
㉒	照明器具	-	-
㉓	照明器具	-	-
㉔	照明器具	-	-
㉕	照明器具	-	-
㉖	照明器具	-	-
㉗	照明器具	-	-
㉘	照明器具	-	-
㉙	照明器具	-	-
㉚	照明器具	-	-
㉛	照明器具	-	-
㉜	照明器具	-	-
㉝	照明器具	-	-
㉞	照明器具	-	-
㉟	照明器具	-	-
㊱	照明器具	-	-
㊲	照明器具	-	-
㊳	照明器具	-	-
㊴	照明器具	-	-
㊵	照明器具	-	-
㊶	照明器具	-	-
㊷	照明器具	-	-
㊸	照明器具	-	-
㊹	照明器具	-	-
㊺	照明器具	-	-
㊻	照明器具	-	-
㊼	照明器具	-	-
㊽	照明器具	-	-
㊾	照明器具	-	-
㊿	照明器具	-	-

①～⑱は照明器具の位置を示す記号であり、⑲～㊿は照明器具の位置を示す記号である。

電気設備平面図 (B ブロック)

S=1/20

1ブロック	2ブロック	3ブロック	4ブロック	5ブロック
-------	-------	-------	-------	-------

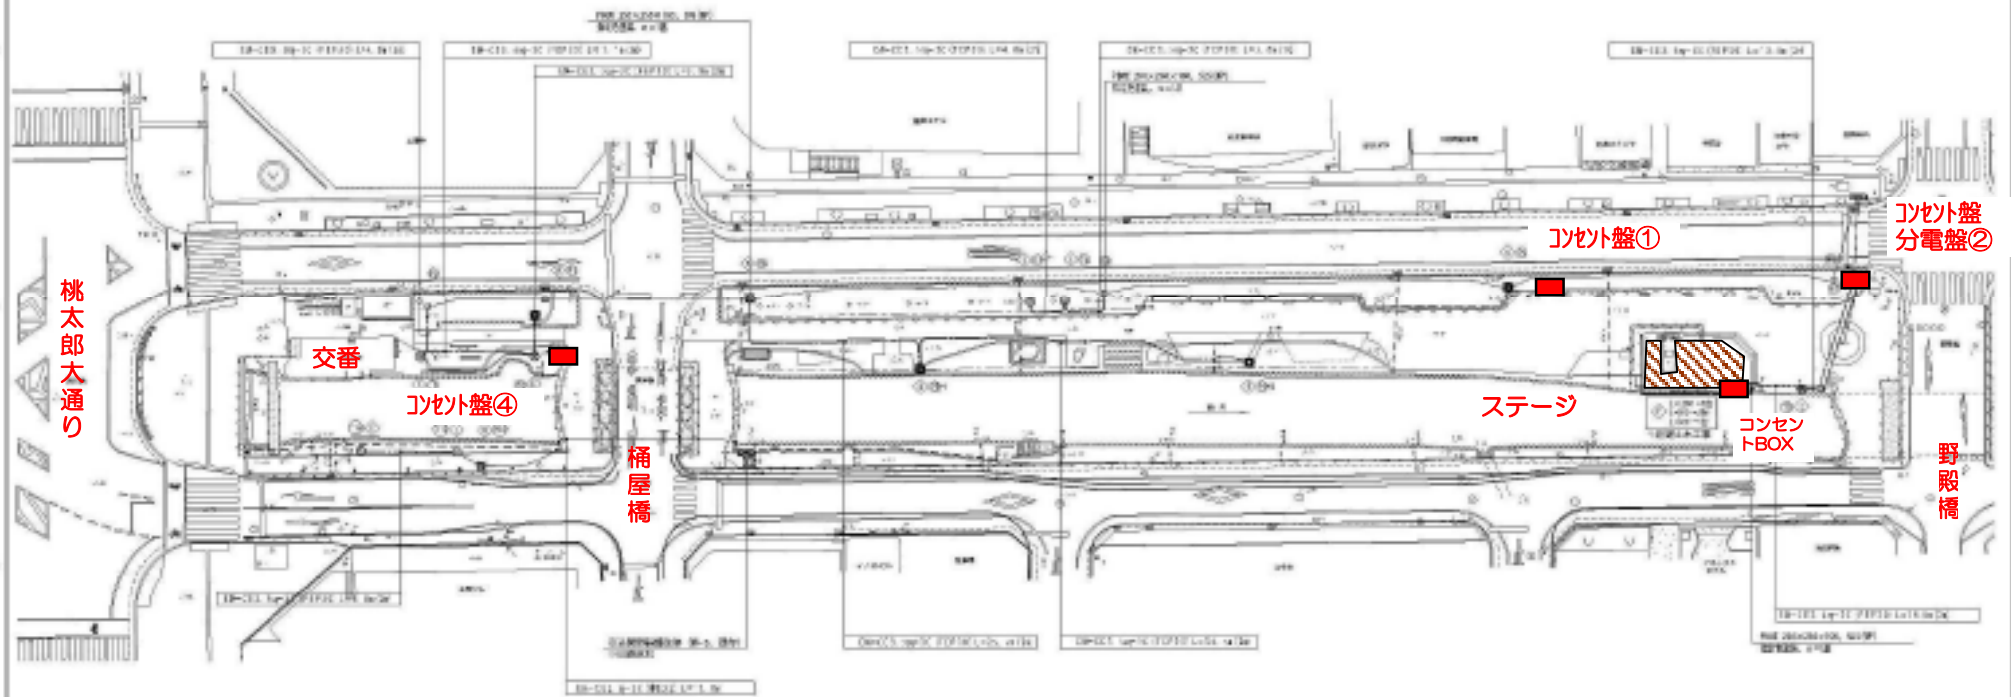

特記事項  
 1. 一部のコンセントは、既存の配線と合わせて製作すること。  
 2. 一部のコンセントは、既存の配線と合わせて製作すること。

図名	電気設備平面図 (Bブロック)
図号	電気設備平面図 (Bブロック)
縮尺	S=1/20
作成者	中山 達
承認者	中山 達


(ブロック電気設備種別数量表)

図号	記号	名 称	数 量
①	○	一般照明器具(天井埋込形)	1
②	○	一般照明器具(壁付)	1
③	○	電事用器具(照明器具)	1
④	○	器具用器具(L&D)	-
⑤	○	器具用器具	4
⑥	○	器具用器具	1
⑦	○	器具用器具	1
⑧	○	器具用器具	-
⑨	○	器具用器具	-
⑩	○	器具用器具	1

※ケーブルは各機器の中心から半径1.5m以内の範囲に敷設し、1.5m以内の範囲に敷設した場合は半径1.5m以内とする。

電気設備平面図 (Cブロック)

1/100

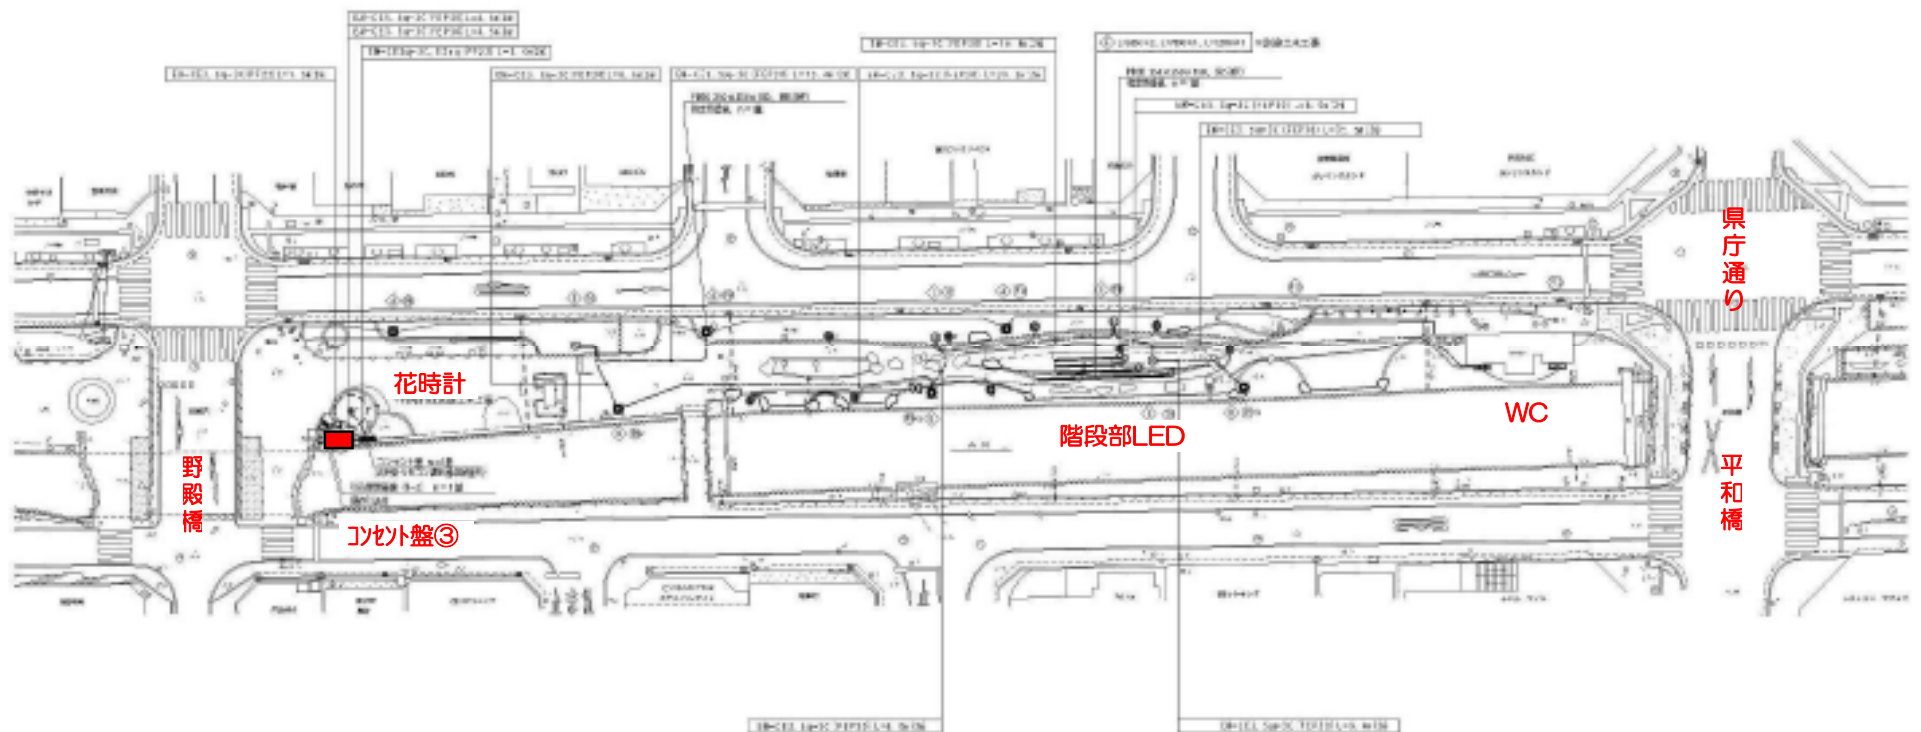

特記事項  
 ・一般照明器具のP.L. P150のベースプレートは、  
 現場取組のベースプレッに合わせ製作すること。

図名	電気設備平面図 (Cブロック)
図号	1/100
作成者	〇〇〇
承認者	〇〇〇
作成日	〇〇/〇〇/〇〇
図 説 書 庫	

電気設備平面図 (Dブロック) 5-1(25)


4ブロック	5ブロック	6ブロック	7ブロック	8ブロック
-------	-------	-------	-------	-------



Dブロック電気設備配置数値表

記号	説明	数量
①	一般照明器具 (天井埋込型)	1
②	一般照明器具 (壁付型)	1
③	緊急照明器具 (天井埋込型)	4
④	緊急照明器具 (壁付型)	-
⑤	緊急照明器具 (床面埋込型)	1
⑥	非常用照明器具	-
⑦	非常用照明器具	-
⑧	非常用照明器具	-
⑨	非常用照明器具	-
⑩	非常用照明器具	-
⑪	非常用照明器具	1

①～⑩は、天井埋込型、壁付型、床面埋込型、非常用照明器具の配置を示す。

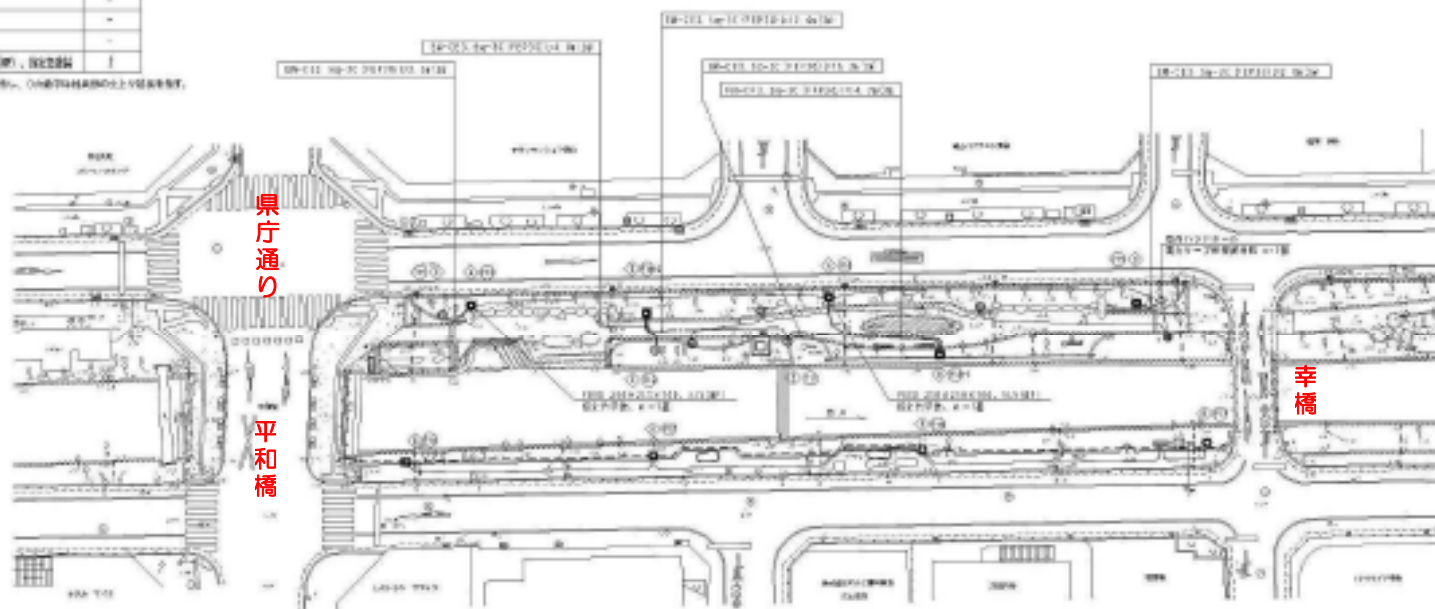

特記事項  
 \*一般照明器具のP13、P14のベースプレートは、  
 取付基礎のベースピッチに合わせて製作すること。

図名	Dブロック電気設備配置数値表	
図番	5-1(25)	
図種	電気設備配置数値表	
図尺	1/100	0.4
作成	〇〇〇〇	
校核	〇〇〇〇	
承認	〇〇〇〇	



# 電気設備平面図 (E ブロック)

1/100




4ブロック	5ブロック	6ブロック	7ブロック	8ブロック
-------	-------	-------	-------	-------

Eブロック電気設備仕様数量表

記号	説明	数量	単位
①	一般照明器具(天井)	2	個
②	一般照明器具(壁)	3	個
③	照明器具(天井)	1	個
④	照明器具(LED)	2	個
⑤	照明器具	2	個
⑥	照明器具	-	-
⑦	照明器具	1	個
⑧	照明器具	-	-
⑨	照明器具	-	-
⑩	照明器具	-	-
⑪	照明器具	1	個

※照明器具の仕様は、仕様書に記載の仕様を参照してください。

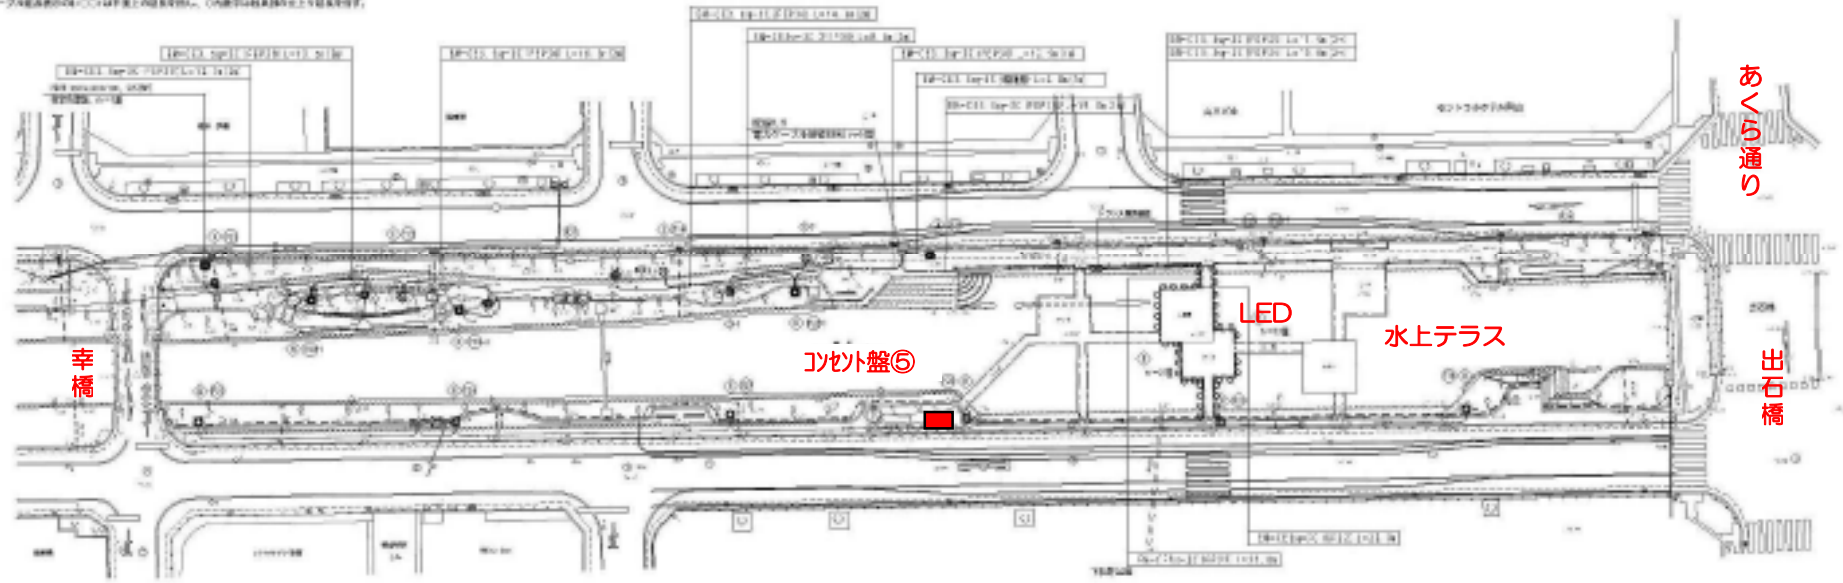

下石井公園

事業名	新築工事 建築設備工事
図名	電気設備平面図 (Eブロック)
図尺	1/100
作成者	建築設備設計事務所
承認者	建築設備設計事務所 代表取締役
作成日	2024年10月
図面番号	10000000000000000000

特記事項  
 一般照明器具の仕様は、以下のベースプレートは、  
 現場最速のベースプレートに合わせて製作すること。