
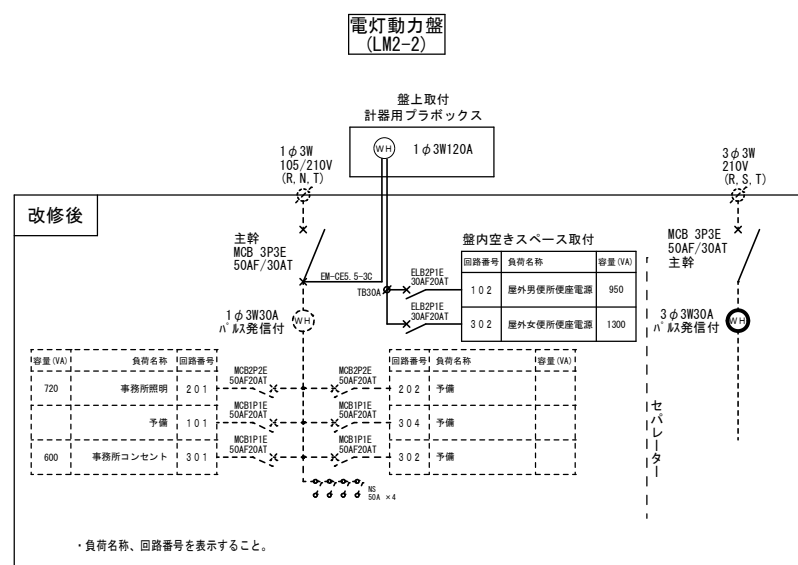
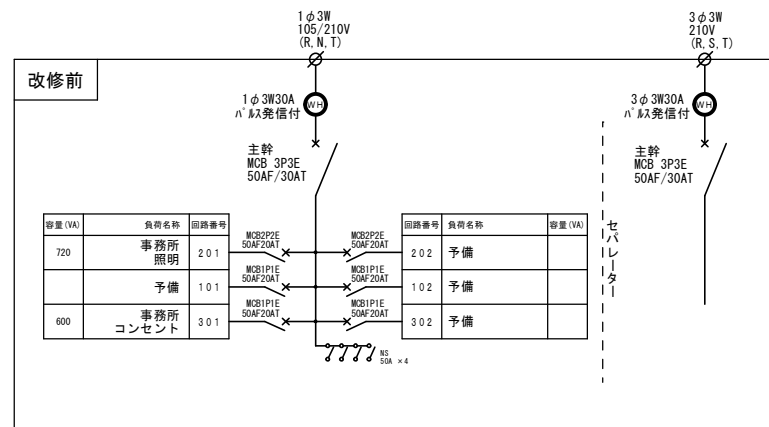
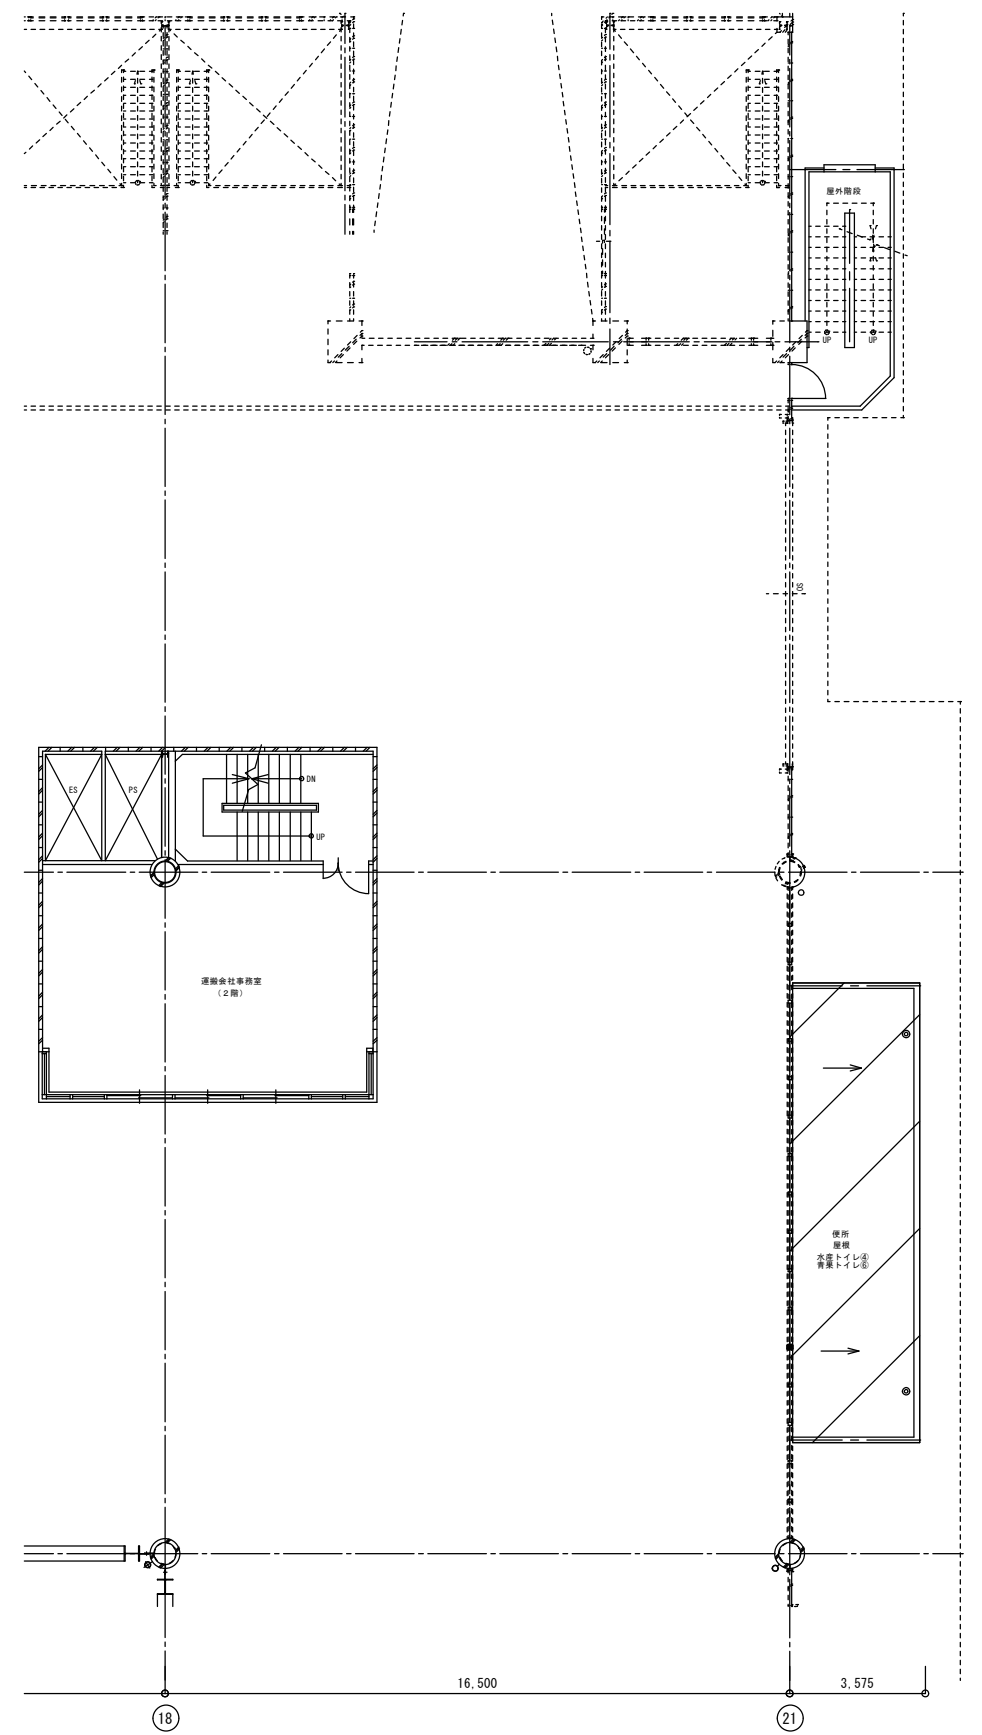
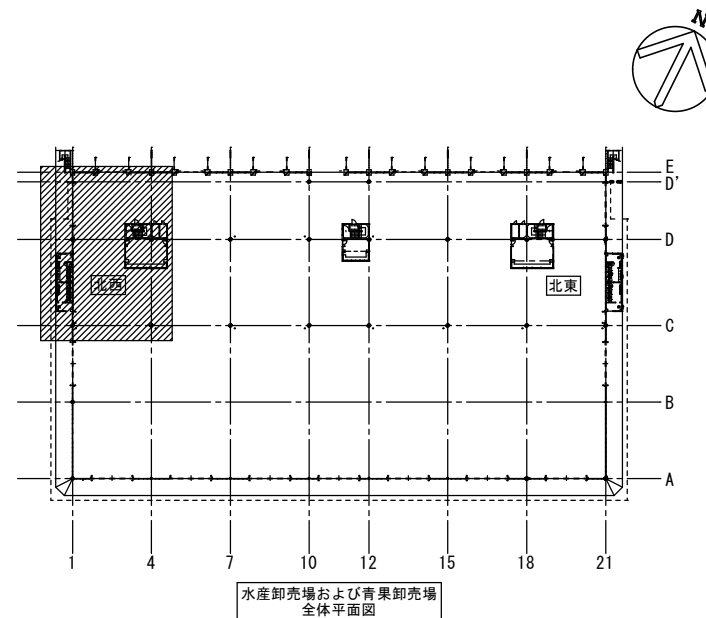


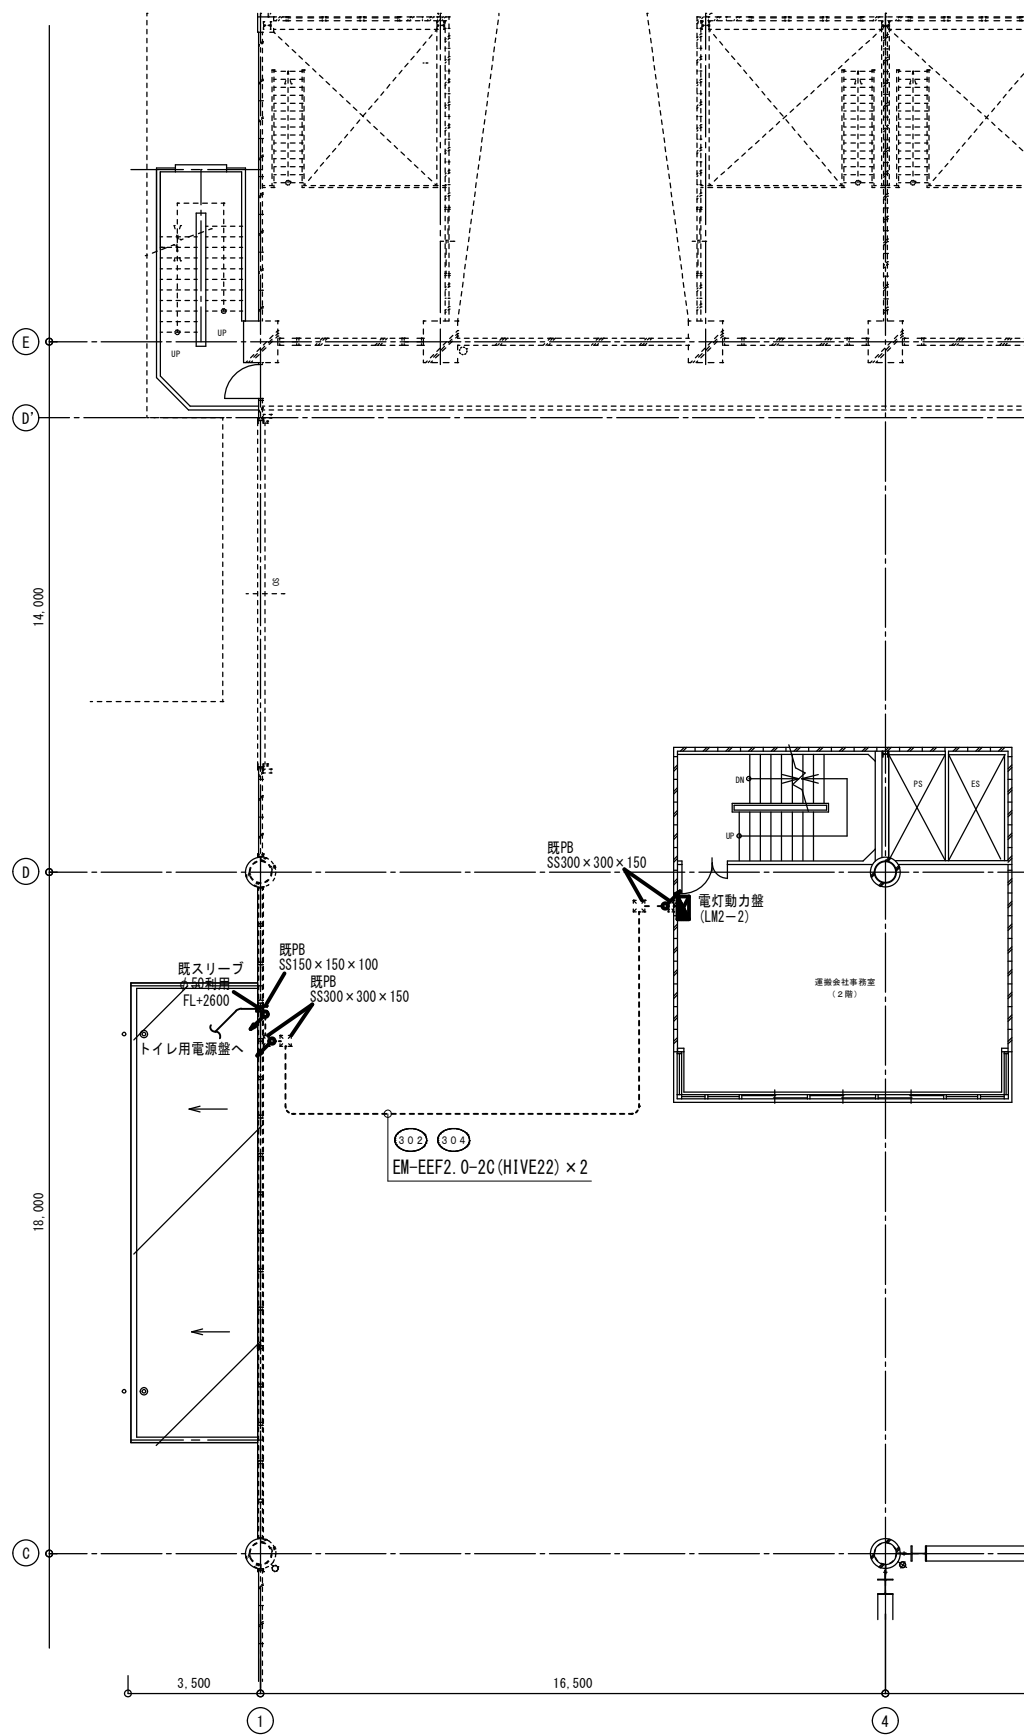

特記なき配線は下記による。


EM-EEF2.0-2C×2(HIVE22)

※二重天井内はケーブルころがし配線とする。
但し、必要箇所は適合サイズ配管にて保護のこと。

特記事項

- ・既存機器配管配線等の穴埋め及び補修が発生した場合は、特記無き限り本工事とする。
- ・既設配線の切離し等、作業工程を十分検討し、運営・業務に支障無きよう施工のこと。
- ・HIVE配管の直線接続時のカップリング材は全て伸縮カップリングを使用のこと。



工事名	中央卸売市場内トイレ改修工事（2期工事）				N o.	E-05			
図面名	【水産卸売棟・青果卸売棟】 コンセプト設備2階平面図				縮尺	A1:1/100 A3:1/200			
岡山市市場事業部					令和7年4月				
建築	課長	主 幹	課長補佐	副主査	課 員	担当者			
						株式会社ユー・ディ・ティ設計 岡山県南区西日下7番5号3F TEL:086-250-2200 FAX:086-253-2202 一級建築士事務所 岡原 1 2 1 4 7 年 一級建築士 海野 雅之			
設備	課長	主 幹	課長補佐	副主査	課 員	担当者			
						承認	検印	製図	

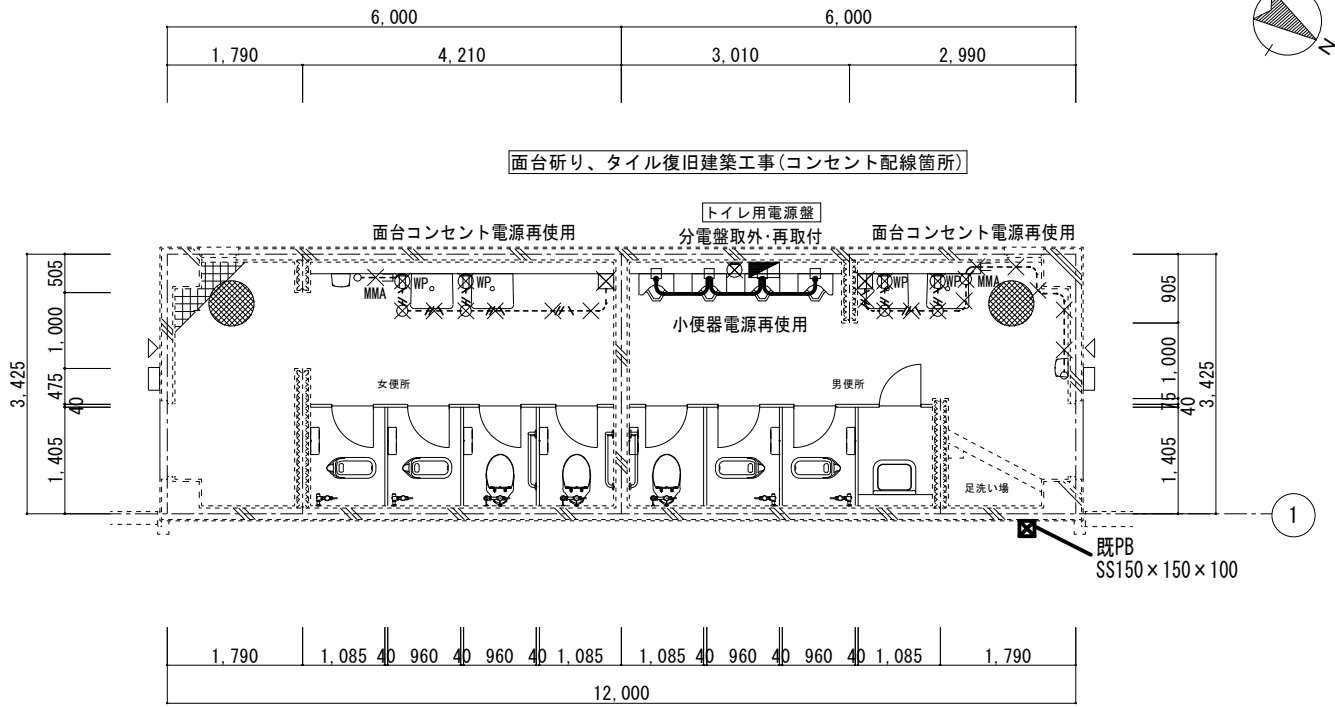

既存平面図 1:50

特記なき記号は下記による。	
記 号	名 称
	分電盤 (取外、再取付)
	防水コンセント
	露出ボックス (HIVE)
	丸型露出ボックス (HIVE)
	カバープレート

× …撤去箇所をしめす。

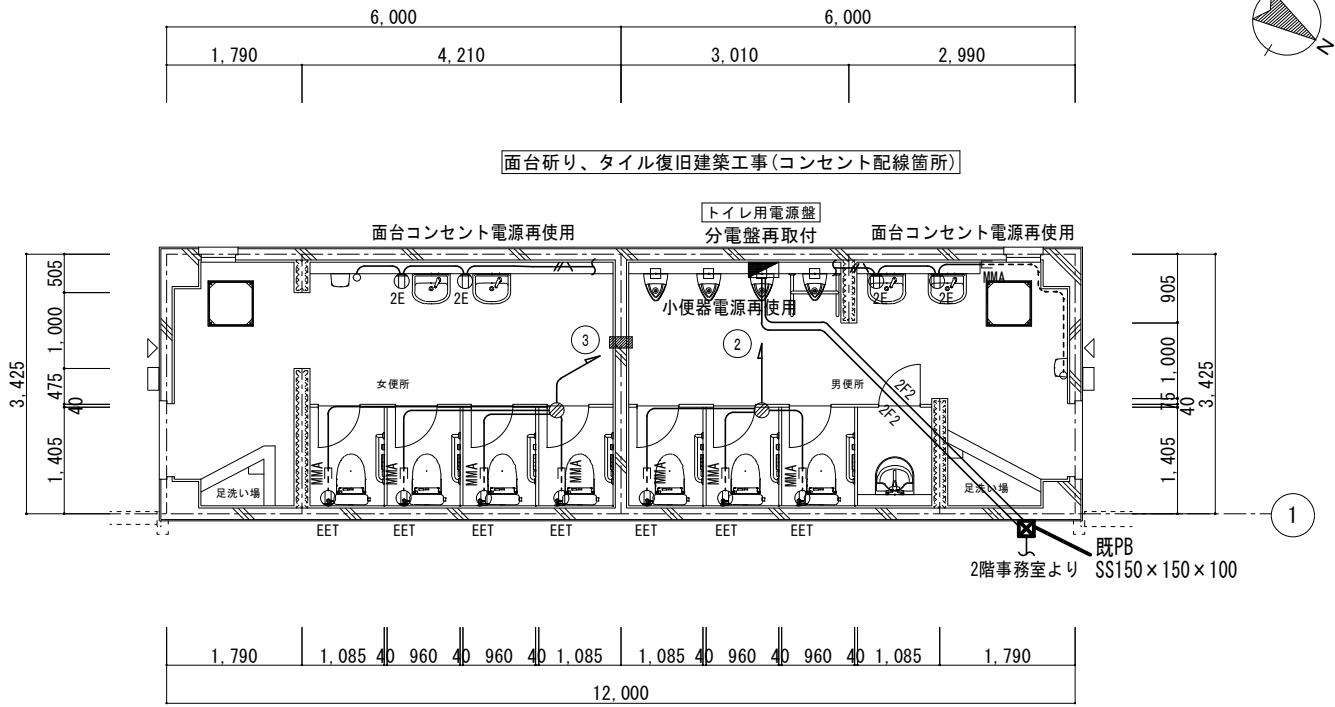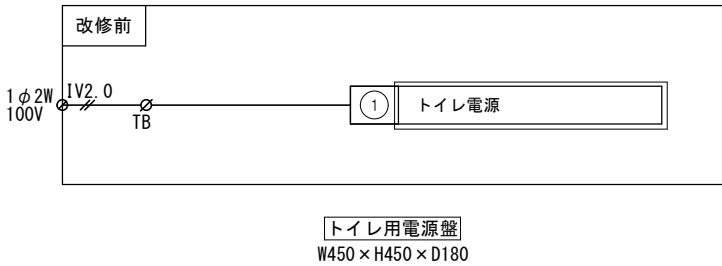


改修平面図 1:50


特記なき記号は下記による。	
記 号	名 称
	分電盤 (取外、再取付)
	2P15AEx2, 新金属P
	2P15AEx1, ET, 新金属P
	アトレットボックス

特記なき配線は下記による。	
	EM-EEF2.0-3C (PF22)
2F2	EM-EEF2.0-2C (PF16)
MMA	EM-EEF2.0-3C (メタル-ル)

※二重天井内はケーブルころがし配線とする。
但し、必要箇所は適合サイズ配管にて保護のこと。

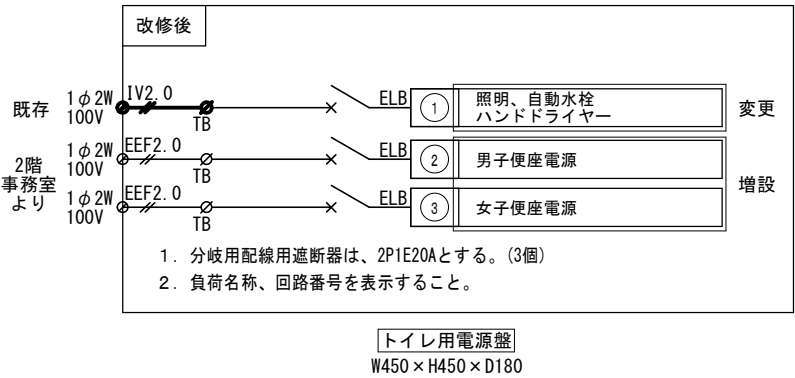

工事名		No.	
中央卸売市場場内トイレ改修工事 (2期工事)		E-06	
図面名		縮尺	
【水産棟トイレ】コンセント設備図		A1: 1/50 A3: 1/100	
建築		令和7年4月	
設備		承認	
課長		承認	
主幹		検図	
課長補佐		製図	
副主査			
課員			
担当者			


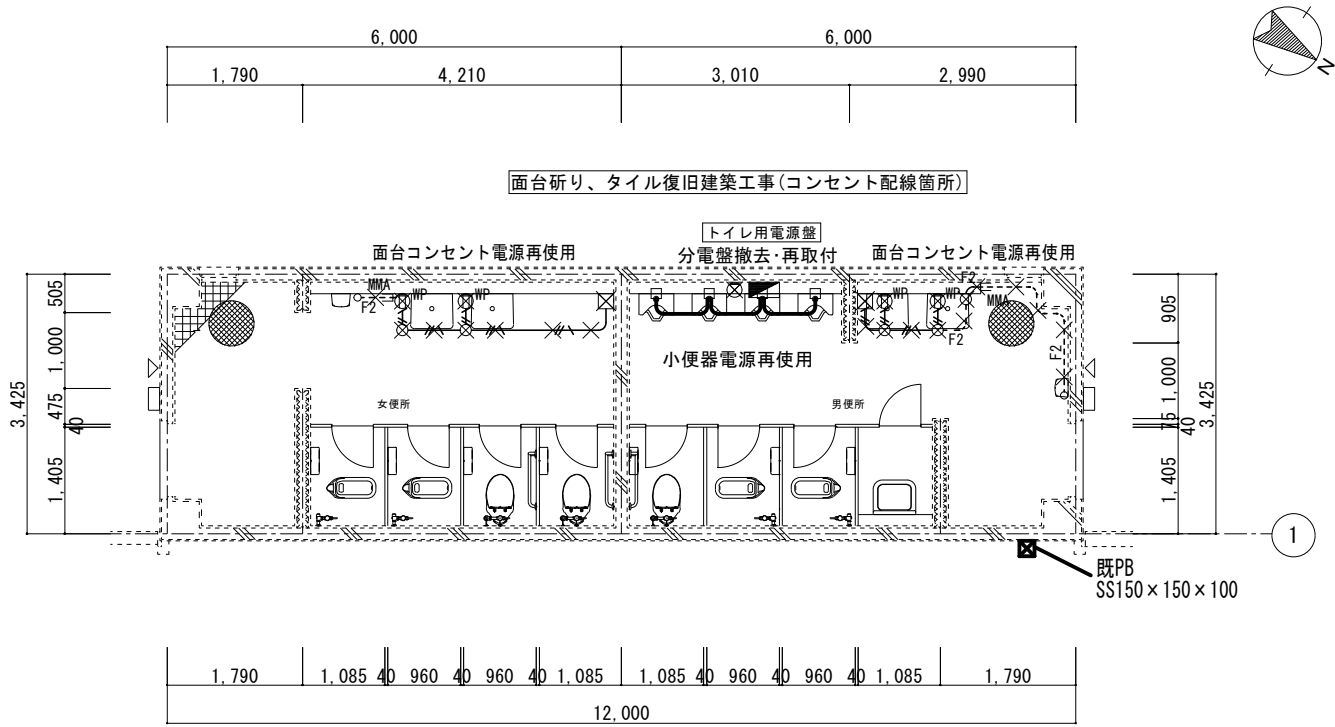


既存平面図 1:50

特記なき記号は下記による。

記 号	名 称
	分電盤(取外、再取付)
	防水コンセント
	露出ボックス(HIVE)
	丸型露出ボックス(HIVE)
	ケーブルトレイ

× …撤去箇所をしめす。

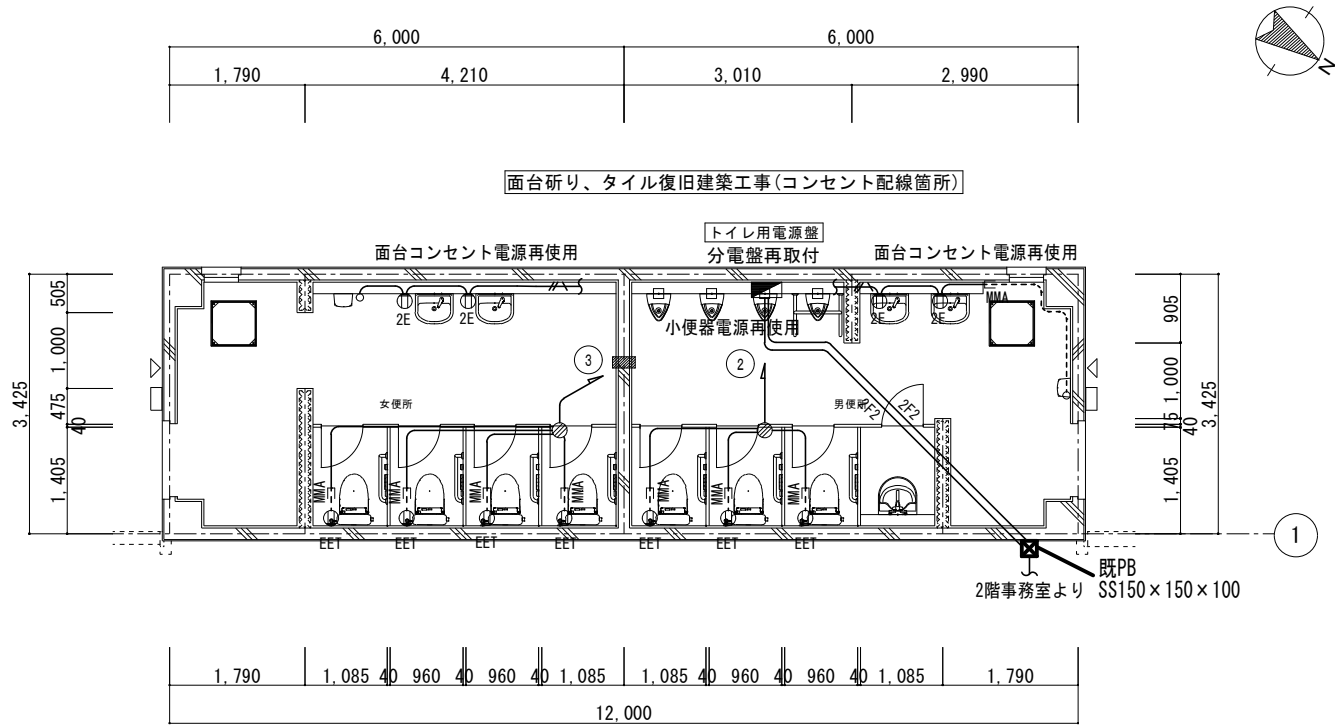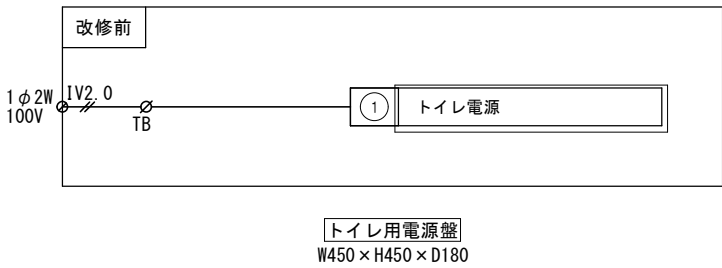

改修平面図 1:50


特記なき記号は下記による。

記 号	名 称
	分電盤(取外、再取付)
	2P15AEx2, 新金属P
	2P15AEx1, ET, 新金属P
	7芯ケーブルボックス

特記なき配線は下記による。


	EM-EEF2.0-3C(PF22)
2F2	EM-EEF2.0-2C(PF16)
MMA	EM-EEF2.0-3C(メタルMA)

※二重天井内はケーブルころがし配線とする。
但し、必要箇所は適合サイズ配管にて保護のこと。

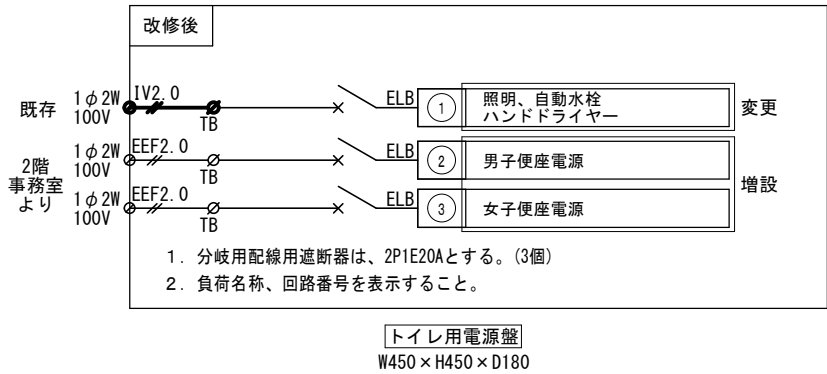

工事名	中央卸売市場内トイレ改修工事(2期工事)	N o.	E-07
図面名	【青果棟トイレ】 コンセント設備図	縮尺	A1: 1/50 A3: 1/100
建築	課長 主幹 課長補佐 副主査 課員 担当者	令和7年4月	株式会社ユー・ディ・ディ設計 株式会社ユー・ディ・ディ設計 〒106-0032 東京都港区新橋1-1-1 TEL: 03-5555-1111 FAX: 03-5555-1111 一級建築士事務所登録 登録第12147号 海野 雅之
設備	課長 主幹 課長補佐 副主査 課員 担当者	承認	検図 製図

【改修後】 関連棟トイレ②

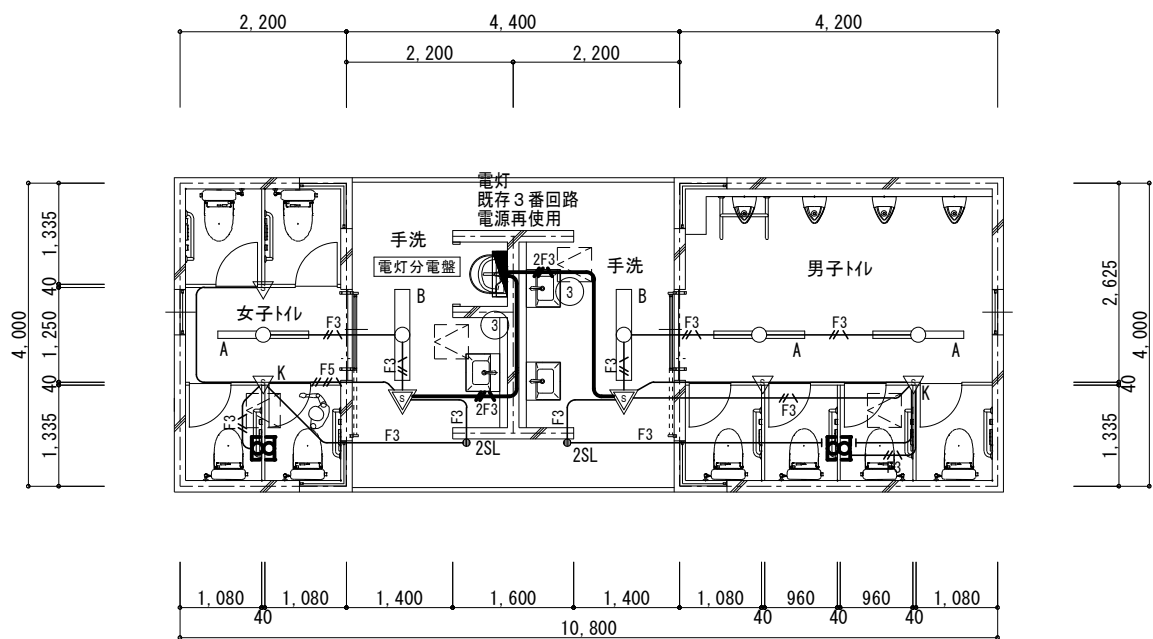

改修平面図 1:50

男子トル	
A	2
B	1

特記なき配線は下記による。	
 F3	EM-EEF1.6-3C(PF16)
 F5	EM-EEF1.6-2G+1.6-3C(PF22)
 2F3	EM-EEF2.0-2G+EM-IE1.6(PF22) 残置




× …撤去箇所をしめす。

特記なき配線は下記による。	
	EM-EEF1. 6-2C (PF16)
 F3	EM-EEF1. 6-3C (PF16)
 F3	EM-EEF1. 6-3C (PF16)
 F5	EM-EEF1. 6-2C+1. 6-3C (PF22)
 2F3	EM-EEF2. 0-2C+EM-1E1. 6 (PF22) 再使用

※二重天井内はケーブルころがし配線とする。
但し、必要箇所は適合サイズ配管にて保護のこと。

撤去又は取外した照明器具の安定器等については、PCB使用の有無を調査のうえ、リストおよび型番等から写真を添付した報告書を提出し、監督官の承認を得て引渡し又は処分すること。なお、電路から取り外したPCB使用機器は特別管理産業廃棄物にあたるので、法律に従いPCB廃棄物の飛散・流出・地下浸透・悪臭発生の防止措置を講じ「PCB汚染物」の標示をすること。保管場所については、監督官の指示に従うこと。

工事名	中央卸売市場内トイレ改修工事（２期工事）				No.	E-08
図面名	【関連棟トイレ】 電灯設備図		縮尺	A1: 1/50 A3: 1/100		
	岡山市市場事業部				令和 7 年 4 月	
建築	課 長	主 幹	課長補佐	副主査	課 員	担当者
						株式会社ユー・ディ・ディ設計 岡山事務所 〒753-8588 TEL 086-233-2268 FAX 086-233-2262 一級建築士事務所 図章 第 2147 号 一級建築士 海野 雅之 第 348883 号
設備	課 長	主 幹	課長補佐	副主査	課 員	担当者
						承認 横田 製図

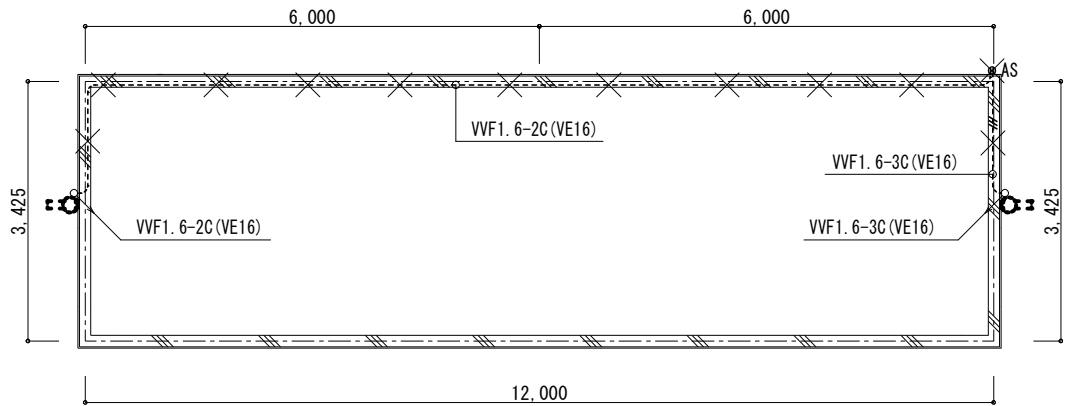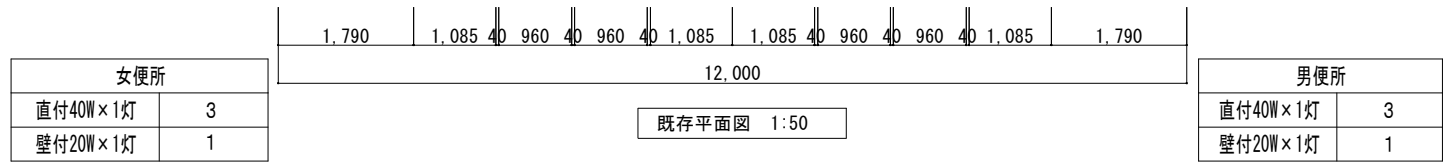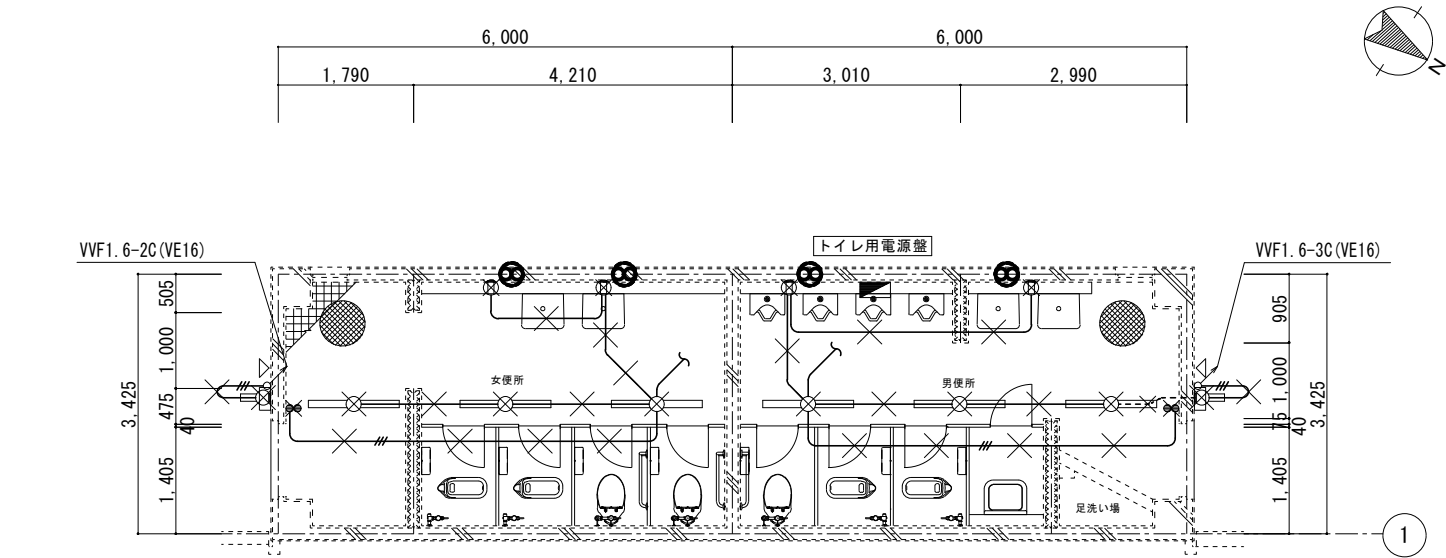

屋根伏図 1:50




特記なき記号は下記による。	
記 号	名 称
	分電盤(取外、再取付)
	天井直付型 40W×1灯
	壁面直付型 20W×1灯
	1P15Ax2, 新金属P
	自動点滅器, 露出型, 3A
	2P15Ax1, 新金属P
	換気扇-壁付(設備工事)

×…撤去箇所をしめす。

特記なき配線は下記による。	
	VVF1.6-2C (PF16)
	VVF1.6-3C (PF16)
	VVF1.6-2C (VE16)
	VVF1.6-3C (VE16)

特記

撤去又は取外した照明器具の安定器等については、PCB使用の有無を調査のうえ、リストおよび型番等の分かる写真を添付した報告書を提出し、監督員の承諾を得て引渡し又は処分すること。なお、電路から取り外したPCB使用機器は特別管理産業廃棄物にあたるので、法律に従いPCB廃棄物の飛散・流出・地下浸透・悪臭発生の防止措置を講じ「PCB汚染物」の標示をすること。保管場所については、監督員の指示に従うこと

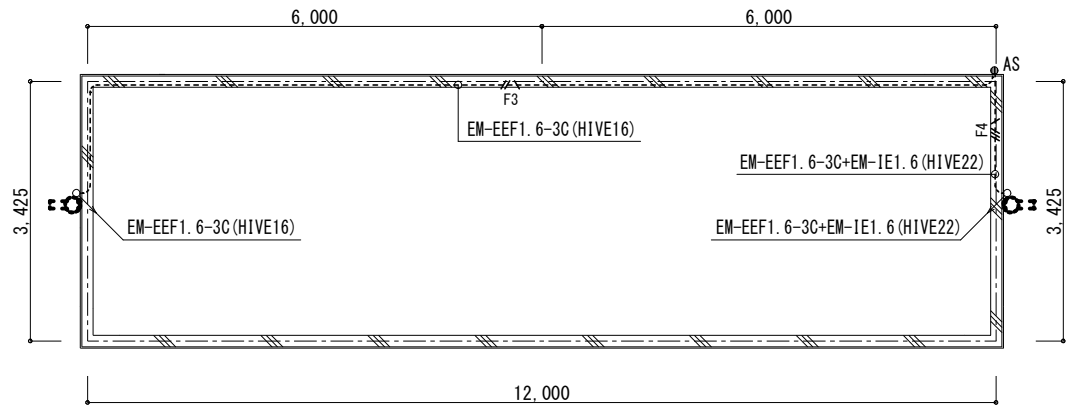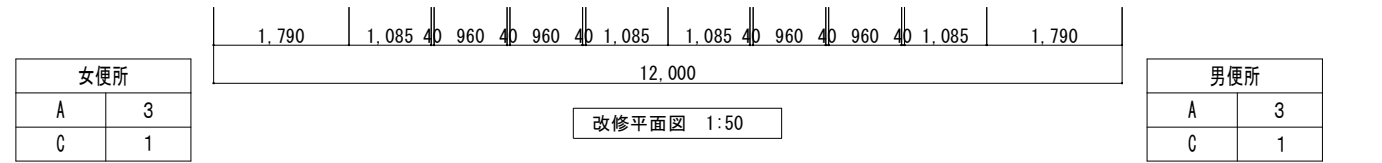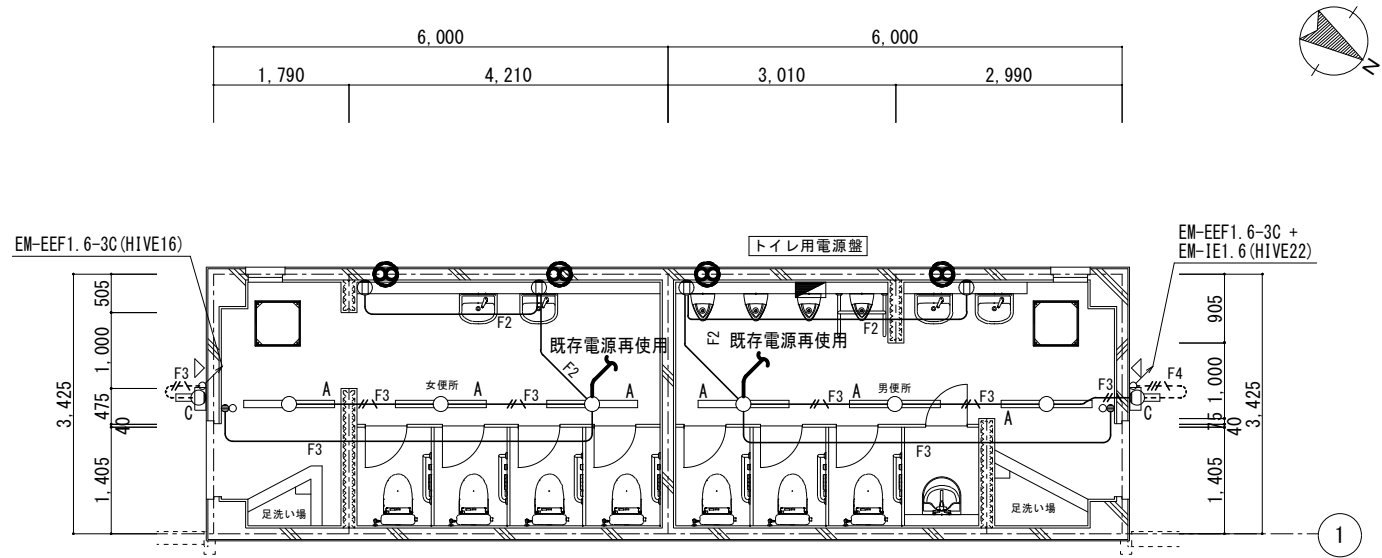

屋根伏図 1:50

特記なき記号は下記による。	
記 号	名 称
	分電盤(取外、再取付)
	LED照明 天井直付型
	LED照明 壁面直付型
	1P15Ax1, 1P4A(オレカ)x1, 新金属P
	自動点滅器, 露出型, 3A
	2P15Ax1, 新金属P
	換気扇-壁付(設備工事)


特記なき配線は下記による。	
	EM-EEF1.6-2C (PF16)
	EM-EEF1.6-3C (PF16)
	EM-EEF1.6-3C (PF16)
	EM-EEF1.6-3C (HIVE16)
	EM-EEF1.6-3C+EM-IE1.6 (HIVE22)

※二重天井内はケーブルころがし配線とする。
但し、必要箇所は適合サイズ配管にて保護のこと。

特記事項

- ・既存機器配管配線等の穴埋め及び補修が発生した場合は、特記無き限り本工事とする。
- ・既設配線の切断し等、作業工程を十分検討し、運営・業務に支障無きよう施工のこと。
- ・HIVE配管の直線接続時のカップリング材は全て伸縮カップリングを使用のこと。

工事名		No.	
中央卸売市場場内トイレ改修工事（2期工事）		E-09	
図面名		縮尺	A1: 1/50 A3: 1/100
【水産棟トイレ】 電灯設備図		令和7年4月	
建築	課長	主幹	課長補佐
	副主査	課員	担当者
設備	課長	主幹	課長補佐
	副主査	課員	担当者
		承認	検図
		製図	

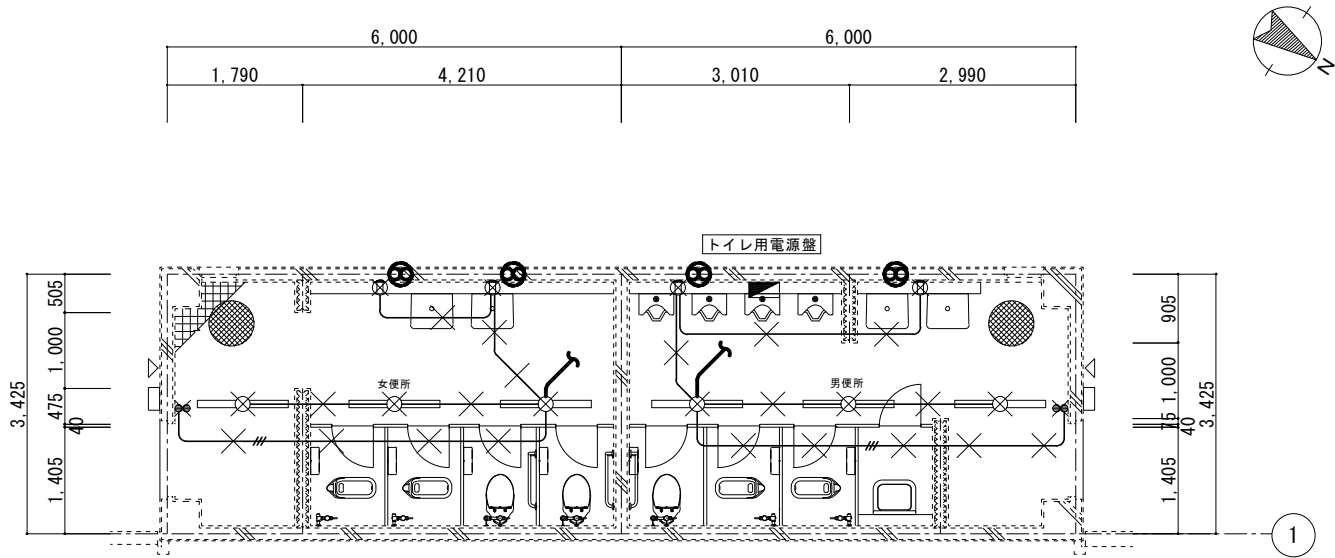

女便所	
直付40W×1灯	3

男便所	
直付40W×1灯	3

既存平面図 1:50


特記なき記号は下記による。	
記 号	名 称
	分電盤(取外、再取付)
	天井直付型 40W×1灯
	1P15Ax2, 新金属P
	2P15Ax1, 新金属P
	換気扇-壁付(設備工事)

× …撤去箇所をしめす。

特記なき配線は下記による。	
	VVF1.6-2C (PF16)
	VVF1.6-3C (PF16)

特記

撤去又は取外しした照明器具の安定器等については、PCB使用の有無を調査のうえ、リストおよび型番等の分かる写真を添付した報告書を提出し、監督員の承諾を得て引渡し又は処分すること。
なお、電路から取り外したPCB使用機器は特別管理産業廃棄物にあたるので、法律に従いPCB廃棄物の飛散・流出・地下浸透・悪臭発生の防止措置を講じ「PCB汚染物」の標示をすること。
保管場所については、監督員の指示に従うこと

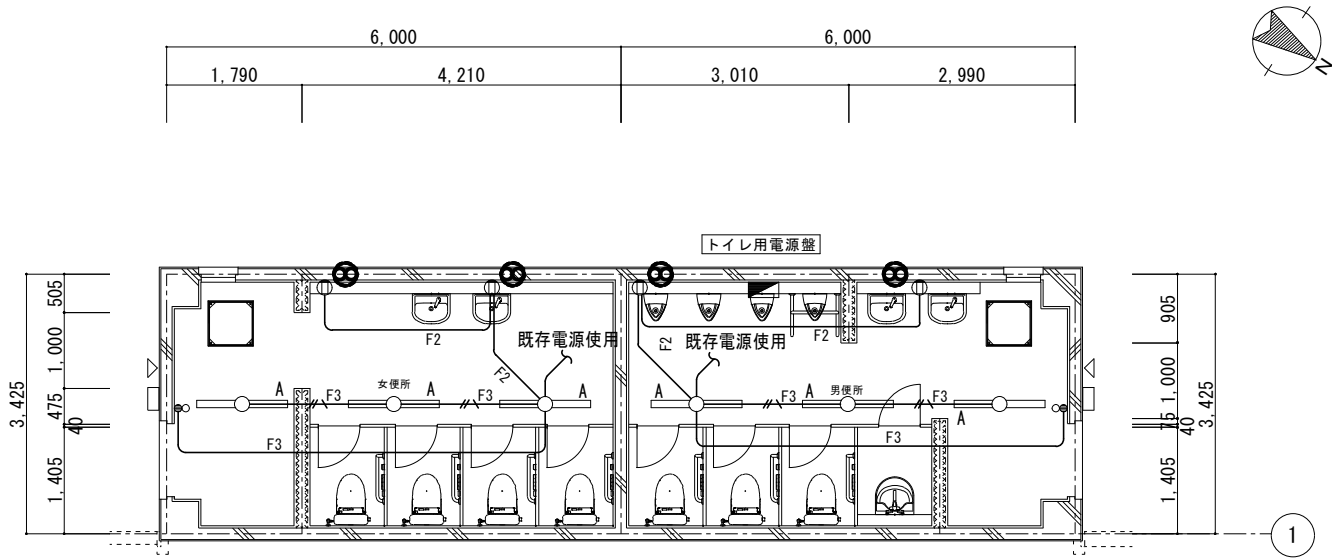

女便所	
A	3

男便所	
A	3

改修平面図 1:50

特記なき記号は下記による。	
記 号	名 称
	分電盤(取外、再取付)
	LED照明 天井直付型
	1P15Ax1, 1P4A (オンピカ) x1, 新金属P
	2P15Ax1, 新金属P
	換気扇-壁付(設備工事)

特記なき配線は下記による。	
F2	EM-EEF1.6-2C (PF16)
F3	EM-EEF1.6-3C (PF16)
F3	EM-EEF1.6-3C (PF16)


※二重天井内はケーブルころがし配線とする。
但し、必要箇所は適合サイズ配管にて保護のこと。

特記事項

- ・既存機器配管配線等の穴埋め及び補修が発生した場合は、特記無き限り本工事とする。
- ・既設配線の切断し等、作業工程を十分検討し、運営・業務に支障無きよう施工のこと。

工事名						中央卸売市場内トイレ改修工事（2期工事）						No.		E-10	
図面名		【青果棟トイレ】 電灯設備図				縮尺	A1: 1/50 A3: 1/100								
岡山市市場事務部						令和7年4月						 株式会社 U . D . D 設 計 株式会社ユー・ディ・ディ設計 岡山県岡山市東区一丁目2番12号 TEL:086-253-2268 FAX:086-253-2262 一級建築士事務所登録 岡第12147号 一級建築士 海 野 雅 之			
建 築	課 長		主 幹	課長補佐	副主査	課 員	担当者								
設 備	課 長		主 幹	課長補佐	副主査	課 員	担当者				承認		検図	製図	

[illegible]

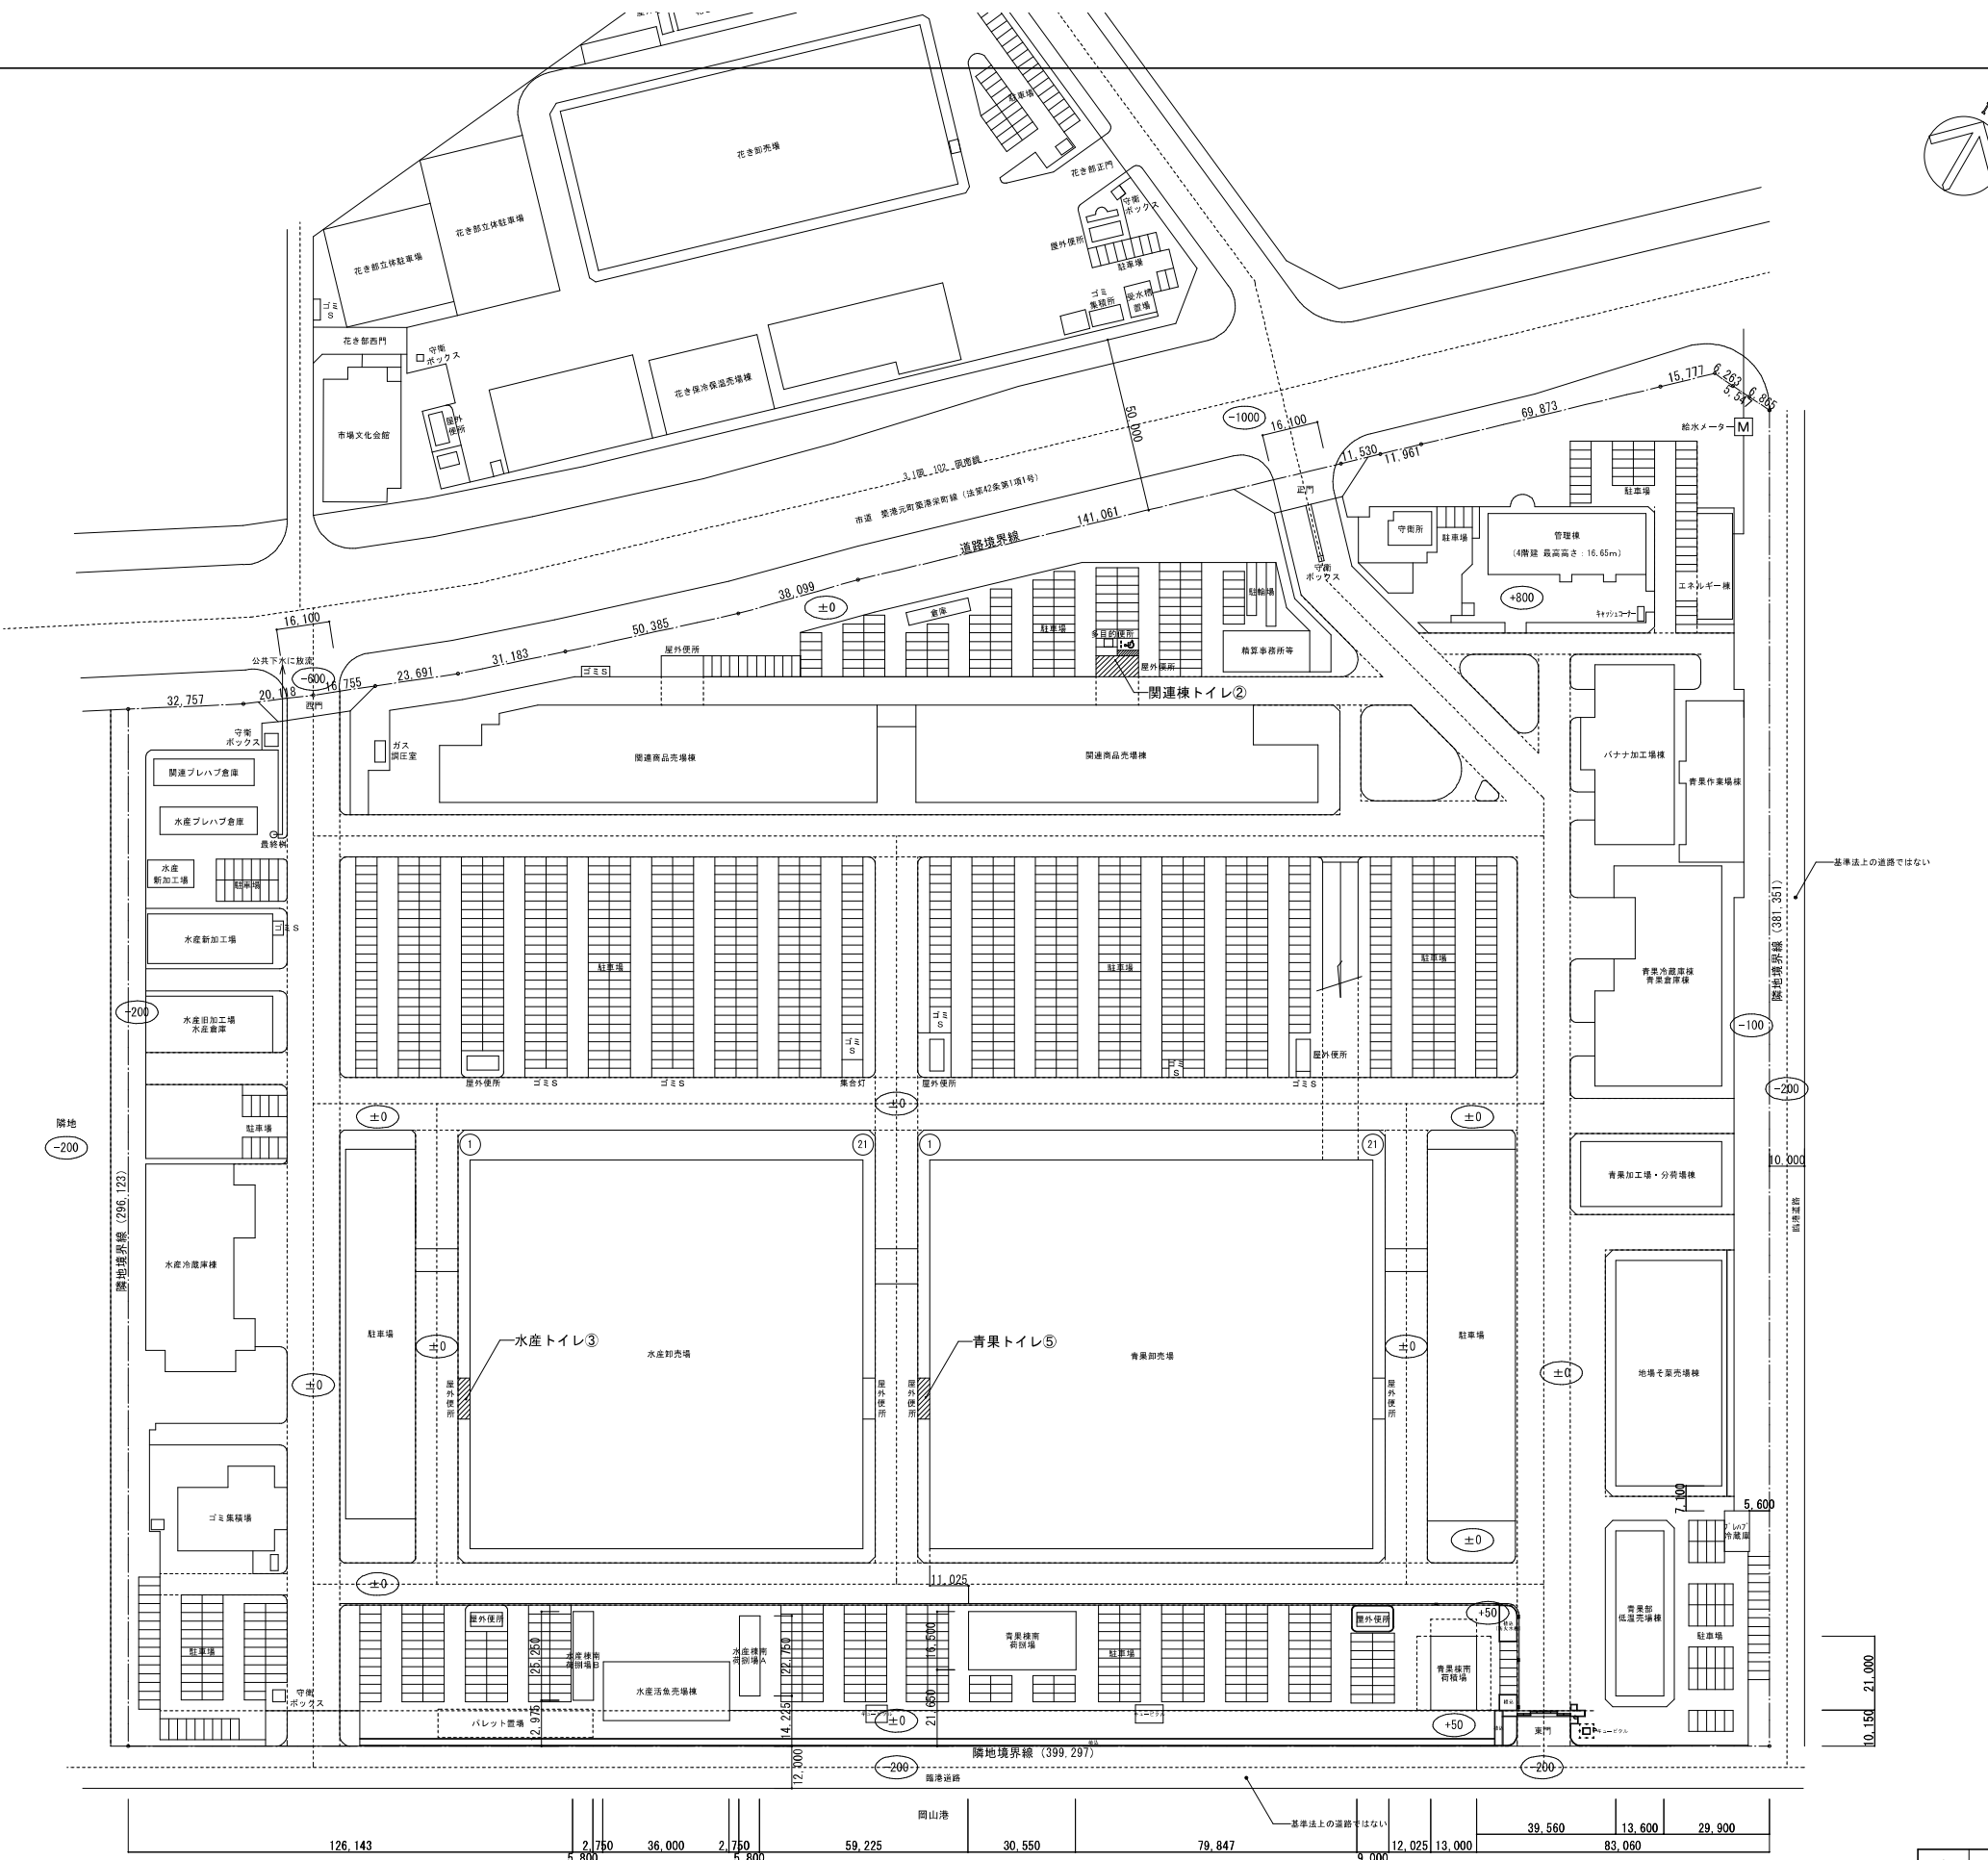

（2期工事）改修建物を示す

工事名	中央卸売市場内トイレ改修工事（2期工事）					No. M-02		
図面名	配置図					縮尺	A1:1/1,000 A3:1/2,000	
建築 設備	岡山市市場事業部					令和7年4月		
	課長	主幹	課長補佐	副主査	課員	担当者		
建築 設備	課長	主幹	課長補佐	副主査	課員	担当書	承認	検印

撤去器具リスト

名 称	品番・付属品（参考品番）	電 源	1 階		
				関連棟トイレ②	
洋風便器	GS494M, TV5650P, TC301（他付属品共）				2
和風便器	C-75F（他付属品共）				6
紙巻器	YH701（2連金属製）				8
小便器	US860C 1-100V	○			4
手洗器	L250AM, TENA4シリーズ（自動水栓、水石けん入有、壁給排水） 1-100V	○			3
掃除流し	（床排水）				1
L型手すり	（樹脂製）				2
I型手すり	（樹脂製）				3
化粧鏡	YM3545F				3
ハンドドライヤー	TYC110G 1-100V 670W	○			2

新設器具リスト

名 称	品番・付属品（参考品番）	電 源	1 階		
				関連棟トイレ②	
洋風便器	QFS498BMC, TCF5514AU 1-100V 311W	○			8
紙巻器	YH701				8
小便器	UFS900R 1-100V	○			4
手洗器	LSH722AAPW（電温3L、水石けん入有） 1-100V	○			3
掃除流し	SK22A, T23AE020C, T37AGEP（他付属品共、床排水）				1
L型手すり	T112QL9（樹脂製）				8
小便器用手すり	T112QJ22（樹脂製）				1
化粧鏡	YM3545F				3
ハンドドライヤー	TYC120W 1-100V 550W	○			2
フック	YKH52AR				2


撤去器具リスト

名 称	品番・付属品（参考品番）	電 源	合 計	1 階		
				水産棟トイレ③	青果棟トイレ⑤	
洋風便器	GS494M, TV5650P, TC301（他付属品共）		6	3	3	
和風便器	C-75F（他付属品共）		8	4	4	
紙巻器	YH701（2連金属製）		14	7	7	
小便器	US860C 1-100V	○	8	4	4	
手洗器	L250AM, TENA4シリーズ（自動水栓、水石けん入有、壁給排水） 1-100V	○	8	4	4	
掃除流し	（床排水）		2	1	1	
L型手すり	T113BL9（金属製）		6	3	3	
化粧鏡	YM3545F		10	5	5	
ハンドドライヤー	TYC110G 1-100V 670W	○	4	2	2	


新設器具リスト

名 称	品番・付属品（参考品番）	電 源	合 計	1 階		
				水産棟トイレ③	青果棟トイレ⑤	
洋風便器	QFS498BMC, TCF587 1-100V 314W	○	14	7	7	
紙巻器	YH701		14	7	7	
小便器	US900R 1-100V	○	8	4	4	
手洗器	L250CM, TLE26SS1A, TS126AR, TLOP2105JA（水石けん入有） 1-100V	○	8	4	4	
掃除流し	SK22A, T23AE020C, T37AGEP（他付属品共、床排水）		2	1	1	
L型手すり	T112QL9（樹脂製）		14	7	7	
小便器用手すり	T112QJ22（樹脂製）		2	1	1	
化粧鏡	YM3545F		10	5	5	
ハンドドライヤー	TYC120W 1-100V 550W	○	4	2	2	

工事名	中央卸売市場場内トイレ改修工事（2期工事）				N o .		
図面名	衛生器具リスト（撤去・新設）				M-03		
建 築	岡山市市場事業部				株式会社 U・D・D 設計 株式会社ユー・ディ・ディ設計 岡山事務所 岡山一丁目3番15号 TEL086-252-2200 FAX086-252-2202 一級建築士事務所登録 岡第121147号 一般建築士 第378849号 中田 智之		
	課 長	主 幹	課長補佐	副主査	課 員	担当者	
設 備	課 長	主 幹	課長補佐	副主査	課 員	担当者	承認
							検印
							製図

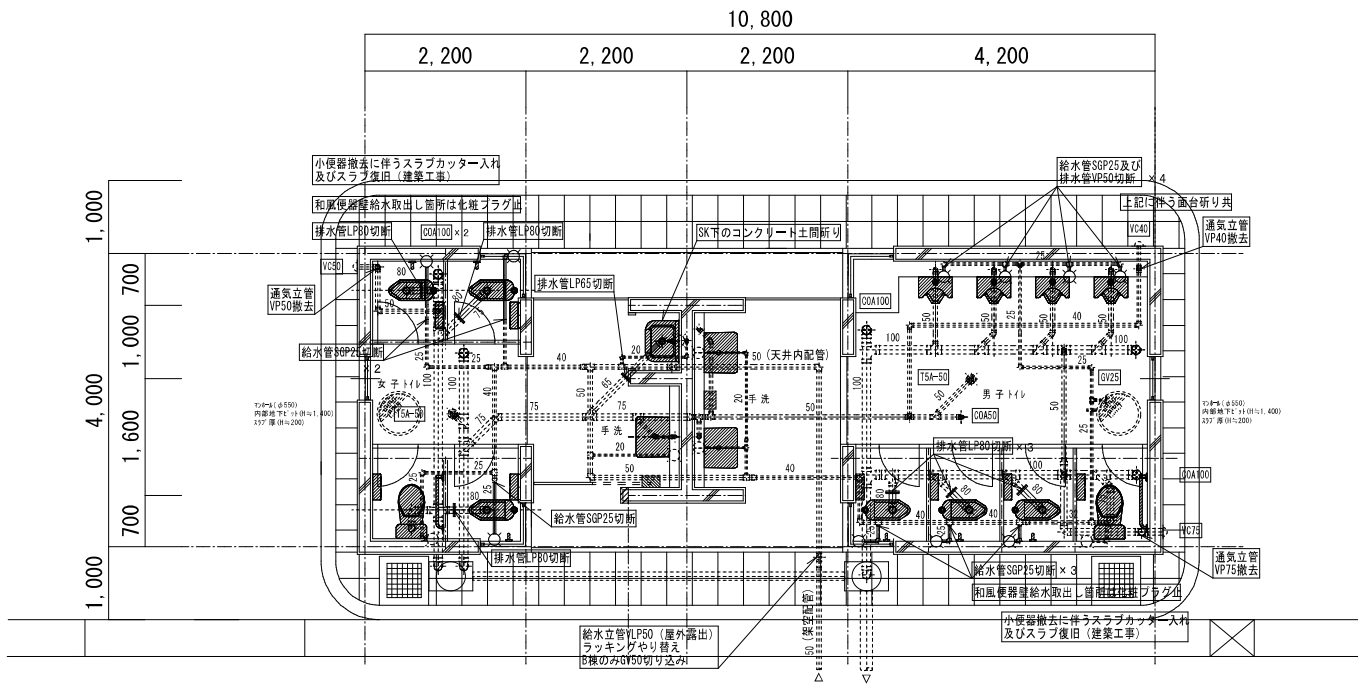

平面図（既存） S=1/50

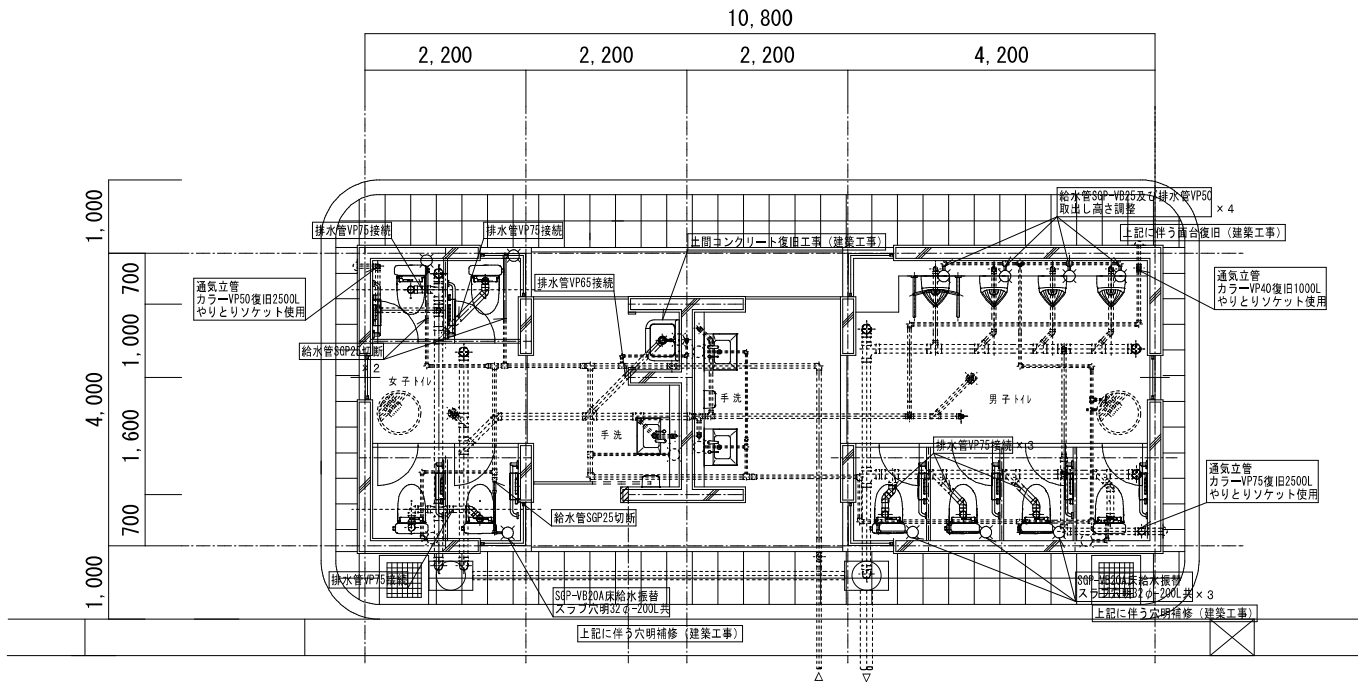


平面図（改修後） S=1/50

<特記事項>


- ・トイレスラブ下はピット内配管となる。
- ・斜線付きの衛生器具は撤去する器具を示す。
例) 小便器撤去




- ・改修箇所外の既設配管は点線にて表記する。
- ・器具取付位置は参考位置であり、監督員指示の元位置を確定させること。
- ・器具撤去に伴う壁床のタイル補修は建築工事とする。
- ・LPは鉛管を示す。

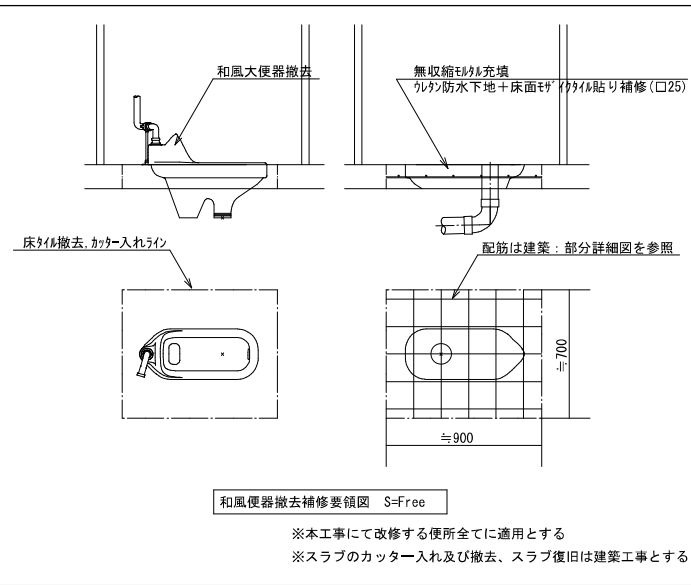


工事名		中央卸売市場場内トイレ改修工事（2期工事）				No.		M-04	
図面名		【関連棟トイレ】 衛生設備 平面図				縮尺	A1: 1/50 A3: 1/100		
		岡山市市場事業部				令和7年4月			
建築	課長	主幹	課長補佐	副主査	課員	担当書			
						株式会社ユー・ディ・デザイン 岡山営業所〒760-0849 岡山県岡山市北区大井町1-10-14 TEL 086-923-0101 FAX 086-923-0102 E-MAIL yd@y-d.co.jp			
設備	課長	主幹	課長補佐	副主査	課員	担当書			
						一級建築士事務所 建築士 2 1 2 7 号 一級建築士 第3 7 8 8 4 号 中田 智之			
						承認	捺印	製図	

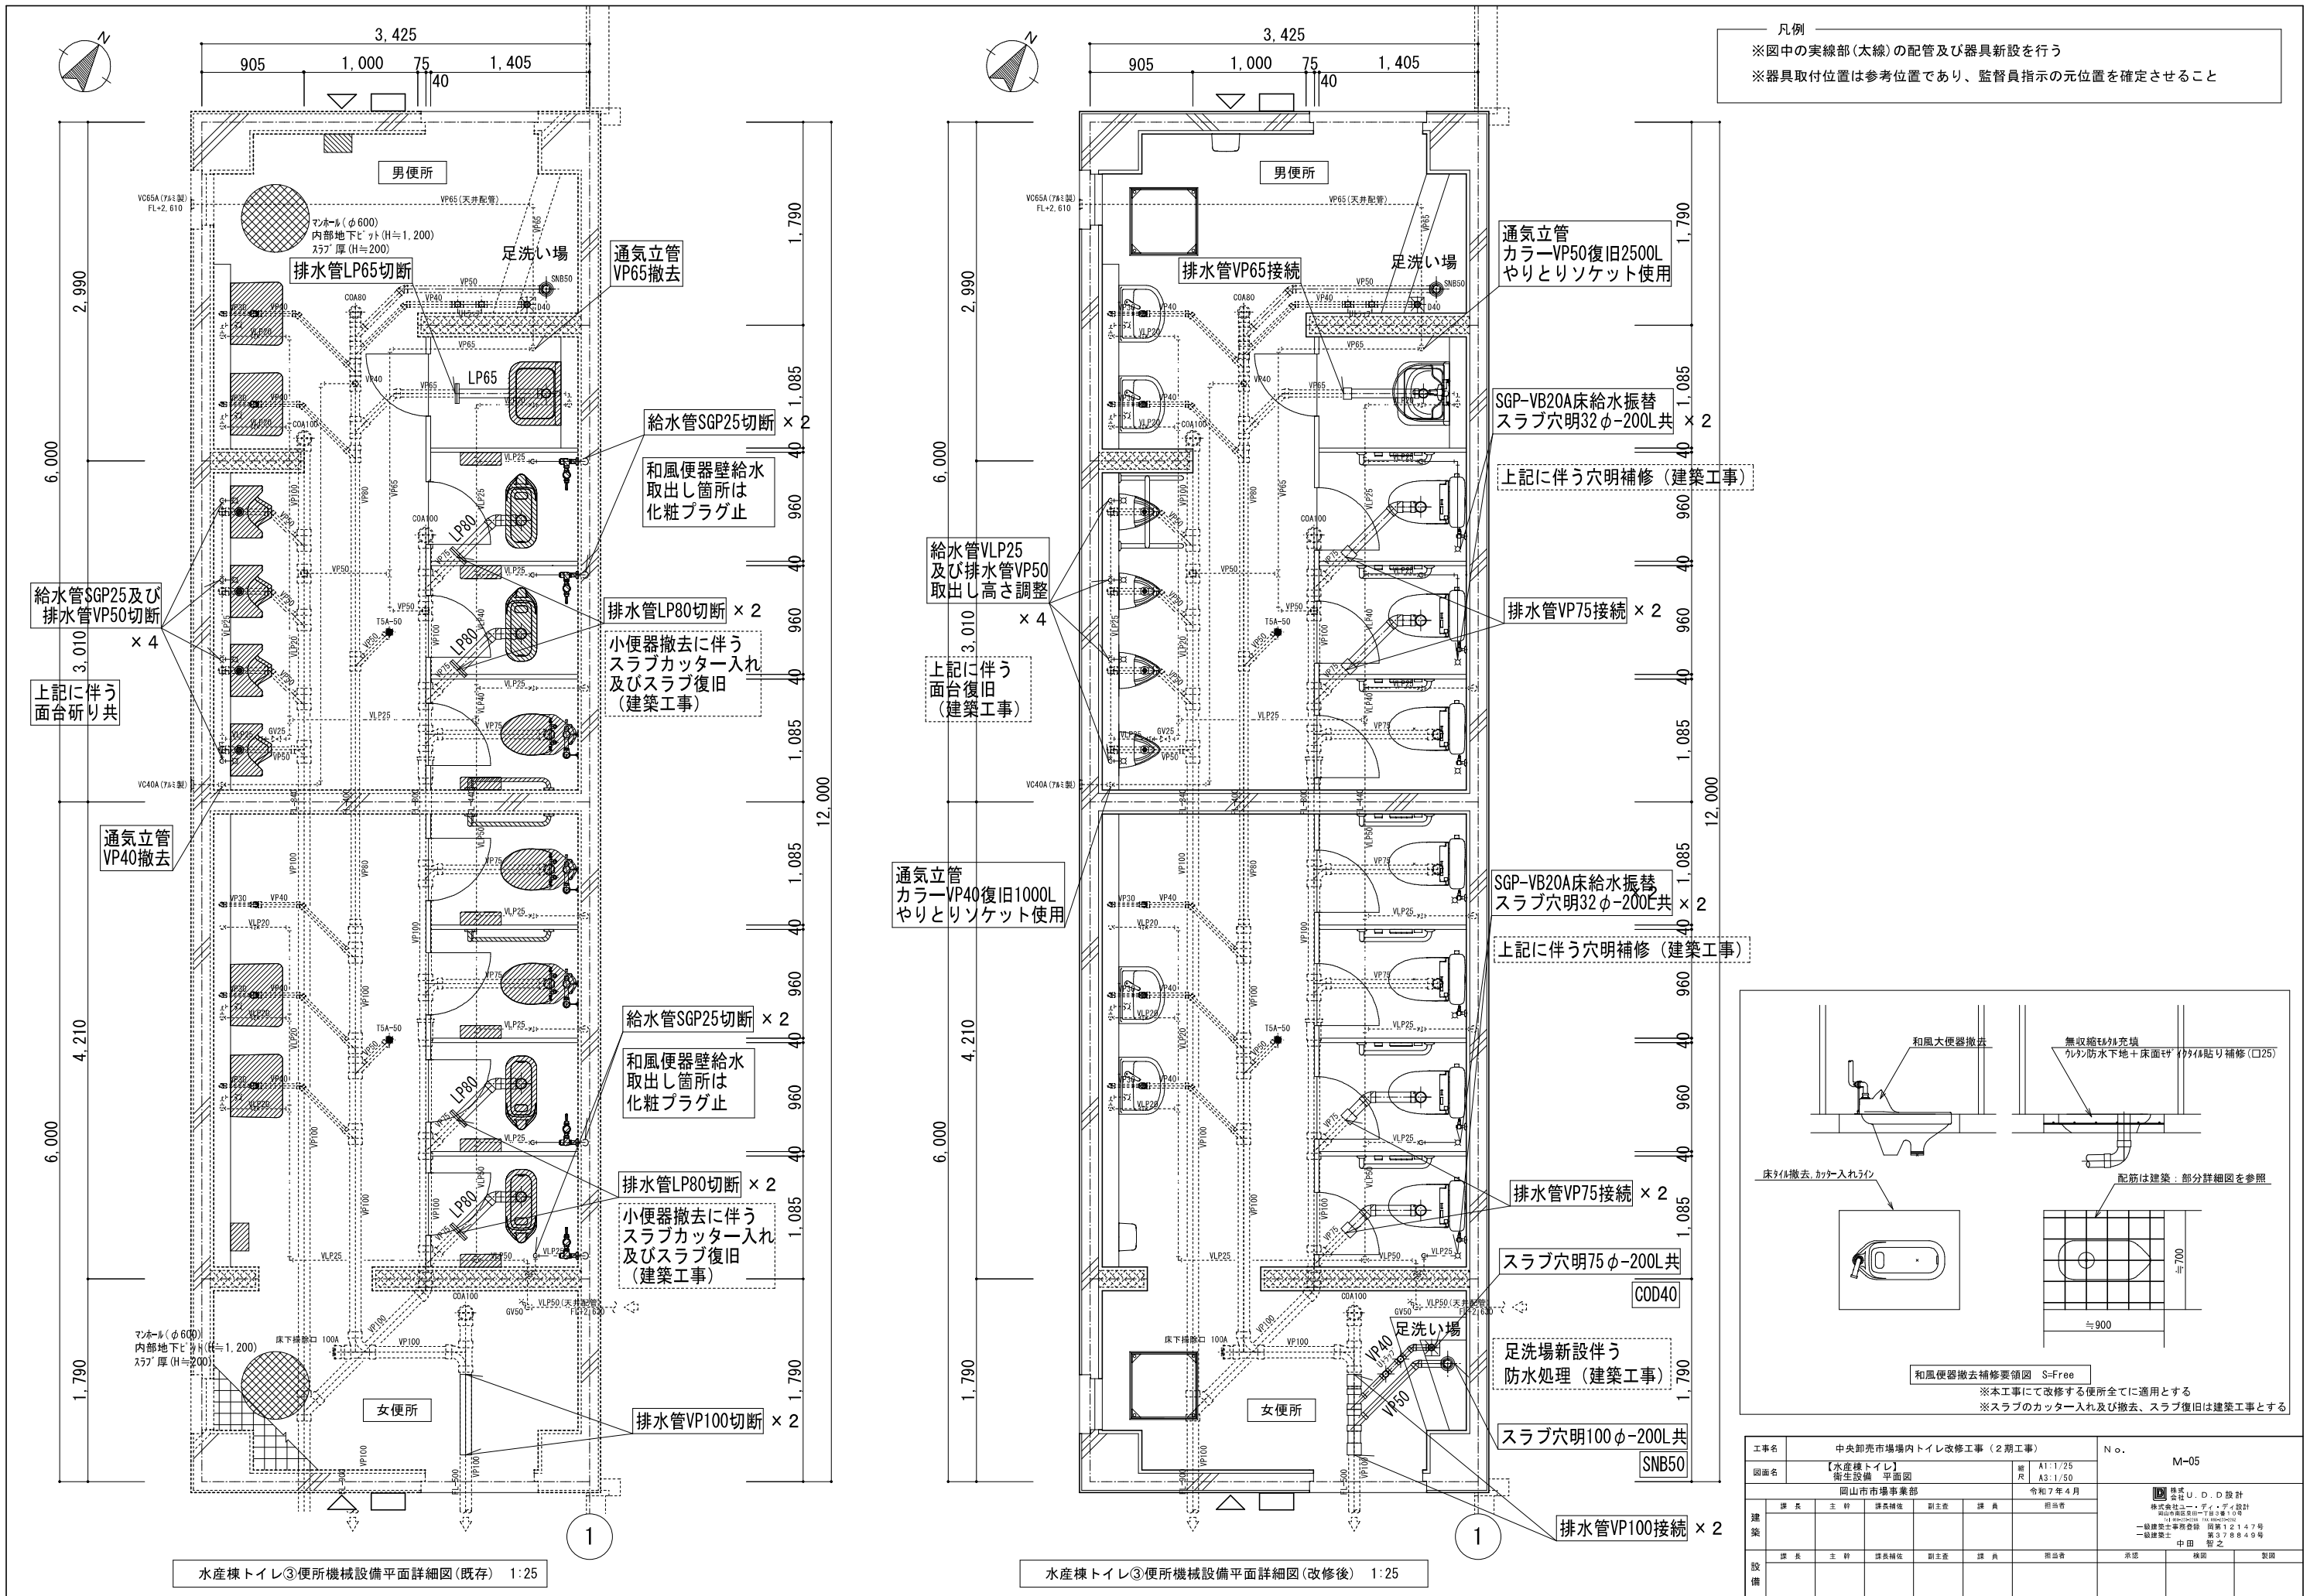

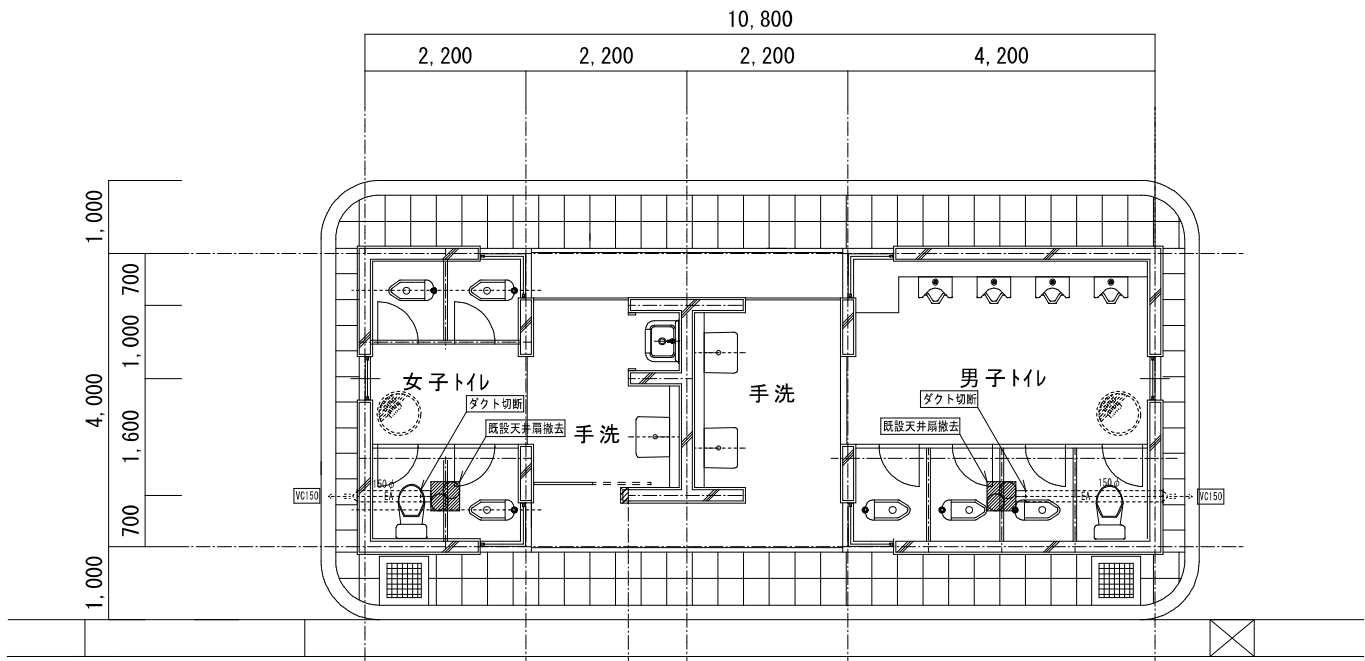

平面図（既存） S=1/50

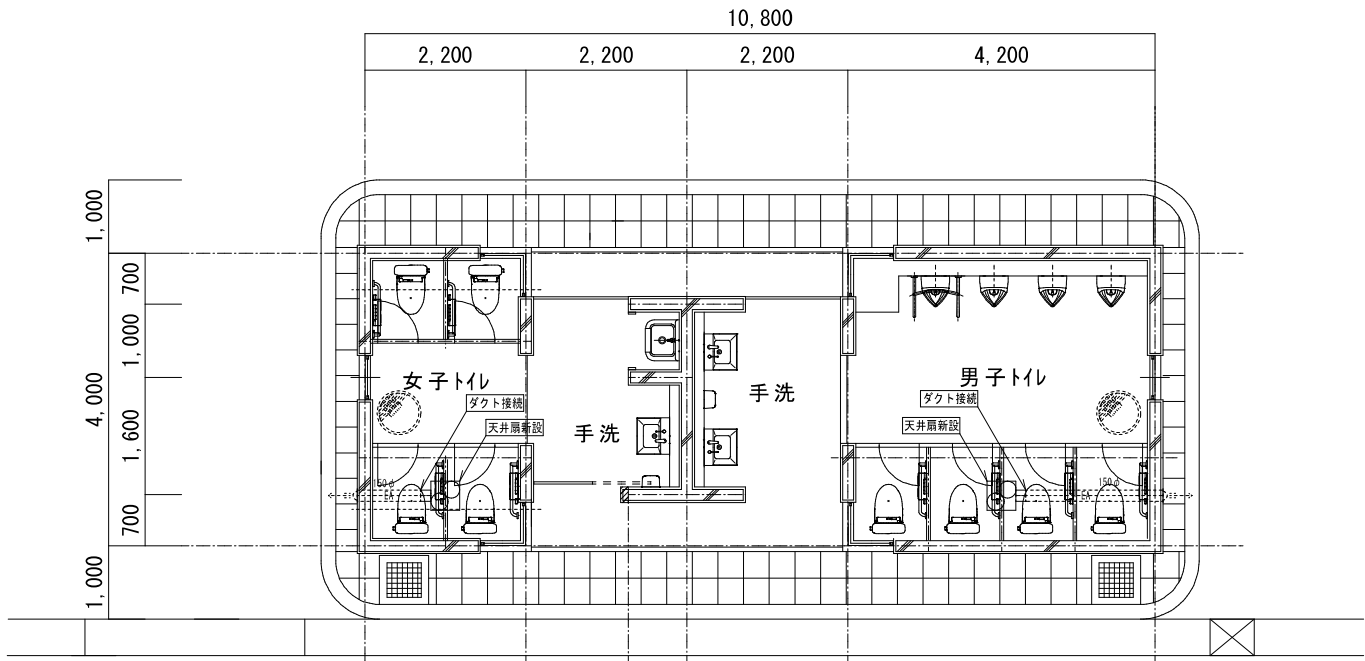

平面図（改修後） S=1/50

撤去換気機器リスト

機器記号	名称	機器仕様	電動機		台数	備考 (参考型番)
			φ-V	W		
F-1	天井換気扇	低騒音型 風量 (m ³ /h) 300 機外静圧 (Pa) 68	1-100	52	2	VD-23Z9
	関連棟トイレ②	(付属品)				



*電気容量は参考値とする。

新設換気機器リスト

機器記号	名称	機器仕様	電動機		台数	備考 (参考型番)
			φ-V	W		
F-1	天井換気扇	低騒音型 風量 (m ³ /h) 400 機外静圧 (Pa) 80	1-100	88	2	VD-23Z13
	関連棟トイレ②	(付属品)				

*電気容量は参考値とする。

工事名	中央卸売市場内トイレ改修工事（2期工事）					No. M-07		
図面名	【関連棟トイレ】換気設備 平面図・機器リスト					縮尺	A1:1/50 A3:1/100	
建築	岡山市市場事業部					令和7年4月		
	課長	主幹	課長補佐	副主査	課員	担当者		
設備	課長	主幹	課長補佐	副主査	課員	担当者		
						承認	検印	製図

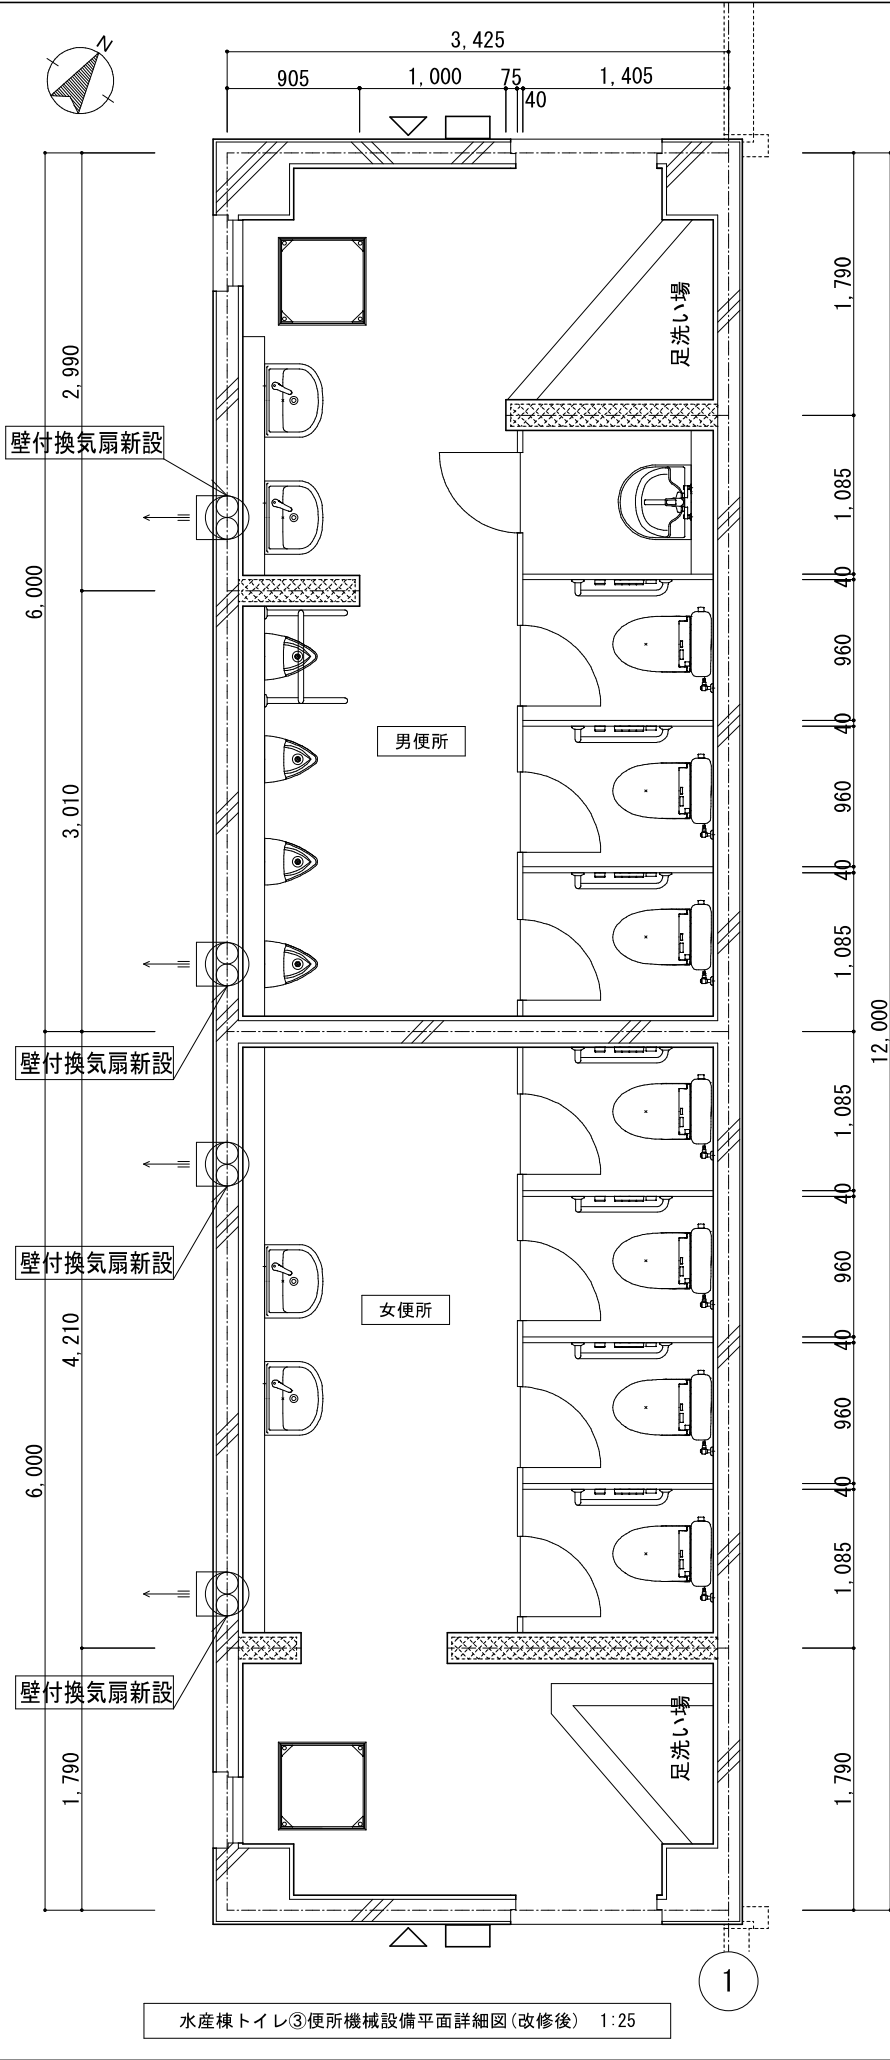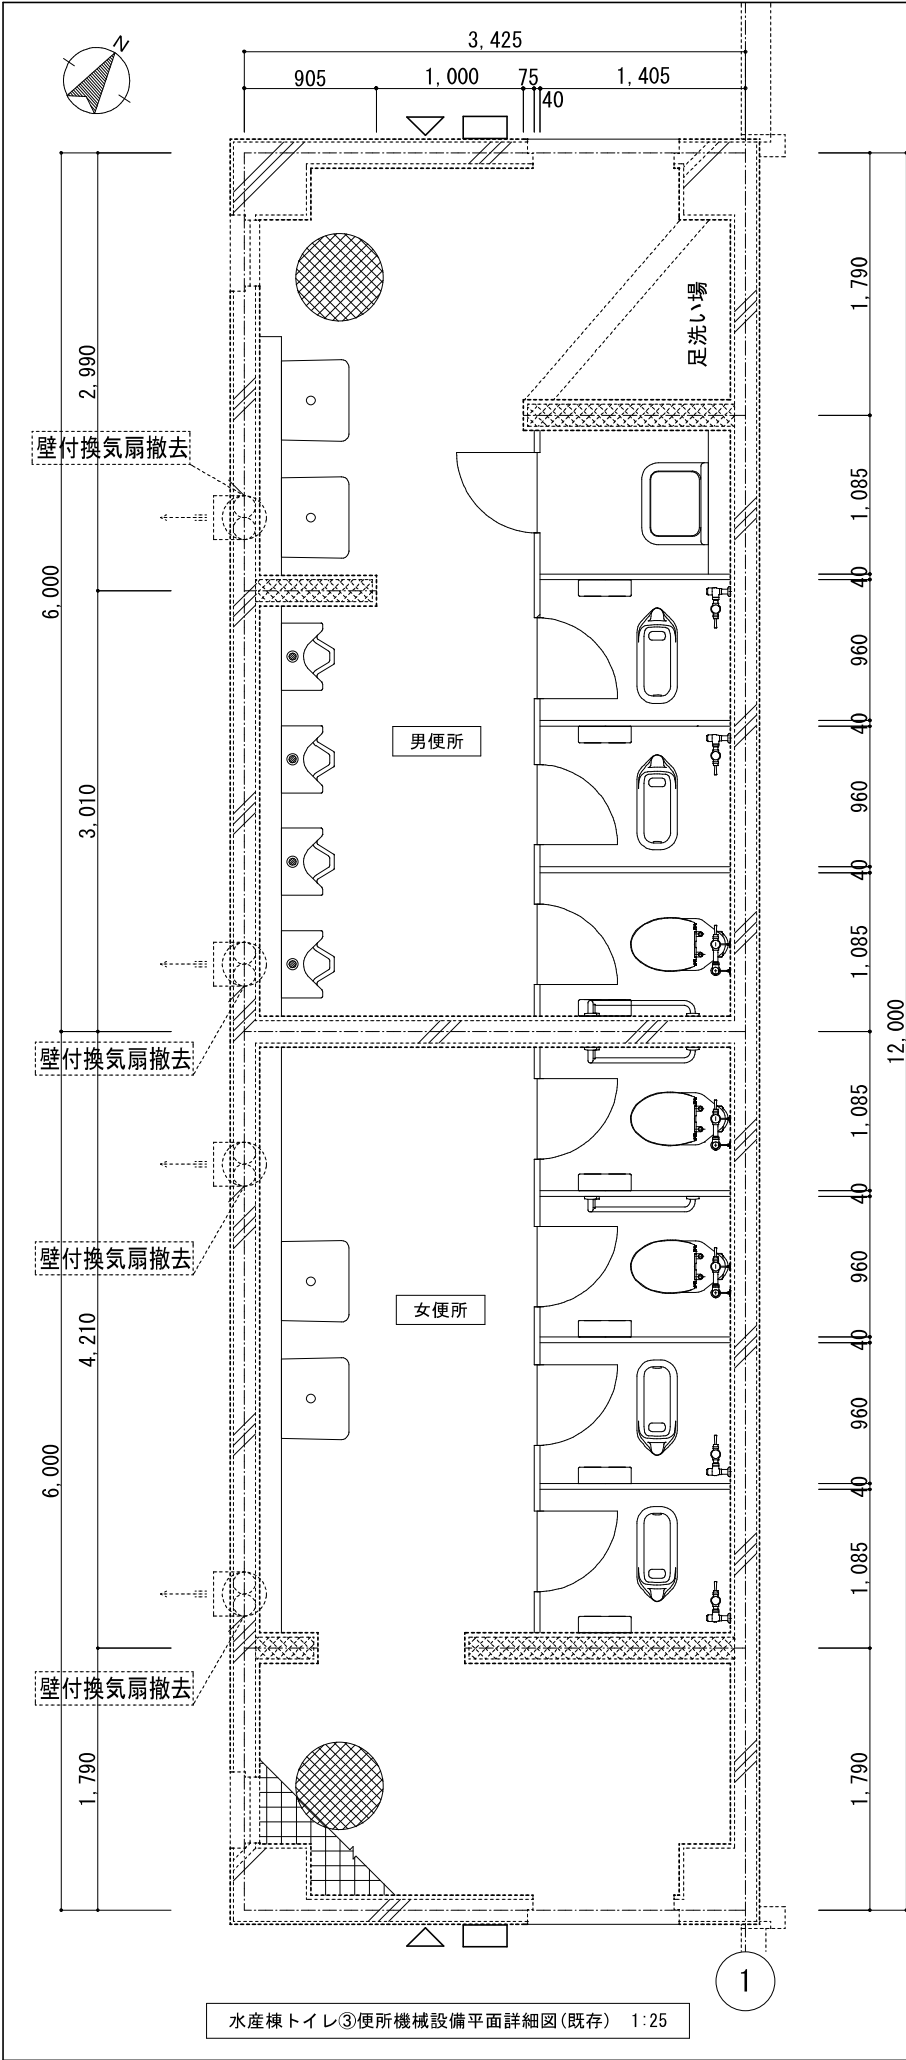

凡例
※図中の実線部(太線)の配管及び器具新設を行う
※器具取付位置は参考位置であり、監督員指示の元位置を確定させること

撤去換気機リスト					
機器記号	名称	機器仕様	電動機		備考 (参考型番)
			φ-V	W	
V-1	標準換気扇	羽根径20cm	I-100		4
	(水産棟トイレ③)	(付属品) 屋外フード			P-20CVFX

新設換気機リスト					
機器記号	名称	機器仕様	電動機		備考 (参考型番)
			φ-V	W	
V-1	標準換気扇	羽根径20cm 風量(m3/h) 250 機外静圧(Pa) 10	I-100	16.5	4
	(水産棟トイレ③)	(付属品) 屋外フード			P-20CVFX

工事名		中央卸売市場内トイレ改修工事（2期工事）				No.		M-08	
図面名		【水産棟トイレ】 換気設備 平面図・機器リスト			縮尺	A1：1/25 A3：1/50			
岡山市市場事業部						令和7年4月			
建築	課長	主幹	課長補佐	副主査	課員	担当			
設備	課長	主幹	課長補佐	副主査	課員	担当			

株式会社

U. D. 設計

株式会社 U. D. 設計

岡山県岡山市中区1-1-10

TEL 086-254-1111 FAX 086-254-1112

一級建築士事務所登録 第378849号

中田 智之

株式会社 U. D. 設計

株式会社 U. D. 設計

岡山県岡山市中区1-1-10

TEL 086-254-1111 FAX 086-254-1112

一級建築士事務所登録 第378849号

中田 智之

