


旧コミュニティ消防センター 2F

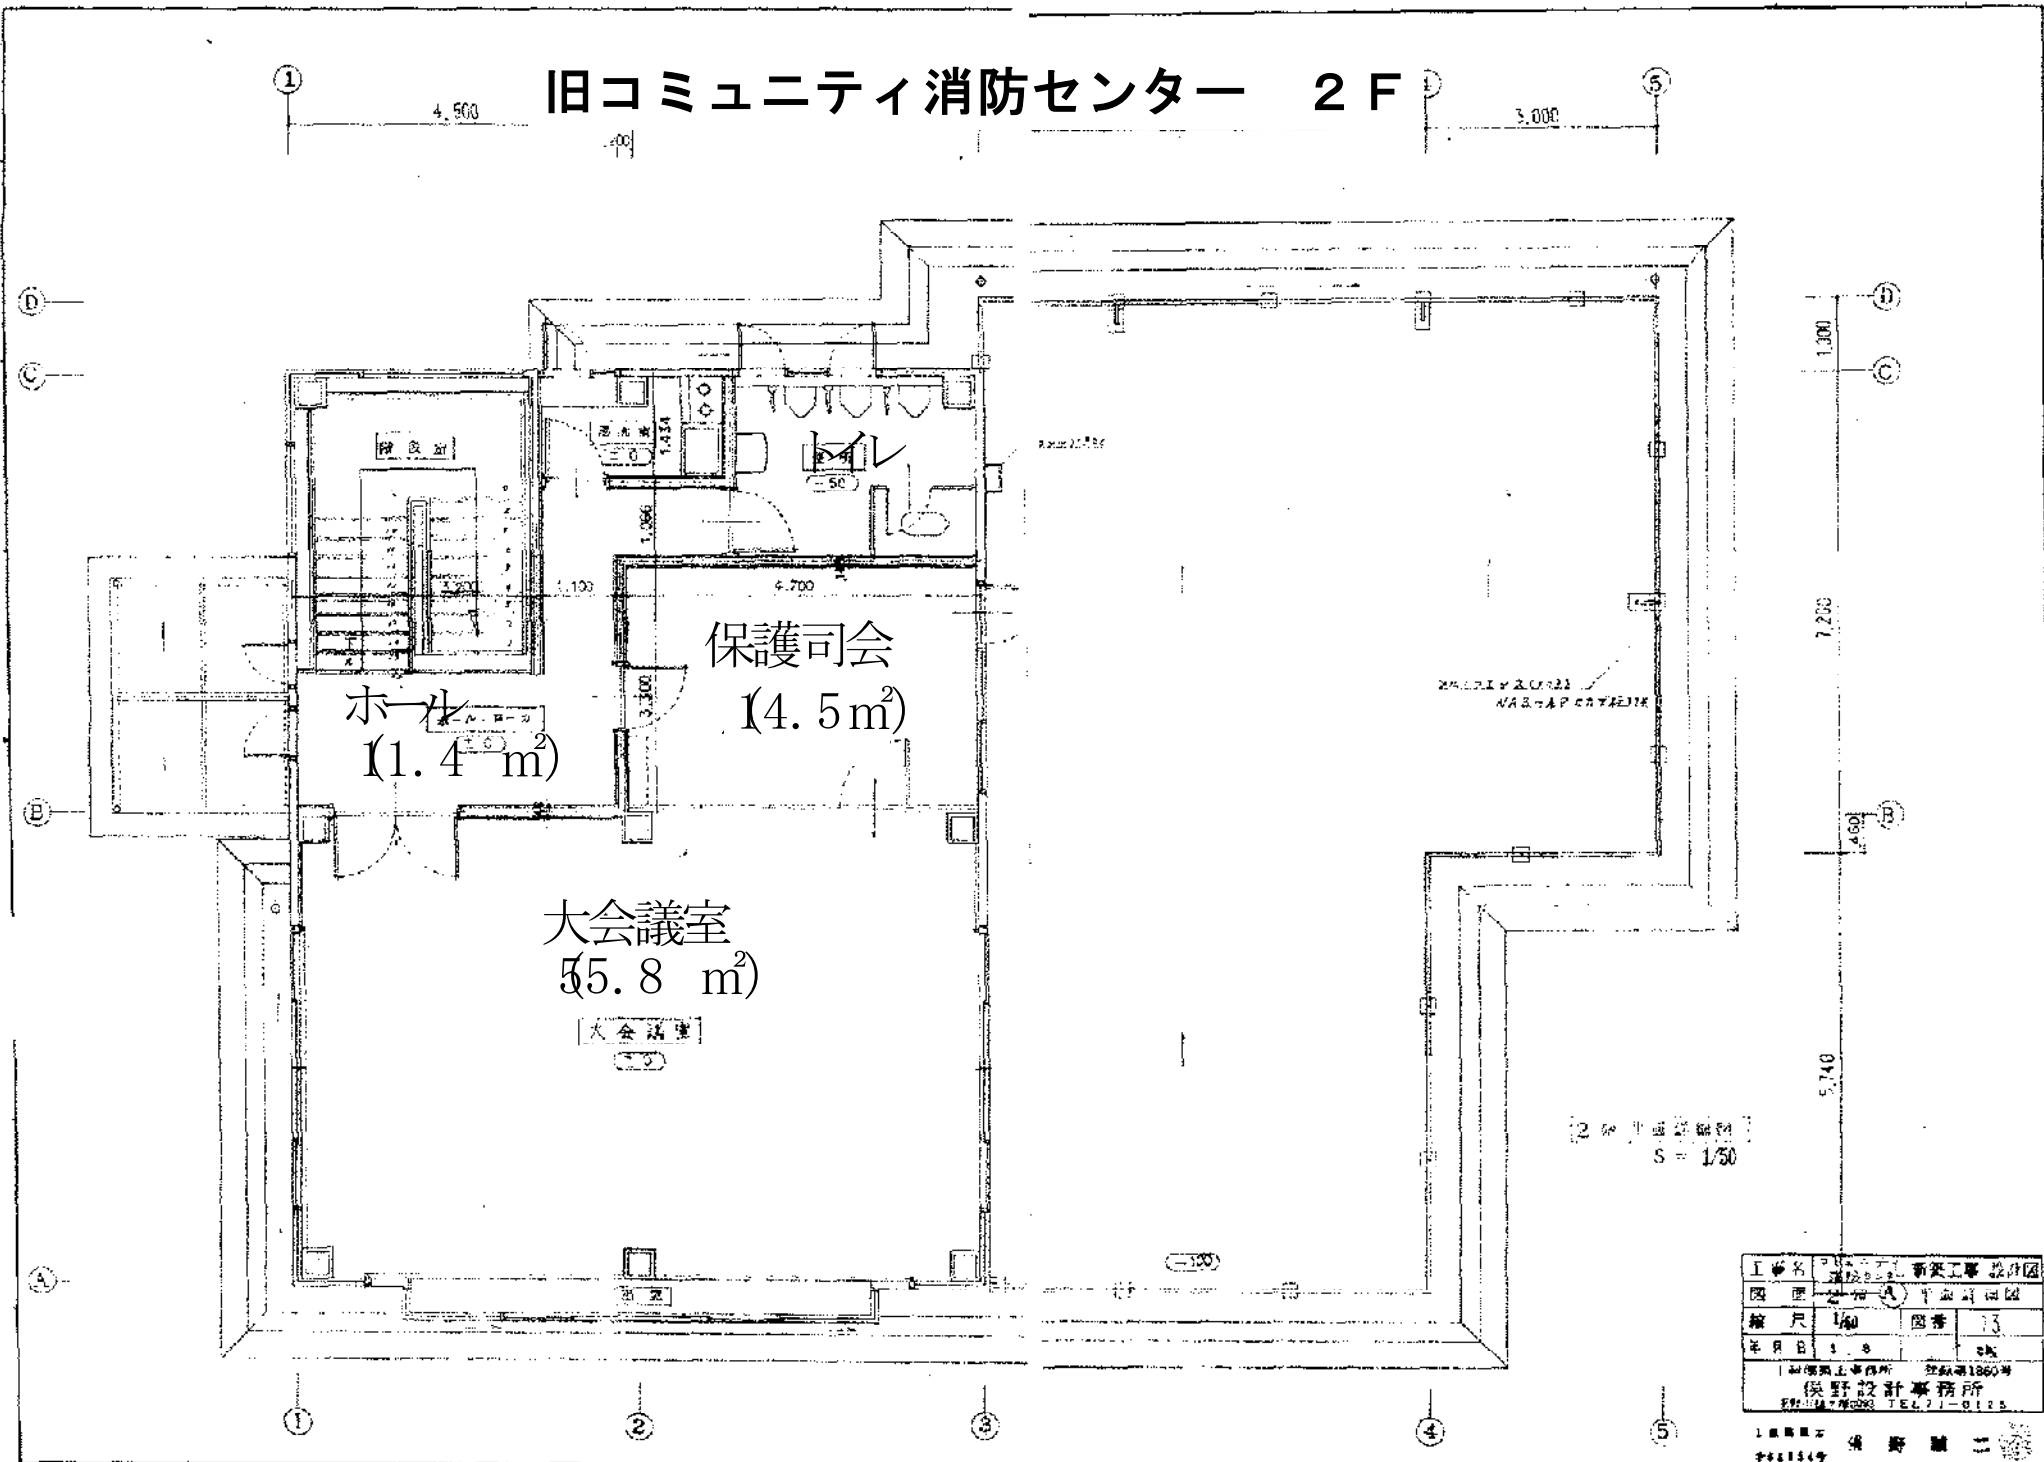


2F 平面図
S = 1/50

工事名	旧コミュニティ消防センター新築工事 設計図		
図面	2F	平面図	図面
縮尺	1/50	図番	13
年月日	1.9	図式	
1 建築設計事務所 登録第1860号			
俣野設計事務所			
TEL 77-0000 TEL 77-0115			

1 俣野設計事務所
TEL 77-0000 TEL 77-0115

旧コミュニティ消防センター 1F

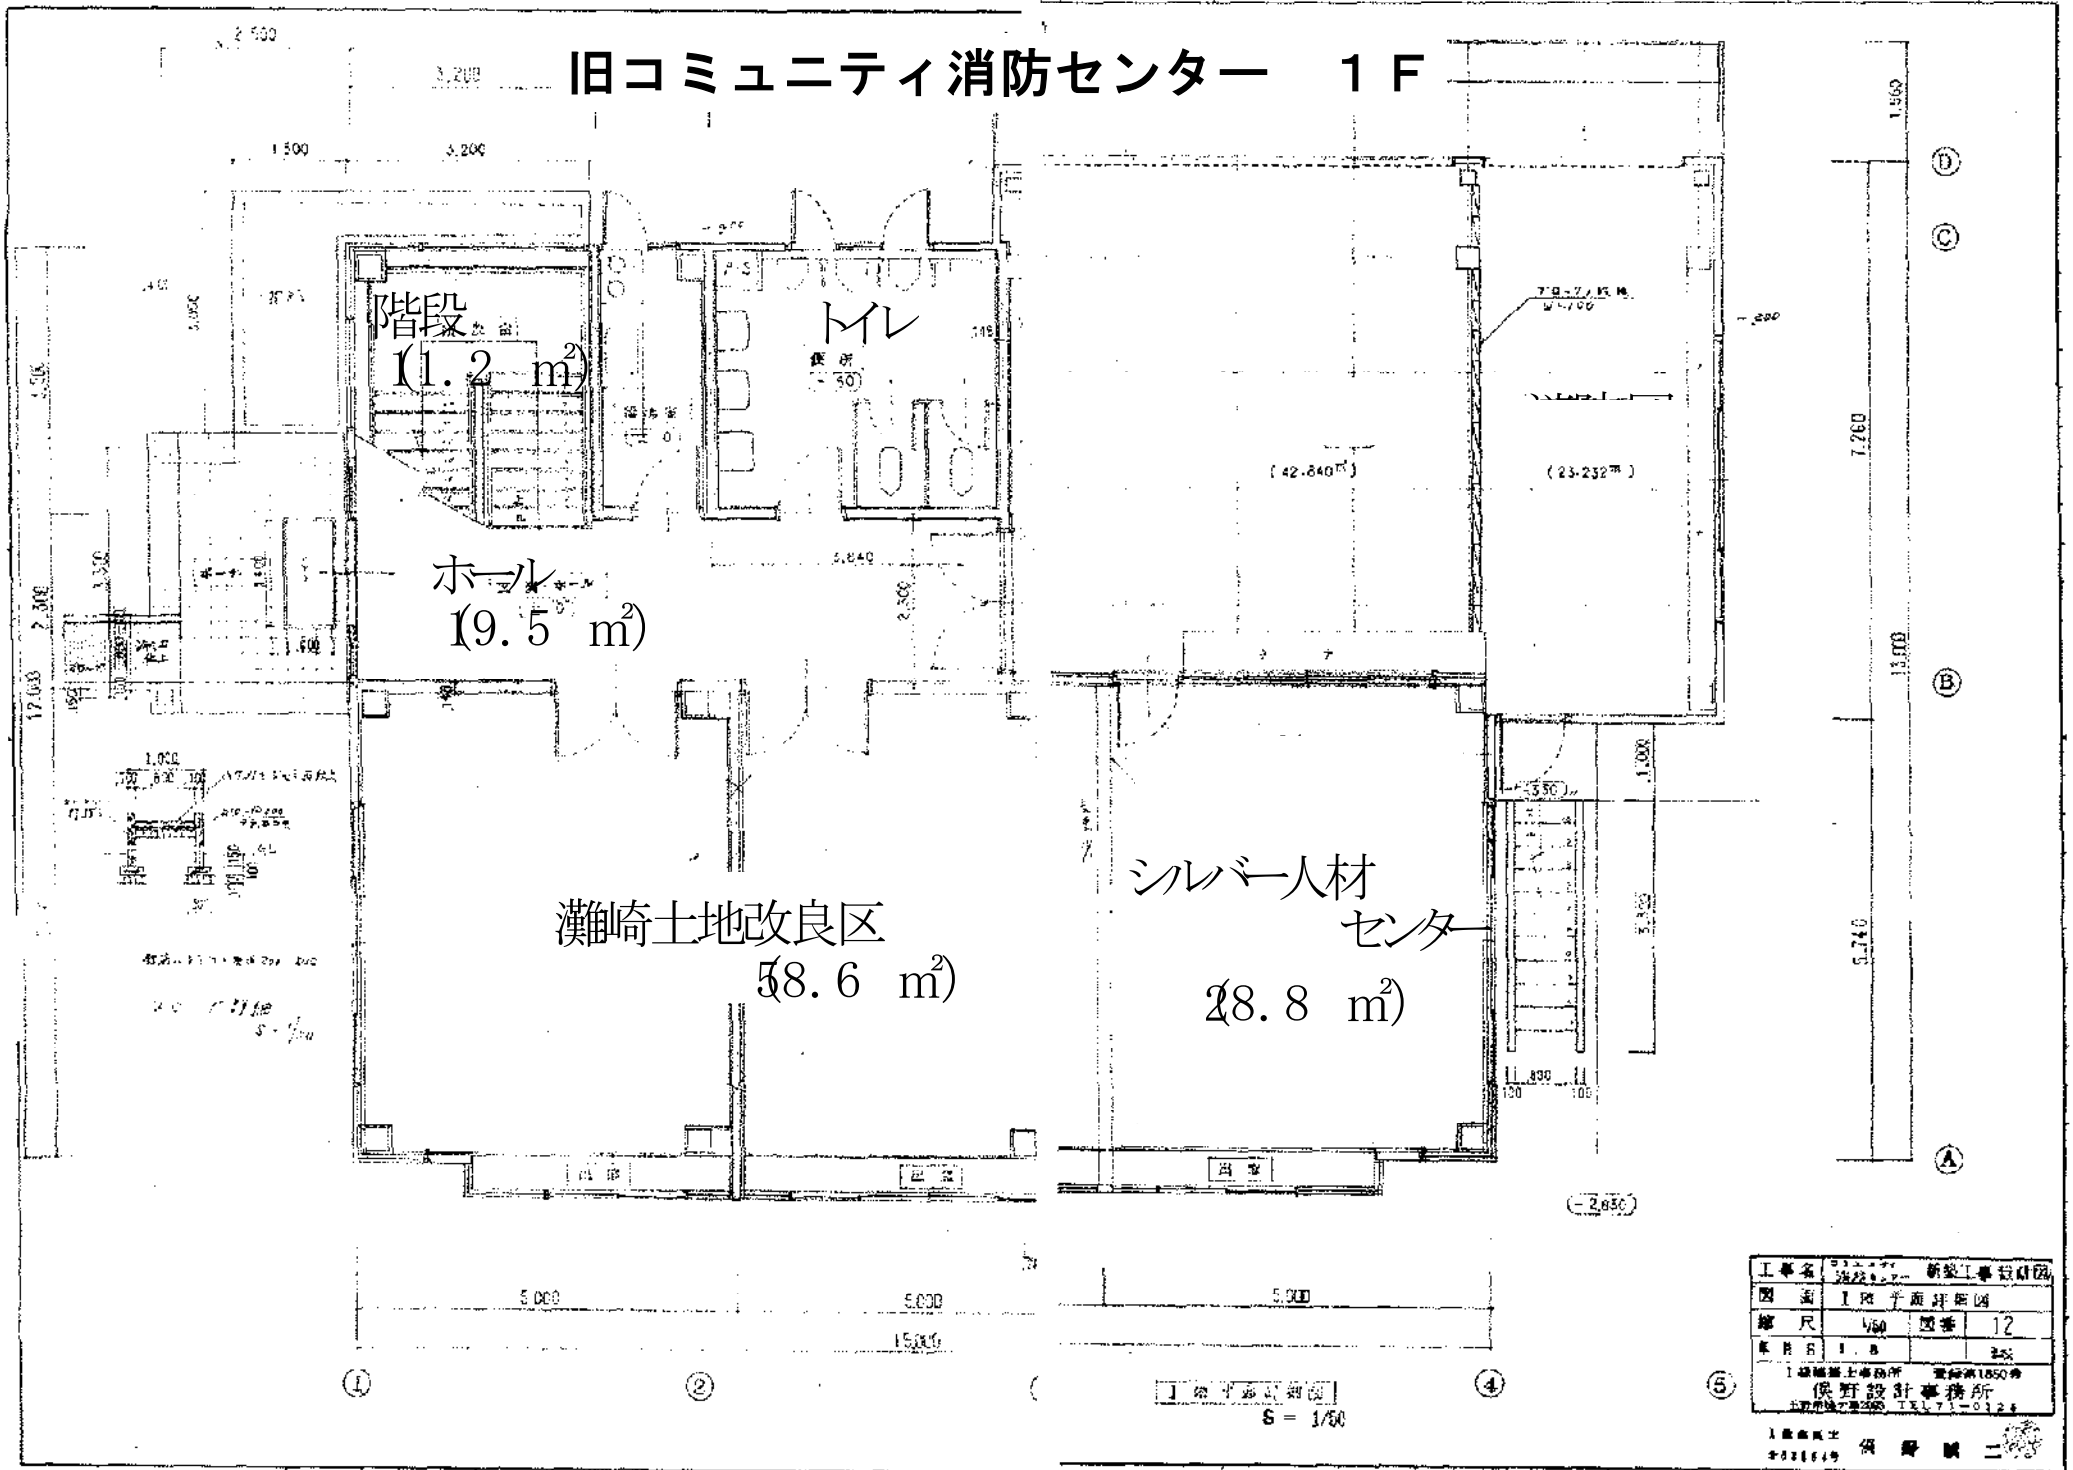

①

②

③

④

1階平面詳細図

⑤

