


令和 7 年度 旧市民病院別館直流電源装置用蓄電池取替修繕

図 面 リ ス ト		
図 番	図 面 名 称	縮 尺
E-00	図面リスト・附近見取図	1/3000
E-01	地下1階平面図	1/100

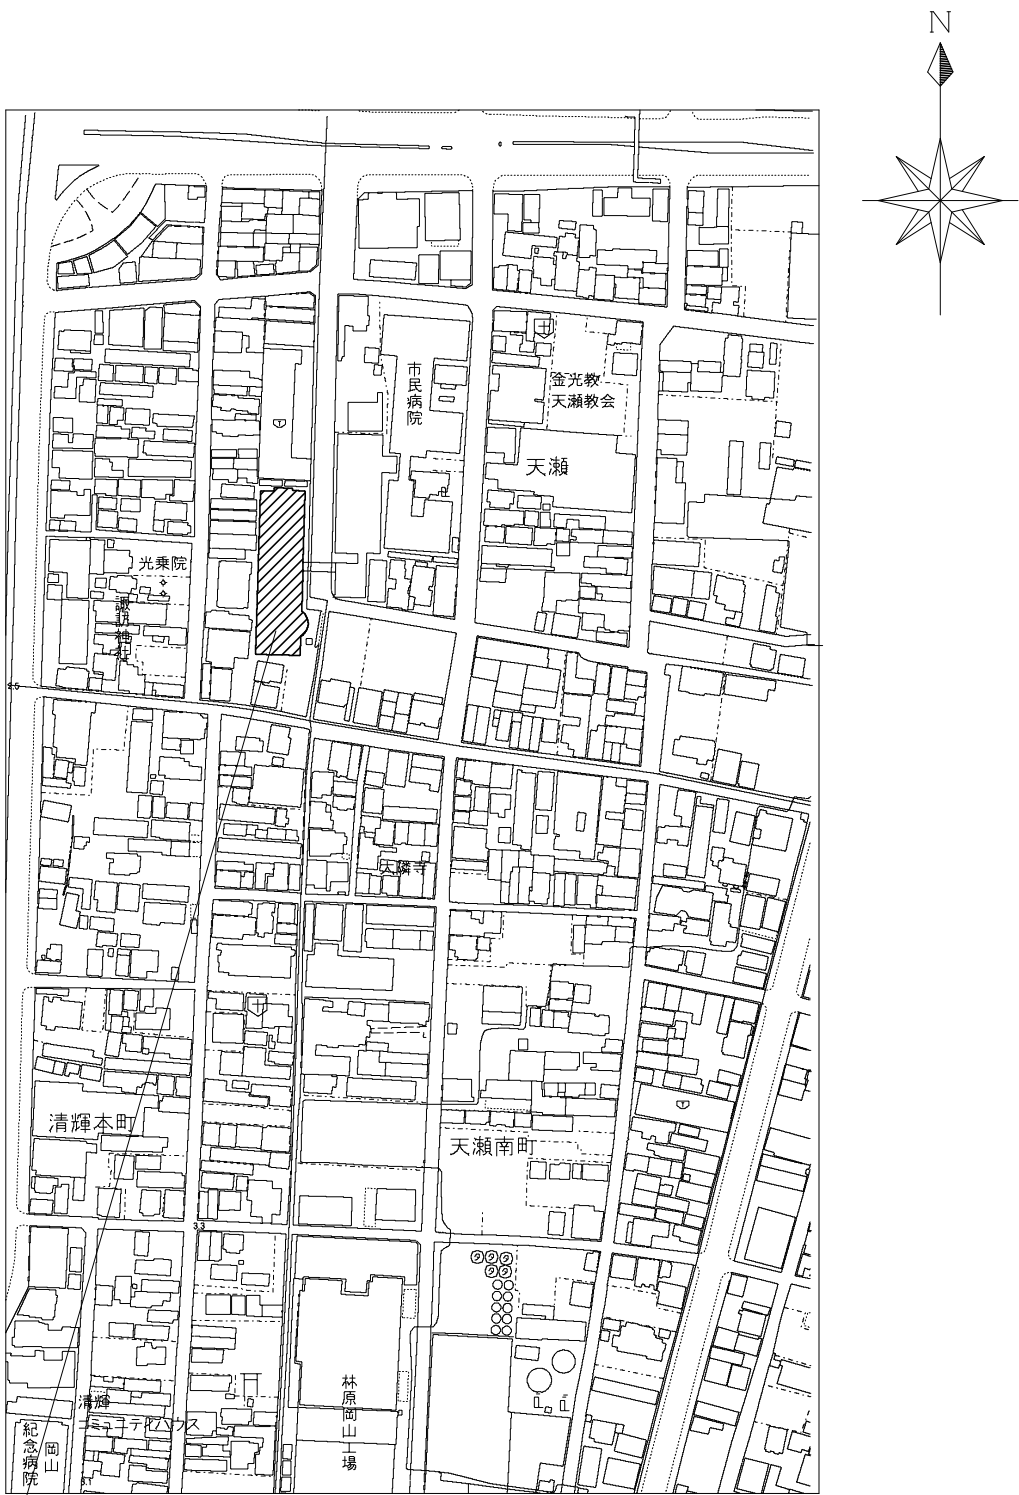

工事場所：岡山市北区東中央町3番14号(旧岡山市立市民病院別館)

附近見取図 S=1:3,000

工事名	旧市民病院別館直流電源装置用蓄電池取替修繕				N o .			
図面名	図面リスト・附近見取図			縮尺	1/3000	E-00		
岡山市	都市整備局	住宅・建築部	公共建築課	令和6年8月				
課長	課長補佐	係長	課員	担当者	承認	検図	製図	

