



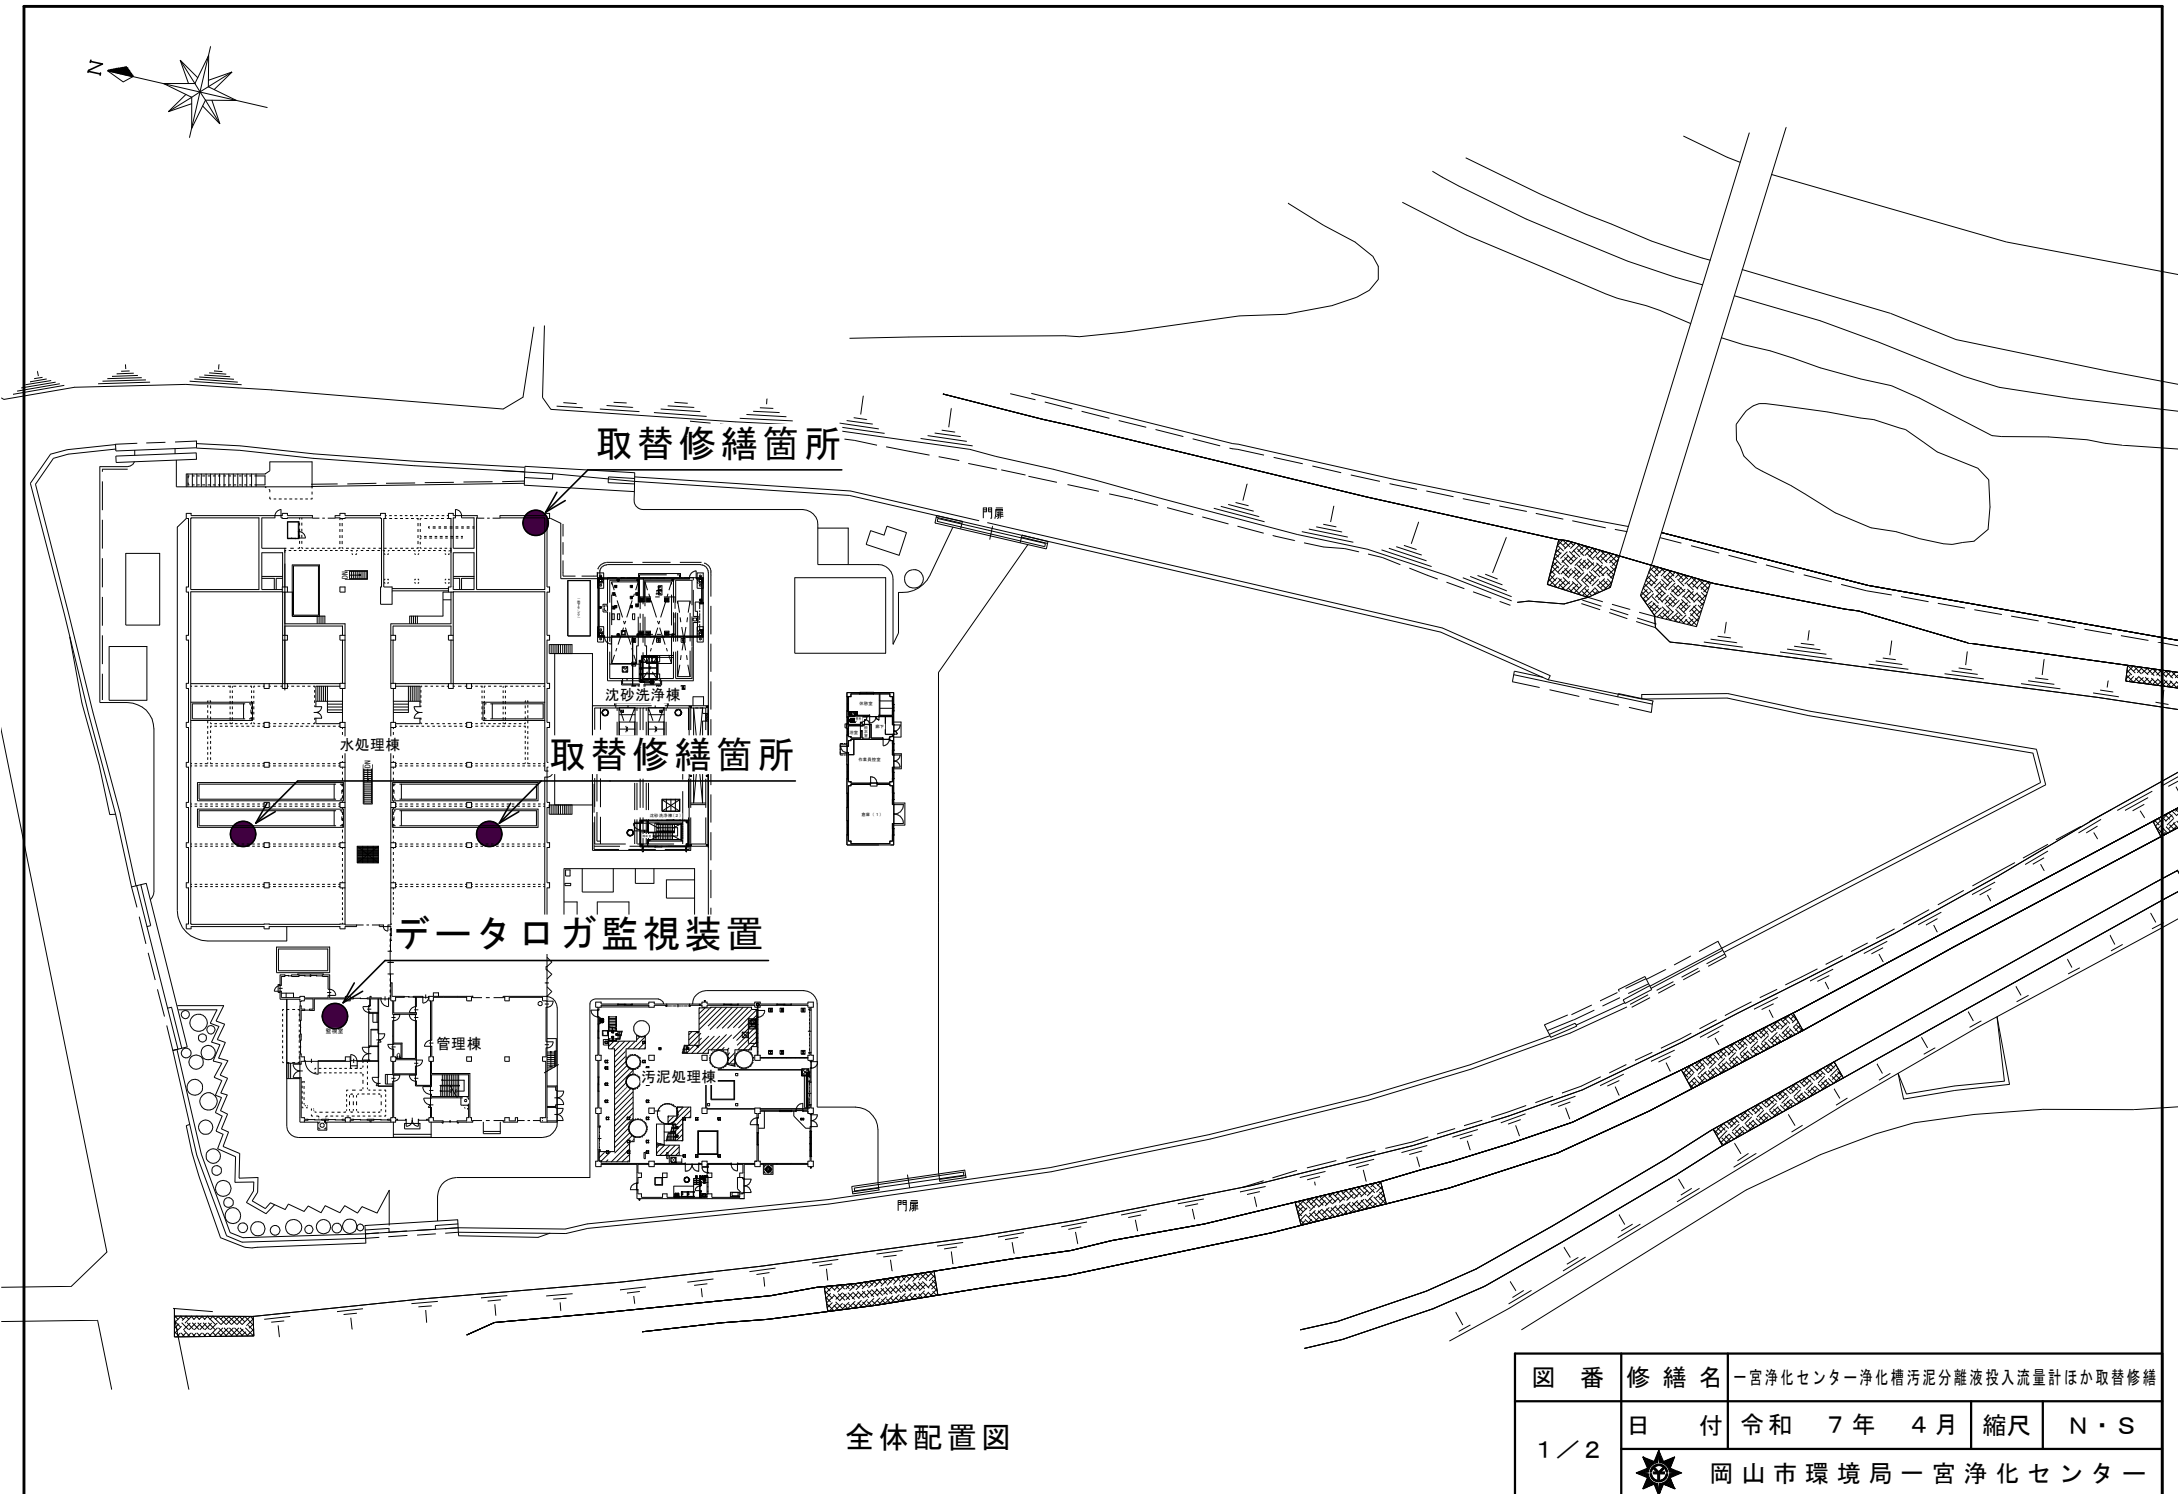

全体配置図

図 番	修 繕 名	一宮浄化センター浄化槽汚泥分離液投入流量計ほか取替修繕			
1 / 2	日 付	令和 7 年 4 月	縮尺	N・S	
	 岡 山 市 環 境 局 一 宮 浄 化 セ ン タ ー				

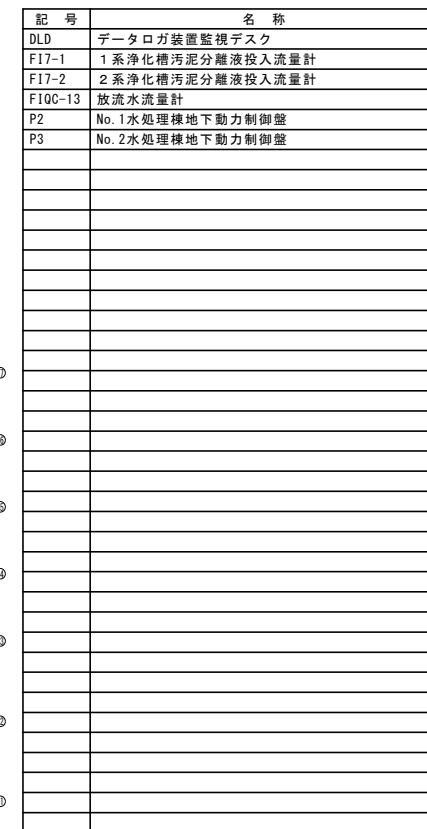

管理棟 1階平面図 1/400