

 
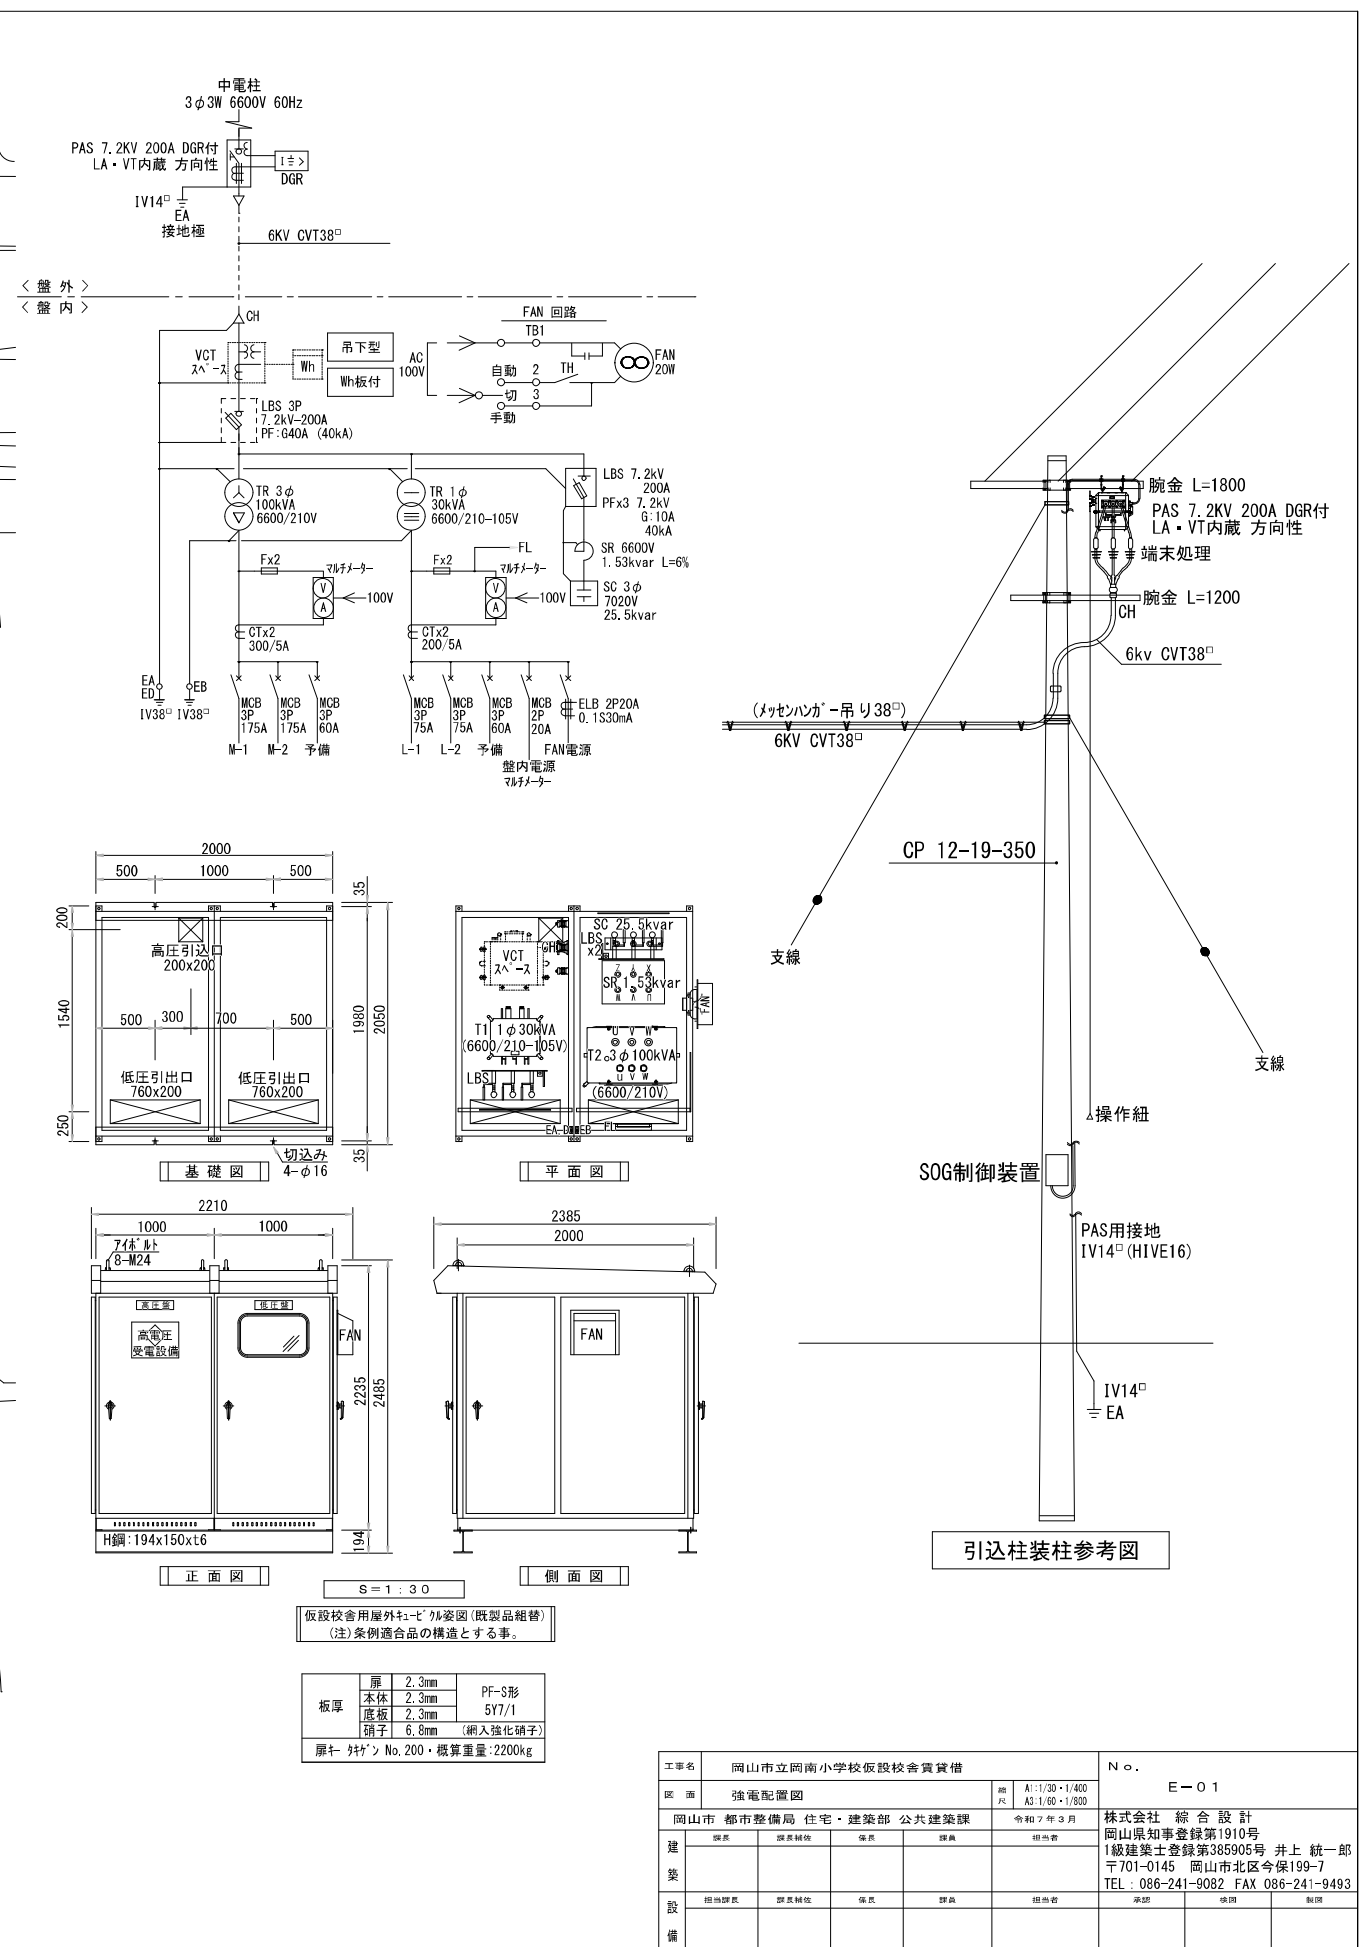


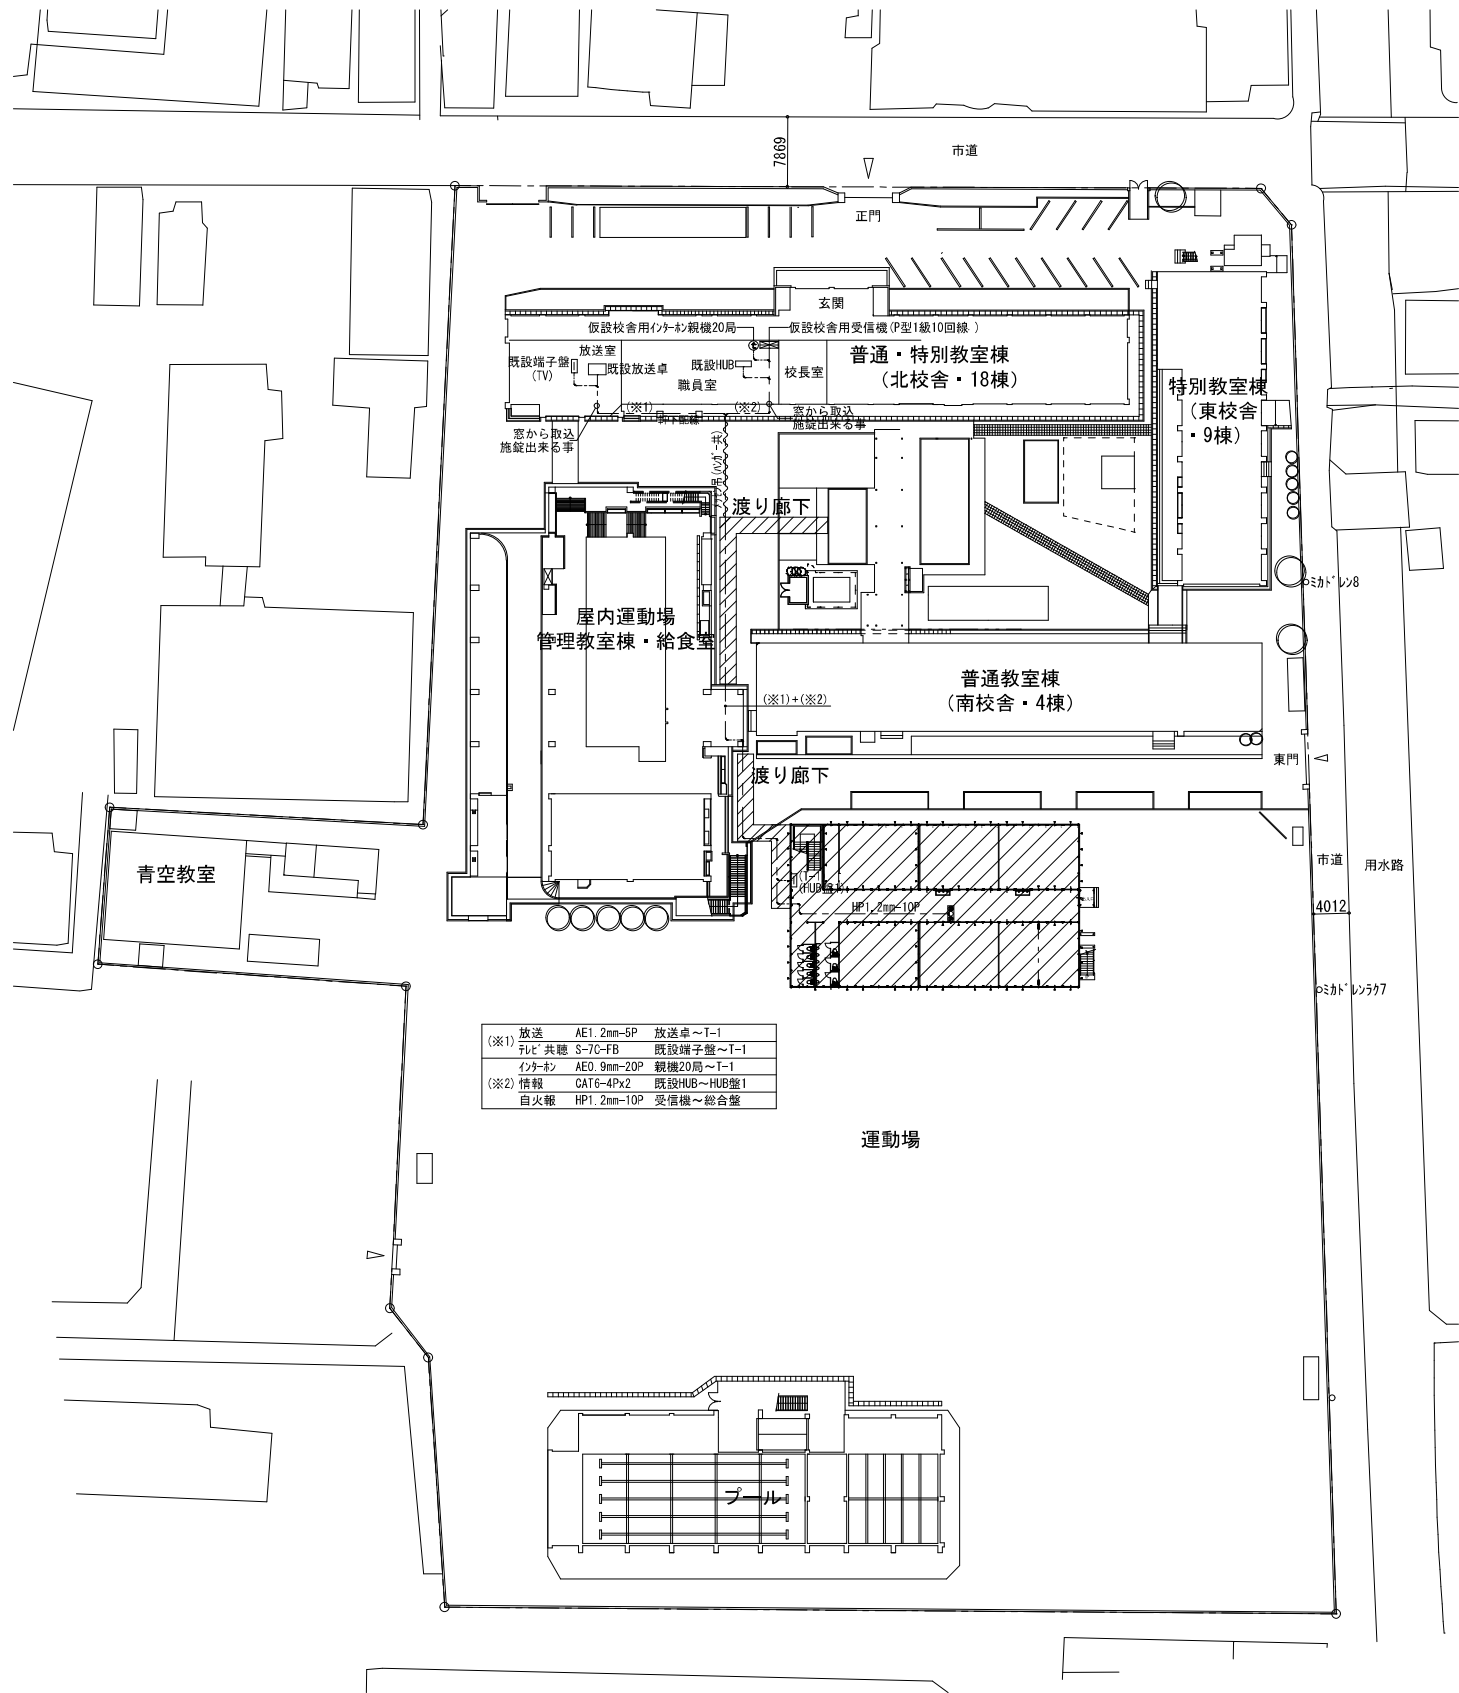




工事範囲を示す
配置図 S = 1 : 400

工事名	岡山市立岡南小学校仮設校舎賃貸借				No. E-02		
図面	弱電配置図				縮尺	A1:1/400 A2:1/800	
建築	岡山市 都市整備局 住宅・建築部 公共建築課				令和7年3月		
	課長	課長補佐	係長	課員	担当書		
設備	担当課長	担当補佐	係長	課員	担当書	承認	捺印

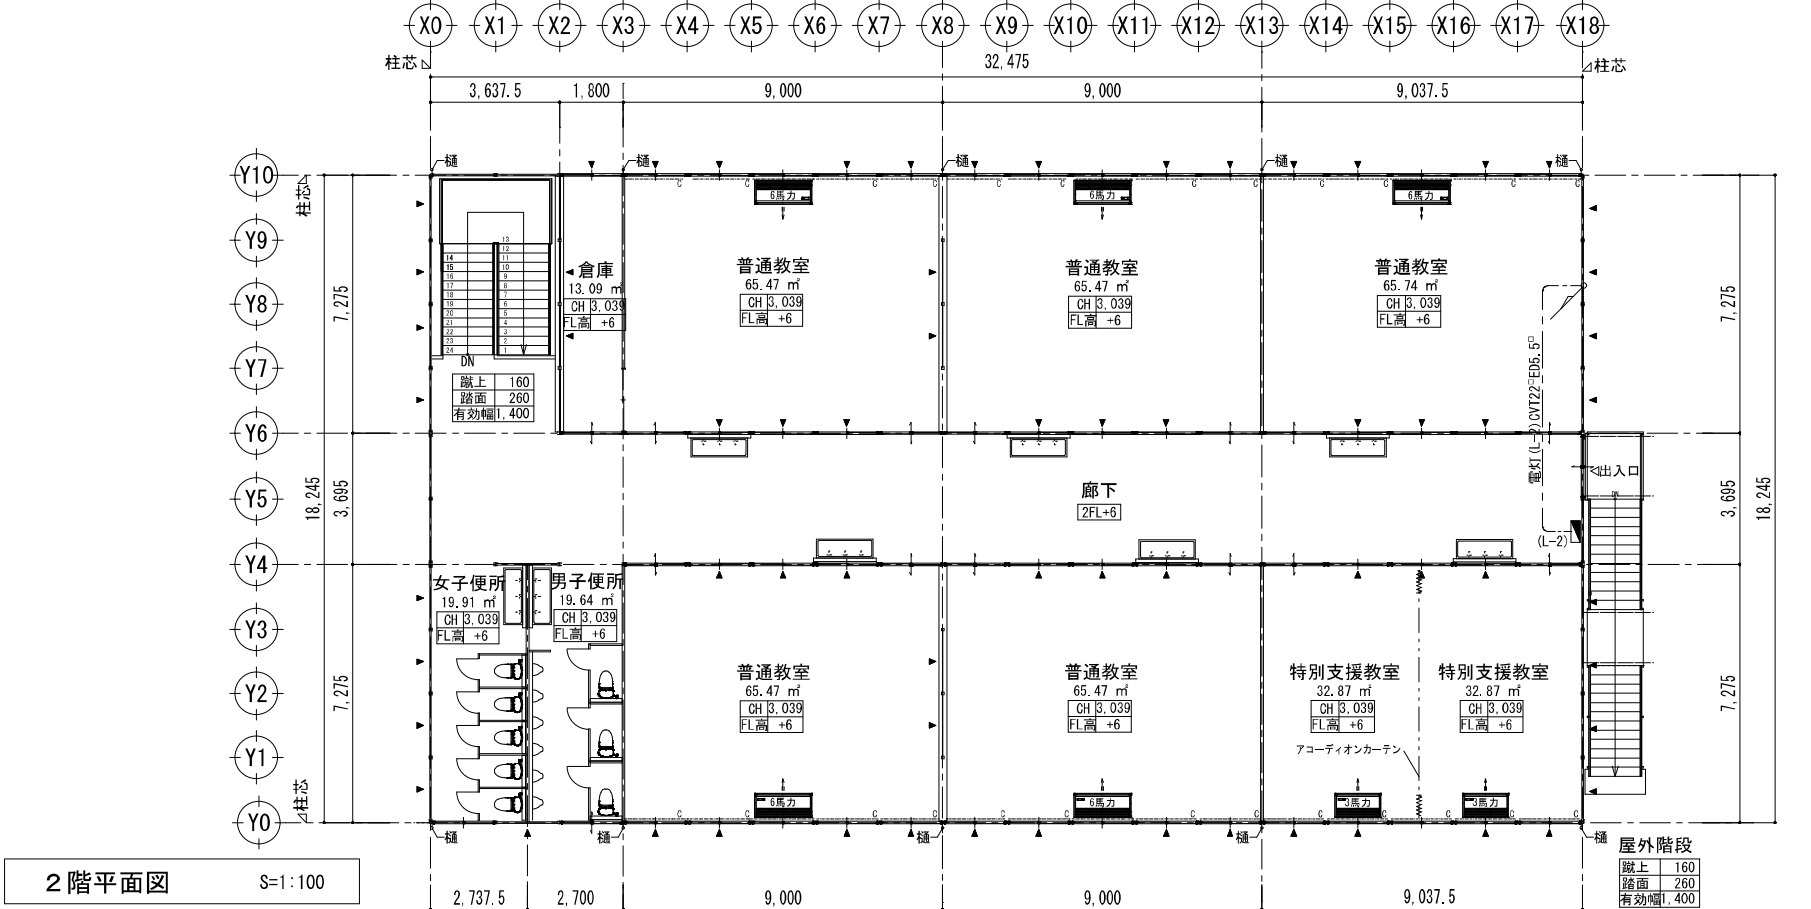



2階平面図 S=1:100
(2階のみ:AW-5はすりガラス)

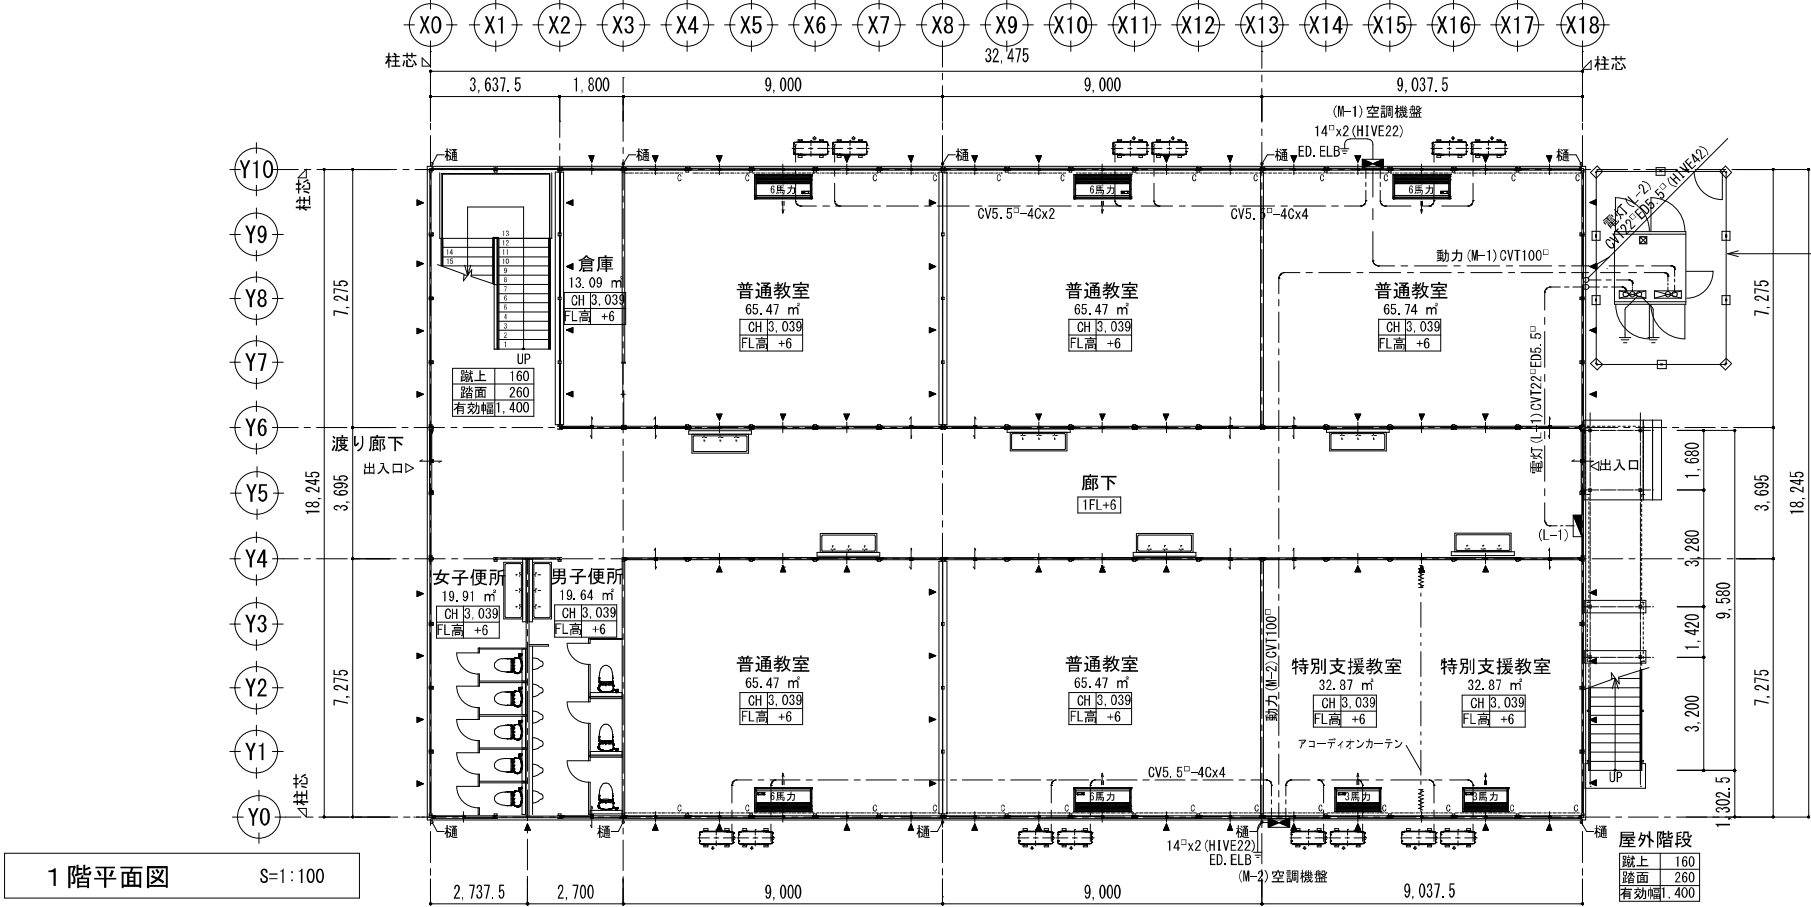

1階平面図 S=1:100



凡 例	
記 号	内 容
FL±○	各室基準床高からの高低差 1FL基準床高=設計GL+450 2FL基準床高=設計GL+4227 (基準床高=各階床パネル天端)
▲	壁ブレース
C	遮光カーテン (防災品)

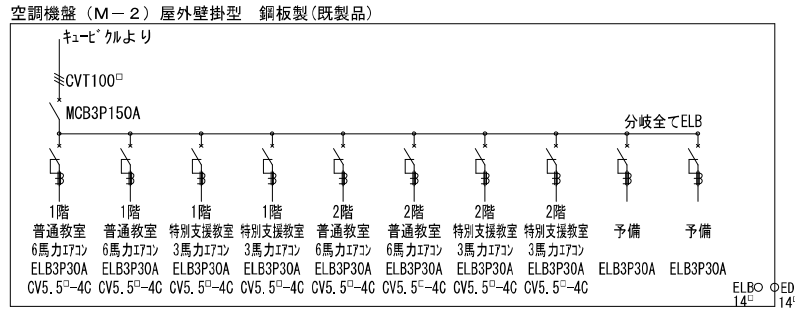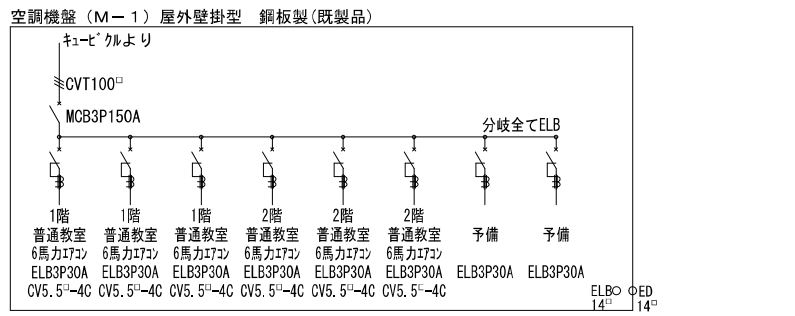

仮設校舎用屋外キュービクル
条合適合品の構造とする事。
フェンス5400x3600xH1800垂鉛リッ
入口を設ける事
消火器ABC10形1本設置(屋外ホックス)

凡 例	
記 号	名 称
■	動力盤 屋外壁掛型
—	空調機配線
—	露出部分(PF管)にて保護の事
■	電灯盤
■	天吊形エアコン

※ 空調機はリース品

工事名 岡山市立岡南小学校仮設校舎賃貸借				No. E-03		
図 面 1・2階 幹線動力設備図				縮 尺 A1:1/100 A3:1/200		
岡山市 都市整備局 住宅・建築部 公共建築課				令和7年3月	株式会社 総合設計	
建 築	課長	課長補佐	係長	課員	担当	岡山県知事登録第1910号
						1級建築士登録第92328号 井上 元
設 備	担当課長	課長補佐	係長	課員	担当	〒701-0145 岡山市北区今保185-8
						TEL: 086-241-9082 FAX 086-241-9493

普通教室×5	倉庫
A×2	B×2
C×6	
特別支援教室×2	廊下
A×2	C×9
C×3	
便所	外部
B×6	防犯灯×1

2階平面図

S=1:100

(2階のみ：AW-5はすりガラス)

普通教室×5	倉庫
A×2	B×2
C×6	
特別支援教室×2	廊下
A×2	C×8
C×3	
便所	渡り廊下
B×6	D×11
	外部
	防犯灯×3




1階平面図

S=1:100

凡例

記号	内容
FL±0	各室基準床高からの高低差 1FL基準床高=設計GL+450 2FL基準床高=設計GL+4227 (基準床高=各階床パネル天端)
▲	壁ブレース
C	遮光カーテン (防災品)

   機器参考図

 LED 黒板灯	LS513-4-62 LN9	 4000lm LS513-4-37 LN9 6900lm LS513-4-65 LN9 ひとむすび 4000lmφ7	照明器具 防犯灯 LED 20Wx1相当 AS付き
 換気扇 250φ (EF-1) 電気式シャッター	吸気口 角型スリットレスタ 250 225 12 250 12.5 120 120 12.5 113 自然換気用7-1 色: シルバー 換気有効面積: 85㎡	 参考品番: NVY20338LE1	
参考型番: EX-25EH (900m3/h) P-25CVSS			

= 凡例 =

記号	参考型番
①	シングルコンセント WN1001 樹脂製プレート
②	ダブルコンセント WN1302 樹脂製プレート
EET	アースターミナル付接地コンセント WN1131 樹脂製プレート
2EET	アースターミナル付接地ダブルコンセント WN11329 樹脂製プレート
③	ノズルタッププレート (24時間換気用接続) WN6081W 樹脂製プレート
④	フロアダブルコンセント
⑤ (WP)	防水コンセント WK4105
●	Bスイッチ WN5001 樹脂製プレート
●L	パイロットスイッチB (ネーム) WN5241 樹脂製プレート
●3	3路スイッチ WN5062 樹脂製プレート
●4	4路スイッチ WN5064 樹脂製プレート
●K	24時間換気扇スイッチ P-04SWL2 樹脂製プレート
●3 (WP)	防水スイッチ3路 WN5002+WN7941 防雨タイプ

※ 4個以上はネームスイッチ使用。
※ 廊下、階段はネームスイッチ使用。

= 凡例 =

— — —	VVF1.6-2C
— // —	VVF1.6-3C
— // —	VVF1.6-3C内1芯7-ス
— // —	VVF1.6-2Cx2
— // —	VVF1.6-2C+3C
— // —	VVF2.0-2C
— // —	VVF2.0-3C内1芯7-ス
— // —	VVF1.6-2C+3C内1芯7-ス
— // —	VVF1.6-3C+3C内1芯7-ス
2.0 // —	VVF2.0-2C+1.6-3C
2.6 // —	VVF2.6-3C内1芯7-ス



※ 露出部は「アクリル」で保護の事。

工事名	岡山市立岡南小学校仮設校舎賃貸借				No.			
図 面	1・2 階 電灯コンセント設備図				縮 尺	A1:1/100 A3:1/200		
岡山市 都市整備局 住宅・建築部 公共建築課	令和7年3月				株式会社 綜 合 設 計			
建 築	課長	課長補佐	係長	課長	岡山県知事登録第1910号			
					1級建築士登録第92328号 井上 元			
設 備	担当課長	課長補佐	係長	課長	〒701-0145 岡山市北区今保185-8			
					TEL 086-241-9082 FAX 086-241-9493			
					派遣	監理	監理	



凡 例	
記 号	内 容
FL±0	各室基準床高からの高低差 1FL基準床高=設計GL+450 2FL基準床高=設計GL+4227 (基準床高=各階床パネル天端)
▲	壁ブレース
C	遮光カーテン (防災品)

2 階平面図 S=1:100
(2階のみ: AW-5はすりガラス)

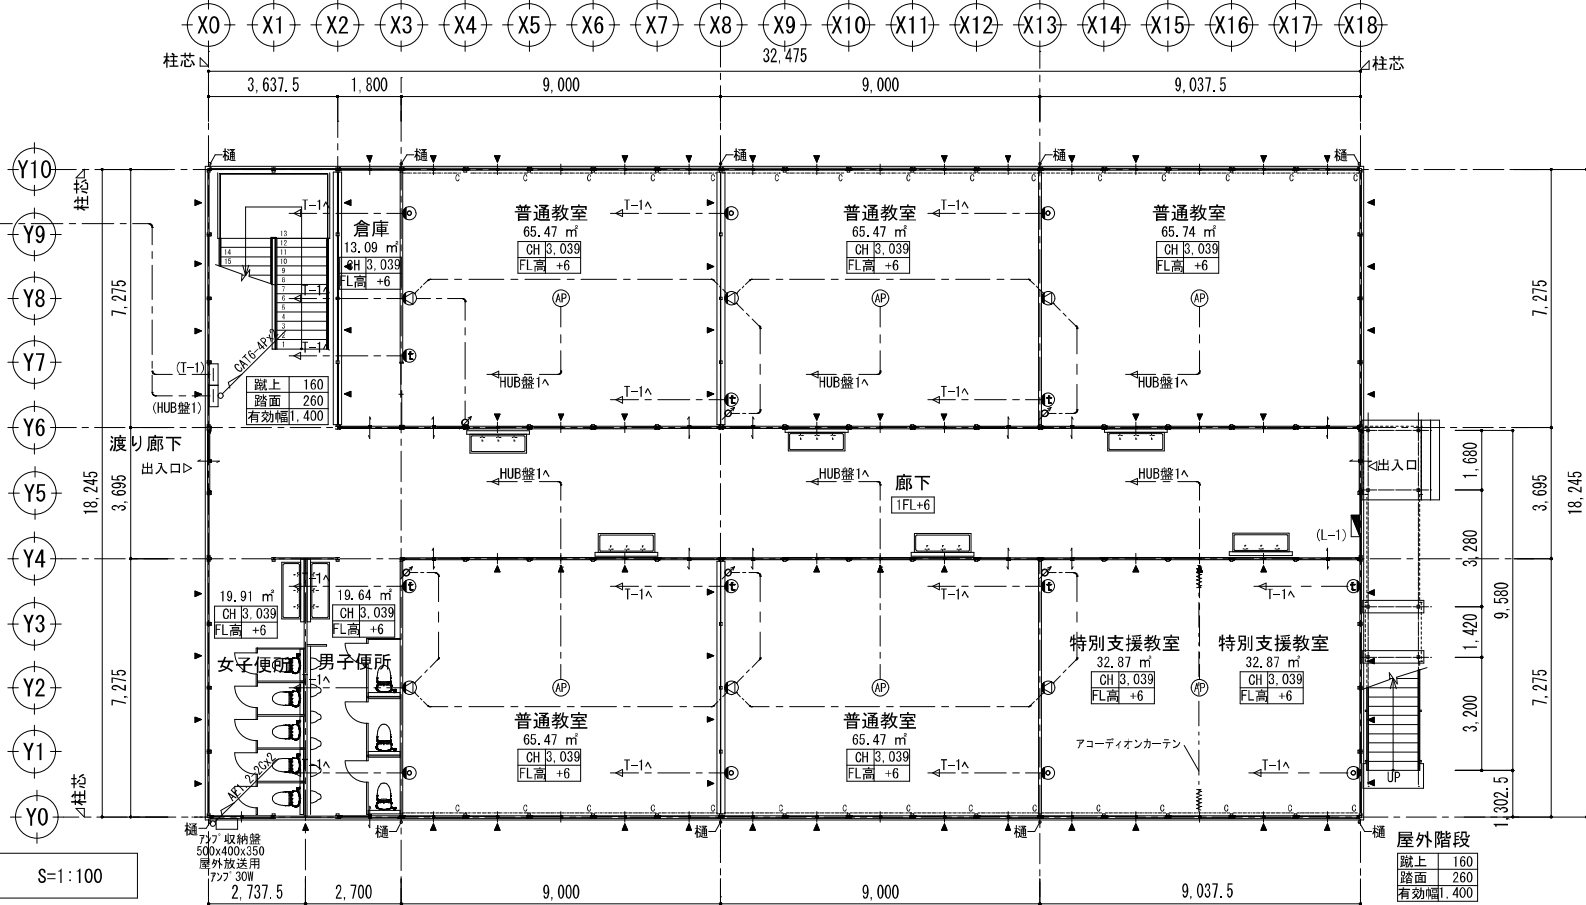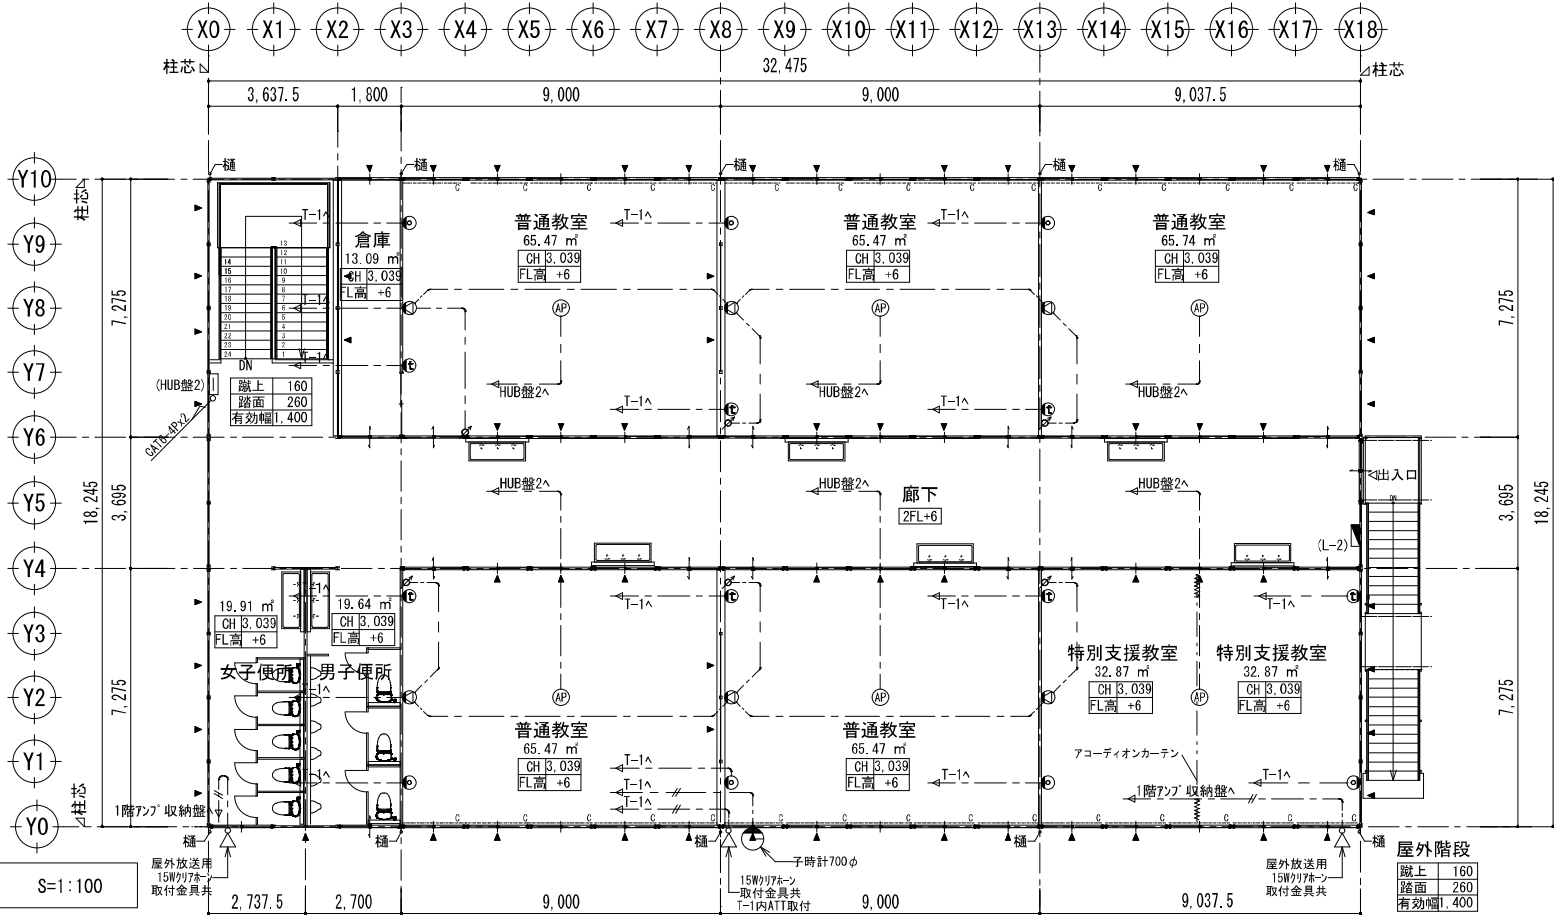

1 階平面図 S=1:100

◎ 壁掛型スピーカー
定格入力: 3W (3.3KΩ), 2W (5KΩ), 1W (10KΩ)
ケース: 樹脂 白/黒/白

スピーカー 12cmコン型
周波数特性: 200Hz~18kHz

◇ アッテネーター

壁掛型スピーカー用
入力容量: 0.5~6W
音量切換: 5段階切換
プレート: 樹脂

屋外スピーカー用
入力容量: 0.5~30W
音量切換: 5段階切換
プレート: 樹脂

◁ 屋外スピーカー
取付金具共SUS

定格入力: 15W (670Ω), 10W (1KΩ), 5W (2KΩ)
出力音圧レベル: 97dB (1W, 1M)
スピーカー 12cm防滴コン型
周波数特性: 150Hz~15kHz
水平指向性: 90°

◎ インターホン機 TC-20M

電源電圧: AC100V

バルス発生器屋内型 (停電補償付)
参考型番 TA511

定 格 AC100V±10% 50Hz/60Hz共用
蓄電池 ニッケル水素電池 DC24V 110mAh
出力容量 60mA 停電補償時間 30時間以上
出力信号 DC24V有極30秒パルス


φ700壁取付丸型 時計計(屋外防雨型)
参考型番 TGF110705

ケース 鋼板 クリームホワイト色塗装
表ガラス ポリカボネート 透明 t=5
文字板 鋼板 白色塗装 文字黒色印刷
定 格 DC24V有極30秒運針 消費電流16mA

モニター時計計
参考型番 TC910

定 格 DC24V有極30秒パルス 消費電流12mA
文字板 ABS樹脂 白色 文字黒色印刷
指 針 7mm 黒色塗装

=凡例=	
◎ 壁掛型スピーカー	機器参考図参照
◇ アッテネーター	機器参考図参照
◁ TVユニット	樹脂プレート
◎ 情報コンセント CAT6	樹脂プレート
◎ インターホン	機器参考図参照
AP 7x14 1/4取付 (WAB-BE72-M)	
端子盤 (T-1) 時計 振声用10P, インタホ用20P, 時計 共聴機器	
情報用HUB盤1 700x500x120放熱孔付 (EH6-S62C16F-PL)	
情報用HUB盤2 700x500x120放熱孔付 (EH6-S62C16F-PL)	

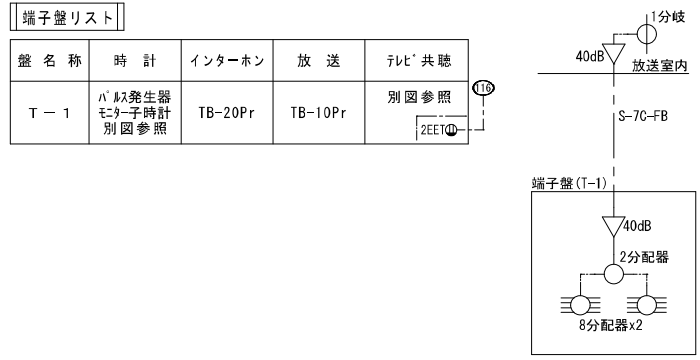

工事名	岡山市立岡南小学校仮設校舎賃貸借				N o .	E - 0 6		
図 面	1・2階 弱電設備図				縮 尺	A1:1/100 A3:1/200		
建 築	岡山市 都市整備局 住宅・建築部 公共建築課				令和7年3月	株式会社 総 合 設 計 岡山県知事登録第1910号 1級建築士登録第92328号 井上 元 〒701-0145 岡山市北区今保185-8 TEL: 086-241-9082 FAX 086-241-9493		
設 備	担当課長	課長補佐	係長	課員	担当者	承認	確認	監図