


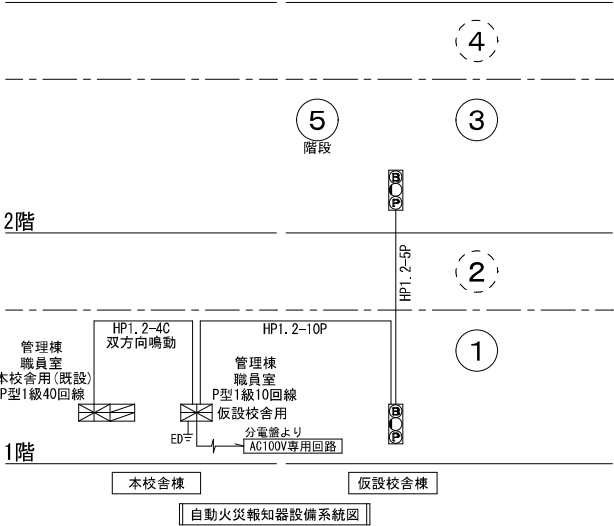

凡 例			
記 号	名 称	適 用	チェック項
	複 合 盤 壁 掛 型	受信機P型 1級30回線 蓄積型	☐
		自火報25回線 防排煙5回線	
		感知器回路常時断線監視機能付	
		型式番号 受第25～4号	
	受 信 機 (壁掛)	P型1級10回線 常時断線監視機能付	☐
	副受信機	回線 (圧電プザー内蔵)	☐
	機器収容箱	埋込型 (BOP内蔵)	☐
	同 上	消火栓組込型 (BOP内蔵)	☐
	電 鈴	DC24V 10mA 150φ	☐
	表示灯フラット	A.C.DC24V 15mA 赤色LED	☐
	発 信 機	P型 2級 (埋込) 露出	☐
	表示灯付フラット発信機	P型 1級 (埋込) 露出	☐
	差動式スイッチ型感知器	2 種 露出型	☐
	差動式スイッチ型感知器	2 種 露出型 防水型	☐
	定温式スイッチ型感知器	1 種 70℃ 防水型	☐
	同 上	特 種 60℃ 防水型	☐
	光電式スイッチ型感知器	2 種 露出型	☐
	終端抵抗		☐
	消火栓起動スイッチ		☐
	警戒区域境界線		☐
	同上番号	自動火災報知設備	☐
	同 上	防火排煙設備	☐
	配 管 配 線		☐
	立上り素通り 立下げ		☐
	端 子 盤		☐

註記

図中に記入なき配線は、下記とする。

——— AE0.9-4C

Ⓢは天井裏

△点検口 (建築工事)

今回工事内容

- ・仮設校舎に総合盤、感知器の新設。
- ・仮設校舎用受信機P型1級10回線を本校舎職員室に設置。
- ・本校舎受信機と仮設校舎受信機は、双方で鳴動を行う。

凡 例	
記 号	内 容
FL±0	各室基準床高からの高低差 1FL基準床高=設計GL+450 2FL基準床高=設計GL+4227 (基準床高=各階床パネル天端)
▲	壁ブレース
○	遮光カーテン (防災品)

工事名 岡山市立岡南小学校仮設校舎賃貸借				No. E-07		
図 面	1・2階 自動火災報知設備図			縮尺	A1:1/100 A3:1/200	株式会社 綜合設計 岡山県知事登録第1910号 1級建築士登録第92328号 井上 元 〒701-0145 岡山市北区今保185-8 TEL: 086-241-9082 FAX 086-241-9493
	岡山市 都市整備局 住宅・建築部 公共建築課			令和7年3月		
建 築	課長	課長補佐	係長	課長	担当者	承認 確認 製図
設 備	担当課長	課長補佐	係長	課長	担当者	


2階平面図

S=1:100


(2階のみ: AW-5はすりガラス)

1階平面図

S=1:100

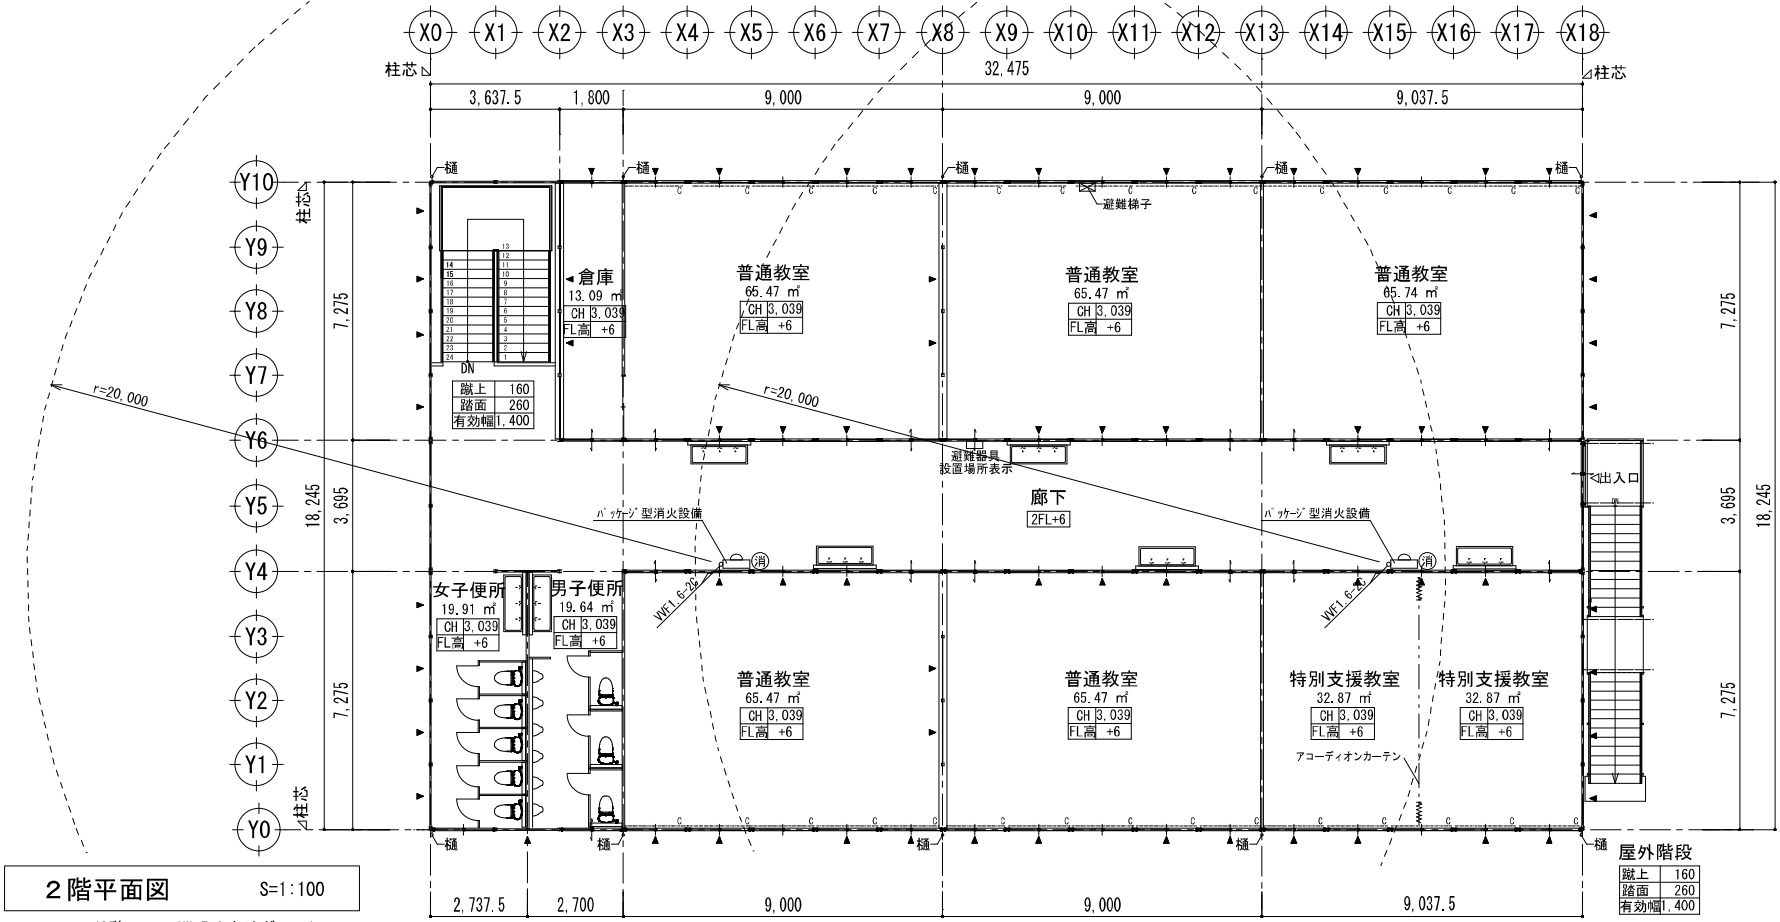


2階平面図 S=1:100
(2階のみ: AW-5はすりガラス)

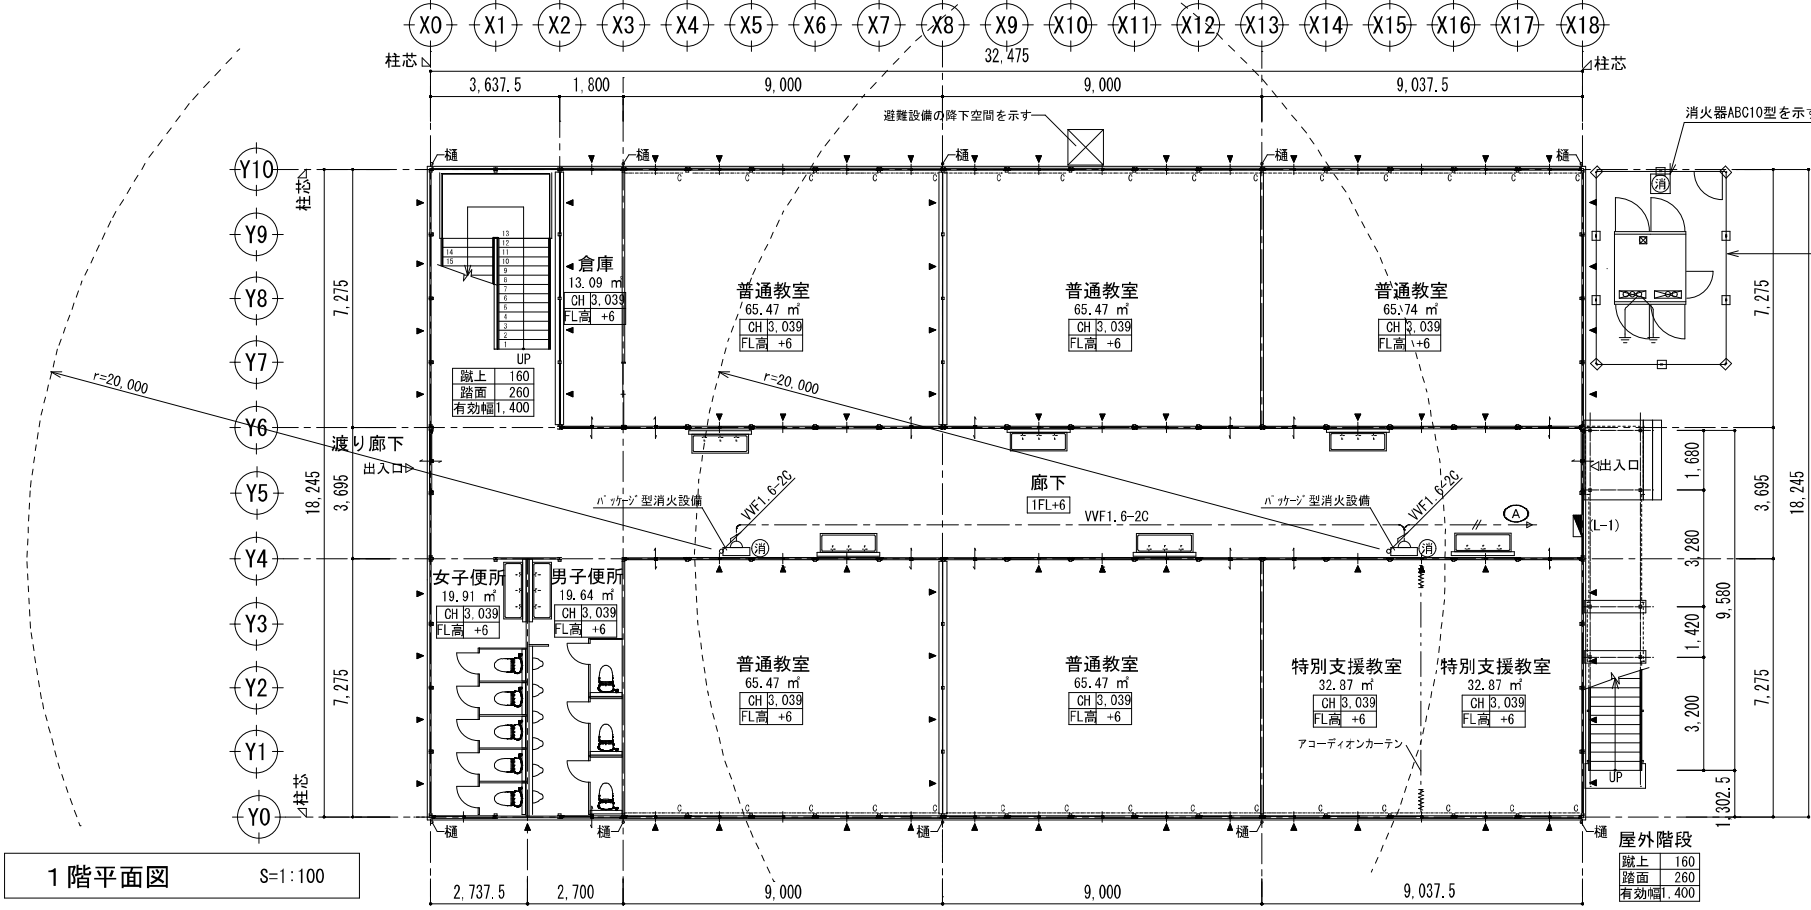

1階平面図 S=1:100



凡 例	
記 号	内 容
FL±○	各室基準床高からの高低差 1FL基準床高=設計GL+450 2FL基準床高=設計GL+4227 (基準床高=各階床パネル天端)
▲	壁ブレース
C	遮光カーテン (防災品)

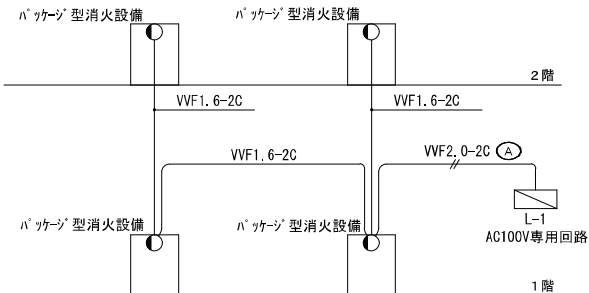


ハ「ツケ」型消火設備表示灯系統図

⑧消火器ABC10型を示す。(ｽﾀｲﾄﾞ共)

仮設校舎用屋外栓・バルコニー
条例適合品の構造とする事。
フェンス5400x3600xH1800垂れ下がり
入口を設ける事
消火器ABC10形1本設置(屋外栓・バルコニー)

工事名		岡山市立岡南小学校仮設校舎賃貸借			No.		
図 面		1・2階 バ「ツケ」型消火設備配線図			E-08		
岡山市		都市整備局 住宅・建築部 公共建築課			令和四年三月		
建 築	課長	課長補佐	係長	課長	株式会社 綜 合 設 計 岡山県知事登録第1910号 1級建築士登録第92328号 井上 元 〒701-0145 岡山市北区今保185-8 TEL: 086-241-9082 FAX 086-241-9493		
					担当		
設 備	担当課長	課長補佐	係長	課長	承認		
					承認		

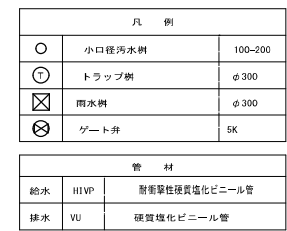


工 事 名	岡山市立岡南小学校仮設校舎実質借				No.			
図 面	給排水設備 配置図			縮尺	A1:1/500 A3:1/1000			M-O 2
	岡山市 都市整備局 住宅・建築部 公共建築課				令和7年3月			
建 築	課長	課長補佐	係長	課員	担当書			
架								
設 備	担当課長	課長補佐	係長	課員	担当書	承認	確認	監製



凡 例


記 号	内 容
□ FL±○	各室基準床高からの高低差 1FL基準床高=設計GL+450 2FL基準床高=設計GL+4227 (基準床高=各階床パネル天端)
▲	壁ブレース
-----C	遮光カーテン (防災品)

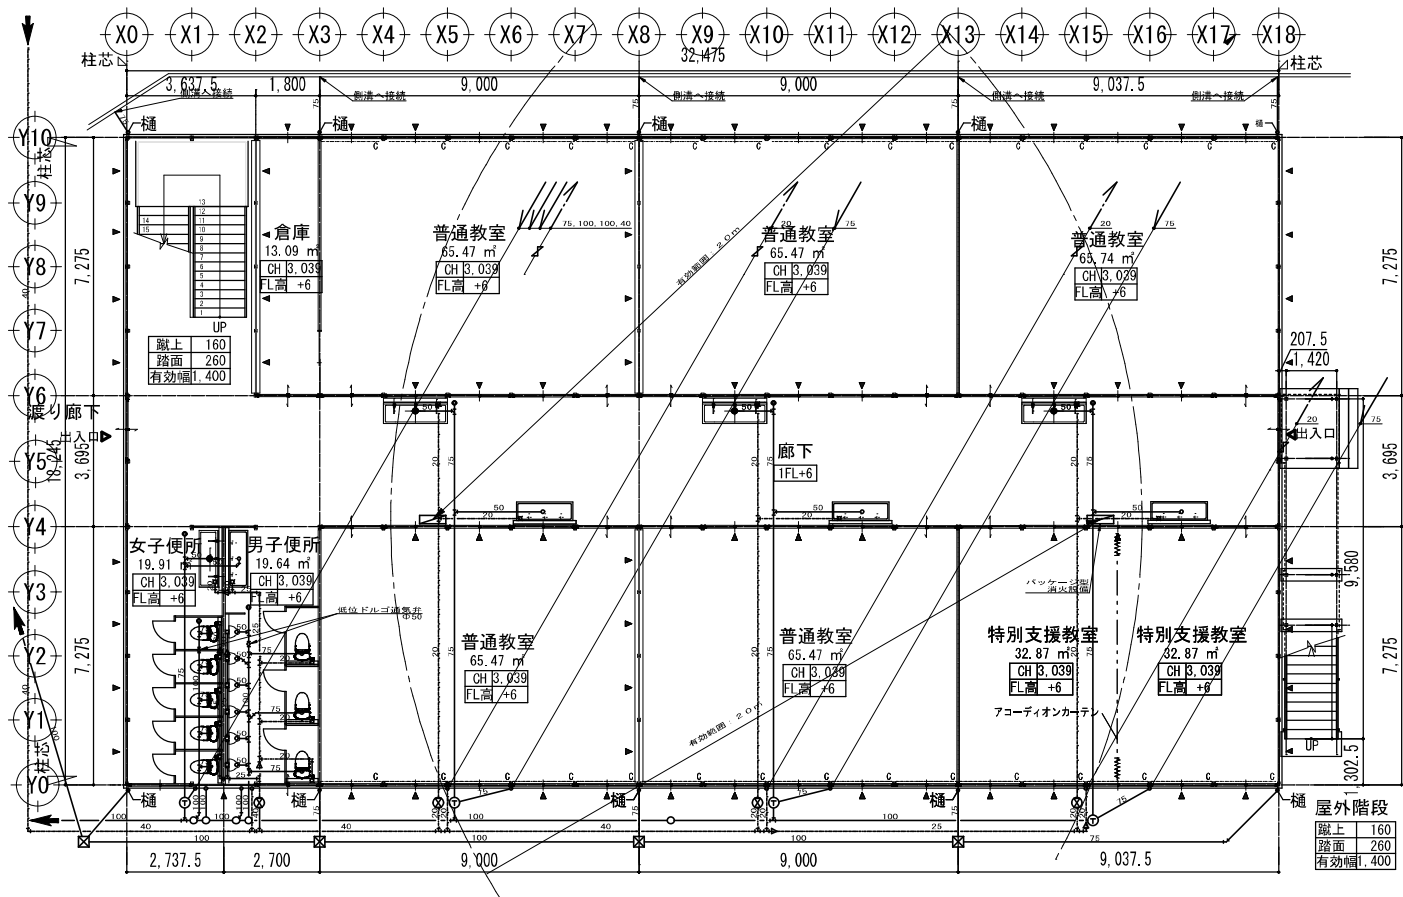

1 階平面図 S=1:100

管 材		凡 例	
給水	H1VP	新断面性硬質塩化ビニル管	○ 小口径汚水側 100-200
排水	VU	硬質塩化ビニル管	⊙ トラップ側 φ300
			⊗ 雨水側 φ300
			⊙ ゲート弁 3K

工事名 岡山市立岡南小学校仮設校舎賃貸借					No. M-03		
図 面 給排水設備 1階平面図					縮尺	A1:1/100 A3:1/200	
岡山市 都市整備局 住宅・建築部 公共建築課					令和7年3月		
建 築	課長	課長補佐	係長	課長	担当	株式会社 総合設計 岡山県知事登録第1910号 1級建築士登録第92328号 井上 元 〒701-0145 岡山市北区今保185-8 TEL: 086-241-9082 FAX 086-241-9493	
設 備	担当課長	課長補佐	係長	課長	担当	表紙	検閲

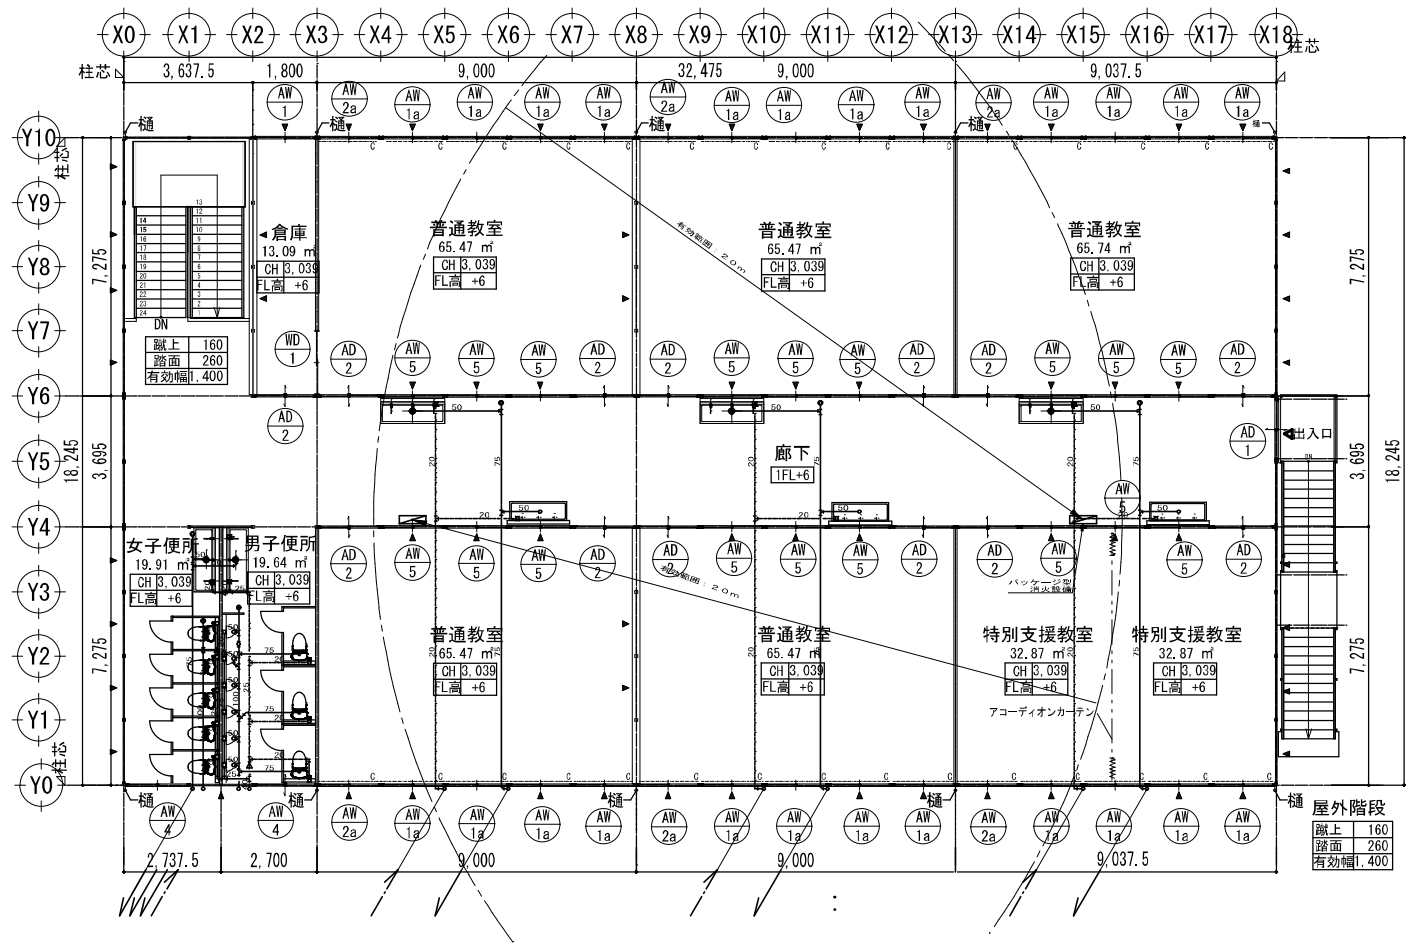

2 階平面図 S=1:100
(2階のみ：AW-5はすりガラス)

電 材		凡 例	
給水	H1VP 耐衝撃性硬質塩化ビニール管	○	小口径汚水樹 100-200
排水	VU 硬質塩化ビニール管	◎	トラップ樹 φ300
		☒	雨水樹 φ300
		⊗	ゲート弁 SK

工事名	岡山市立岡南小学校仮設校舎賃貸借				No. M-04		
図 説	給排水設備 2階平面図				縮尺	A1:1/100 A3:1/200	
建 築	岡山市 都市整備局 住宅・建築部 公共建築課				令和7年3月		
	課長	課長補佐	係長	課員	担当書		
設 備					株式会社 綜 合 設 計 岡山県知事登録第1910号 1級建築士登録第92328号 井上 元 〒701-0145 岡山市北区今保185-8 TEL: 086-241-9082 FAX 086-241-9493		
	担当課長	課長補佐	係長	課員	担当書	承認	検印

衛生器具リスト

注 ()内数量は、支給品又は建築工事を示す。

[illegible]

工事名	岡山市立岡南小学校仮設校舎資費債					No.	
図面	給排水設備 器具表					海内	M-O 1
建築	岡山市 都市整備局 住宅・建築部 公共建築課					令和7年3月分	
建築	課長	課長補佐	係長	係員	担当者		
						株式会社 総合設計 岡山県知事登録第1910号 1級建築士登録第92328号 井上 元 〒701-0145 岡山市北区今保185-8 TEL 086-241-9082 FAX 086-241-9493	
設備	担当課長	課長補佐	係長	係員	担当者	密達	秘達
備							