




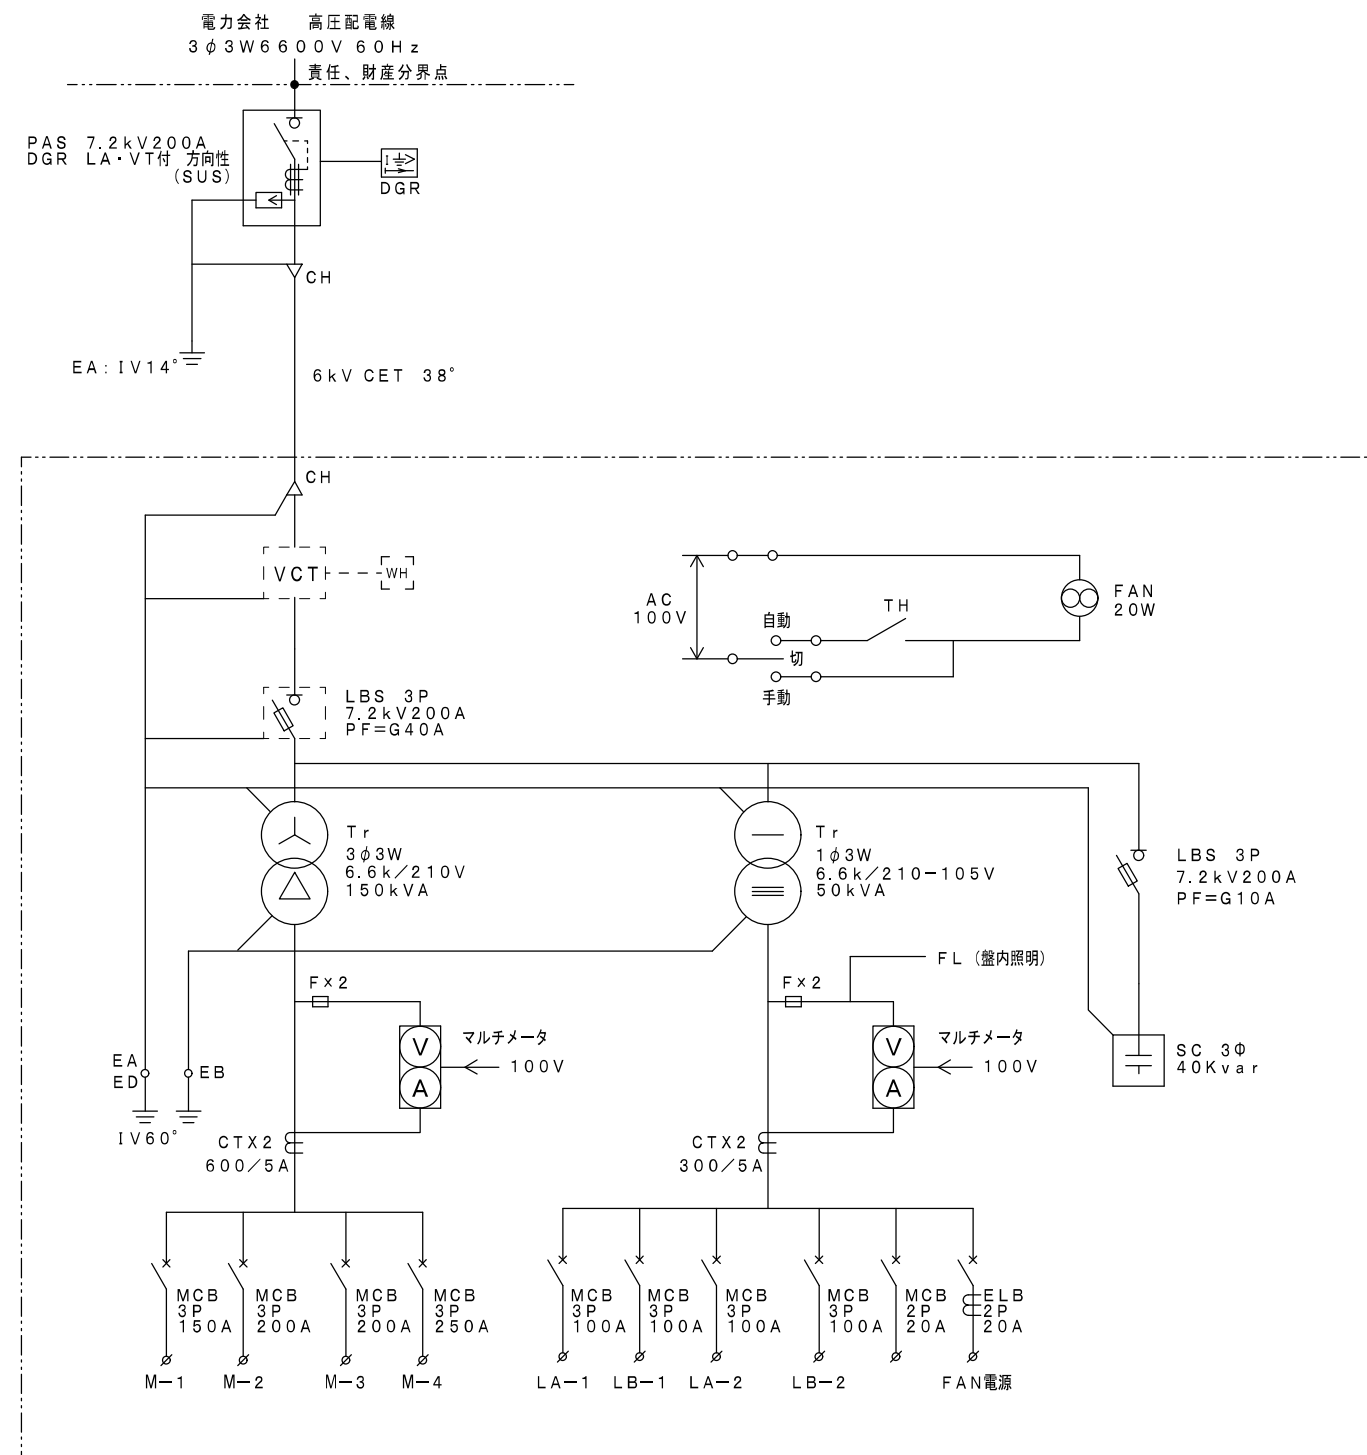


工事名	岡山県立西小中学校仮校舎食費貸借 (その2)			協同組合でコラ		
図面	配置図	費 A1: 1,700 A2: 1,300	代表理事 小寺 壽 一級建築士事務所岡山県建設費貸借(3/31) 岡山県建設費貸借事務所(3/30) 岡山県建設費貸借事務所(3/31) 岡山県建設費貸借事務所(3/31) 岡山県建設費貸借事務所(3/31) 岡山県建設費貸借事務所(3/31) 岡山県建設費貸借事務所(3/31)			
N. O.	岡山県市町村雇用促進住宅建設費貸借 令和 7 年 3 月			岡山県市町村雇用促進住宅建設費貸借 令和 7 年 3 月		
E /	課長	担当部長	課長補佐	係長	主任	担当
0 0 1						

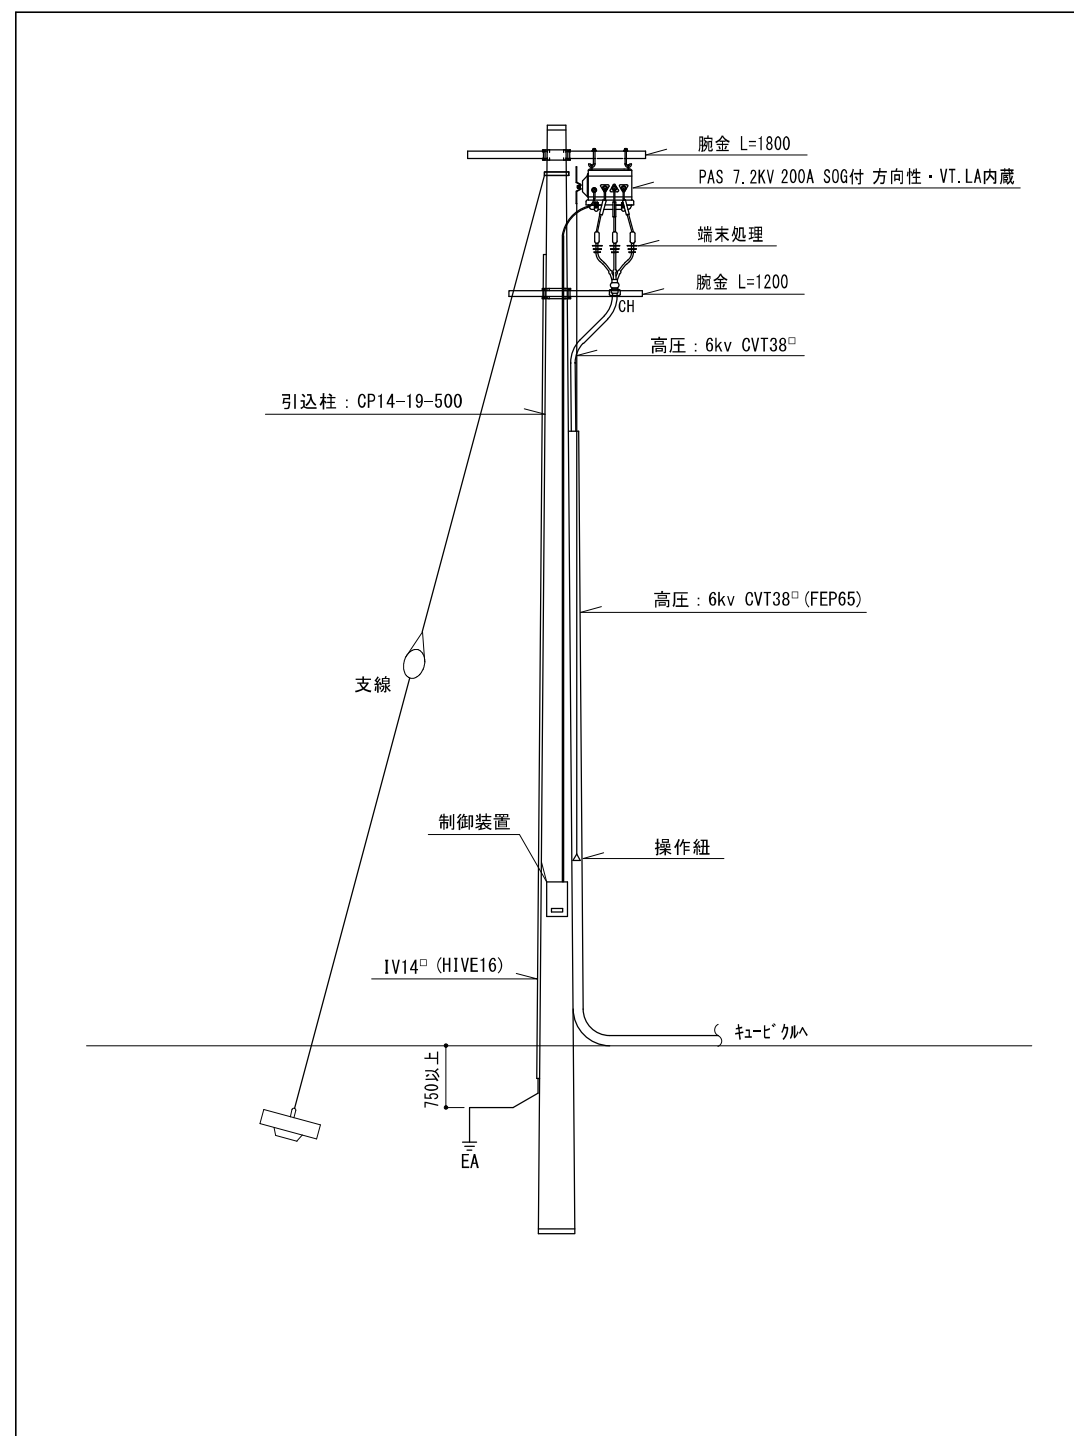




工事名	岡山市立西小中学校仮設校舎貸与費 (その2)					協同組合アゴラ		
図面	引込柱柱図・単柱結線図					発注先	代表理事 小寺 豊	
N.0	岡山市都市整備局住宅建築部公共建築課					期 日	一般建築士事務所岡山県建築士会第1500号 代表理事 一級建築士 栗原昌三郎 岡上 孝 〒760-0825 岡山県岡山市東区上庄1-2-1 TEL.086-246-2388 FAX.086-246-2322	
E	課 長	担当課長	課長補佐	係 長	主 任	相 当	承認	捺印
002								

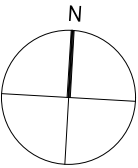

1階平面図 S=1/100

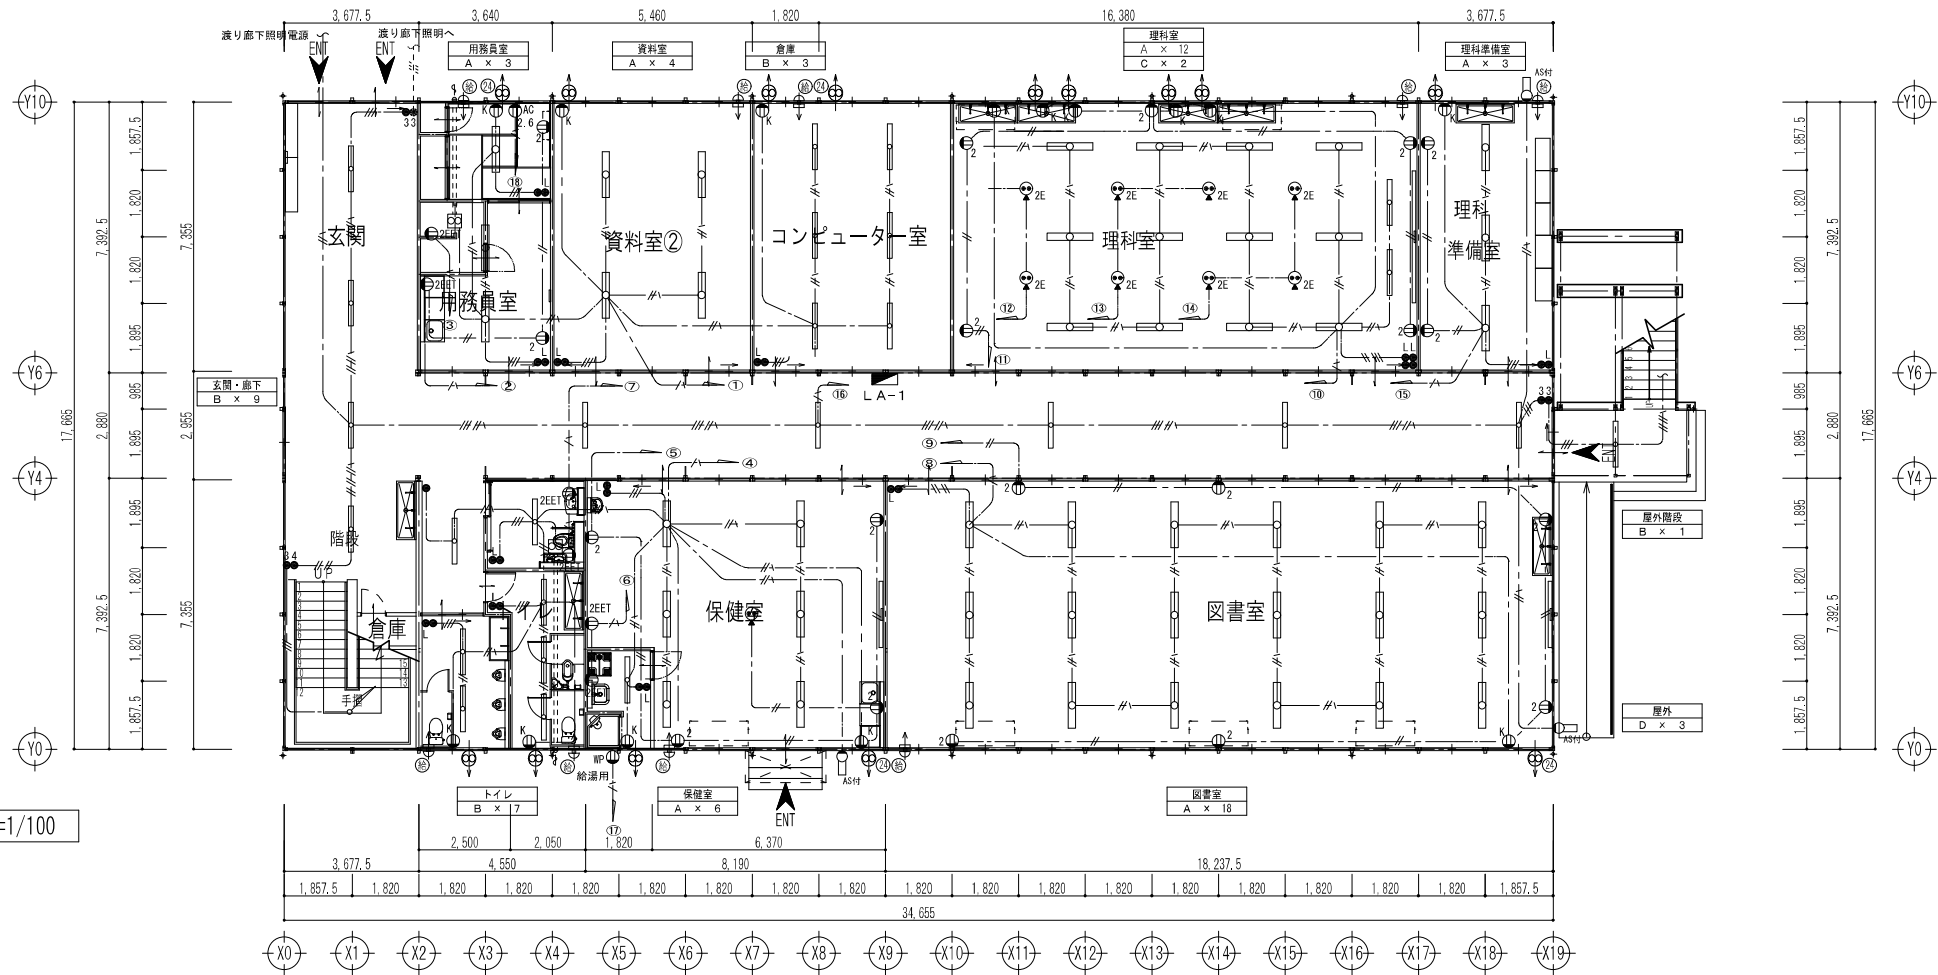


参考図

  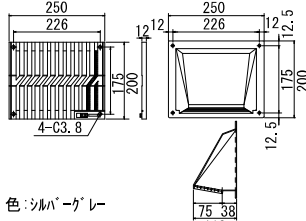A	 蛍光灯照明	B	 蛍光灯照明	C	 黒板灯
直付逆富士形 FHF32W×2  本体: 鋼板・亜鉛メッキ仕上 反射板: 鋼板・白色仕上 (高反射白色塗装) 光束: 8930lm 消費電力: 88W		直付逆富士形 FHF32W×1  本体: 鋼板・亜鉛メッキ仕上 反射板: 鋼板・白色仕上 (高反射白色塗装) 光束: 4490lm 消費電力: 45W		 本体: 鋼板・亜鉛メッキ仕上 反射板: 鋼板・白色仕上 (高反射白色塗装) 光束: 4490lm 消費電力: 45W	
D	 防犯灯LED (自動点滅器内蔵)	 換気扇 200φ 電気式シャッター		 吸気口 角型スライドレジスター 自然換気用7ト	
 参考型番 NNY20328LE1		 参考型番 EX-20EH6 P-20CVP2 (カバー・カバー)		 色: シルバーグレー	

※屋外は防水型とする
※支援教室はガード付照明とする

分電盤(LA-1)

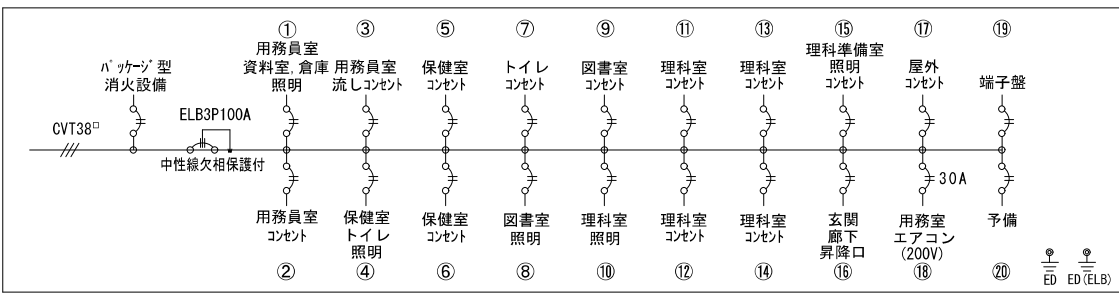

NFB2P30A×1
NFB2P20A×20

凡例

— — —	VVF1. 6-2C
— // —	VVF1. 6-3C
— // —	VVF1. 6-3C内1芯7-ス
— // —	VVF1. 6-2C×2
— // —	VVF1. 6-2C+3C
— // —	VVF2. 0-2C
— // —	VVF2. 0-3C内1芯7-ス
— // —	VVF1. 6-2C+3C内1芯7-ス
— // —	VVF1. 6-3C+3C内1芯7-ス
— // —	VVF2. 0-2C+1. 6-3C
— // —	VVF2. 6-3C内1芯7-ス


※露出部はブラモールで保護のこと

凡例

●2	2口コンセント	アト 増設型	参考型番: WN1302
●2E	2口コンセント(接地増付)	アト 増設型	参考型番: WN1512K
●EET	コンセント7-スターミナル・接地付	アト 増設型	参考型番: WN1131
●2EET	2口コンセント(7-スターミナル・接地付)	アト 増設型	参考型番: WN11329
●K	コンセント(換気扇用)	アト 増設型	参考型番: WN1001
●AC	コンセント(エアコン用)	アト 増設型	
●	フロアダクトコンセント	アト 増設型	
●WP	コンセント(防水)		参考型番: WK4105
●	スイッチ	アト 増設型	参考型番: WN5001
●L	バロットスイッチ	アト 増設型	参考型番: WN5241
●3	3路スイッチ	アト 増設型	参考型番: WN5062
●4	4路スイッチ	アト 増設型	参考型番: WN5064
●3WP	3路スイッチ(防水)	アト 防水	参考型番: WN5002+WN7941
●4WP	4路スイッチ(防水)	アト 防水	参考型番: WN5004+WN7941
●	電灯壁	露出壁掛型	
●	換気扇	天井付付型	

仮設校舎A棟

工事名	岡山市立西小学校仮設校舎貸借（その2）					協同組合アゴラ		
図 面	【A棟】1階電灯・コンセント設備平面図					規 模	A1: 1/100 A3: 1/200	
N o.	岡山市都市整備局住宅建築部公共建築課					令 和	7 年 3 月	
E	課 長	担当課長	課長補佐	係 長	主 任	担 当	系 監	設 計
003								

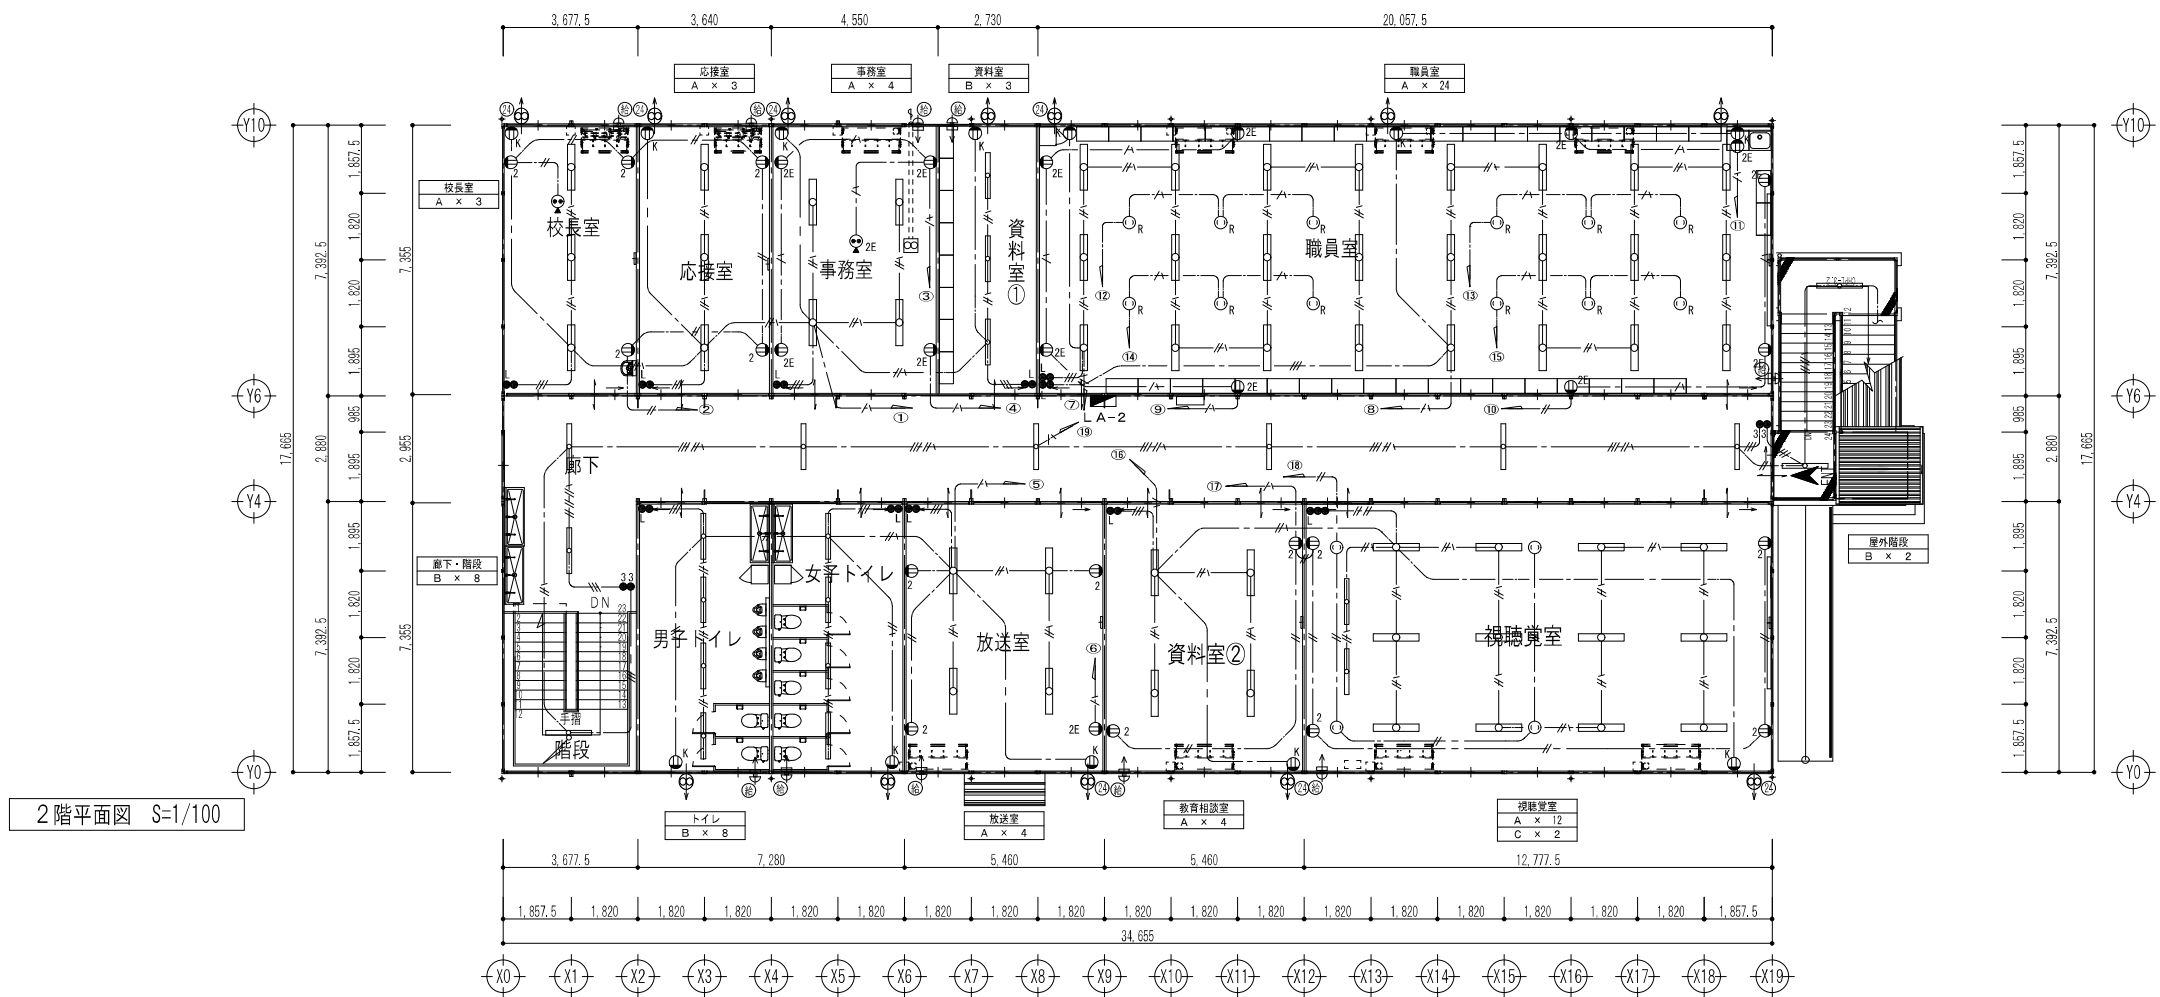

火報受信機

CVT38

警報盤

ELB3P100A

中性線欠相保護付

① 校長室 応接室 事務室 照明

② 校長室 応接室 コンセント

③ 事務室 コンセント

④ 事務室 コンセント PC-機

⑤ トイレ 放送室 照明コンセント

⑥ 放送室 放送車

⑦ 職員室 照明

⑧ 職員室 照明

⑨ 職員室 コンセント

⑩ 職員室 コンセント

⑪ 職員室 リーチアコンセント

⑫ 職員室 リーチアコンセント

⑬ 職員室 リーチアコンセント

⑭ 職員室 リーチアコンセント

⑮ 職員室 リーチアコンセント

⑯ 教育相談室 視聴覚室 コンセント

⑰ 教育相談室 視聴覚室 TVコンセント

⑱ 廊下 階段

⑲ 端子盤

⑳ 予備

㉑ 予備



㉒

ED ED (ELB)

— — — —	VVF1. 6-2C
— // —	VVF1. 6-3C
— // —	VVF1. 6-3C内1芯7-ス
— // —	VVF1. 6-2Cx2
— // —	VVF1. 6-2C+3C
— // —	VVF2. 0-2C
— / —	VVF2. 0-3C内1芯7-ス
— // —	VVF1. 6-2C+3C内1芯7-ス
— // —	VVF1. 6-3C+3C内1芯7-ス
2.0 // —	VVF2. 0-2C+1. 6-3C
2.5 / —	VVF2. 6-3C内1芯7-ス

②	2口コンセント	アース付・電磁製	参考型番: WN1302
②E	2口コンセント(接地極付)	アース付・電磁製	参考型番: WN1512K
②EET	コンセント(アース・ミニマル・接地付)	アース付・電磁製	参考型番: WN1131
②EET	2口コンセント(アース・ミニマル・接地付)	アース付・電磁製	参考型番: WN11329
②K	コンセント(換気扇用)	アース付・電磁製	参考型番: WN1001
②NP	コンセント(防水)		参考型番: WK4105
②	コンセント(抜止め)		
②R	リレー・コンセント		
②E	フロアダブリングコンセント(接地極付)	アース付・電磁製	
●	スイッチ	アース付・電磁製	参考型番: WN5001
●L	バイロックススイッチ	アース付・電磁製	参考型番: WN5241
●3	3路スイッチ	アース付・電磁製	参考型番: WN5062
●4	4路スイッチ	アース付・電磁製	参考型番: WN5064
●3RP	3路スイッチ(防水)	アース付・防雨	参考型番: WN5002+WN7941
●4RP	4路スイッチ(防水)	アース付・防雨	参考型番: WN5004+WN7941
■	電灯盤	露出壁掛型	
■	換気扇	天井付型	

工事名	岡山市立西小中学校仮設校舎資質費（その2）						協同代表アズボロ									
図面	【A06】2階電機・コンテナ設備平面図						概算 延床：1,700 坪：1,700		代理建築士 小倉 肇 一般建設士 宇野浩司 建築士 齋藤隆夫 監理士 齋藤隆夫 上原 孝雄 設計者 佐々木 洋一 建築士 齋藤隆夫 監理士 齋藤隆夫 上原 孝雄 TEL:090-248-2388 FAX:090-546-2232							
N.O.	岡山市都市整備局住宅建築部公共建築課						令和 7 年 3 月									
E	課長	担当課長	課長補佐	係長	主任	担当	系長	技師	製	製	製	製	製	製	製	
004																

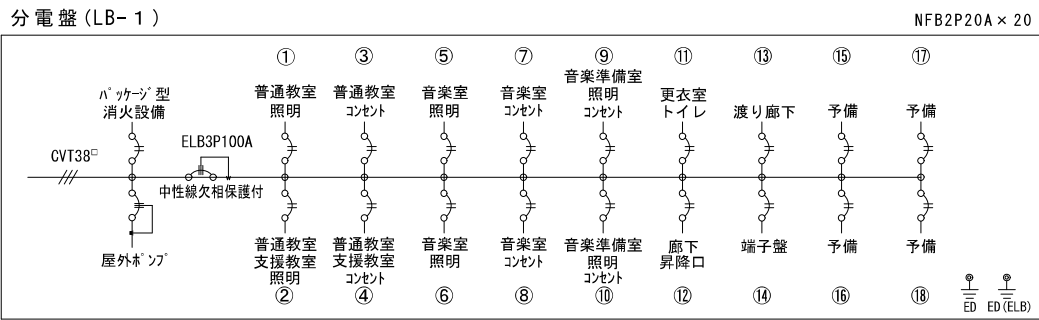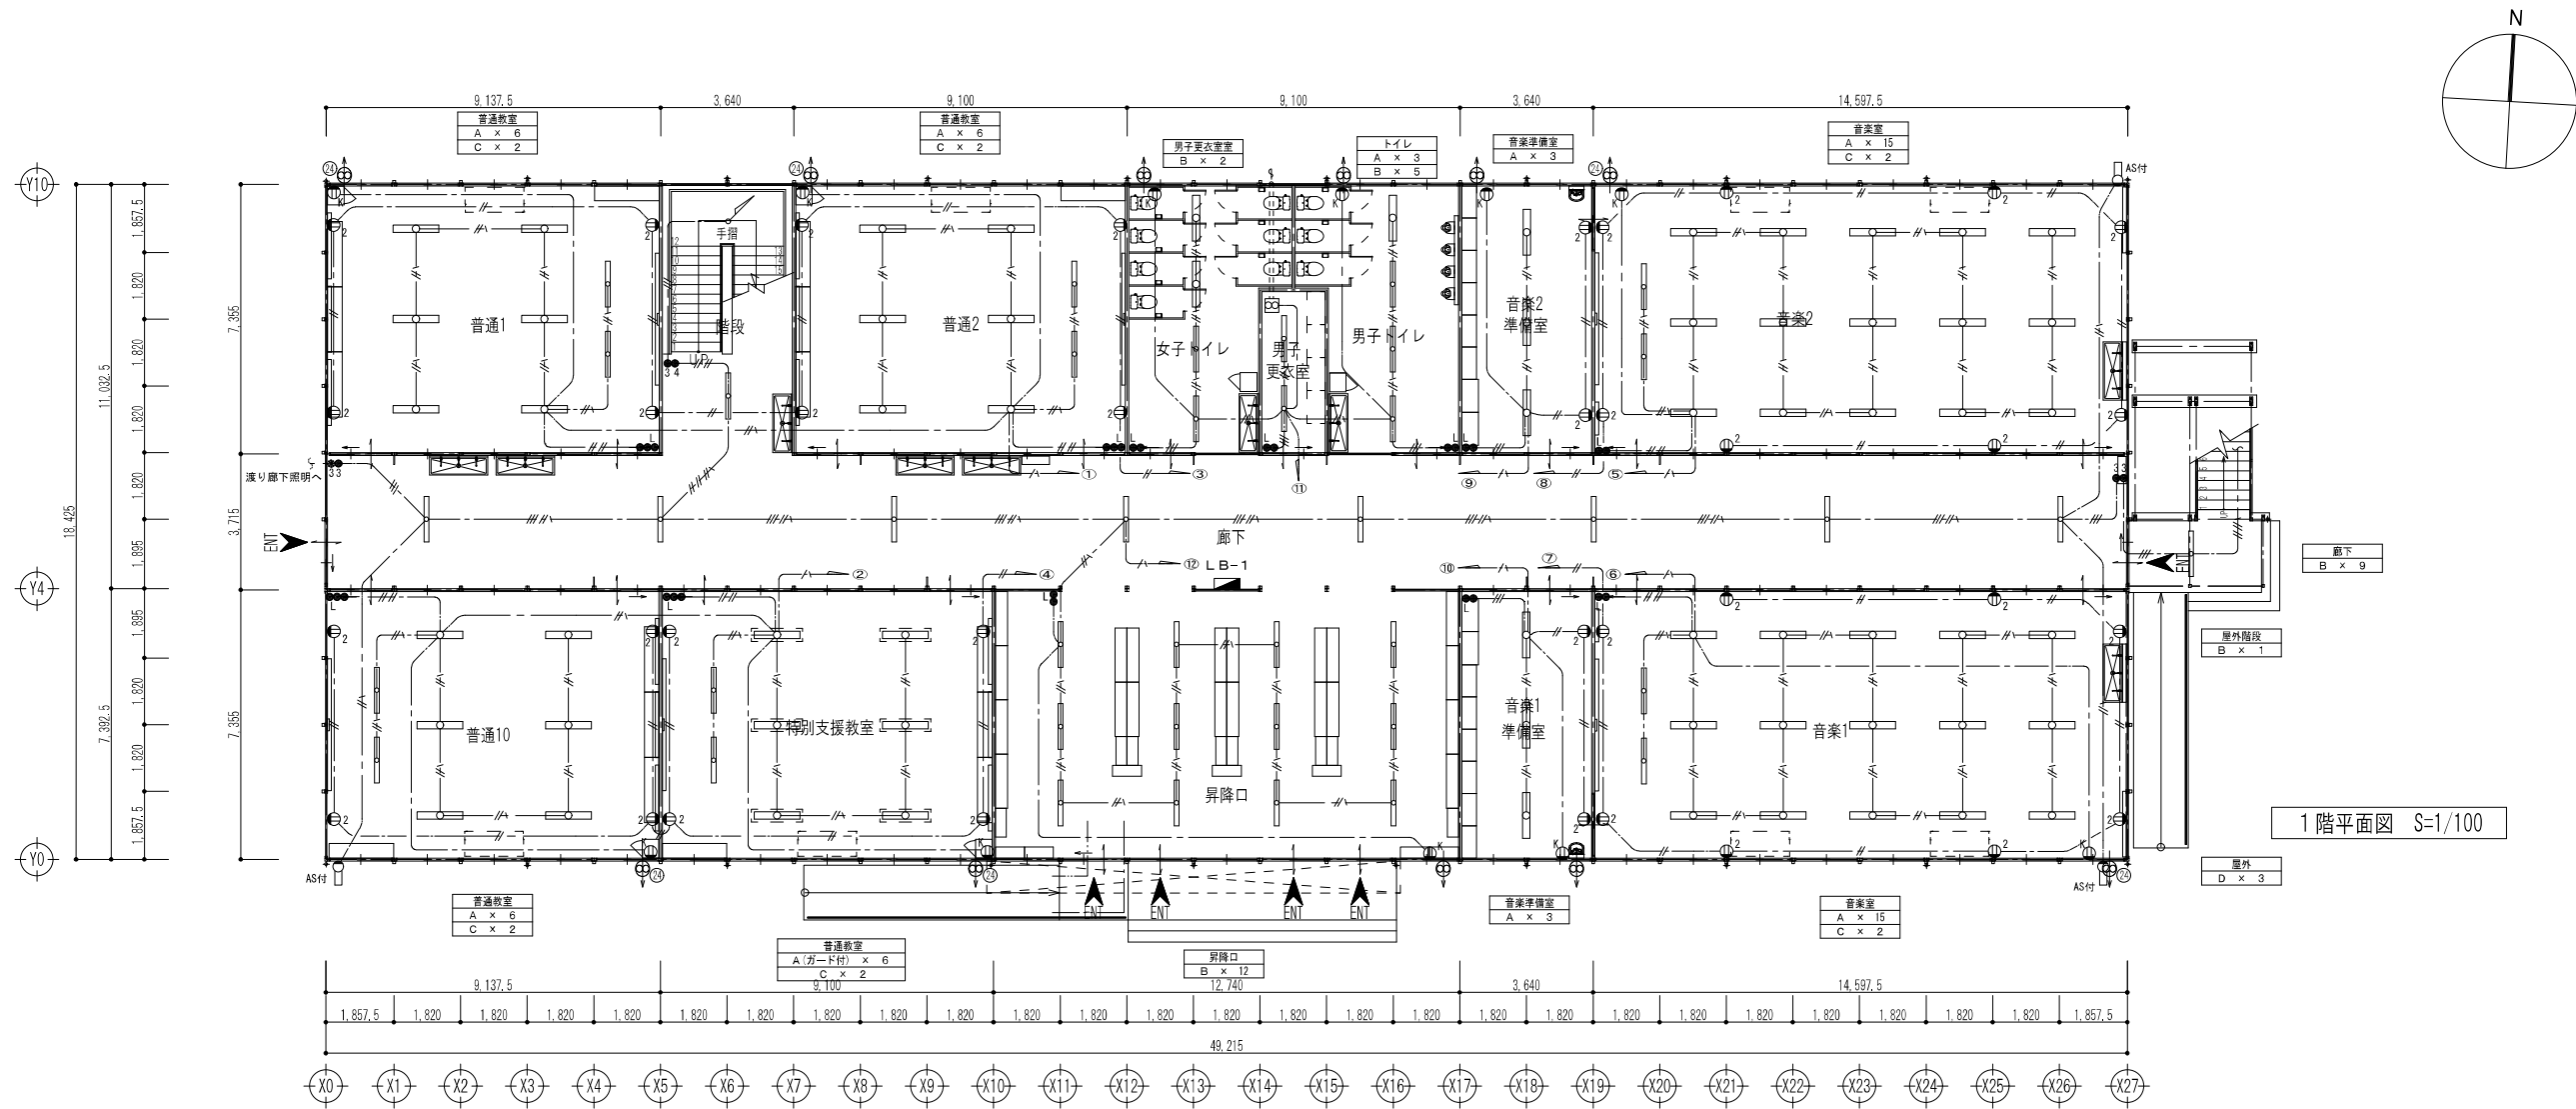

凡例

——	VVF1. 6-2C
——//——	VVF1. 6-3C
——//——	VVF1. 6-3C内1芯7-ス
——//——	VVF1. 6-2C×2
——//——	VVF1. 6-2C+3C
——#——	VVF2. 0-2C
——#——	VVF2. 0-3C内1芯7-ス
——//——	VVF1. 6-2C+3C内1芯7-ス
——//——	VVF1. 6-3C+3C内1芯7-ス
——//——	VVF2. 0-2C+1. 6-3C
——//——	VVF2. 6-3C内1芯7-ス



※露出部はブラモールで保護のこと

凡例

●2	2口コンセント	71ト 樹脂製	参考型番: WN1302
●2E	2口コンセント(接地極付)	71ト 樹脂製	参考型番: WN1512K
●EET	コンセント(7-スターミナル・接地付)	71ト 樹脂製	参考型番: WN1131
●2EET	2口コンセント(7-スターミナル・接地付)	71ト 樹脂製	参考型番: WN11329
●K	コンセント(換気扇用)	71ト 樹脂製	参考型番: WN1001
●AC	コンセント(エアコン用)	71ト 樹脂製	
●	フロアダブコンセント	71ト 樹脂製	
●WP	コンセント(防水)		参考型番: WK4105
●	スイッチ	71ト 樹脂製	参考型番: WN5001
●L	パイロットスイッチ	71ト 樹脂製	参考型番: WN5241
●3	3路スイッチ	71ト 樹脂製	参考型番: WN5062
●4	4路スイッチ	71ト 樹脂製	参考型番: WN5064
●3WP	3路スイッチ(防水)	71ト 防水	参考型番: WN5002+WN7941
●4WP	4路スイッチ(防水)	71ト 防水	参考型番: WN5004+WN7941
●	電灯盤	露出壁掛型	
●	換気扇	天井付型	

仮設校舎B棟

工事名	岡山市立西小学校仮設校舎貸賃借（その2）				協同組合アゴラ			
図面	【B棟】1階電灯・コンセント設備平面図				縮尺	A1: 1/100 A2: 1/200		
No.	岡山市都市整備局住宅建築部公共建築課				令和 7 年 3 月			
	課長	担当課長	課長補佐	係長	主任	担当	系長	設計
E					代表理事 小寺 孝寿 一般建築士事務所岡山県建築士会第1359号 〒760-0822 岡山県岡山市東区南江崎3丁目3番1号 地上2階 TEL 086-268-2388 FAX 086-268-2322			
005								

  


※露出部はプラモールで保護のこと

凡例


工事名	岡山市立西小学校教育施設全館貫費（その２）						協同組合より			
図 面	【8巻】 2階電気・セントラ設備平面図						代表者 小寺 尚 一般建設士事務所岡山県支店理事兼建築士(1957年) 〒760-0825 岡山市南区南町三丁目1番地1号 地上2層建 TEL.085-246-2288 FAX.085-246-2232			
N.O.	岡山市都市整備局住宅建築部公共建築課						令和 7 年 3 月			
E / O 6	課長	担当課長	課長補佐	係長	主任	担当	系	承認	検印	図

007

1階平面図 S=1/100

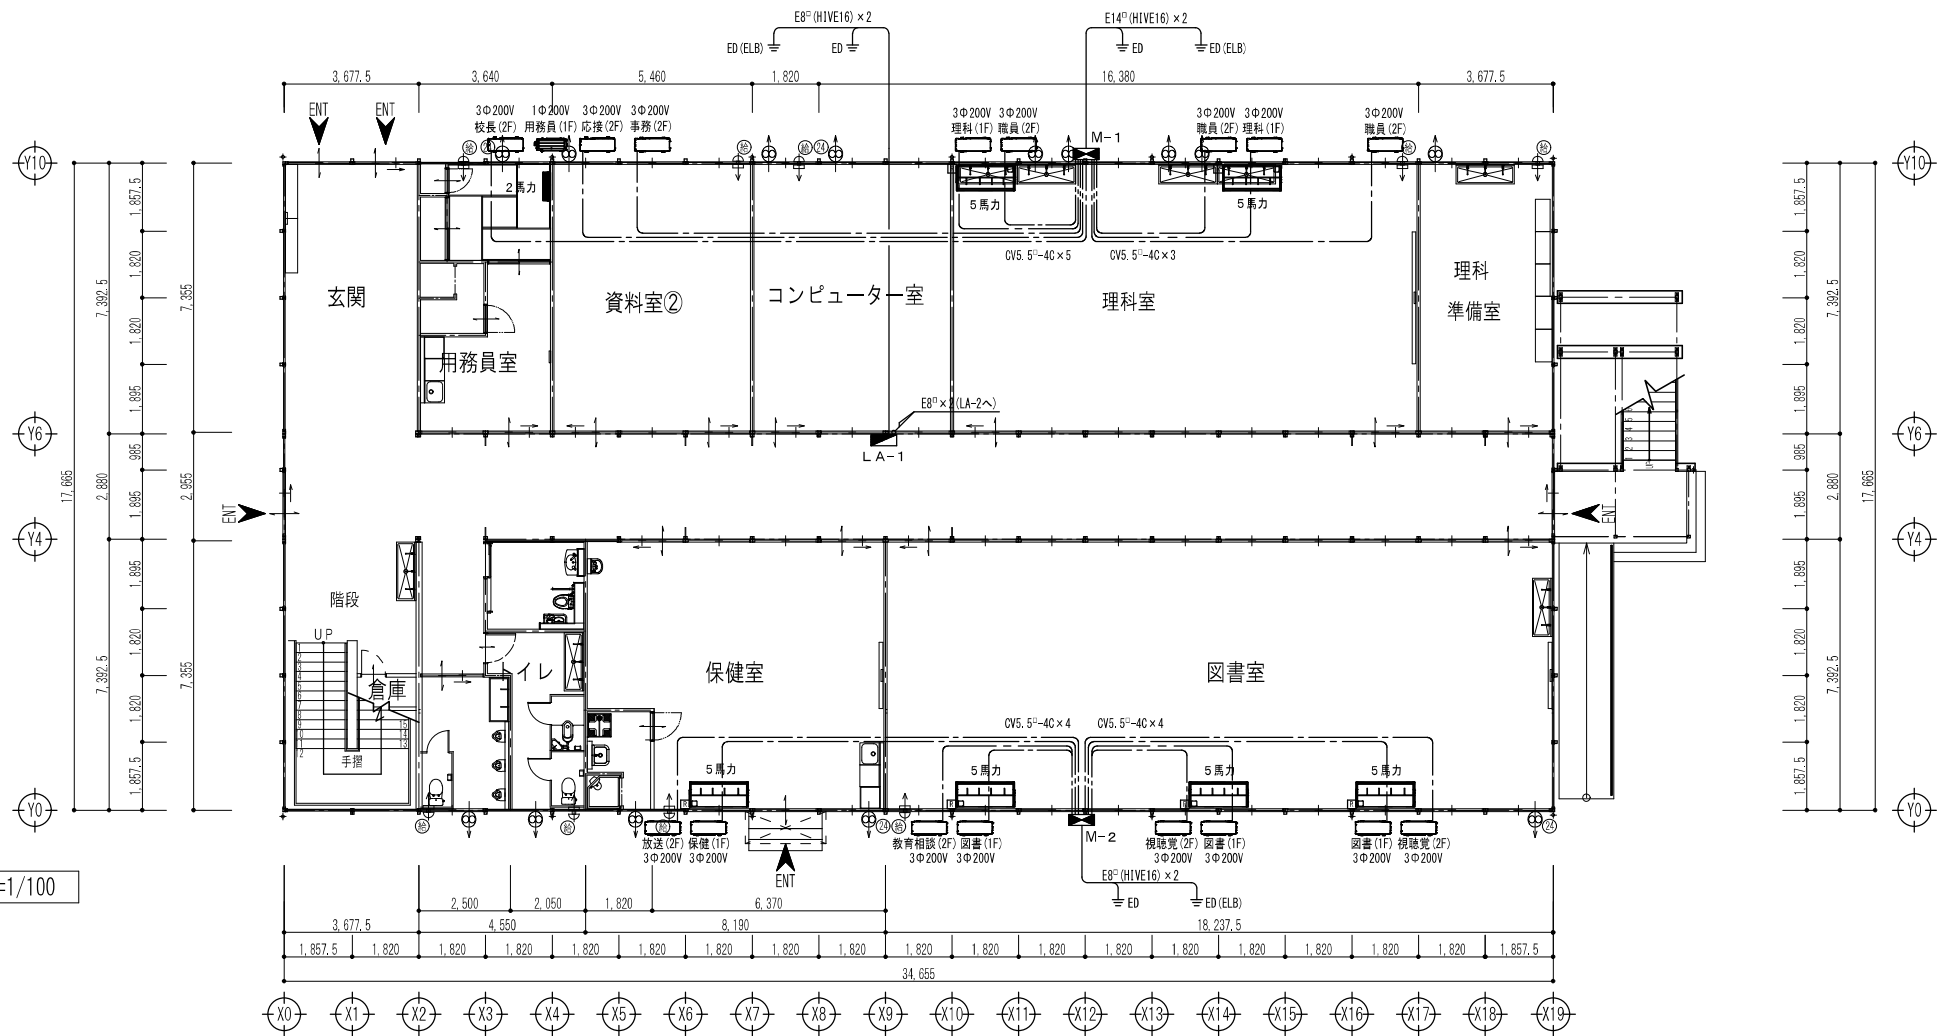


分電盤 (LA-1)

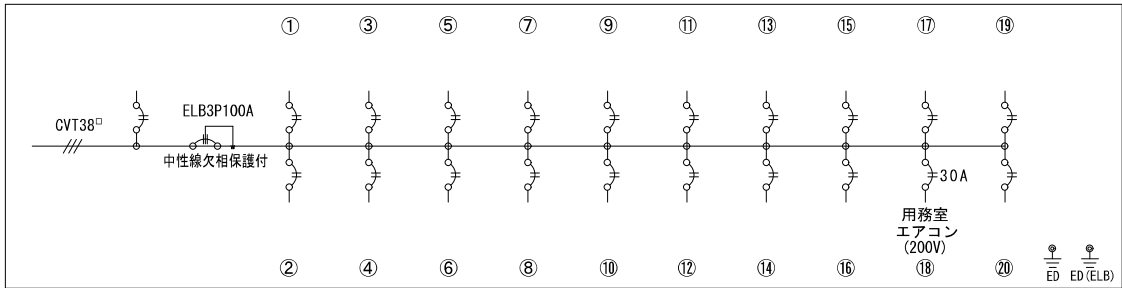


凡 例

	動力盤	屋外露出型
	CV5.5 [□] -4C	露出部 PF28

動力盤 (M-1)

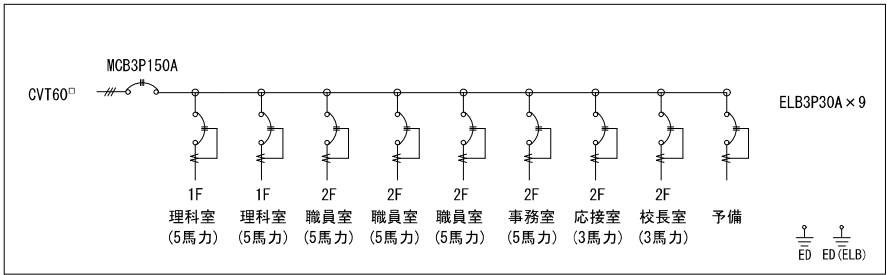


動力盤 (M-2)

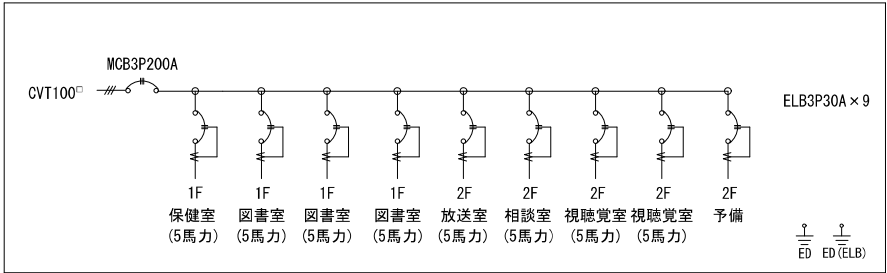


仮設校舎 A 棟

工事名	岡山市立西小学校仮設校舎賃貸（その2）				協同組合アゴラ			
図 面	【A棟】1階動力設備平面図				縮 尺	A1: 1/100 A3: 1/200	代表理事 小寺 豊 一般社団法人岡山県建設業協会 13051号 管理棟 2F 一般社団法人岡山県建設業協会 13051号 通上車路	
N o .	岡山市都市整備局住宅建築部公共建築課				令 和	7 年	3 月	西山市北政野三丁目11番20号 TEL: 086-246-2288 FAX: 086-246-2282
E / 008	課 長	担当課長	課長補佐	係 長	主 任	担 当	家 長	校 長

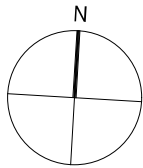


2階平面図 S=1/100

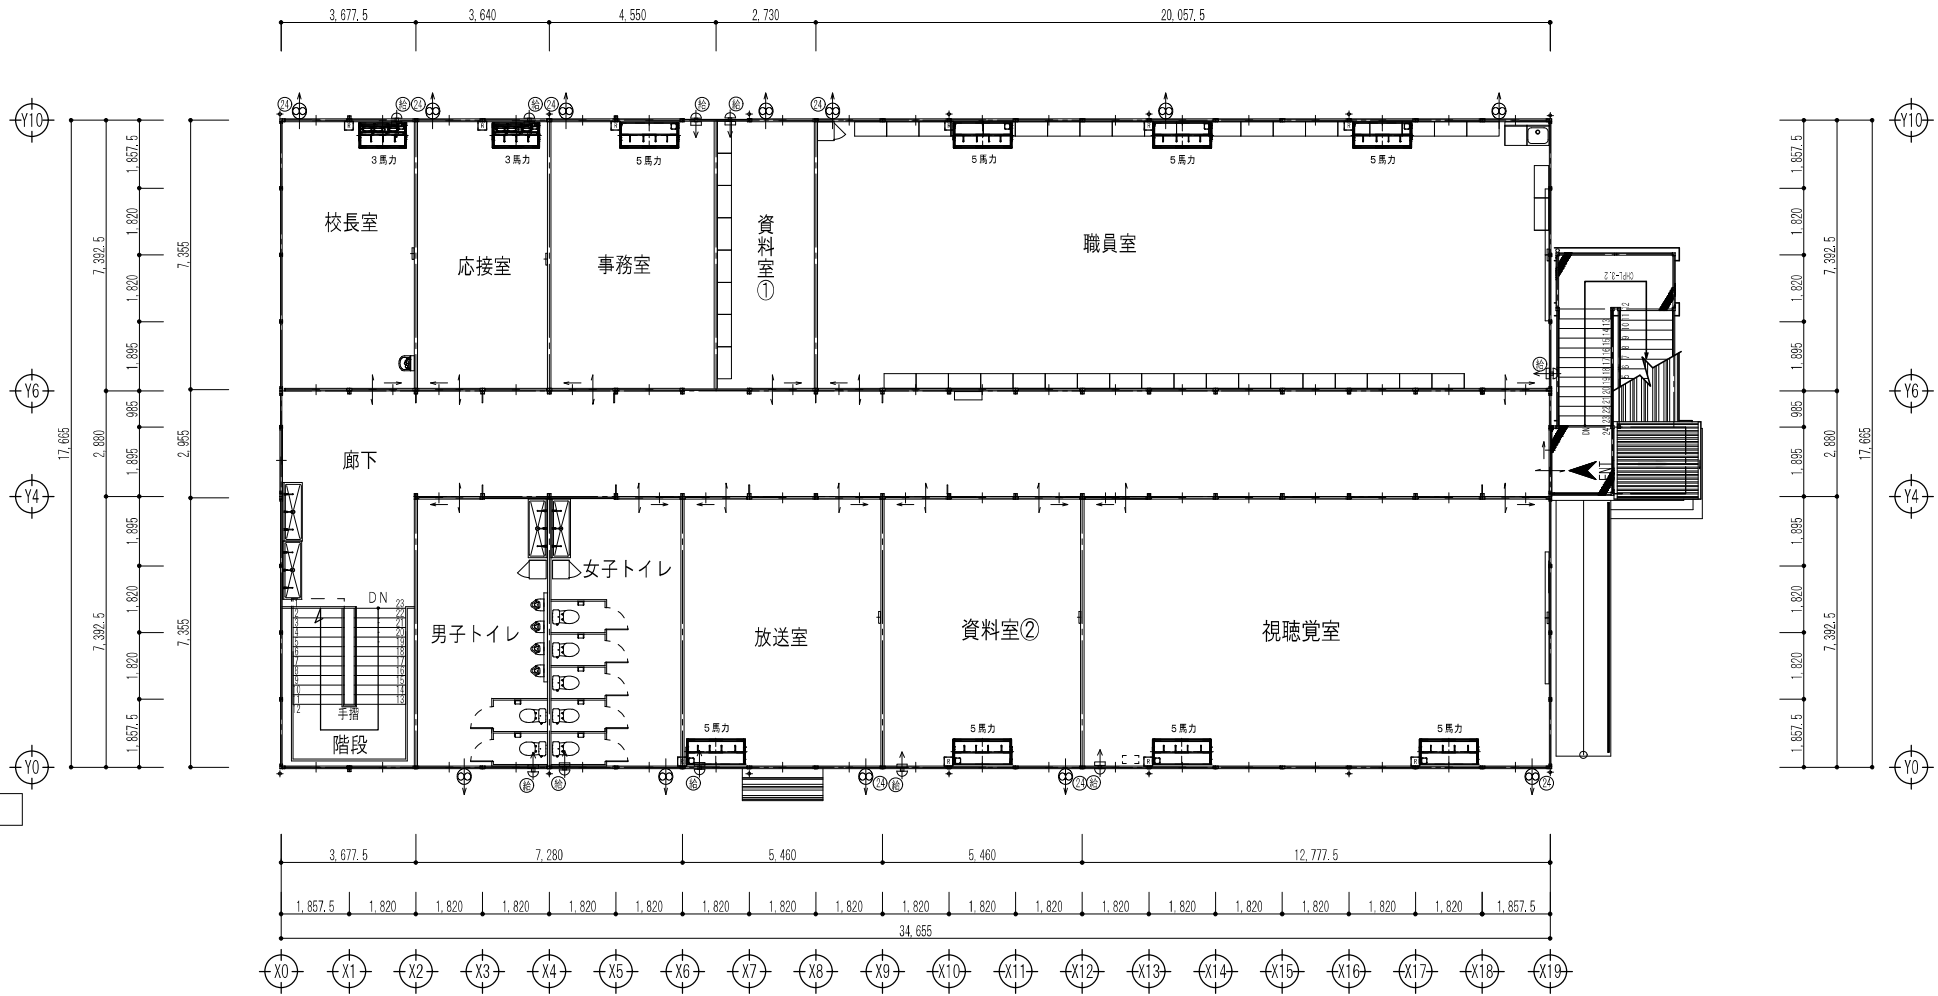


仮設校舎 A 棟


工事名	岡山市立西小学校仮設校舎賃貸借（その2）				協同組合アゴラ			
図面	【A棟】2階動力設備平面図				代表理事 小寺 徹 一般建築士事務所岡山県知事登録第13051号 管理建築士 一般建築士 第05536号 浦上幸雄 岡山市北区野田三丁目11番20号 TEL 086-246-2288 FAX 086-246-2282			
No. E 009	岡山市都市整備局住宅建設部公共建築課				令和 7 年 3 月			
	課長	担当課長	課長補佐	係長	主任	担当	承認	製図

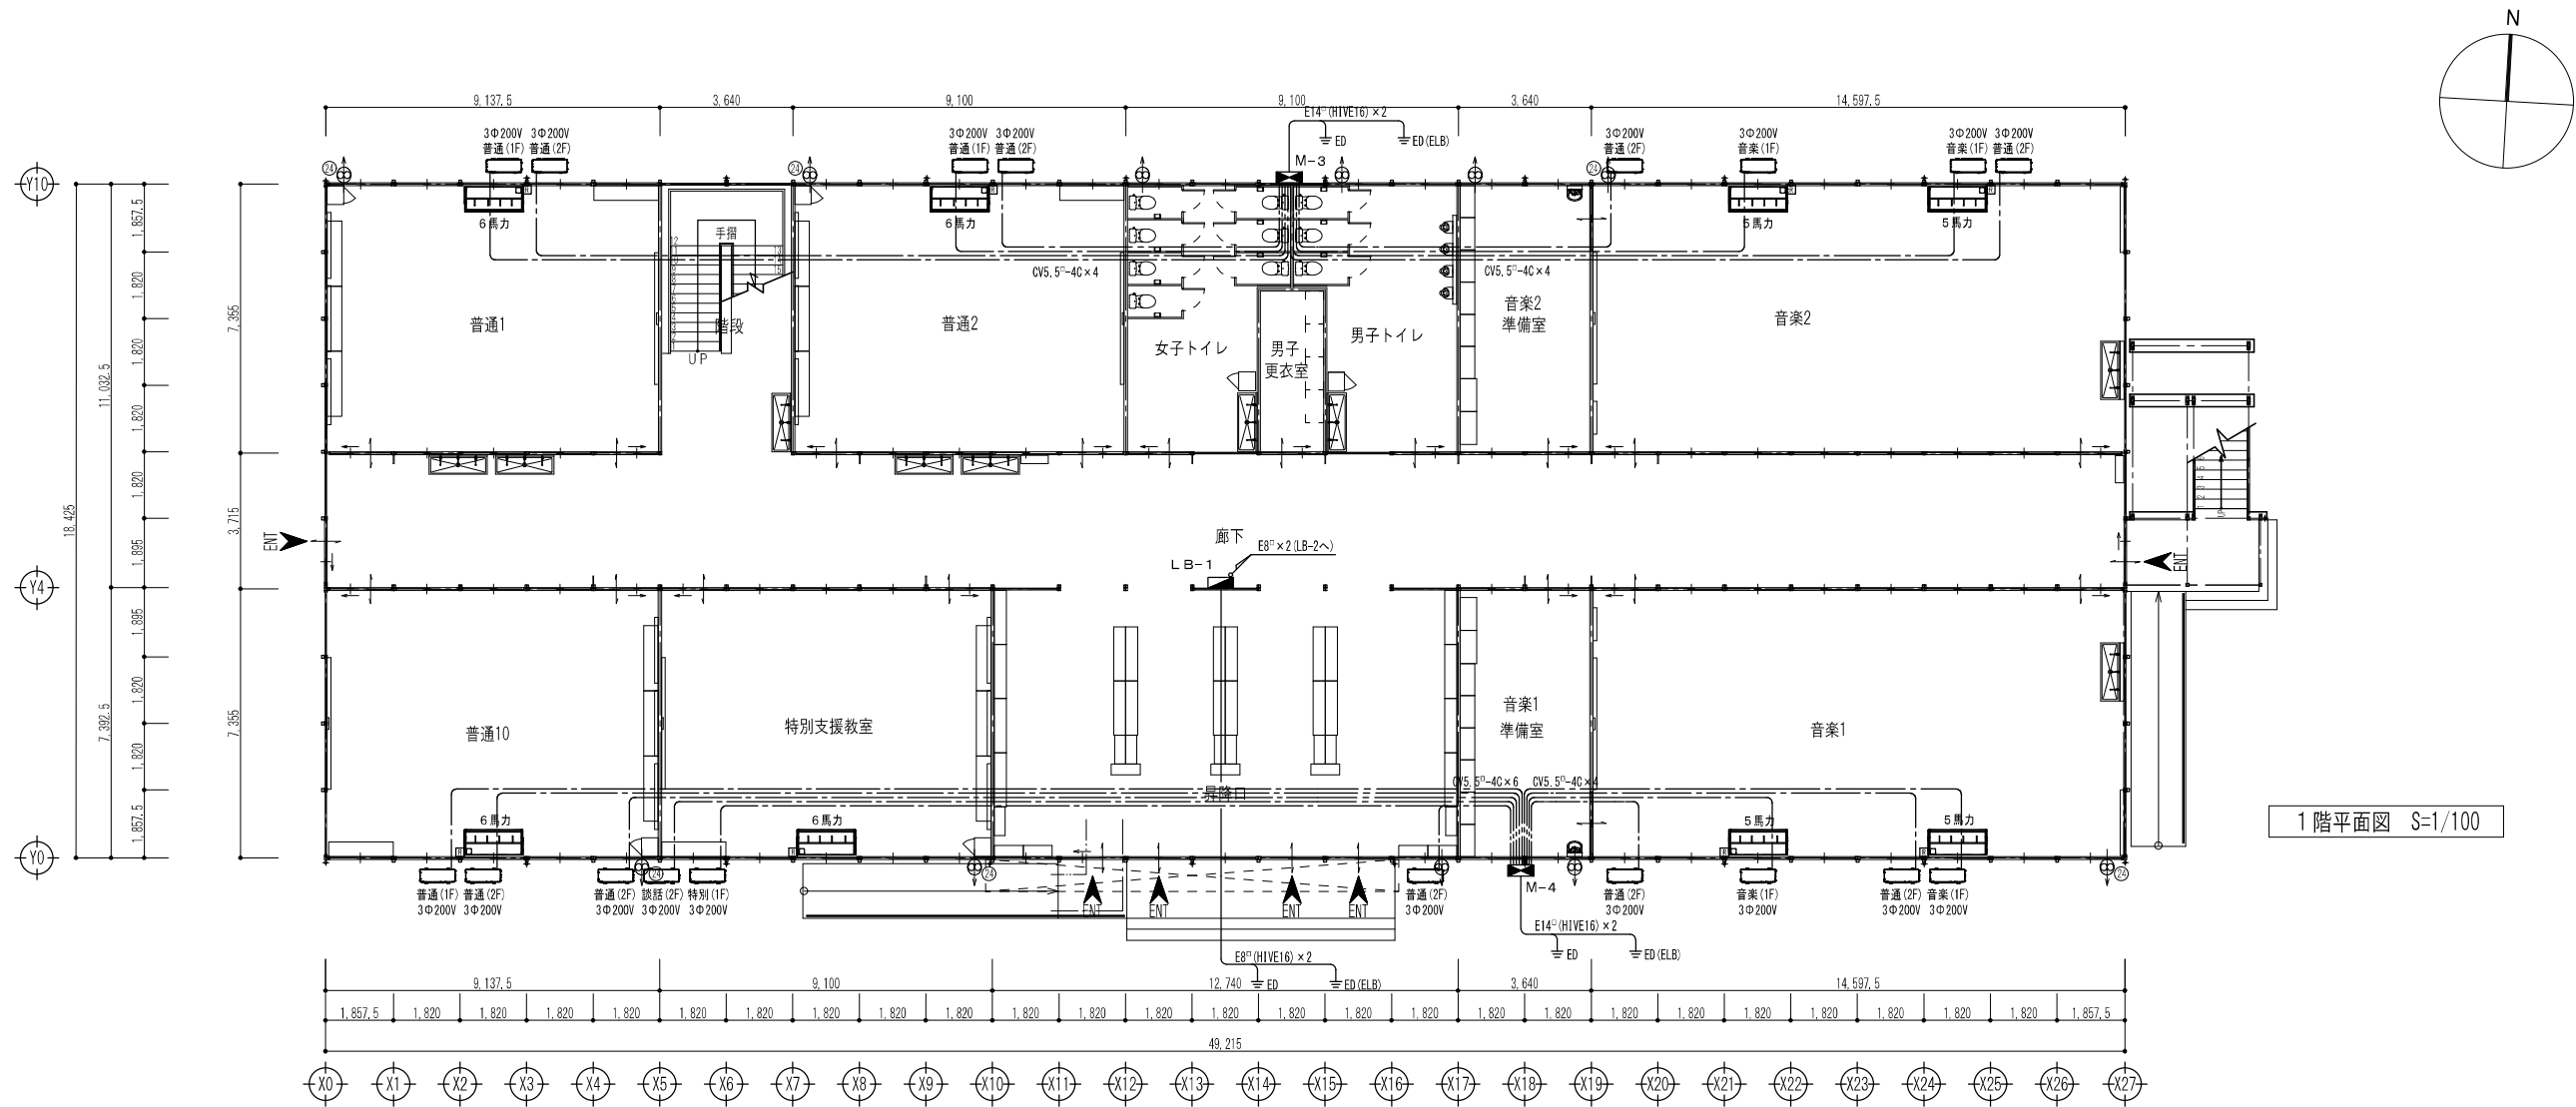

動力盤 (M-3)

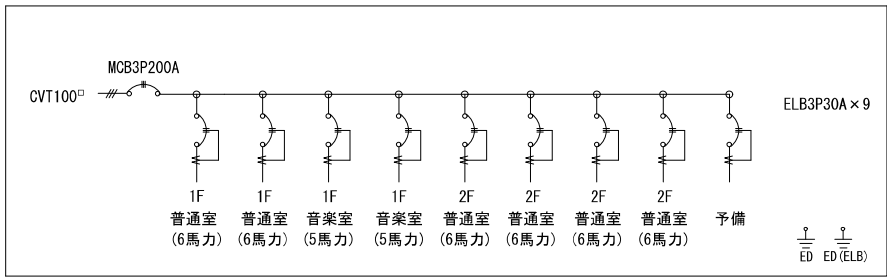


動力盤 (M-4)

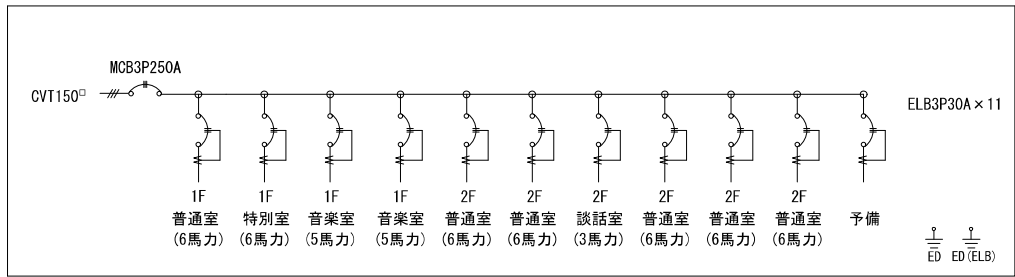

凡 例		動力盤	屋外露出型
		CV5.5P-4C	露出部 PF28


仮設校舎B棟

工事名	岡山市立西小学校仮設校舎貸借（その2）				協同組合アグリ			
	図 面				代表理事 小寺 隆			
No.	【B棟】1階動力設備平面図				一般建築士事務所岡山県協会登録第13551号			
	岡山市都市整備局住宅建築部公共建築課				岡山市北区野田三丁目11番20号			
E 010	課 長	担当課長	課長補佐	係 長	主 任	担 当	家 長	製 図

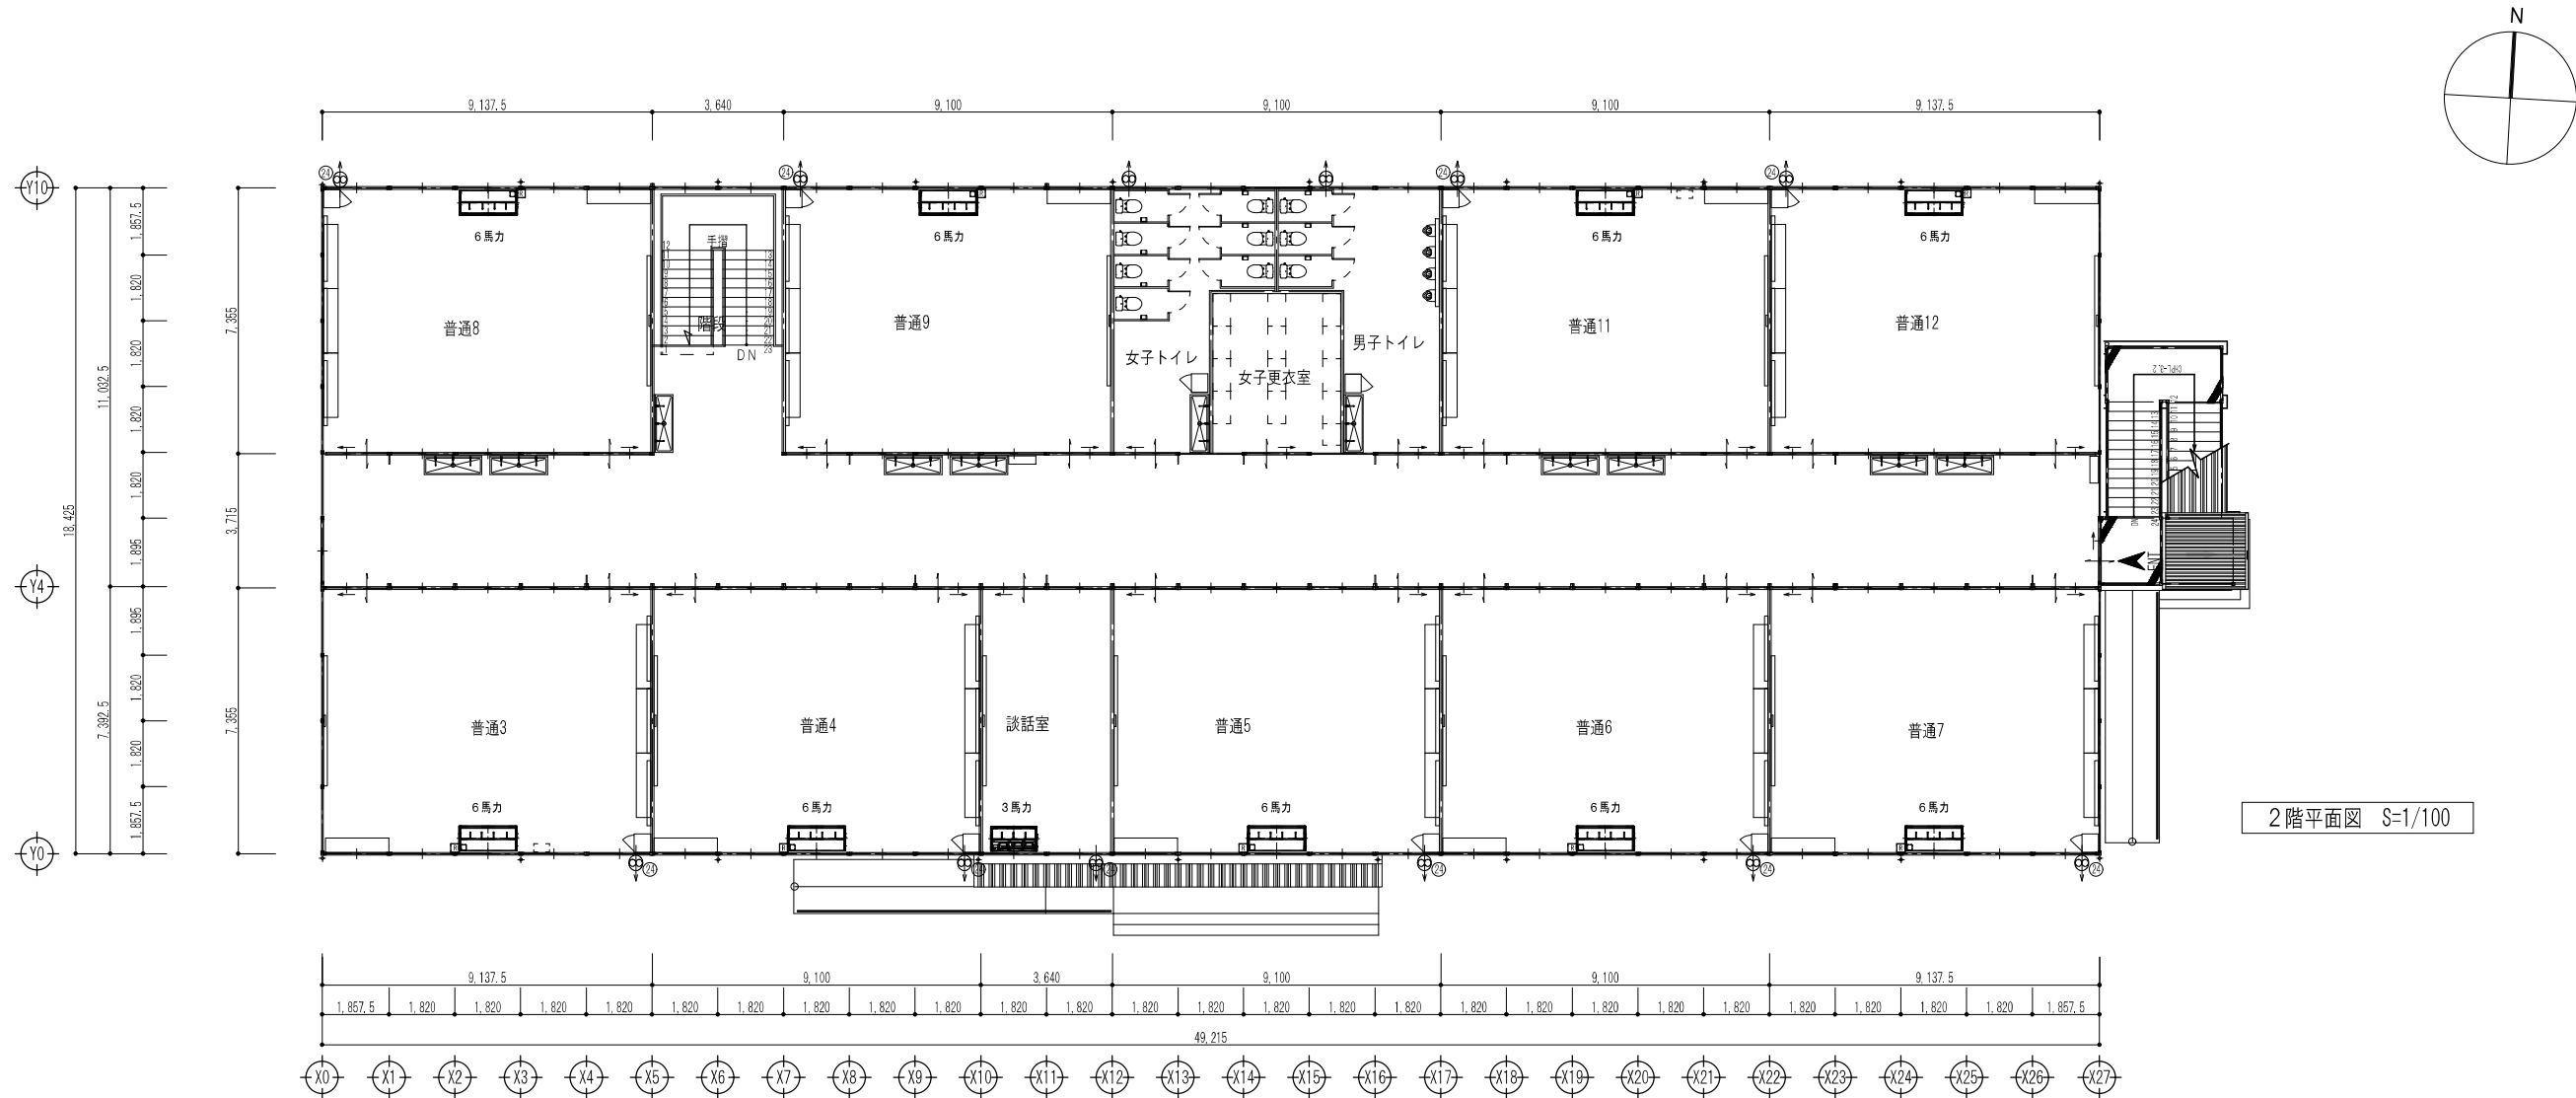


仮設校舎B棟

工事名	岡山市立西小学校仮設校舎賃貸（その2）				協同組合アガラ			
図 面	【B棟】2階動力設備平面図				代表理事 小寺 浩 一般建築士事務所岡山県知事登録第13551号 管理建築士 一般建築士 第55356号 浦上孝雄 岡山市北区野田三丁目11番20号 TEL 086-246-2288 FAX 086-246-2282			
No. E 011	岡山市都市整備局住宅建築部公共建築課 令和 7 年 3 月							
	課 長	担当課長	課長補佐	係 長	主 任	担 当	審 査	製 図

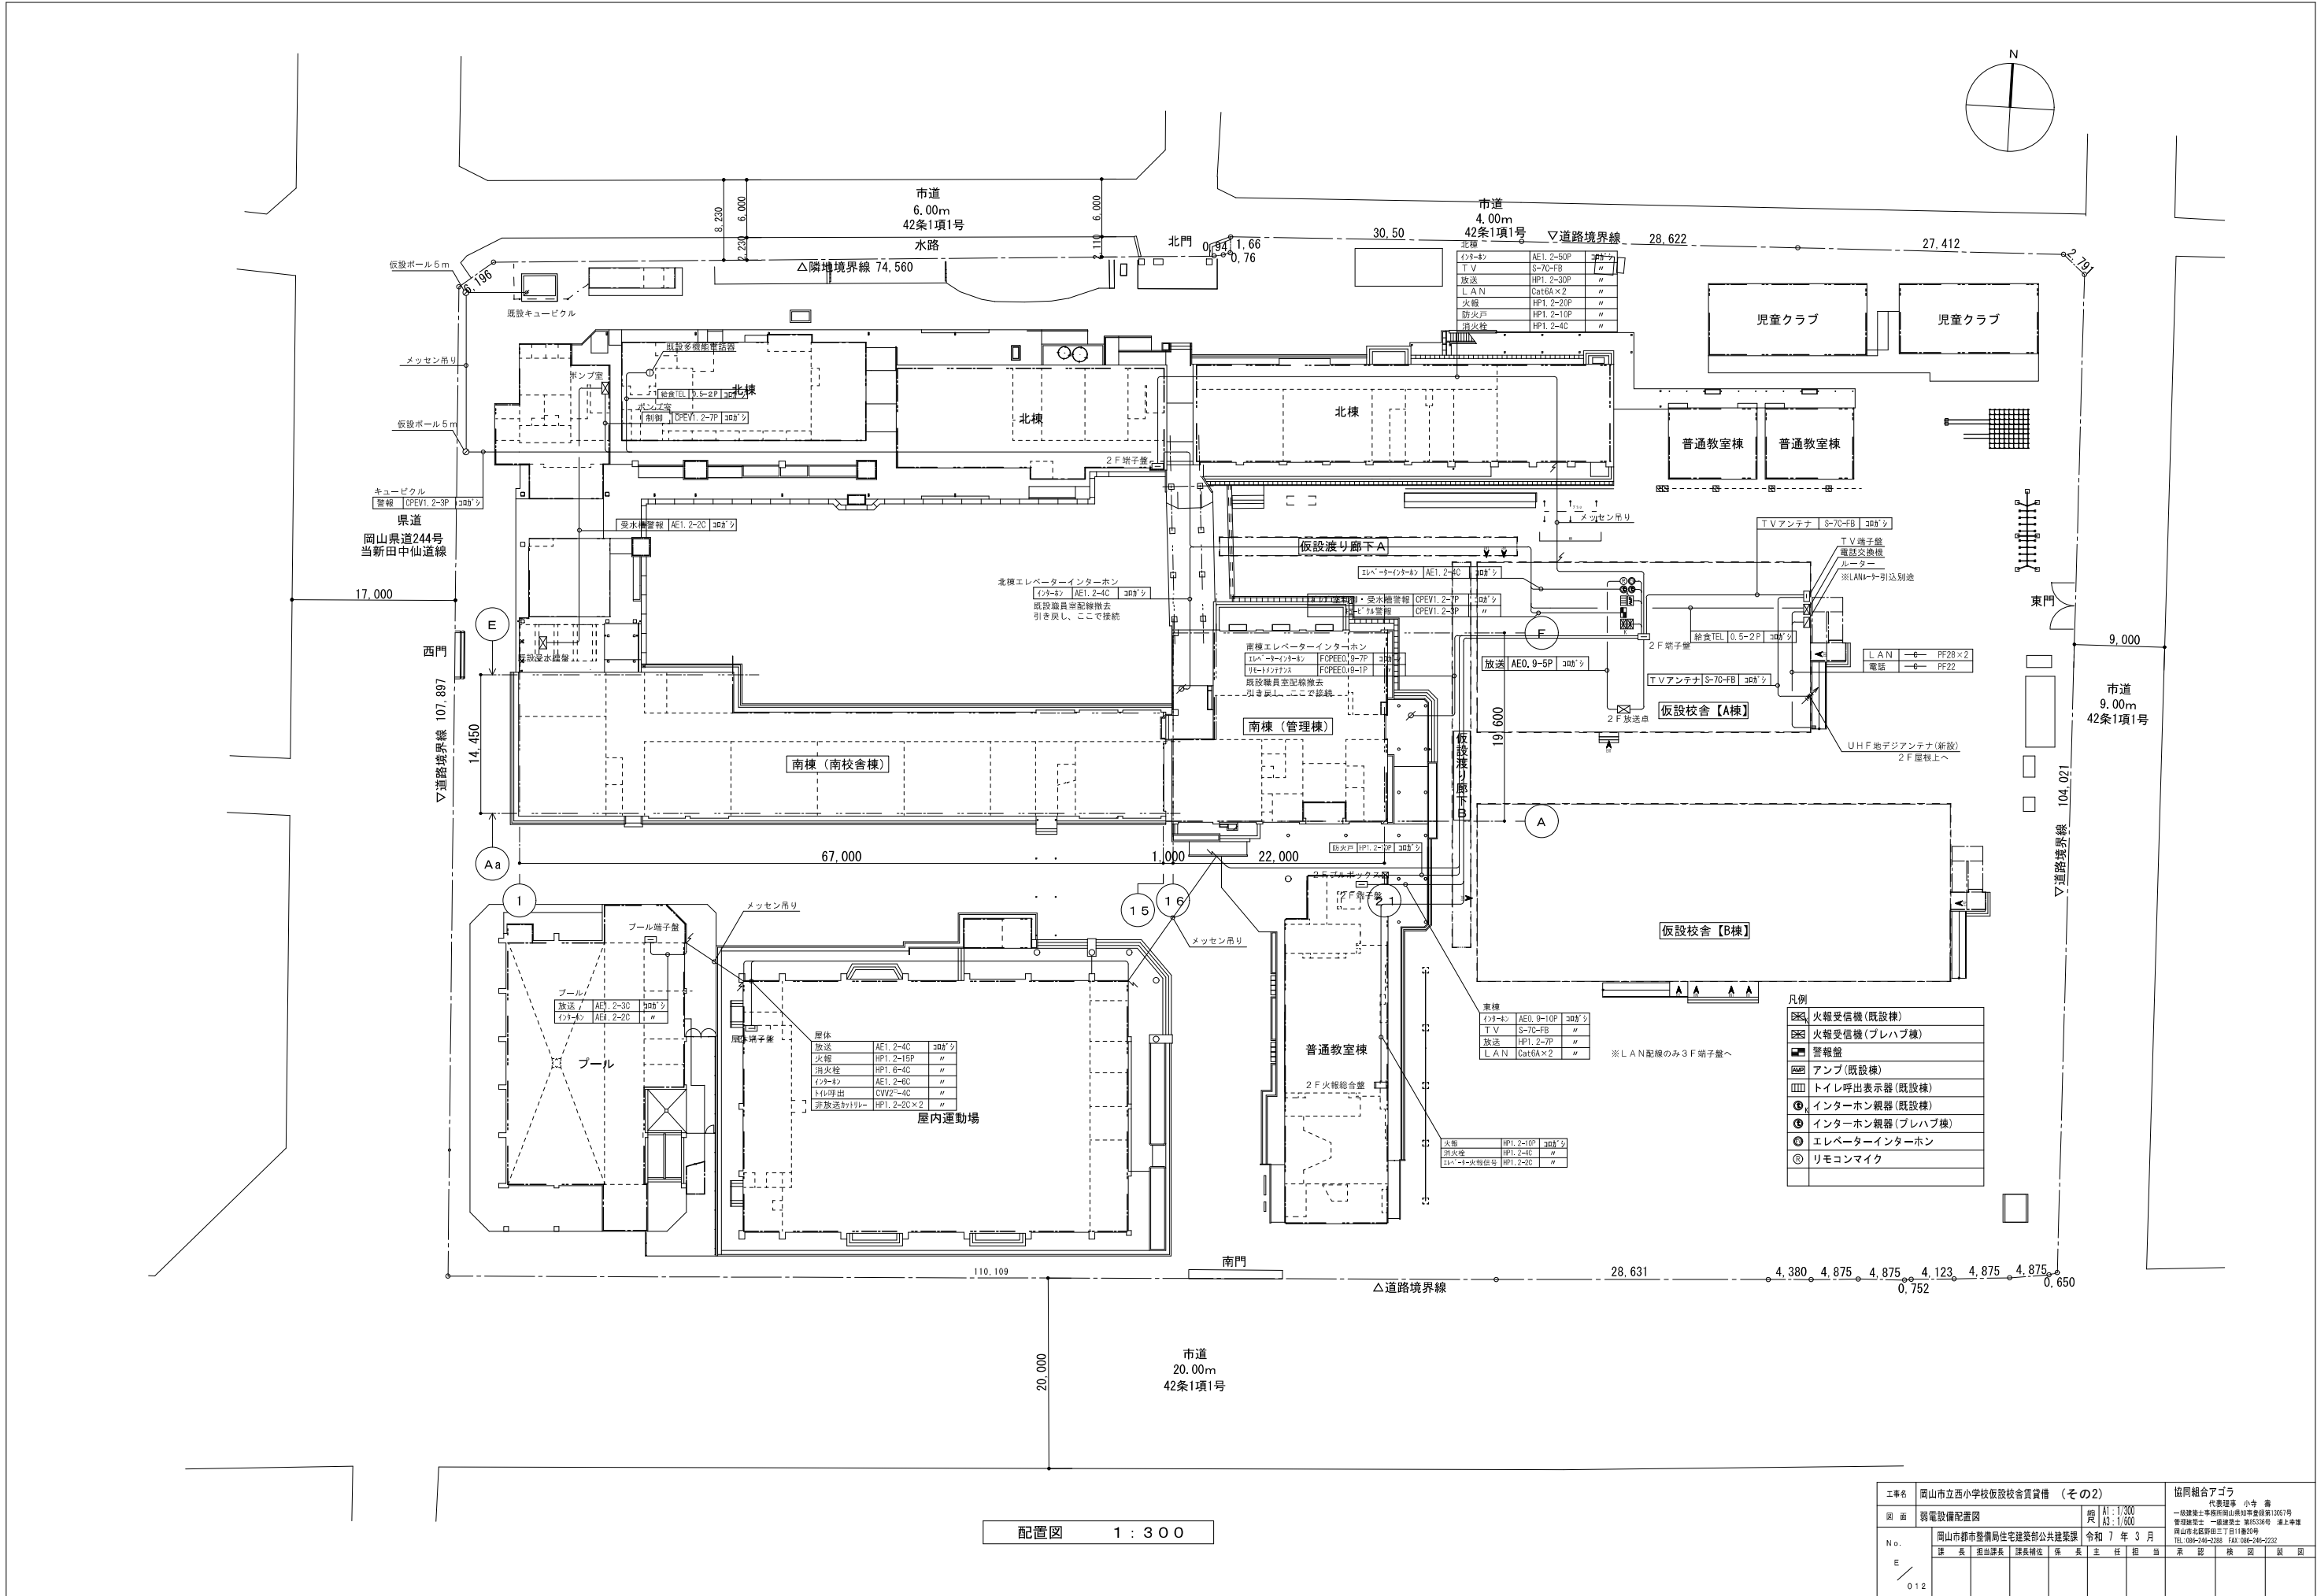


工事名		岡山市立西小学校仮設校舎貸借 (その2)										協同組合アゴラ	
図面		弱電設備配置図										代表理事 小寺 善	
No.		岡山市都市整備局住宅建設部公共建築課 令和 7 年 3 月										一般建築士事務所岡山県知事登録第10057号	
E		課長 担当課長 課長補佐 係長 主任 担当 承認 検図 副図										管理課長 一級建築士 第5334号 国土管理	
012												岡山県北陽町三丁目11番29号	
												TEL:086-246-2288 FAX:086-246-2232	

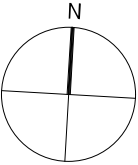


凡 例		
—— - ——	AE0. 9-2C	インターホン
—— // AE	AE1. 2-2C	時計
—— // HP	HP1. 2-3C	放送
—— / 5C	S-5C-FB	テレビ
—— / LAN	Cat6A	L A N
—— G ——	空配管	

工事名	岡山市立西小学校仮設校舎資材備（その2）			協同組合アロラ		
図面	【A様】1階階電設備平面図			規模	A1:1100 A2:1200	代表理事 小寺 壽 一般経理 土田 幸子 経理 佐藤 一樹 岡田 浩二 岡田 洋平 岡山県北多野郡三ツ目1番10号 TEL 086-368-2228 FAX 086-368-2232
N o.	岡山市市建業局住宅建設部公共建築課			令和	年	7 月 3 日
E /	課 長 担当課長 課長補佐 係 長 主 任 助 理			印 影 捺 押 捺 押 捺 押 捺 押		
015						

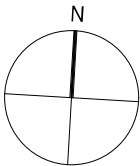

2階平面図 S=1/100

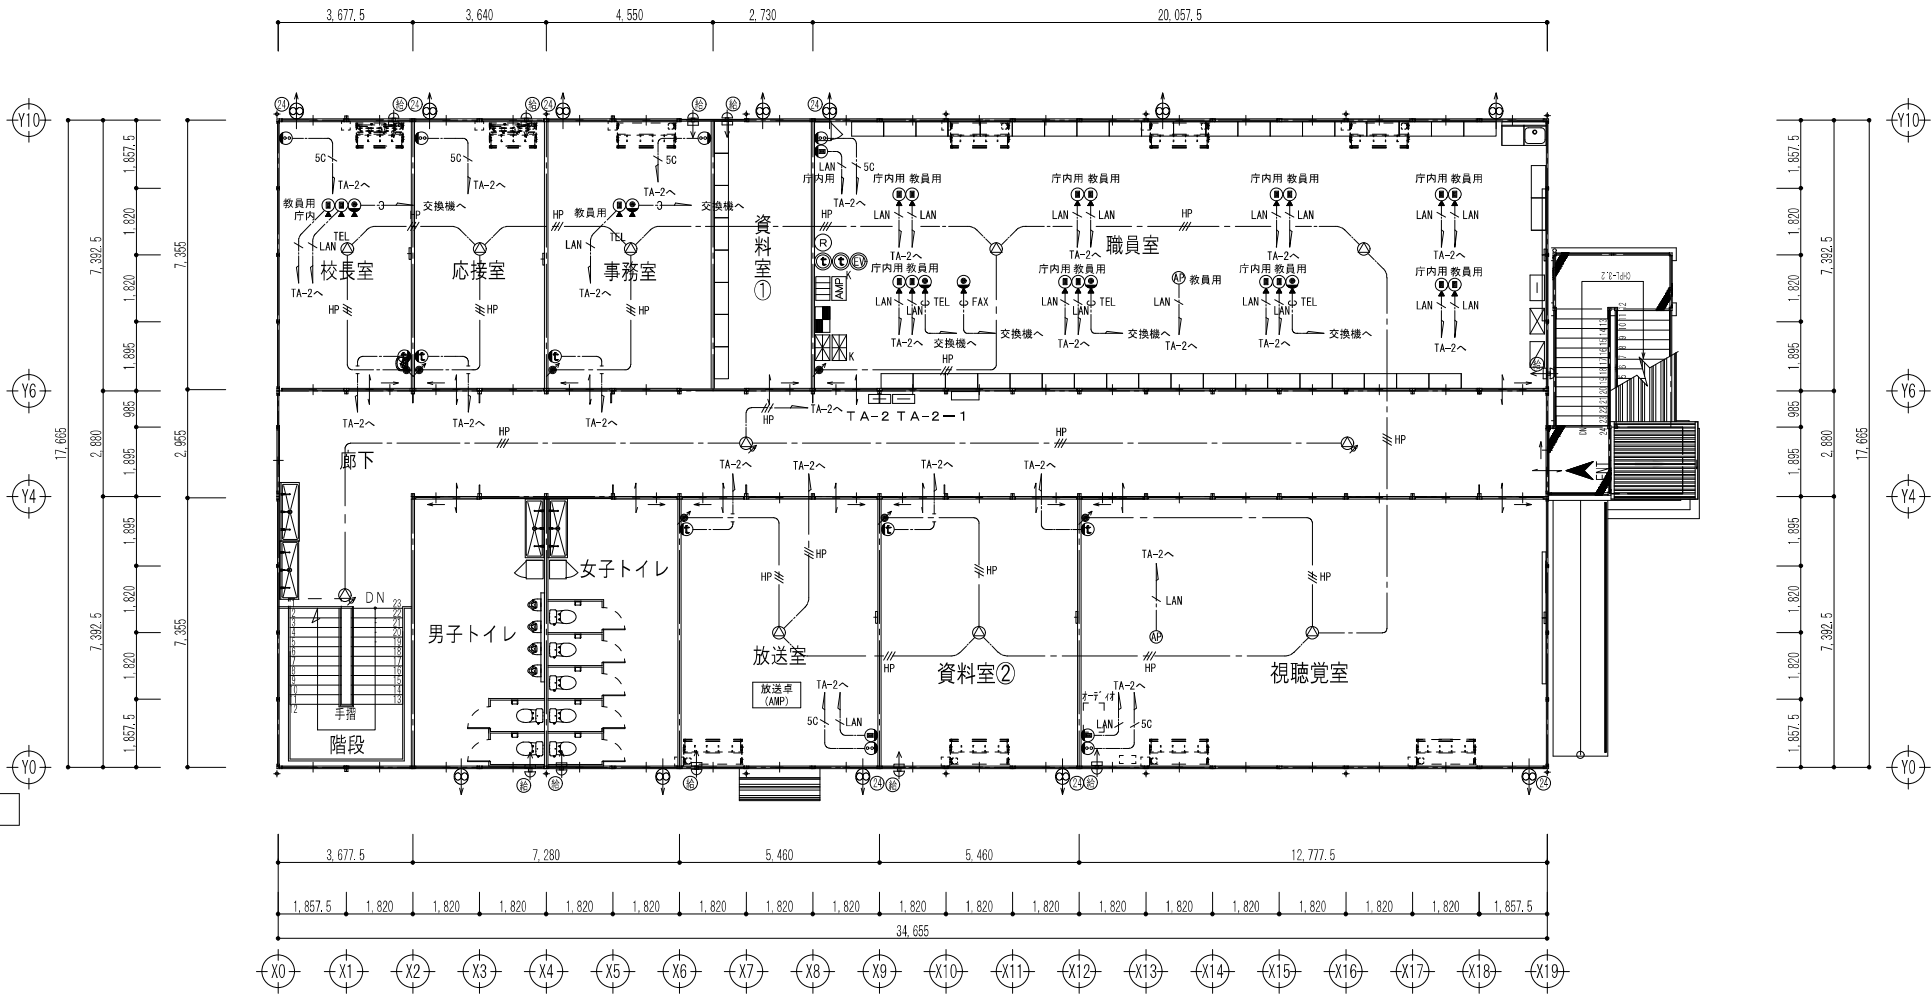

凡例


Ⓢ	スピーカー	参考姿図参照
Ⓢ	スピーカー	参考姿図参照
Ⓢ	屋外スピーカー	参考姿図参照
Ⓢ	アッテネーター	プレート樹脂製
Ⓢ	インターホン	参考姿図参照
Ⓢ	TV直列ユニット	プレート樹脂製
Ⓢ	情報コンセント	プレート樹脂製
Ⓢ	電話コンセント	プレート樹脂製
Ⓢ	情報アクセスポイント	参考姿図参照
Ⓢ	子時計	参考姿図参照
Ⓢ	端子盤	

凡例

— — —	AE0. 9-2C	インターホン
— // AE	AE1. 2-2C	時計
— // HP	HP1. 2-3C	放送
— / SC	S-5C-FB	テレビ
— / LAN	Cat6A	L A N
— G —	空配管	

仮設校舎 A 棟

工事名	岡山市立西小学校仮設校舎貸借（その2）				協同組合アグラ			
図 面	【A棟】2階弱電設備平面図				縮 尺	A1: 1/100 A2: 1/200		
N o .	岡山市都市整備局住宅建設部公共建築課				令和 7 年 3 月	代表理事 小寺 徹 一般建築士事務所岡山建設事務組合 13051号 管理建築士 一級建築士 第5535号 浦上孝雄 岡山市北區野田三丁目11番20号 TEL 086-246-2288 FAX 086-246-2282		
E	課 長	担当課長	課長補佐	係 長	主 任	担 当	家 邸	製 図
016								

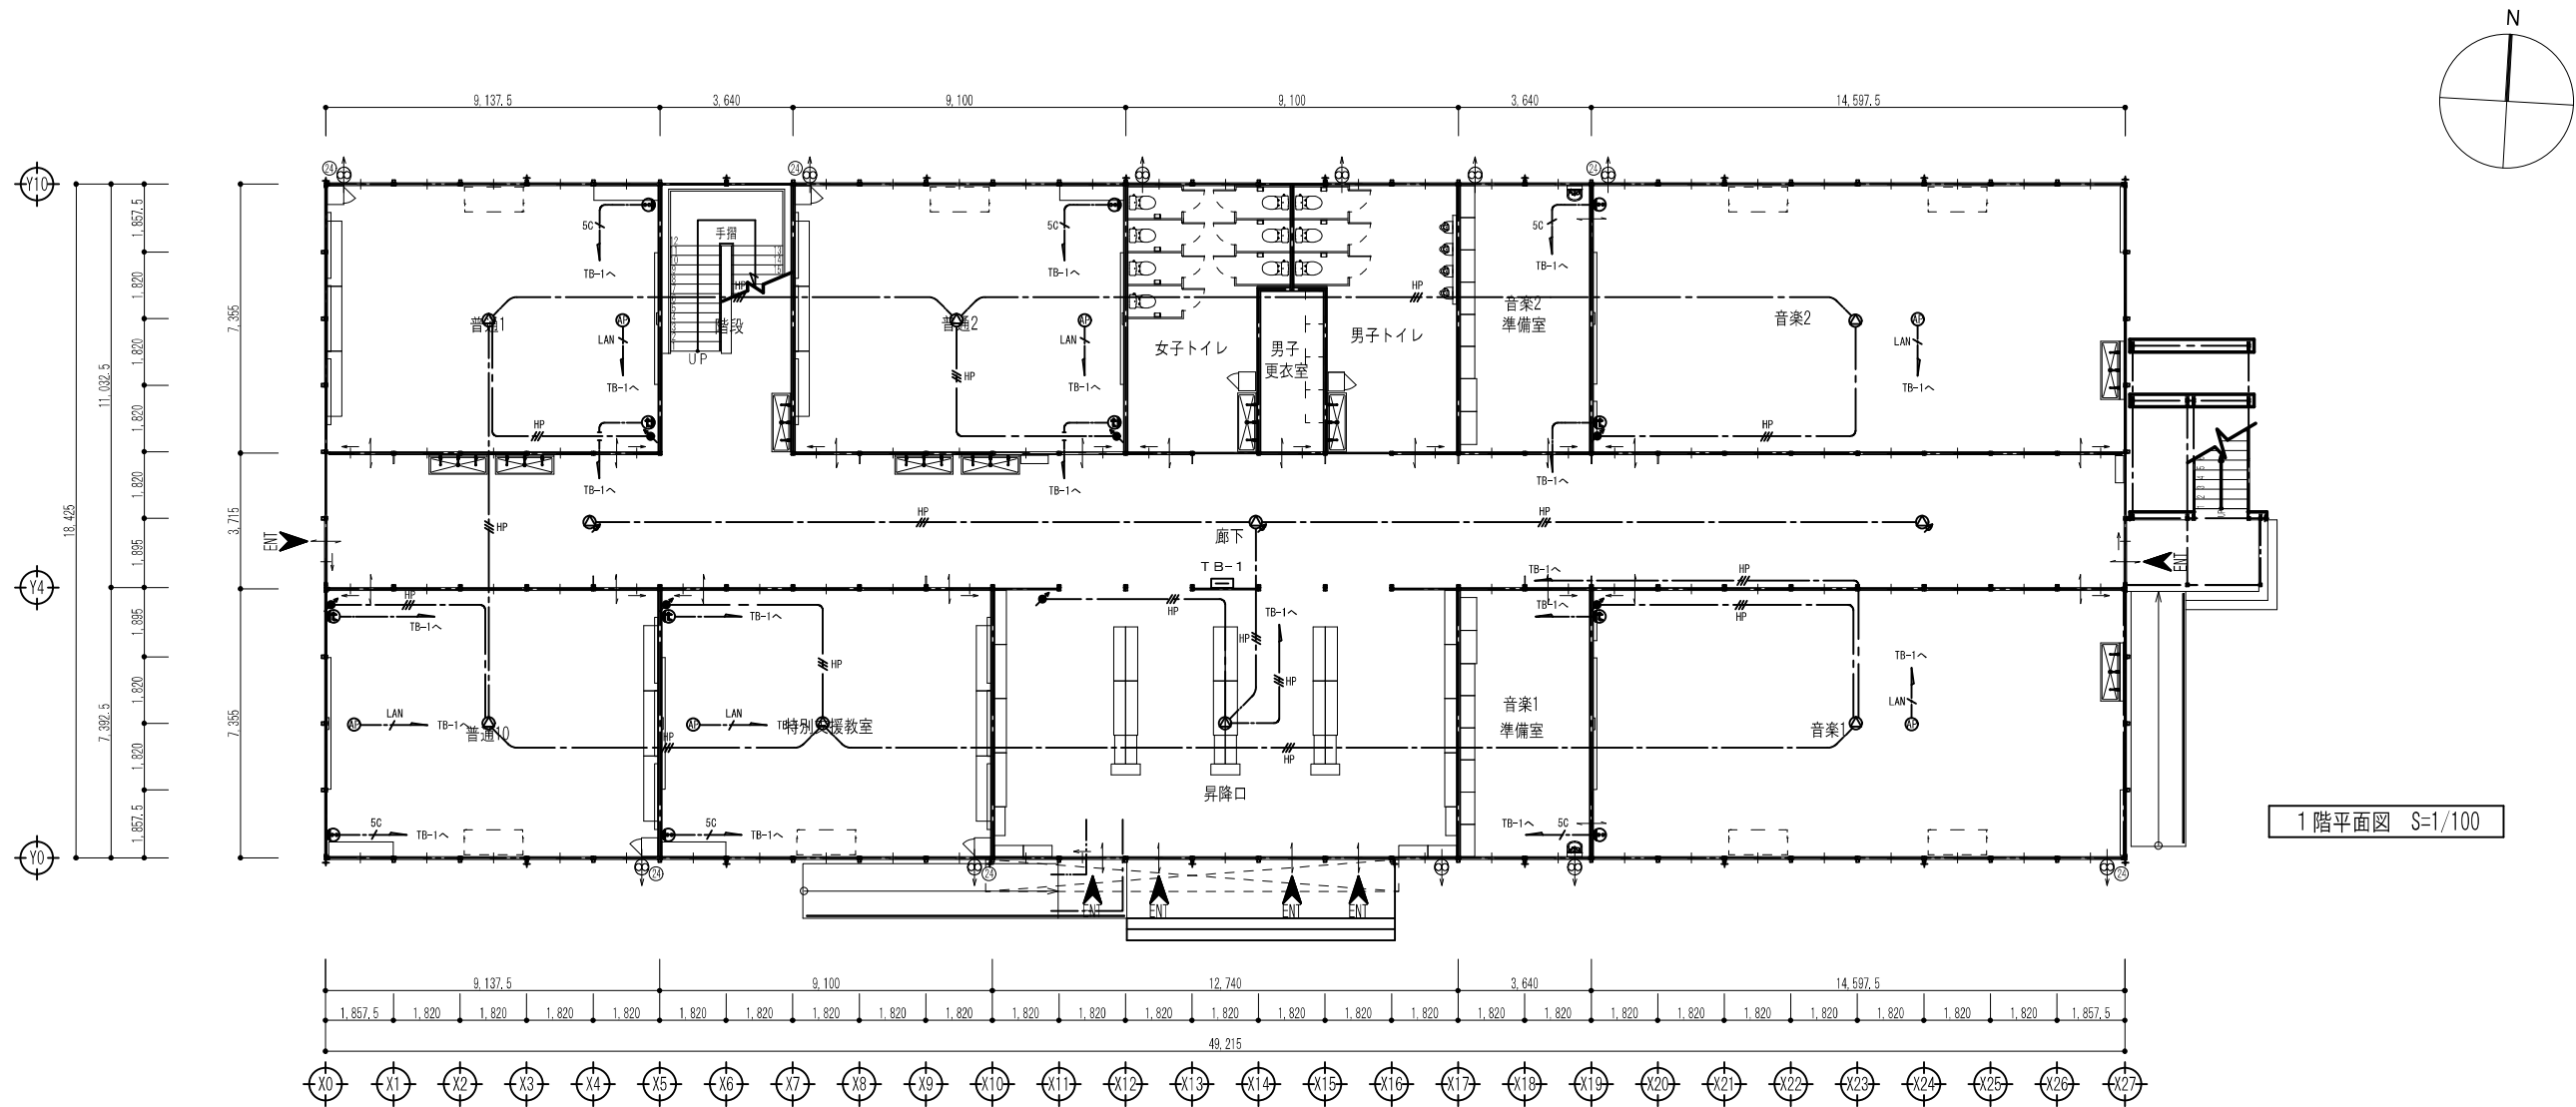

凡例

	スピーカー	参考姿図参照
	スピーカー	参考姿図参照
	屋外スピーカー	参考姿図参照
	アッテネーター	ﾌﾟﾚｰﾄ:樹脂製
	インターホン	参考姿図参照
	TV直列ユニット	ﾌﾟﾚｰﾄ:樹脂製
	情報コンセント	ﾌﾟﾚｰﾄ:樹脂製
	電話コンセント	ﾌﾟﾚｰﾄ:樹脂製
	情報アクセスポイント	参考姿図参照
	子時計	参考姿図参照
	端子盤	

凡例

	AE0. 9-2C	インターホン
	AE1. 2-2C	時計
	HP1. 2-3C	放送
	S-5C-FB	テレビ
	Cat6A	L A N
	空配管	

仮設校舎B棟

工事名	岡山市立西小学校教育校舎貸借（その2）				協同組合アゴラ			
図面	【B棟】1階電気設備平面図				代表理事 小寺 浩	一級建築士事務所岡山県建築士会第1355号		
No.	岡山都市整備局住宅建設部公共建築課				令和 7 年 3 月	岡山県北谷町三丁目11番20号		
	課長	担当課長	課長補佐	係長	主任	担当	系	図
E								
017								