
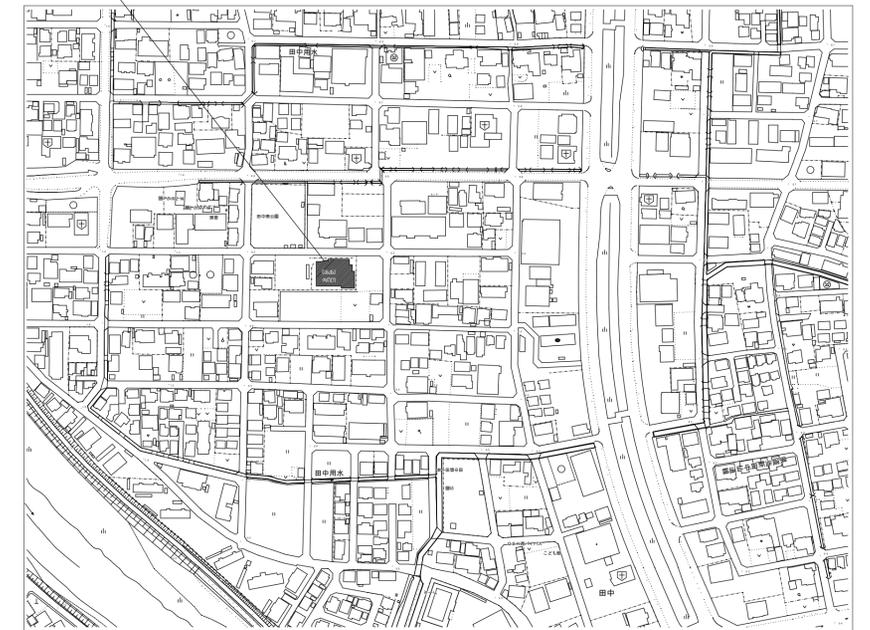


令和7年度

岡山市立御南西公民館照明設備等修繕


施工場所
岡山市北区田中157番地110

図面リスト		
番号	図面名	縮尺
E-01	表紙・図面リスト・付近見取図	A1:1/2000
E-02	電気設備 1階改修図	A1:1/100
E-03	電気設備 2階改修図	A1:1/100
E-04	受配電設備 結線図	—

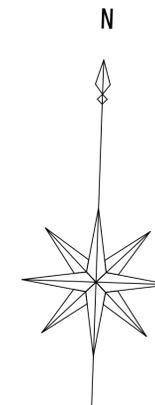

S=1/2000

工事名	岡山市立御南西公民館照明設備等修繕				No. E-01 E-04	承認	検図	製図
図面名	表紙・図面リスト・付近見取図	縮尺	A1:1/2000 A3:1/4000	担当者				
岡山市	都市整備局	住宅・建築部	公共建築課	令和7年5月				
課長	課長補佐	係長	課員					

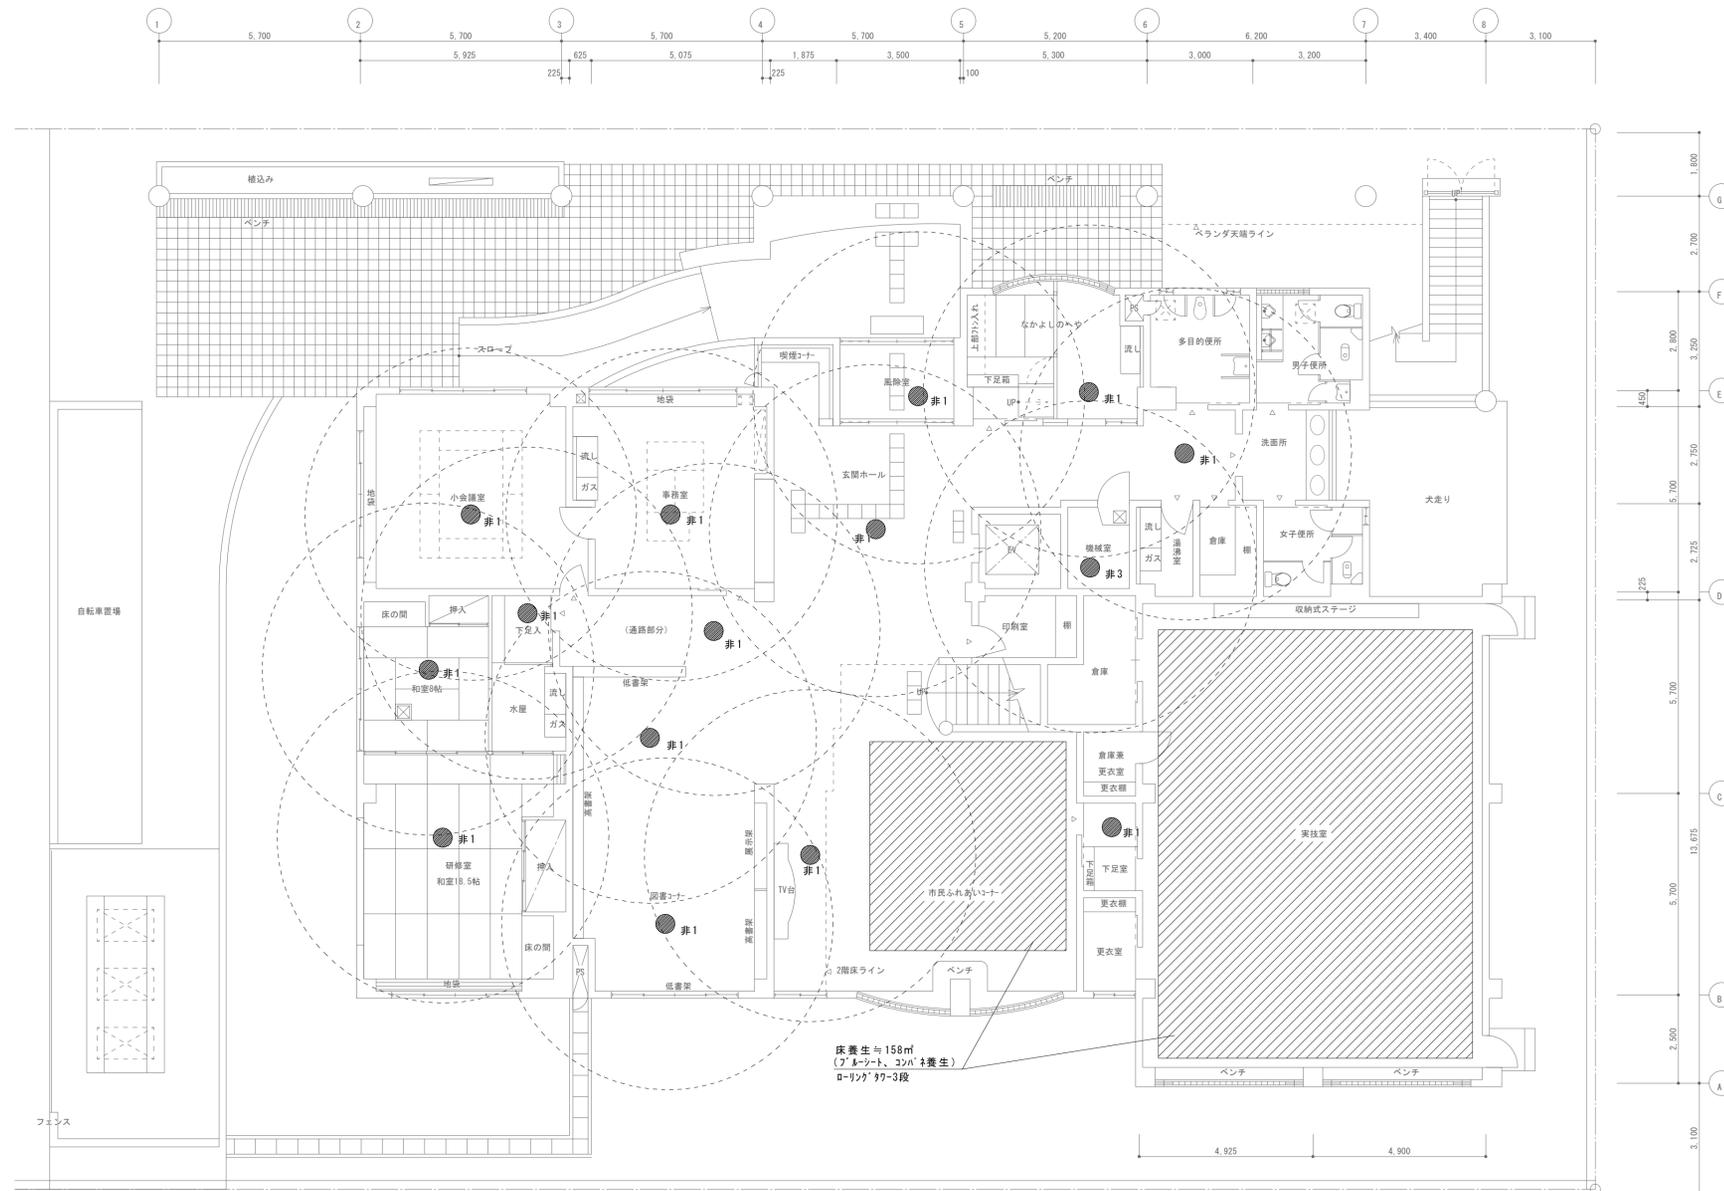


1階平面図 S=1/100

#1	LED非常灯	#2	LED非常灯	#3	LED非常灯	#4	LED非常灯
	公共型番：K1-LRS11-2		公共型番：K1-LRS11-3		公共型番：K1-LSS11-2		参考型番：NNF893606C
	LED非常灯専用型リモコン自己点検機能付 φ100巾天井用(〜3m)、30分間タイプ 充電電池(単)付、リモコン、FSK90910K 梱包品 共		LED非常灯専用型リモコン自己点検機能付 φ100巾天井用(〜6m)、30分間タイプ		点検スイッチ付、自己点検スイッチ付 専用天井用(〜2m)、30分間タイプ		LED非常灯専用型リモコン自己点検機能付 φ100巾天井用(〜8m)、30分間タイプ



● 非常用照明器具取替

※非常用照明器具に内蔵されている小型充電式電池は回収し適切に処分すること。

工事名	岡山市立御南西公民館照明設備等修繕	縮尺	A1: 1/100 A3: 1/200	No.	E-02
図面名	電気設備 1階改修図	令和7年5月	担当者	承認	検図
岡山市 都市整備局 住宅・建設部 公共建築課					製図
課長	課長補佐	係長	課員		

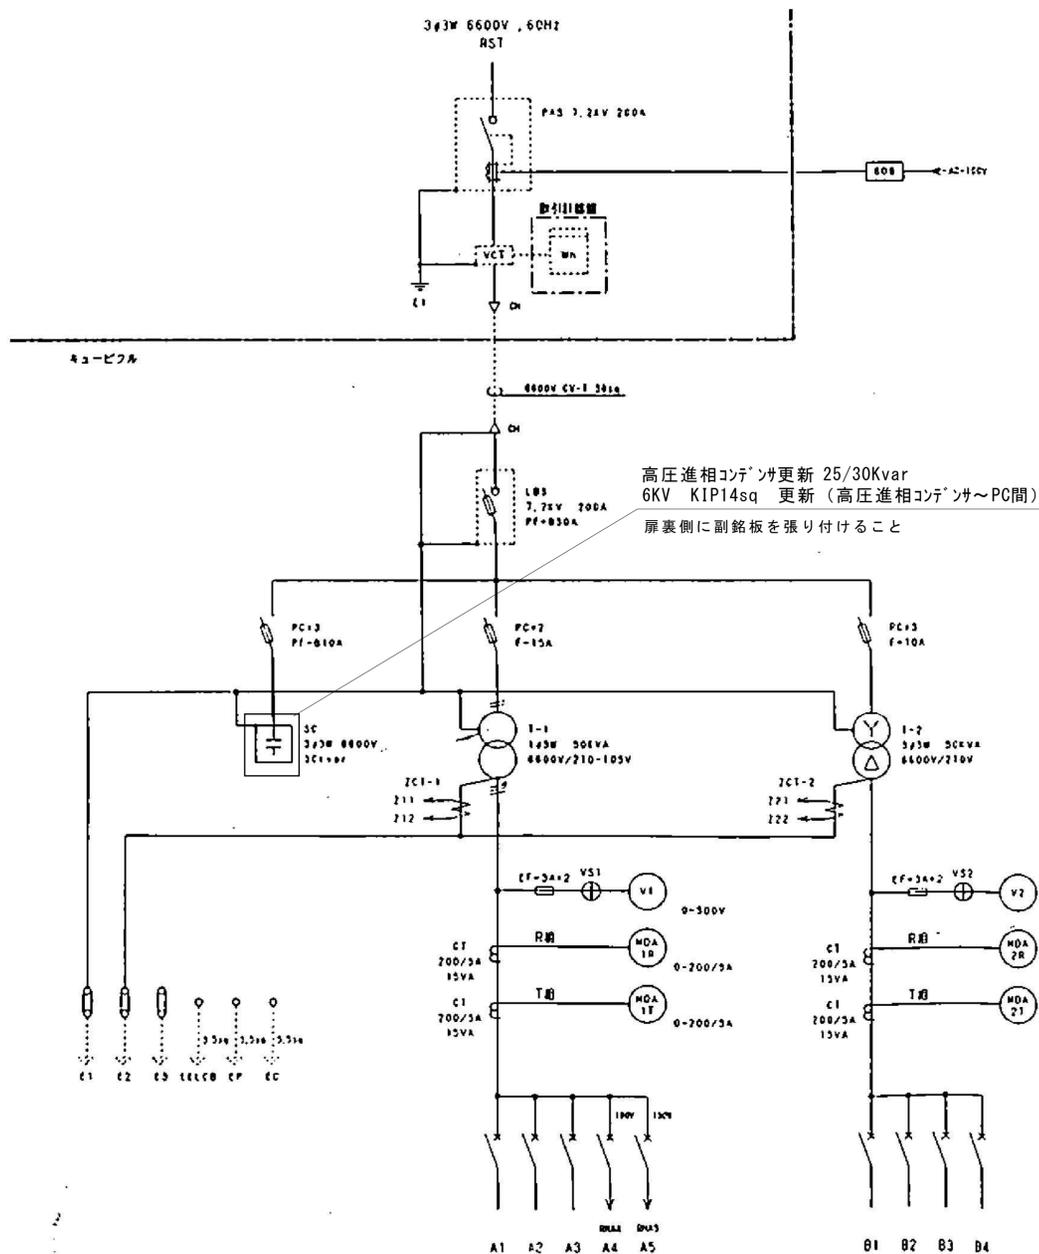

高压進相コンデンサ更新 25/30Kvar
6KV KIP14sq 更新 (高压進相コンデンサ~PC間)
扉裏側に副銘板を張り付けること

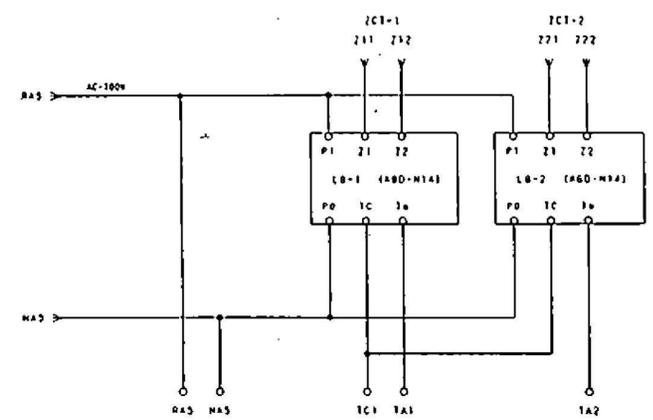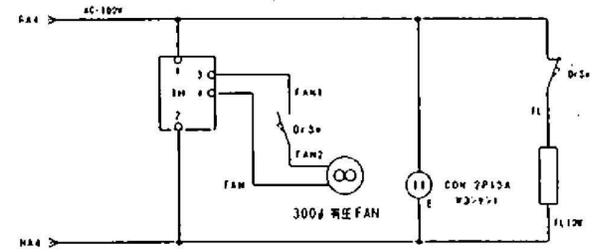

SOG電源

配電器名	仕様名	定格容量	定格サイズ	内月名
1-1 1.45MVA 50KVA	A1	MCCB 3P225/200A	100sq	LM-1
	A2	MCCB 3P225/150A	60sq	LM-2
	A3	MCCB 3P100/100A		予備
	A4	MCCB 2P 50/ 20A		室内電源
	A5	MCCB 2P 50/ 20A	2sq	SOG・LGR

配電器名	仕様名	定格容量	定格サイズ	内月名
1-2 3.3MVA 50KVA	B1	MCCB 3P100/ 75A	14sq	LM-1
	B2	MCCB 3P100/ 75A	14sq	HM-2
	B3	MCCB 3P100/100A	22sq	EL-V
	B4	MCCB 3P100/100A		予備

※油入コンデンサ・トランス撤去時における注意点

撤去又は取外した油入りトランス及び油入りコンデンサ等については、PCB使用の有無を調査のうえ、リストおよび型番等の分かる写真を添付した報告書を提出し、監督員の承諾を得て引渡し又は処分すること。なお、電路から取り外したPCB使用機器は特別管理産業廃棄物にあたるので、法律に従いPCB廃棄物の飛散・流出・地下浸透・悪臭発生の防止措置を講じ「PCB汚染物」の標示をすること。保管場所については、監督員の指示に従うこと

特記)
停電作業
・施設管理者・主任技術者・監督員と協議の上、作業計画書を作成し監督員の承諾を得ること。
・高压電源のPAS等開閉操作は主任技術者の立会の元行うこと。

工事名	岡山市立御南西公民館照明設備等修繕				N. E-04
図面名	受配電設備 結線図				E-04
岡山市	都市整備局	住宅・建設部	公共建築課	令和7年5月	
課長	課長補佐	係長	係員	担当者	承認
					検印
					製図