



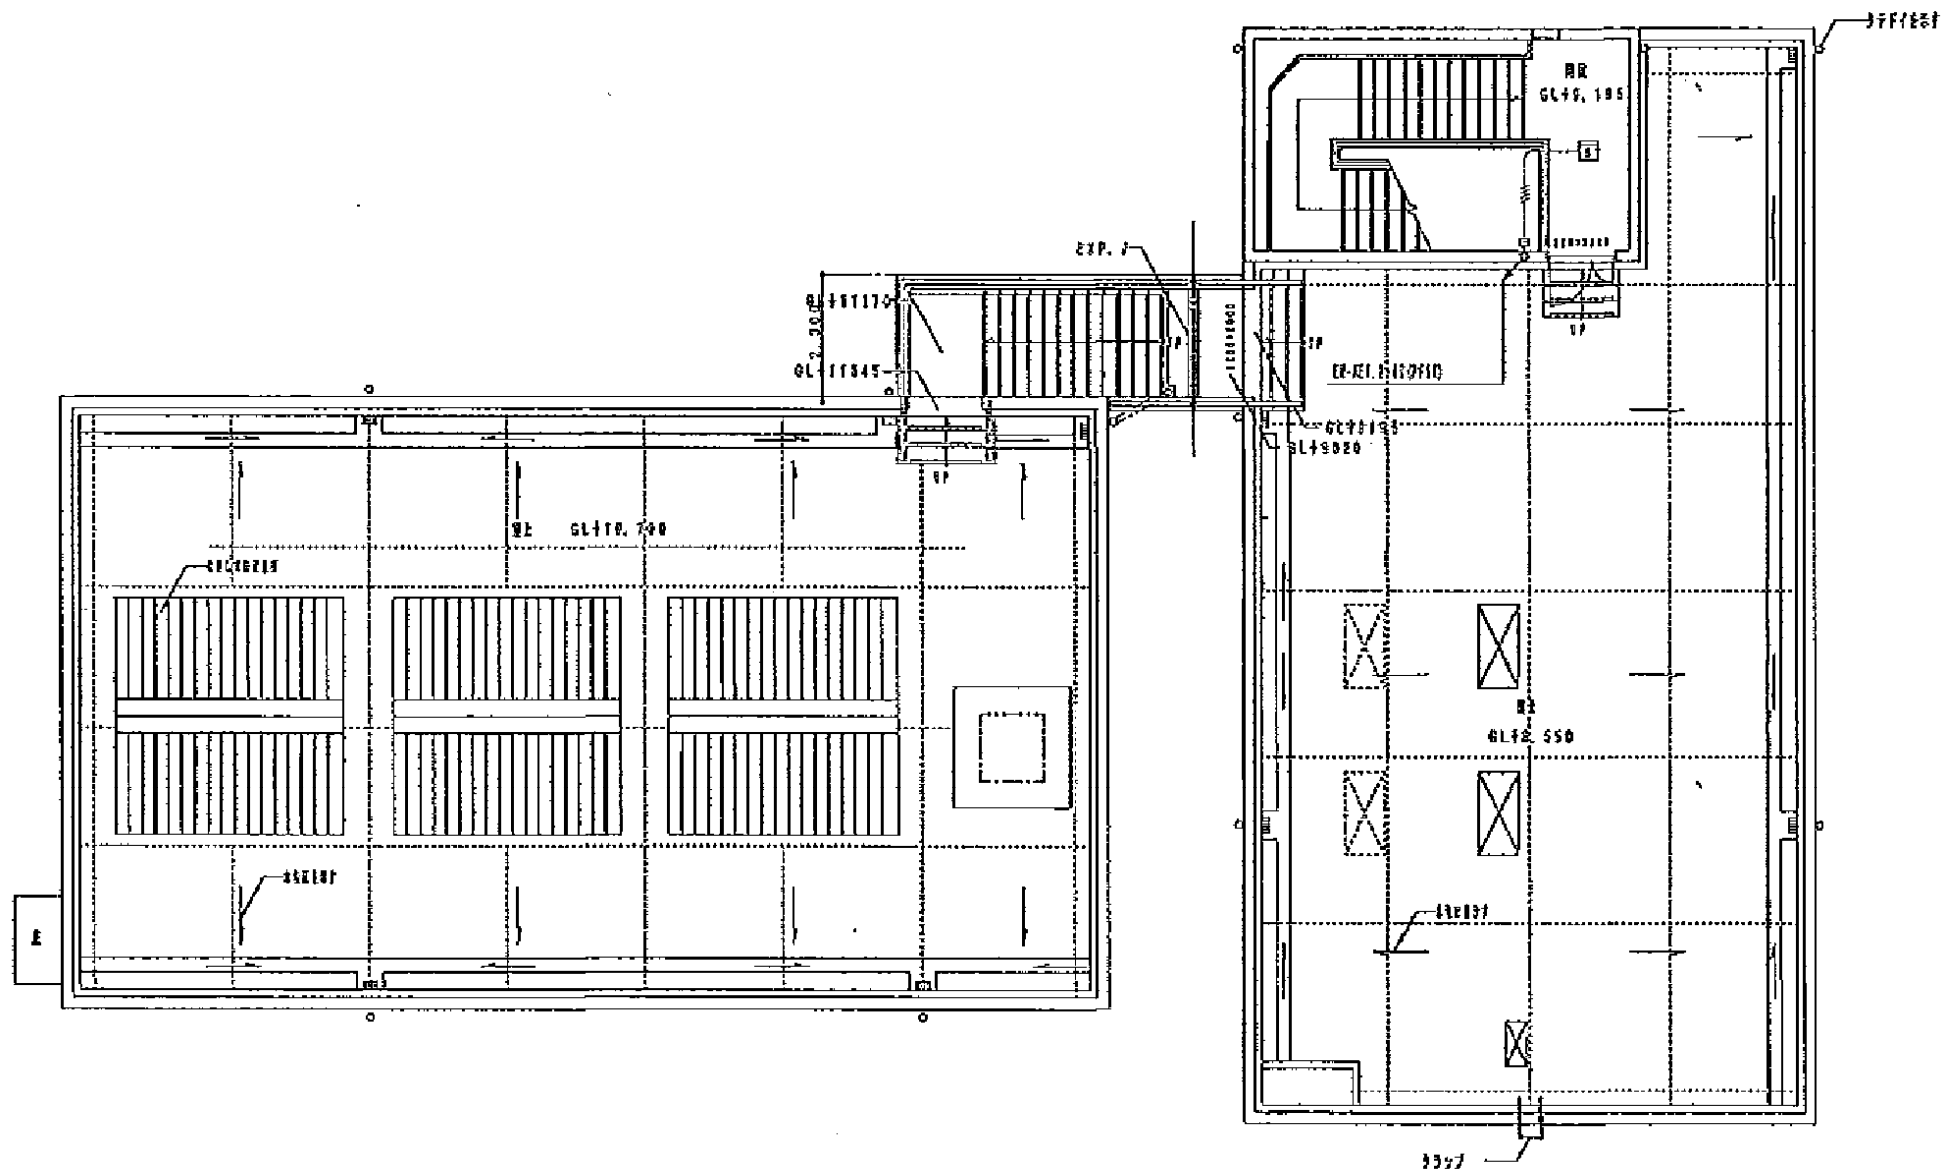


[電気棟・ポンプ棟塔屋]

図 面	旭西排水センターほか消防用設備等点検業務委託								
	電気棟塔屋・ポンプ棟塔屋								
	浦安ポンプ場								
課 長		課 長 補 佐		係 長		課 員		担 当 者	
令和 年 月 日						No.72			
岡山市下水道河川局下水道施設部下水道施設管理課(西部)									


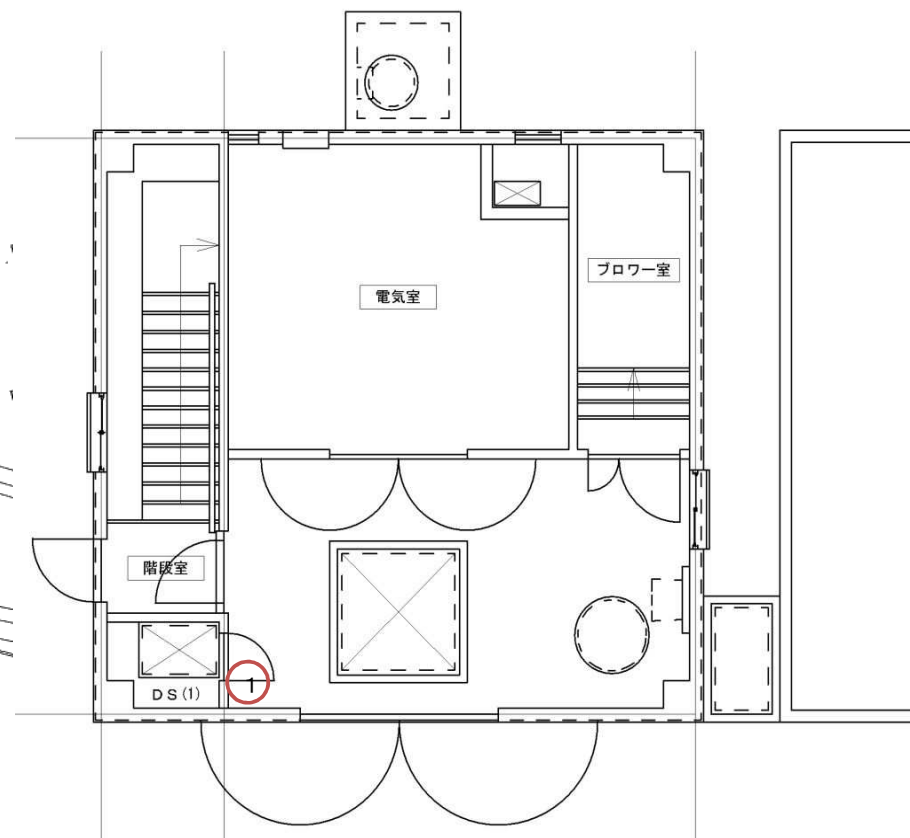


[1階]


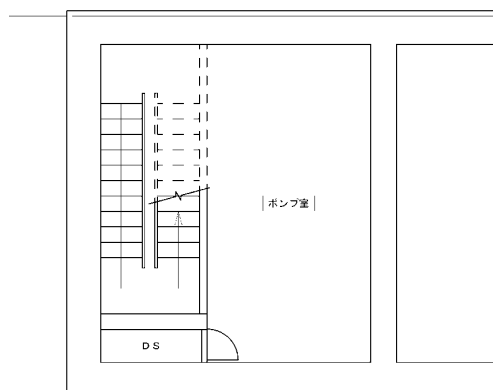


[地下1階]


図 面	旭西排水センターほか消防用設備等点検業務委託					
	一般平面図・地下1階・1階					
	上芳賀ポンプ場					
課 長		課 長 補 佐		係 長	課 員	担 当 者
令和 年 月 日						No.74
岡山市下水道河川局下水道施設部下水道施設管理課(西部)						

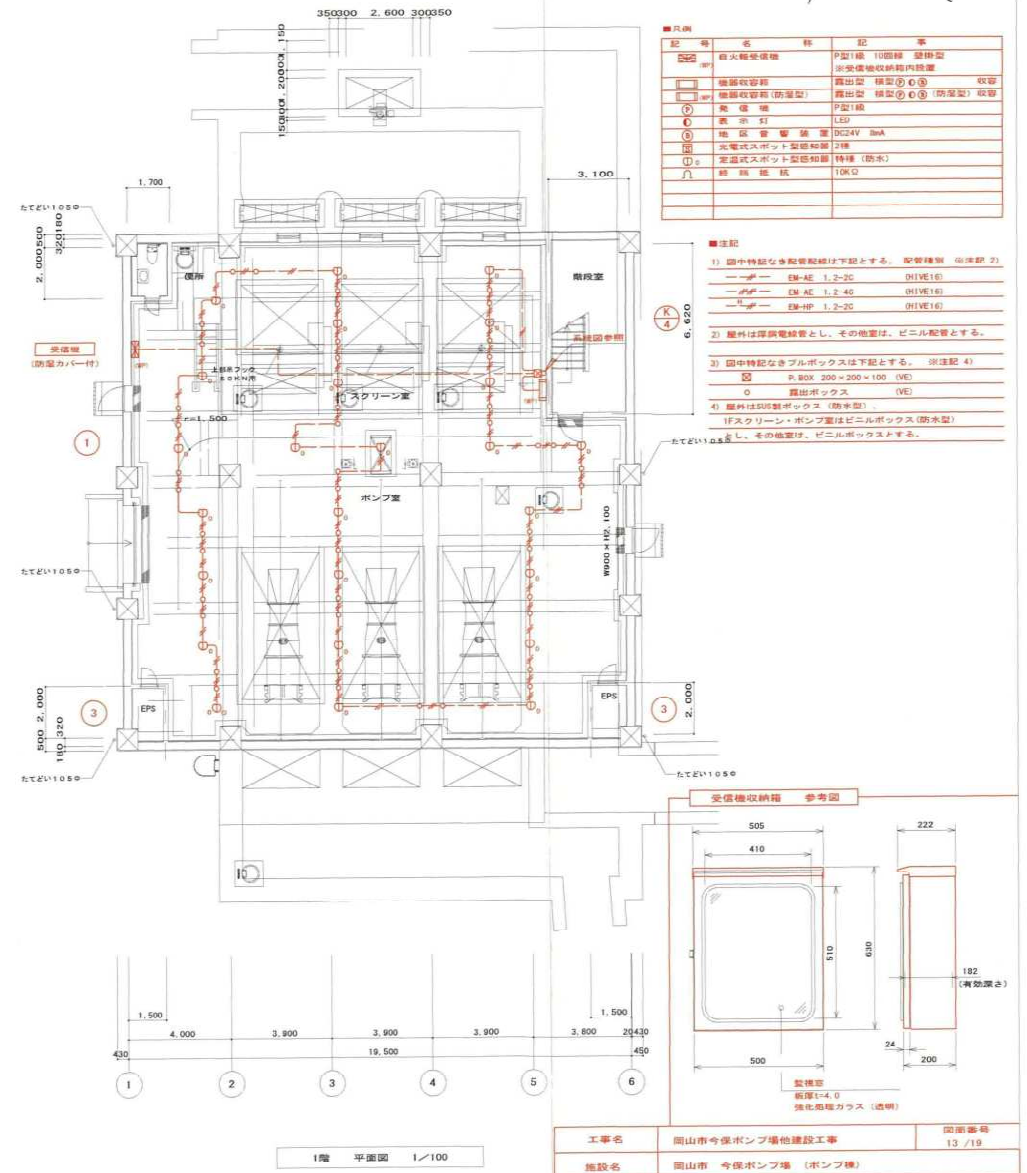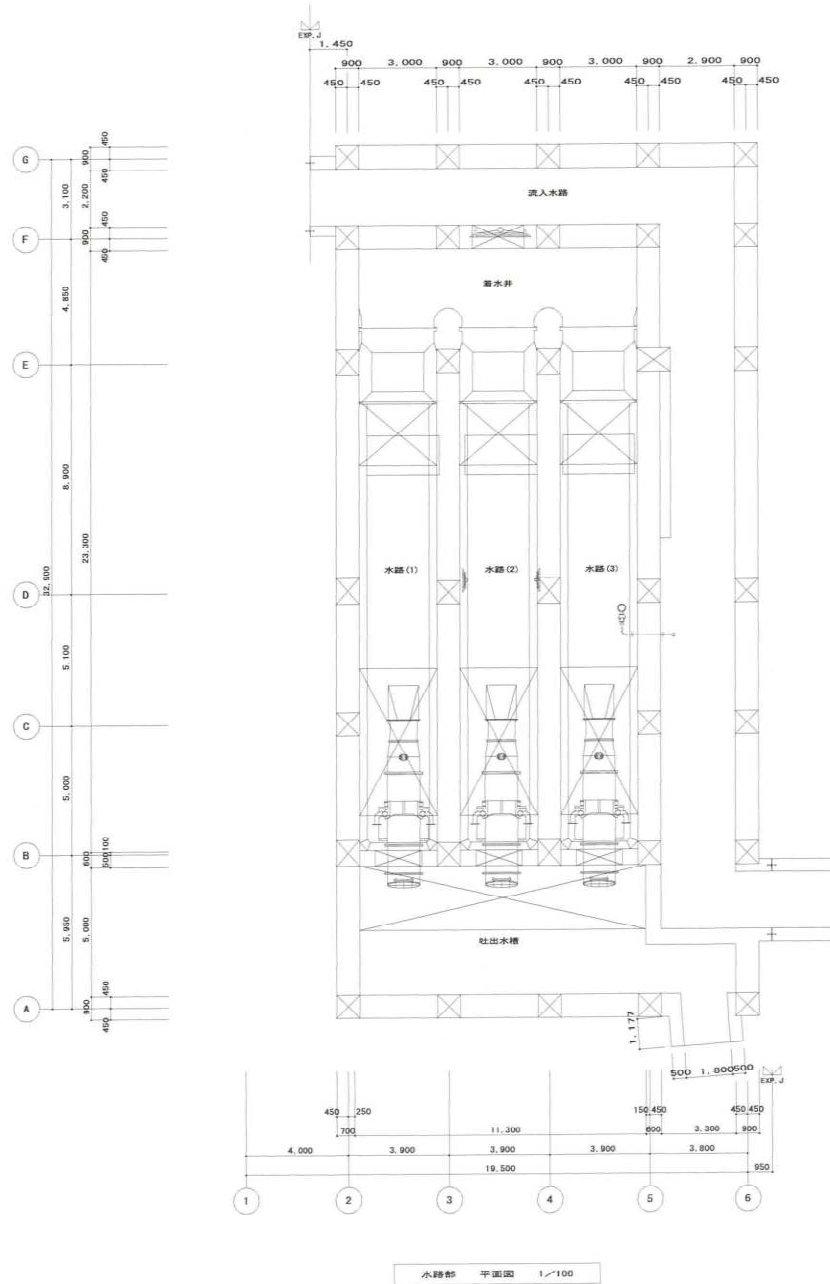


工事名	岡山市今保ポンプ場他建設工事	図面番号	13 / 19
施設名	岡山市 今保ポンプ場 (ポンプ棟)		
図面名称	自動火災報知設備 平面図 (1)	縮尺	1:100
検収年月	令和 5年 6月		
設計管理	日本下水道事業団		
受注者	フジタ・機関特定建設工事 共同企業体	図面番号	AE-07

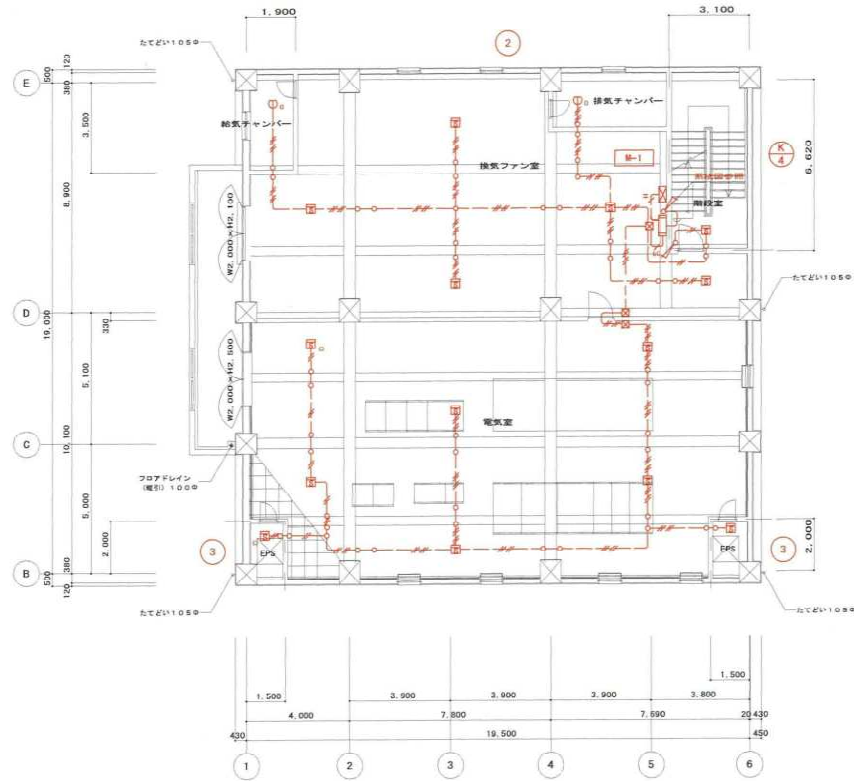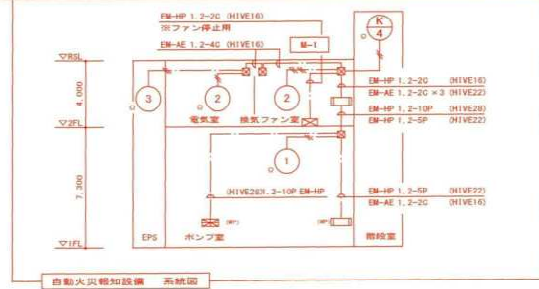

2階 平面図 1/100

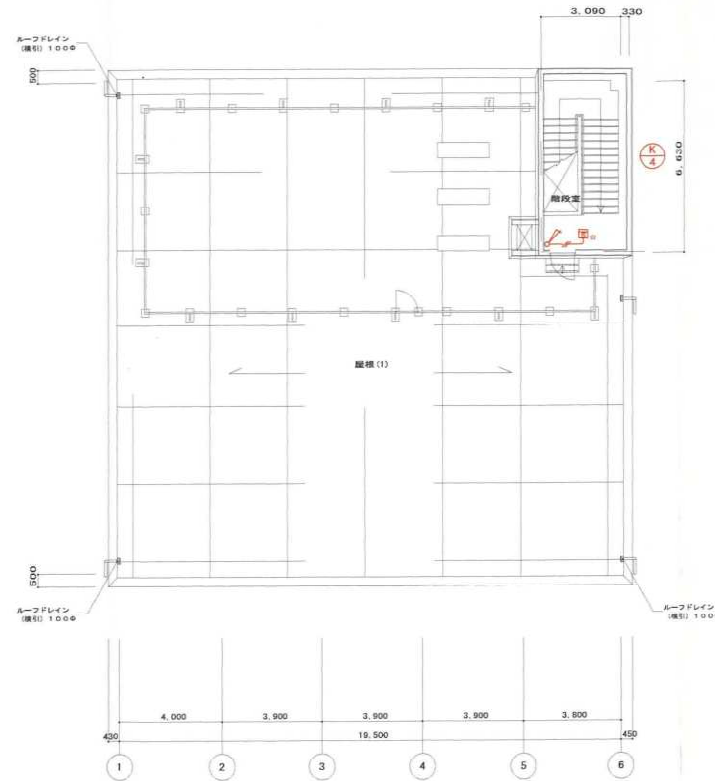


1階 平面図 1/100

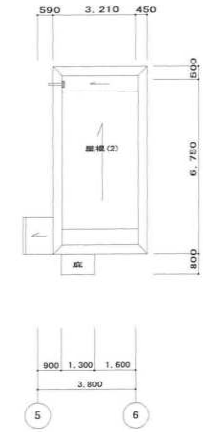

1階 平面図 1/100


旭西排水センターほか消防用設備等点検業務委託 No. 76

工事名	岡山市今保ポンプ場他建設工事	図面番号	14/19
施設名	岡山市 今保ポンプ場 (ポンプ種)		
図面名称	自動火災報知設備 平面図 (2)	縮尺	1/100
棟数年月	令和 5年 6月		
設計管理	日本下水道事業団		
受注者	フジタ・福岡特定建設工事 共同企業体	図面番号	AE-08

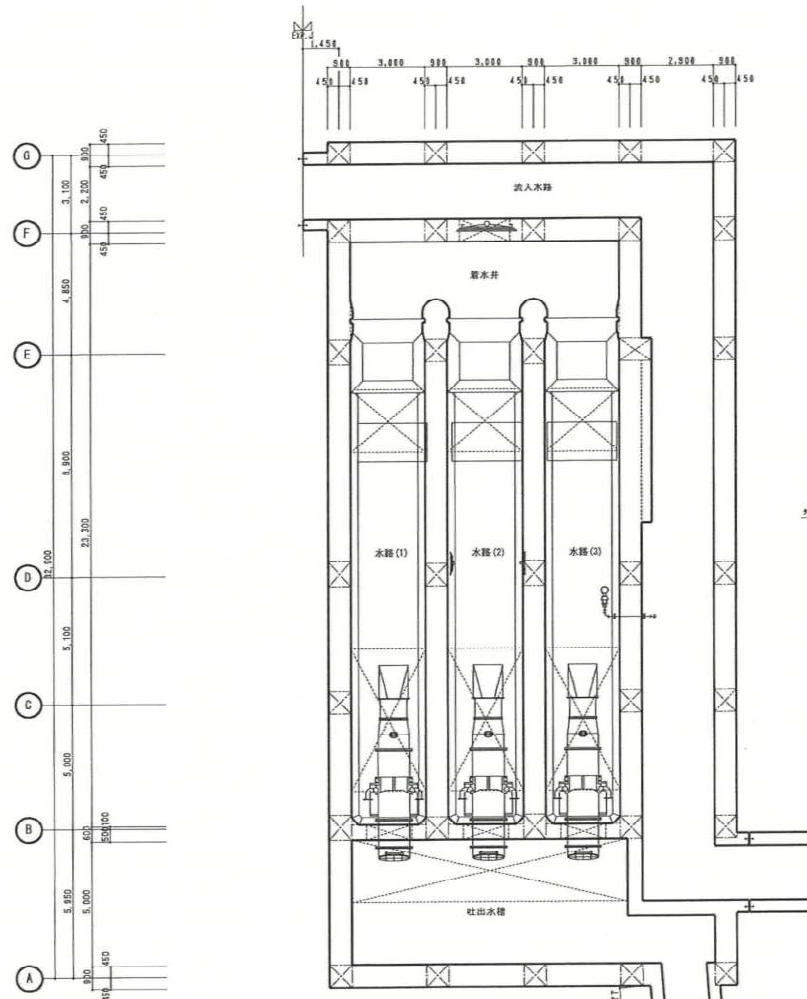


注記
1) 箇中特記なき配管配線は下記とする。 配管種別 ※注記 2)
 --- EM-IE 2.0×2 (HIVE16) (露出配線)
 --- EM-IE 2.0×3 (H) (露出配線)
 --- EM-IE 2.0×3 E1.6 (H) (露出配線)
 --- EM-IE 2.0×3 E1.6 (H) (露出配線)
 --- EM-IE 2.0×4 E1.6 (HIVE22) (露出配線)
 --- EM-IE 2.0×5 E1.6 (H) (露出配線)
 --- EM-IE 2.0×6 E1.6 (H) (露出配線)
 --- EM-IE 2.0×7 E1.6 (HIVE28) (露出配線)
 --- EM-CE 3.5sq-3C (露出配線)
 --- EM-IE 2.0×2 (せんび内配線)
 --- EM-IE 2.0×2 E1.6 (せんび内配線)
 --- 2種金網せんび 40×45
 2) 廊下は専用配管とし、その他は、ビニル配管とする。

水路図 平面図 1/100
 3) 箇中特記なきブルボックスは下記とする。 ※注記 4)
 ■ (221) SS 200×200×100 (VE)
 ■ (332) SS 300×300×200 (VE)
 ■ (2718) SS 200×200×100 (SUS) WP (廊下用)
 ■ (3328) SS 300×300×200 (SUS) WP (廊下用)
 4) 廊下は専用ボックス (防水型)
 1) スクリーン・ポンプ室はビニルボックス (防水型)
 とし、その他は、ビニルボックスとする。

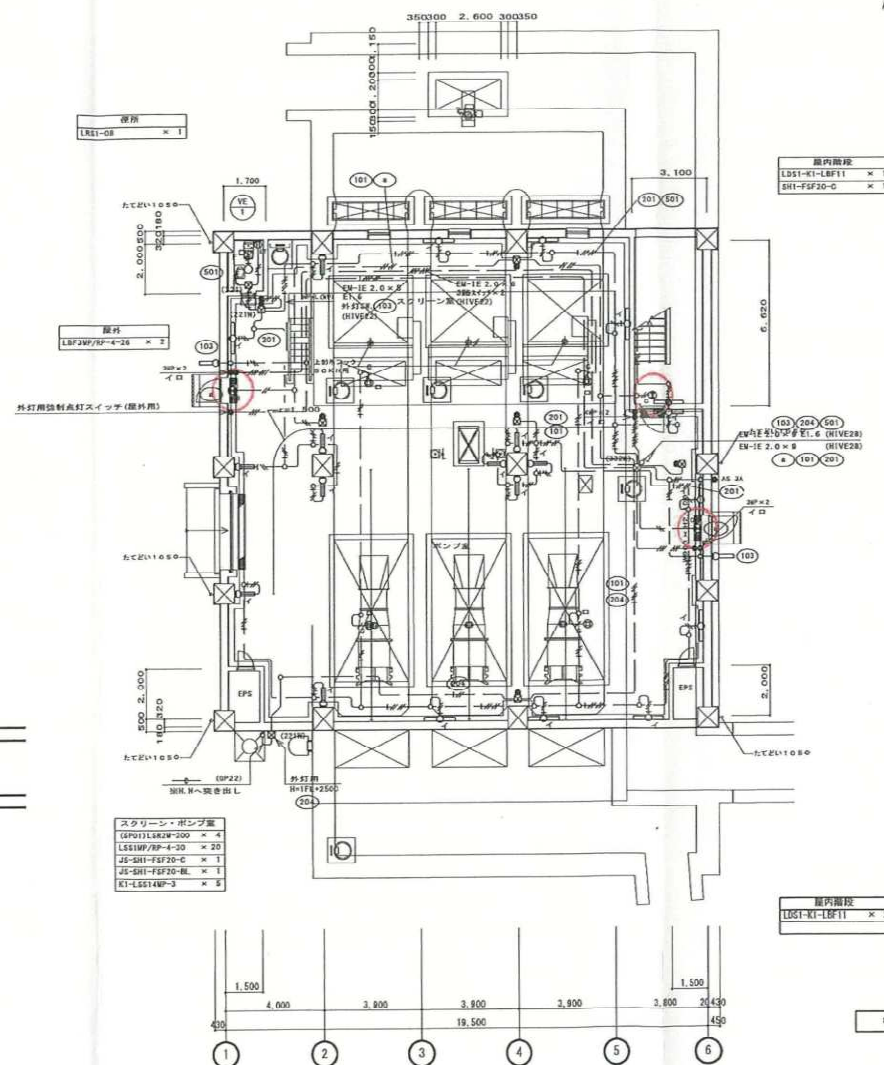

1階 平面図 1/100

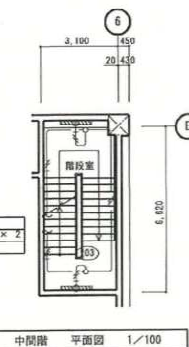


完成図


工事名	岡山市今保ポンプ場他建設工事	図面番号	7/19
施設名	岡山市 今保ポンプ場 (ポンプ棟)		
図面名称	電灯設備 平面図 (1)	縮尺	1:100
換収年月	令和 3年 3月	図面種別コード	Z405
設計管理	日本下水道事業団	業務委託番号	0-02-2018-J04
委託業者	株式会社日水コン	図面番号	AE-07




換気ファン室	
LS51-4-48	× 11
SH1-F8F20-C	× 1
ST1-F8F22-C	× 1
KI-LS511-2	× 4

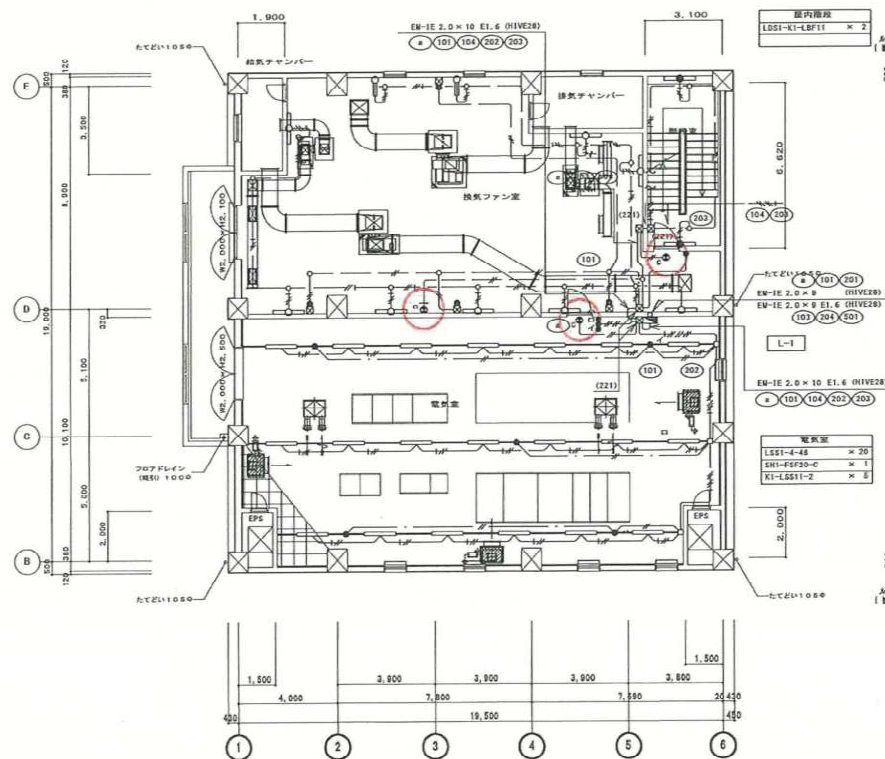

2階 平面図 1/100

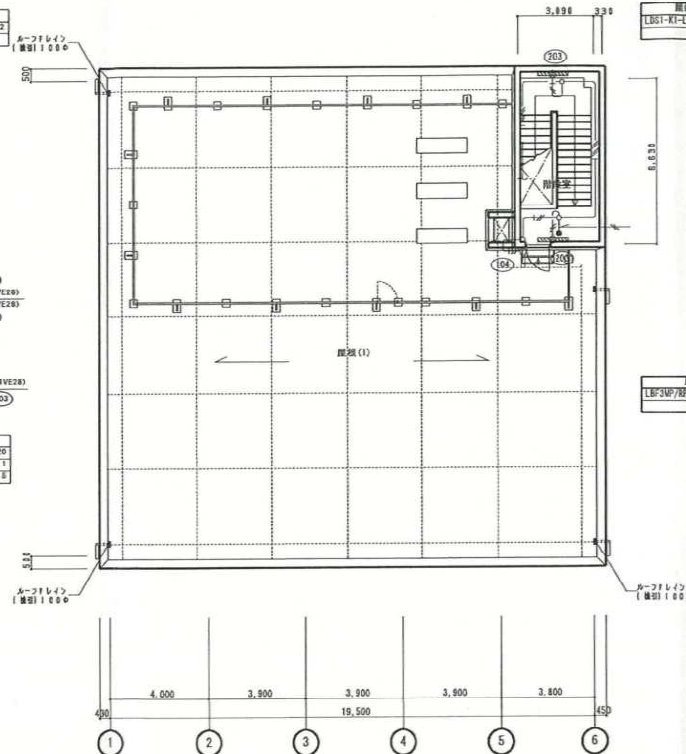



1階 平面図 1/100

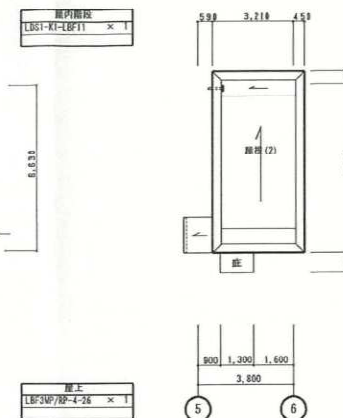

屋上 平面図 1/100

完成図

工事名	岡山市今保ポンプ場他建設工事	図面番号	8 / 19
施設名	岡山市 今保ポンプ場 (ポンプ棟)		
図面名称	電灯設備	平面図 (2)	縮尺 1:100
検収年月	令和 3年 3月	図面種別コード	Z405
設計管理	日本下水道事業団	業務委託番号	0-02-2019-J04
受託業者	株式会社日水コン	図面番号	AE-08

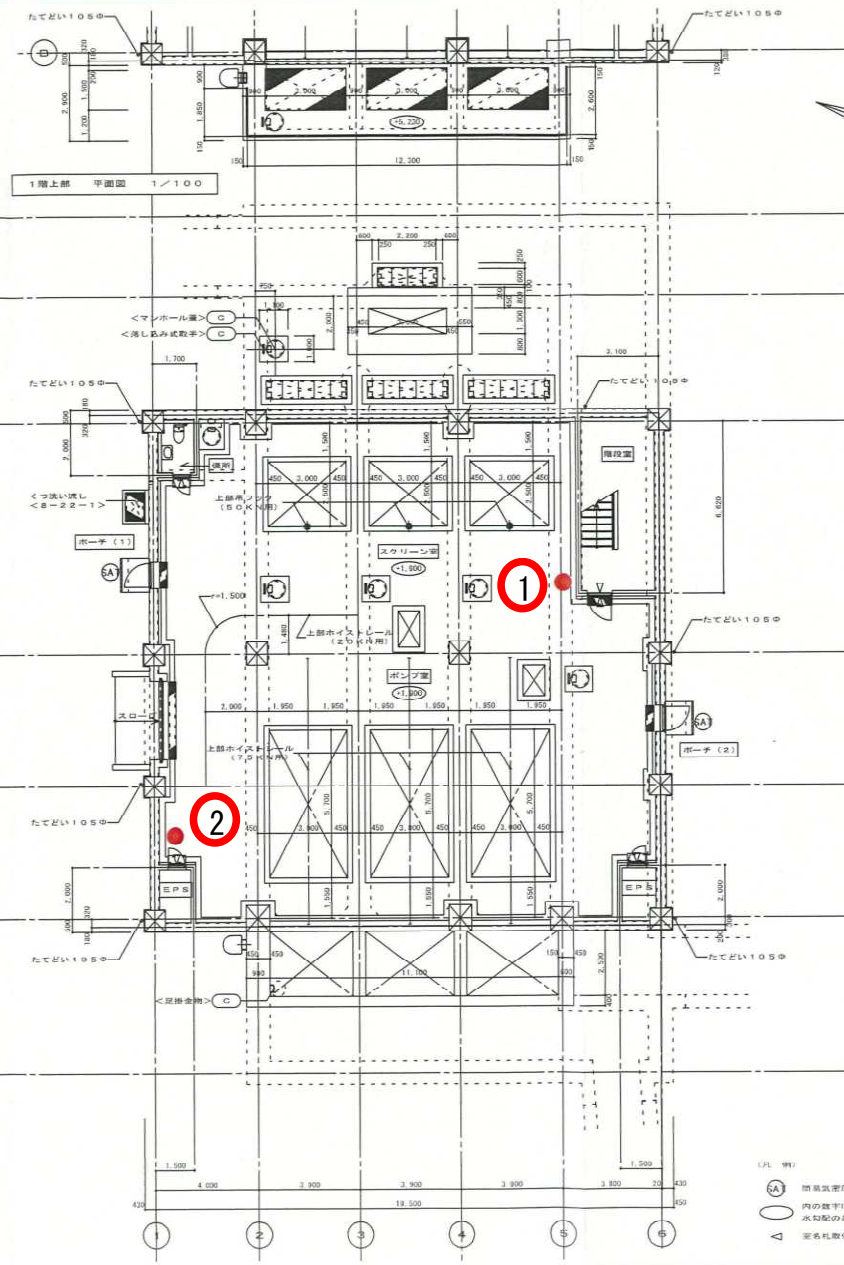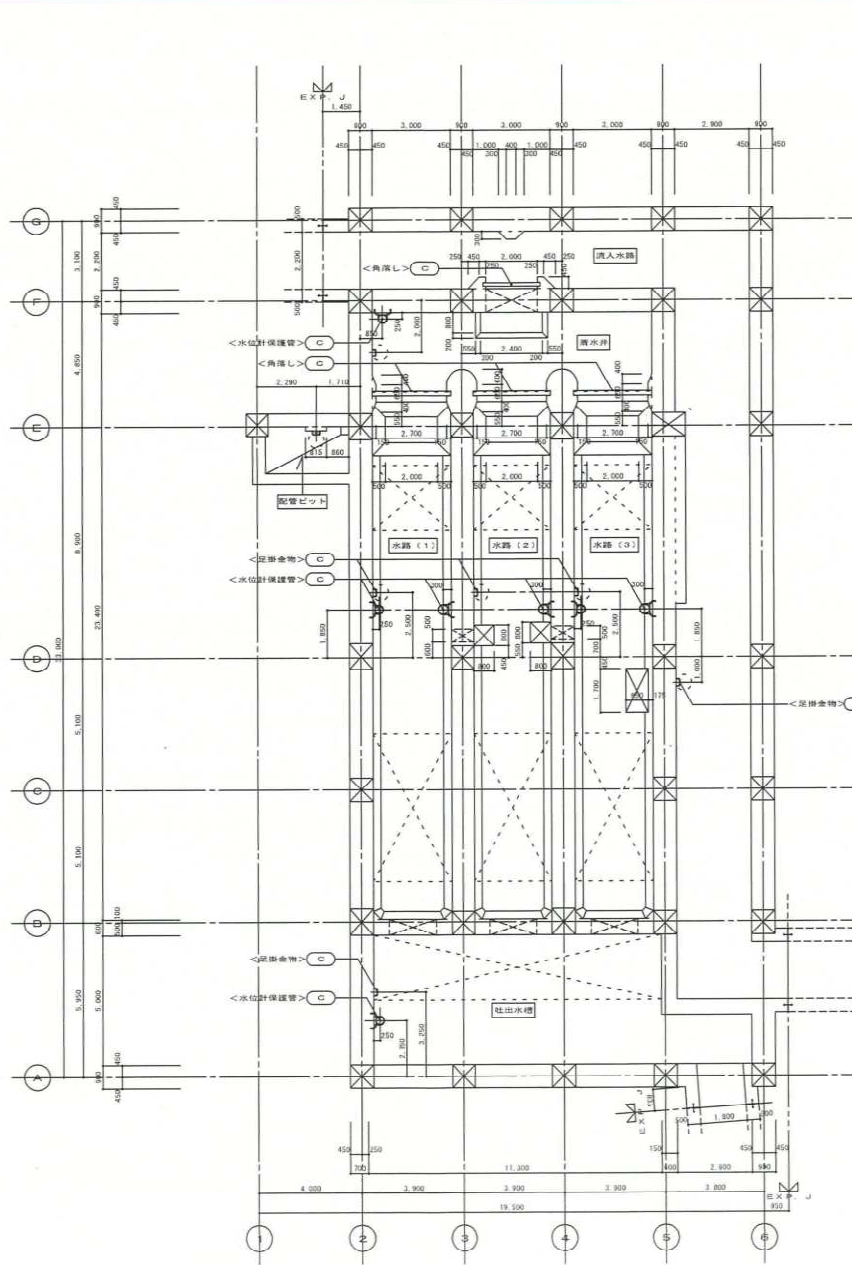

(凡 例)

○ 消火器設置場所を示す。

○ 内の数字は、その表示、表示レベルを示す。

○ 水栓のある部分については水栓レベルとする。


△ 室名を数値で示す。

旭西排水センターほか消防用設備等点検業務委託


No. 79

● 消火器 (ABC10型)


工事名	岡山市今保ポンプ場他建設工事		
施設名	岡山市今保ポンプ場		
図面名称	ポンプ棟 平面図 (1)	縮尺 1/100	
検収年月	令和2年12月	図面種別コード	Z207
設計管理	日本下水道事業団	業務委託番号	0-02-2019-J04
受託業者	株式会社日水コン	図面番号	20-7

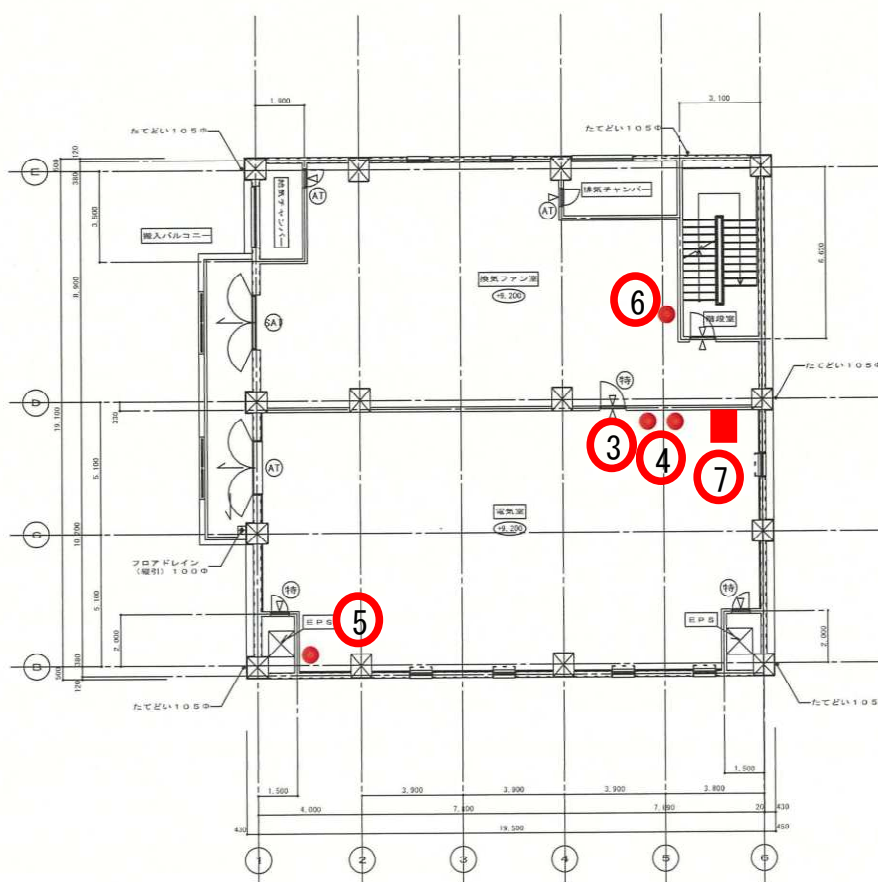

2階 平面図 1/100

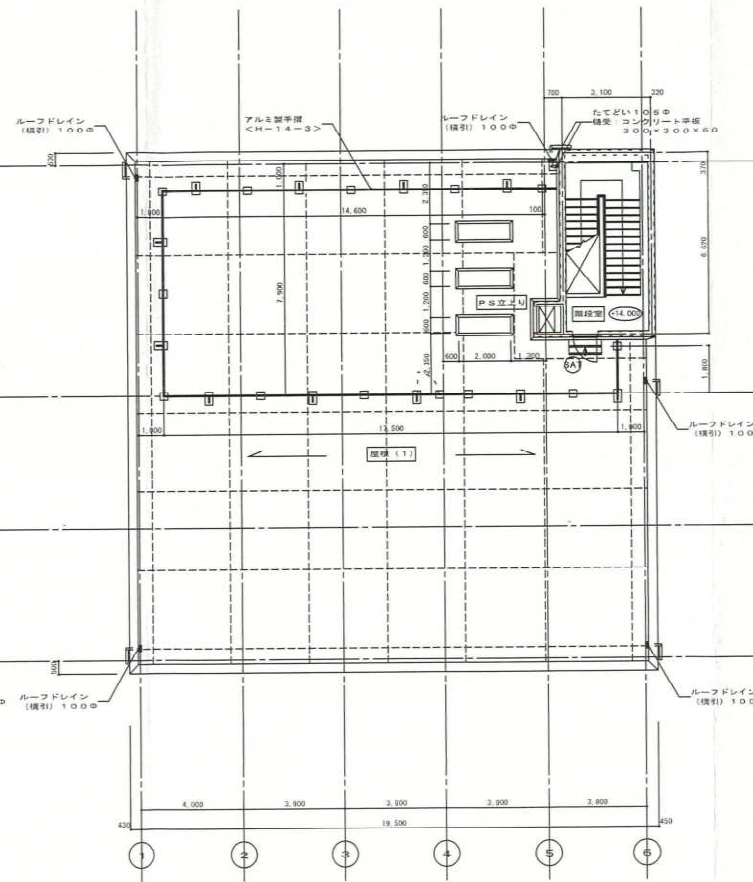

PH階 平面図 1/100

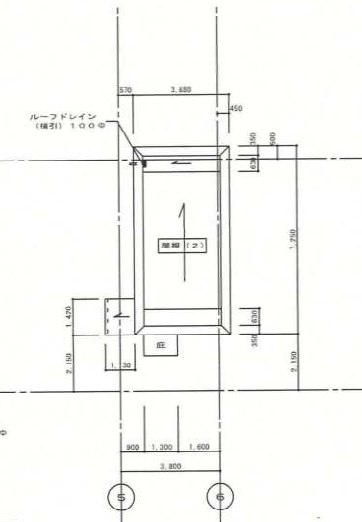

地下1階 平面図 1/100

- (凡 例)
- 特定防火設備、警報機等を示す。
 - 気密扉を示す。
 - 簡易気密扉を示す。
 - 内の数字は、T/P表示、底レベルを示す。
 - 水勾配のある部分においては水下レベルとする。
 - 空名札取付箇所を示す。

■ 消火器 (ABC50型)

● 消火器 (ABC10型)



旭西排水センターほか消防用設備等点検業務委託

No. 80

工事名	岡山市今保ポンプ場他建設工事		
施設名	岡山市今保ポンプ場		
図面名称	ポンプ様 平面図 (2)	縮尺	1/100
機収年月	令和2年12月	図面種別コード	Z207
設計管理	日本下水道事業団	業務委託番号	0-02-2019-J04
受託業者	株式会社日水コン	図面番号	2D-8

注記
1) 図中特記なき配管配線は下記とする。 配管種別
 - EM-IE 2.0×2 (EP19) (露出配線)
 - EM-IE 2.0×2 E1.6 () (露出配線)
 - EM-IE 2.0×3 (EP19) (露出配線)
 - EM-IE 2.0×4 E1.6 (EP25) (露出配線)
 - EM-IE 3.5φ-3C (露出配線)

2) 図中特記なきブルボックスは下記とする。
 SS 200×200×100 (鋼製)

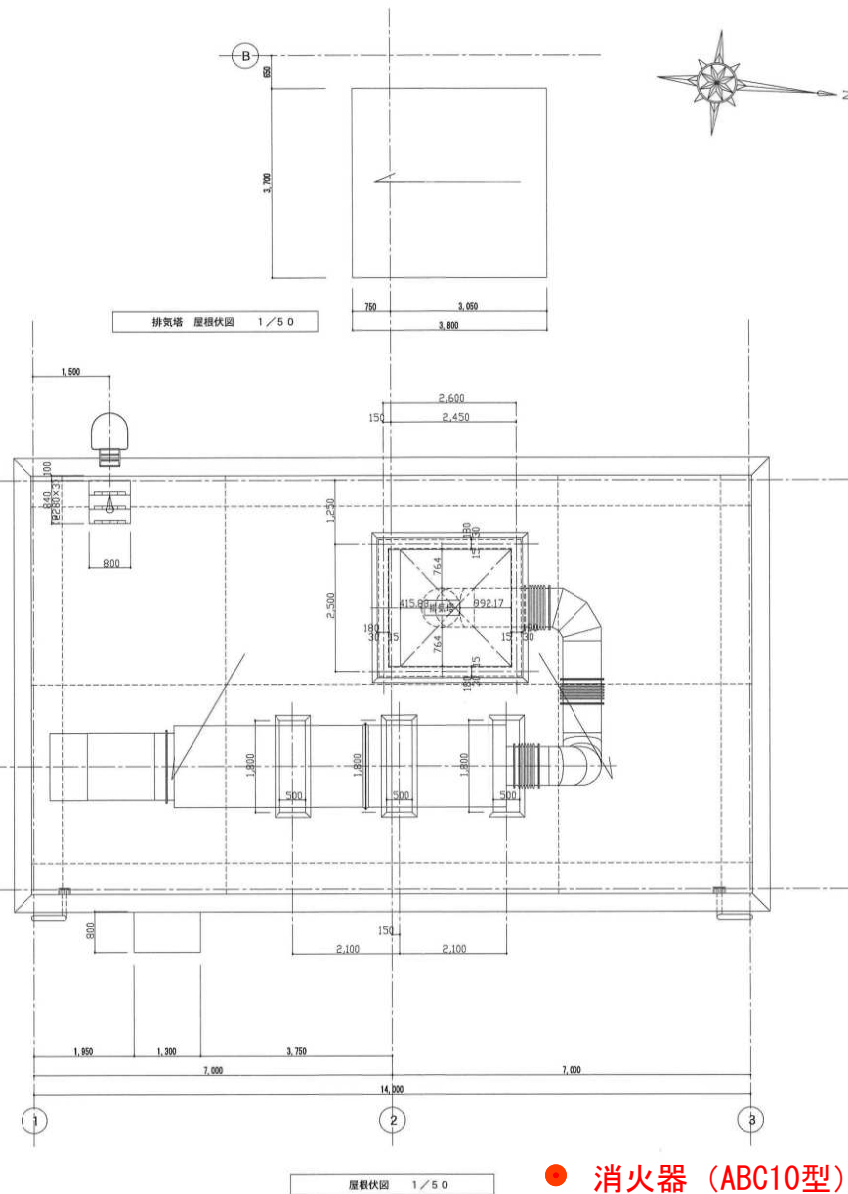
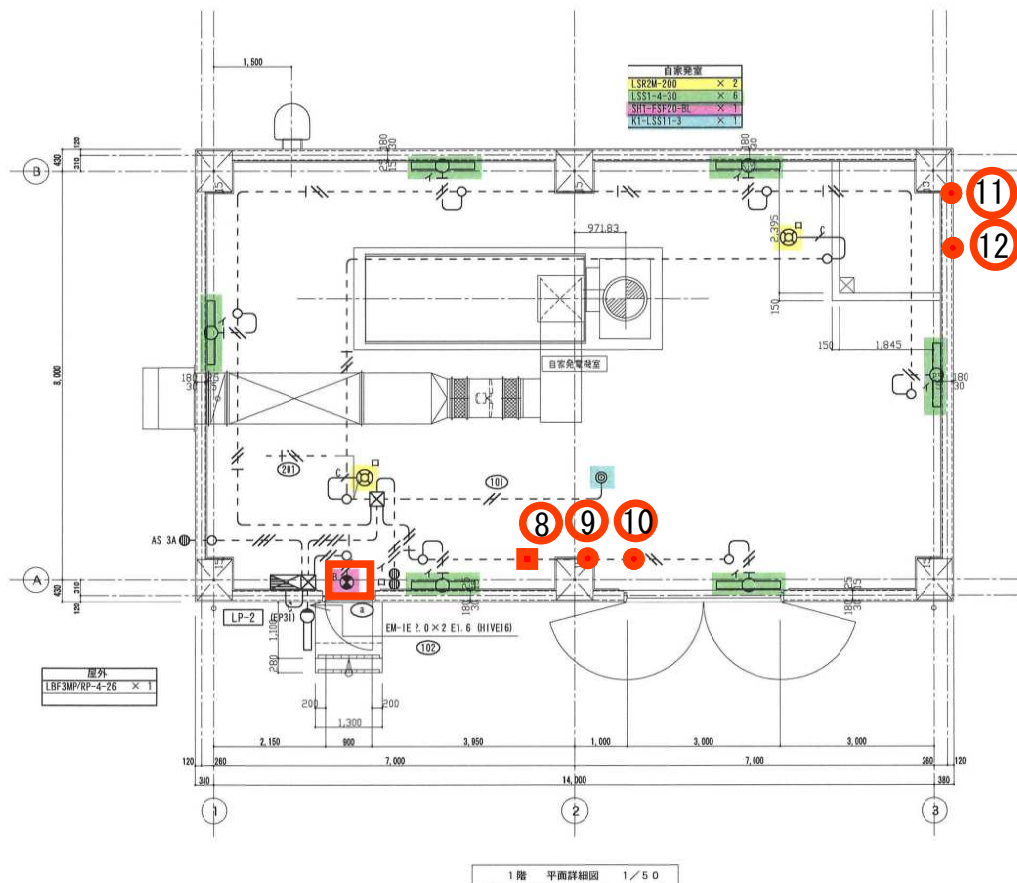


● 消火器 (ABC10型)


■ 消火器 (ABC50型)

旭西排水センターほか消防用設備等点検業務 No. 81

施設名	岡山市 今保ポンプ場 (自家発機)		
図面名称	電灯設備 平面図	縮尺	1: 50
検収年月	令和 3年 3月	図面種別コード	Z207
設計管理	日本下水道事業団	業務委託番号	0-02-2015-J04
受託業者	株式会社日水ニ	図面番号	AE-1'

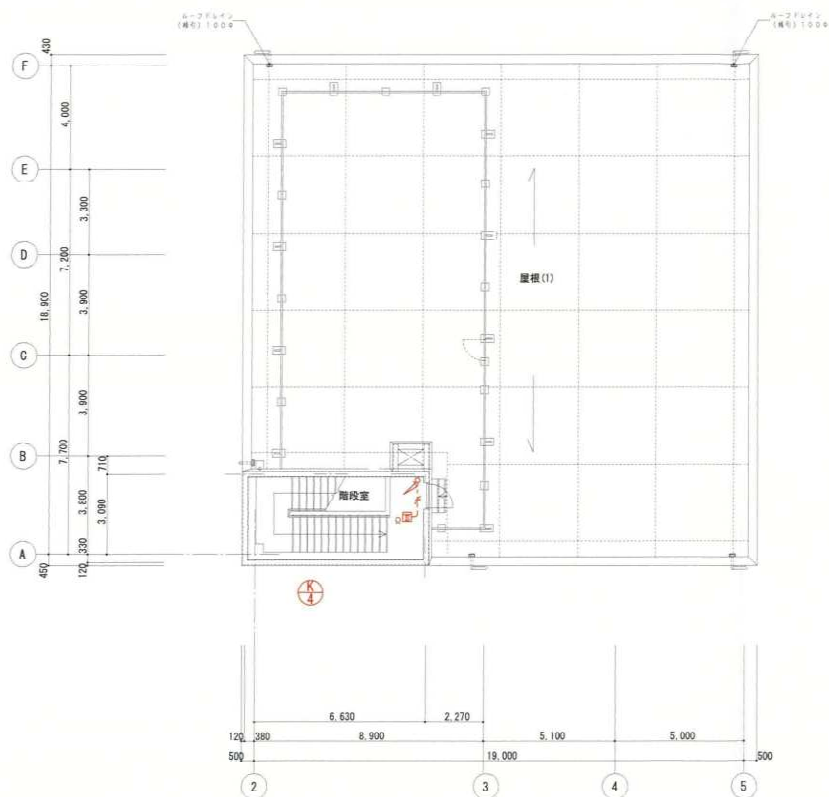
 


PH階 平面図 1/100

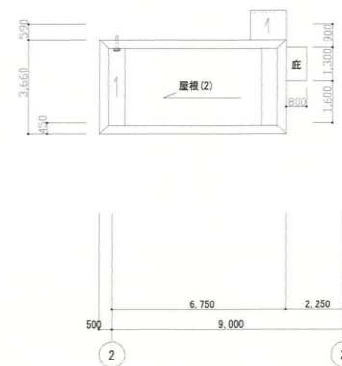


屋根伏図 1/100

施設名	岡山市 白石ポンプ場 (ポンプ棟)		
図面名称	自動火災報知設備	平面図 (2)	縮尺 1:100
検収年月	令和 5年 7月		
設計管理	日本下水道事業団		
受注者	フジタ・福岡特定建設工事 共同企業体	図面番号	AE-21

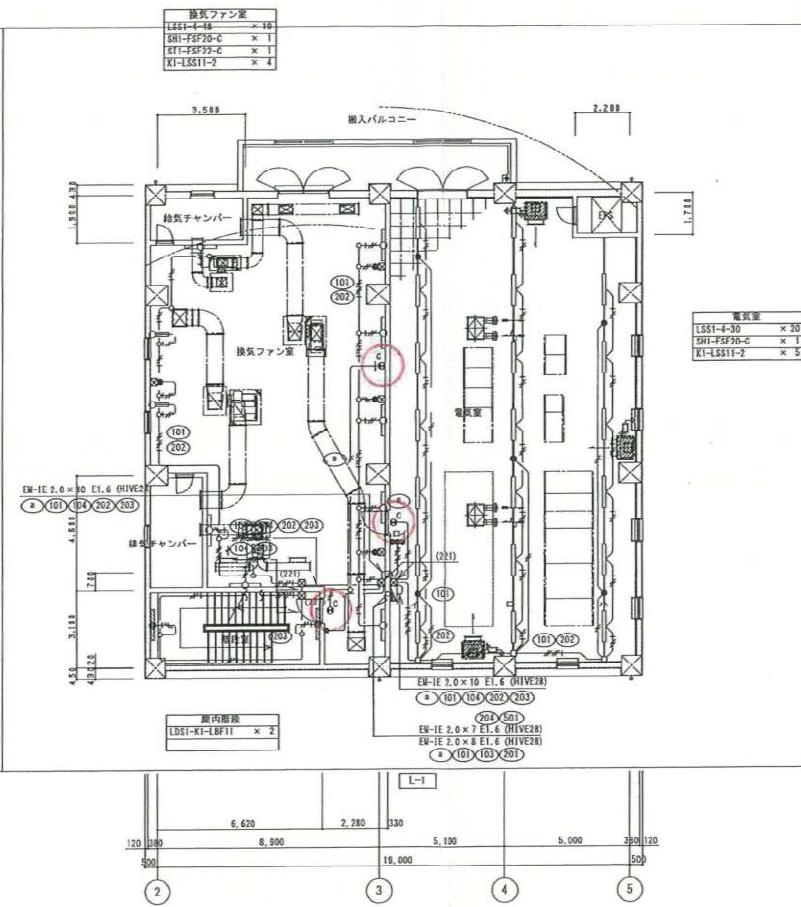
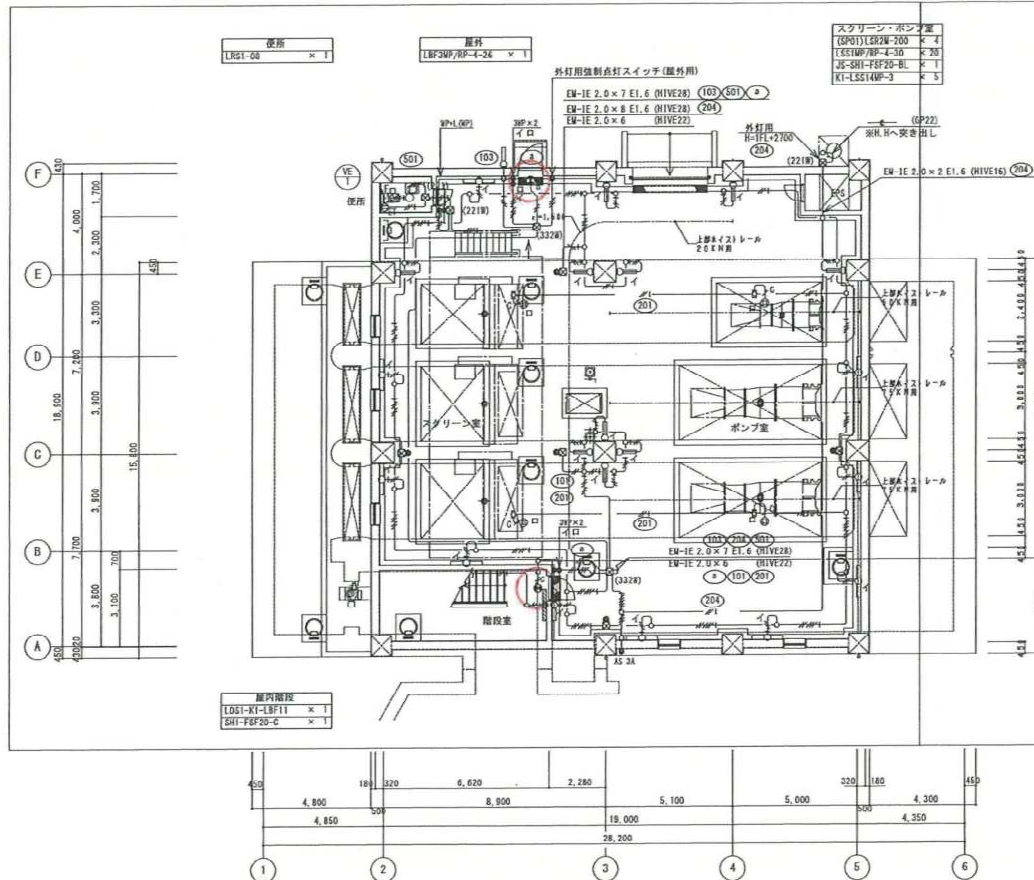


- 注記
- 1) 図中特記なき配管配線は下記とする。 配管種別 注記 2)
- | | | |
|------------------|----------|--------|
| EM-IE 2.0×2 | (HIVE16) | (露出配線) |
| EM-IE 2.0×3 | (HIVE16) | (露出配線) |
| EM-IE 2.0×3 E1.6 | (HIVE16) | (露出配線) |
| EM-IE 2.0×4 E1.6 | (HIVE22) | (露出配線) |
| EM-IE 2.0×5 E1.6 | (HIVE22) | (露出配線) |
| EM-IE 2.0×6 E1.6 | (HIVE28) | (露出配線) |
| EM-IE 2.0×7 E1.6 | (HIVE28) | (露出配線) |
| EM-CE 3.5sq-3C | (HIVE28) | (露出配線) |
| EM-IE 2.0×2 | (HIVE28) | (露出配線) |
| EM-IE 2.0×2 E1.6 | (HIVE28) | (露出配線) |
- 2) 図中特記なき配管配線は下記とする。 配管種別 注記 2)
- | | |
|-------------------------------|--------|
| SS 200×200×100 (VE) | (露出配線) |
| SS 300×300×200 (VE) | (露出配線) |
| SS 300×300×200 (SUS)WP (露出配線) | (露出配線) |
| SS 300×300×200 (SUS)WP (露出配線) | (露出配線) |
- 4) 屋外は500mmボックス (防水型)。
IFスクリーン・ポンプ室はビルボックス (防水型) とし、その他は、ビルボックスとする。
- 2) 屋外は厚膜電線管とし、その他は、ビル配管とする。

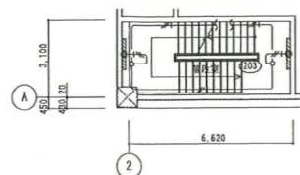


完成図

工事名	岡山市今保ポンプ場他建設工事		
施設名	岡山市 白石ポンプ場 (ポンプ機)		
図面名称	電灯設備	平面図 (1)	縮尺 1:100
換収年月	令和 3年 3月	図面種別コード	Z405
設計管理	日本下水道事業団	業務委託番号	0-02-2019-J04
受託業者	株式会社日水コン	図面番号	AE-19

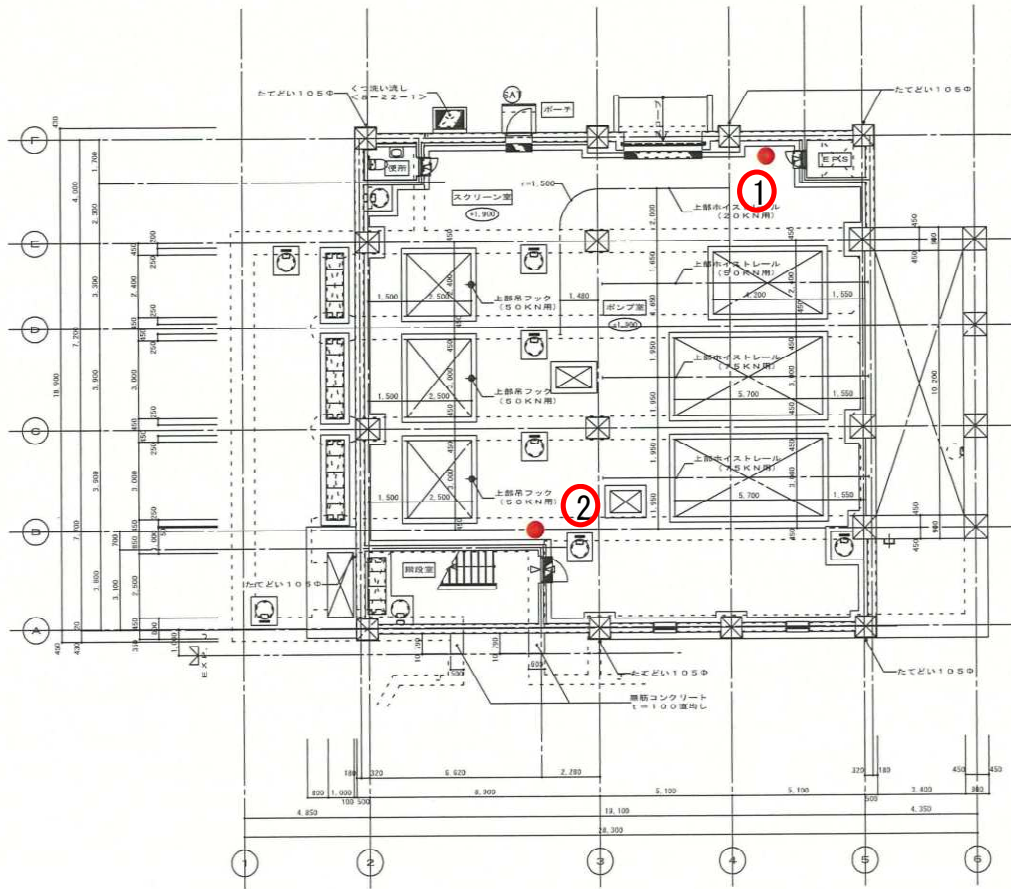 

1階 平面図 1/100

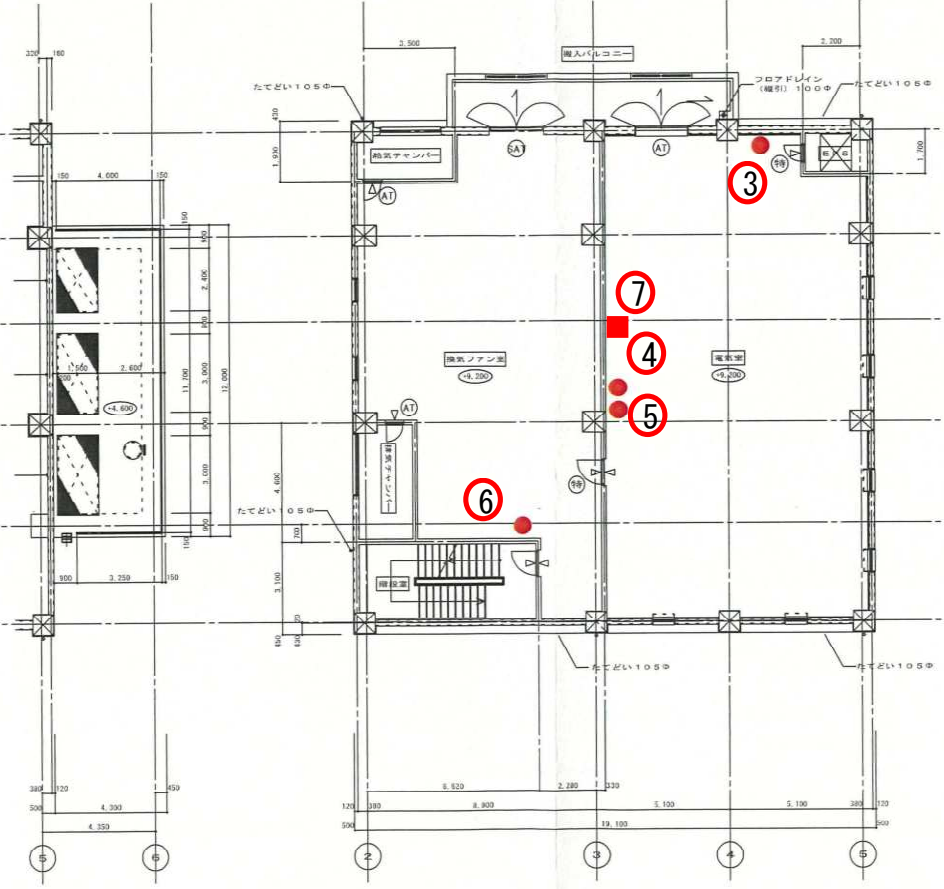

1階上部 平面図 1/100


2階 平面図 1/100

■ 消火器 (ABC50型)

● 消火器 (ABC10型)

(凡 例)
特定防火設備 常時閉鎖を示す。
気密性を示す。
気密性を示す。
内径の数字は、下で表示 (径レベルを示す。
水勾配のある部分においては水レベルとする。
A 電気配線設備を示す。

工 事 名	岡山市今保ポンプ場他建設工事		
施 設 名	岡山市白石ポンプ場		
図面名称	ポンプ棟 平面図 (2)	縮尺	1/100
検収年月	令和2年12月	図面種別コード	Z207
設計管理	日本下水道事業団	業務委託番号	0-02-2019-J04
受託業者	株式会社日水コン	図面番号	10-8

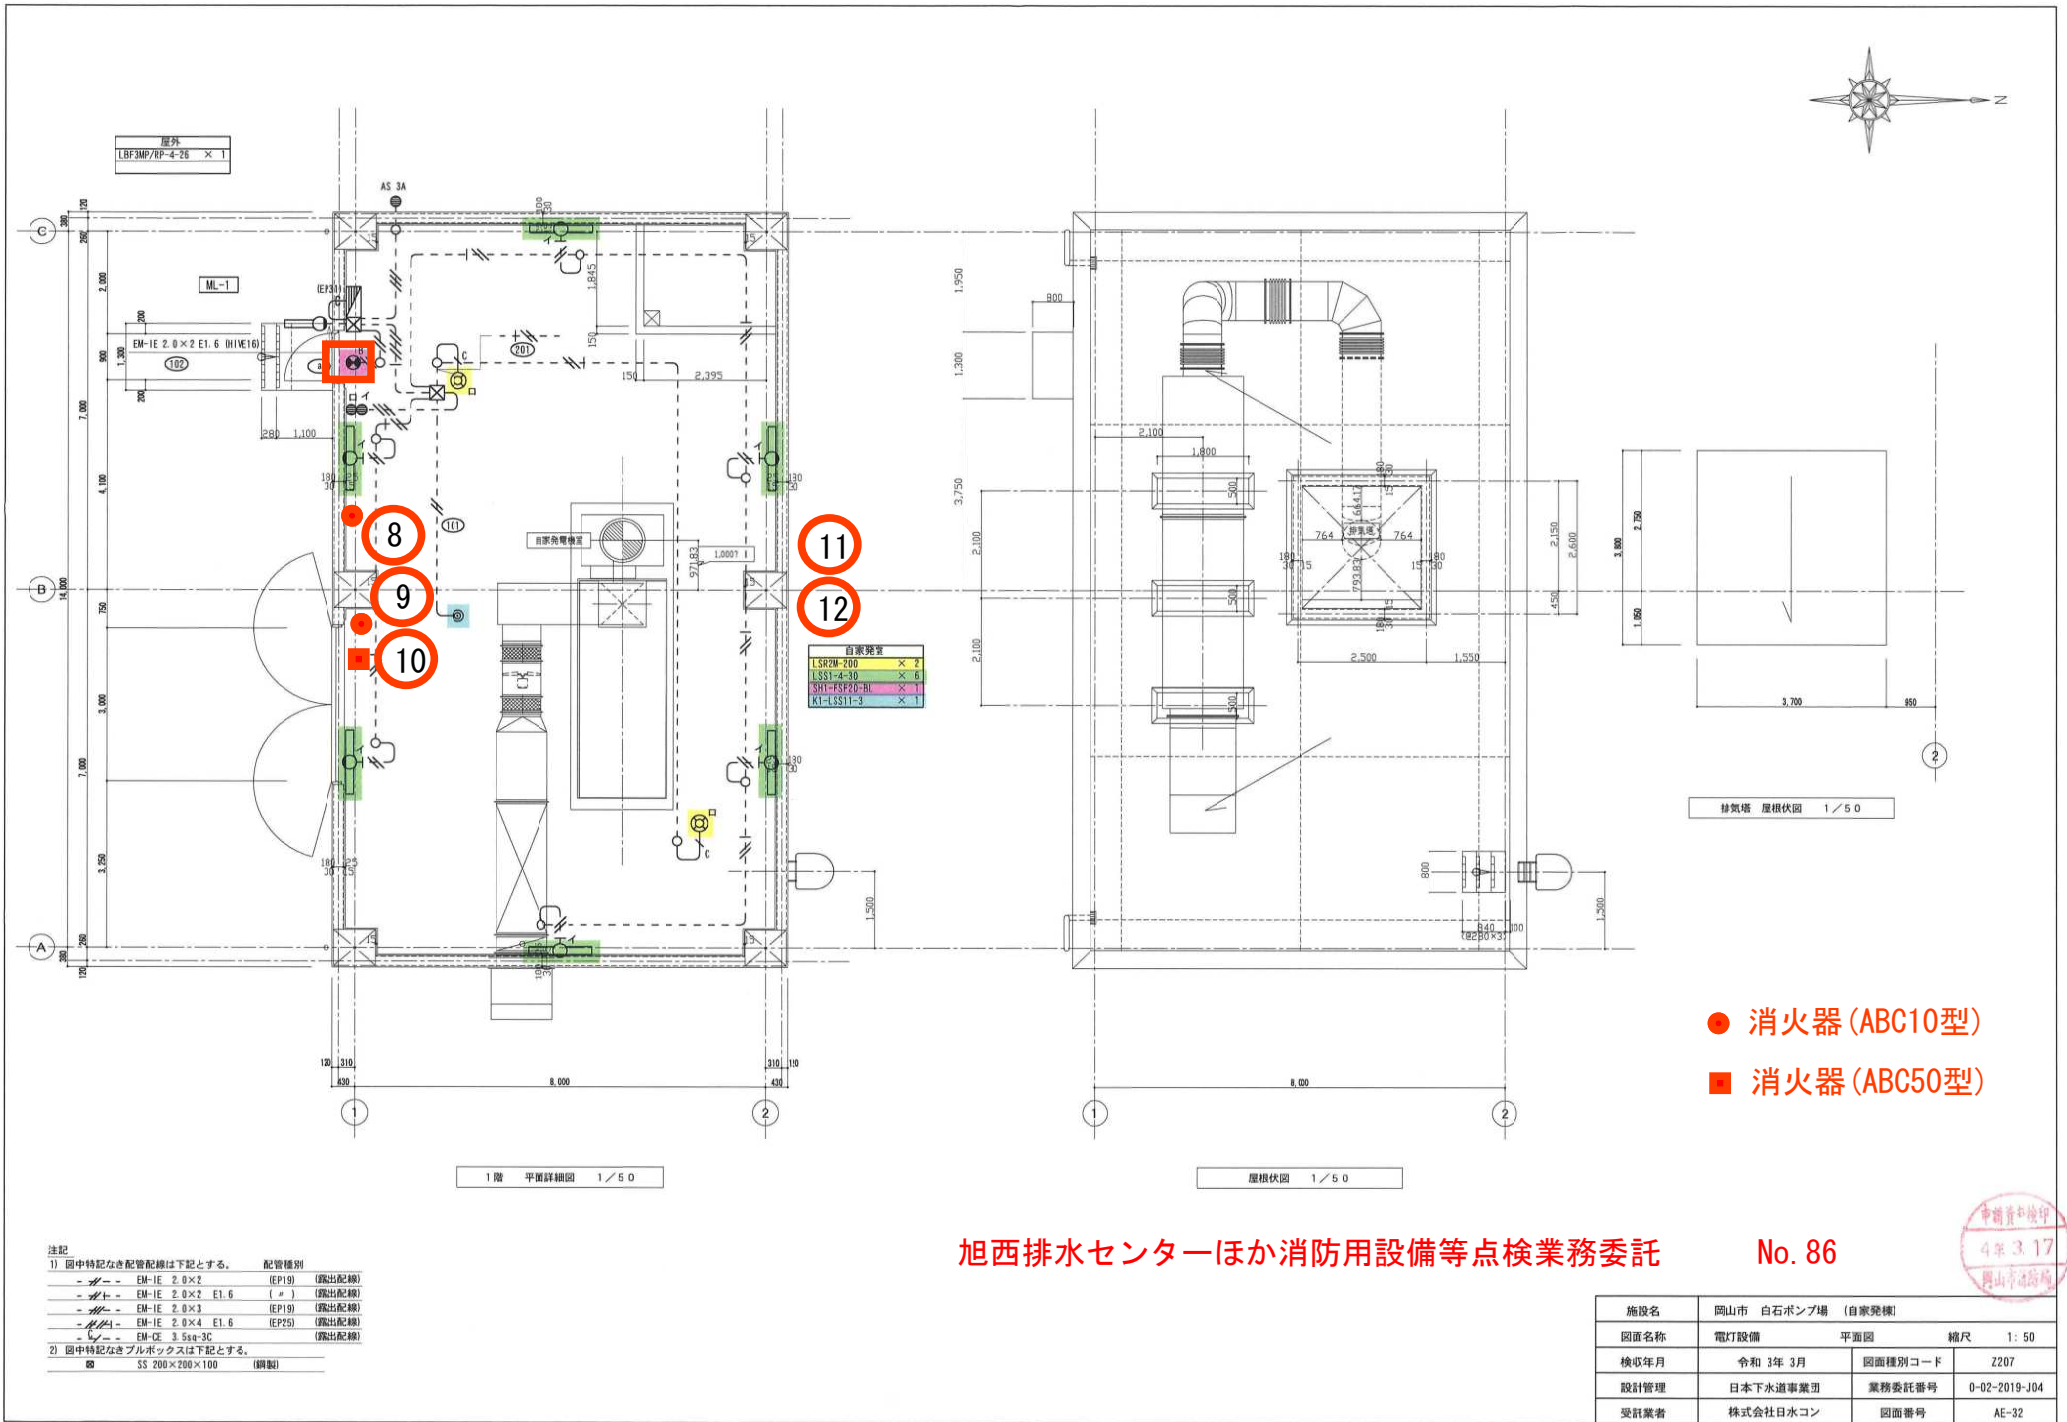

旭西排水センターほか消防用設備等点検業務委託

No. 86

施設名	岡山市 白石ポンプ場 (自家発電)		
図面名称	電灯設備	平面図	縮尺 1: 50
検収年月	令和 3年 3月	図面種別コード	Z207
設計管理	日本下水道事業団	業務委託番号	0-02-2019-J04
受託業者	株式会社日水コン	図面番号	AE-32

