


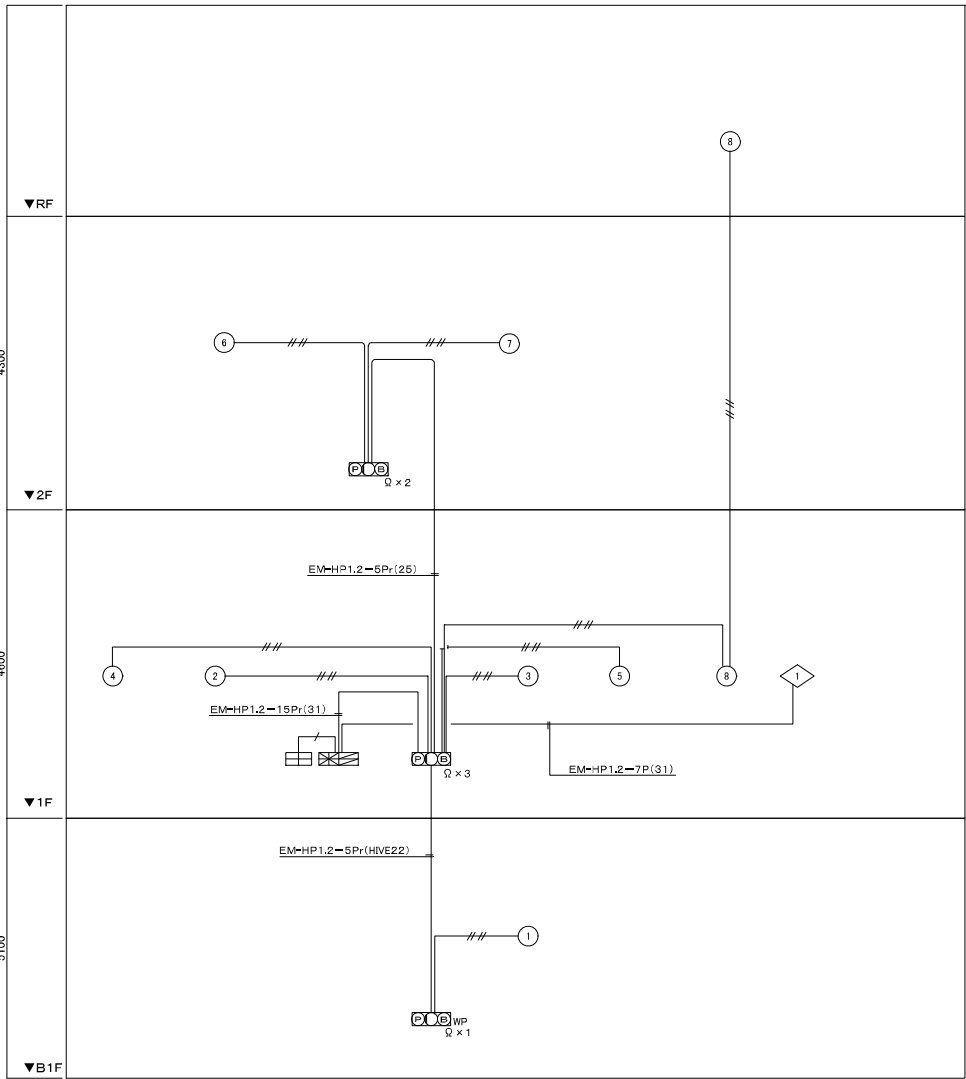

系統図

凡例

記号	名称	備考
	防災複合盤	火災・30L、防火戸：10L
	総合盤	露出型(タテ型) WPは防水形
	電鈴DC24V	
	表示灯AC24V	
	発信機P型1級	
	副受信機	5窓
	感知器 差動式 スポット型	2種 確認灯付
	感知器 定温式 スポット型	防爆型 1種
	感知器 定温式 スポット型	特種 確認灯付
	感知器 定温式 スポット型	1種 確認灯付 防水型
	感知器 定温式 スポット型	特種
	煙感知器	2種 確認灯付
	ジョイントボックス	
	丸型露出ボックス	
	警戒区域	
	警戒区域番号	
	煙感知器	3種 露出型
	防火戸自閉装置	埋込型(既設)
	防火区画番号	
	ダイヤドリル貫通処理	()内貫通口径サイズ

《 注 記 》

1. 複合器仕様

1) P型1級、壁掛型、窓式、主音響(音声警報)・予備電源内蔵
濃煙式、自動断線警報機能付

2) 表示内訳

・管理棟 火災表示	8L
・防火戸、シャッタ閉鎖表示	1L
・他棟 火災表示	17L
・予備	14L

計

40L

3) 諸表示部(5L標準装備)

4) 移転信号内訳:

- ・非常放送連動用信号移転(無電圧、a接点)
- 火災確認信号 (1L)

3. 自動火災報知設備の地区警報はベルによる一括鳴動とする。


4. 防火防排煙制御方式

防火戸、シャッタは専用感知器連動とする。


種別	制御			通 隔	
	専用感知器 連動	自火報連動	現場手動	始動	復帰
防火戸	○			○	

《注 記》	
5. 特記なき配管配線は下記参照。	
---	EM-AE1,2-2C
---	EM-AE1,2-4C
---	EM-HP1,2-3P
---	EM-HP1,2-5P
---	EM-HP1,2-10P
---	EM-HP1,2-15P
---	EM-AE1,2-2C (E19)
---	EM-AE1,2-4C (E19)
---	EM-HP1,2-3P (E25)
---	EM-HP1,2-5P (E25)
---	EM-HP1,2-10P (E31)
---	EM-HP1,2-15P (E39)
---	EM-AE1,2-4C (G16)
---	EM-HP1,2-5P (G22)
EM-AE:受報用ケーブル	
EM-HP:耐熱ケーブル	
二重天井内はケーブルこうしが記線とする。	
床天井で打ち込み配管出来ない部分は露出配線とする。	

発注工事名称			
施設名	岡山市岡東浄化センター		
図面名称	管理棟 自動火災報知設備 系統図	縮尺	-
検収年月		図面種別コード	
設計管理		業務委託番号	}
受託業者		図面番号	

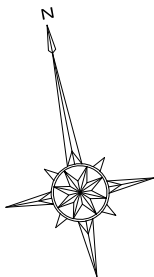

発注工事名称			
施設名	岡山市岡東浄化センター		
図面名称	管理棟 自動火災報知設備 B1階平面図	縮尺	1/100
検収年月		図面種別コード	
設計管理		業務委託番号	
受託業者		図面番号	

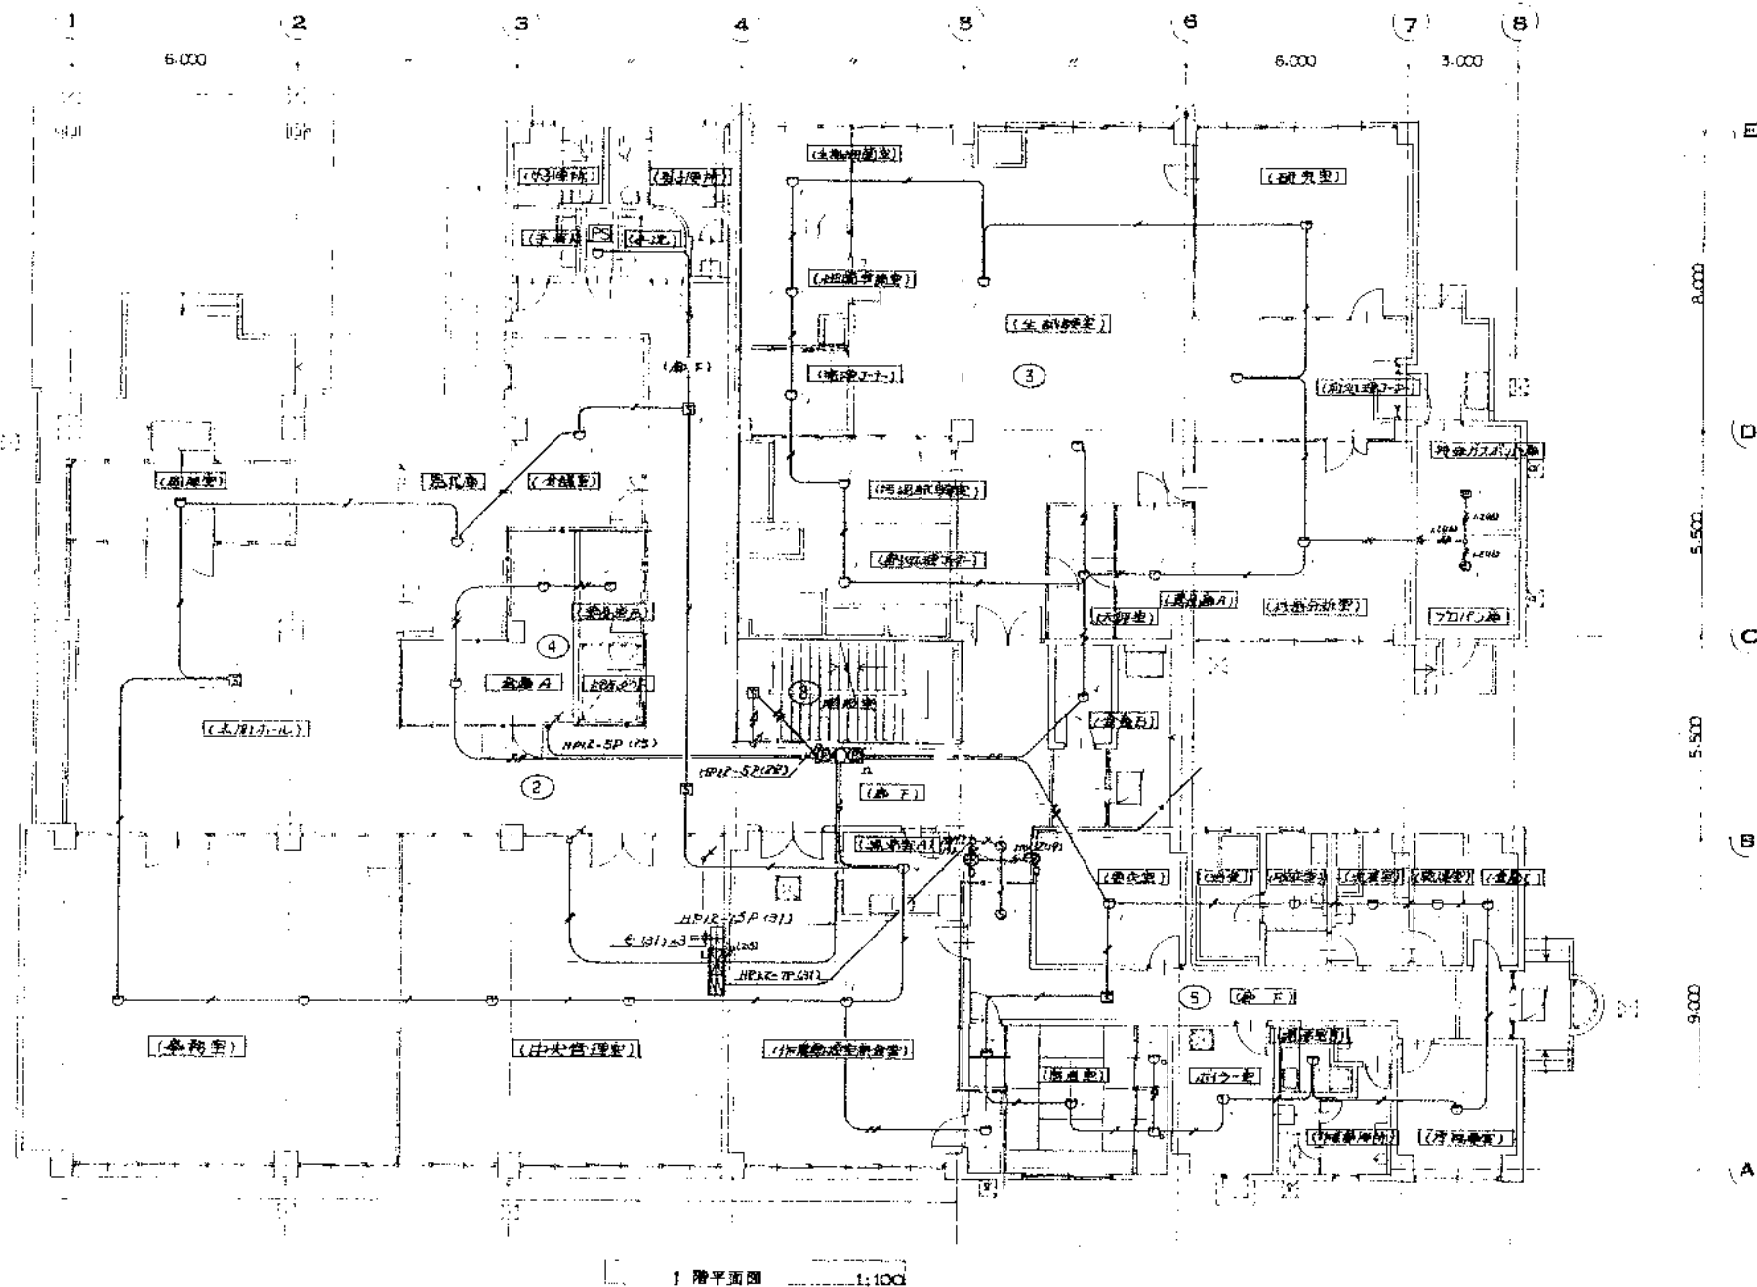

竣工年度	元	1558
図面番号	岡山	市

完成図承認	日本下水道事業団
-------	----------

完成図

発注工事名	岡東浄化センター建設工事その6	図面番号	24-26
工事名	岡東浄化センター建設工事	図面名称	火災報知(防炎)設備 図1.1階平面図
図面名称	火災報知(防炎)設備 図1.1階平面図	縮尺	1:100
日本下水道事業団	年月	25-20	

日本コン・復建調査設計共同企業体	
主任技師	松村孝雄
小石川朝雄	