
 


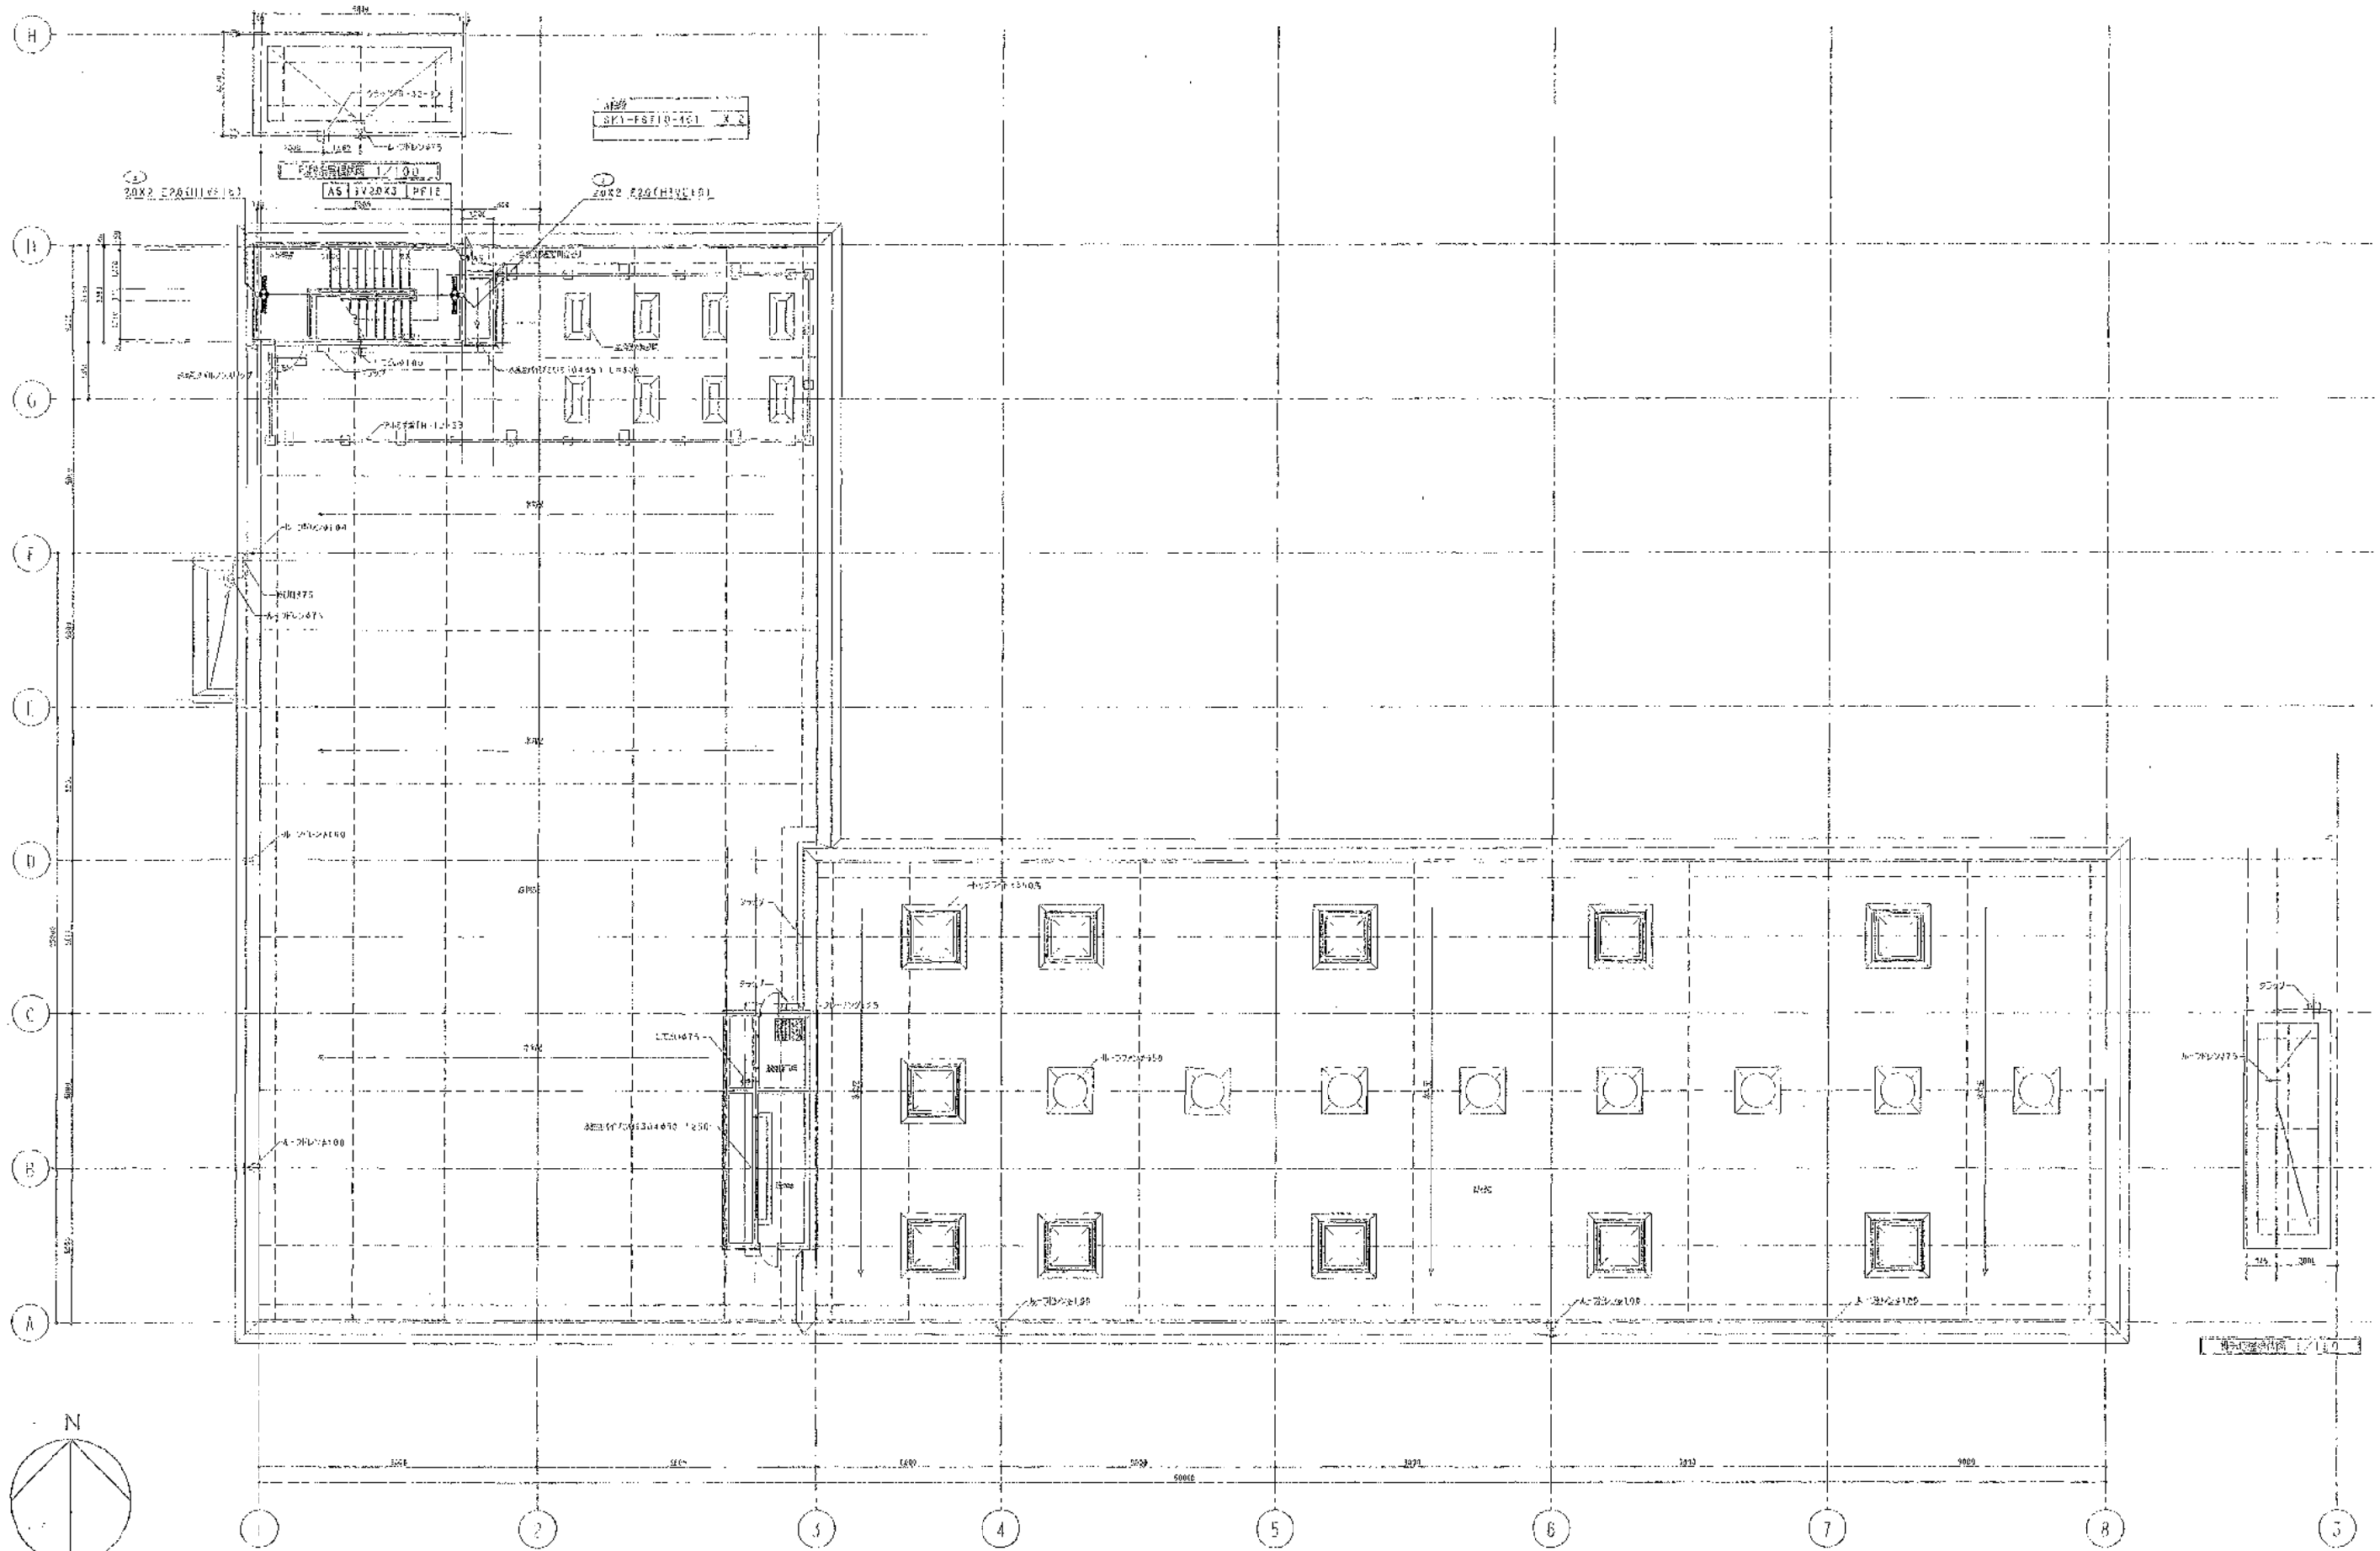


株式会社 白水コン	
主任技師	審査者
岡本孝隆	森光良太
監理者	監理者
佐藤 淳	


完成図

工事名	岡山浄化センター建設工事			
図面名称	電灯設備 汚泥処理機 臭気半面図			
図面番号	1A2-13	1A2-14	1A2-15	1A2-16
作成者	岡本孝隆	森光良太	佐藤 淳	
承認者				
作成日	平成 年 月			



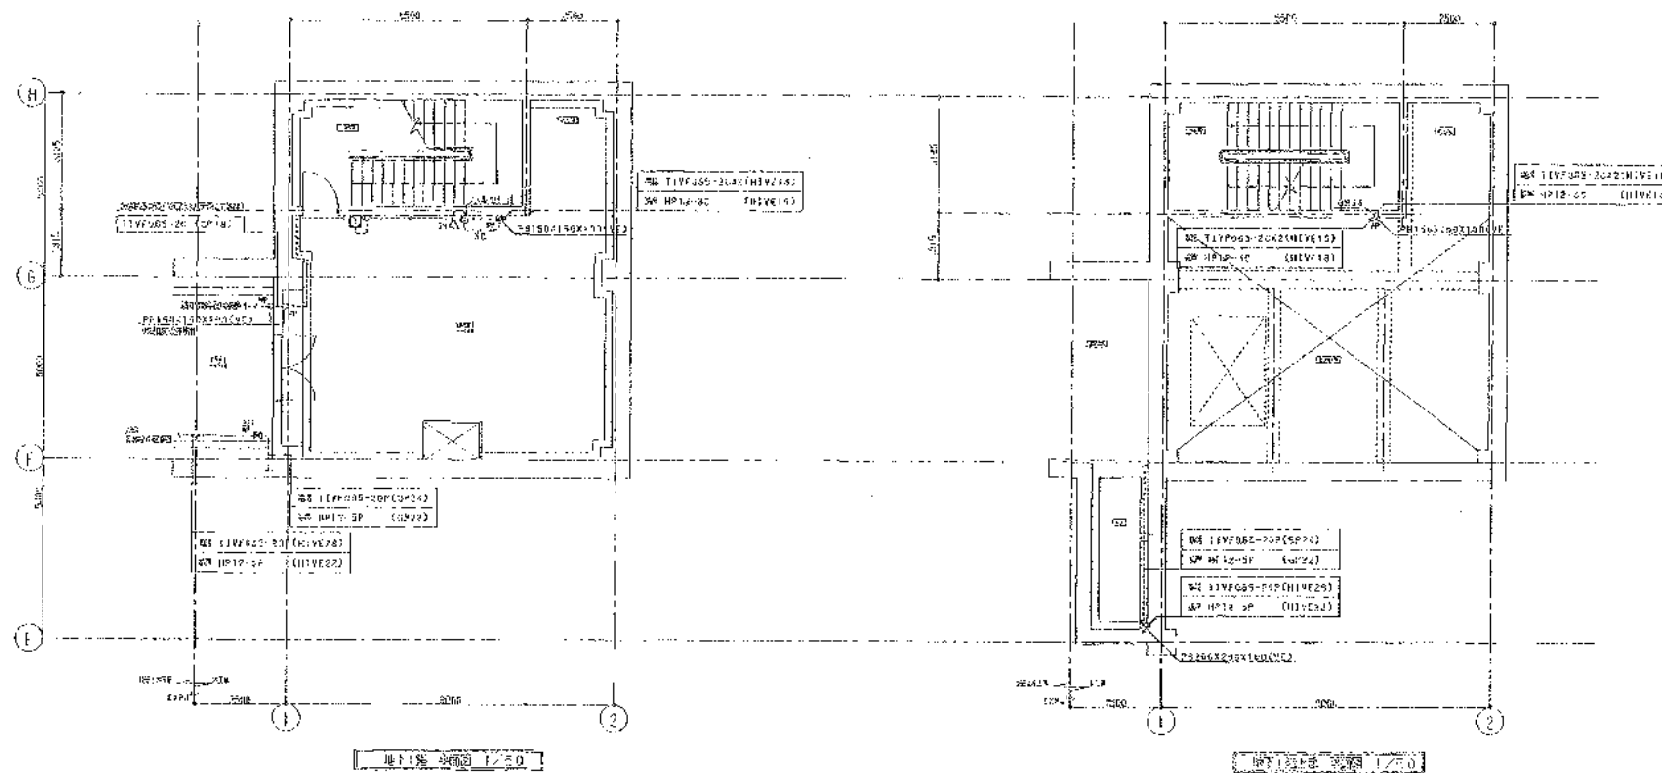

1. 機器の配置場所(地下2F)は、	
機器名	機種・型式・数量
ポンプ	TIVFD.65-20 (PF16)
ポンプ	TIVFD.65-20X2 (PF16)
ポンプ	TIVFD.65-20X3 (PF16)
ポンプ	TIVFD.65-20 (HIVE.6)
ポンプ	TIVFD.65-20X2 (HIVE.6)
ポンプ	TIVFD.65-20X3 (HIVE.6)
2. 材料の仕様(地下2F)は、	
材料名	仕様・数量
鉄骨	150X150X100WP (VE)
鉄骨	300X300X100WP (VE)
鉄骨	150X130X100WP (VE)
コンクリート	(コンクリート)
鉄骨	300X300X100 (VE)
鉄骨	200X200X80
鉄骨	200X200X100WP (VE)

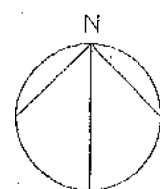


株式会社 日水コン	
主任技術者	審査者
岡本孝康	森光良太
担当	監理
松岡 洋	

完成図

工事名	岡東浄化センター建設工事		
図面名称	電気設備 汚泥処理機 地下1層、地下1層上層平面図	図尺	1:100
日本下水道事業団	年度	月	日
平成 年 月			1AE-20



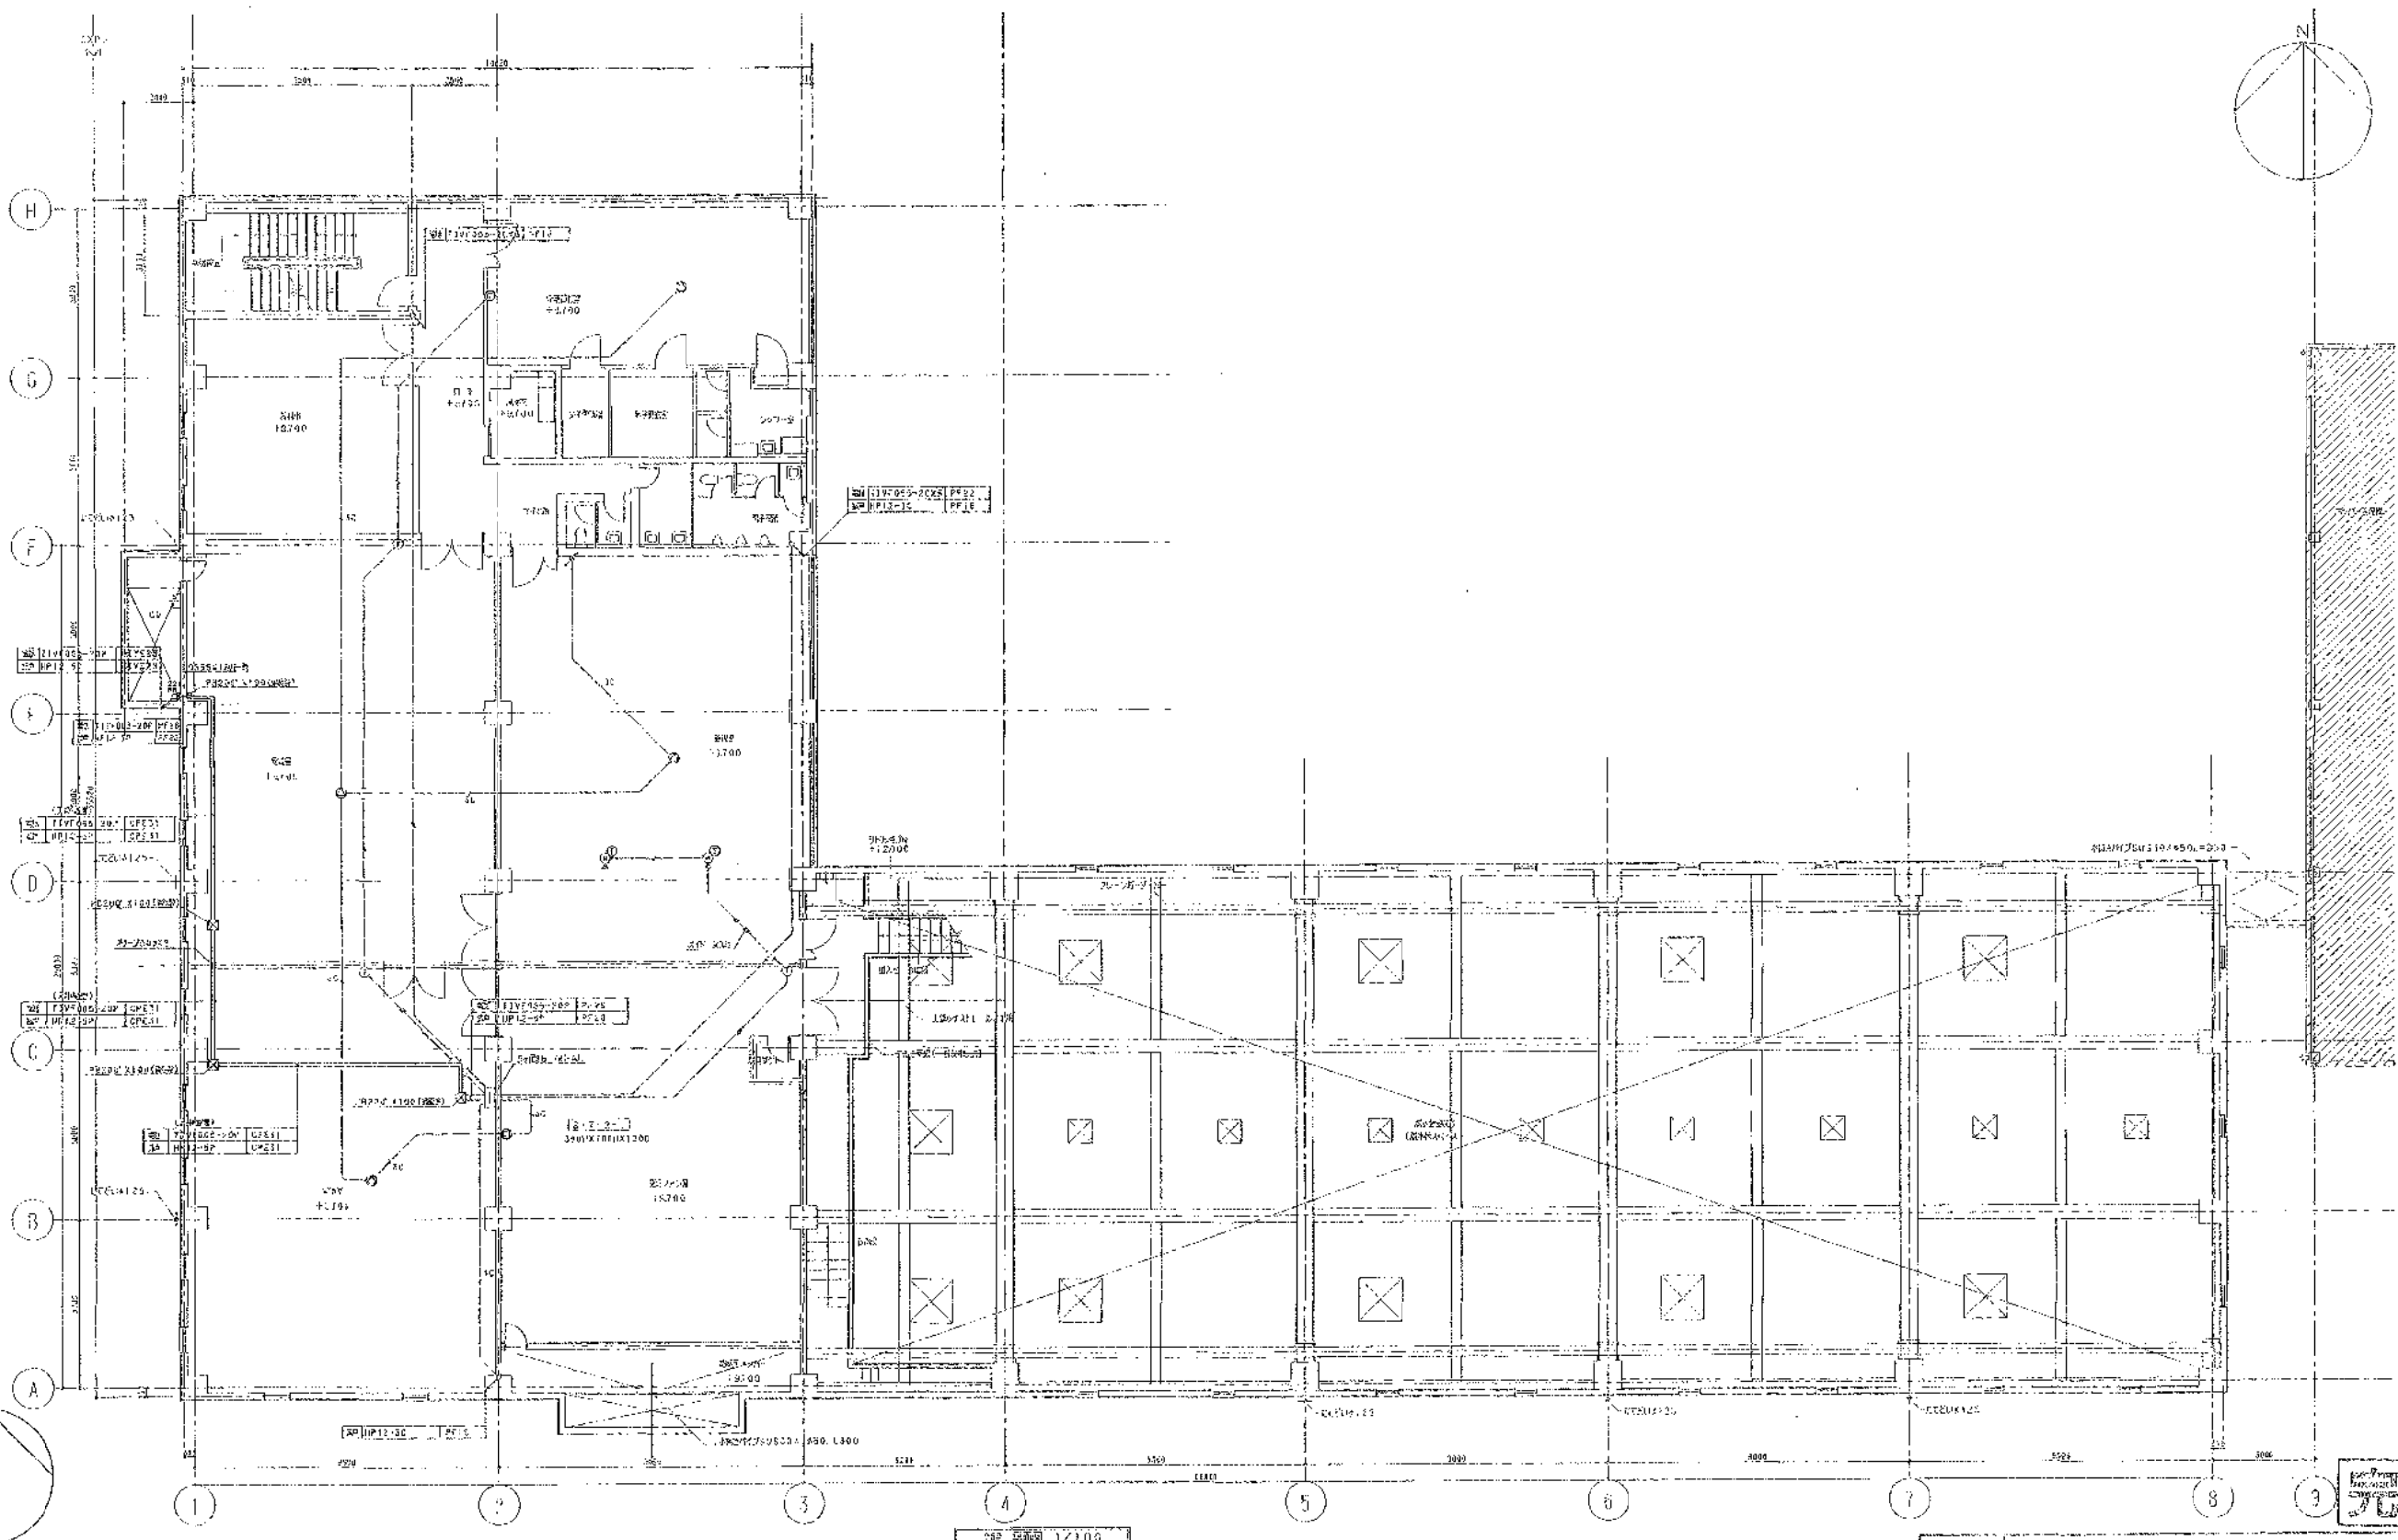


完成図

株式会社 日本水コン		
主任技術者	審査者	図面者
岡本 孝雄	森光 良太	佐藤 敏

工事名	関東浄化センター建設工事		
図面名称	完成図	平面図	縮尺 1:100
日本下水道事業団	年度	月	日
1933			



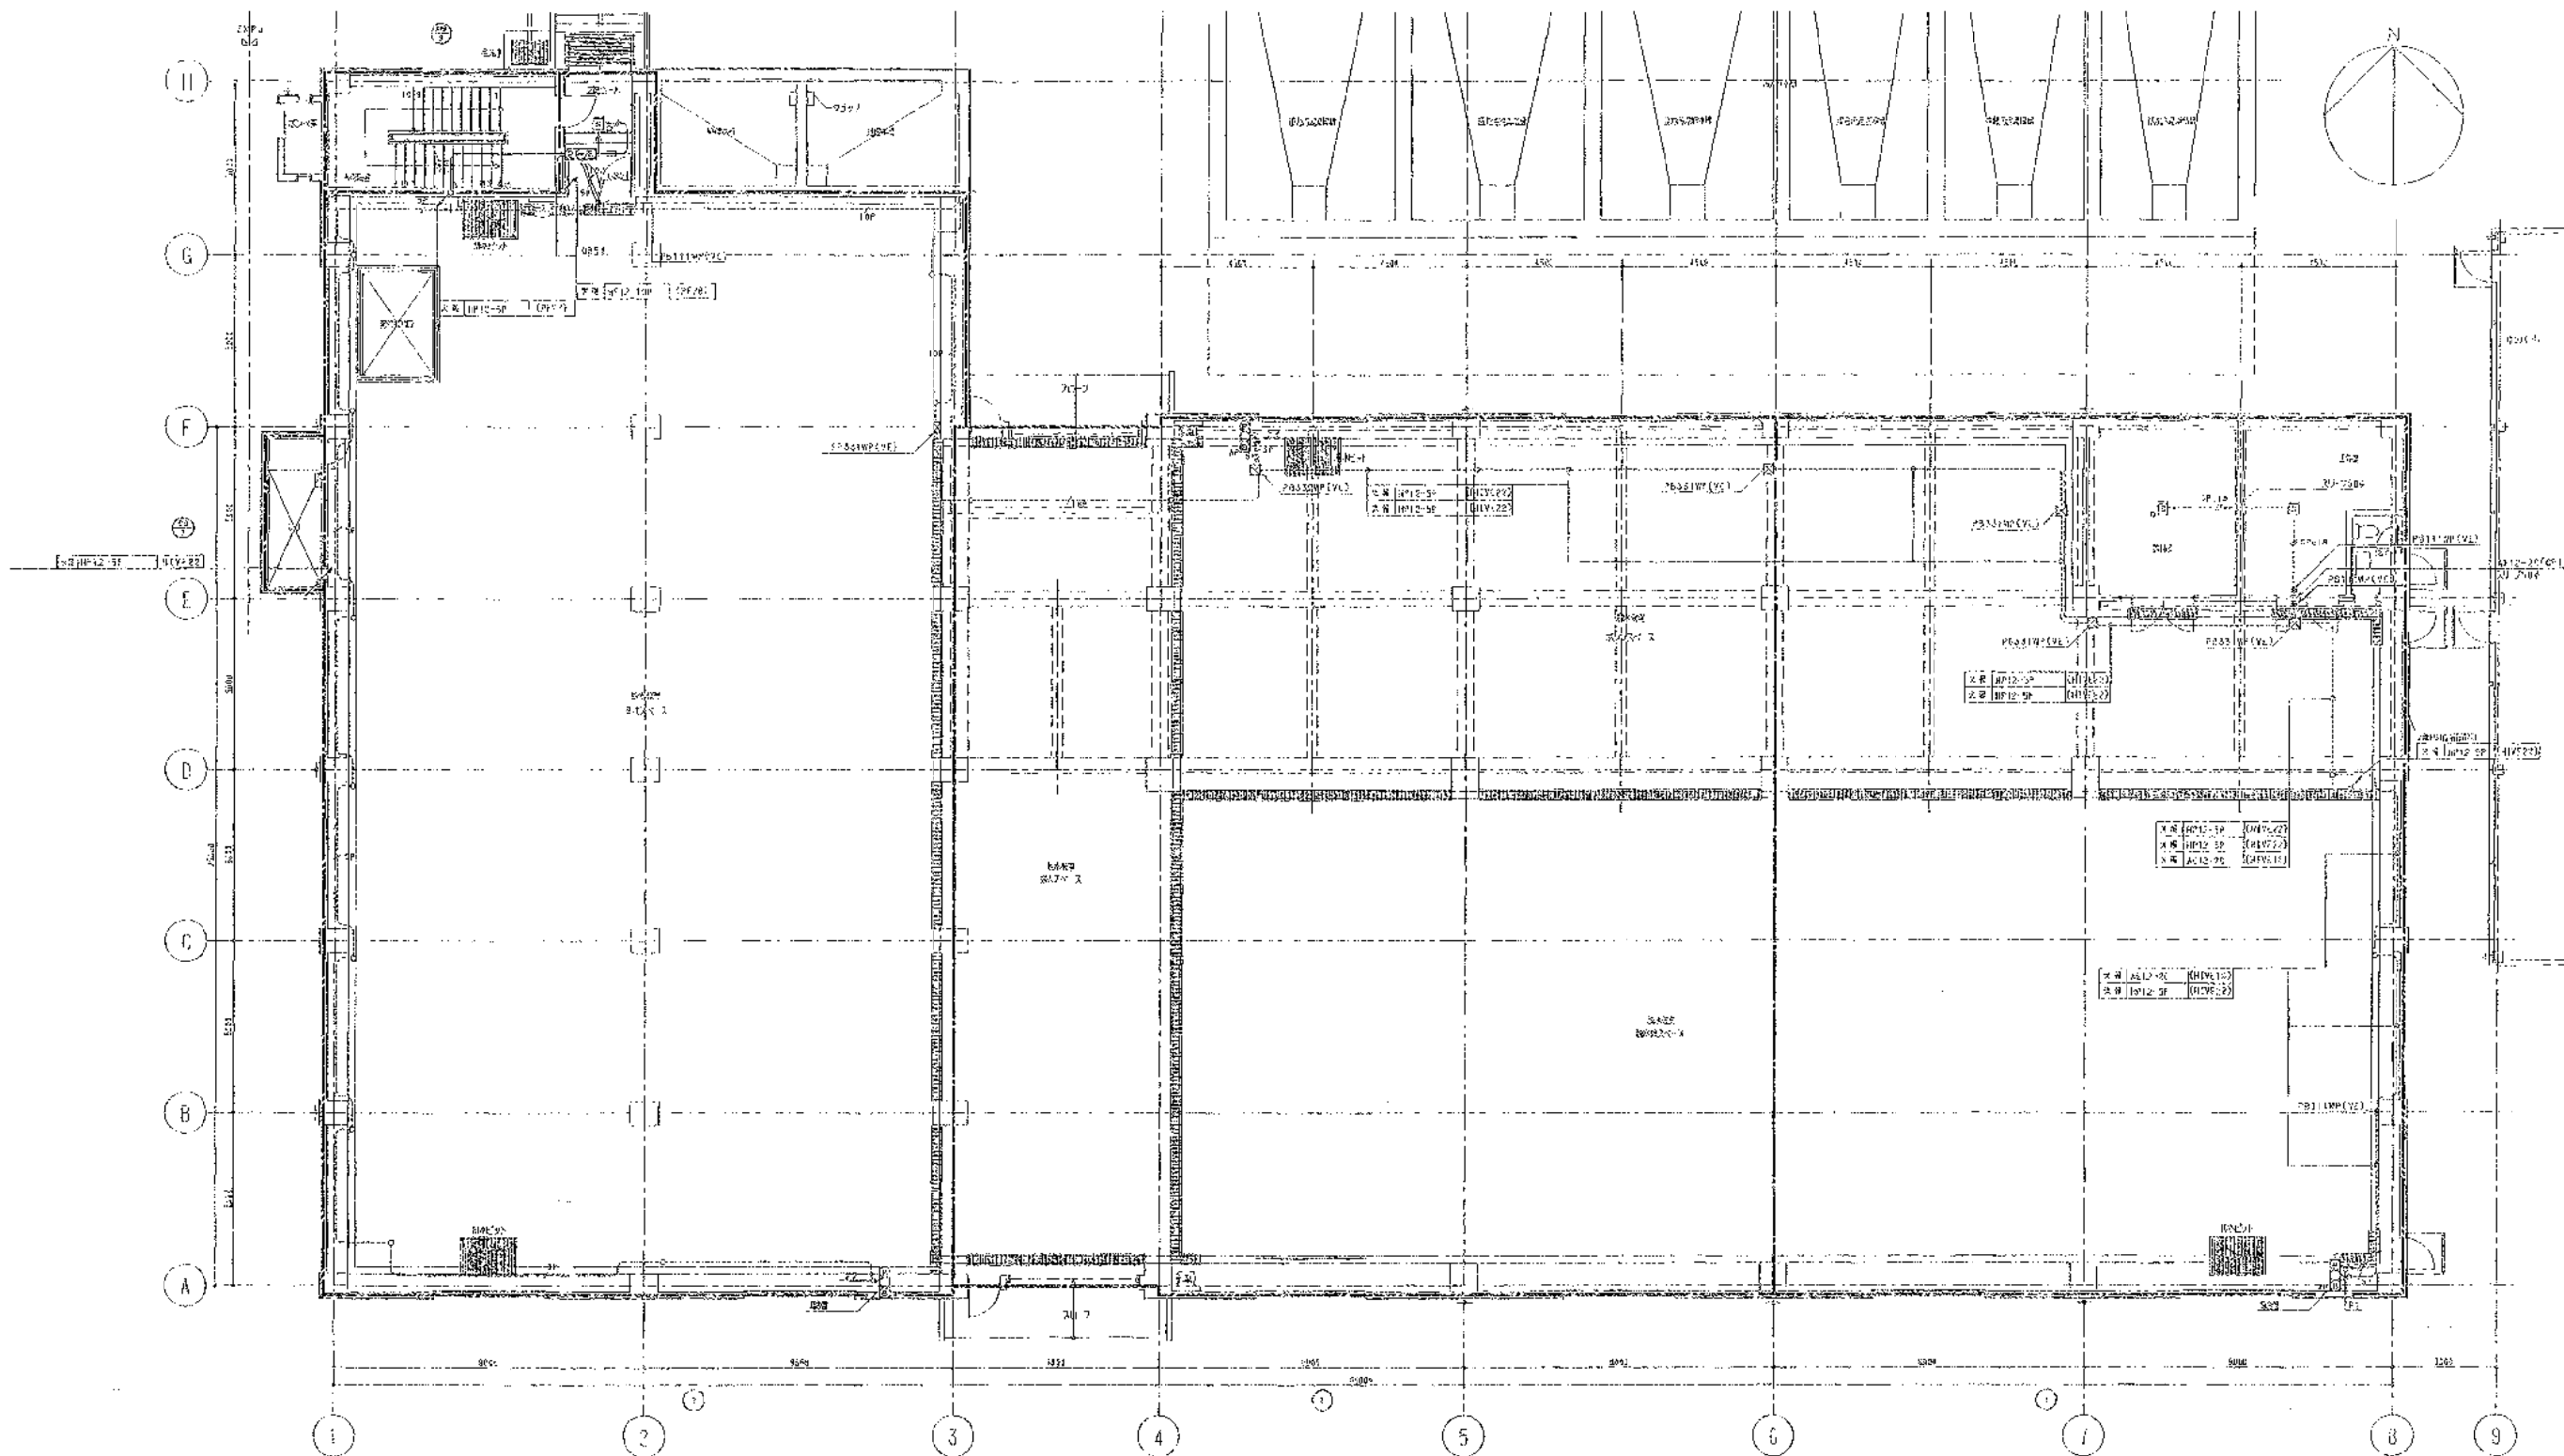

1/100

完成図

株式会社 日本コン		
主任技術者	監査者	担当者
阿部孝康	鈴木康夫	佐藤 淳

工事名	岡部浄化センター建設工事			
図面名称	火災報知設備 汚泥処理機 1 概平面図			
日本下水道事業団	図面番号	1AC-24	作成	年 月