
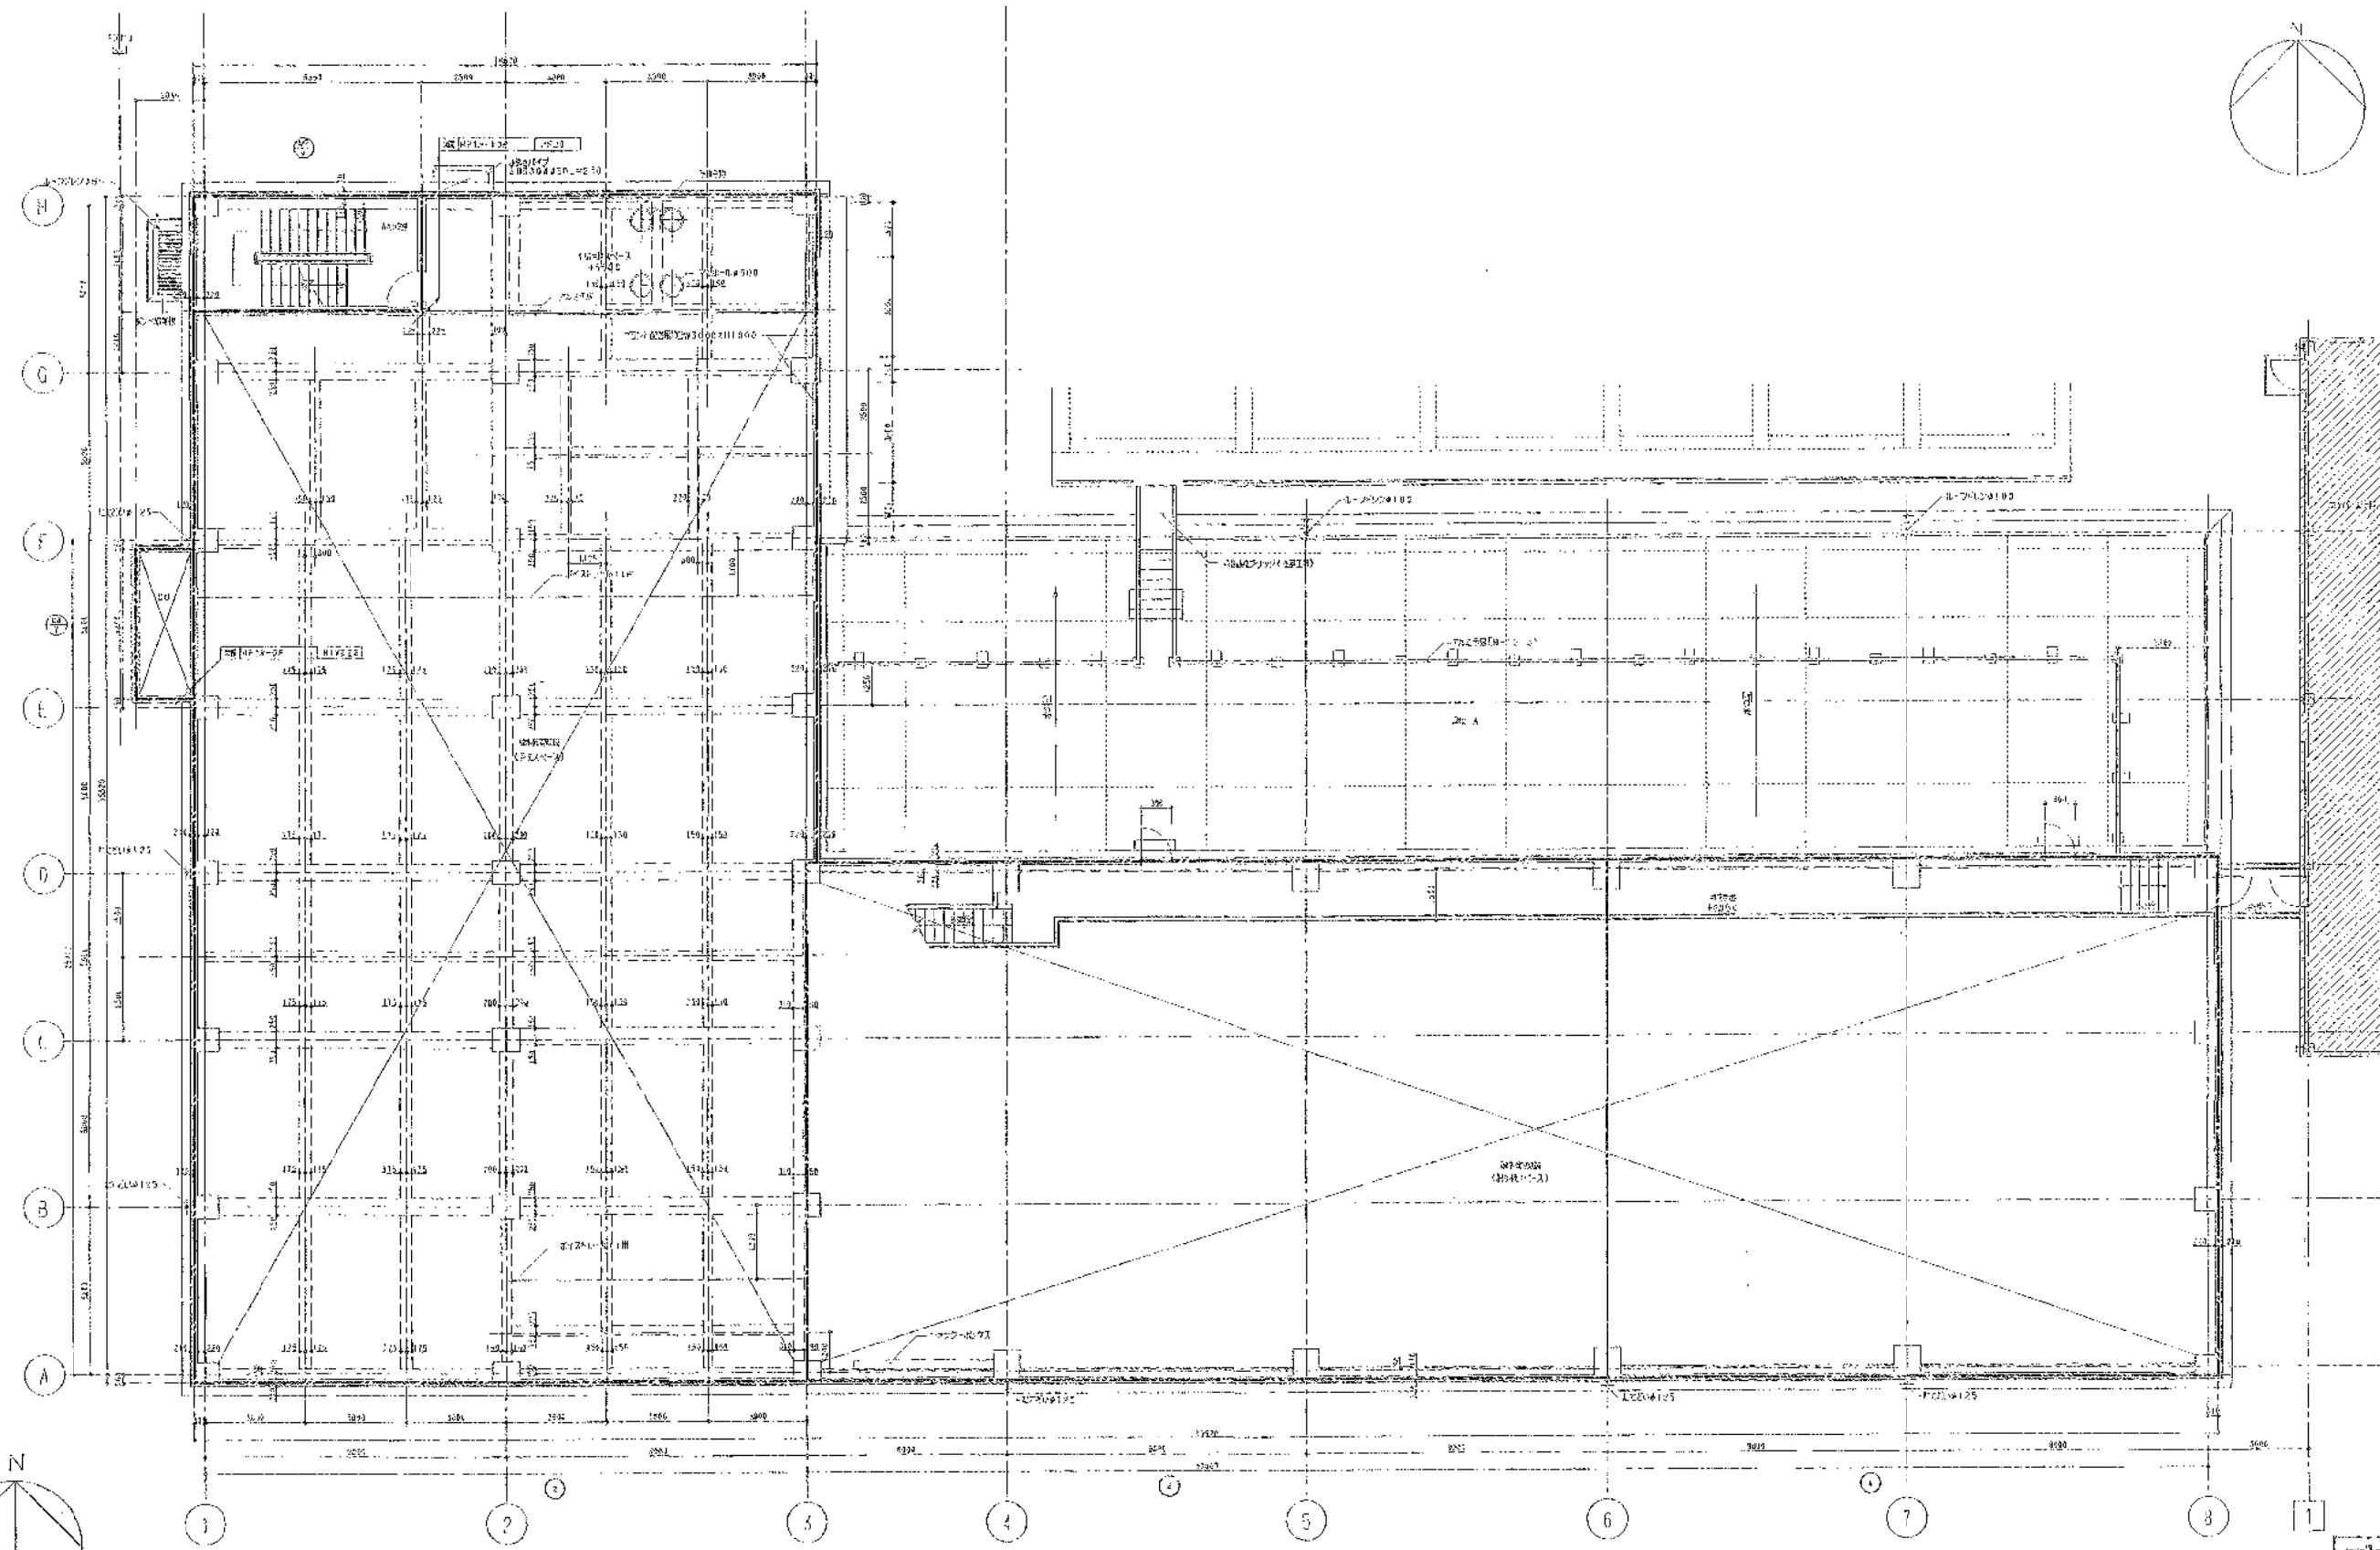


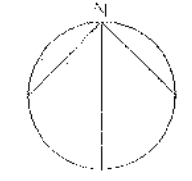




2/5 (下) 縮尺 1/100

完成図

株式会社 日水コン			
主任技術者	監査者	担当者	
岡本孝康	森光良友	佐藤 洋	

工事名	岡東浄化センター建設工事			
図面名称	火災報知設備 汚泥処理機 2階平面図(下壁)	縮尺	1:100	
日本下水道事業団		図番	図名	図面番号
平成 年 月				1AE-25



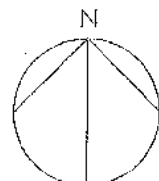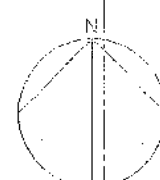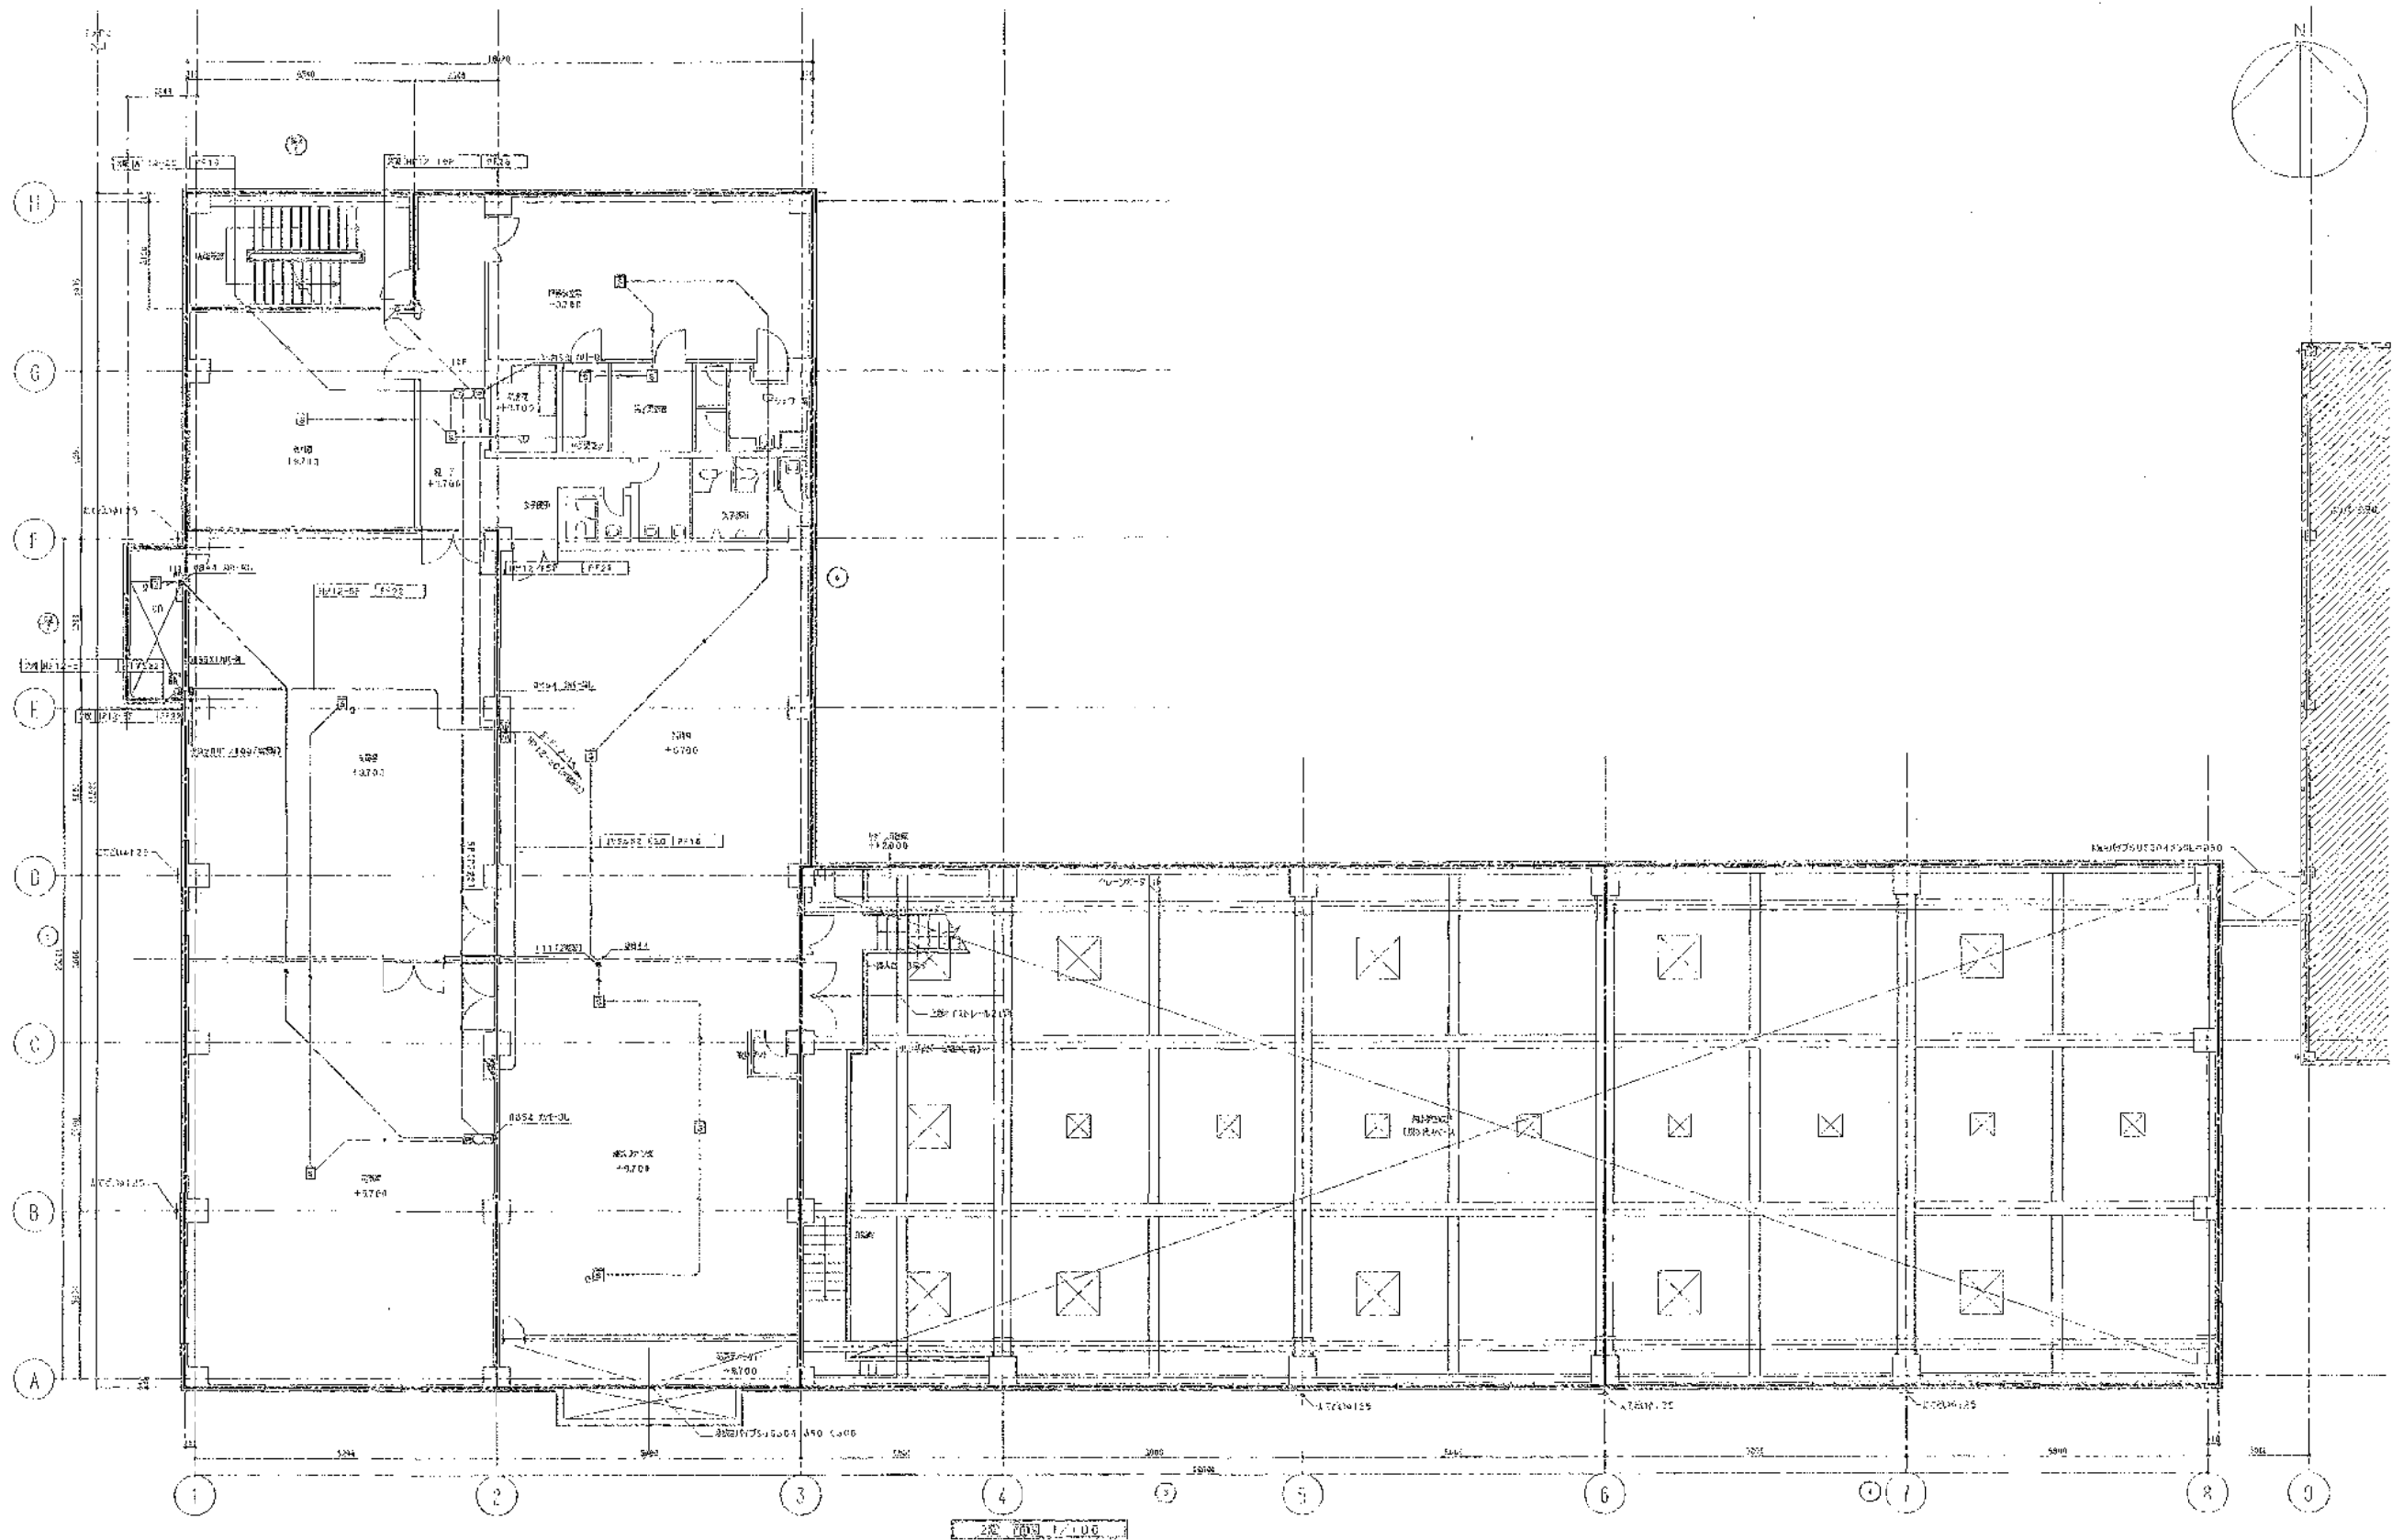

株式会社 日水コン			
主任技術者	監査者	担当者	
岡本孝康	森光良太	佐藤 淳	

完成図

工事名	関東浄化センター建設工事			
図面名称	火災報知設備	汚泥処理機	設備平面図	縮尺 1:100
日本下水道事業団				
作成 日			図面番号	1AE-26







株式会社 白水コン			
主任技術者	審査者	担当者	
岡本 孝彦	森光 直太	佐藤 淳	

完成図

工事名	岡東浄化センター建設工事			
図面名称	火災検知設備 汚泥処理棟 屋上平面図	図R	1:100	
日本下水道事業団		設計	監査	承認
平塚 幸司				IAE-27

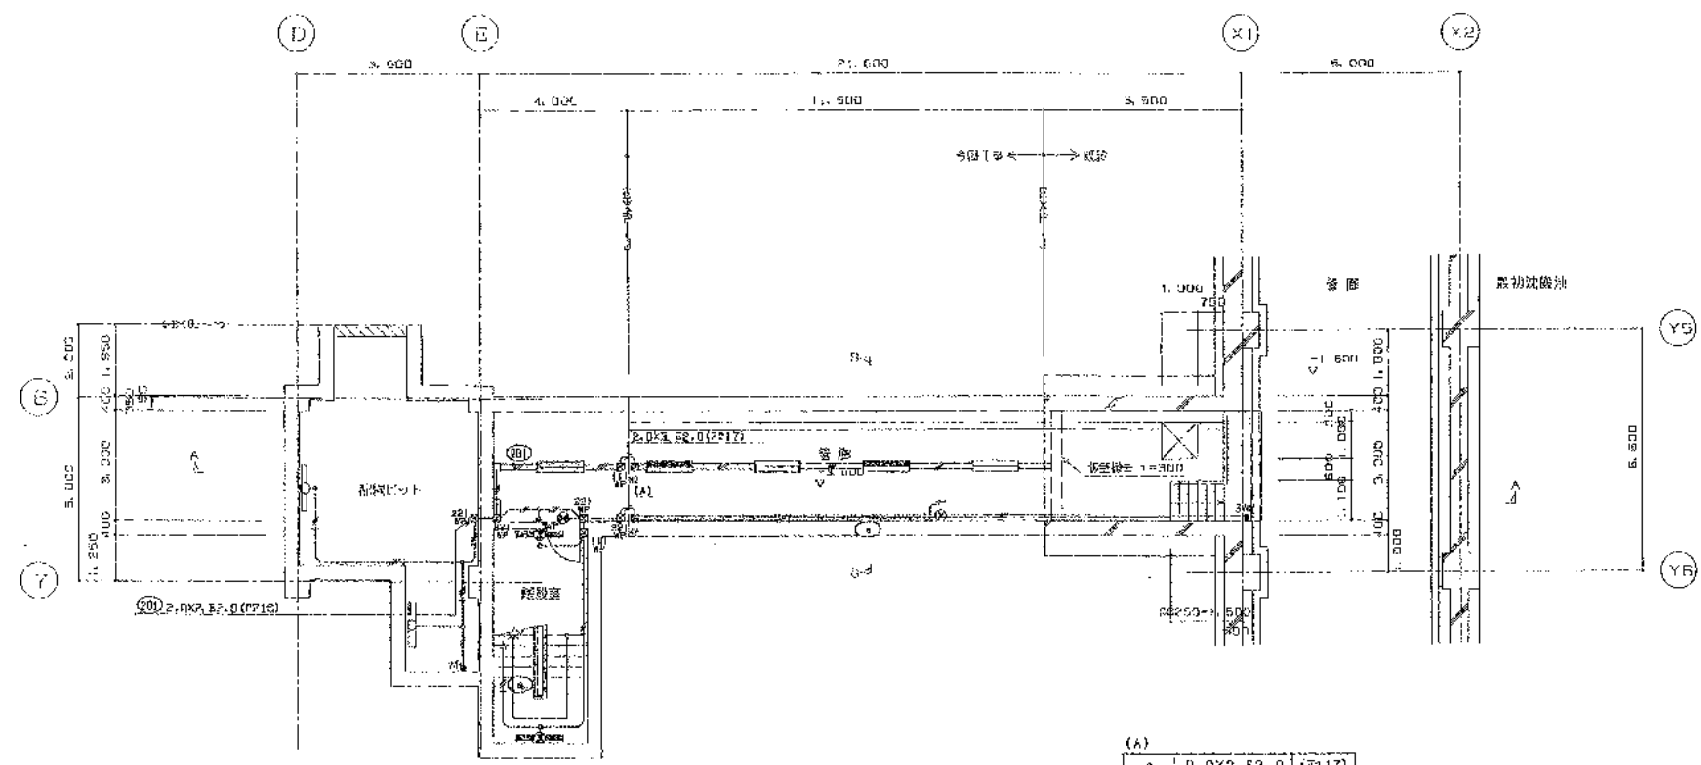

平断面図 1/100

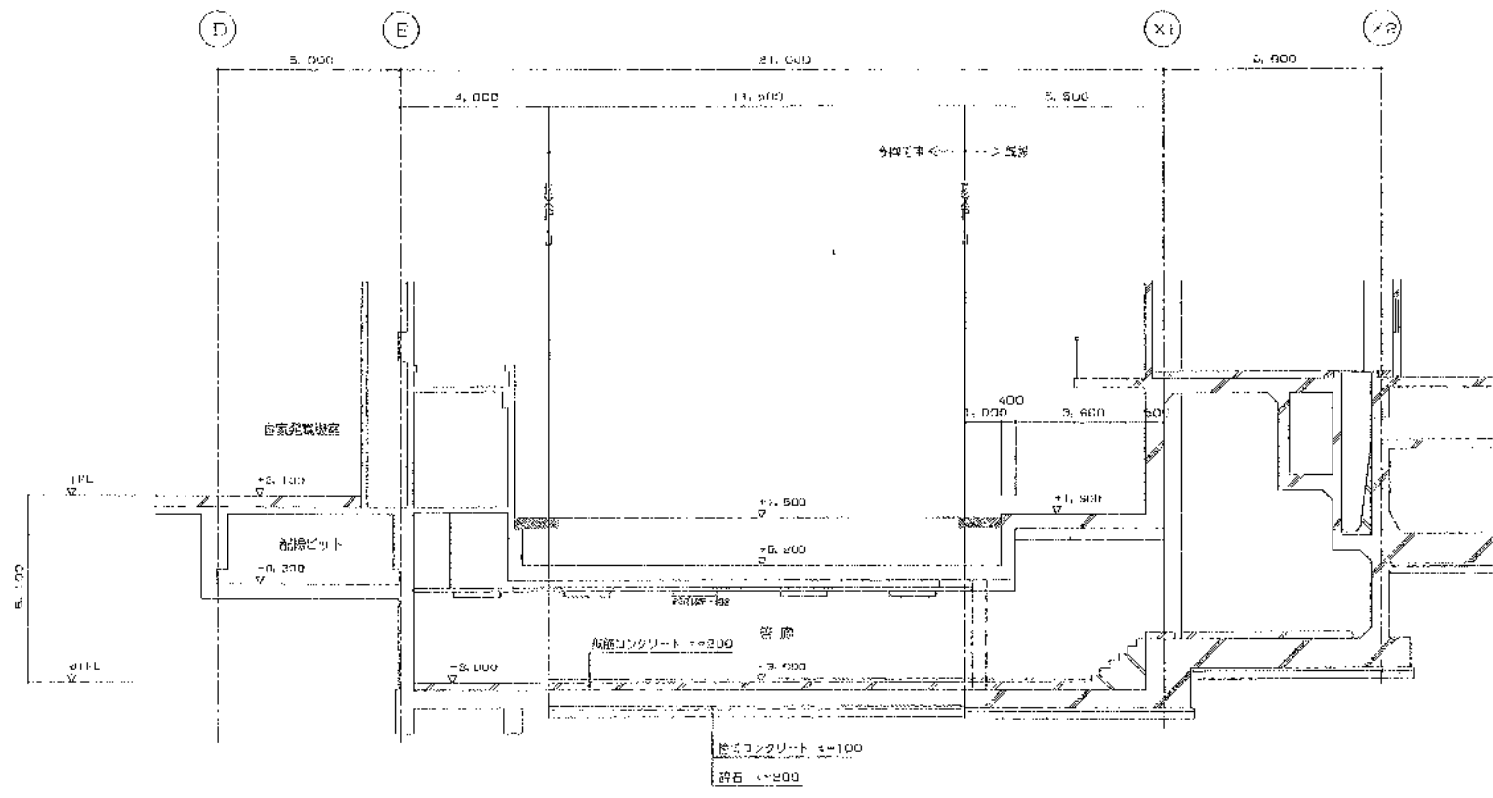

A-A 断面図 1/100


配水ピット	
FSR1MP-401	X 2
電機	
FSR1MP-402	X 3
KJ-J6-104A-402	X 2
JP-SH1-FR20P-200X	1
JP-SH1-FR22P-200X	1
電気配線	
KJ-J6-114-401	X 2

1. 地盤のたいせき層は次の通り	
イ. 91層, 最上層	
2.0X2	(H1V616)
2.0X2, 2.0	(H1V616)
2.0X3	(H1V616)
2.0X3, 2.0	(H1V616)
EM-66P2.0-20 (レスラ)	
EM-66P2.0-30 (レスラ)	
ロ. 土留壁	
2.0X2	(19)
2.0X2, 2.0	(19)
2.0X3, 2.0	(25)
2.0X2	(PF15)
2.0X2, 2.0	(PF16)
2.0X3, 2.0	(PF16)
2.0X4	(PF18)
2.0X4, 2.0	(PF22)
2. プラセタスの詰めは次の通り	
配水	150X150X100 (樹脂製) + コンクリートボックス付
配電	150X150X100 (樹脂製)
配管	200X200X100 (樹脂製)
配線	200X200X100 (樹脂製) + コンクリートボックス付

主任技術者	監査者	製図者
岡本孝雄	中山一孝	佐藤源

工事名	岡東浄化センター建設工事その17		
図面名称	電機設備 01階平面図		
日本下水道事業団			
平成 年 月			



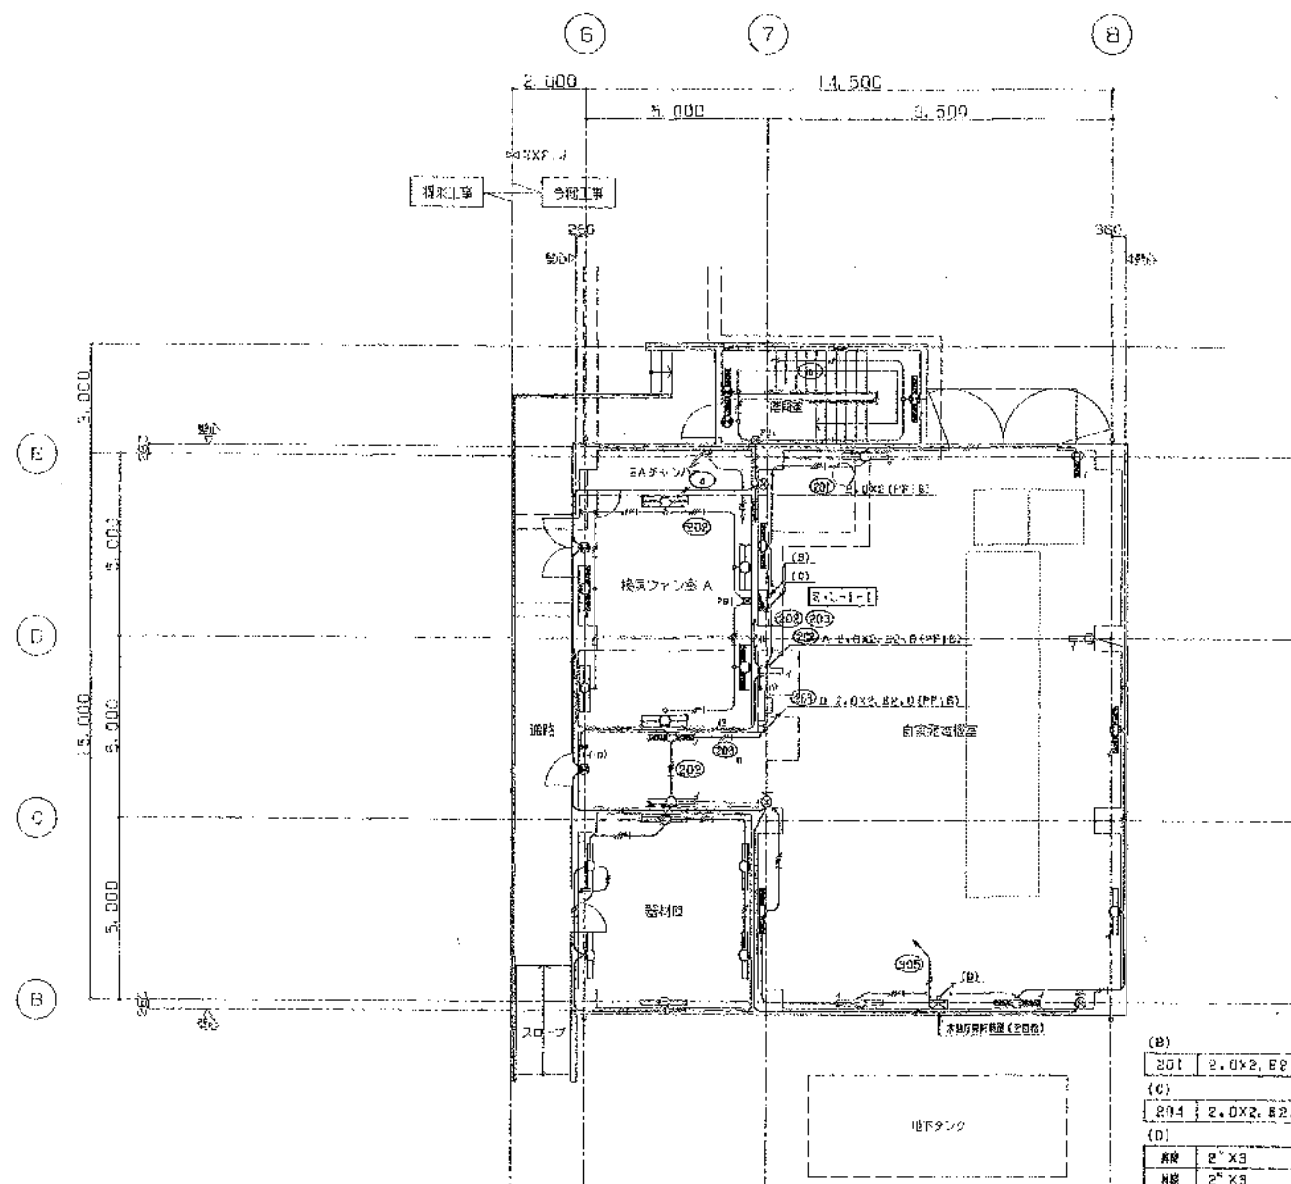

1 1階平面図 1:100


(B)	201	2.0X2.0 (PF16)
(C)	204	2.0X2.0 (PF16)
(D)	205	2.0X2.0 (PF16)
(E)	206	2.0X2.0 (PF16)

換気ファン	
FES1-402	X 4
K1-FES1-402	X 2
SH1-FBF20P-10X	1

照明機	
FES1-401	X 6

電気配線	
FES1-401	X 6
K1-FES1-401	X 6
SH1-FBF20P-10X	1
ST1-FBF22P-10X	3

換気機	
K1-FES1-401	X 2
SH1-FBF20P-10X	1

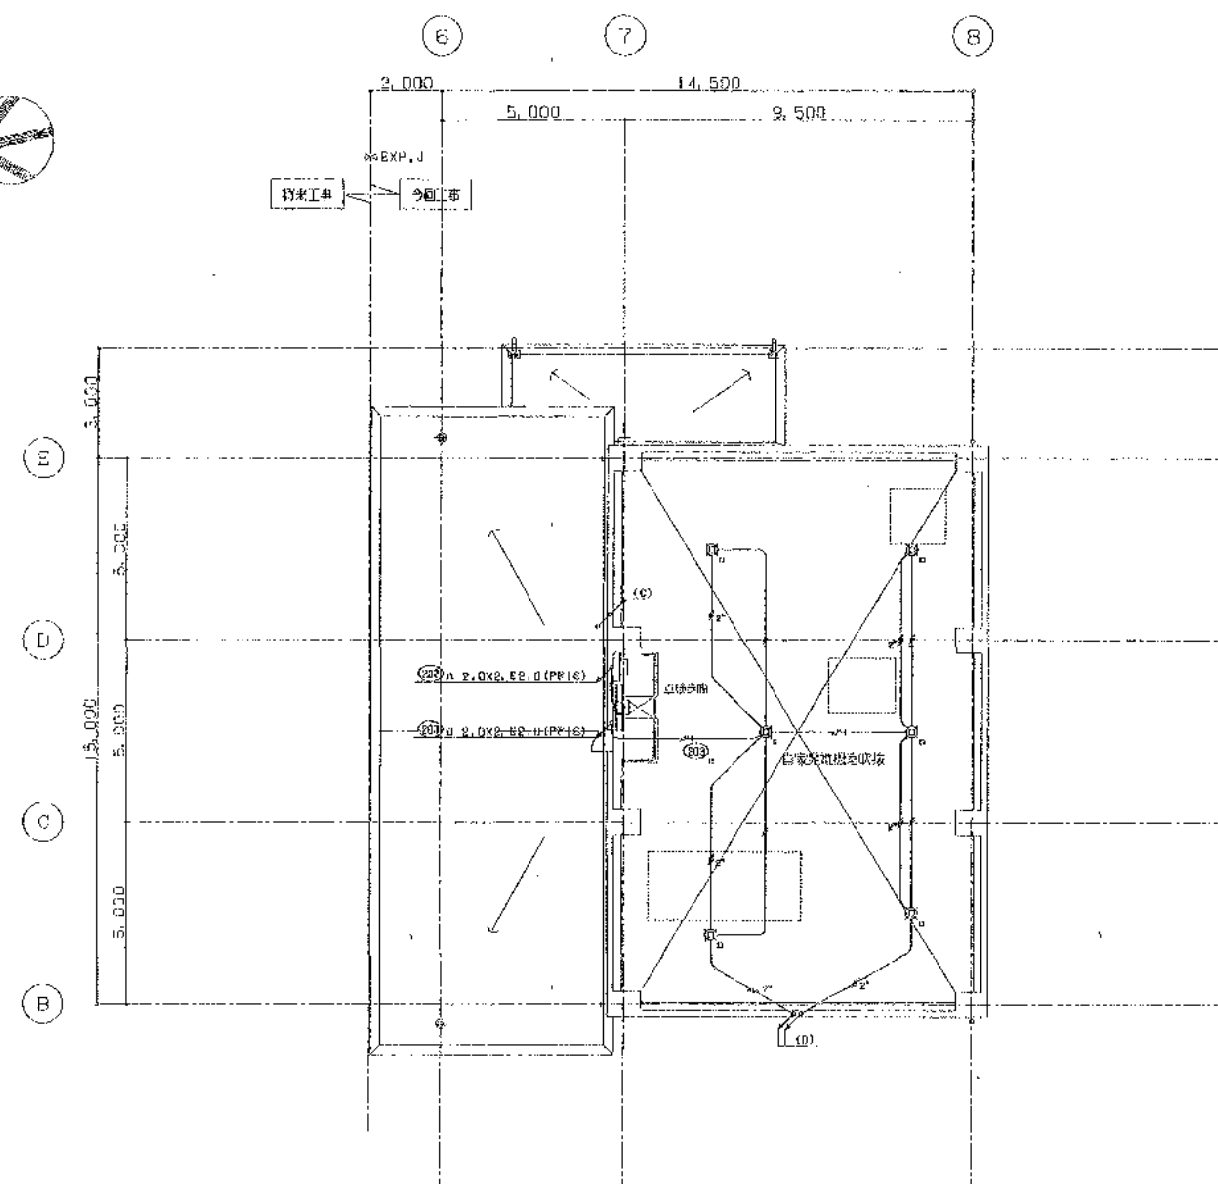


1 1階上部及びR1 1階平面図 1:100

電気配線	
FES1-401	X 6
SH1-FBF20P-10X	1

主任技師	監査者	担当者
岡本孝康	中山 昇	佐藤 淳


工事名	関東浄化センター建設工事その17
図面名称	電気設備 1階、1階上部平面図 1:100
日本下水道事業団	平成 年 月



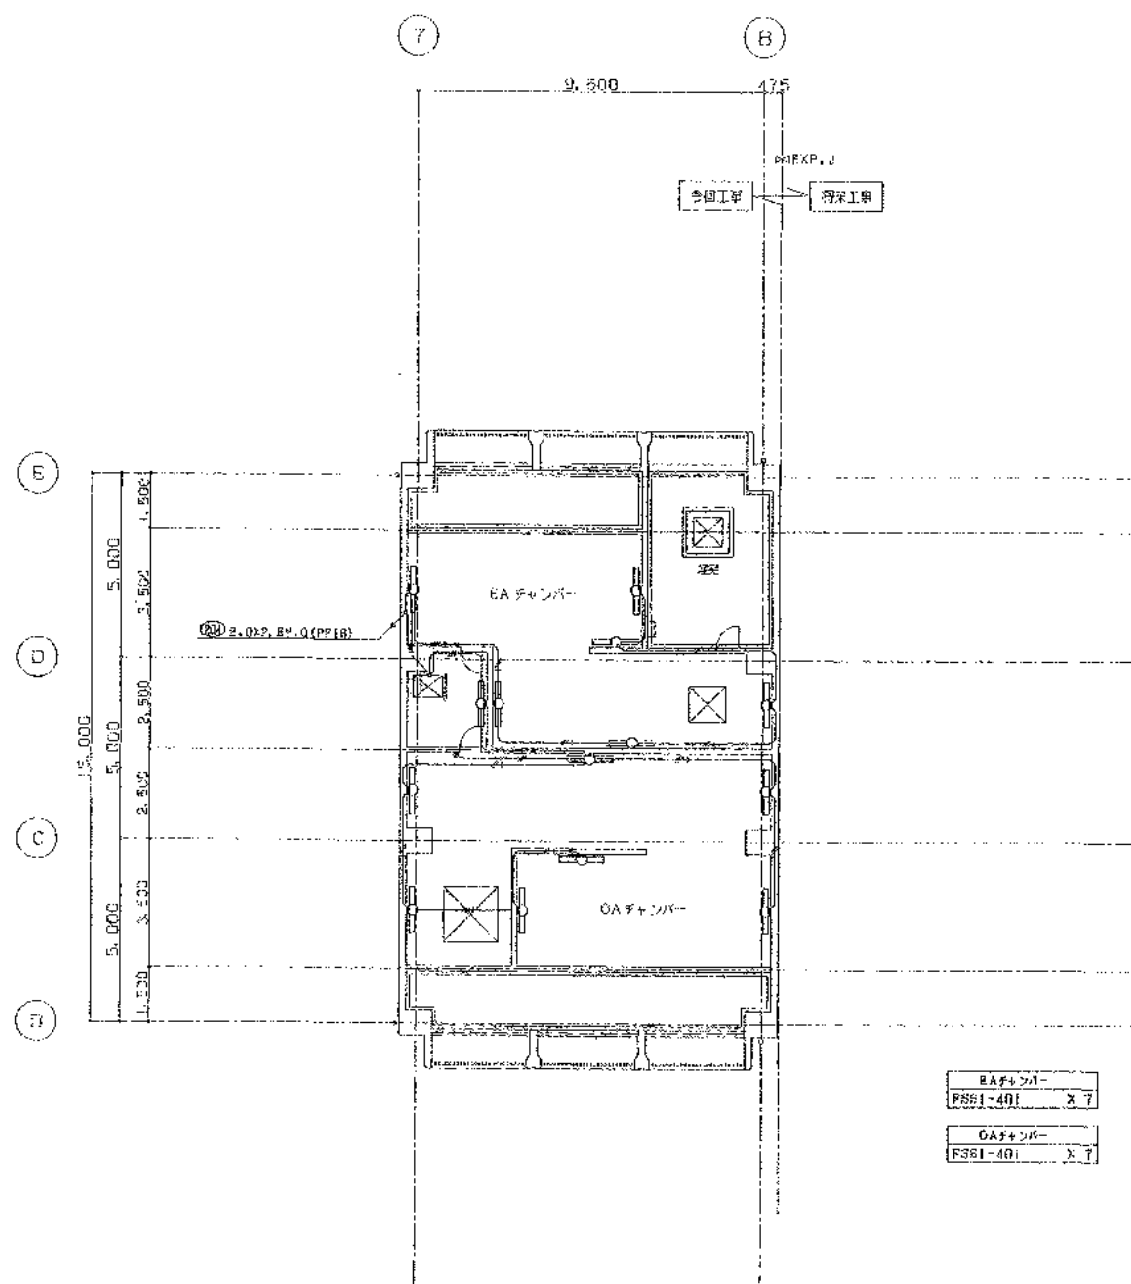

チャンバー 平面図 1:100

EAチャンバー	
F381-401	× 7
OAチャンバー	
F381-401	× 7

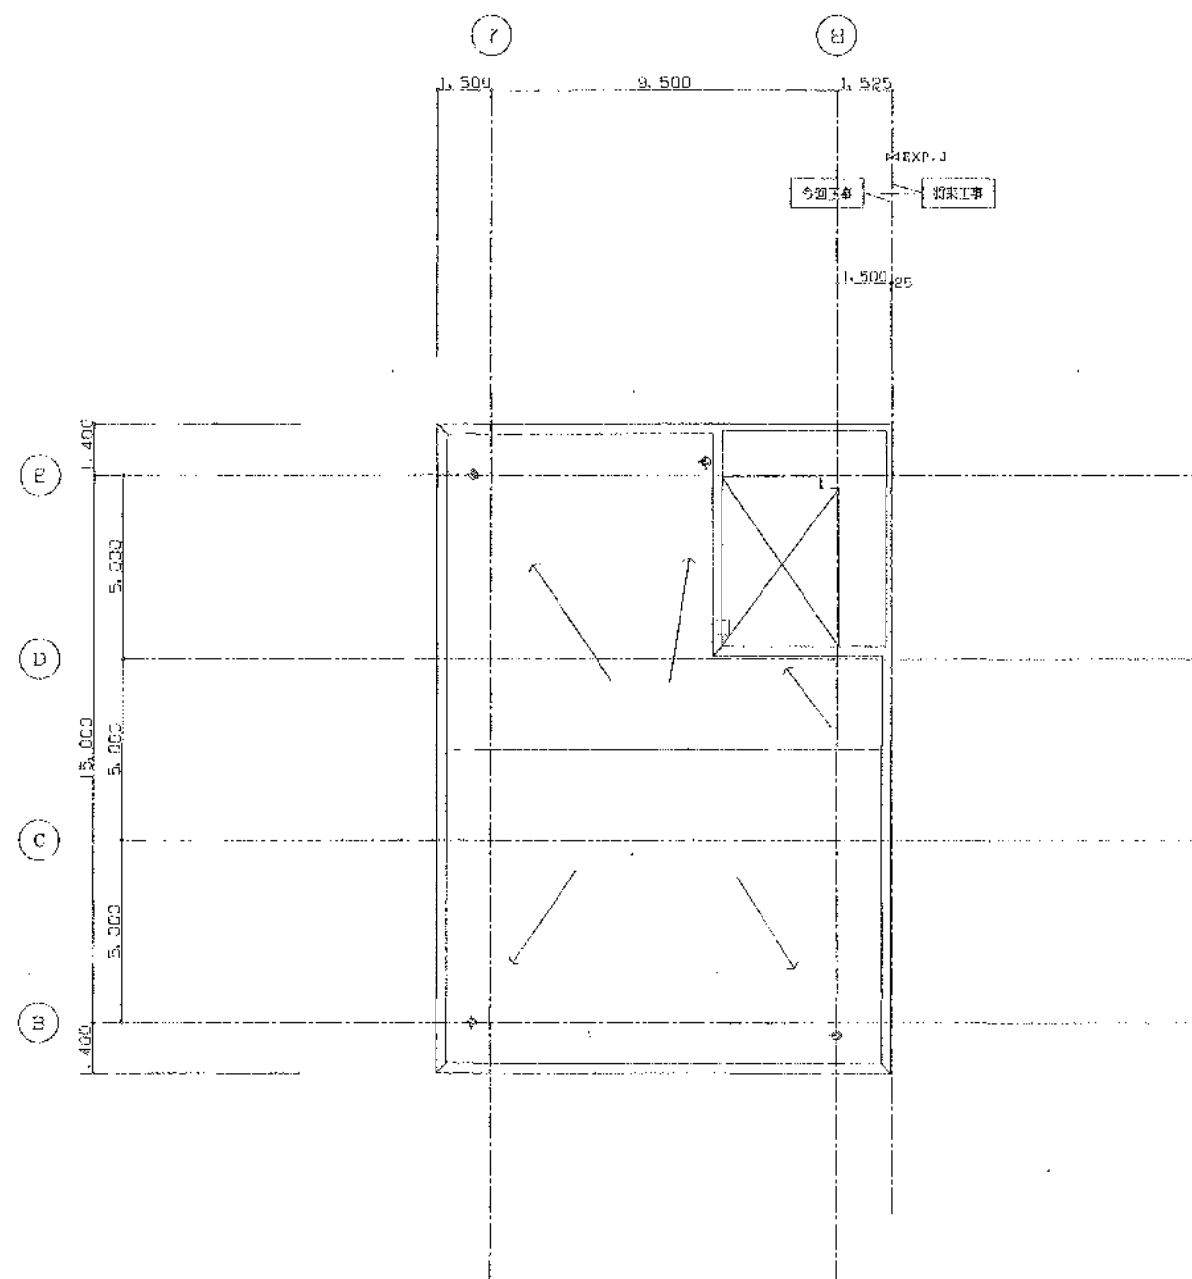

R2 機平面図 1:100

主幹技術者	製図者	担当者
岡本孝康	中山 昇	佐藤 崇

工事名	岡本浄化センター建設工事その17				
図面名称	騒音設備 チャンバー R2機平面図				1:100
日本下水道事業団					図面番号 図面コード
平成 年 月					14AR-7

完成図

