



【注記】		
1. 配管の材質は、図面に示す通りとする。		
-----	20X2	(HIVE16)
-----	20X3.E20	(HIVE16)
-----	20X4.E20	(HIVE22)
-----	14"X4.E20	(HIVE22)
-----	FCP-V 8.8-3P	(HIVE22)
=====	レースウェイ 40X45	20X20
=====	EM-EF2.0-3C+E2.0	(レースウェイ内)
=====	EM-EF2.0-2C	
=====	FM-EF2.0-3C+E2.0	(レースウェイ内)
=====	EM-EF2.0-3C	
=====	EM-EF2.0-2C	
=====	SS-VB 200X200X100	

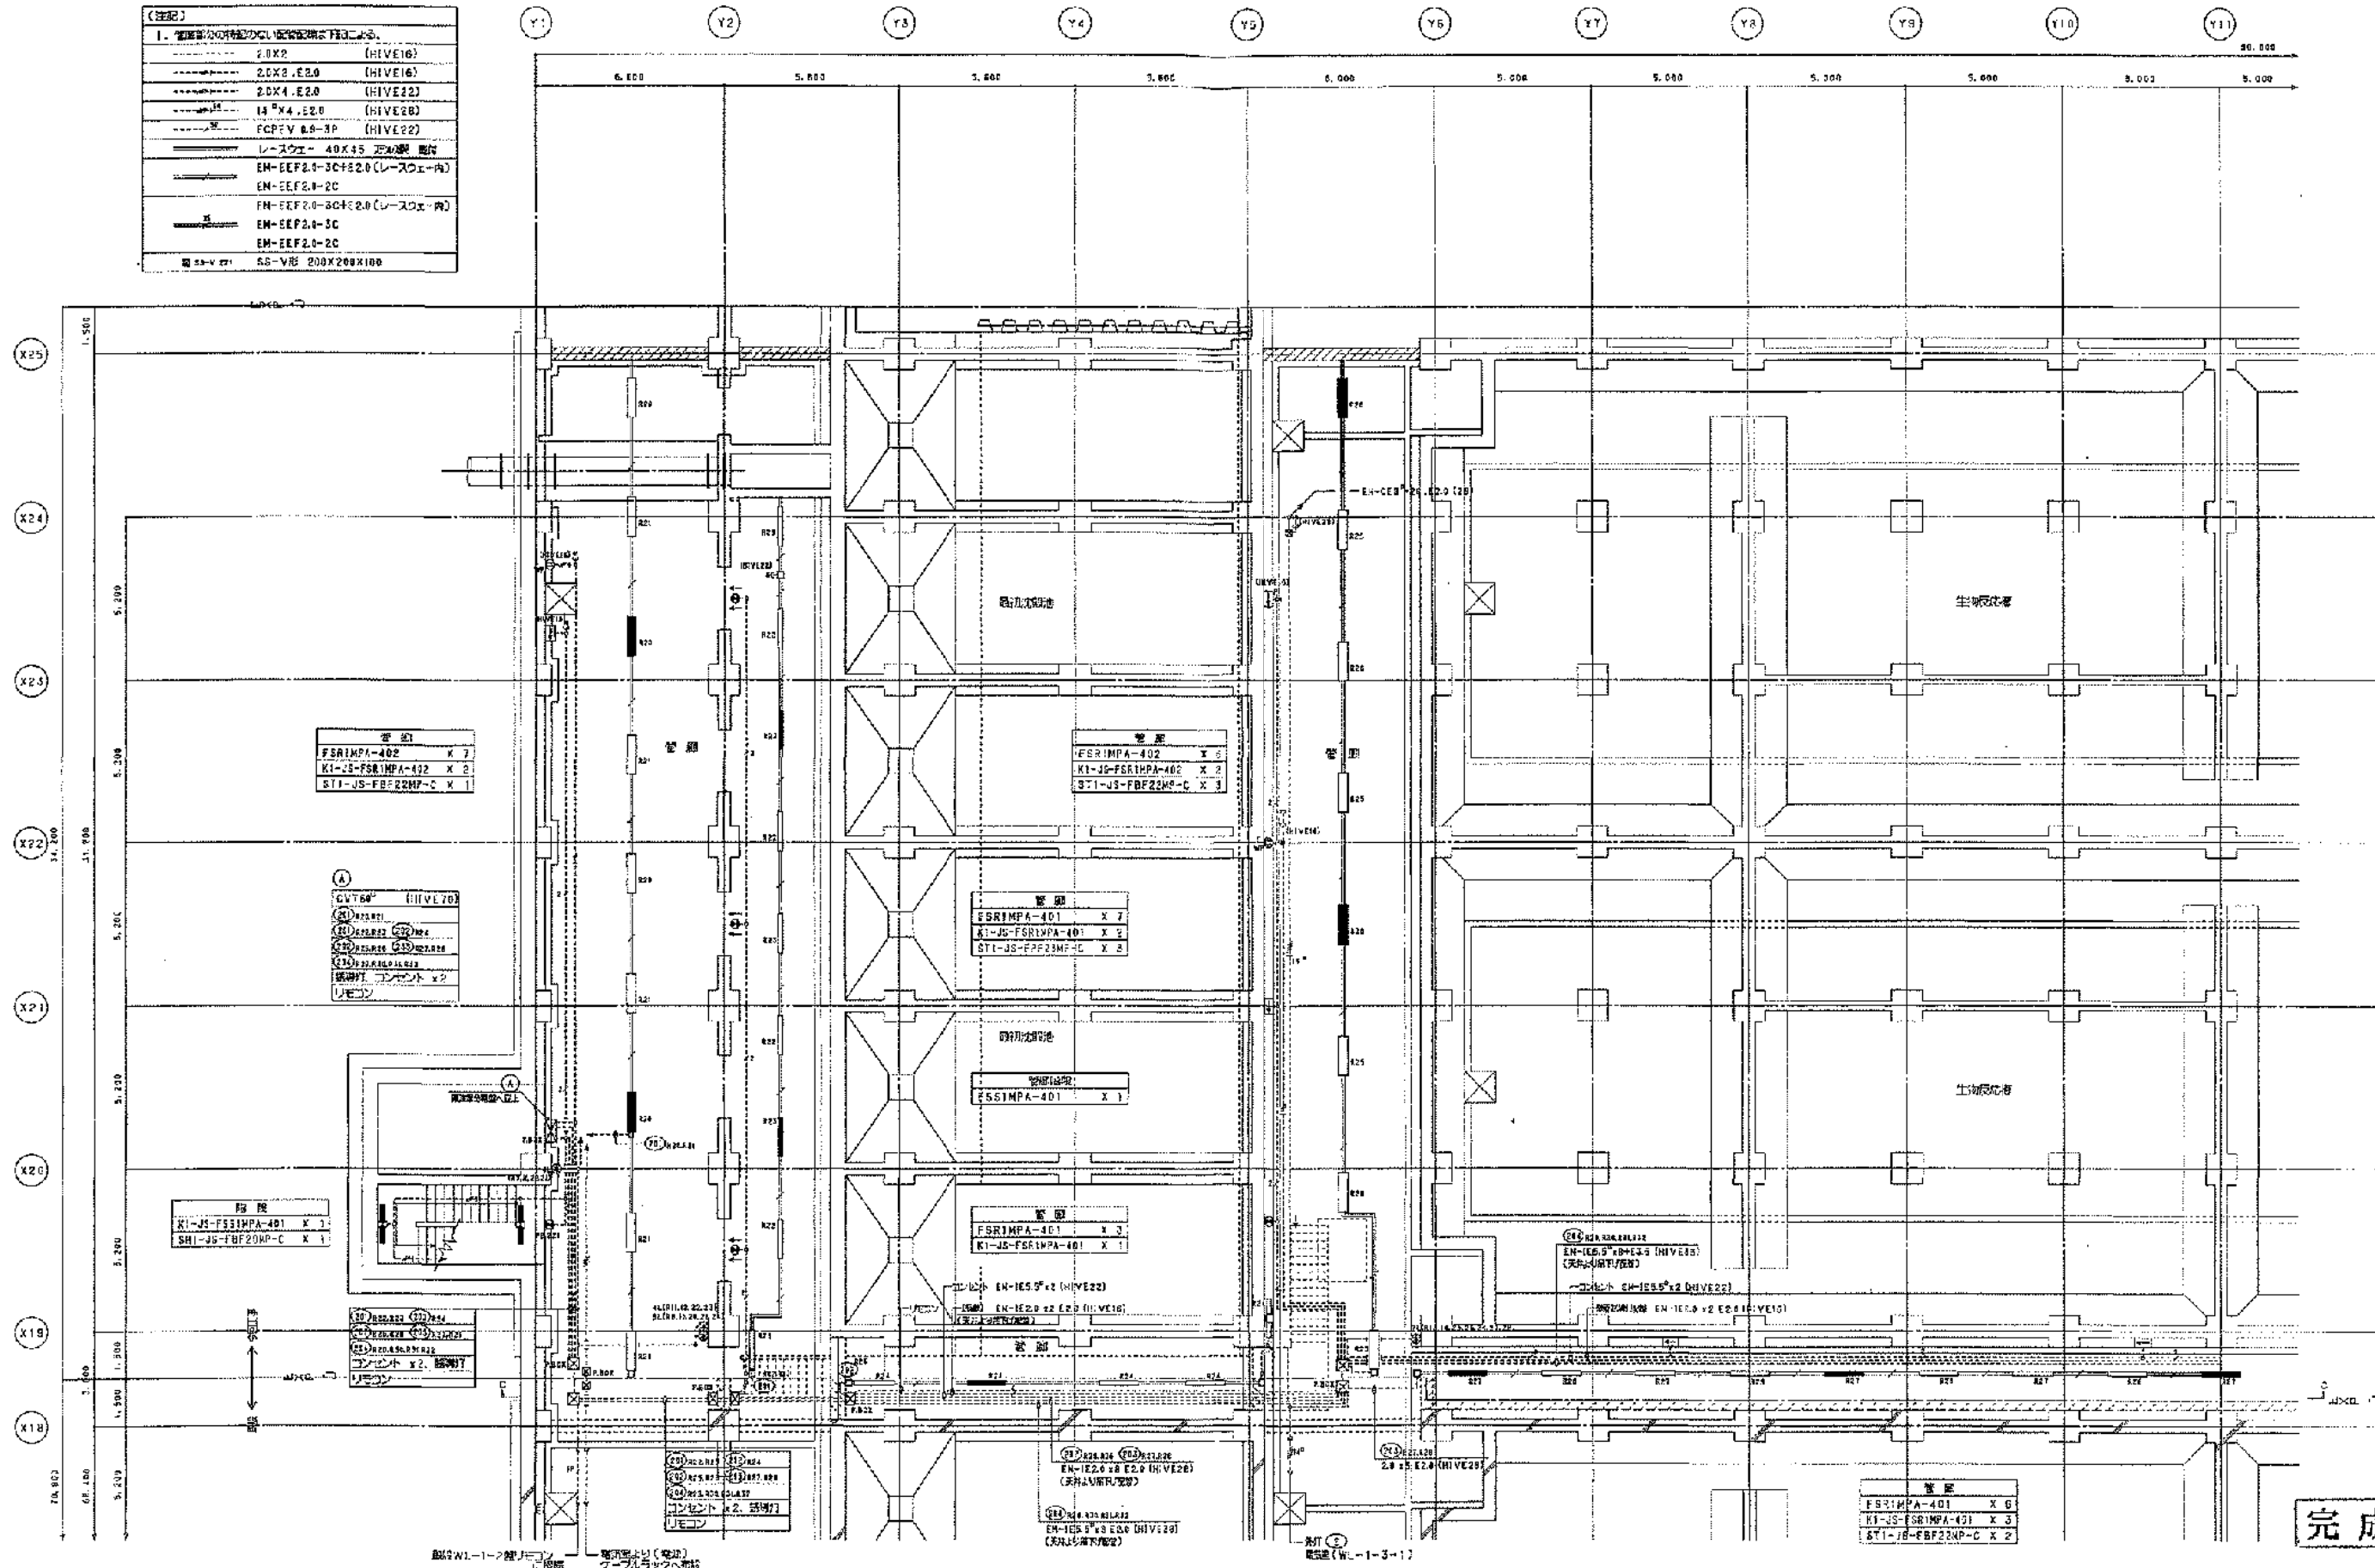

完成図

工 事 名	岡山市岡東浄化センター建設工事その20		
図 面 名 称	水処理施設	電気・ガス配管 平面図 (管線その1)	縮尺 1/100
完 成 年 月	平成 17 年 3 月	図面番号	Z405
設 計 監 理	日本下水道事業団	図 面 番 号	AE-5
施 工 者	清水・前田特定建設共同企業体	現場代理人	堀田 新彦

管線平面図(その1) 1/100

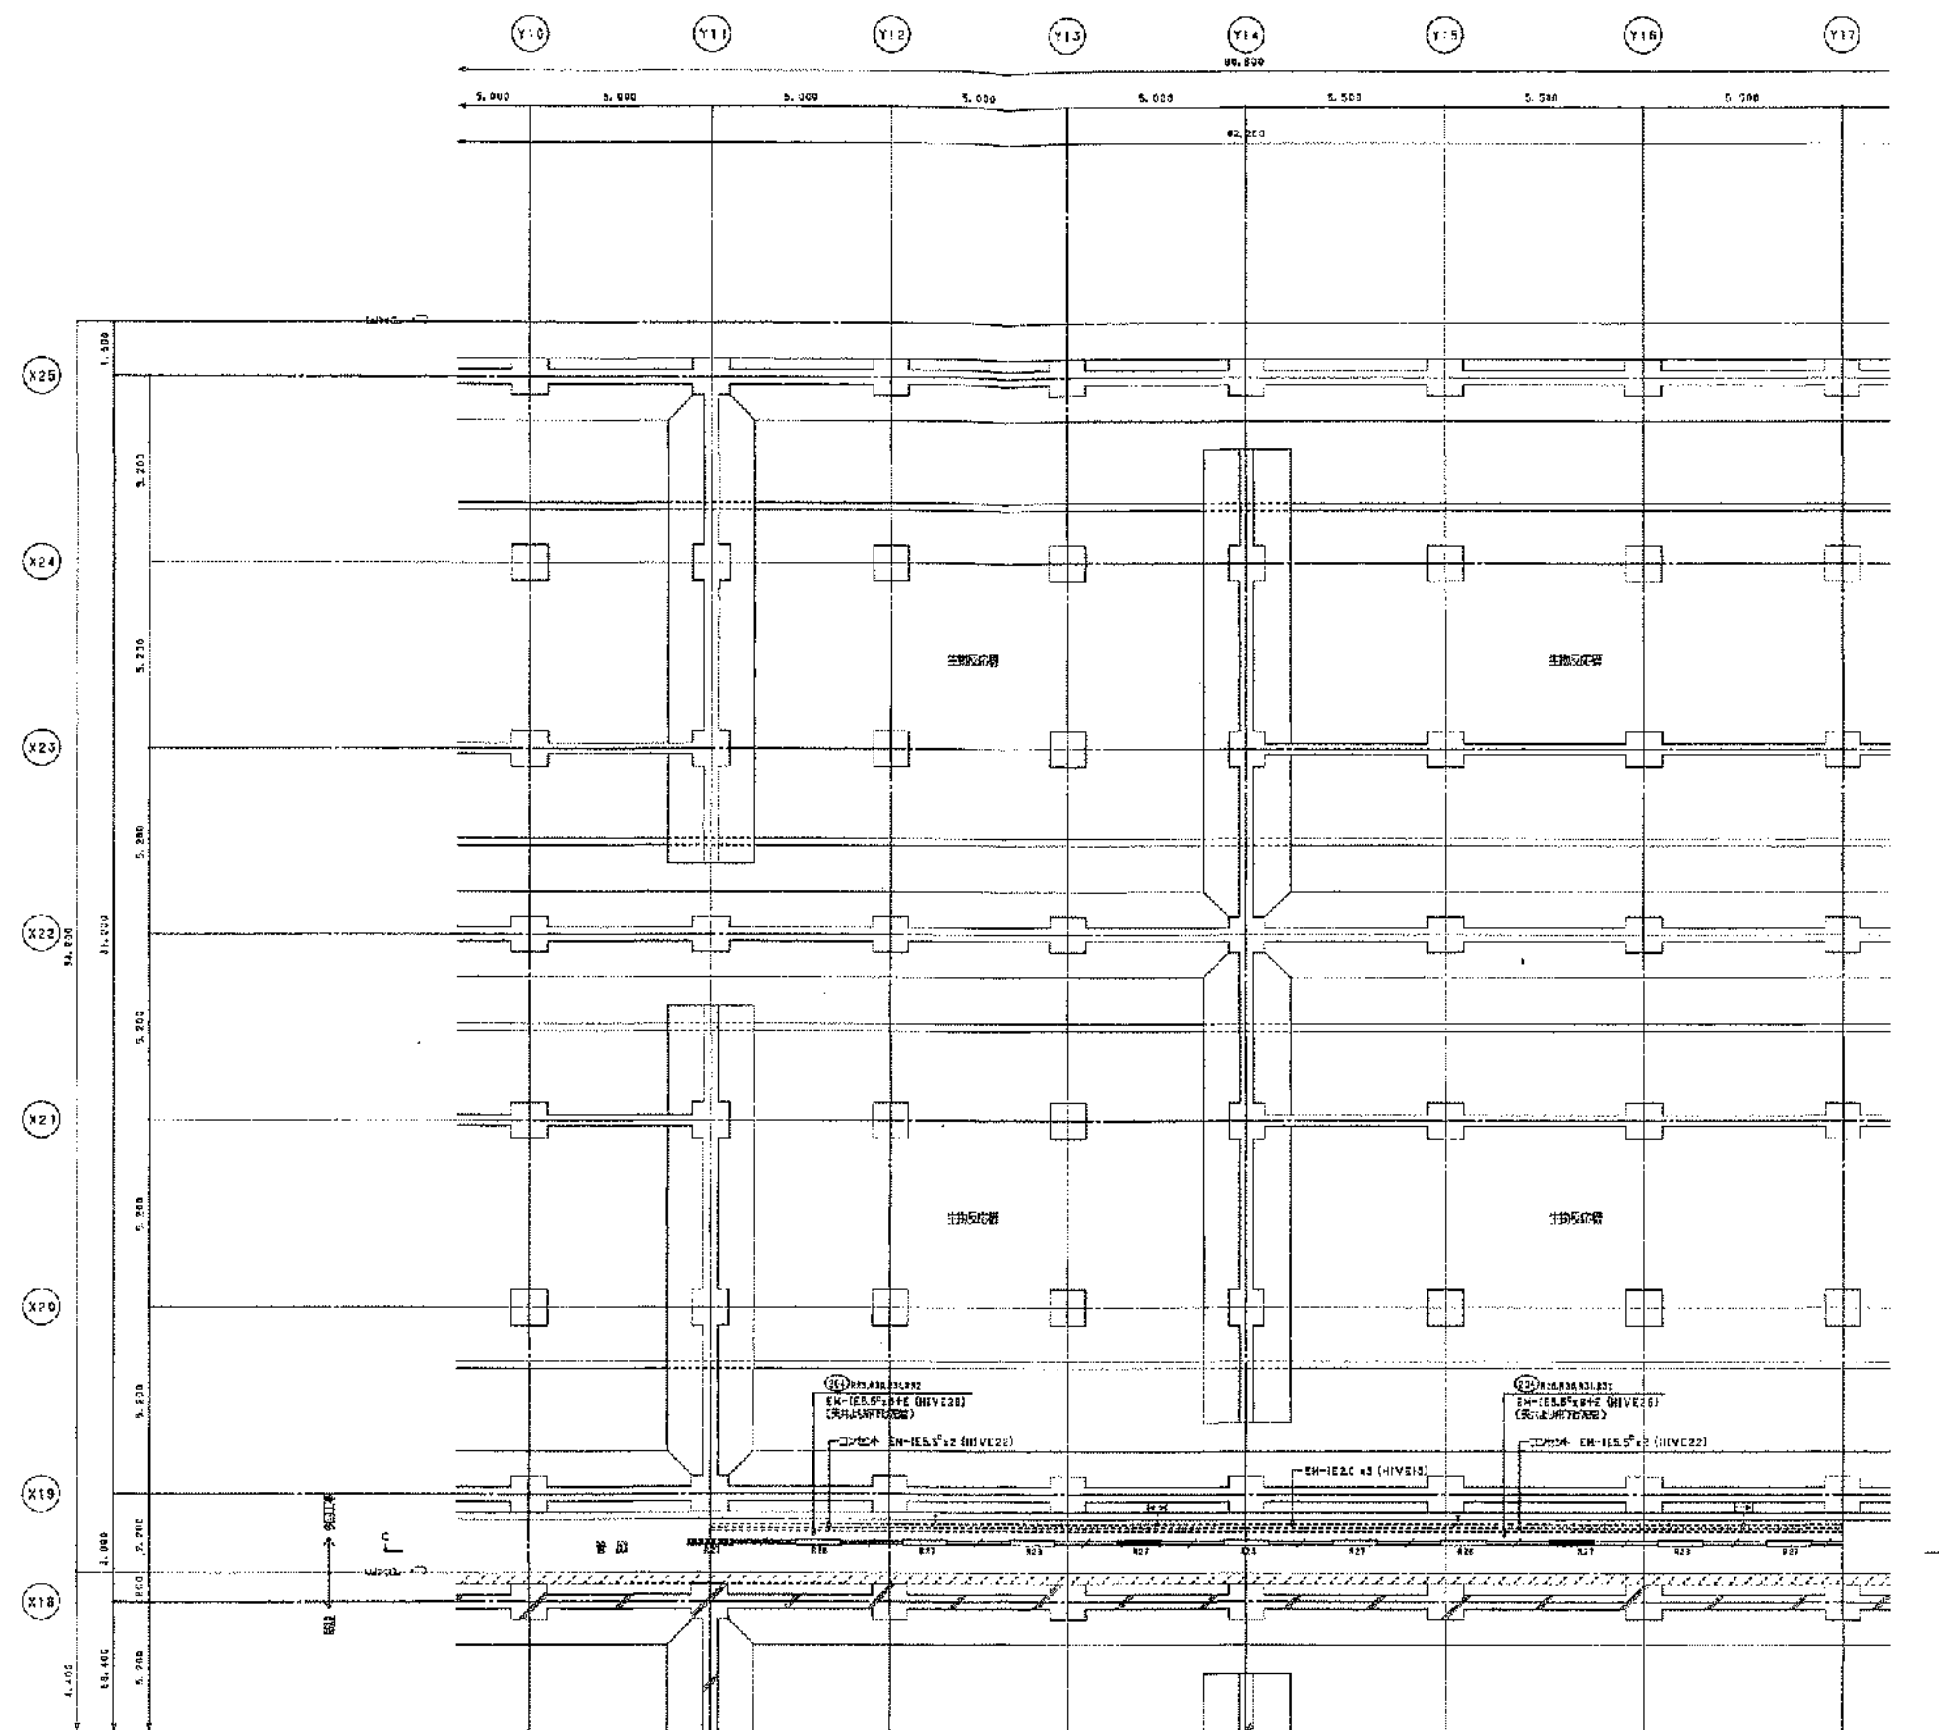


管渠平面図(その2) 1/100

管渠	
FOR14PA-401	X 10
ST1-JS-FOR14PA-401	X 2
ST1-JS-FOR14PA-401	X 2

完成図









工事名	岡山市岡東浄化センター建設工事その20		
図面名称	水処理施設 電灯・コンセント設置 平面図(管渠その2) 縮尺 1/100		
完成年月	平成17年3月	図面識別コード	Z405
設計監理	日本下水道事業団	図面番号	AE-6
施工者	清水・前田特定建設共同企業体	現場代理人	稲田 勝者

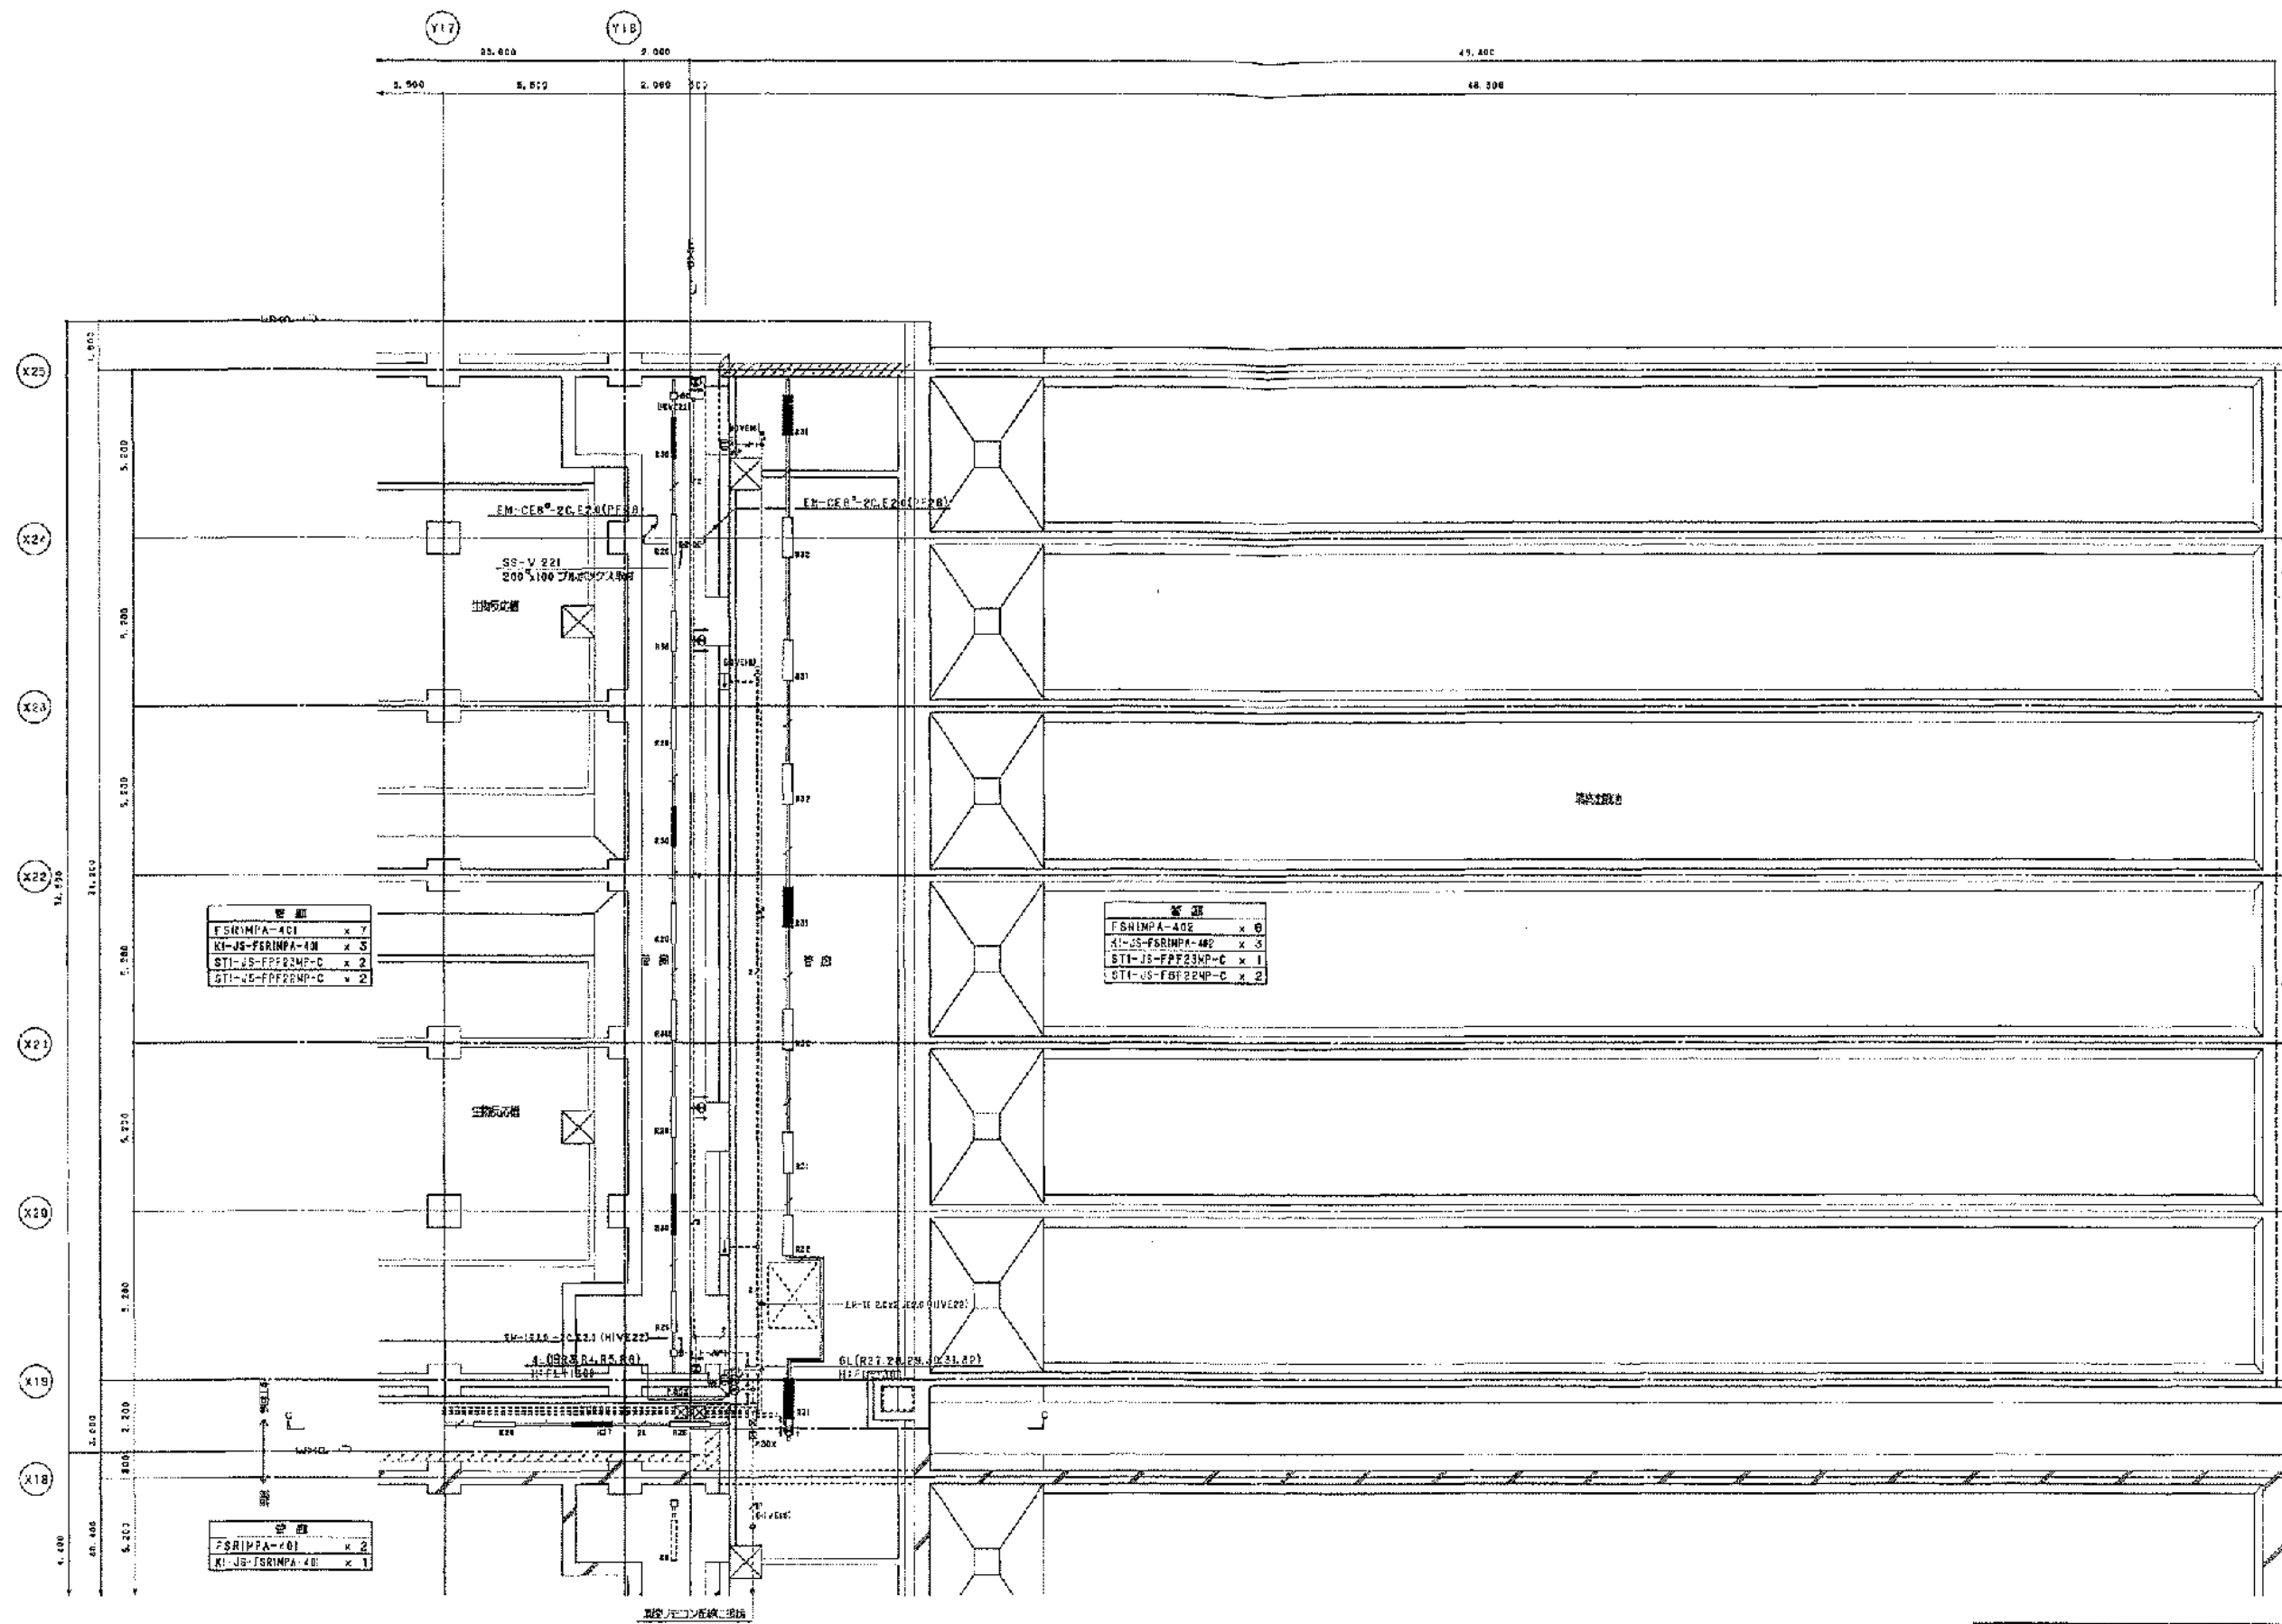

管線平面図(その3) 1/100

完成図

工事名	岡山市岡東浄化センター建設工事その20		
図面名称	水処理施設 集約・コンセンソ設備 平面図(詳細その3) 縮尺 1/100		
完成年月	平成17年3月	図面識別コード	Z405
設計監理	日本下水道事業団	図面番号	AE-7
施工者	清水・前田特定建設共同企業体	現理代理人	高田 勝範

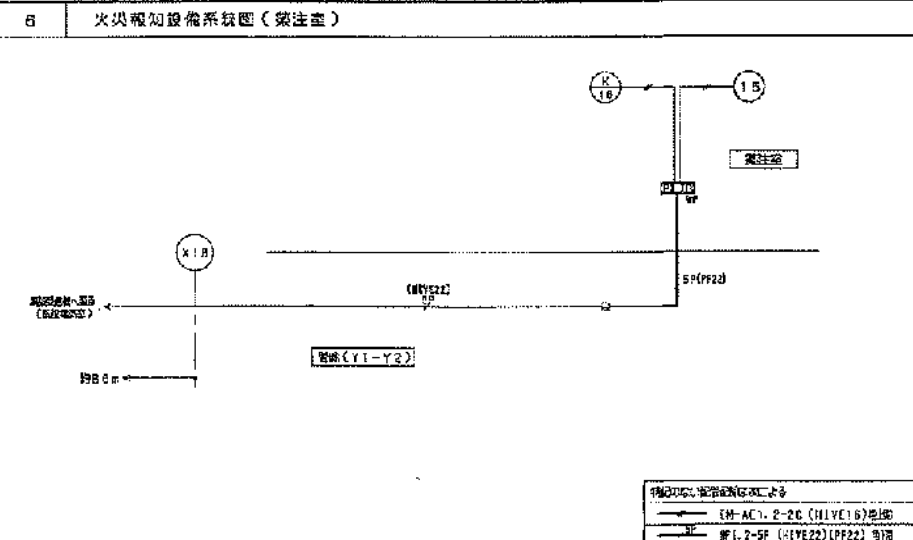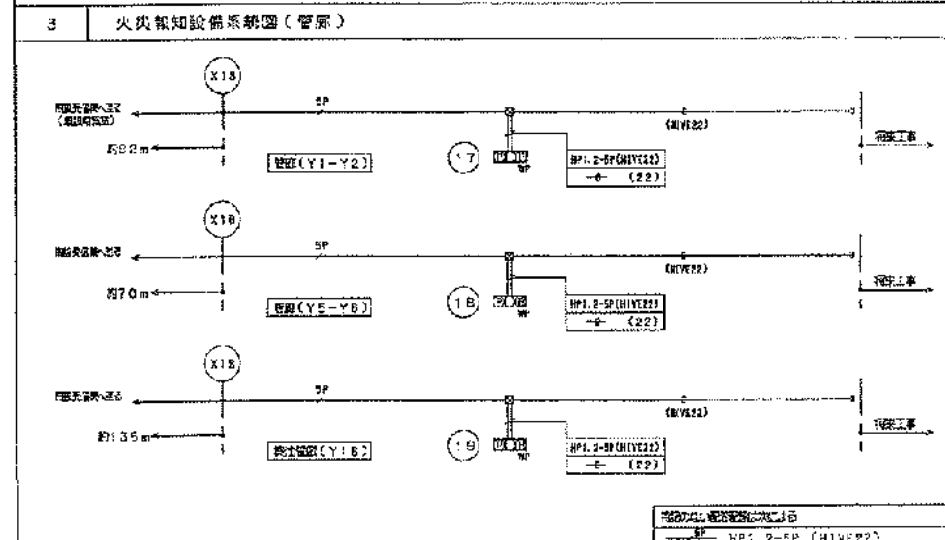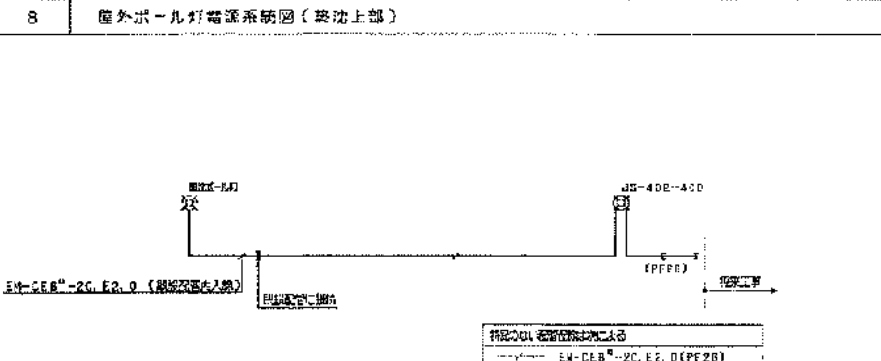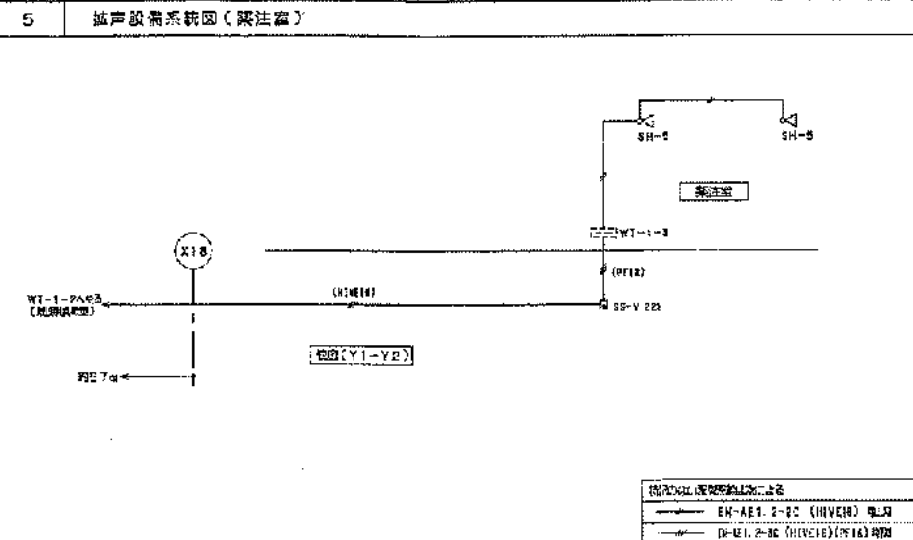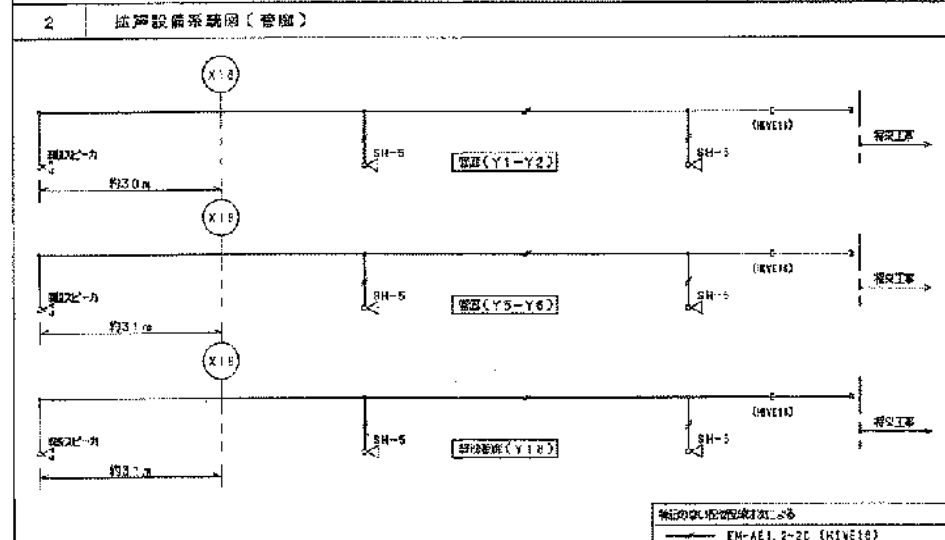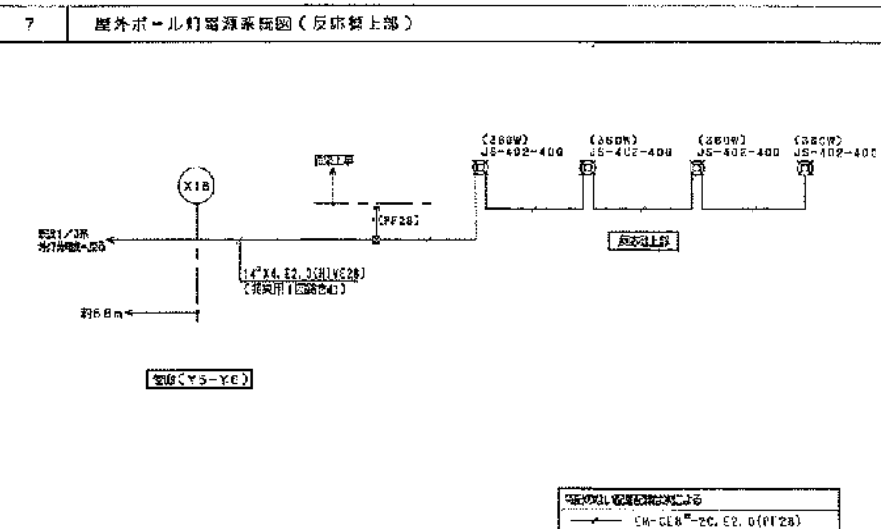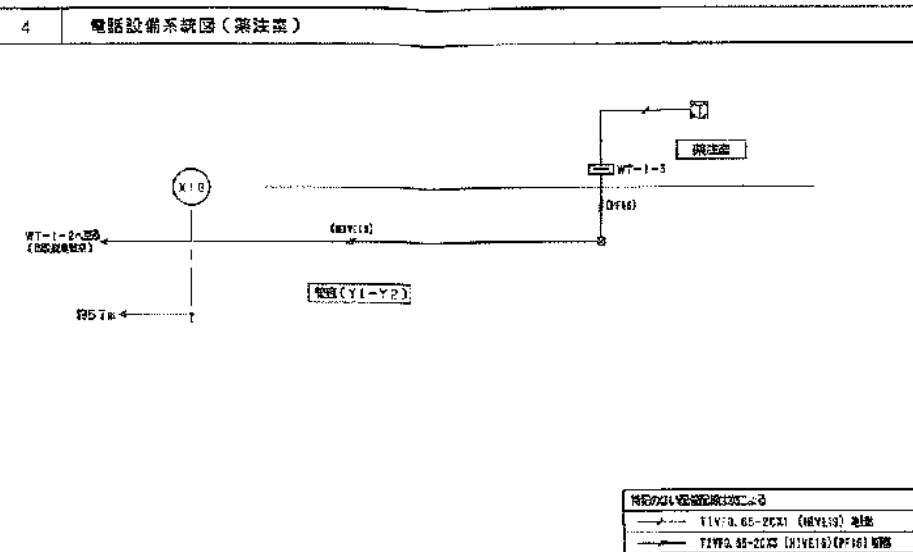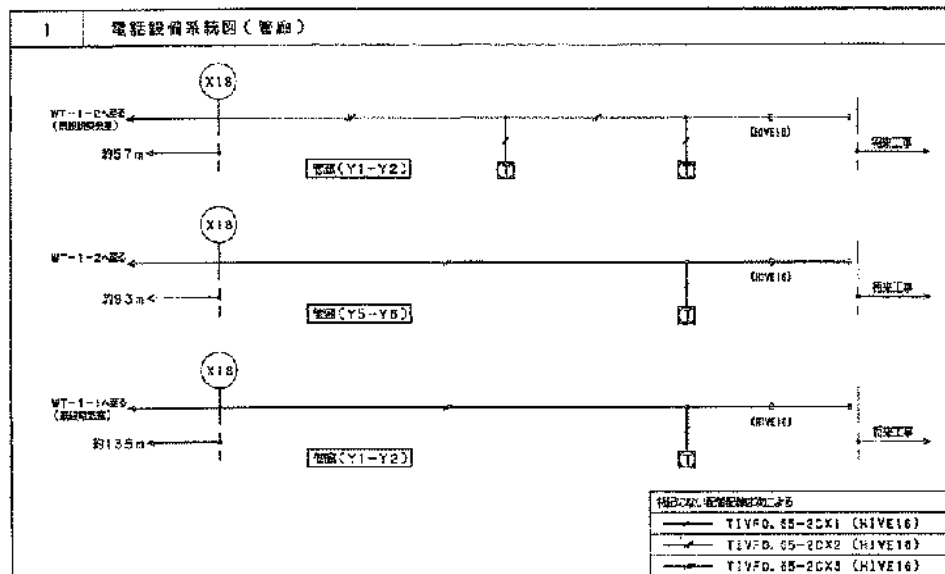


9 端子配列リスト

端子名	形式	電線	伝声	備考
WT-1-3	1 [E1-10/10-1] 5 -B/10-1	E1-10/10	B-10/10	

完成図


工事名	河山市岡東浄化センター建設工事その20		
図面名称	水処理施設 電話・伝声・火災報知設備・自 系統図	縮尺	-
完成年月	平成17年3月	図面種類コード	Z403
設計監理	日本下水道事業団	図面番号	AE-10
施工者	清水・前田特定建設共同企業体	現場代理人	梶田 勝彦

〔注記〕	
1. 設置位置の決定は、現場実測を以てする。	
〔設備〕	
Y1VF 0.65-2CK1	(HIVE16)
Y1VF 0.65-2CK2	(HIVE16)
Y1VF 0.65-2CK3	(HIVE16)
〔配管〕	
EN-AE1.2-20	(HIVE16)
〔火災設備〕	
EH-HP1.2-5P	(HIVE22)
EH-HP1.2-10P	(HIVE26)

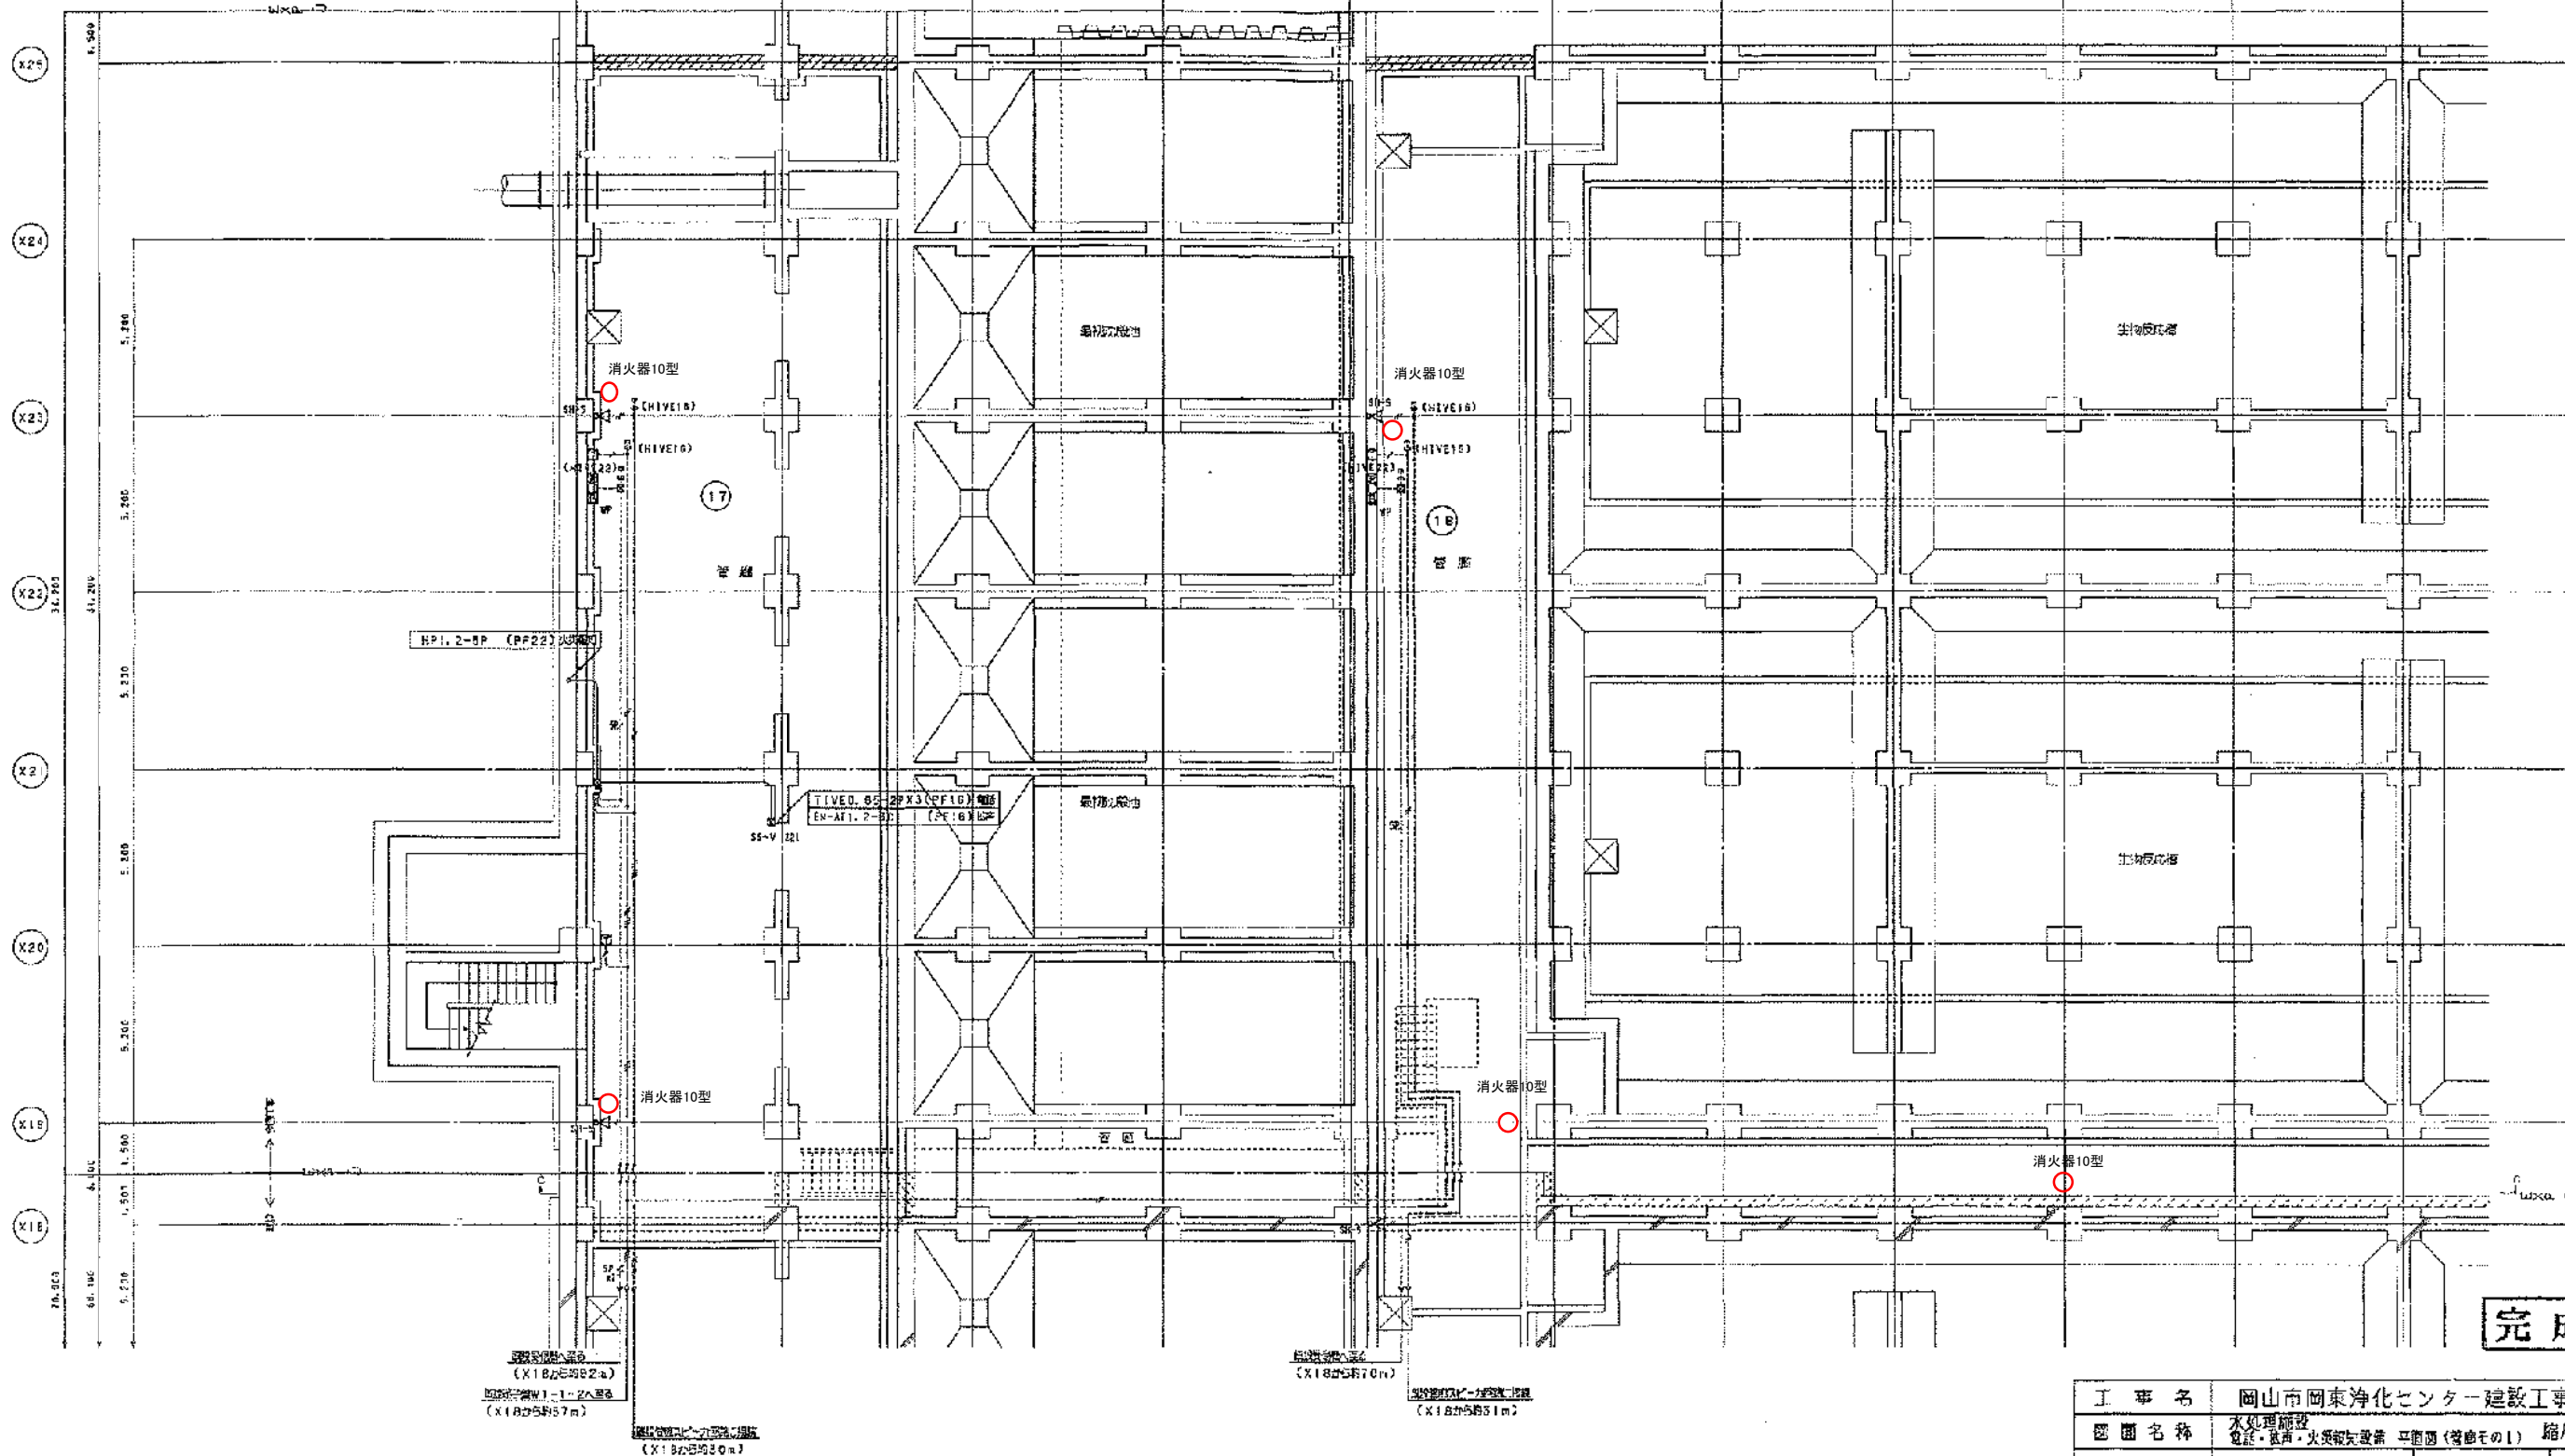

完成図

工事名	岡山市岡東浄化センター建設工事その20		
図面名称	水処理施設 電気・配管・火災報知設備 平面図(管線その1) 縮尺 1/100		
完成年月	平成17年3月	図面種類コード	Z405
設計監理	日本下水道事業団	図面番号	A5-11
施工者	清水・岡田特定建設共同企業体	現場代理人	嶋田 隆尚

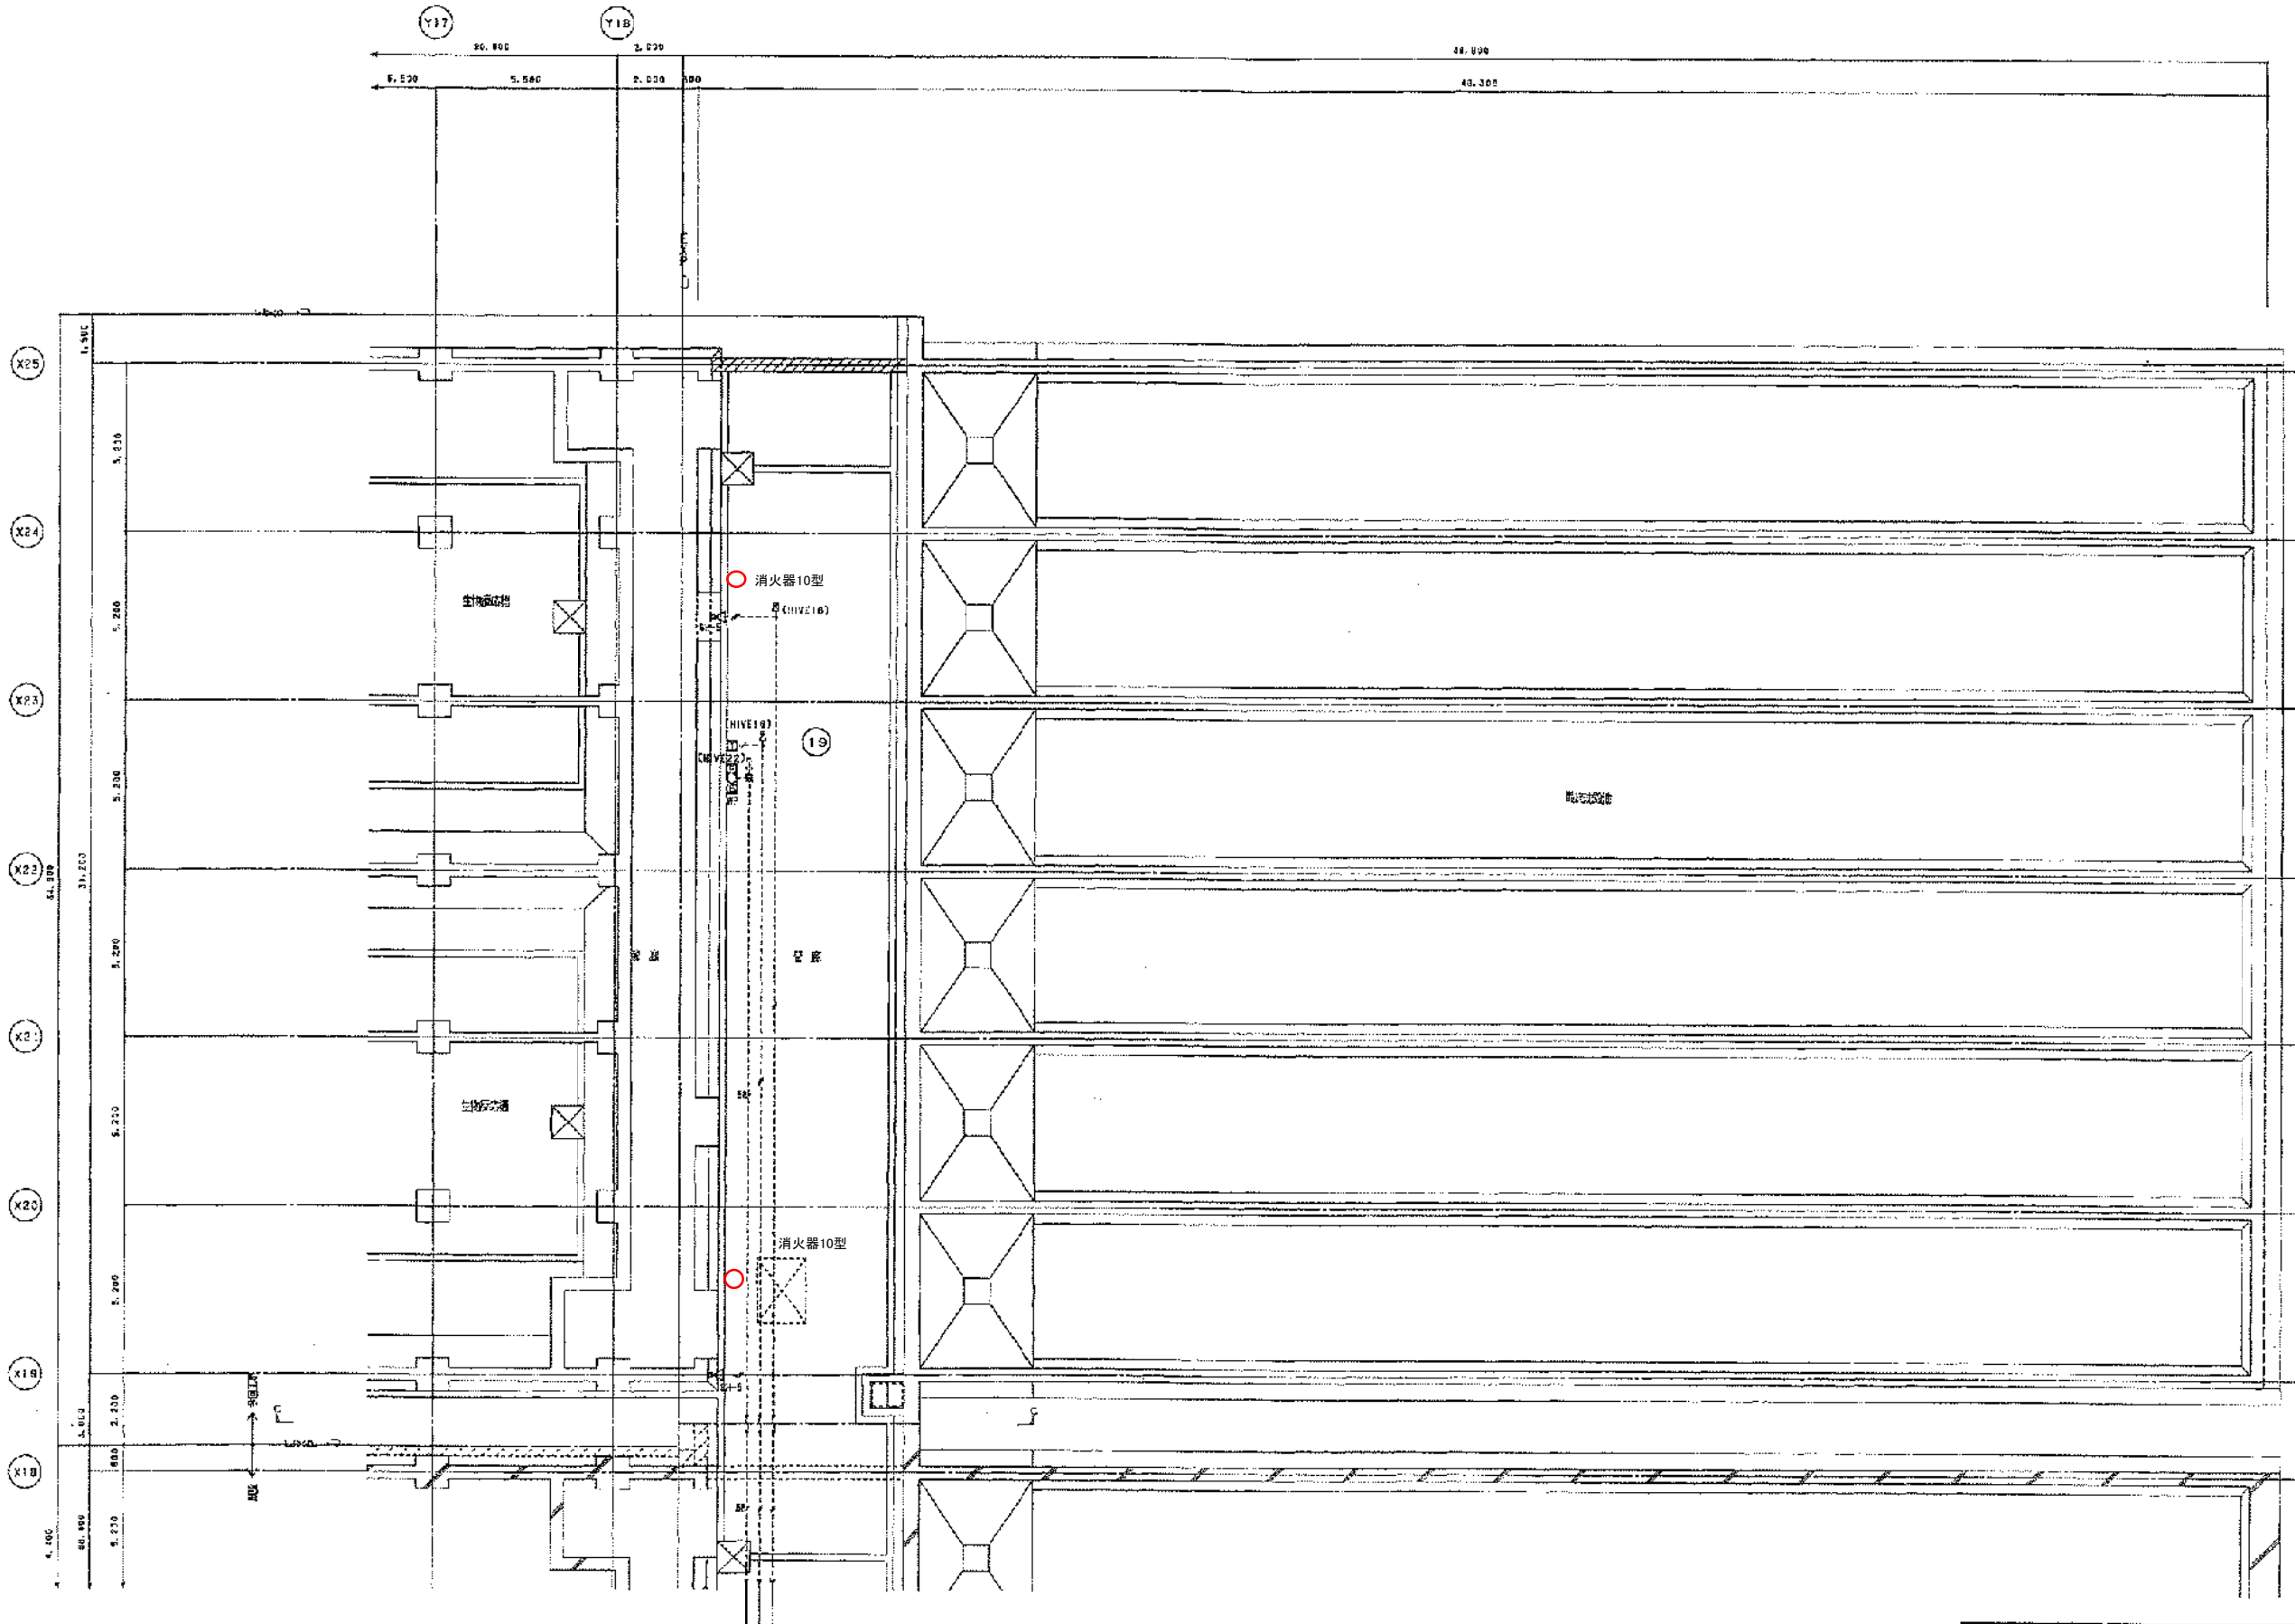

完成図

工 務 名	岡山市岡東浄化センター建設工事その20		
図 面 名 称	水処理施設 電気・ガス・火災検知装置 平面図(管組その2) 縮尺 1/100		
完 成 年 月	平成 17 年 3 月	図面編録コード	Z405
設 計 監 理	日本下水道事業団	図 面 番 号	AE-12
施 工 者	清水・新田特定建設共同企業体	現場代理人	亀田 浩祐

図面番録-205
(X18からY18.5m)
加圧ポンプ室/1-1へ配管
(X18.25mからY18.5m)
配管開口部/カサネ配管
(X18.25mからY18.5m)

管組平面図(その2) 1/100

