

誘導灯用NFB分電盤位置


- ⊗ : 1系 No.2兼注室
- ⊗ : 1系 脱臭機室
- ⊗ : 1系 電気室
- ⊗ : 10系 電気室

凡例

⊗ : 誘導灯

⊗ : 総合盤

数字 : 消火器 (消火器管理票の番号を示す)

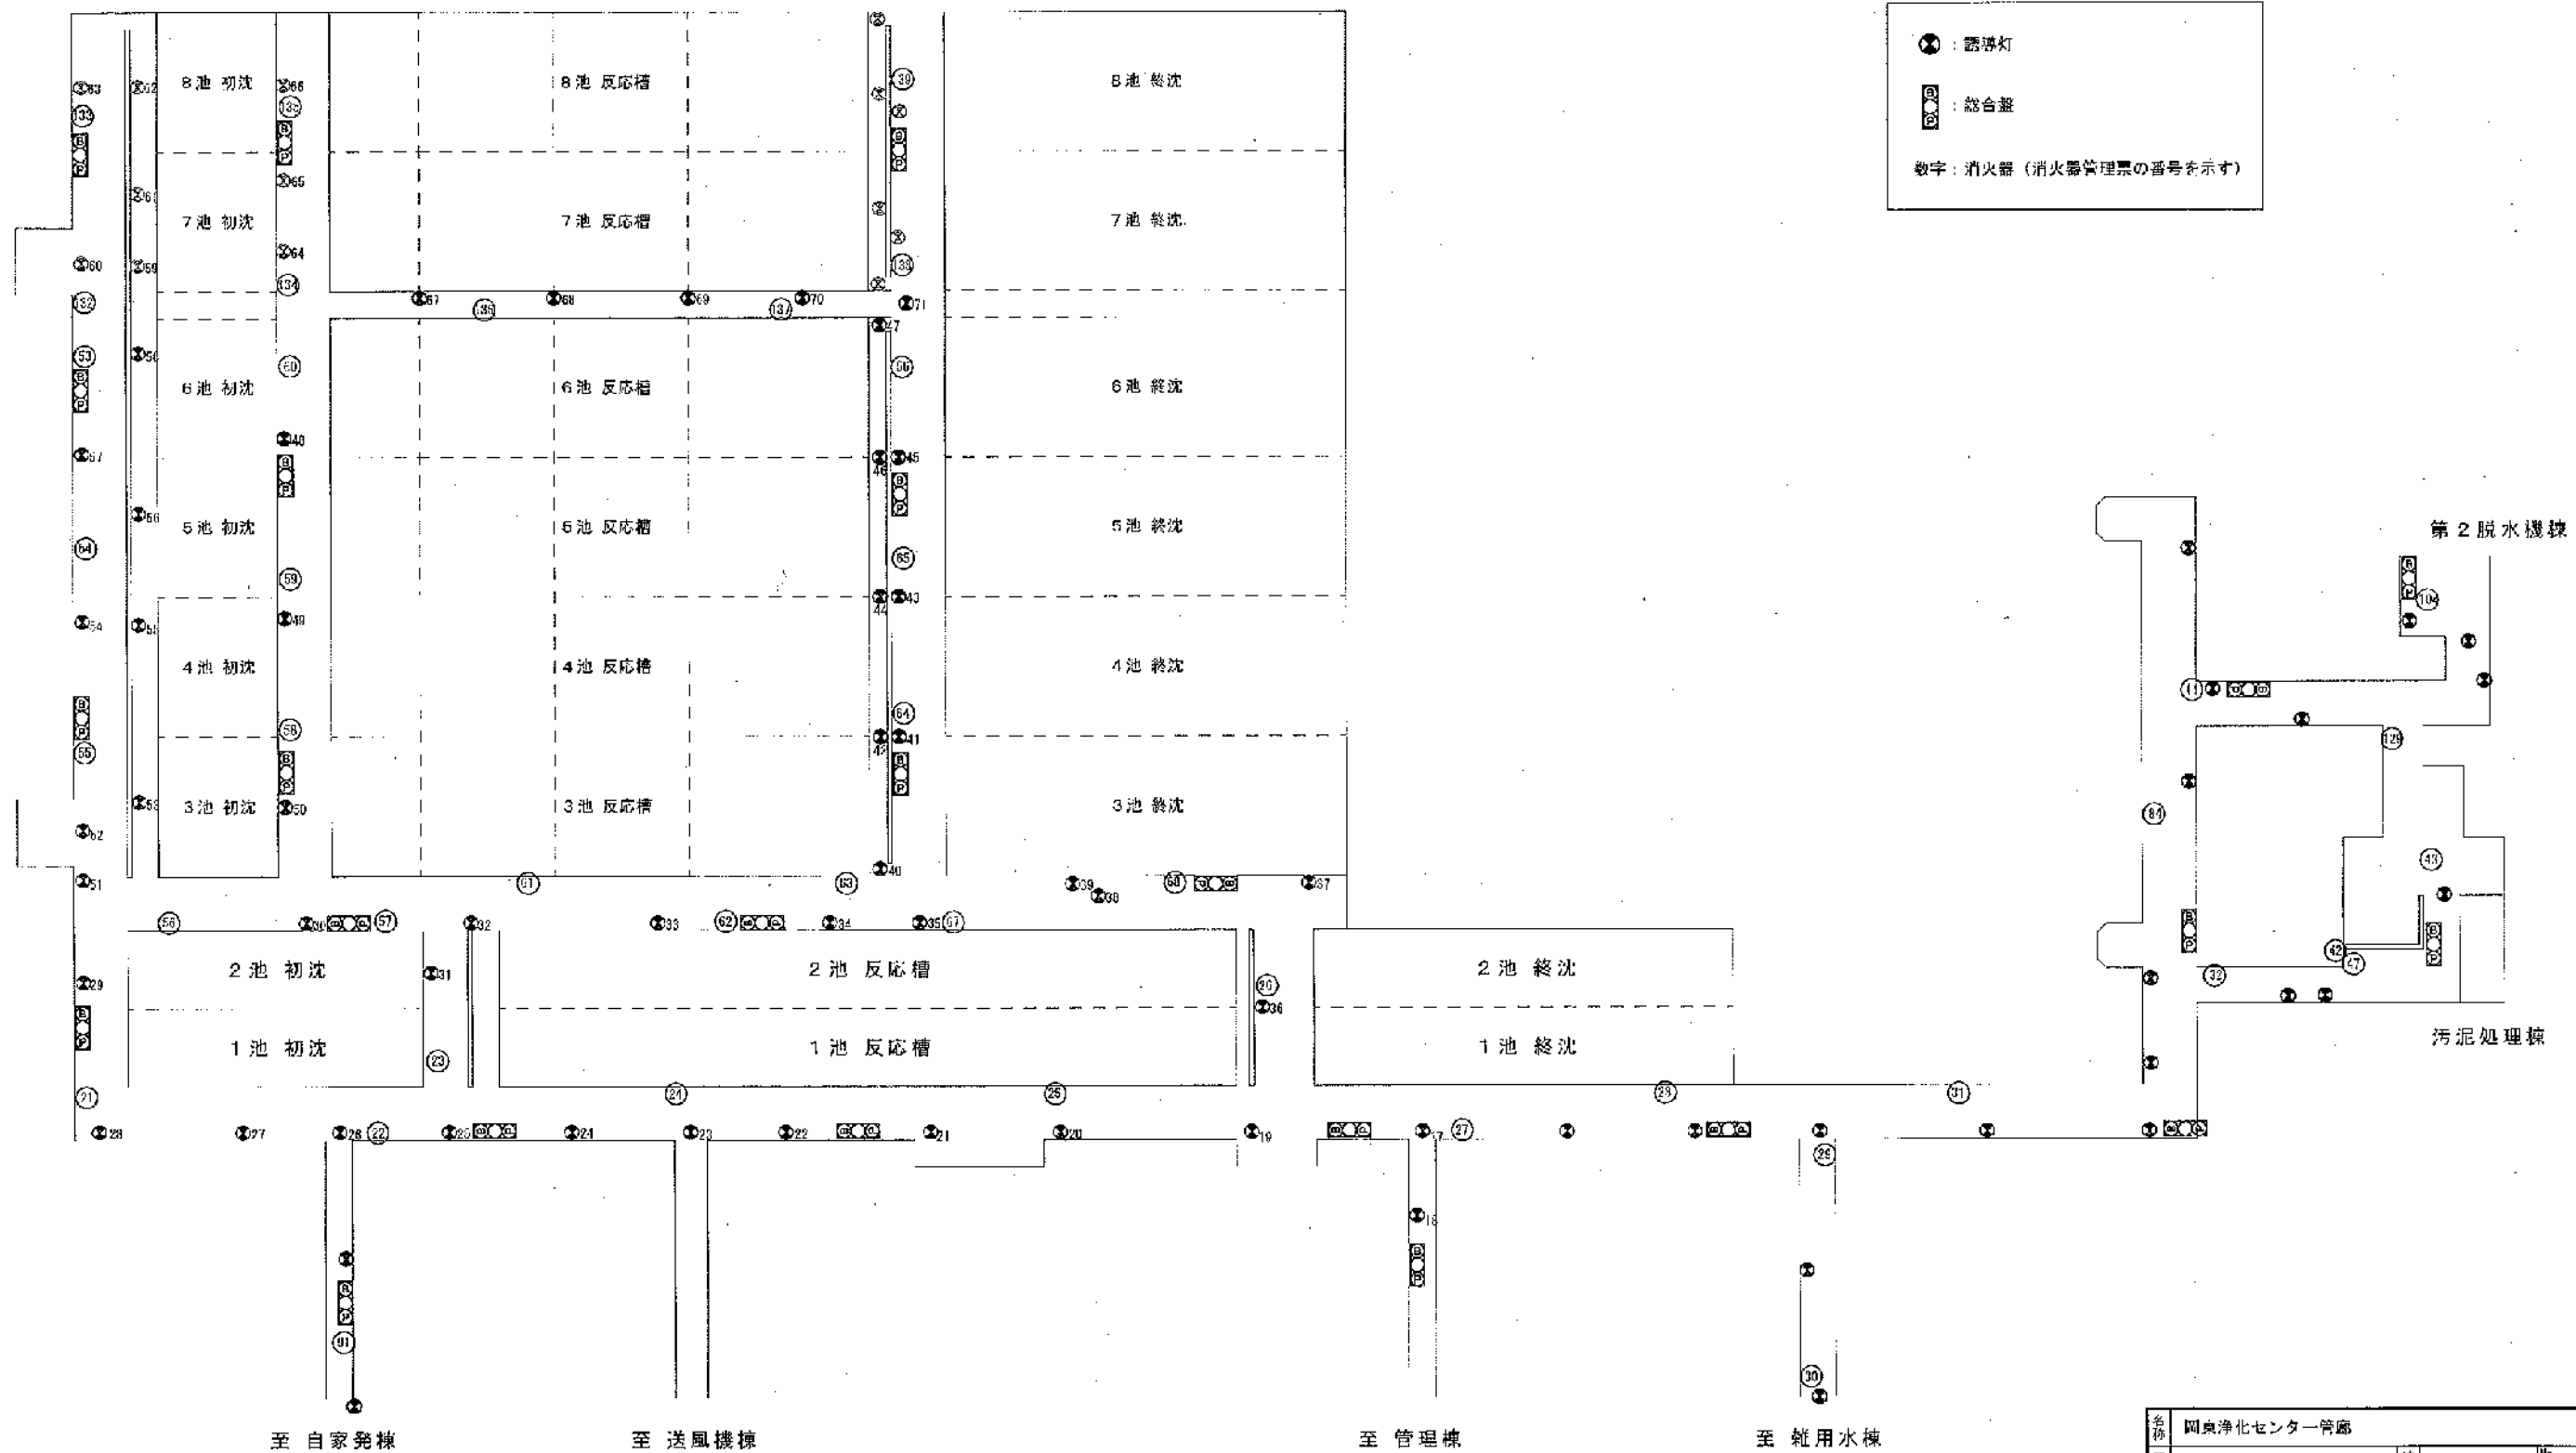

名称	関東浄化センター管廊				
図名	総合盤・誘導灯・消火器位置図	縮尺	N. S.	図. 1	
年 月 日	下水道局 関東浄化センター	1 階/内			
課 長	主 幹	課長補佐	係 長	係 員	担 当

記号	凡	例	考
	複合型受信機		
	機器収容箱	消火検知込型	
	機器収容箱	消火検知込型、防水型	
	P型発信機	1般	
	表示灯	AC24V、LED	
	火災警報ベル	DC24V、10mA	
	充電式ボット型熱感知器	2種、非蓄電型	
	充電式ボット型熱感知器	2種	
	充電式ボット型熱感知器	特種	
	充電式ボット型熱感知器	1種、73℃、防水型	
	充電式ボット型熱感知器	3種、非蓄電型	
	自動閉鎖装置	DC24V、防煙ダンパー閉鎖用(別途工事)	
	終端抵抗	10KΩ	
	警報区域番号	火災表示用	
	制御回路番号	防煙ダンパー用	
	警報区域線		
	ダイヤドールによる貫通	サイズは併記による	
	ダイヤドールによる貫通	サイズは併記による 防火区画貫通処理	
	配管配線露出		
	配管配線立上げ引下げ		
	移動用	表示灯電源供給用 40V A (中継機内)	
	消火栓ポンプ制御盤	箱込 (別途機械工事)	
	ブルボックス	150×150×100	
	ブルボックス	200×200×200	

(注 記)

1.受信機仕様

1) P型1級、自立型、意式、主音響(音声警報)・予備電源内蔵
蓄積式、自動断線警報機能付

2) 表示内容

- ・火災表示 1 L
- ・ハロンガス消火設備警報操作表示 1 L
- ・ハロンガス消火設備起動操作表示 1 L
- ・ハロンガス消火設備放出操作表示 1 L
- ・予備 6 L

計 20 L

3) 運動制御器表示内容

- ・防煙ダンパー表示 4 L
- ・予備 1 L

計 5 L

3) 諸表示部(5 L 標準装備)

- ・消火栓ポンプ始動表示 1 L
- ・消火栓ポンプ停止表示 1 L
- ・予備 3 L

計 5 L



2.感知器はすべて確認灯付とする。

3.地区ベル鳴動方式は一斉鳴動方式とする。


4.特記なき配管配線は下記参照。

- EM-AE1.2-2C
- EM-HP1.2-2C
- EM-HP1.2-5P
- EM-AE1.2-4C (E19)
- EM-HP1.2-3P (E19)
- EM-HP1.2-10P (E31)
- EM-AE1.2-4C (HIVE16)

- EM-AE1.2-4C
- EM-HP1.2-3P
- EM-HP1.2-10P
- EM-HP1.2-2C (E19)
- EM-HP1.2-5P (E25)
- EM-HP1.2-2C (HIVE16)
- EM-HP1.2-5P (HIVE22)

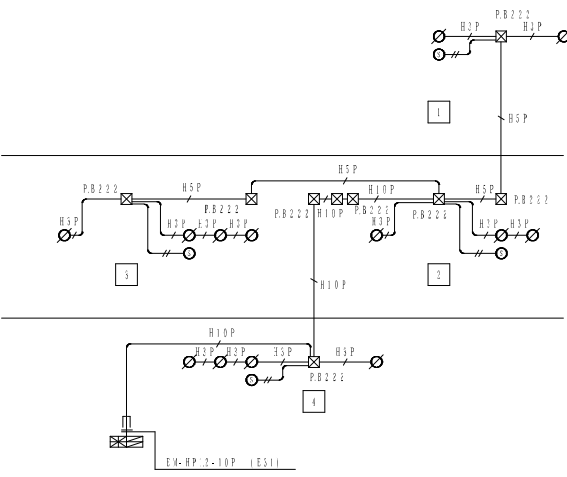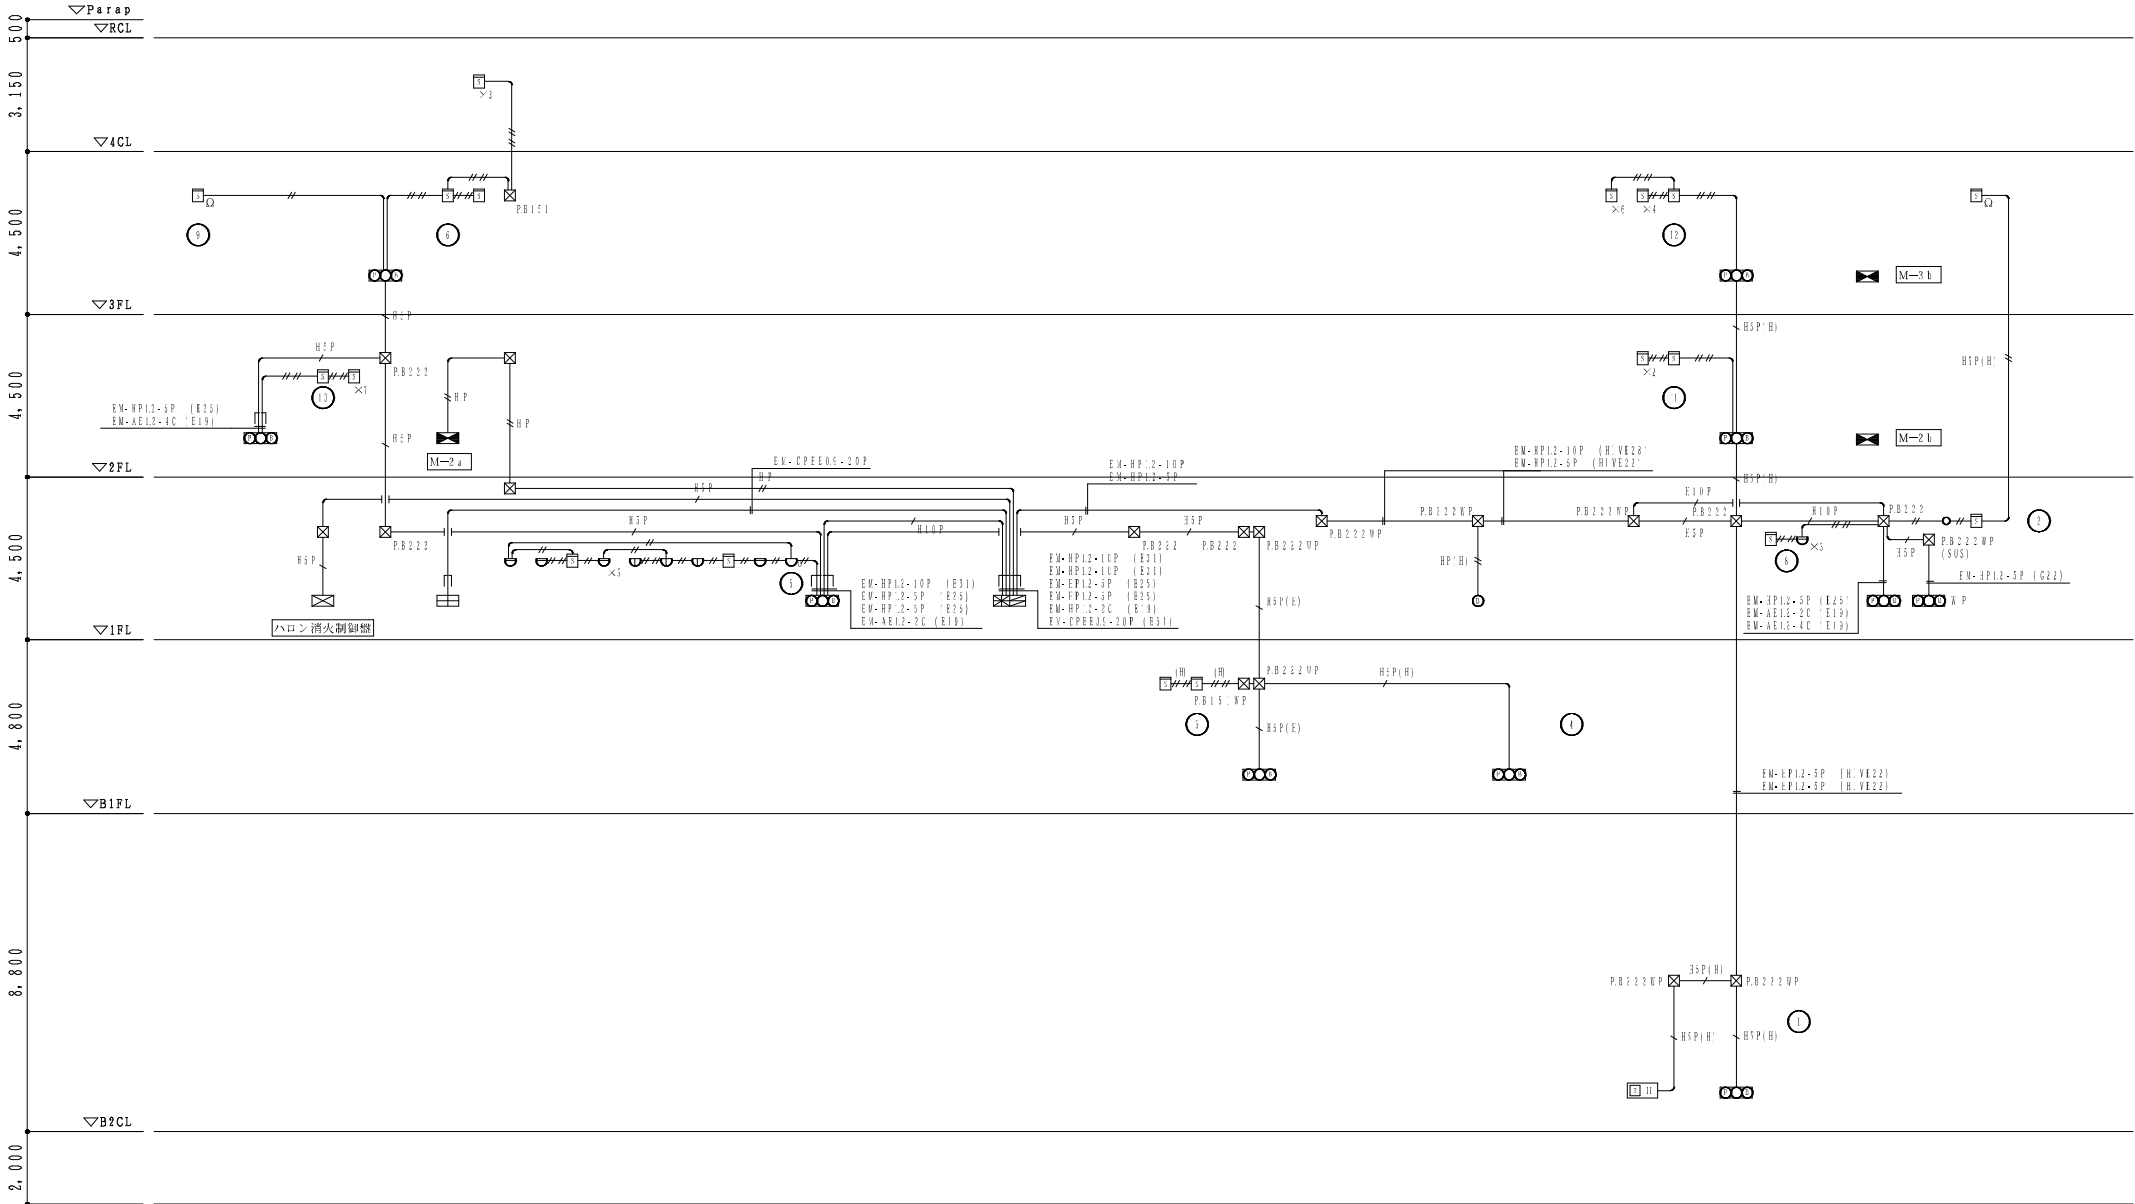

発注工事名称	岡山市岡東ポンプ場建設工事	図面番号	36/74
施設名	岡東浄化センター		
図面名称	自動火災報知設備 凡例・系統図 (改修) 縮尺 N/S		
検収年月	平成30年 6月	図面種別コード	Z403
設計管理	日本下水道事業団	業務委託番号	0-02-1876-J01
受託業者	株式会社日水コン	図面番号	AE-36

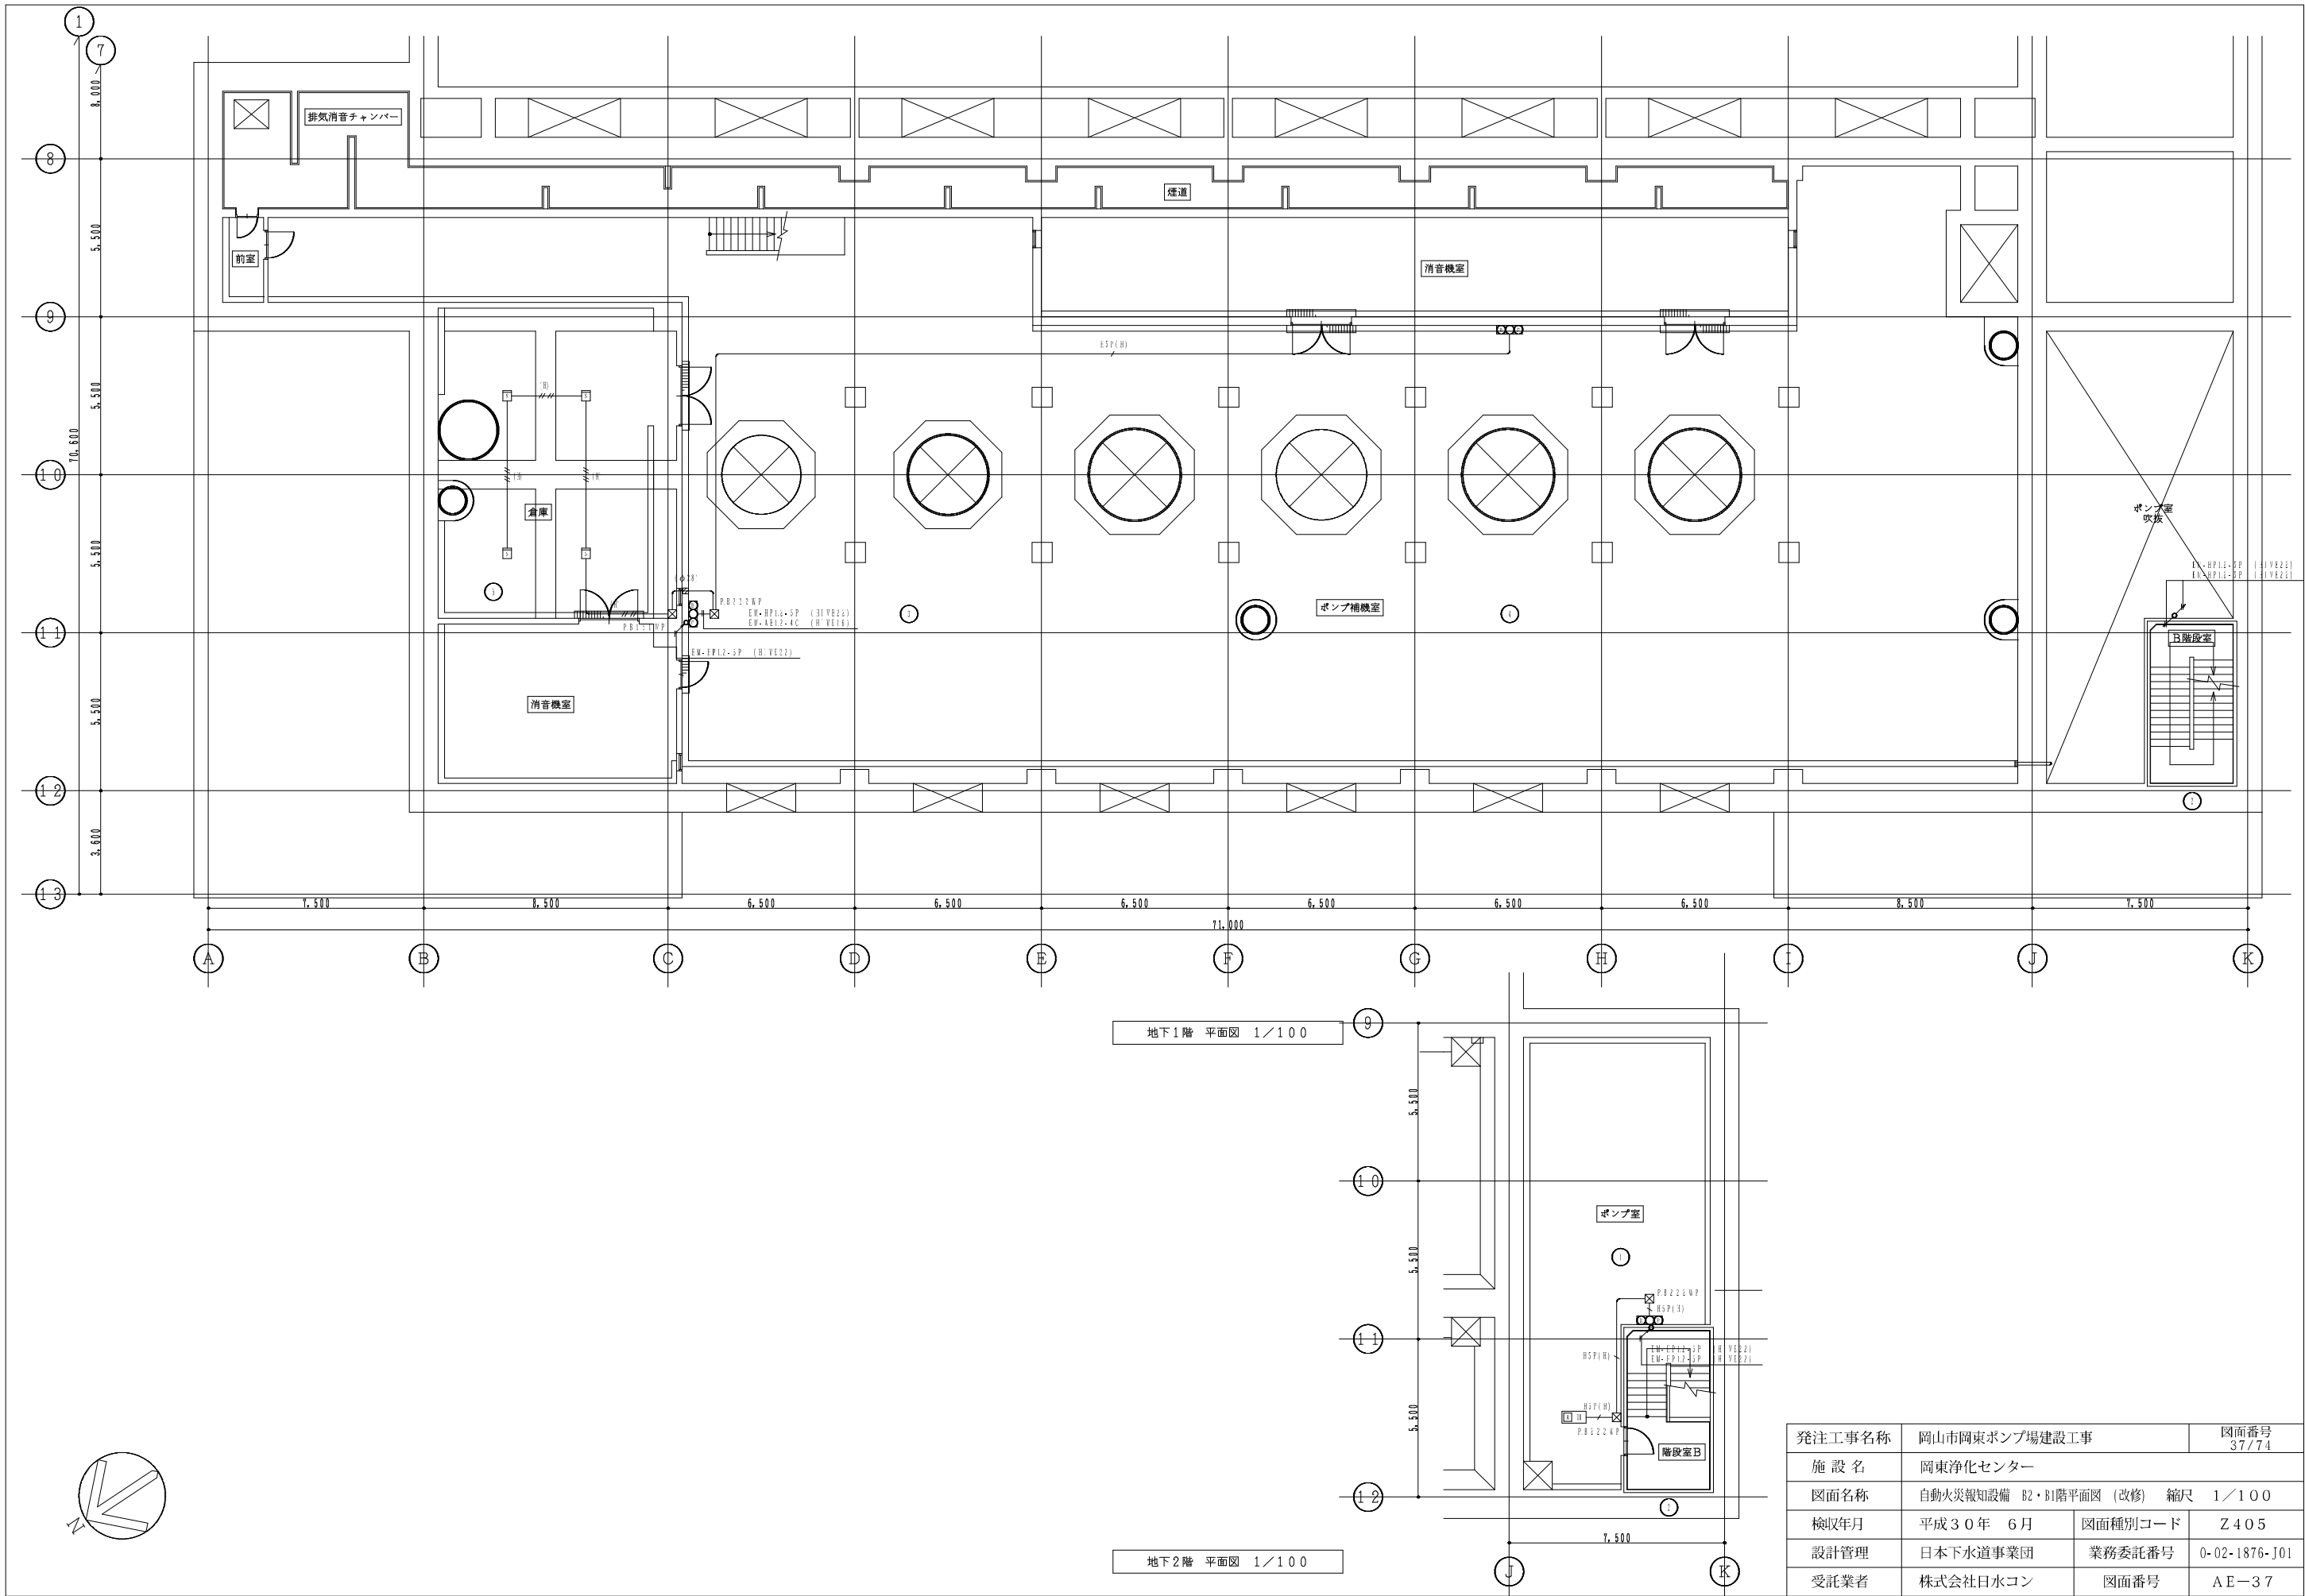

発注工事名称	岡山市岡東ポンプ場建設工事		図面番号
施設名	岡東浄化センター		37/74
図面名称	自動火災報知設備 B2・B1階平面図 (改修) 縮尺 1/100		
検収年月	平成30年 6月	図面種別コード	Z405
設計管理	日本下水道事業団	業務委託番号	0-02-1876-J01
受託業者	株式会社日水コン	図面番号	AE-37