

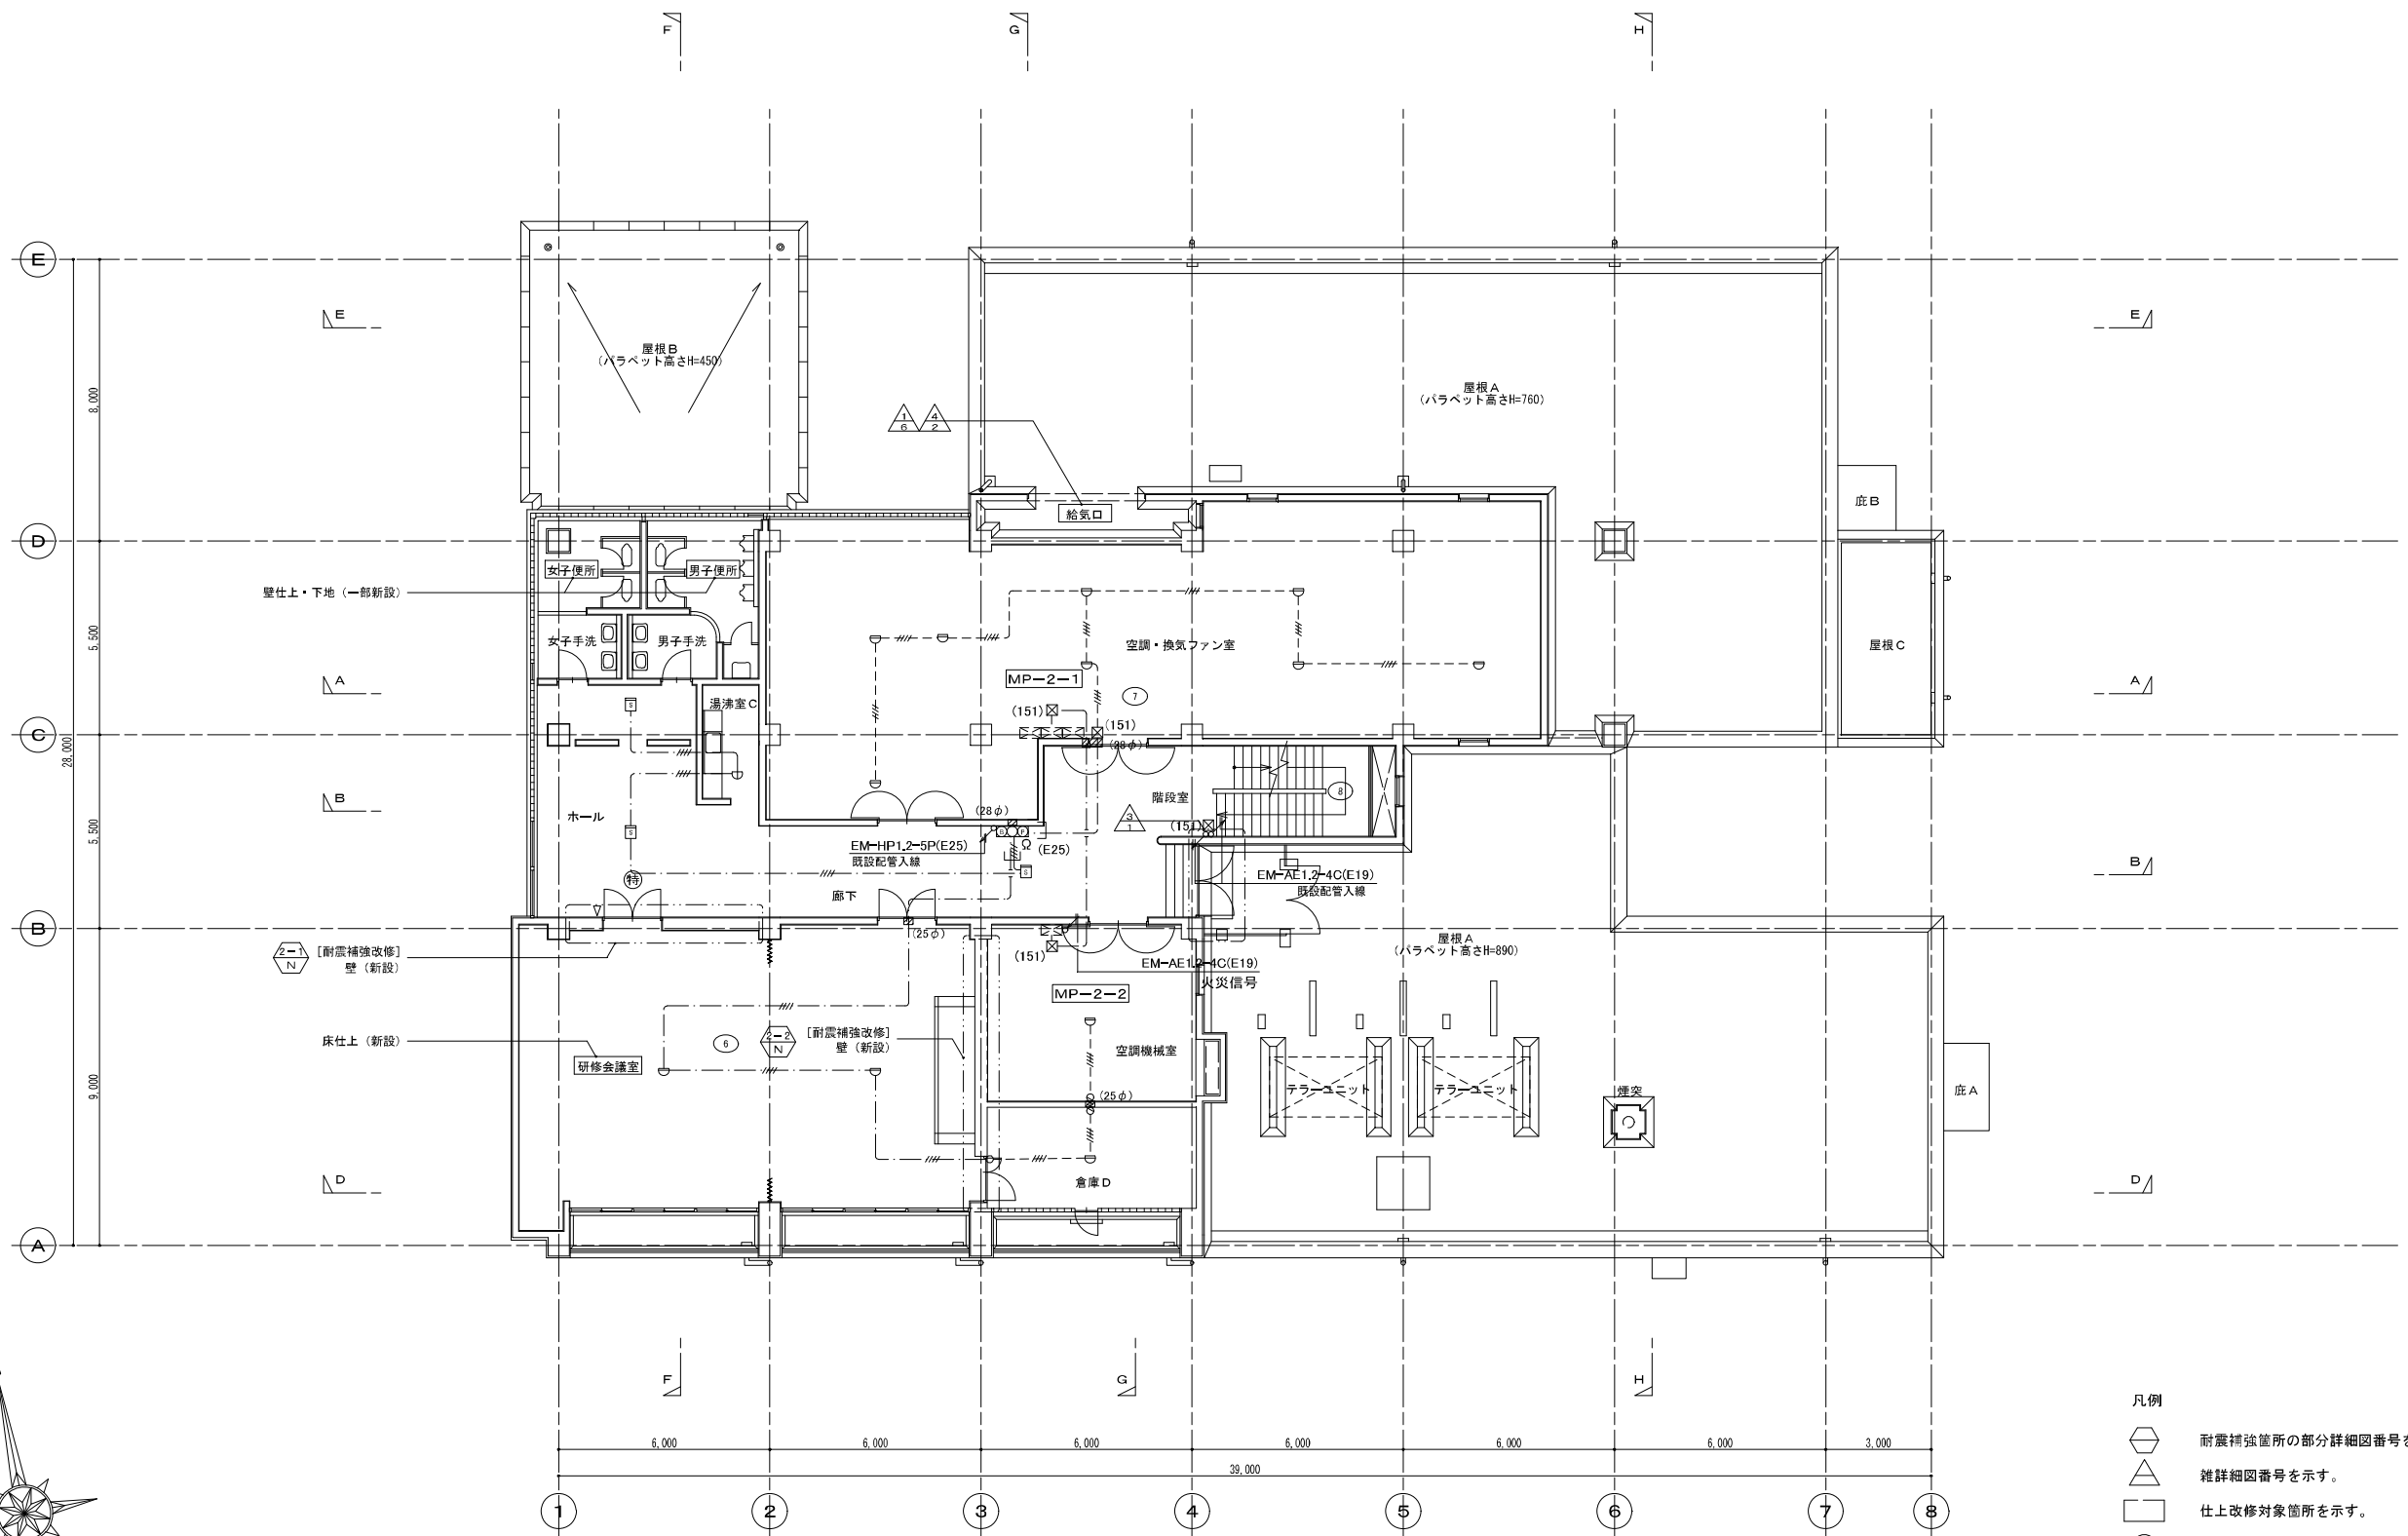


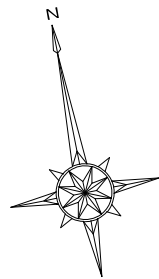

2階 平面図 1/100

- 凡例
- 耐震補強箇所の部分詳細図番号を示す。
 - 雑詳細図番号を示す。
 - 仕上改修対象箇所を示す。
 - 特定防火設備：常時閉鎖、遮煙性能有を示す。
 - 室名札新設箇所を示す。（1ヶ所：研修会議室）

発注工事名称			
施設名	岡山市岡東浄化センター		
図面名称	管理棟 自動火災報知設備 2階平面図	縮尺	1/100
検収年月	}	図面種別コード	
設計管理		業務委託番号	;
受託業者		図面番号	

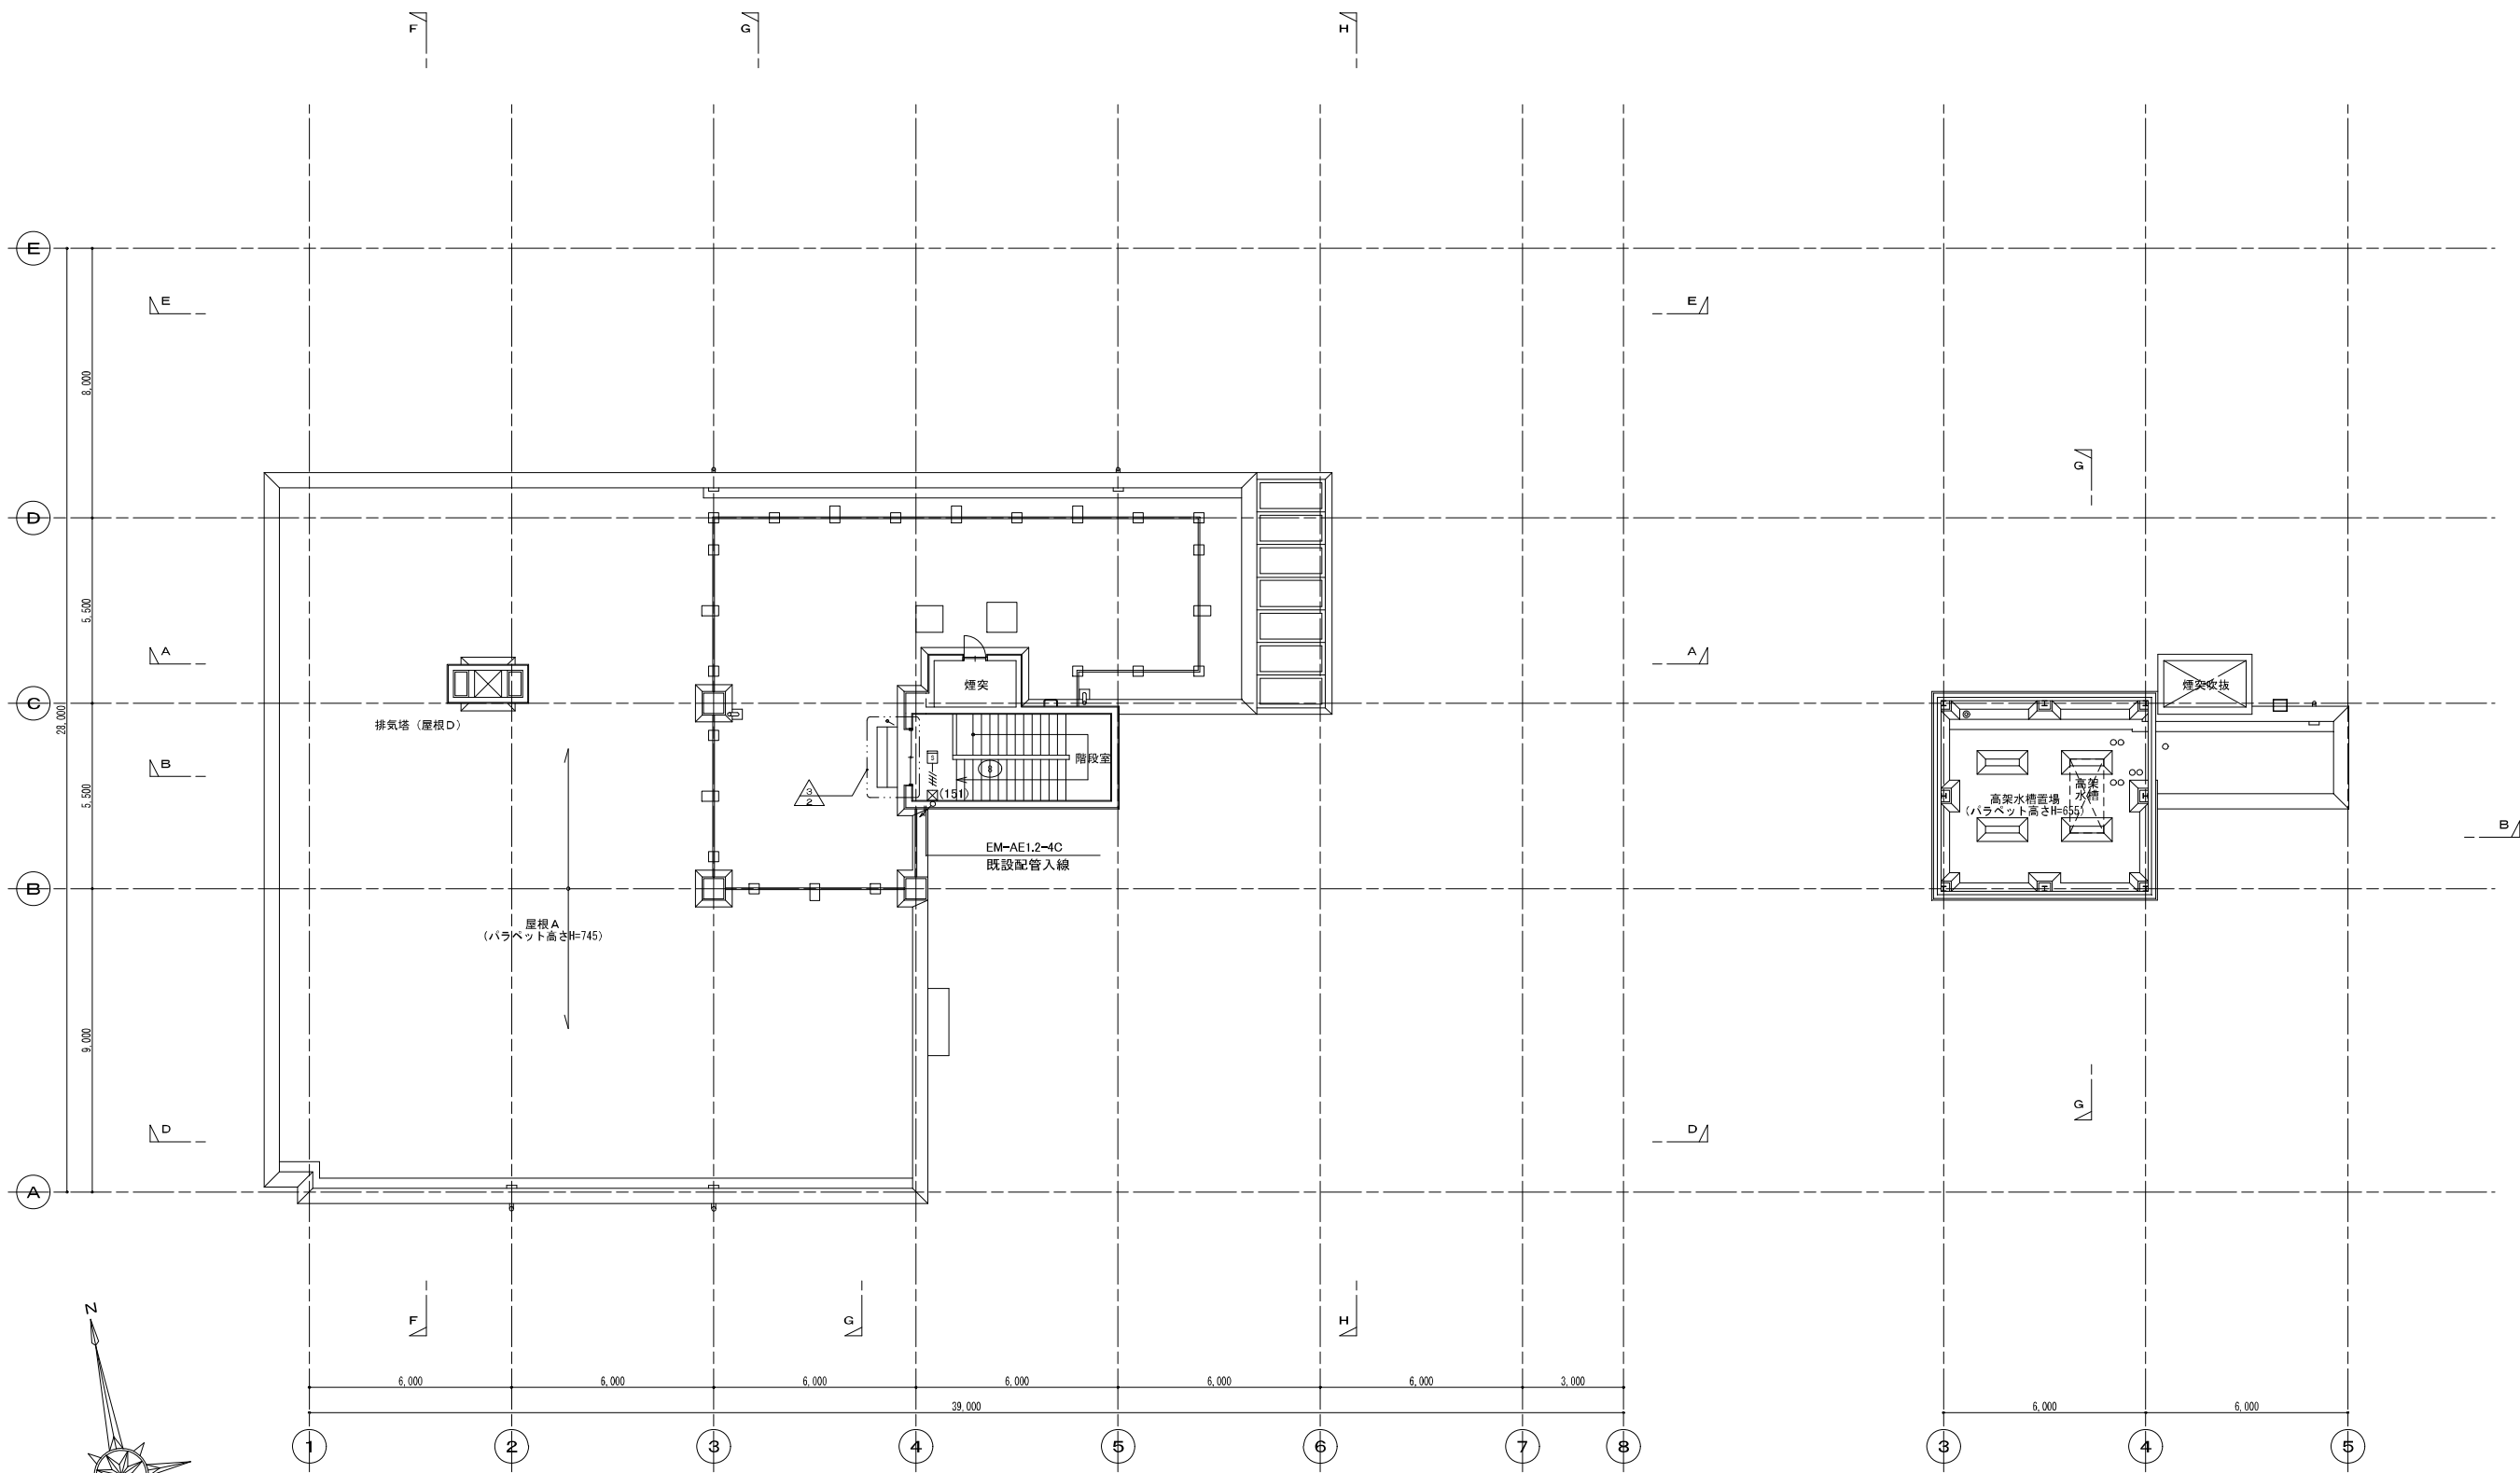


PH 1階 平面図 1/100


PH 屋根伏図 1/100

- 凡例
- 雑詳細図番号を示す。
 - 仕上改修対象箇所を示す。

発注工事名称			
施設名	岡山市岡東浄化センター		
図面名称	管理棟 自動火災報知設備 R階平面図	縮尺	1/100
検収年月		図面種別コード	
設計管理		業務委託番号	
受託業者		図面番号	

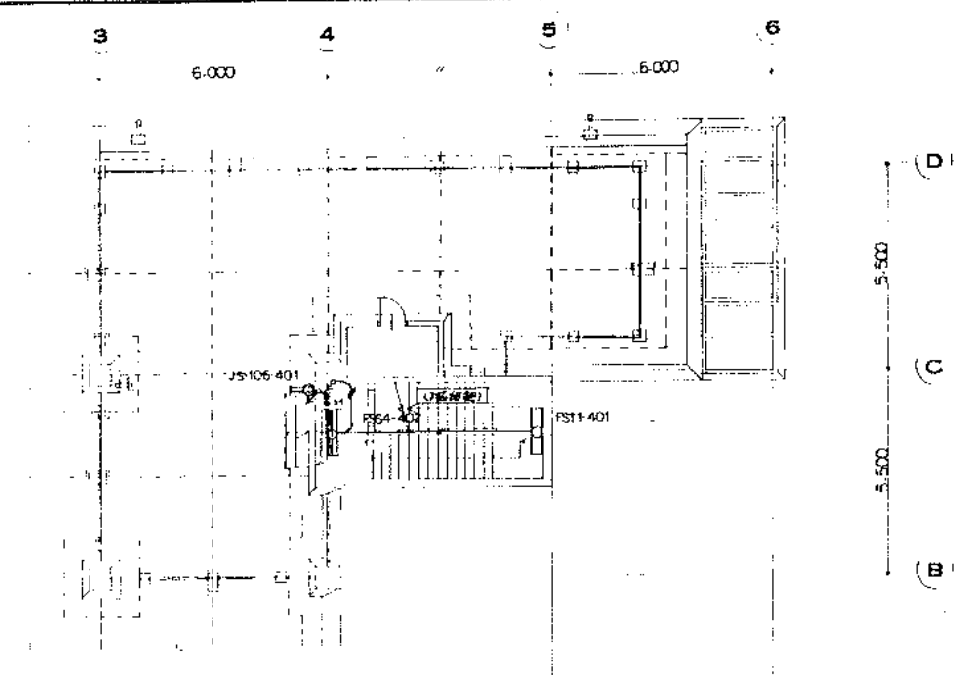

R 階平面図 1:100

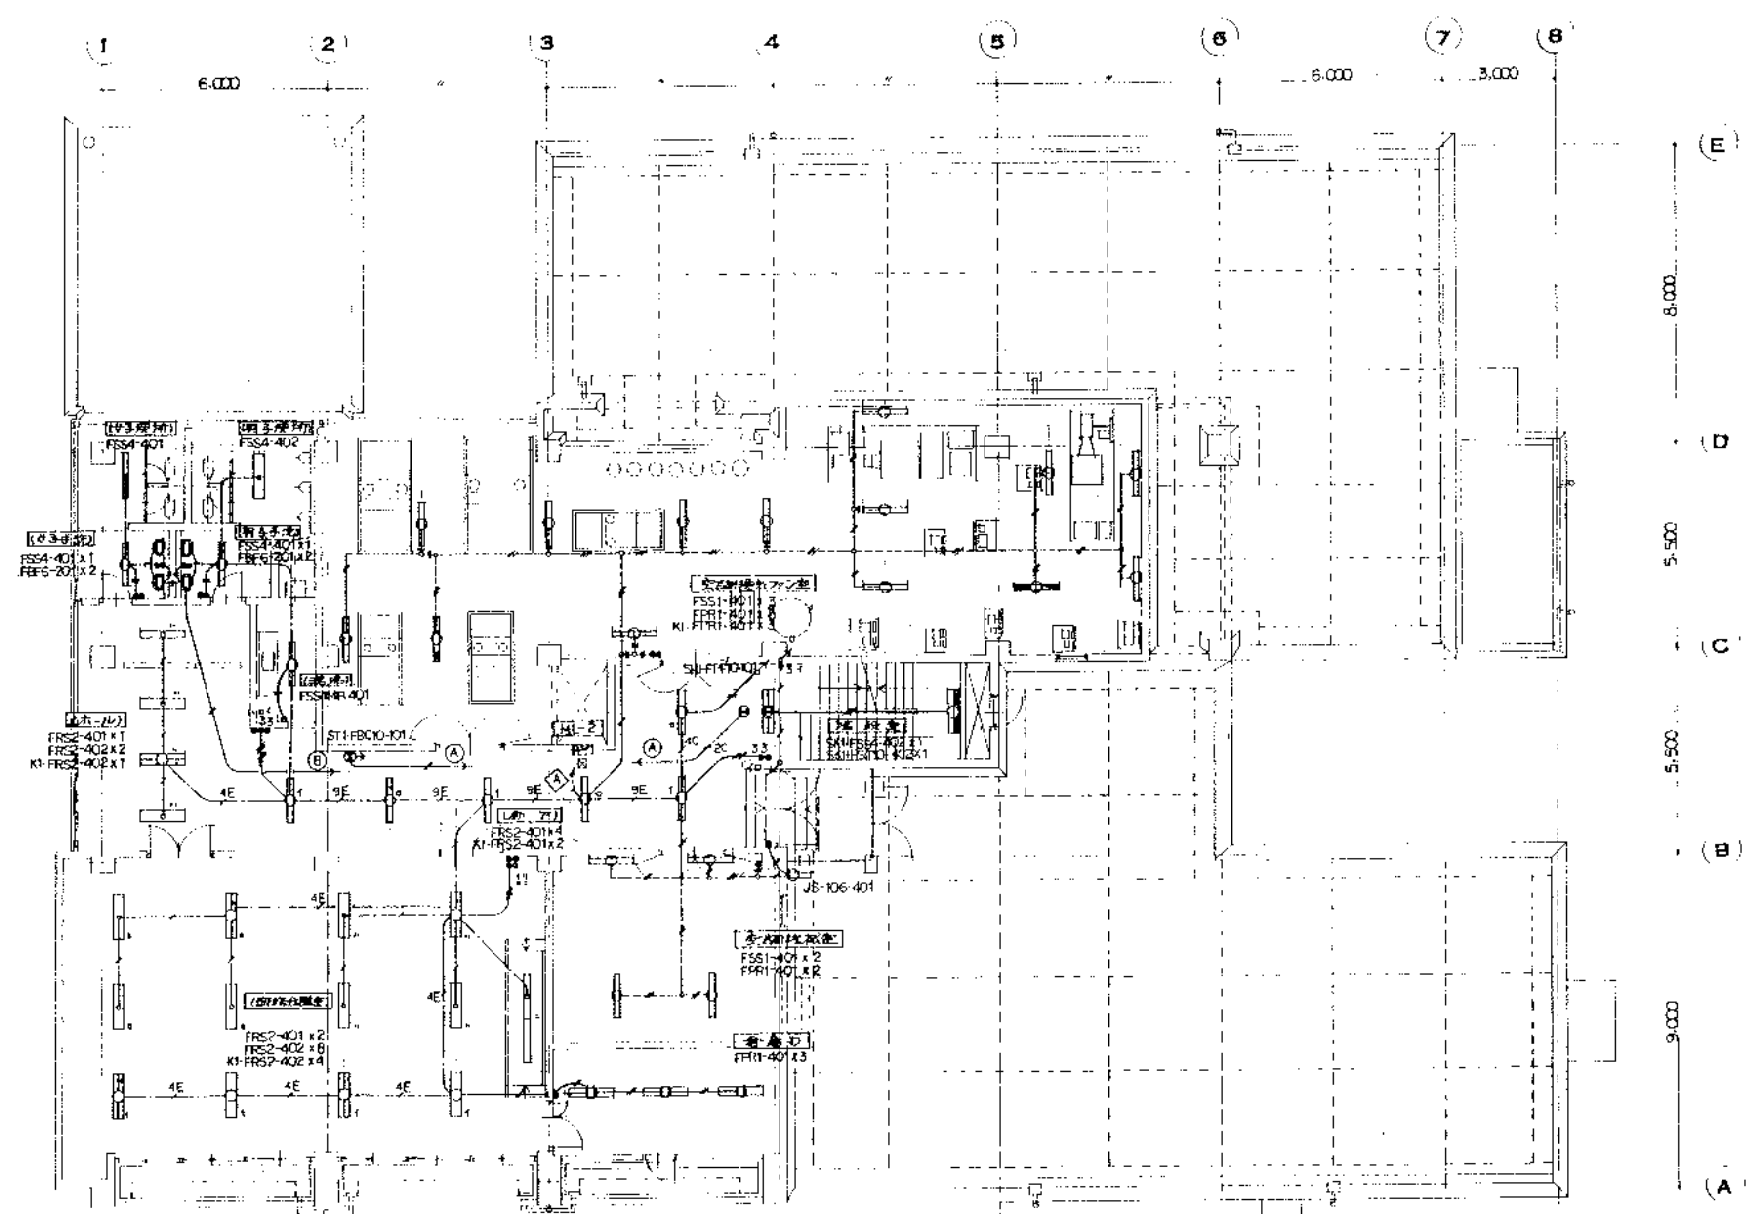

2 階平面図 1:100


図面番号	1547
図面名称	岡山市

完成図承認	日本下水道事業団
-------	----------

完成図

発注工事名	岡東浄化センター建設工事 2の6	図面番号	13/26
工事名	岡東浄化センター建設工事	縮尺	1:100
図面名称	電灯設備 2, R 階平面図	図面番号	2E-9
日本下水道事業団			

日水コン・復建調査設計共同企業体	
主任技術者	担当者
小石川 恒昭	松村 孝雄

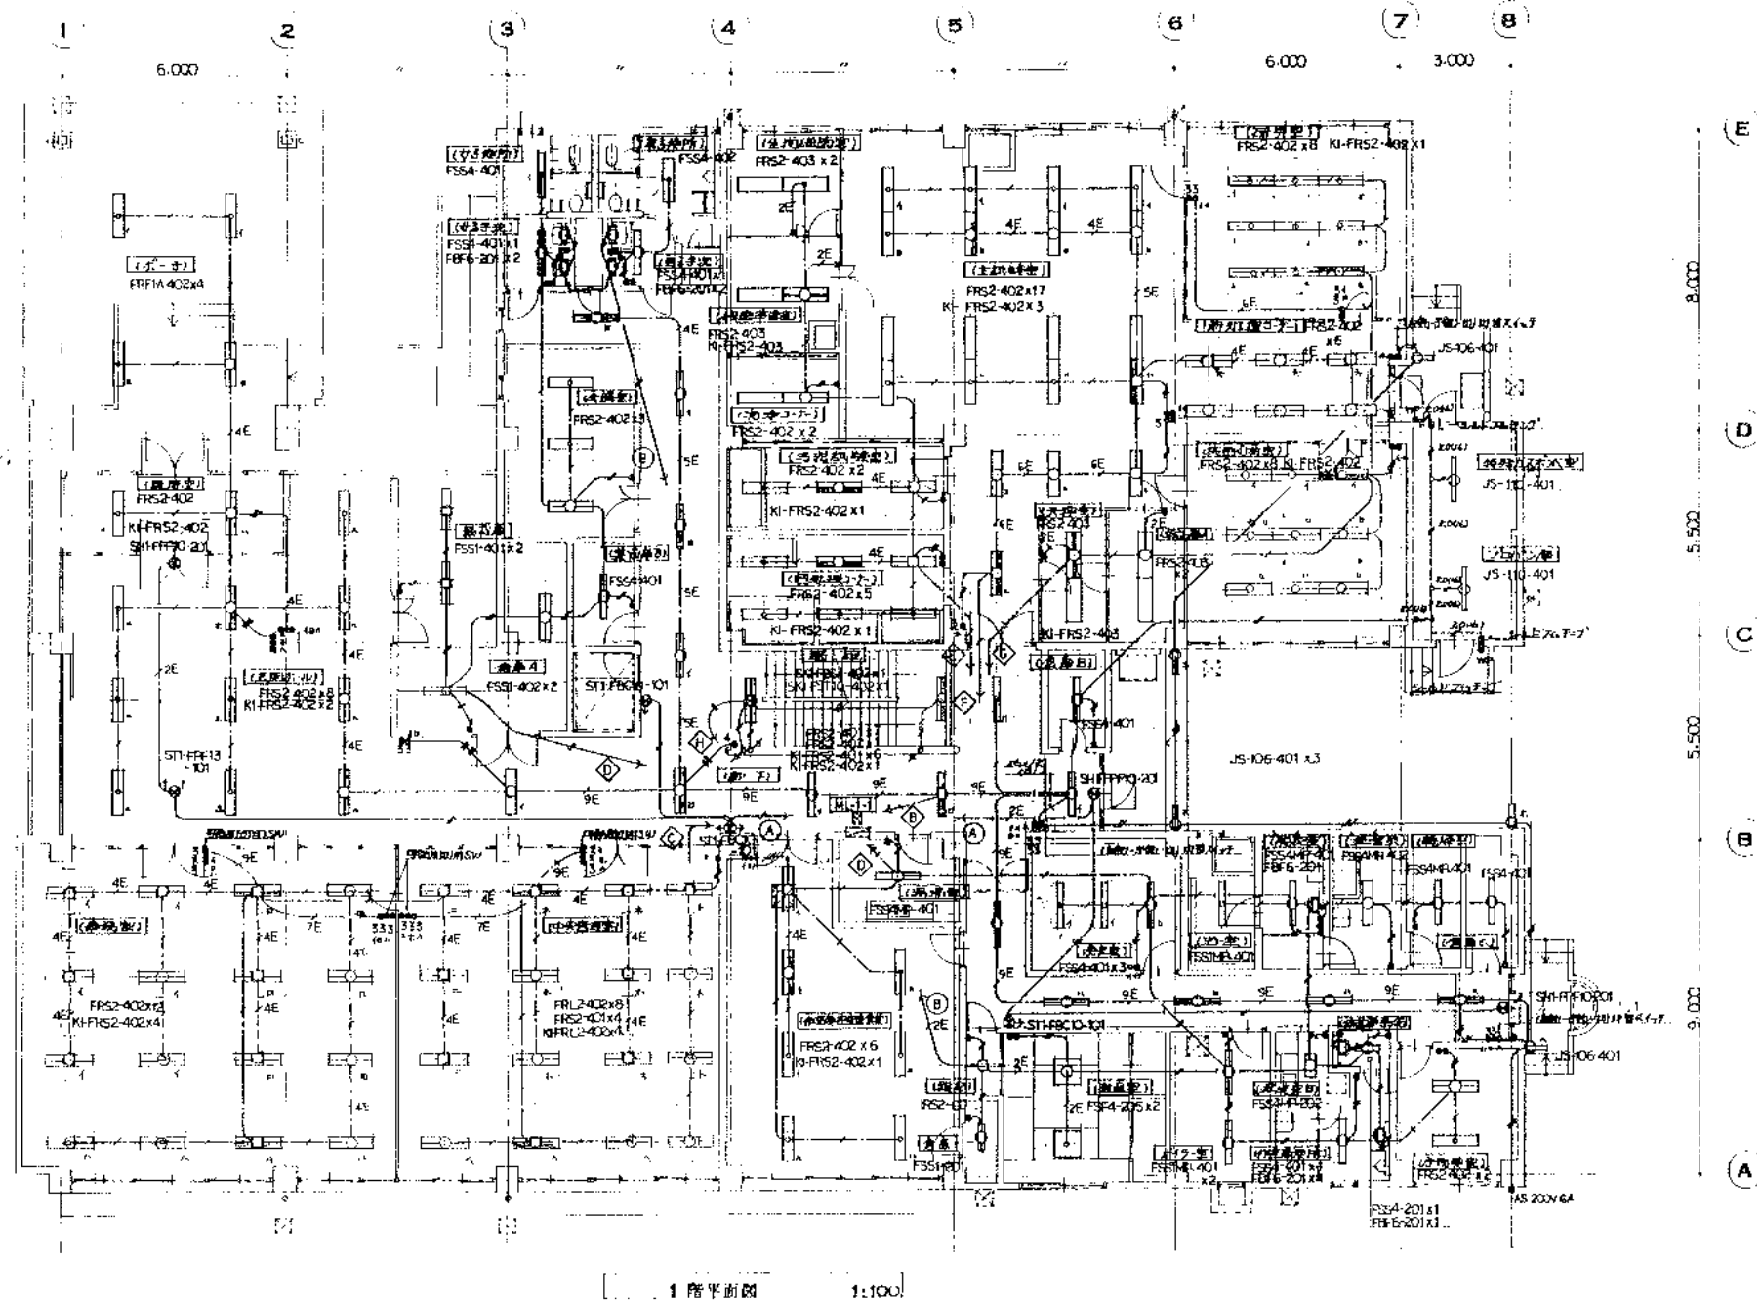


1階平面図 1:100

(注記) 図中特記なし配管配線は下記による

地上階	地上階
20 x 2 (6)	20 x 2 (6)
20 x 3 (6)	20 x 3 (6)
20 x 4 (22)	20 x 4 (22)
2E	VVF 100-20
4E	20-20
5E	20-20 x 2
6E	20-20 x 2
7E	20-20 x 2
8E	20-20 x 2
9E	20-20 x 2


但し 電圧 400V以上の器具の配線は 接地線を含む

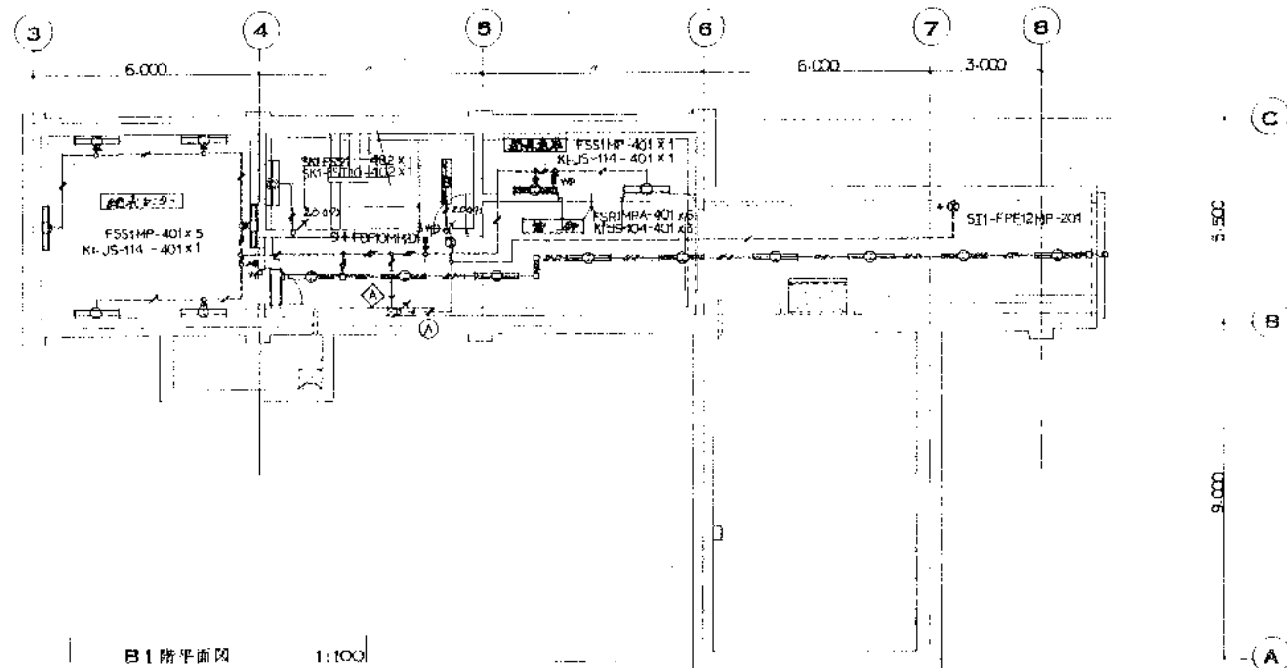


B1階平面図 1:100

元	1546
岡山市	
完成図	承認
日本下水道事業団	

発注工事名	岡東浄化センター建設工事 2006 12 26	
工事名	岡東浄化センター建設工事	
図面名称	電灯設備 B1.1 階平面図	1:100
日本下水道事業団	年 月	2E-8

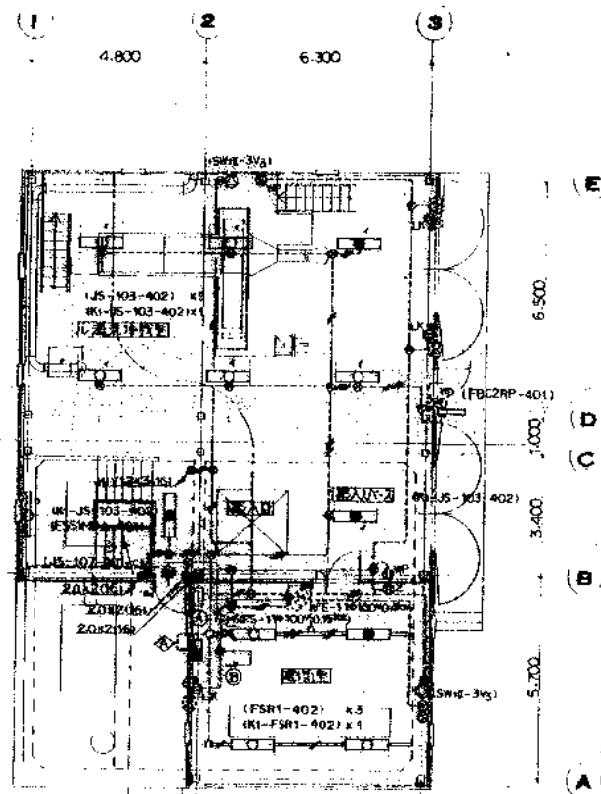

1F 階平面図 1:100

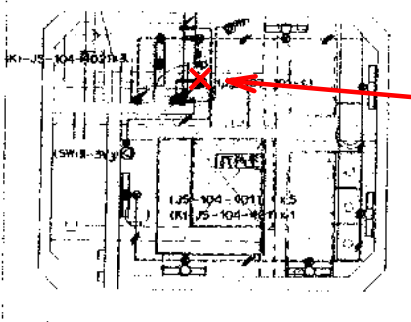

B1F 階平面図 1:100

材料表

品名	単位	数量
2.0 x 2.1 (39)	個	1
2.0 x 2.1 (79)	個	1
2.0 x 2.1 (25)	個	1
2.0 x 2.1 (1.2 x 1.9 x 20)	個	1
2.0 x 2.1	個	1

材料表

品名	単位	数量
2.0 x 2.1 (19)	個	1
2.0 x 2.1 (19)	個	1
2.0 x 2.1 (19)	個	1



誘導灯点検削除

材料表



品名	単位	数量
2.0 x 2.1 (16)	個	1
2.0 x 2.1 (16)	個	1
2.0 x 2.1 (22)	個	1

材料表

品名	単位	数量
2.0 x 2.1 (16)	個	1
2.0 x 2.1 (16)	個	1

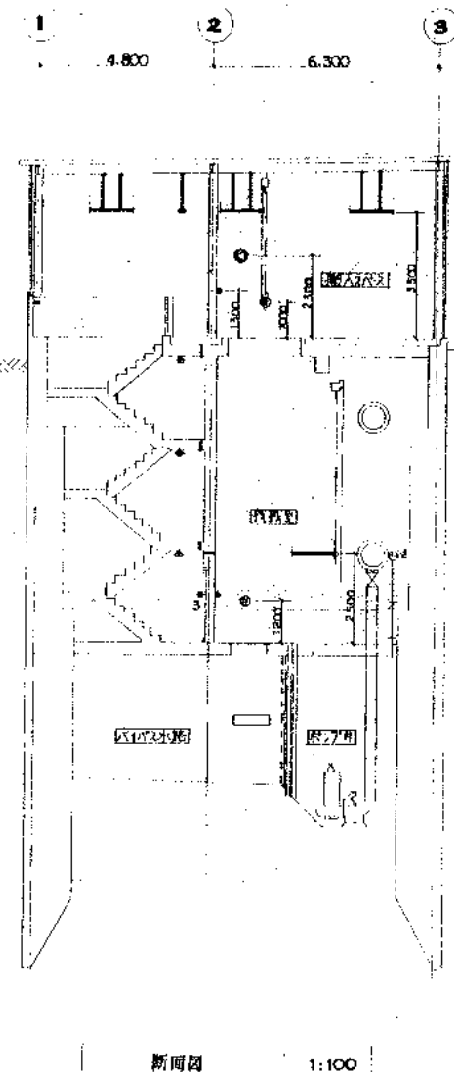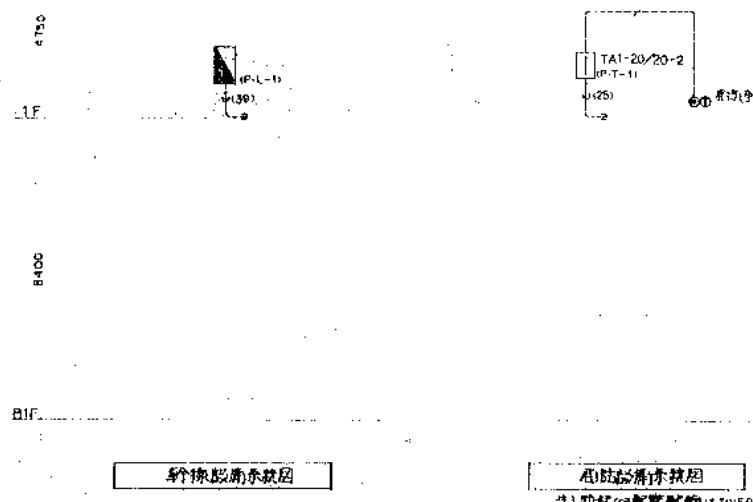

B1F 階平面図 1:100

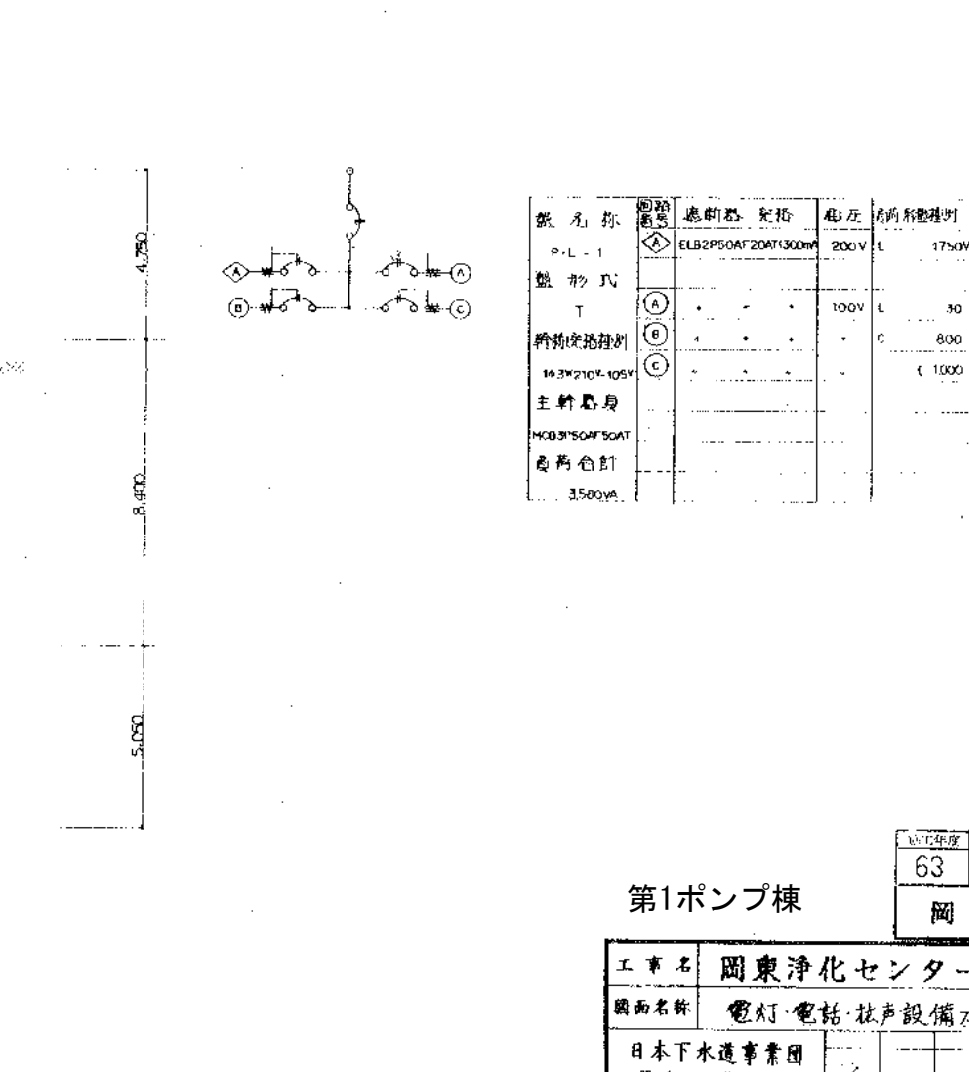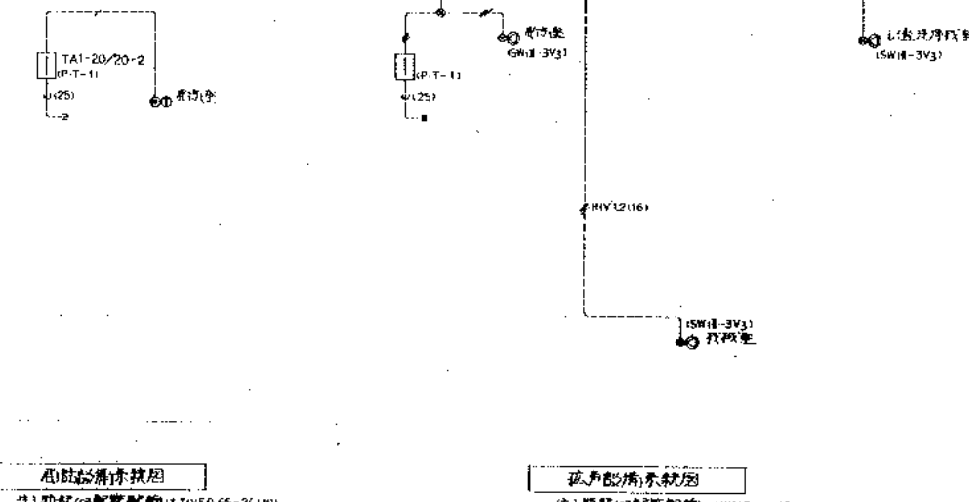

器具名	回路 番号	過剰器 定格	電圧	消費電力(W)	設置場所
○L-1	(A)	ELB2P50AF20AT(300mA)	200V	1750W	天井・器具・器具・器具・器具
盤形式	(A)	・	100V	30	器具・器具
T	(B)	・	・	800	器具・器具・器具・器具・器具
特殊回路	(C)	・	・	(1000)	器具
14.3W 210V・105V					
主幹器具					
MOB3P50AF20AT					
器具合計					
3500VA					

第1ポンプ棟

工事名	岡東浄化センター建設工事
図面名称	電灯・電話・柱声設備スリーブ図
日本下水道事業団	15-15

株式会社 日本コン	代表取締役	担当
小石川建設	多田 健	