


改修後 衛生・消火機器表

名称	記号	仕様	電動機			外形寸法(mm) L×W×H	台数	備 考
			相	V	kW	種		
消火ポンプユニット	P-11	50×40mmφ180L/min70m 消防認定品 流入用	3	200	5.5	2	1	1. フート弁 (○要 ●不要) 2. コンクリート基礎は再使用とする。 3. 制御盤は付属とし、フリッカーリレー (24V外部端子共) 内蔵とする。 4. 消火水槽満減水警報付。 5. 付属品: 圧力計、運成計、常時遮断弁オリフィス、流量試験装置、他消防認定付属品一式。
広範囲2号消火栓	HB-4A	埋込型	鋼板製			600×1150×200	2	消火栓弁20×90° 起動スイッチ付1ヶ、ノズル25可変噴霧 アスビレート1本、ホース25×30m1本、ホース収納装置1組
広範囲2号消火栓	HB-4B	露出型	鋼板製			600×1150×200	8	消火栓弁20×90° 起動スイッチ付1ヶ、ノズル25可変噴霧 アスビレート1本、ホース25×30m1本、ホース収納装置1組
第3種移動式消火栓							5	(ABC)45kg 手動起動 窒素ガス2000L

凡 例

記号	種別	仕様
—x—	消火管	配管用途表参照 5GP (白)
—x—	仕切弁 (6V)	10K
—x—	遮断弁 (2V)	10K
—x—	フレキシブルジョイント	ベローズ形 SUS

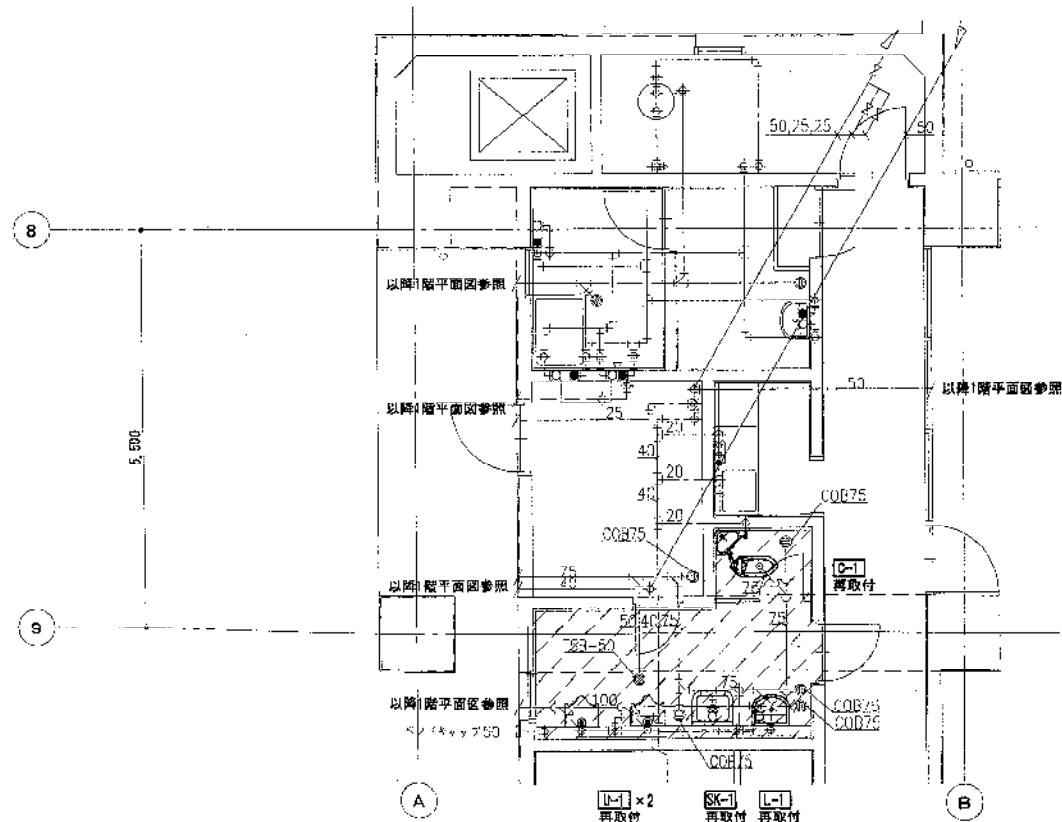


便所詳細図(改修) 1/50

衛生器具表(再取付)

記号	器具名称	型番	付属品	便所	計	備考
G-1	和風大便器	G-150V	和風大便器(残置) 墨付タンクのみ取外し再取付 紙巻器、他標準付属品一式	1	1	
U-1	小便器	U-37.FV共		2	2	
L-1	洗面台	L-220D		1	1	
SK-1	排水用蓋	SK-22A	排水栓、排水金具、バックハンガー、リムカバー	1	1	
M-1	化粧鏡	S-2	FS119ASAT-5	1	1	

注記: 1. 参考品番はTOTO品番をします。


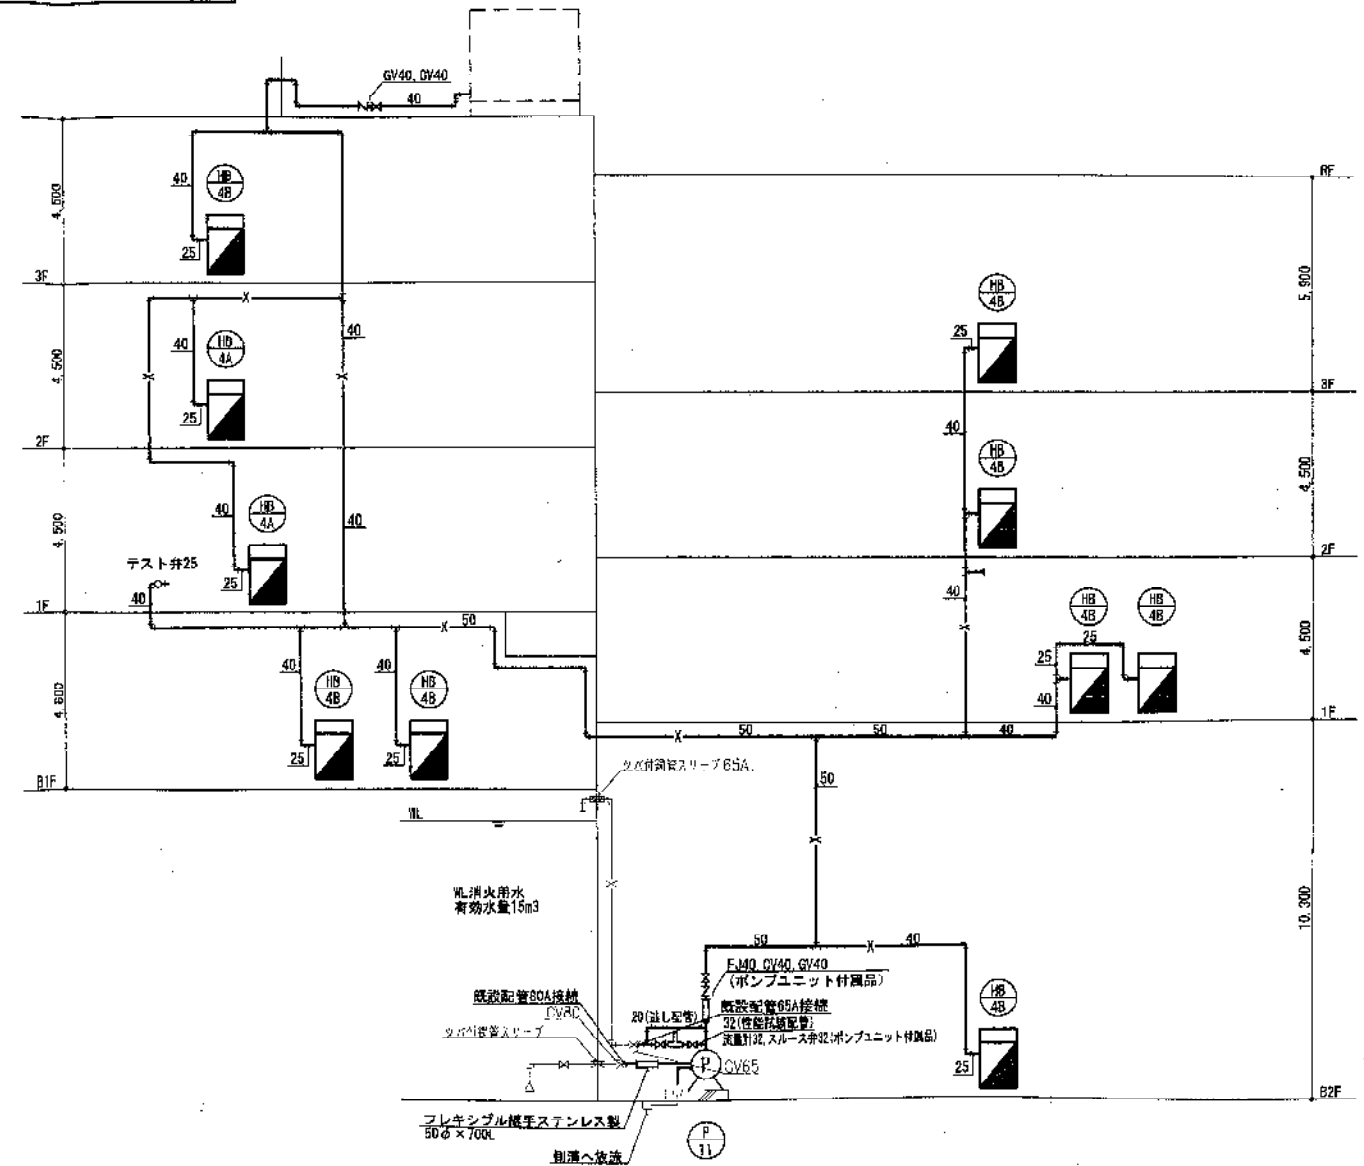


消火設備系統図 NO SCALE

注記: 1. 図中の細線表示は既設再使用機器、配管を示す。
2. 図中の太線表示の機器、配管はすべて更新とする。

工事名	岡東ポンプ場建設工事		
施設名	岡東浄化センター		
図面名称	ポンプ場 改修後 消火設備 機器表・系統図・便所詳細図(改修後)縮尺 1/100		
検収年月	平成30年 6月	図面種別コード	Z303
設計管理	日本下水道事業団	業務委託番号	0-02-1876-J-01
受託業者	株式会社日水コン	図面番号	AM-14

改 修 後

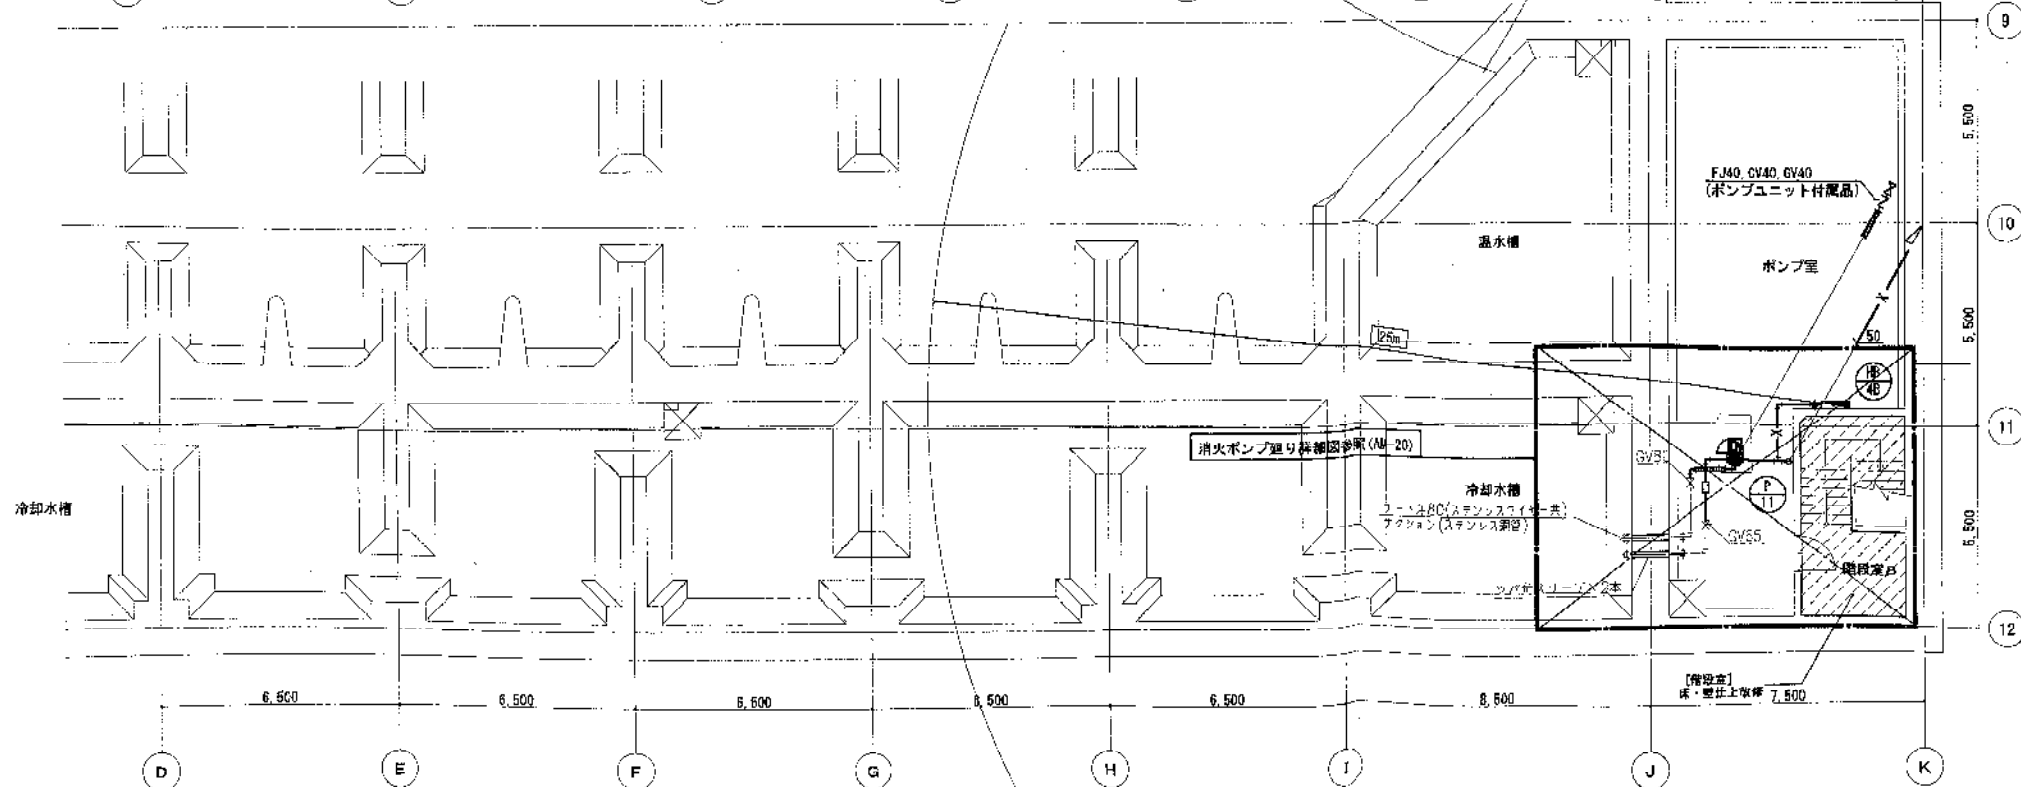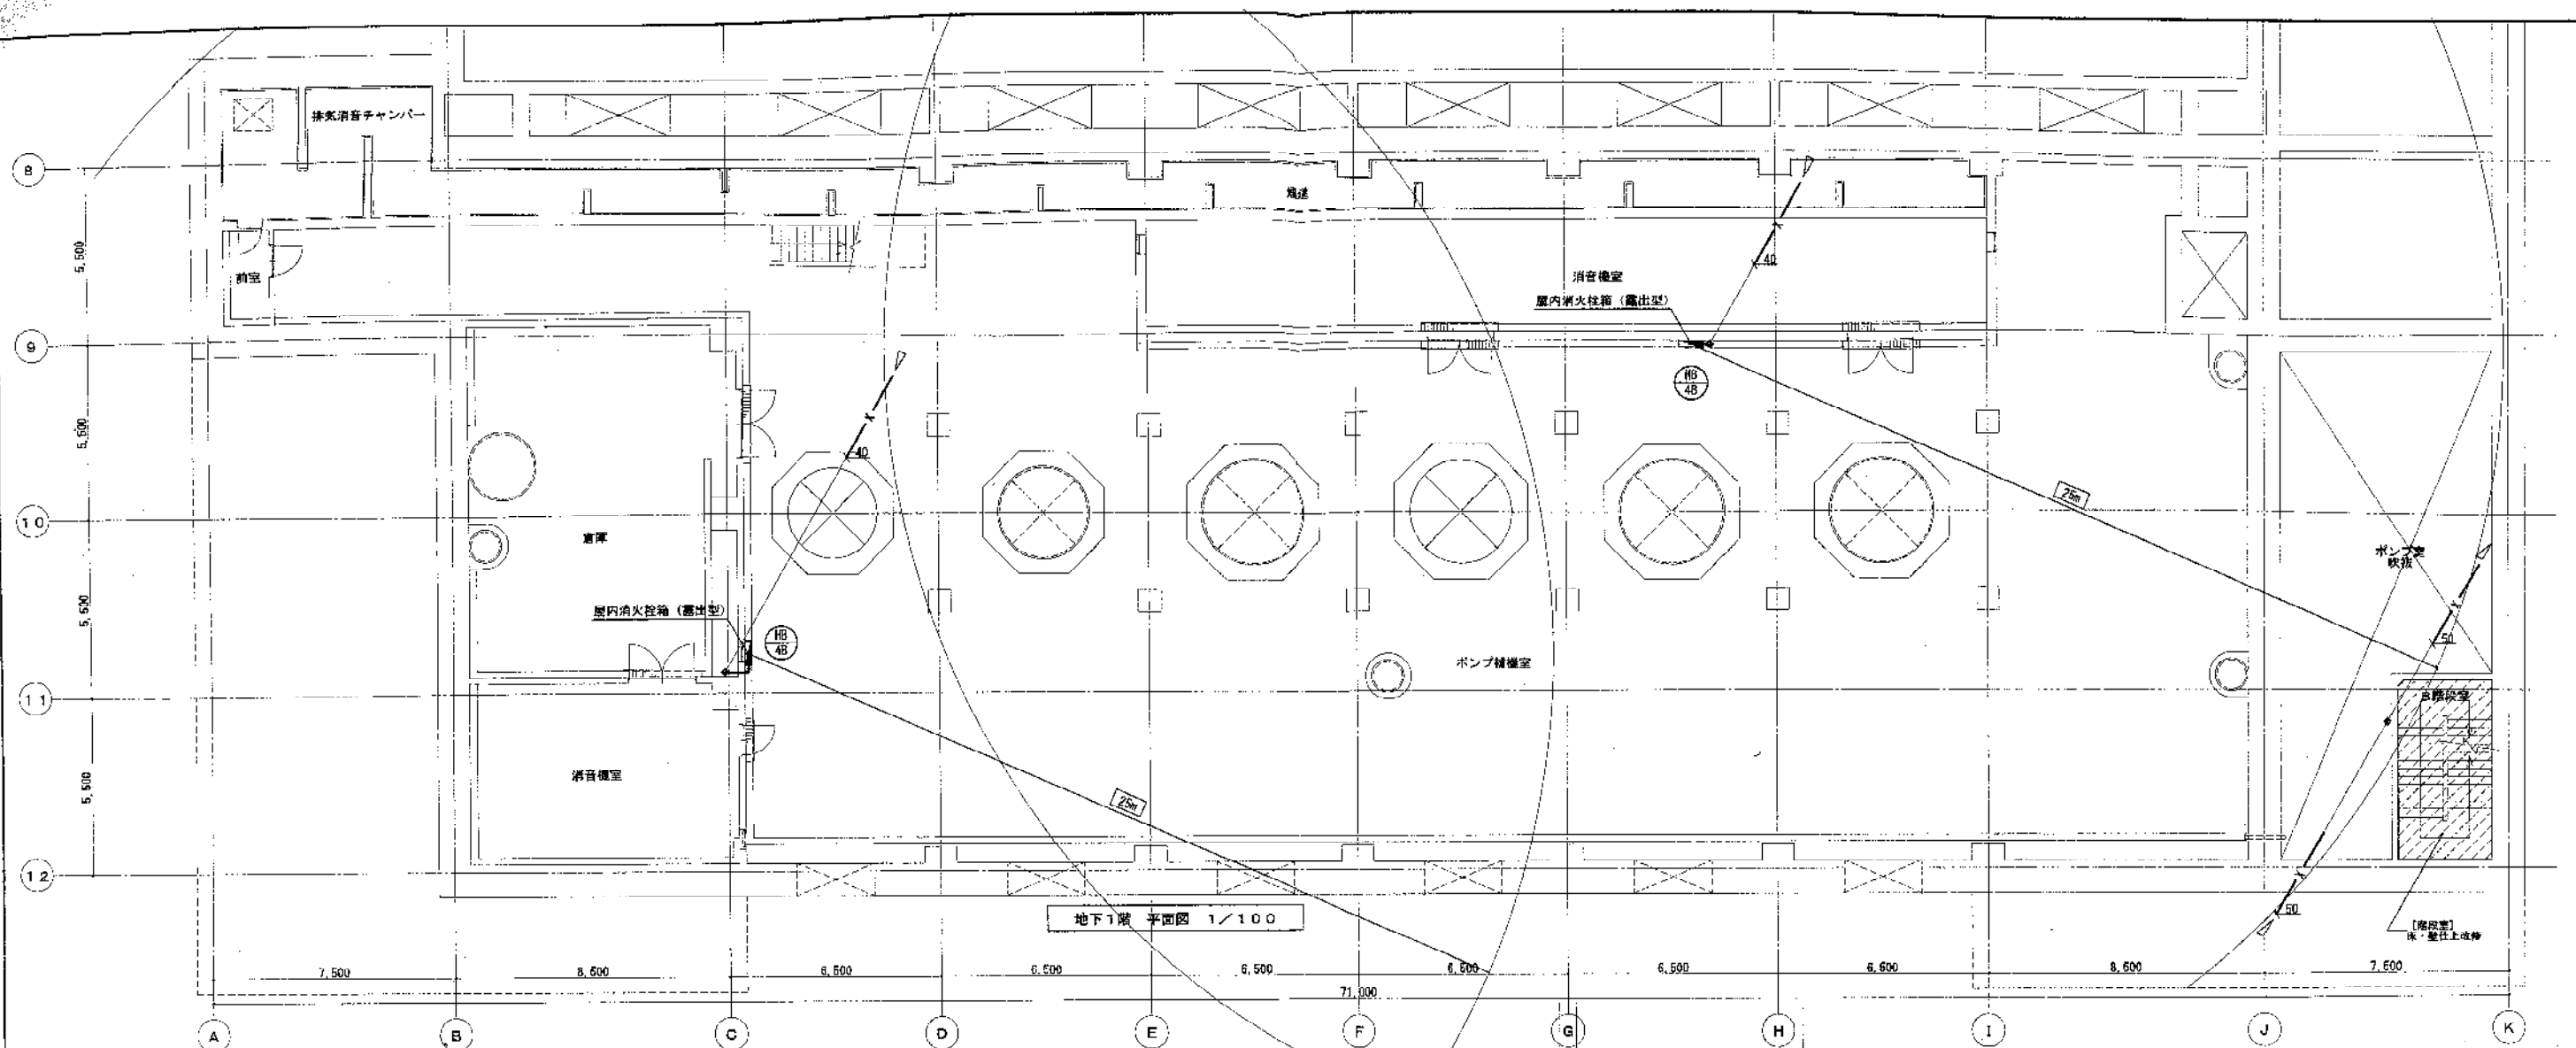


凡例
 仕上改修対象箇所を示す。

地下2階 平面図 1/100

注記: 1) 図中の太線機器・器具・配管は改修又は再取付を示し、細線機器・器具・配管は既設を示す。

工 事 名	岡東ポンプ場建設工事		
施 設 名	岡東浄化センター		
図面名称	ポンプ棟 改修後 消火設備 B1・B2階平面図 縮尺 1/100		
検収年月	平成30年 6月	図面種別コード	Z305
設計管理	日本下水道事業団	業務委託番号	0-02-1876-J-01
受託業者	株式会社日水コン	図面番号	AM-15

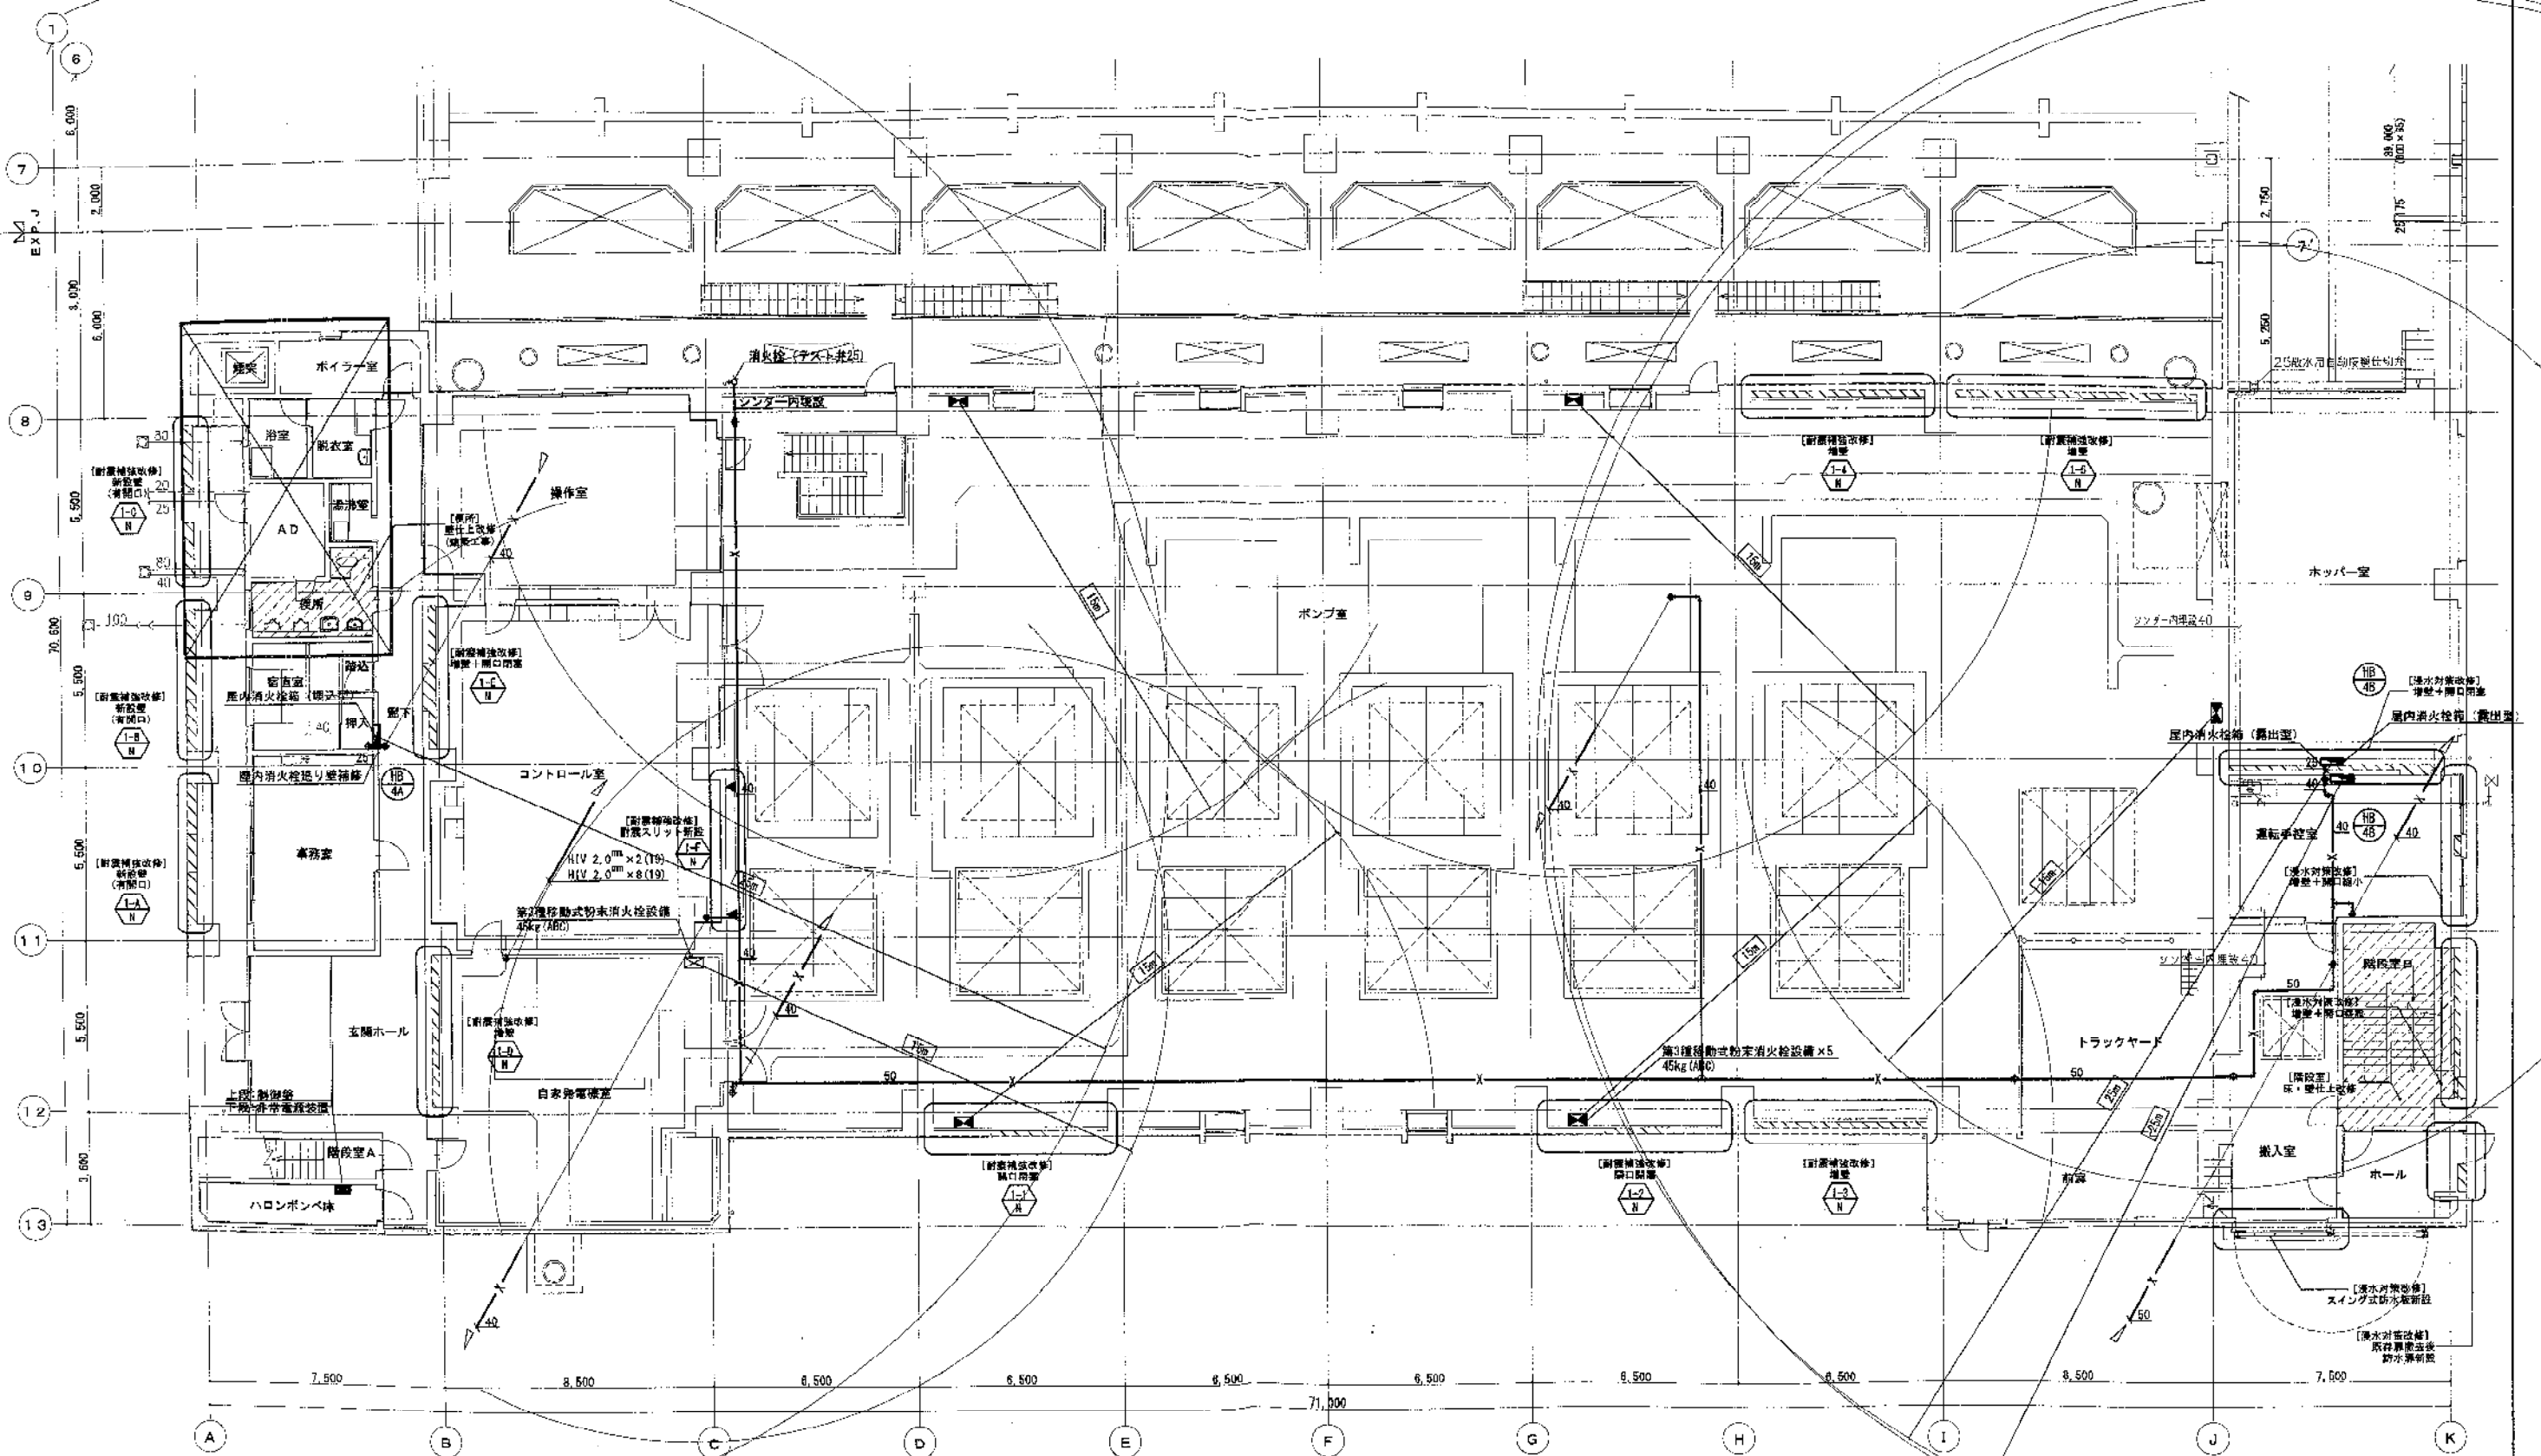


凡例

- 耐震補強箇所の部分詳細図番号を示す。(建築工事)
- 耐震スリット位置を示す。(建築工事)
- RC躯体新設範囲を示す。(建築工事)
- 仕上改修対象箇所を示す。(建築工事)

注記: 1) 図中の太線機器・器具・配管は改修又は再取付を示し、細線機器・器具・配管は取除を示す。

工 事 名	関東ポンプ場建設工事		
施 設 名	関東浄化センター		
図面名称	ポンプ場 消防設備 改修後 1階(1) 平面図(改修) 縮尺 1/100		
検収年月	平成30年 6月	図面種別コード	Z305
設計管理	日本下水道事業団	業務委託番号	0-02-1876-J-01
受託業者	株式会社日水コン	図面番号	AM-16

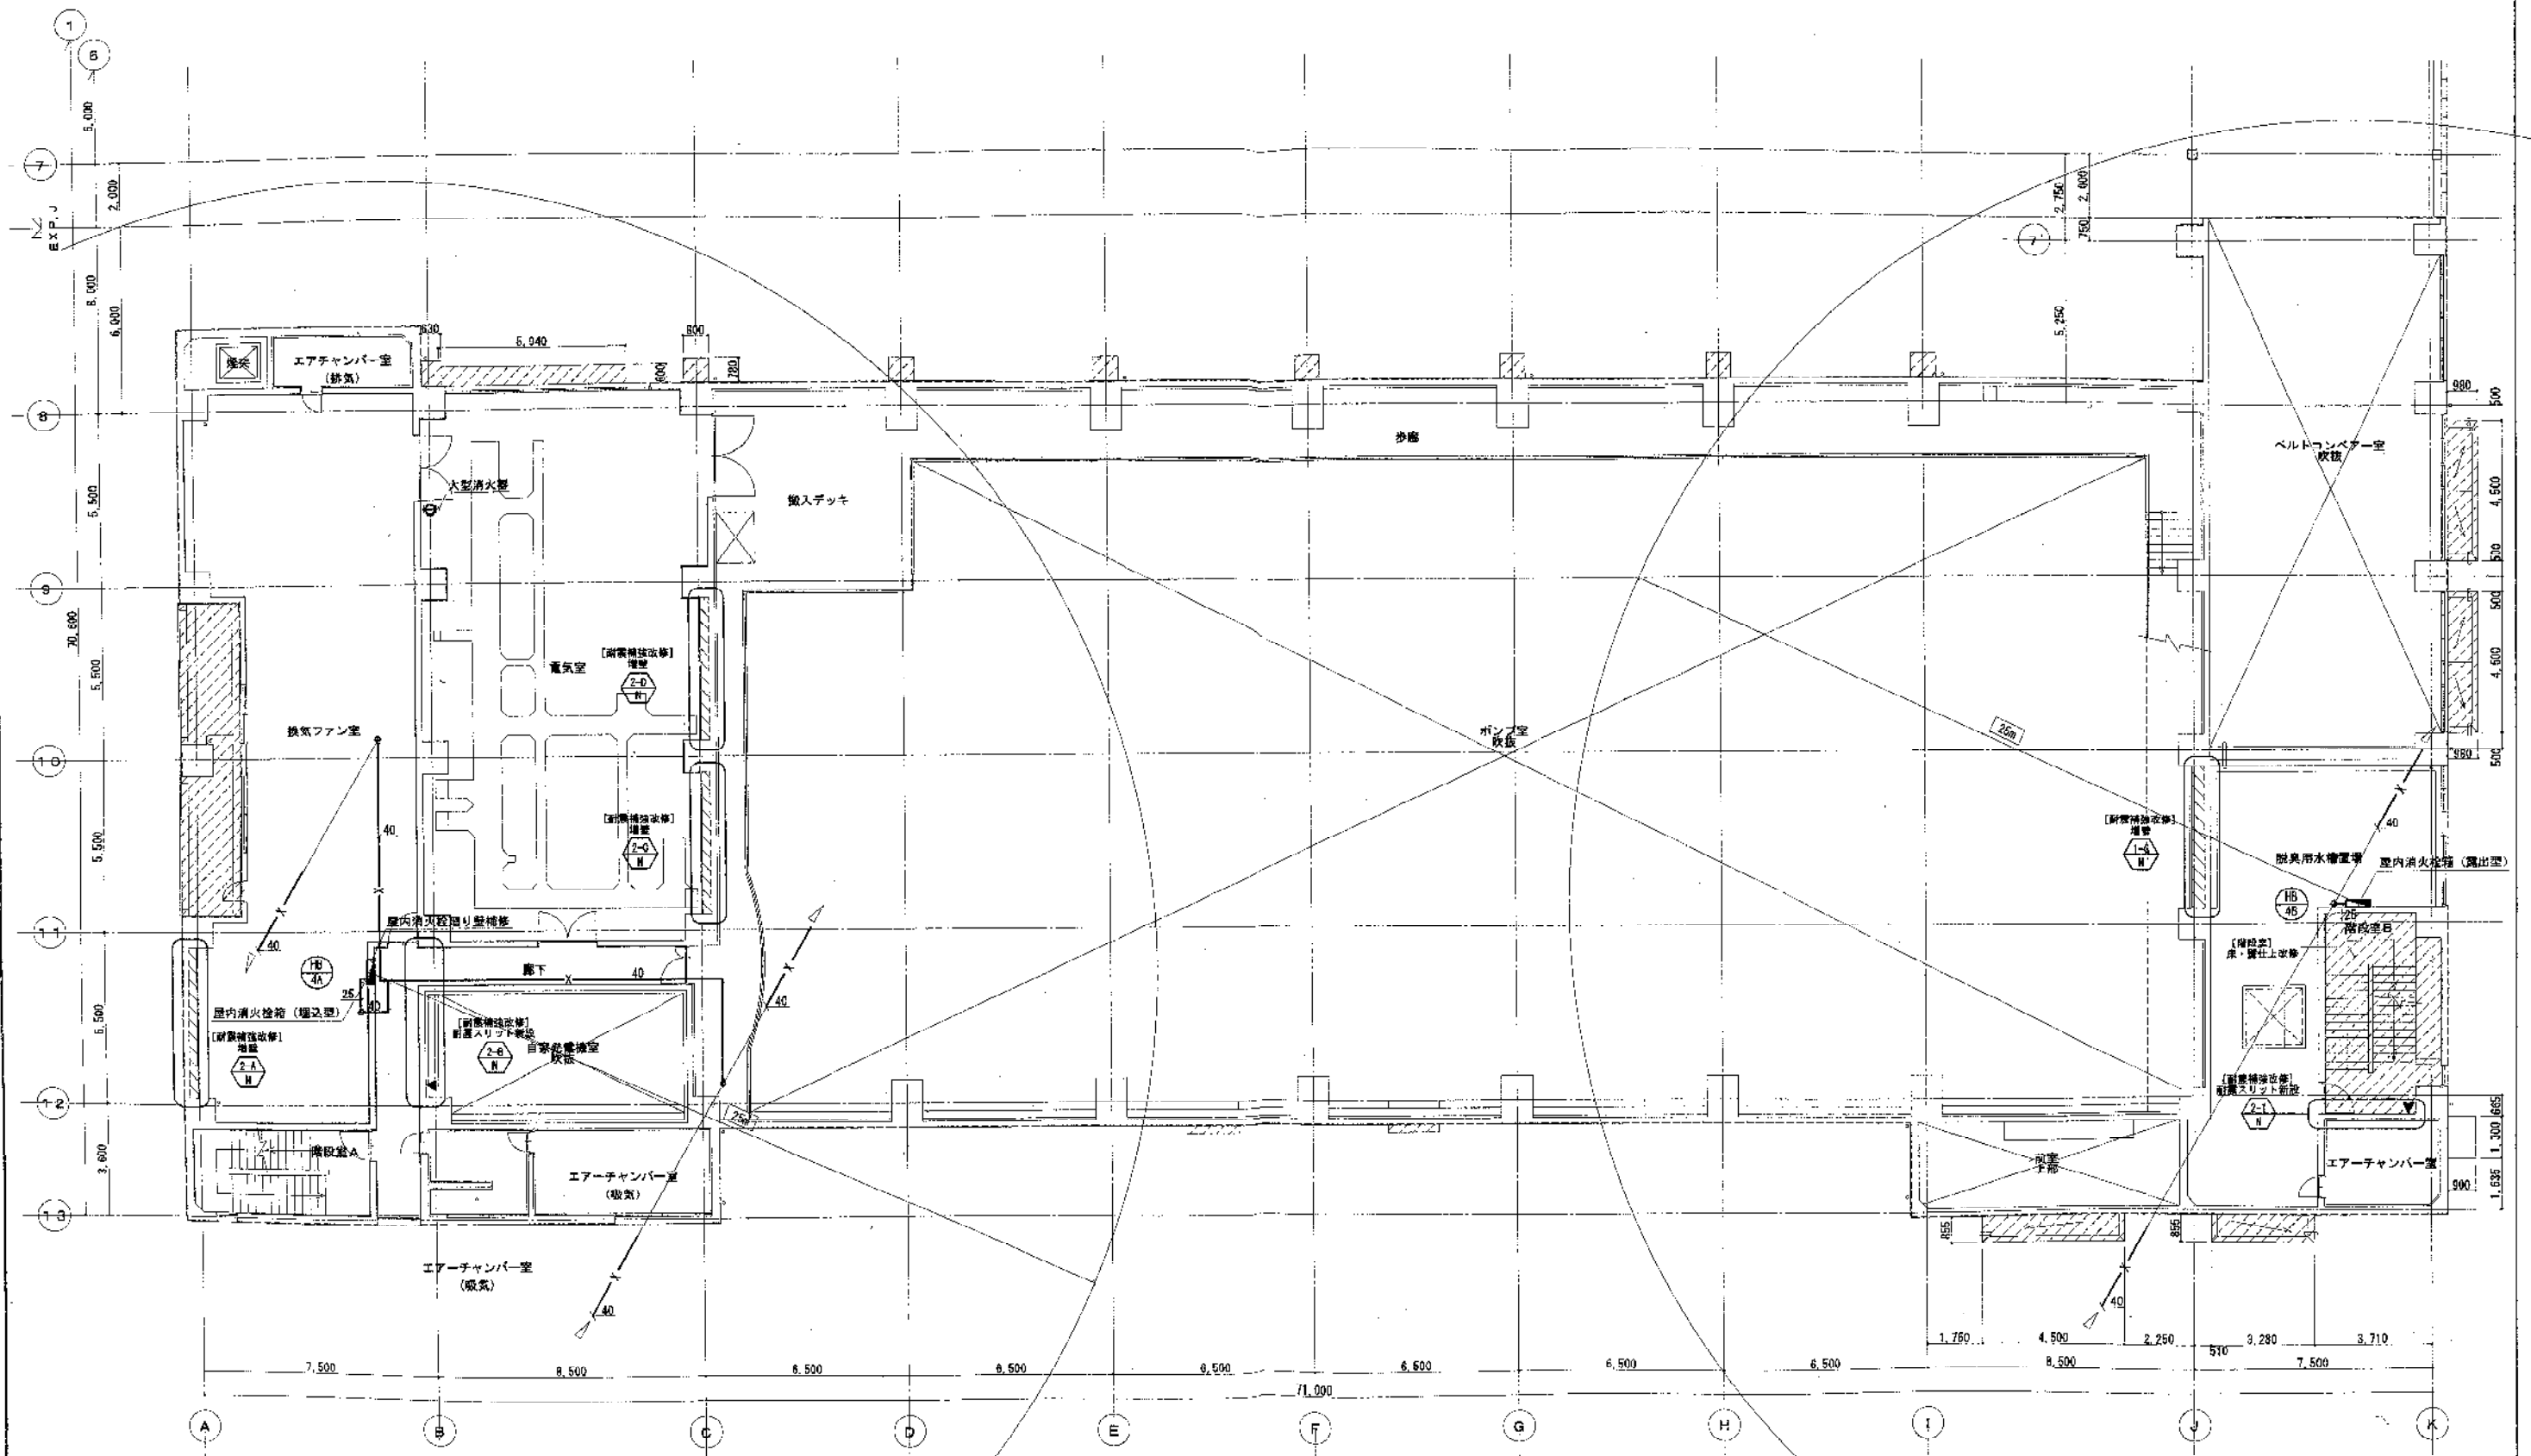

2樓 平面圖 1/100

注記： 1) 図中の太線機器、器具、配管は故障又は再取付を示し、細線機器、器具、配管は既設を示す。
2) ② は、大型消火器（ABC粉末）を示す。（備品）

工 事 名	岡東ポンプ場建設工事		
施 設 名	岡東浄化センター		
図面名称	ポンプ棟 改修後 消火設備 2階平面図(改修後)縮尺 1/100		
検収年月	平成30年 6月	図面種別コード	Z305
設計管理	日本下水道事業団	業務委託番号	0-02-1876-J-01
受託業者	株式会社日水コン	図面番号	AM-17