


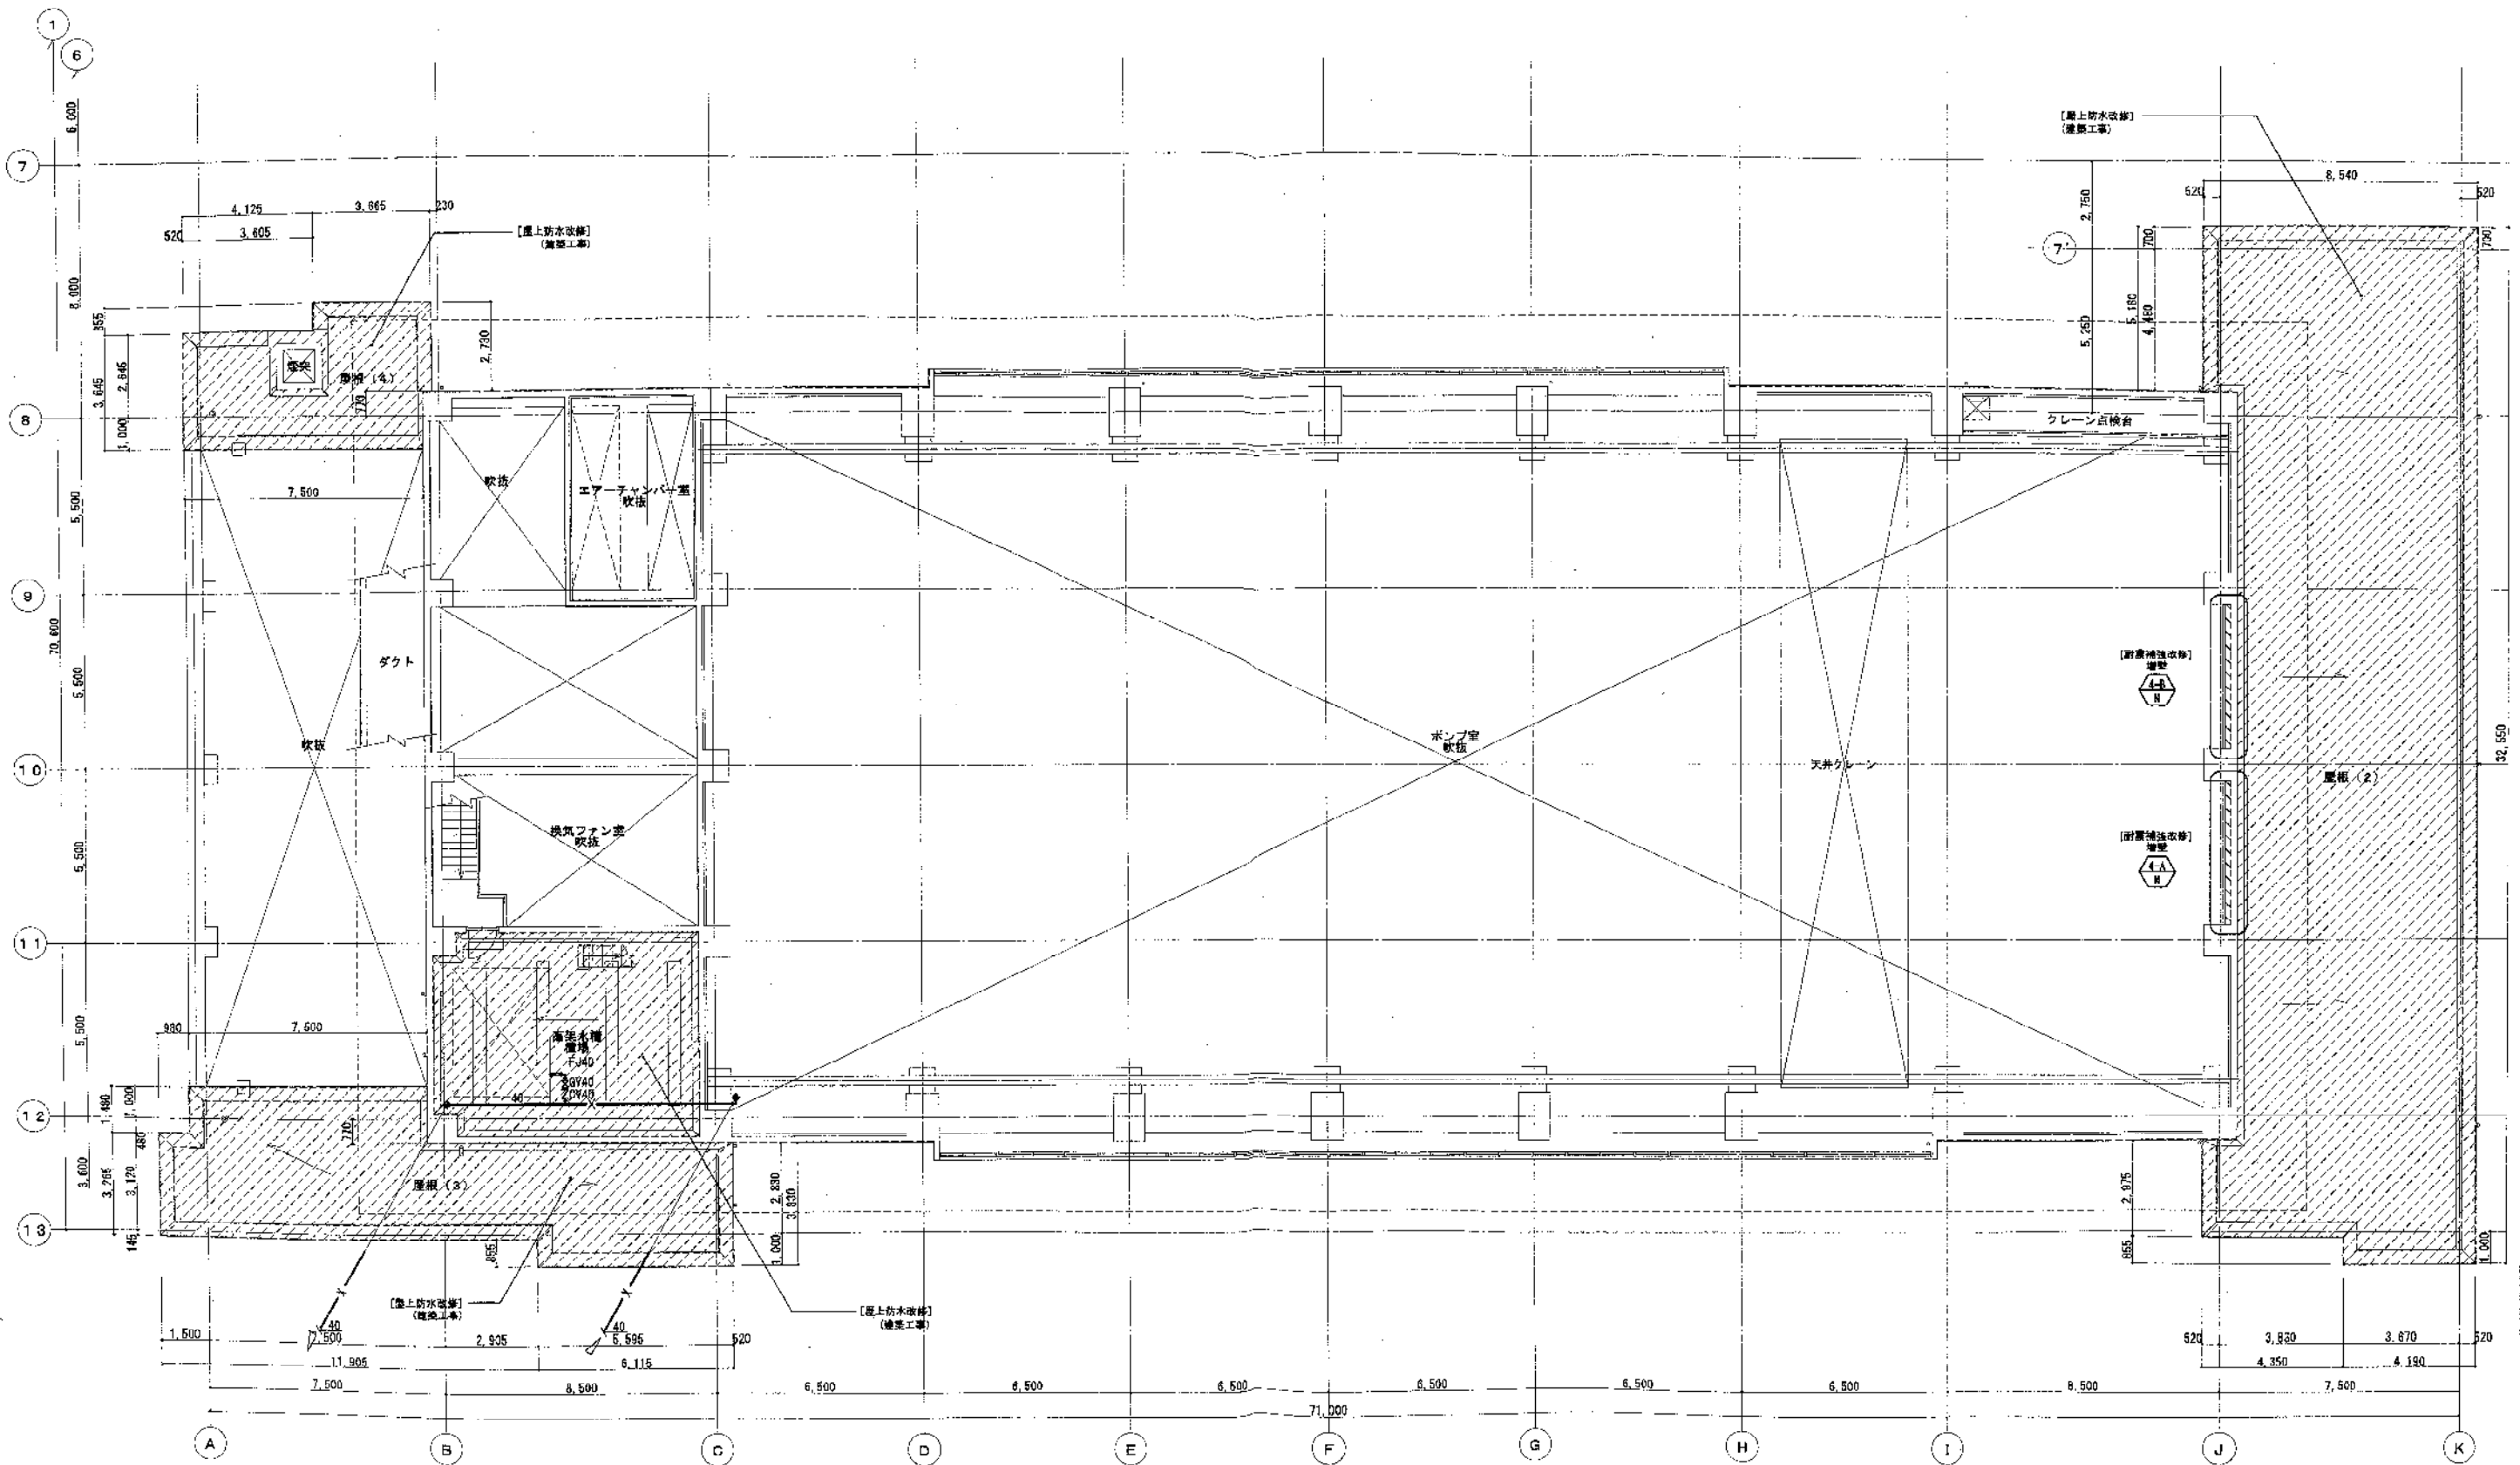


4階 平面図 1/100

注記：1) 図中の太線機器・器具・配管は改修又は再取付を示し、細線機器・器具・配管は既設を示す。

- 凡例
- 耐震補強箇所の部分詳細図番号を示す。(建築工事)
 - RC躯体新設範囲を示す。(建築工事)
 - 仕上改修対象箇所を示す。(建築工事)





工事名	岡東ポンプ場建設工事		
施設名	岡東浄化センター		
図面名称	ポンプ棟 改修後 消火設備 4階平面図(改修後)	縮尺	1/100
検収年月	平成30年 6月	図面種別コード	Z305
設計管理	日本下水道事業団	業務委託番号	0-02-1876-J-01
受託業者	株式会社日水コン	図面番号	AM-19

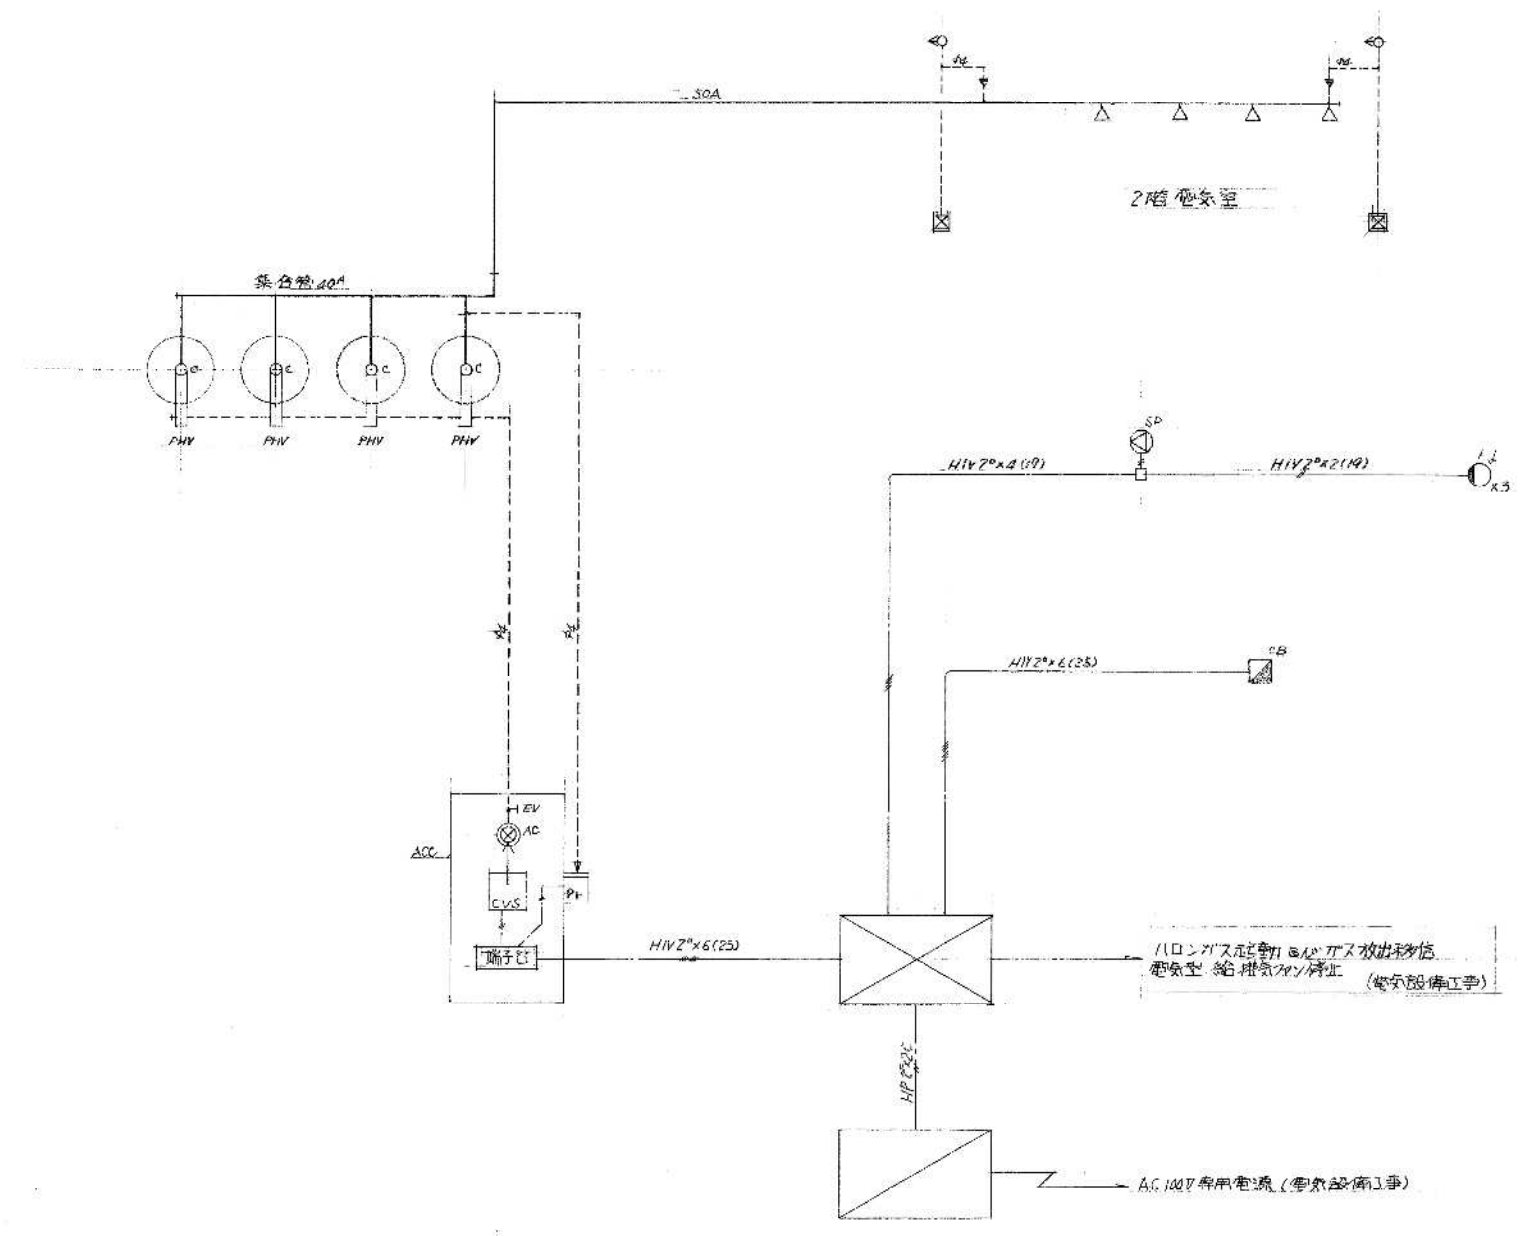

ハロン配管配線系統図

記号	名 称	備 考
C	60 ³ /68 ³ ハロン1301貯蔵容器	H-68LL-60
PHV	PH型開放弁	HVN-70
C.V.S	制御弁ソレノイド	CS-24T
P.T.	圧力スイッチ	RP79型
ACC	起動用ガス配管	HCB-10P
AC	起動用ガス配管 (CO ₂ 0.6kg/1L)	C-1S
EV	リリフ弁	
SP	スプレッド	NA-10CM型
L ₁	ハロン充満表示灯	MSF-791型
CB	操作箱	CB-A181型
△	ハロン制御盤 (省スペース型)	CP22型
▽	電源基盤 (10AH)	24B-27A-R10型
▽	不還弁	4S-B型
▽	検出弁箱	STB-2型
▽	ヒストリリーザ (自動復帰)	
△	噴射ヘッド	HPS-25A
—	金剛鋼	SC40
---	金剛鋼	Φ6
---	管 路	

工事名称	関東浄化センターポンプ選送機機械設備工事		
図内名称	ハロン配管配線系統図		
縮 尺	1/50		
御 承 認	 五洋工業(株)		
TEL.0862-41-4555			

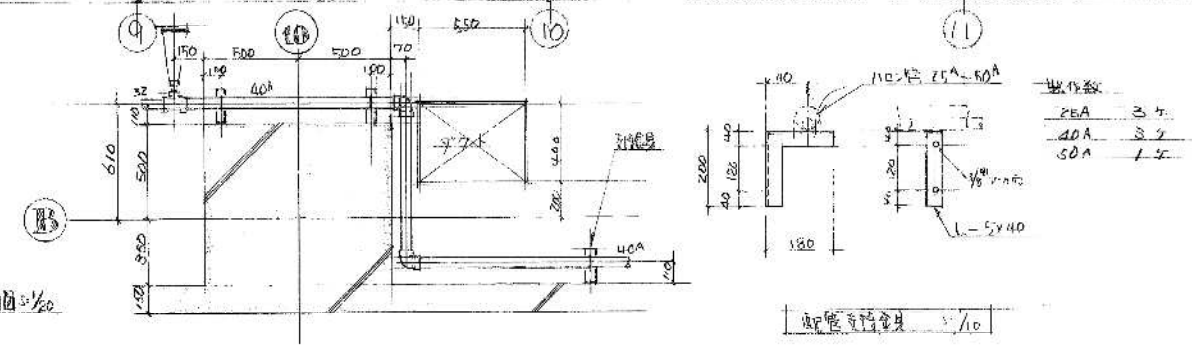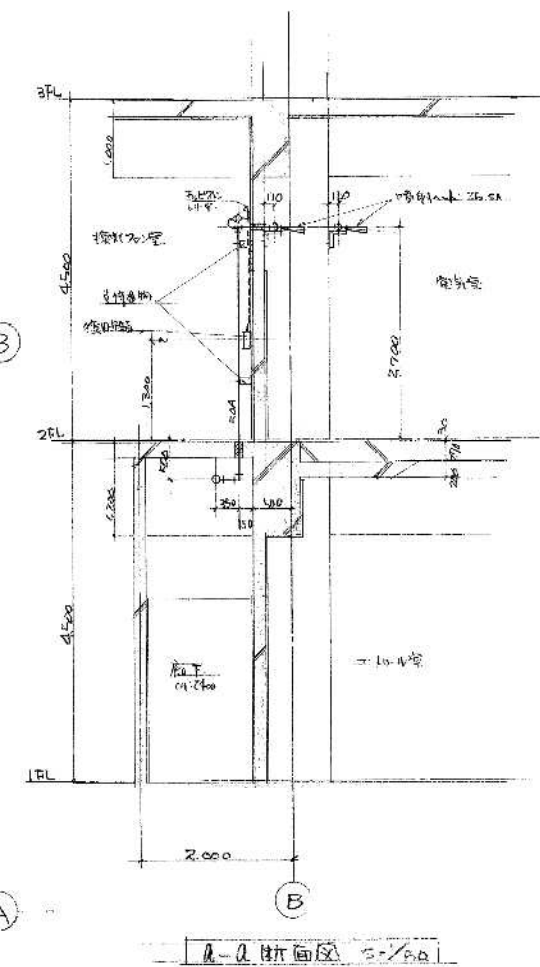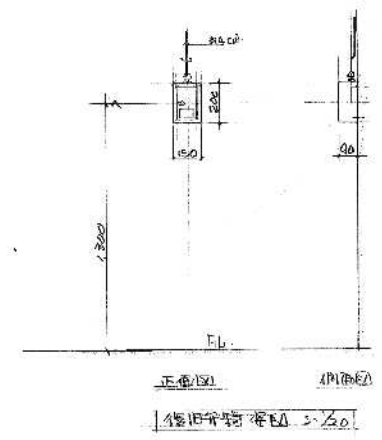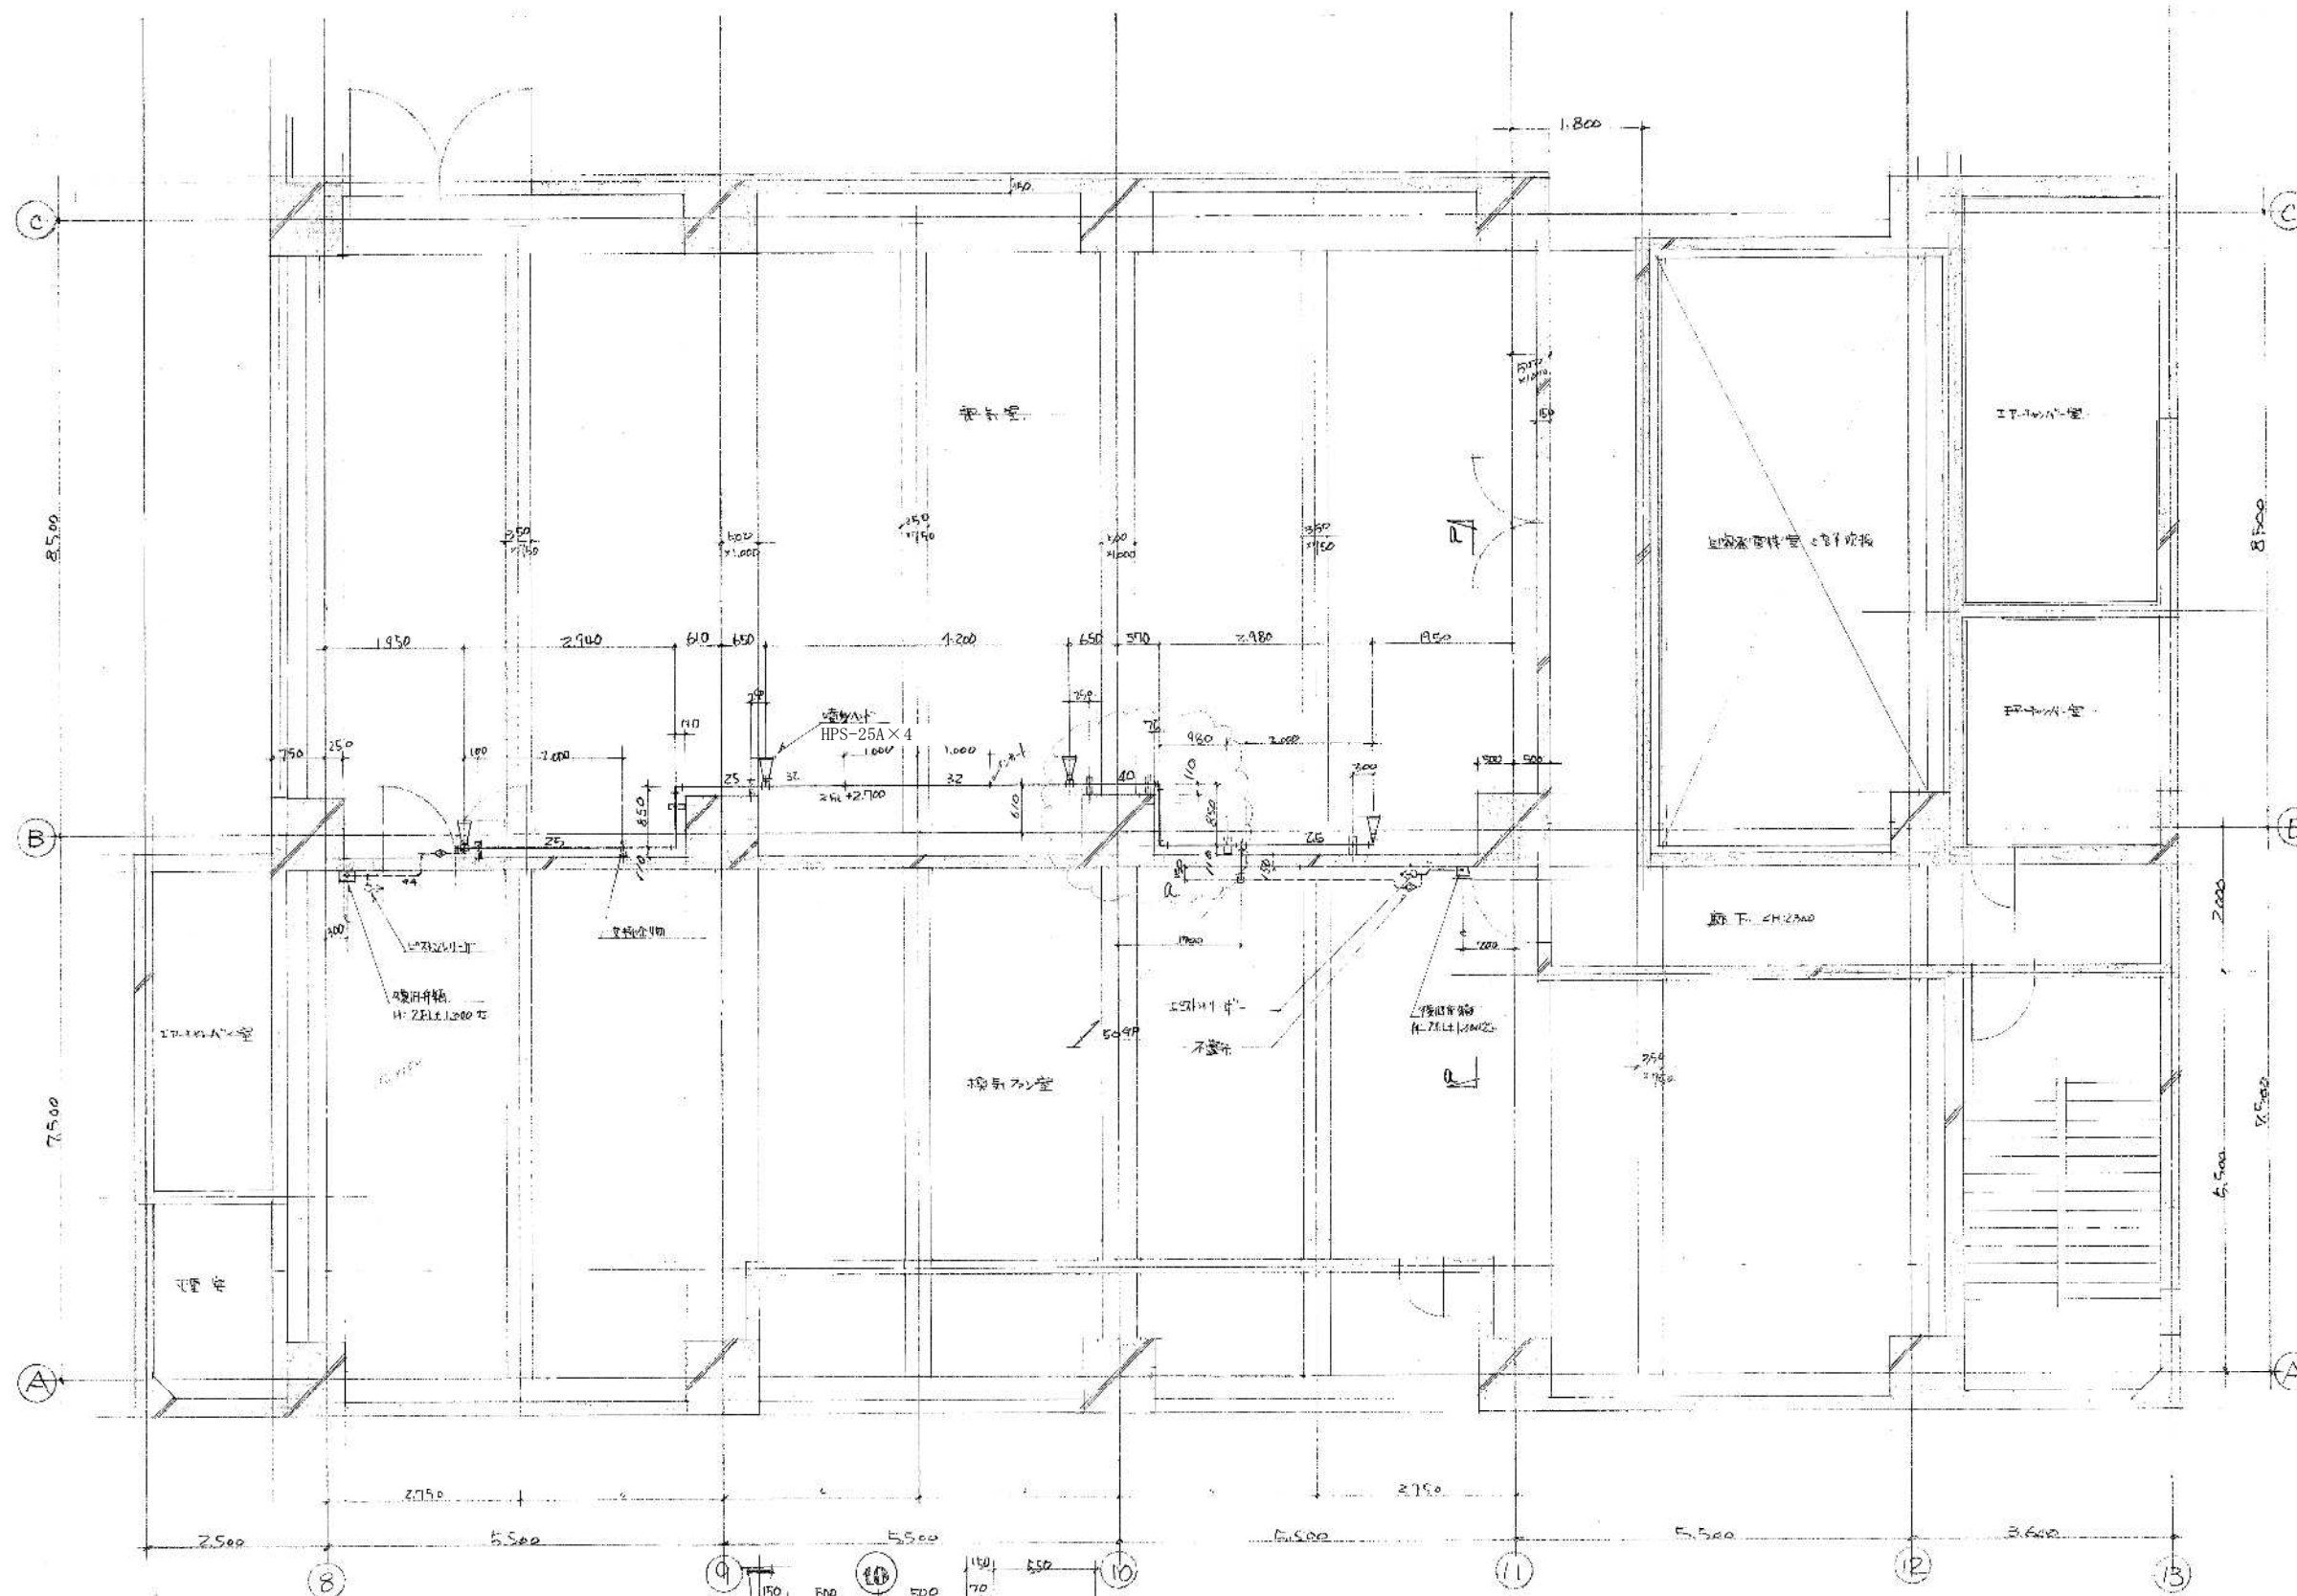

工事名称	調度浄化センターポンプ場建築機械設備工事	五洋工業(株)
図面名称	2階電気配線図	TEL0882-41-4655
縮尺	1/50	
御承認		