




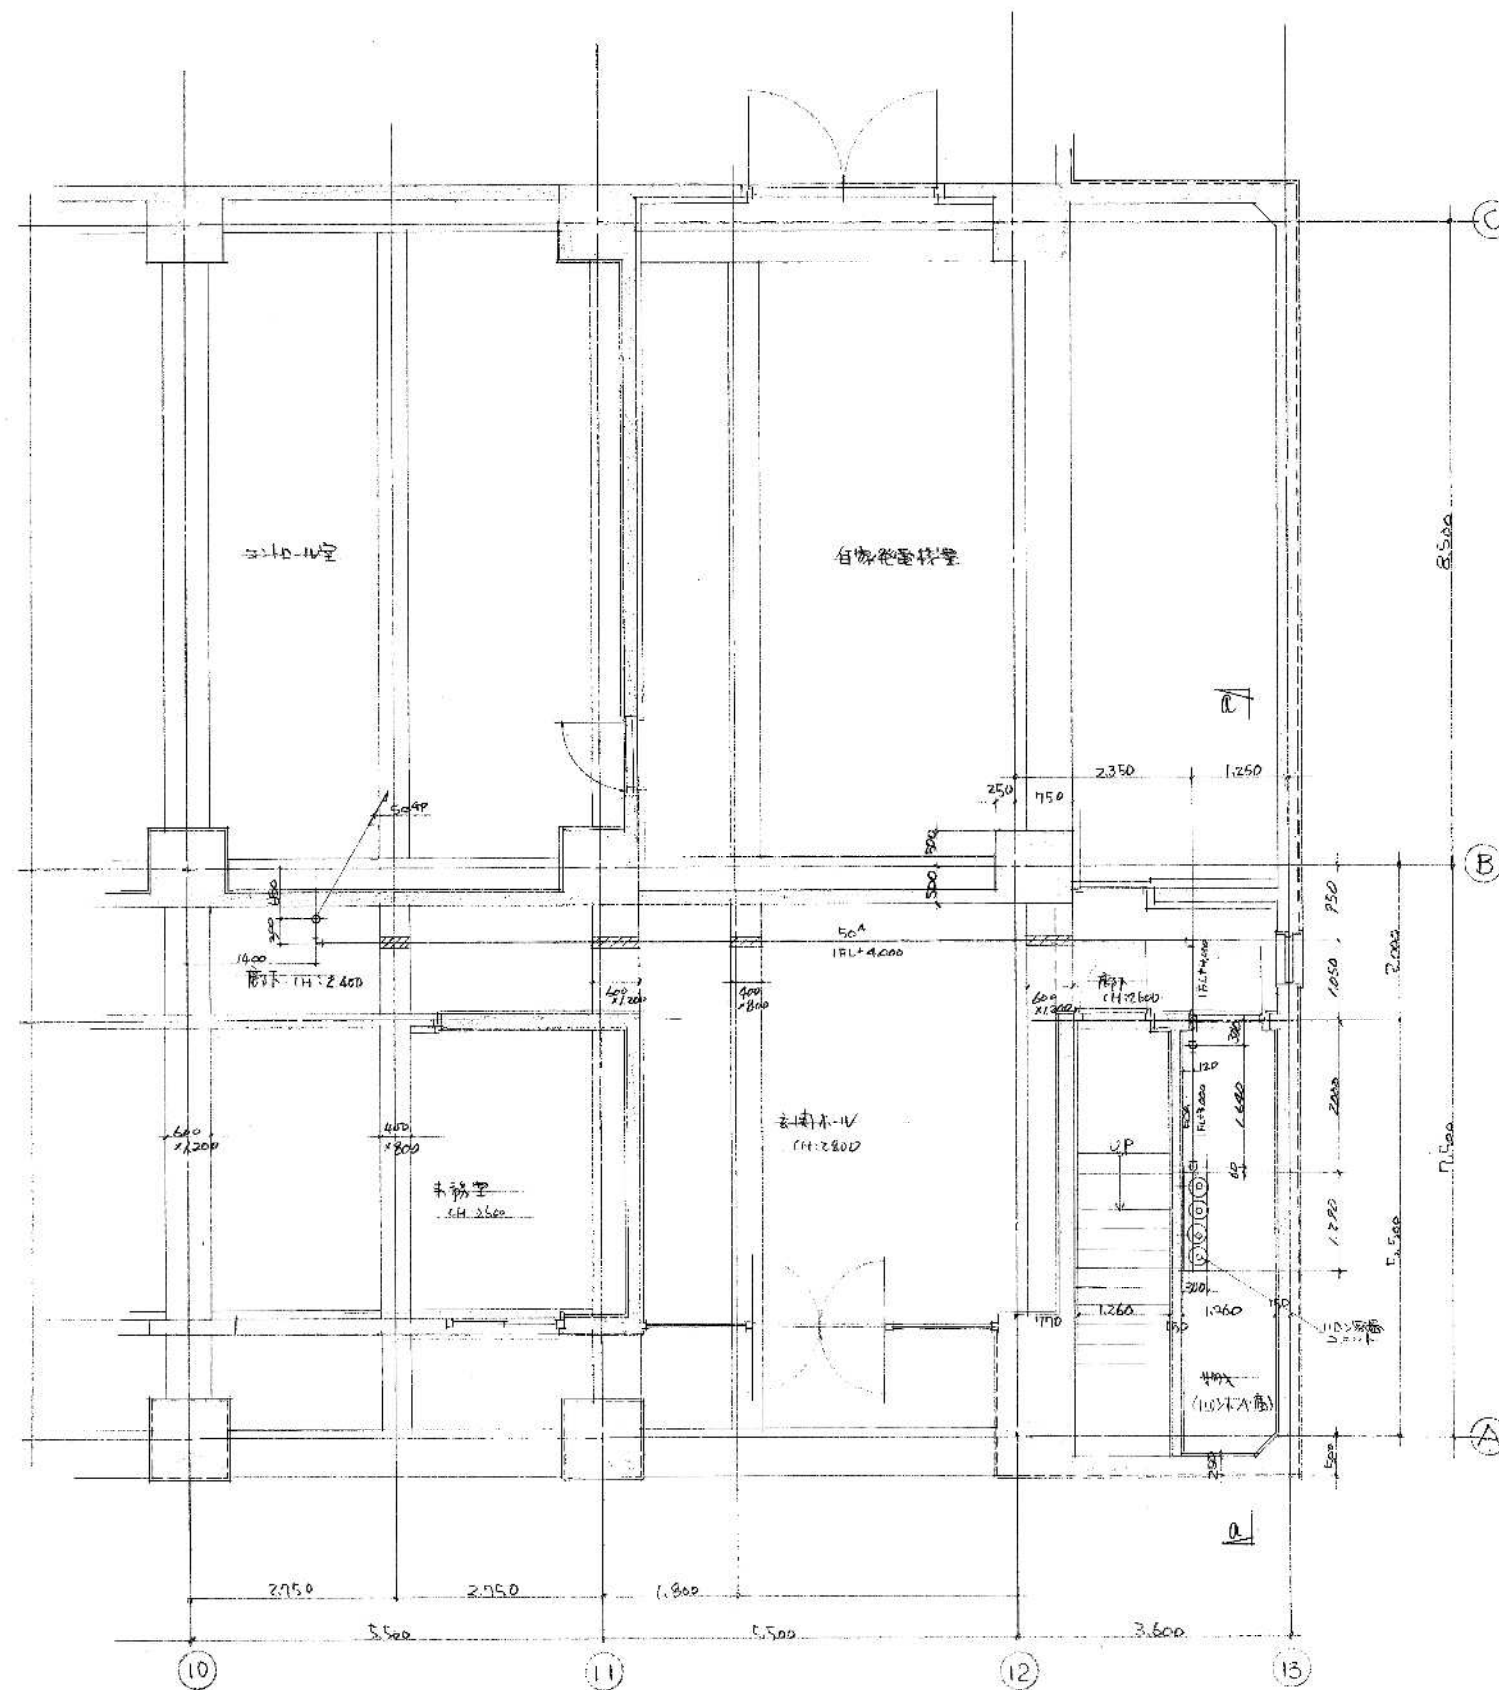


1階平面図 1/50

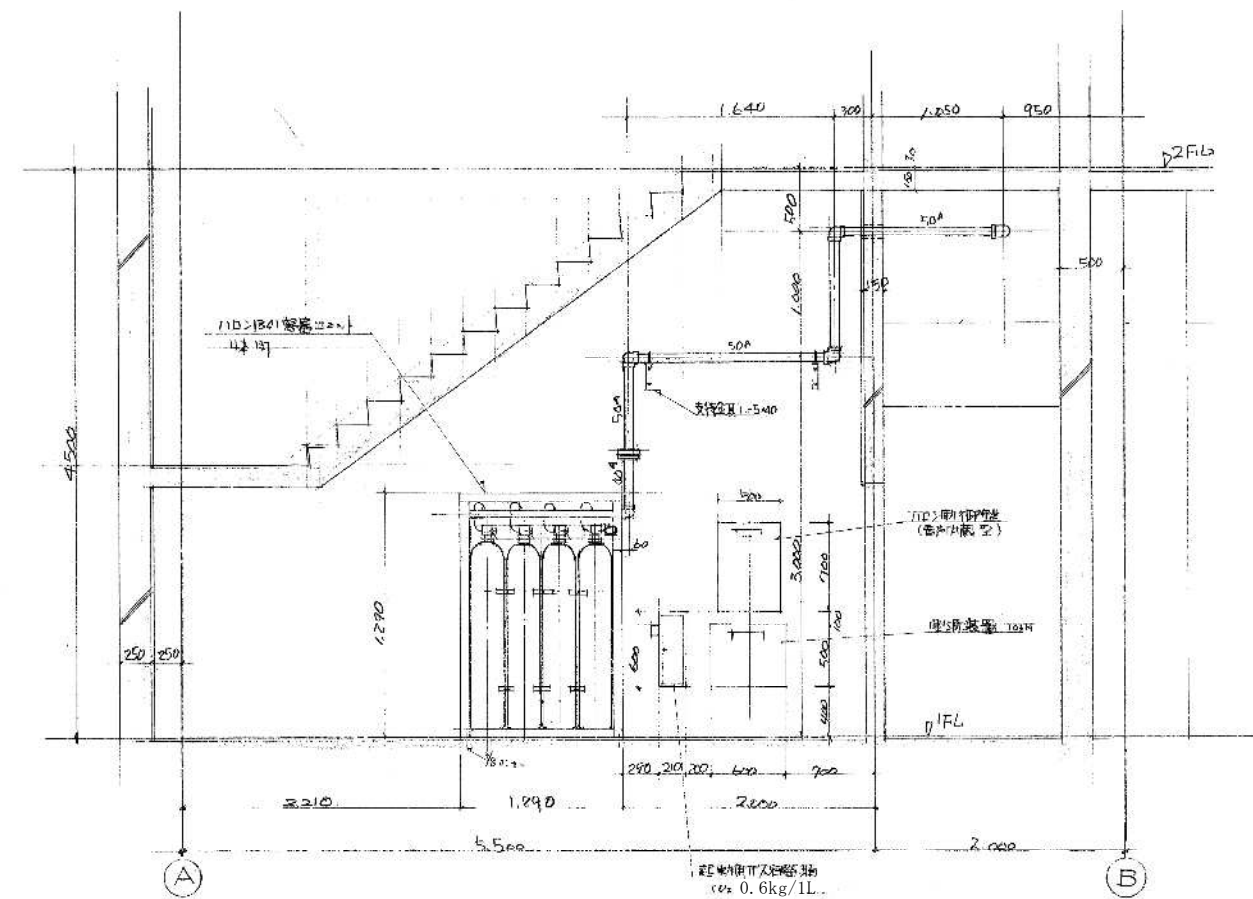


1-1 断面図 1/50


工事名称	岡東浄化センターポンプ場機械設備工事			五洋工業(株)
図面名称	1階ポンプ室配管工事			
縮尺	1/50	1/50		
御承認			37	
				TEL.0862-41-4655

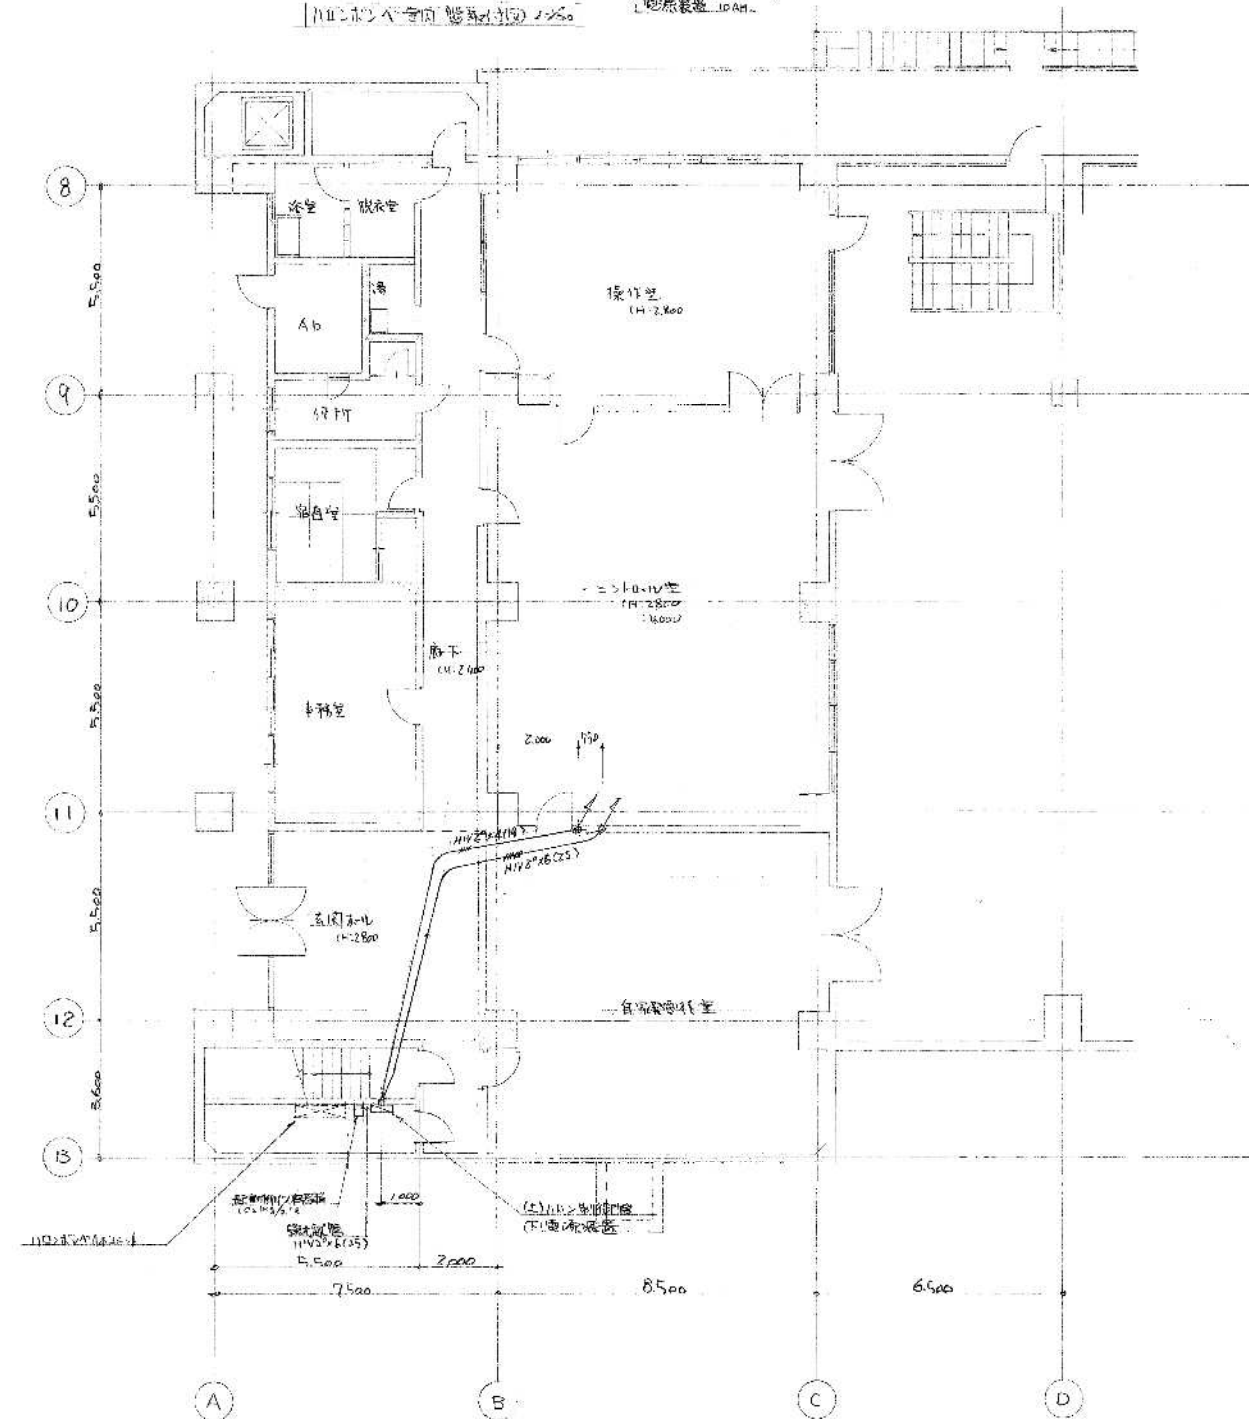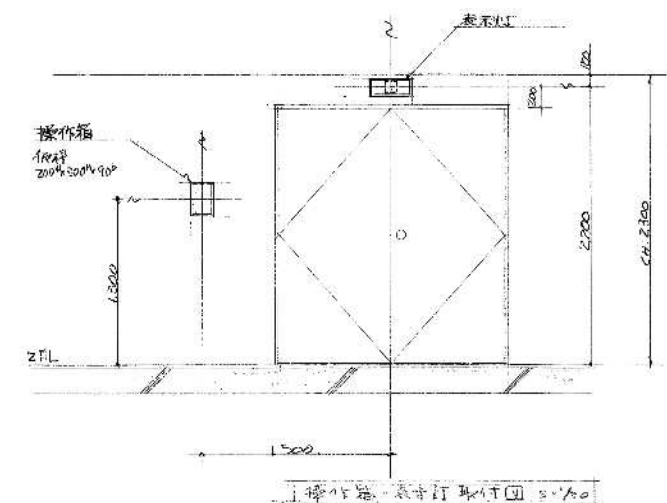


1階平面図 5/100

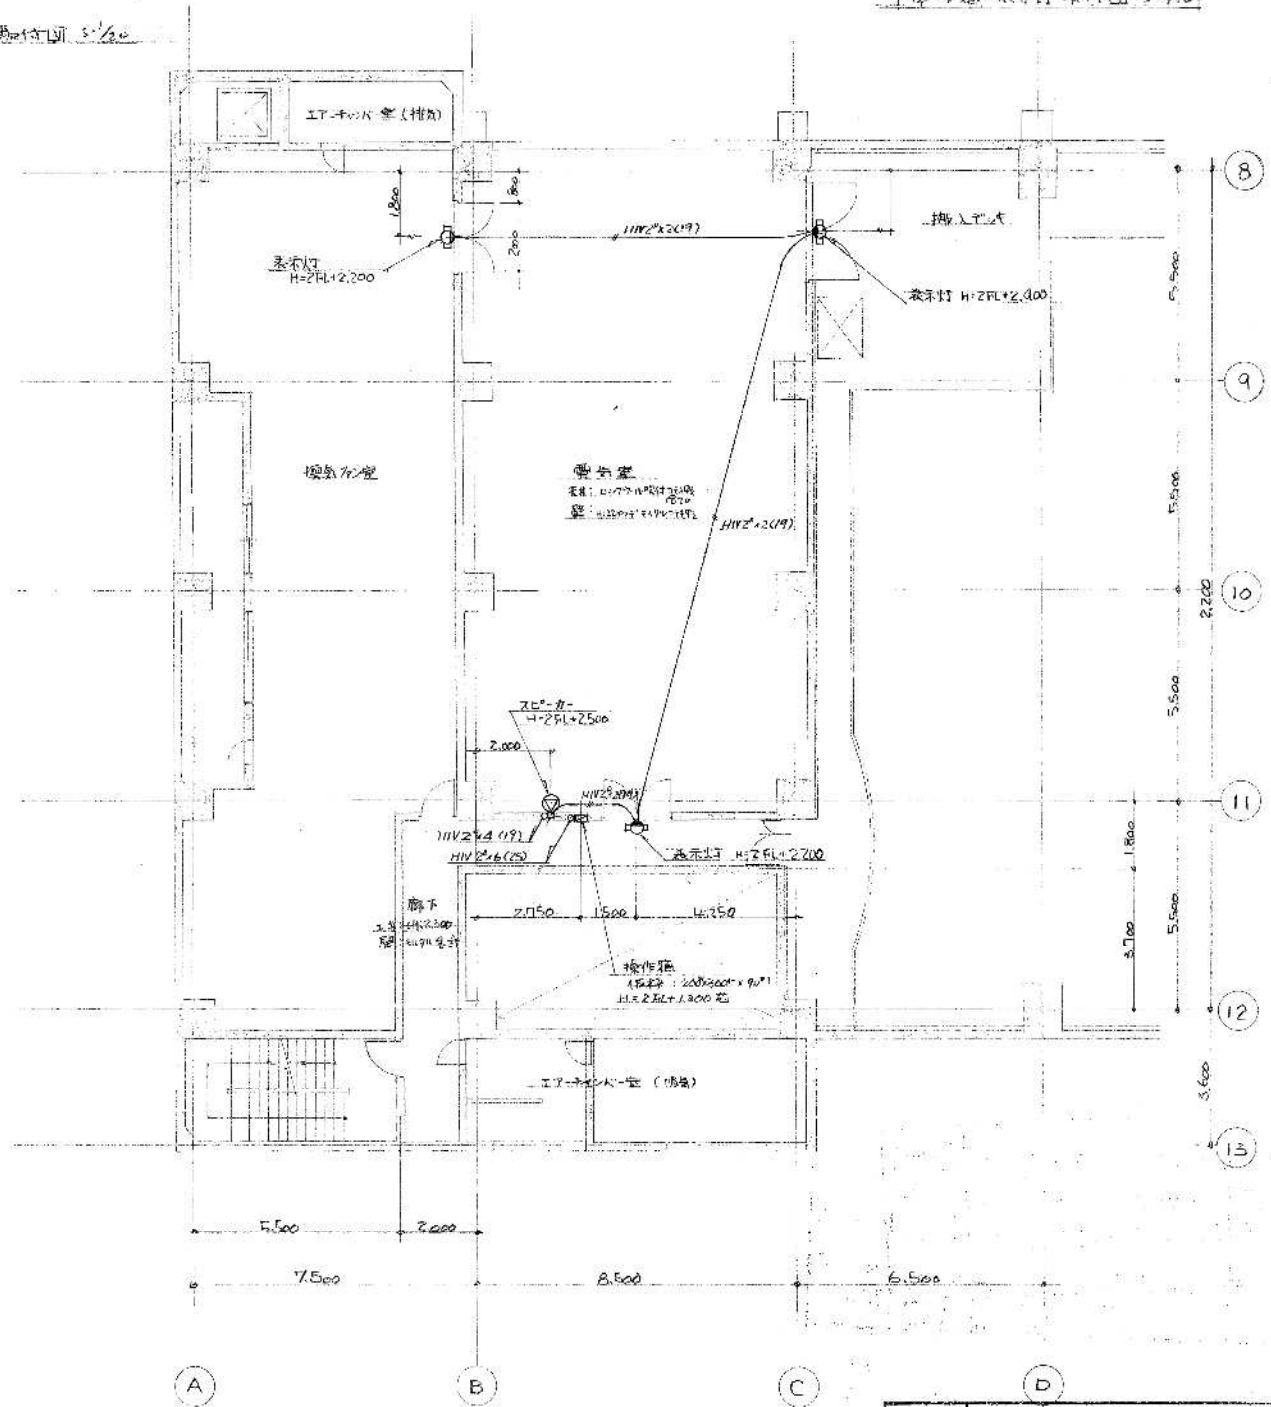
$$2 \text{ 倍} \frac{2}{3} \text{ (四)} \frac{1}{2} \text{ } 5 = \frac{1}{100}$$


工事名称	岡東浄化センターポンプ場建築機械設備工事			五洋工業(株)
図面名称	1-2 7段ポンプ1501電路配線施工図			
縮 尺	1/500	1/400	1/300	TEL.0862-41-4655
御 承 認				

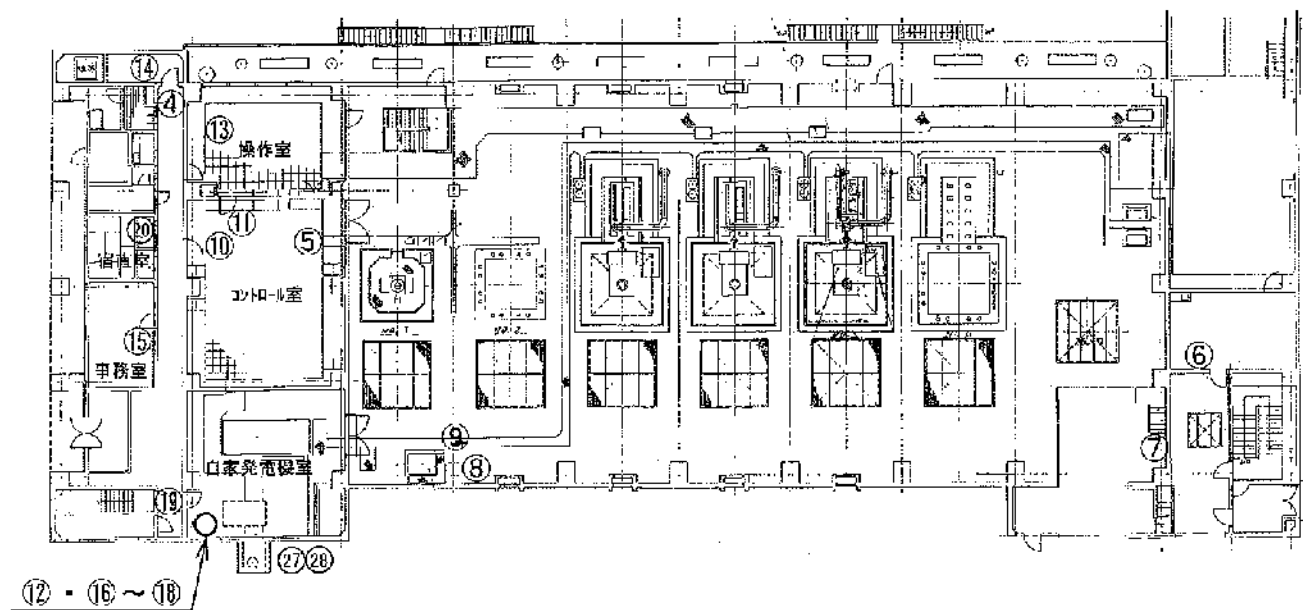


1F

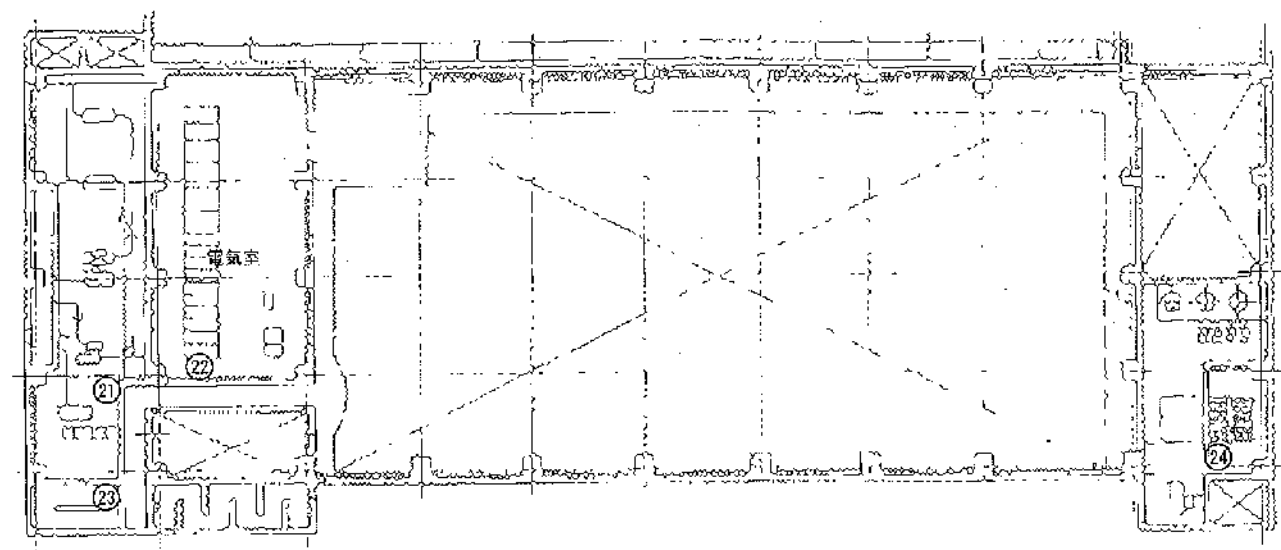


2F

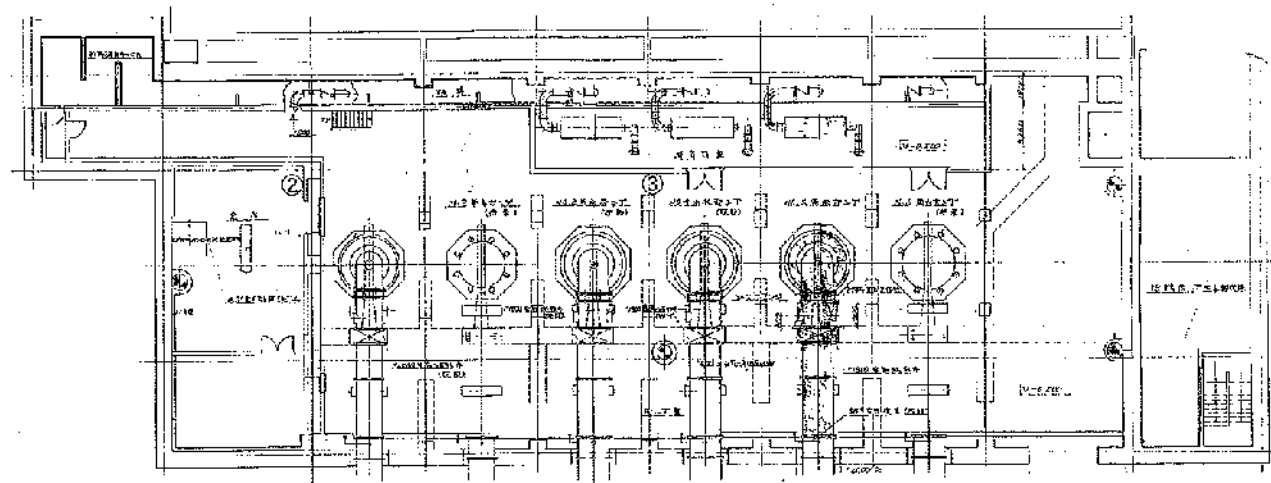

B1F

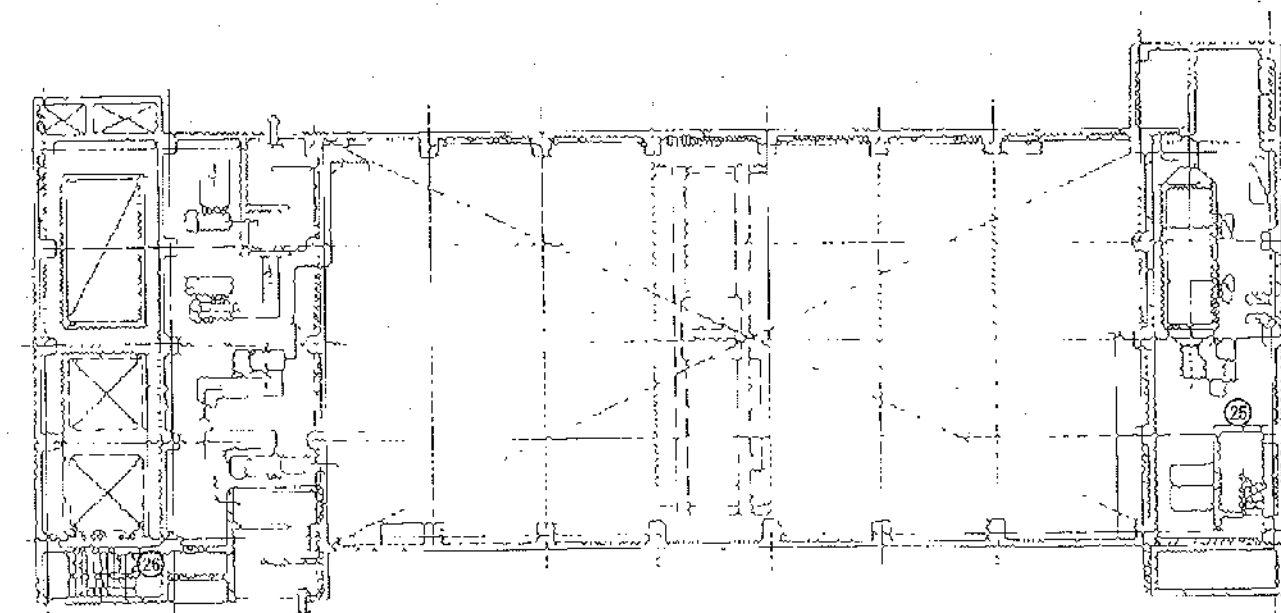

3F

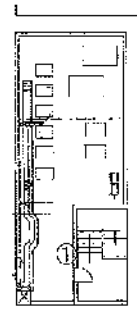

B2F