



記号	名称	備 考
①	排水口	排水口
②	排水口	排水口
③	排水口	排水口
④	排水口	排水口
⑤	排水口	排水口
⑥	排水口	排水口
⑦	排水口	排水口
⑧	排水口	排水口
⑨	排水口	排水口
⑩	排水口	排水口
⑪	排水口	排水口
⑫	排水口	排水口
⑬	排水口	排水口
⑭	排水口	排水口
⑮	排水口	排水口
⑯	排水口	排水口
⑰	排水口	排水口
⑱	排水口	排水口
⑲	排水口	排水口
⑳	排水口	排水口
㉑	排水口	排水口
㉒	排水口	排水口
㉓	排水口	排水口
㉔	排水口	排水口
㉕	排水口	排水口
㉖	排水口	排水口
㉗	排水口	排水口
㉘	排水口	排水口
㉙	排水口	排水口
㉚	排水口	排水口
㉛	排水口	排水口
㉜	排水口	排水口
㉝	排水口	排水口
㉞	排水口	排水口
㉟	排水口	排水口
㊱	排水口	排水口
㊲	排水口	排水口
㊳	排水口	排水口
㊴	排水口	排水口
㊵	排水口	排水口
㊶	排水口	排水口
㊷	排水口	排水口
㊸	排水口	排水口
㊹	排水口	排水口
㊺	排水口	排水口
㊻	排水口	排水口
㊼	排水口	排水口
㊽	排水口	排水口
㊾	排水口	排水口
㊿	排水口	排水口

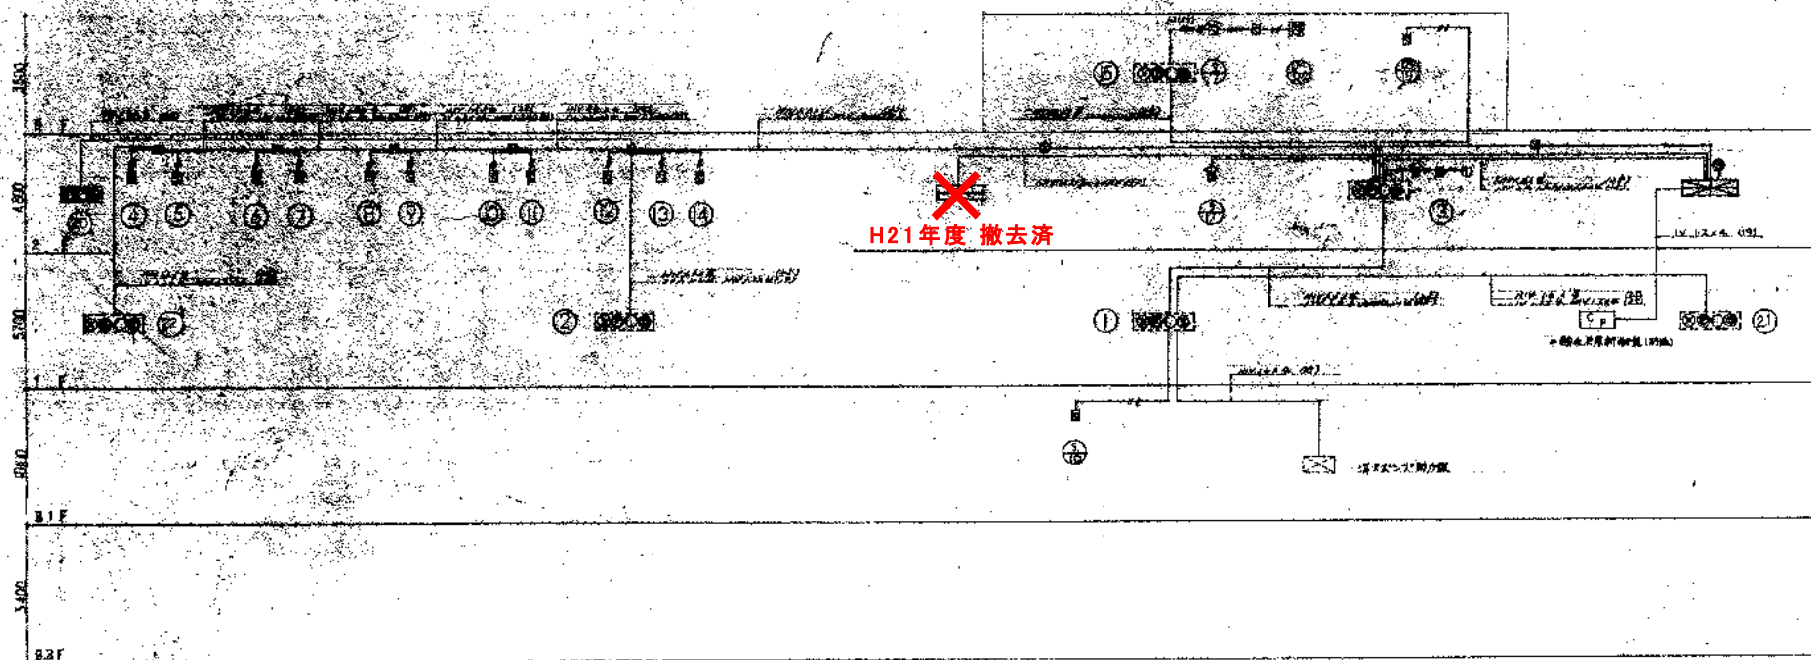


排水計画図

図名	排水計画図
図号	排水計画図
図尺	排水計画図
図式	排水計画図
図例	排水計画図
図説	排水計画図
図注	排水計画図
図記	排水計画図
図号	排水計画図
図尺	排水計画図
図式	排水計画図
図例	排水計画図
図説	排水計画図
図注	排水計画図
図記	排水計画図

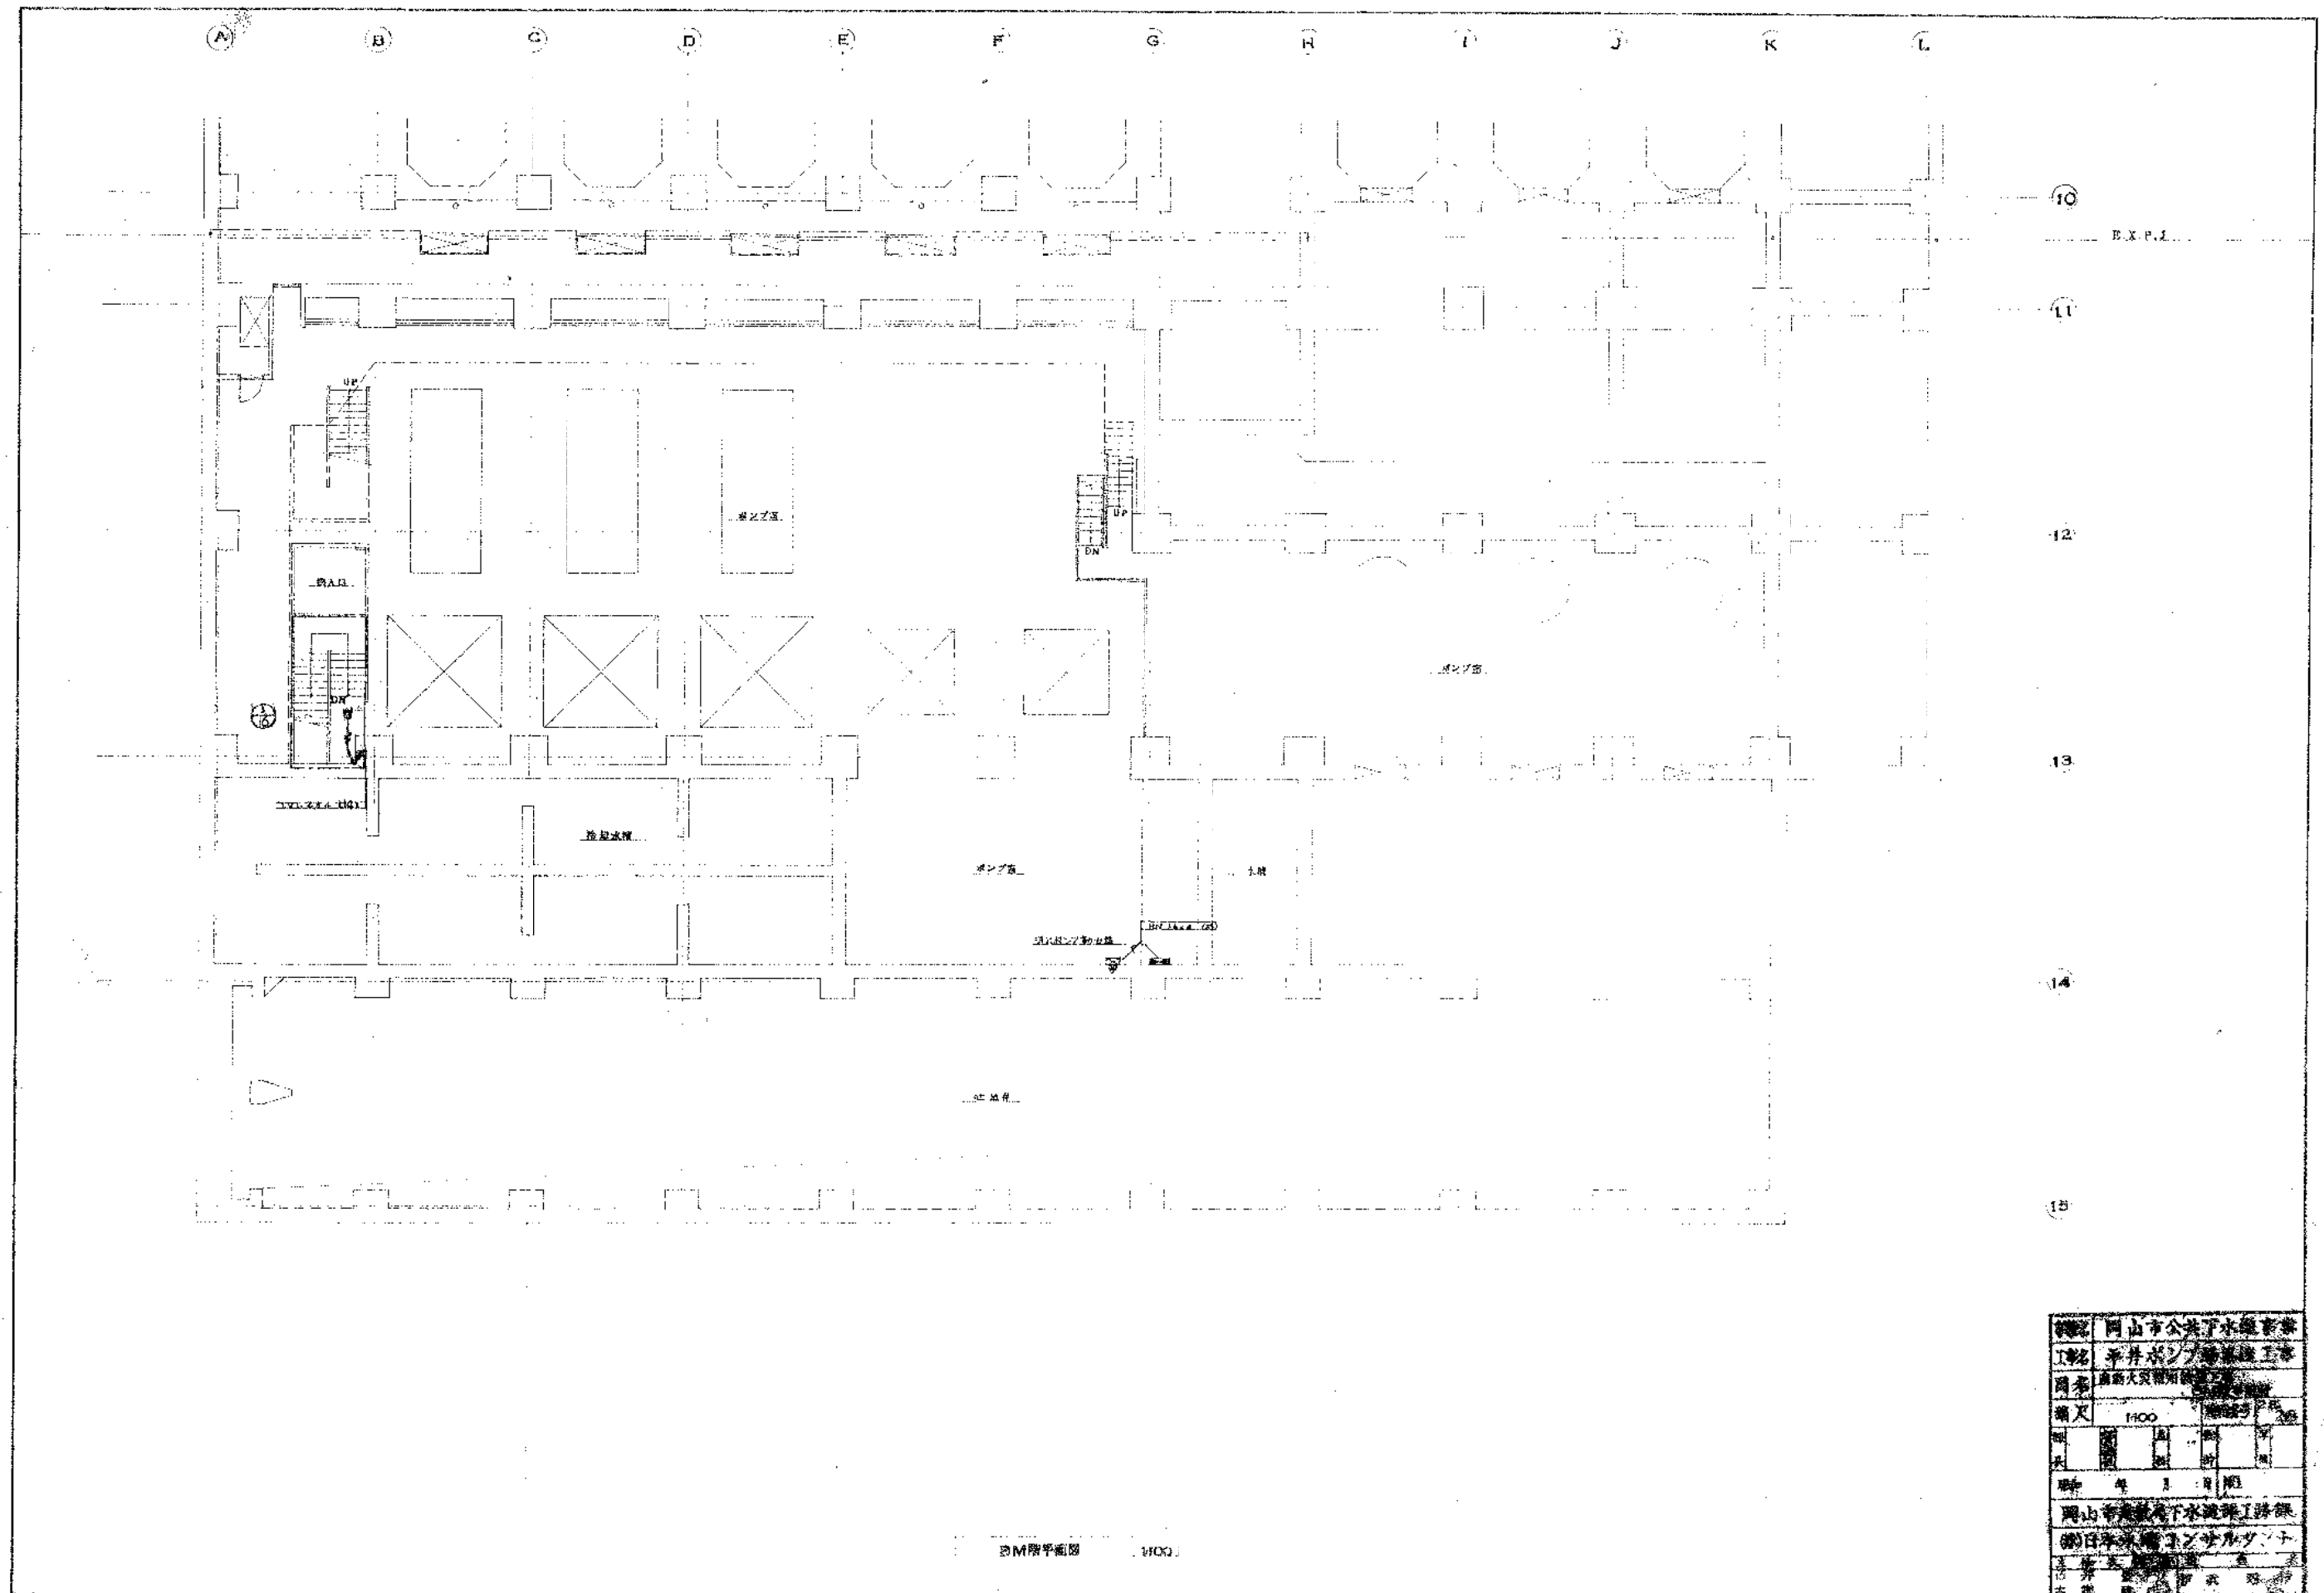

100分の1
200分の1

300分の1
500分の1

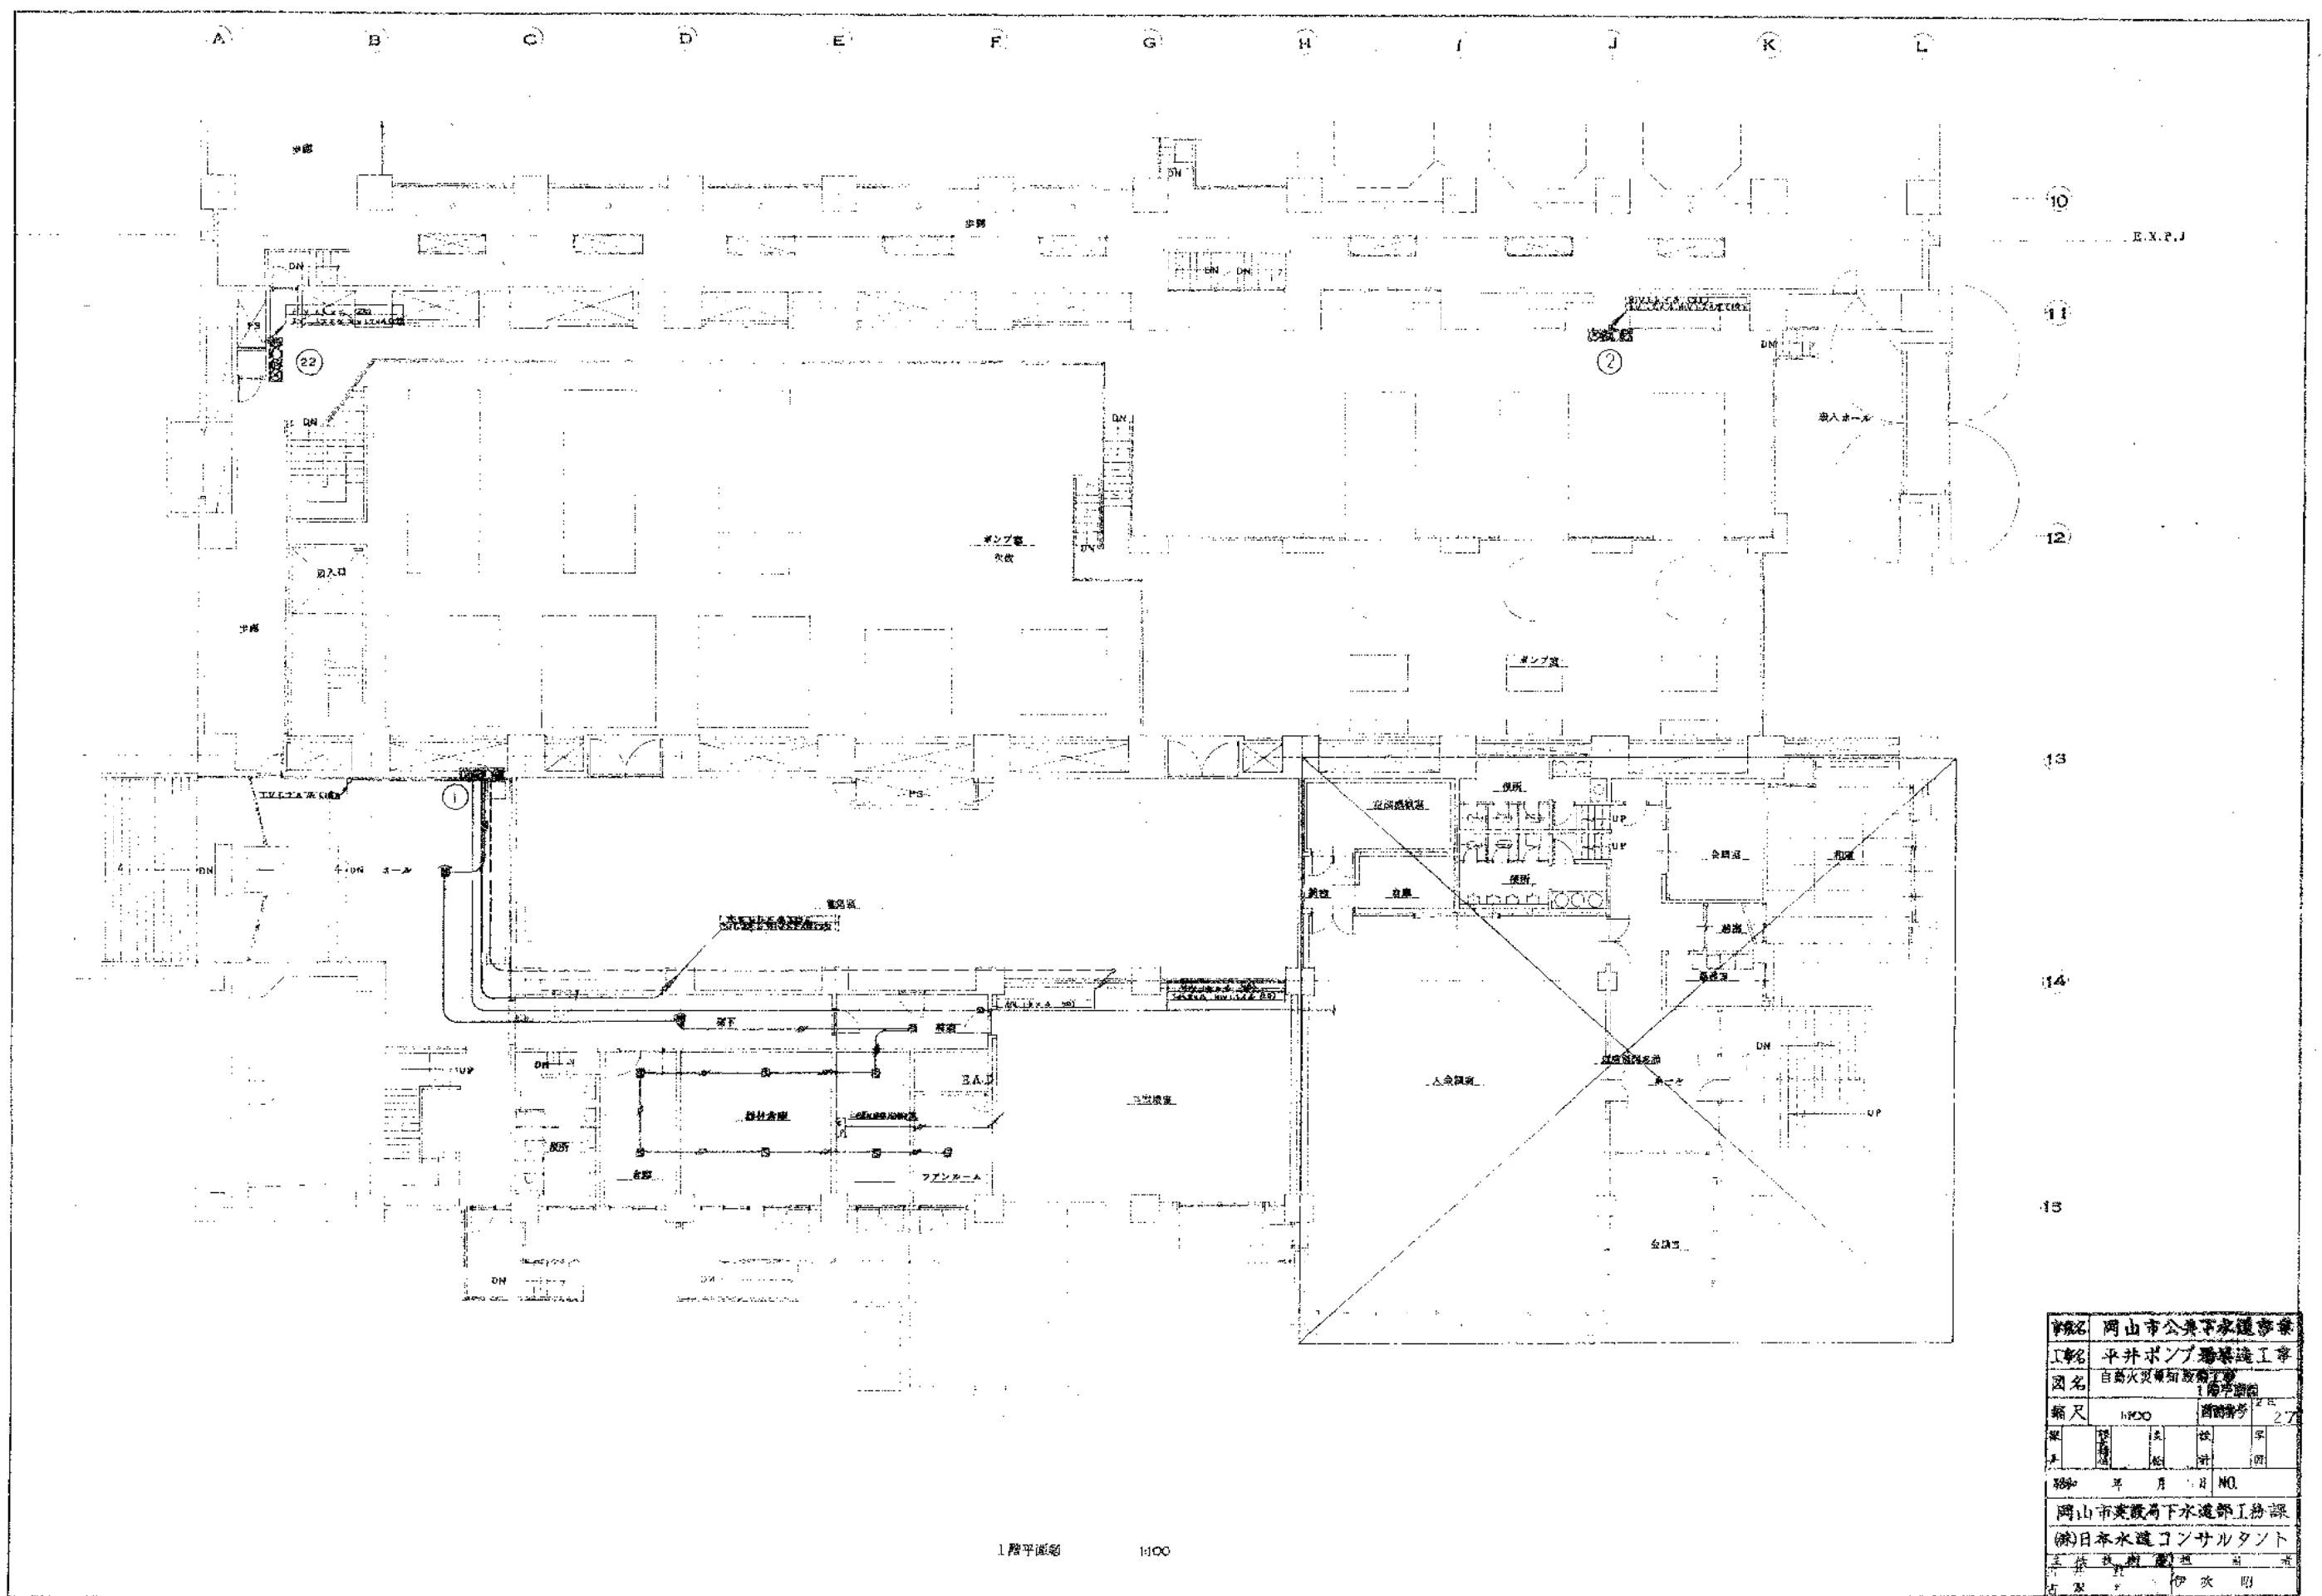

1階平面図 1:1000

図名	岡山市公共下水道事業
工種	平井ポンプ場建設工事
図名	自衛火災警報装置工事
縮尺	1:1000 縮尺番号 27
製	図
検	計
監	監
年	月
日	NO.
岡山市建設局下水道部工務課	
(株)日本水道コンサルタント	
主任技師 伊次郎	
技師 伊次郎	

