



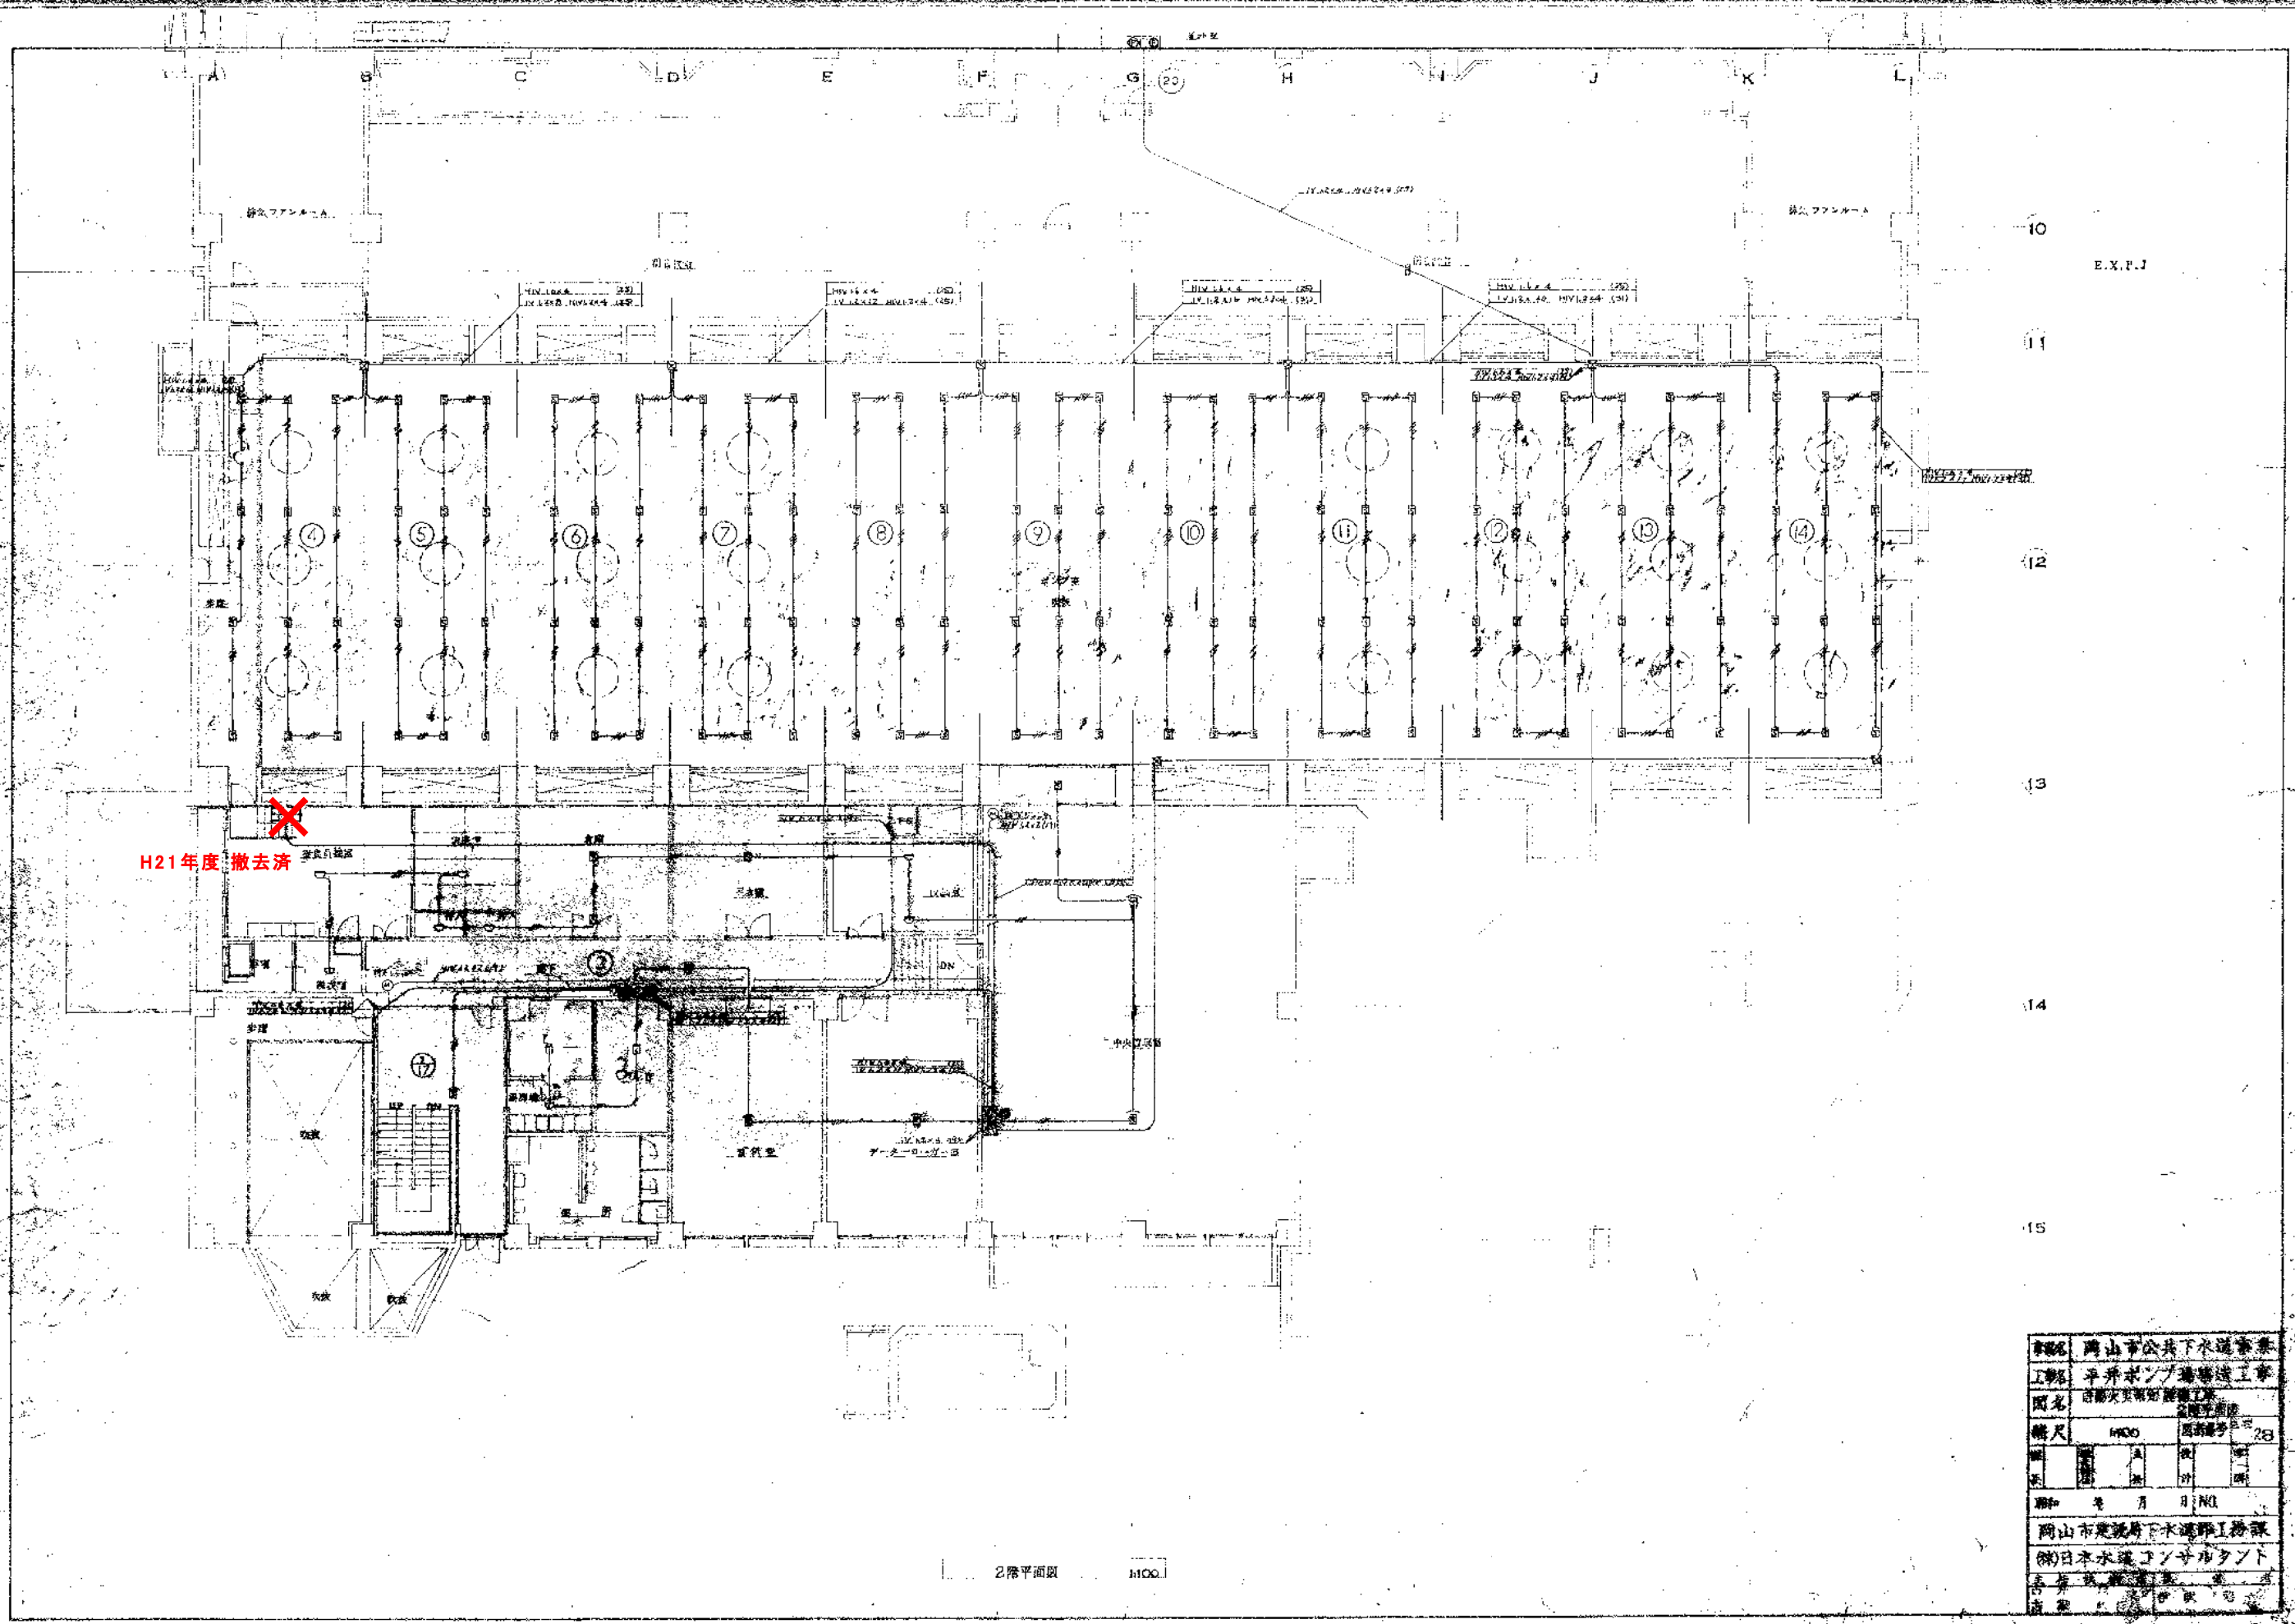




10
E.X.P.J
11
12
13
14
15

2階平面図 1/100

図名	岡山市公共下水道事業
工種	平井ポンプ場増設工事
図名	時節変更設計図
縮尺	1/100
日付	2009年11月28日
設計	岡山市建設局下水道課
監理	(株)日本水道コンサルタント
作成	岡山市建設局下水道課
承認	岡山市建設局下水道課

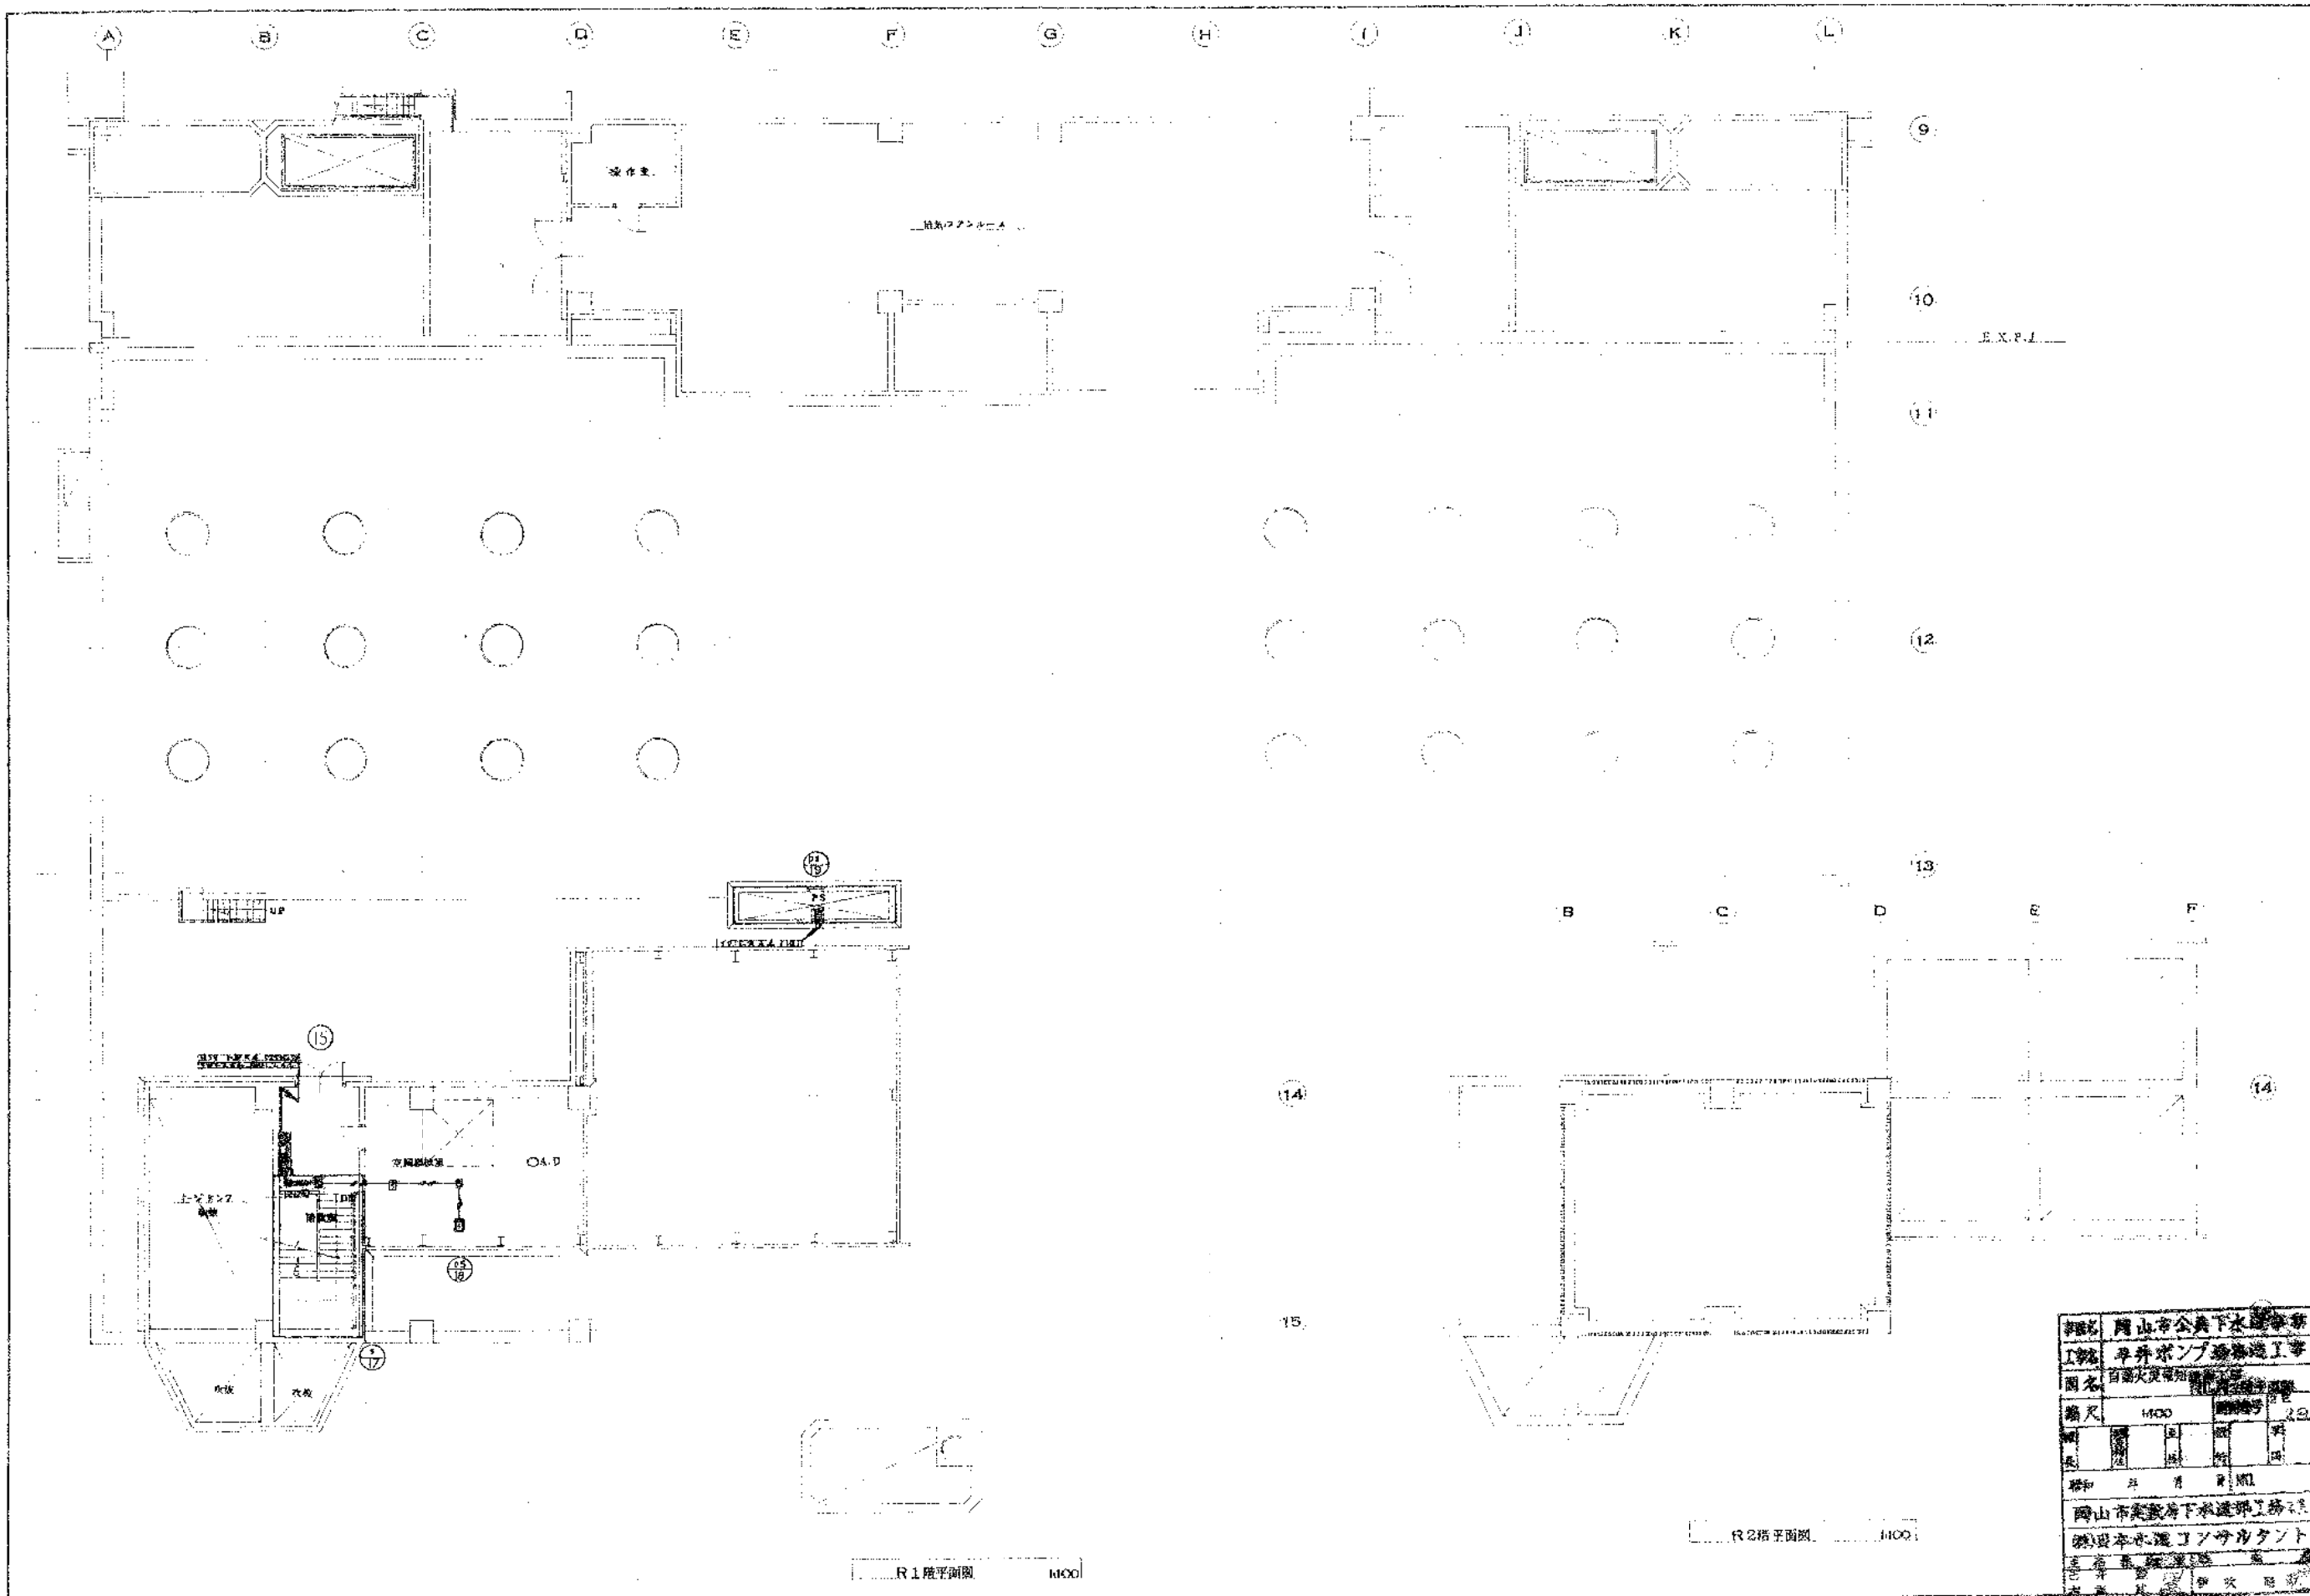


図名	岡山市公共下水道事務
工種	下水道工事
図名	下水道工事
縮尺	1/1000
図号	25
設計	岡山市公共下水道事務所
監理	岡山市公共下水道事務所
施工	岡山市公共下水道事務所

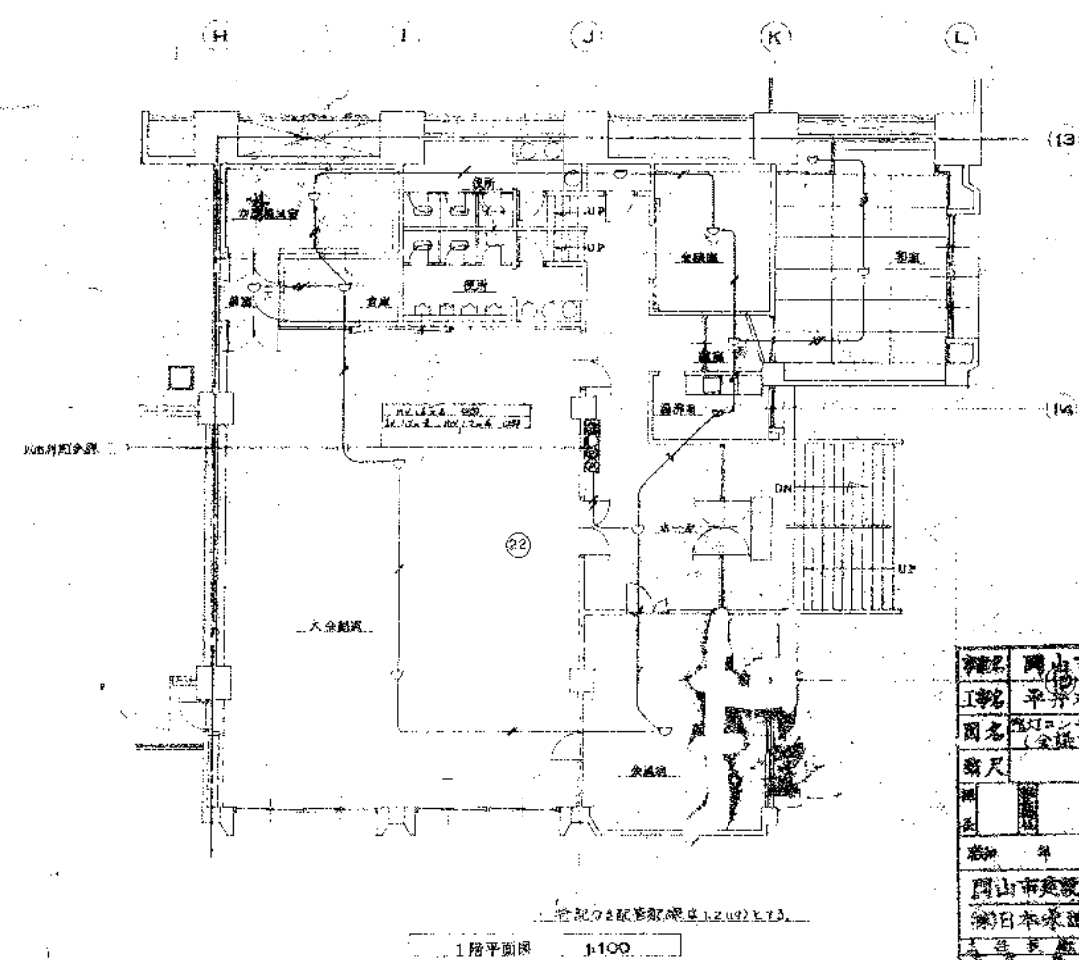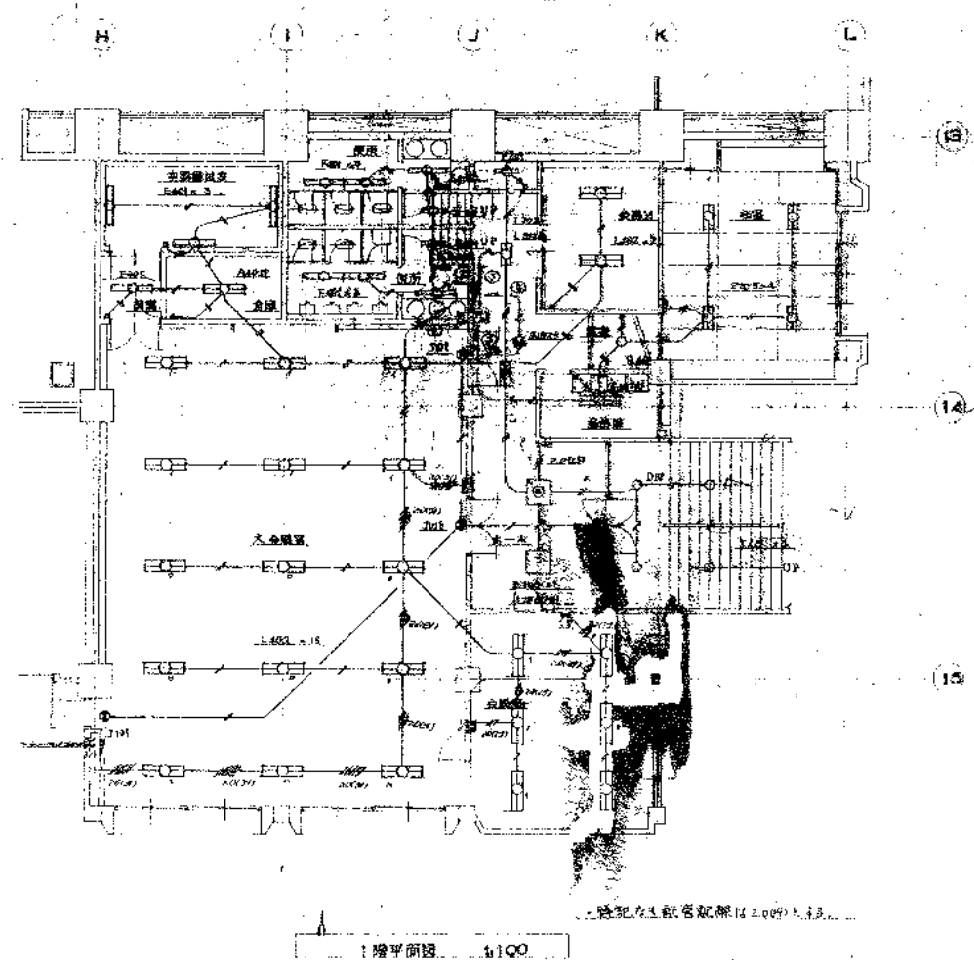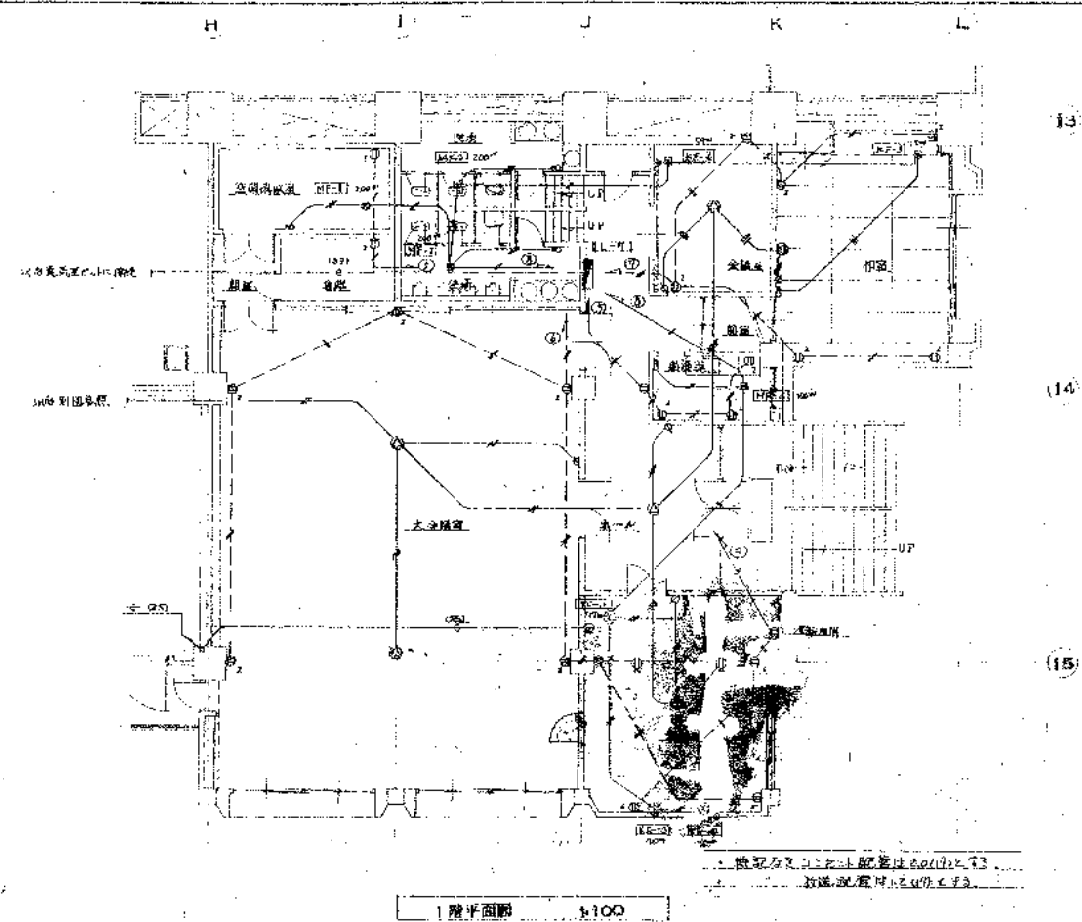

種別	岡山市公営下水道事業
工種	平井ポンプ場建設工事
図名	ポンプ場建設工事 1階平面図
縮尺	1/100
設計	岡山市建設局
監理	岡山市建設局
施工	岡山市建設局
竣工	岡山市建設局
備考	

脱臭機室平面図 S=1/120

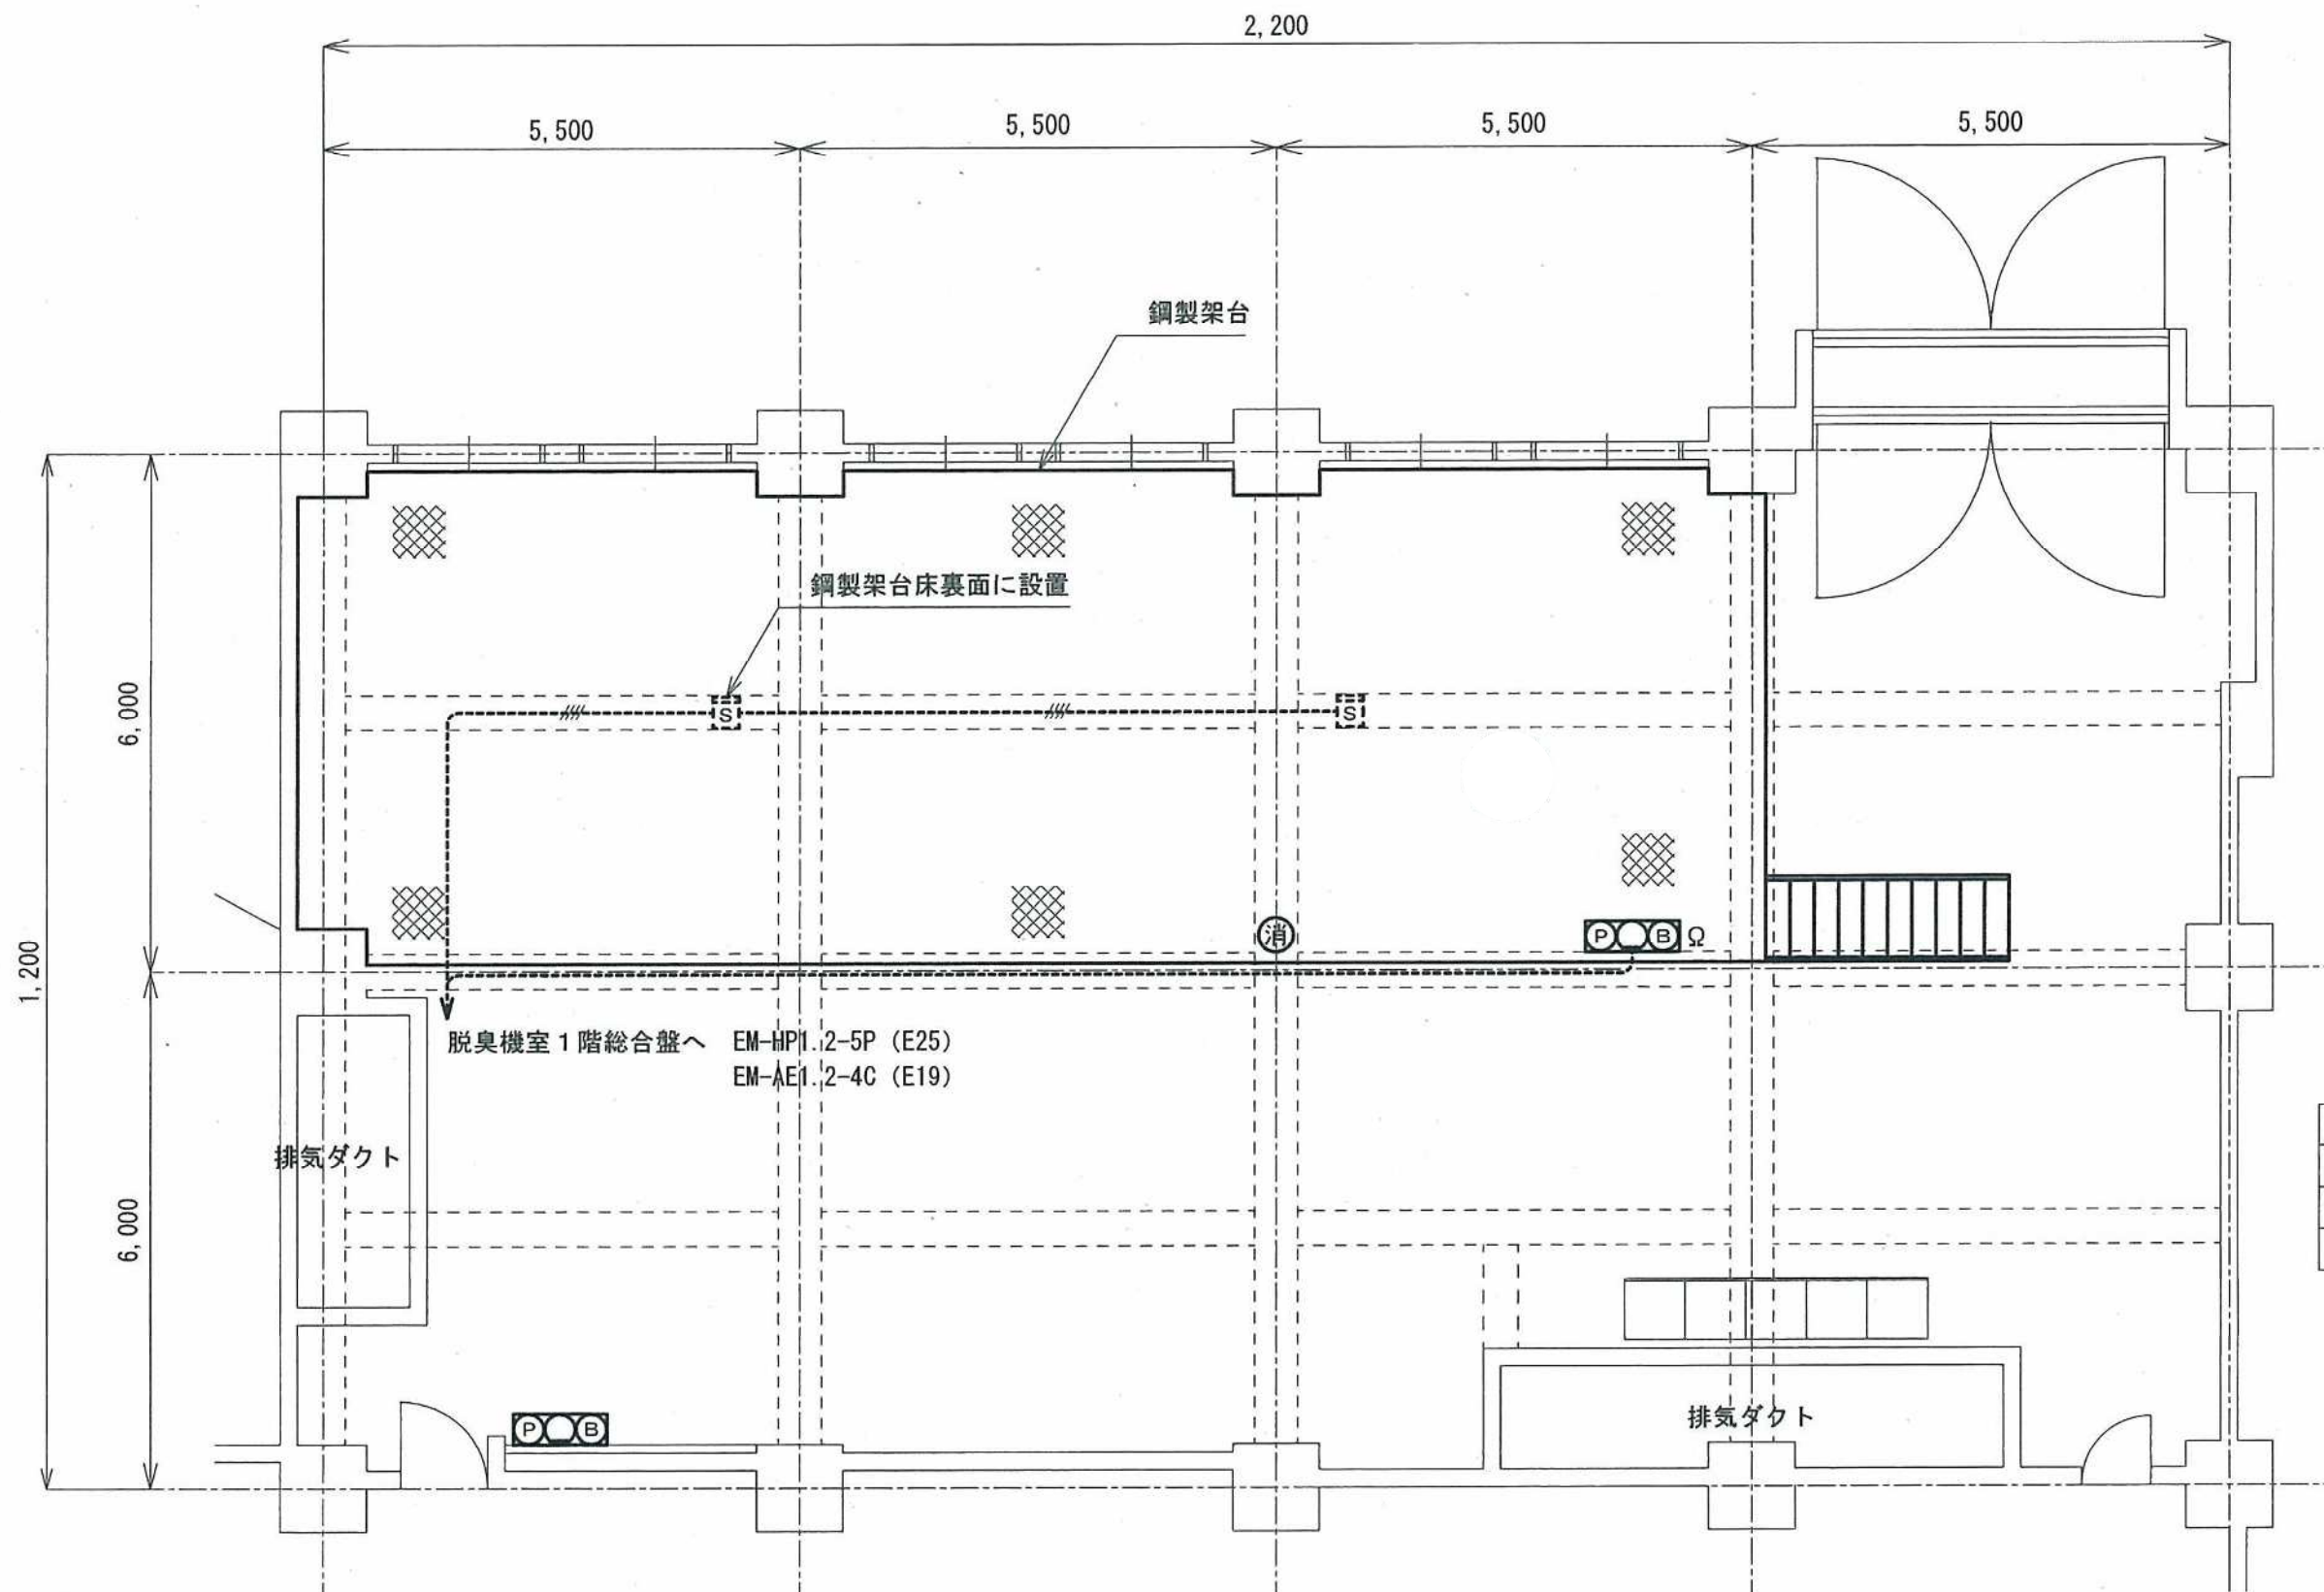

注記
 特記なき配線配管は下記による。
 --- EM-AE1.2-4C (E19) 露出配管
 電線管は溶融亜鉛めっきとする。

凡例

記号	名称	備考
S	光電式スポット型感知器	2種, 非蓄積型 新設
P, B, Ω	総合盤	露出 新設

記号	名称	備考
P	発信機	P型, 1級 新設
○	表示灯	AC24V 新設
B	電鈴	DC24V 新設

図面種別			
工事名			
図名	平井排水センター 脱臭機室平面図		
縮尺	1/12	葉の内 号	
起工番号			
課長	課補長佐	課補長佐	課員 設計
平成	年	月	日 図番
岡山市下水道局西部建設課			