




脱臭機室平面図 S=1/150

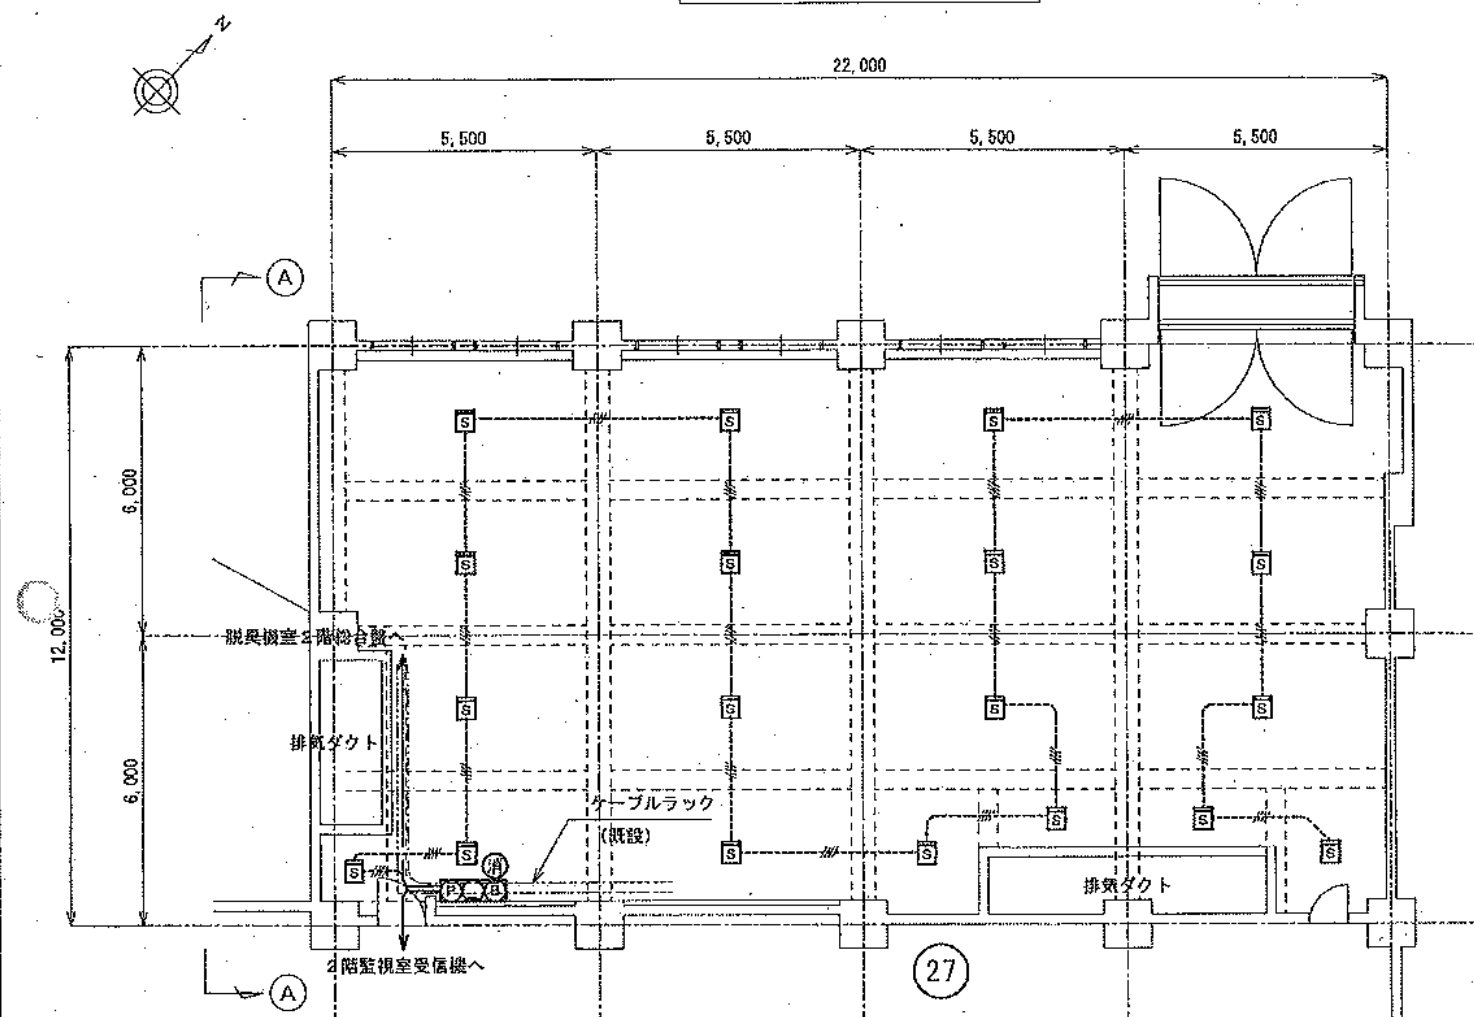

A-A 断面图 S=1/100

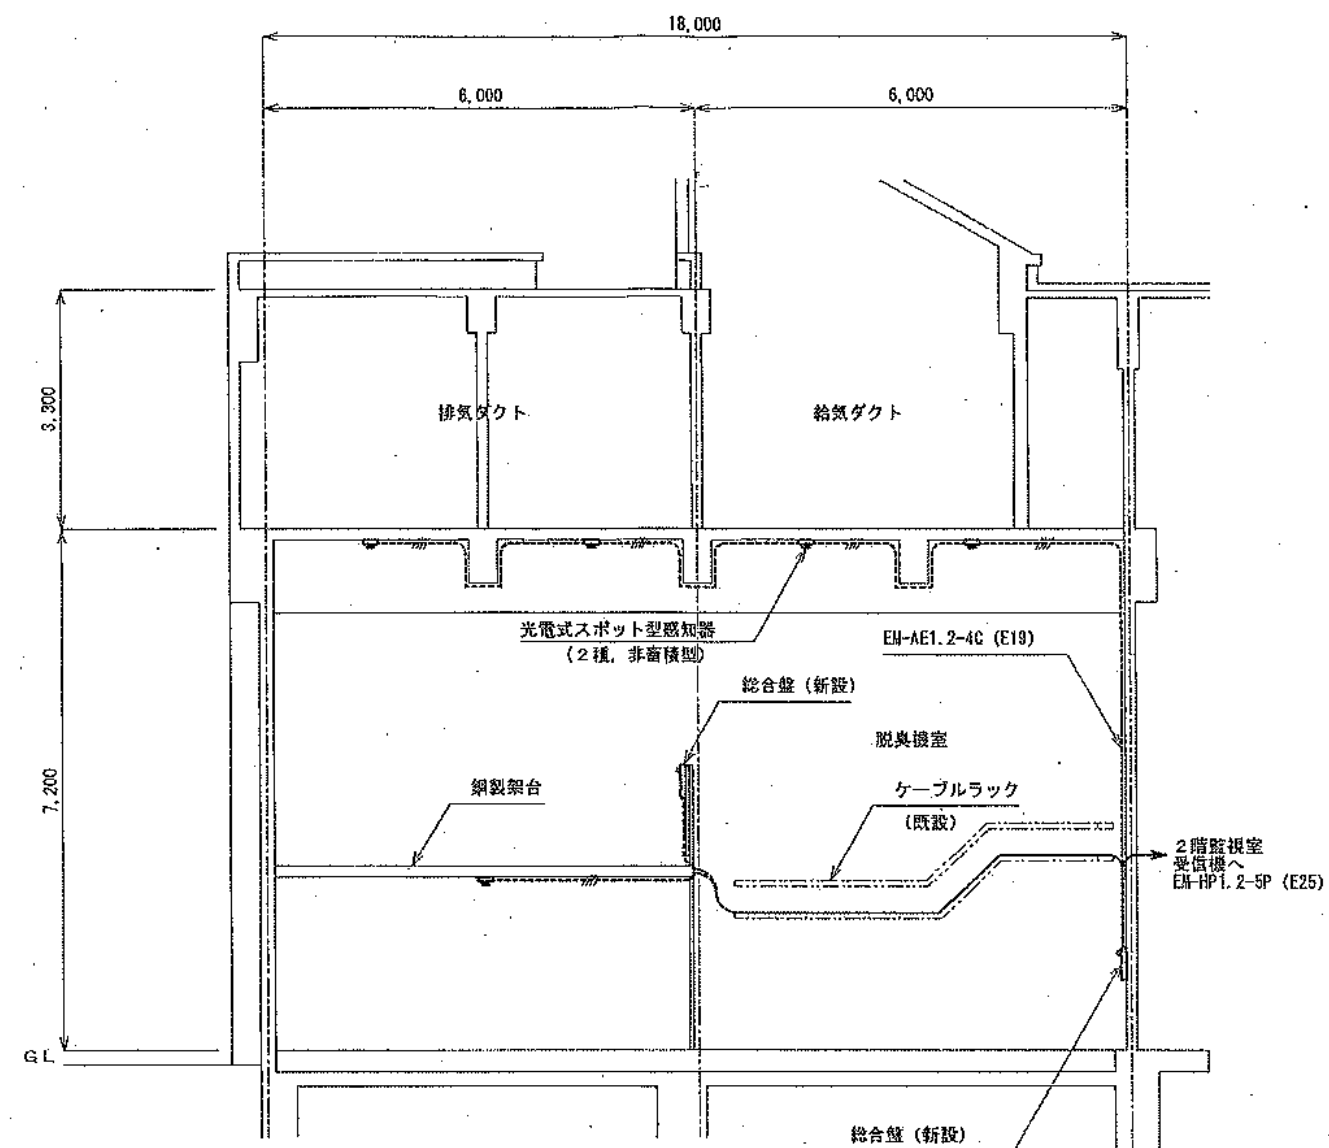

系統図

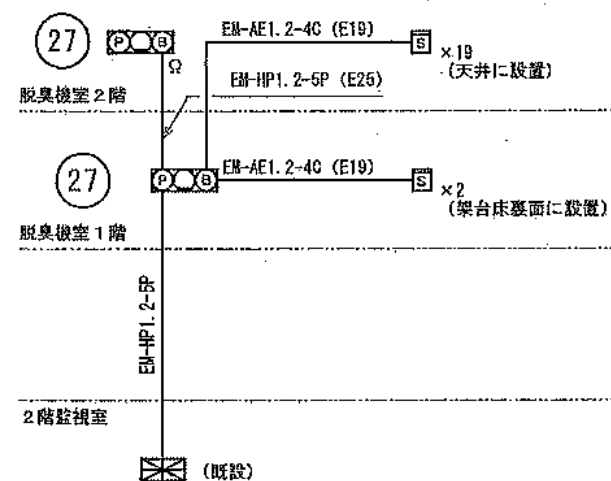

凡例

記 号	名 称	備 考	
	受信機	P型、1級	既設
	総合盤	露出	新設
	発信機	P型、1級	新設
	表示灯	AC24V	新設
	電鈴	DC24V	新設
	光電式スポット型感知器	2種、非音預型	新設
	終端抵抗	10KΩ	新設
	消火器	ABC10型	新設


注記

特記なき配線配管は下記による。

—#— EM-AE1, 2-4C (E19) 露出配管


電線管は溶融亜鉛めっきとする。

総合盤取付図 S=1/20

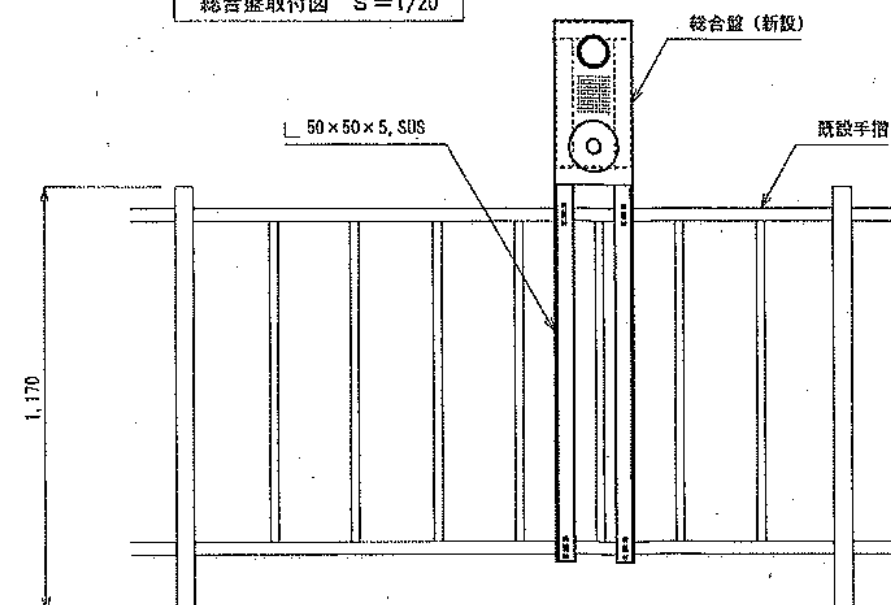

図面種別					
工事名					
図名	平井排水センター				
図名	読泉接合平瀬園・原瀬園、系統図				
縮尺	1/20、1/100、1/150	菜の内 号			
図工番号					
採 取	採 取	採 取	採 取	採 取	採 取
平成 年 月 日 図新					
岡山県下水道局西部建設課					


書庫平面図 S=1/120

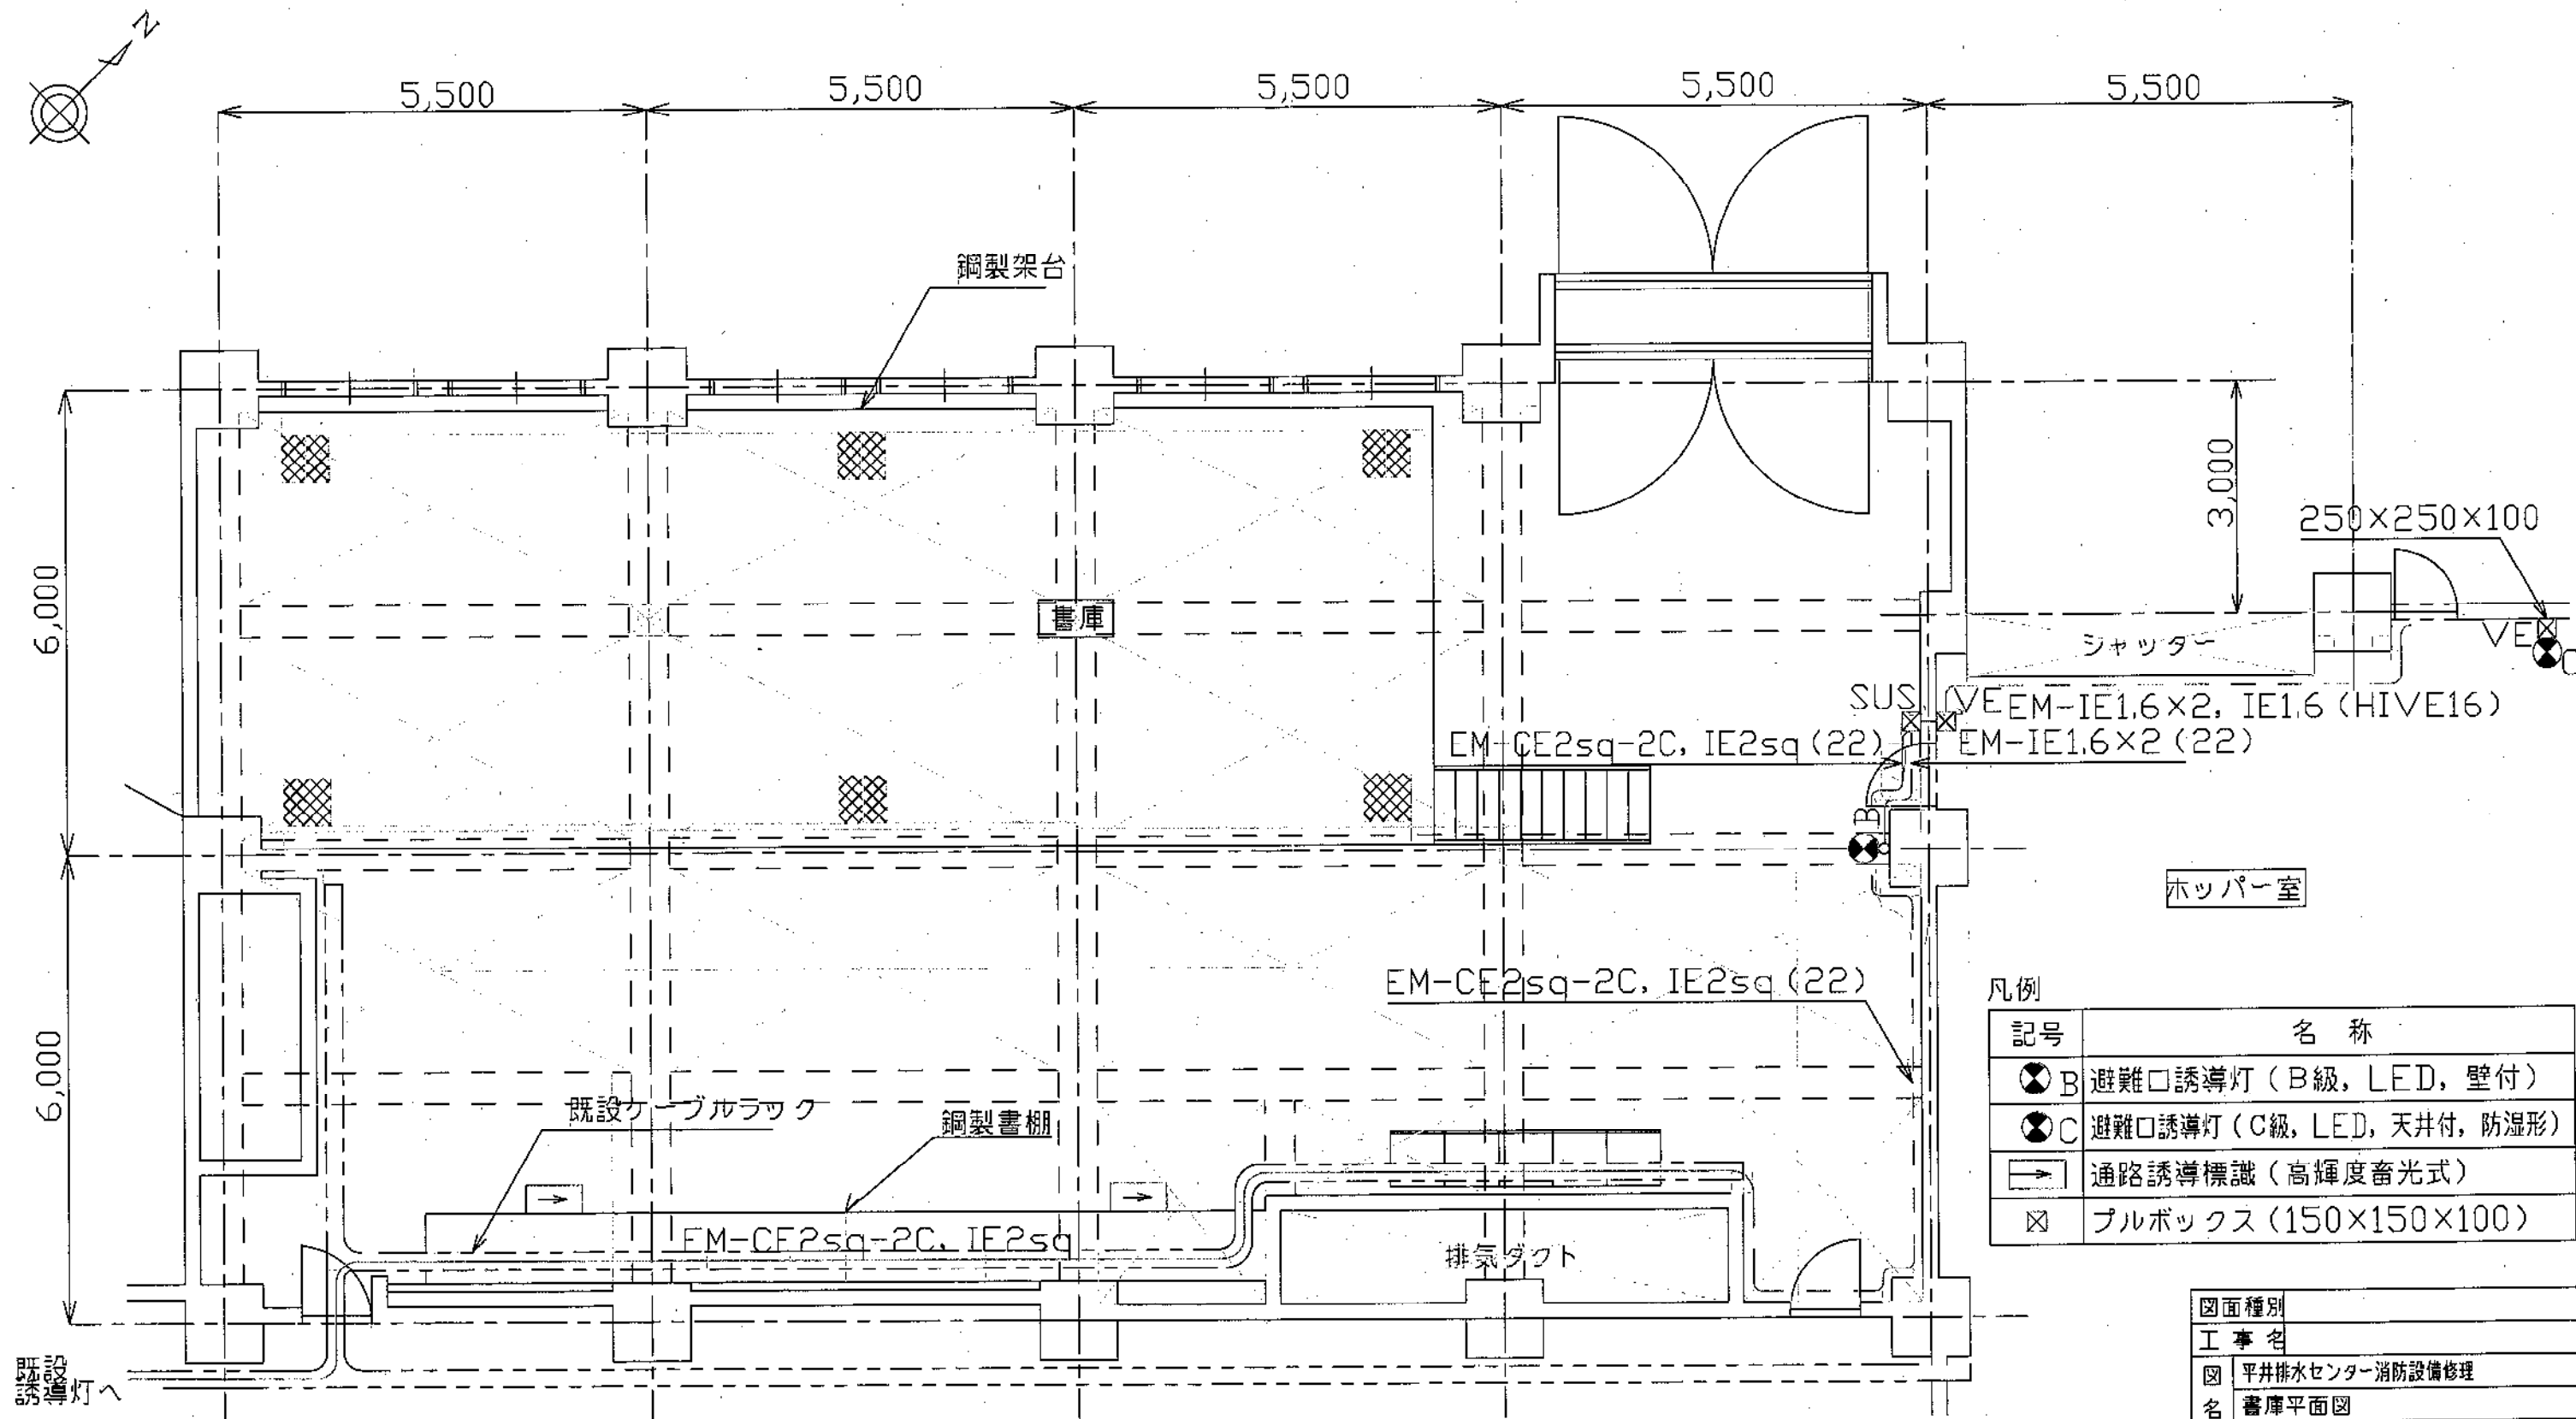



凡例

記号	名称
⊗B	避難口誘導灯 (B級, LED, 壁付)
⊗C	避難口誘導灯 (C級, LED, 天井付, 防湿形)
→	通路誘導標識 (高輝度蓄光式)
⊠	プルボックス (150x150x100)

図面種別	
工事名	
図名	平井排水センター消防設備修理 書庫平面図
縮尺	葉の内 号
起工番号	
課長	課代 課補 課員 設計
平成 年 月 日	図 番
岡山市下水道河川局下水道施設整備課	

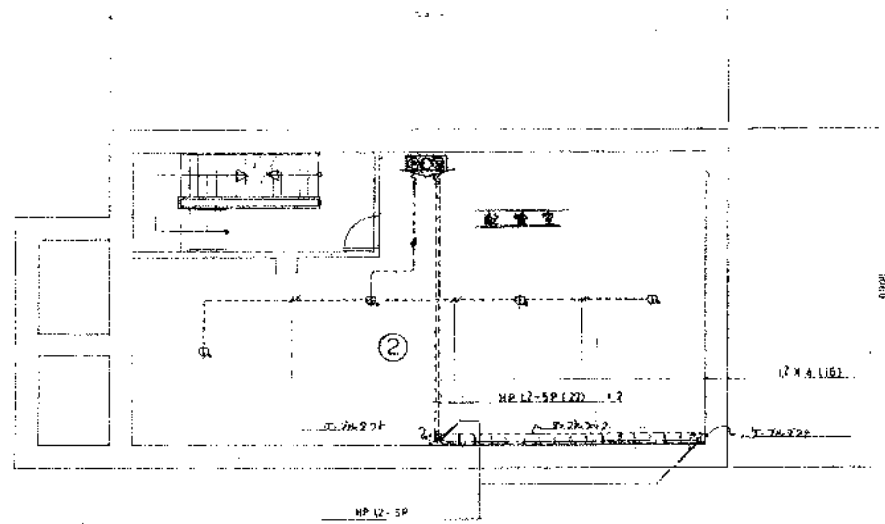


B1 階 平面図

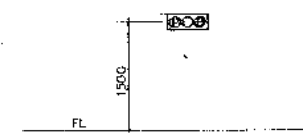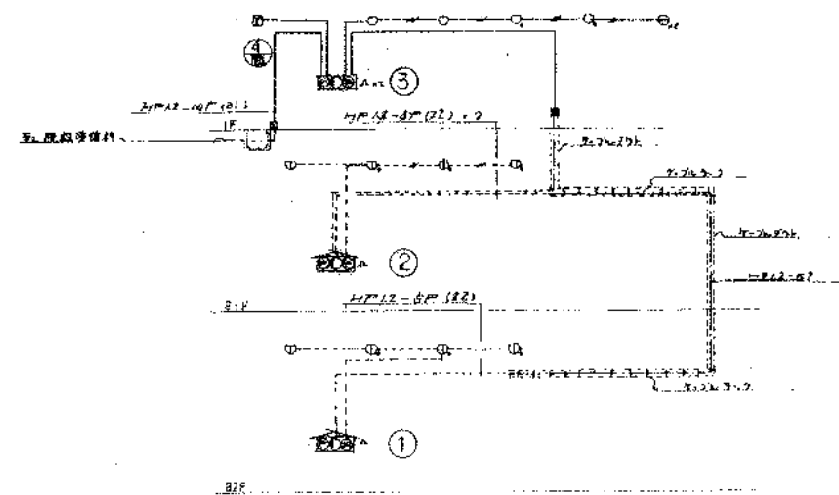


記号	品名	単位	数量	備考
①	照明器具	台	1	天井照明器具
②	照明器具	台	1	天井照明器具
③	照明器具	台	1	天井照明器具
④	照明器具	台	1	天井照明器具
⑤	照明器具	台	1	天井照明器具
⑥	照明器具	台	1	天井照明器具
⑦	照明器具	台	1	天井照明器具
⑧	照明器具	台	1	天井照明器具
⑨	照明器具	台	1	天井照明器具
⑩	照明器具	台	1	天井照明器具

照明器具
天井照明器具
天井照明器具

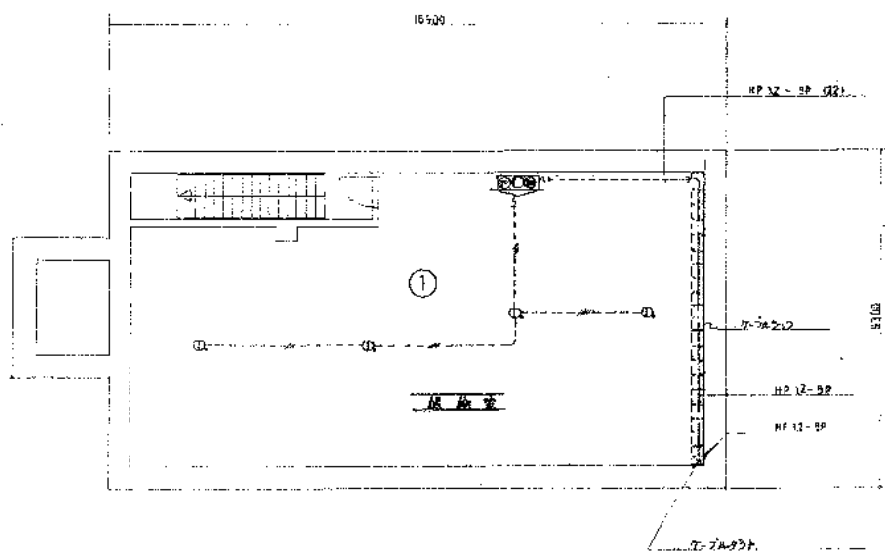

B2 階 平面図

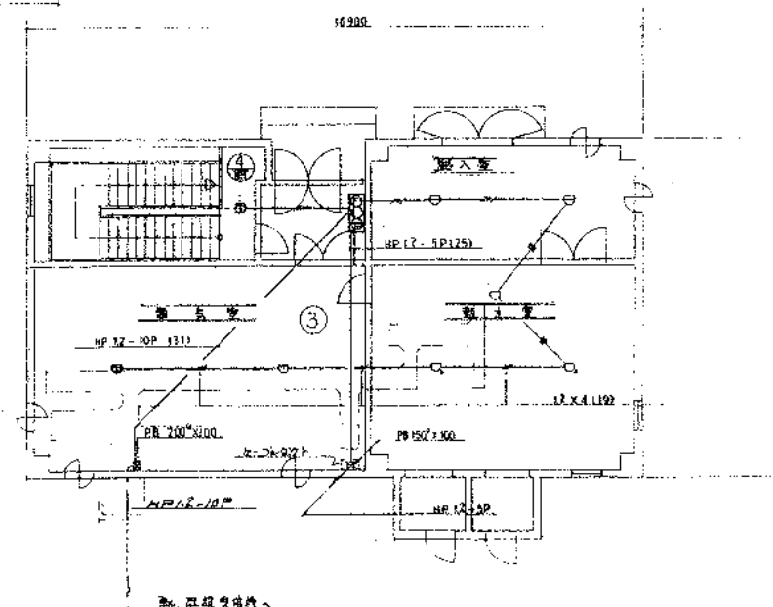


30004

タイセイ道路照明機

特記事項

- 1. 1.6 x 2 (19)
- 2. 1.6 x 3 (19)
- 3. 2.0 x 2 (19)
- 4. 1.6 x 1.6 (19)
- 5. 1.6 x 2.0 (19)

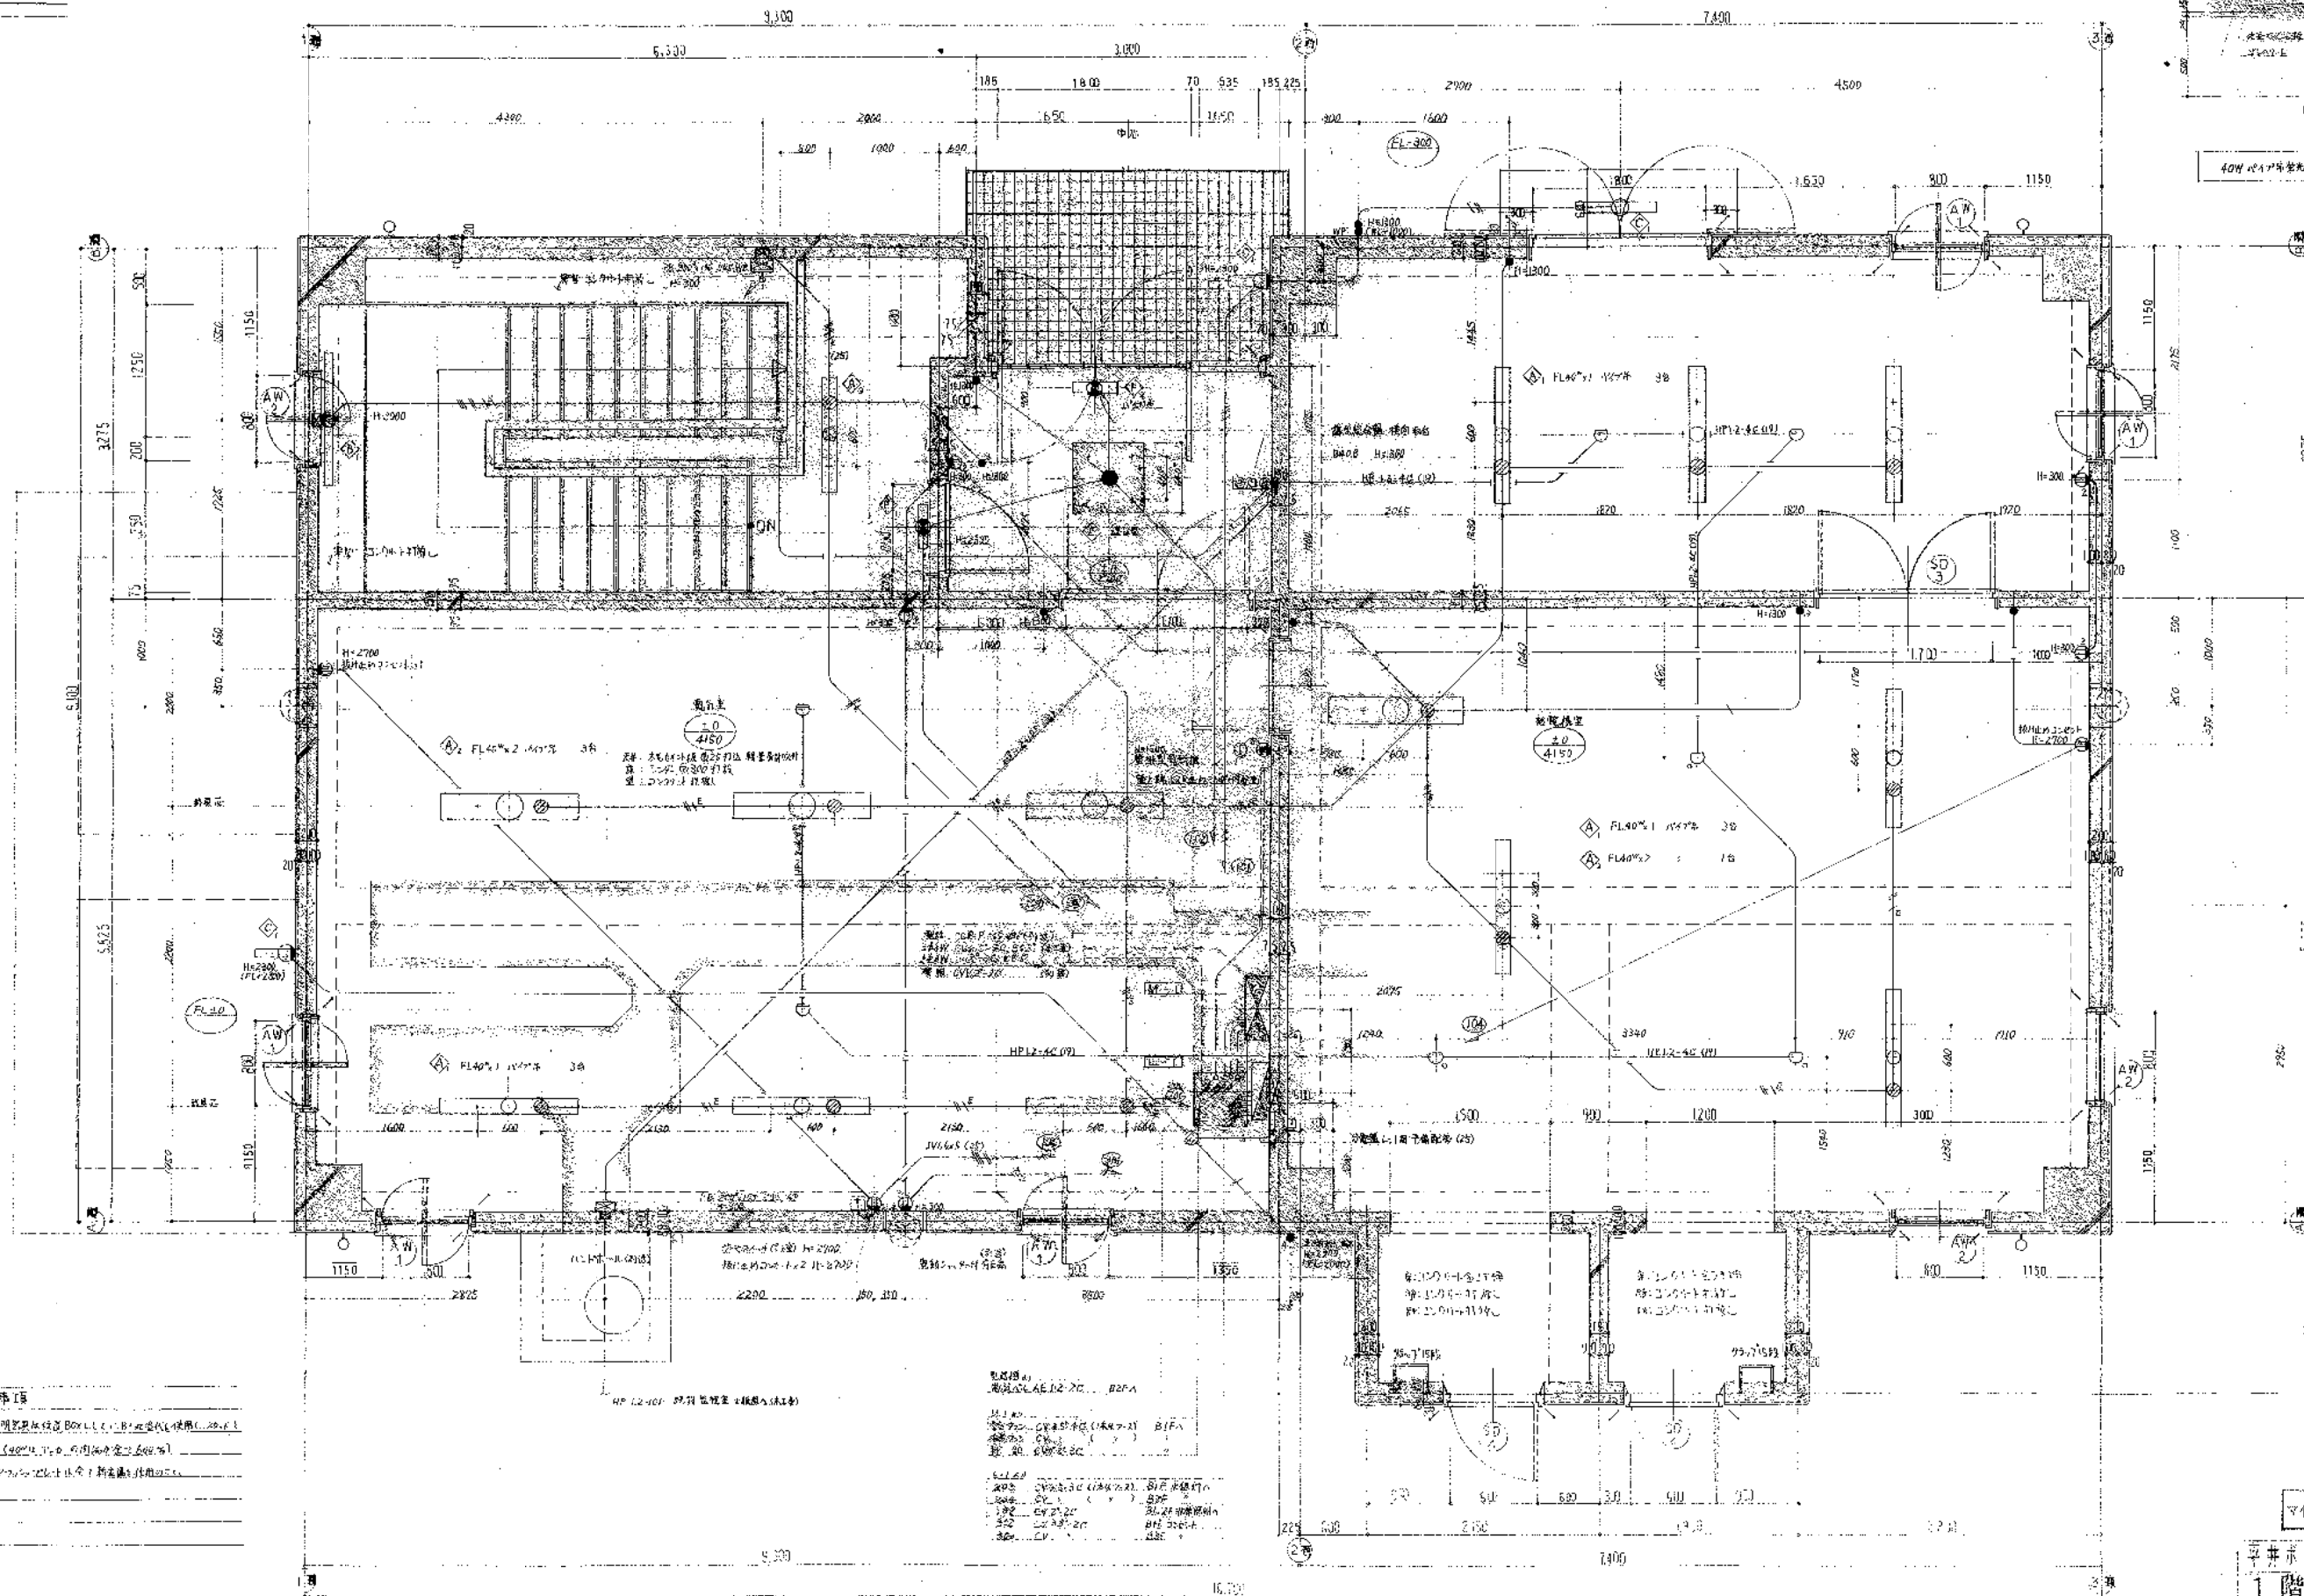

井戸記号

1. 井戸記号は、図面記載の通り、井戸の位置を示す。
2. 井戸記号は、図面記載の通り、井戸の位置を示す。

井戸記号
井戸記号は、図面記載の通り、井戸の位置を示す。

平面詳細図 S: 1/30

タイセイ道路照明機
1階平面詳細図
S: 1/30
1/30
タイセイ道路照明機