


平井排水センター消火器配置図
雨水ポンプ棟 B2F

事業名	岡山市公共下水道事業			
工事名	平井ポンプ場築造工事			
図名	B2 階平面			
縮尺	1/200	図面番号	E-10	
作	図	上	取	印
日	年	月	日	NO.
岡山市建設局下水道部工務課				
㈱日本水道コンサルタント				
主任 佐野 隆一				
設計 岡田 大樹				

100分の1
200分の1


300分の1
500分の1

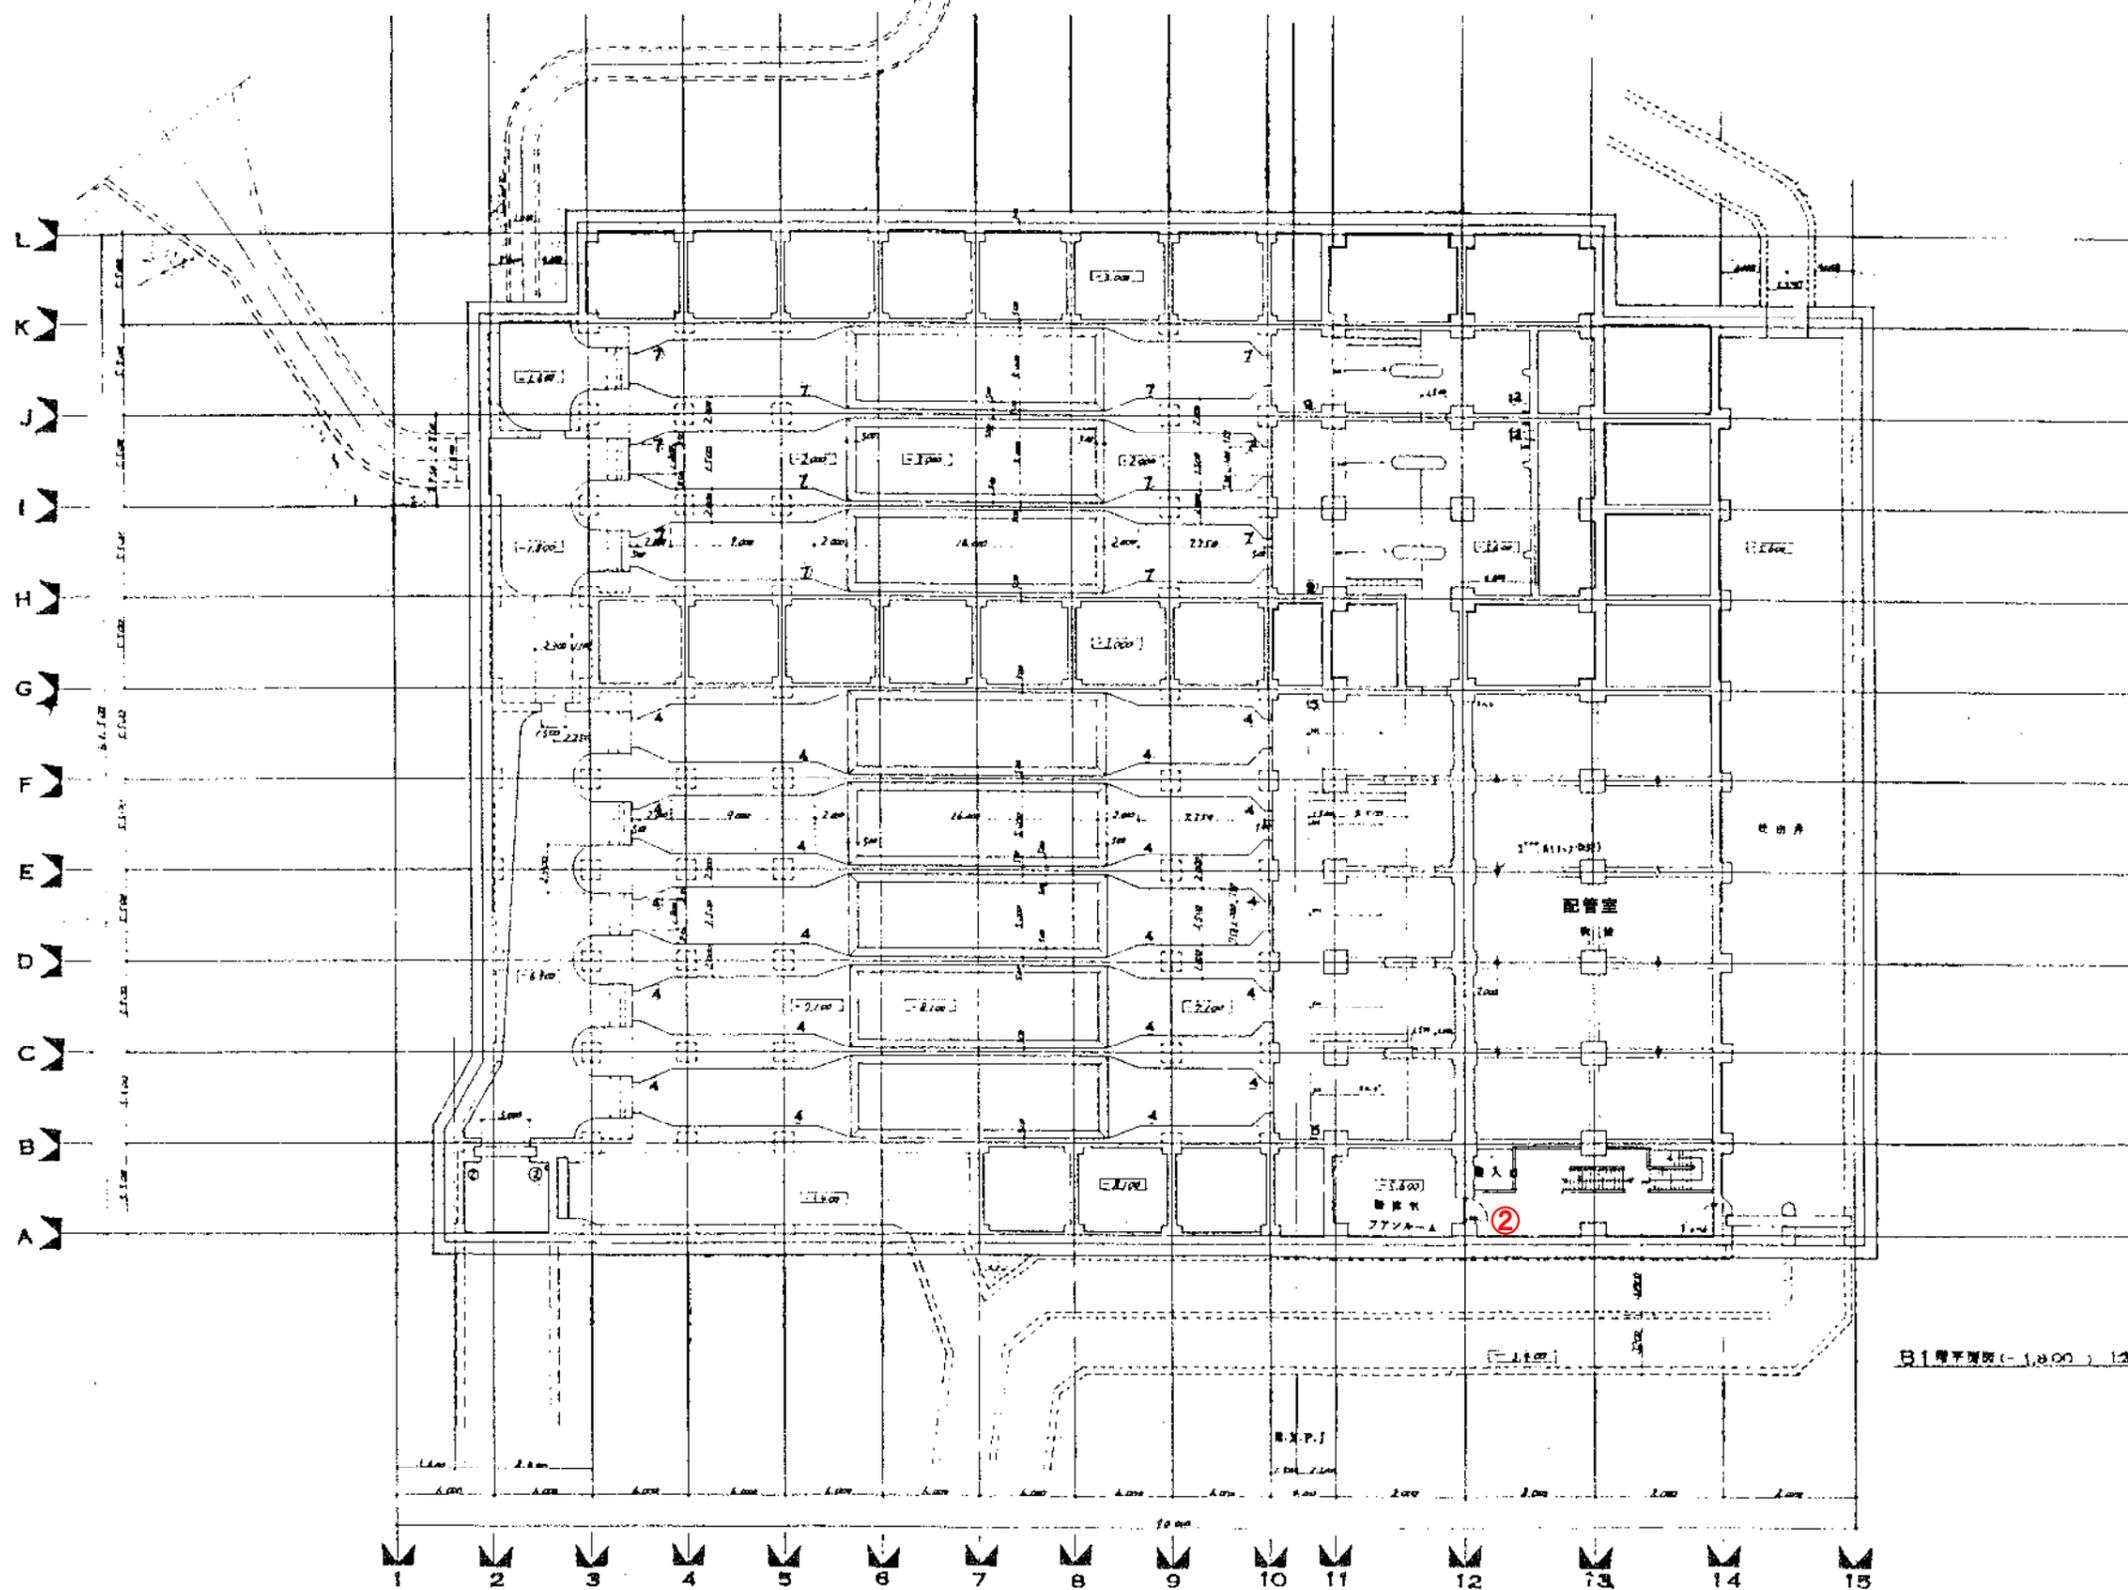

B1 階平面図 (-1.800) 1:200


平井排水センター消火器配置図
雨水ポンプ棟 B1F

事業名	岡山市公共下水道事業		
工事名	平井ポンプ場築造工事		
図名	B1 階平面図		
縮尺	1:200	図面番号	2A
図	1	2	3
日	月	日	年
印	年	月	日
設計	岡山市建設局下水道部工務課		
監理	日本水道コンサルタント		
製図	吉井	監	岡
校核	岡	監	岡

 

北西角


北東角

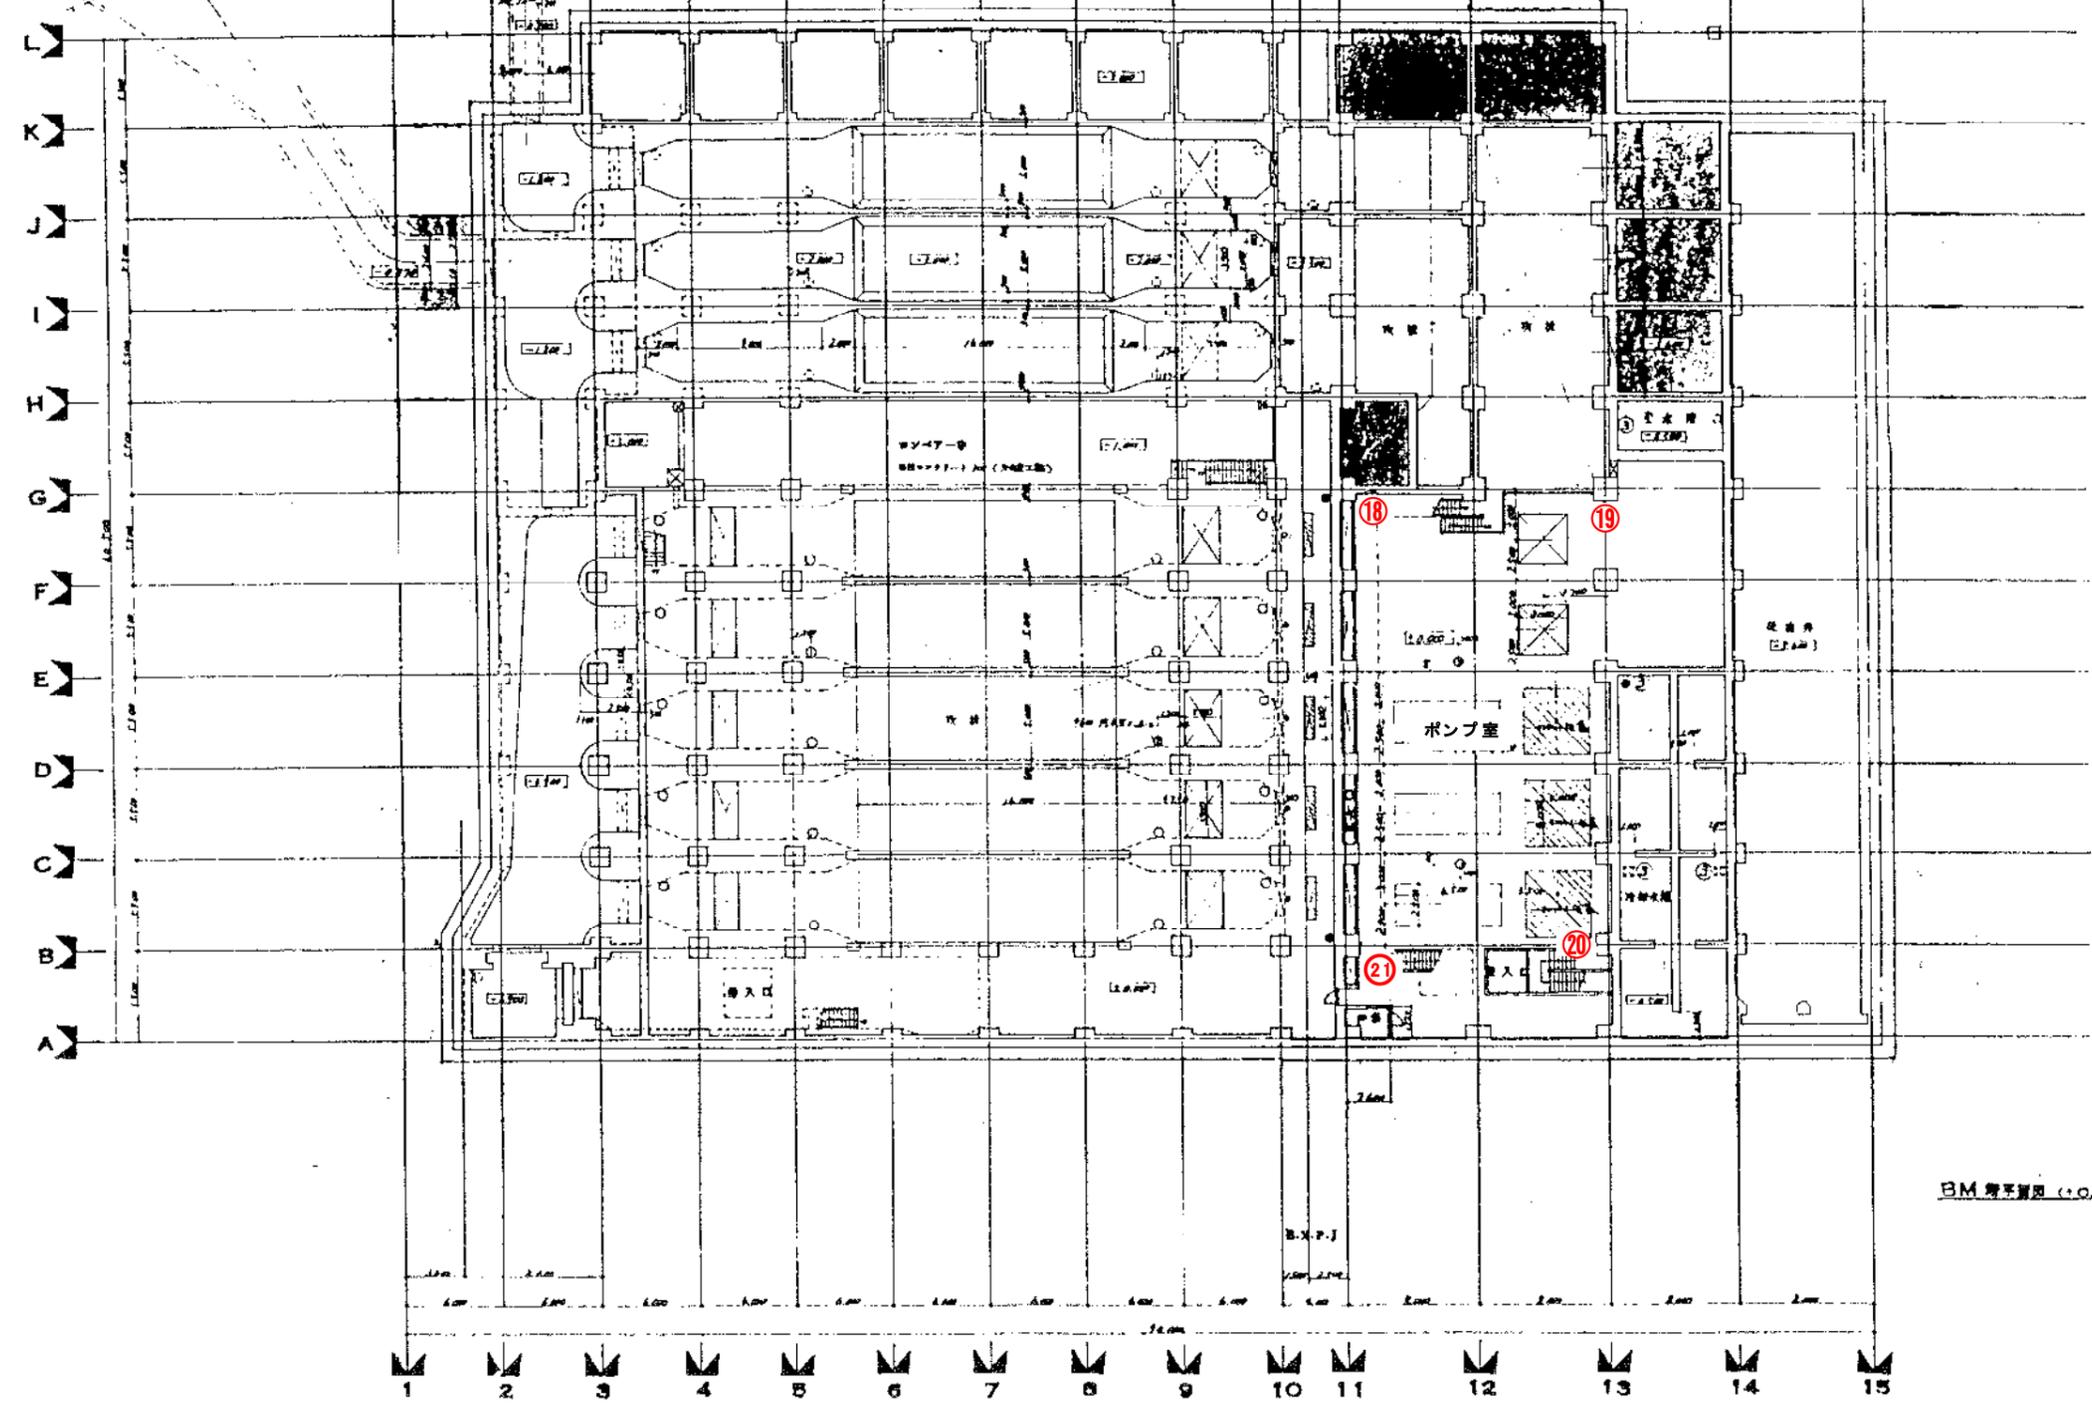


BM 標準図 (1:500, 1:300)

平井排水センター消火器配置図
雨水ポンプ棟 BMF

事業名	岡山市公共下水道事業		
工事名	平井ポンプ場建設工事		
図名	BM 標準図		
縮尺	1:300	図面番号	2A-12
製	日	製	日
検	日	検	日
訂	日	訂	日
昭和	年	月	日 NO.
岡山市建設局下水道部工務課			
㈱日本水道コンサルタント			
主任	技師	技師	技師
月	日	月	日

 

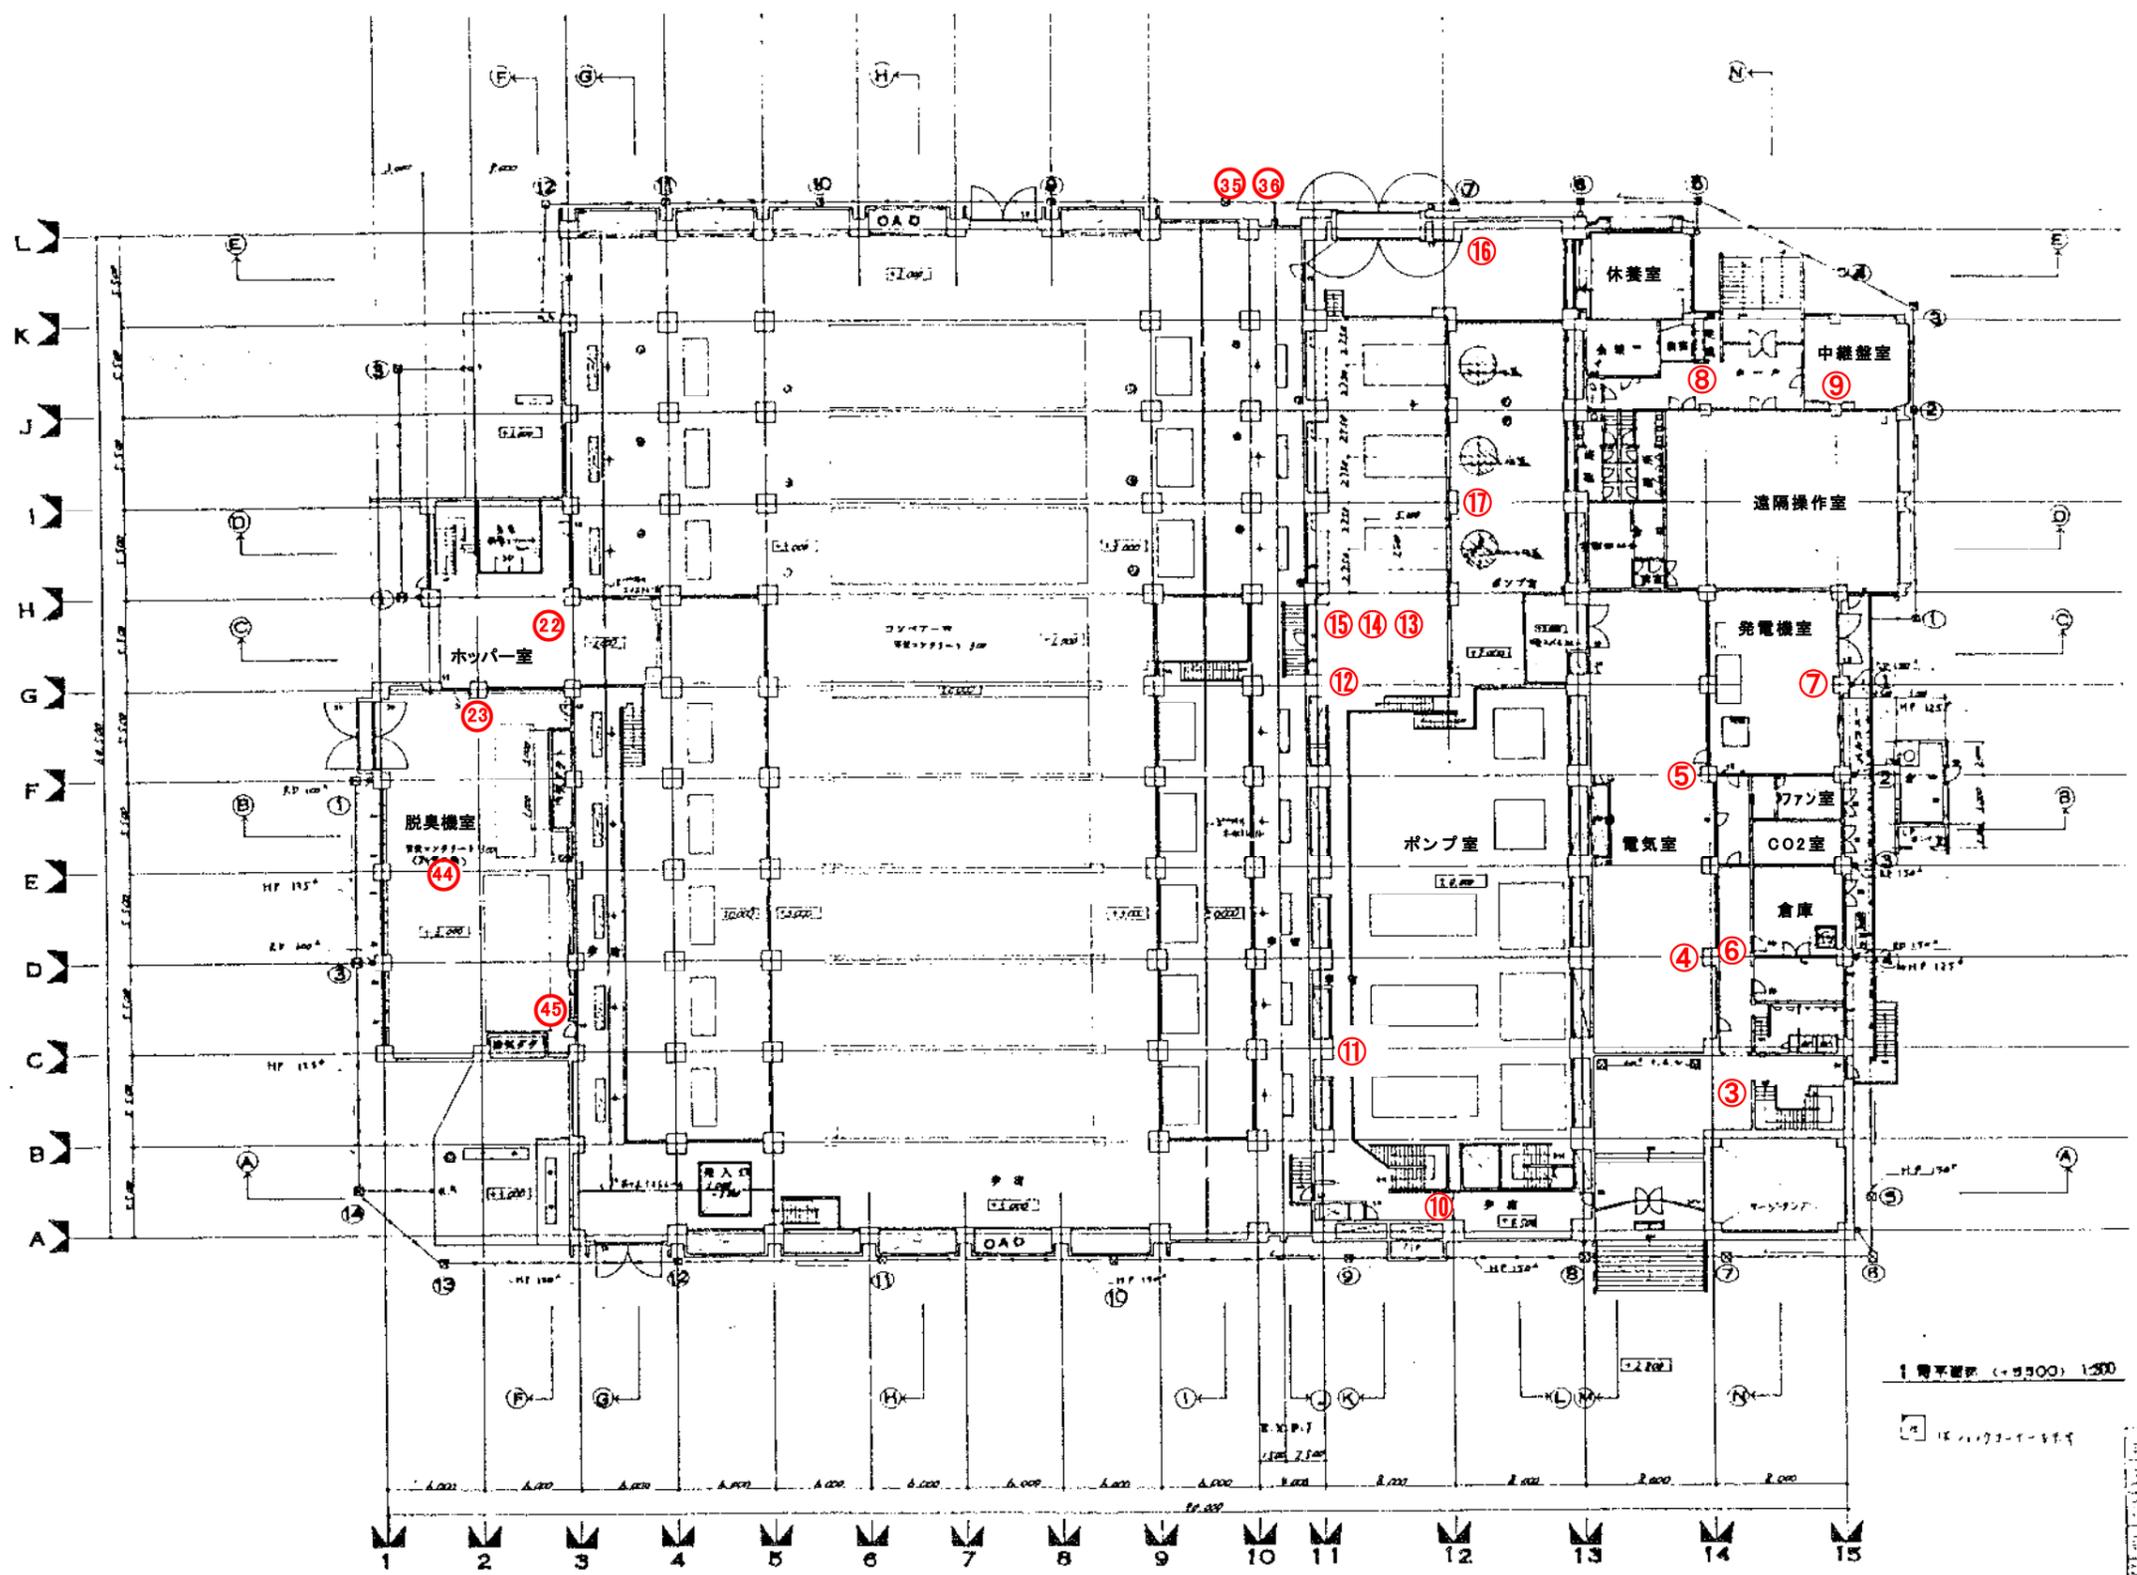

1 階平面図 (+α300) 1:200


1 階平面図 (+α300) 1:200

平井排水センター消火器配置図
雨水ポンプ棟 1F

図名	岡山市公共下水道事業 平井ポンプ場建設工事 1 階平面図		
縮尺	1/200	図面番号	3
作成		校核	
承認		承認	
作成日	年 月 日	NO.	
作成者	岡山市建設局下水道部工務課		
設計者	(株)日本水道コンサルタント		
設計者		設計者	
設計者		設計者	

100分の1
200分の1

300分の1
500分の1

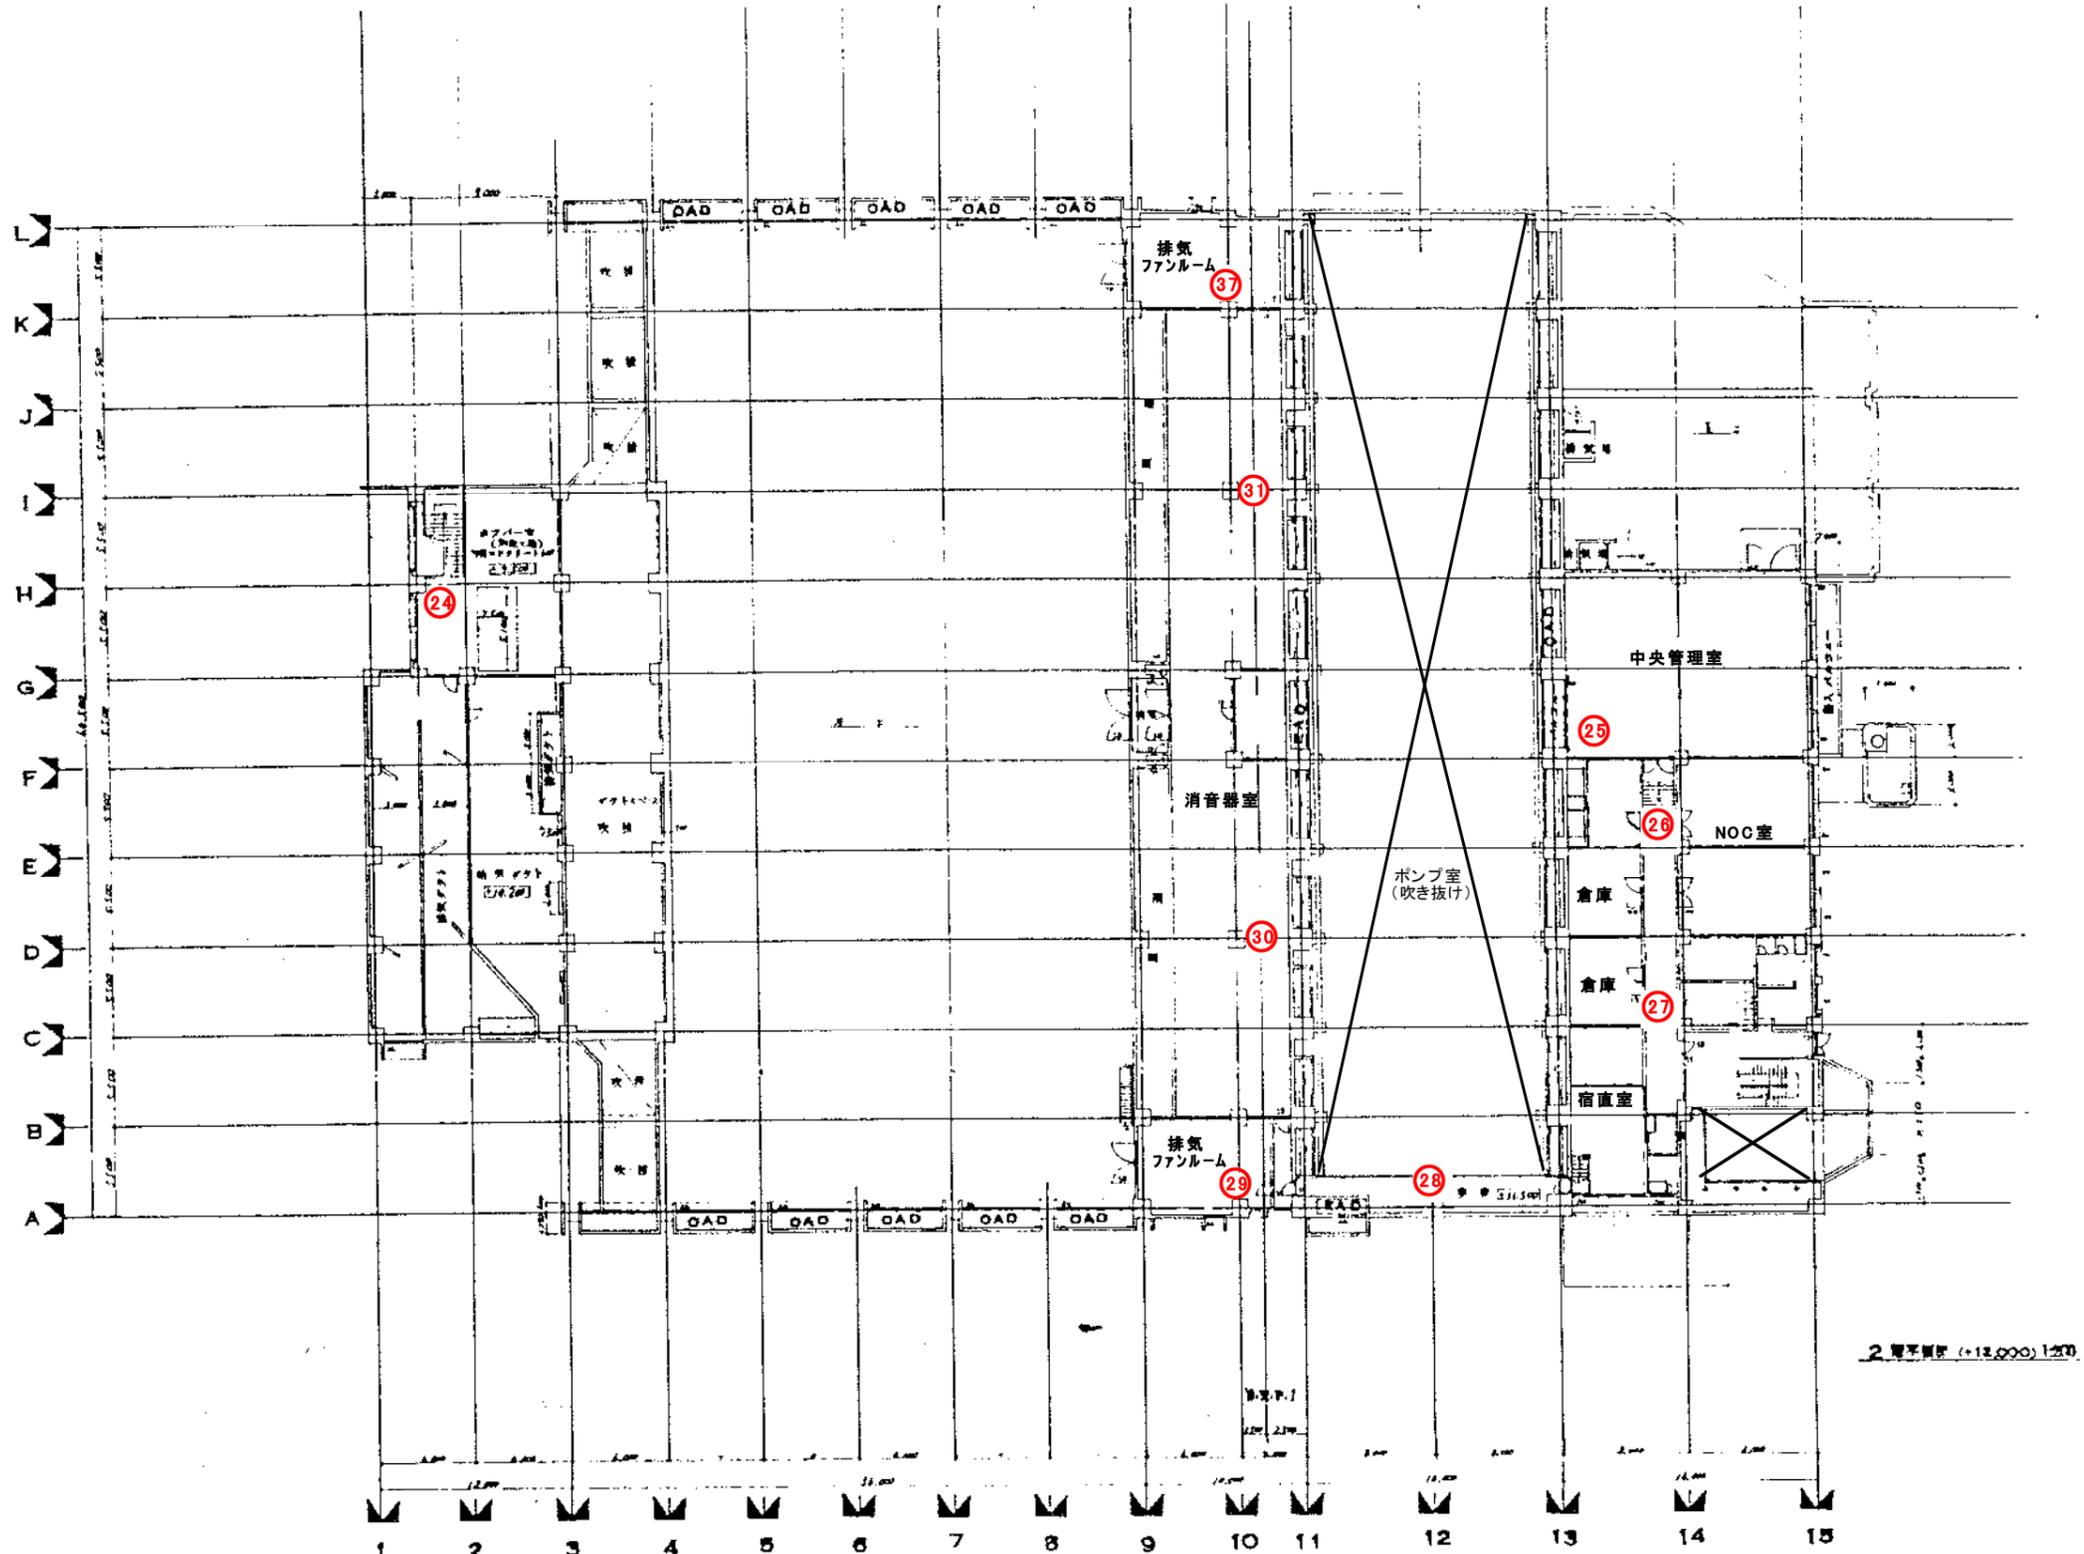

平井排水センター消火器配置図
雨水ポンプ棟 2F

事業名	岡山市公共下水道事業		
工種	平井ポンプ場築造工事		
図名	2階平面図		
図尺	1/200	図式番号	2A-14
図	1	冊	14
表	1	枚	1
図	NO.		
設計	岡山市建設局下水道部工務課		
設計	株式会社日本水道コンサルタント		
設計	吉井 隆夫	設計	岡田 浩吉
設計	岡田 浩吉	設計	岡田 浩吉

