

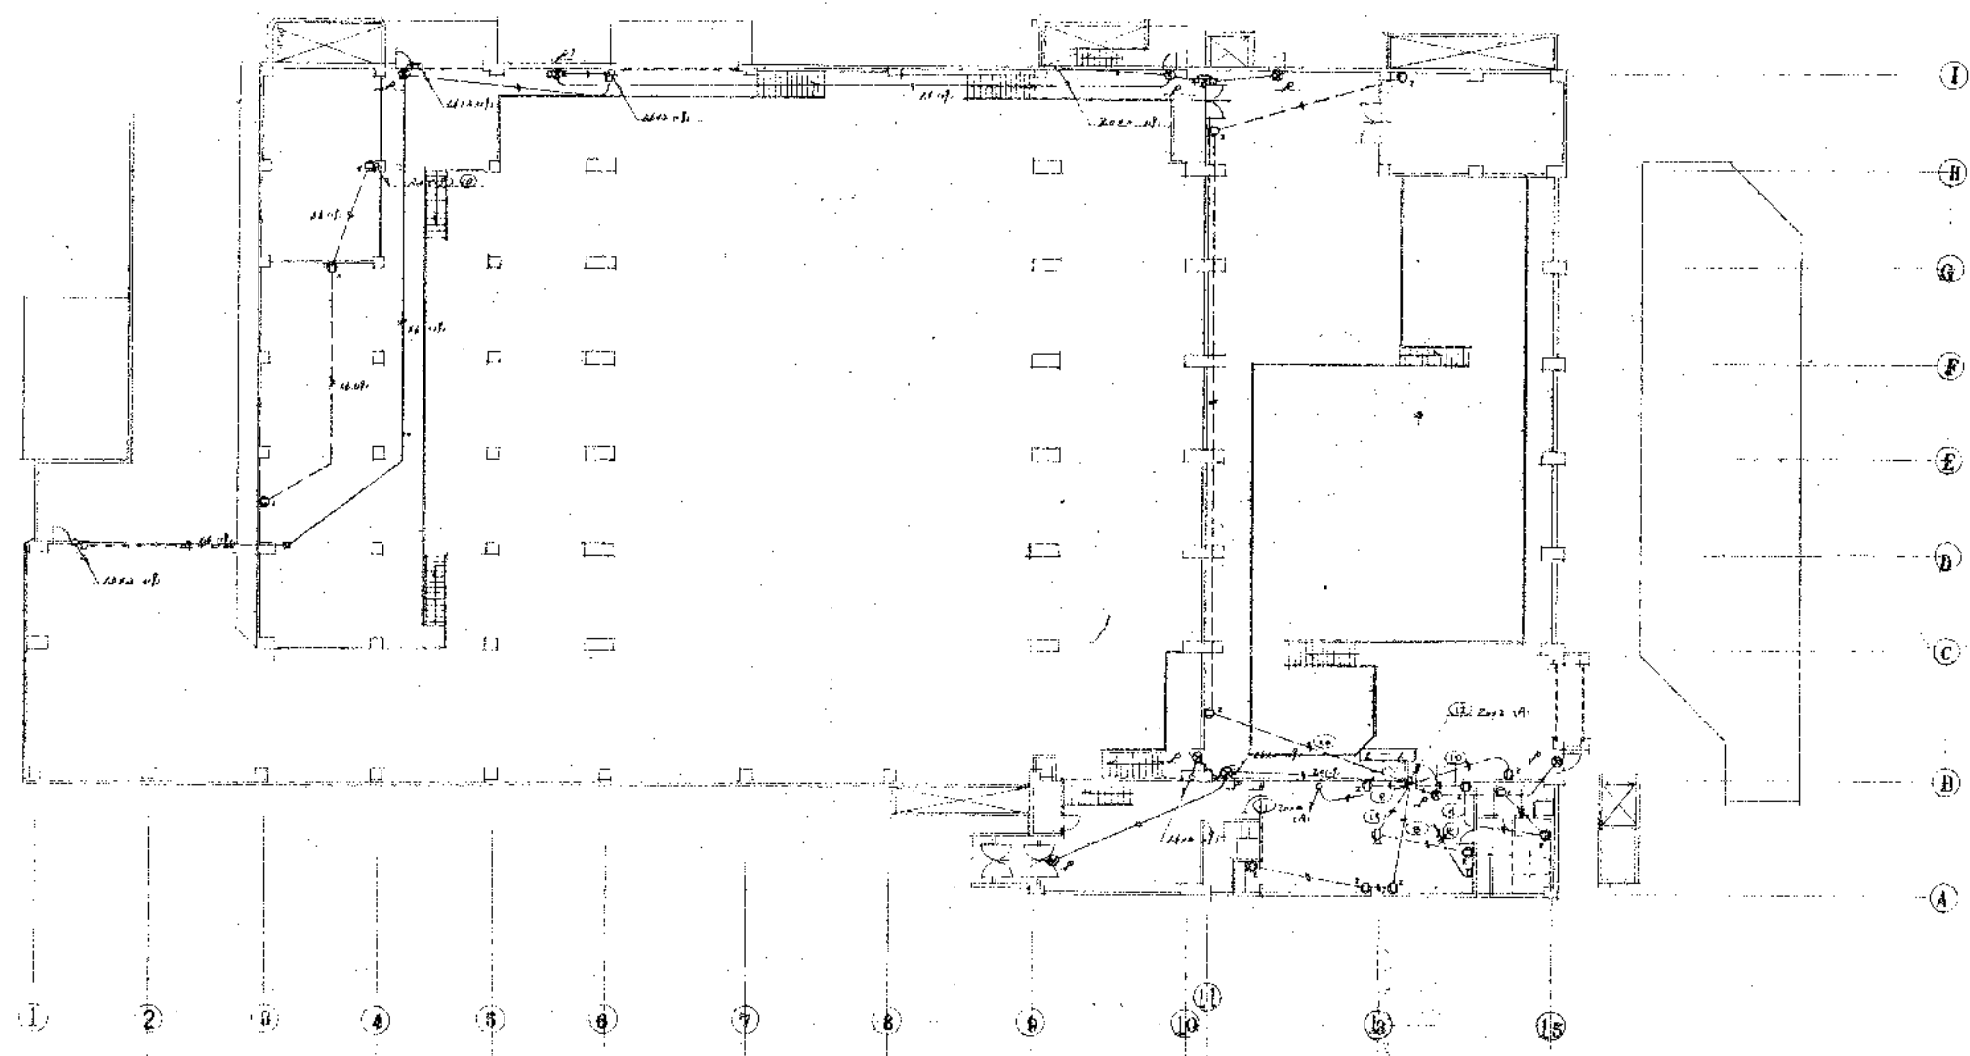


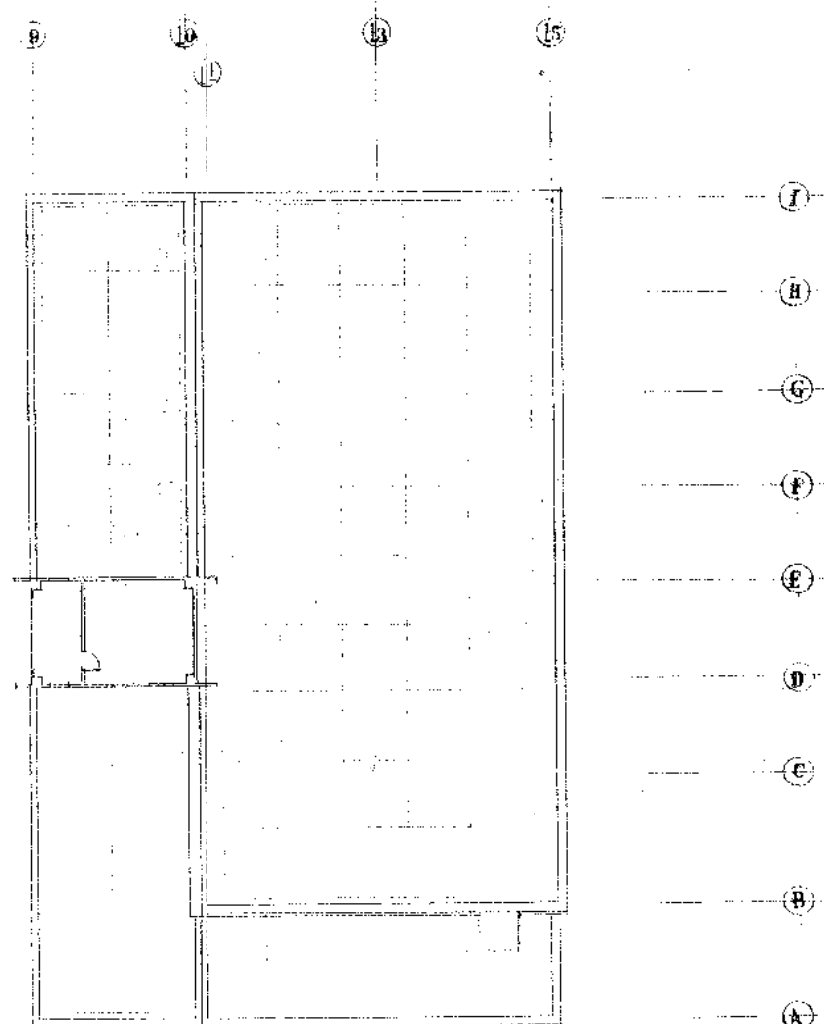


図面大略 1 階平面図

名称	金岡ポンプ場建築電気設備工事		
種類	電気設備工事	竣工図	
図尺	1:200	昭和44年10月30日	設計 監査
設計	株式会社協和電研	図章	2

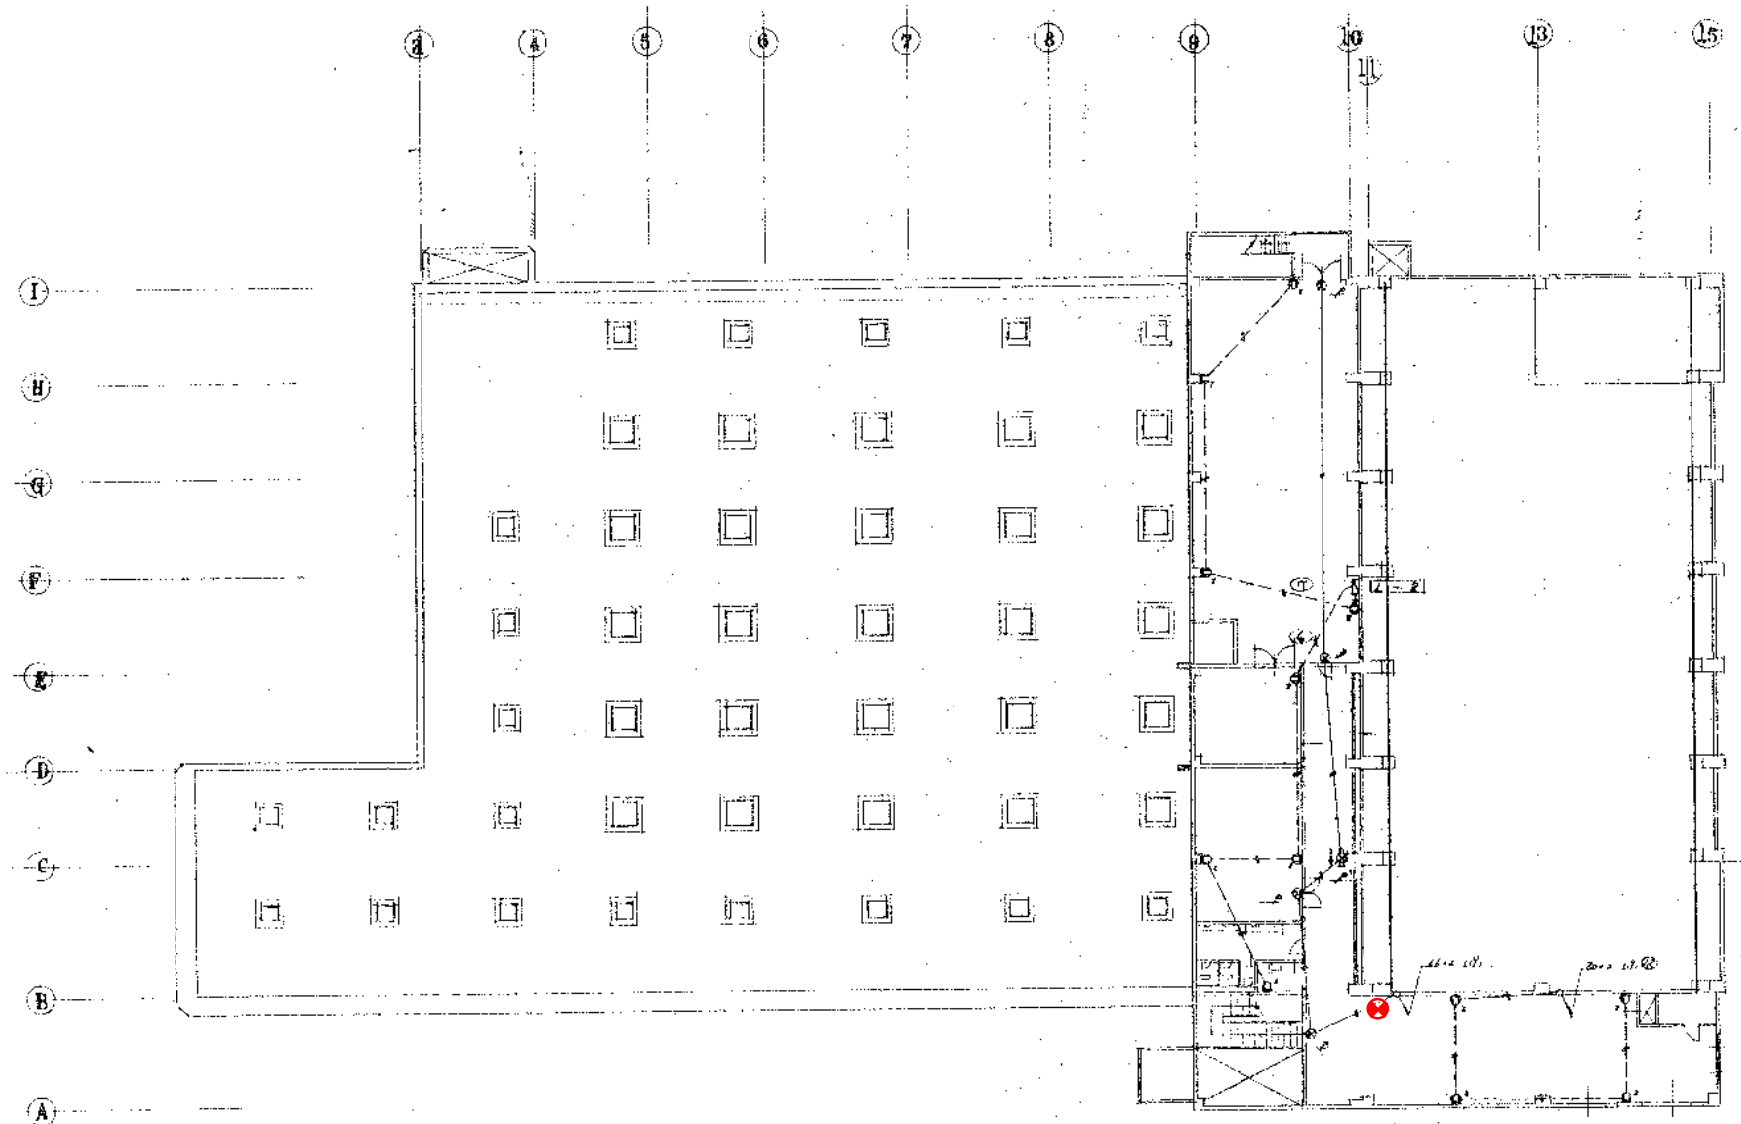


2. 屋平面図

名称	金岡ビル増築工電気設備工事		
種別	改築・増築工事	竣工図	
縮尺	1:200	設計	施工
株式会社協和電研		図	事
昭和41年10月10日		1/10	

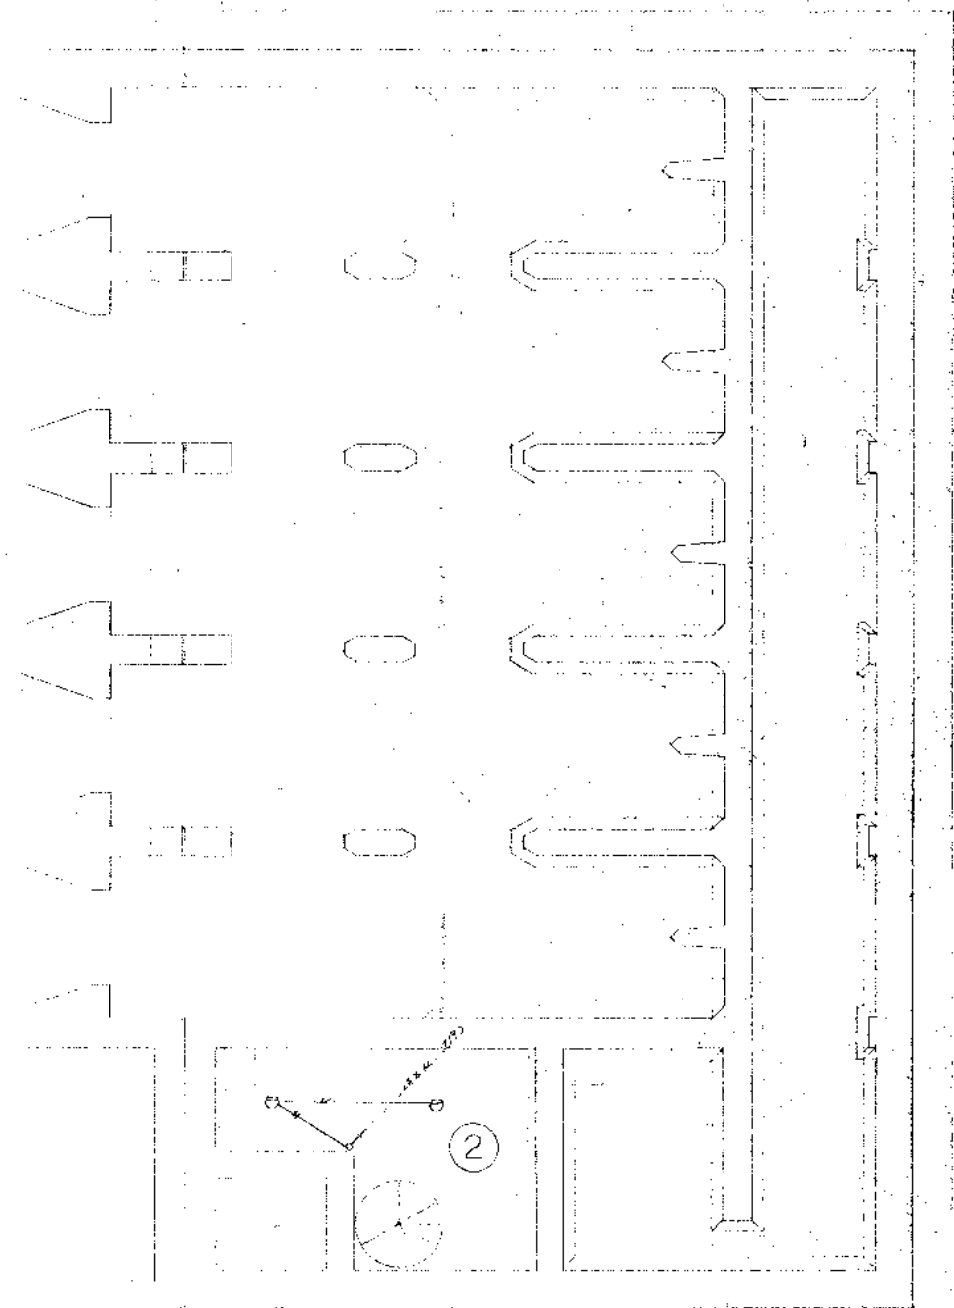


2 階 平面図 1/100

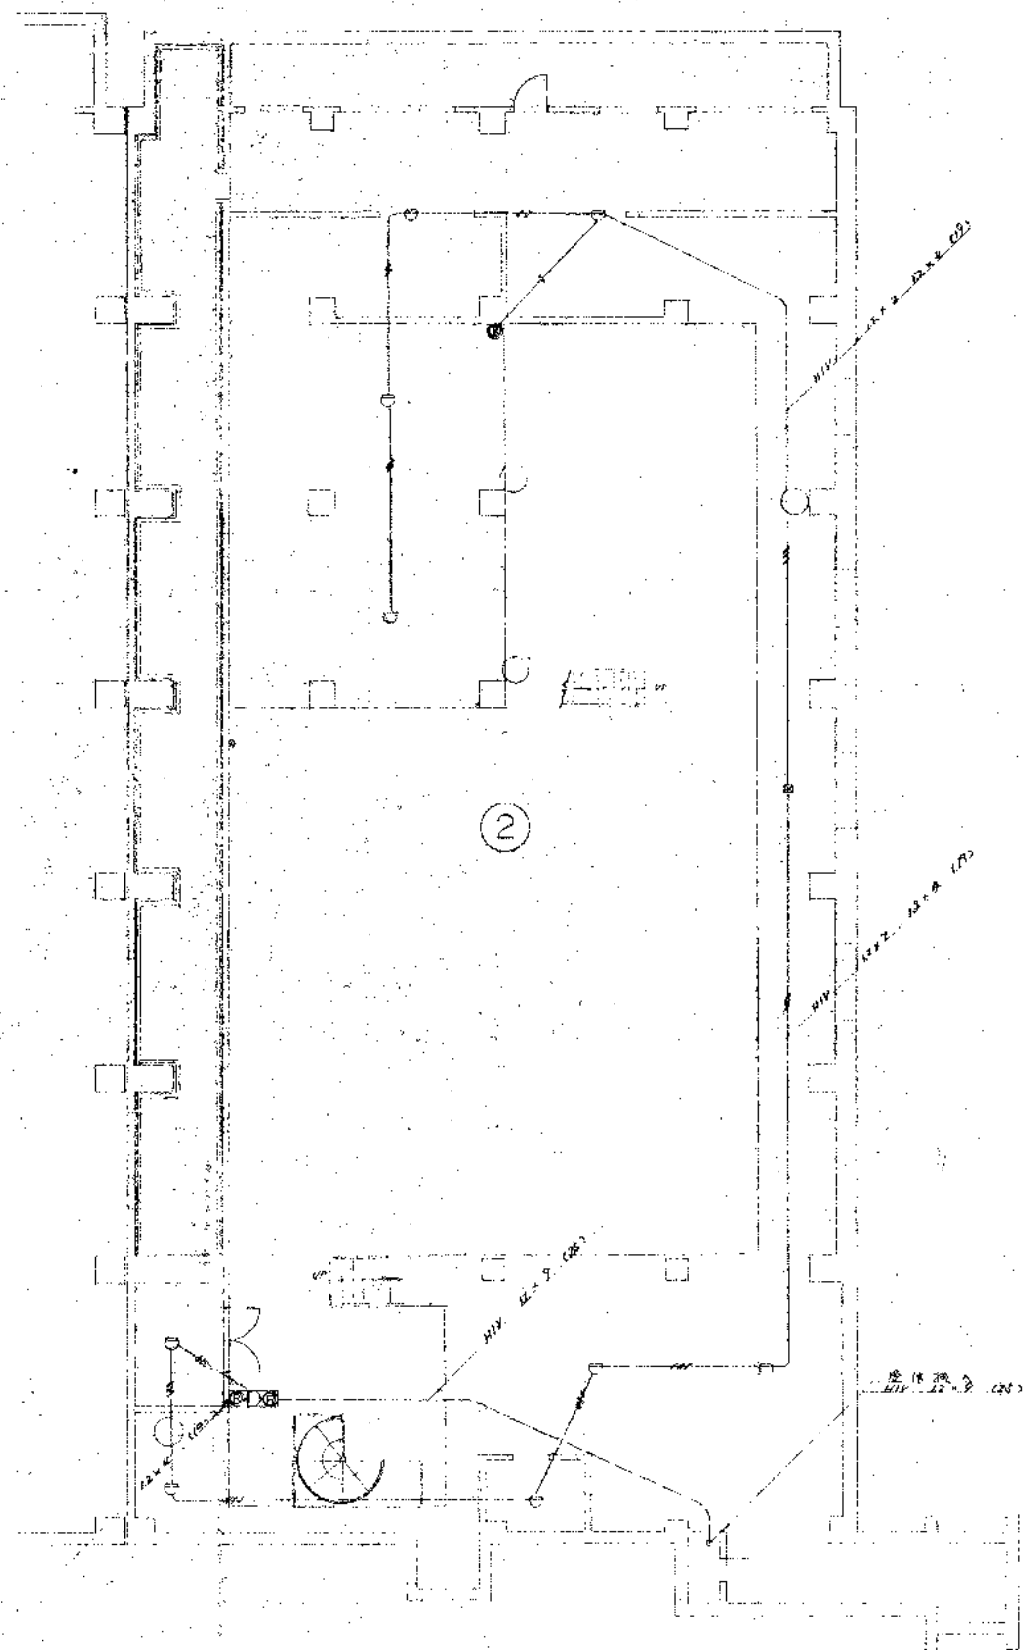


2 階 配線図 1/100

名称	金岡ポンプ場建築電気設備工事		
種別	火災報知設備	竣工図	
図尺	1:100	図	1/100
株式会社 協和電研 図			
岡山県豊田町 2-1-1 電話 086-22-2222			

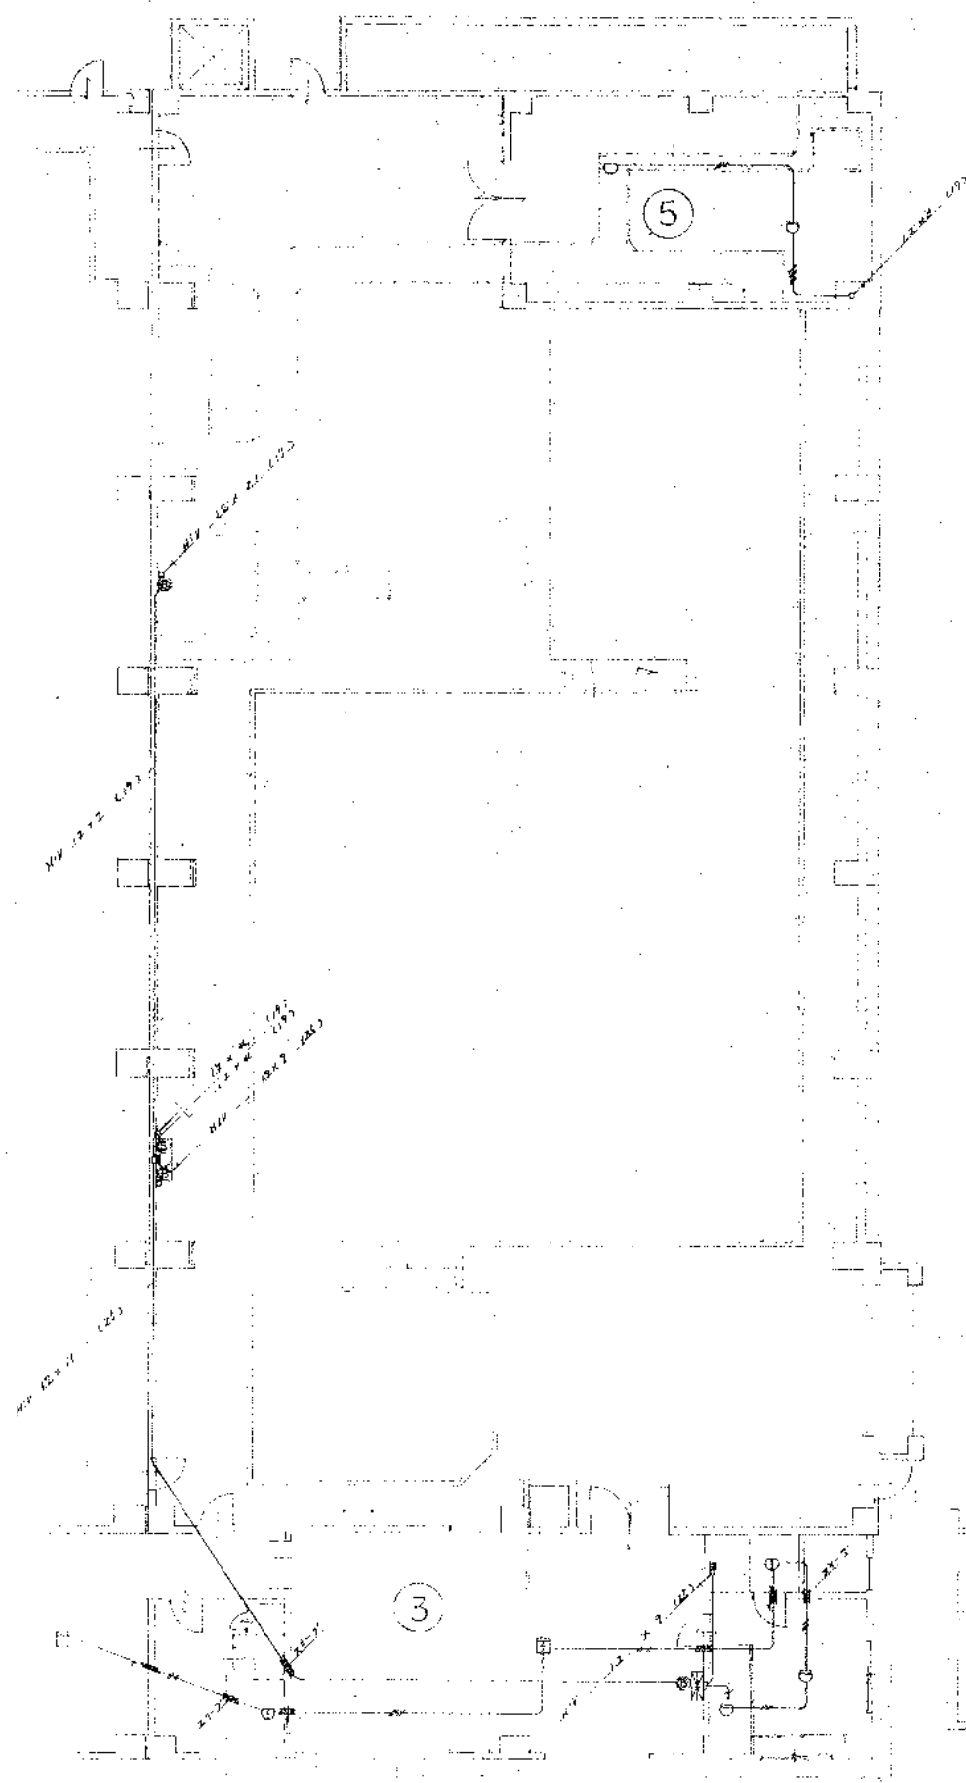

1F 1階平面図 1/100

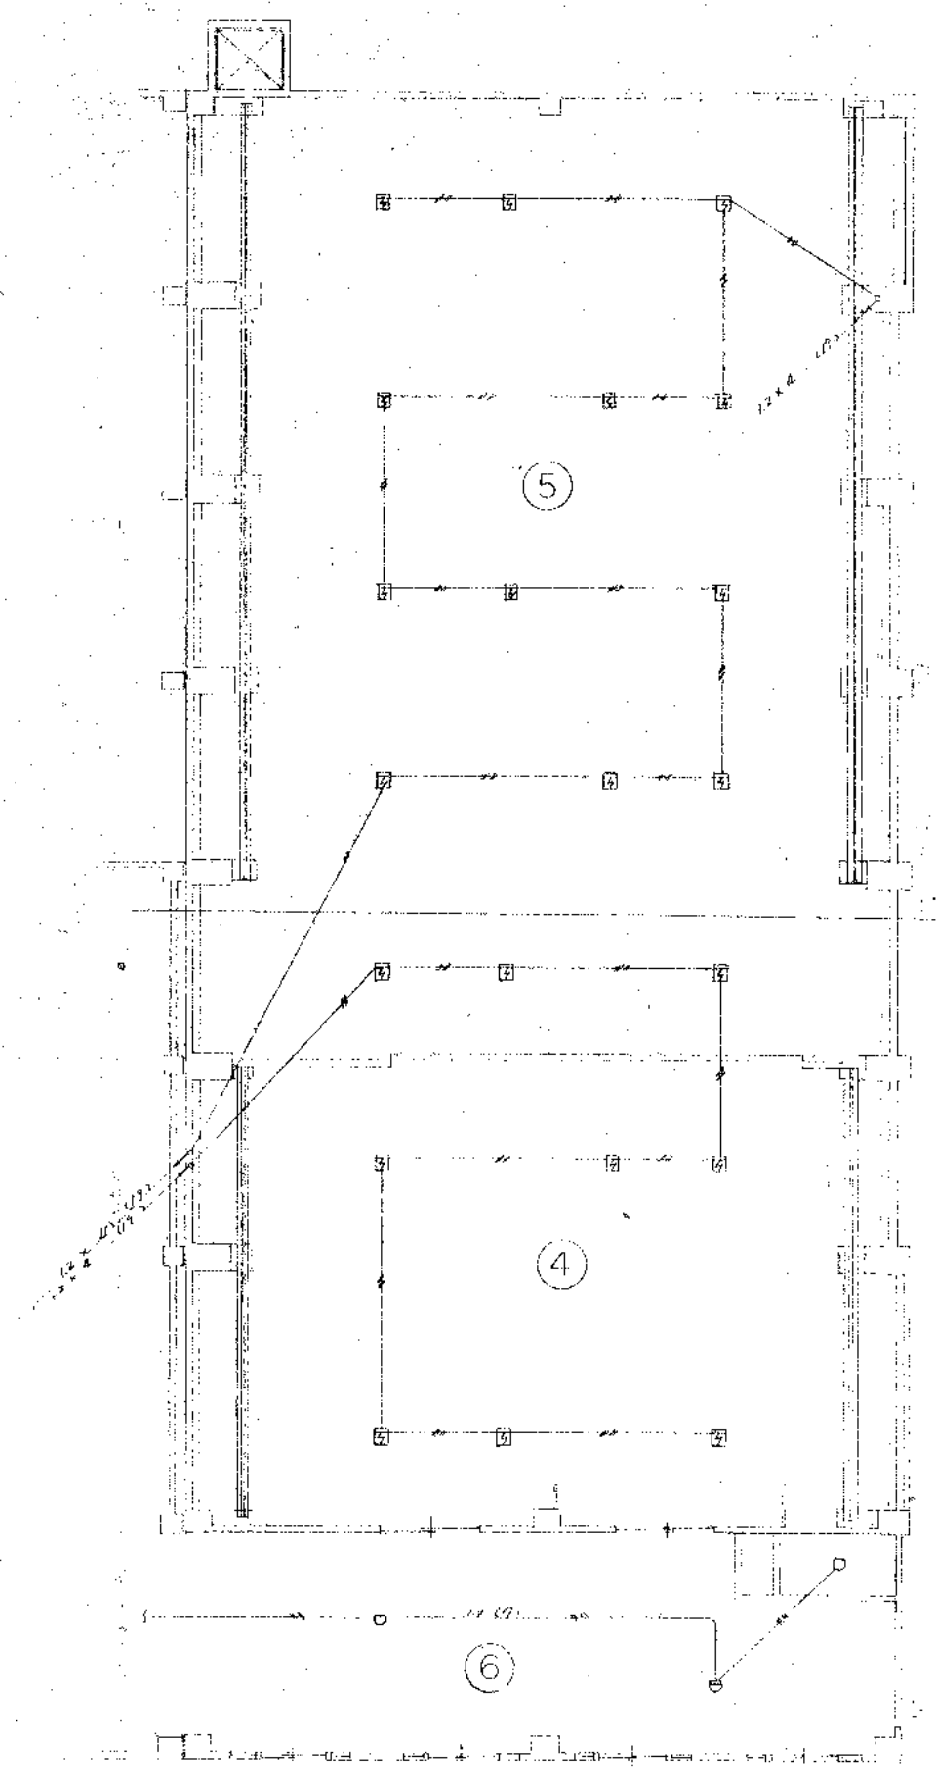

2F 2階平面図 1/100

名称	金沢ビル建築電気設備工事
種別	火災報知設備
図尺	1:100
設計	株式会社 協和電研
図面	1/100