



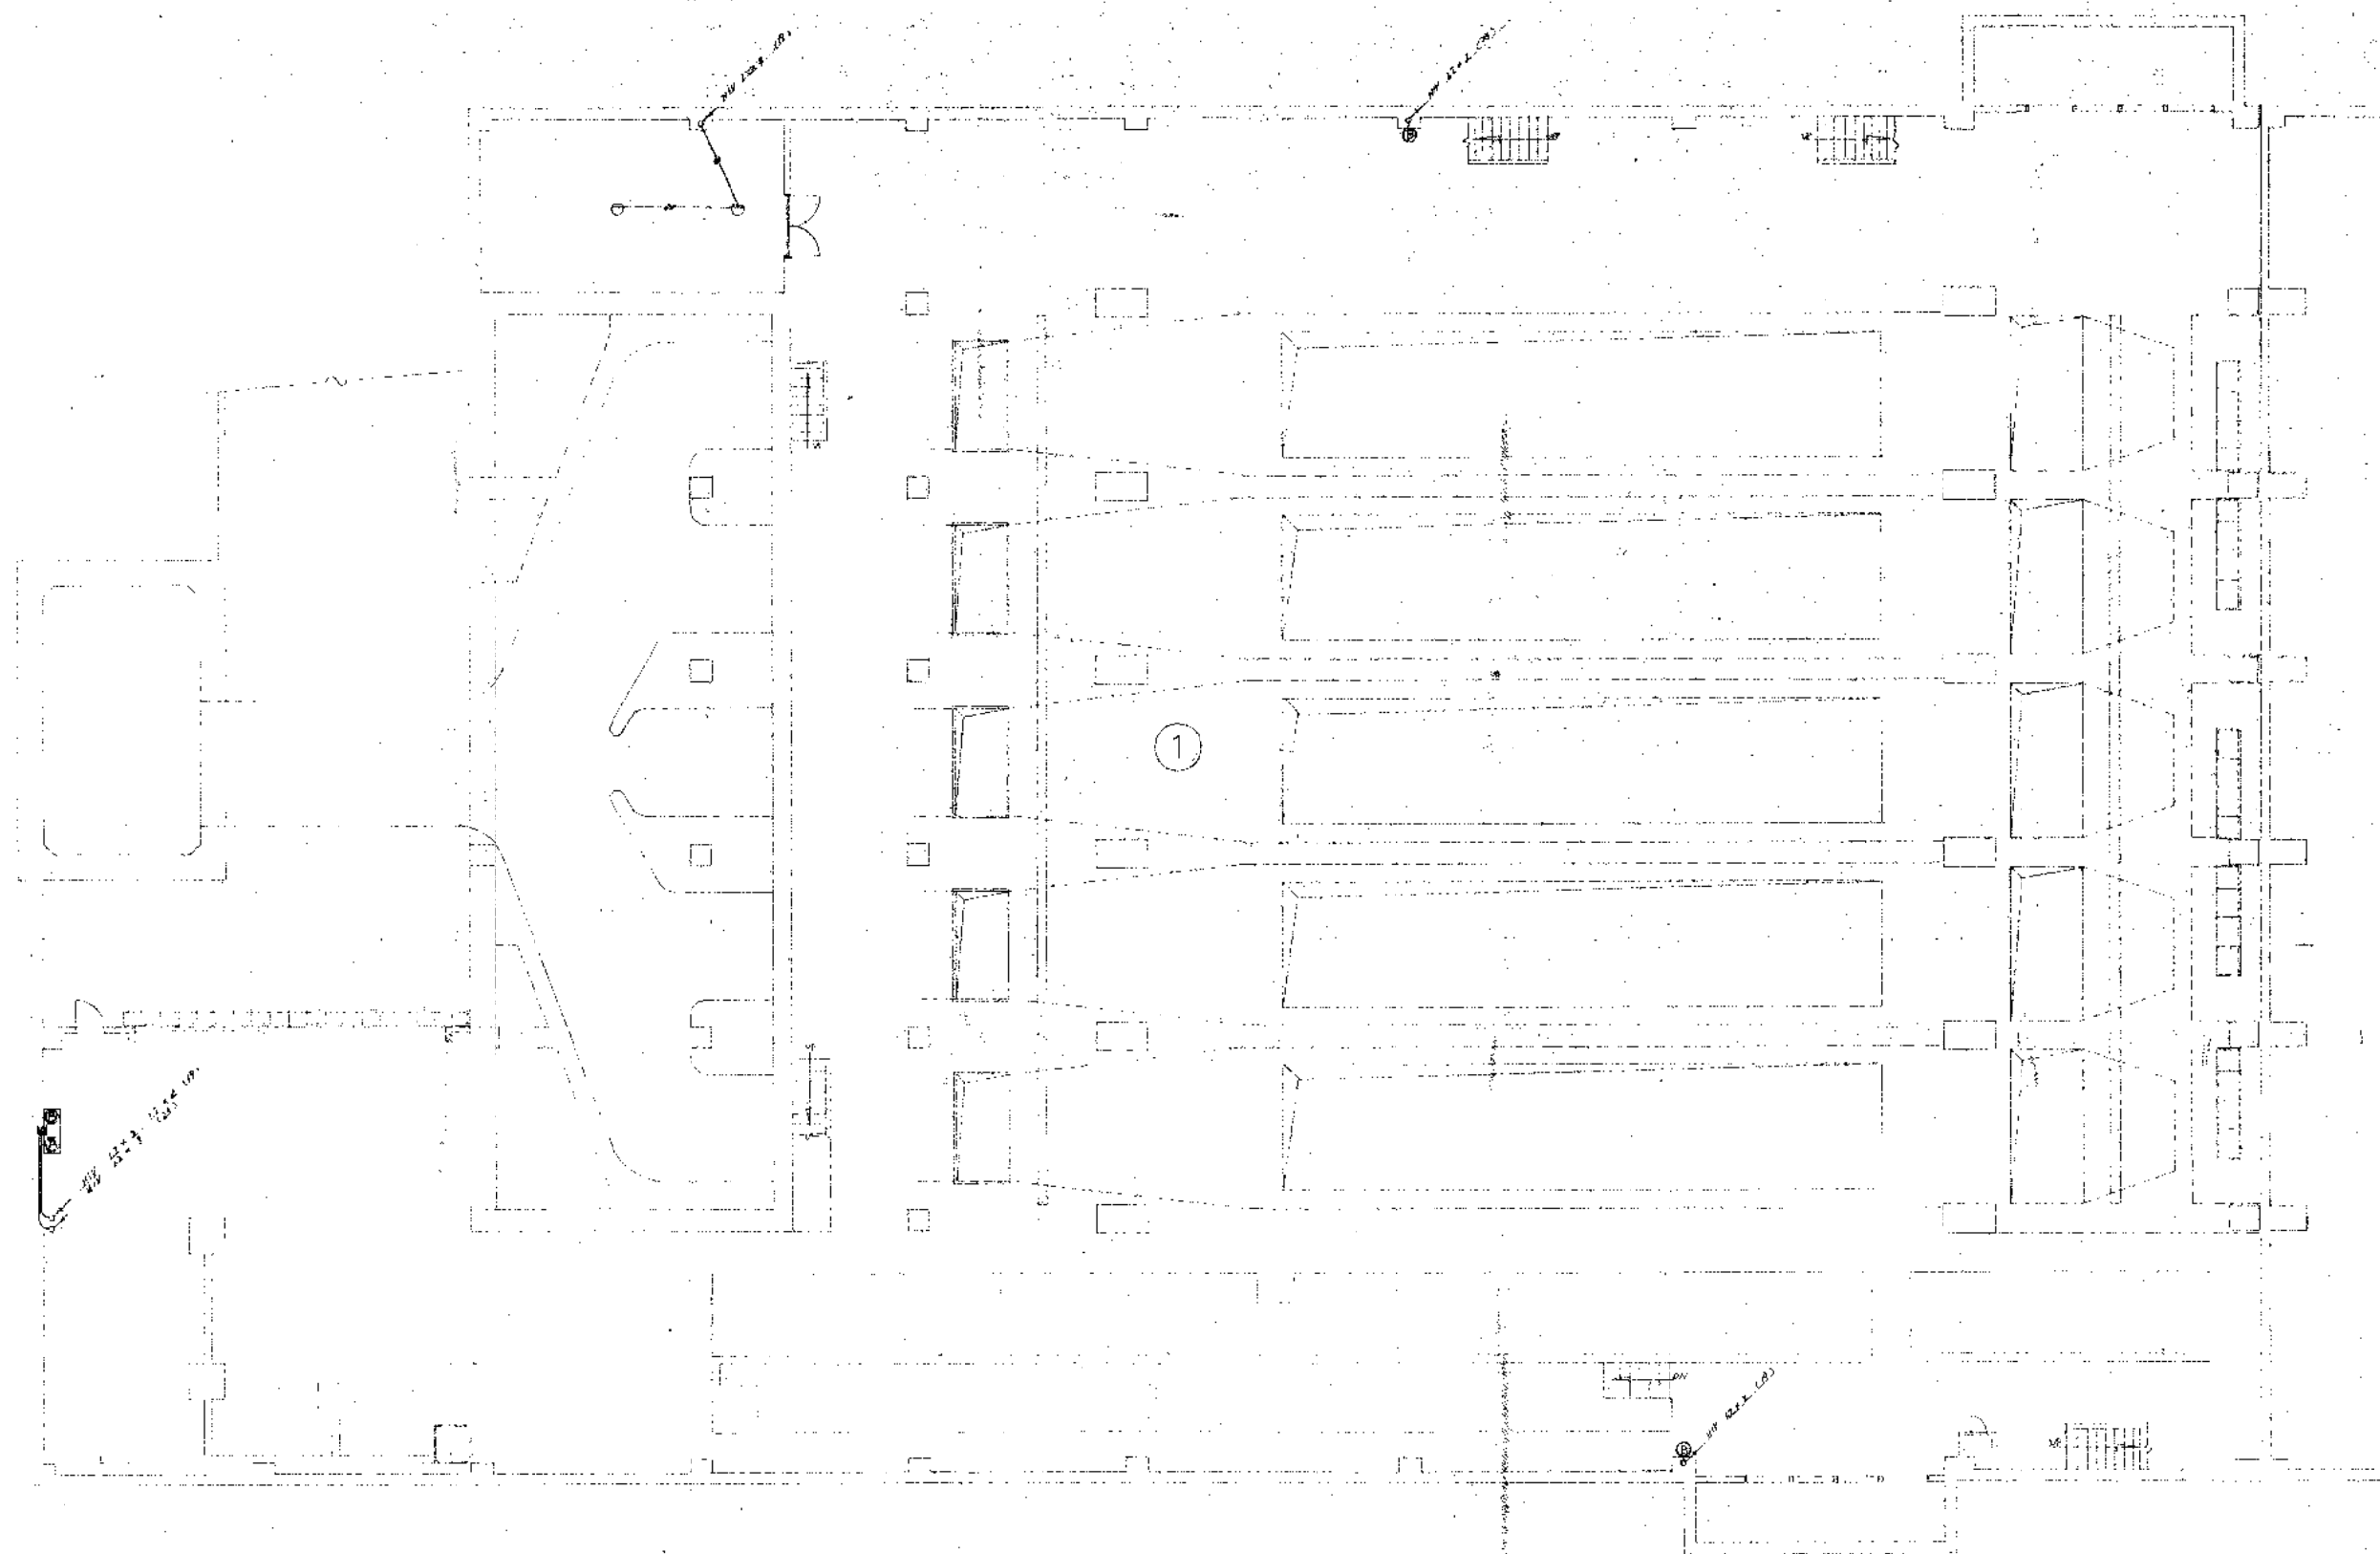


地下1階平面図 1/100

名称	金剛ポンプ場建築電気設備工事		
種別	火災報知設備	竣工図	
図尺	1:100	図日	昭和25年10月20日
設計	株式会社協和電研	図章	1/3
監理	協和電研	図章	

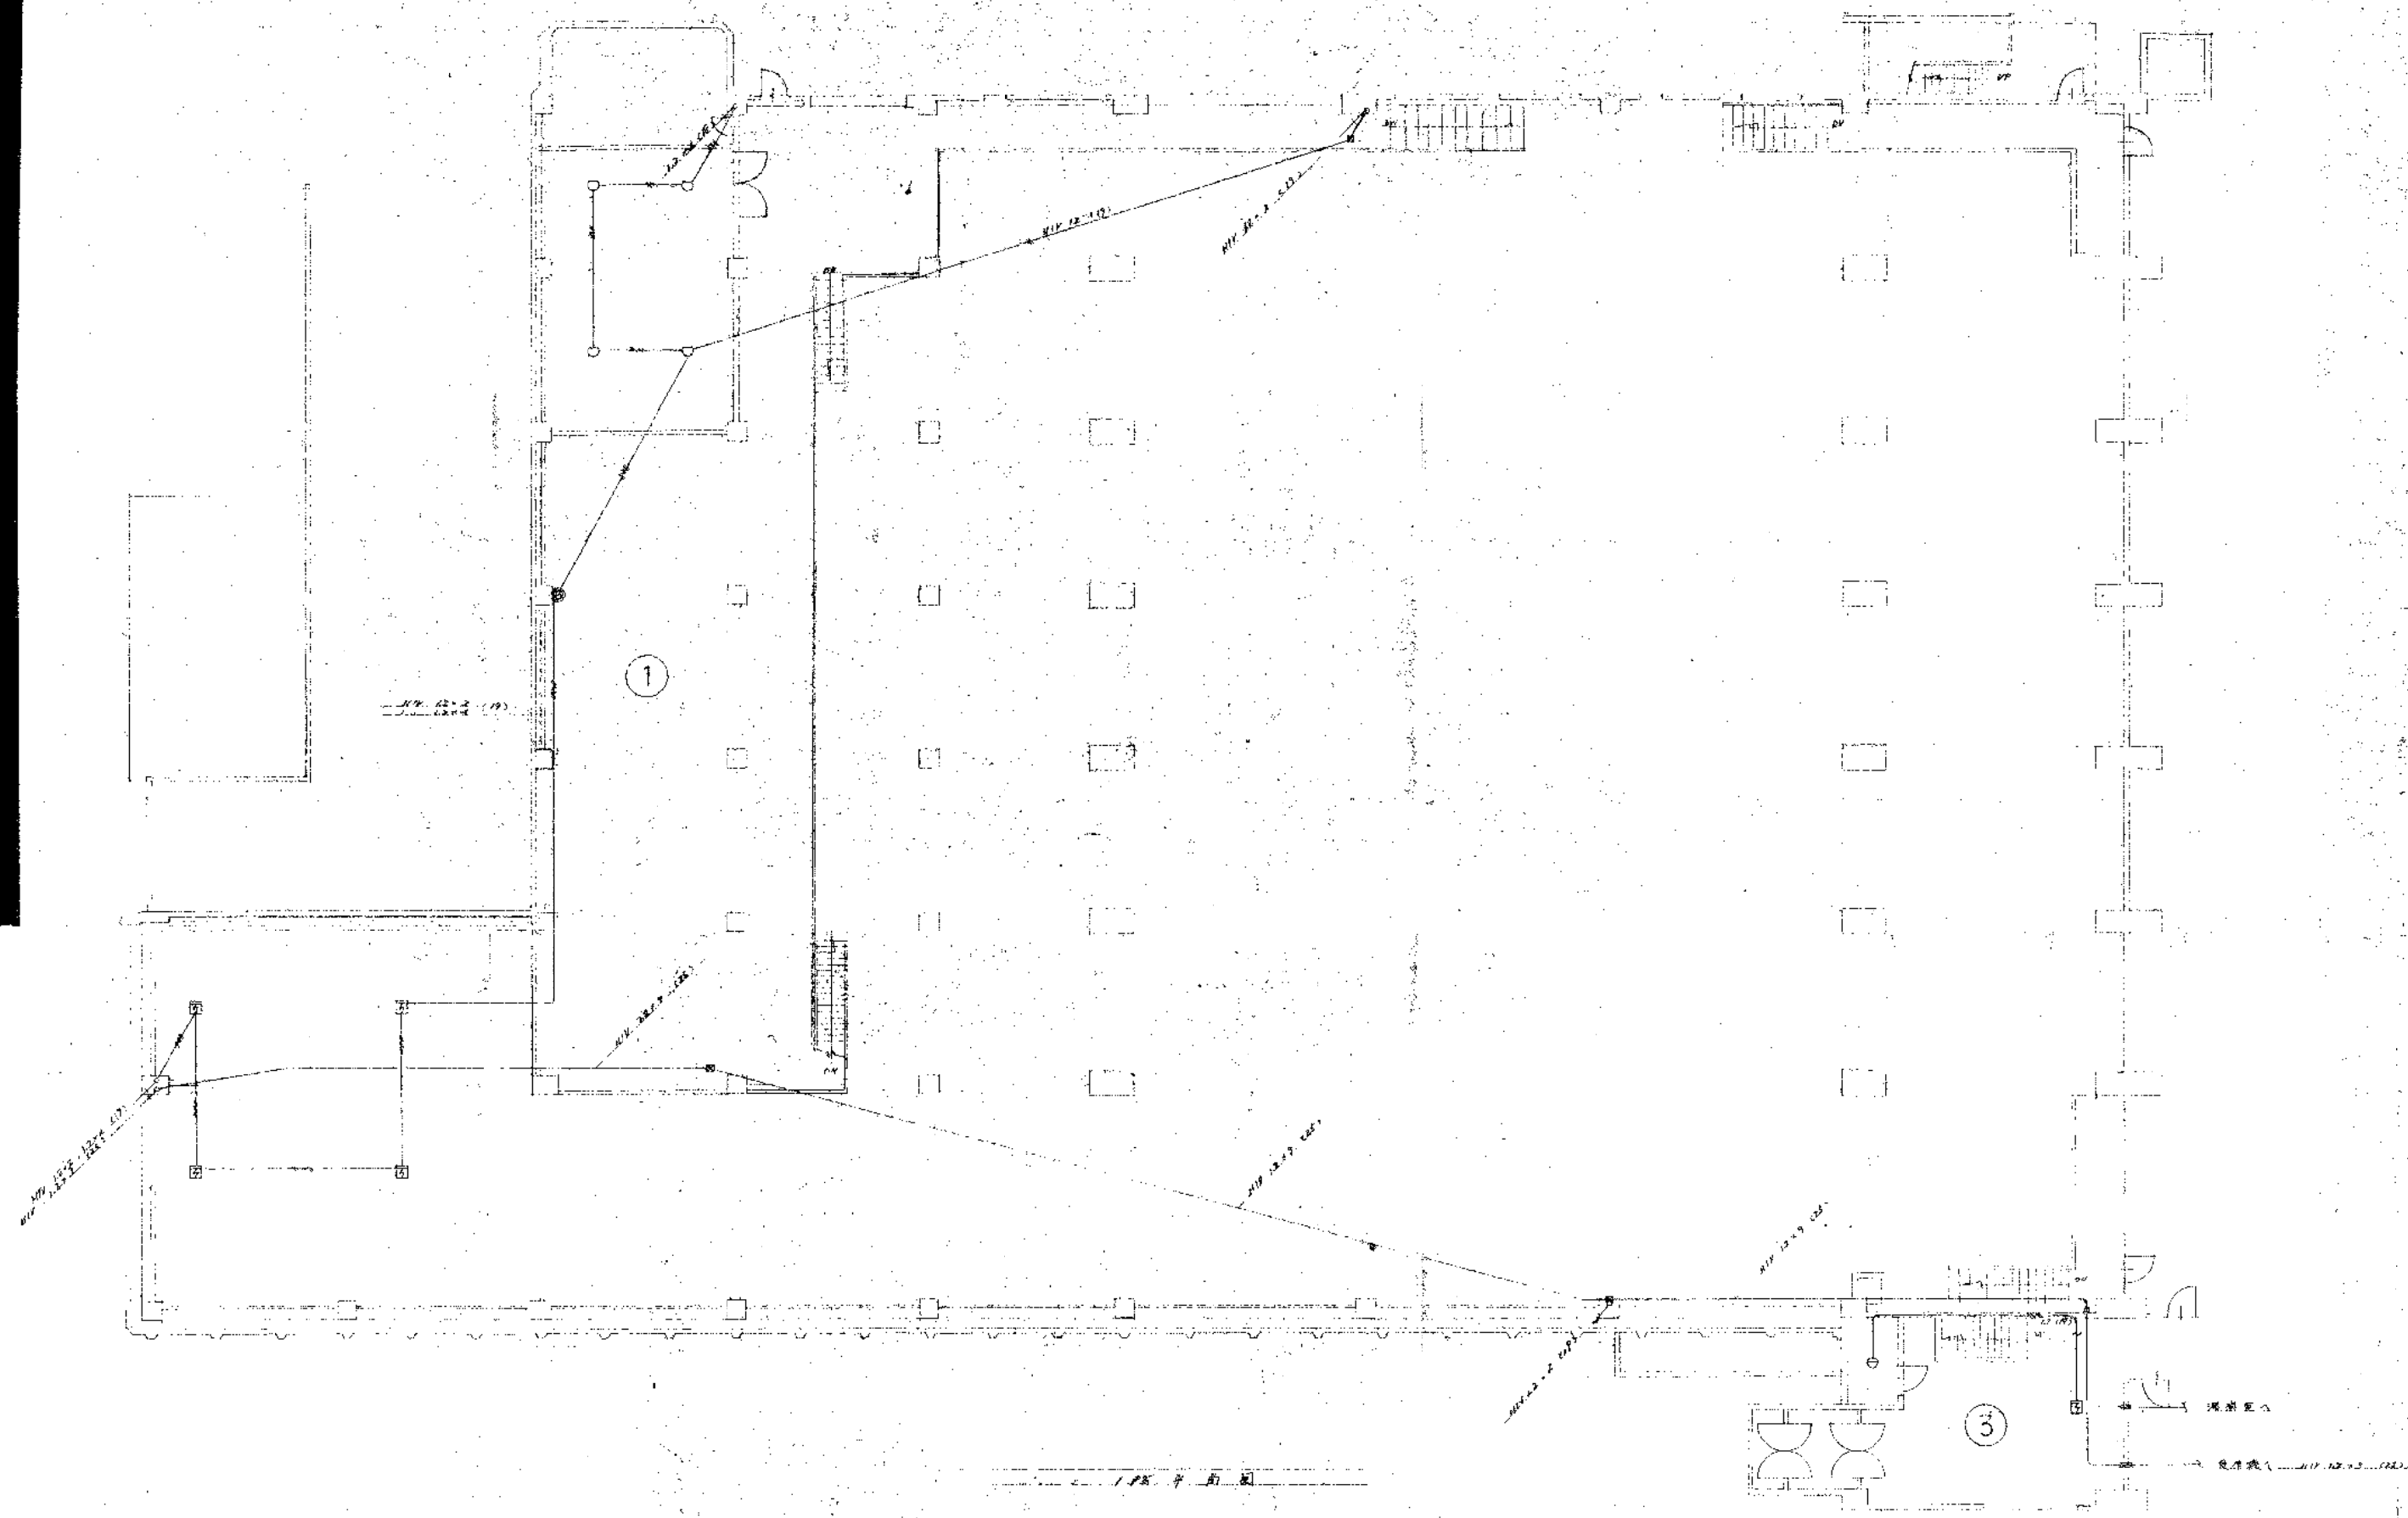


金岡ビル増築等電気設備工事	
火災警知設備	竣工図
100	
株式会社 電気設備	
〒100-0001 東京都千代田区千代田 1-1-1	

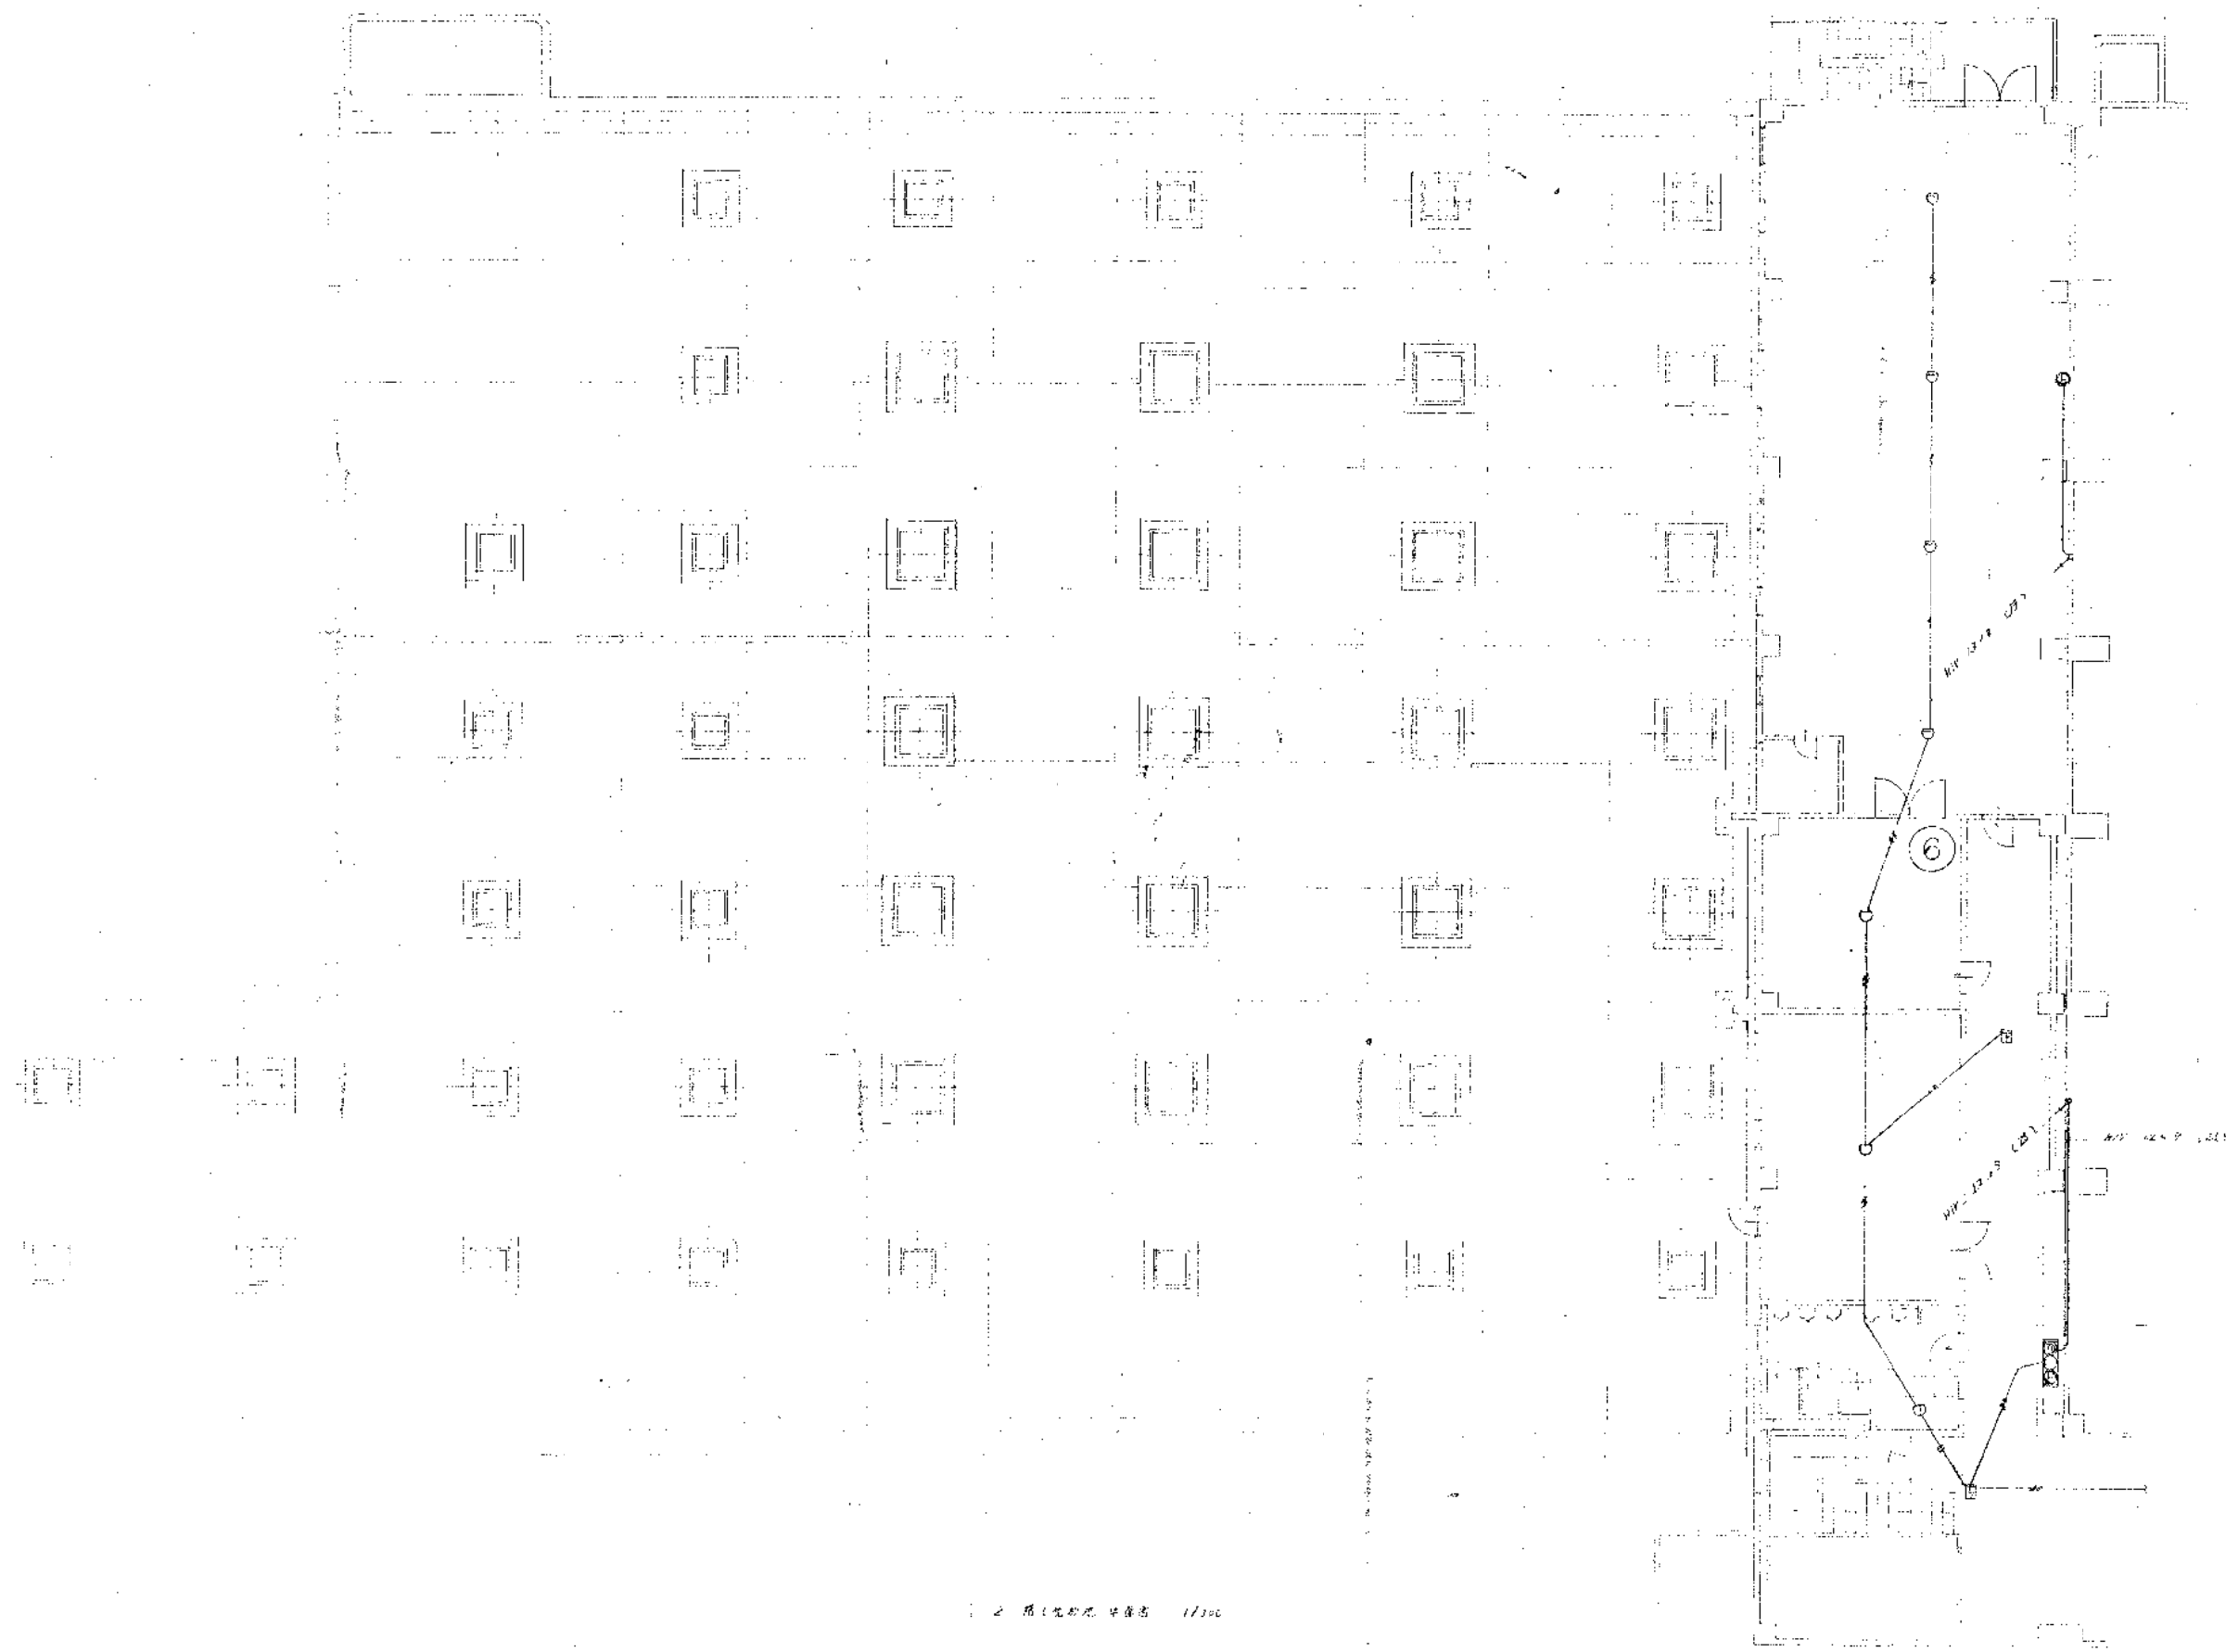


2 階（北側）中廊下 1/100

名称	金岡ビルディング足電設備工事		
種別	火災報知設備	竣工図	
縮尺	1:100	設計	1/100
株式会社協和建築	図	1/100	25

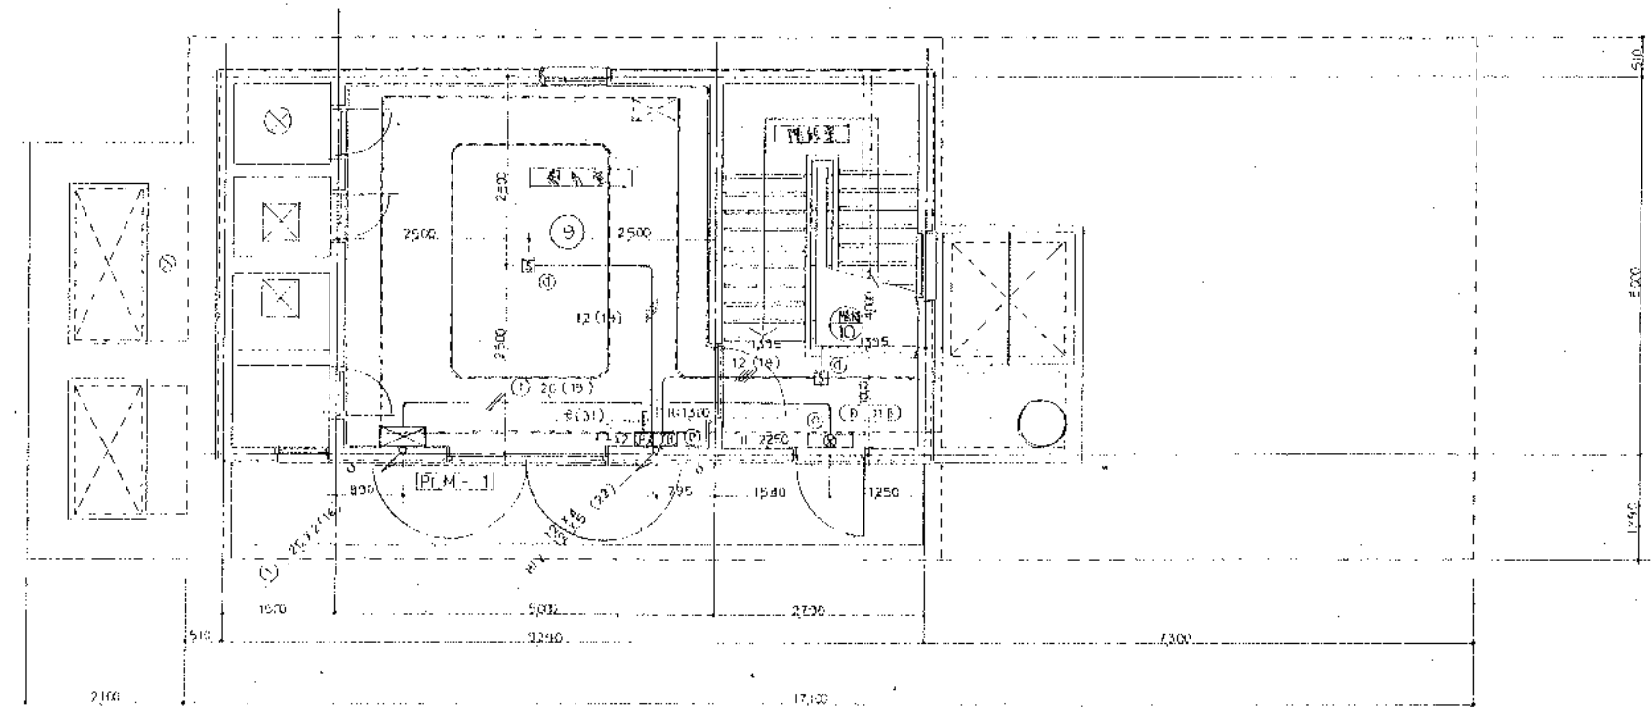


1階 平面図 S = 1750

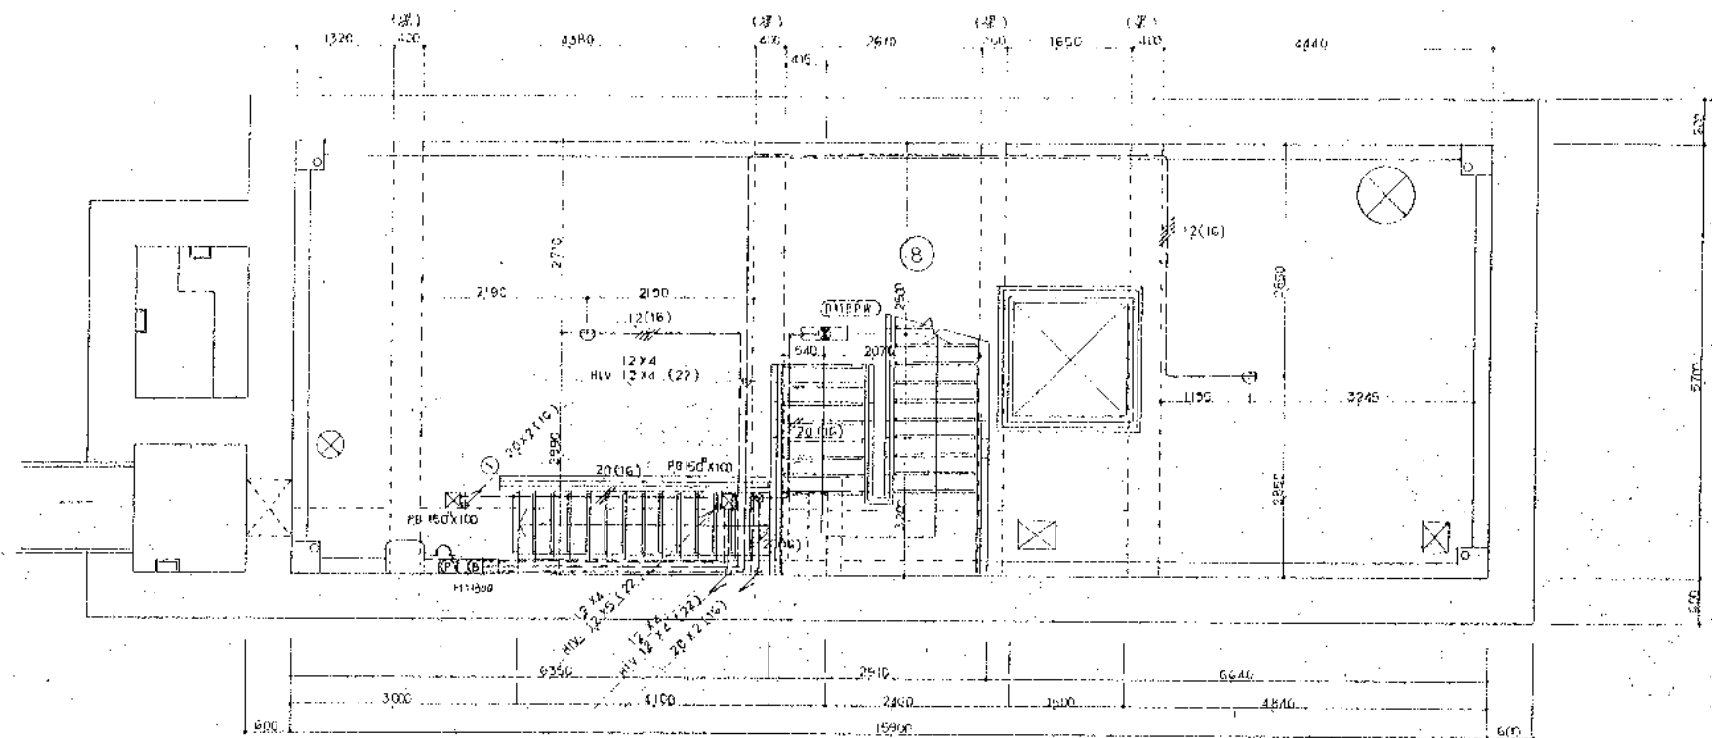


B1階 平面図 S = 1750

工事名	全館空調設備設置工事				承認
図名	自動火災報知器・消火設備図				後
図面No	縮尺	1/50	昭和	年	月
4/7					

マイクログラフ1657

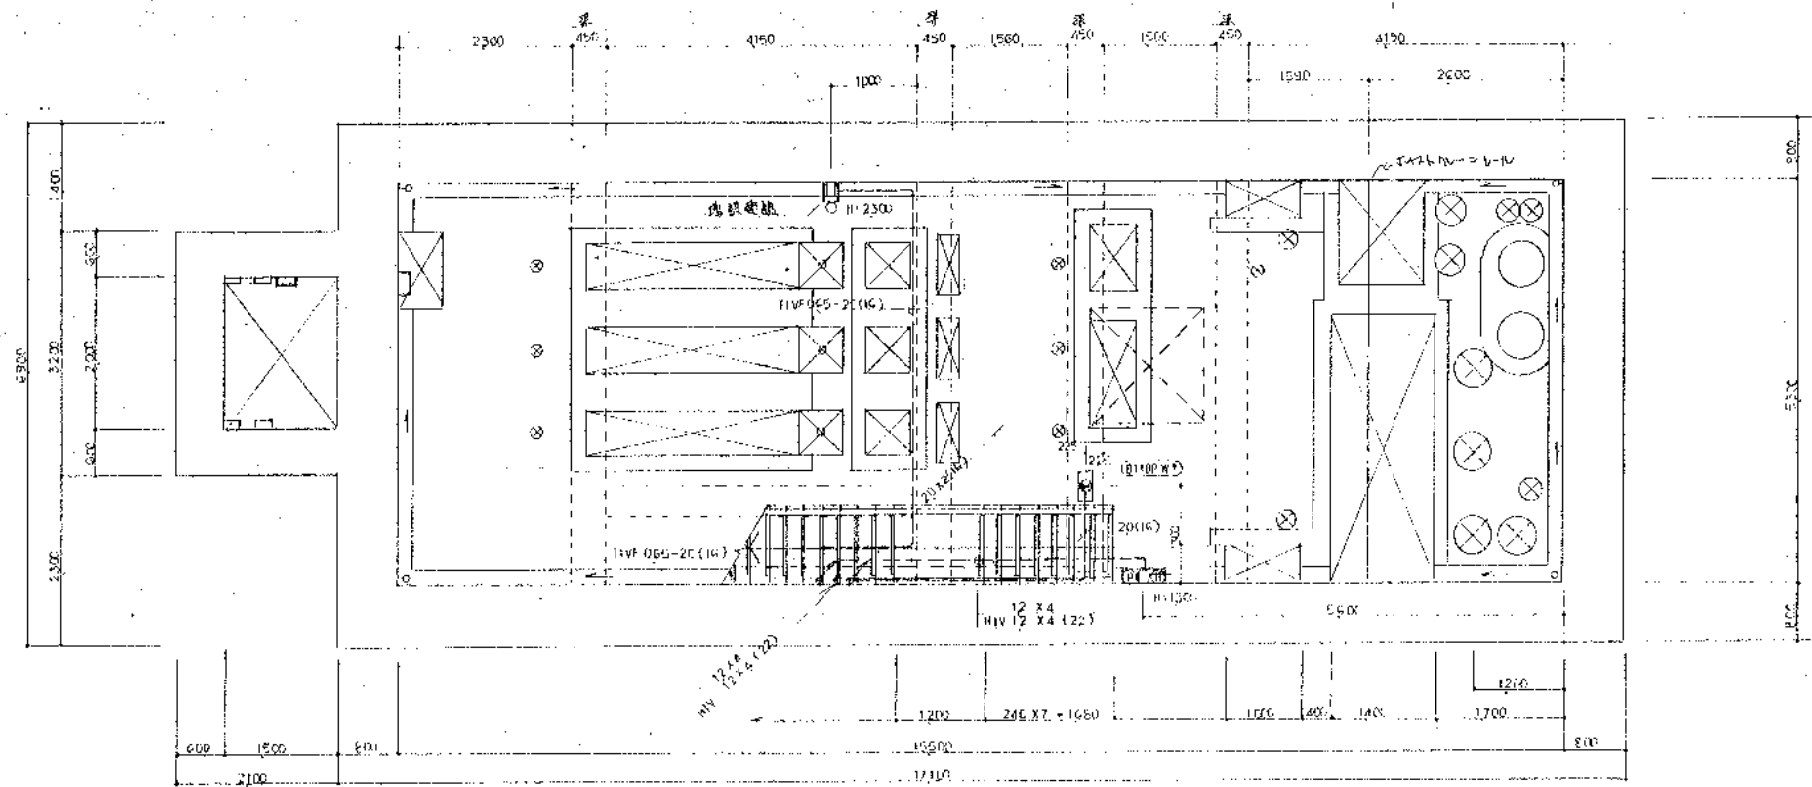

B 2 階 平面図 S = 1 / 50

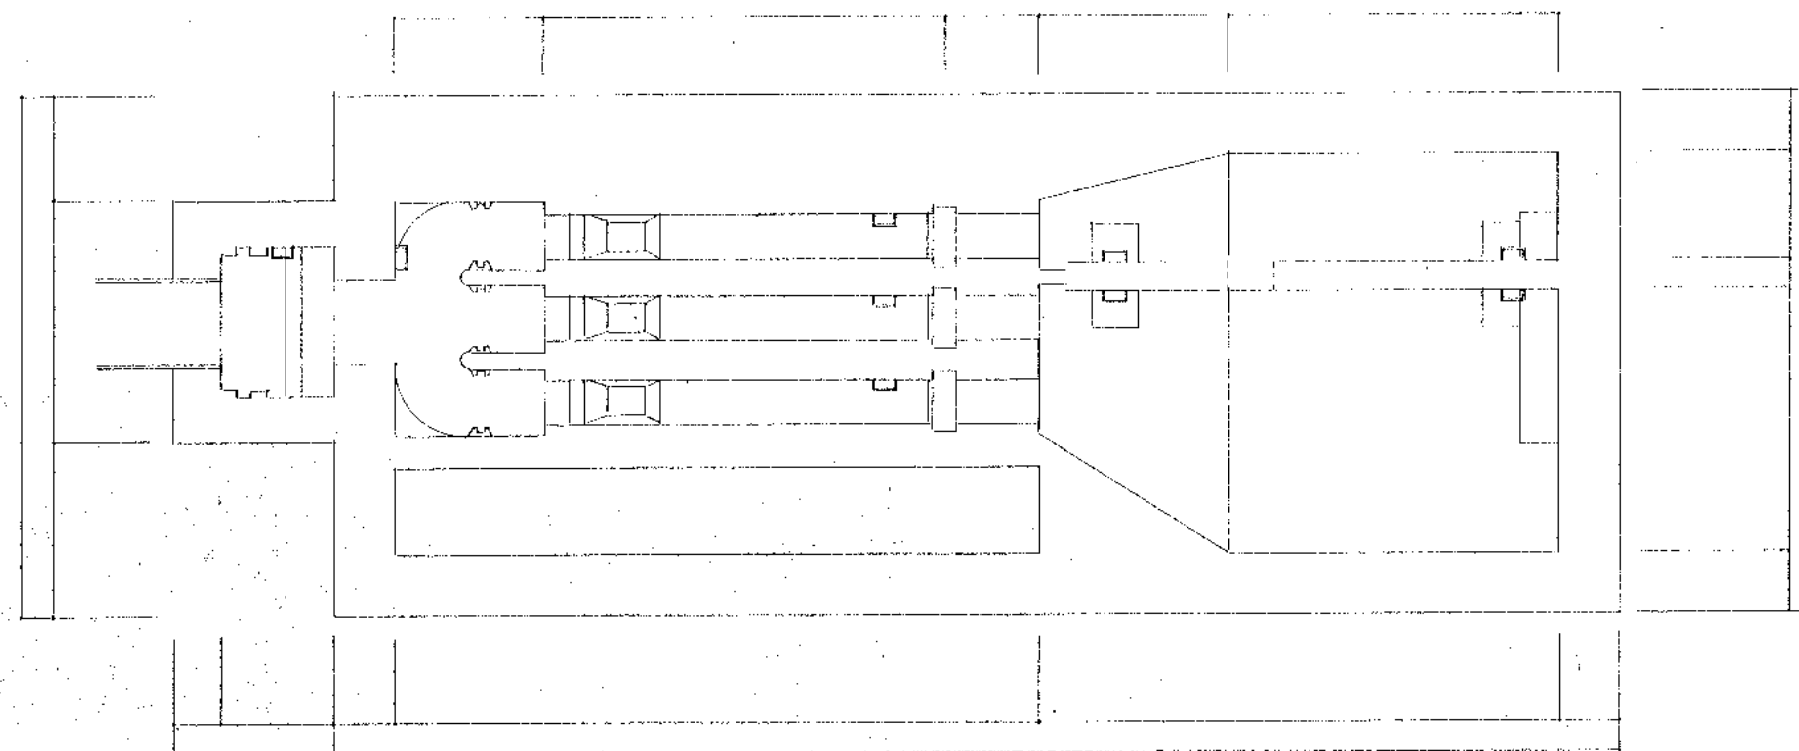

B 3 階 平面図 S = 1 / 50

マイクロ番号 1658

工事名	愛知県・名古屋建設電気設備工事				承認
図名	自動火災報知設備・消火設備図				検図
図面No	縮尺	1 / 50	編制	年月日	影図
57					

