



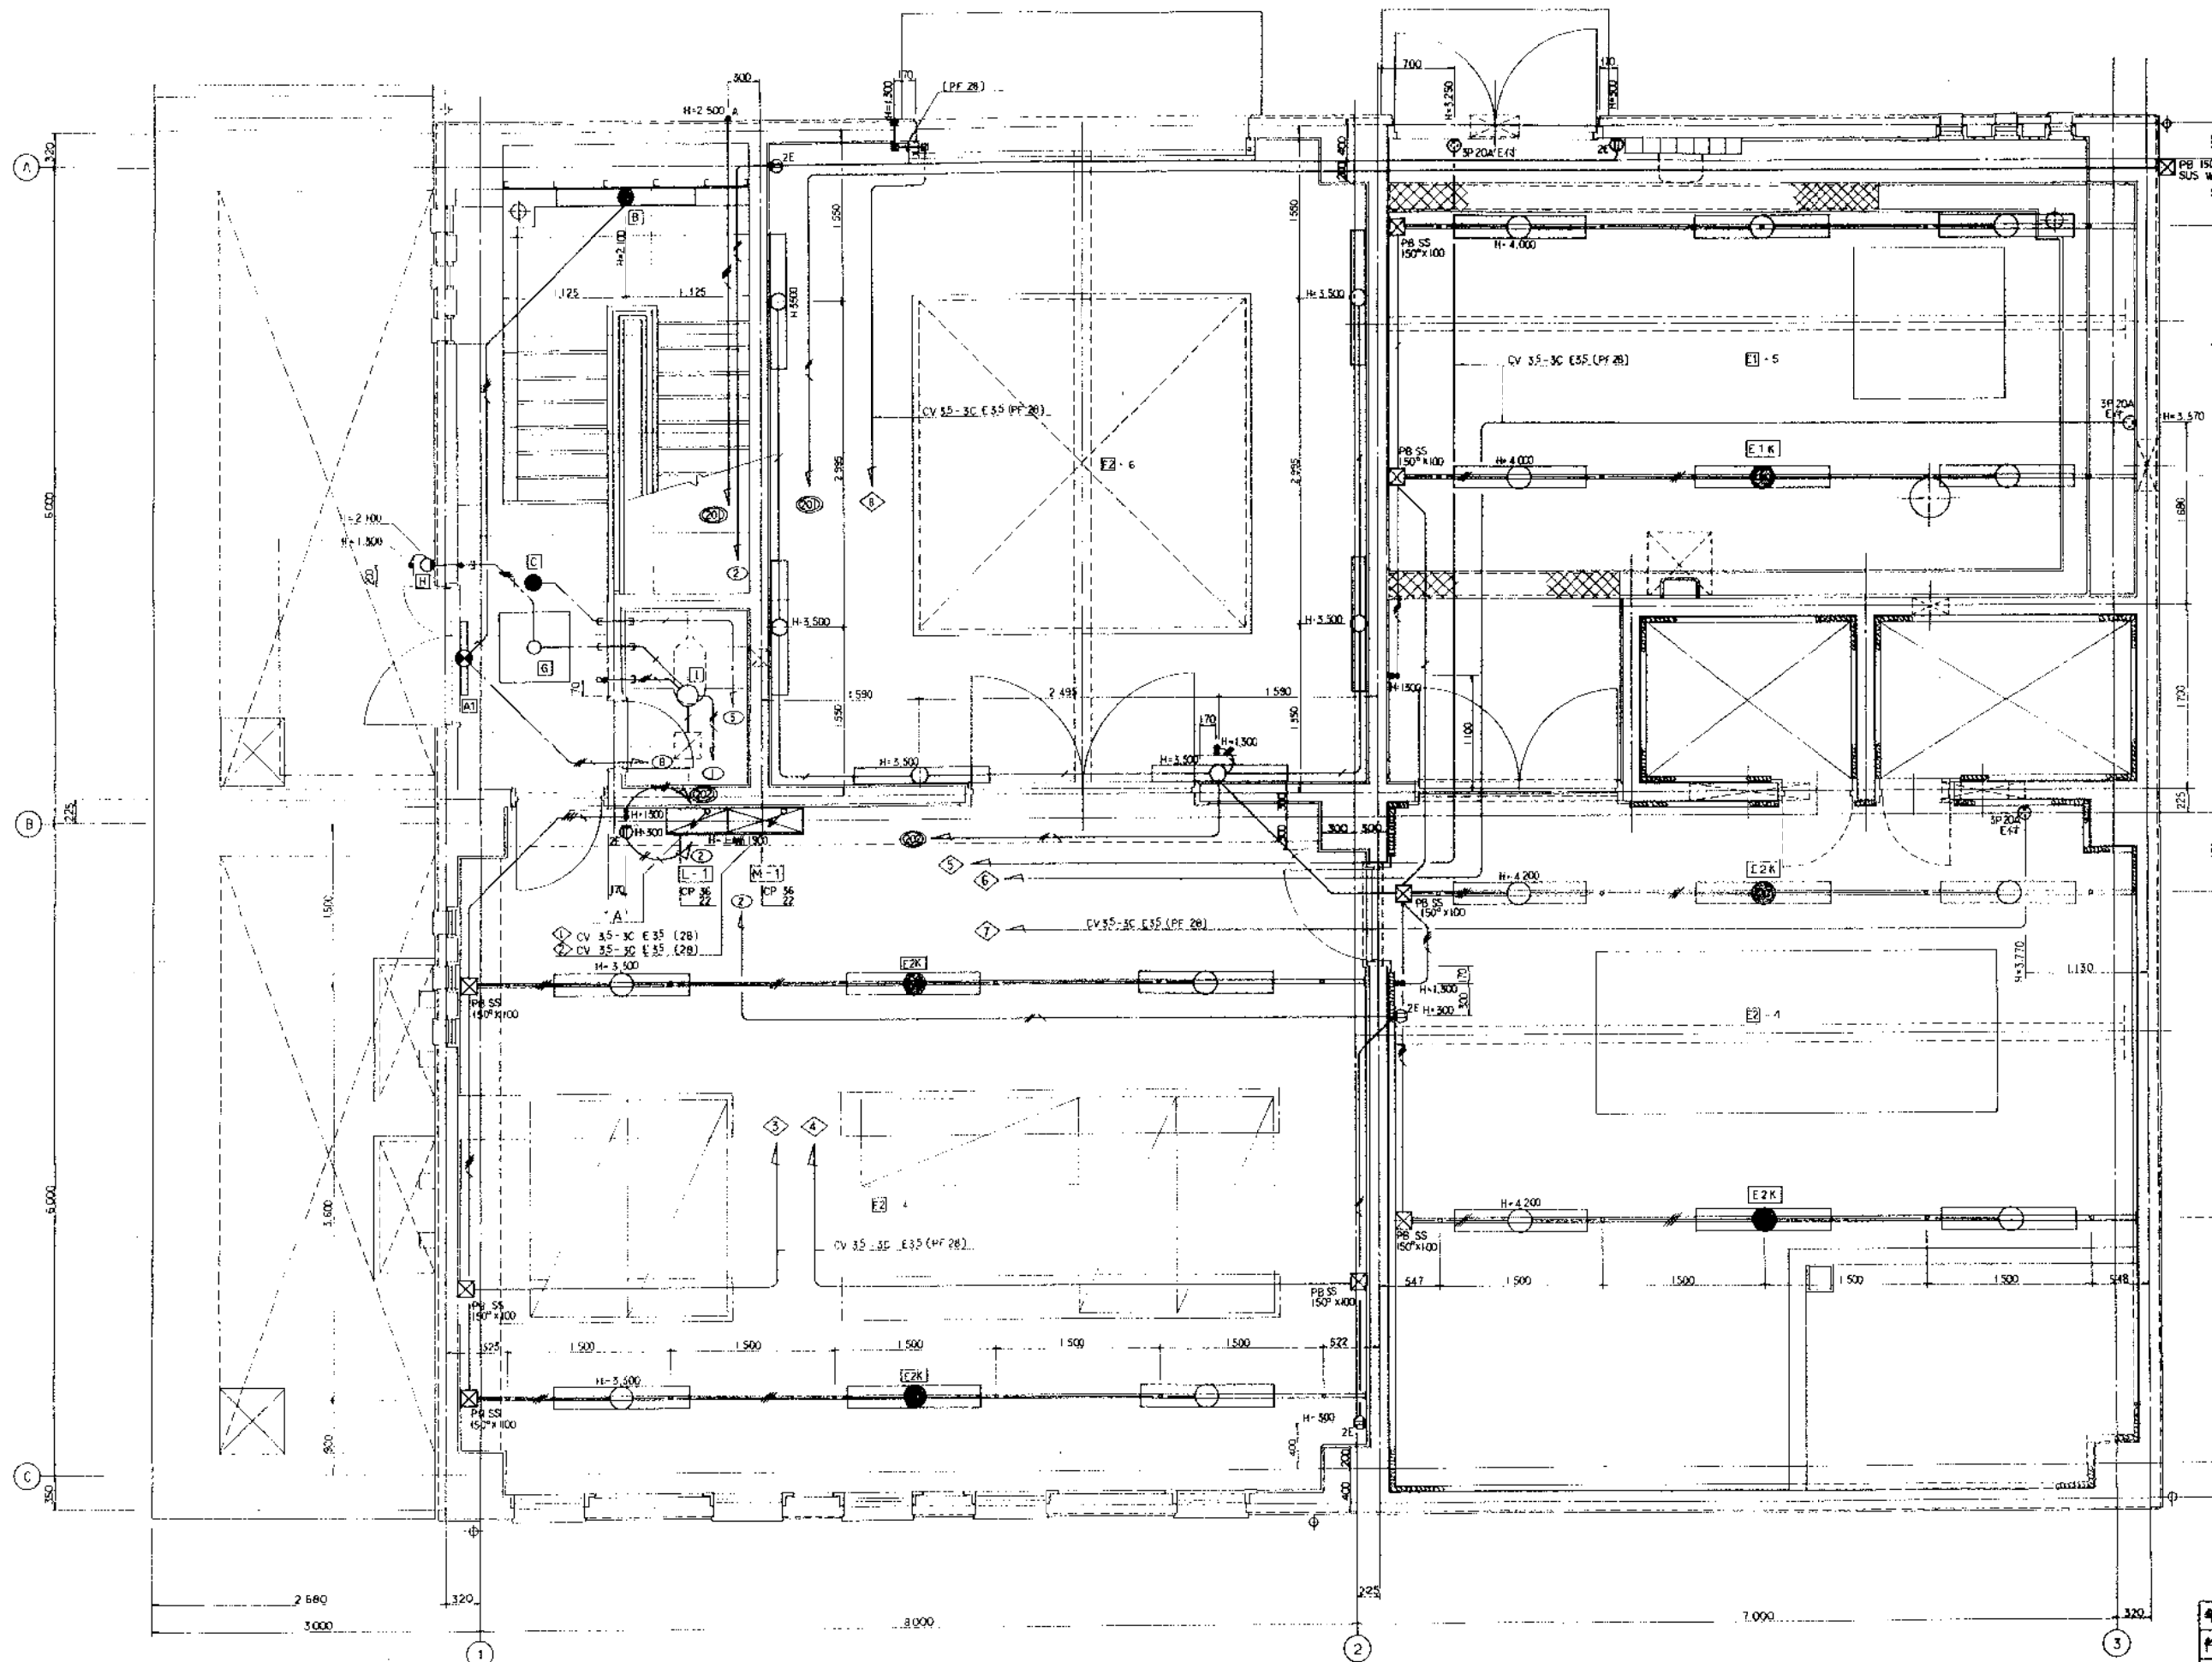

B	IV	IS	X	3
1	15	X	2	
3	20	X	2	
4	20	X	2	
5	15	X	2	
201	20	X	2	
204	20	X	2	
E	20	X	1	
子機				(28)

特記の記号は下記による。	
IV	15x2 E16 (16) (PF 16)
20x2	
15x3	
15x4	(22) (PF 22)
15x5	
15x6	

年月日	年 月 日	図番	1
件名	倉庫ポンプ電機設備工事		
名称	電灯・コンセント・動力設備図 (1F)		
比例尺	縮小	縮小	縮小
設計	電設株式会社		

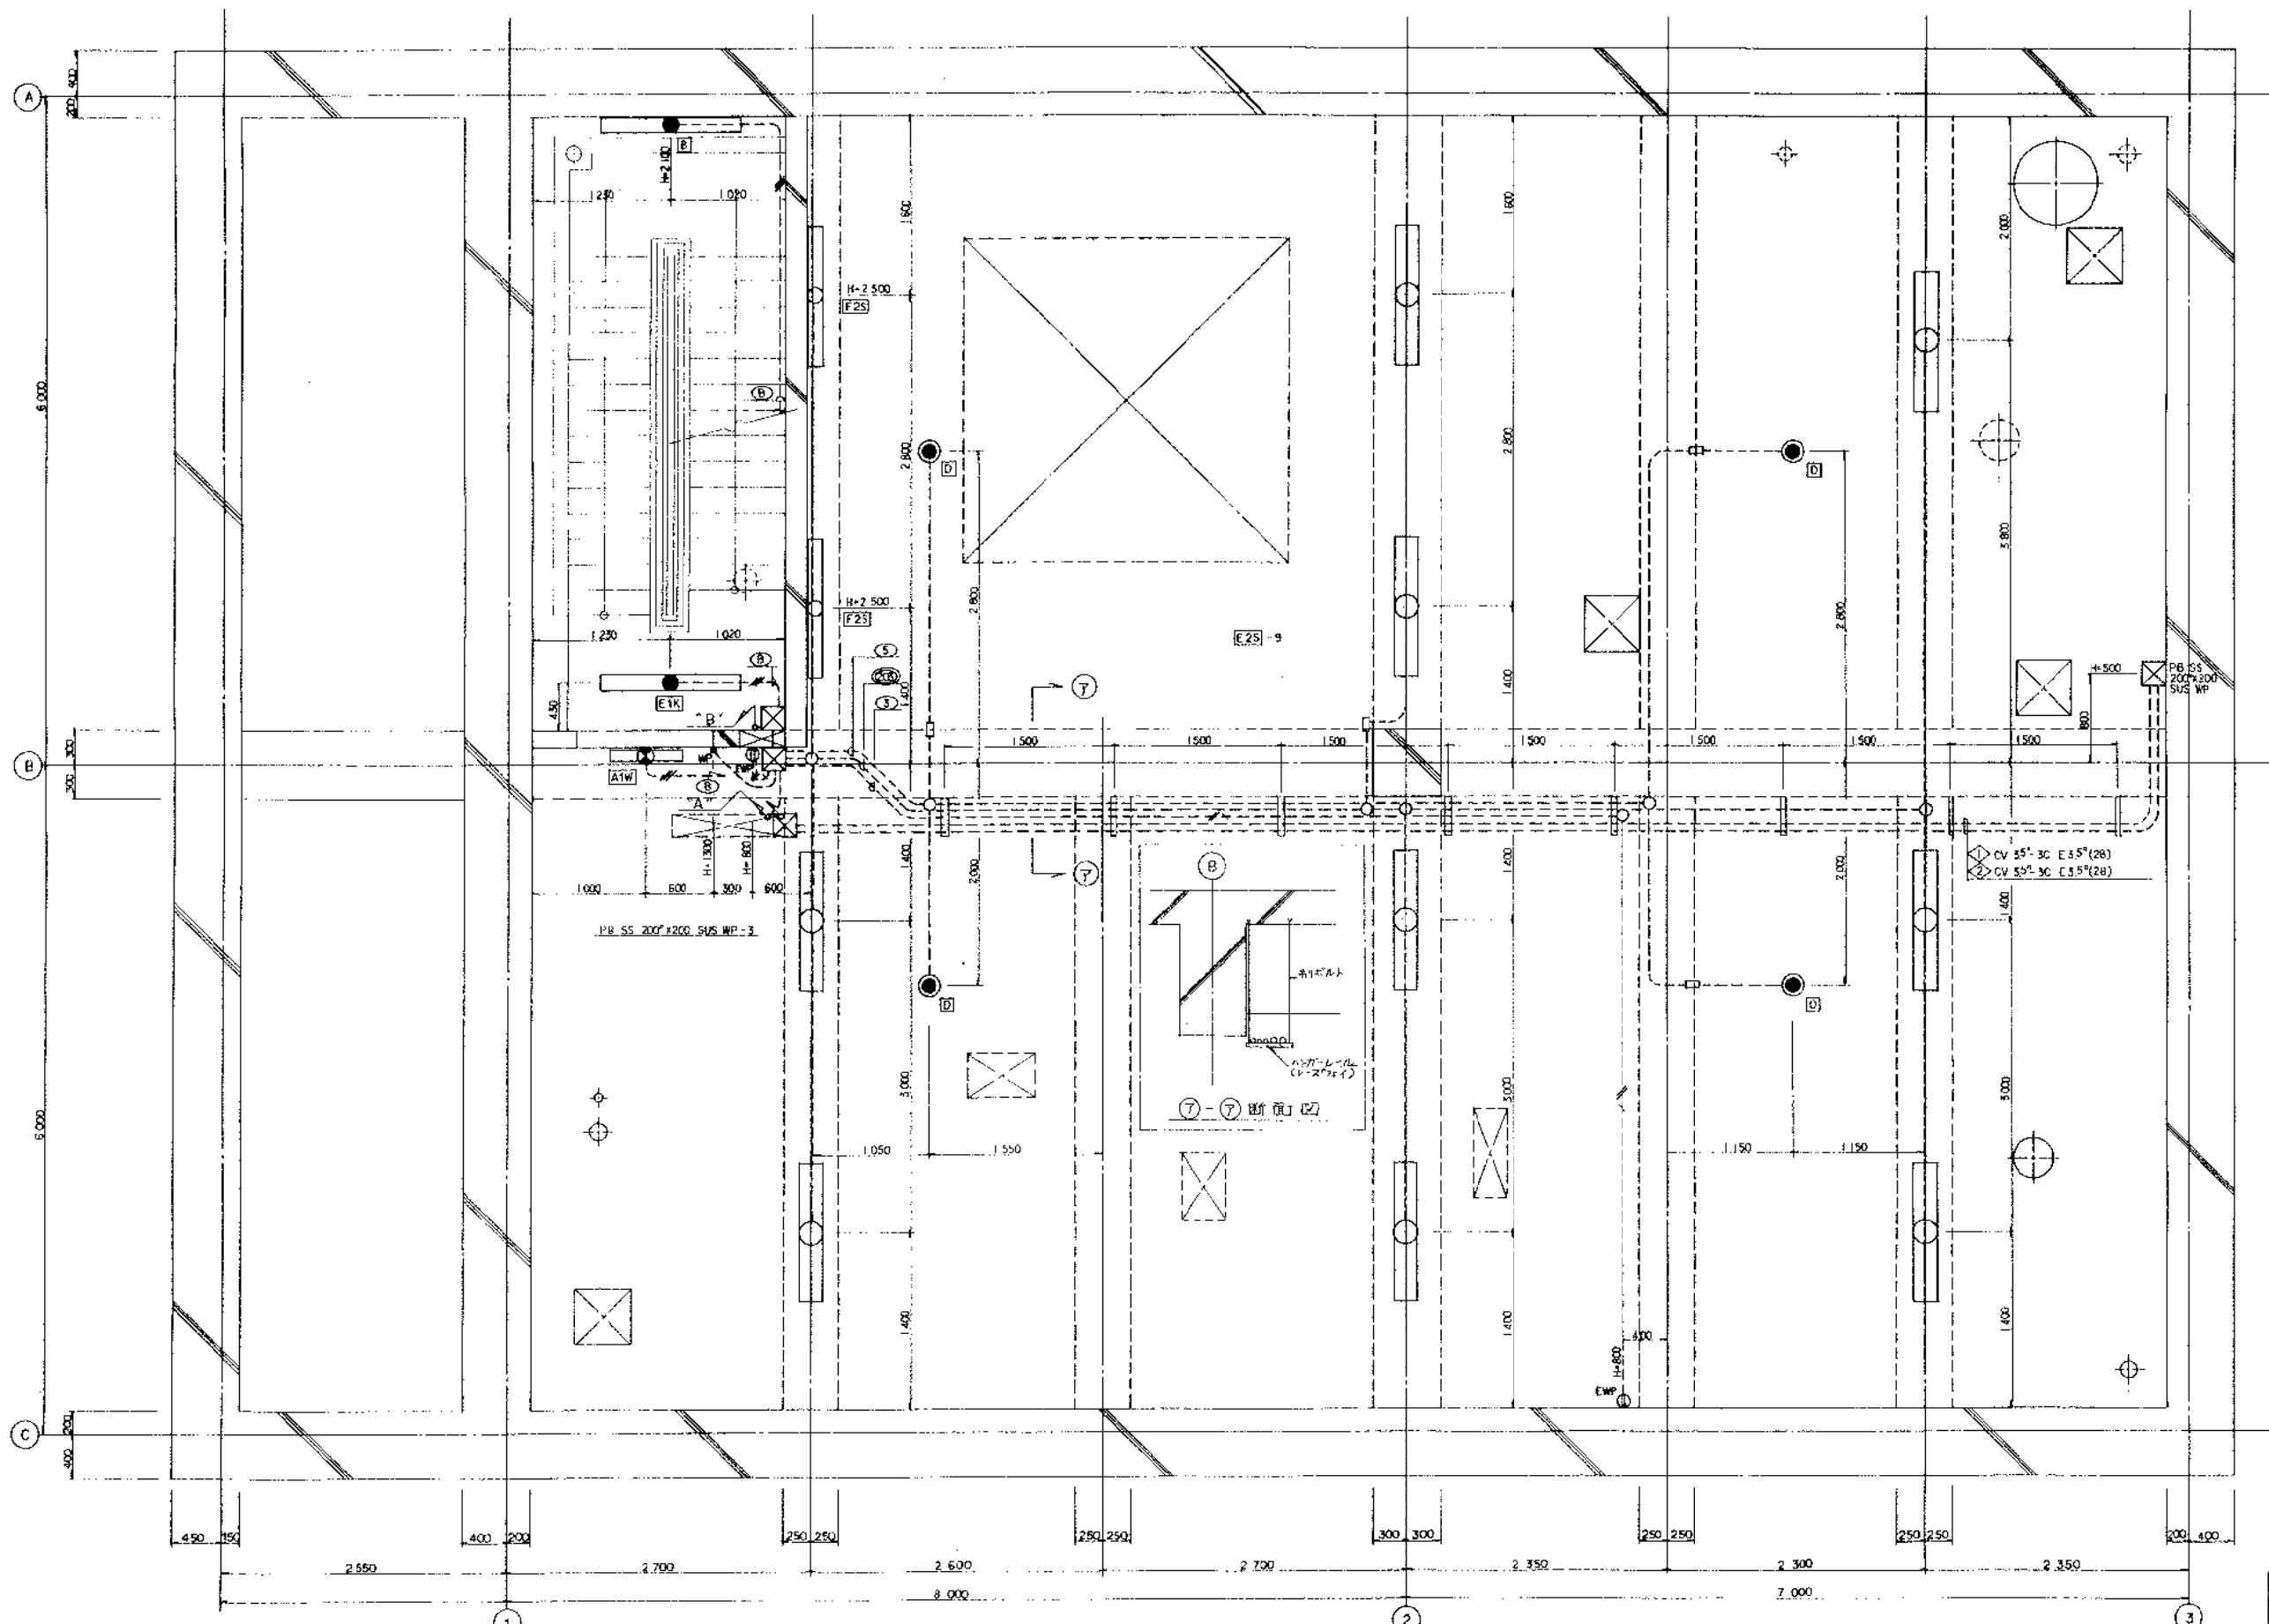

“A”

B	IV	1.6 x 3
1	+	1.6 x 2
3	+	2.0 x 2
4	+	2.0 x 2
5	+	1.6 x 2
203	+	2.0 x 2
204	+	2.0 x 2
E	+	2.0 x 1
予備	-	-

(56)

(28)


“B”

B	IV	1.6 x 3
1	+	1.6 x 2
4	+	2.0 x 2
5	+	1.6 x 2
204	+	2.0 x 2
E	+	2.0 x 1
予備	-	-

(56)

(28)

年月日	年	月	日	図番	2
件名	倉庫ポンプ等設備電気設備工事				
名称	電灯・コンセント・電力設備図 (BIF)				
図尺	1:50	縮尺	縮尺	縮尺	縮尺
昭和電設株式会社					

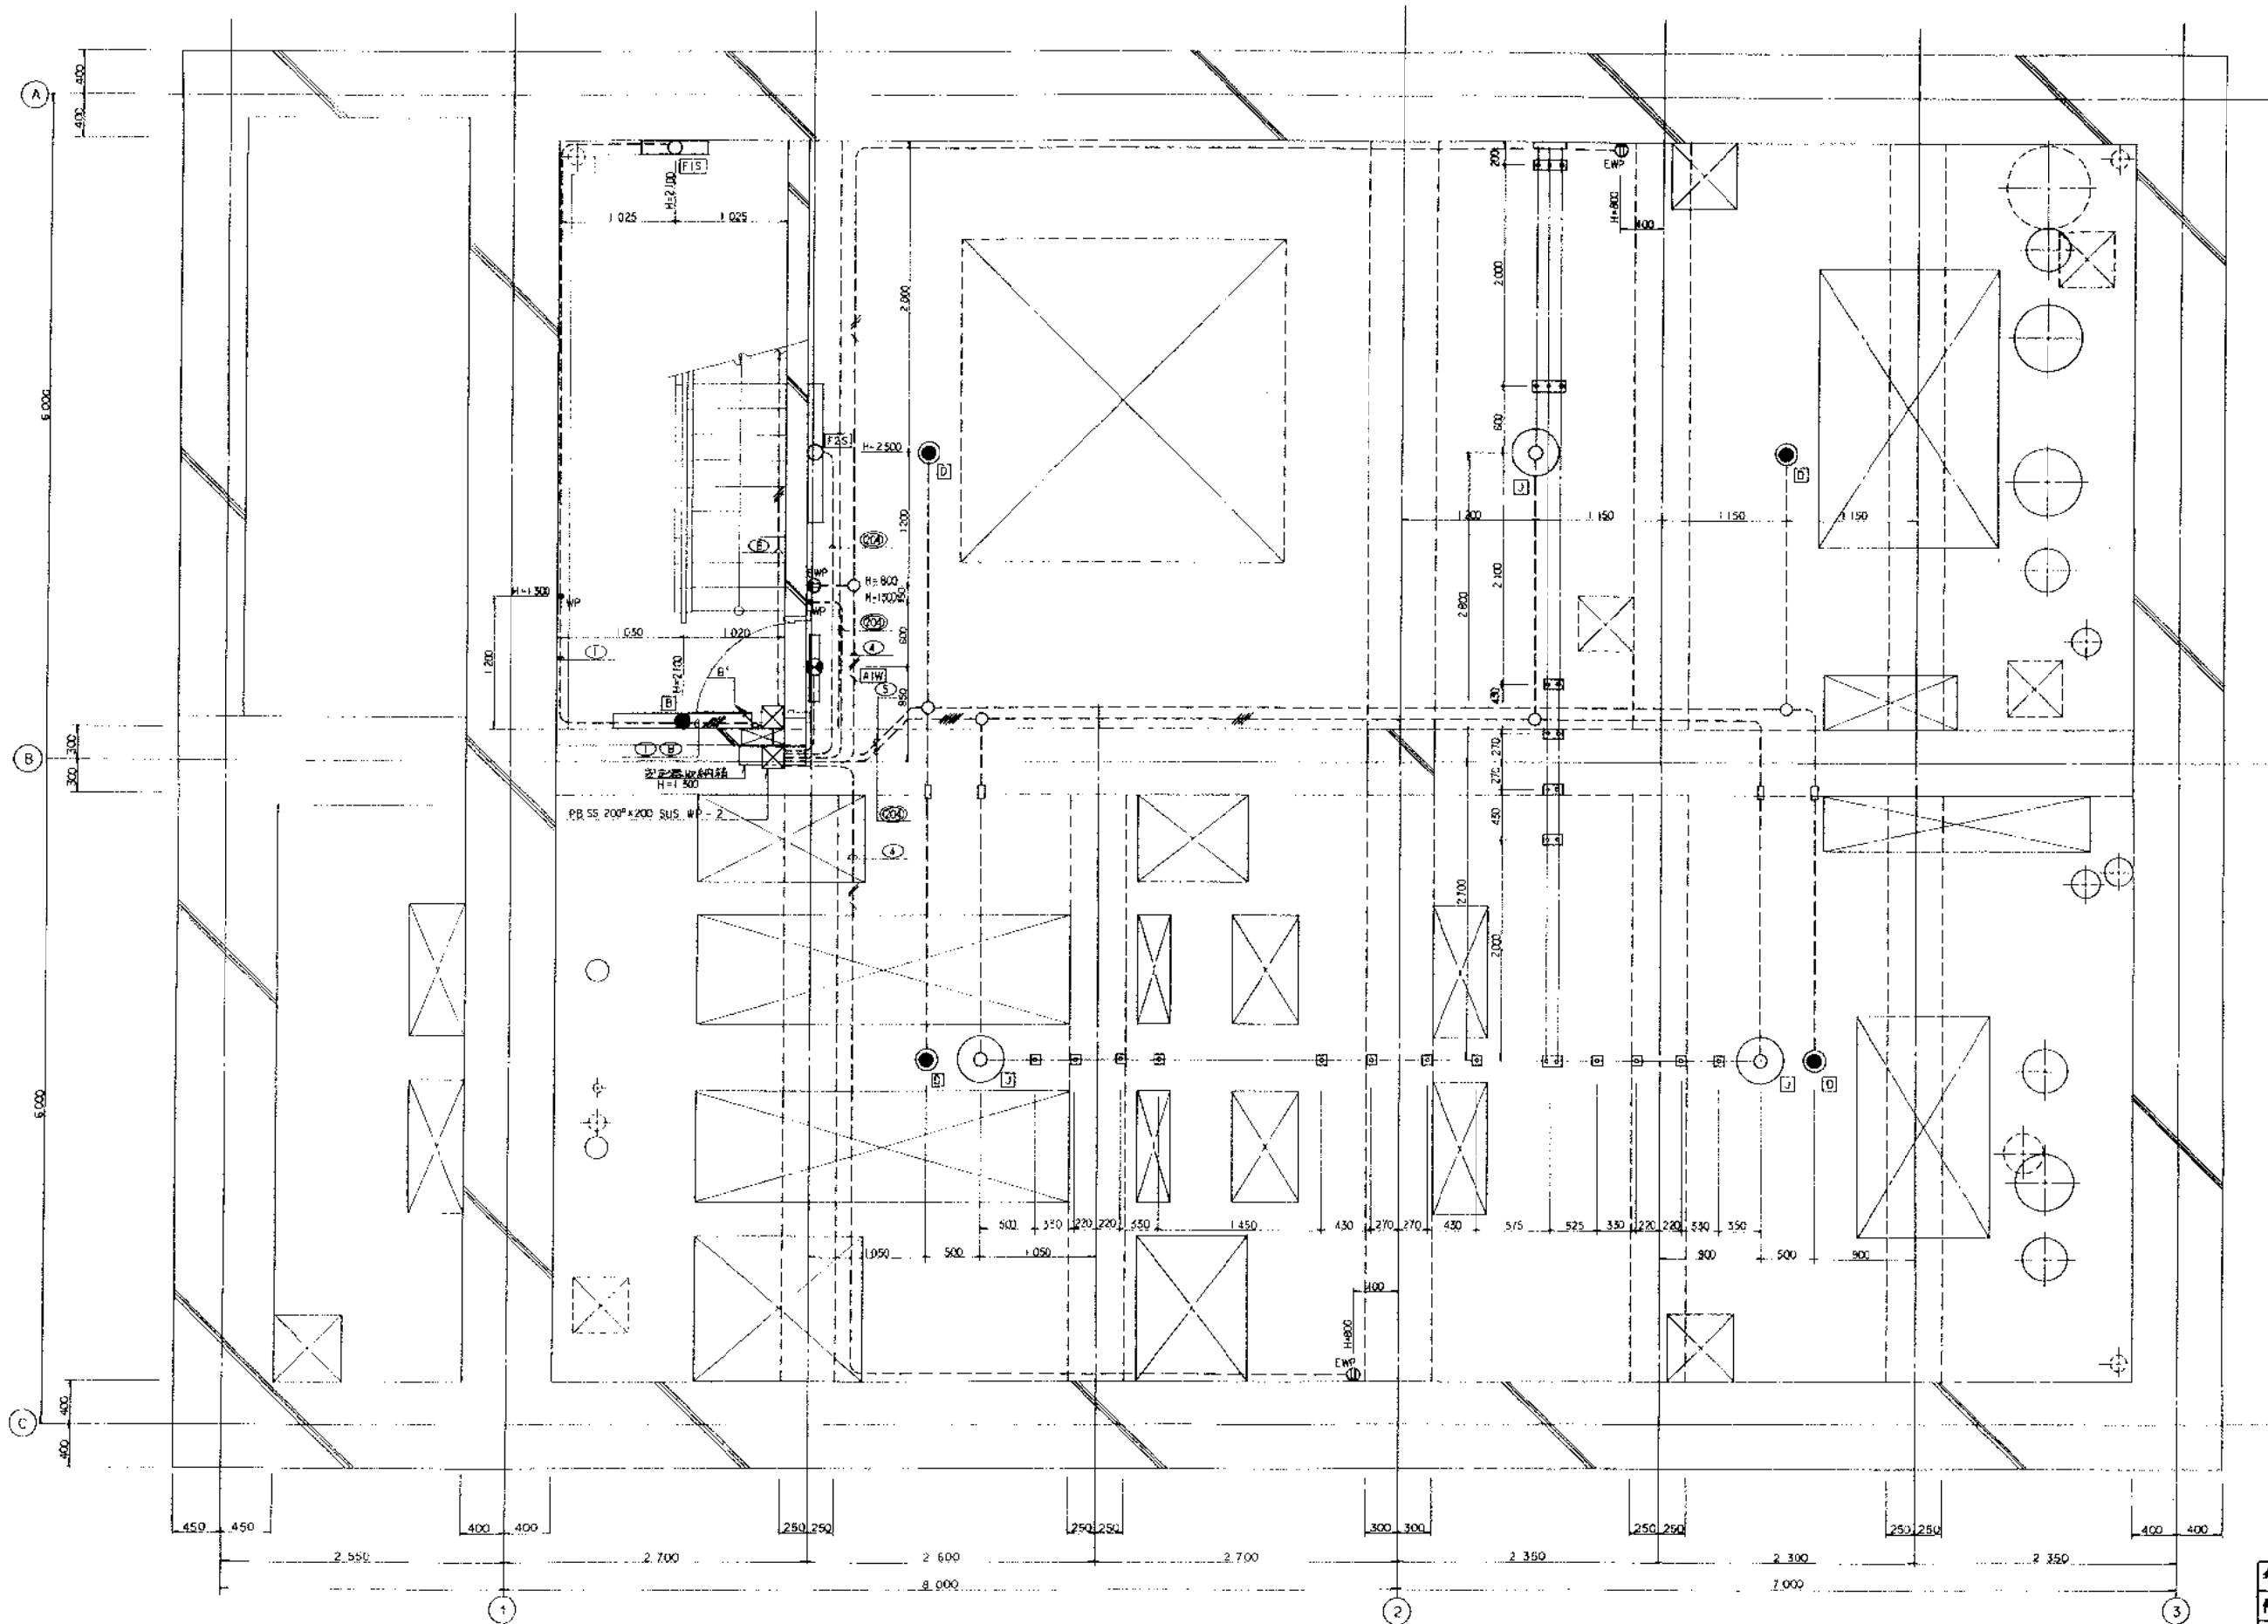

年月日	年	月	日	図番	3
件名	倉庫ポンプ増設電気設備工事				
名称	電灯・コンセント・動力設備図 (B2F)				
図尺	1:30	単位	mm	縮尺	mm
昭和電設株式会社					

