



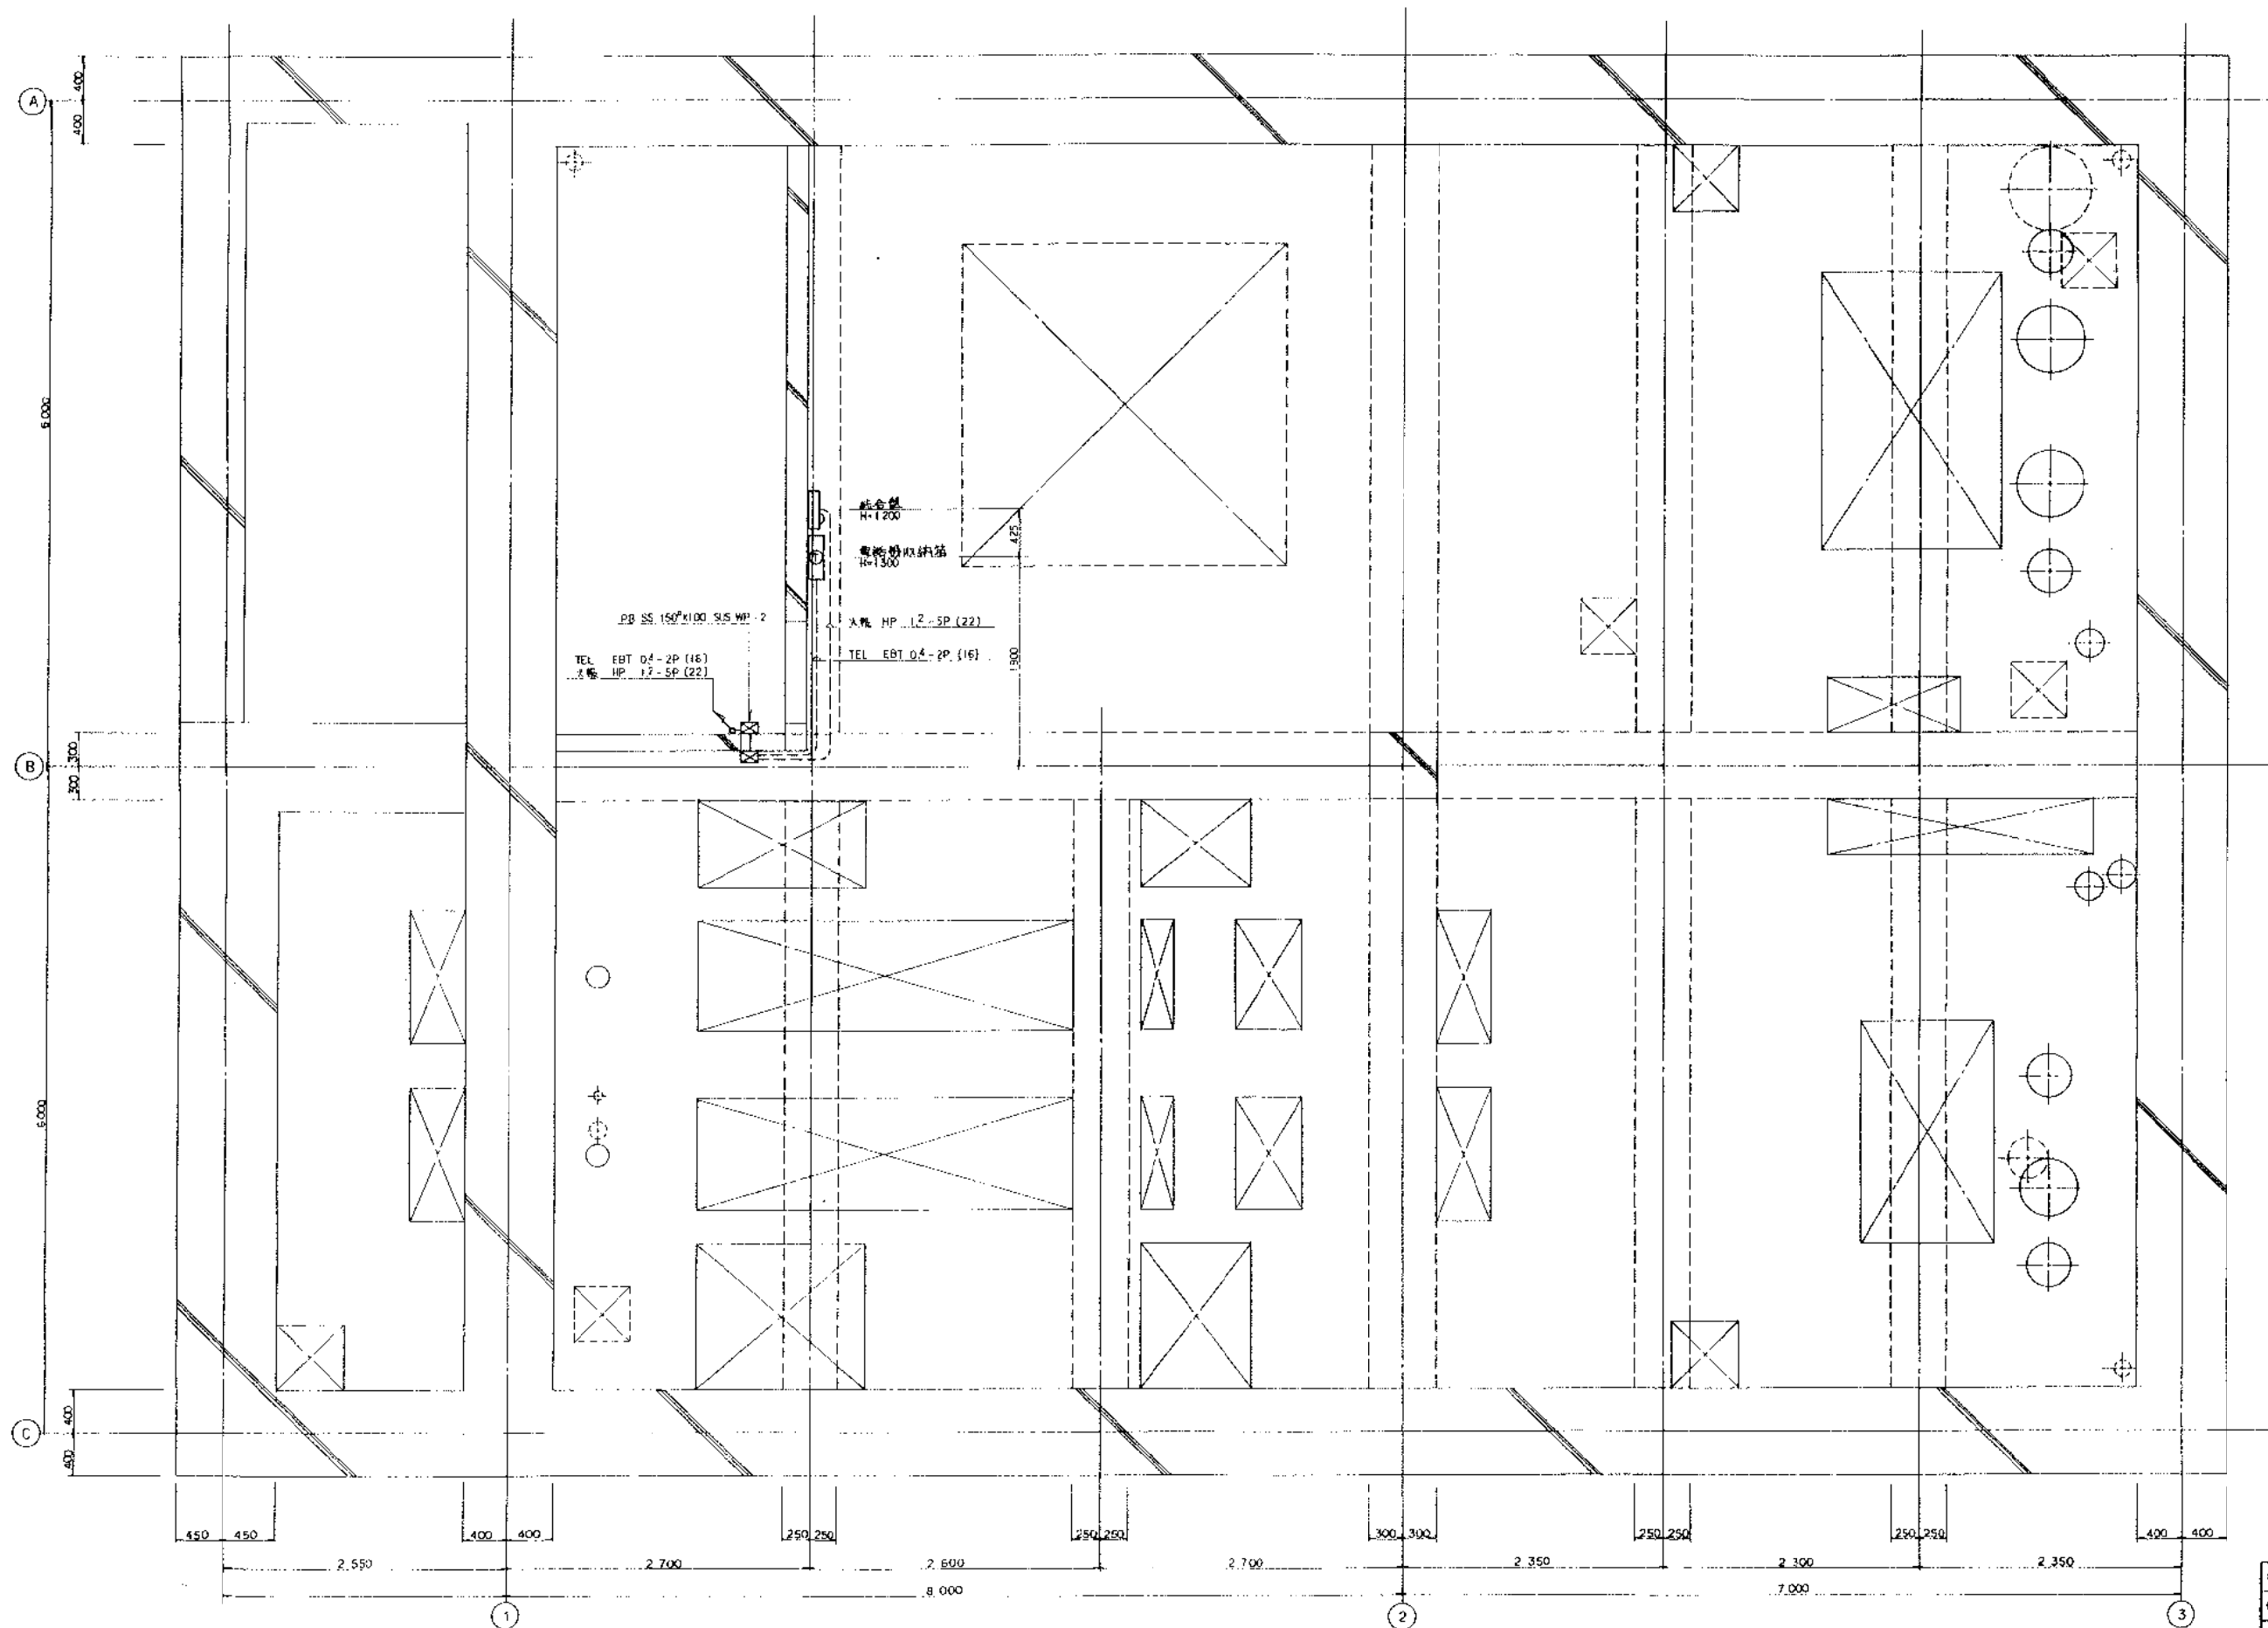






年月日	年	月	日	欄番	5
件名	倉庫ポンプ場電気設備工事				
名称	制電設備図 (B2P)				
図尺	1:30	単位	mm	縮尺	1:30
昭和電設株式会社					

Scale = 1 : 100

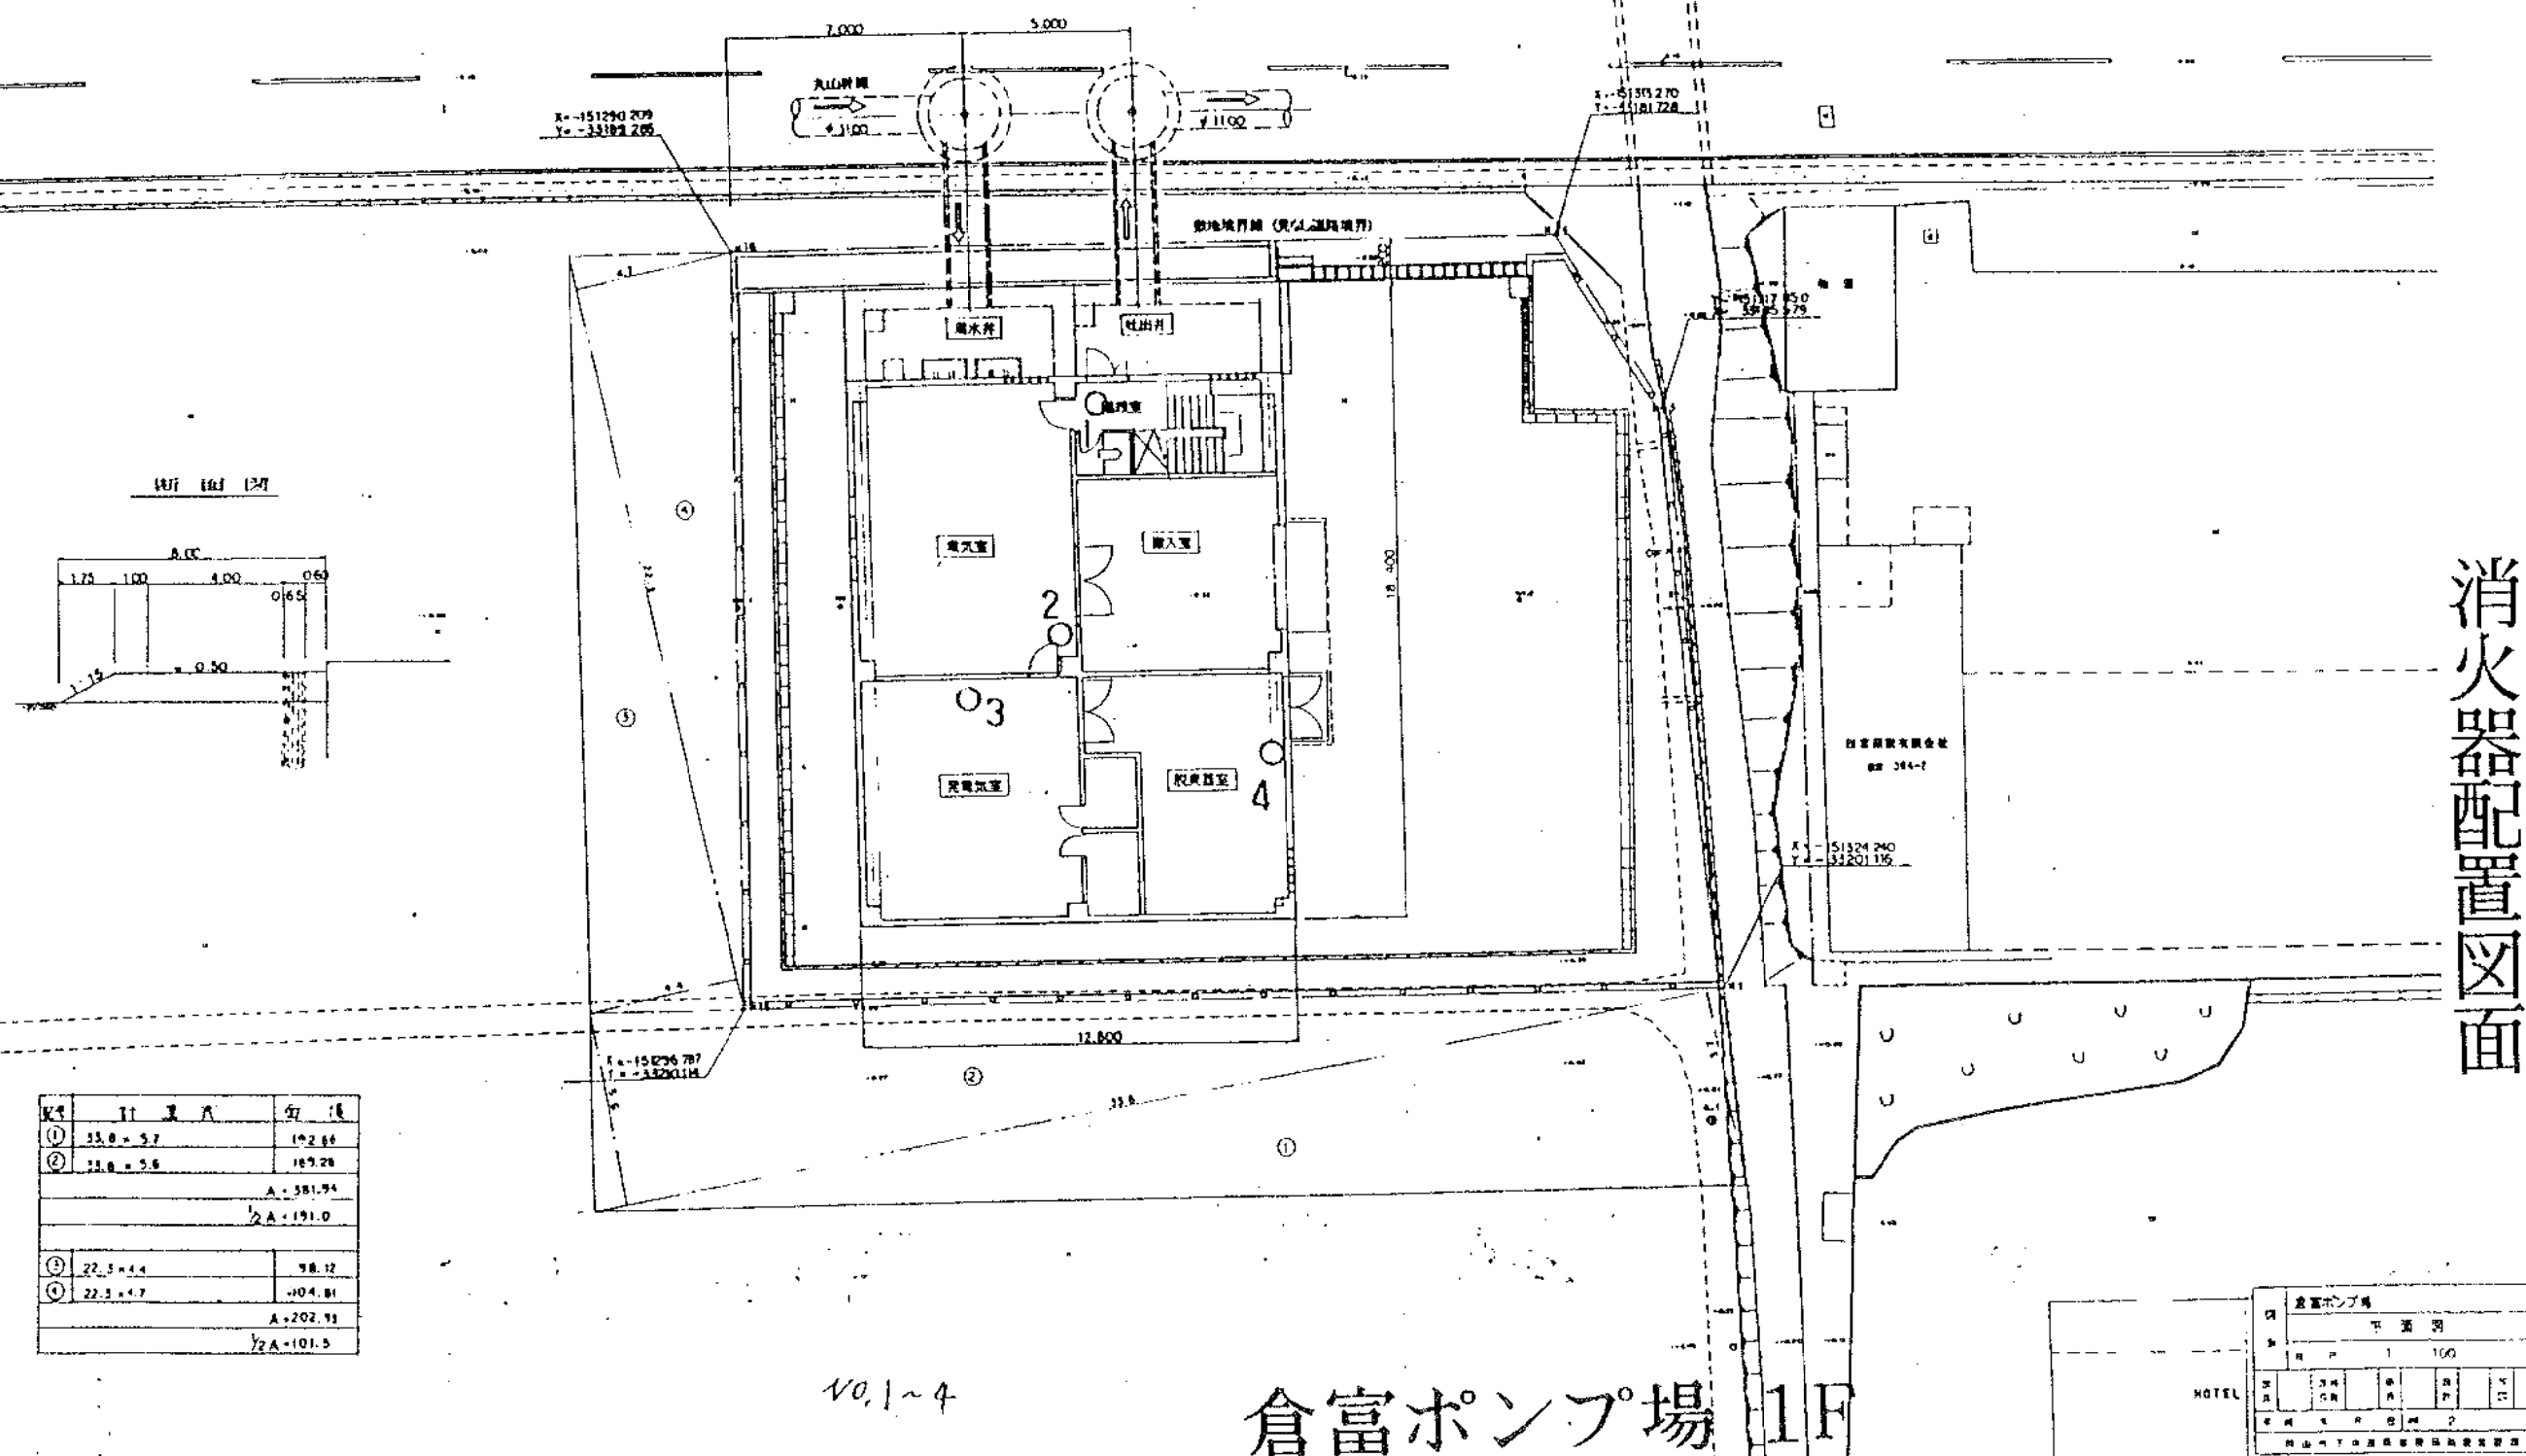

消火器配置図面

倉富ポンプ場 1F

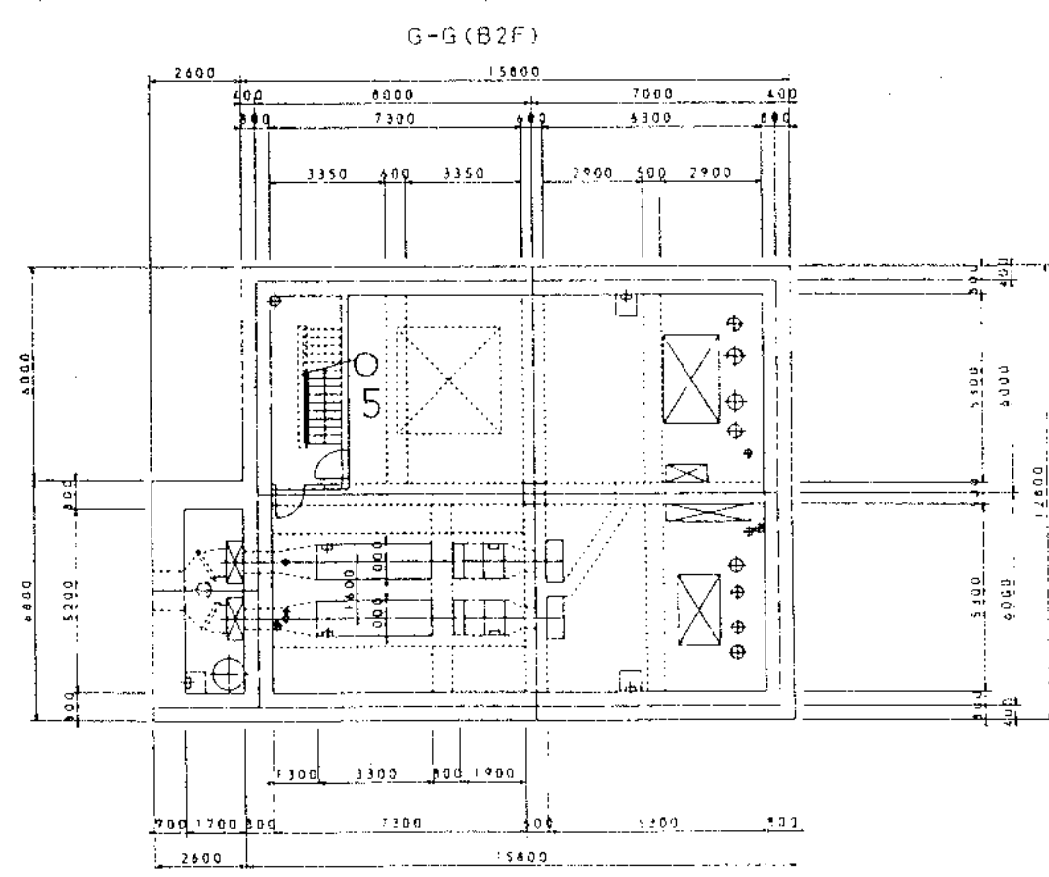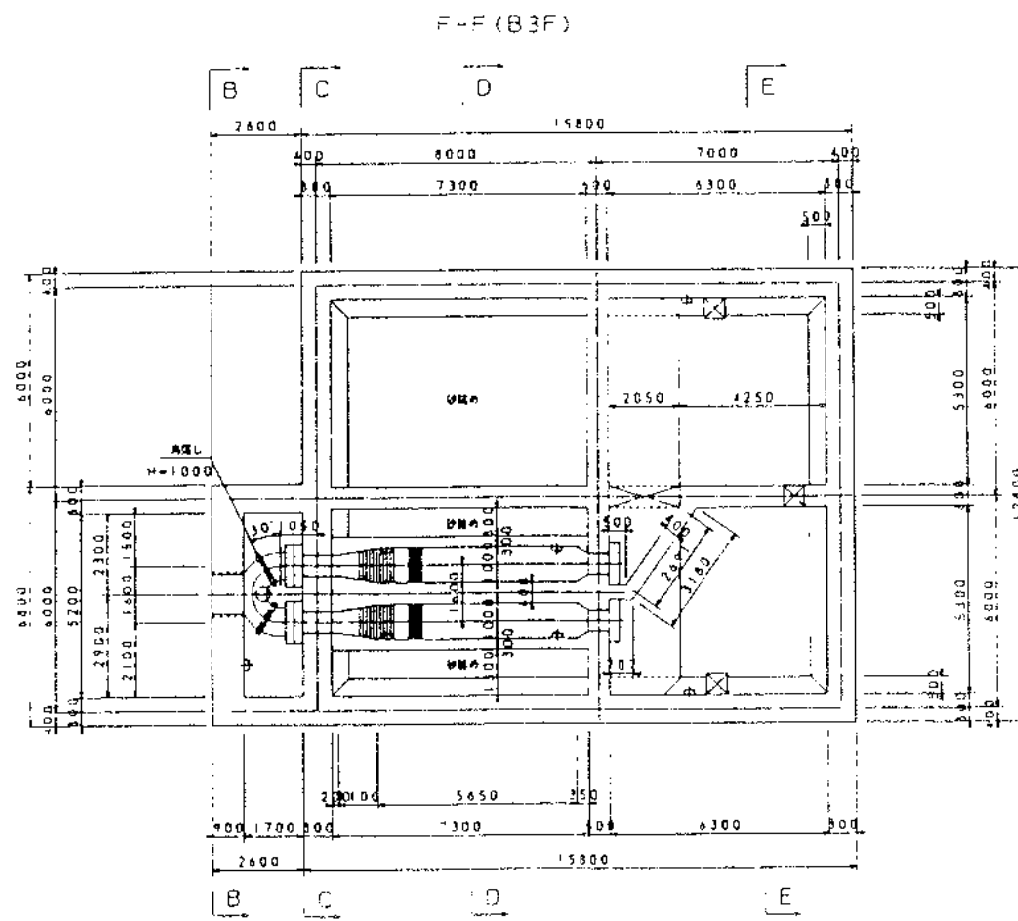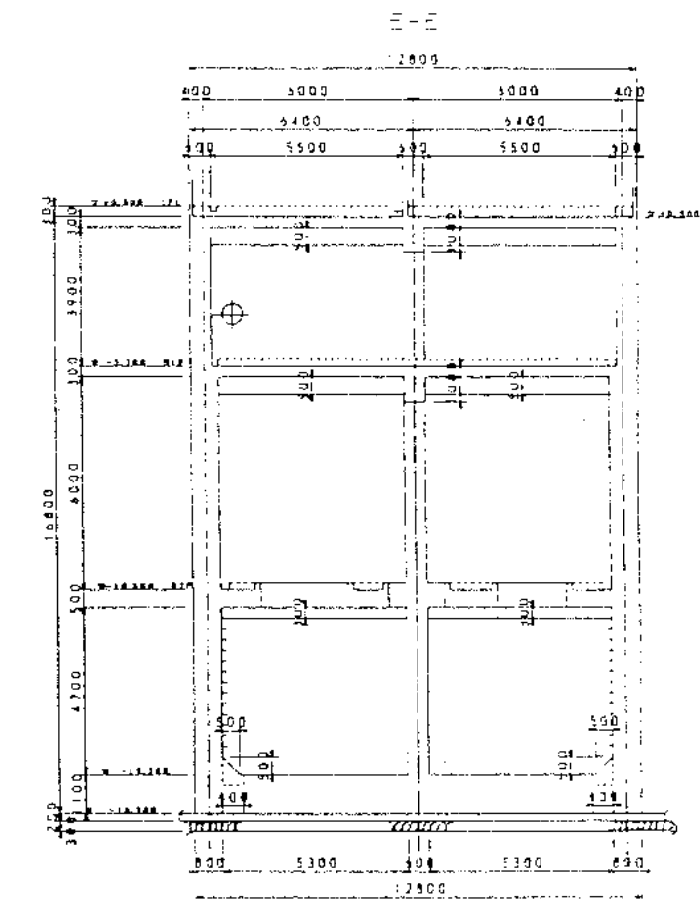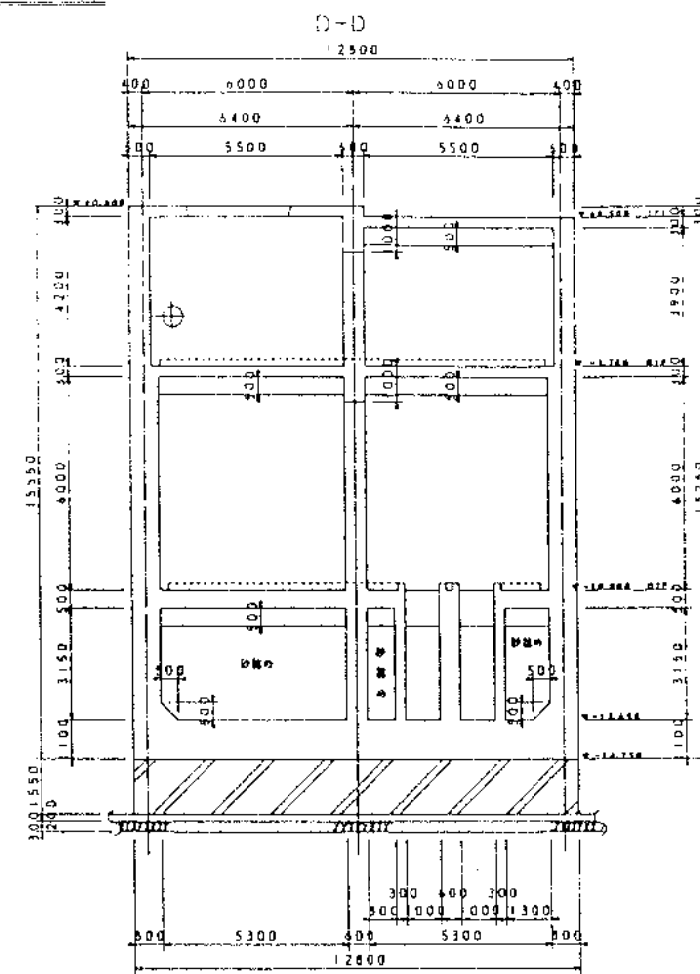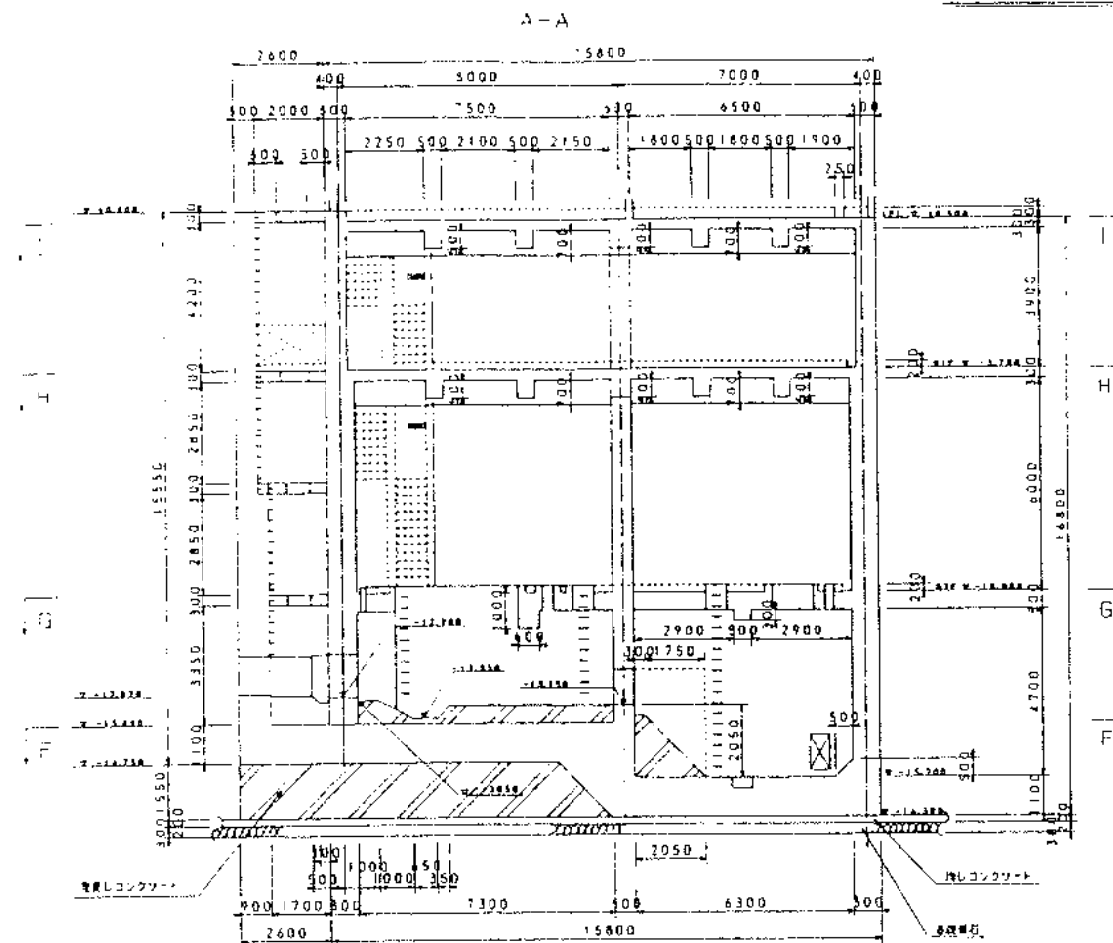





10.5

倉富ポンプ場 B2F

消火器配置図面


倉富ポンプ場 土木設計事務所				
構造図 (1)				
縮尺 1:100				
図	説	注	補	修
1	2	3	4	5
昭和47年10月31日現在				
株式会社土木設計事務所				

消火器配置図面

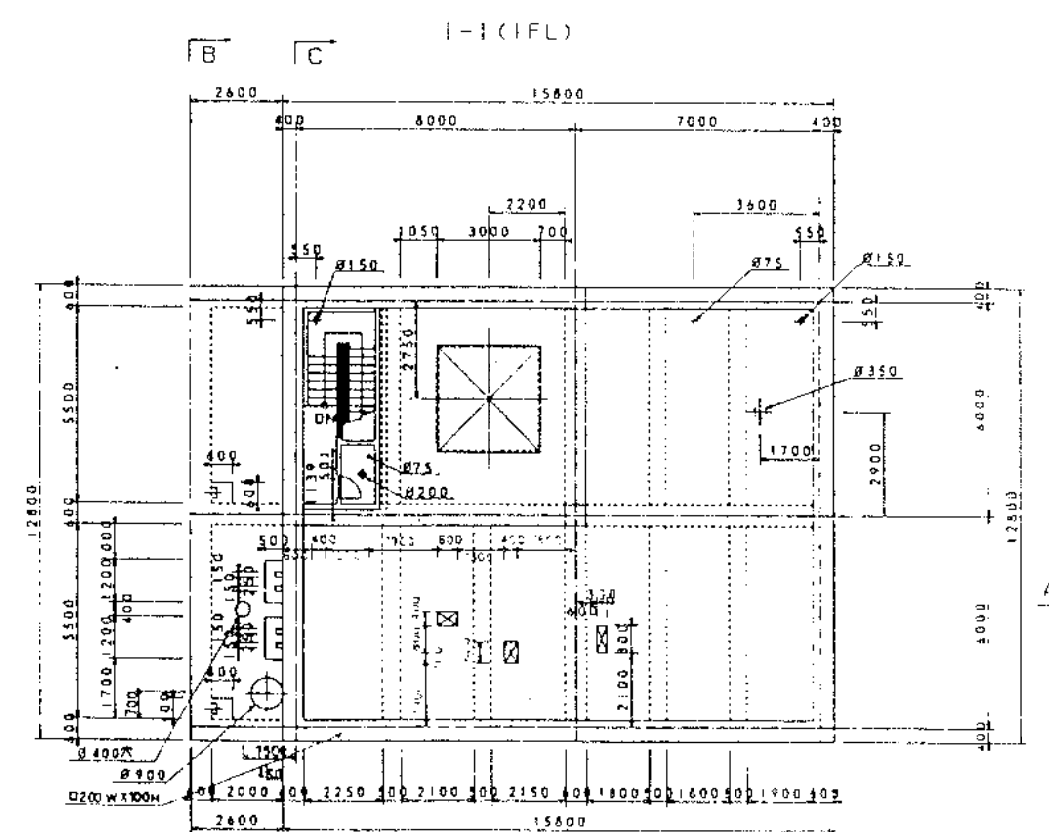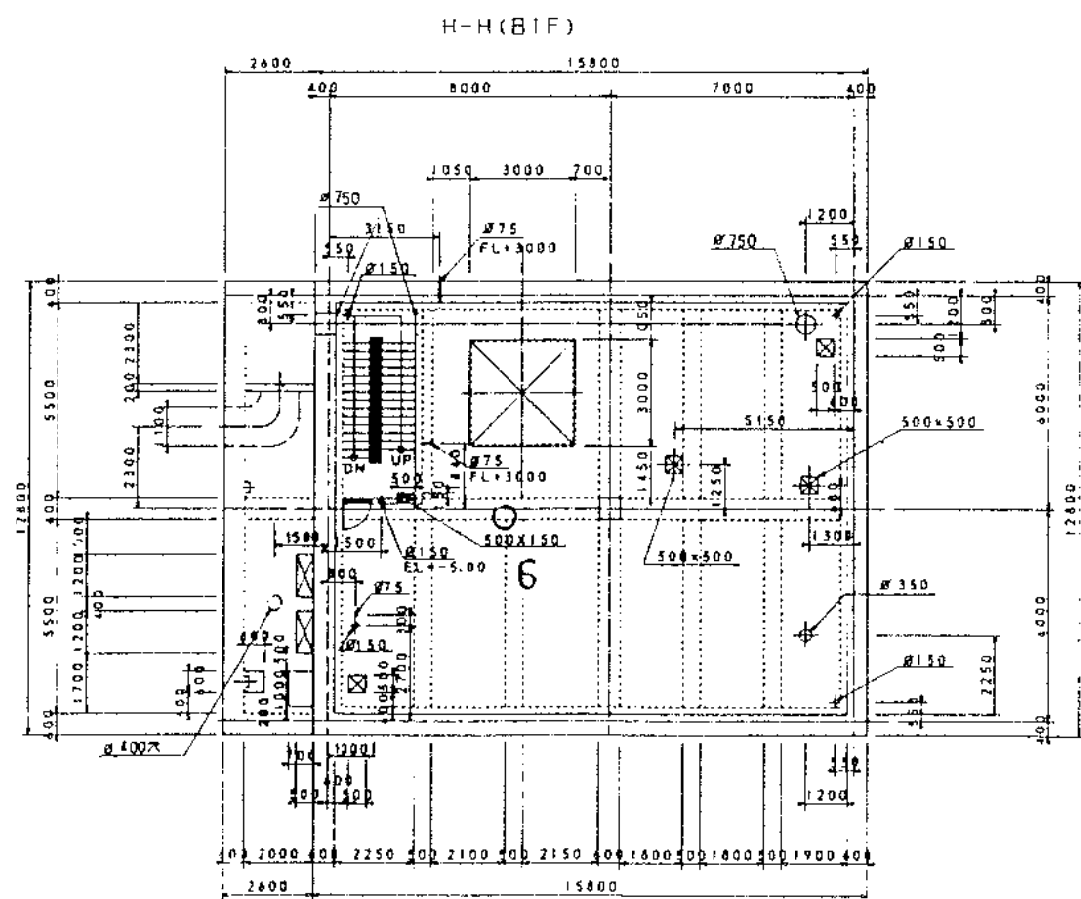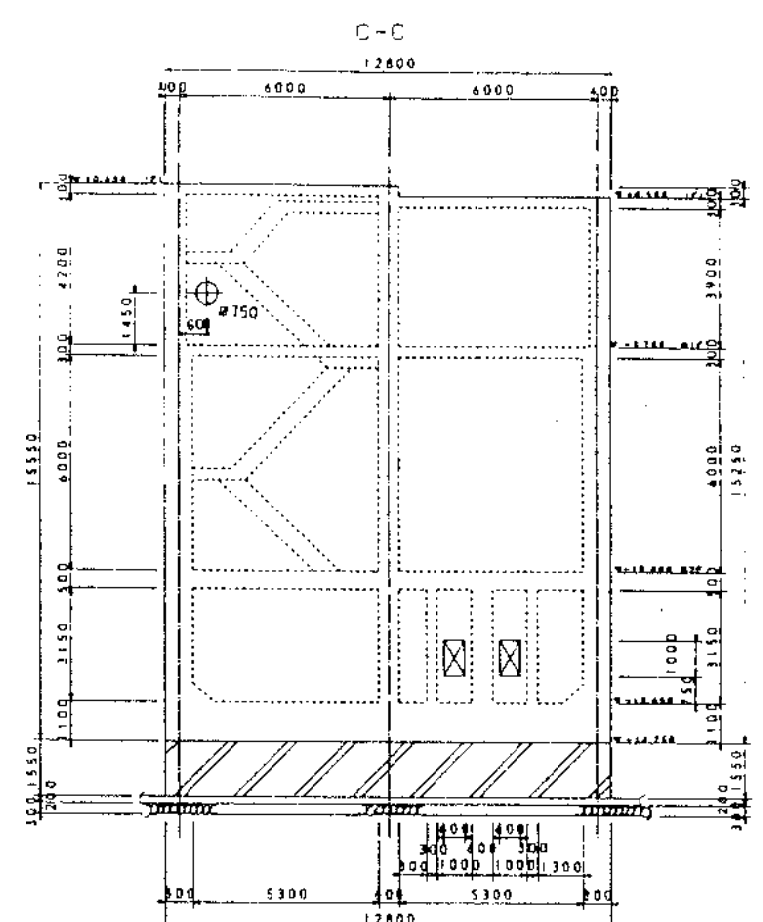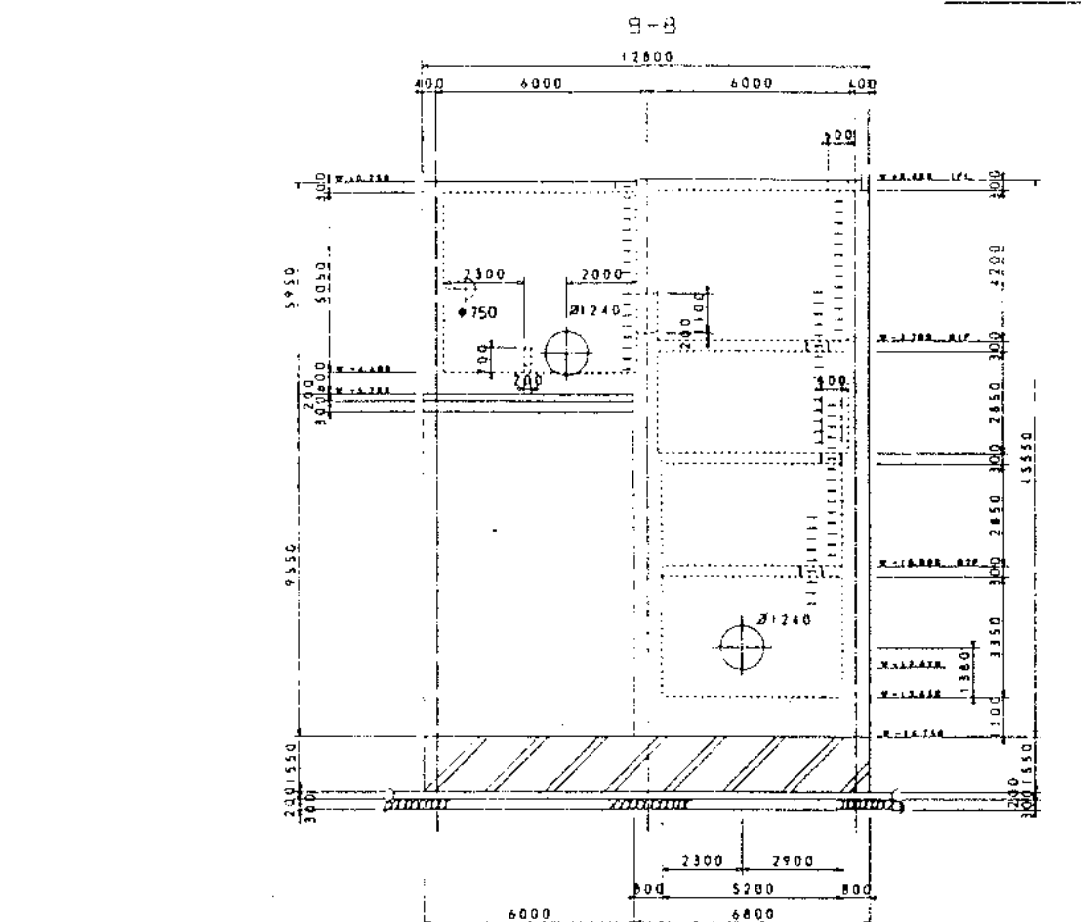

倉富ポンプ場 B1F

倉富ポンプ場 土木建築設計	
図 数 (2)	
縮 尺 1:100	
図 名	消火器配置図
図 号	7-1-100-7
作成 7-1-100-7	

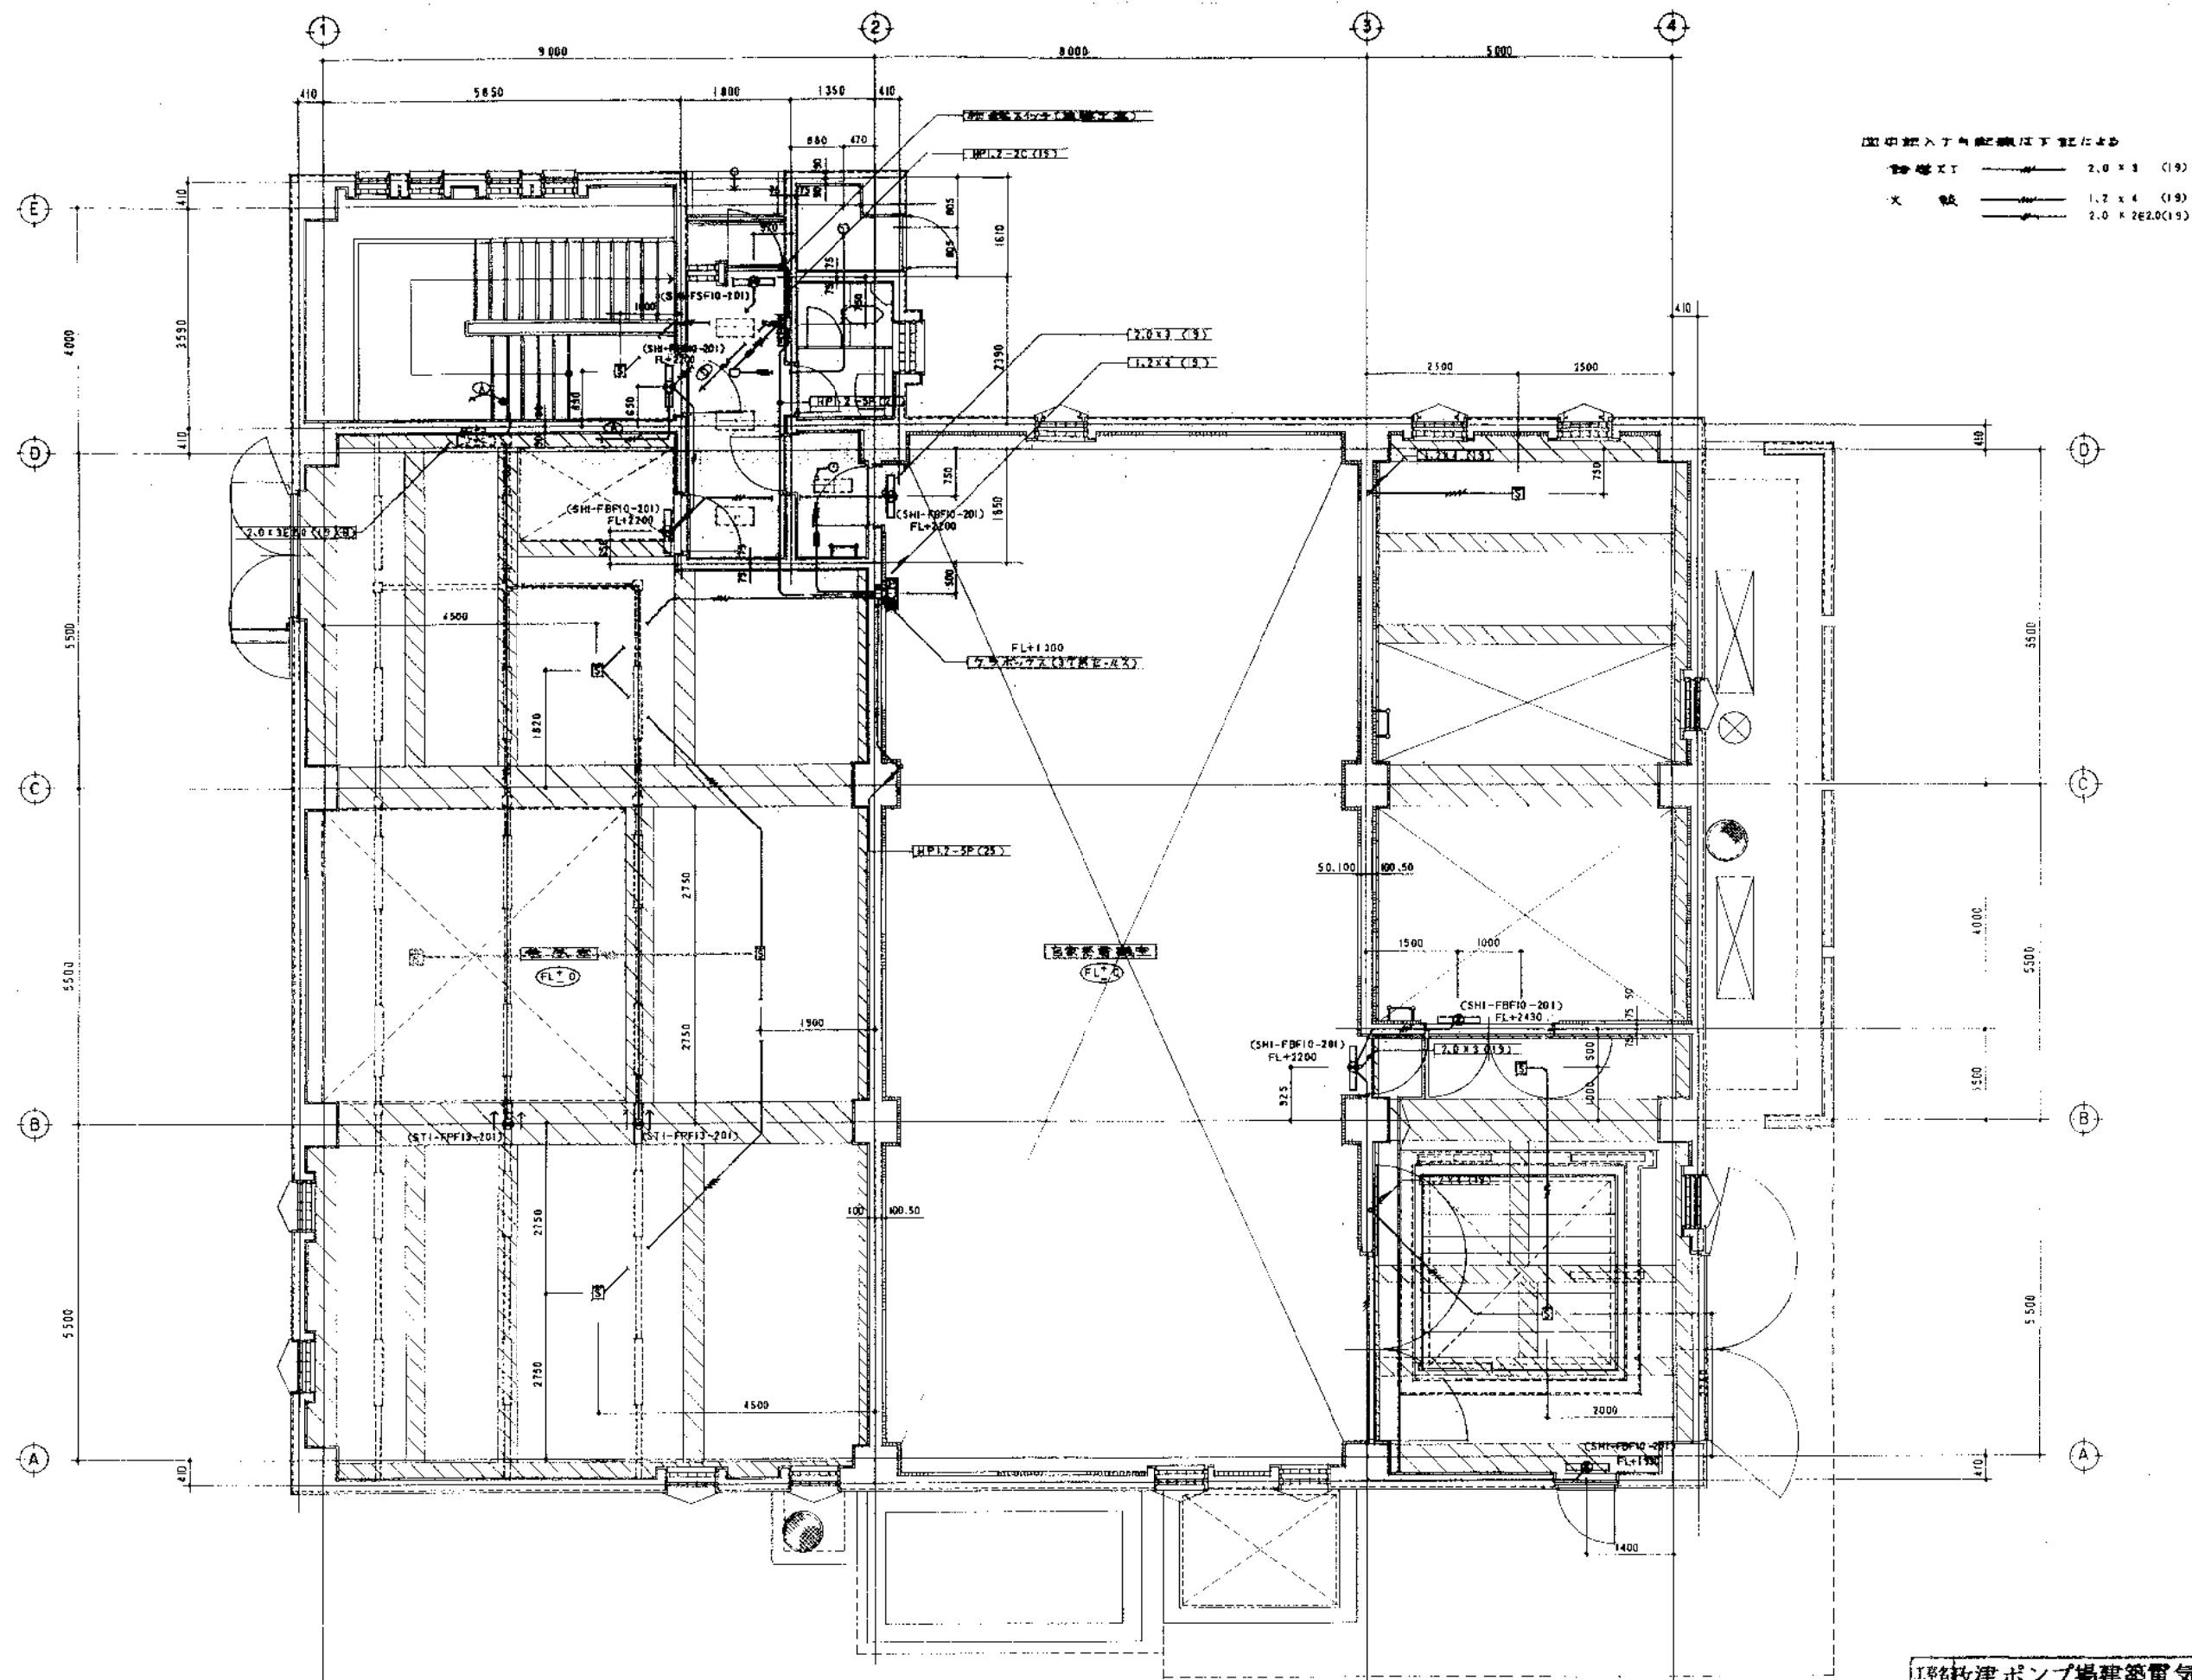

図中の記入する設備は下記の通り

消防用 2.0 x 3 (19)

火 災 1.2 x 4 (19)

2.0 x 2.0 (19)

1F 警報灯・火災報知機設備平面図 S=1/50