



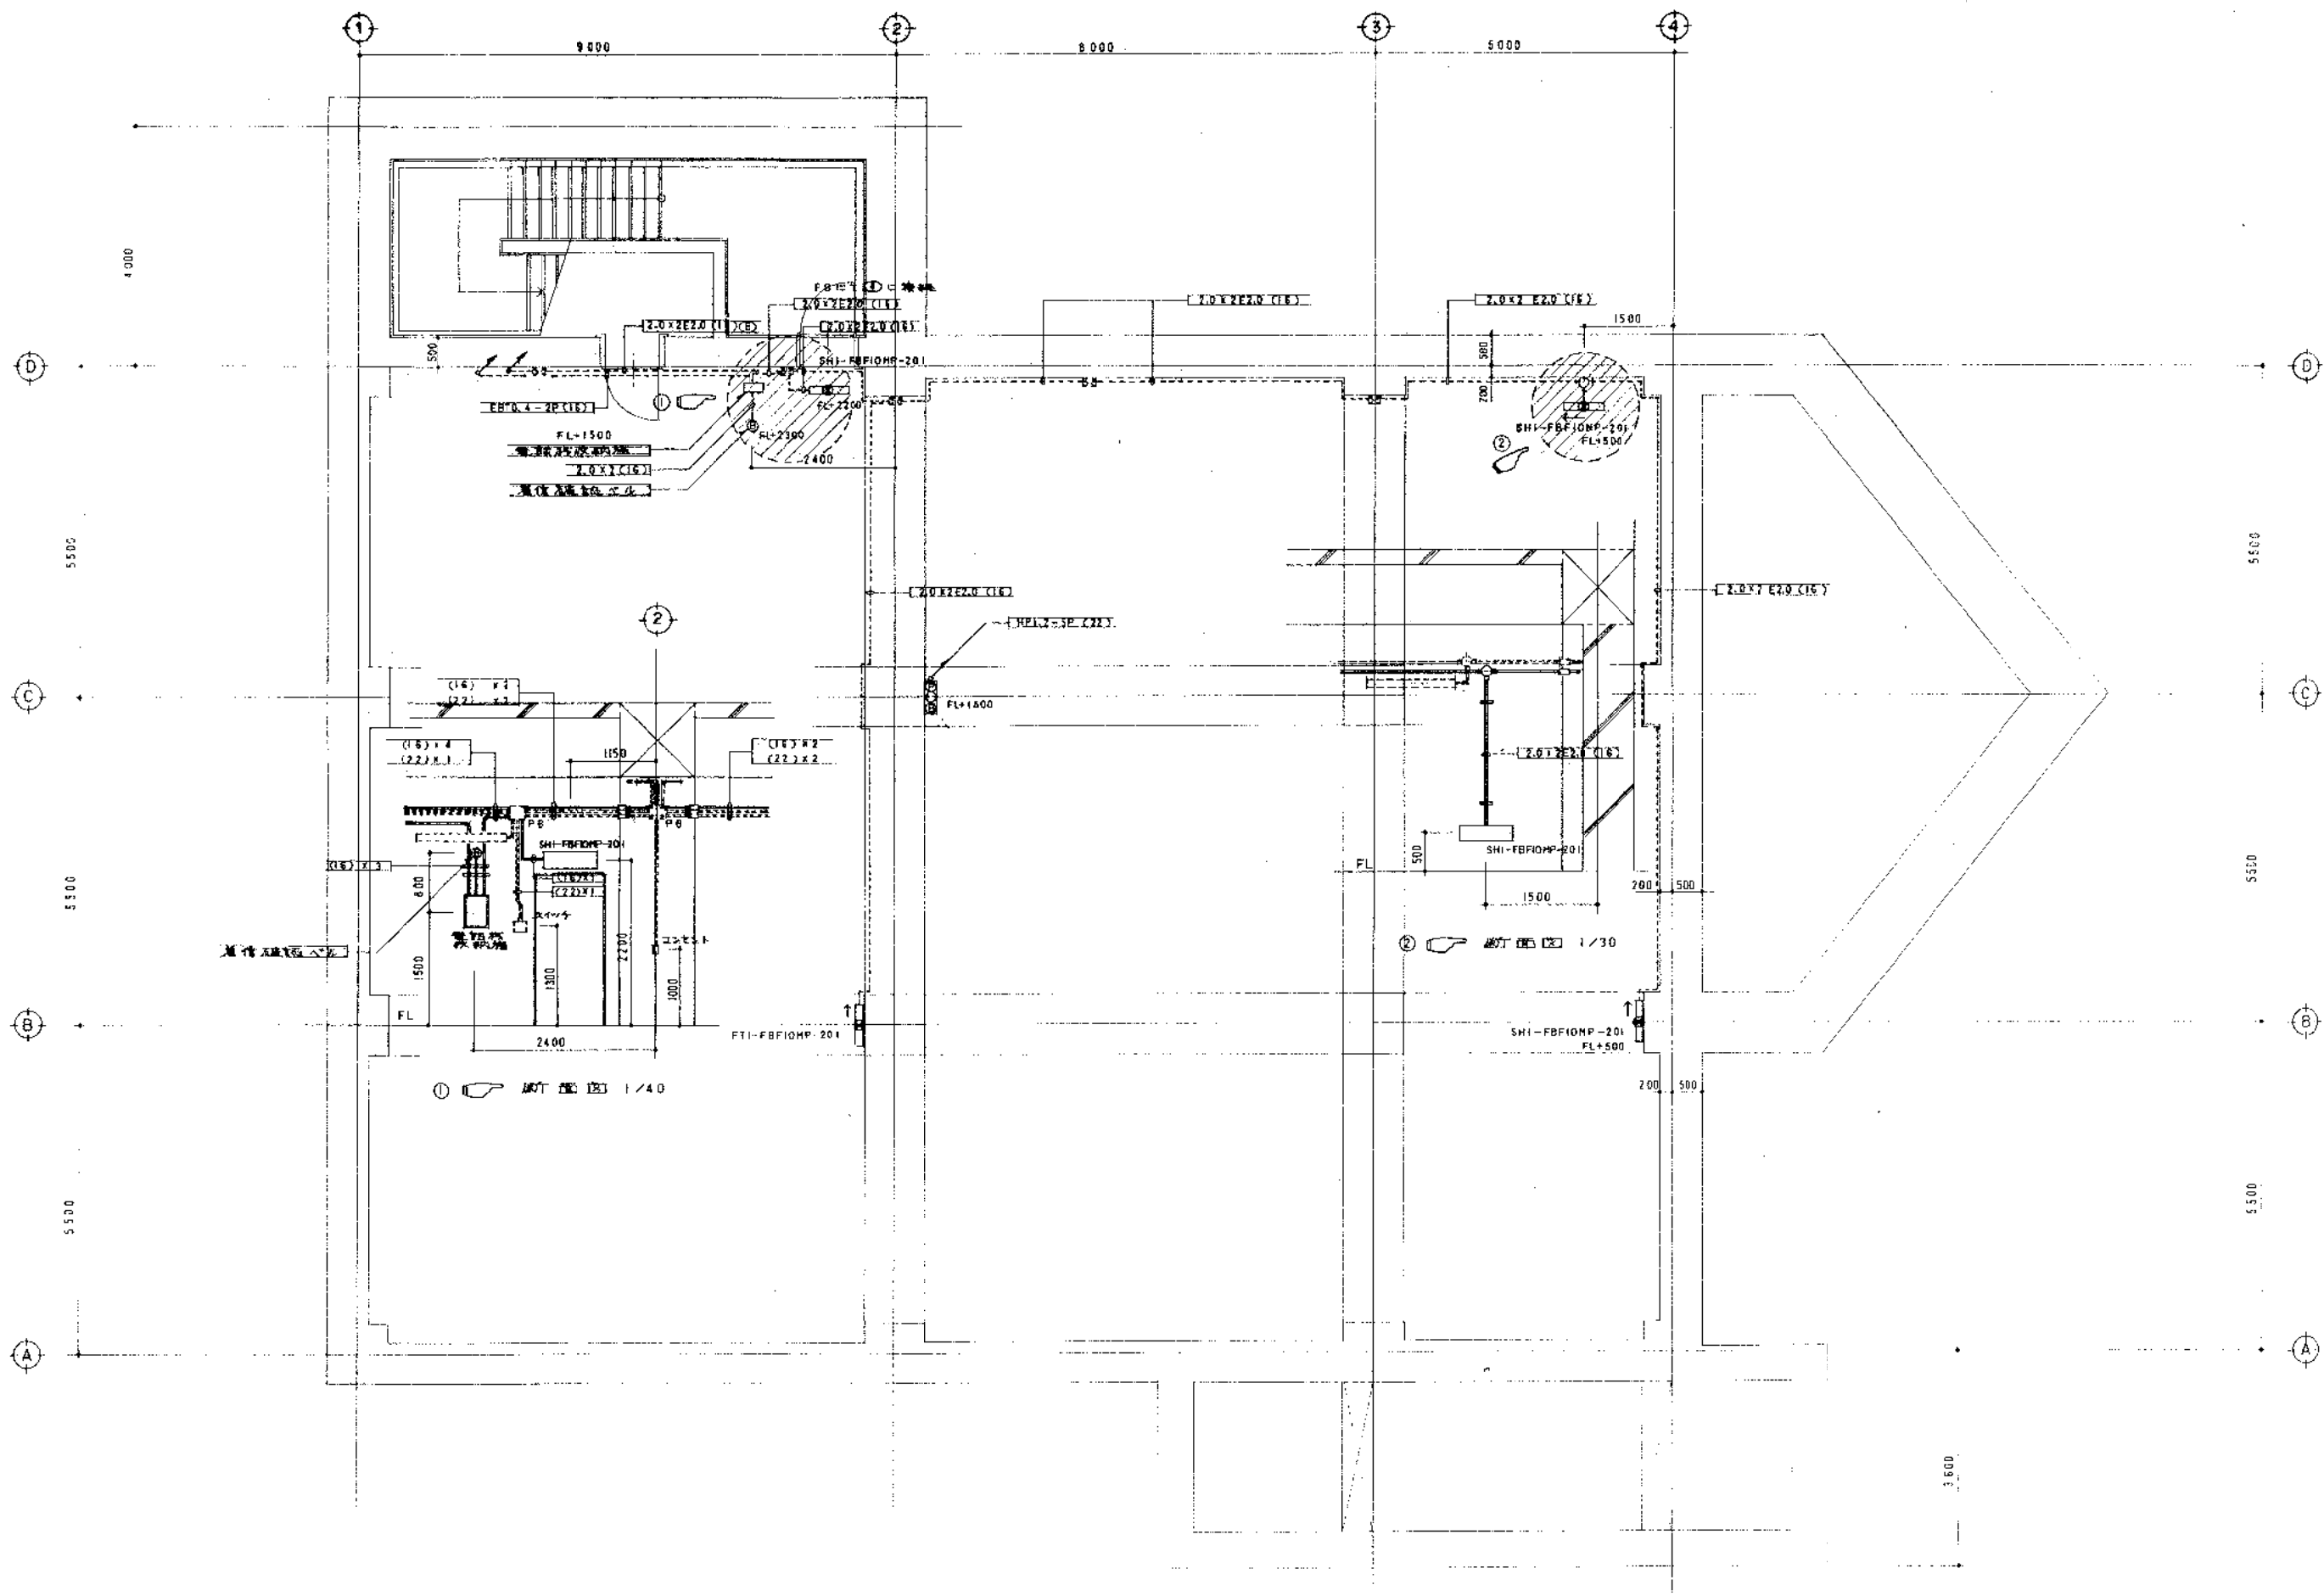

B1F 下部平面図 1/50

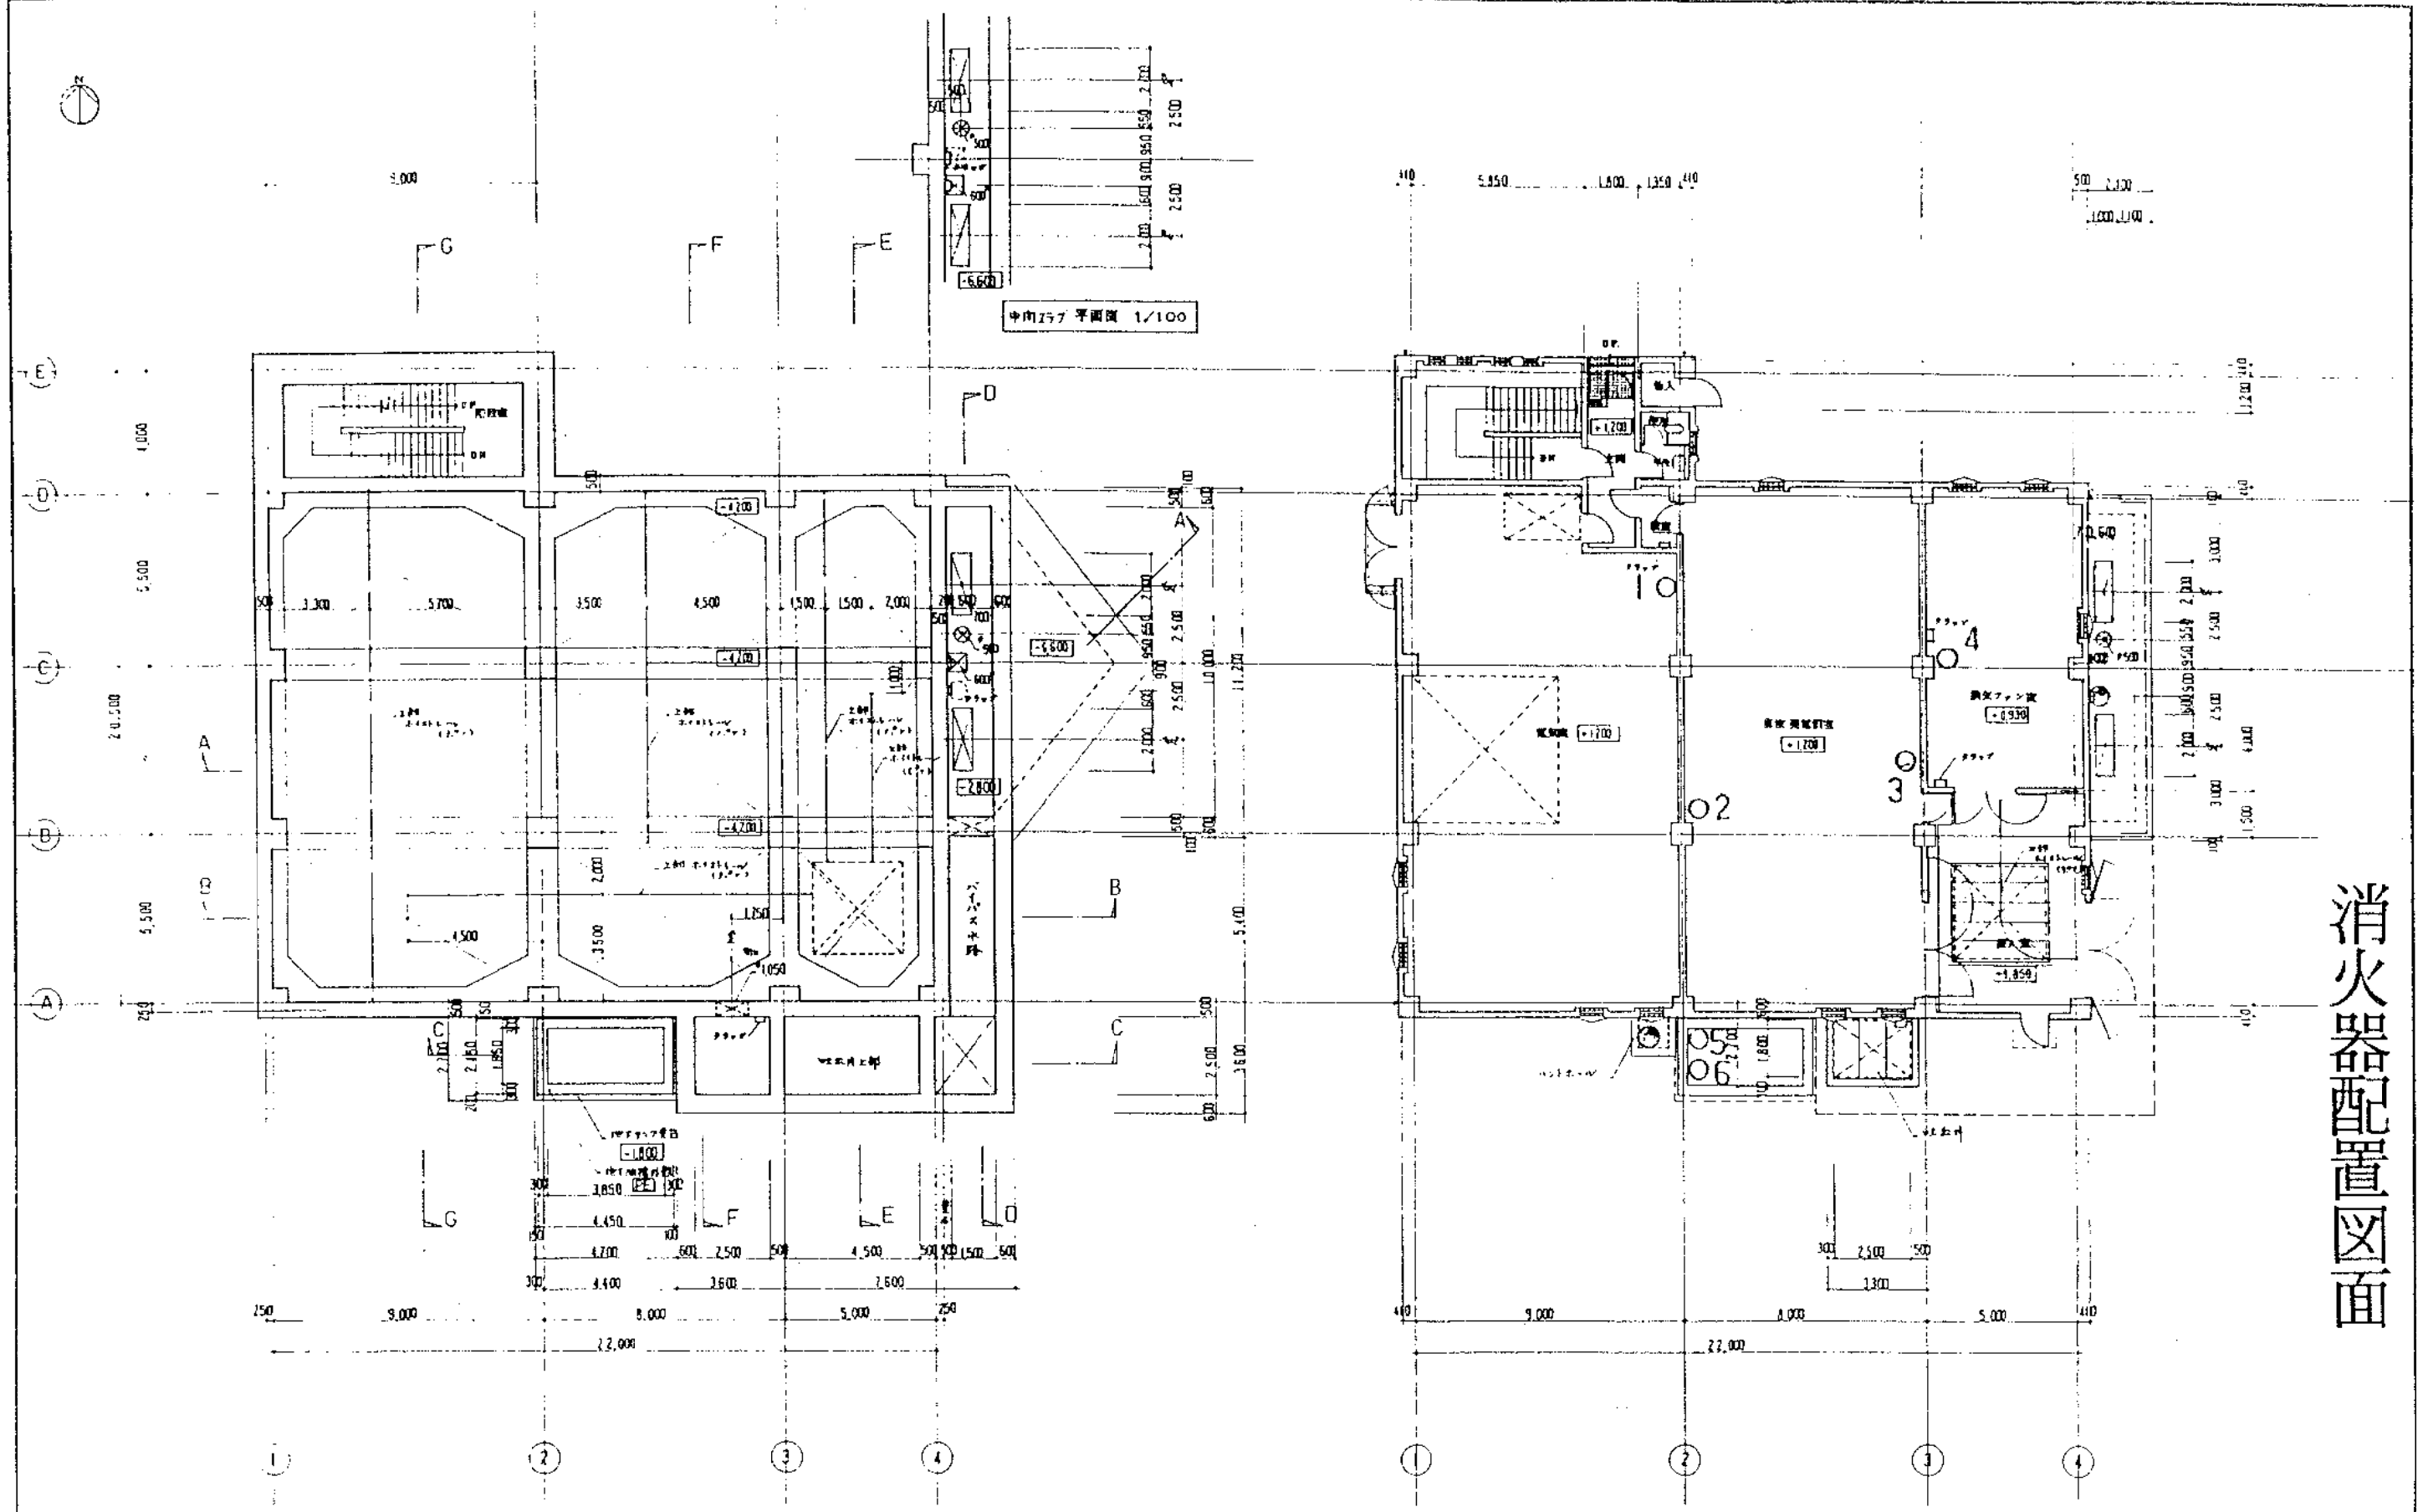

消火器配置図面

地下1階上部平面図 1/100

1階 平面図 1/100

10.1~6

政津ポンプ場 1F

政津ポンプ場 建築工事				
地下1階上部 1階平面図				
名	縮尺	1/100	図	1
製	図	日	月	年
平成	年	月	日	10.1~6
興山市下水道新建設部施設課				

