

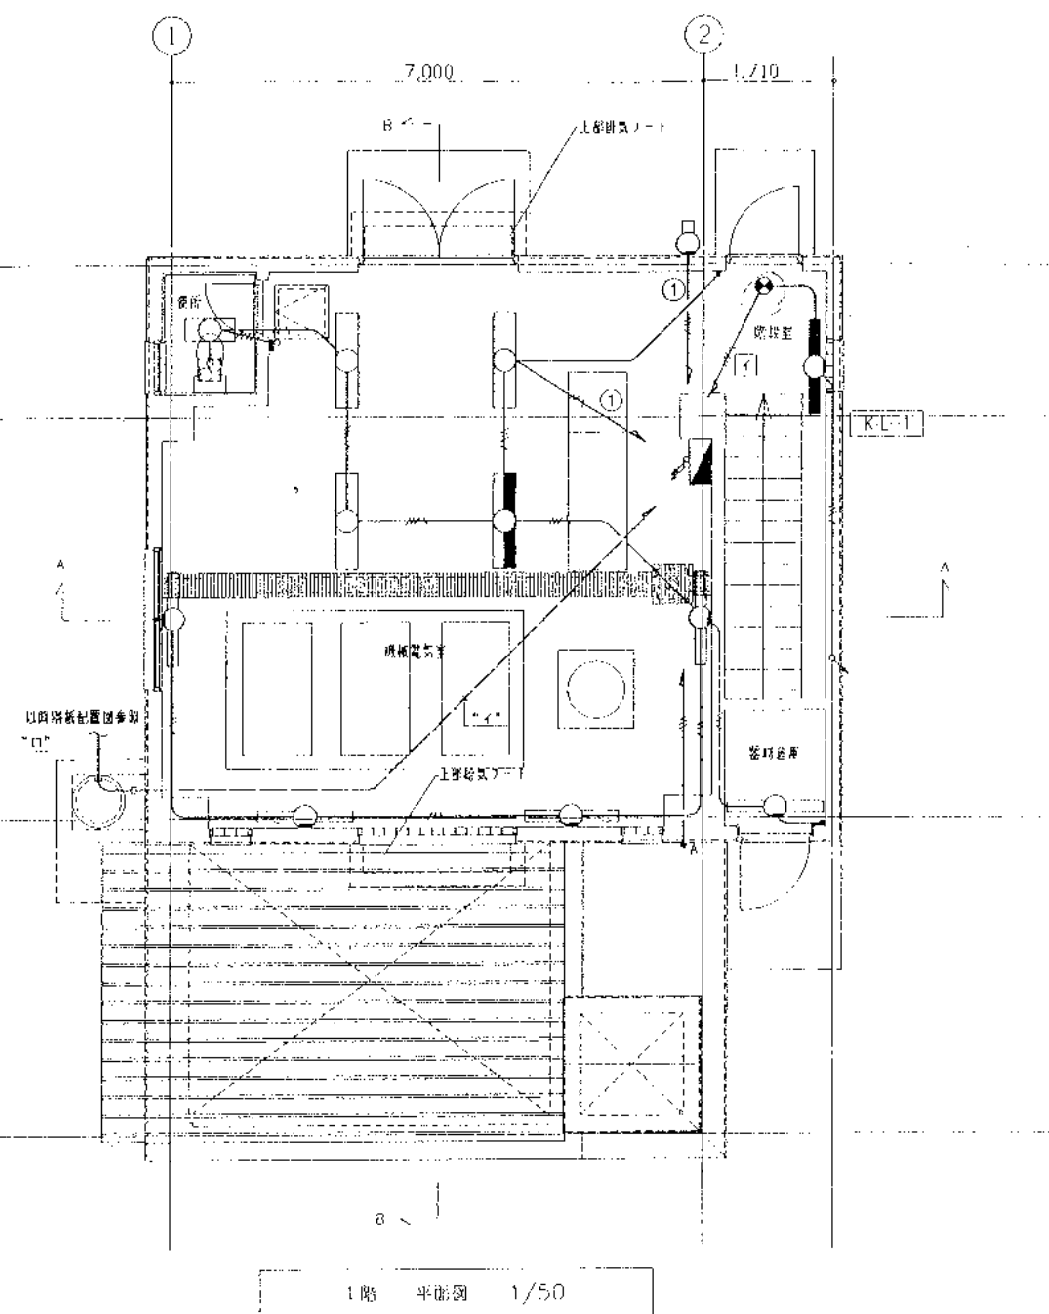
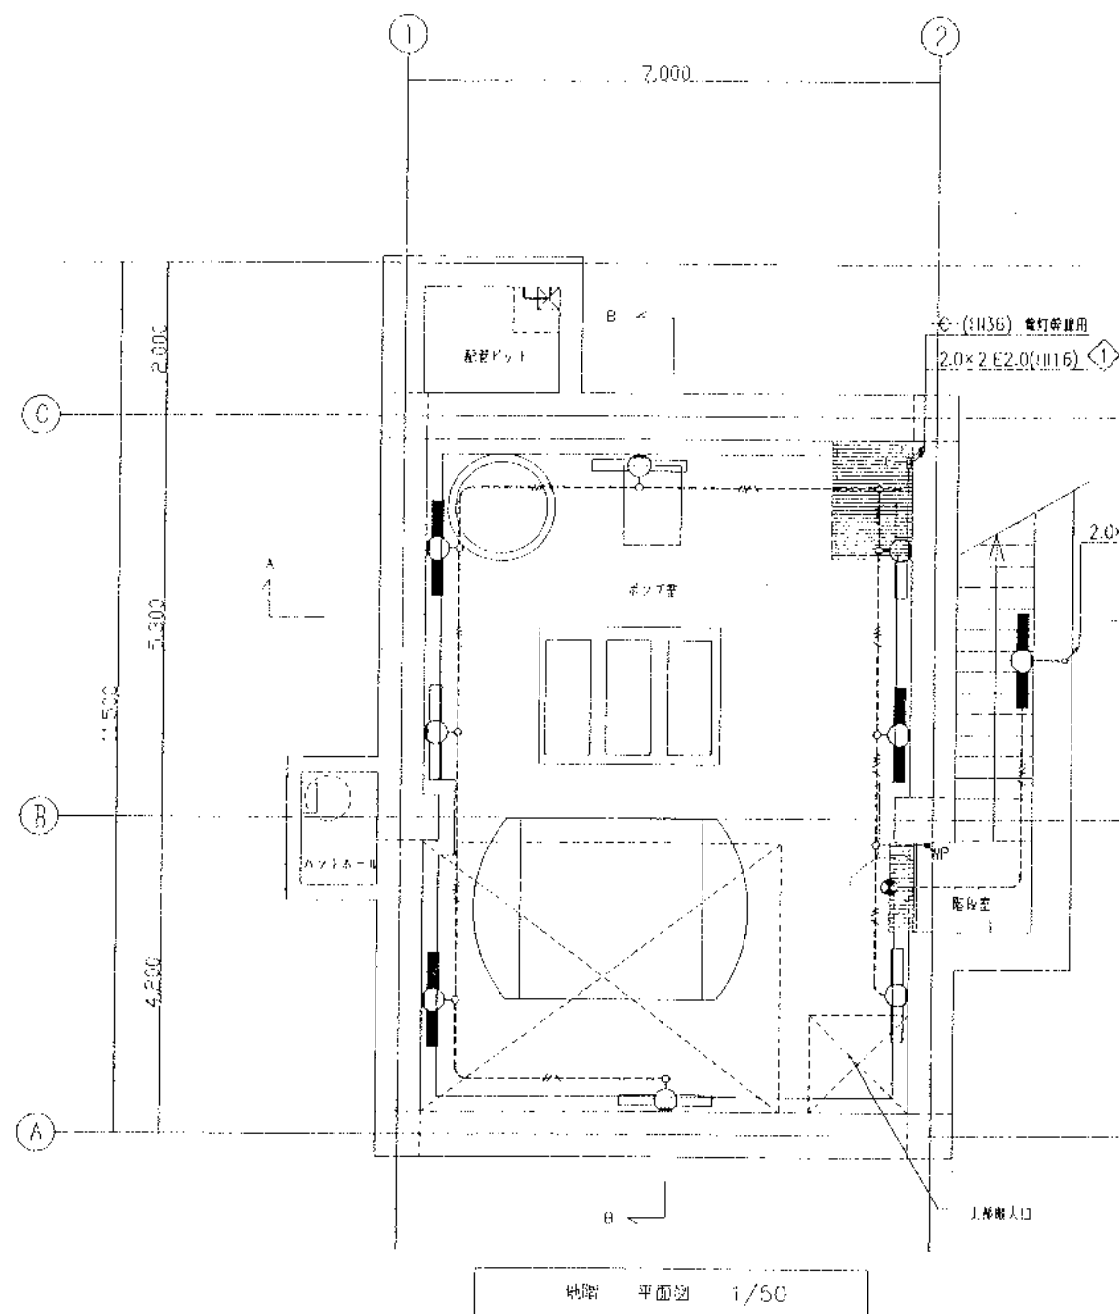


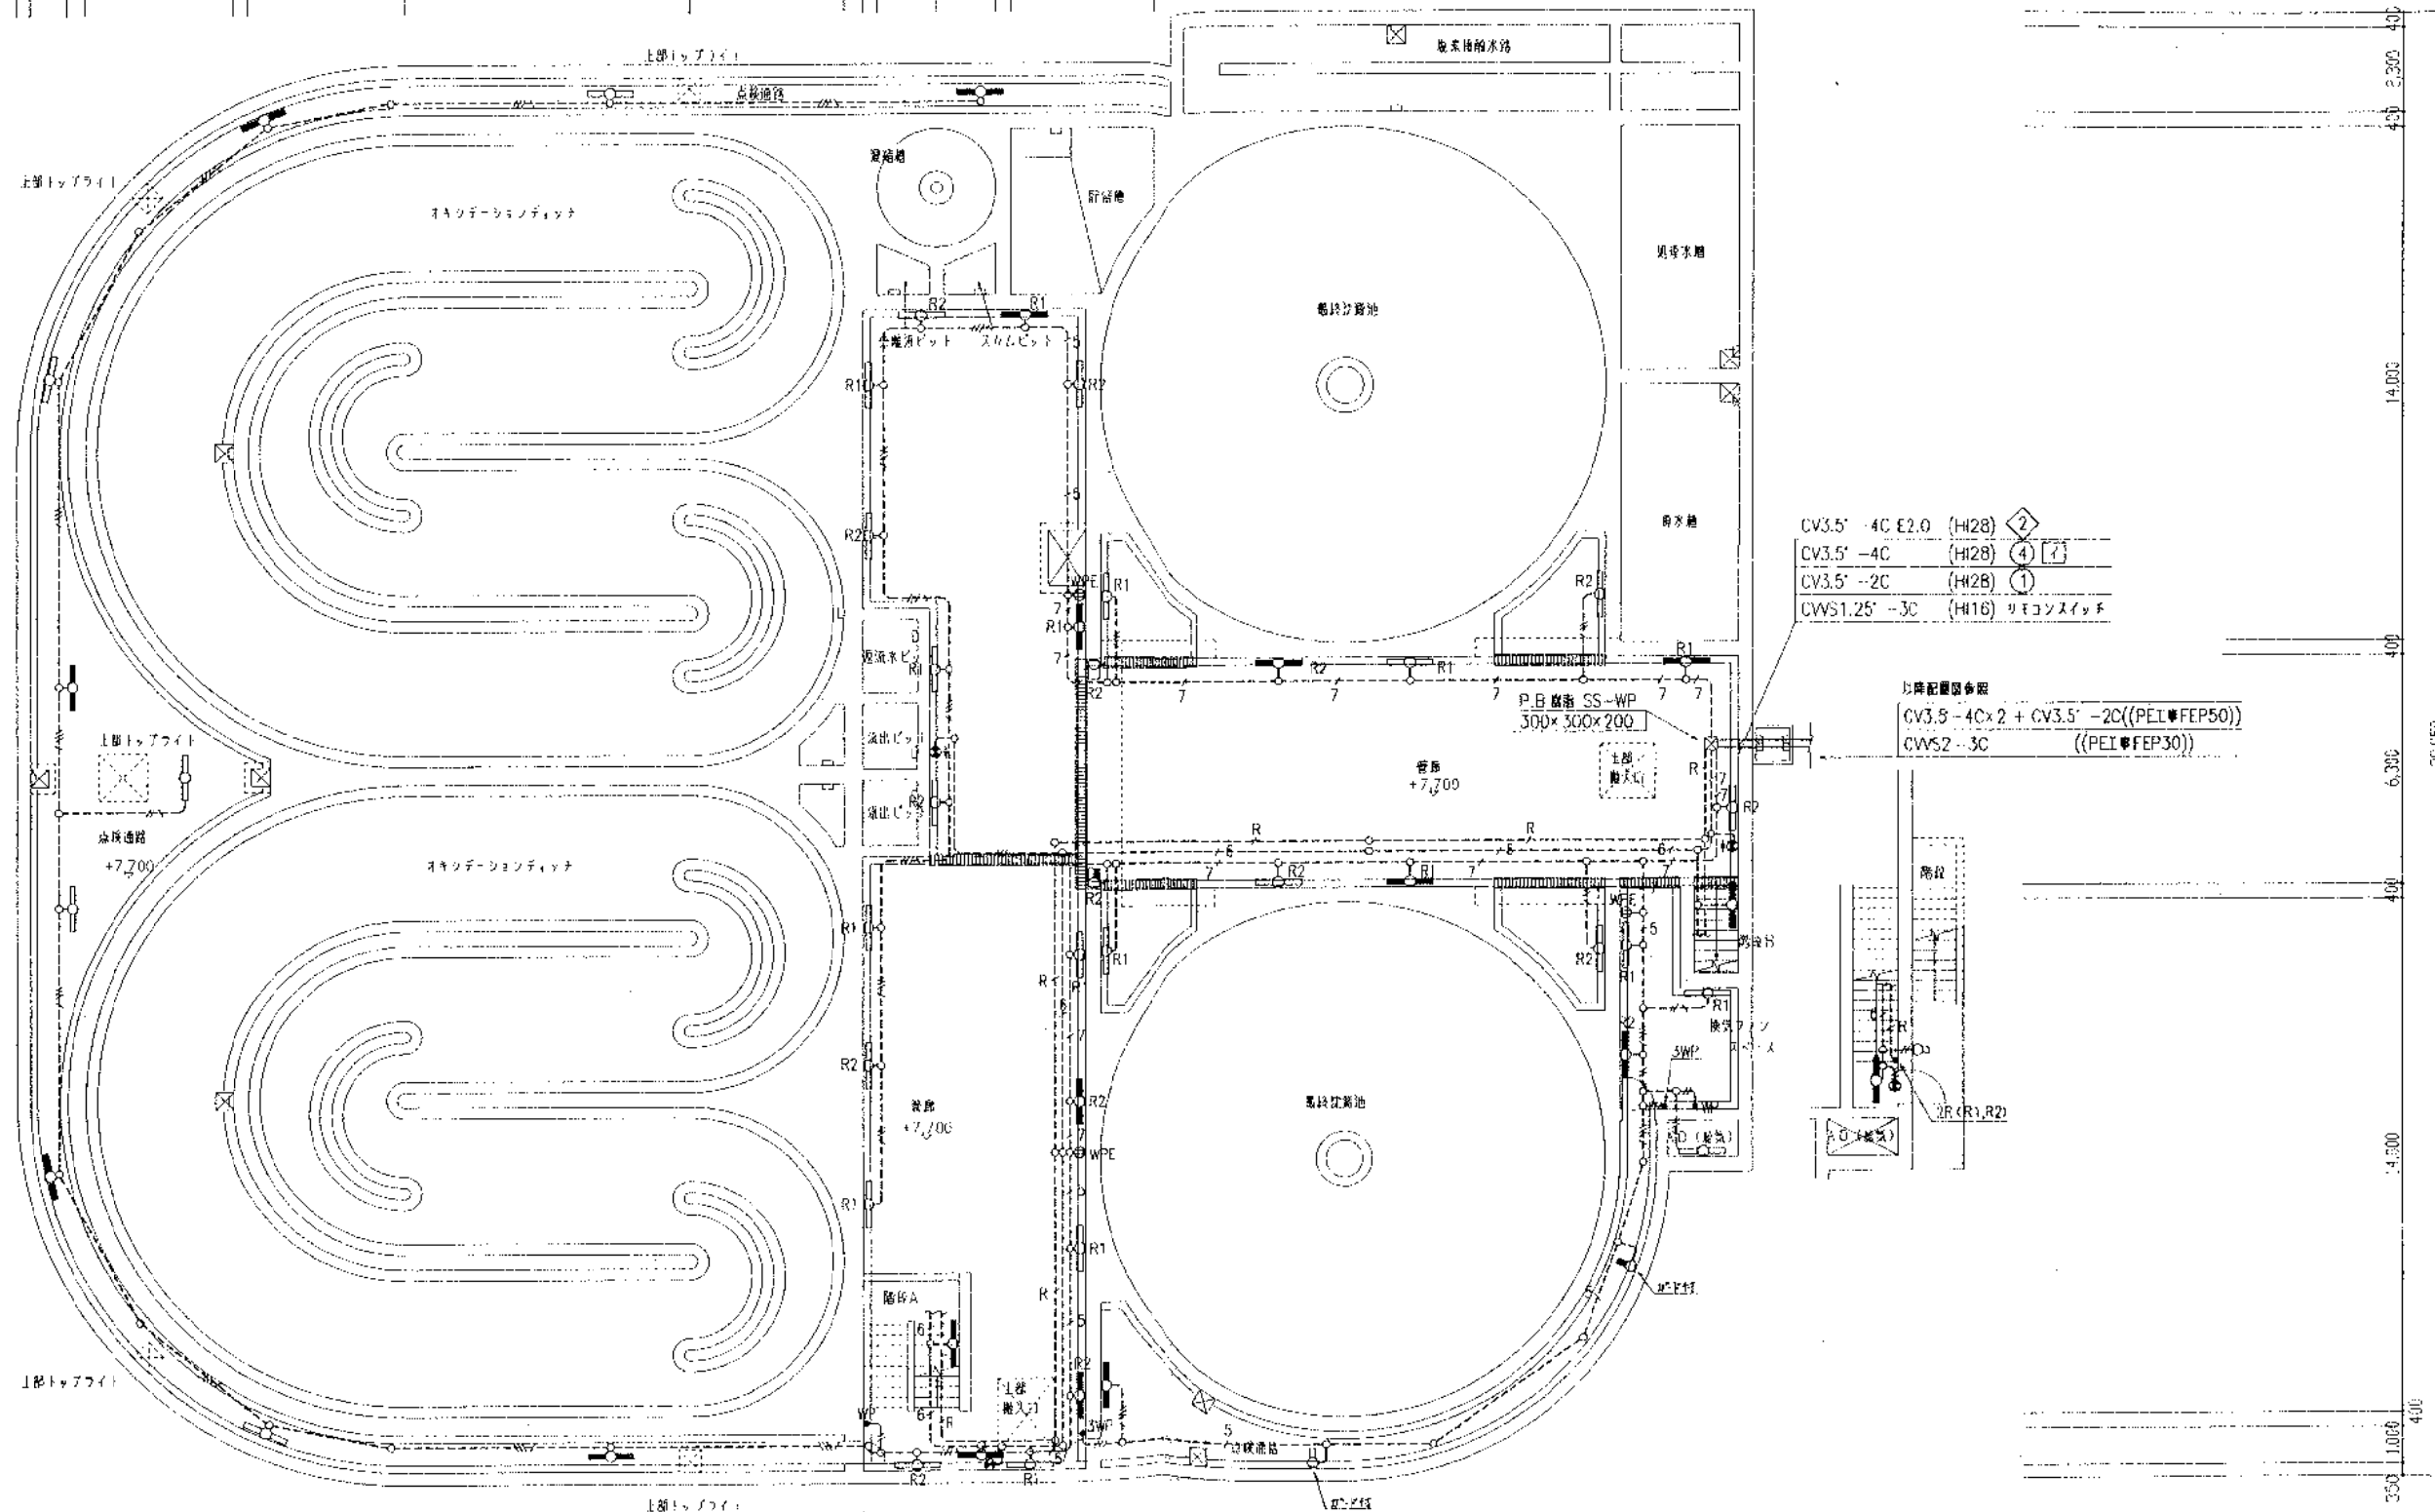

照明用器具 凡例			
記号	名称	ランプ	非常用電池
●	非常用照明器具	省光灯 40W	内蔵
○	非常用照明器具	" 40W	"
□	随時通路誘導灯 兼用型	" 40W	"
●	緊急出口誘導灯	小型	内蔵
特記事項			

電線管配線仕様区分表			
原則として下記区分とする。			
電線管	開べい、埋込配管	●PF管 ○おしなし管(E)	
	地下室、腐食性ガス発生施設配管	○厚鋼(G) ●HIVE(規格II)	
	上記以外室の露出配管	○おしなし管(E)	
	EXP-J型	○PF管	
	屋外露出配管	○厚鋼(G) ○PE	
	IV2.0×2 ~ IV2.0×4	(PF16)	
	IV2.0×5 ~ IV2.0×8	(PF22)	
	IV2.0×2 ~ IV2.0×4	(HIVE16)	

"イ"			
CV3.5°-4C E2.0	(PF22)	水処理 燈灯	② (R3,4)
CV3.5°-2C	(PF22)	" 燈灯	③
CV3.5°-2C	(PF22)	" コンセント	①
CV3.5°-4C	(PF22)	" 燈灯	④ 誘導灯
CWS1.25°-3C	(PF22)	" リモコンスイッチ	
"ロ"			
CV3.5°-4C×2 + CV3.5°-2C E2.0	(FEP50)		
CV3.5°-2C	(FEP30)		
CWS1.25°-3C	(FEP30)		
() 内 配管はPEI系			

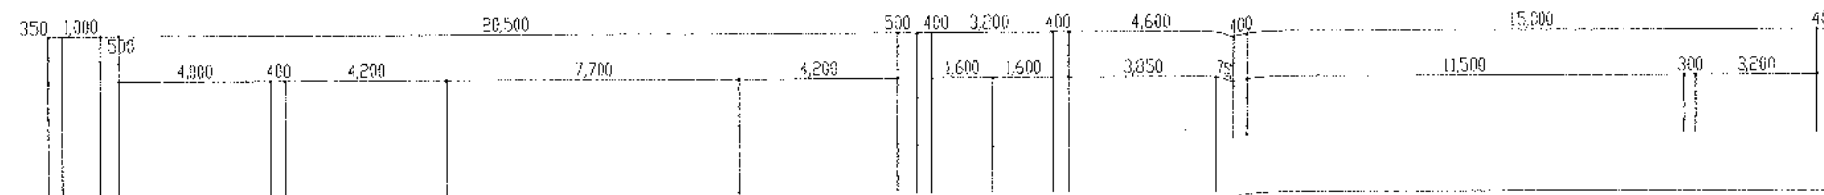


- CV3.5' - 4C E2.0 (H28) ②
- CV3.5' - 4C (H28) ④ ①
- CV3.5' - 2C (H28) ①
- CWS1.25' - 3C (H16) リモコンスイッチ

以降配管図参照
CV3.5' - 4C x 2 + CV3.5' - 2C ((PEI FEP50))
CWS2 - 3C ((PEI FEP30))

水塔平面図 1/100


株式会社 クリアス				
主任技術者	審査者	担当者	承認者	印
北尾 徹	齋 登志夫	海瀬 博		

工事名	岡山市中原浄化センター建設工事			
図面名称	(水処理施設) 電灯設備 平面図			縮尺 1/100
日本下水道事業団	平成 年 月		図面番号 AE-11	図面枚数 1/1

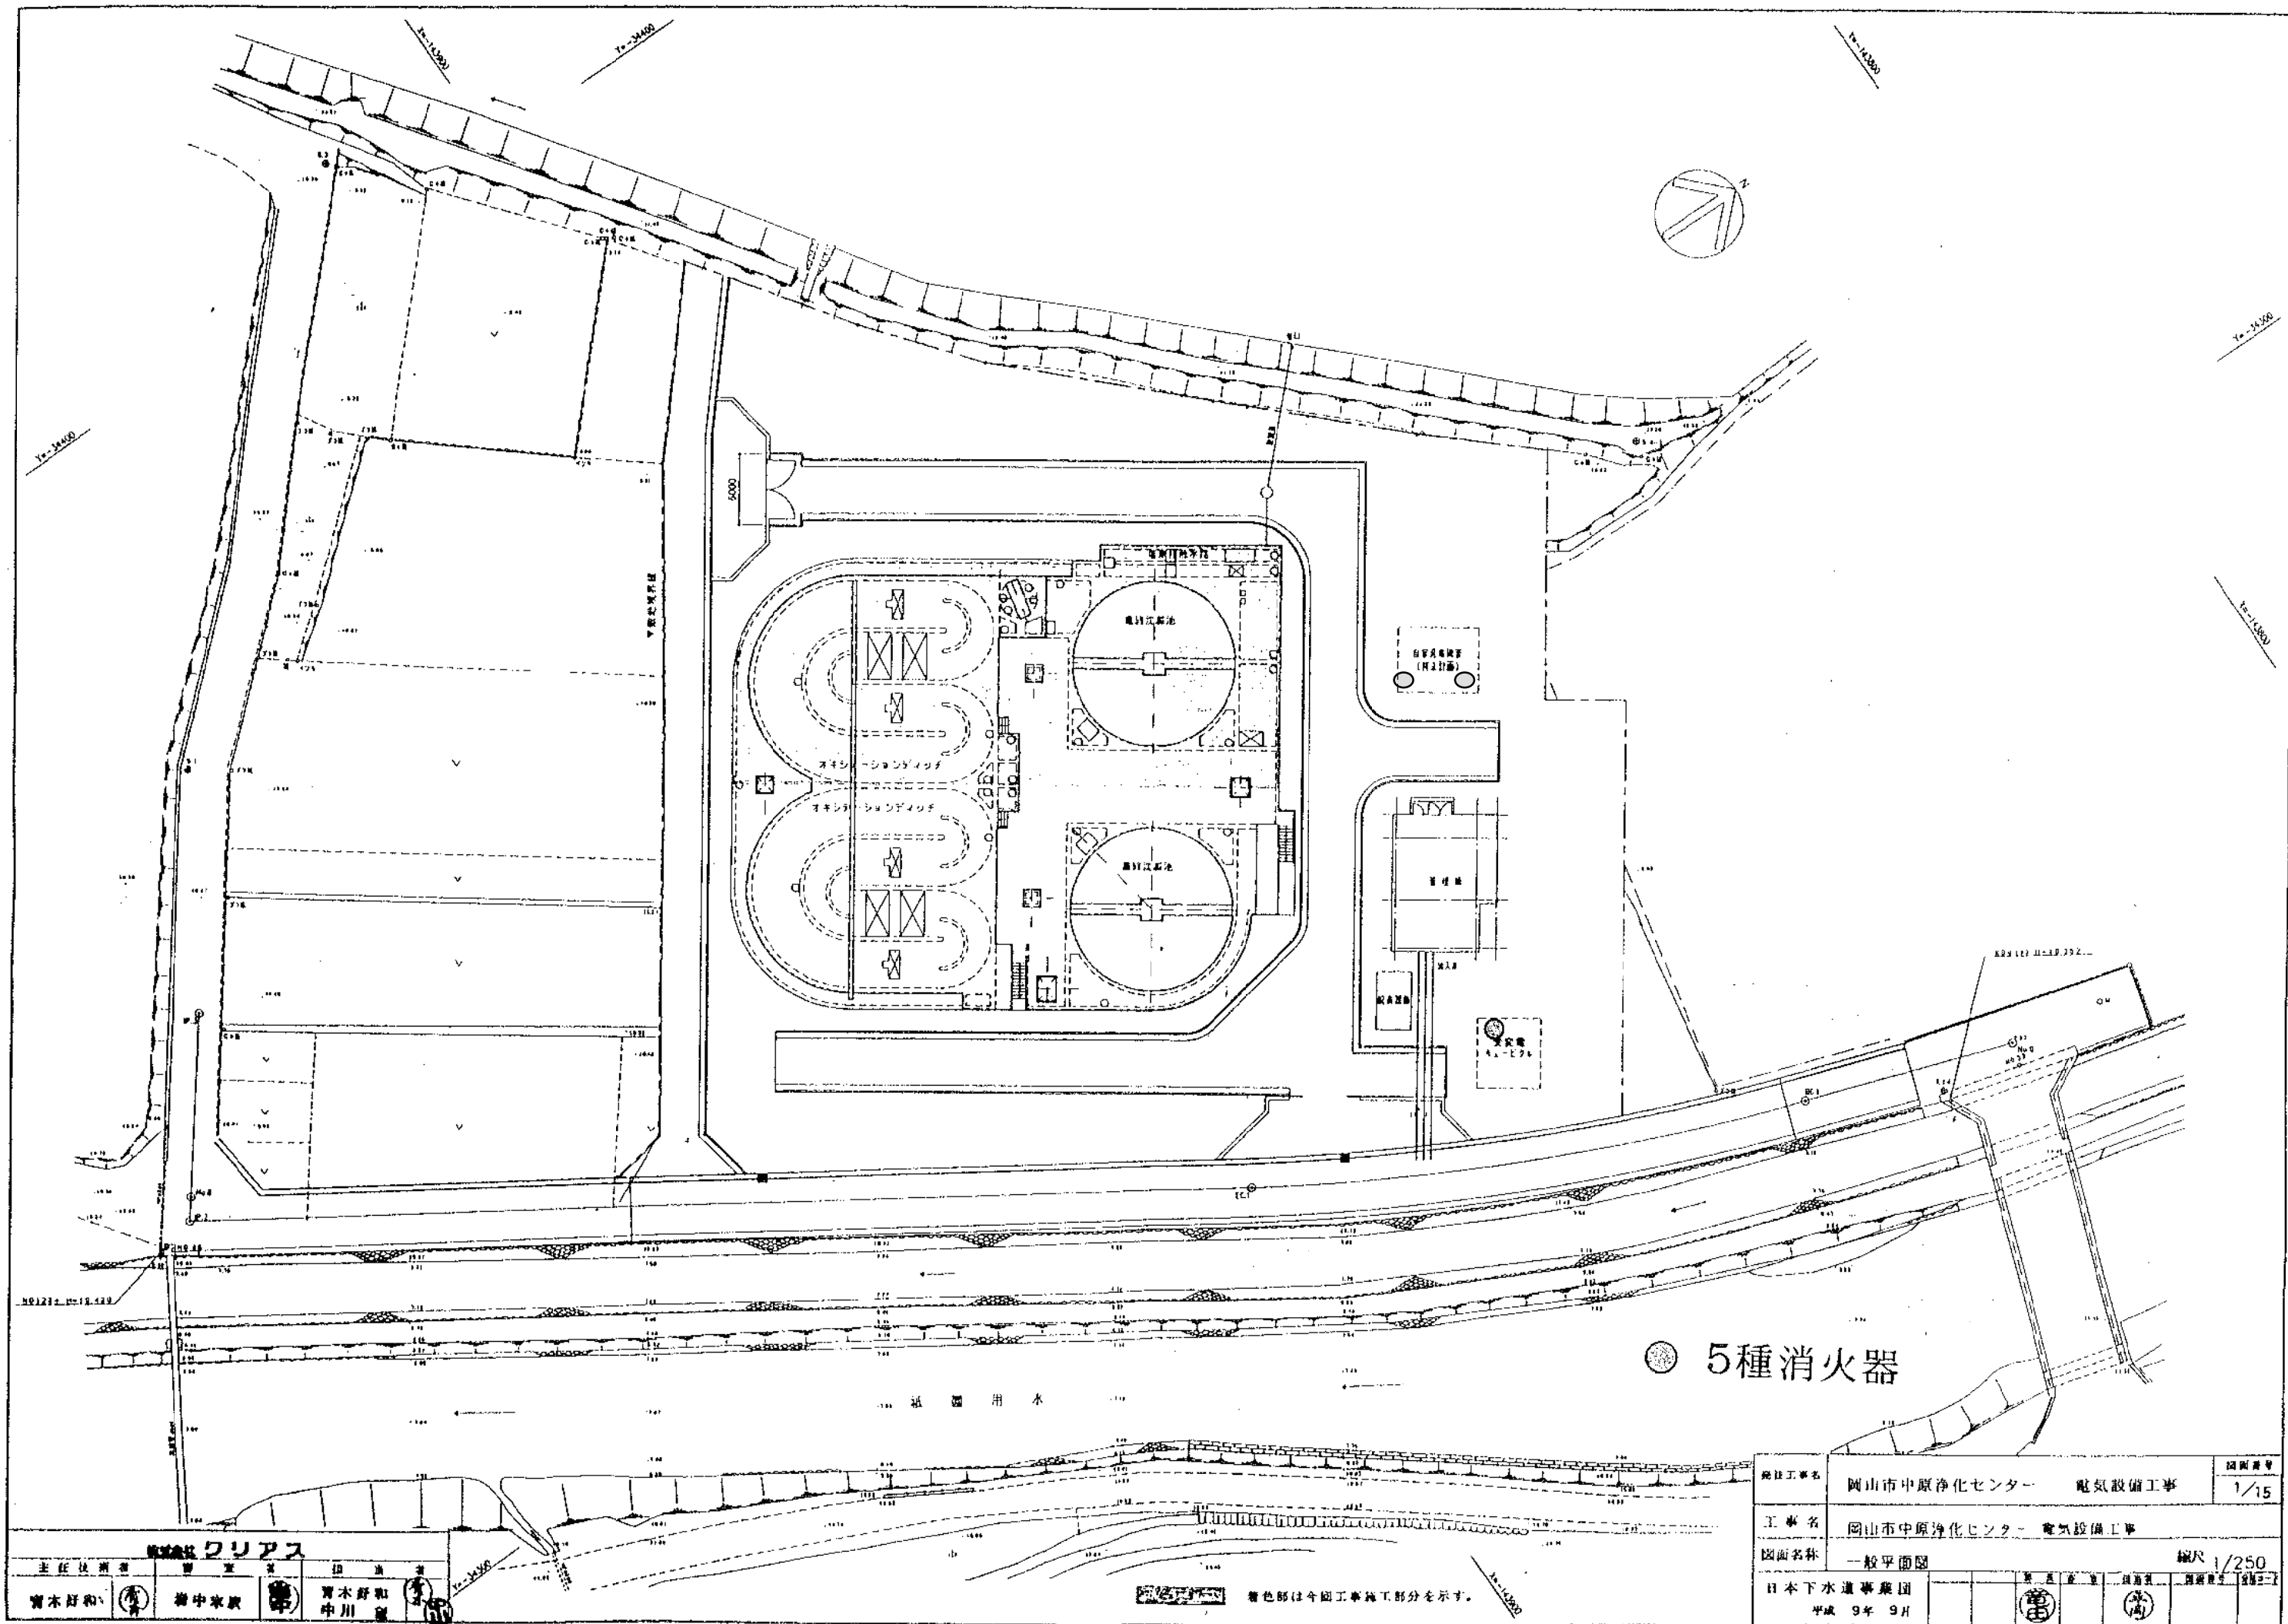

監理者 清水 浩一			
主任技師	技師	技師	技師
青木 好和	中川 寛	中川 寛	中川 寛

設計者	岡山市中原浄化センター 電気設備工事	図面番号	1/15
工事名	岡山市中原浄化センター 電気設備工事		
図面名称	一般平面図		
日本下水道事業団	平成 9 年 9 月	縮尺	1/250

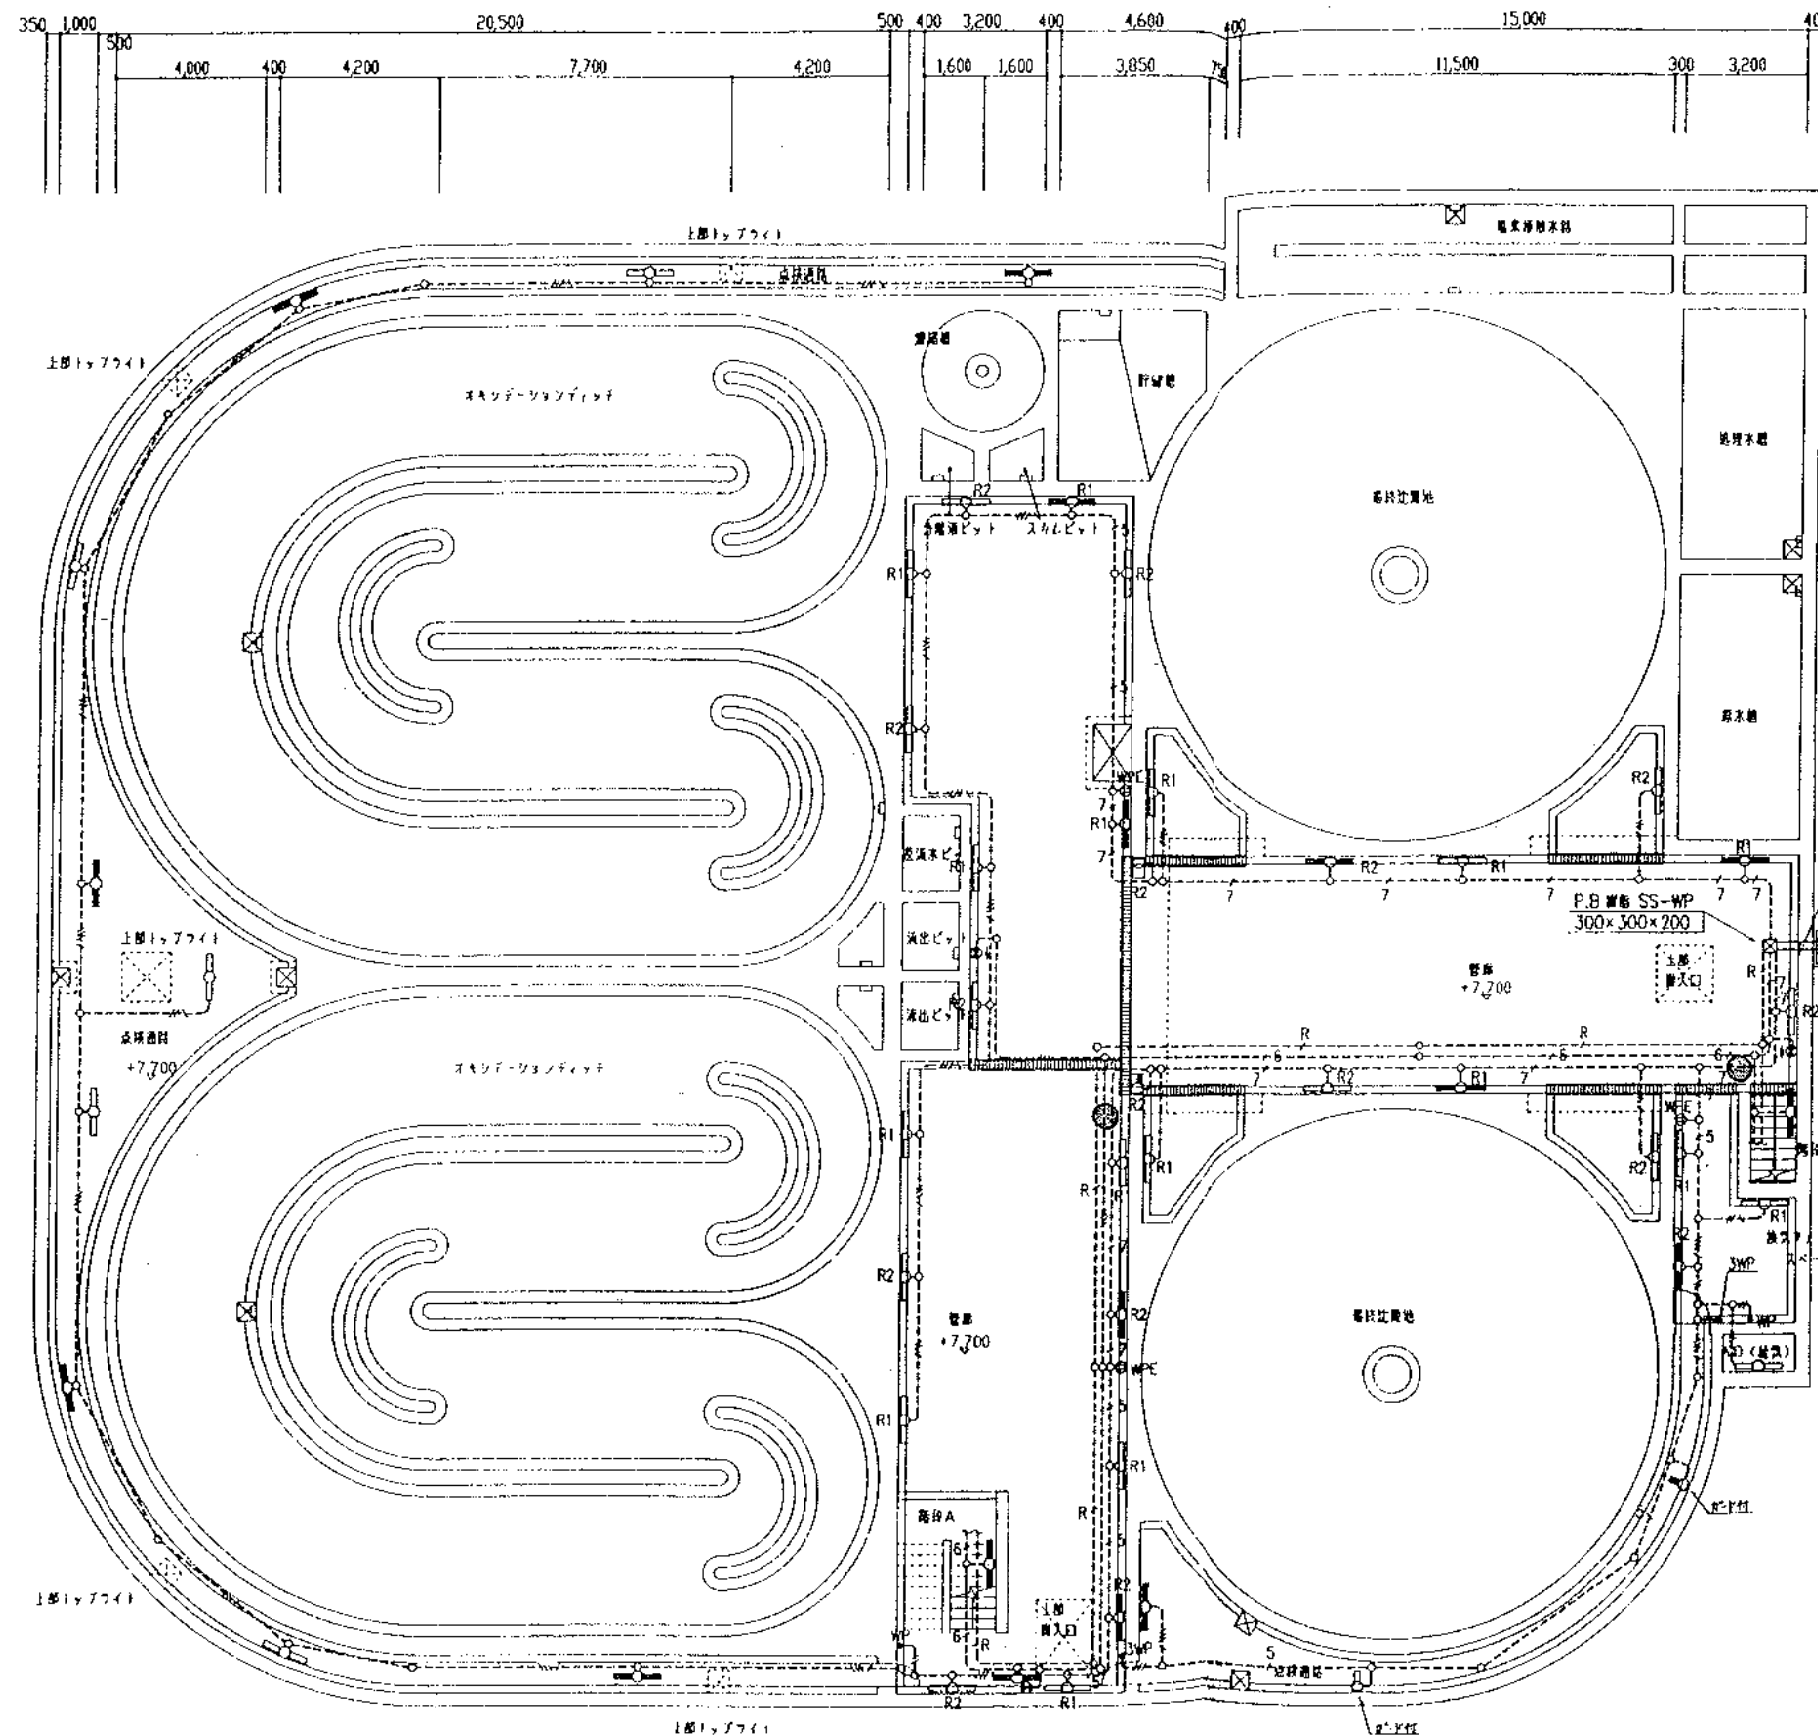

CV3.5' - 4C E2.0 (H28) ②
 CV3.5' - 4C (H28) ④
 CV3.5' - 2C (H28) ①
 CWS1.25' - 3C (H16) リモコンスイッチ

以開閉器を付
 CV3.5' - 4C x 2 + CV3.5' - 2C ((PEI #FEP50))
 CWS2 - 3C ((PEI #FEP30))

水塔平面図 1/100

● 5種消火器

株式会社 クリアス			
主任技術者	監理者	図面者	
北尾 敬	原 登志夫	清岡 博	

工事名	岡山市中原浄化センター建設工事		
図面名称	(水処理施設) 電灯設備 平面図		
縮尺	1/100		
日本下水道事業団	平成 年 月	図面番号	AE-11