

注記

1) 施設名と記号は下記とする。

---H--- 2.0×2 (HVE18)~2.0×4 (HVE18)
 ---H--- 2.0×5 (HVE22)~2.0×8 (HVE22)
 ---H--- 2.0×7 E2.0 (HVE28)~2.0×9 E2.0 (HVE28)
 ---H--- 2.0×2 E2.0 (HVE18)~2.0×3 E2.0 (HVE18)
 ---H--- 2.0×4 E2.0 (HVE22)~2.0×5 E2.0 (HVE22)
 ---H--- 2.0×6 E2.0 (HVE28)~2.0×8 E2.0 (HVE28)

---E--- (E18) (E19) 2.0×2 (E19)~2.0×3 (E19)
 ---E--- (E25) (E25) 2.0×4 (E25)~2.0×8 (E25)
 ---E--- (E31) (E31) 2.0×7 (E31)~2.0×10 (E31)
 ---E--- (E19) (E19) 2.0×2 E2.0 (E19)
 ---E--- (E25) (E25) 2.0×3 E2.0 (E25)~2.0×5 E2.0 (E25)
 ---E--- (E31) (E31) 2.0×6 E2.0 (E31)~2.0×9 E2.0 (E31)

---P--- 2.0×2 (PF18)~2.0×4 (PF18)
 ---P--- 2.0×5 (PF22)~2.0×9 (PF22)
 ---P--- 2.0×2 E2.0 (PF18)~2.0×3 E2.0 (PF18)
 ---P--- 2.0×4 E2.0 (PF22)~2.0×8 E2.0 (PF22)
 ---P--- 2.0×2 (PF18)~2.0×4 (PF18)
 ---P--- 2.0×2 E2.0 (PF18)~2.0×3 E2.0 (PF18)
 ---P--- 2.0×4 E2.0 (PF22)~2.0×8 E2.0 (PF22)

B1F 2
 ---VF--- VF 2.0-2C 2-スライエ
 ---VF--- VF 2.0-2C×2
 ---VF--- VF 2.0-3C+VF 2.0-2C
 ---VF--- VF 2.0-3C+VF 2.0-2C×2
 ---VF--- VF 2.0-3C×2+VF 2.0-2C
 ---VF--- VF 2.0-3C×2+VF 2.0-2C×2
 ---VF--- VF 2.0-3C×3+VF 2.0-2C
 ---VF--- VF 2.0-3C×2+VF 2.0-2C×3
 ---VF--- VF 2.0-3C×3+VF 2.0-2C×2
 ---VF--- VF 2.0-3C×3+VF 2.0-2C×3

1F
 ---VF--- 2.0×5 2-スライエ
 ---VF--- 2.0×6
 ---VF--- 2.0×2 E2.0
 ---VF--- 2.0×3 E2.0
 ---VF--- 2.0×5 E2.0
 ---VF--- 2.0×6 E2.0
 ---VF--- 2.0×8 E2.0
 ---VF--- 2.0×11 E2.0
 ---VF--- 2.0×12 E2.0

2) 2-スライエ、B1Fは除くEV設備 (40×45)IF口設置 (40×30)とする。

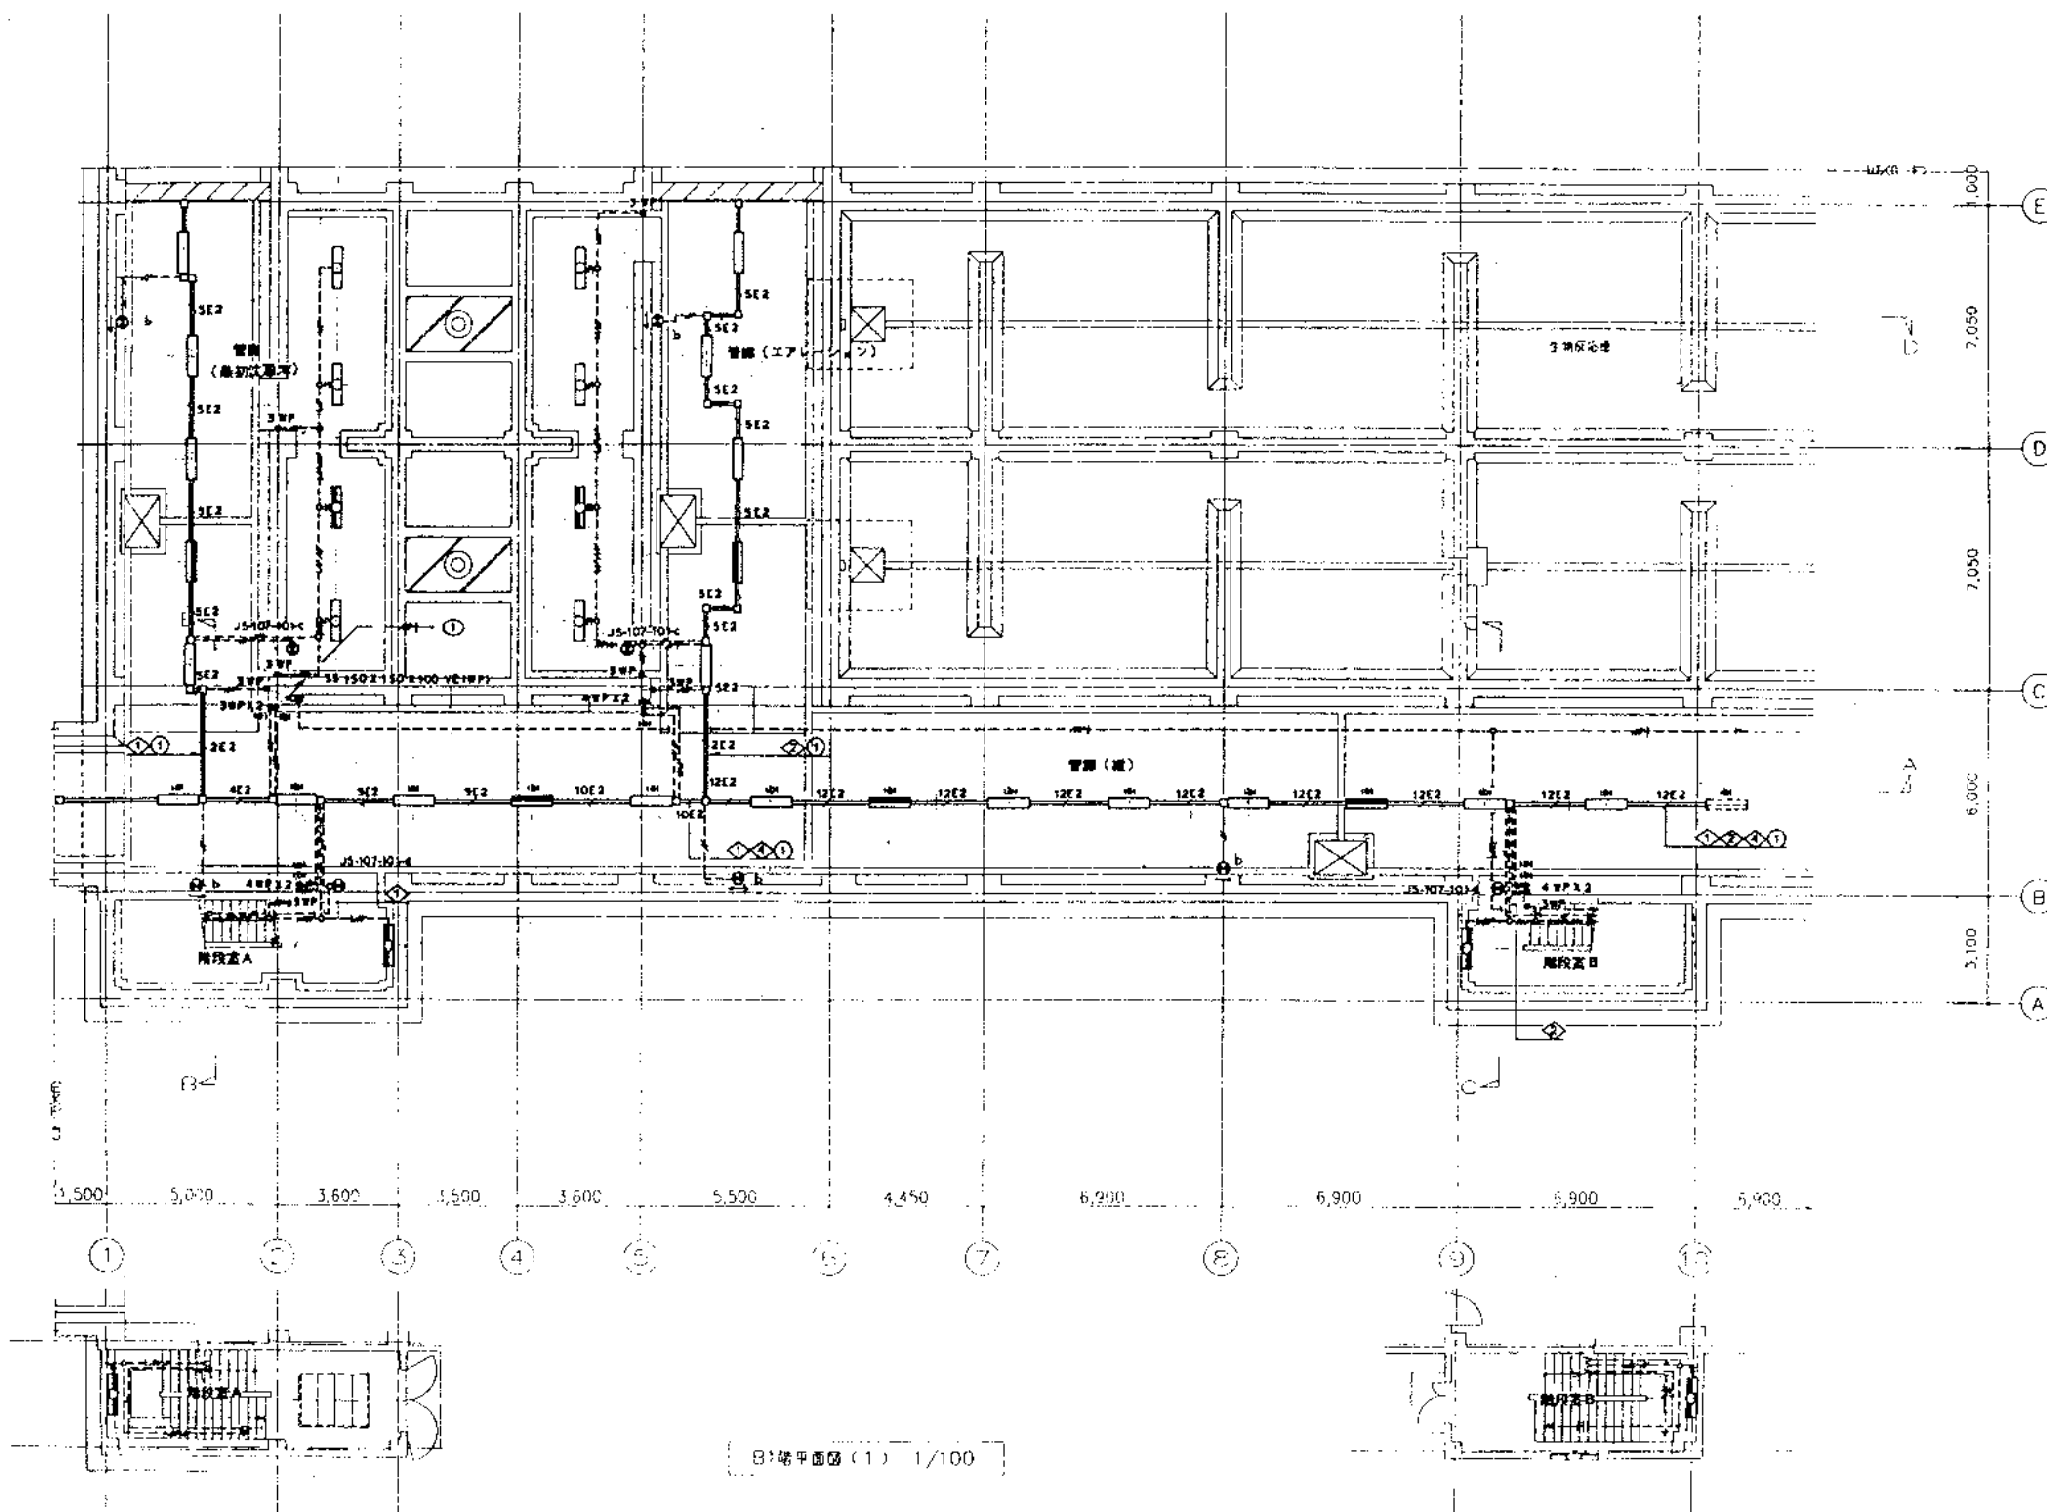


図1 階平面図 (1) 1/100

完成図

株式会社 日水コン		
主任技術者	監査者	担当者
木村 博行	吉村 義徳	田中 利行

階段室 A
 K1-JS-109A-402×2
 JS-107-101-d×1


階段室 B
 K1-JS-109A-402×2
 JS-107-101-d×1

管廊 (高圧配電室)
 K1-JS-104A-402×2
 FSR1MFA-402×7
 JS-107-101-c×1

管廊 (エアレーション)
 K1-JS-104A-402×2
 FSR1MFA-402×7
 JS-107-101-c×1

管廊 (風)
 K1-JS-104A-402×3
 FSR1MFA-402×10
 JS-107-101-c×3

工事名	吉井川浄化センター建設工事		
図面名称	機灯設備 B1階平面図 (1)		
日本下水道事業団	年度	月	AE-8

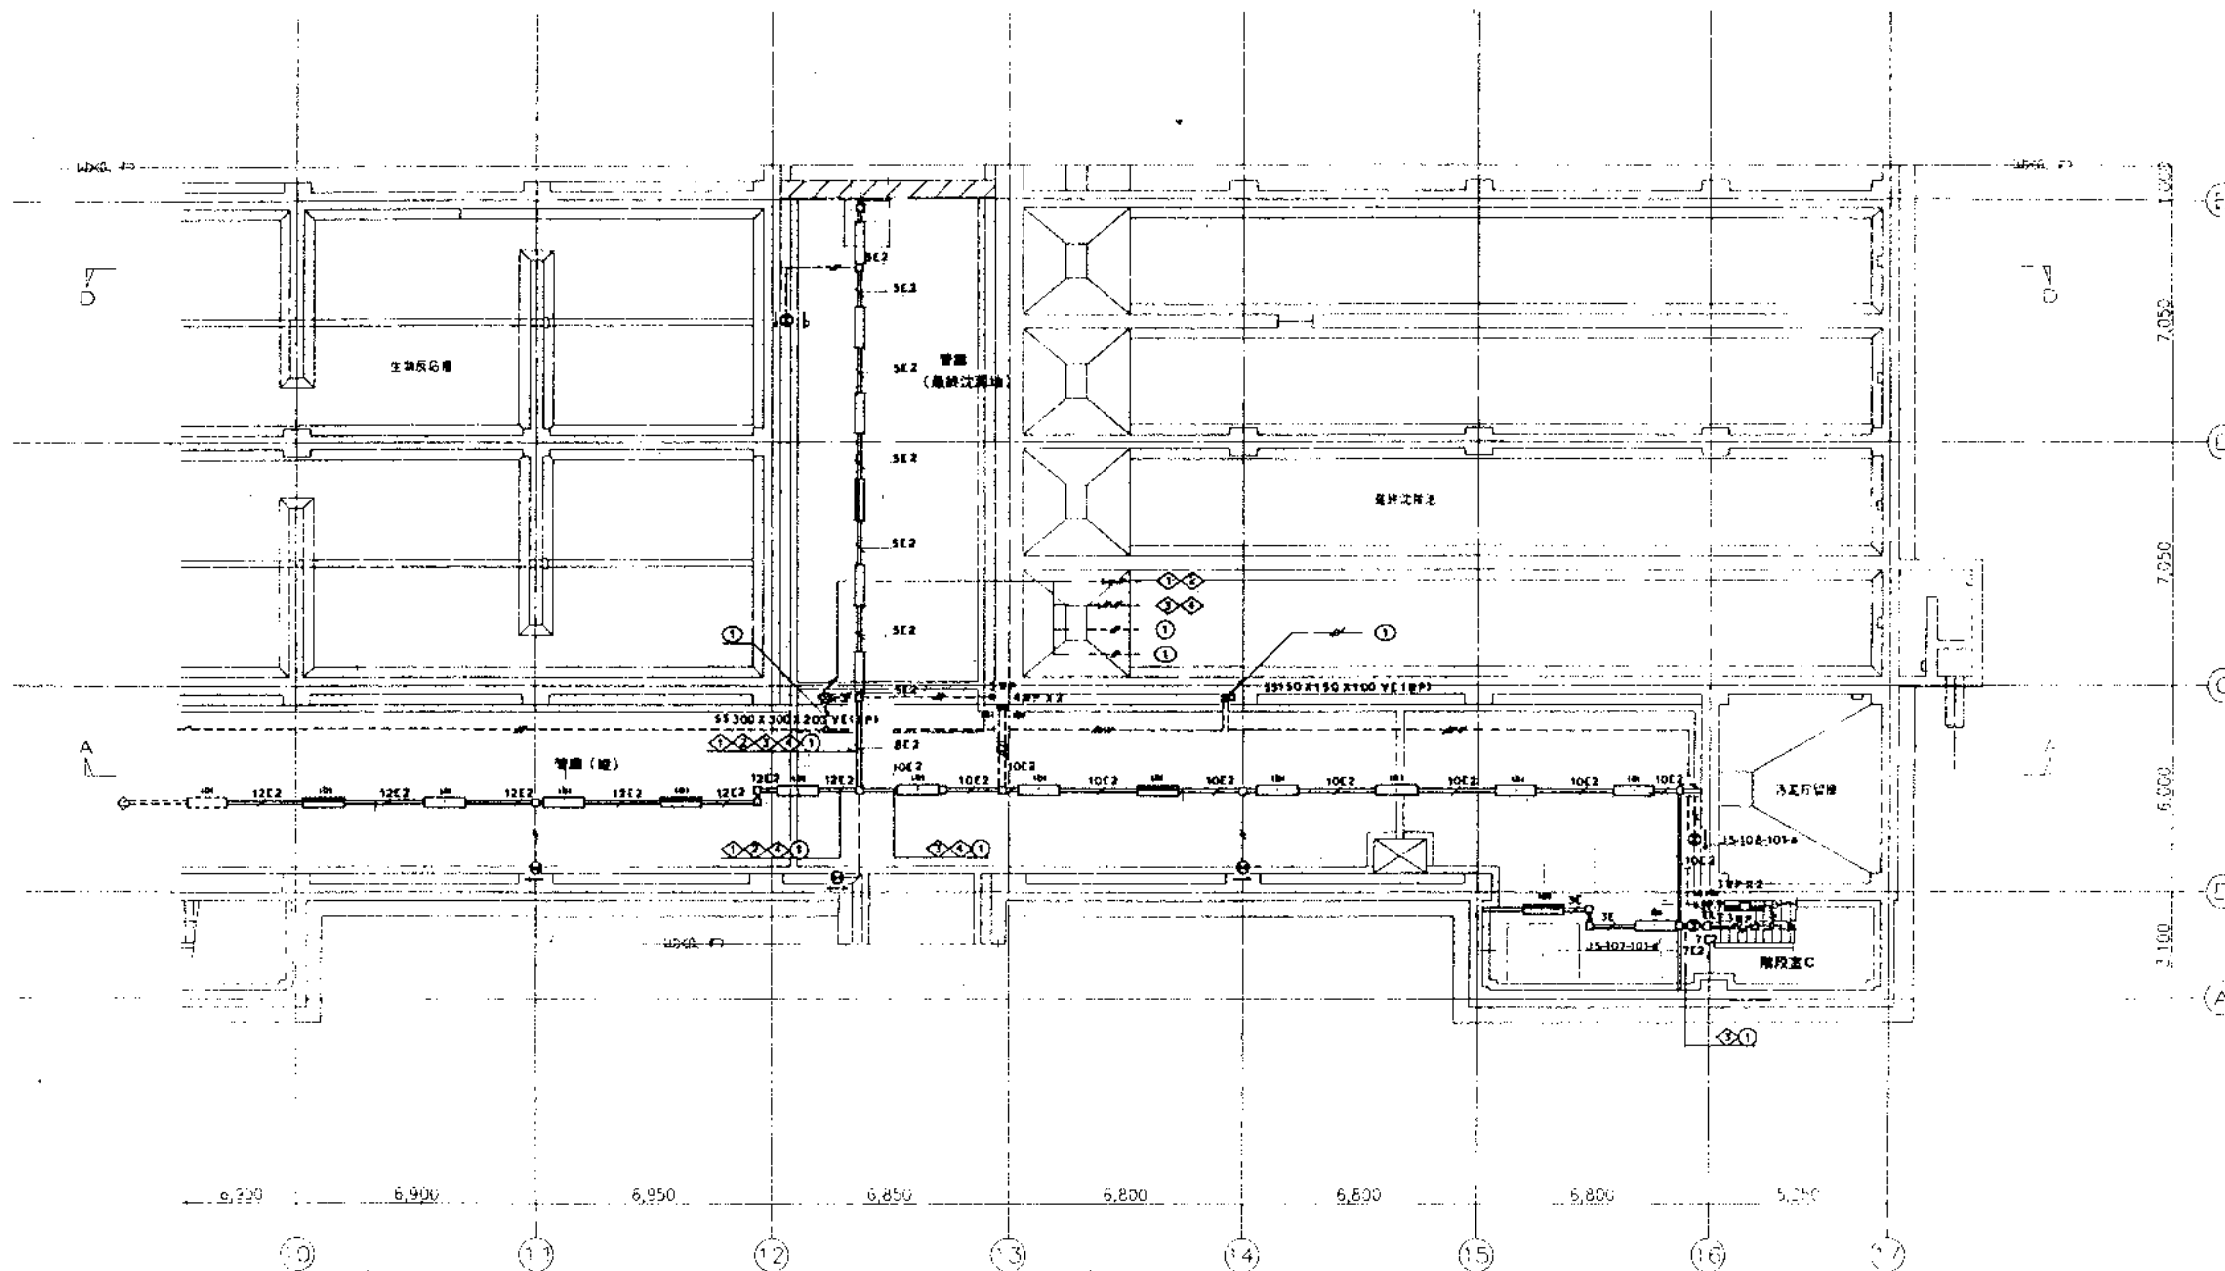

曝気槽 (最終沈降槽)
K1-JS-104A-402x1
FSR1MPA-402x5
b x 1

曝気槽 (配)
K1-JS-104A-402x4
FSR1MPA-402x10
JS-108-101-a x 1
b x 3


汚泥貯留槽C
K1-JS-109A-402x1
JS-107-101-d x 1

B1階平面図 (2) 1/100


完成図

株式会社 日水コン			
主任技術者	審査者	担当者	
本村 昭行	吉村 義典	田中 利行	

工事名	吉井川浄化センター建設工事		
図面名称	電灯設備 B1階平面図 (2)		
日本下水道事業団	AE-9		

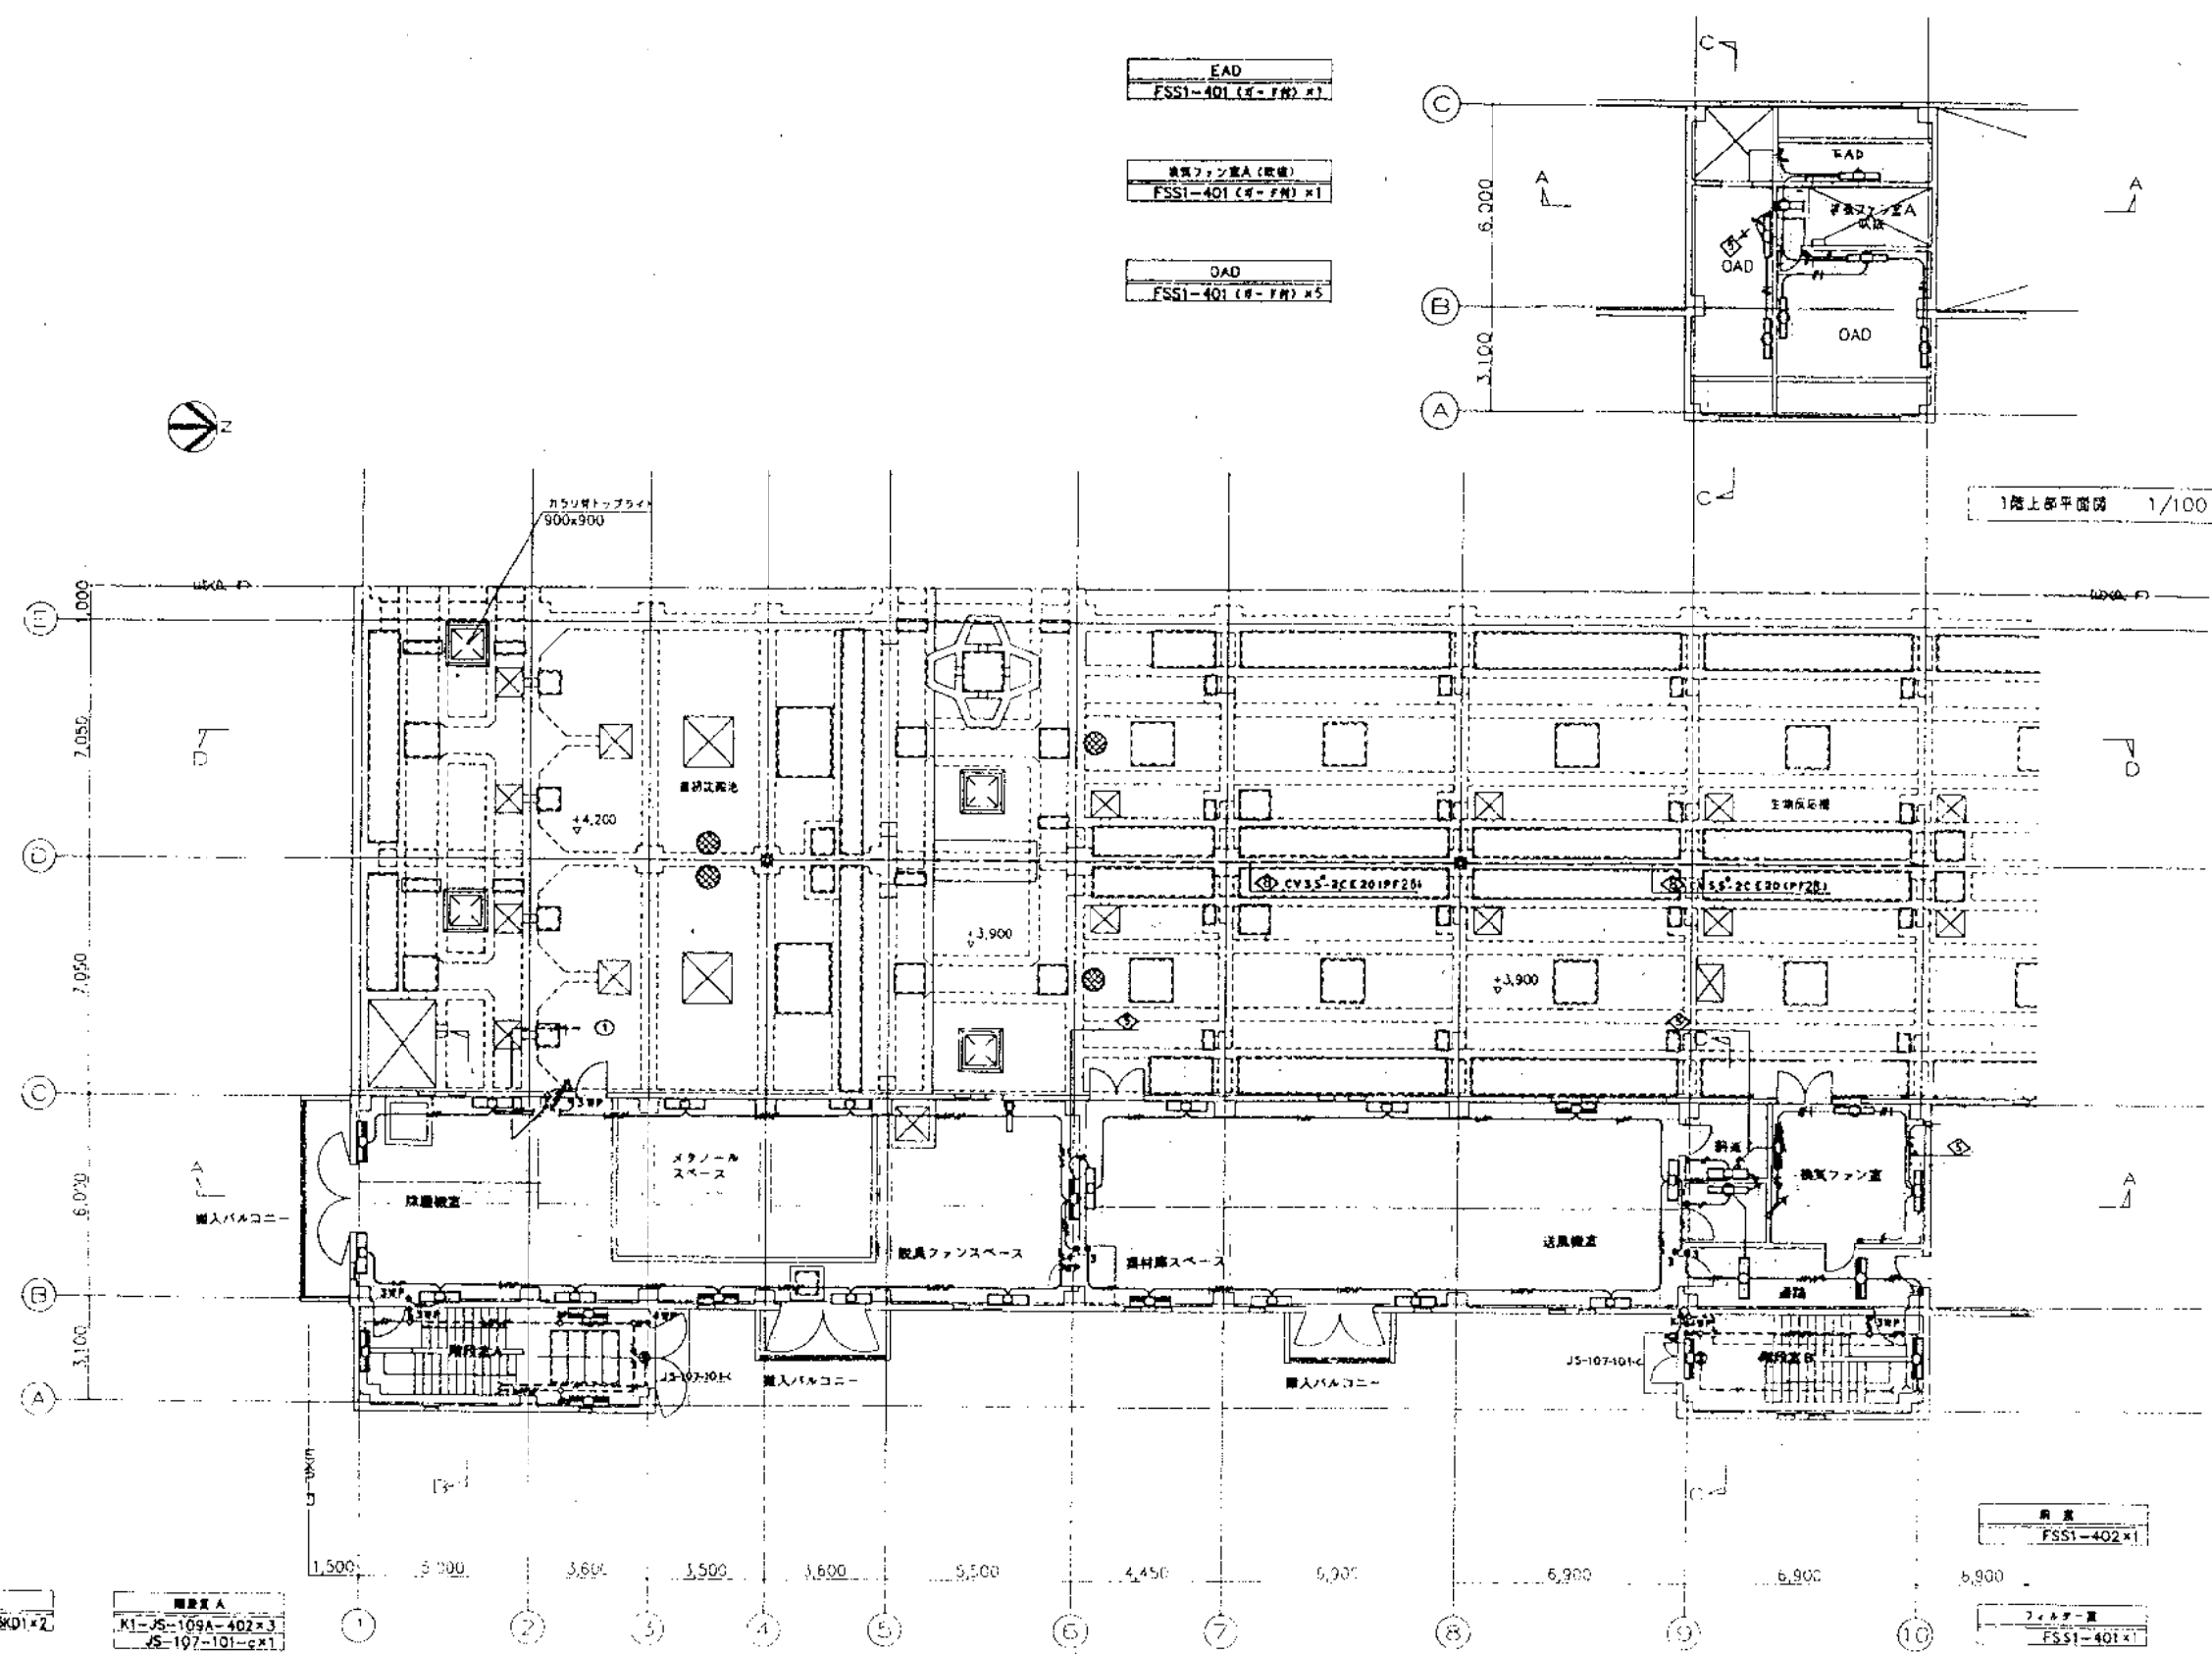

EAD
FSS1-401 (E-F) x 1
換気ファン室A (設備)
FSS1-401 (E-F) x 1
OAD
FSS1-401 (E-F) x 5

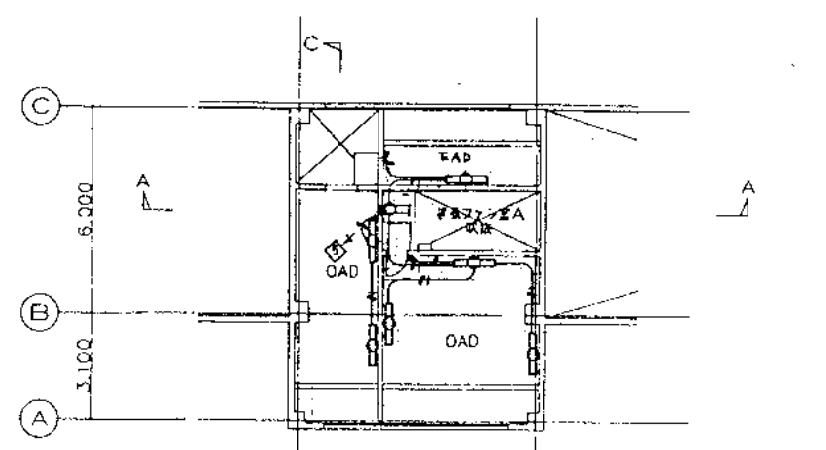

1階上部平面図 1/100

換気ファン室A
K1-FSS1-401 x 1
FSS1-401 x 2
換気ファン室B
K1-JS-109A-402 x 2
JS-107-101-C x 1
換気ファン室C
FSS1-401 x 1

完成図

株式会社 日水コン
主任技術者 吉村 義徳
監査者 田中 利行
承認者 吉村 義徳

特殊 照明・換気ファン室
K1-JS-109A-402 x 3
FSS1MPA-402 x 9

天井
JS-106-201 x 2

1階平面図 (1) 1/100

換気ファン室
K1-FSS1-402 x 2
FSS1-402 x 7

換気ファン室
K1-FSS4-402 x 1
FSS4-402 x 1

工事名	吉井川浄化センター建設工事
図面名称	換気設備 1階平面図 (1)
図面番号	AE-10
作成者	吉村 義徳
承認者	田中 利行
図面番号	AE-10



注記

1) 消火器配置場所は下記とする。

---H--- 2.0×2 (HVE18)~2.0×4 (HVE18)
 ---H--- 2.0×5 (HVE22)~2.0×8 (HVE22)
 ---H--- 2.0×7 E2.0 (HVE28)~2.0×9 E2.0 (HVE28)
 ---H--- 2.0×2 E2.0 (HVE18)~2.0×3 E2.0 (HVE18)
 ---H--- 2.0×4 E2.0 (HVE22)~2.0×5 E2.0 (HVE22)
 ---H--- 2.0×6 E2.0 (HVE28)~2.0×8 E2.0 (HVE28)


---E19--- (E19) 2.0×2 (E19)~2.0×3 (E19)
 ---E25--- (E25) 2.0×4 (E25)~2.0×8 (E25)
 ---E31--- (E31) 2.0×7 (E31)~2.0×10 (E31)
 ---E19--- (E19) 2.0×2 E2.0 (E19)
 ---E25--- (E25) 2.0×3 E2.0 (E25)~2.0×5 E2.0 (E25)
 ---E31--- (E31) 2.0×6 E2.0 (E31)~2.0×9 E2.0 (E31)

---PF18--- 2.0×2 (PF18)~2.0×4 (PF18)
 ---PF22--- 2.0×5 (PF22)~2.0×9 (PF22)
 ---PF16--- 2.0×2 E2.0 (PF16)~2.0×3 E2.0 (PF16)
 ---PF22--- 2.0×4 E2.0 (PF22)~2.0×8 E2.0 (PF22)
 ---PF16--- 2.0×2 (PF16)~2.0×4 (PF16)
 ---PF16--- 2.0×2 E2.0 (PF16)~2.0×3 E2.0 (PF16)
 ---PF22--- 2.0×4 E2.0 (PF22)~2.0×8 E2.0 (PF22)

B1F 2
 ---VF2.0-2C--- ヴェーヴェイ内
 ---VF2.0-2C×2---
 ---VF2.0-3C+VF2.0-2C---
 ---VF2.0-3C+VF2.0-2C×2---
 ---VF2.0-3C×2+VF2.0-2C---
 ---VF2.0-3C×2+VF2.0-2C×2---
 ---VF2.0-3C×3+VF2.0-2C---
 ---VF2.0-3C×2+VF2.0-2C×3---
 ---VF2.0-3C×3+VF2.0-2C×2---
 ---VF2.0-3C×3+VF2.0-2C×3---
 ---VF2.0-3C×3+VF2.0-2C×3---

1F
 ---2.0×5--- レーヴェイ内
 ---2.0×6---
 ---2.0×2 E2.0---
 ---2.0×3 E2.0---
 ---2.0×5 E2.0---
 ---2.0×6 E2.0---
 ---2.0×8 E2.0---
 ---2.0×11 E2.0---
 ---2.0×12 E2.0---

2) レーヴェイ、B1Fは除くEV設備 (40×45)IF口設置 (40×30)とする。

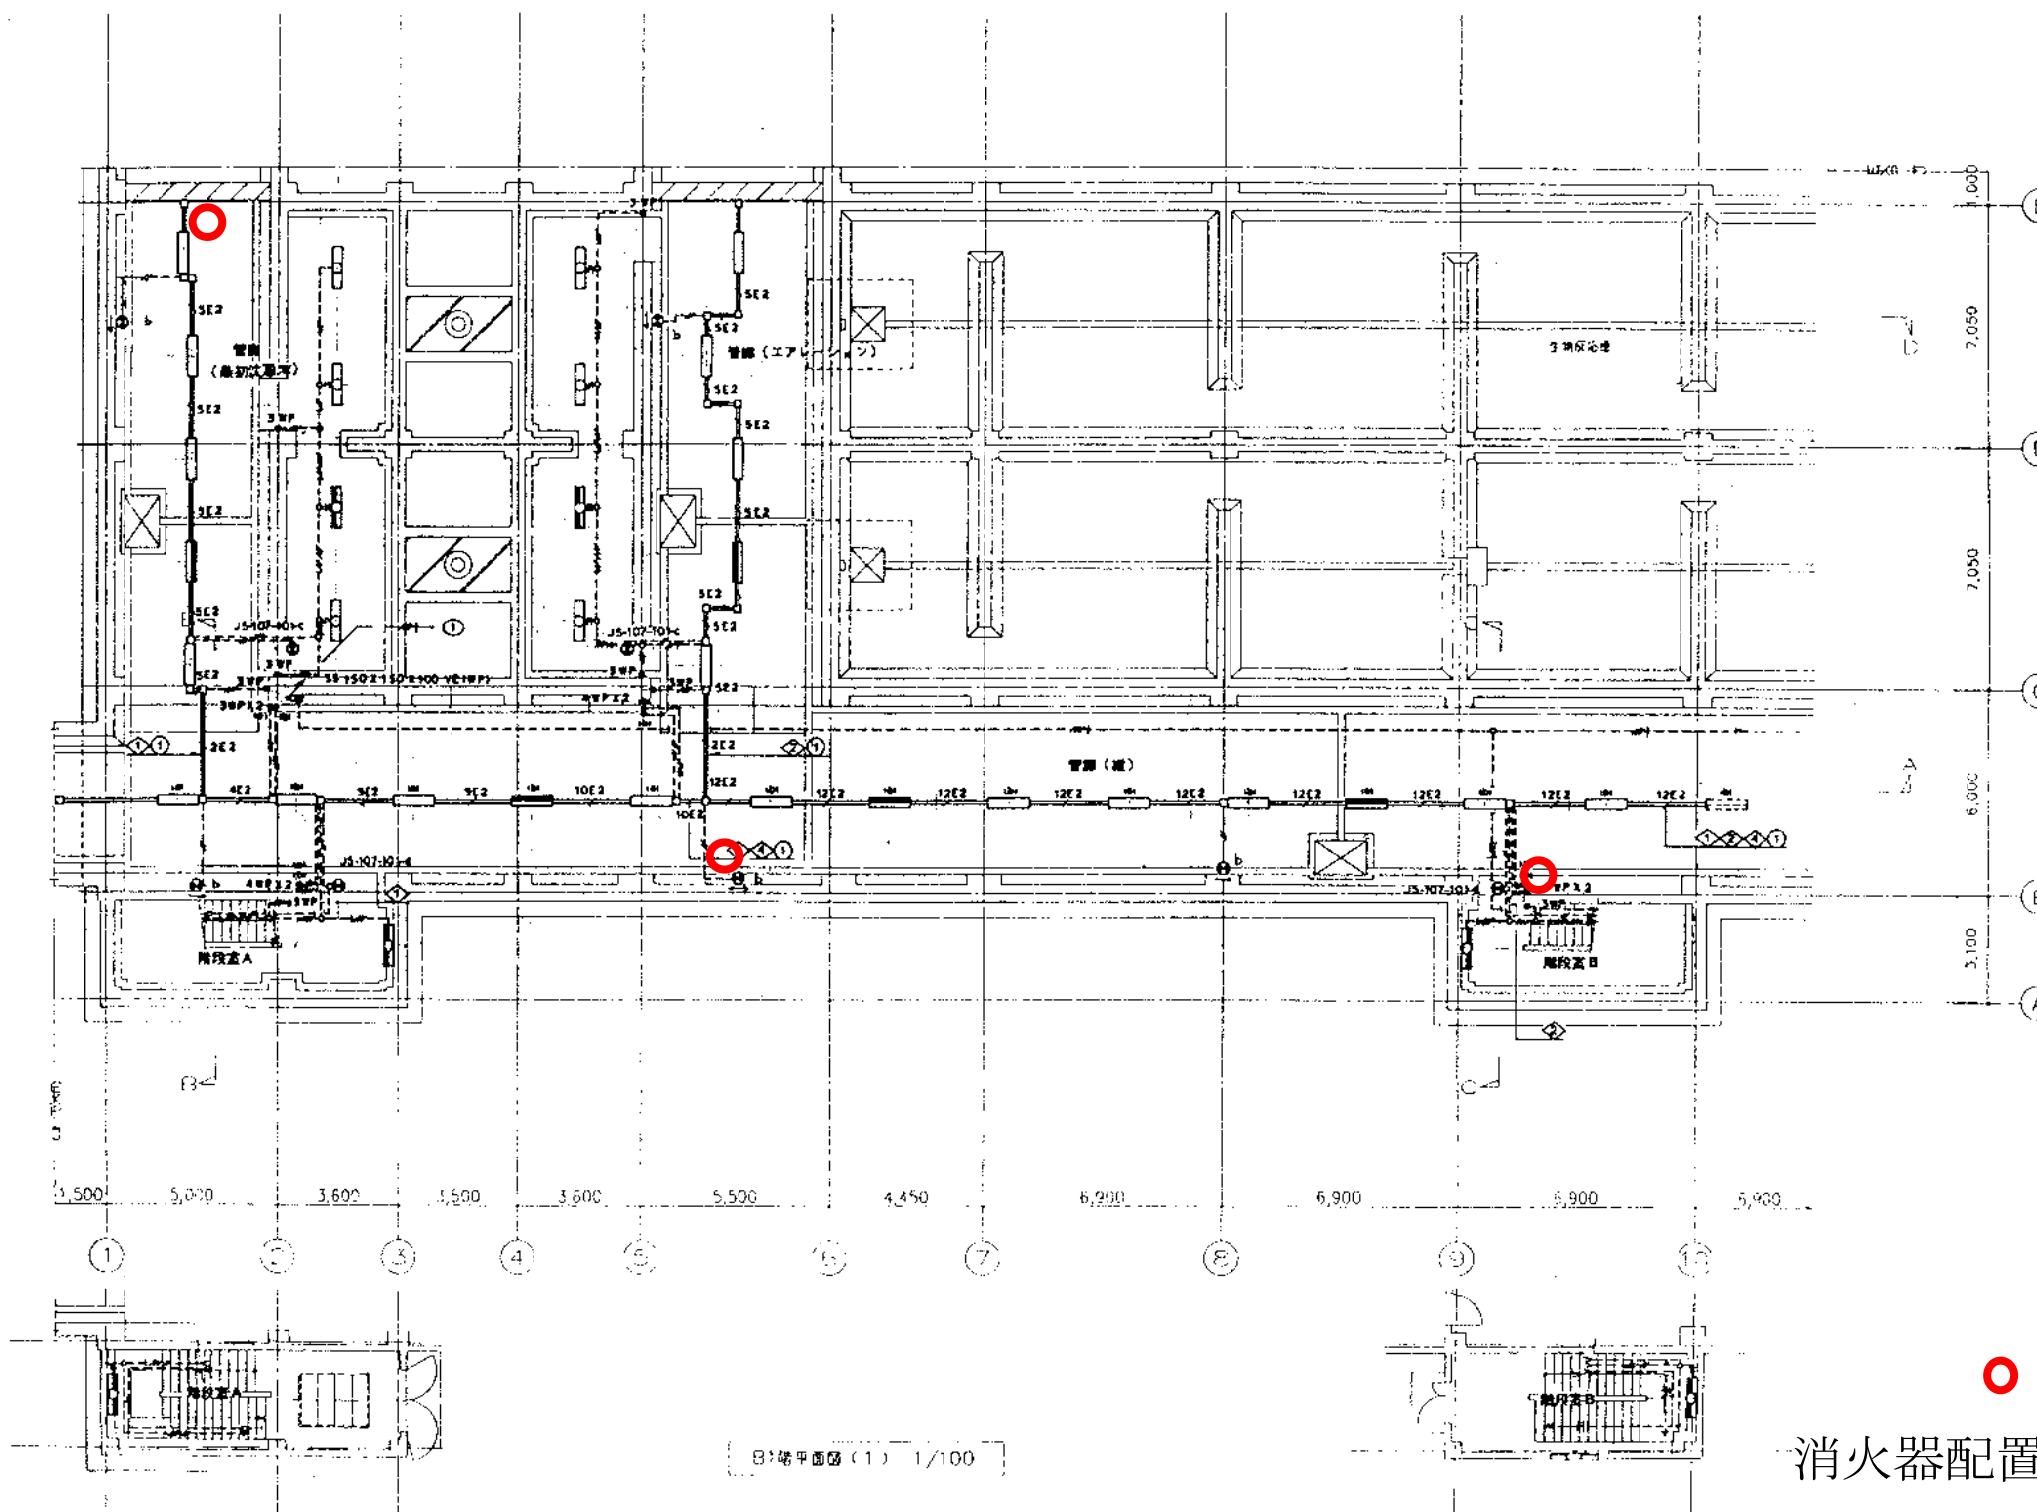

図名: 消火器配置図面

ABC10形

消火器配置図面

完成図

株式会社 日水コン		
主任技術者	吉村 義徳	田中 利行
木村 博行	吉村 義徳	田中 利行

階段室 A
K1-JS-109A-402×2
JS-107-101-d×1


階段室 B
K1-JS-109A-402×2
JS-107-101-d×1

エレベーター
K1-JS-104A-402×2
FSR1MFA-402×7
JS-107-101-c×1

エレベーター
K1-JS-104A-402×2
FSR1MFA-402×7
JS-107-101-c×1

エレベーター
K1-JS-104A-402×3
FSR1MFA-402×10
JS-107-101-c×3

工事名	吉井川浄化センター建設工事
図面名称	消火器配置図面 B1F平面図 (1)
日本下水道事業団	AE-8

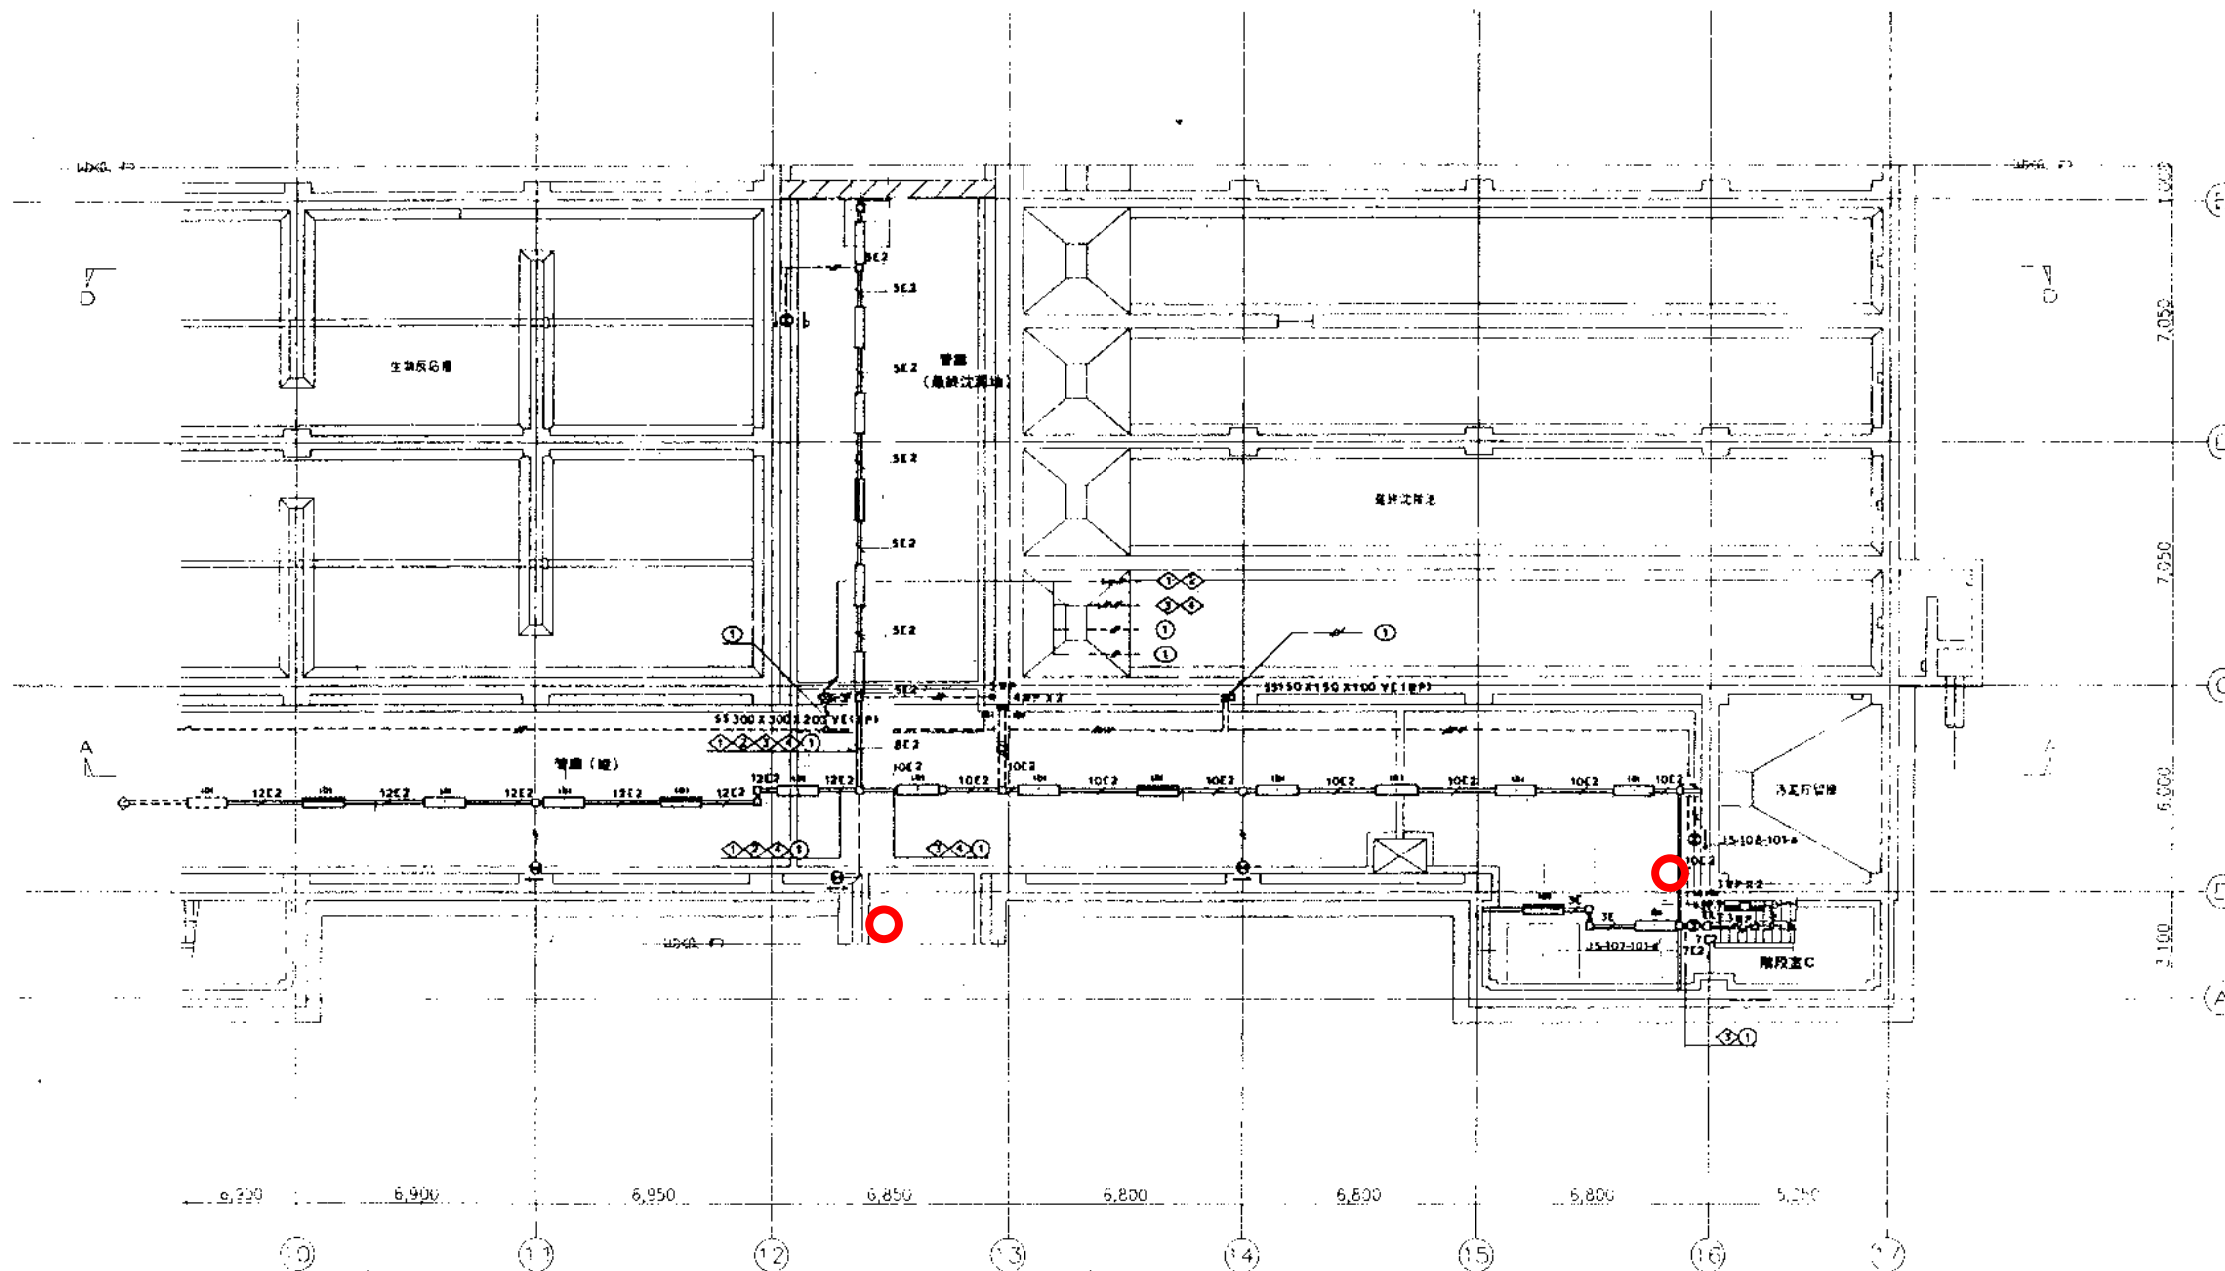

管渠 (最終沈降槽)
K1-JS-104A-402x1
FSR1MPA-402x5
b x 1

管渠 (配)
K1-JS-104A-402x4
FSR1MPA-402x10
JS-108-101-a x 1
b x 3

ろ過室C
K1-JS-109A-402x1
JS-107-101-dx1

B1階平面図 (2) 1/100

ABC10形

完成図

株式会社 日水コン			
主任技術者	審査者	担当者	
本村 行	市村 義典	田中 利行	

工事名	吉井川浄化センター建設工事		
図面名称	電灯設備 B1階平面図 (2)	縮尺	1/100
日本下水道事業団		図章	AE-9