

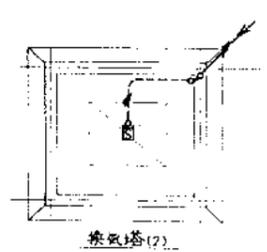


工事名	某ビルディング電気設備工事		
図名	1階電気設備完成図(1/2)	縮尺	1/50
		米尺	数量
株式会社 木多電気設備			図号

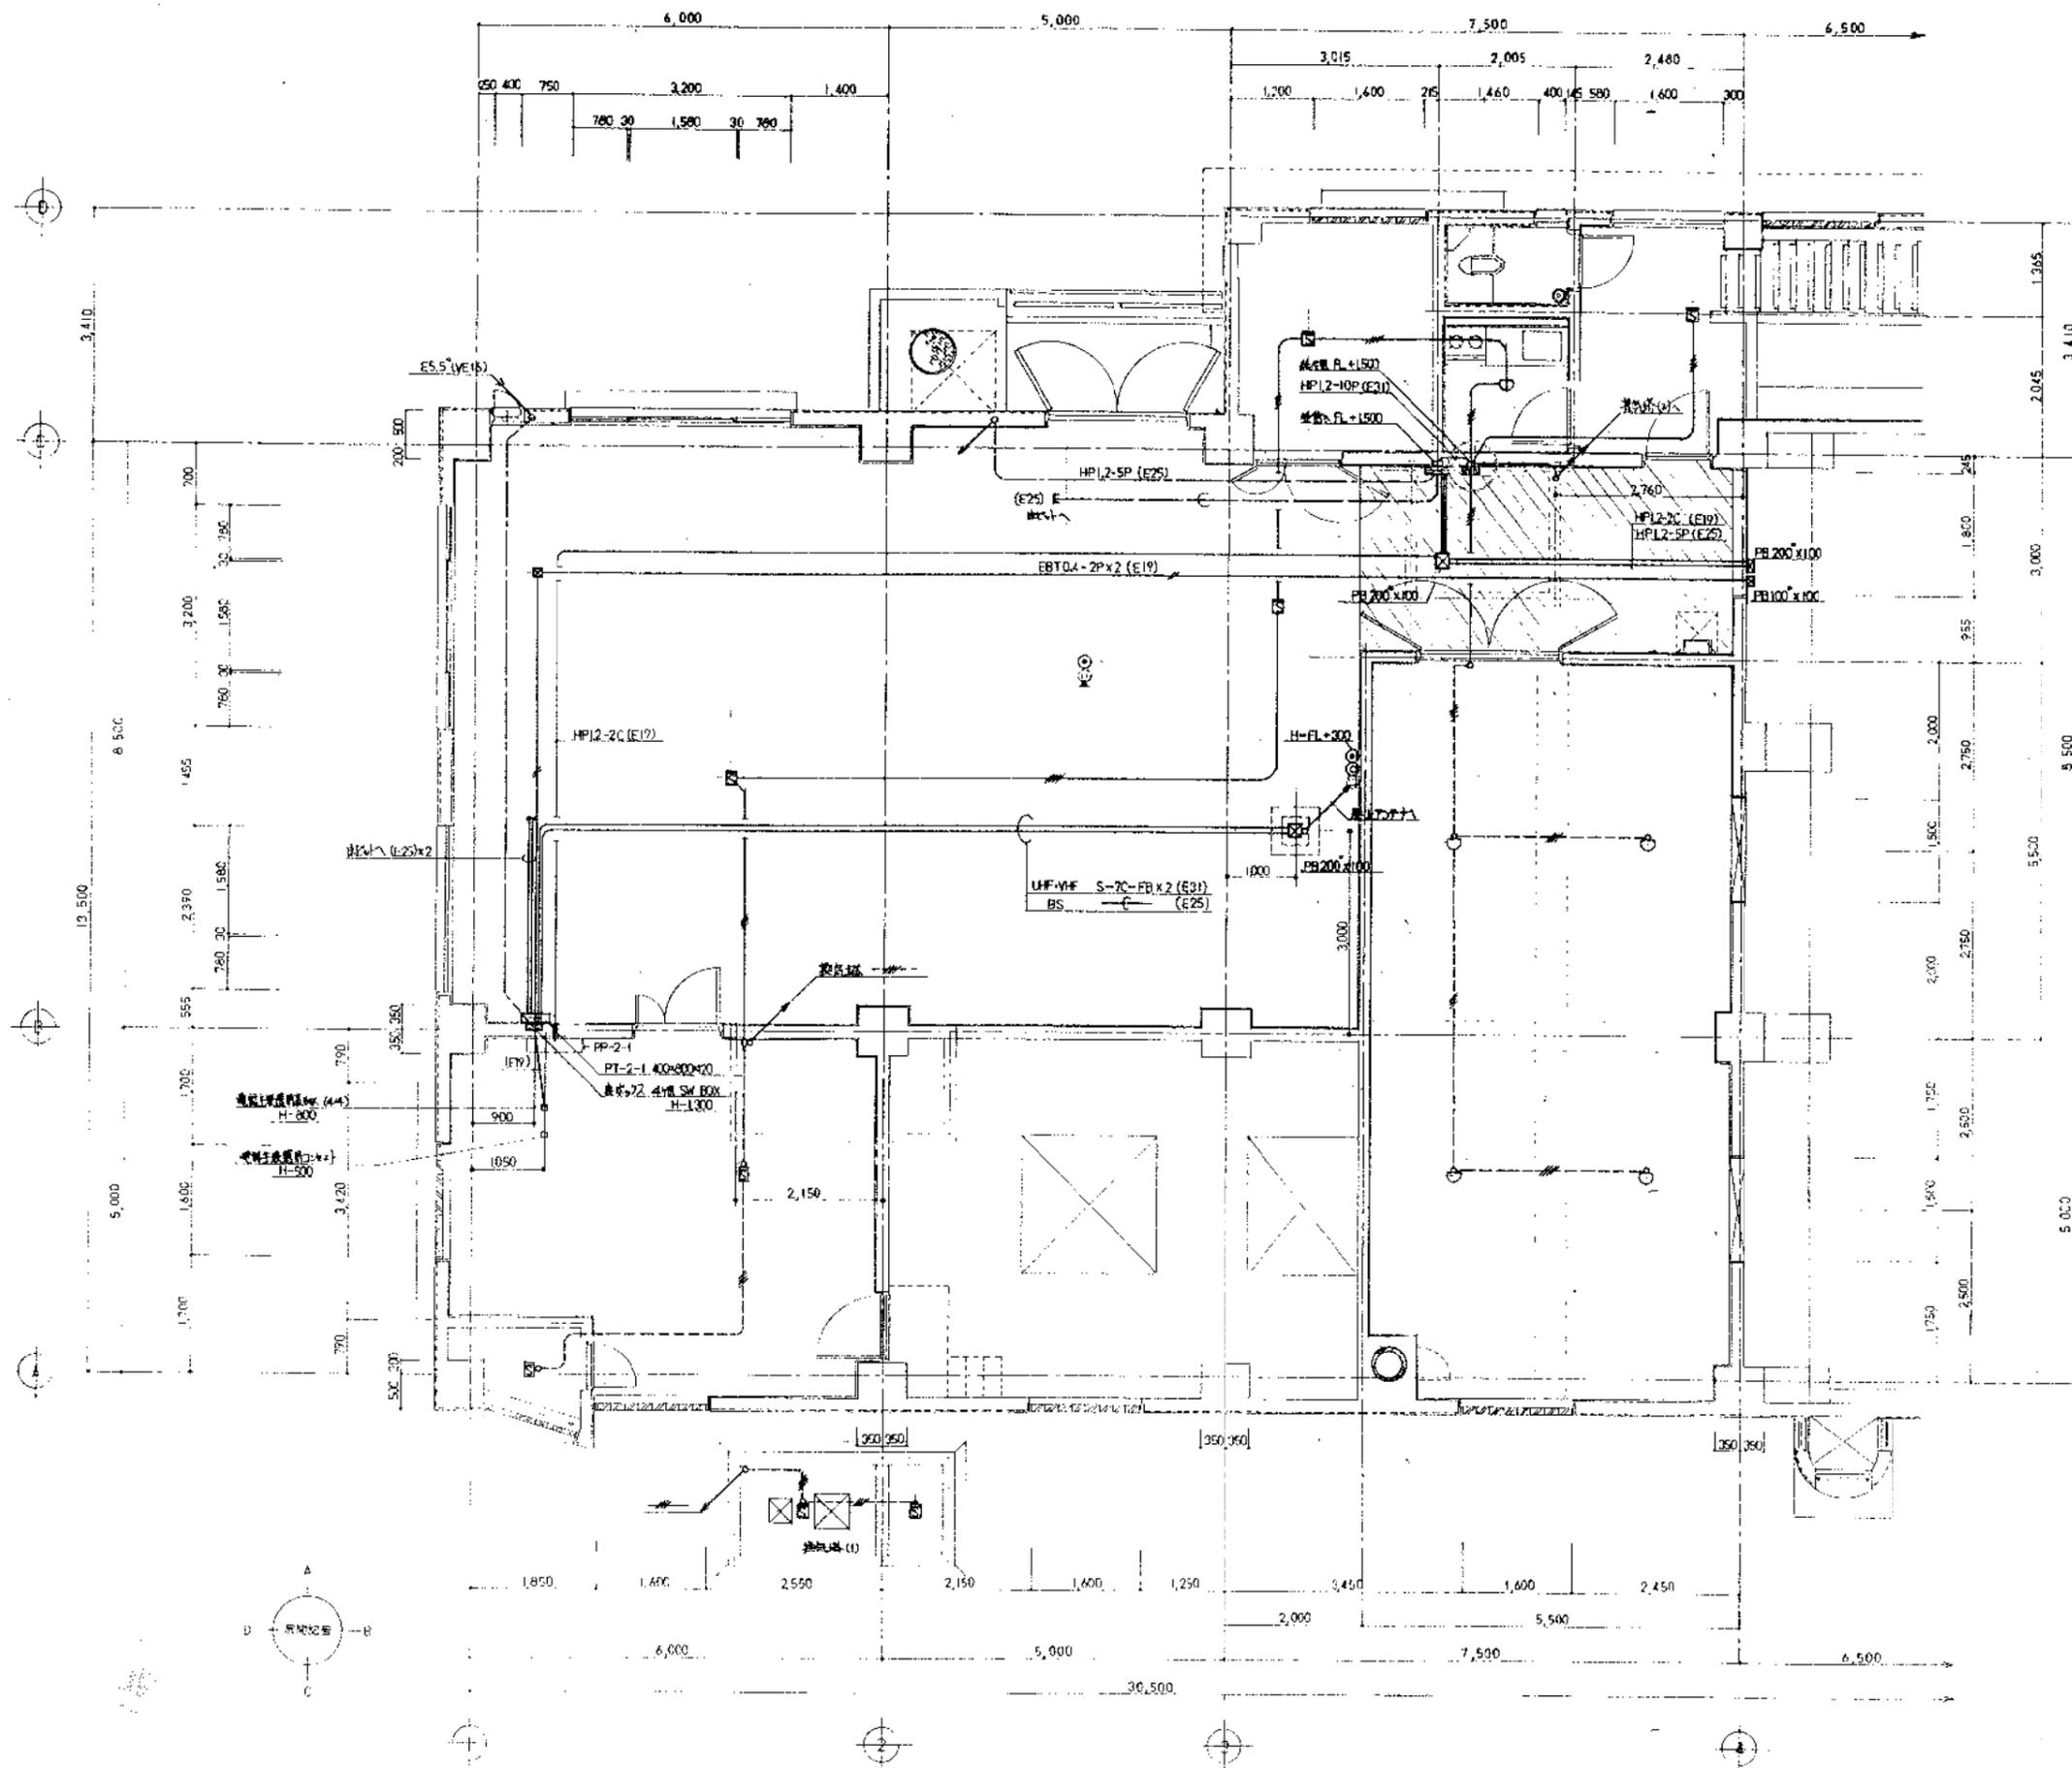

- - - - - AE12-4C (E19)
 - - - - - AF12-4C (E19)

工事名	某高層ビル増築換気設備工事		
図名	2階 換気設備完成図(1/2)	縮尺	1/50
		承認	製
株式会社 木多電気設備			

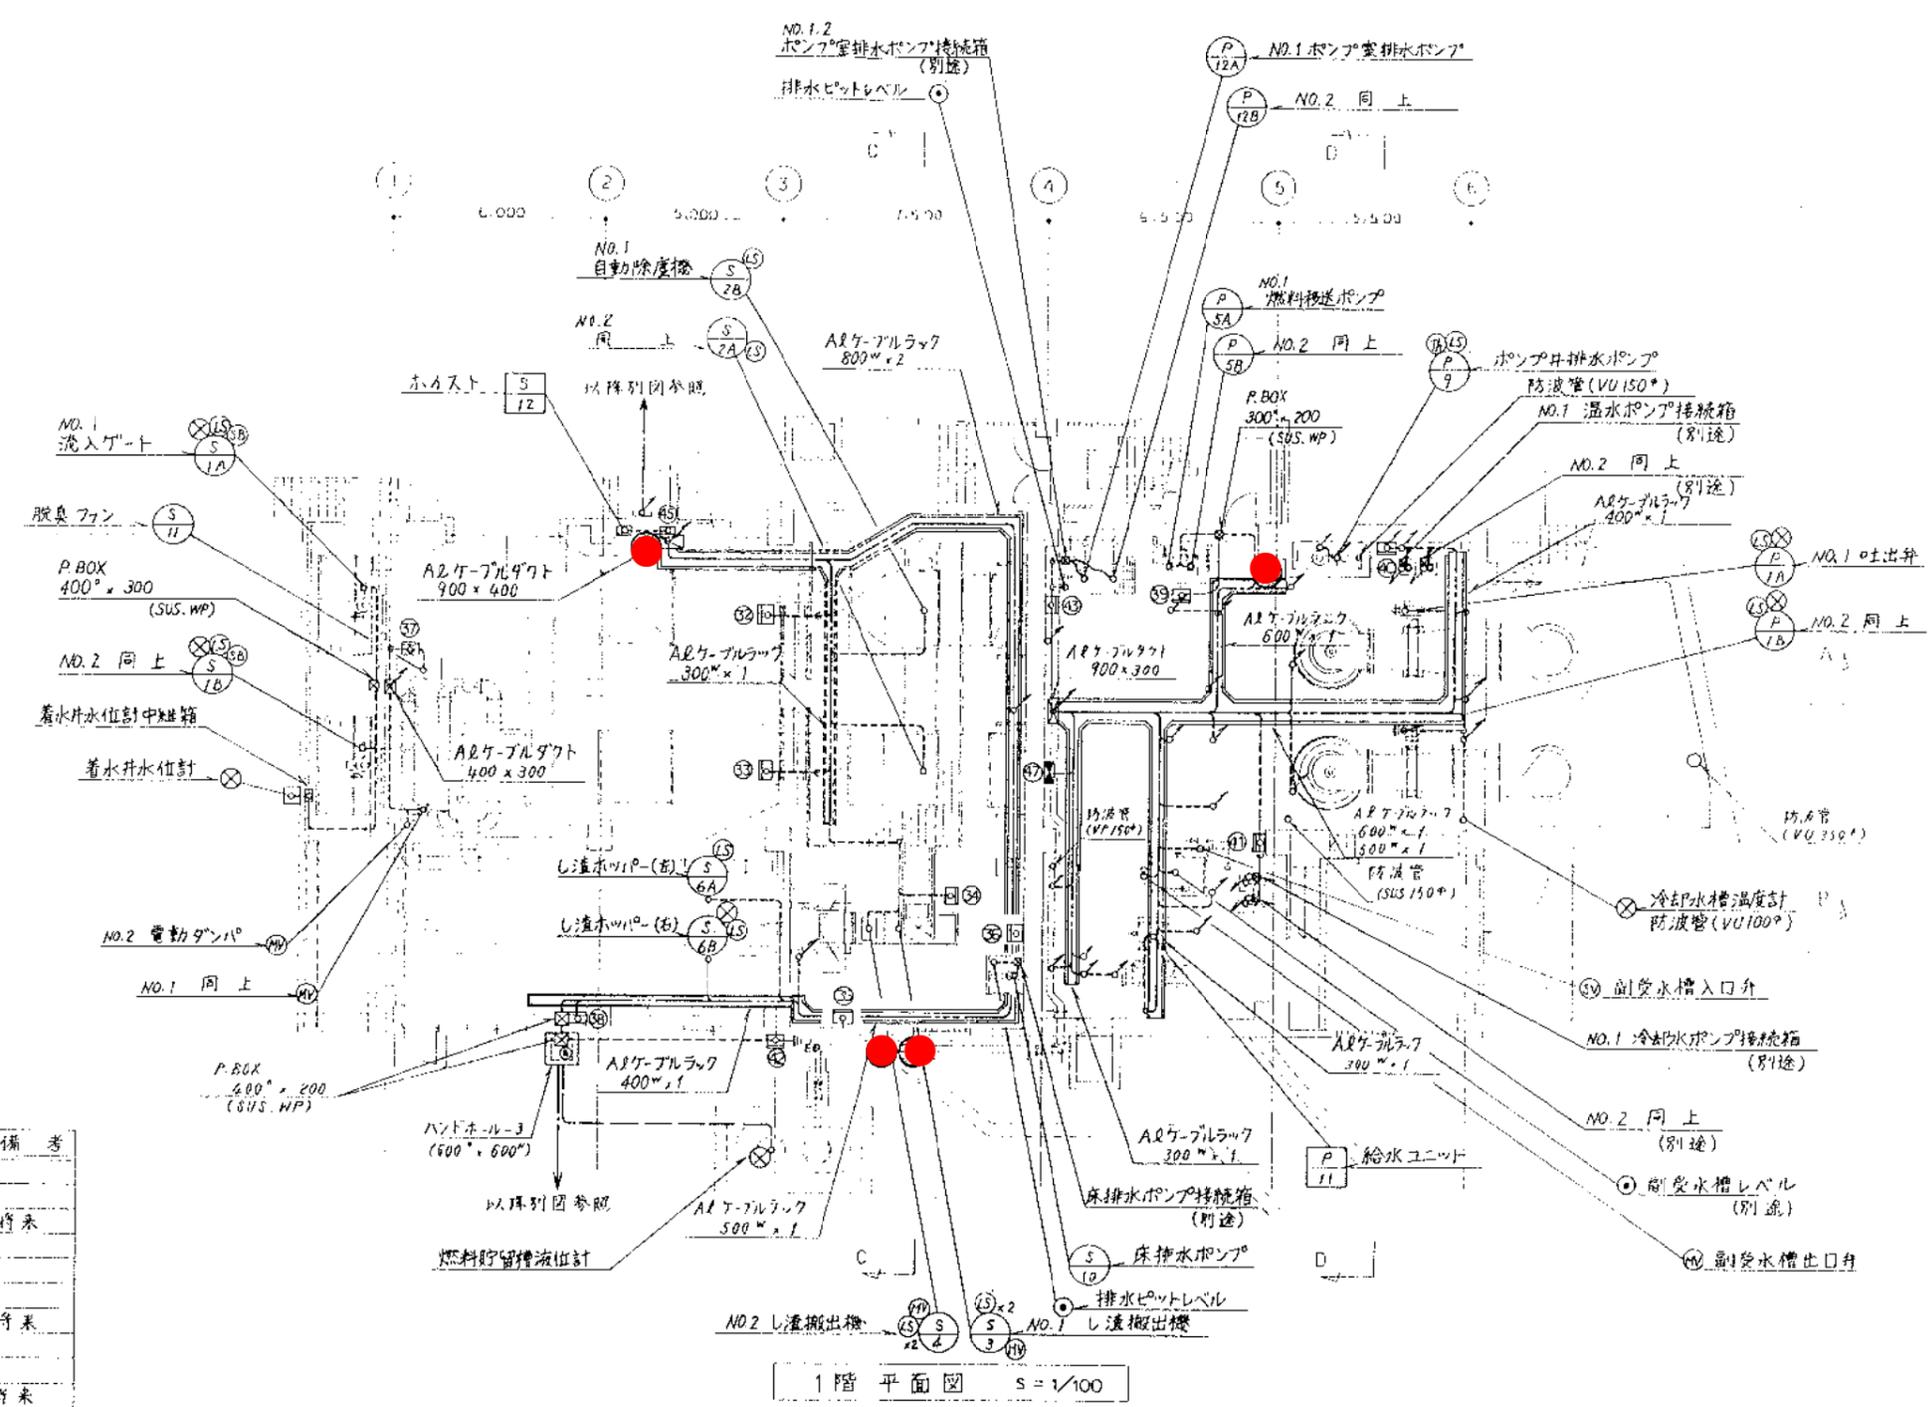


機器名称表

番号	名称	記号	備考
①	欠		
②	NO.1 自動除塵機	LCB-S2A	
③	NO.2	LCB-S2B	将来
④	し渣搬出機	LCB-S3	
⑤	し渣スクップホスト	LCB-S4	
⑥	床排水ポンプ	LCB-S8	
⑦	脱臭ファン	LCB-S9	将来
⑧	し渣ホッパー	LCB-S10	
⑨	燃料移送ポンプ	LCB-P3	
⑩	温水ポンプ	LCB-P4	将来
⑪	冷却水ポンプ	LCB-P6	
⑫	燃料貯留槽監視盤	LCB-P8	
⑬	ポンプ室排水ポンプ現場操作盤	LCB-P9	
⑭	欠		
⑮	沈砂池作業用電源盤	LCB-LA	
⑯	欠		
⑰	建築細力盤 (1)	PP-1-1	別途

● ABC10形消火器

兼基ポンプ場消火器配置図 (1/2)

図名	兼基ポンプ場受電設備工事 1階平面図
縮尺	1/100
製図	日 月 年
承認	日 月 年
備考	17
製図者	
承認者	
製図室	
製図機	
製図用紙	
製図用機	
製図用材	
製図用器	
製図用機	
製図用材	
製図用器	

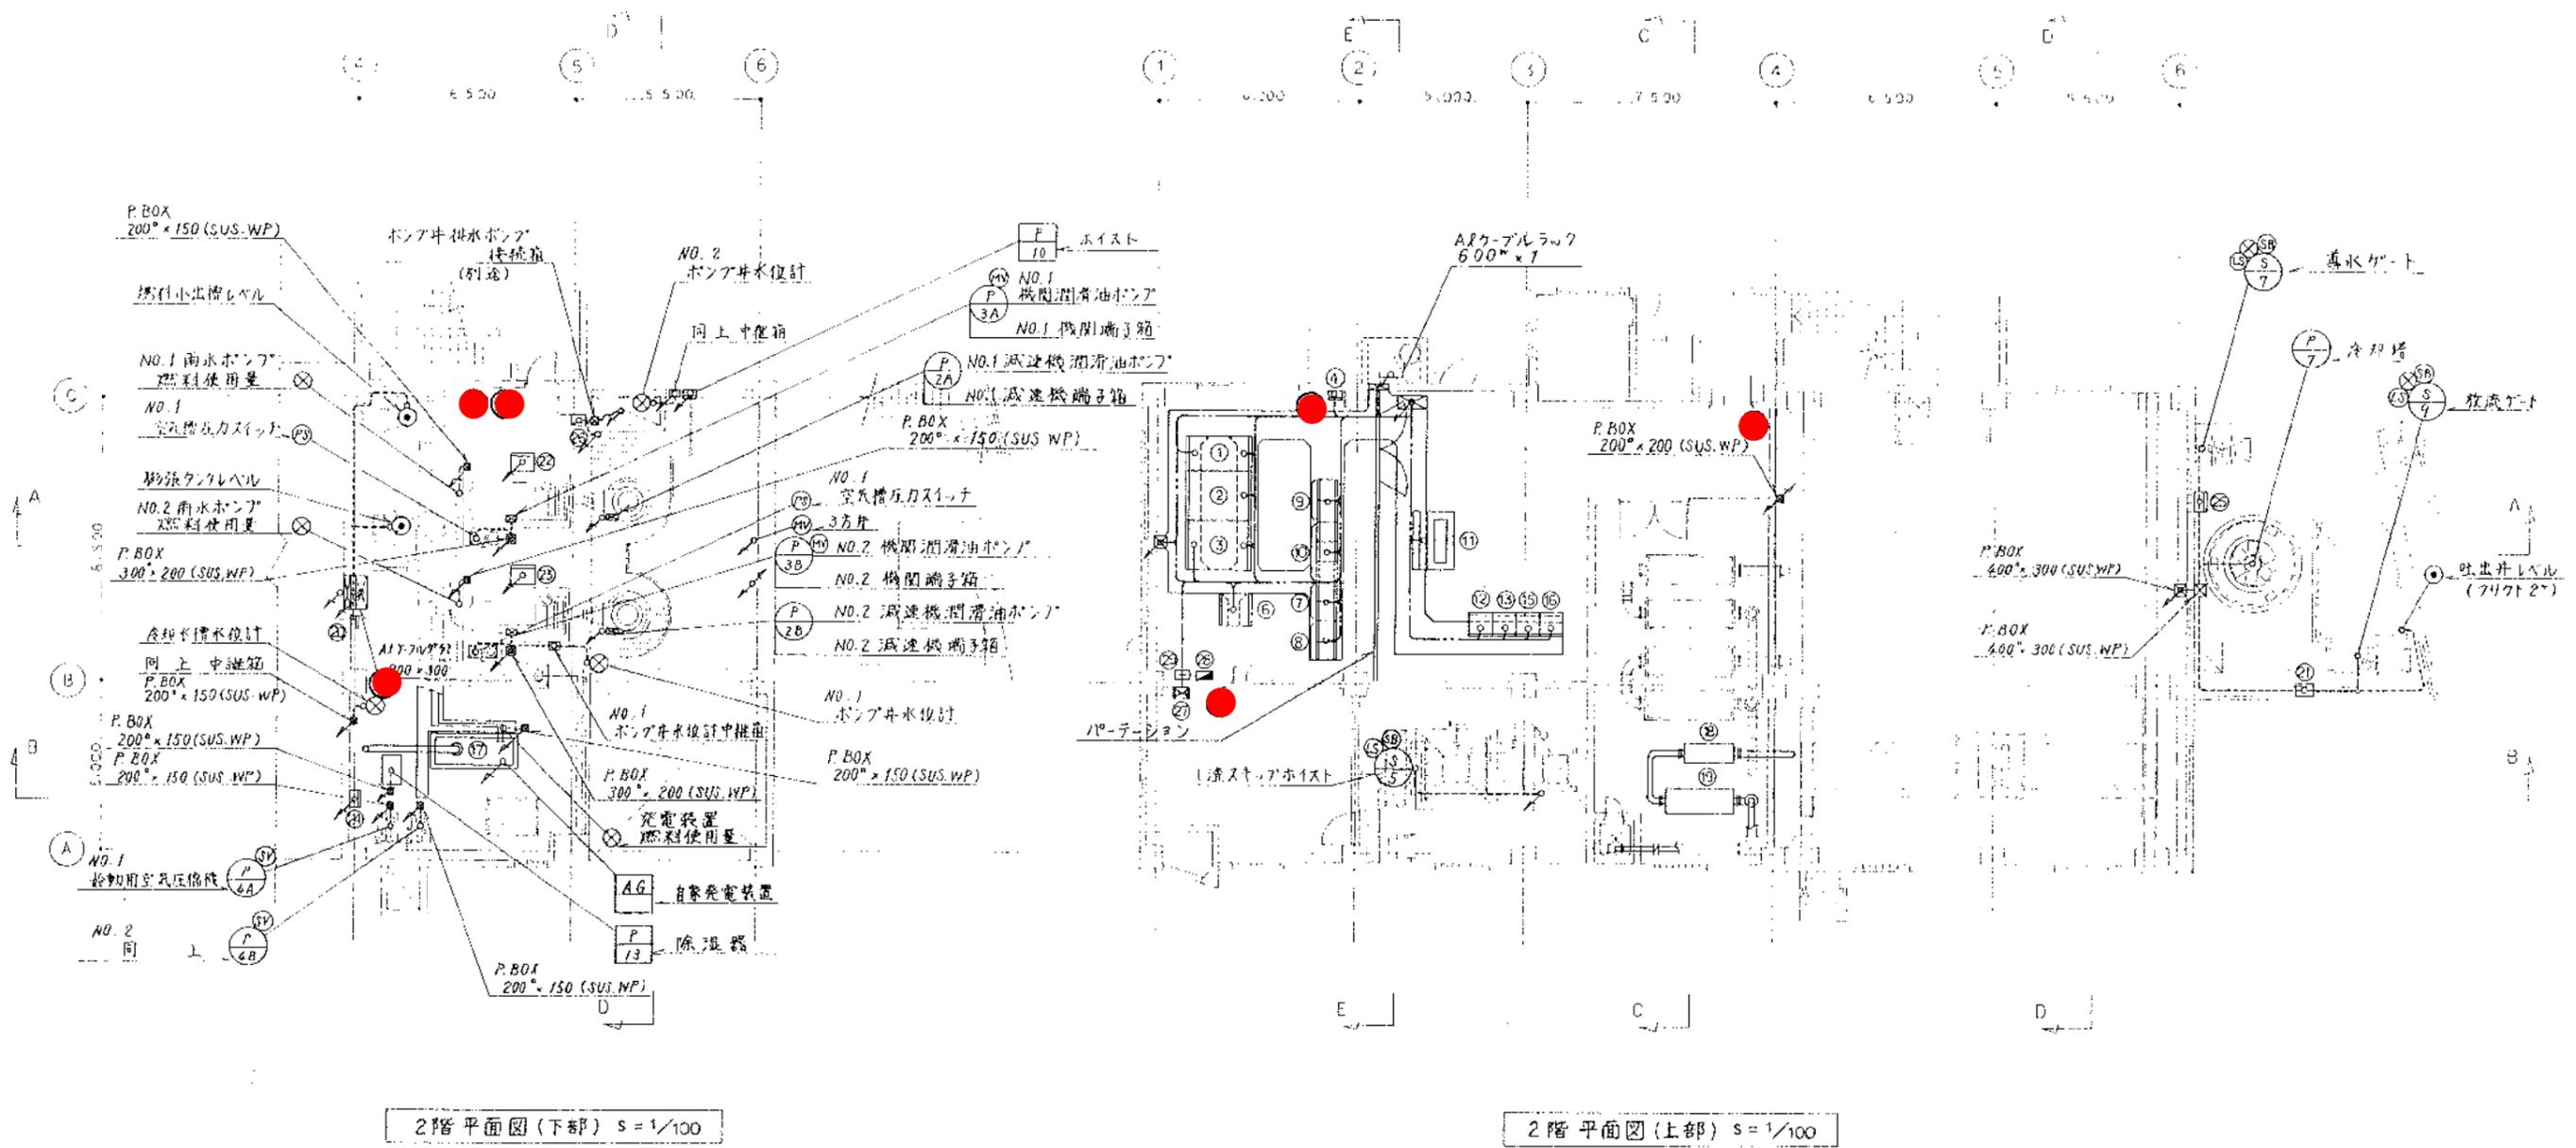



● ABC10形消火器

機器名称表

番号	名称	記号	備考	番号	名称	記号	備考
①	引込変電盤	HC-1		⑩	ミニプラコントローラ	MGP-co1	
②	変圧器盤	HC-2		⑪	ディーゼル発電装置		
③	低圧分岐盤	LB-1		⑫	1次消音器		
④	接地端子箱	EJB-1		⑬	2次 "		
⑤	欠			⑭	ポンプ室作業用電源盤	LCB-LB	
⑥	直流電源盤	DC-1		⑮	作業用電源盤	LCB-LC	
⑦	沈砂池設備コントロールセンタ	S-C/C-01		⑯	NO.1雨水ポンプ現場操作盤	LCB-PIA	
⑧	補助継電器盤	S-Ry-01		⑰	NO.2 "	LCB-PIB	将来
⑨	ポンプ設備コントロールセンタ	P-C/C-01		⑱	始動用空気圧縮機	LCB-P2	
⑩	補助継電器盤	P-Ry-01		⑲	冷却塔	LCB-P5	将来
⑪	監視盤	MGP		⑳	ポンプ井排水ポンプ	LCB-P7	
⑫	計装盤	KP		㉑	建築動力盤(2)	PL-2-1	別途
⑬	TC/TM(手局)	TC/TM		㉒	照明分電盤	PL-2-1	
⑭	欠			㉓	保安器箱	T-1	
⑮	シーケンサ盤	SQC					

兼基ポンプ場消火器配置図(2/2)

兼基ポンプ場設備改修工事			
2階平面図			
縮尺 1/100			
製	図	検	客
日	月	日	部
年	月	日	No. 18
岡山市下水道局建設部施設建設課			

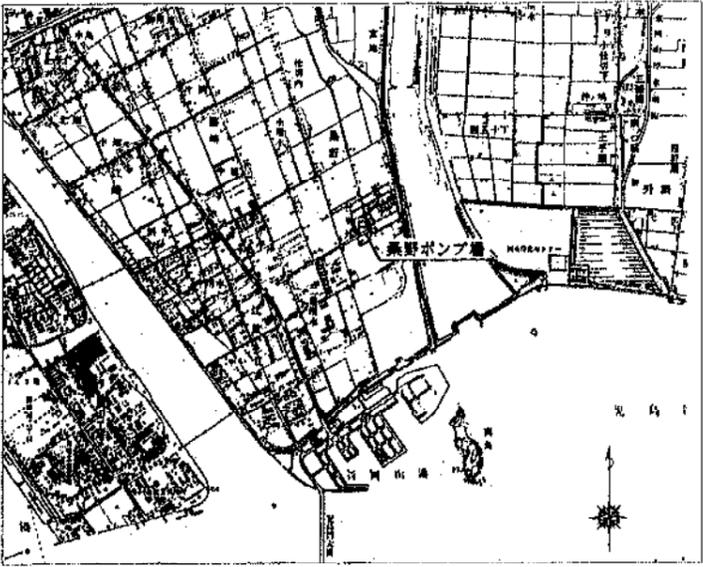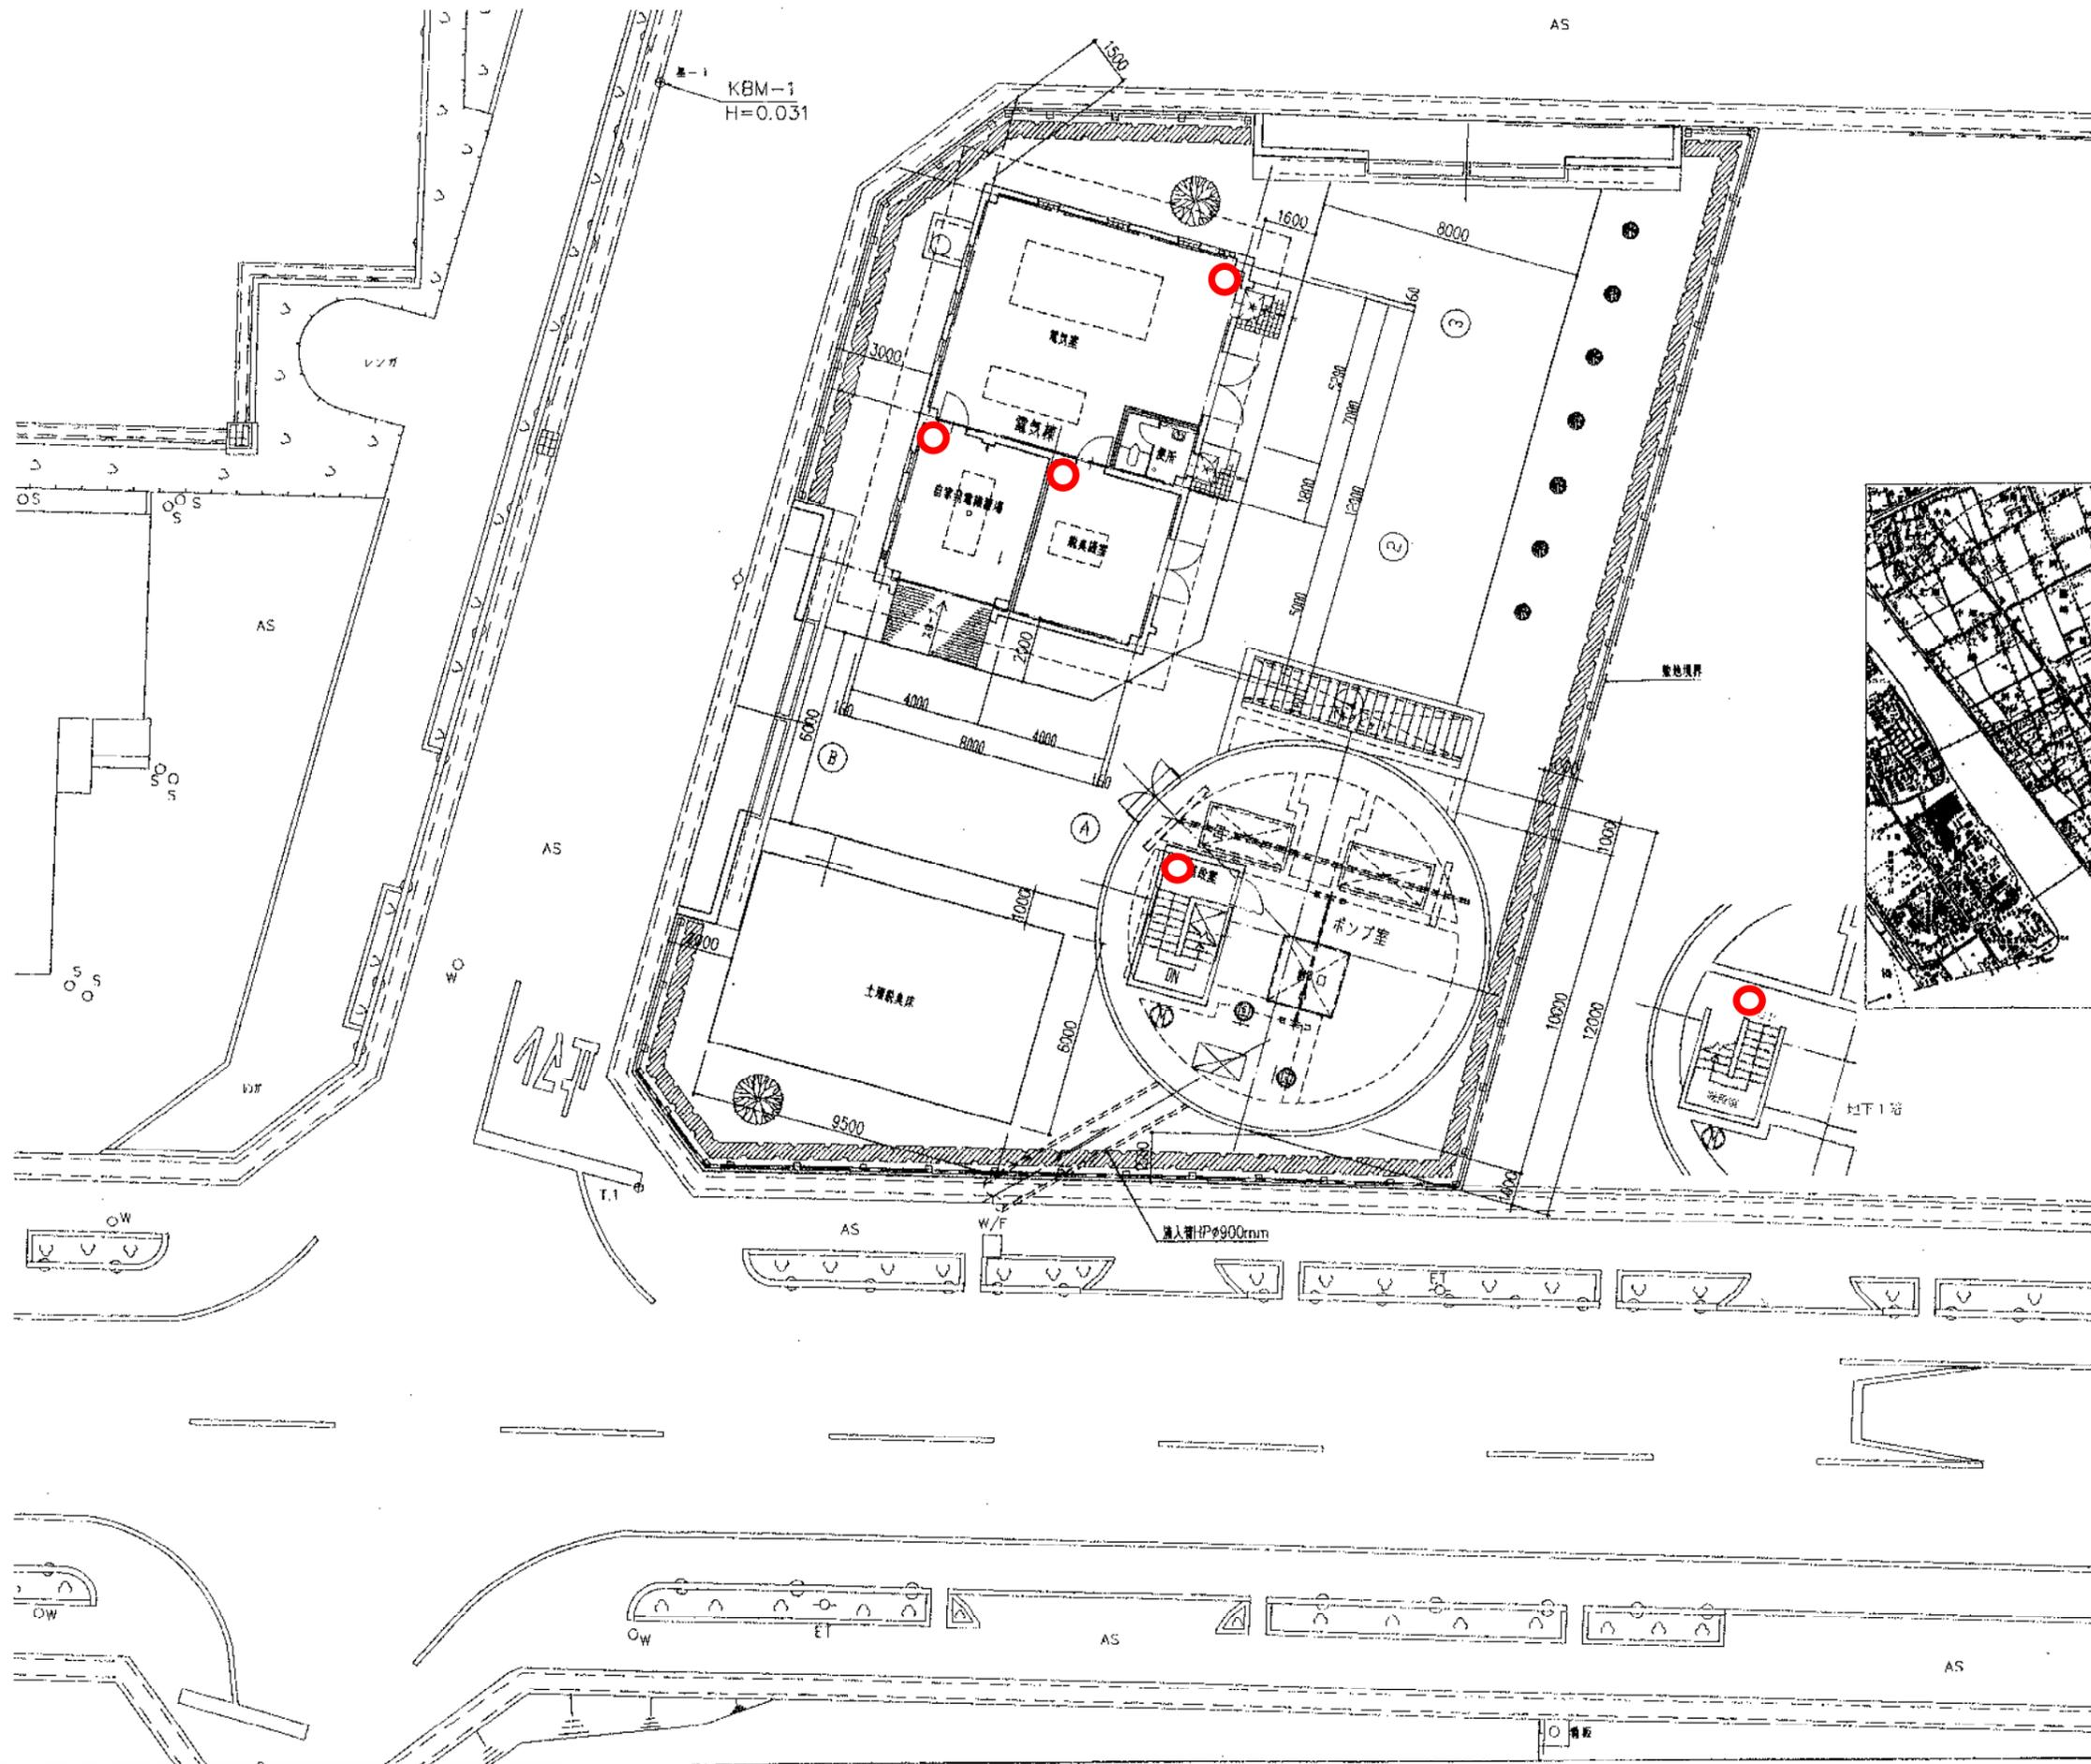

位置図
S=1:25,000

ABC10形

図面番号				
工事名	美野ポンプ増設工事			
図名	一般平面図			
縮尺	1/100	表の内	号	
総工事				
国	県	市	区	町
平成	年	月	日	図番 1
岡山市下水道局建設部建設課				