
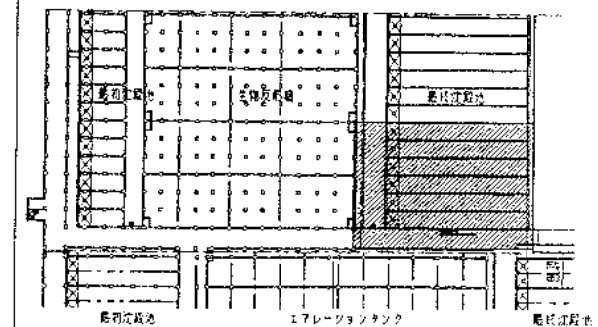


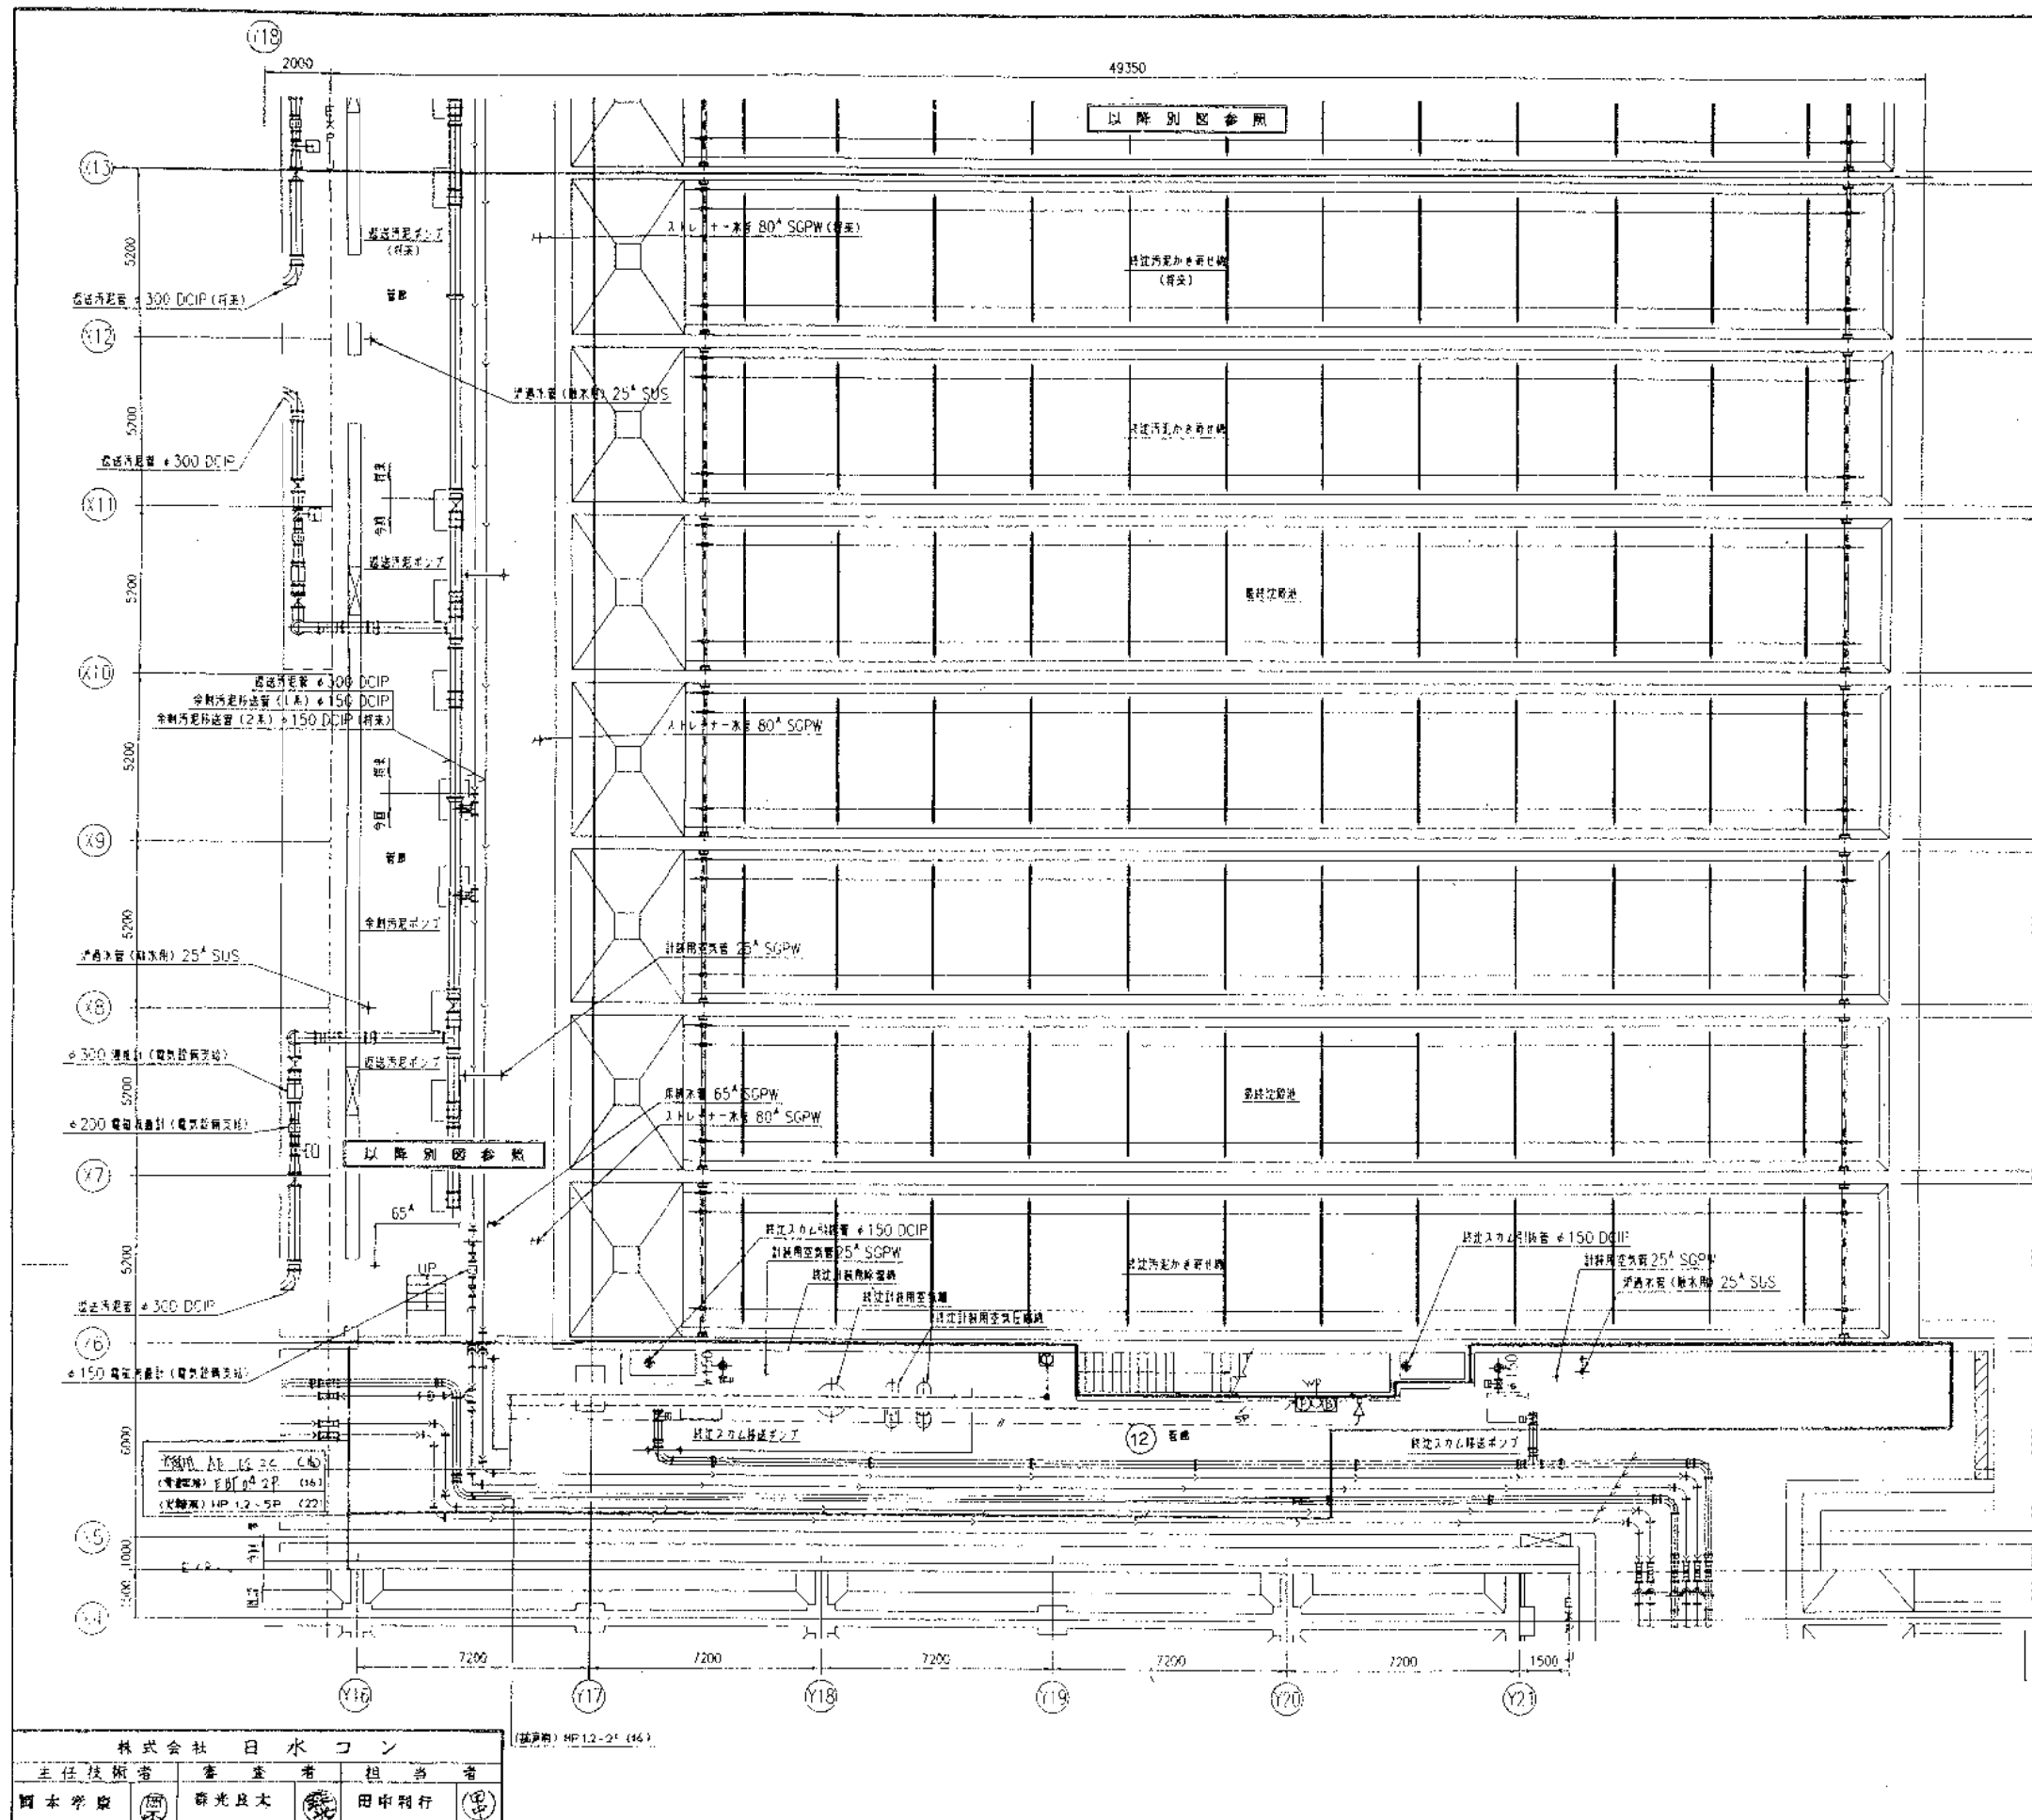


KEY PLAN


注 記
1. 特記なき配管は下記とする。

管径	φ150	φ200	φ300	φ400	φ500	φ600	φ700	φ800	φ900	φ1000
管種	スレナーホース	スレナーホース	スレナーホース	スレナーホース	スレナーホース	スレナーホース	スレナーホース	スレナーホース	スレナーホース	スレナーホース
管長	1.2	1.2	1.2	1.2	1.2	1.2	1.2	1.2	1.2	1.2
管径	φ150	φ200	φ300	φ400	φ500	φ600	φ700	φ800	φ900	φ1000
管種	スレナーホース	スレナーホース	スレナーホース	スレナーホース	スレナーホース	スレナーホース	スレナーホース	スレナーホース	スレナーホース	スレナーホース
管長	1.2	1.2	1.2	1.2	1.2	1.2	1.2	1.2	1.2	1.2

工事名	岡山県東部下水道建設工事(第1期) (1/100) (AE)	図面番号	74-24
図面名称	最終沈降池管平面図 (AE)	1/100	
日本下水道事業団	岡山県東部下水道建設工事(第1期) (1/100) (AE)	図面番号	74-24
作成	月 日	図面番号	AE-3

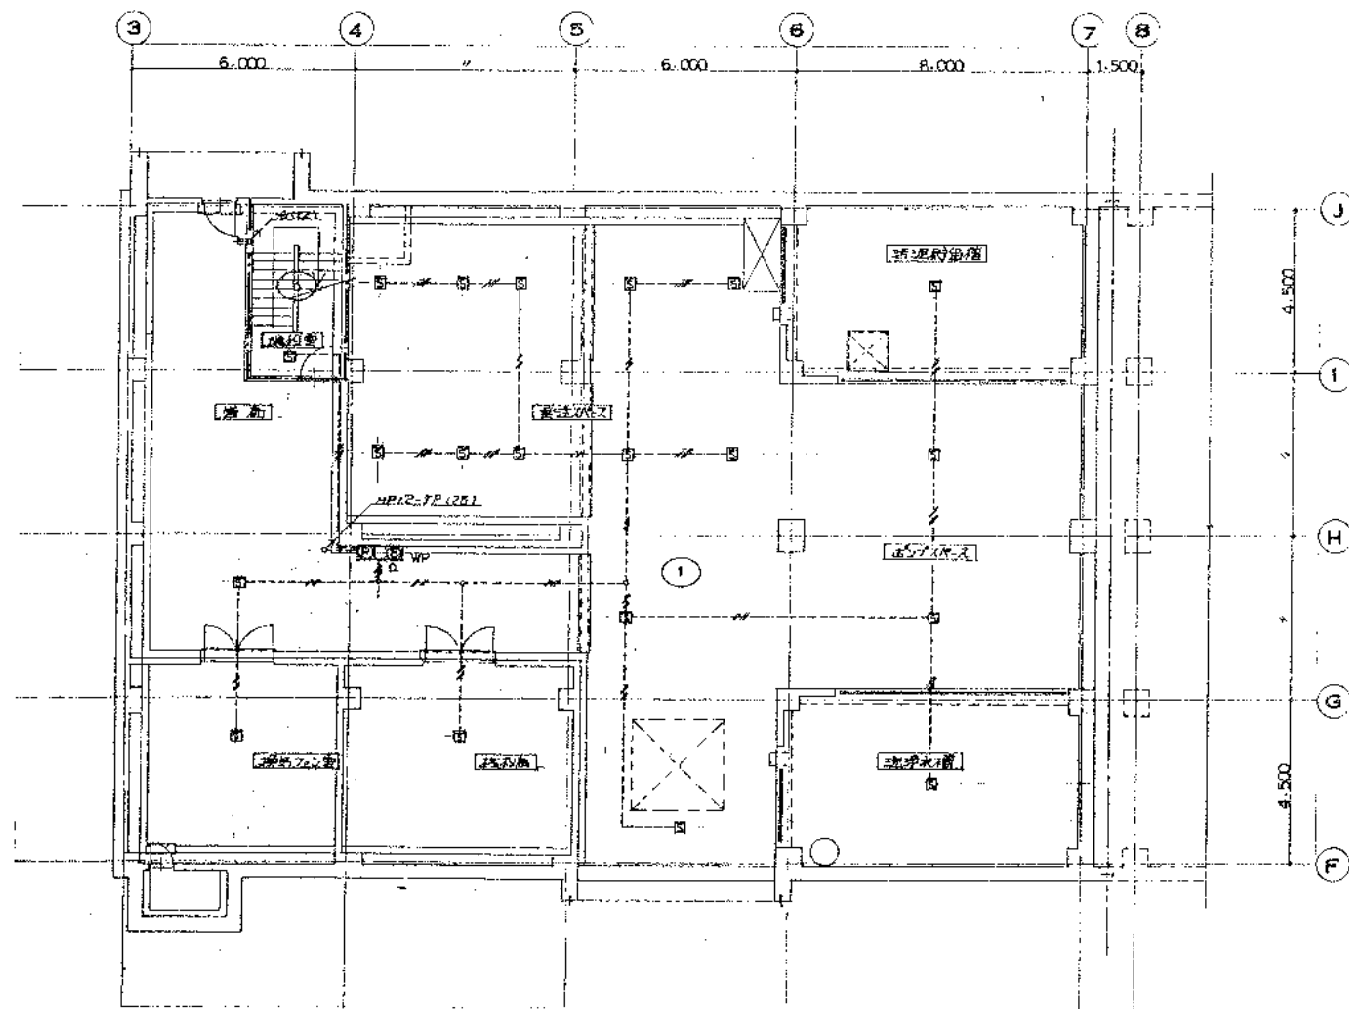

B1 階平面図 1:100

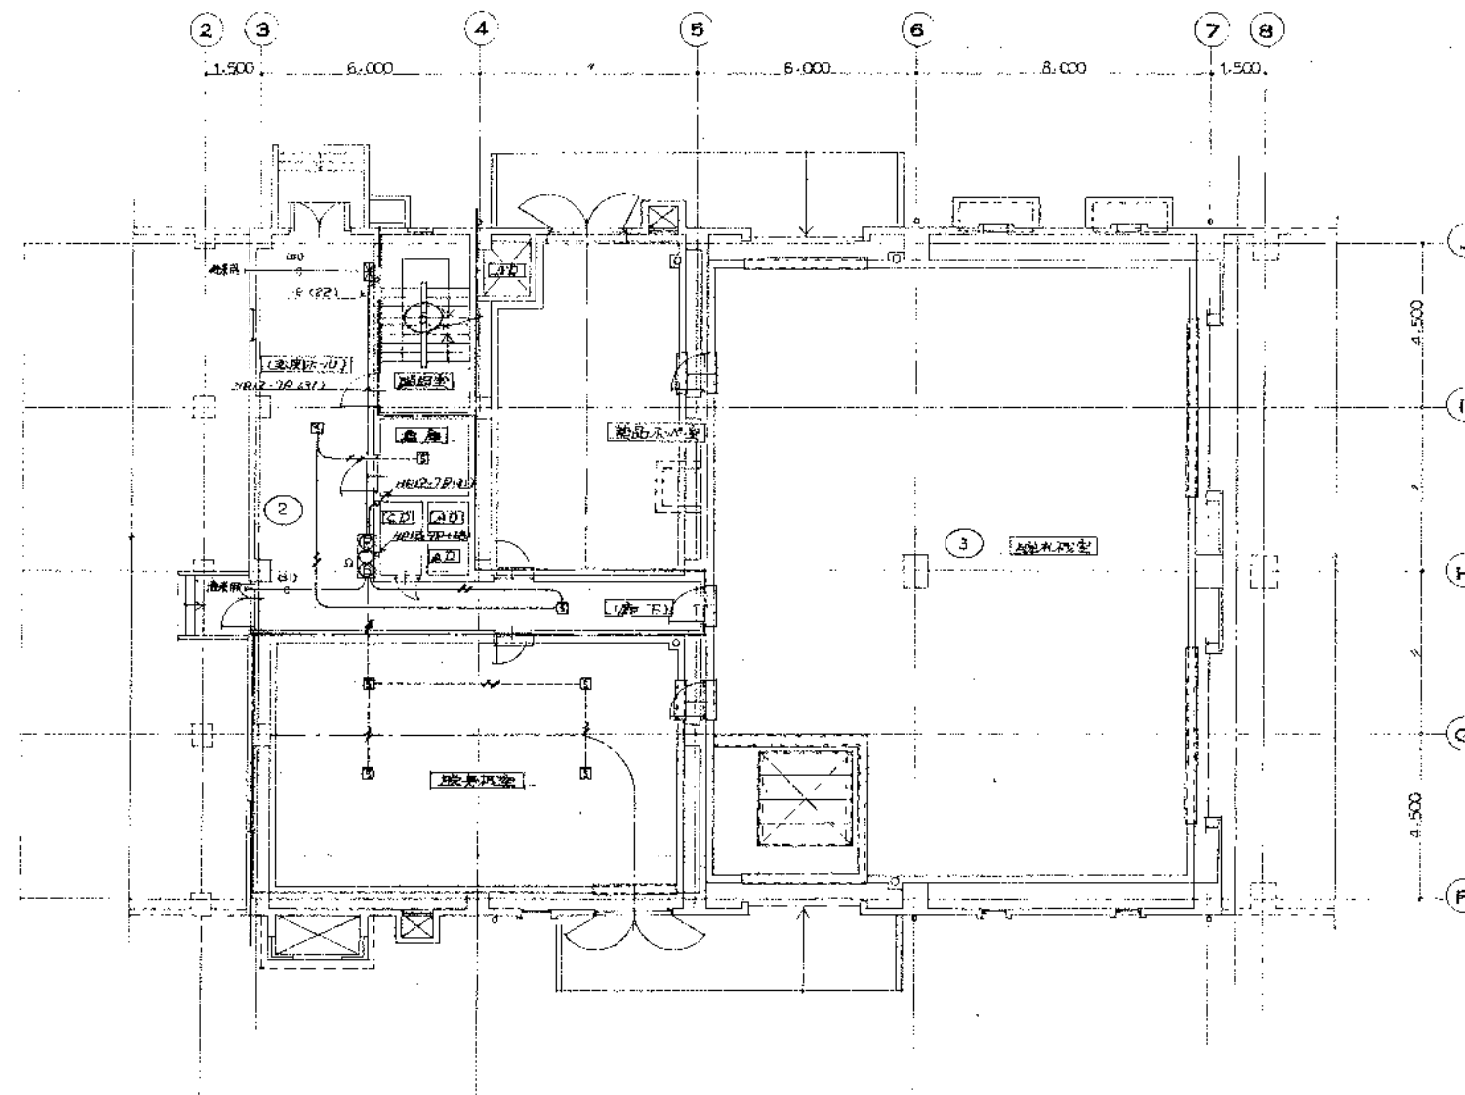

1 階平面図 1:100

汚泥処理棟（機械濃縮棟）



元	工	承	元	工	承	元	工	承	元	工	承
元	工	承	元	工	承	元	工	承	元	工	承
岡	山	市	岡	山	市	岡	山	市	岡	山	市

完成図


株式会社 日 水 コ ン			
主任技術者	監 査 者	担 当 者	
取 山 裕	森 光 良 太	松 村 孝 雄	

工 平 名	岡 東 浄 化 セ ン タ ー 建 設 工 事		第 〇 〇 〇
図 面 名 称	火 災 報 知 設 備	B1, 1 階 平 面 図	図 尺 1:100
日本下水道事業団	基 礎	年 月	SAE-14

PH階平面図 1:100

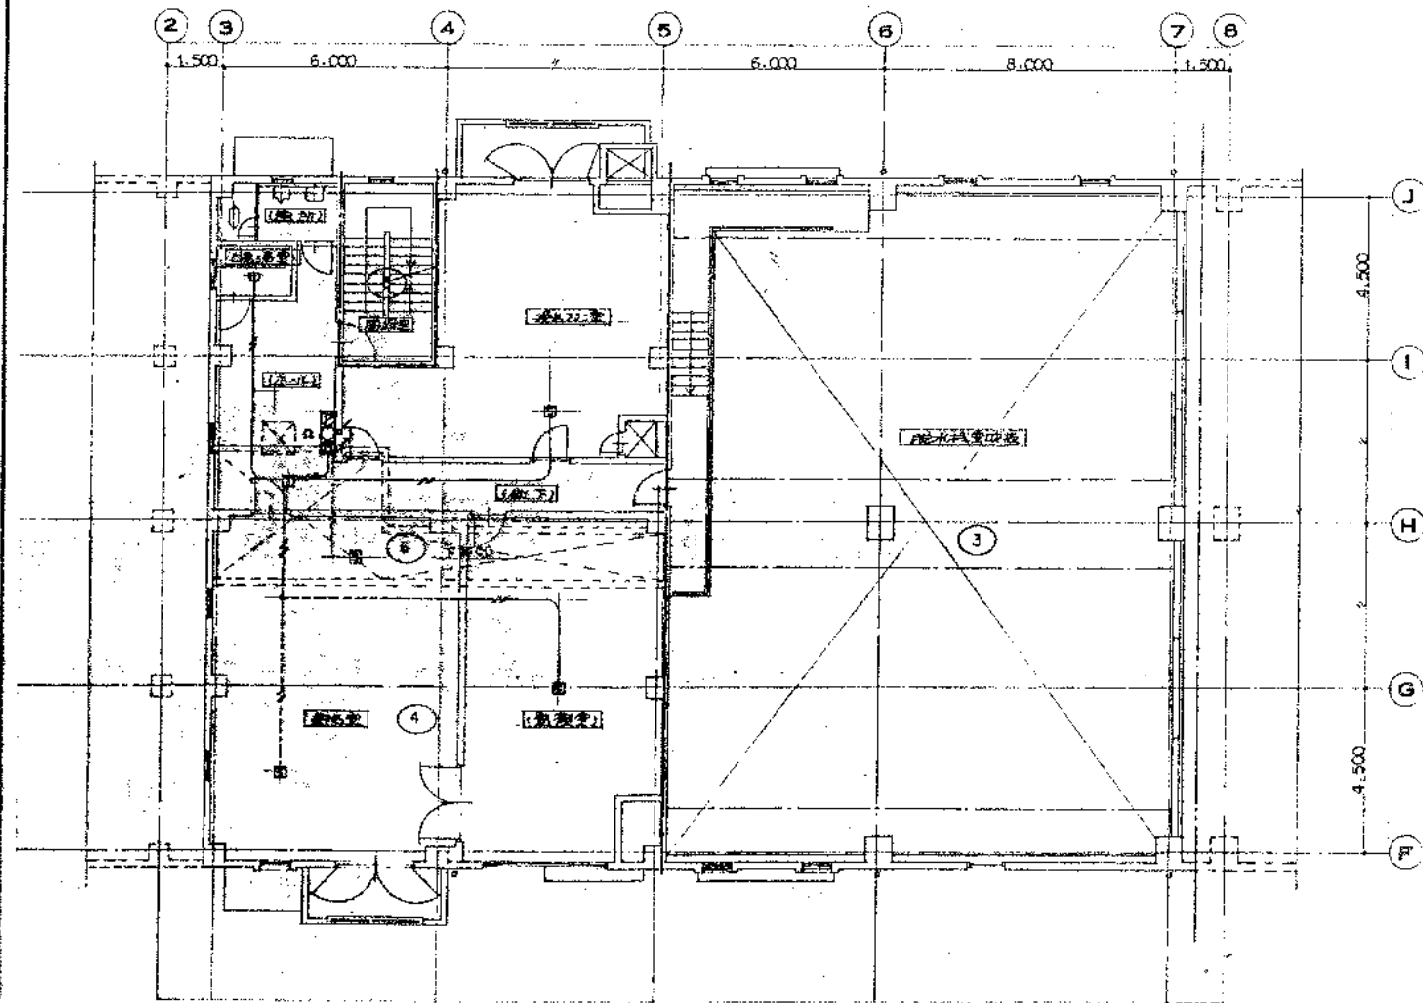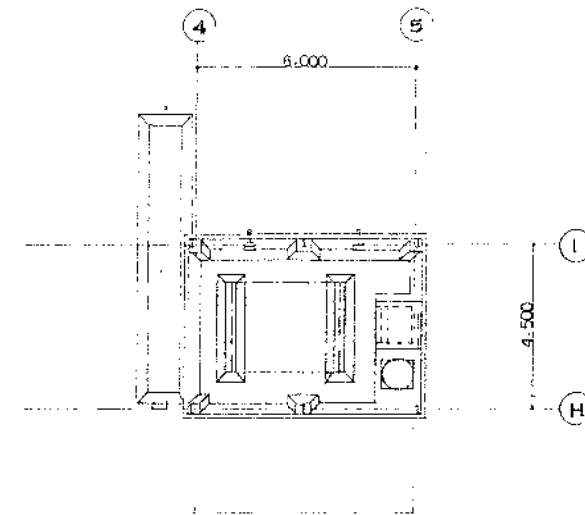

2 階平面図 1:100

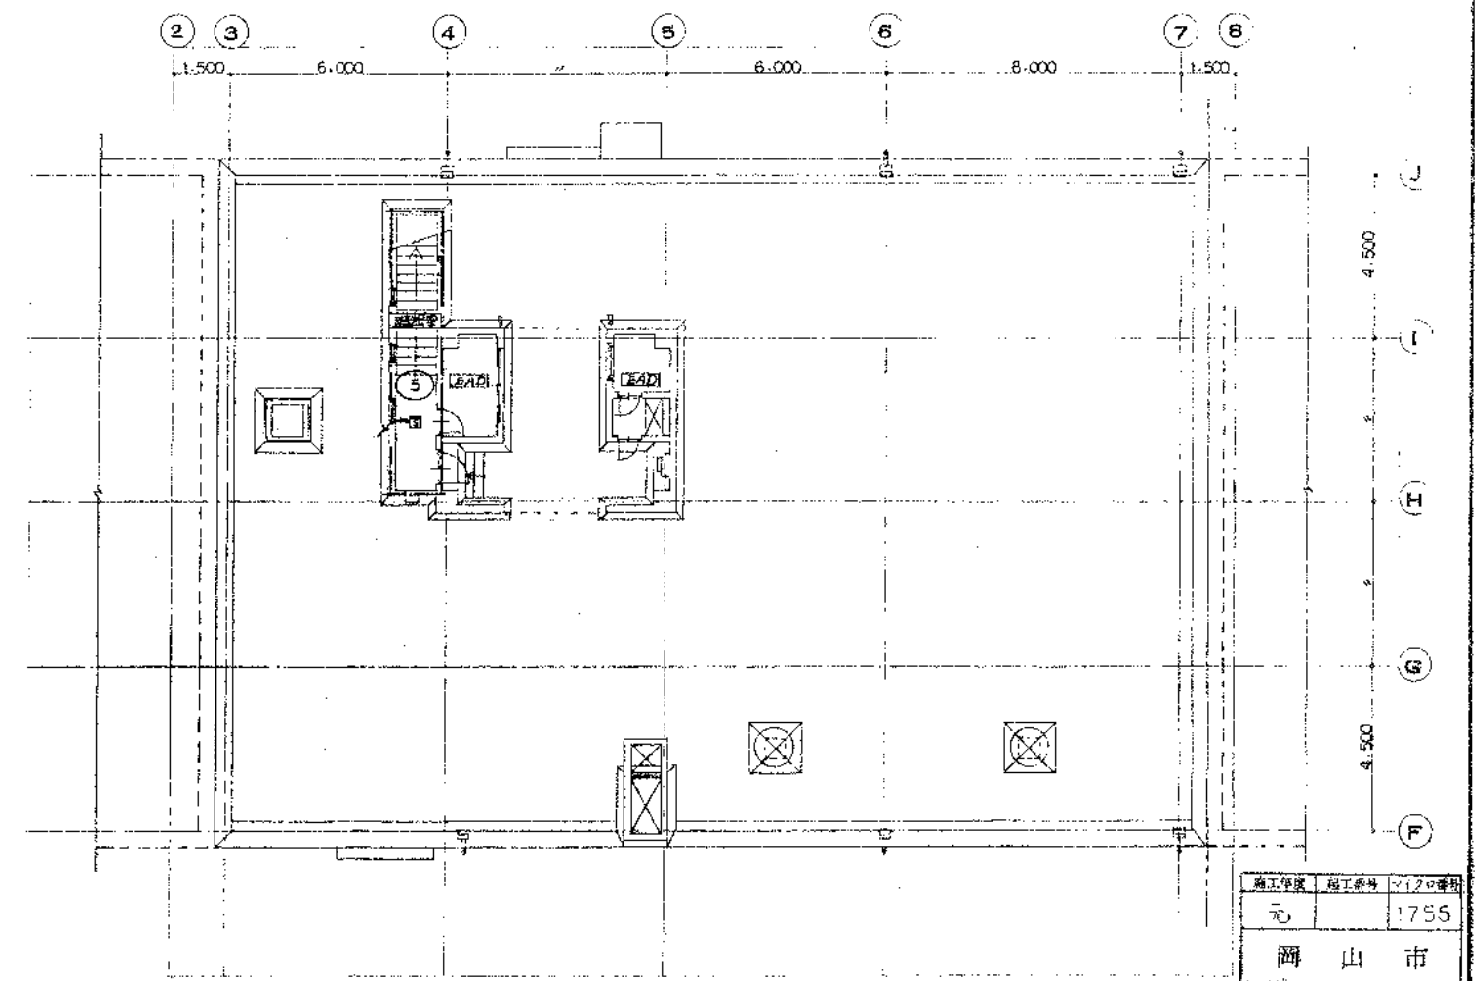



R 階平面図 1:100
汚泥処理棟 (機械濃縮棟)

株式会社 日 水 工			
主任技術者	監査者	担当者	
山 田	田 光 良 太	松 村 孝 謙	

施工年度	施工月	1/20番付
元		1755
西 山 市		

完成図	承認	承認	承認
日本下水道事業団			
完成図			

工事名	岡東浄化センター建設工事			その7
図面名称	大気汚染施設 2, R階平面図			1:100
日本下水道事業団				
年 月				SAE-15

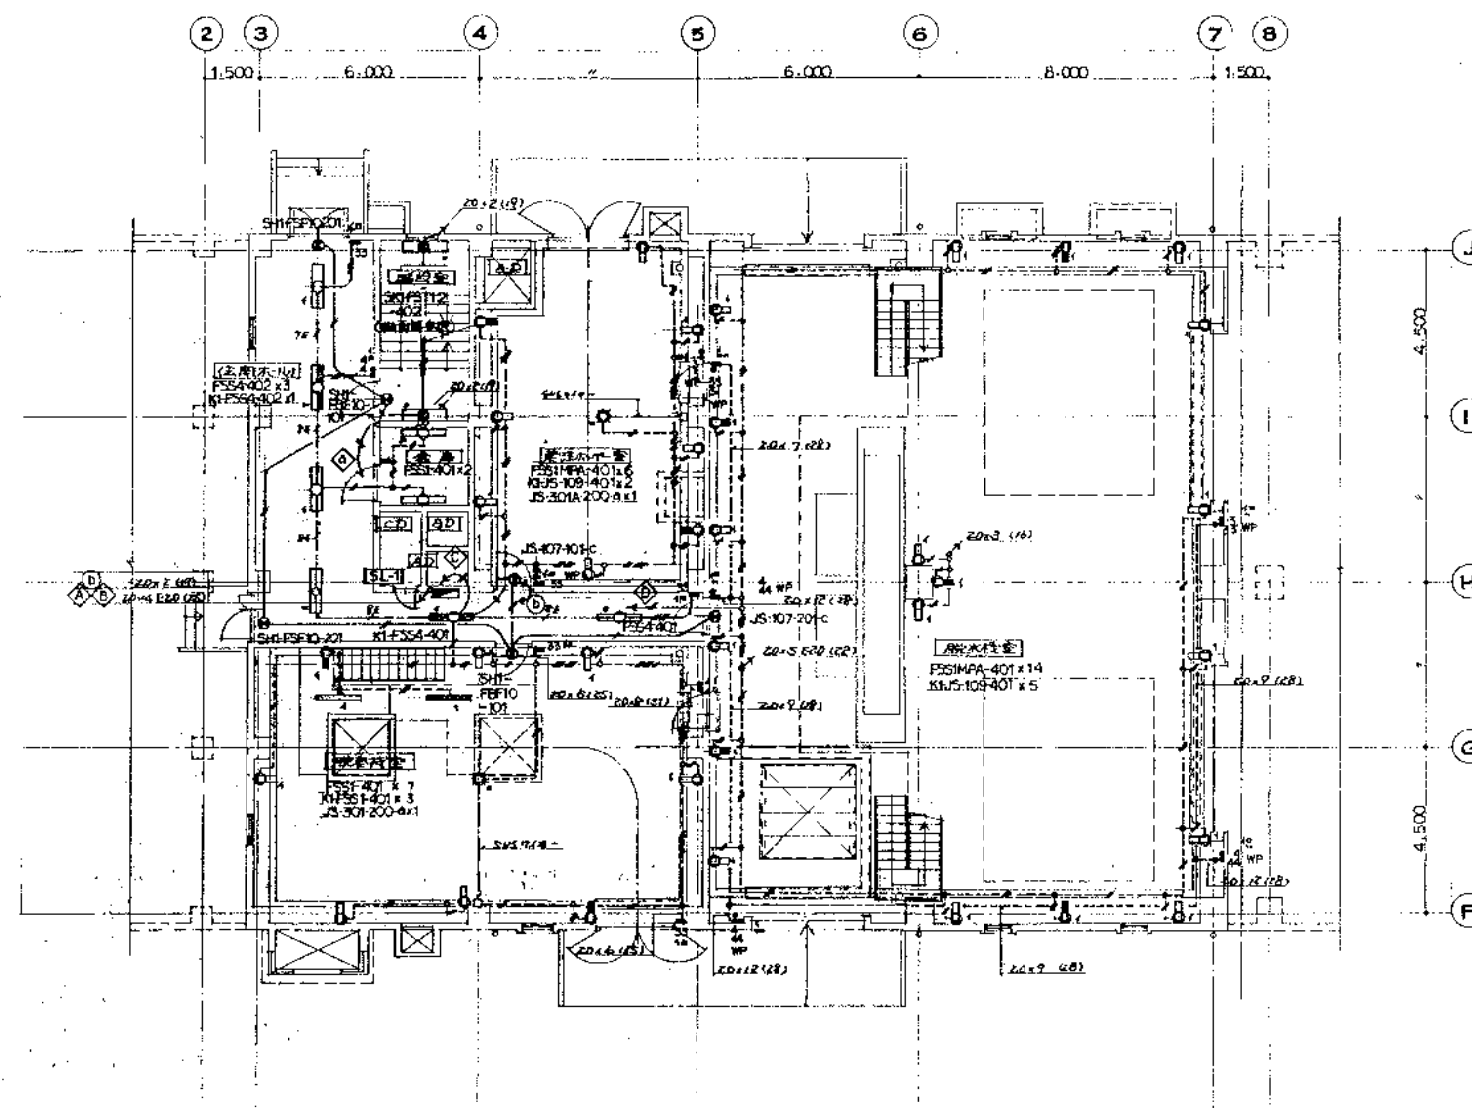
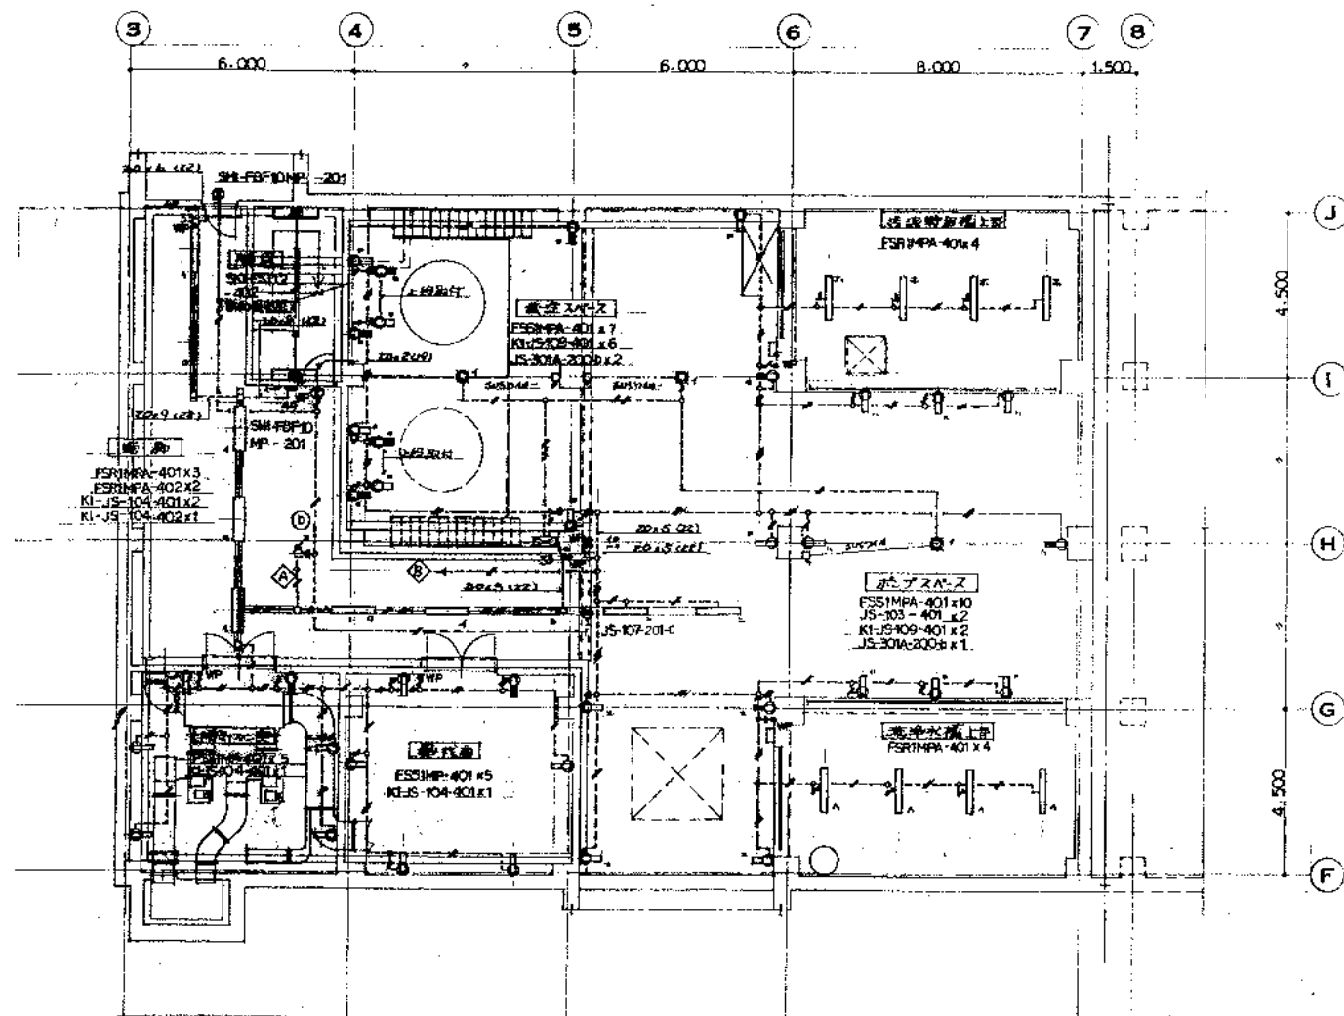
[illegible]

污泥处理棟（機械濃縮棟）


測量年度 元	測量月 1	測量日 17	測量時間 46	完成図 承認	測量者 	承認代理 日付 承認者 署名	完成図 承認
岡山市				日本下水道事業団		完成図	

工事名	岡東浄化センター建設工事		その他
図面名称	電灯設備	B1,1 階平面図	縮尺 1:100
日本下水道事業団	代表 	署名 	図面番号 5AE-6

PH階平面図 1:100

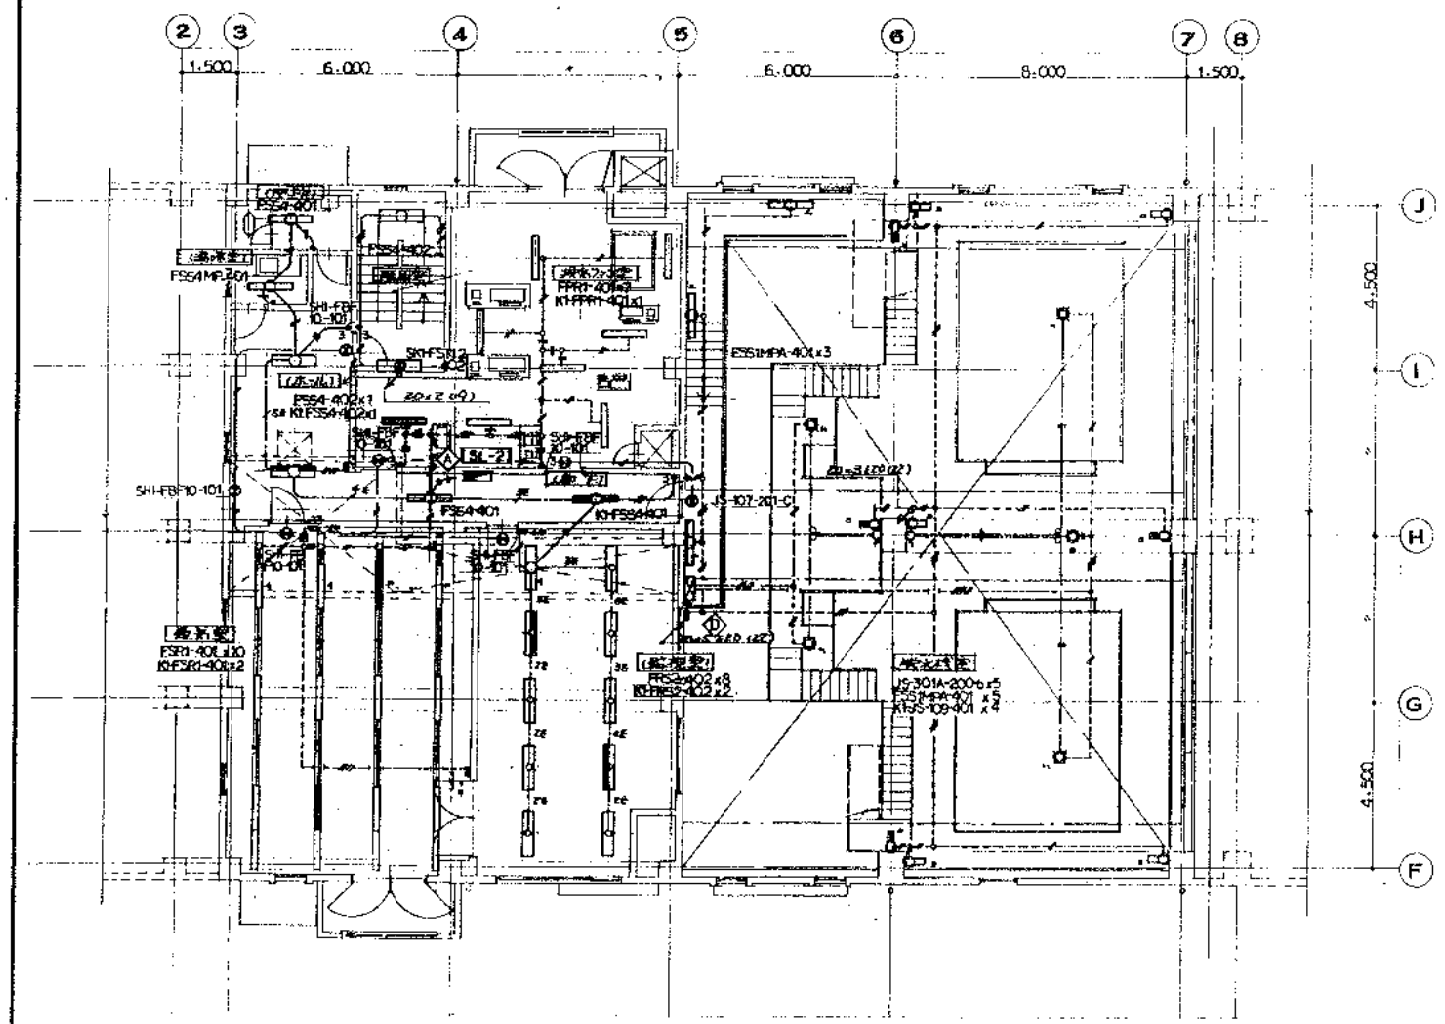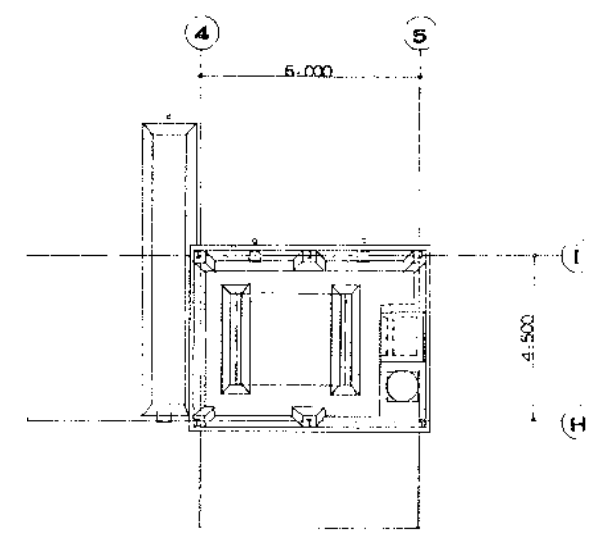

2 階平面図 1:100

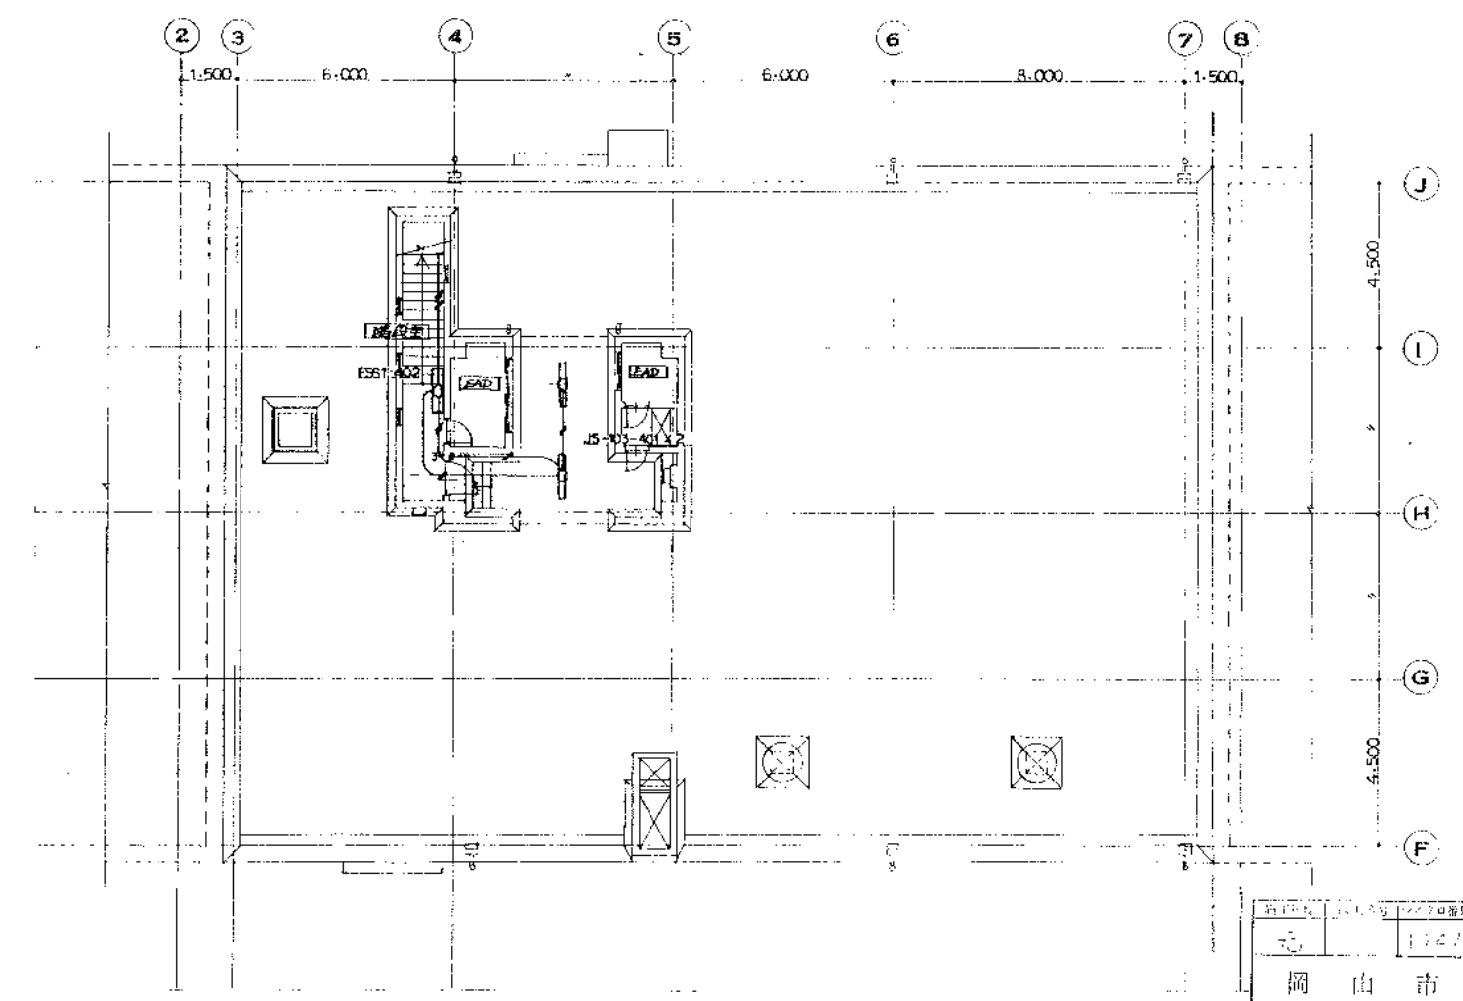

R 階平面図 1:100
汚泥処理棟 (機械濃縮棟)

株式会社 日 水 コ ン			
主任技術者	監 査 者	担 当 者	
早 山 裕	藤 光 良 太	松 村 孝 晴	

工 事 名	岡 東 浄 化 セ ン タ ー 建 設 工 事			図 面 番 号
図 面 名 称	電 灯 設 備 2, R 階 平 面 図			1:100
日 本 下 水 道 事 業 団	設 計 者	監 査 者	担 当 者	図 面 番 号
基 礎 年 月				5AE-7

完成図	承認	承認	承認	承認
日本下水道事業団				完成図

