

特記なき記号は下記による。

記号	名称
既設	既設ハンドホール

- 1) 図中特記なき配管配線は下記とする。
- HPSP → EM-HP1. 2-5P ((FEP50)) (地中埋設)
 - HPSP → EM-HP1. 2-5P x 4 ((FEP50)) (地中埋設)
 - HPSP(ラック) → EM-HP1. 2-5P ((ラック))
 - HPSP(既存) → EM-HP1. 2-5P (既存FEP管入線) (地中埋設)
- 2) 2系汚濁()の配管はPE工事とする。

自動火災報知設備


機記号	機名称	自動火災報知設備主要機器	新管理棟からの配線(FEP管内)
A	新管理棟	複合受信機P型1級300回線	-
G	ボイラー棟(前室室(西日本))	受信機P型2級5回線	EM-HP1. 2-5P
H	2系エアレーションタンク(脱臭機室)	非常警報設備の操作装置	EM-HP1. 2-5P
J	書庫	機器収容箱	EM-HP1. 2-5P
S	発電機室	受信機P型1級20回線	EM-HP1. 2-5P
T	既設管理棟	受信機P型1級5回線	EM-HP1. 2-5P

全体配置図 S=1/600

No. 1

完成図

工事名	旭西排水センターほか消防設備修理		
施設名	岡山市旭西排水センター		
図面名称	自動火災報知設備配置図(改修後)	縮尺	1/600
検収年月	令和3年3月	図面種別コード	Z402
設計管理	日本下水道事業団	業務委託番号	0-02-1684-J-10
受託業者	株式会社日水コン	図面番号	2AE-13

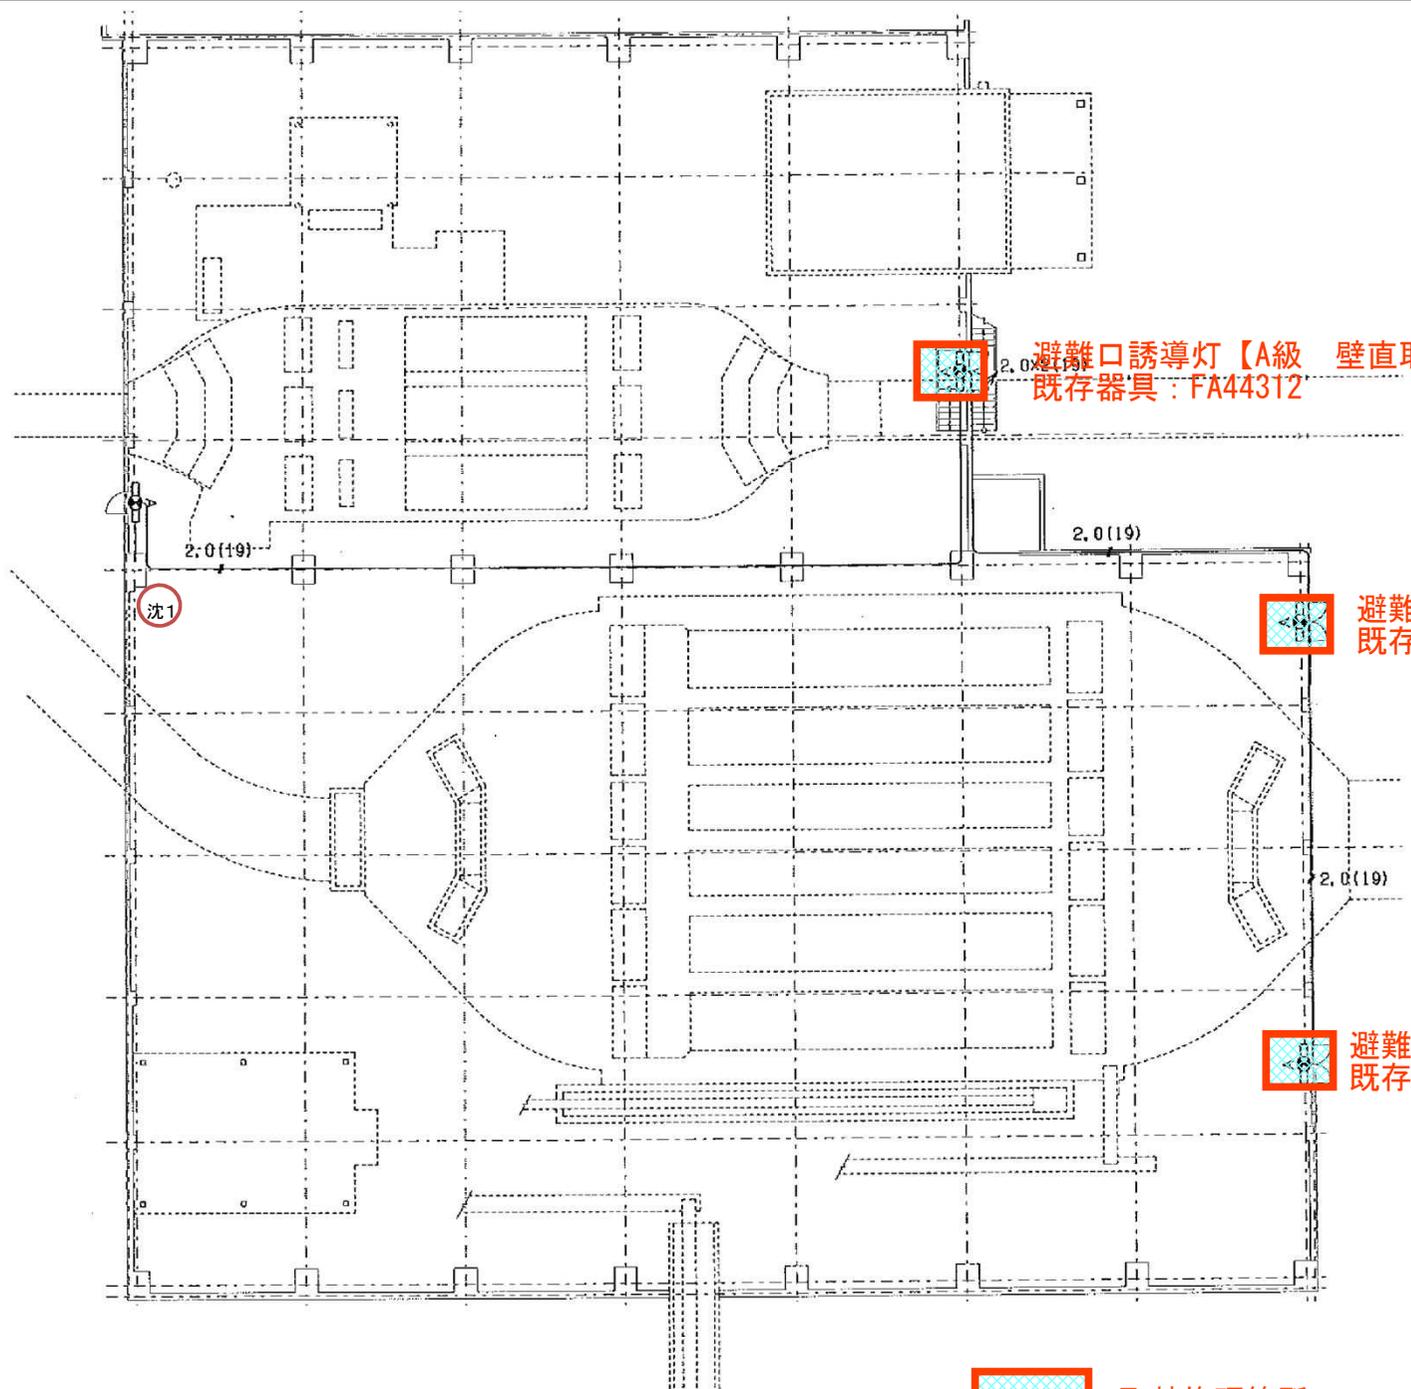

避難口誘導灯【A級 壁直取付】
既存器具：FA44312

避難口誘導灯【大型 壁直取付】
既存器具：FA42978K


避難口誘導灯【A級 壁直取付】
既存器具：FA44312

 取替修理箇所

改修前

[沈砂池1階]

図 面	旭西排水センターほか消防用設備等修理				
	沈砂池1階				
課 長	旭西排水センター				
	課 長 補 佐	係 長	課 員	担 当 者	
令和	年	月	日	No. 2	
岡山市下水道河川局下水道施設部下水道施設管理課(西部)					

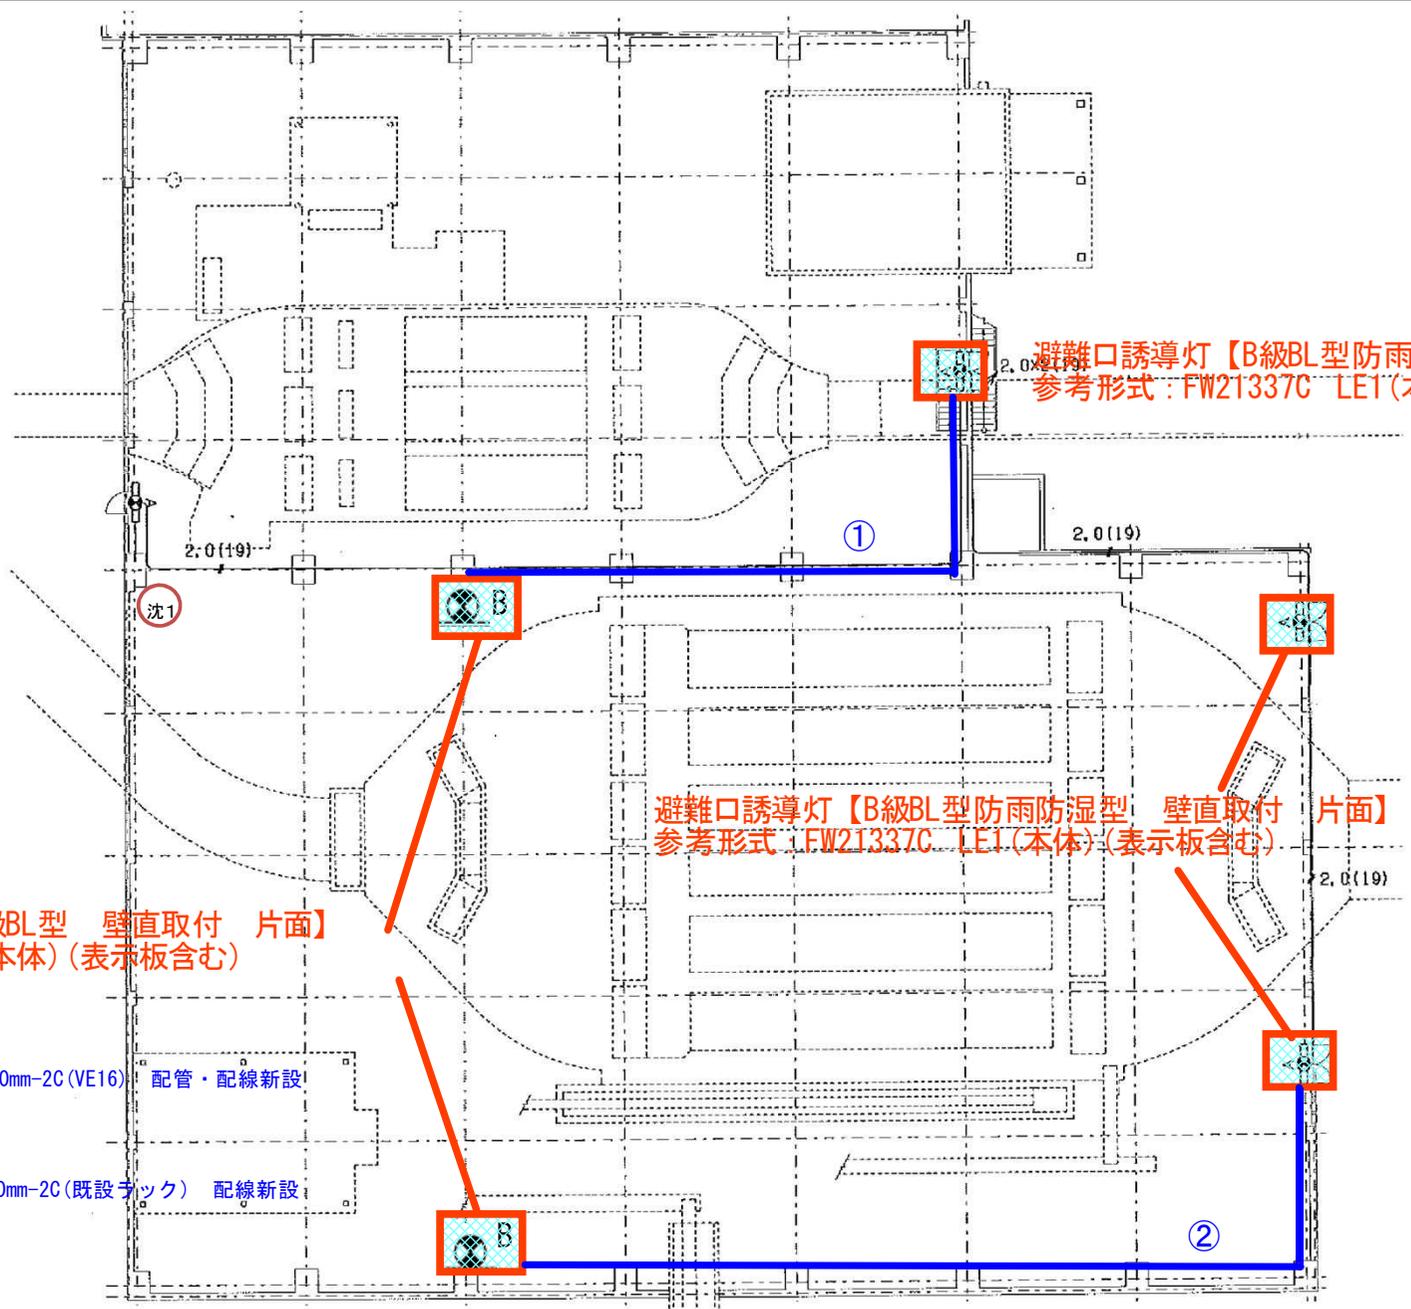

避難口誘導灯【B級BL型防雨防湿型 壁直取付 片面】
参考形式：FW21337C LE1(本体) (表示板含む)

避難口誘導灯【B級BL型防雨防湿型 壁直取付 片面】
参考形式：FW21337C LE1(本体) (表示板含む)

通路誘導灯【B級BL型 壁直取付 片面】
FA20312C LE1(本体) (表示板含む)

① EM-EEF2.0mm-2C (VE16) 配管・配線新設


② EM-EEF2.0mm-2C (既設ラック) 配線新設

 修理箇所

改修後


[沈砂池1階]

旭西排水センターほか消防用設備等修理				
沈砂池1階				
旭西排水センター				
課長	課長補佐	係長	課員	担当者
令和	年	月	日	No. 3
岡山市下水道河川局下水道施設部下水道施設管理課(西部)				

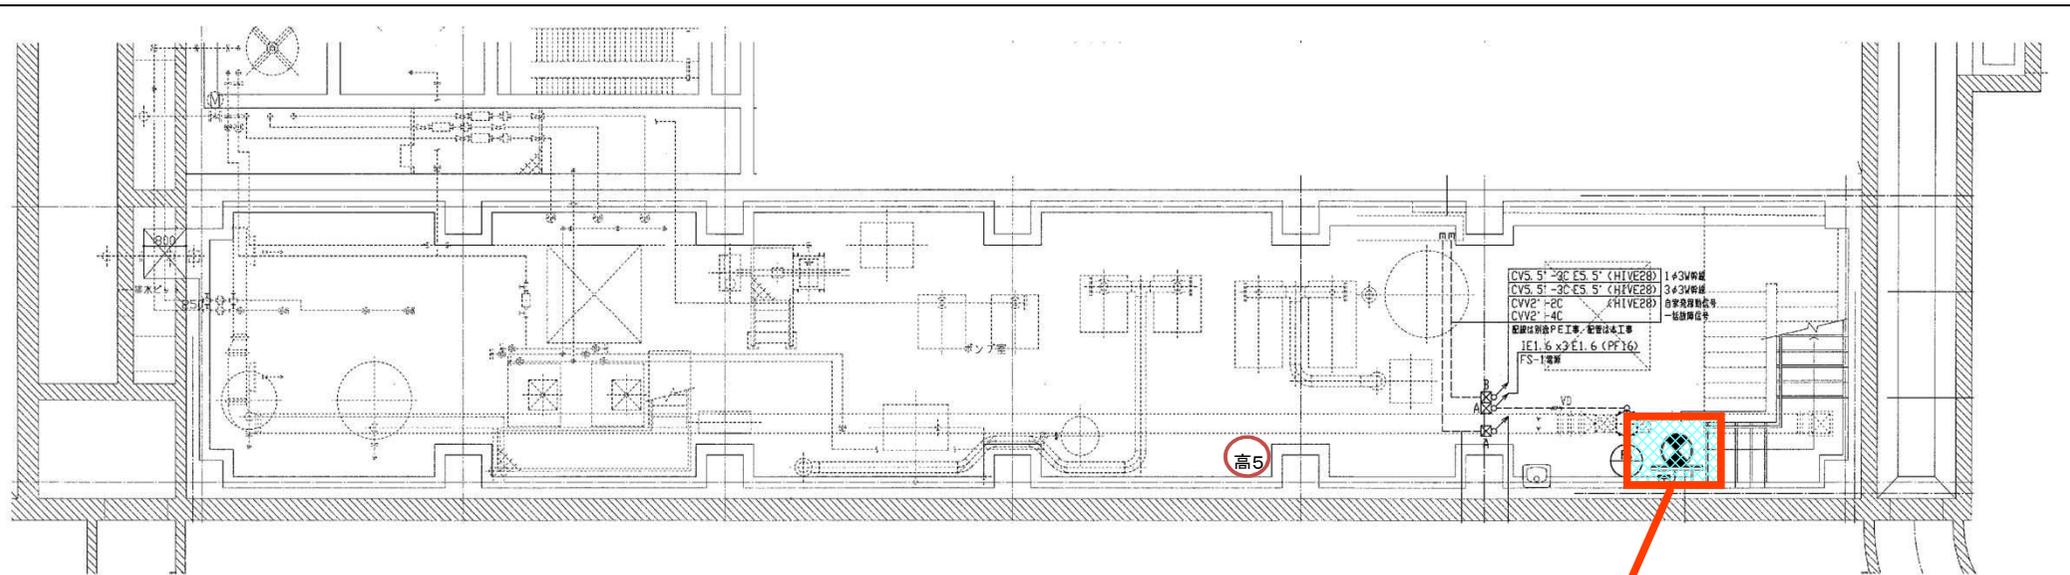

[高速雨水処理設備室地下1階]

避難口誘導灯(C級 防雨防湿型) 天井吊り下げ型
 既存器具 : FW11167
 取替後参考形式 : FW21337C LE1 (本体) (表示板含む)
 ※吊り下げ金具は再用

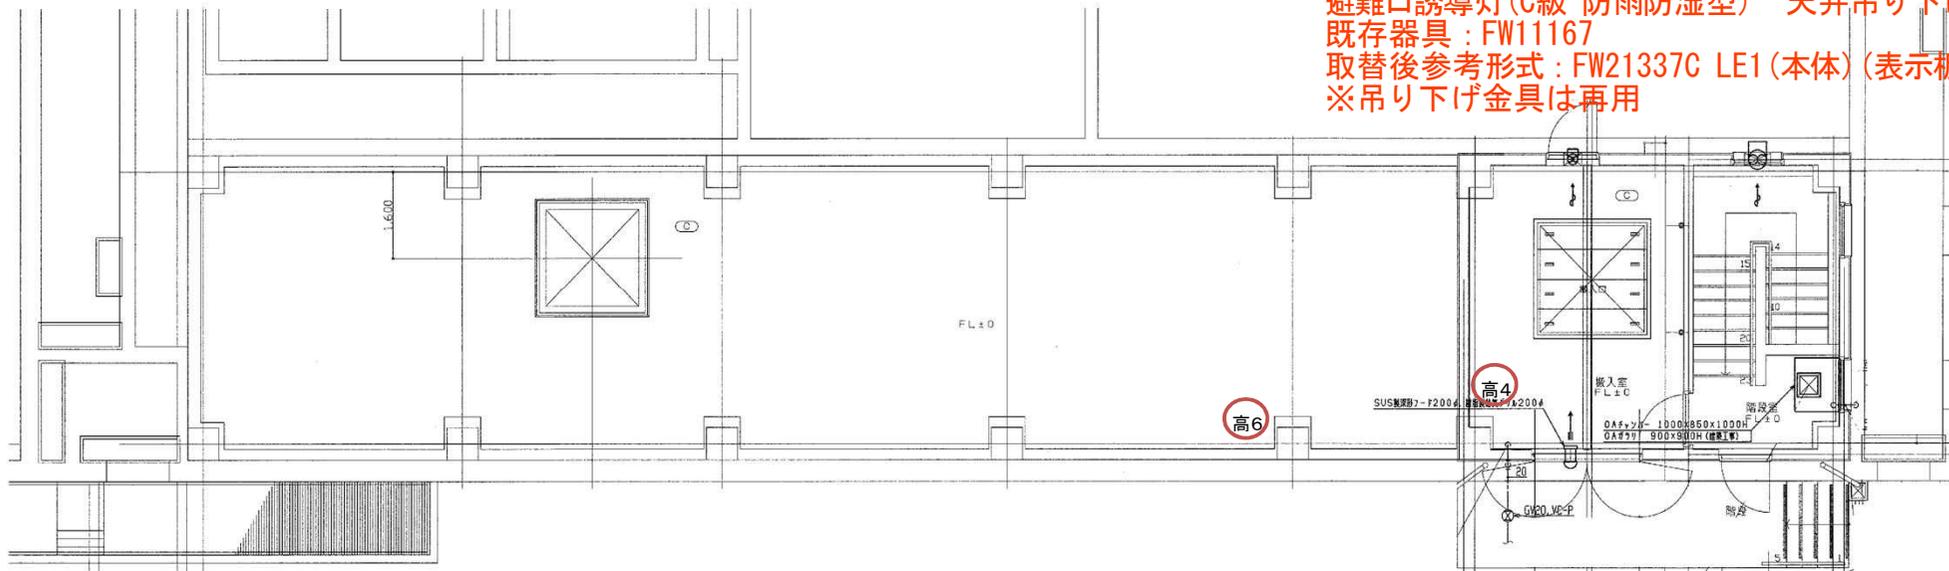


[高速雨水処理設備室1階]




避難口誘導灯(C級 防雨防湿型)
 取替修理箇所

図	旭西排水センターほか消防設備修理				
面	高速雨水処理設備室				
	旭西排水センター				
課	課長	係	課	担当	
長	補佐	長	員	者	
令和	年	月	日	No. 4	
岡山市下水道河川局下水道施設部下水道施設管理課(西部)					

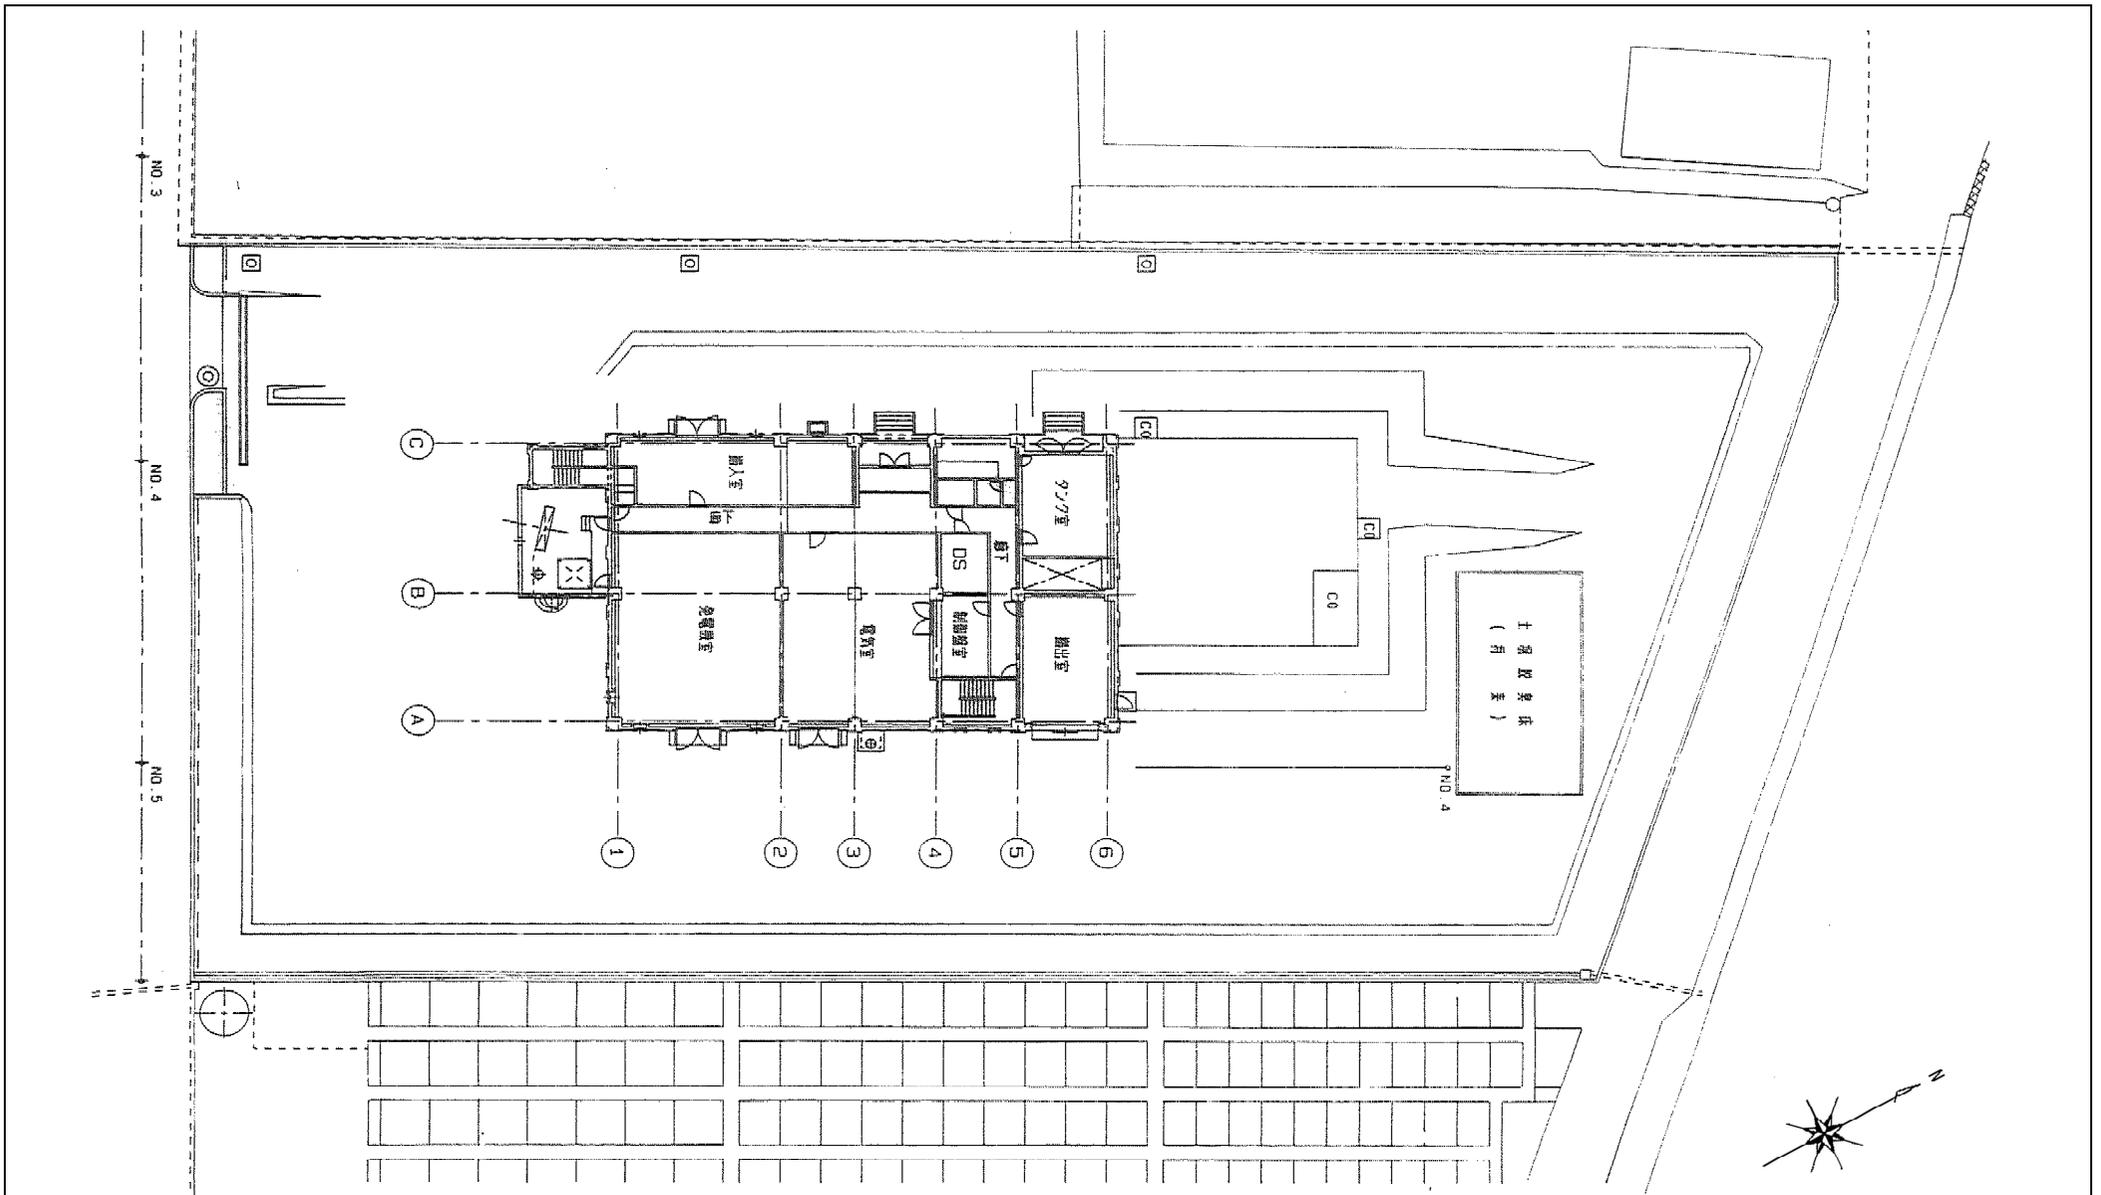

【錦ポンプ場 一般平面図】

図 面	旭西排水センターほか消防設備修理 一般平面図				
	錦ポンプ場				
課 長	課 長 補 佐	係 長	課 員	担 当 者	
令和	年	月	日	No. 5	
岡山市下水道河川局下水道施設部下水道施設管理課(西部)					

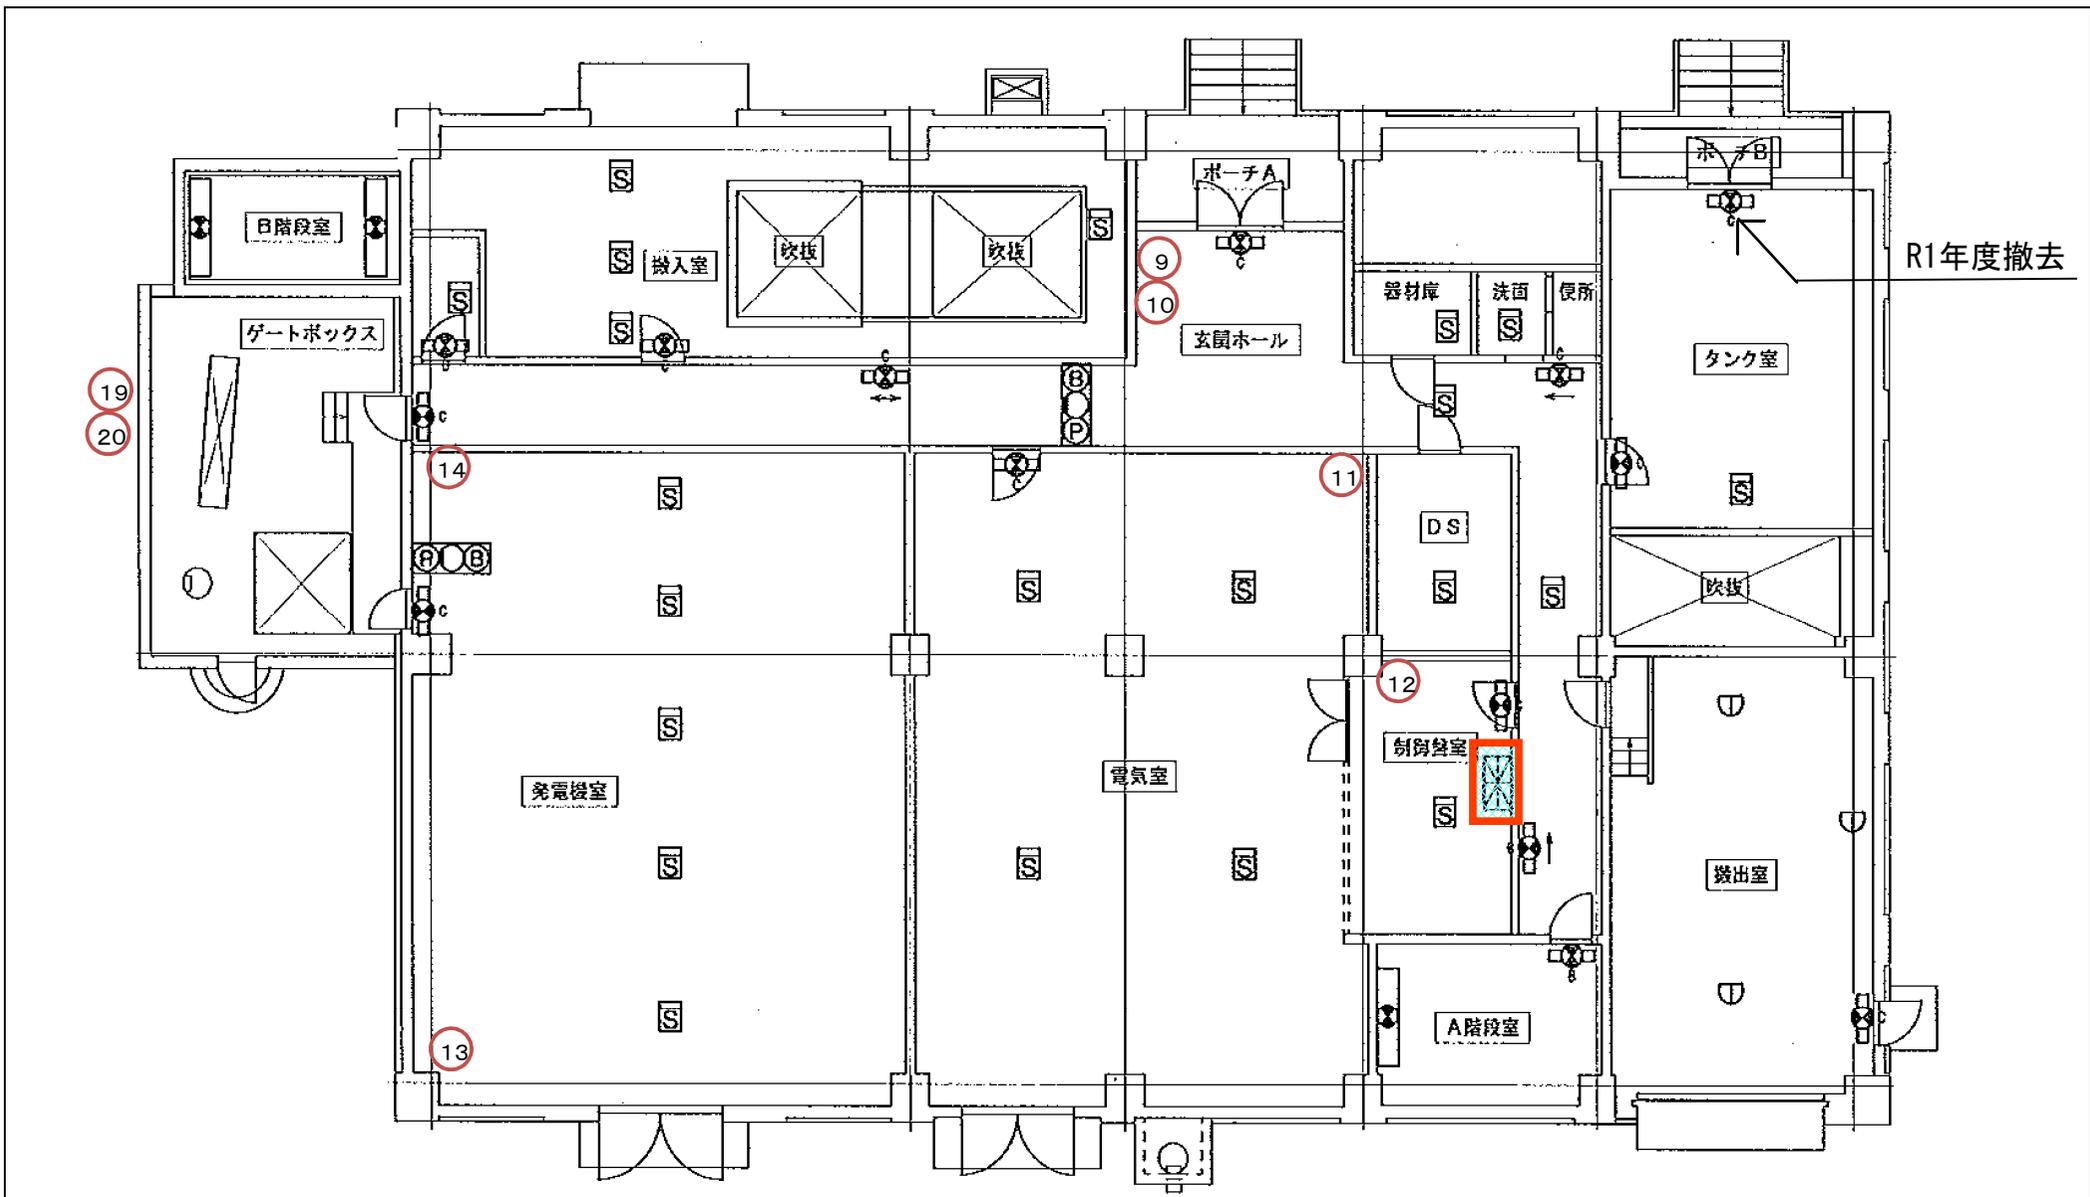


[1階]

 取替修理箇所

★取替修理対象受信機概要
 P型1級13/15回線 1面
 ホーチキ(株)
 形式等 RPP-ABW15 受台9~117号 2014年製

旭西排水センターほか消防設備修理				
新ポンプ棟1階				
錦ポンプ場				
課長	課長補佐	係長	課員	担当者
令和	年	月	日	No. 6
岡山市下水道河川局下水道施設部下水道施設管理課(西部)				

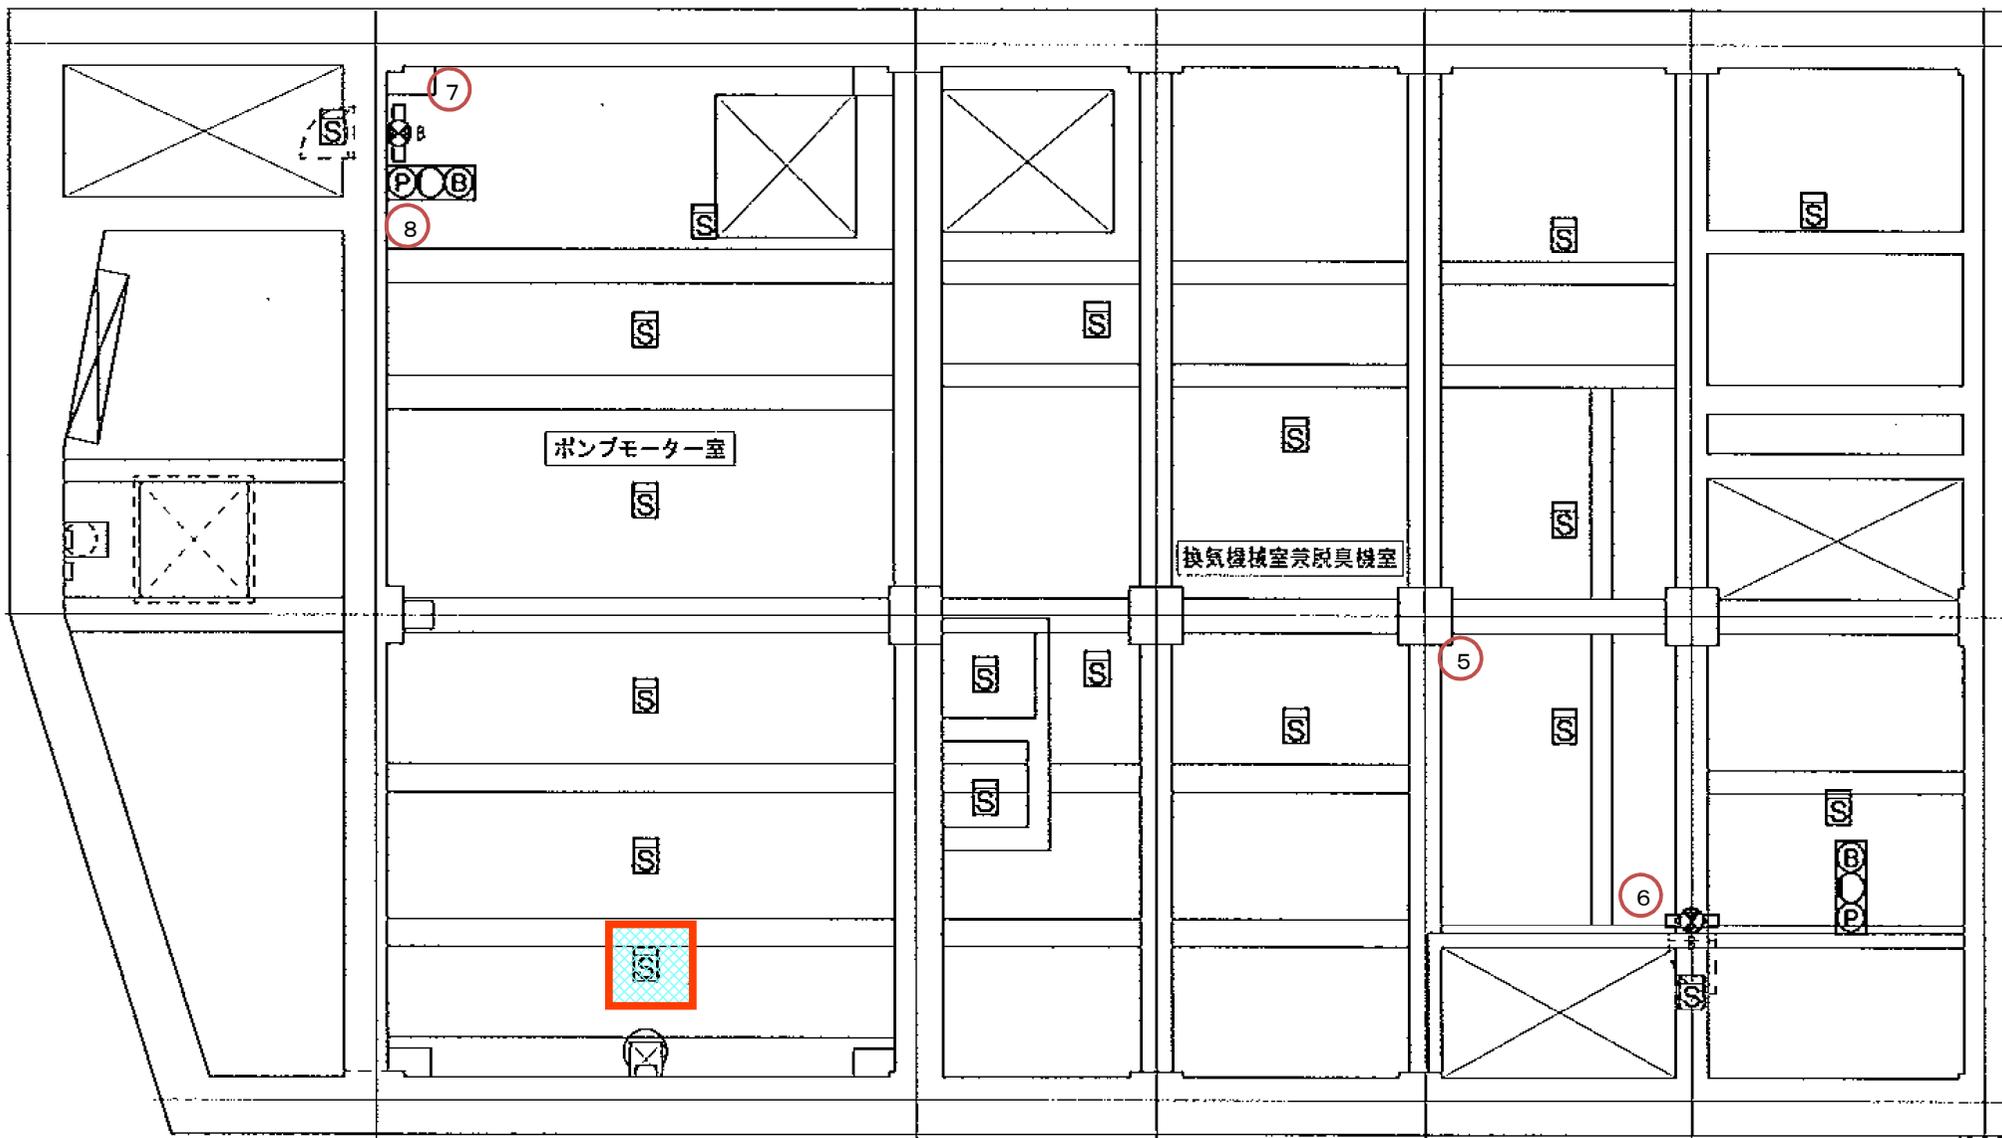


光電式スポット型感知器(2種)
ホーチキ(株)SLK-2

[地下1階]



取替修理対象

図面	旭西排水センターほか消防設備修理 新ポンプ棟地下1階 錦ポンプ場				
課長	課長補佐	係長	課員	担当者	
令和	年	月	日	No. 7	
岡山市下水道河川局下水道施設部下水道施設管理課(西部)					

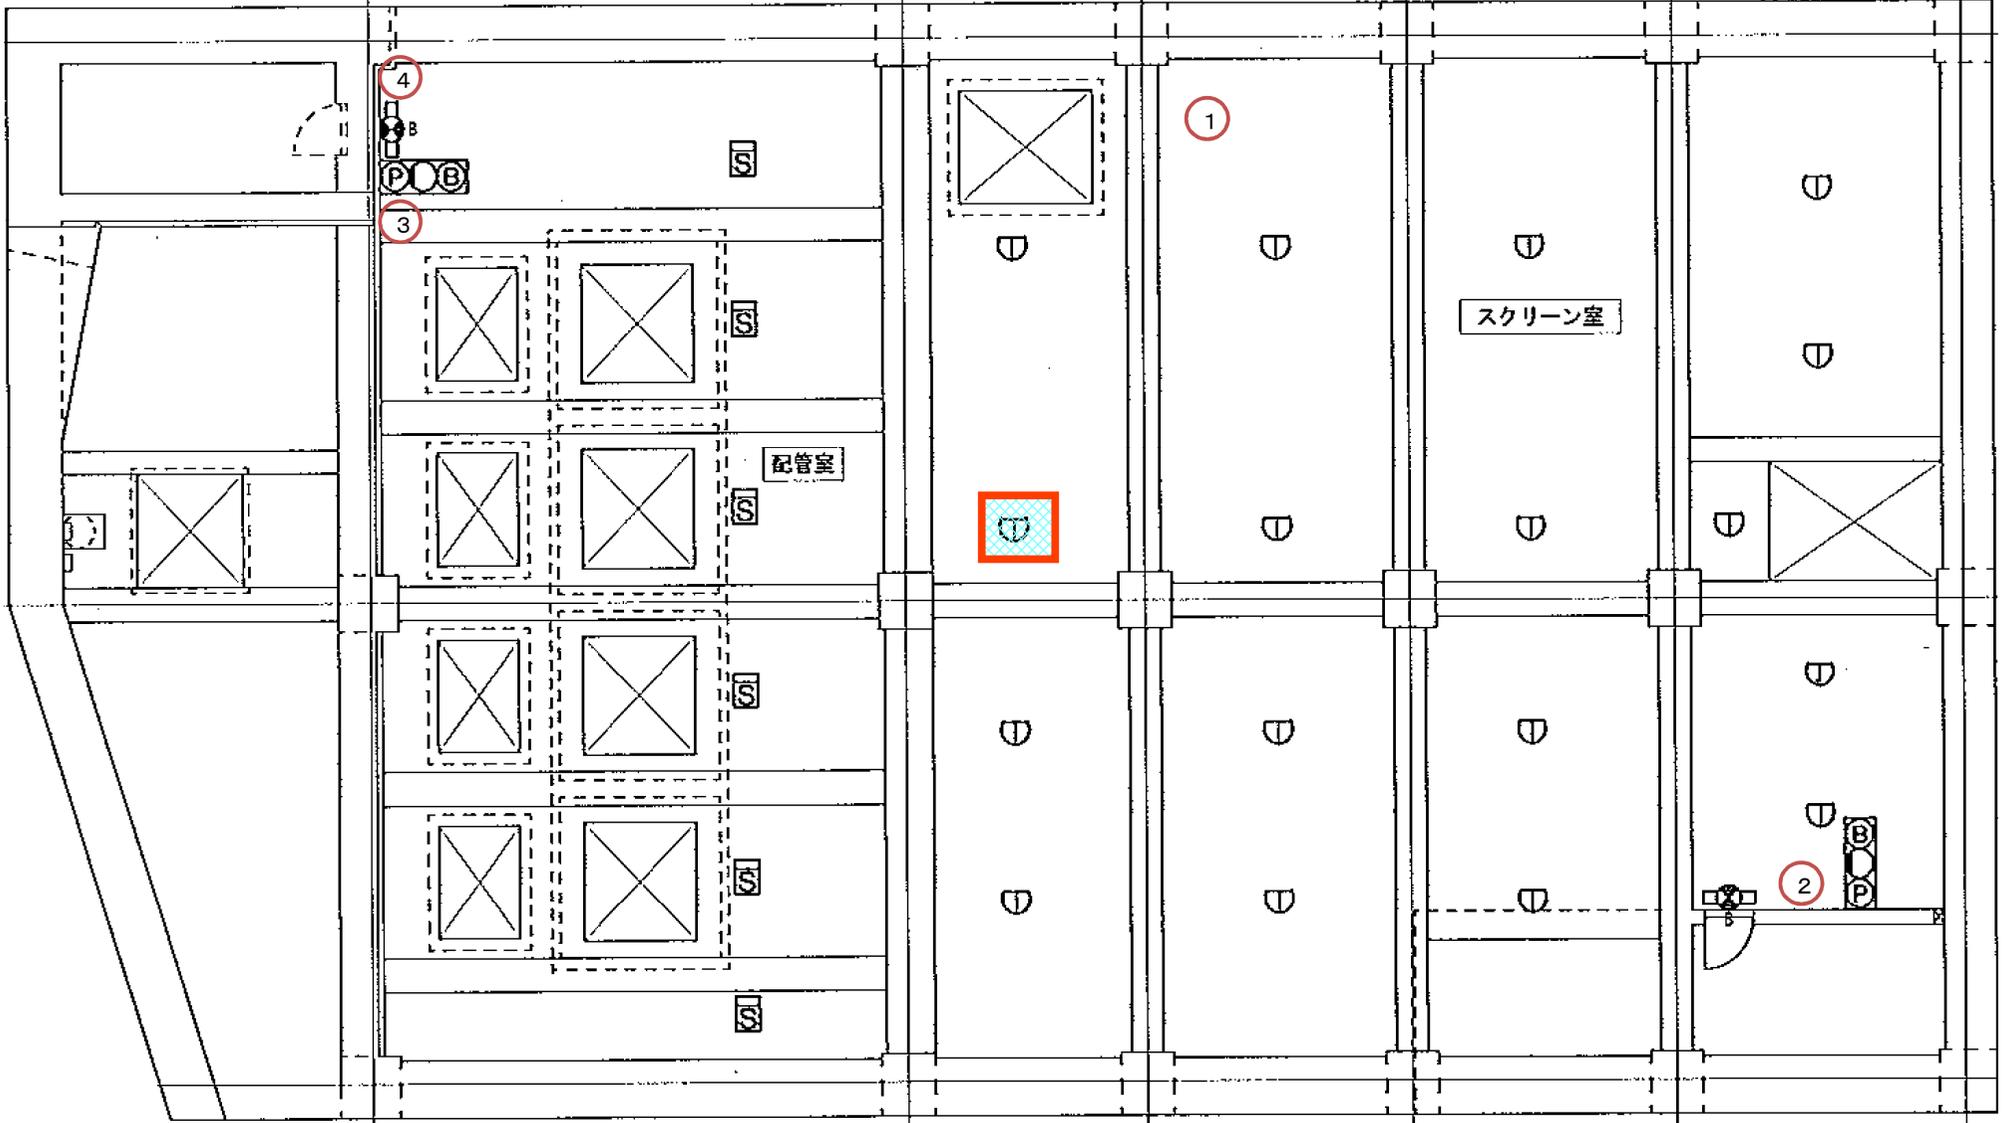

※スクリーン室はローリングタワーを設置し、取替


[地下2階]

定温式スポット型感知器(1種)
耐酸・耐アルカリ型 防水型
ホーチキ(株) DFS-1SE 70RL




修理対象箇所

図面	旭西排水センターほか消防設備修理 新ポンプ棟地下2階 錦ポンプ場				
課長	課長 補佐	係長	課員	担当者	
令和	年	月	日	No. 8	
岡山市下水道河川局下水道施設部下水道施設管理課(西部)					

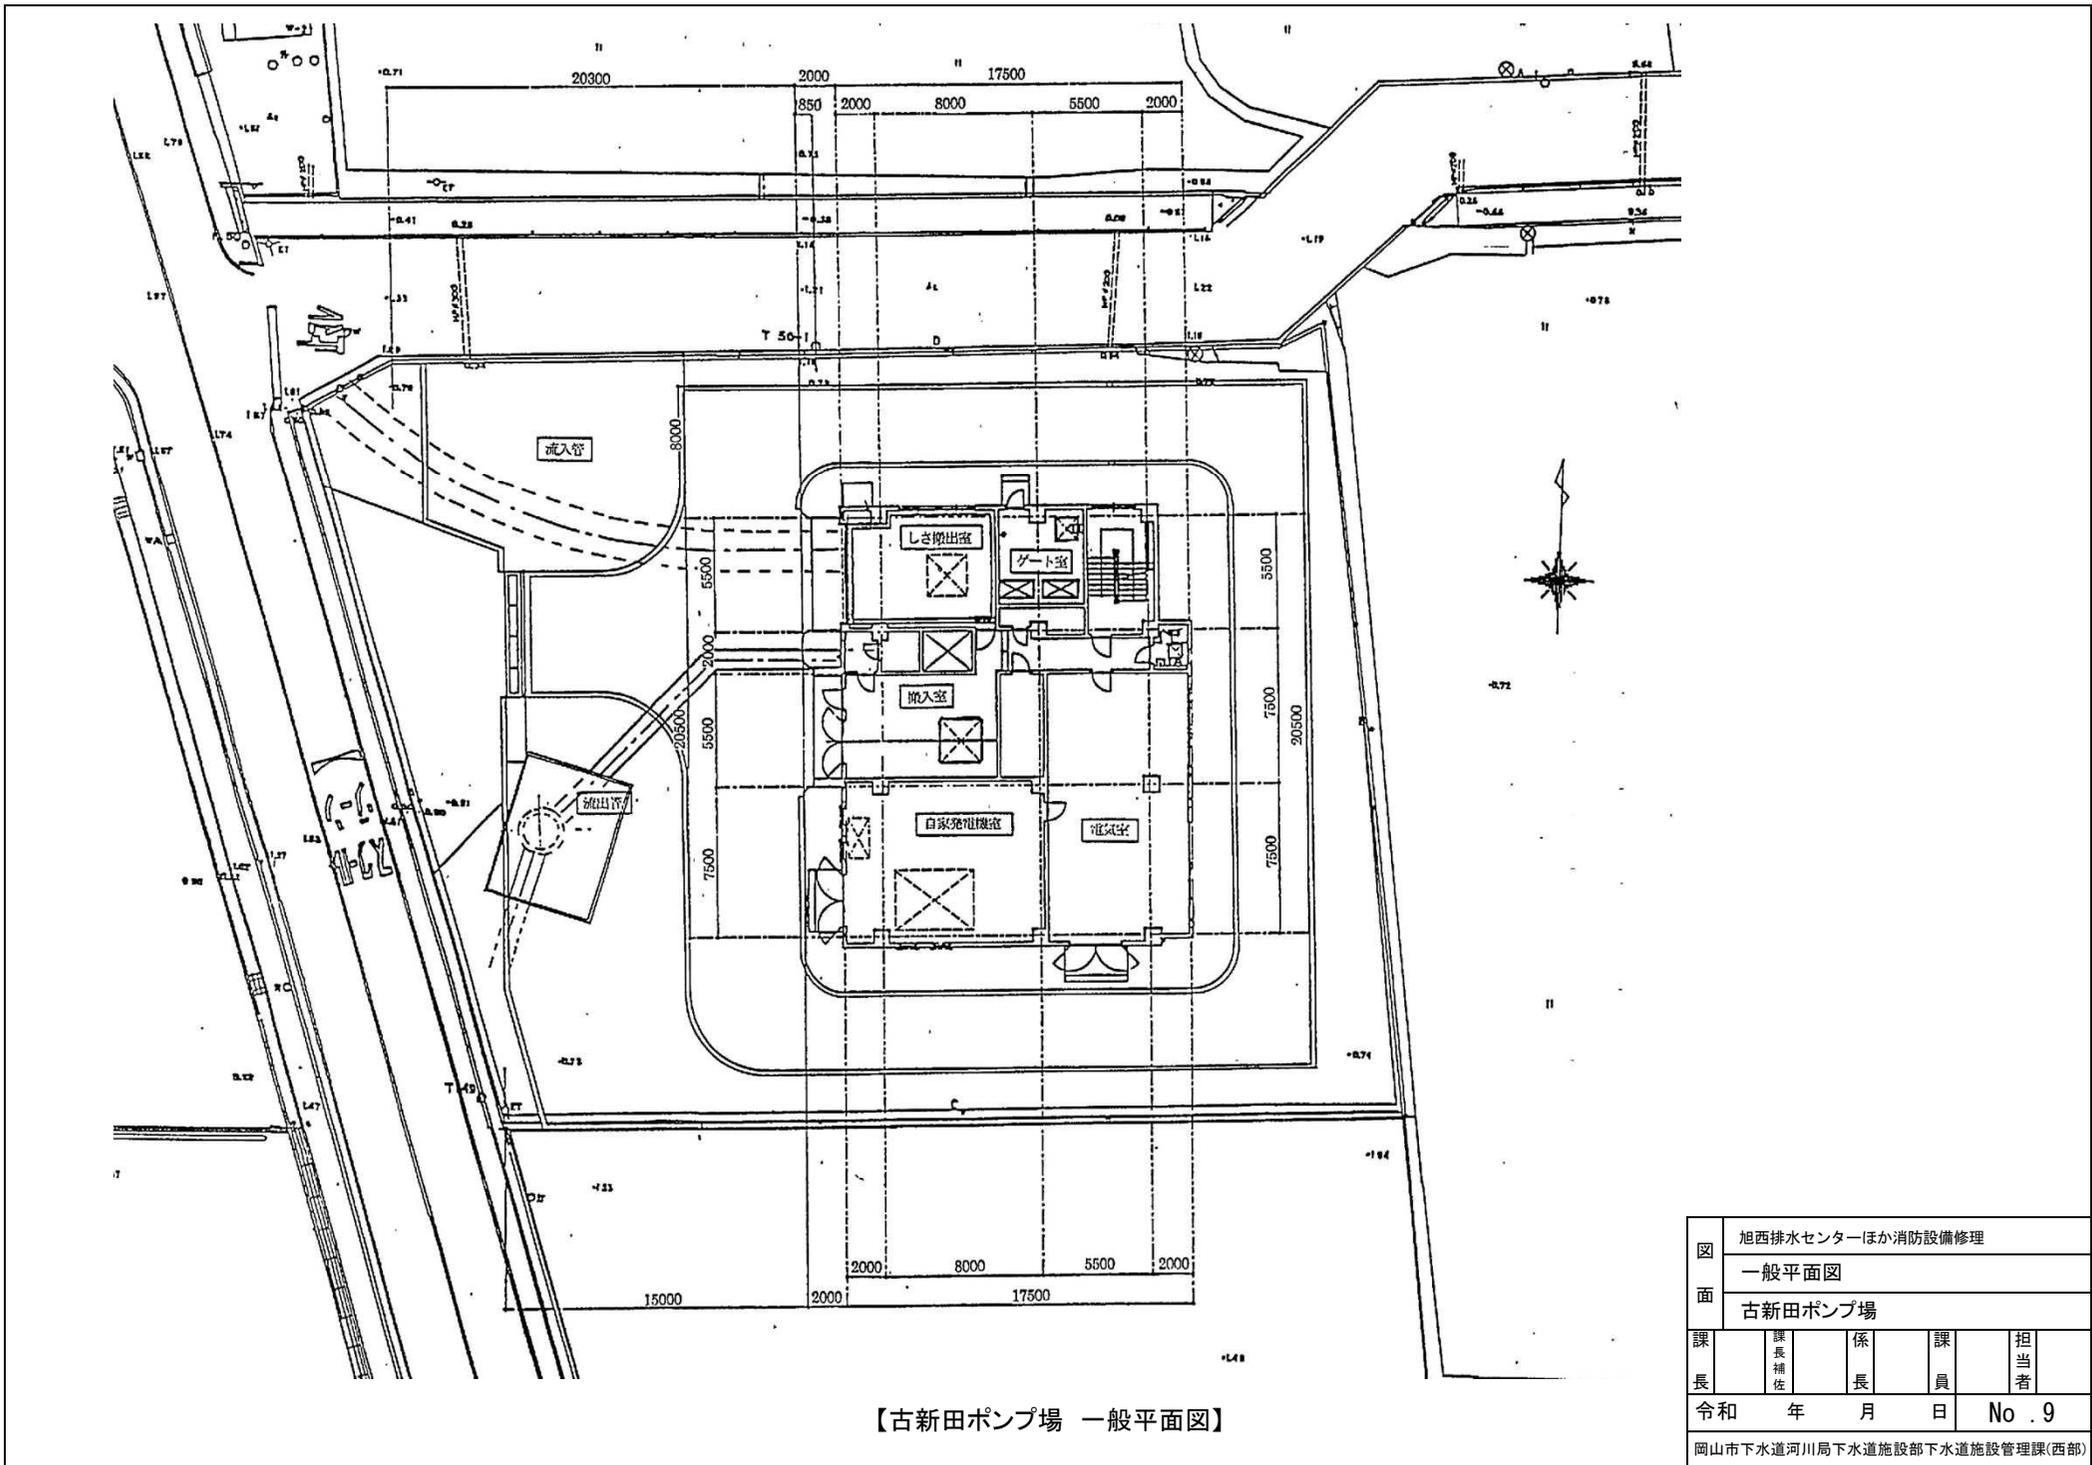

【古新田ポンプ場 一般平面図】

図面	旭西排水センターほか消防設備修理			
	一般平面図			
課長	古新田ポンプ場			
	課長補佐	係長	課員	担当者
令和 年 月 日				No. 9
岡山市下水道河川局下水道施設部下水道施設管理課(西部)				

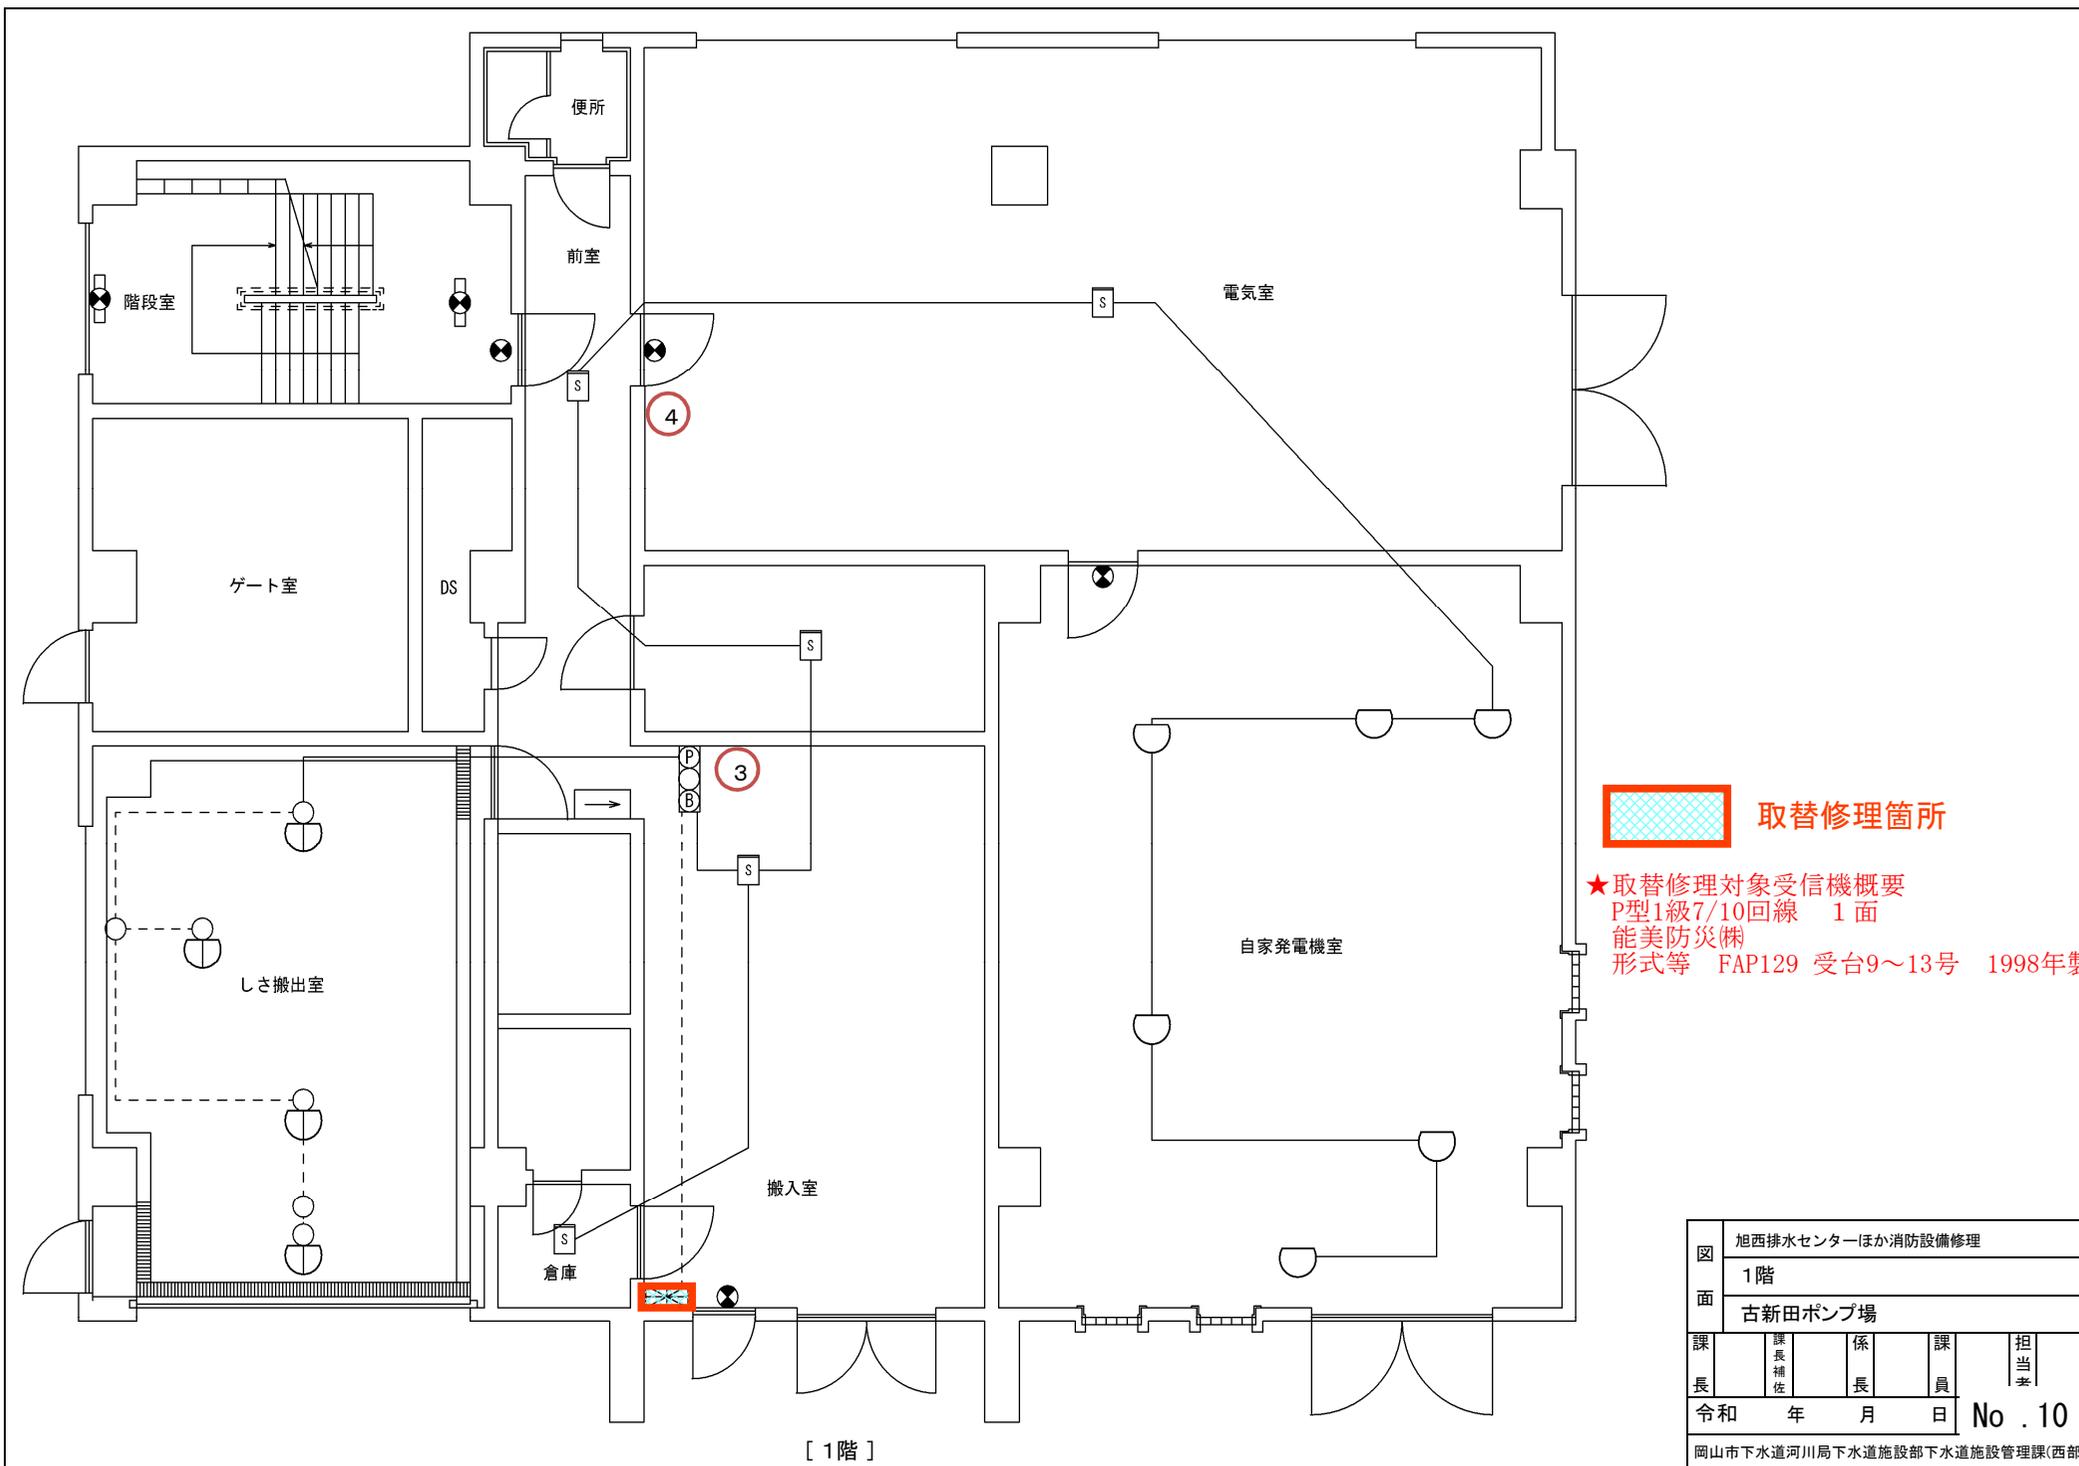


 取替修理箇所


★取替修理対象受信機概要
 P型1級7/10回線 1面
 能美防災機
 形式等 FAP129 受台9~13号 1998年製

図	旭西排水センターほか消防設備修理				
面	1階				
	古新田ポンプ場				
課長	課長補佐	係長	課員	担当者	
令和	年	月	日	No. 10	
岡山市下水道河川局下水道施設部下水道施設管理課(西部)					

[1階]

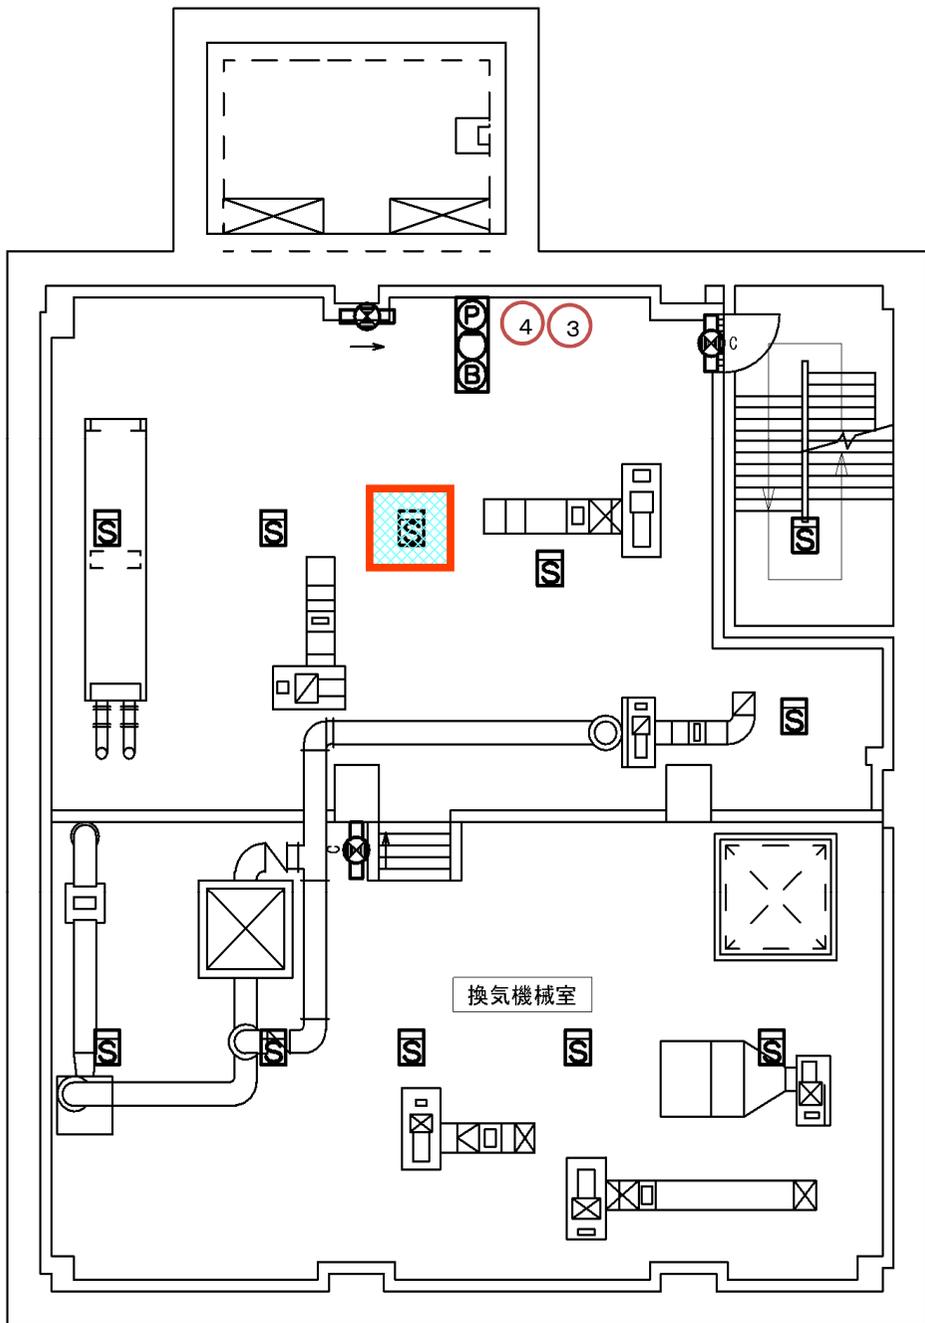

[地下1階]

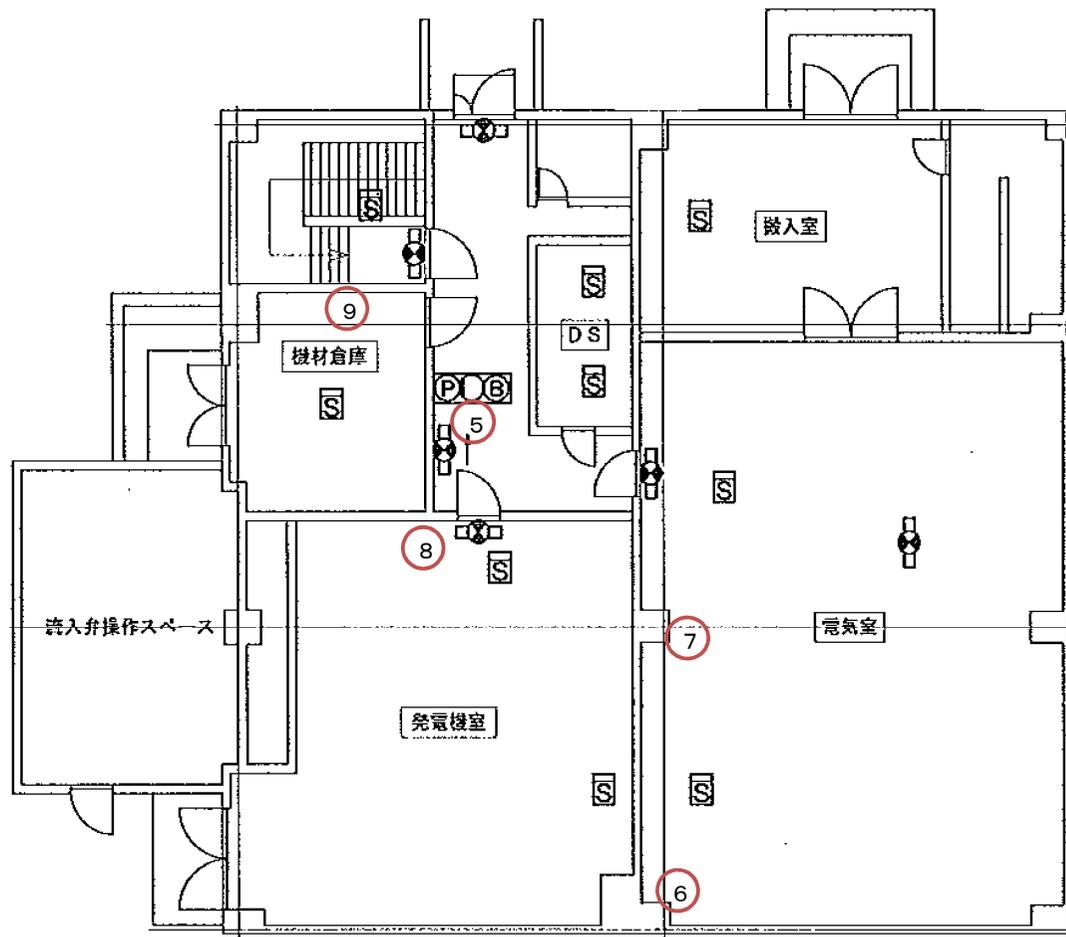

[1階]



取替修理対象

光電式スポット型感知器(2種)
既設: BV45468 松下電工(株)製

図	旭西排水センターほか消防用設備等点検業務委託				
面	地下1階・1階				
	野殿ポンプ場				
課長	課長補佐	係長	課員	担当者	
令和	年	月	日	No11	
岡山市下水道河川局下水道施設部下水道施設管理課(西部)					