
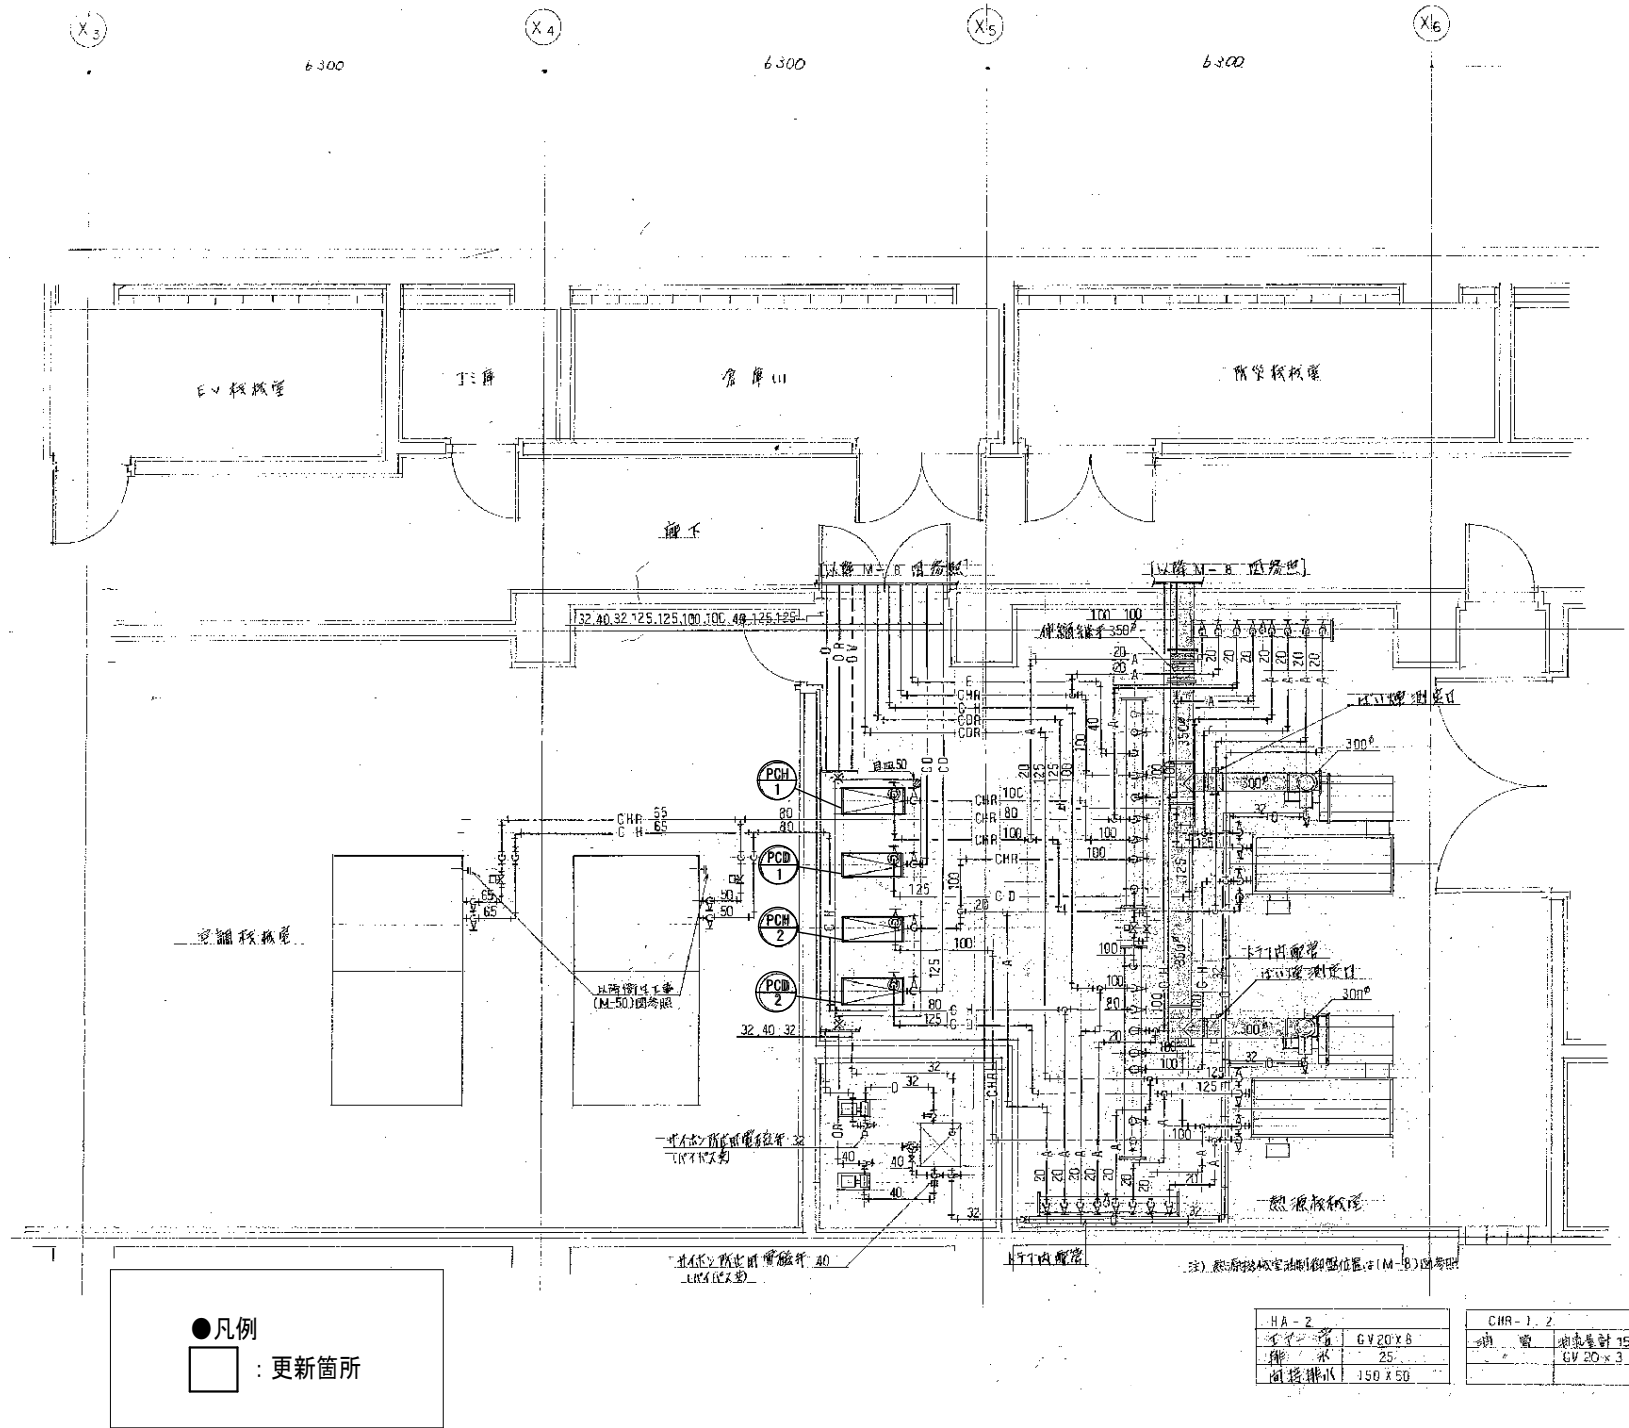


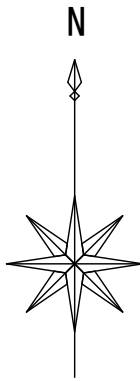

B2階 空調・熱源機械室 平面詳細図 (S=1/100)

更新機器表

※防振架台は既設流用

	機器名称	仕様	台数	参考型式
PCH 1	冷温水ポンプ	型式：片吸込渦巻ポンプ 仕様：80φ×65φ×940L/min×41m×4P 温水入口温度：55℃ 3相200V15kW	1	(株)荏原製作所
PCH 2			1	80×65FS4K615
PCD 1	冷却水ポンプ	型式：片吸込渦巻ポンプ 仕様：100φ×80φ×1630L/min×24m×4P 3相200V11kW	1	(株)荏原製作所
PCD 2			1	100×80FS4J611

工事名	西川アイプラザ冷温水ポンプほか取替修繕				NO.	M-01		
図面名	B2階 空調・熱源機械室 平面詳細図		縮尺	A3:1/100, ---				
岡山市 都市整備局 住宅・建築部 公共建築課				令和7年3月				
担当課長	主幹・課長補佐	係長	課員	担当者	承認	検図	製図	