



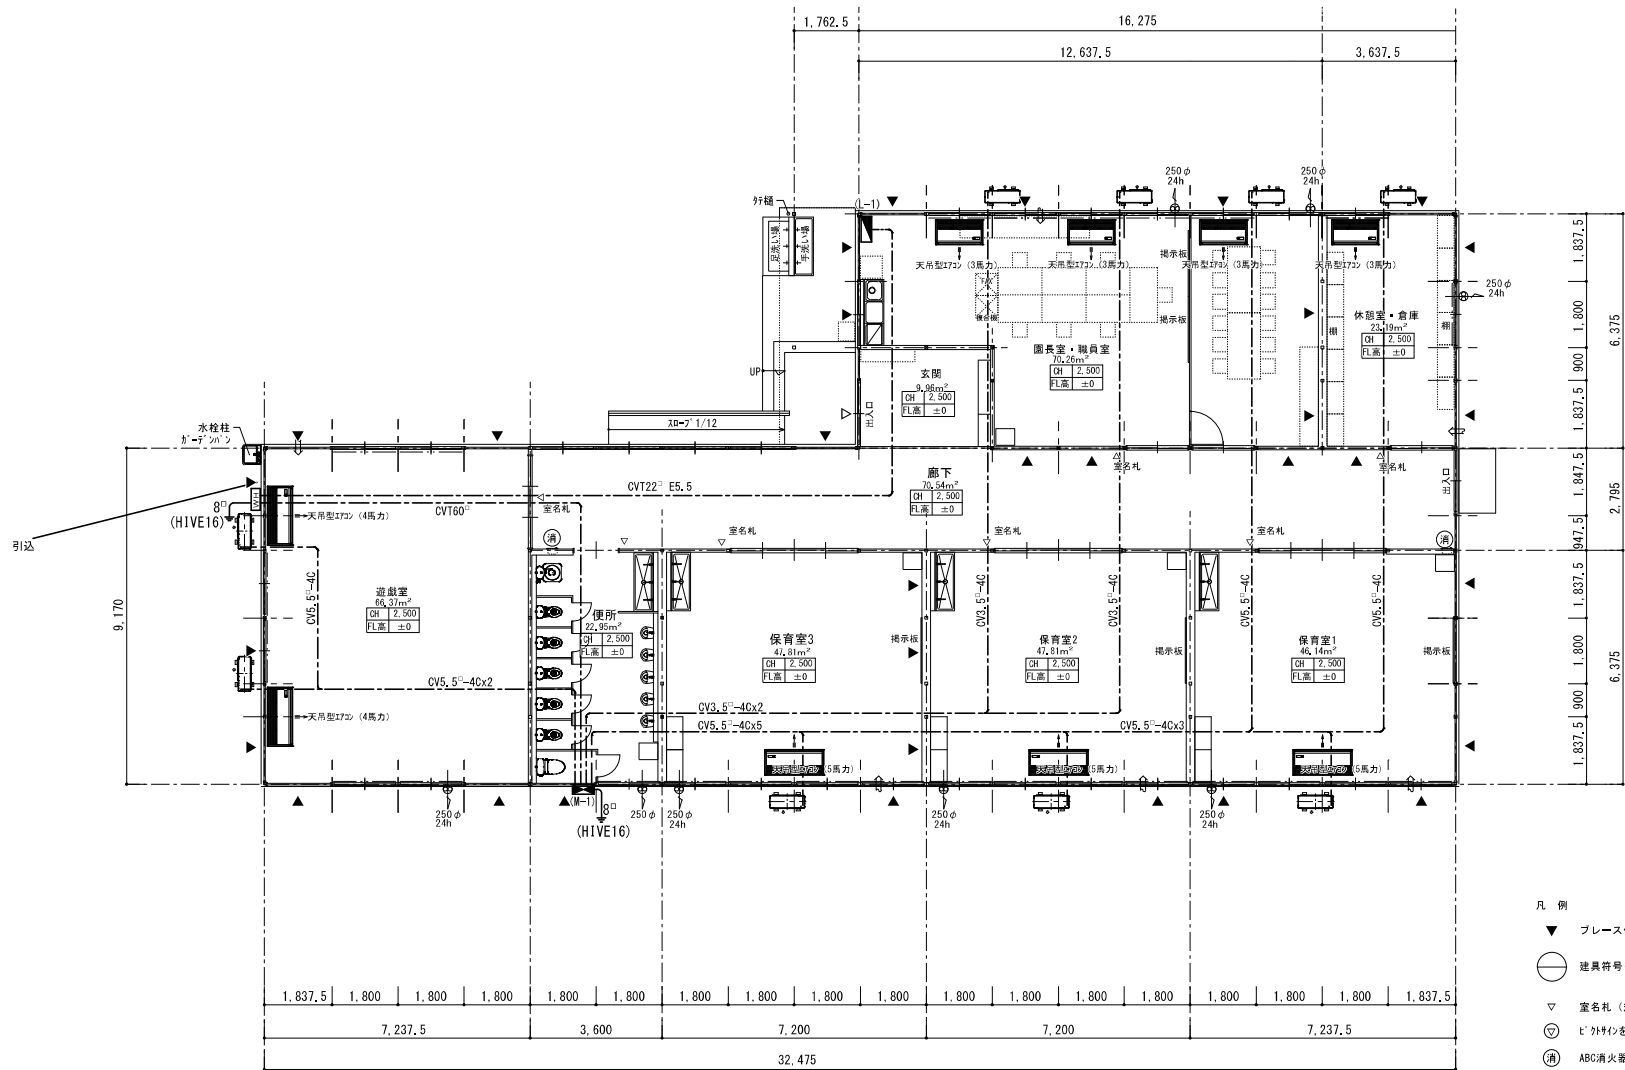

- 凡 例
- ▼ プレース位置を示す
  - 建築符号を示す
  - ▽ 室名札（規格品）を示す
  - ◎ ビ・外付を示す
  - Ⓜ ABC消火器10型（消火器BOX共）を示す


平面図 1/100  
底  
1階床面積：401.55㎡ + 11.24㎡ = 412.79㎡

(M-1) 屋外壁掛型 市販品(銅板製)

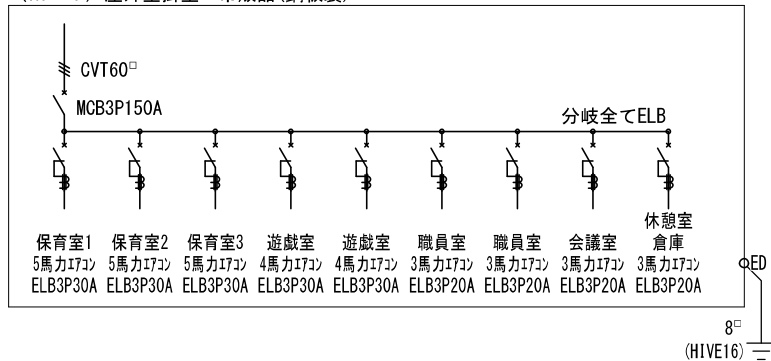


| 凡 例 |                 |
|-----|-----------------|
| 記 号 | 名 称             |
|     | 動力盤 屋外壁掛型       |
|     | 空調機配線           |
|     | 露出部分(PF管)にて保護の事 |
|     | 電灯盤             |
|     | 天吊形エアコン         |

※ 空調機はリース品

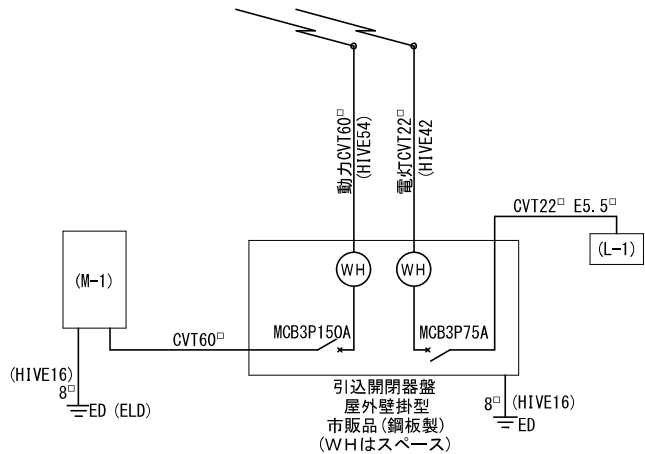

|     |                  |        |       |         |       |                            |      |
|-----|------------------|--------|-------|---------|-------|----------------------------|------|
| 工事名 | 岡山市立平井幼稚園仮設園舎賃貸借 |        |       |         | N o . | 株式会社 総合設計                  |      |
| 図面名 | 幹線動力設備           |        |       |         | 縮尺    | A1... 1/100<br>A3... 1/200 | E-02 |
| 岡山市 | 都市整備局            | 住宅・建築部 | 公共建築課 | 令和7年12月 |       |                            | E-06 |
| 課長  | 課長補佐             | 係長     | 課員    | 担当者     | 承認    | 検図                         | 製図   |
|     |                  |        |       |         |       |                            |      |



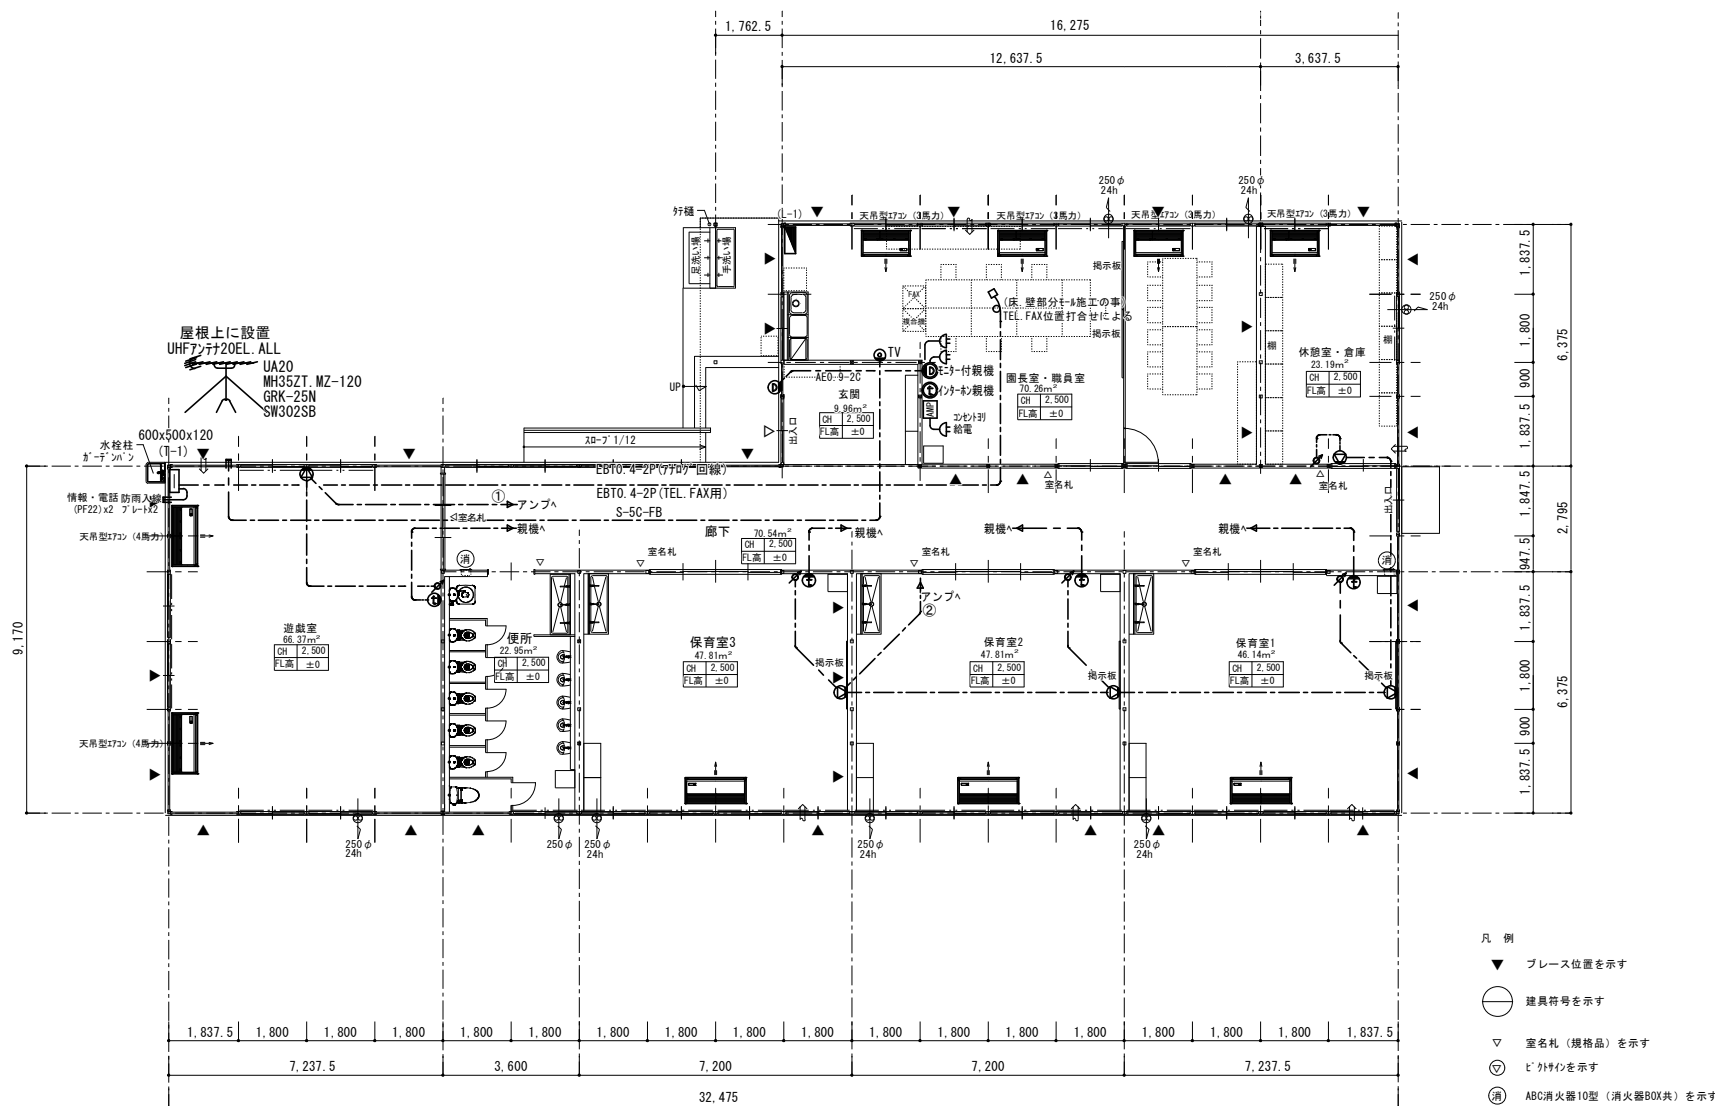

凡 例



▼ ブレース位置を示す


○ 建具符号を示す

▽ 室名札（規格品）を示す

⑦ ヒ・フサインを示す

⑧ ABC消火器10型（消火器BOX共）を示す

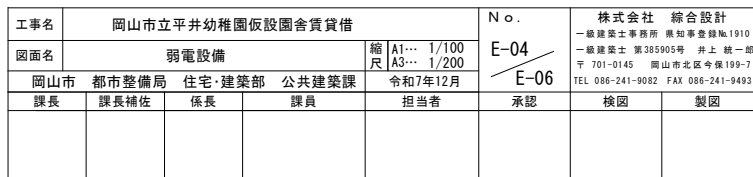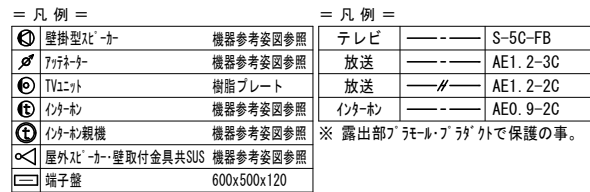


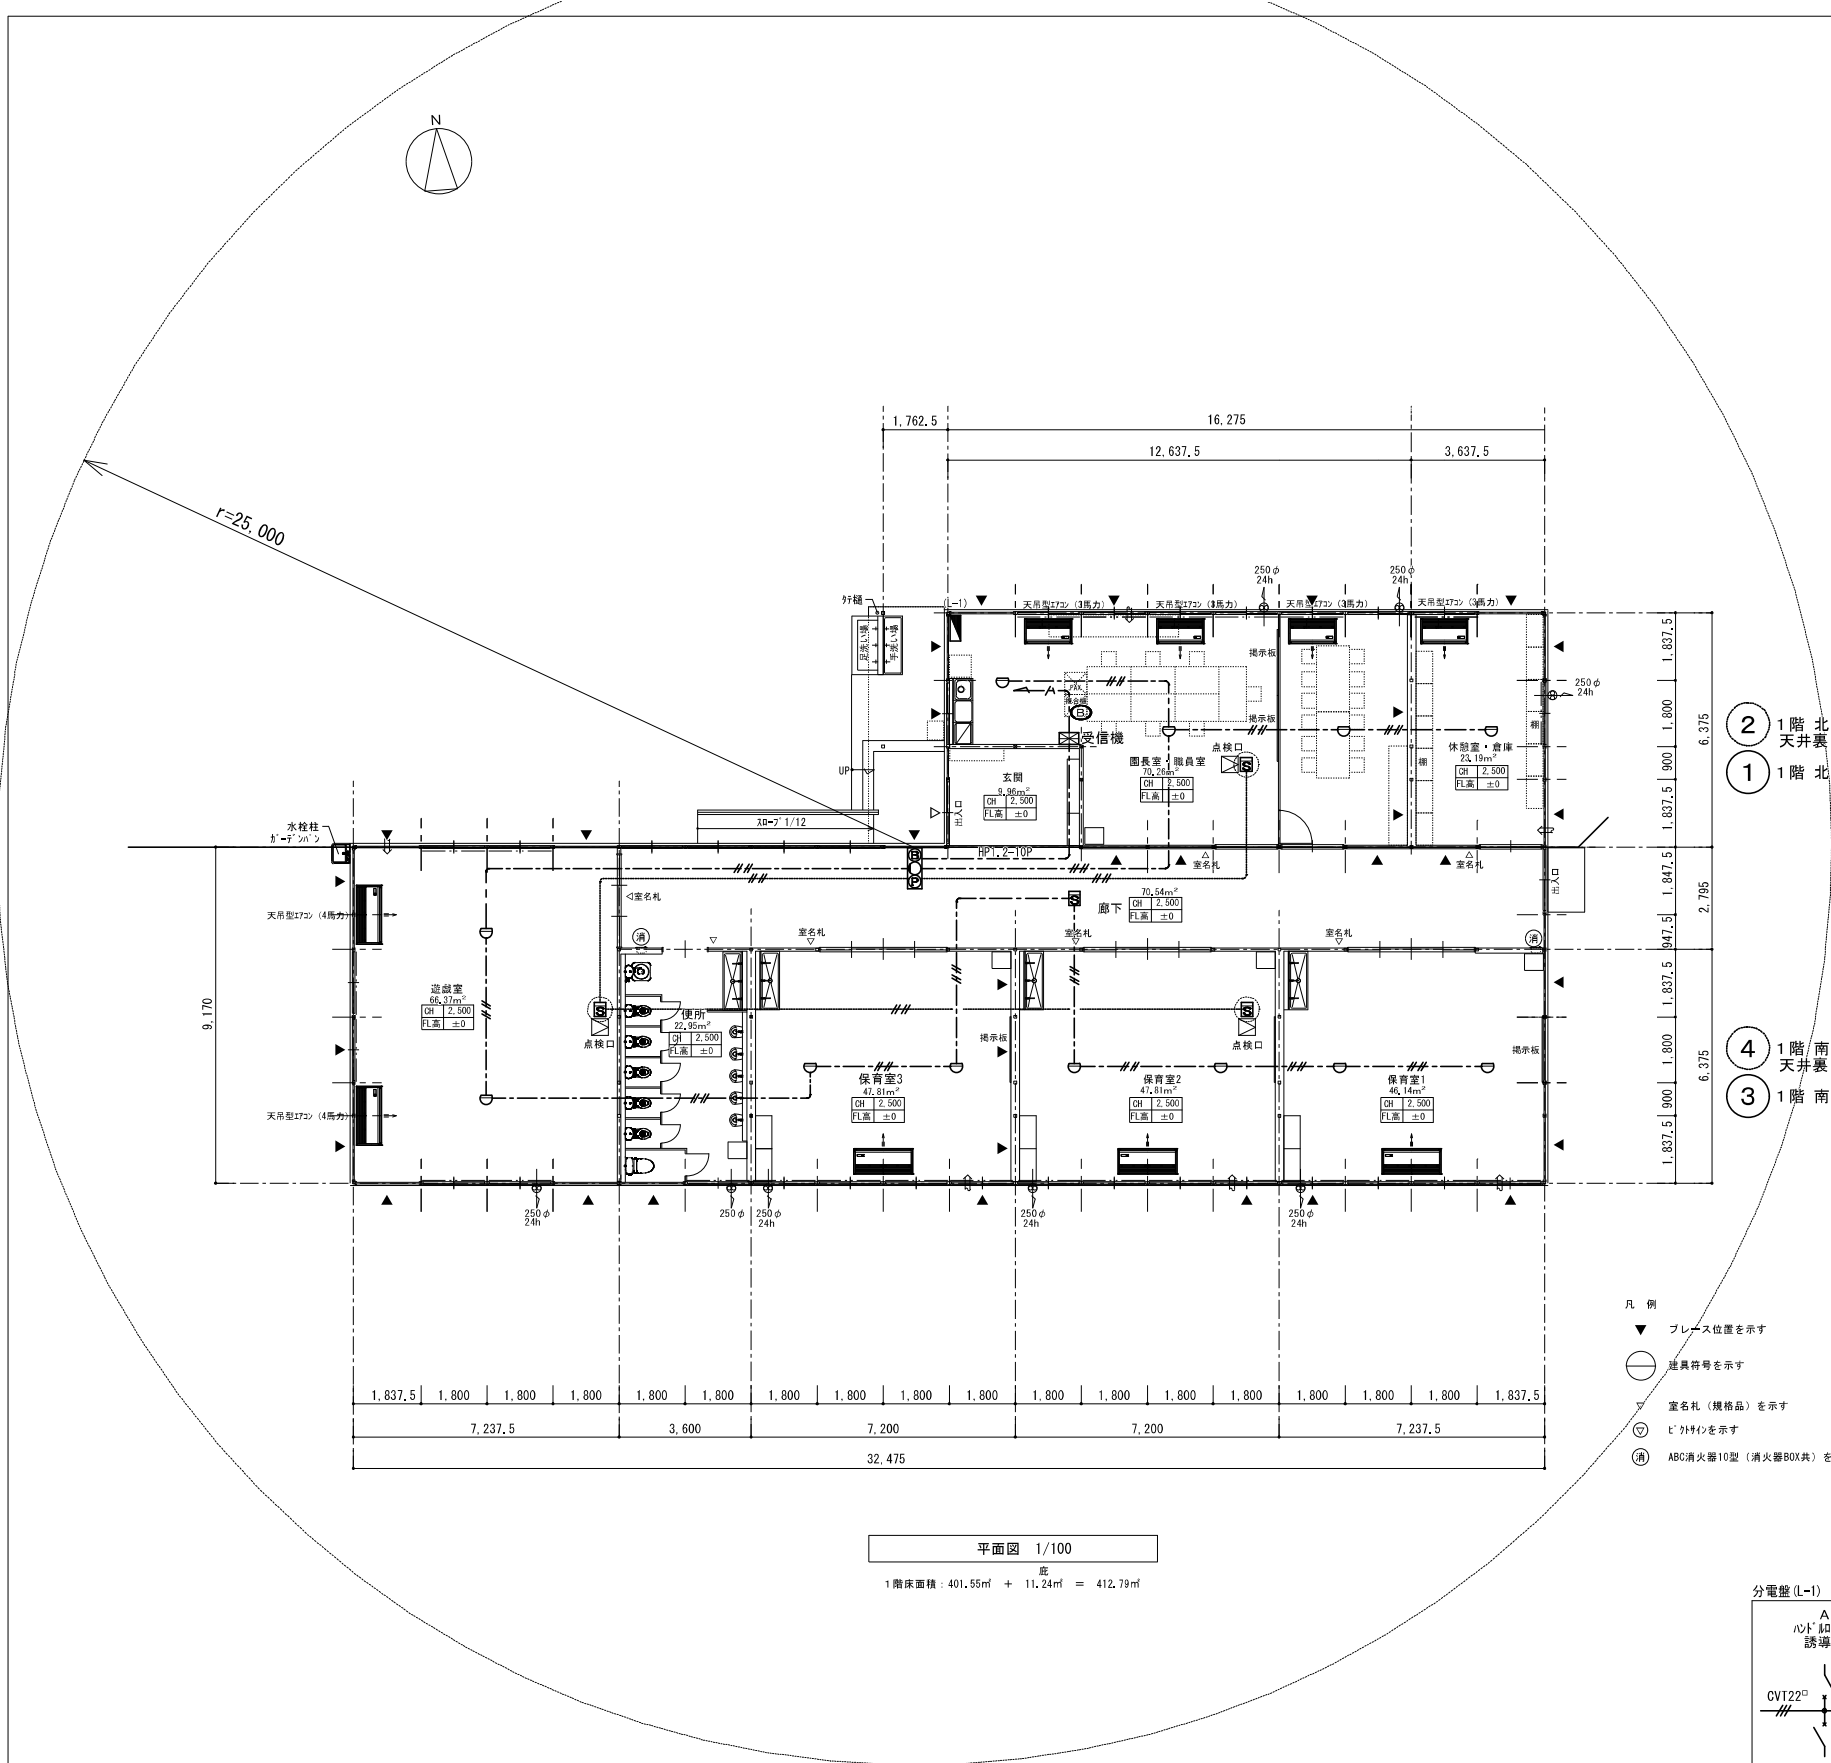


| 凡 例 |                |                                  |   |
|-----|----------------|----------------------------------|---|
| 記 号 | 名 称            | 用                                | 注 |
|     | 複 合 盤<br>壁 掛 型 | 受信機 P 型 1 級 3 0 回線 蓄積型           |   |
|     |                | 自火報 2 5 回線 防排煙 5 回線              |   |
|     |                | 感知器回路常時断線監視機能付                   |   |
|     |                | 型式番号 受第 2 5 ～ 4 号                |   |
|     | 受 信 機 (壁掛)     | P 型 2 級 5 回線 常時断線監視機能付           |   |
|     | 連動停止スイッチ       |                                  |   |
|     | 副受信機           | 回線 (圧電ブザー内蔵)                     |   |
|     | 機器収容箱          | 埋込                               |   |
|     | 同 上            | 消火栓組込型 (  内蔵)                    |   |
|     | 電 鈴            | D C 24 V 10 m A 130 φ            |   |
|     | 表 示 灯          | A C . D C 24 V 15 m A リンク型赤色 LED |   |
|     | 発 信 機          | P 型 2 級  露出)                     |   |
|     | 発 信 機          | P 型 1 級  露出)                     |   |
|     | 差動式ｽﾄｯﾌﾟ型感知器   | 2 種 露出型                          |   |
|     | 定温式ｽﾄｯﾌﾟ型感知器   | 1 種 75℃                          |   |
|     | 定温式ｽﾄｯﾌﾟ型感知器   | 特 種 65℃ ｽﾄｯﾌﾟ付                   |   |
|     | 同 上            | 1 種 75℃ 防水型                      |   |
|     | 光電式ｽﾄｯﾌﾟ型感知器   | 2 種 露出型                          |   |
|     | 終端抵抗           |                                  |   |
|     | 消火栓起動スイッチ      |                                  |   |
|     | 警戒区域境界線        |                                  |   |
|     | 同上番号           | 自動火災報知設備                         |   |
|     | 同 上            | 防火排煙設備                           |   |
|     | 配 管 配 線        |                                  |   |
|     | 立上げ 素通り 立下げ    |                                  |   |


今回工事内容  
・仮設園舎用受信機 P 型 2 級 5 回線を職員室に設置する。  
・仮設園舎に総合盤、感知器の設置。  
・感知器は空気吹出口から 1.5m 以上離れた位置に設けること。

図中に記入なき配線は、下記とする。  
---##--- AE0.9-4C

は天井裏用

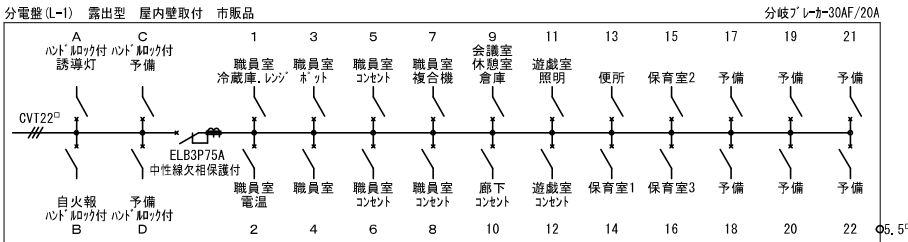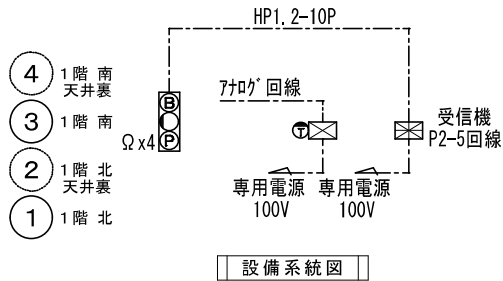

|     |                  |        |       |                            |       |                                                                                     |    |
|-----|------------------|--------|-------|----------------------------|-------|-------------------------------------------------------------------------------------|----|
| 工事名 | 岡山市立平井幼稚園仮設園舎賃貸借 |        |       |                            | N o . | 株式会社 総合設計                                                                           |    |
| 図面名 | 自火報設備            |        |       | 縮尺 A1... 1/100 A3... 1/200 | E-05  | 一級建築士事務所 原知事登録第1910号<br>〒701-0145 岡山市北区今保199-7<br>TEL 086-241-9082 FAX 086-241-9492 |    |
| 岡山市 | 都市整備局            | 住宅・建築部 | 公共建築課 | 令和7年12月                    | E-06  | 検図                                                                                  | 製図 |
| 課長  | 課長補佐             | 係長     | 課員    | 担当者                        | 承認    |                                                                                     |    |

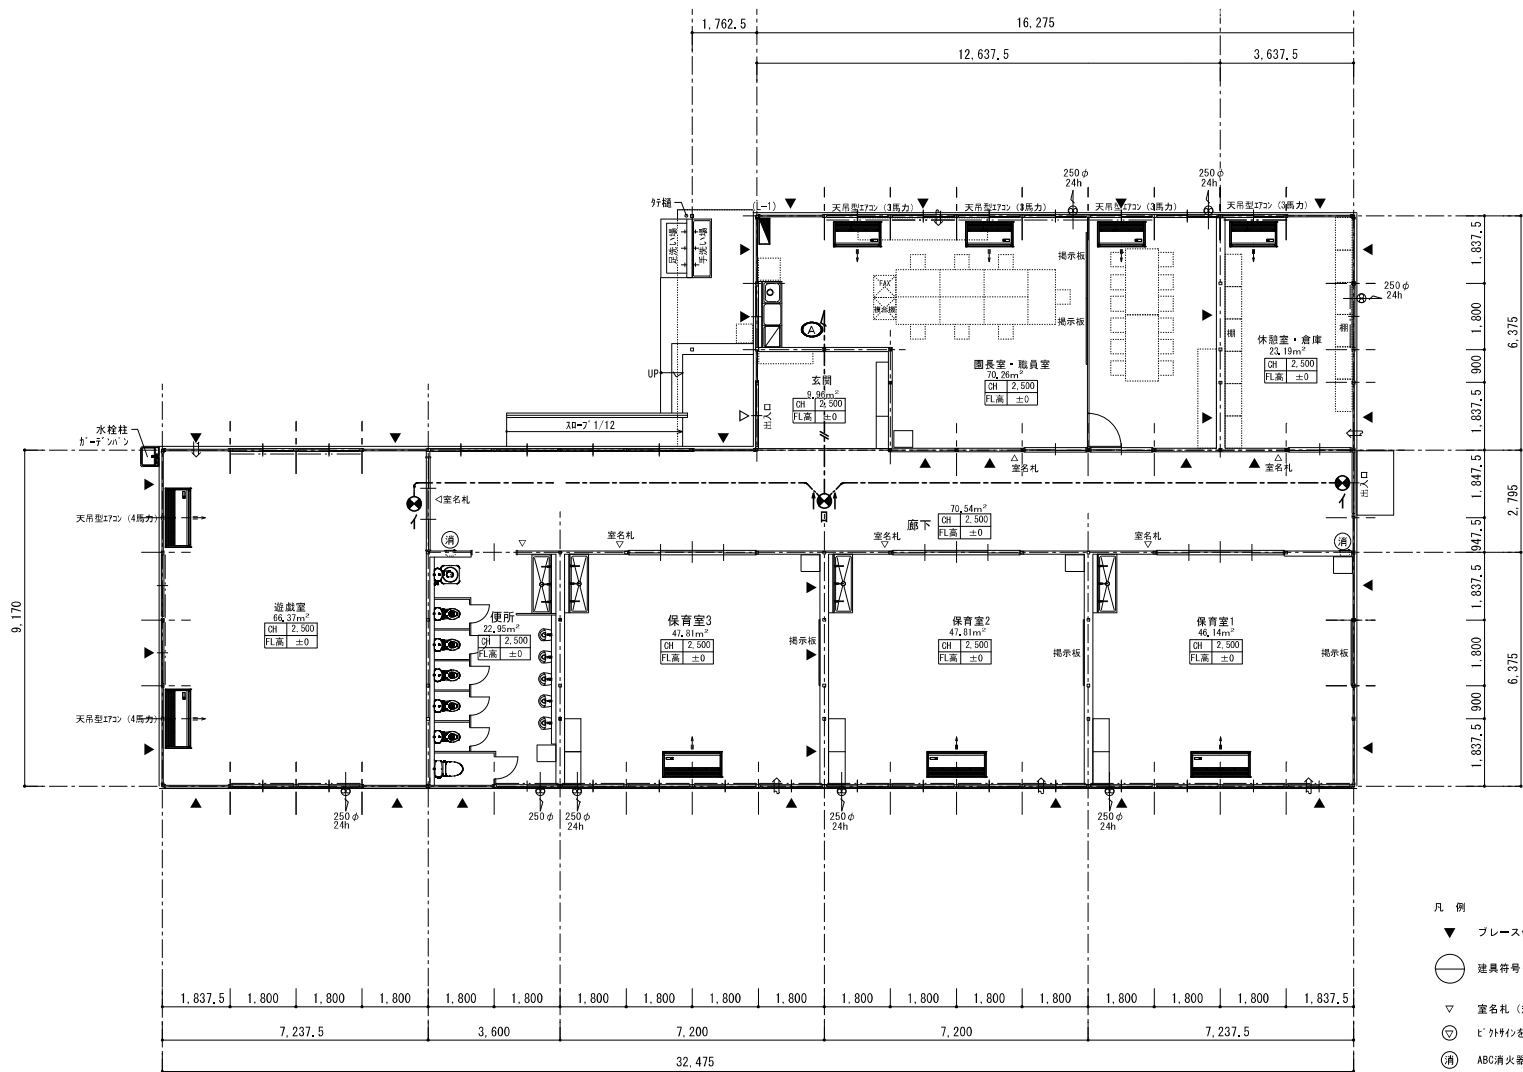

平面図 1/100  
底 1階床面積：401.55㎡ + 11.24㎡ = 412.79㎡

- 凡 例
- ▼ プレース位置を示す
  - 建築符号を示す
  - ▽ 室名札（規格品）を示す
  - ⊙ ビリヤ台を示す
  - ⊕ ABC消火器10型（消火器BOX共）を示す


|  |                                      |
|--|--------------------------------------|
|  | LED B級・BL形<br>避難口誘導灯片面型<br>一般型（20分間） |
|  | KSH20151+S1-2091S                    |
|  | LED B級・BL形<br>通路誘導灯両面型<br>一般型（20分間）  |
|  | KSH20162+S2-2091L+S2-2091AR          |

凡例 図中明記なきは下記による。

|        |                         |
|--------|-------------------------|
| —      | VVF1.6-2C               |
| —▲—    | VVF1.6-3C 内1芯7-ス（黒・白・緑） |
| —■—    | VVF1.6-3C （黒・白・赤）       |
| —■—    | VVF1.6-2Cx2             |
| —■—    | VVF1.6-2Cx3C            |
| —■—    | VVF1.6-2Cx3             |
| F7     | VVF1.6-2Cx2 VVF1.6-3Cx1 |
| —      | VVF2.0-2C               |
| —▲—    | VVF2.0-3C 内1芯7-ス（黒・白・緑） |
| 2.0—■— | VVF2.0-2C+1.6-3C        |
| ■      | 分電盤 壁掛型                 |


天井内コログシ配線とする。  
露出部' 7' モデルで保護の事。

以下の室は告示1411号  
を適用する。  
・職員室  
・休憩室・倉庫  
・保育室1  
・保育室2  
・保育室3  
・遊戯室

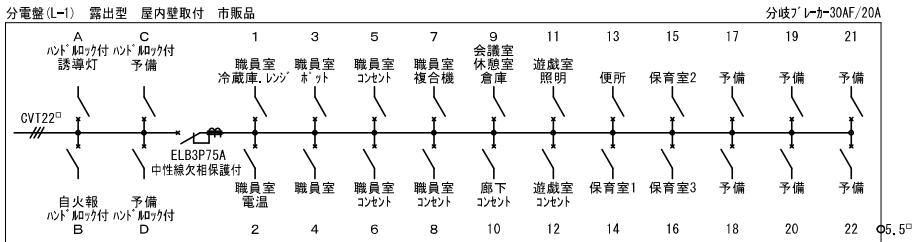

|     |                  |        |       |                            |       |                                                                                                    |    |
|-----|------------------|--------|-------|----------------------------|-------|----------------------------------------------------------------------------------------------------|----|
| 工事名 | 岡山市立平井幼稚園仮設園舎賃貸借 |        |       |                            | N o . | 株式会社 総合設計                                                                                          |    |
| 図面名 | 誘導灯設備            |        |       | 縮尺 A1... 1/100 A3... 1/200 | E-06  | 一級建築士事務所 原知事登録第1910号 一級建築士 第385905号 井上 純一 〒701-0145 岡山市北区今津195-7 TEL 086-241-9082 FAX 086-241-9492 |    |
| 岡山市 | 都市整備局            | 住宅・建築部 | 公共建築課 | 令和7年12月                    | E-06  | 承認                                                                                                 | 検図 |
| 課長  | 課長補佐             | 係長     | 課員    | 担当者                        | 承認    |                                                                                                    | 製図 |
|     |                  |        |       |                            |       |                                                                                                    |    |



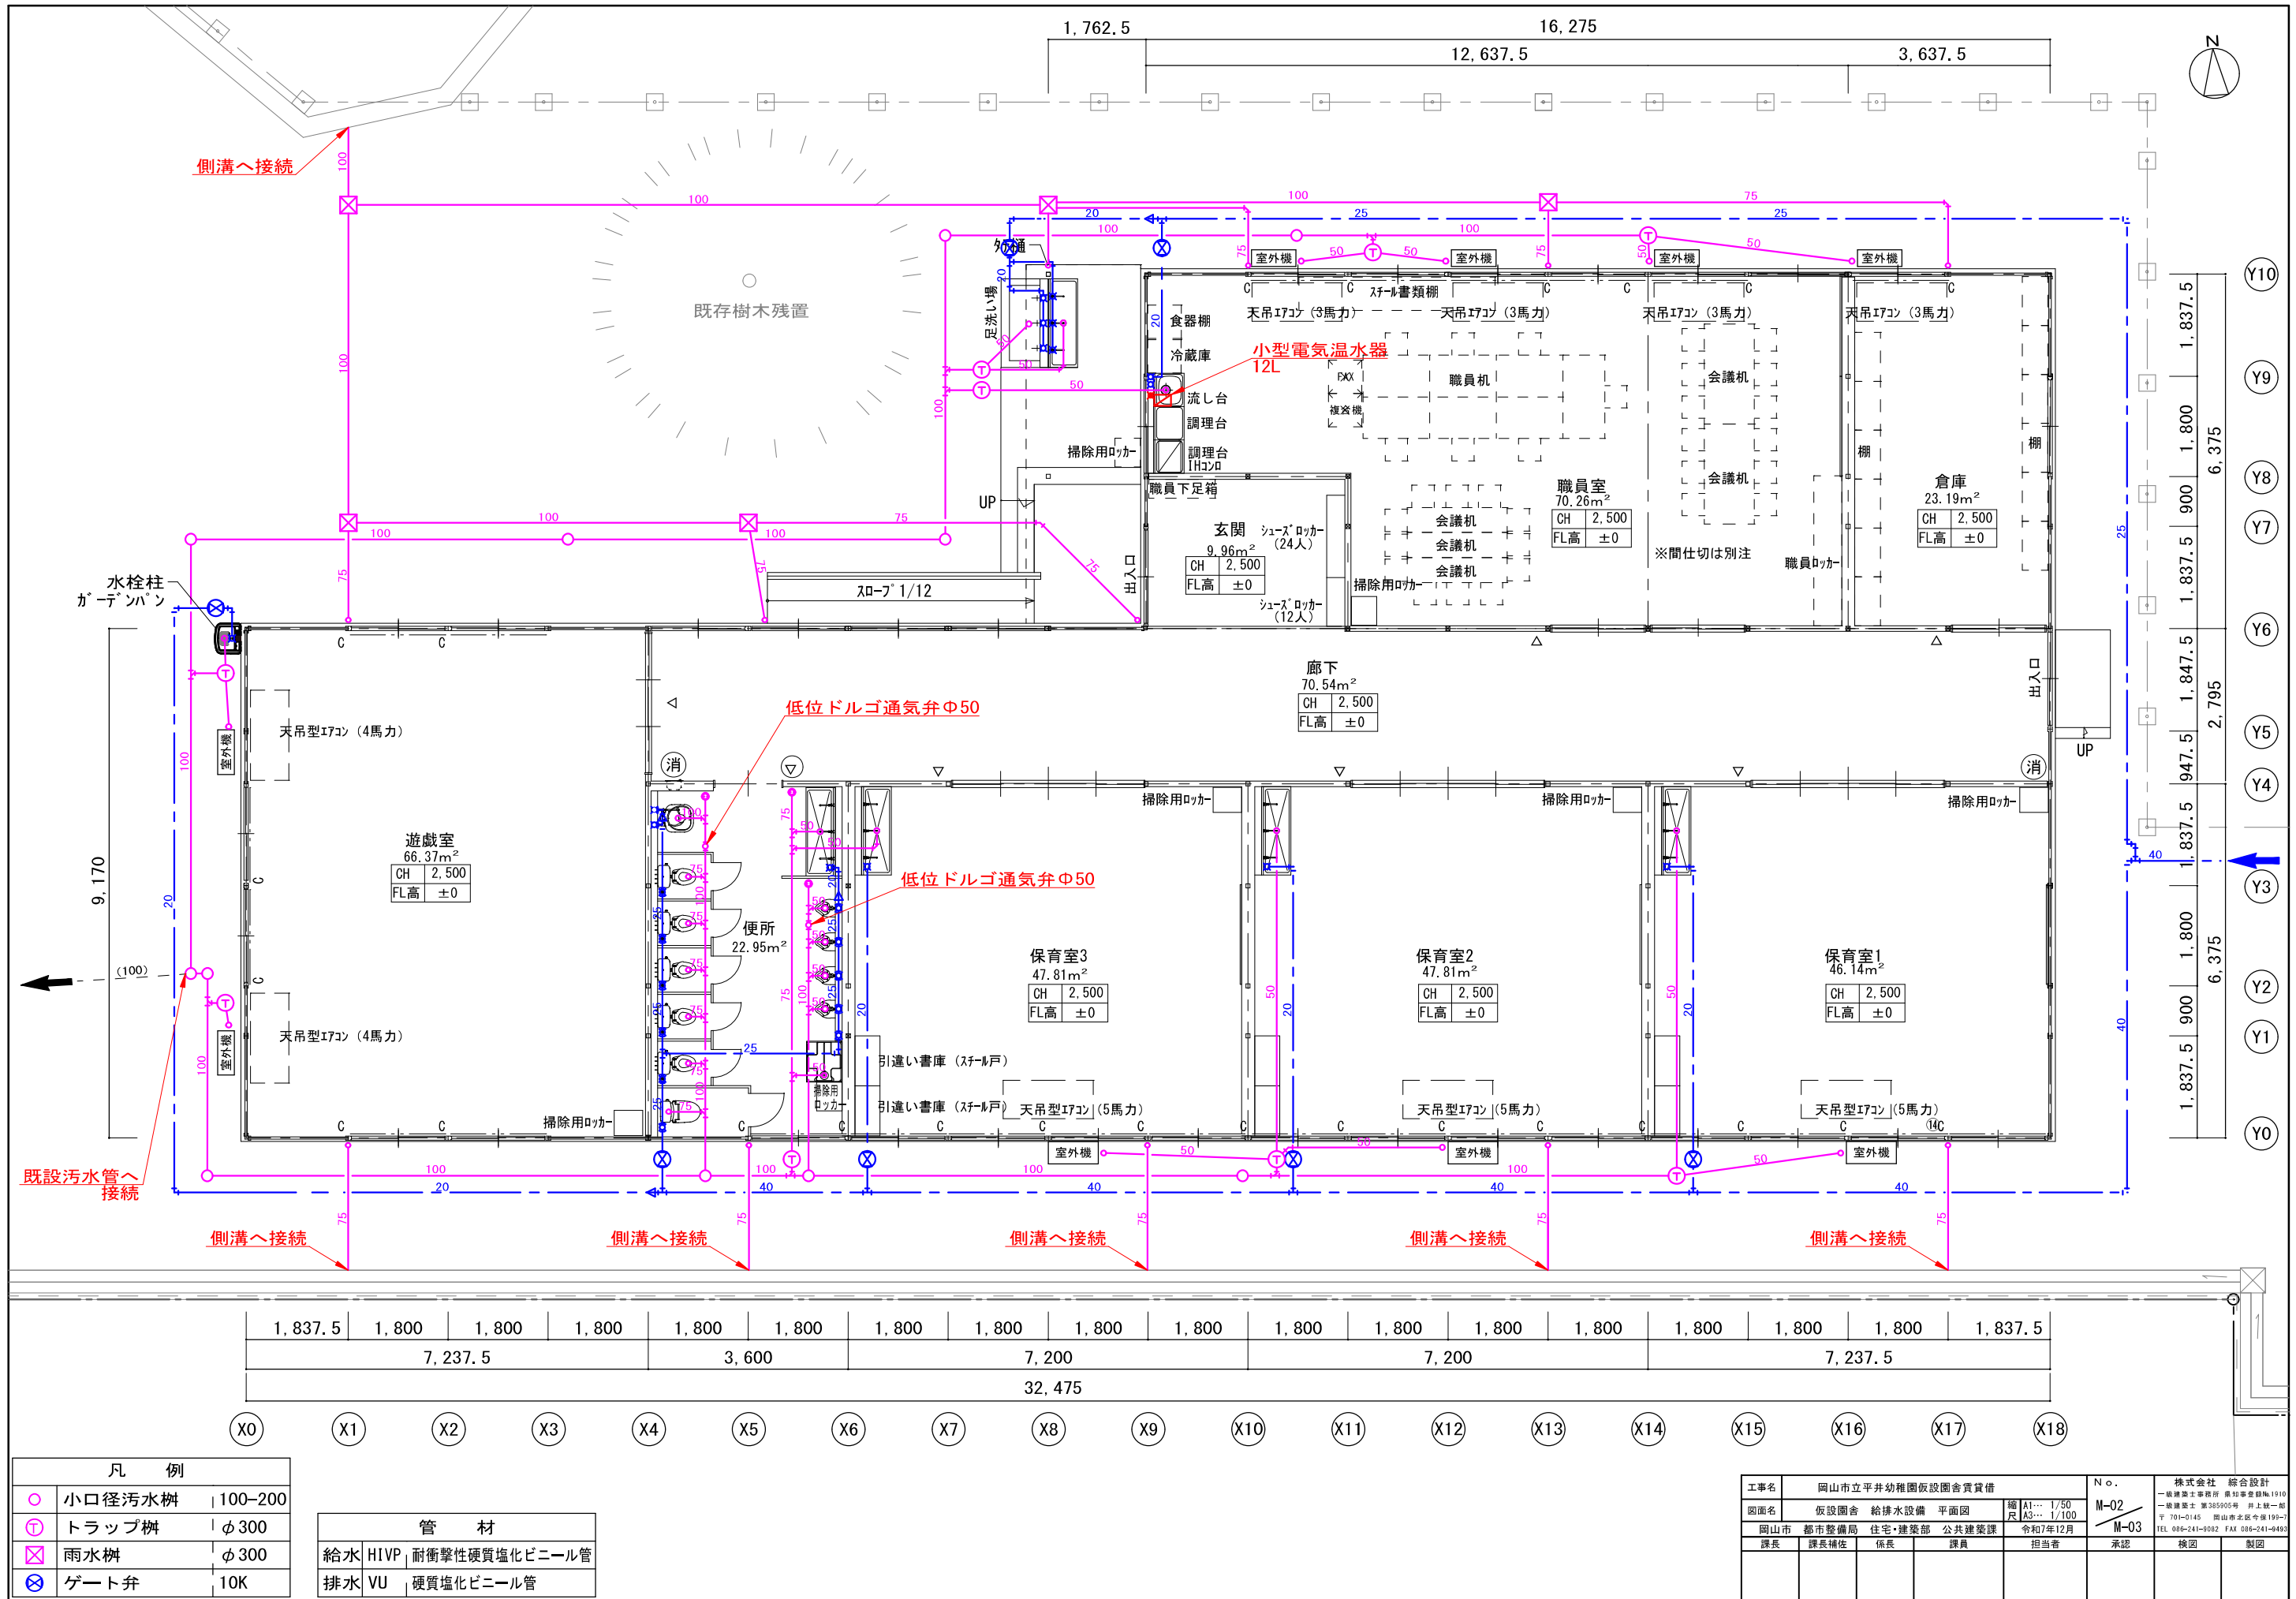

| 凡 例 |                |
|-----|----------------|
| ○   | 小口径汚水樹 100-200 |
| ㊦   | トラップ 樹 φ300    |
| ⊠   | 雨水樹 φ300       |
| ⊗   | ゲート弁 10K       |

| 管 材 |                    |
|-----|--------------------|
| 給水  | HIVP 耐衝撃性硬質塩化ビニール管 |
| 排水  | VU 硬質塩化ビニール管       |

|     |                  |        |                           |         |                                                                                                                  |       |
|-----|------------------|--------|---------------------------|---------|------------------------------------------------------------------------------------------------------------------|-------|
| 工事名 | 岡山市立平井幼稚園仮設園舎賃貸借 |        |                           | N.O.    | 株式会社 総合設計                                                                                                        |       |
| 図面名 | 仮設園舎 給排水設備 平面図   | 縮尺     | A1... 1/50<br>A3... 1/100 | M-02    | 一級建築士事務所 廣知事会館1910<br>一級建築士 第385955号 井上 敬一<br>〒100-0145 東京都千代田区千代田190-7<br>TEL 03-62-241-0052 FAX 03-62-241-0450 |       |
| 岡山市 | 都市整備局            | 住宅・建設部 | 公共建築課                     | 令和7年12月 | M-03                                                                                                             |       |
| 課長  | 課長補佐             | 係長     | 課員                        | 担当者     | 承認                                                                                                               | 検図 製図 |
|     |                  |        |                           |         |                                                                                                                  |       |

| 記号 | 名 称      | 寸法      | マンホール     | 管底寸法    | 区分 |
|----|----------|---------|-----------|---------|----|
| ㊦  | 汚水インポート樹 | 900×900 | CMH-1-600 | GL-750  | 撤去 |
| ㊧  | 汚水インポート樹 | —       | Φ200      | GL-890  | 撤去 |
| ㊨  | 汚水インポート樹 | 900×900 | CMH-1-600 | GL-1030 | 撤去 |

| 新設樹 |        |         |    |
|-----|--------|---------|----|
| ○   | 小口径汚水樹 | 100-200 | 撤去 |
| ㊦   | トラップ樹  | φ 300   | 撤去 |
| ☒   | 雨水樹    | φ 300   | 撤去 |

| 管 材 |      |               |    |
|-----|------|---------------|----|
| 給水  | HIVP | 耐衝撃性硬質塩化ビニール管 | 撤去 |
| 排水  | VU   | 硬質塩化ビニール管     | 撤去 |

[illegible]

配置図 S=1/200

[illegible]