

令和 7 年度

西川アイプラザ非常用発電機制御機器交換修繕


図面リスト

No.	図 名	縮 尺
E-0 0	表紙・図面リスト・付近見取図	1/2500, 1/200
E-0 1	地下2階電気設備平面図	1/100




工事施工場所：西川アイプラザ 岡山市北区幸町10番16号

付近見取図 S:1/2,500

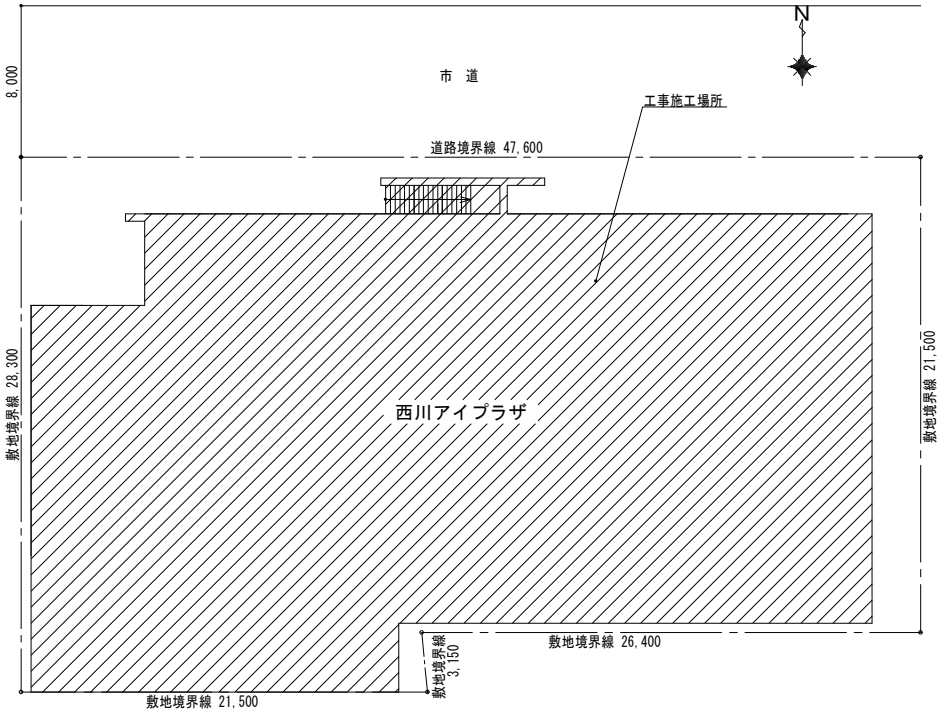

配置図 S:1/200

工事名	西川アイプラザ非常用発電機制御機器交換修繕				No.			
図面名	表紙・図面リスト・付近見取図				縮尺	1/2500, 1/200		
岡山市	都市整備局	住宅・建設部	公共建築課	令和7年4月	E-00/ E-01	承認	検図	製図
課長	課長補佐	係長	課員	担当者				

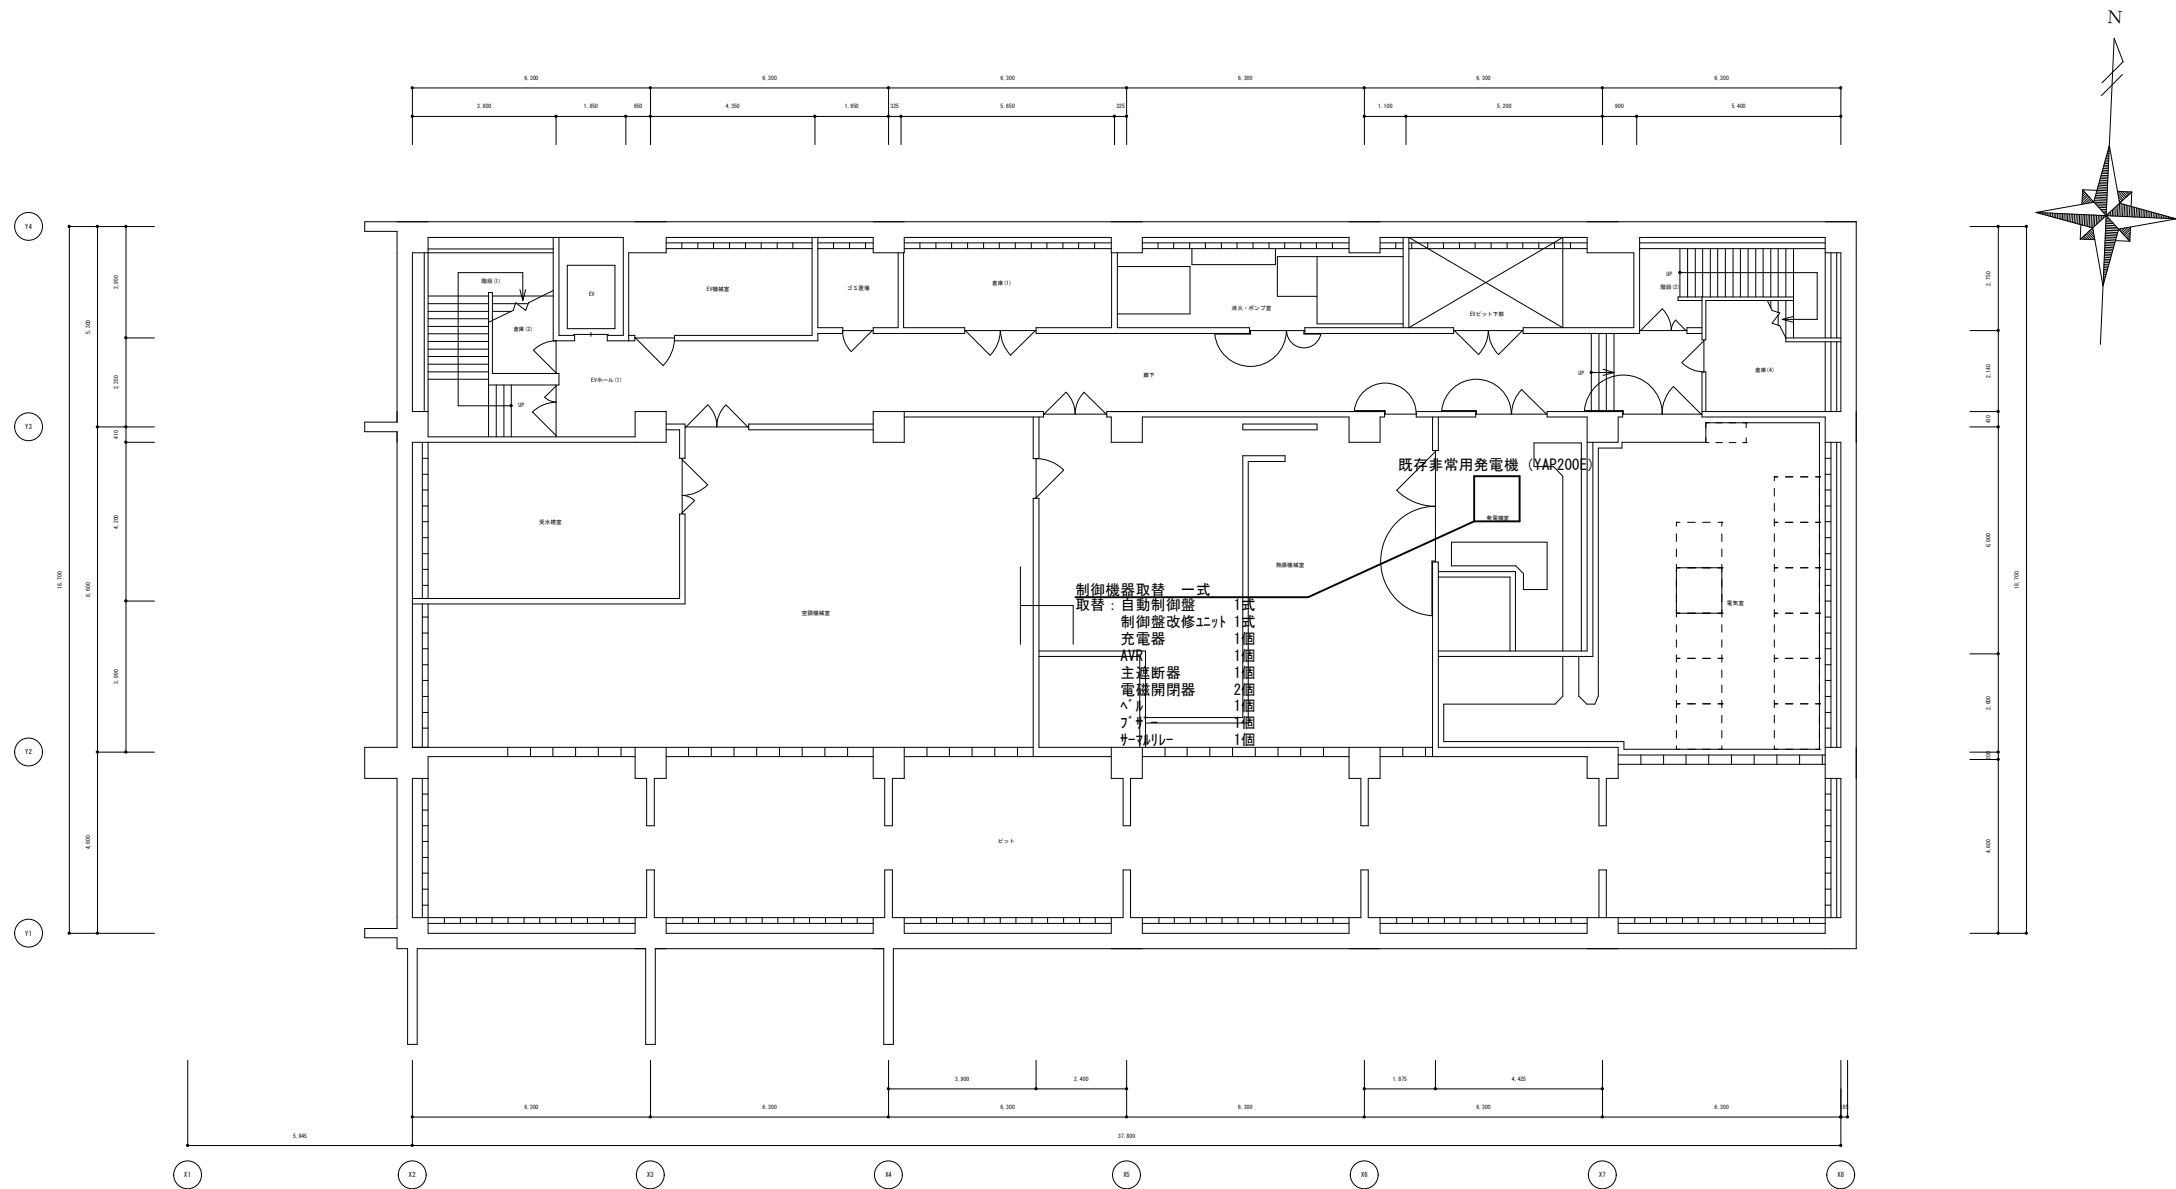

地下2階平面図 S=1/100

工事名				西川アイプラザ非常用発電機制御機器交換修繕		No. E-01/ E-01	
図面名		地下2階電気設備平面図		縮尺	1/100		
岡山市		都市整備局 住宅・建築部 公共建築課		令和7年4月			
課長	課長補佐	係長	課員	担当者		承認	検図
							製図