



平井ポンプ場 ポンプ室詳細図

岡東浄化センターほかクレーン点検整備業務委託

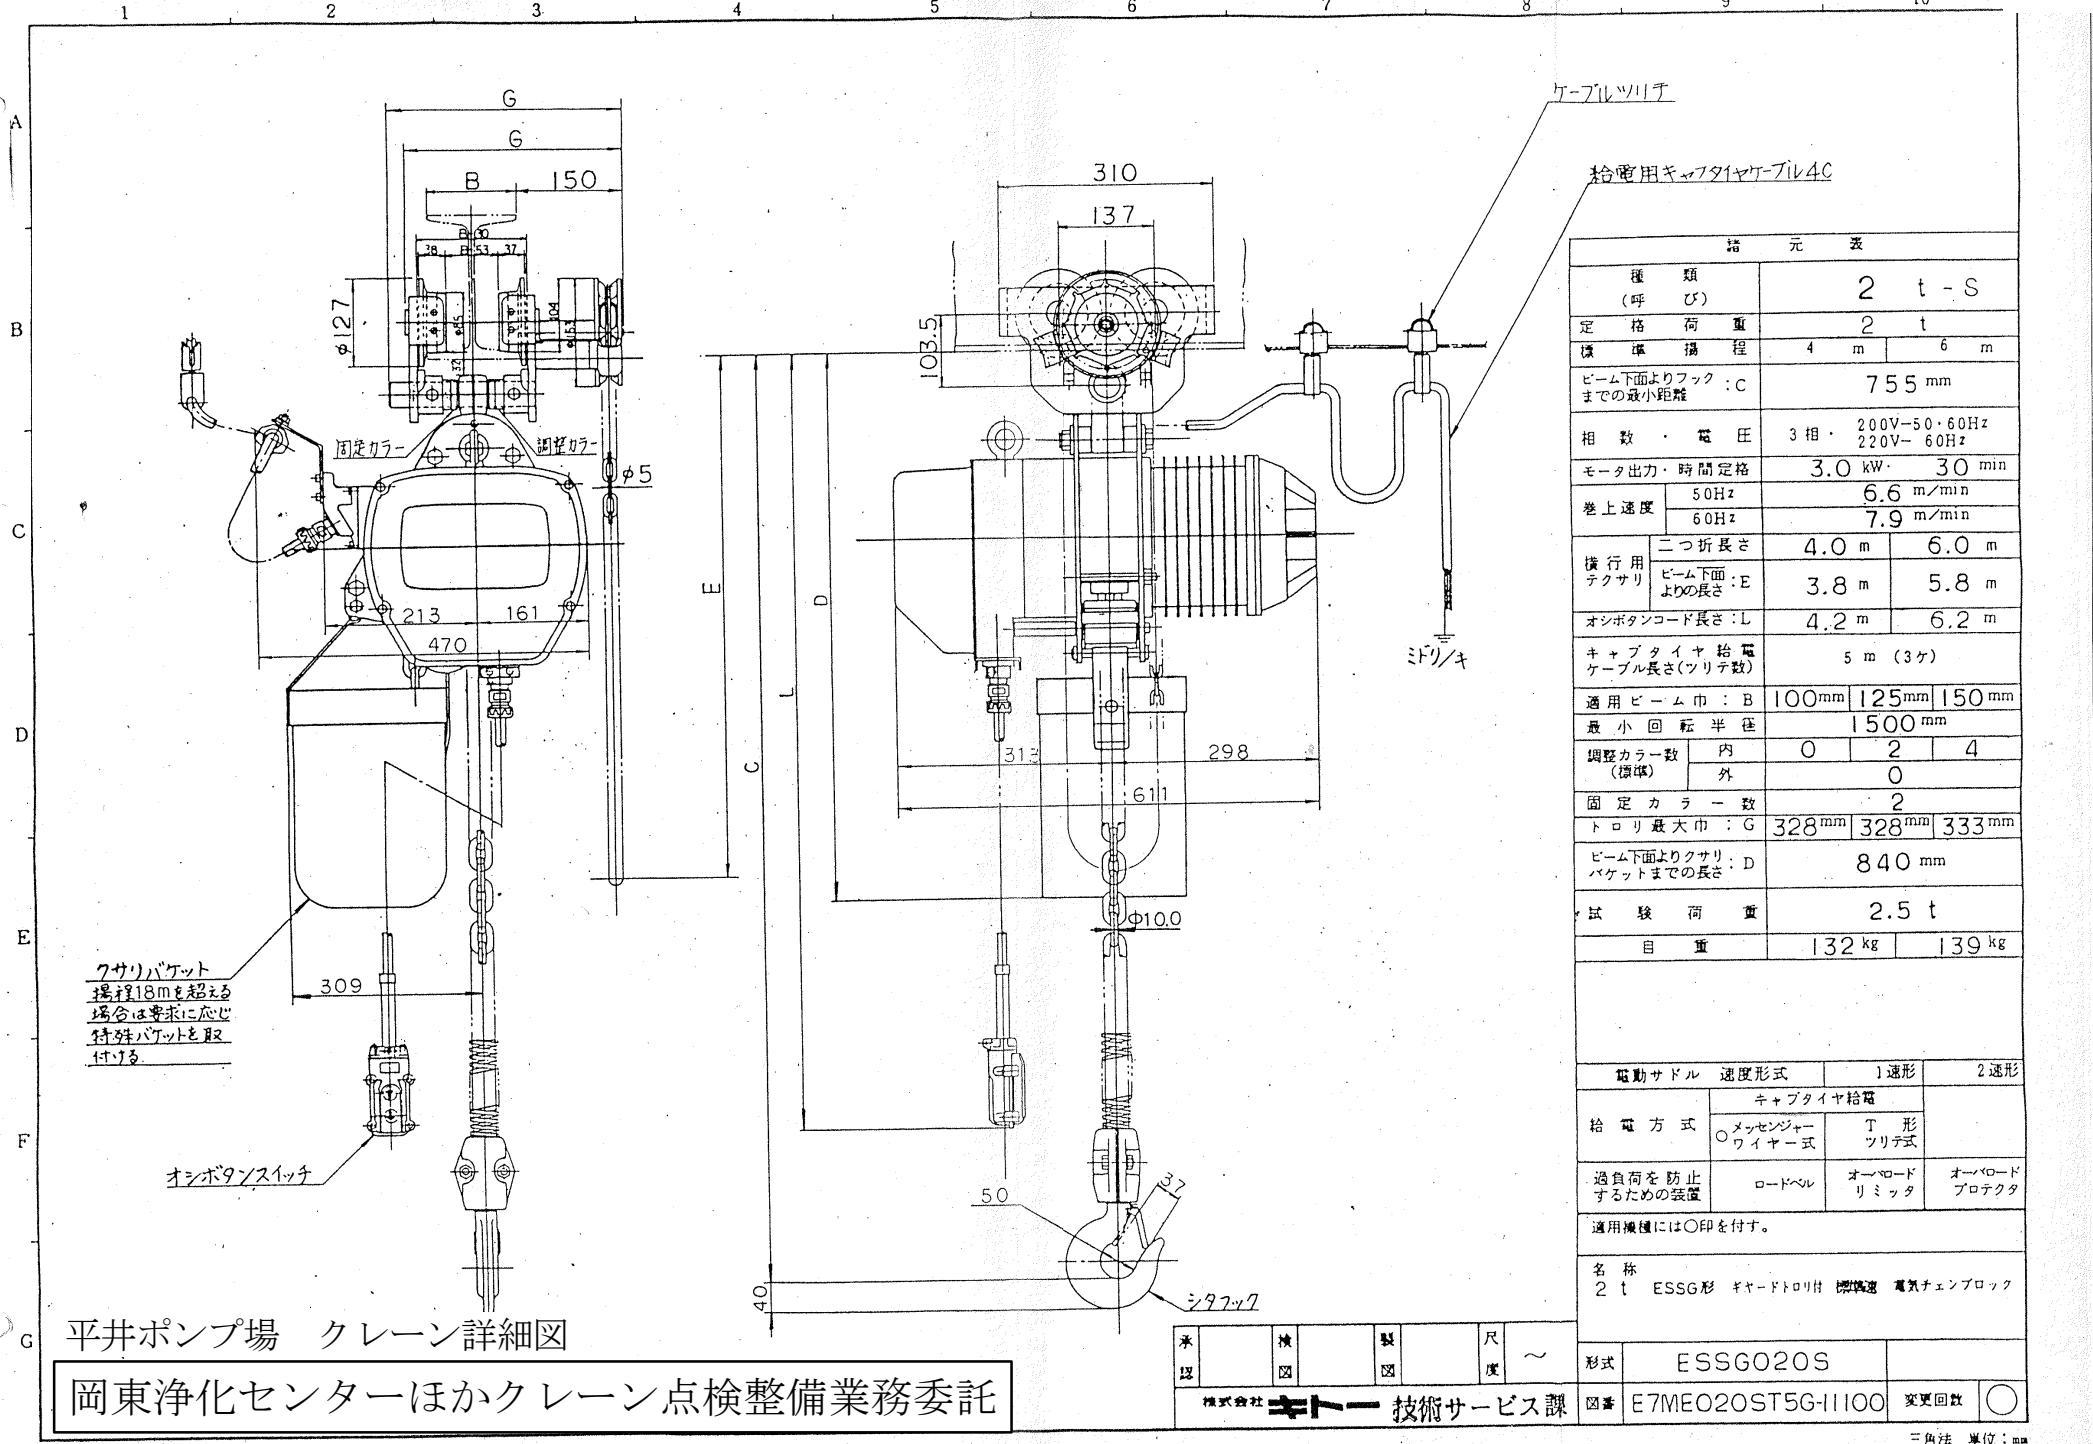


金岡ポンプ場（雨水）（汚水）
岡山市東区金岡東町一丁目4番31号

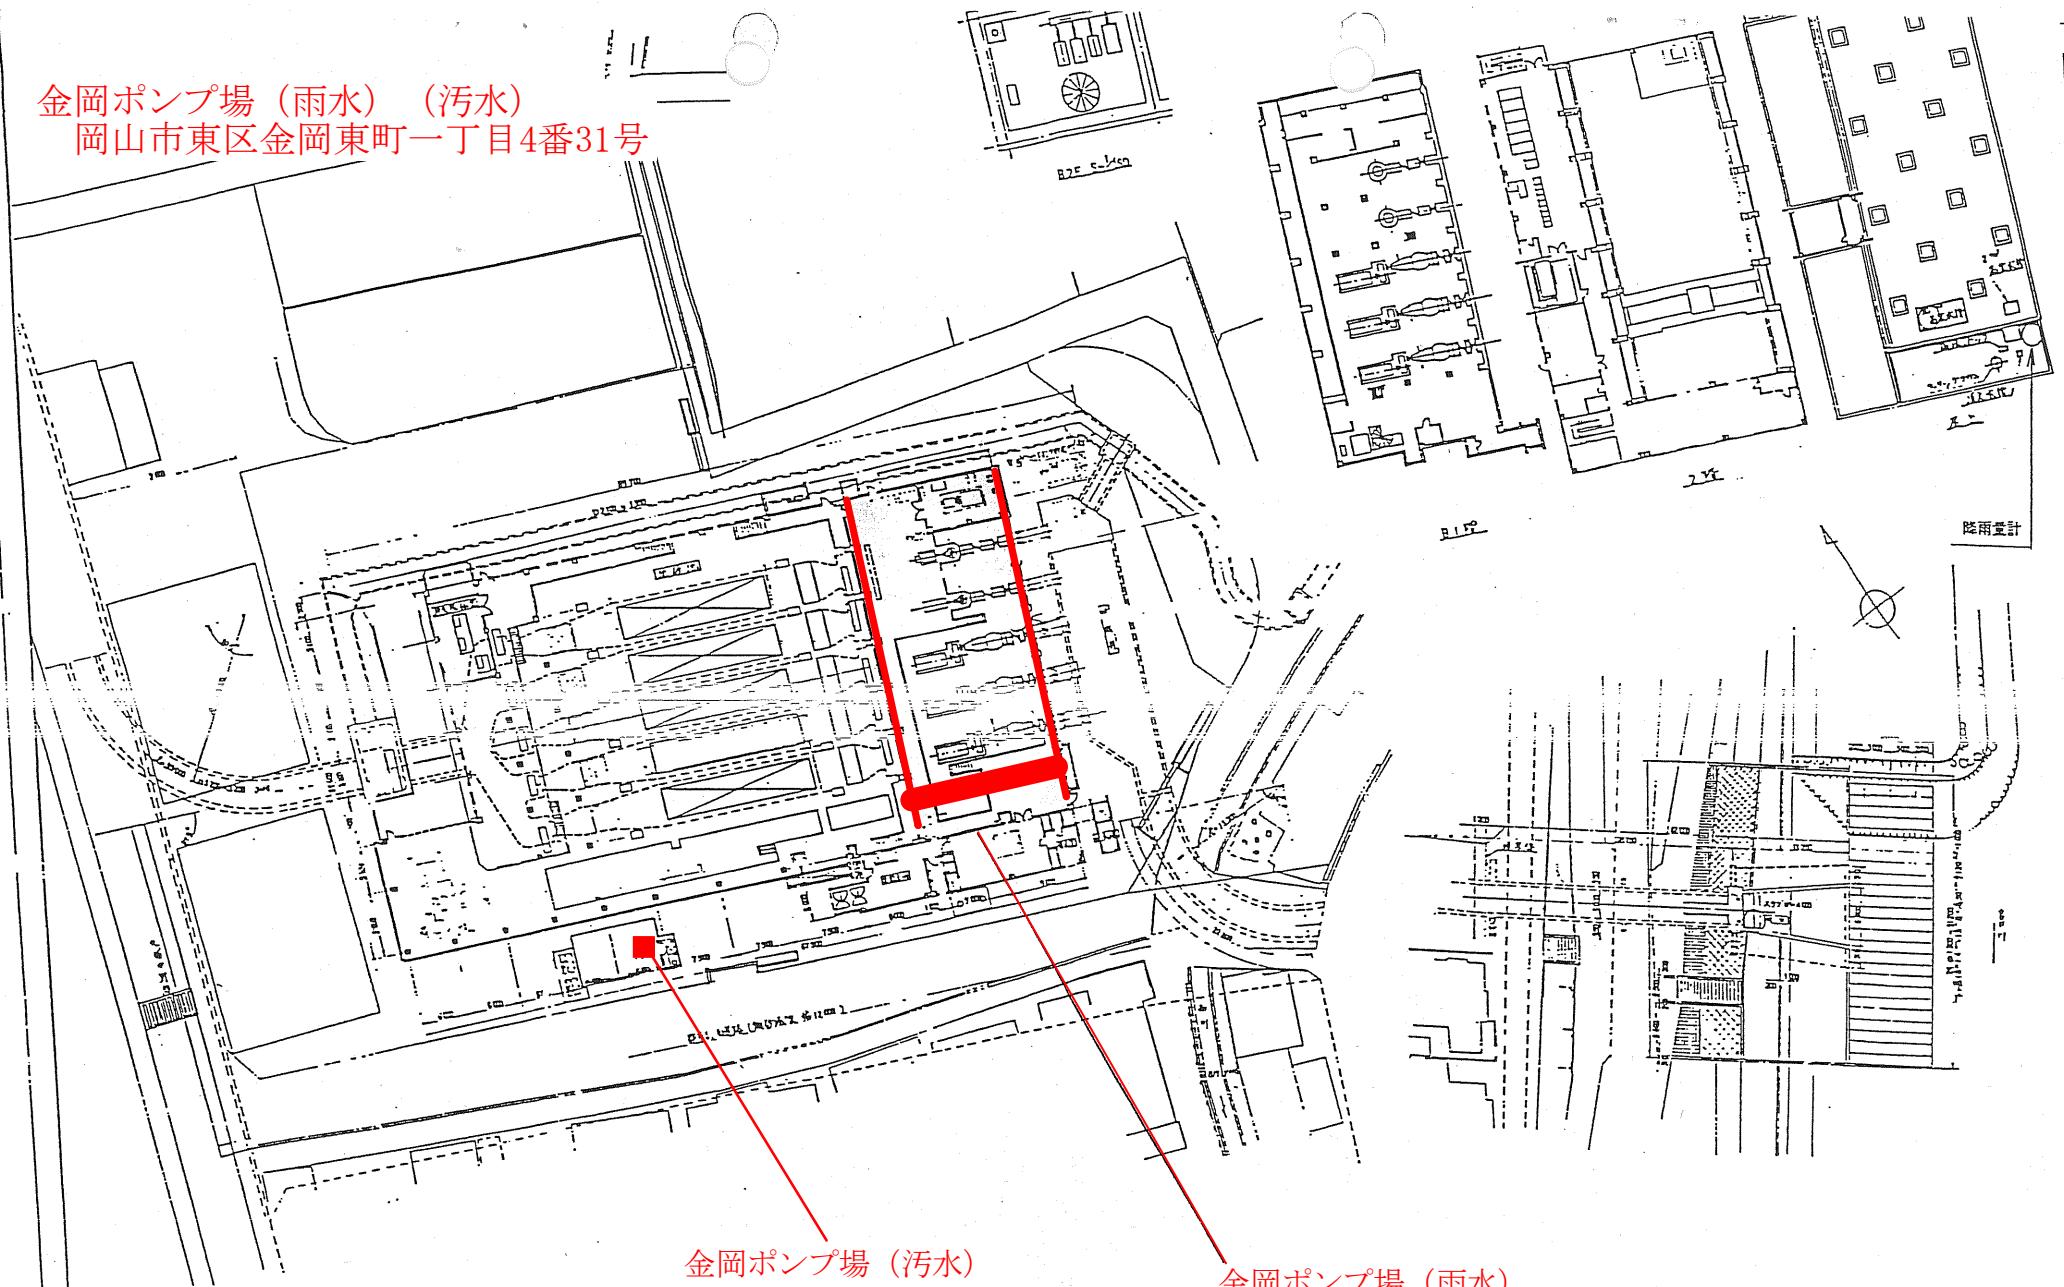

金岡ポンプ場（汚水）

金岡ポンプ場（雨水）

金岡ポンプ場平面図
岡東浄化センターほかクレーン点検整備業務委託

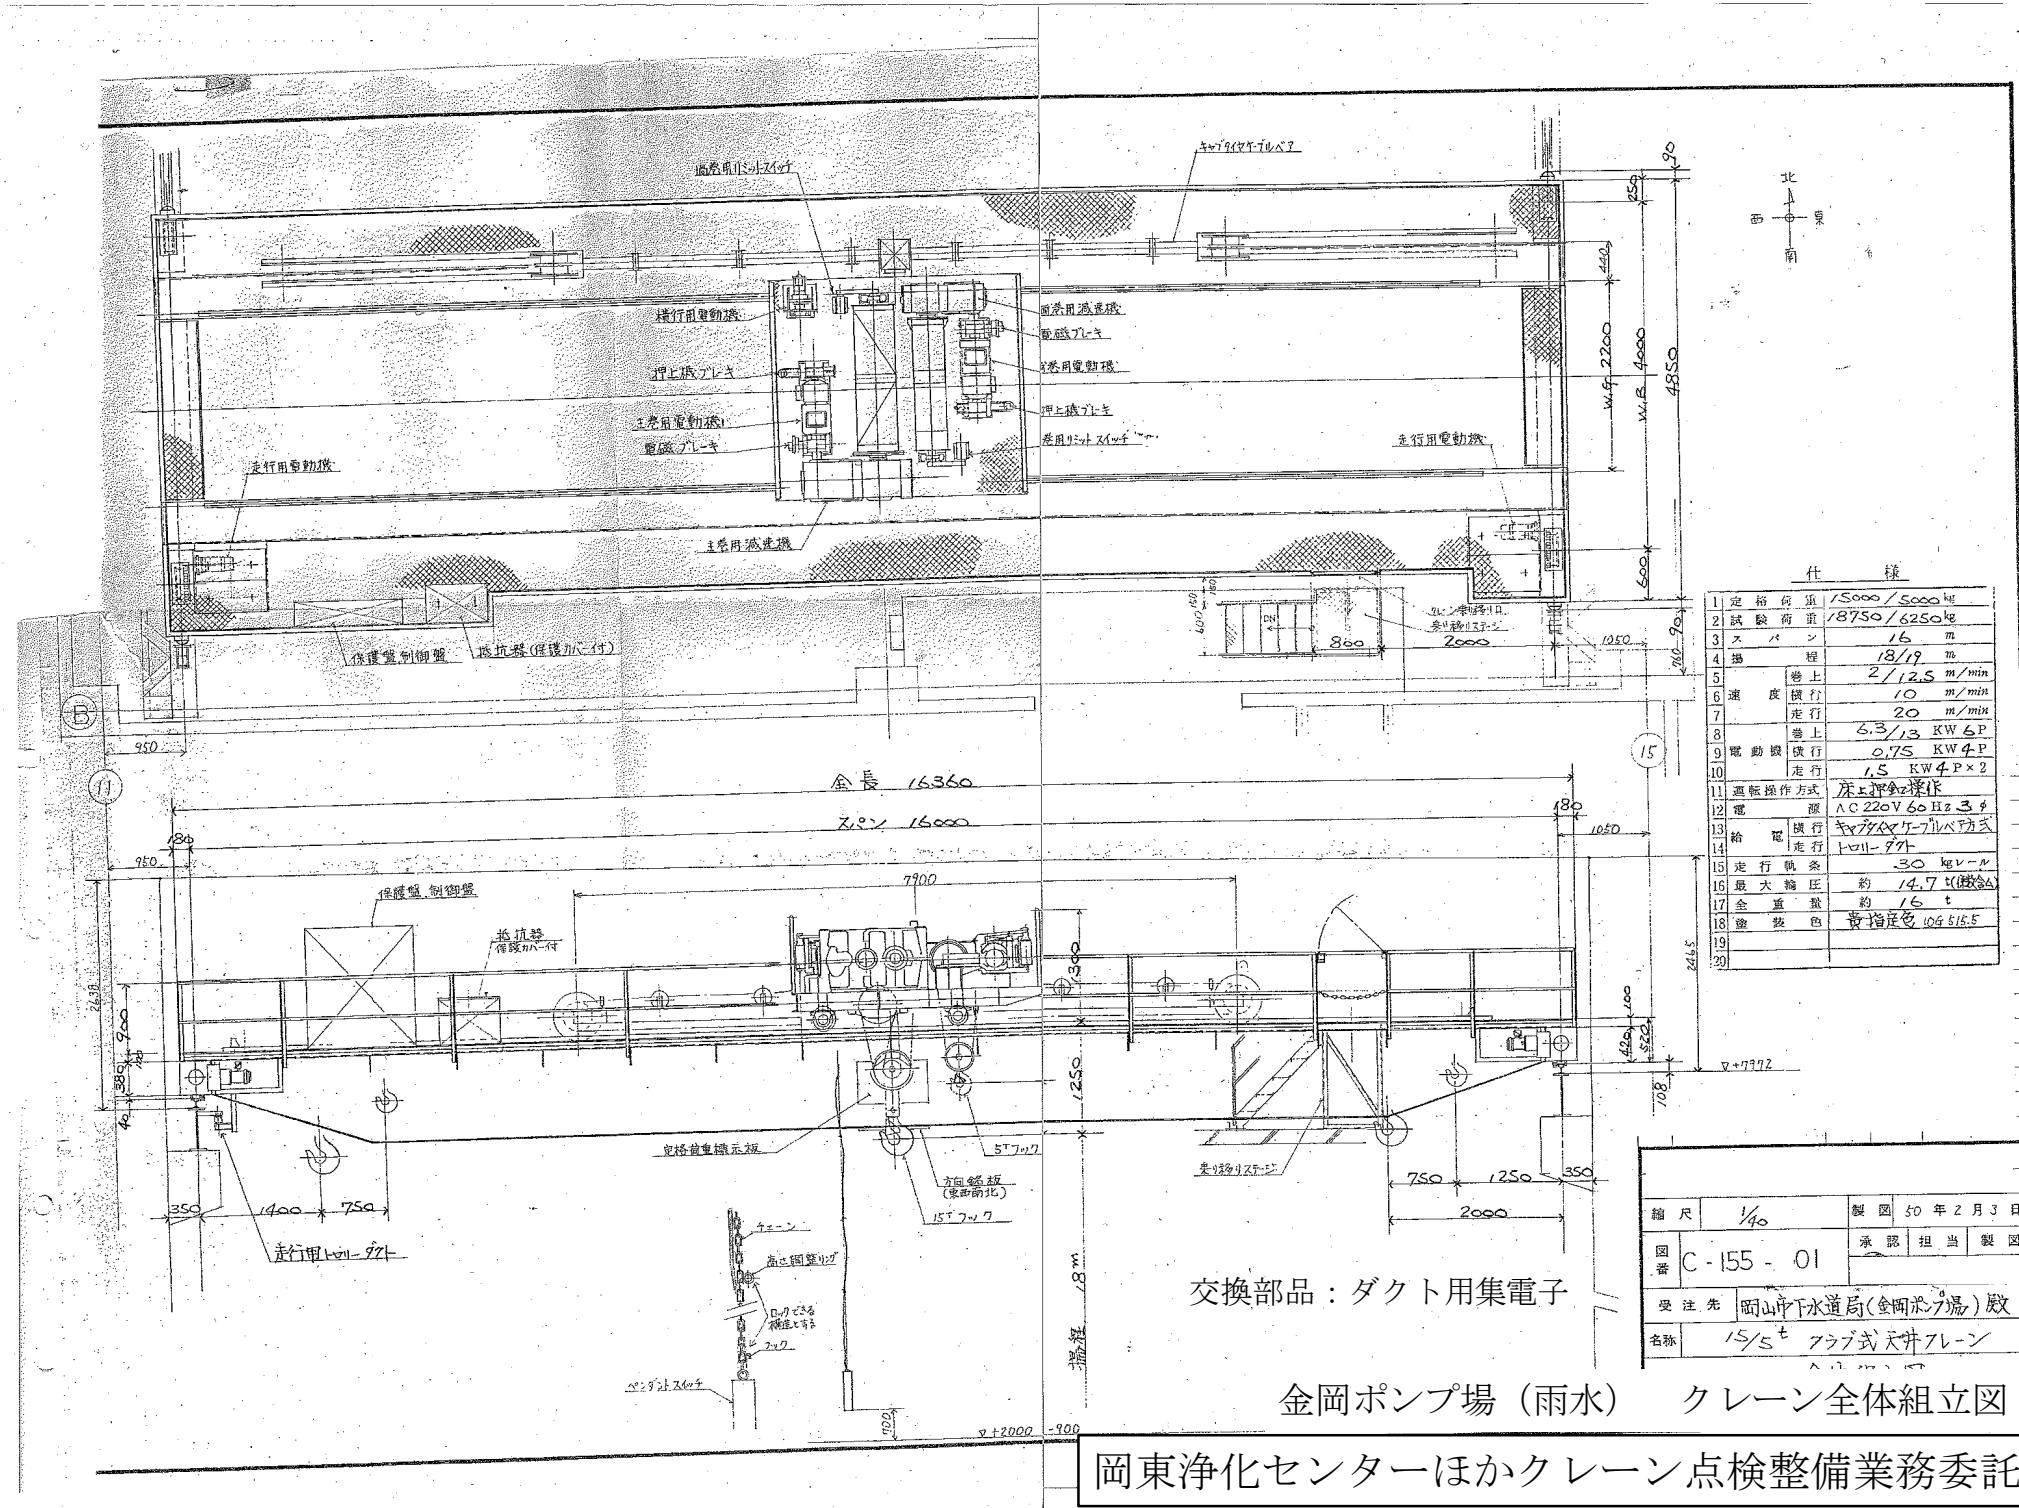


交換部品：ダクト用集電子

金岡ポンプ場（雨水）

クレーン全体組立図

岡東浄化センターほかクレーン点検整備業務委託

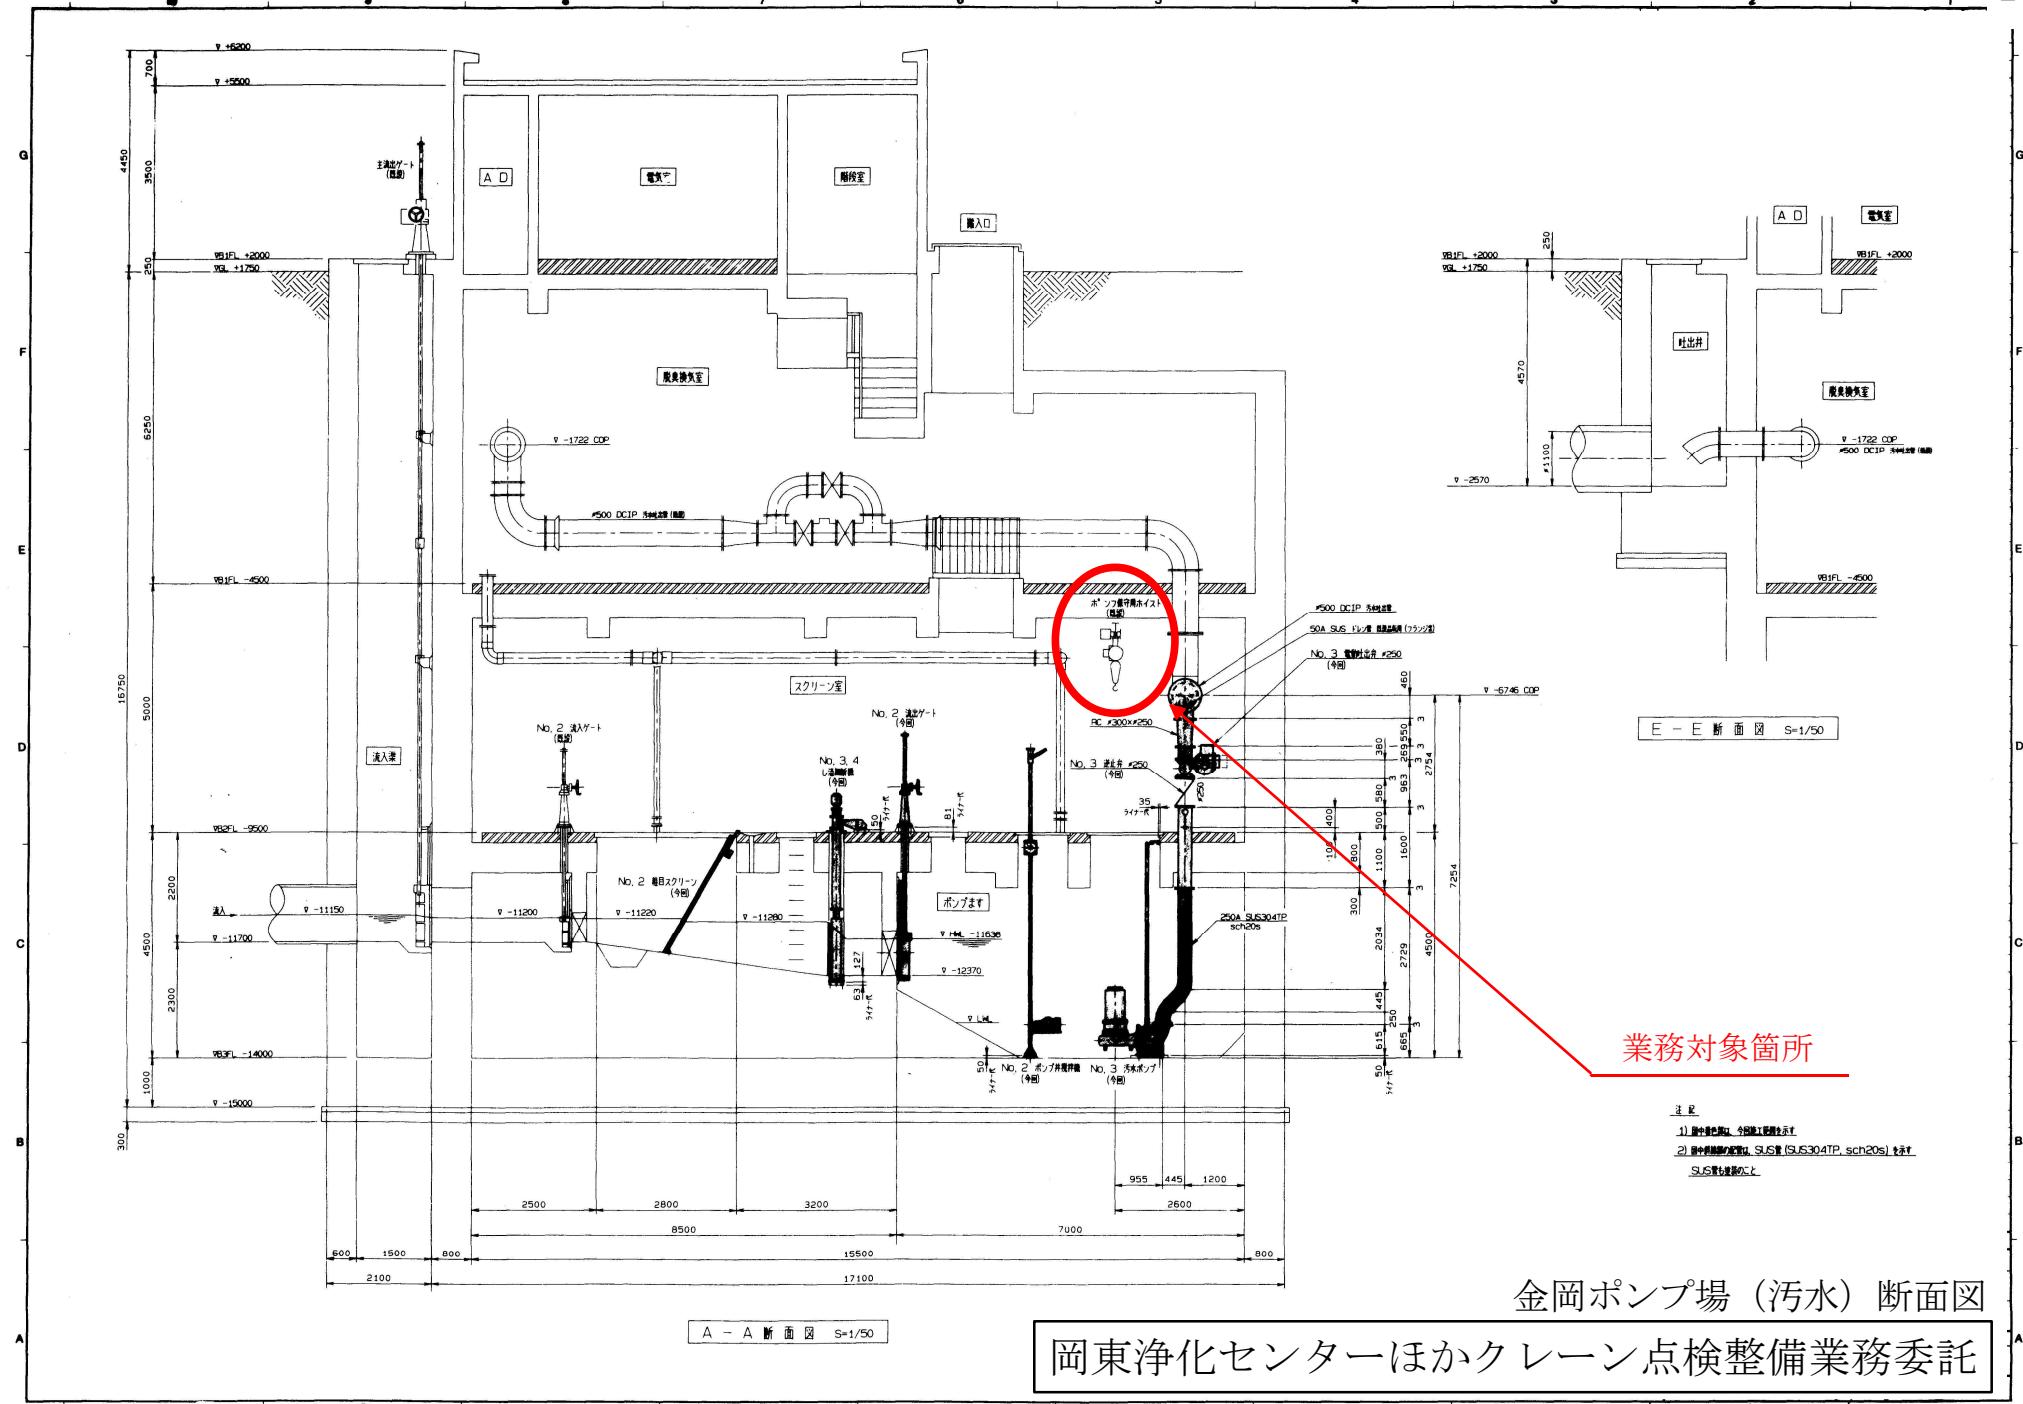

| 諸元表 | | | |
|----------------------|--------------|-----------|--------|
| 定格荷重 | 2 | t | |
| 揚程 | 6 | m | |
| ビーム下面よりフックまでの最小距離:C | 755 | mm | |
| 相数・電圧 | 3相・200V・60Hz | | |
| モータ出力・時間定格 | 3.0 kw | 30 min | |
| 巻上速度 | 50 Hz | — m/min | |
| | 60 Hz | 7.9 m/min | |
| 横行用 | 二つ折長さ | 3.7 m | |
| ハンドテープ | ビーム下面よりの長さ:E | 3.5 m | |
| オシボタンコード長さ:L | 4 | m | |
| キャブタイヤ給電ケーブル長さ(ツリテ数) | (15m) (4ヶ) | | |
| 最小回転半径 | — | mm | |
| 適用ビーム巾:B | 100 mm | 125 mm | 150 mm |
| 調整カラーネ | 0 | 2 | 4 |
| トロリ最大巾:G | 651 mm | 651 mm | 656 mm |
| 試験荷重 | 2.5 | t | |
| 自重 | 約 150 | kg | |
| 塗装色 | ランサ | 10G5/ニ | |


1. ラードチェーン: ND チェン
 2. ハンドチェーン: 鋼鉛土等
 3. フラット塗装色: 6YRE/14

金岡ポンプ場（汚水） クレーン詳細図


岡東浄化センターほかクレーン点検整備業務委託



执行日

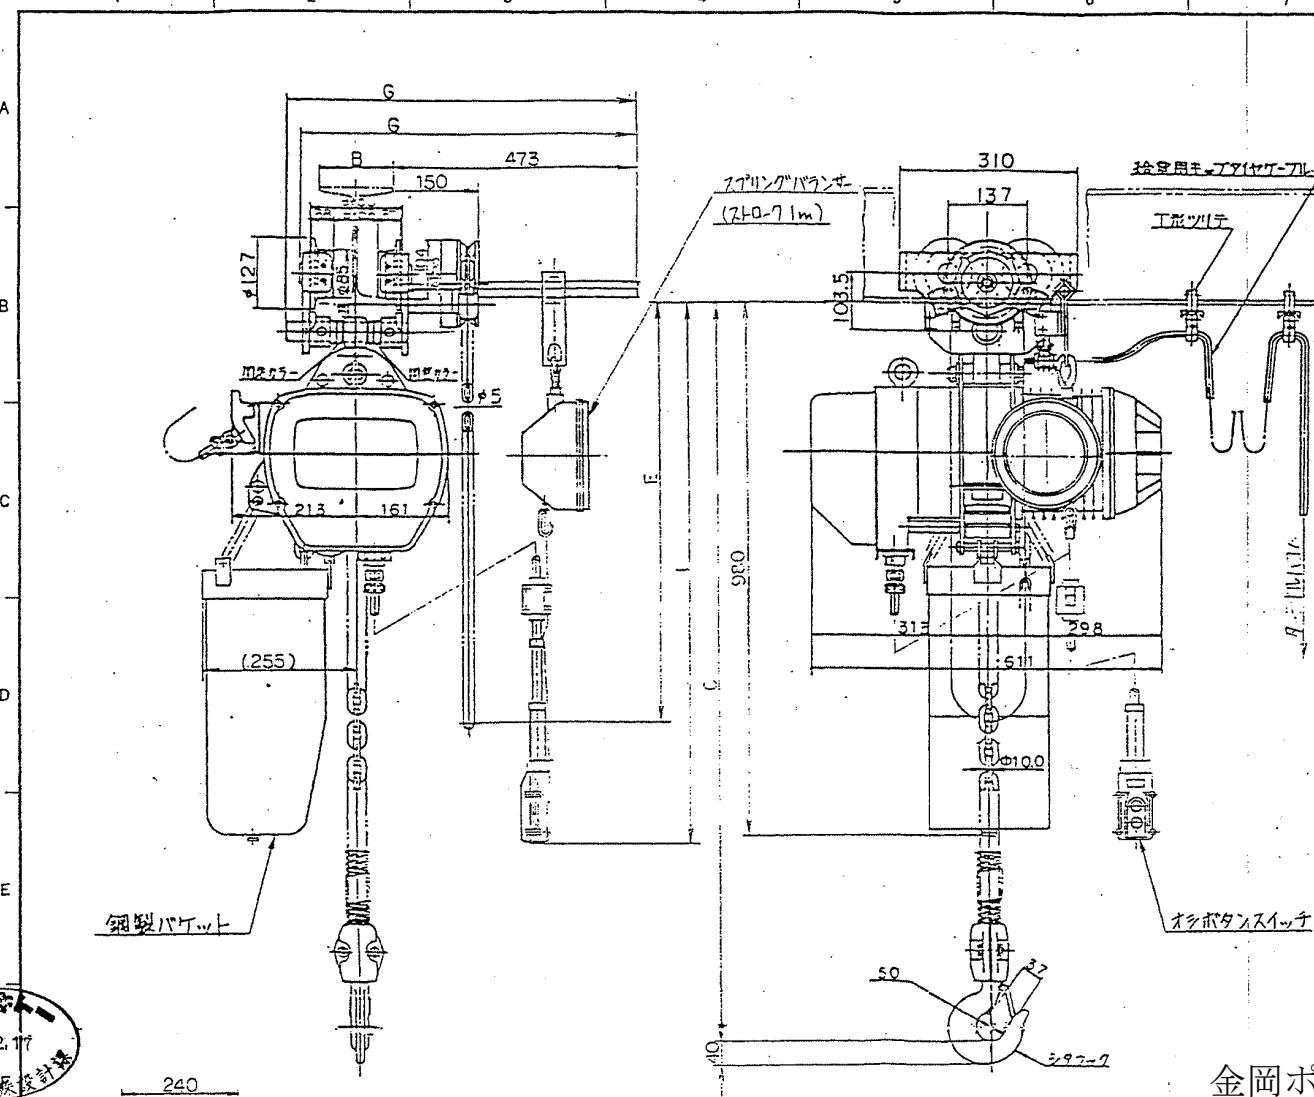

SUS製エチルハコ

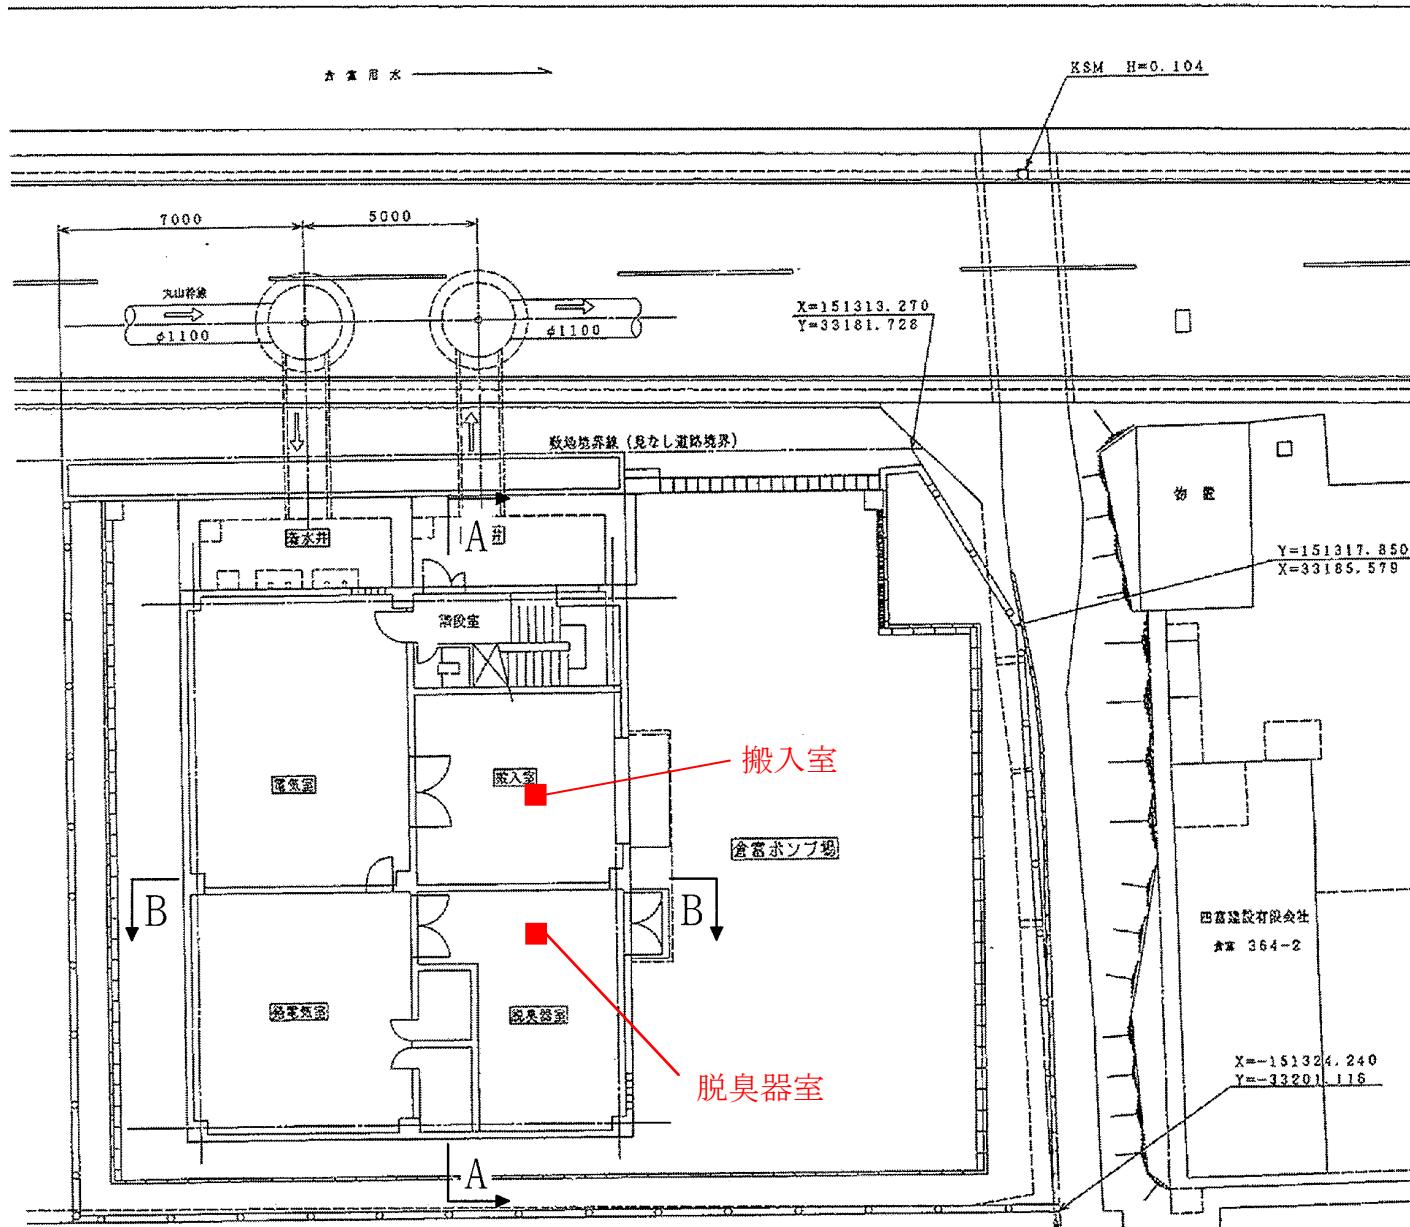


倉富ポンプ場
岡山市中区倉富383番地14

倉富ポンプ場平面図
岡東浄化センターほかクレーン点検整備業務委託

2M128199

| 記号 | 来歴 | 年月日 | 訂正 |
|----|----|-----|----|
| △ | | ・・ | |
| | | ・・ | |

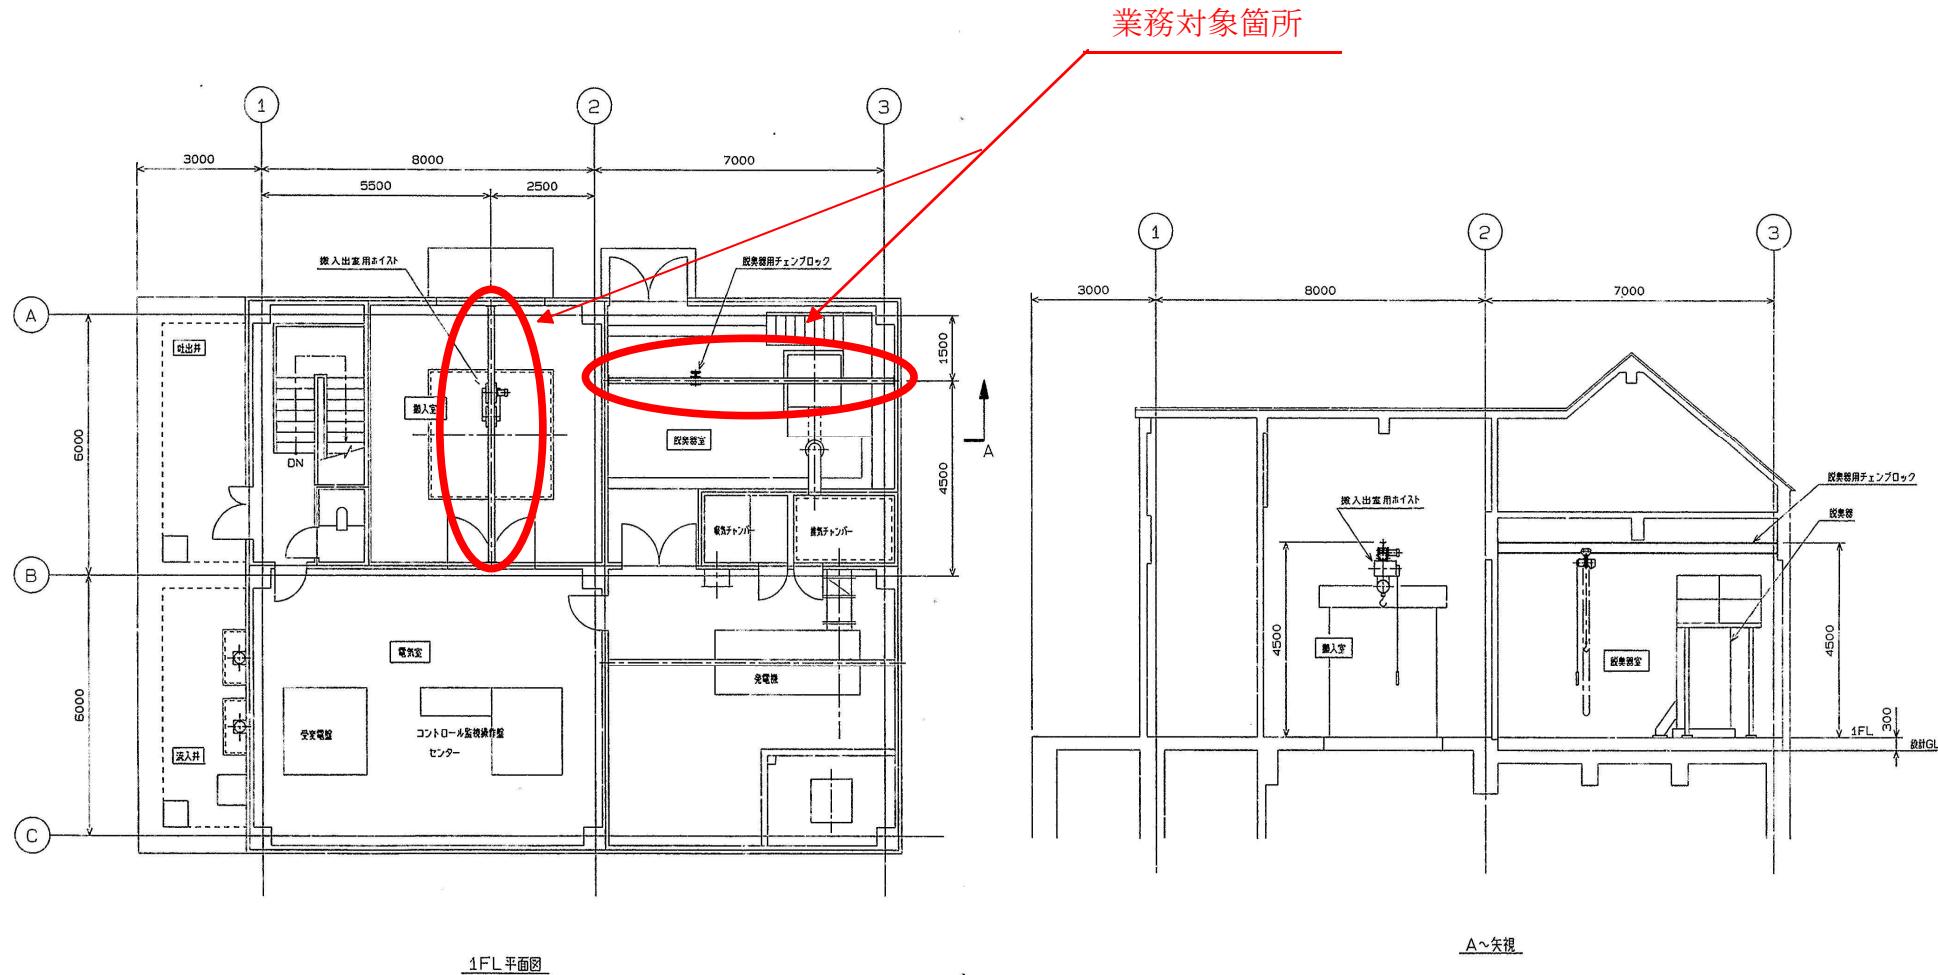


倉富ポンプ場搬入室、脱臭器室詳細図


岡東浄化センターほかクレーン点検整備業務委託

278

| 記号 | 来歴 | 年月日 | 訂正 | 承認 |
|----|----|-----|----|----|
| ▲ | | ・・ | | |
| | | ・・ | | |

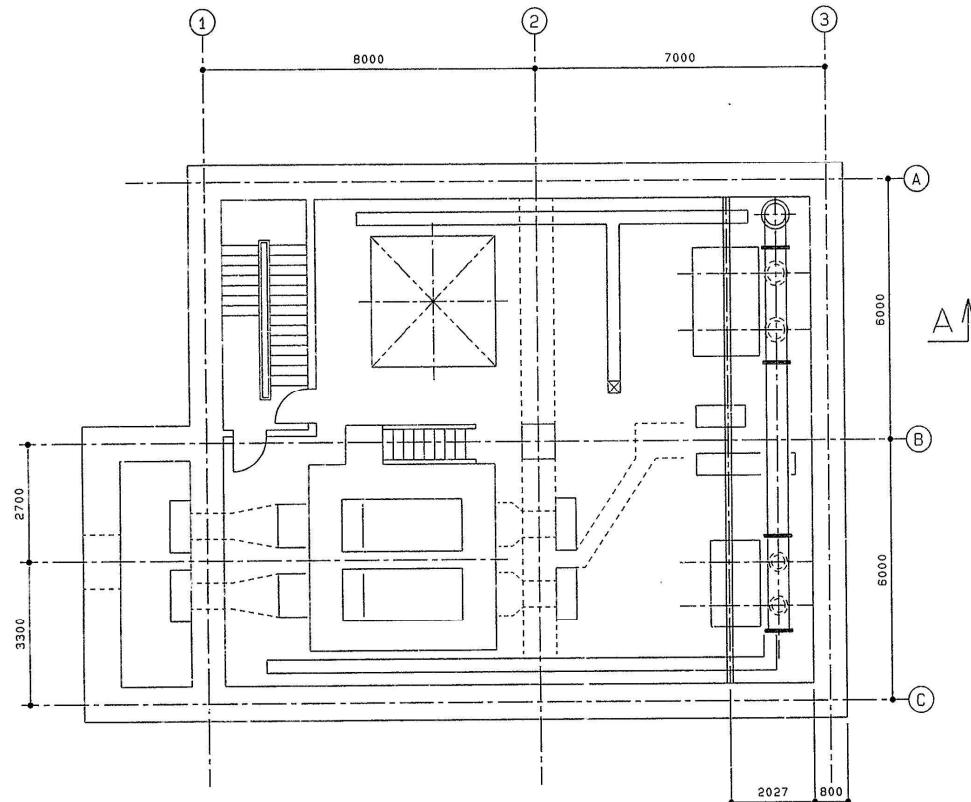

B2F平面図

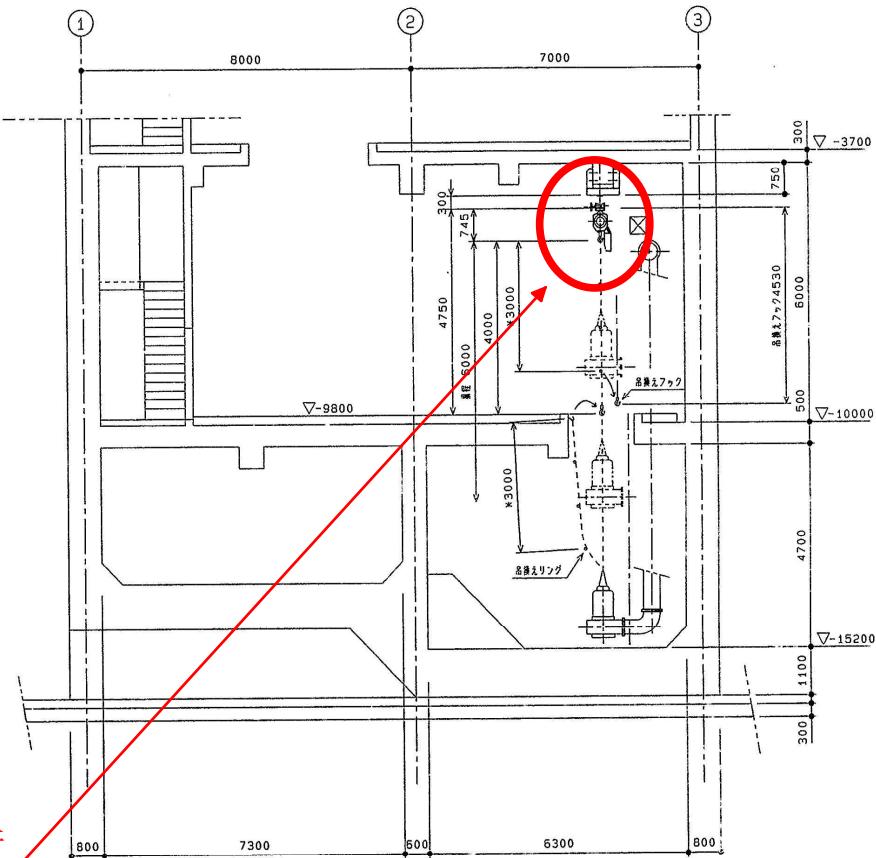


A-A 断面図

倉富ポンプ場ポンプ室詳細図

岡東浄化センターほかクレーン点検整備業務委託

2M325244

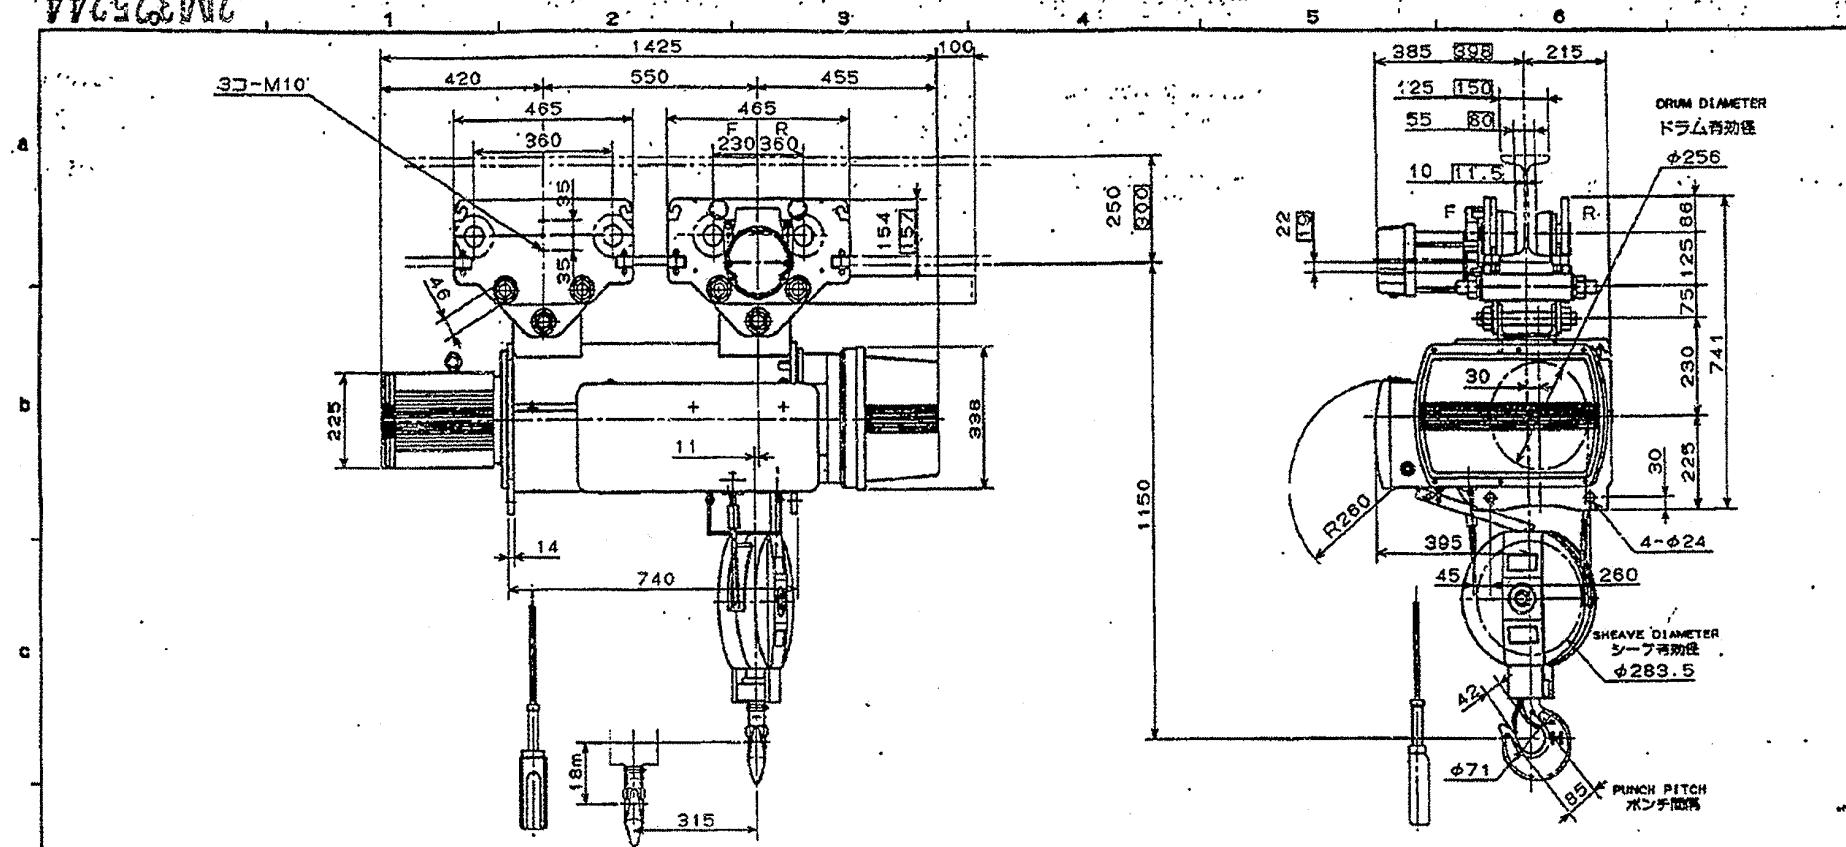

| | | |
|-----|---------------------|--|
| 依頼者 | 日立機電工業株式会社 山口 勉男 | カメラ FHAC500LII |
| 撮影者 | 株式会社ダイセイ 福森儀郎 | 接 続 条 件 レンズ No. 560567 フィルター フィルム フジス-パー-HR |

(件名) 1 横行レール 欄は出荷時です。

倉庫ポンプ場搬入室 クレーン詳細図

岡東浄化センターほかクレーン点検整備業務委託

交換部品：2点式押ボタンスイッチ

| | | | |
|-------------|--------------|--|---|
| 設計 2月 | 査 2月 | 日立機電工業株式会社 | 2M325244 |
| APPROVED BY | CHECKED BY | DESIGNED BY | TITLE: 名称 TYPE "S2" ORDINARY TYPE S2形 普通形 18m |
| | | | 2.8t MOTOR TRAV. HOIST 電動横行ホイスト |
| UNIT | SCALE 尺 度 | JOB No. 129 DRAWING NO. 129 MH03-31056 | |