


279

National/Panasonic			
古新田ポンプ場 脱臭設備工事		脱臭ファン現場操作盤 (DE-5)	
図名 盤内機器配置図		図番 S00753-3	
尺度	設計	校核	承認

脱臭ファン 手動	脱臭ファン 自動	脱臭ファン 停止	脱臭ファン 運転	脱臭ダンパ 手強	脱臭ダンパ 運動	脱臭ダンパ しき搬出室ダンパ開	脱臭ダンパ 脱臭ダンパ開
-------------	-------------	-------------	-------------	-------------	-------------	--------------------	-----------------

故障復帰	ランプテスト	脱臭ダンパ 全開	脱臭ダンパ 全閉	しき搬出室ダンパ 全開	しき搬出室ダンパ 全閉	脱臭ダンパ CP断	しき搬出室ダンパ CP断
------	--------	-------------	-------------	----------------	----------------	--------------	-----------------

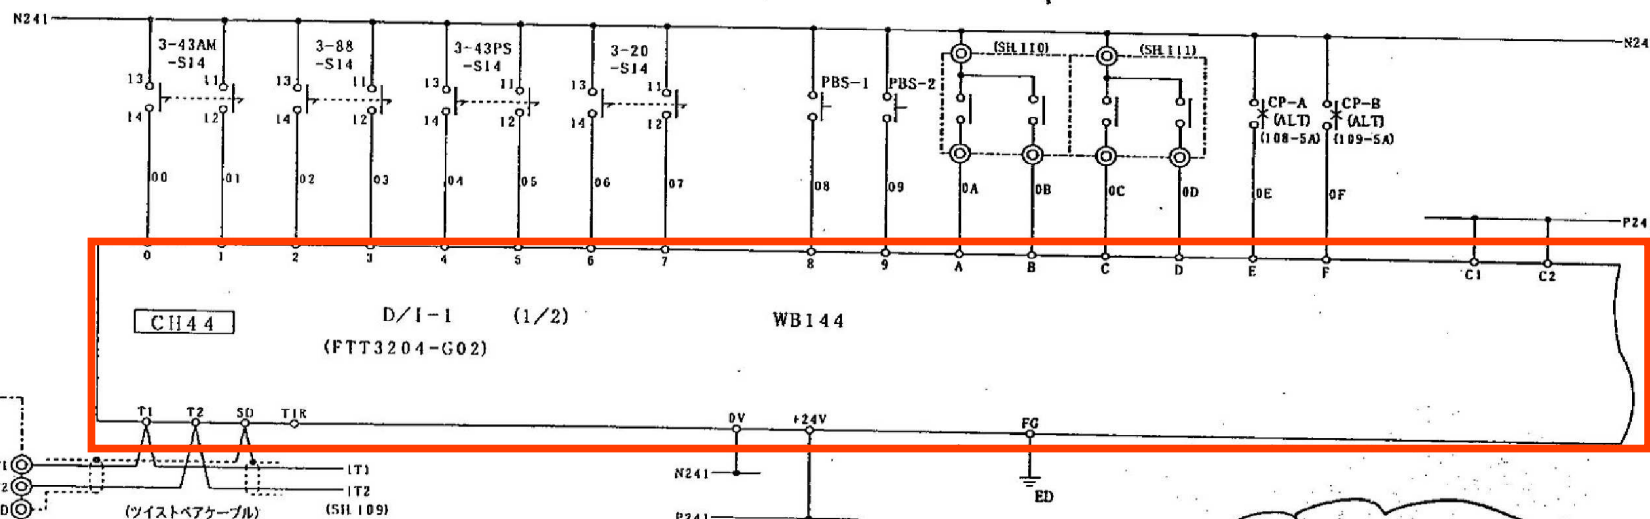

3-43AM-S14

11	12
13	14

3-88-S14

11	12
13	14

3-43PS-S14


11	12
13	14


3-20-S14

11	12
13	14

National/Panasonic


TITLE 図名	脱臭ファン吸排機作動 (DE-5) SQC入力回路 (1/2)	SIL NO. 107
DRAWING NO. 図番	S00753-3	107

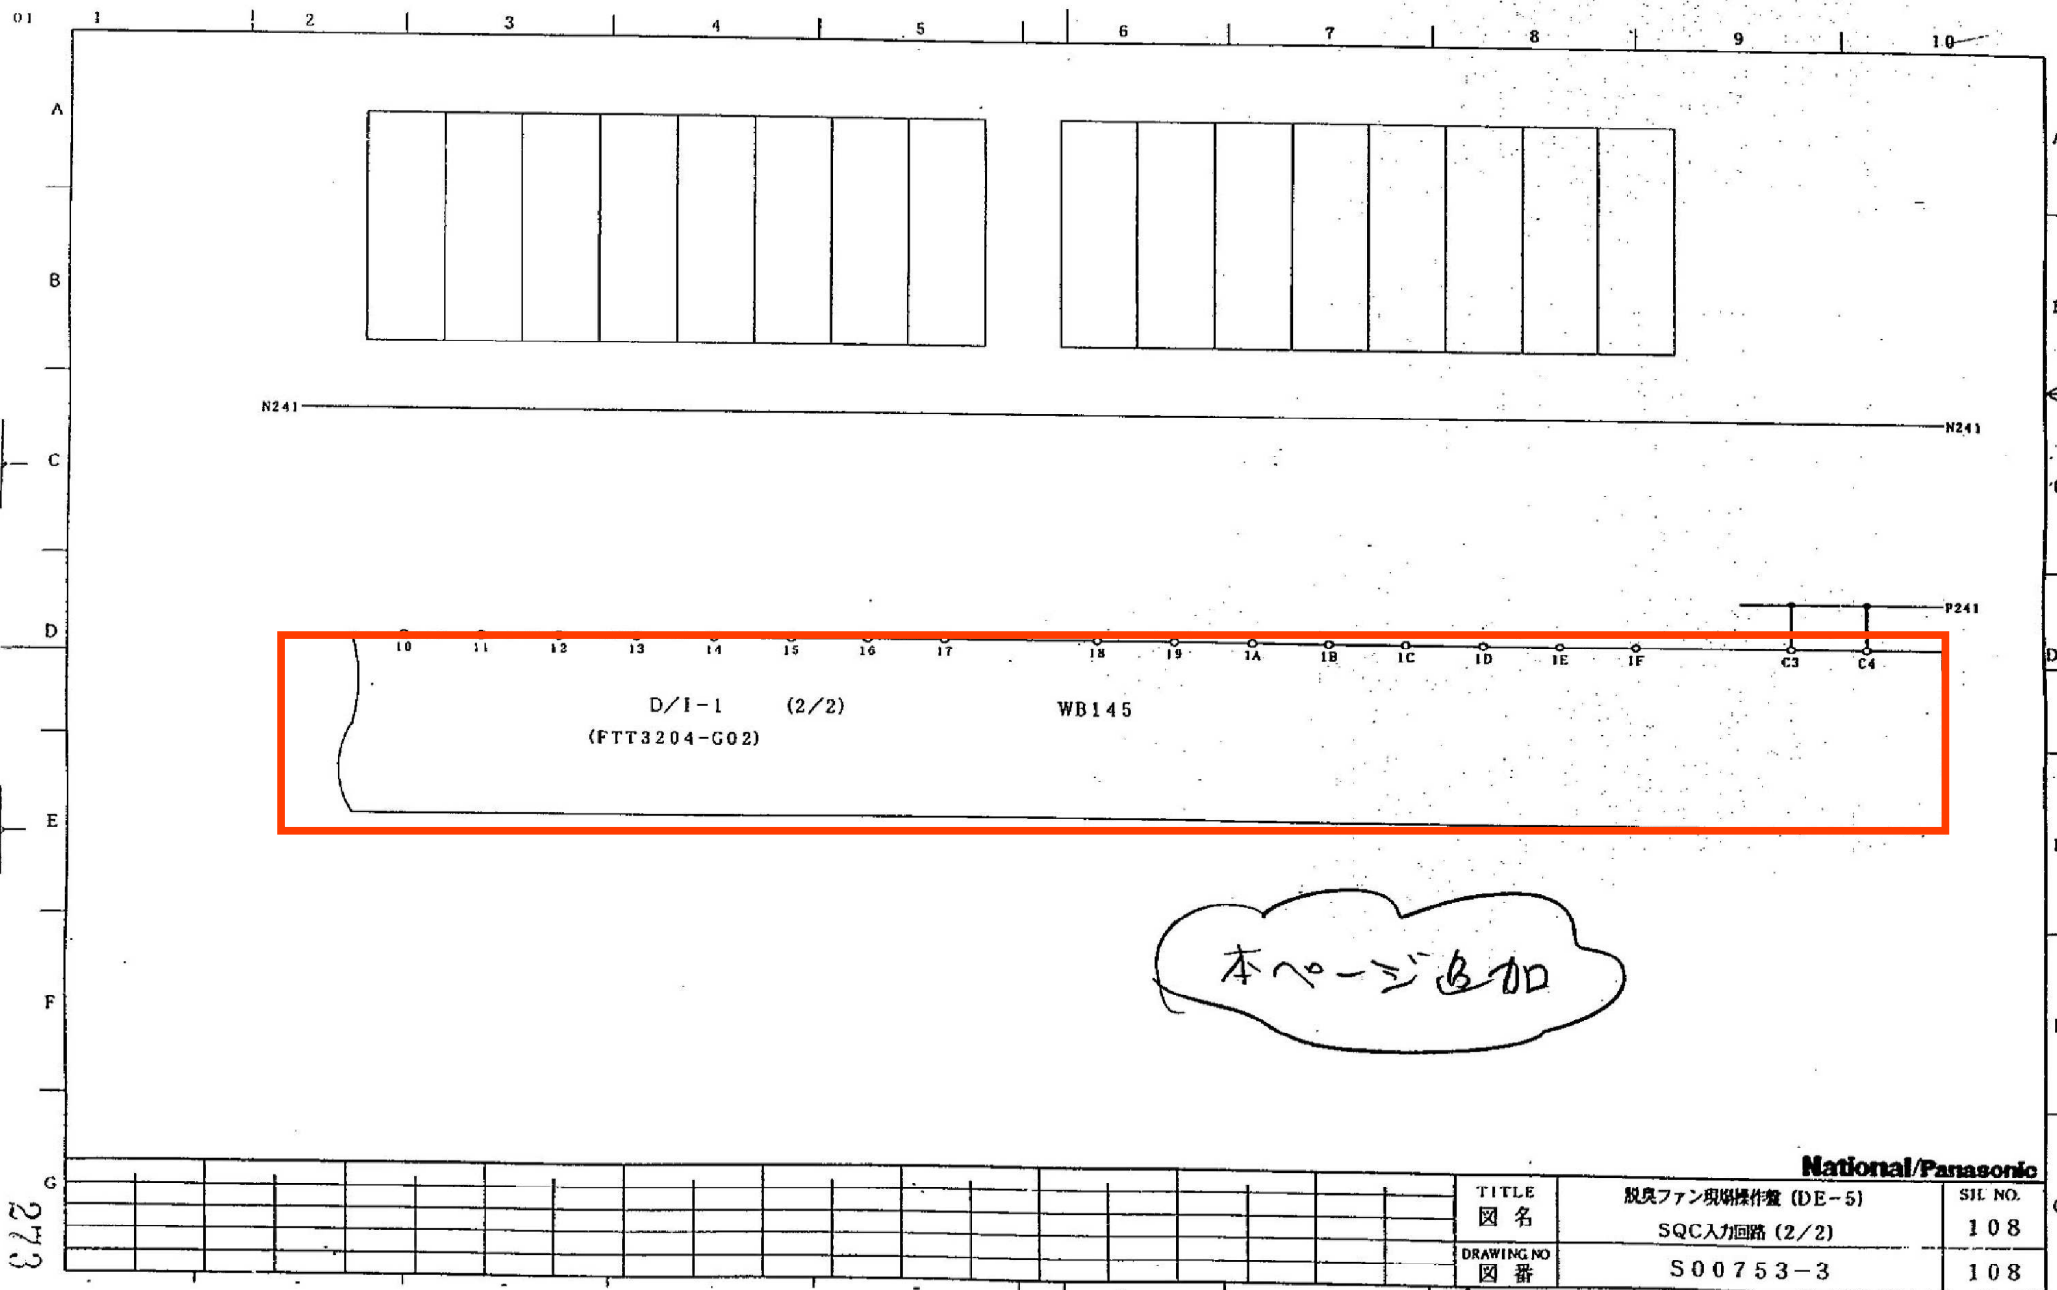

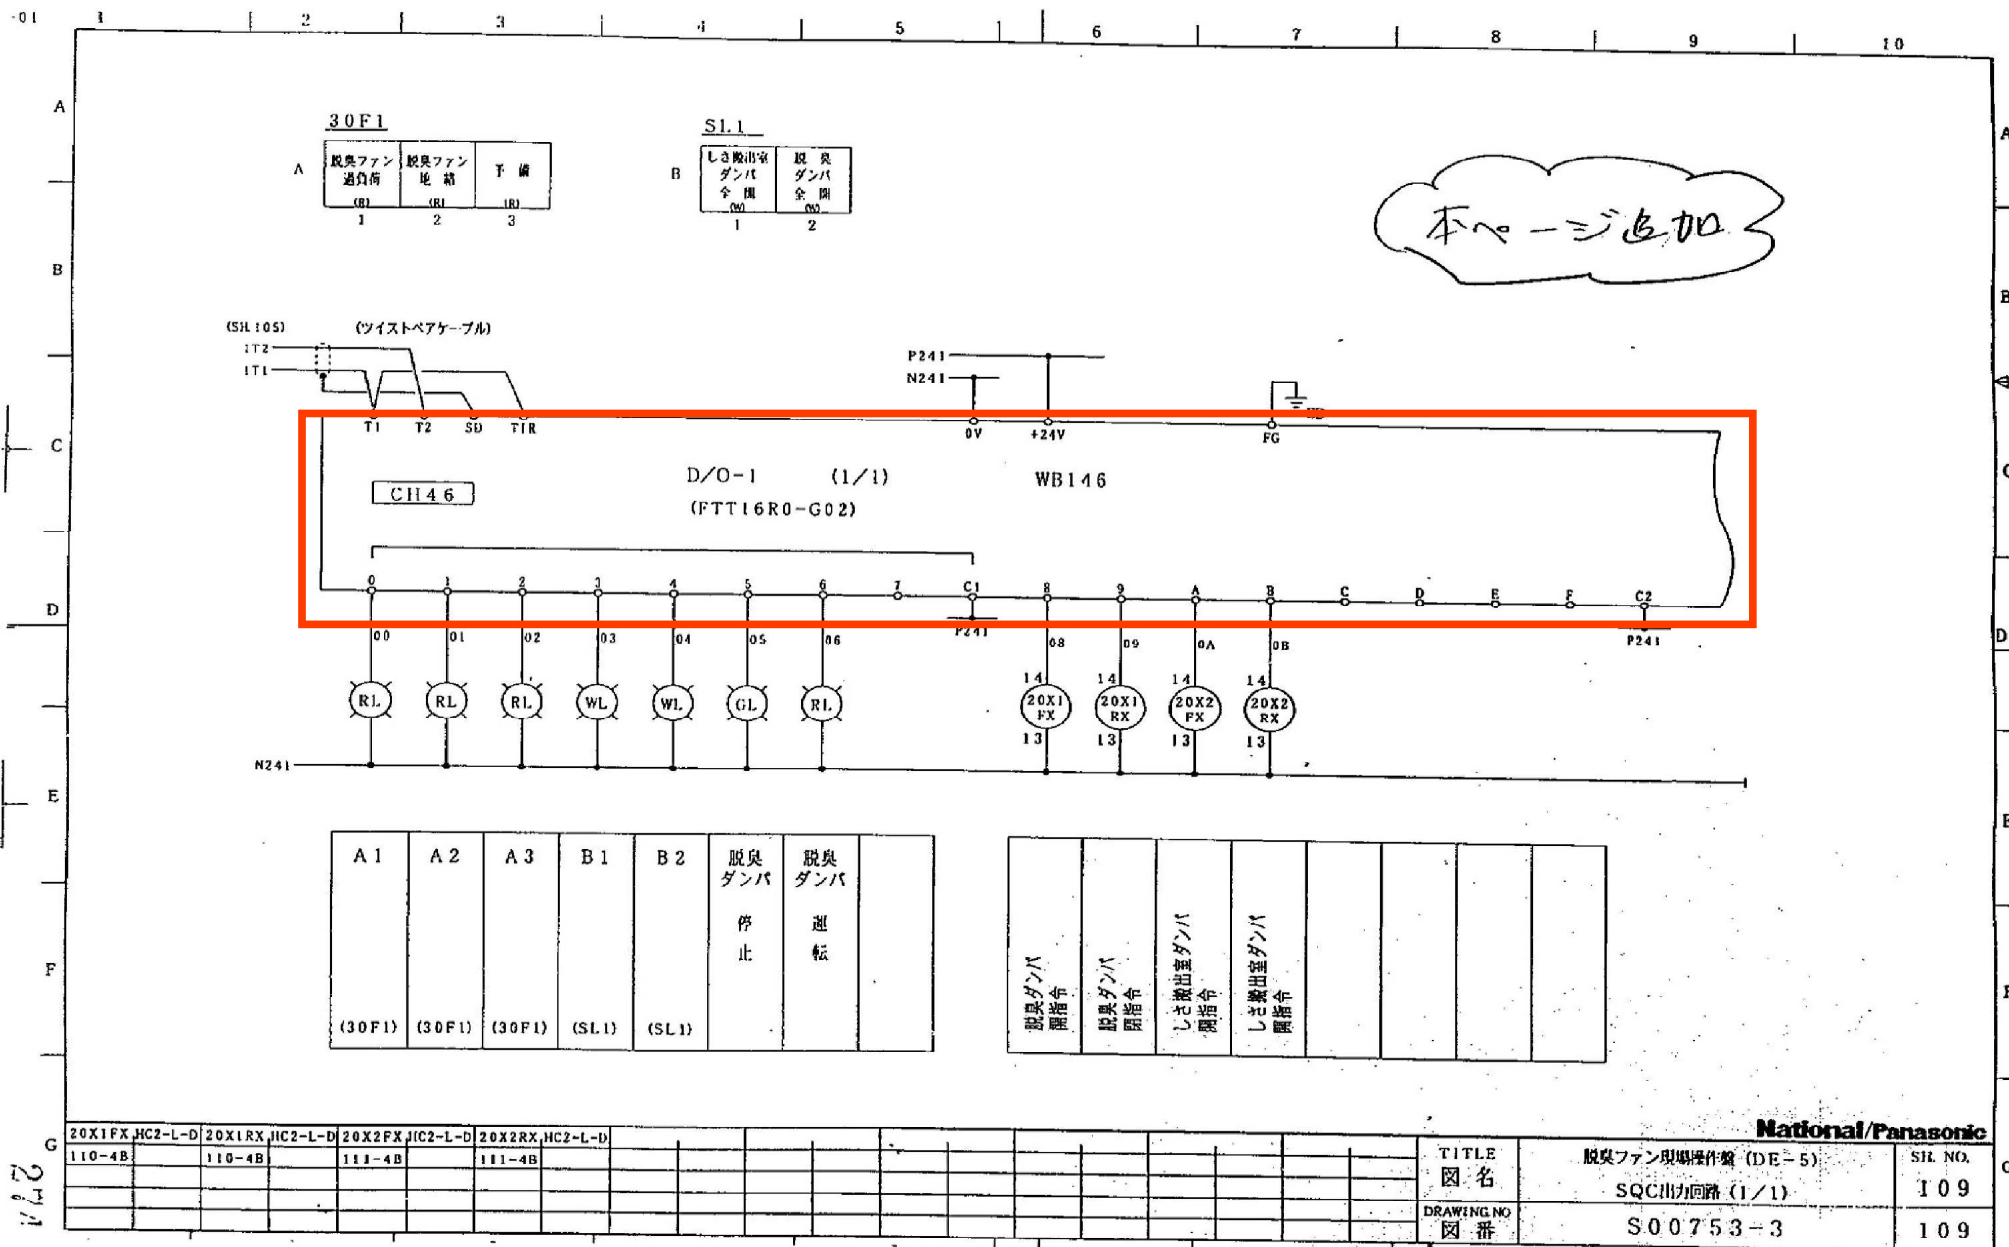

本ページ追加


277

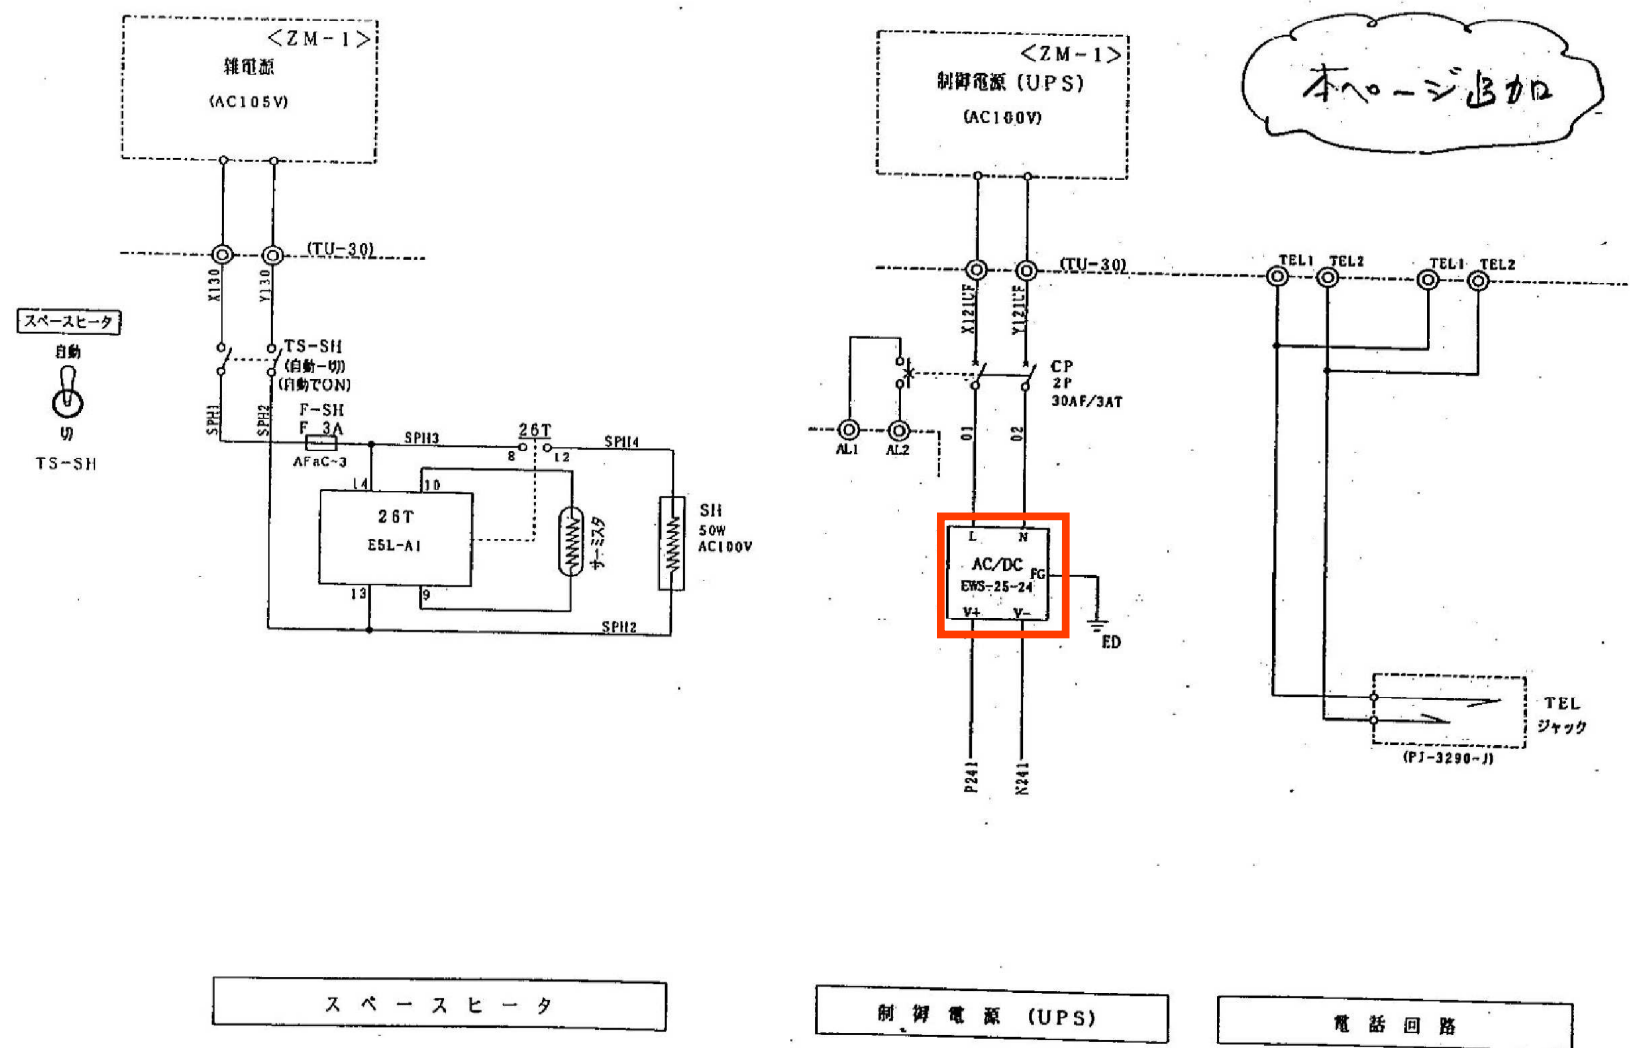

National/Panasonic

TITLE 図名	脱臭ファン現場操作盤 (DE-5) 電源回路	SIL NO. 105
DRAWING NO 図番	S00753-3	105



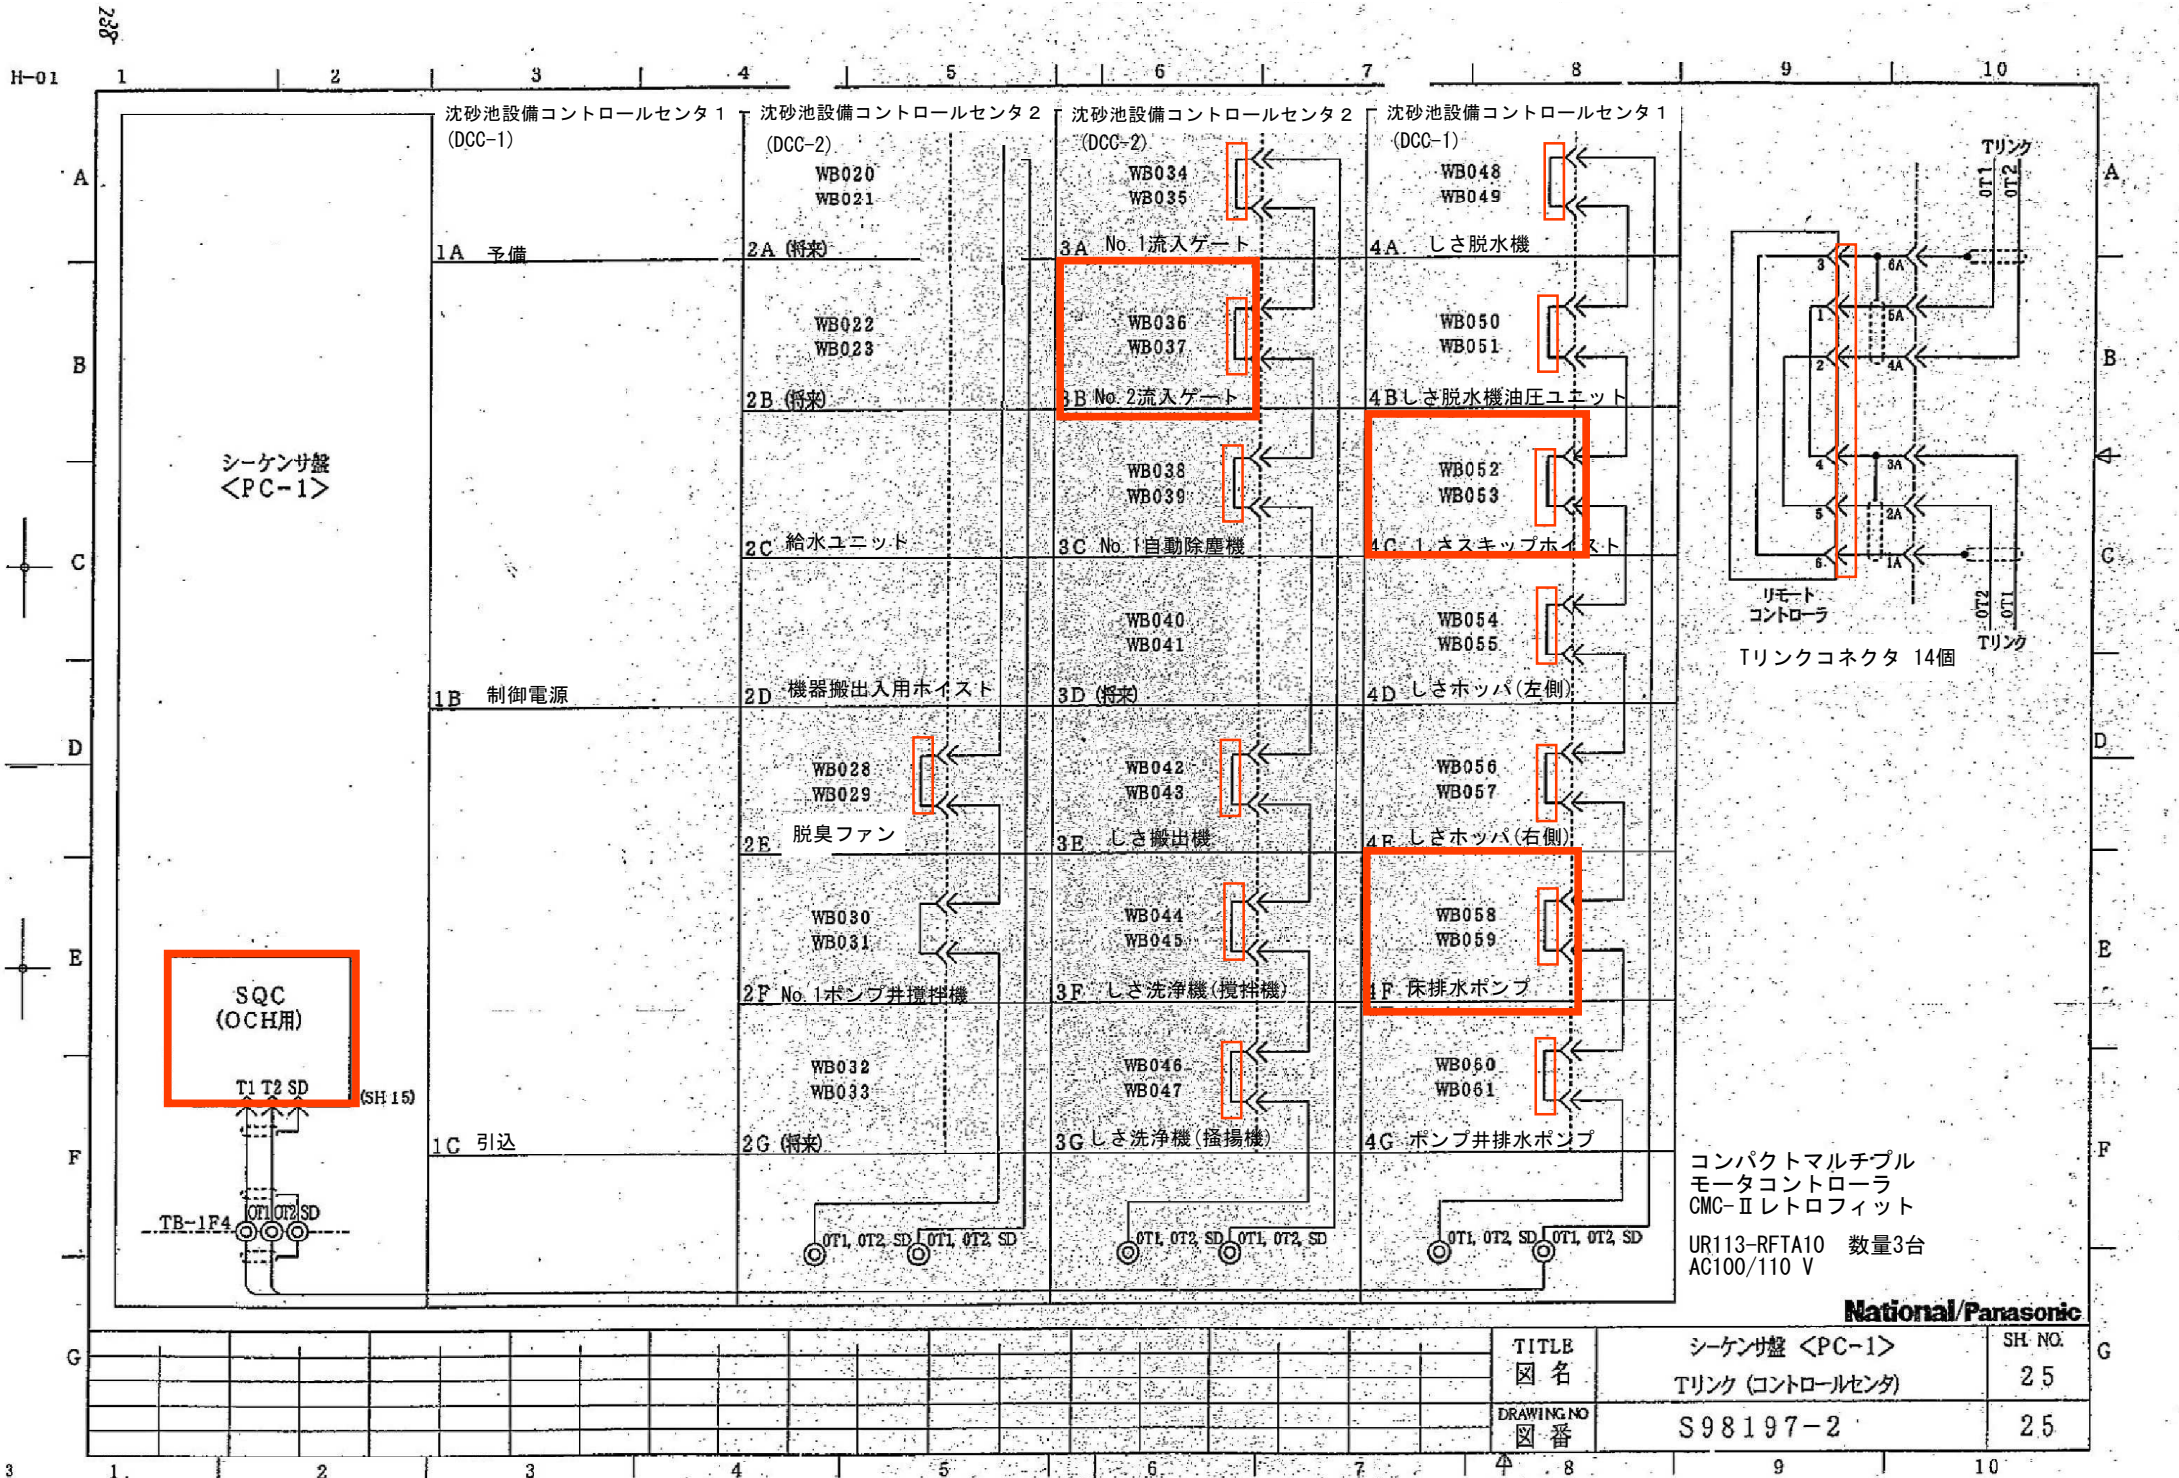

### 使用機器明細表 5

コントロールセンタ (C/C-S)

(400 V回路用)

60 Hz

[illegible]

古新田ポンプ場 受変電設備工事

松下電器産業株式会社 配電器事業部


仕様書番号

No. S98197



905

S98197-2-20

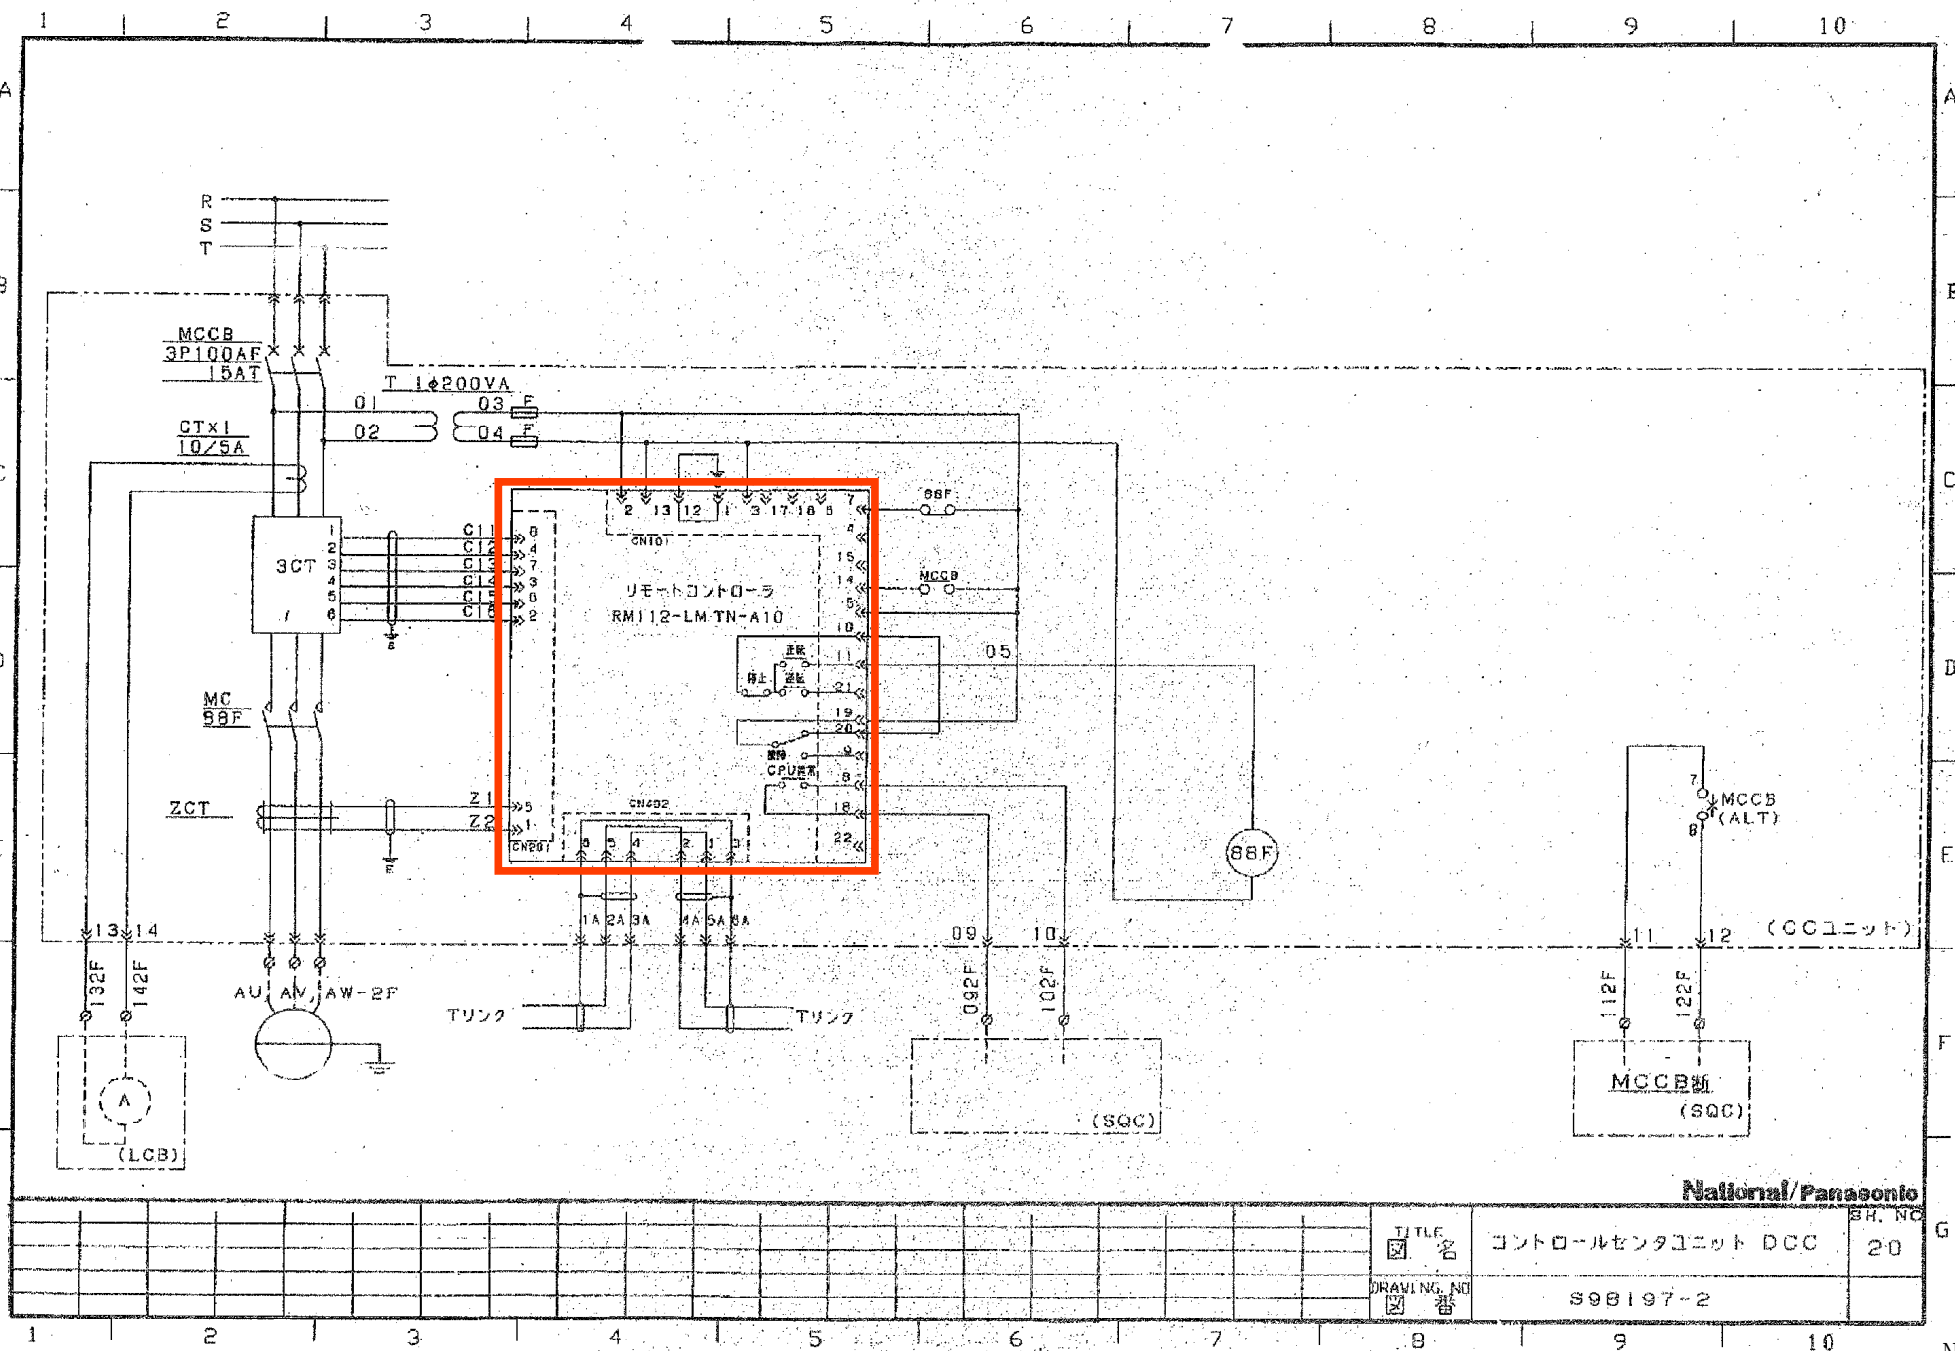

National/Panasonic

TITLE	名	コントロールセンタユニット DCC	SH. NO
DRAWING NO	番	S98197-2	20