


(参考)

庁舎敷地清掃計画図

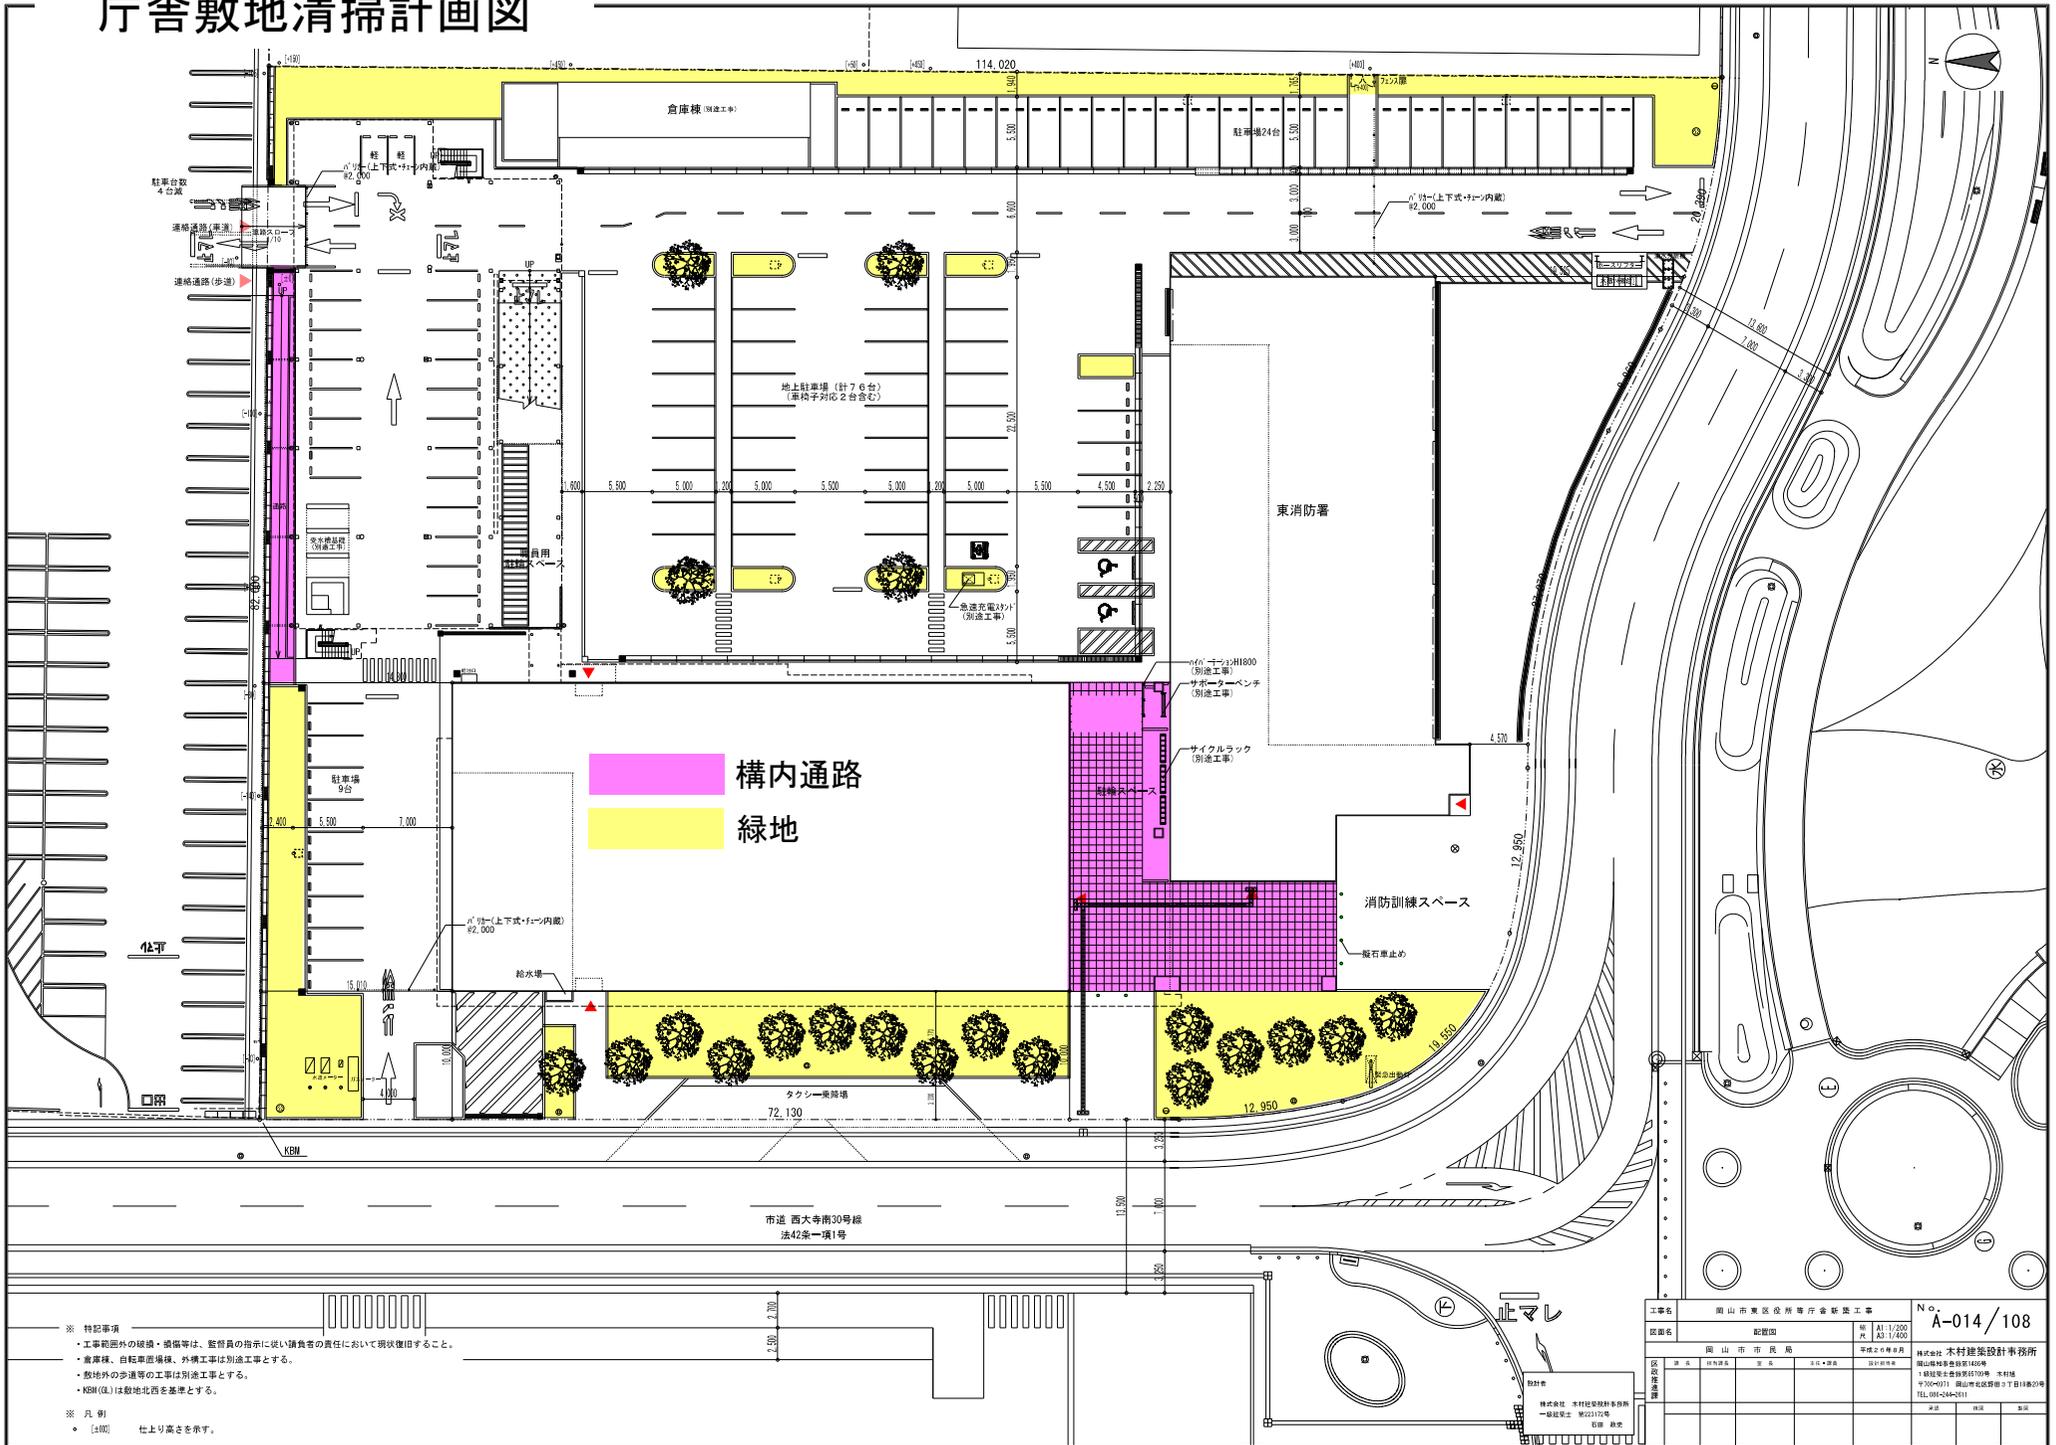


構内通路
緑地

- ※ 特記事項
- ・工事範囲外の緑地・構内等は、監督員の指示に従い請負者の責任において現状復帰すること。
 - ・倉庫棟、自転車庫棟、外構工事は別途工事とする。
 - ・敷地外の歩道等の工事は別途工事とする。
 - ・KBM(△)は敷地北西を基準とする。
- ※ 凡 例
- ・(△) 仕上り高さを示す。


工事名	岡山市東区役所庁舎新築工事		No.	A-014/108
図面名	敷地面	№	A1:1/200 A2:1/400	
図面作成者	岡山市市民局	作成者	株式会社 木村建築設計事務所	
図面作成者	岡山市市民局	図面作成者	1級建築士 木村孝太郎 1級建築士 木村孝太郎 2級建築士 岡山市市民局 2級建築士 岡山市市民局	
図面作成者	岡山市市民局	図面作成者	1級建築士 木村孝太郎 1級建築士 木村孝太郎 2級建築士 岡山市市民局 2級建築士 岡山市市民局	
図面作成者	岡山市市民局	図面作成者	1級建築士 木村孝太郎 1級建築士 木村孝太郎 2級建築士 岡山市市民局 2級建築士 岡山市市民局	

庁舎清掃計画図

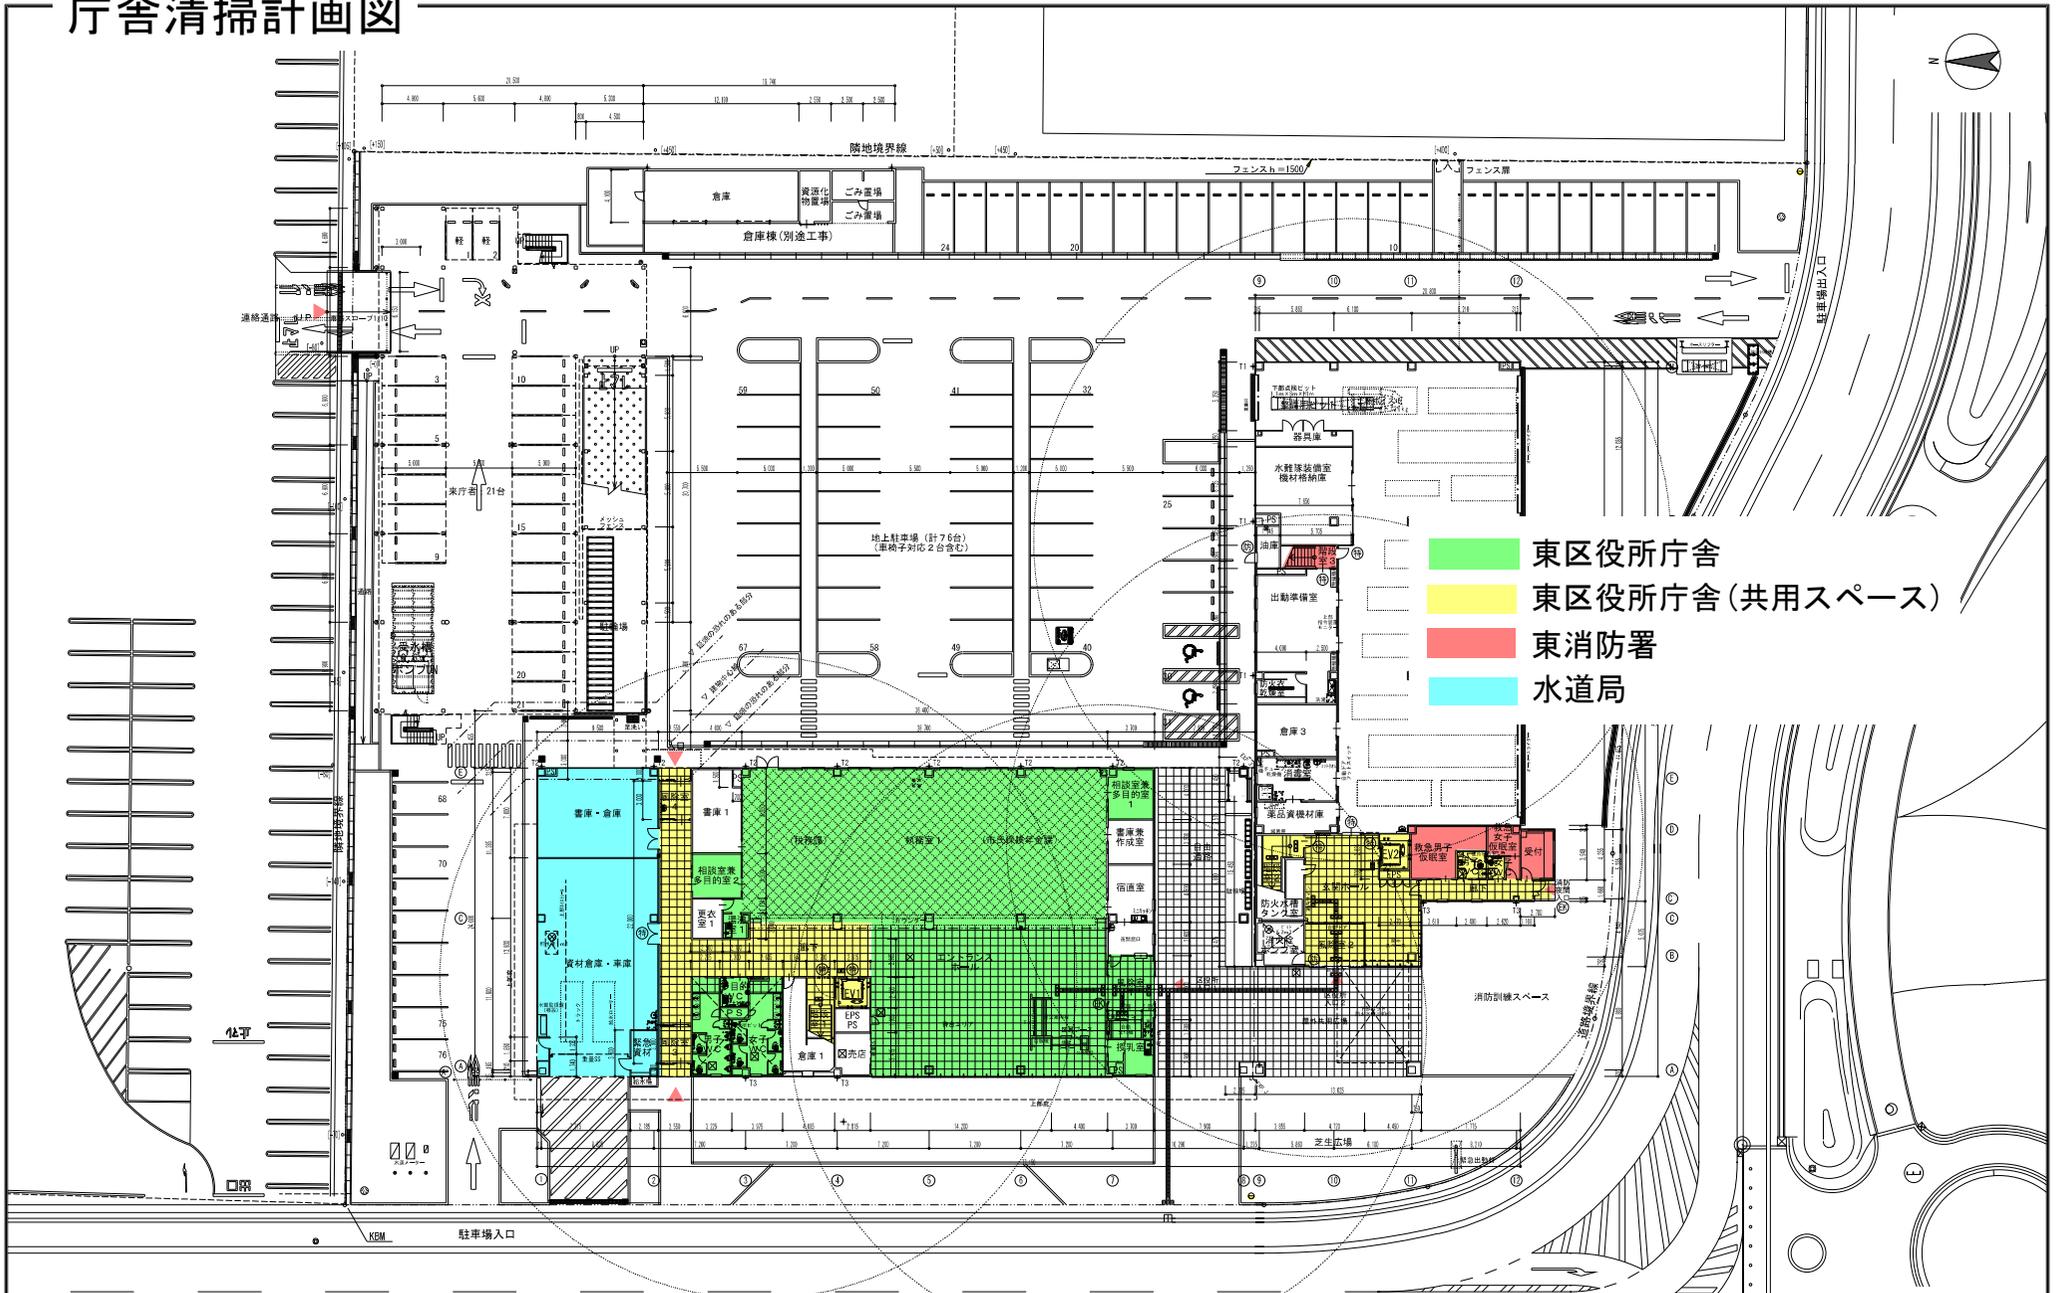


- 東区役所庁舎
- 東区役所庁舎(共用スペース)
- 東消防署
- 水道局

凡例・特記事項	■ R0	L-フッド(横引)を示す	⑬	特定防火設備を示す	[±0]	KBM(仮)からのレベルを示す	工事名	岡山市東区役所等庁舎新築工事		No.	A-016/108
	◆ R01	L-フッド(縦引)を示す	⑭	防火設備を示す	⊗	マンホール(600φ)を示す	図名	1階平面図		縮尺	A1:1/200 A2:1/400
	◆ R02	L-フッド(中継)を示す	⑮	屋内消火栓(1号) 消火器併用型を示す	⊙	床下点検口(600×600)を示す	区役所	岡山市市長	区長	建設部長	株式会社 木村建築設計事務所 〒760-0011 岡山県北區津島1-10-10 本村様 〒760-0011 岡山県北區津島2-1-10 本村様 TEL:086-824-0111
	+11	たて樋を示す(7&8140φ ノンド L2)	⑯	屋内消火栓(1号)を示す	⊛	電気錠を示す	区役所	区長	区長	建設部長	
	+12	たて樋を示す(7&8114φ ノンド L2)	⑰	消火器ABC10型筒圧式(BD材)を示す	⊞	OA床を示す	区役所	区長	区長	建設部長	
	+13	たて樋を示す(7&8 60φ ノンド L2)	⑱	消火器ABC10型筒圧式(単体)を示す	⊟	備品を示す(別途工事)	区役所	区長	区長	建設部長	

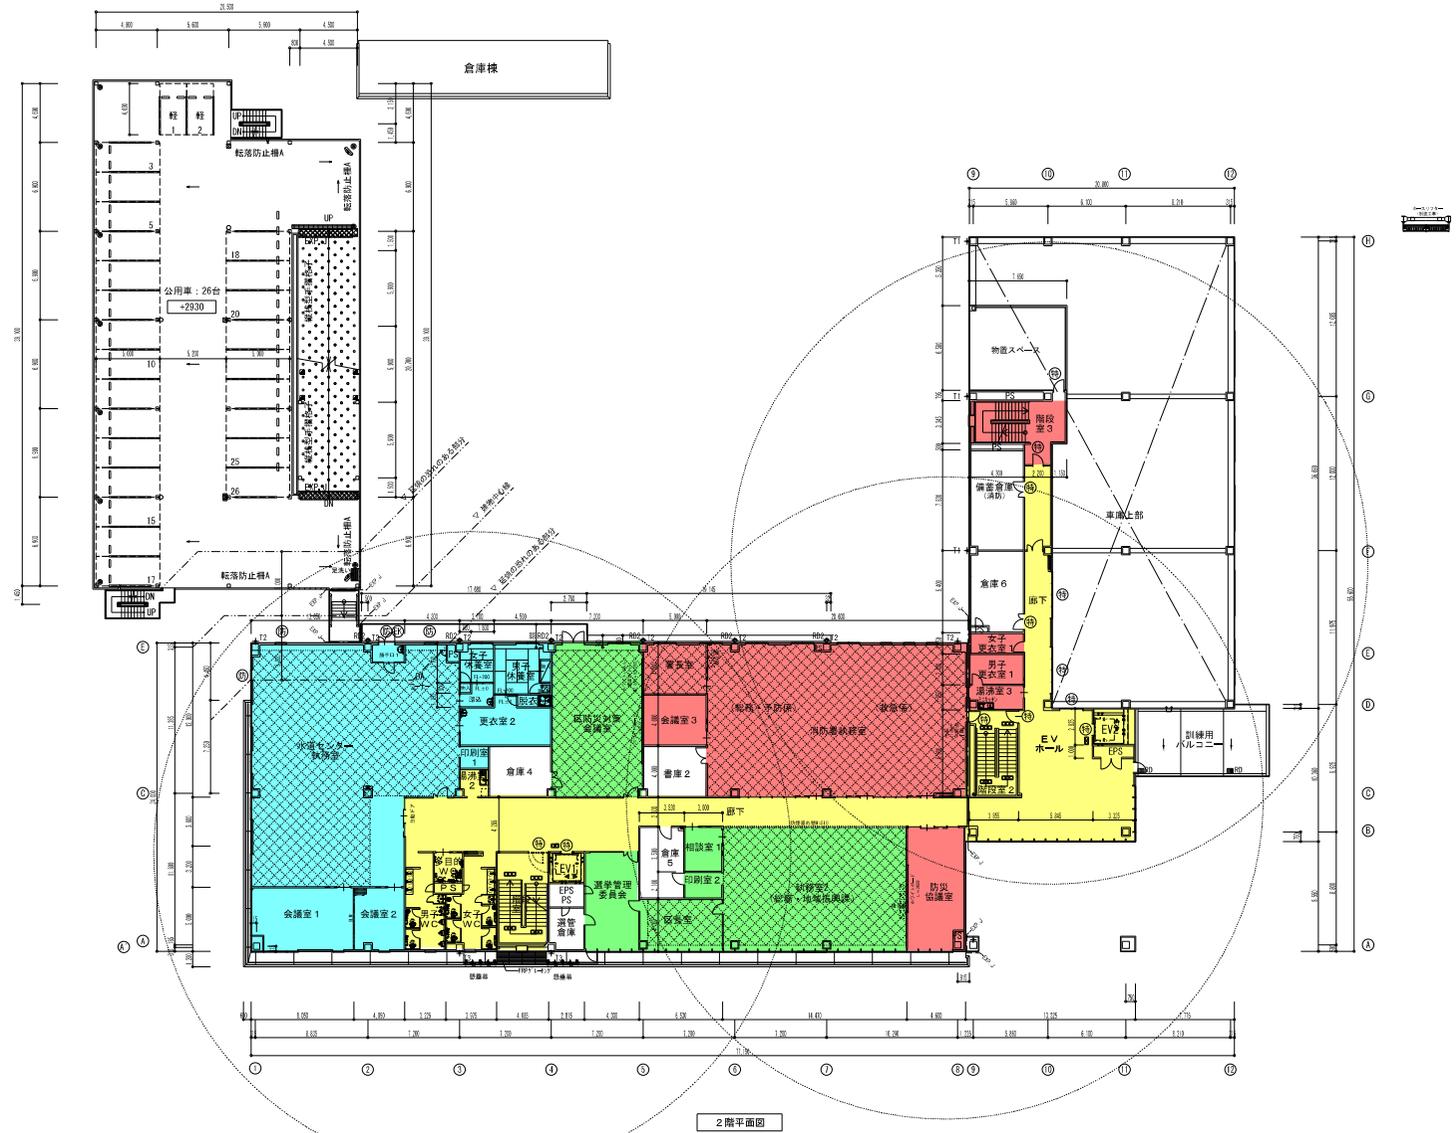


2階平面図

凡例・特記事項	■ R0	ムフ'シ(横引)を示す	⑮	特定防火設備を示す	[±0]	KBN(Ⅱ)からのレベルを示す	図例 株式会社 木村建築設計事務所 一級建築士 藤田 啓史	工事名 岡山市東区役所等庁舎新築工事 図面名 2階平面図 図 尺 A1:1/200 A3:1/400 作成者 岡山市市民局 承認者 藤田 啓史 設計者 株式会社 木村建築設計事務所 〒760-0011 岡山県北区藤野4-7-10 電話 086-824-0111	No. A-017/108
	◆ R01	ムフ'シ(縦引)を示す	⑯	防火設備を示す	⊗	マンホール (600φ) を示す			
	◆ R02	ムフ'シ(中継)を示す	⑰	屋内消火栓 (1号) 消火器併用型を示す	⊙	床下点検口 (600×600) を示す			
	+11	たて欄を示す (7A3140φ ノンド L2)	⑱	屋内消火栓 (1号) を示す	⊛	電気設備を示す			
+12	たて欄を示す (7A3114φ ノンド L2)	㉑	消火器ABC10型筒圧式 (80L材) を示す	⊞	OA床を示す				
+13	たて欄を示す (7A3 60φ ノンド L2)	㉒	消火器ABC10型筒圧式 (単体) を示す	⊟	備品を示す (別途工事)				

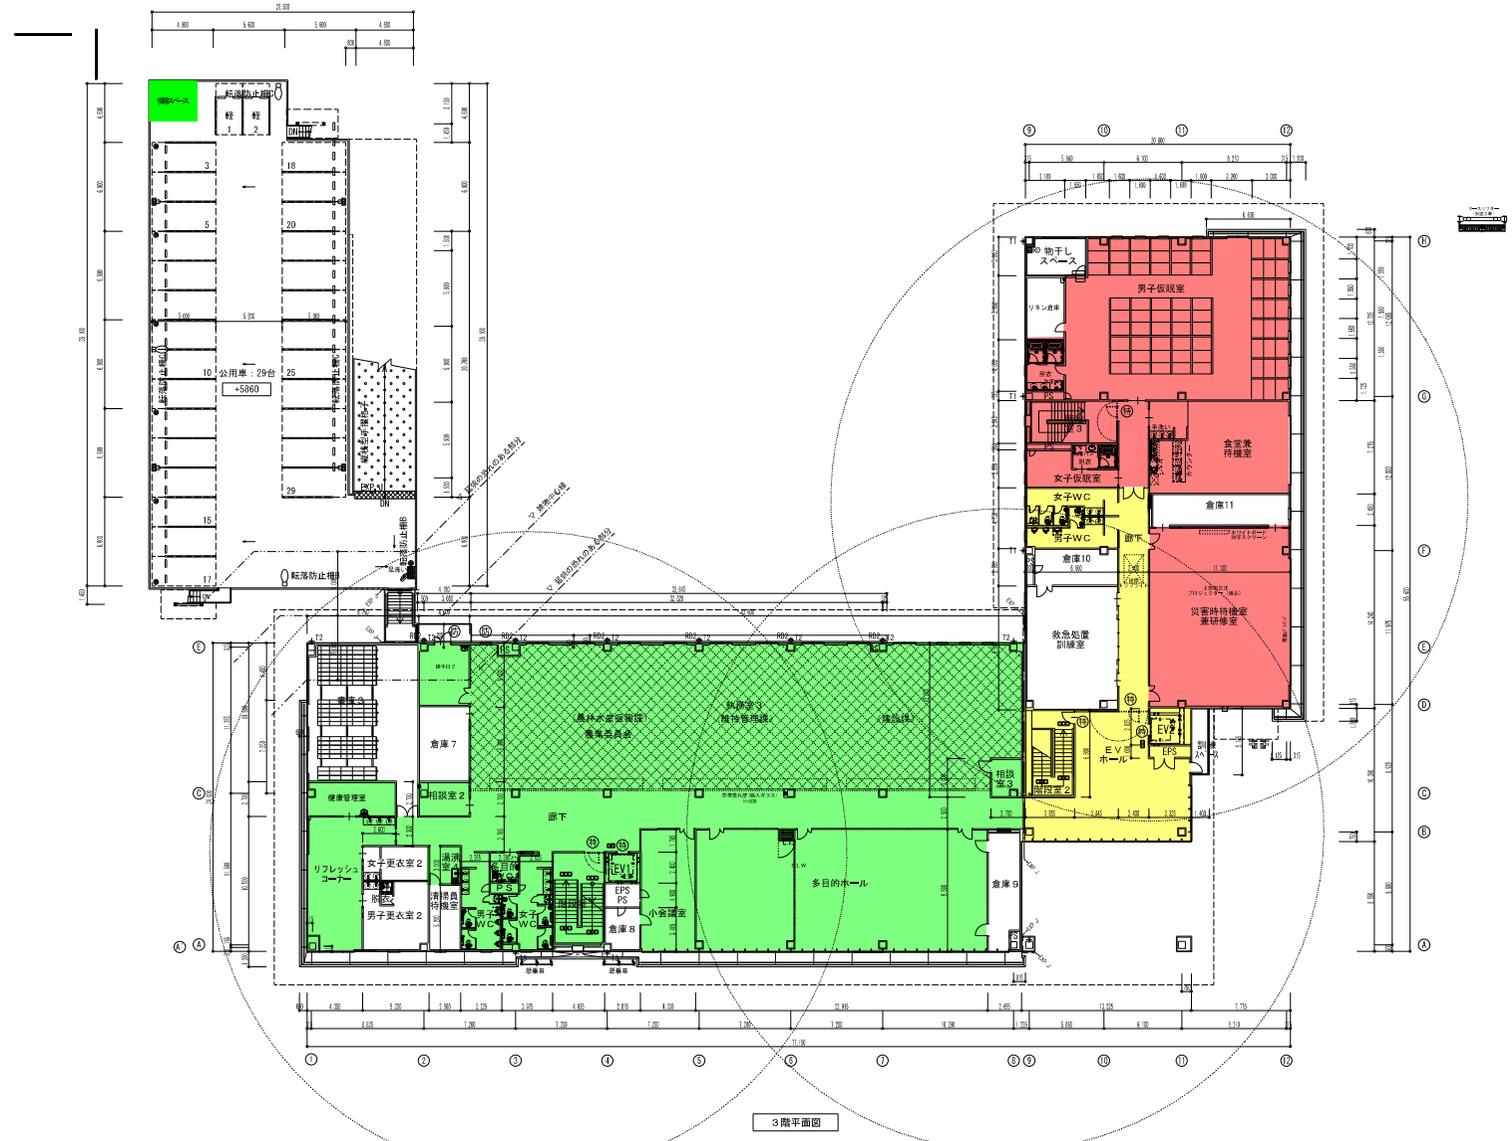

3階平面図

凡例・特記事項	■ R0	ムフ'シ(横引)を示す	⑮	特定防火設備を示す	[±0]	KEN(Ⅱ)からのレベルを示す	特記事項 株式会社 本村建築設計事務所 一級建築士 藤田 健史	工事名 岡山市東区役所等庁舎新築工事	No. A-018/108
	◆ R01	ムフ'シ(縦引)を示す	⑯	防火設備を示す	⊗	マンホール (600φ) を示す		図面名 3階平面図	
	◆ R02	ムフ'シ(中継)を示す	⑰	屋内消火栓 (1号) 消火器併用型を示す	⊙	床下点検口 (600×600) を示す		図面番 岡山市市原 第2217号	
	+11	たて欄を示す (7A3140φ ノンド) L2	⑱	屋内消火栓 (1号) を示す	⊚	電気錠を示す		設計者 株式会社 本村建築設計事務所 〒760-0011 岡山県北成郡津田町目黒1-1-1	
+12	たて欄を示す (7A3114φ ノンド) L2	㉑	消火器ABC10型筒圧式 (80ℓ) を示す	⊛	OA床を示す	電気錠を示す (別途工事)	施工者 株式会社 本村建築設計事務所 〒760-0011 岡山県北成郡津田町目黒1-1-1		
+13	たて欄を示す (7A3 60φ ノンド) L2	㉒	消火器ABC10型筒圧式 (単体) を示す	⊜	備品を示す (別途工事)		発注者 岡山市市長 室 貴之	監理者 株式会社 本村建築設計事務所 〒760-0011 岡山県北成郡津田町目黒1-1-1	

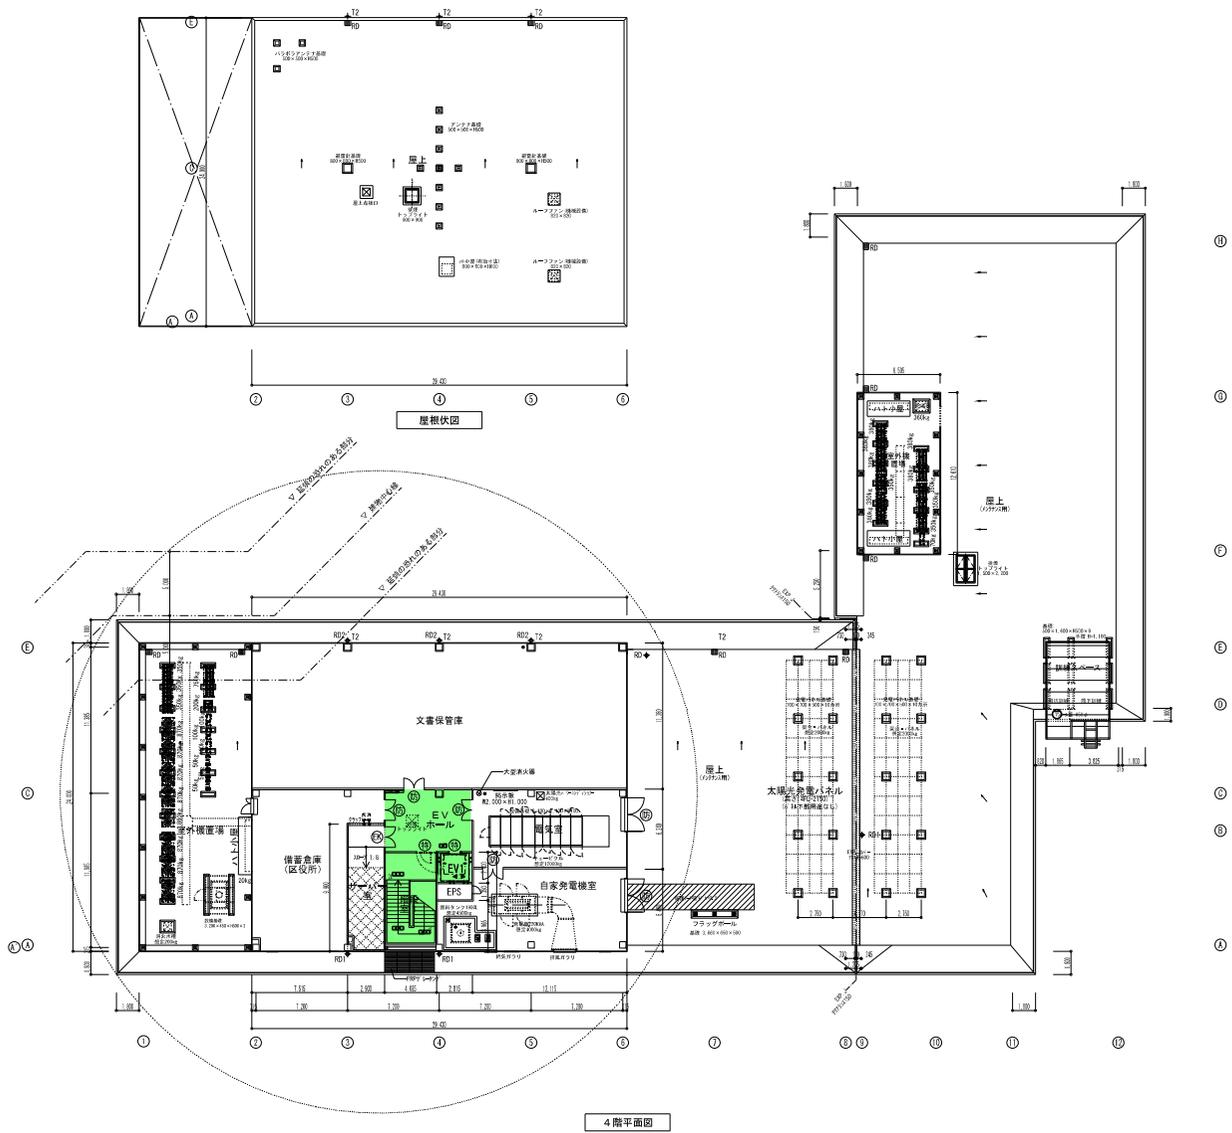

4階平面図

※ 敷地外の計画については別途工事とする。

凡例・特記事項	■ R0	1-F'1 (横引) を示す	⑮	特定防火設備を示す	[±0]	KBN (E) からのレベルを示す	
	◆ R01	1-F'1 (縦引) を示す	⑯	防火設備を示す	⊗	マンホール (600φ) を示す	
	◆ R02	1-F'1 (中継) を示す	⑰	屋内消火栓 (1号) 消火器併用型を示す	⊗	床下点検口 (600×600) を示す	
	+11	たて橋を示す (7A3140φ 1-F'1 L2)	⑱	屋内消火栓 (1号) を示す	⊗	電気錠を示す	
	+12	たて橋を示す (7A3114φ 1-F'1 L2)	㉑	消火器ABC10型筒圧式 (BC1材) を示す	⊗	OA床を示す	
	+13	たて橋を示す (7A3 60φ 1-F'1 L2)	㉒	消火器ABC10型筒圧式 (単体) を示す	⊗	備品を示す (別途工事)	

工事名	岡山県東区役所等庁舎新築工事		No.	A-019/108
取組名	4階中層部・階段区画		冊次	A1/1/200 A3/1/400
区分	地区	名称	作成者	株式会社 本村建築設計事務所
区画	地区	名称	設計者	岡山県東区役所等庁舎新築工事 1 棟仕舞土庫等第10号 本村建 事(2021) 岡山県北地区第17号 本村建 事(2021) 岡山県北地区第17号 本村建 事(2021) 岡山県北地区第17号 本村建
区画	地区	名称	設計者	
区画	地区	名称	設計者	
区画	地区	名称	設計者	