

定期清掃

新三間川

十六号用水

田原用水

新用水

二階樋用水

控線

第1ポンプ棟

第2ポンプ棟

水クリーン棟

自家脱棟

送風機棟

管理棟

雑用水棟

田原島倉庫

選縮タンク

繊維濃縮機棟

汚泥貯留槽

第2脱水機棟

ホッパー棟

1階水機機棟

業務箇所

多目的広場

六番川水の公園

岡東ポンプ場


百間川

児島湾

名称							岡東浄化センター管理棟等清掃業務委託				
図名							一般平面図	縮尺	1/3000	No.	
平成							年	月	日	下水道河川局下水道施設管理課	
所長	所長補佐	係長	主査	主任	課員	担当者					


管理棟

北面 立面図 1/100

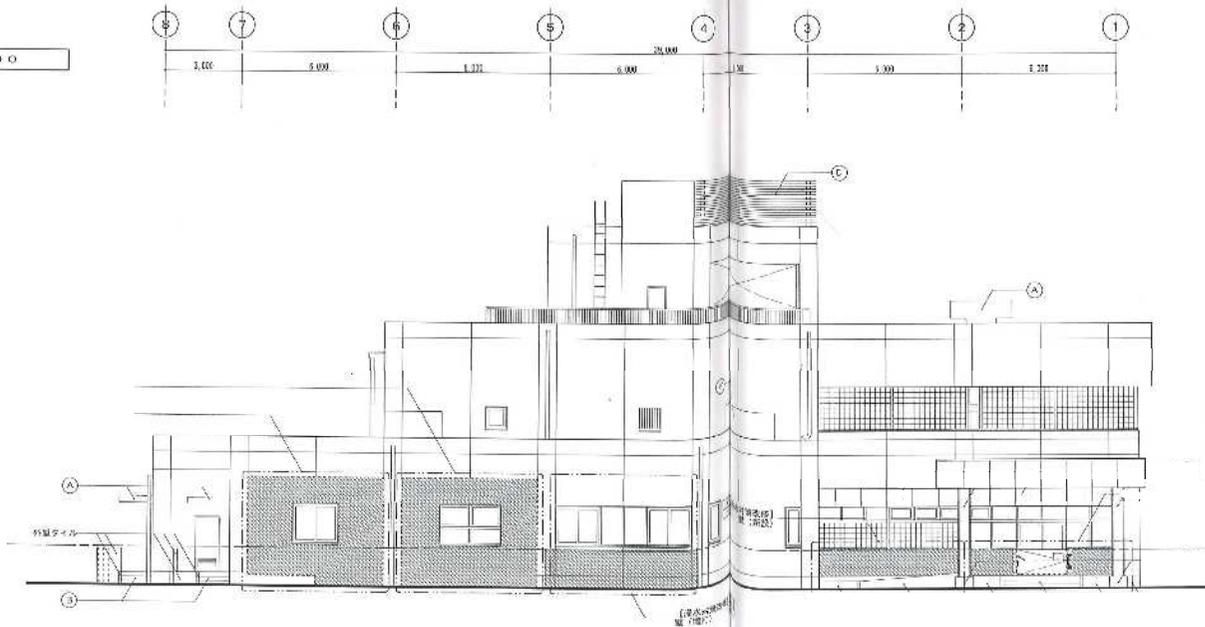

0022


東面 立面図 1/100

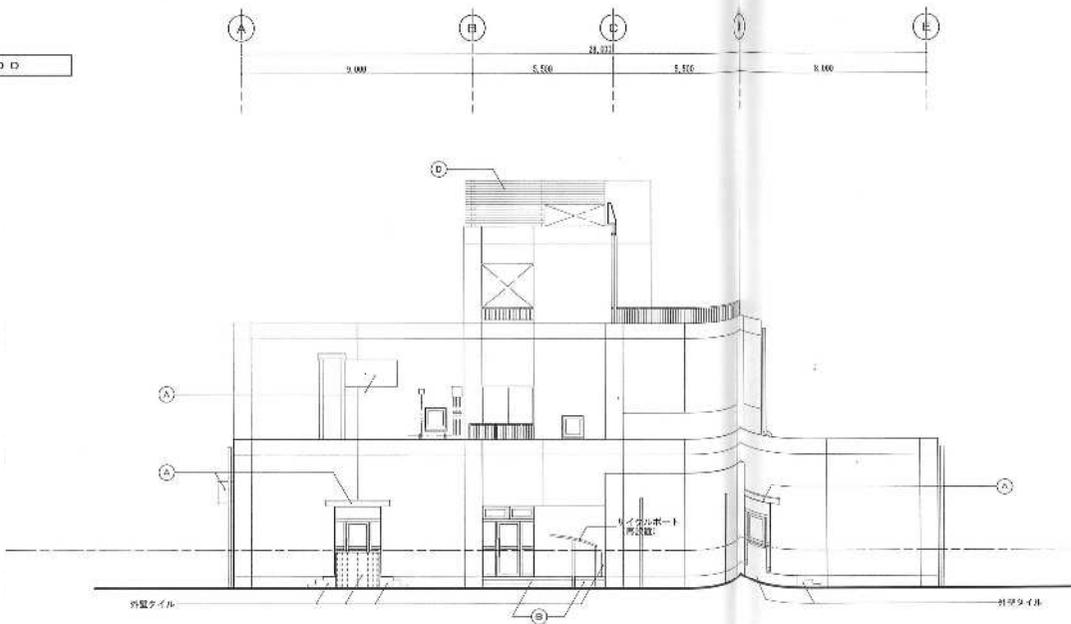


名称	田舎原住宅センター管理棟東面外立面図		
図名	管理棟北東立面図	縮尺	1/200
平成 年 月 日	大塚河川川岸下水道敷設工事		
作成	設計	検査	監理

管理棟

南面 立面図 1/100

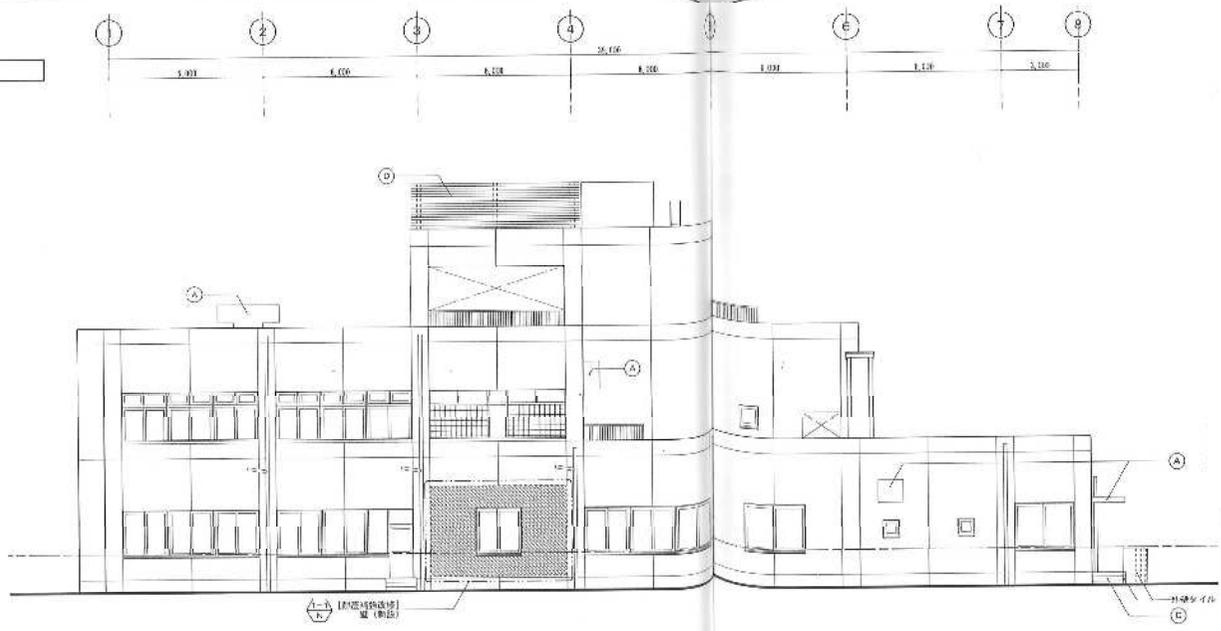


西面 立面図 1/100

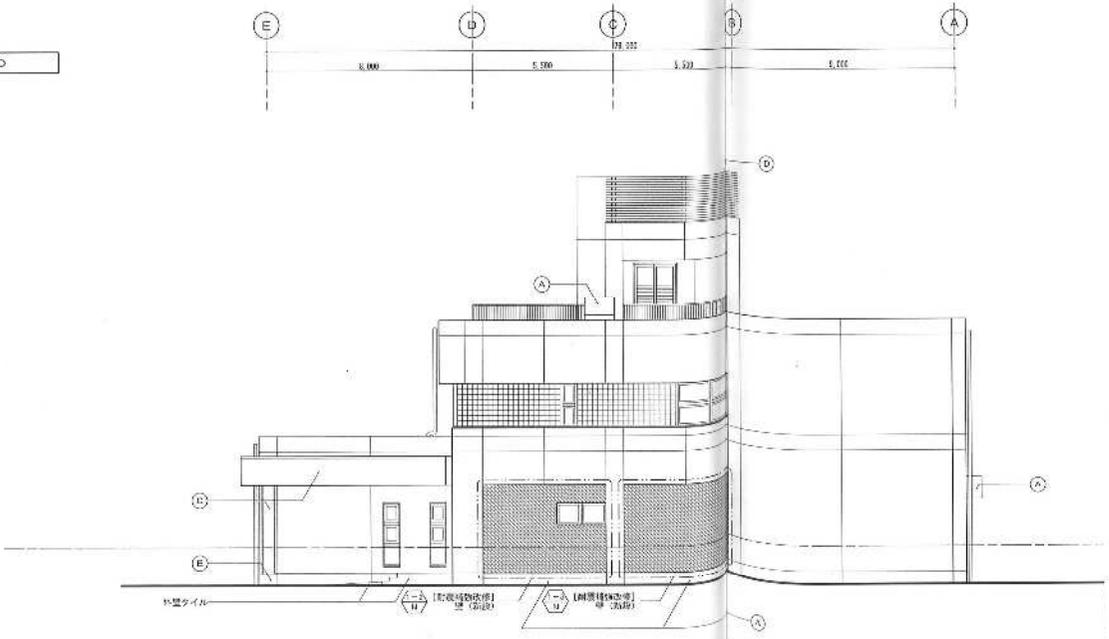

名称	国公立大学センター新築工事			
図名	管理棟南立面図	縮尺	1/200	№
作成年月日	平成20年10月10日			
所長	課長	主任	技師	担当者

管理棟 定期清掃 床面

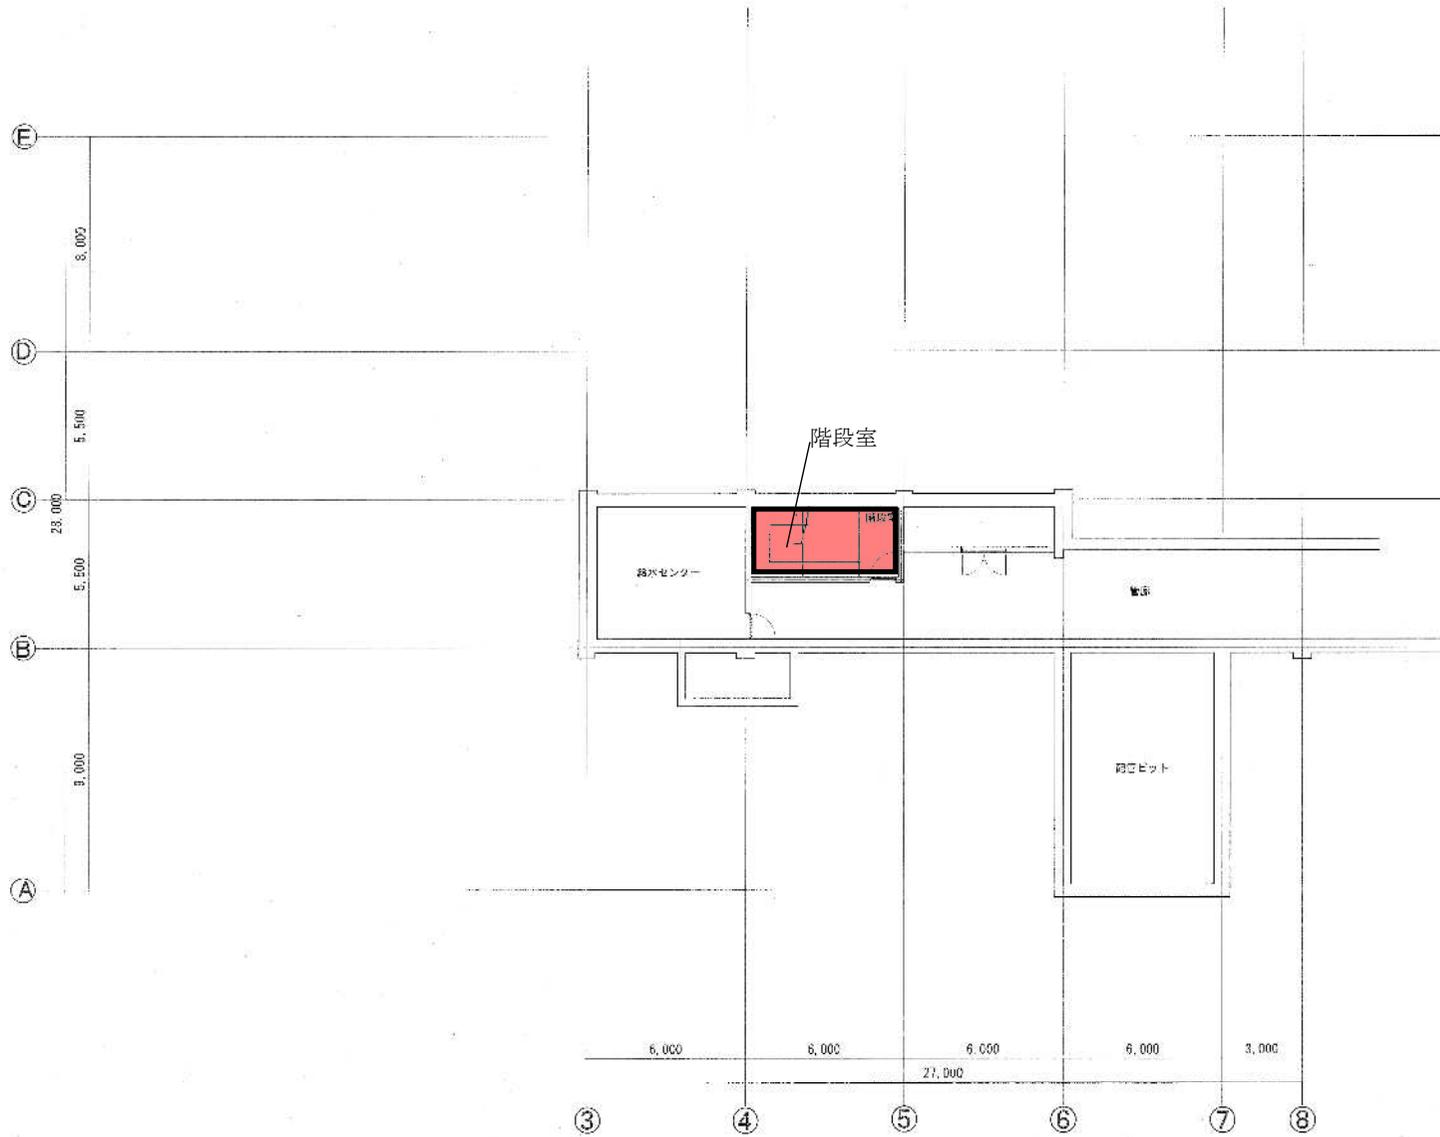


■ : 掃除機、水拭き清掃

名称	同東浄化センター管理棟等清掃業務委託			
図号	管理棟1階平面図	縮尺	1/200	単位
平成 年 月 日	下水道河川局下水道施設管理課			
作成	作成	確認	承認	課長

管理棟 定期清掃 床面


便所、脱衣室、宿直室は入口近くの床をワックスがけすること。

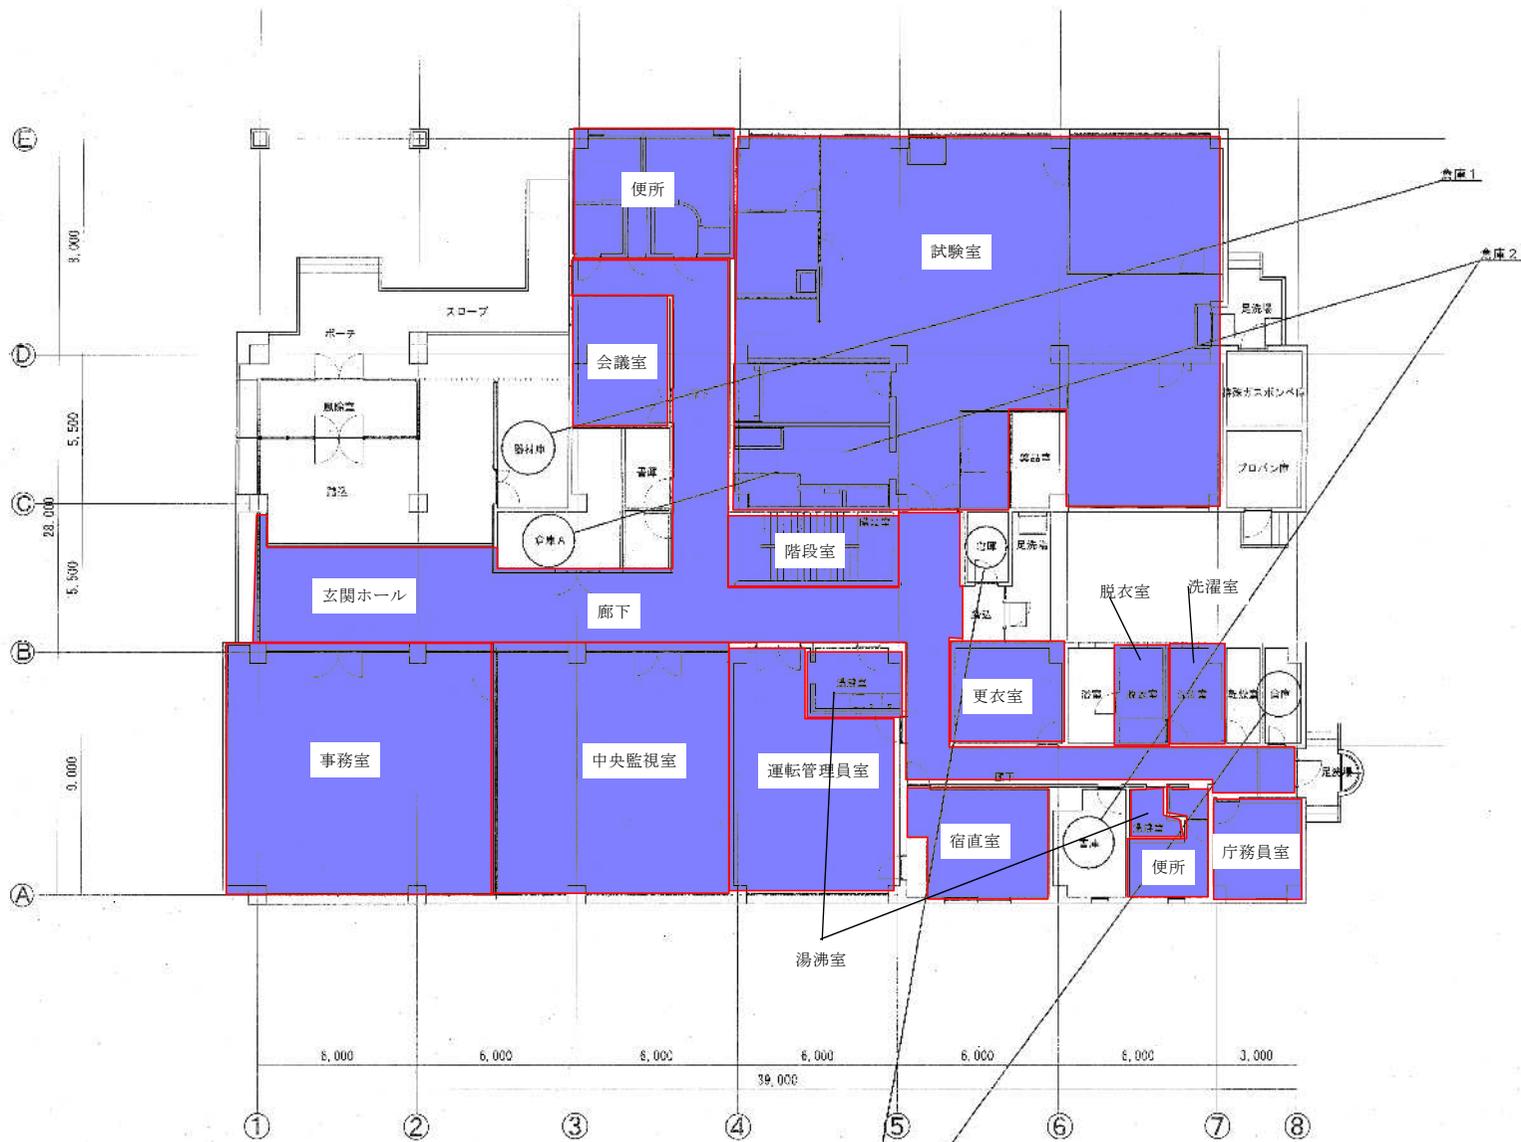

: ワックスがけ

名称	関東浄化センター管理棟等清掃業務委託		
図名	管理棟1階平面図	頁	2/200
作成年月日	下水道河川局下水道施設管理課		
所	部	科	課


管理棟 定期清掃 床面

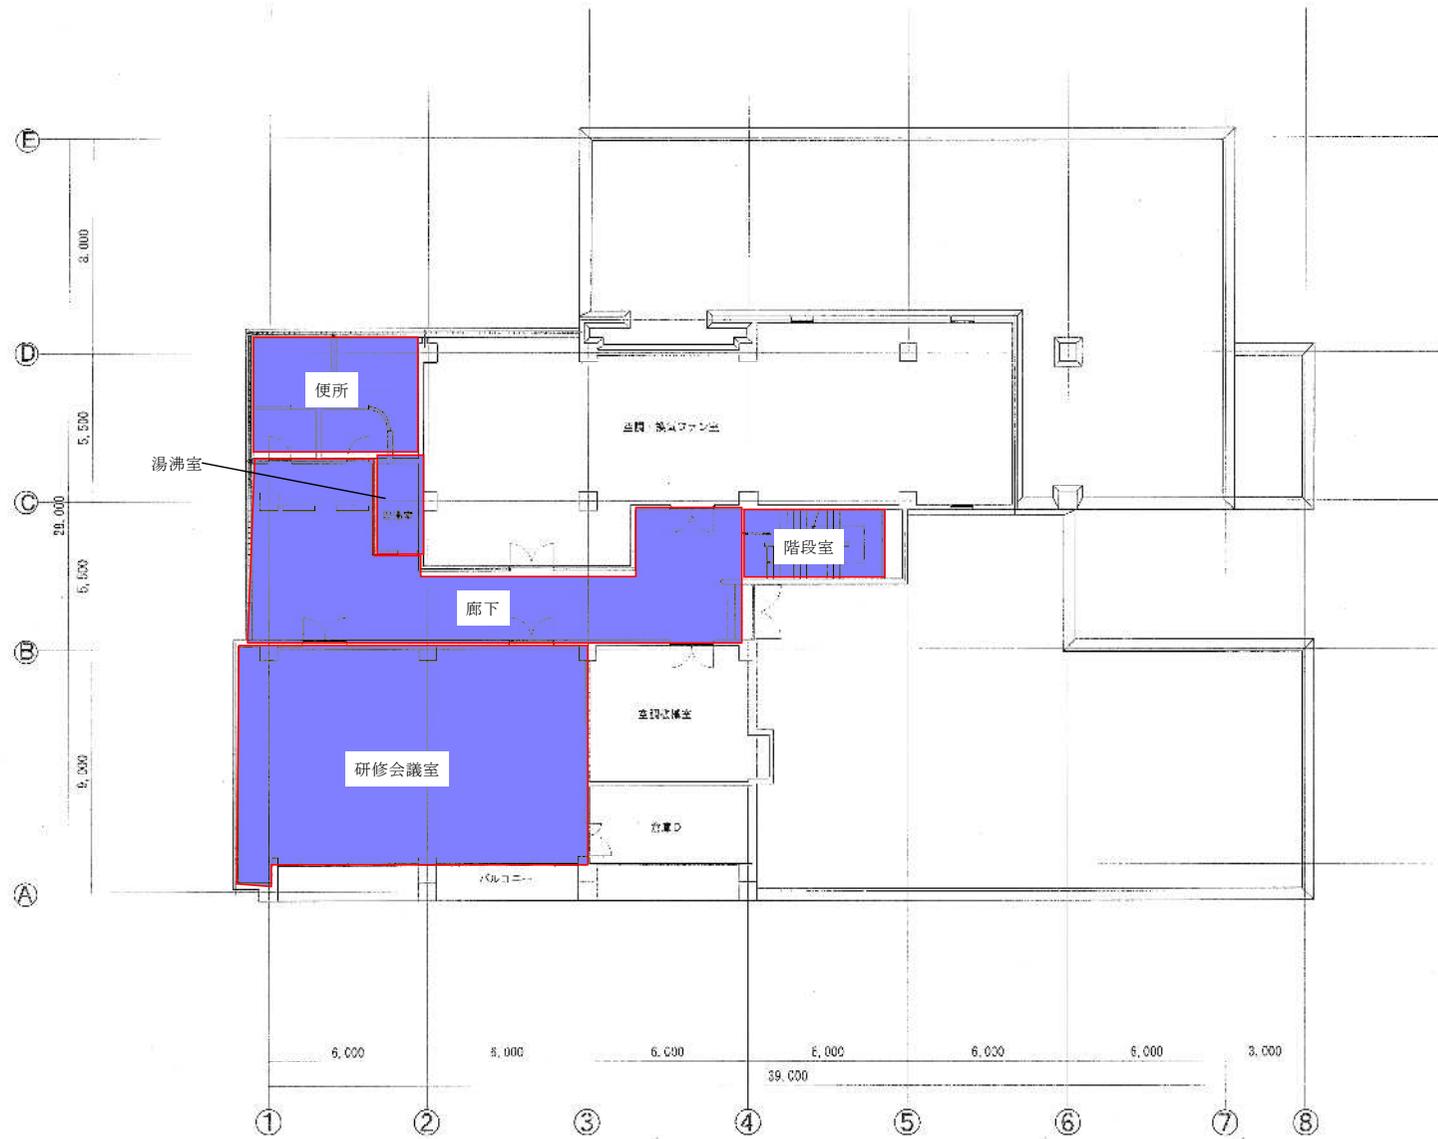

: ワックスがけ

委託先	関東浄化センター管理棟等清掃業務委託		
実施年度	令和2年度	期	1/2回
完成年月日	下水道河川局下水道施設管理課		
作成	部長 伊藤	主任 山本	担当 田中


管理棟 定期清掃 床面

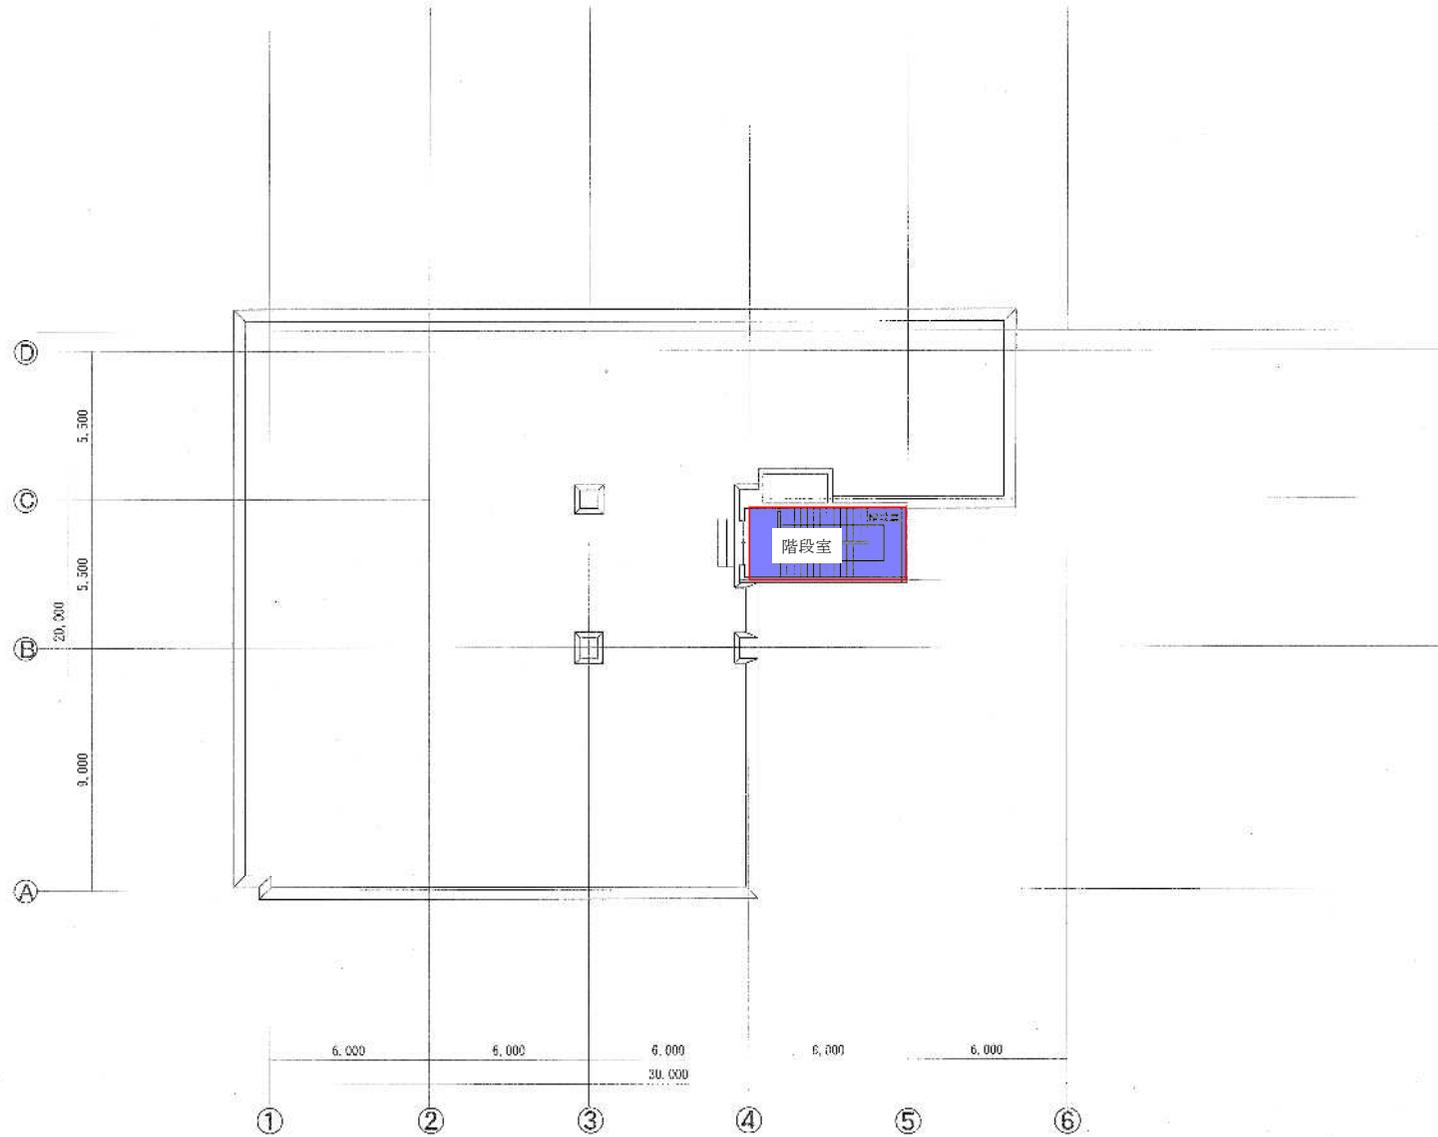

 : ワックスがけ

委託先	関東浄化センター管理棟等清掃業務委託				
図名	管理棟2階平面図	単位	1/200	NO.	00
作成年月日	下水道河川局下水道施設管理課				
作成者	佐藤洋介	検査者	佐藤洋介	製図者	相澤尚


管理棟 定期清掃 床面以外

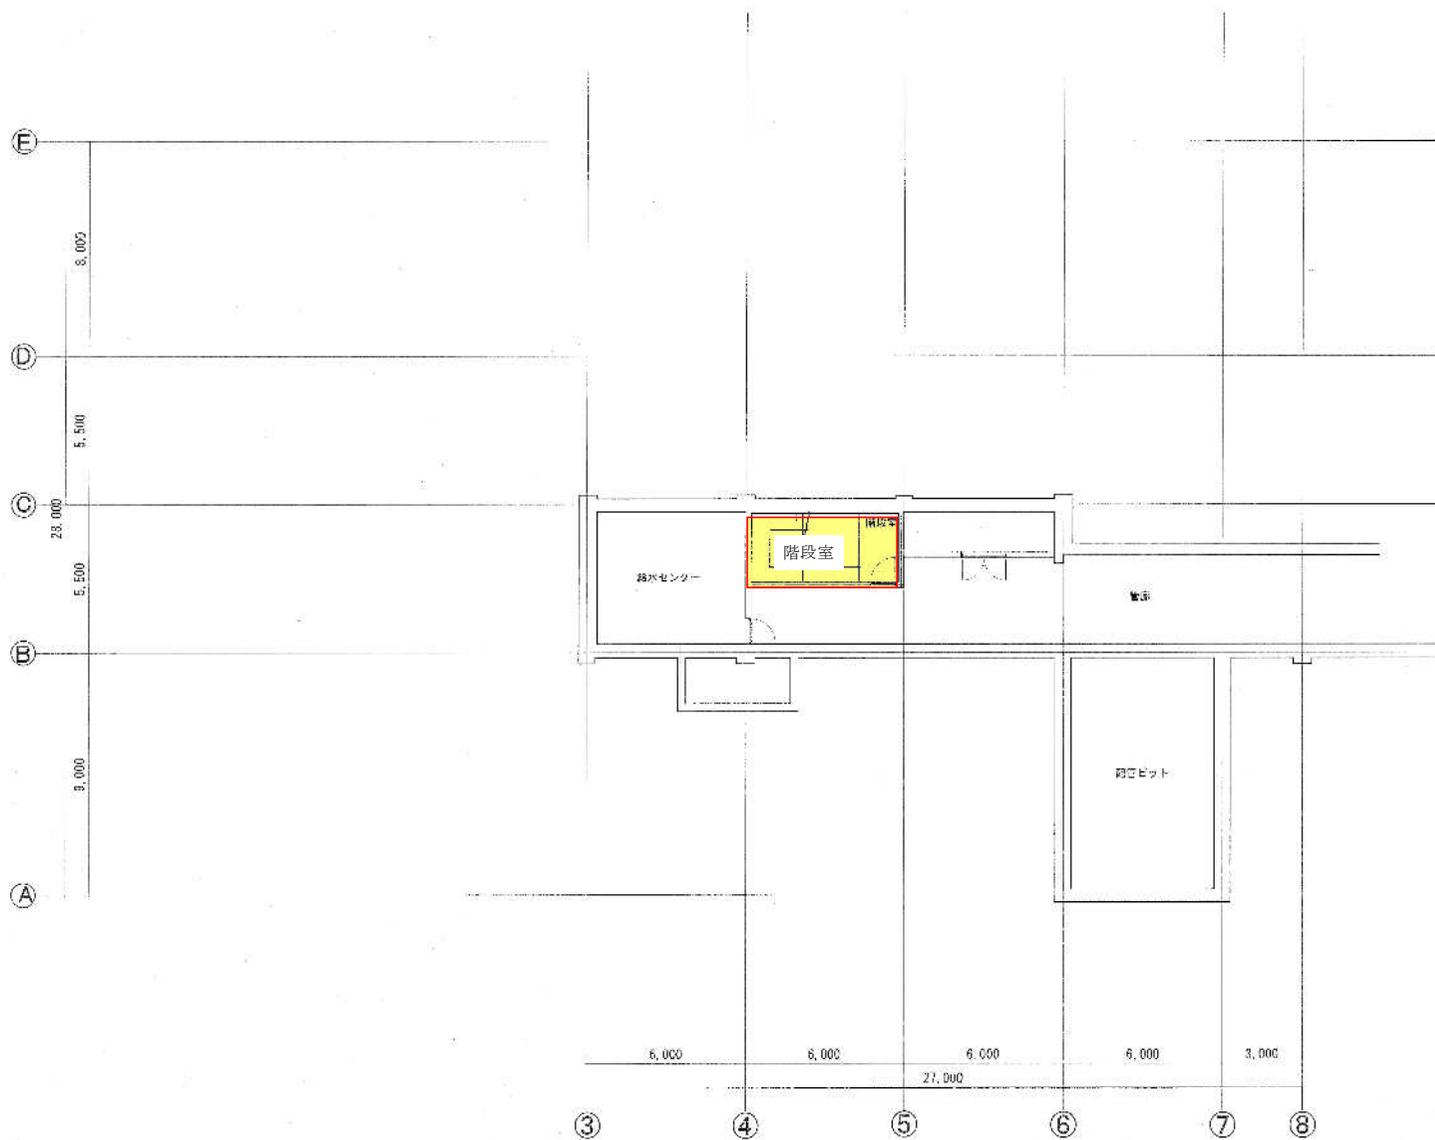

: 照明器具清掃箇所

名称	四国電力センターほか管理棟等定期清掃計画		
図名	管理棟1階平面図	縮尺	1/200
手続	年 月 日	作成	四国電力センター
作成	作成者	確認者	承認者


管理棟 定期清掃 床面以外

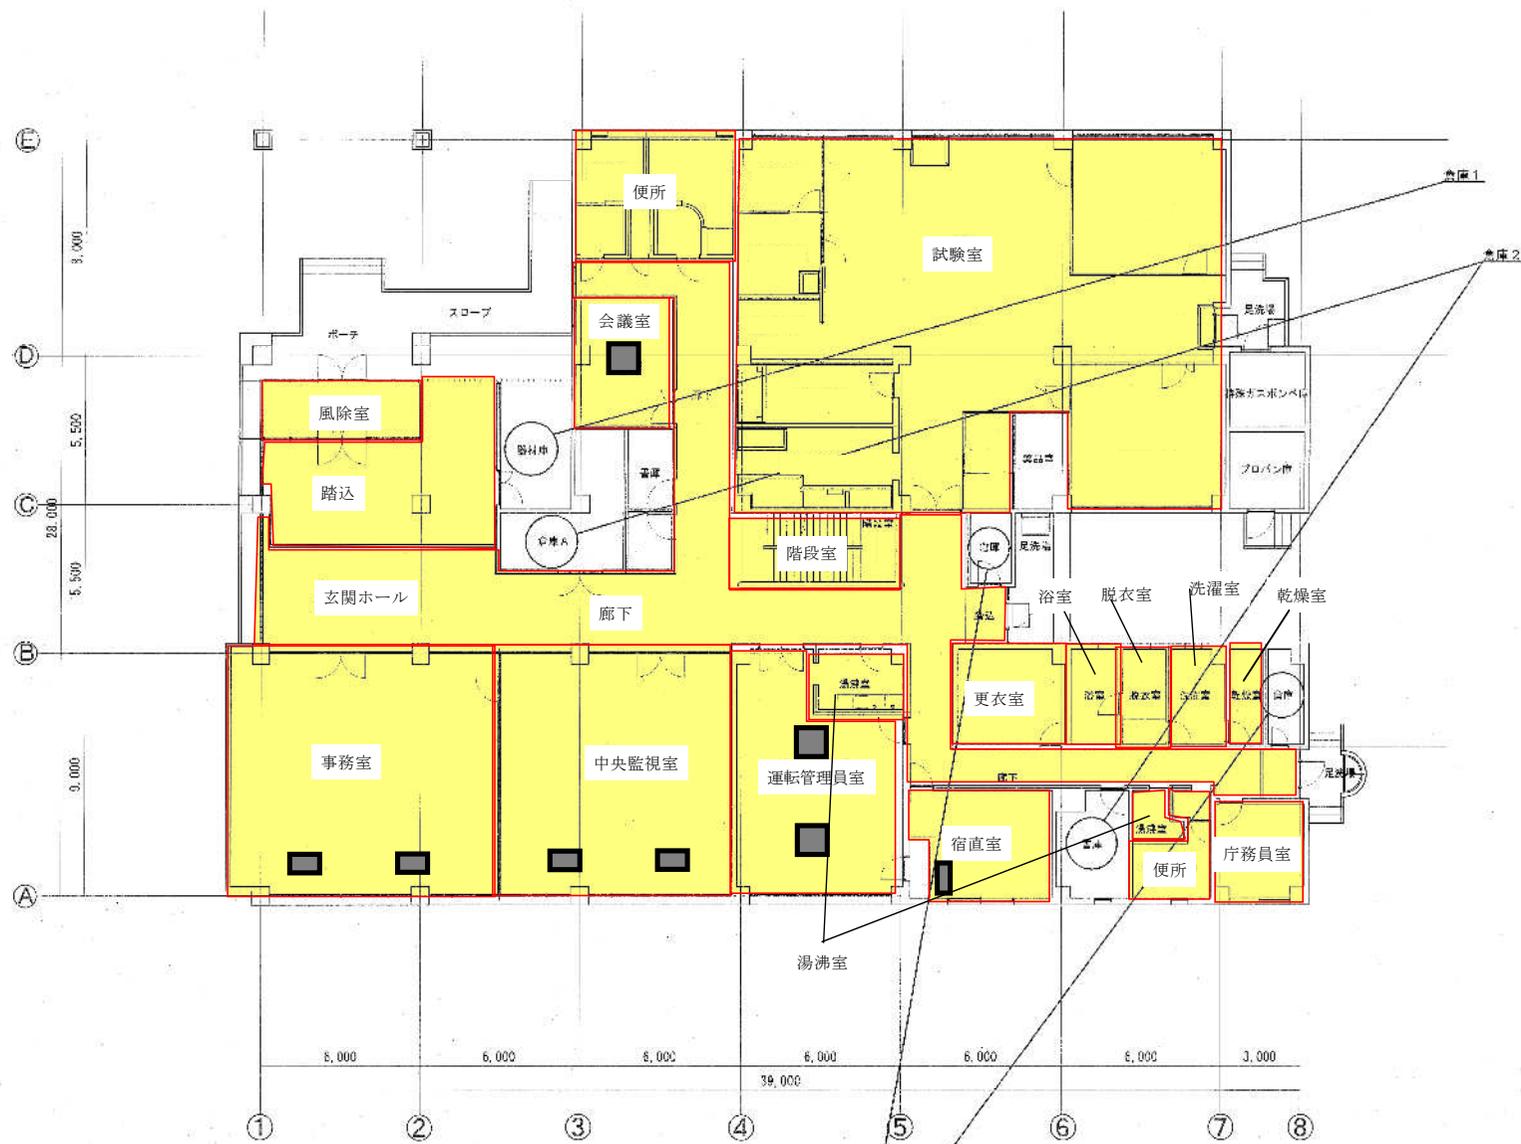

- : 窓、照明器具清掃箇所 (窓がない部屋も含む)
- : 空調機フィルター清掃

委託先	関東浄化センター管理棟等清掃業務委託		
図名	管理棟1階平面図	比例尺	1/200
作成年月日	下水道河川局下水道施設管理課		
作成者	佐藤 孝	承認者	佐藤 孝
作成日	2011.03.17	承認日	2011.03.17
作成場所	下水道河川局	作成機	AutoCAD

管理棟 定期清掃 床面以外

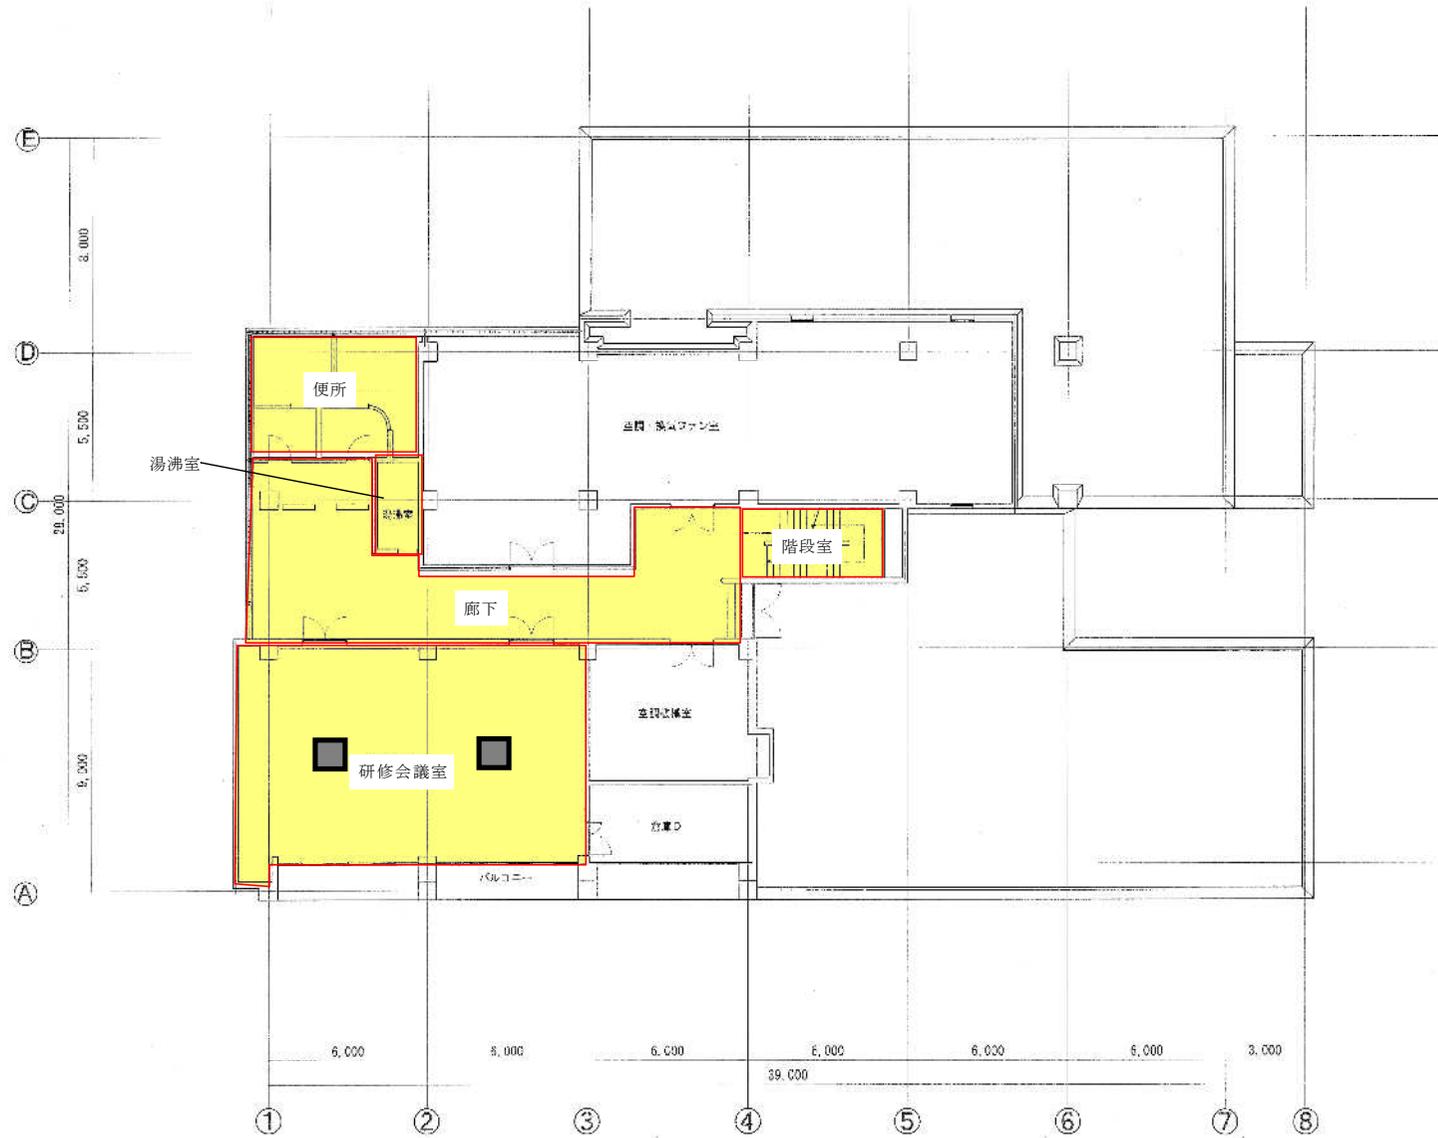


: 窓、照明器具清掃箇所 (窓がない部屋も含む)

: 空調機フィルター清掃

関東浄化センター管理棟等清掃業務委託				
年度	令和2年度	期	1/20	頁
作成	年月日	下水道河川局下水道施設管理課		作成
作成	担当	作成	作成	作成
作成	作成	作成	作成	作成


管理棟 定期清掃 床面以外

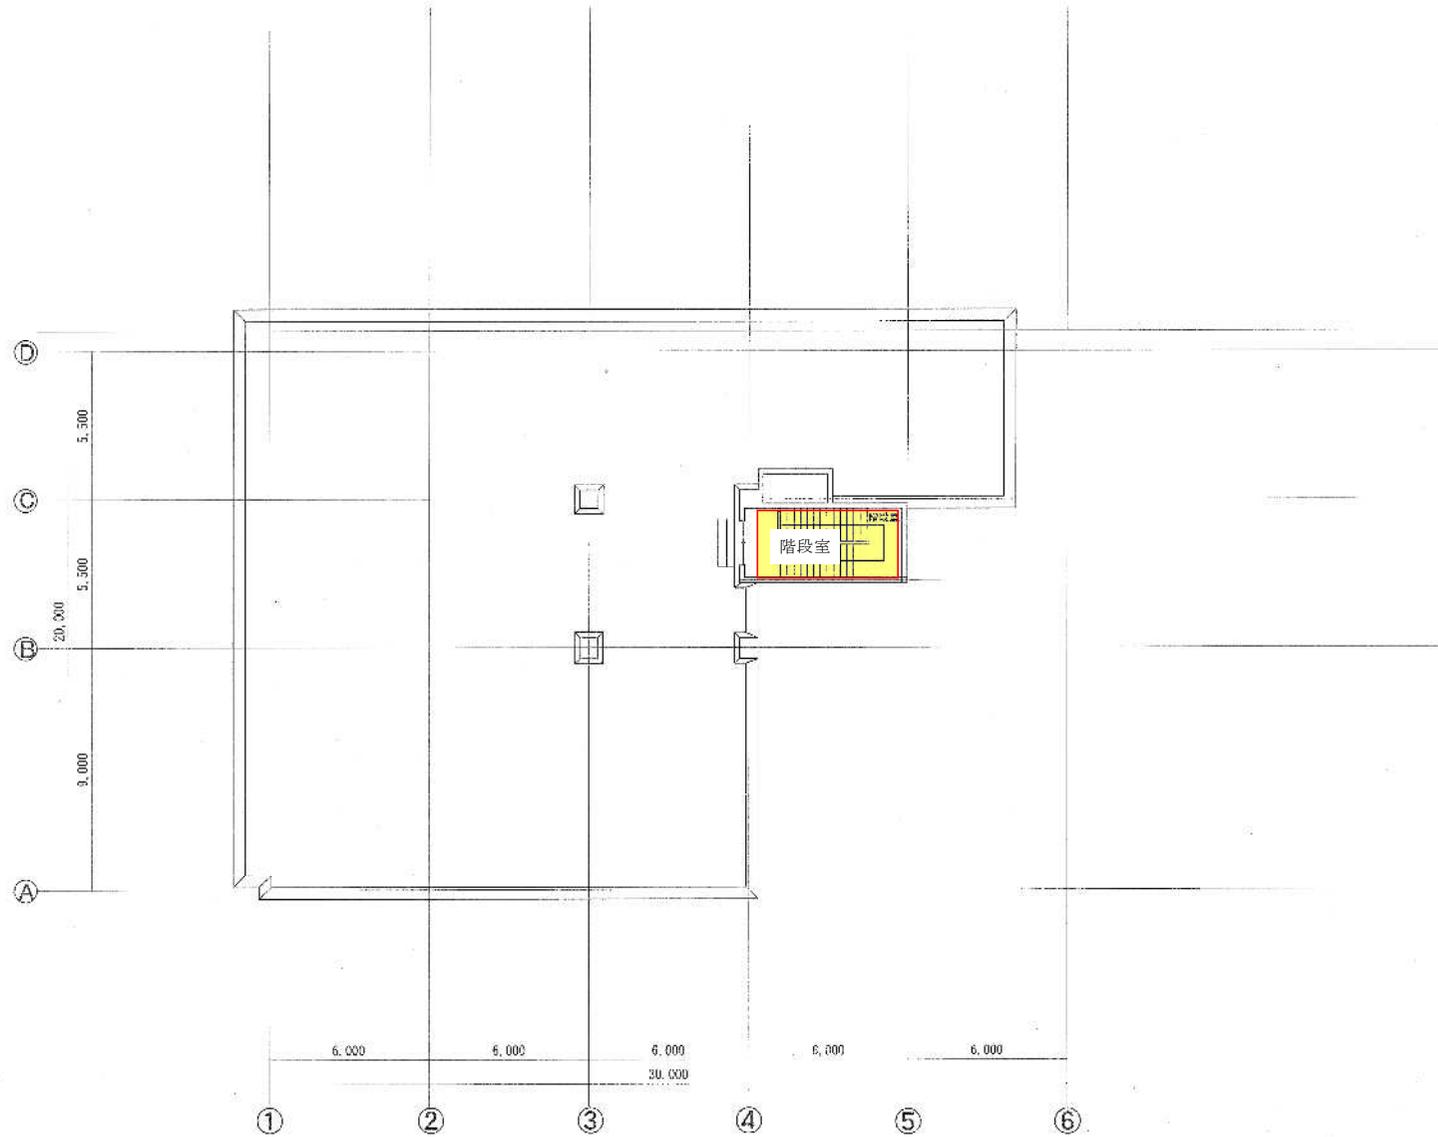


: 窓、照明器具清掃箇所 (窓がない部屋も含む)

会社名	株式会社 下北川 清掃センター				
図名	管理棟 定期清掃 床面以外	単位	㎡	200	00
作成 年月日	平成 年 月 日				
作成 担当者	下北川 清掃センター	作成 担当者	下北川 清掃センター	作成 担当者	下北川 清掃センター
作成 年月日		作成 年月日		作成 年月日	


旧水処理棟

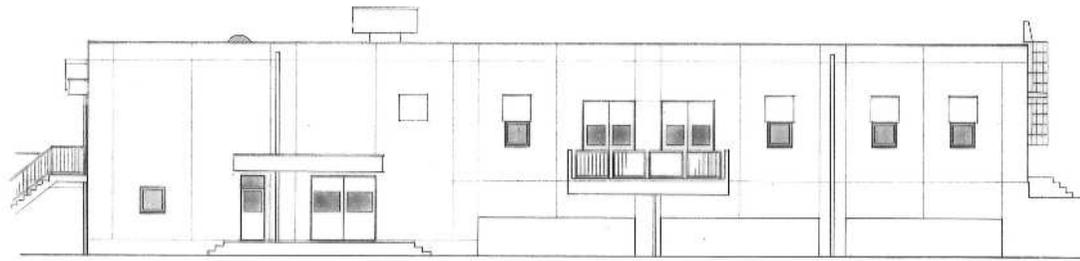

西側立面図

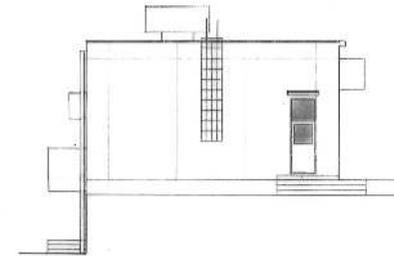


南側立面図

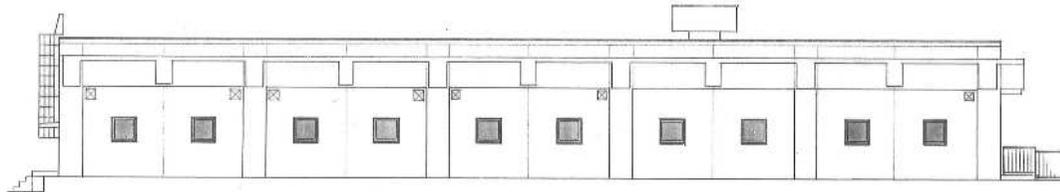


東側立面図




北側立面図

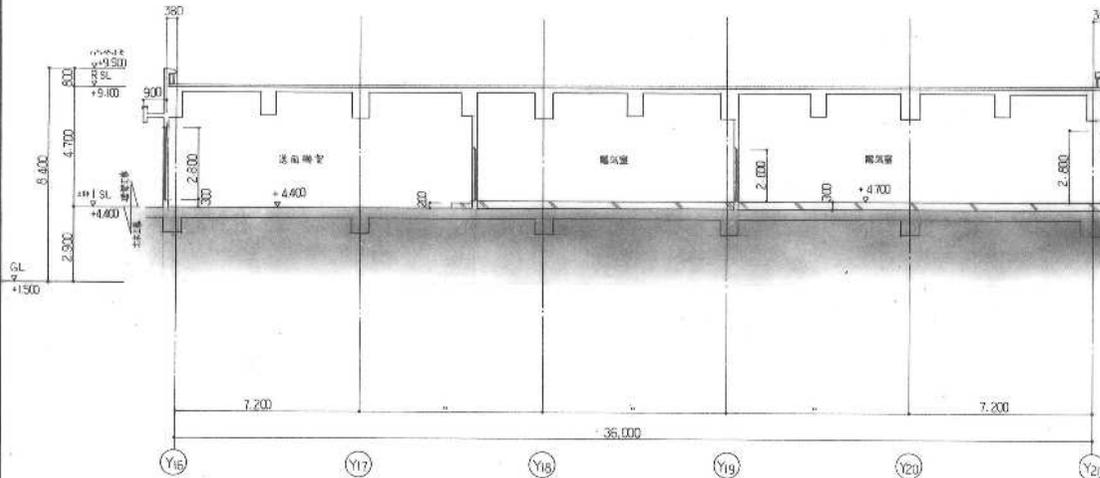

A-A 断面図

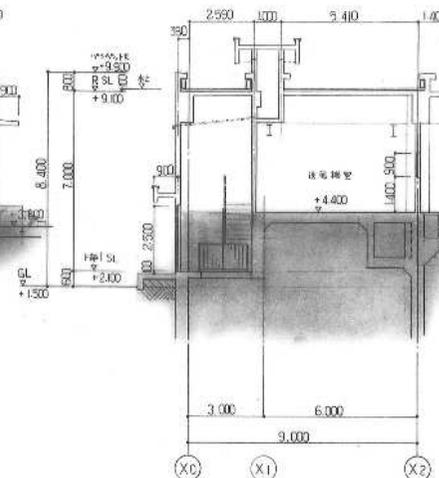

B-B 断面図

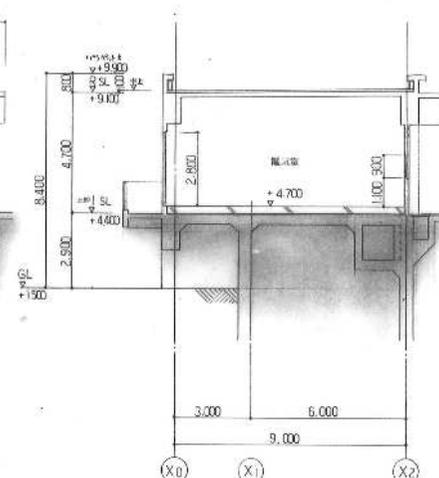


C-C 断面図

日水コン・複建調査設計共同企業体	
主任技師	担当
小石川信昭	小林 徹

名称	関東浄化センター管理棟等清掃業務委託		
図名	旧水処理棟電気室 立面図	縮尺	No.
完成年月日	下水道河川局下水道施設管理課		
所長	所長補佐	係長	主査
			主任
			課長
			担当者

旧水処理棟 定期清掃 床面

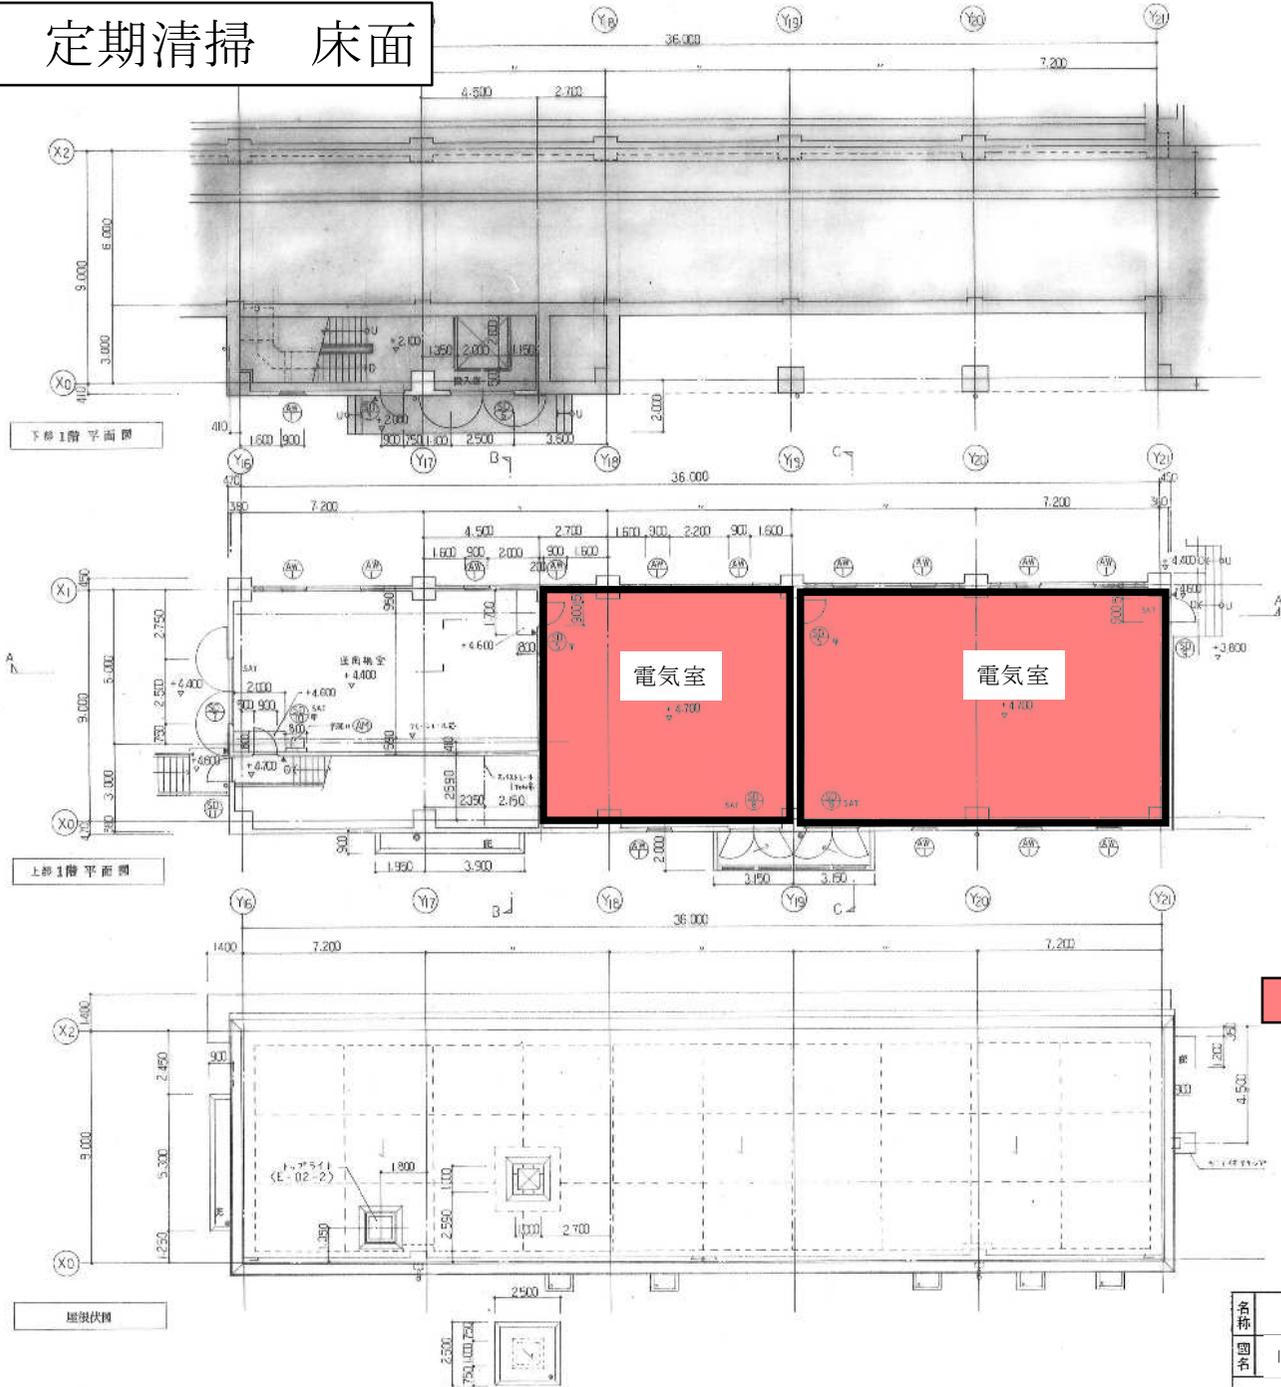


: 掃除機、水拭き清掃

日本コン・復建調査設計共同企業体
主任技術者 担当
小石川 盛昭 小林 隆


名称	関東浄化センター管理機等清掃業務委託			
図名	旧水処理棟電気室 平面図	縮尺		No.
平成 年 月 日	下水道河川局下水道施設管理課			
所長	所長補佐	係長	主査	主任 課員 担当者

1系水処理棟 定期清掃 床面

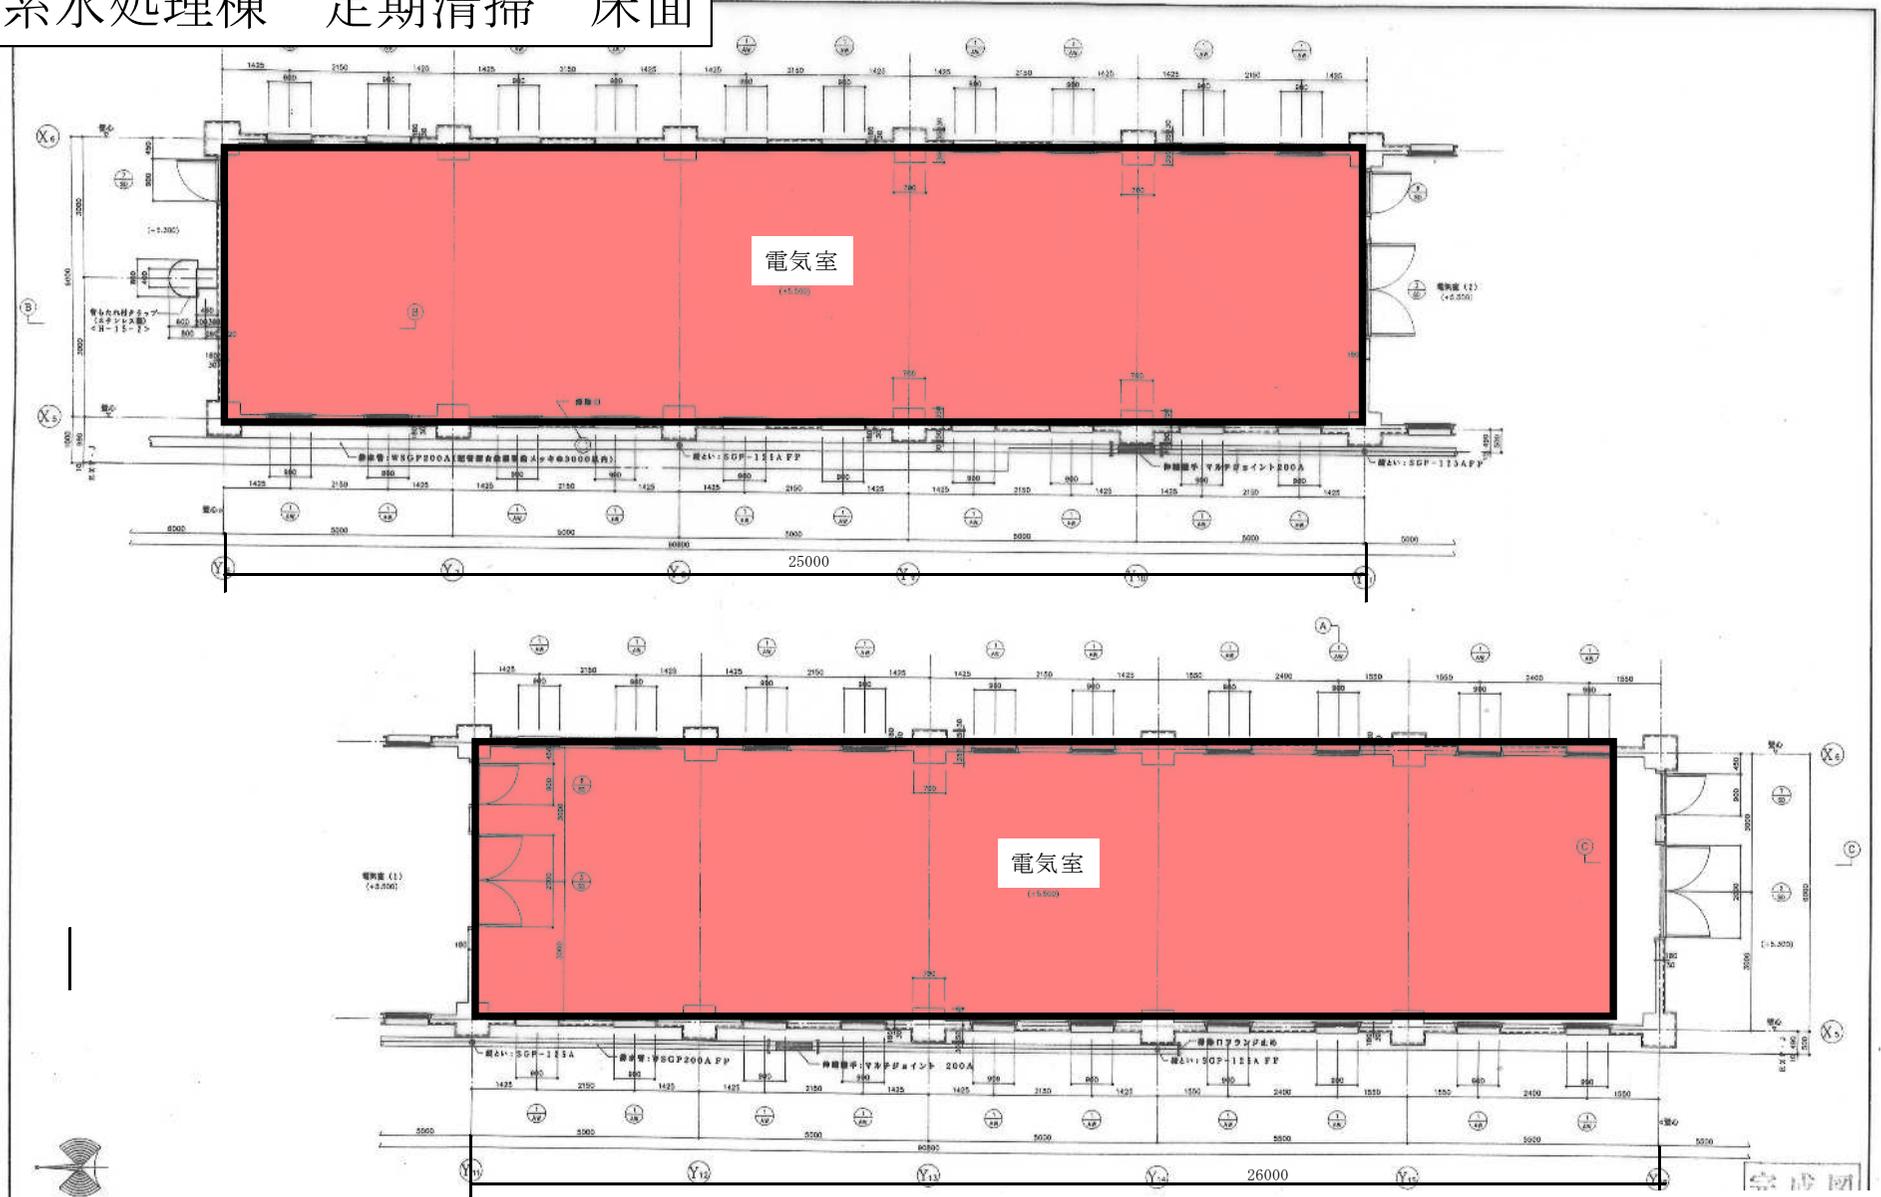


: 掃除機、水拭き清掃

株式会社 日水コン			
主任技師	事務	検査	担当
岡本 孝典	藤井 良文	和田 明彦	

 

関東浄化センター管理棟等清掃業務委託						
名称	1系水処理棟電気室 平面図		縮尺	No.		
平成 年月日	下水道河川局下水道施設管理課		業種			
所長	所長補佐	係長	主査	主任	課長	担当者


第2脱水機棟 定期清掃 床面

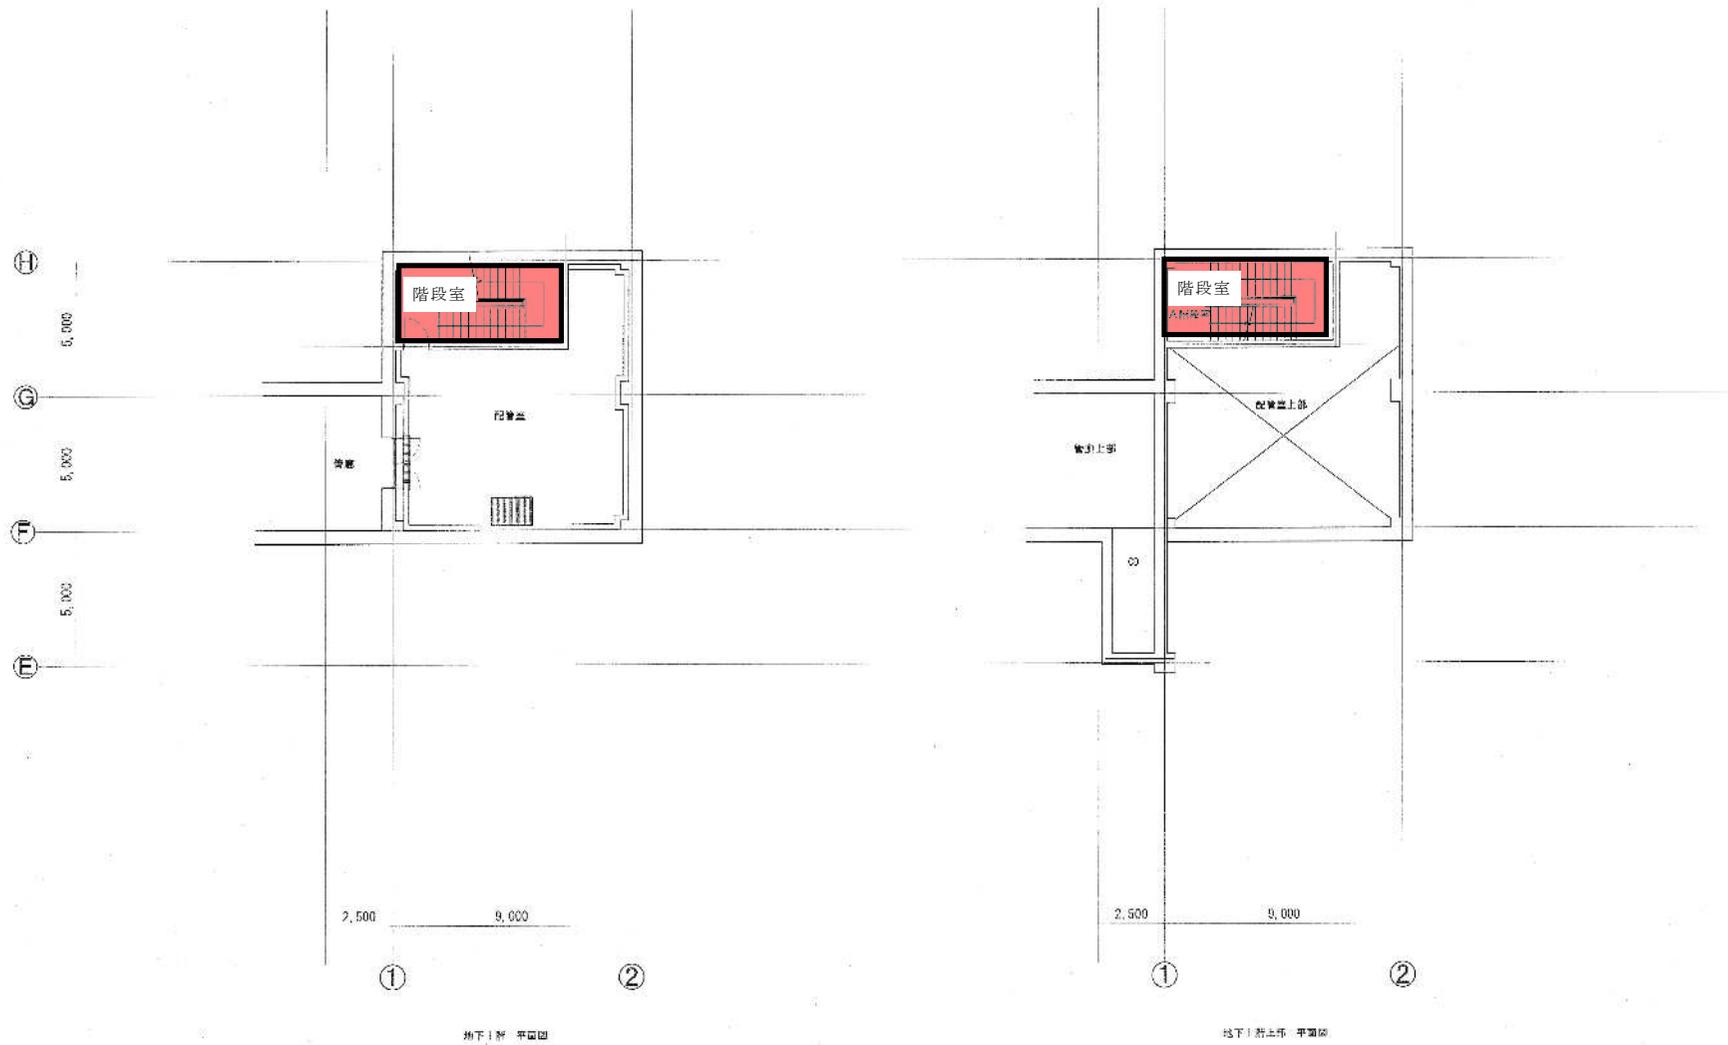

: 掃除機、水拭き清掃

会社	関東浄化センター管理棟等清掃業務委託				
図名	第2脱水機棟地下1階平面図	縮尺	1/200	枚数	40
作成	年月日	下水道河川局下水道施設管理課			製図者
承認	部長	課長	主任	技師	担当者

第2脱水機棟 定期清掃 床面

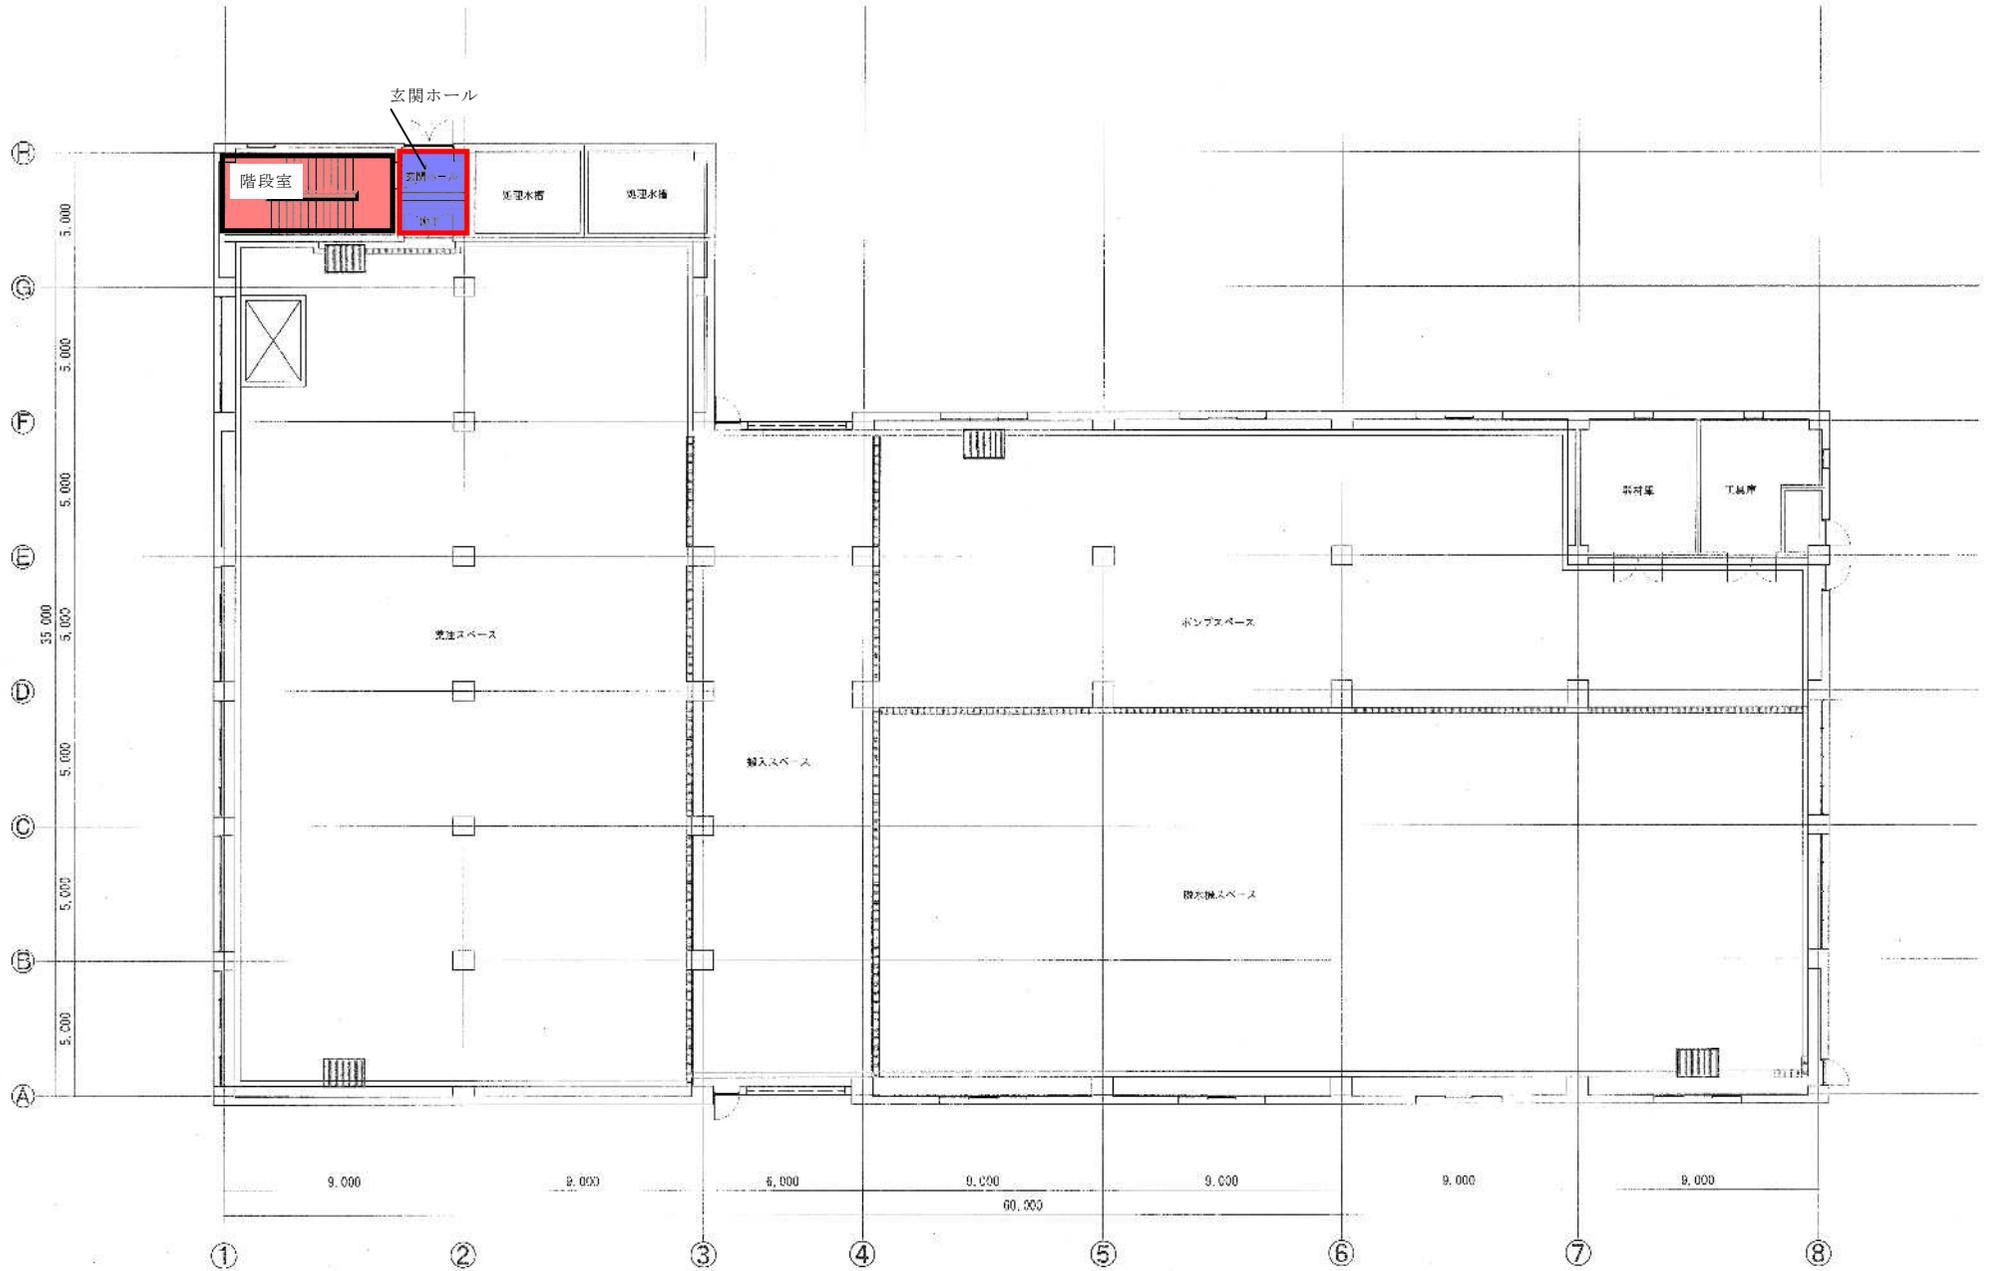

- : ワックスがけ
- : 掃除機、水拭き清掃

委託先	関東浄化センター管理棟等清掃業務委託		
発注先	東芝システムビル	図号	1/200
年度	平成 年 月 日	管理棟	下水道河川局下水道施設管理課
所長	伊藤 雅夫	係長	佐藤 正一
主任	佐藤 正一	主査	佐藤 正一
課長	佐藤 正一	副課長	佐藤 正一


第2脱水機棟 定期清掃 床面



: 掃除機、水拭き清掃

委託	関東浄化センター管理棟等清掃業務委託		
図名	第2脱水機棟中2層平面図	縮尺	1/200
作成	年月日	下水道河川局下水道施設管理課	
所長	所長	主任	主任

第2脱水機棟 定期清掃 床面

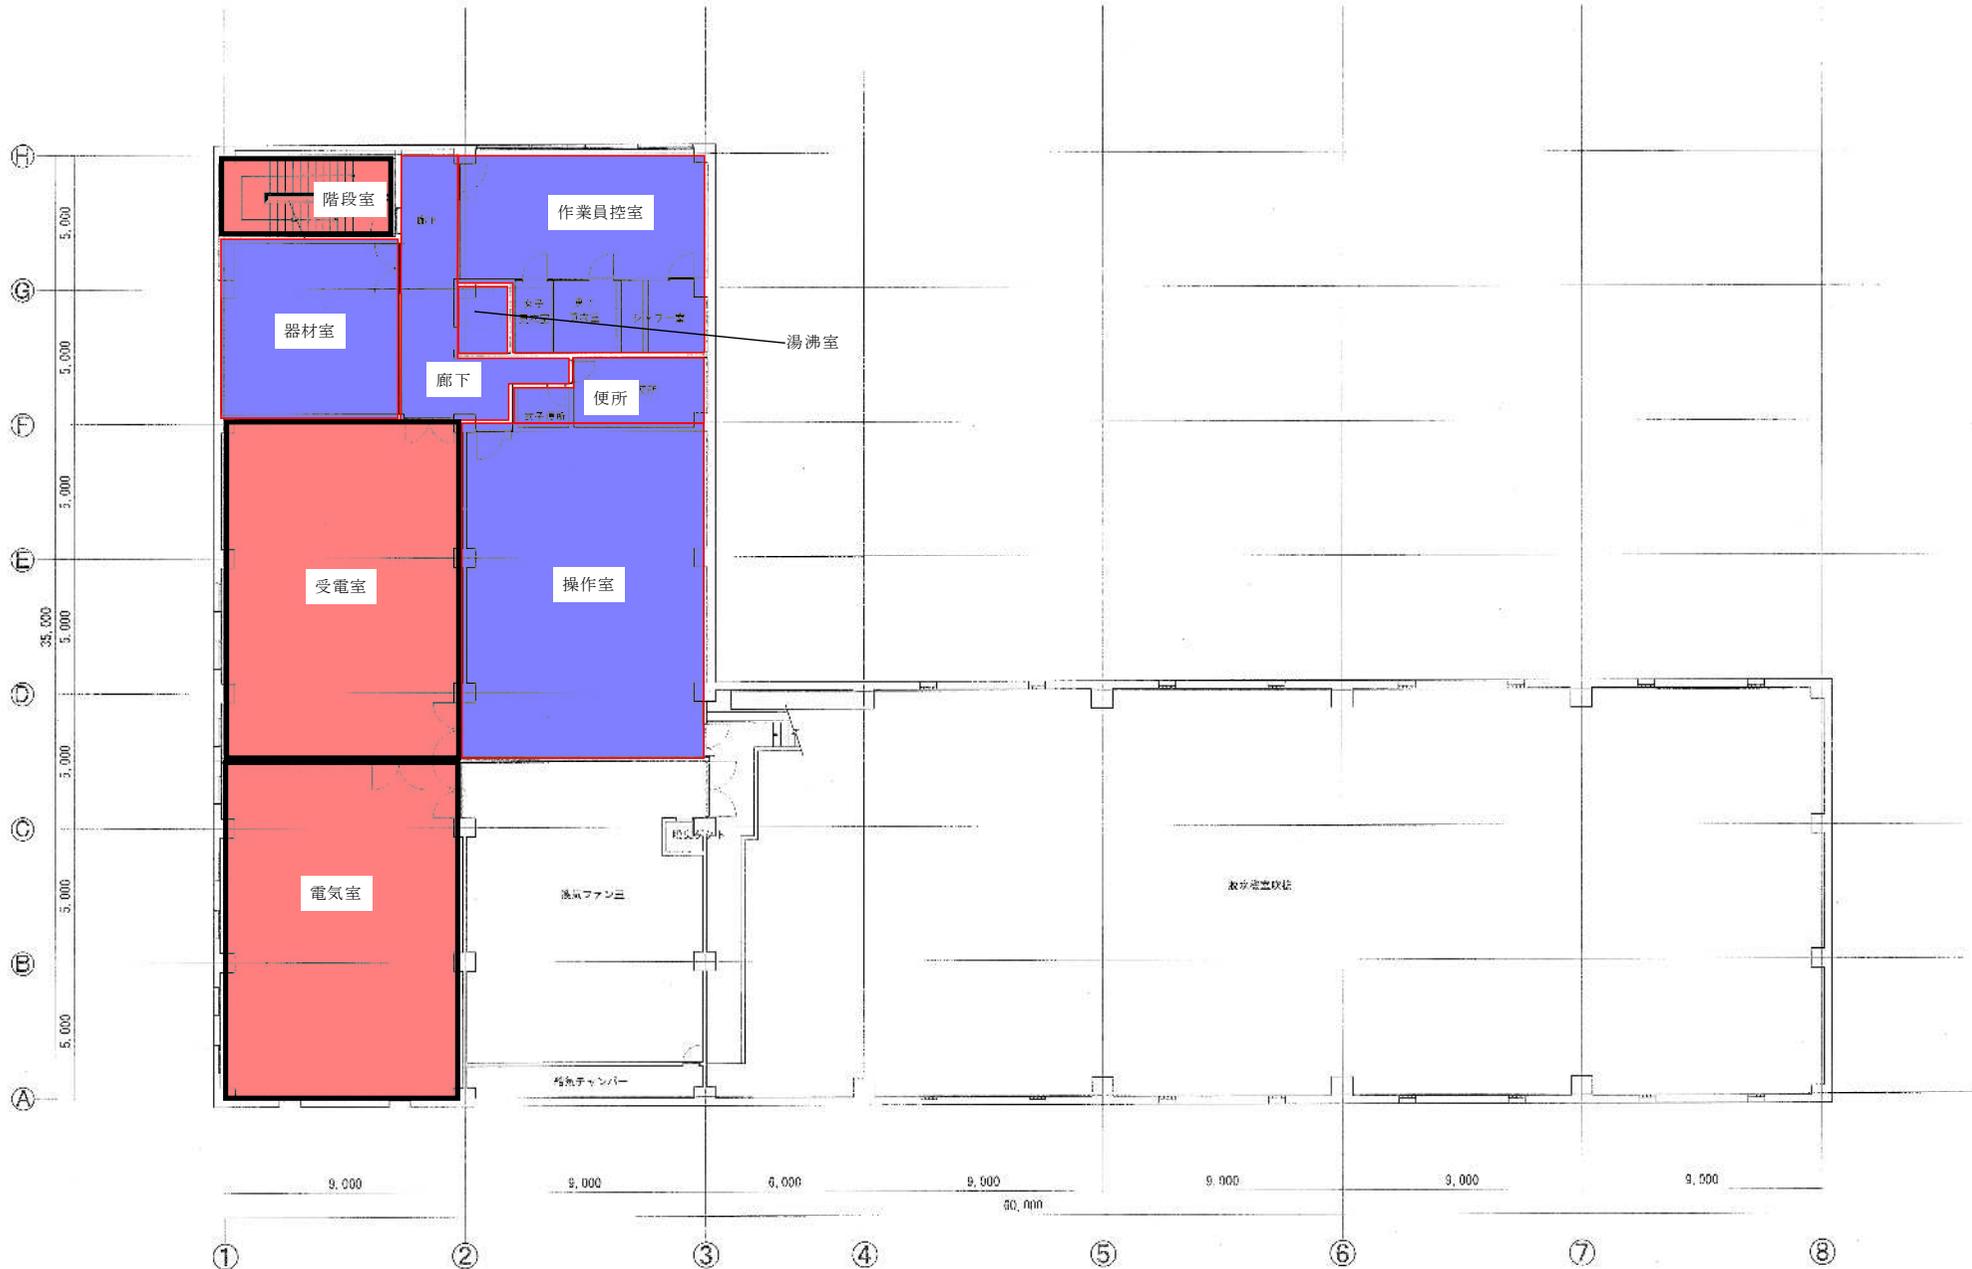

- : ワックスがけ
- : 掃除機、水拭き清掃

同東浄化センター管理棟等清掃業務委託				
図名	第2脱水機棟2階平面図	図尺	1/200	比例尺
作成年月日	下水道河川局下水道施設管理課	作成者	担当	担当
作成		修正		



第2脱水機棟 定期清掃 床面



■ : 掃除機、水拭き清掃

委託先	関東浄化センター管理棟等清掃業務委託		
図号	第2脱水機棟1階平面図	縮尺	1/200
作成日	年月日	作成者	管理棟
承認日	年月日	承認者	管理棟


第2脱水機棟 定期清掃 床面以外

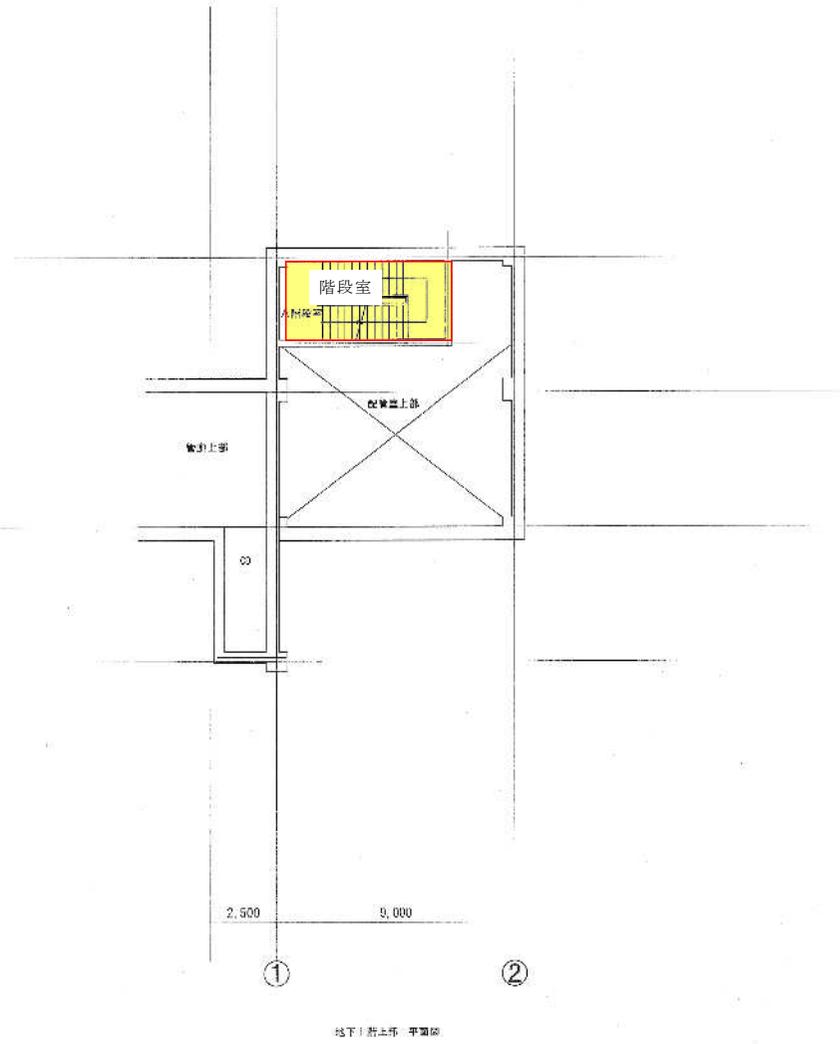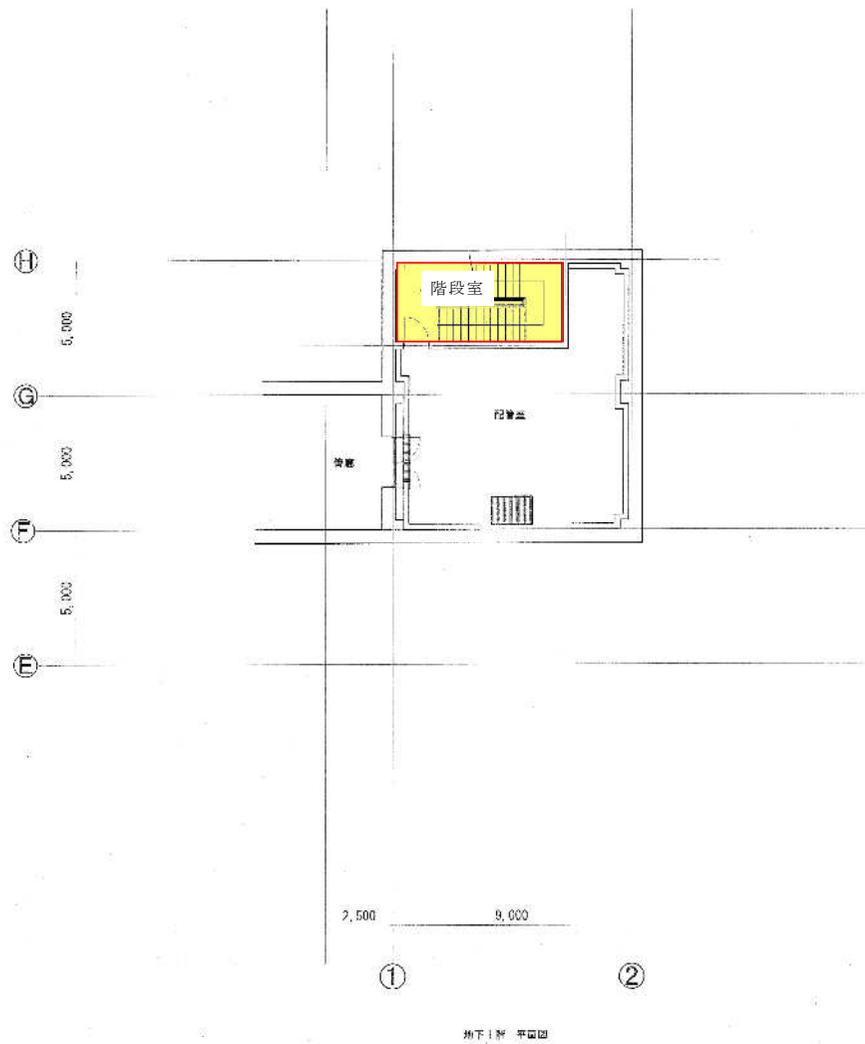

: 照明器具清掃箇所

関東浄化センター管理棟等清掃業務委託					
図名	第2脱水機棟地下1階平面図	縮尺	1/200	枚数	40
作成	年月日	下水道河川局下水道施設管理課		承認	印
作成	部長	部長	主任	課長	担当

第2脱水機棟 定期清掃 床面以外

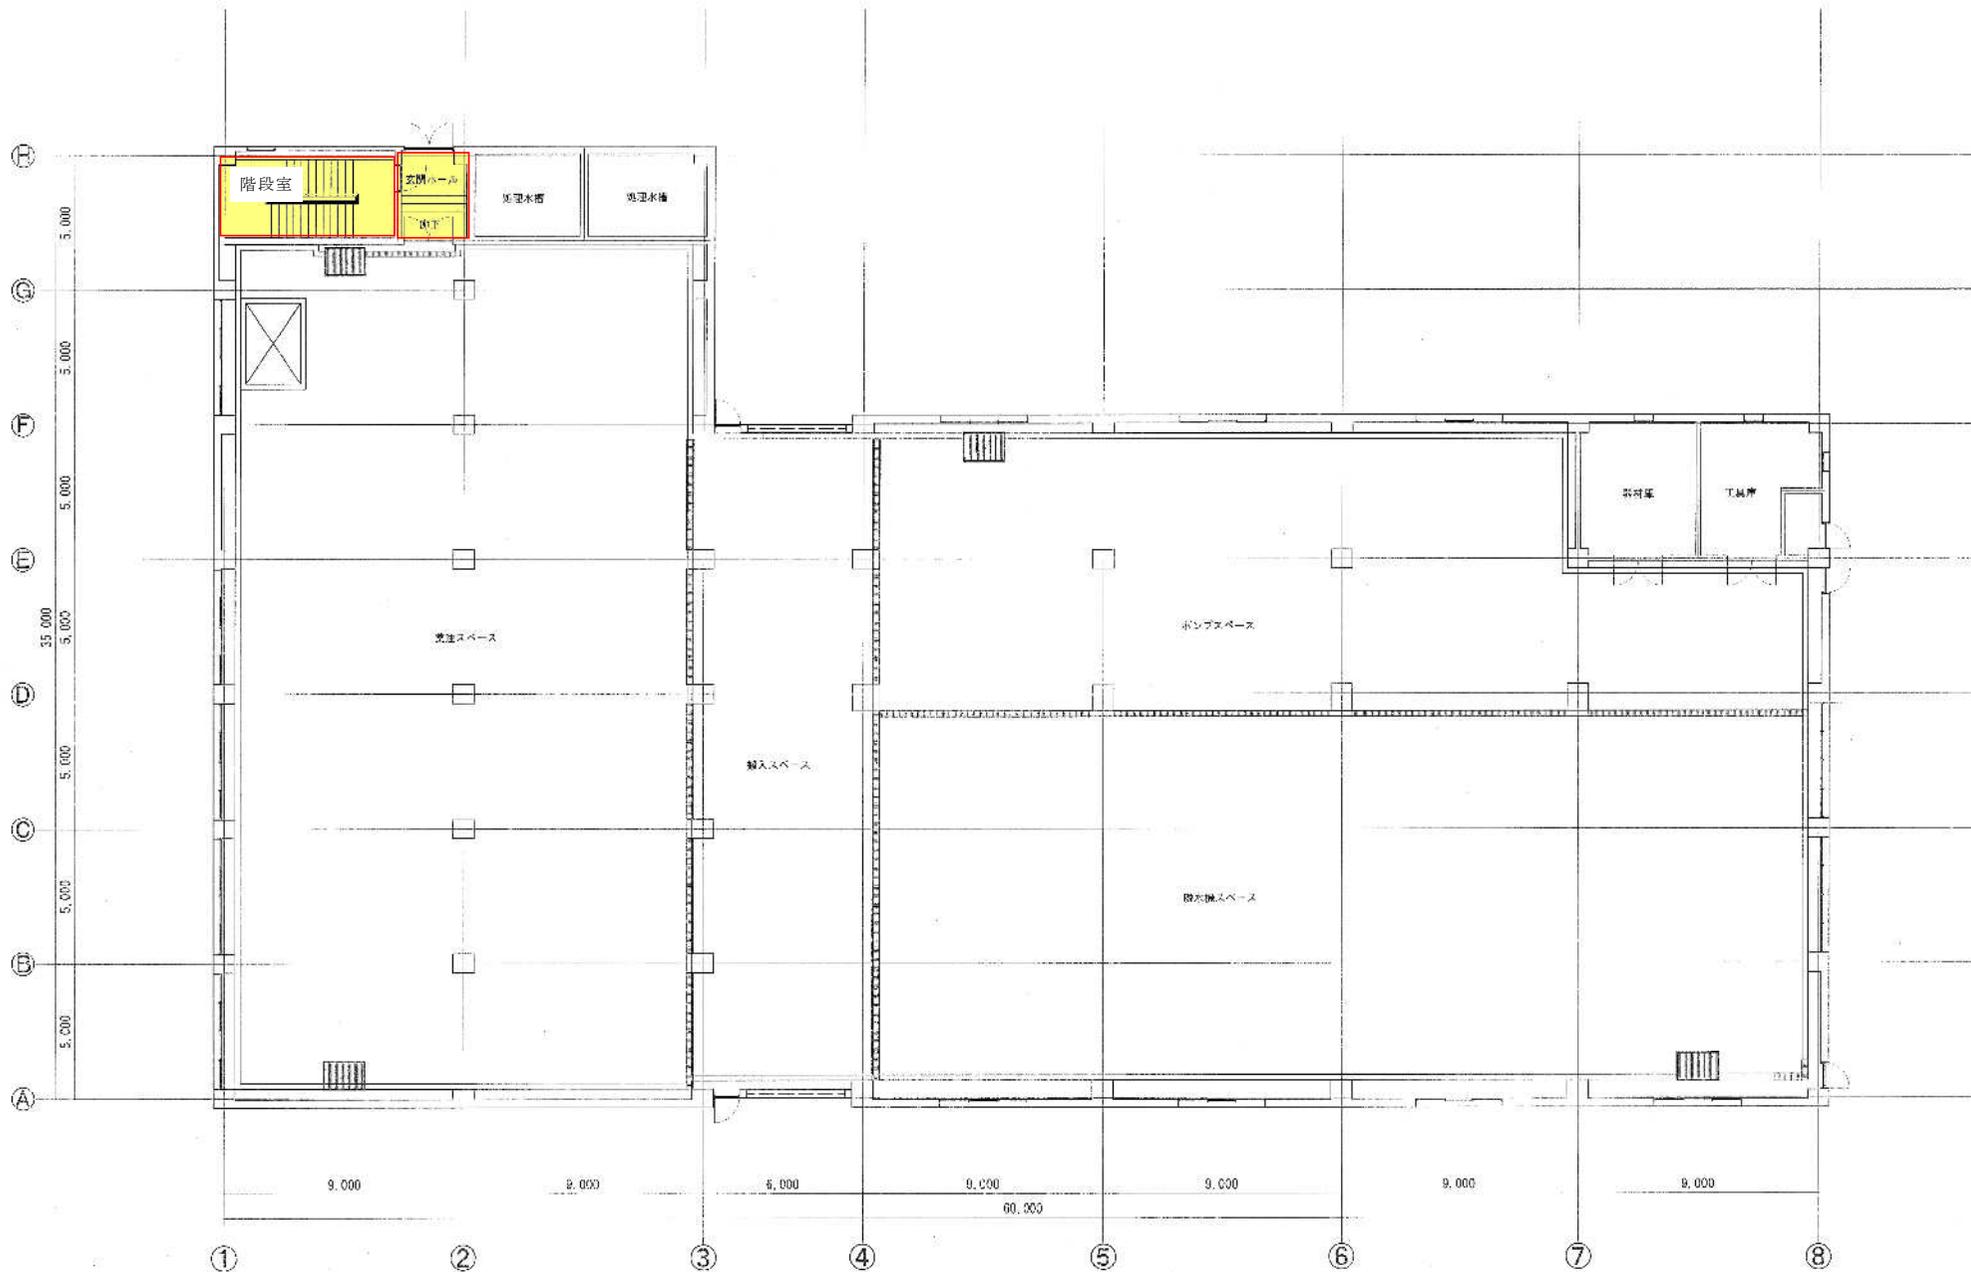

: 窓、照明器具清掃箇所 (窓がない部屋も含む)

委託先	関東浄化センター管理棟等清掃業務委託		
図面番号	第2脱水機棟 電気機室	縮尺	1/200
作成	平塚 年 月 日	管理棟	下水道河川局下水道施設管理課
所長	宇原 雅成	係長	佐藤 圭一
		主任	山田 隆
		課長	杉山 隆

第2脱水機棟 定期清掃 床面以外



: 窓、照明器具清掃箇所 (窓がない部屋も含む)

委託	関東浄化センター管理棟等清掃業務委託		
図名	第2脱水機棟2F平面図	縮尺	1/200
作成	年月日	下水道河川局下水道施設管理課	
所長	所長	主任	主任
技師	技師	技師	技師

第2脱水機棟 定期清掃 床面以外



: 窓、照明器具清掃箇所 (窓がない部屋も含む)

業務種別	関東浄化センター管理棟等清掃業務委託		
図号	第2脱水機棟清掃計画図	冊数	1/200
作成日	下水道河川局下水道施設管理課		
作成者	高橋 誠	承認者	藤田 隆
作成日		承認日	