



機械濃縮機棟

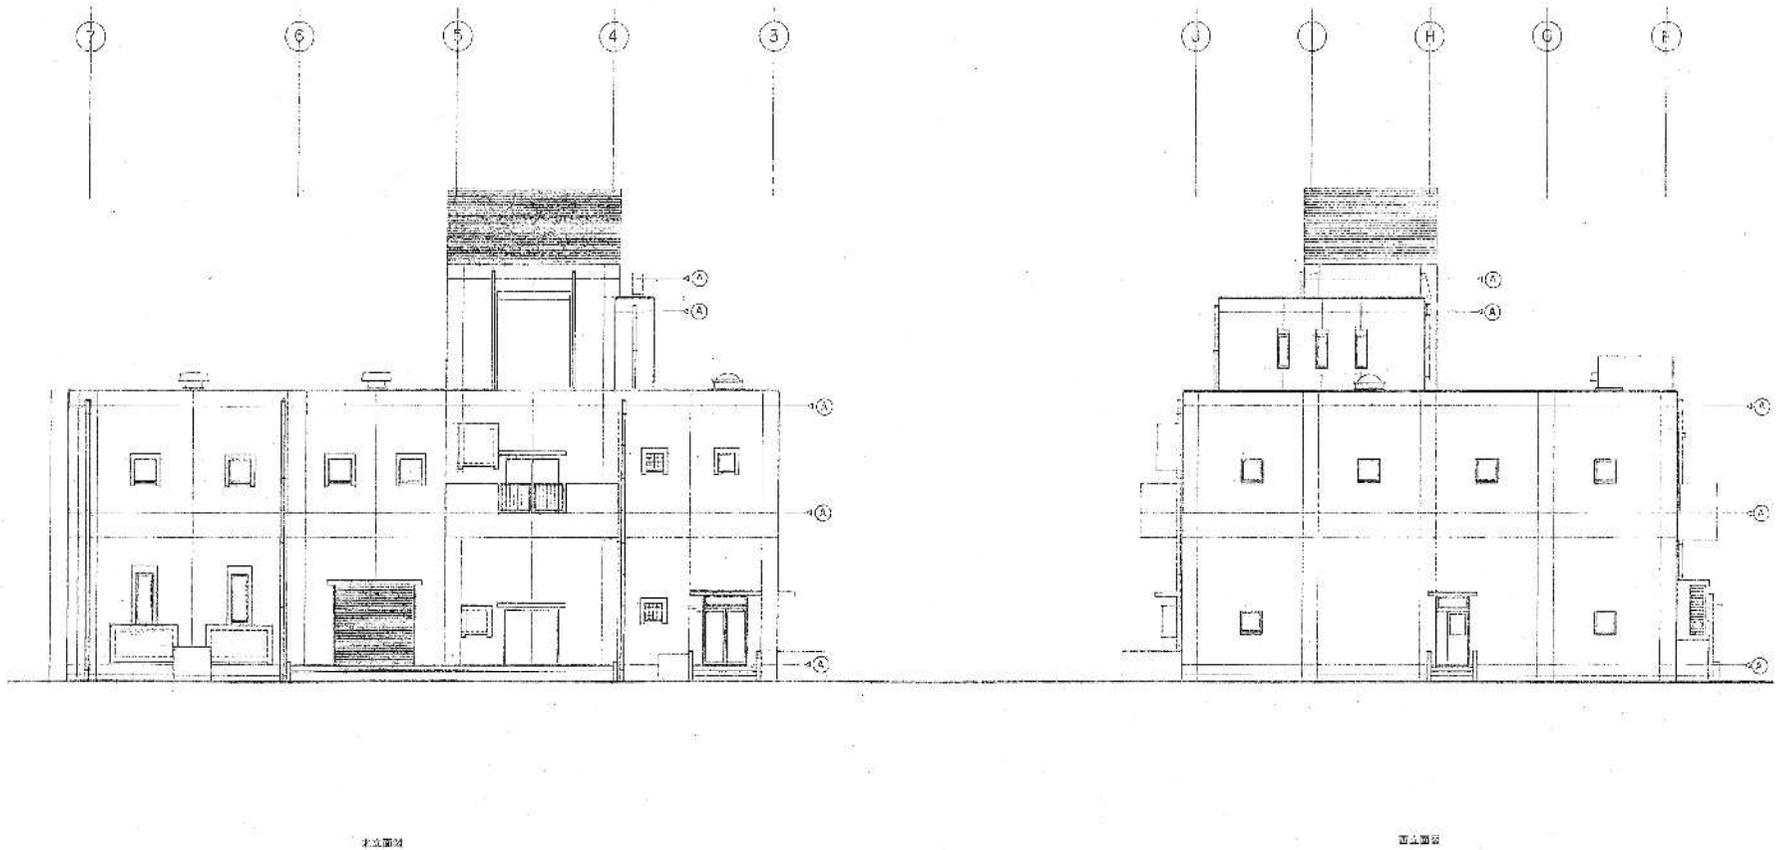

図名	関東浄化センター管理棟等清掃業務委託		縮尺	1/200	46
図号	機械濃縮機棟北西立面図		縮尺	1/200	46
専任	片岡	下水道河川局下水道施設管理課			
作成	市川	鈴木	土屋	三井	野島

# 機械濃縮機棟

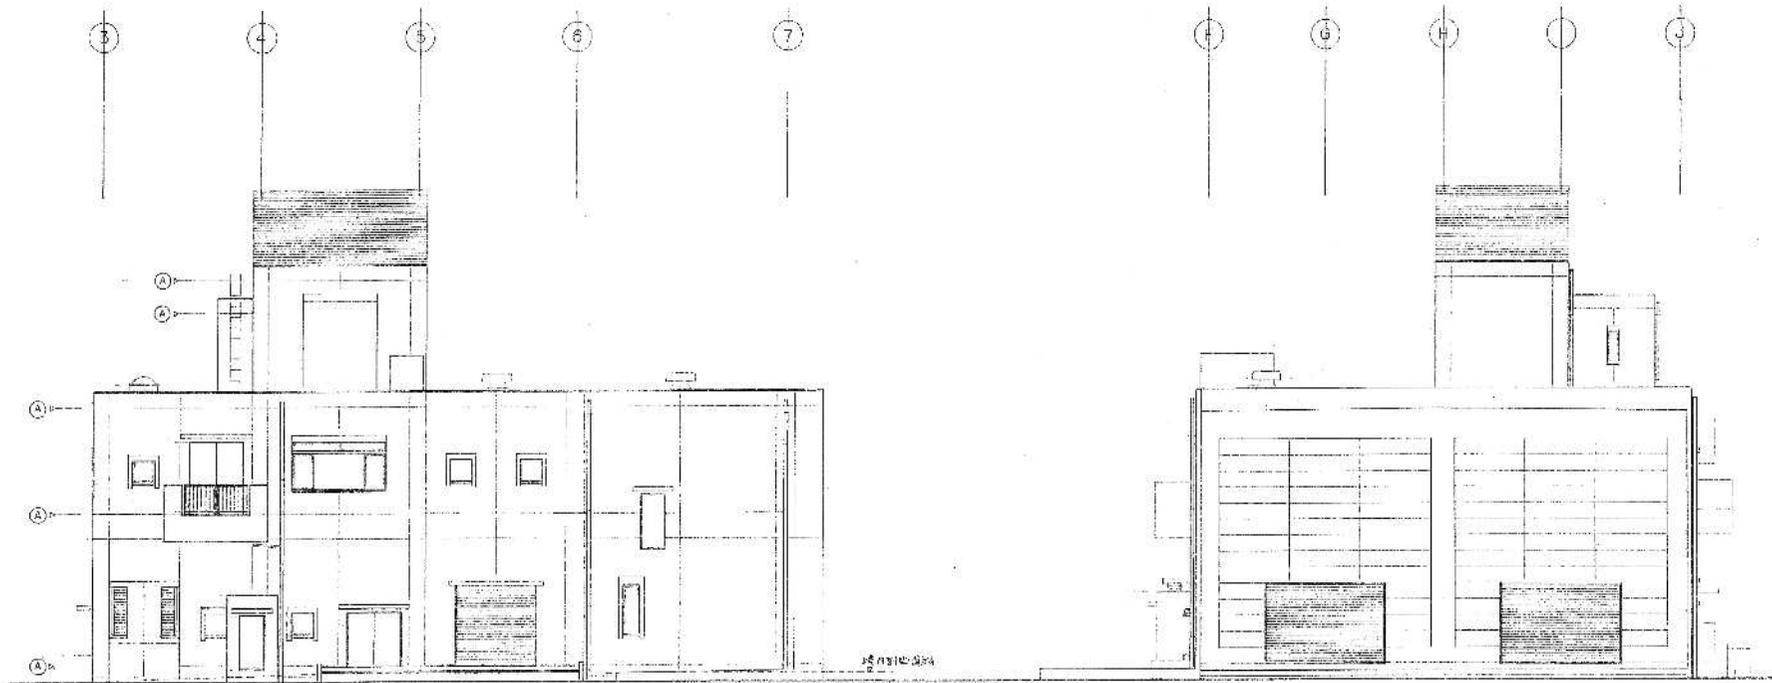

南立面図

東立面図

名称	関東浄化センター管理棟等清掃業務委託				
図名	機械濃縮機棟南東立面図	縮尺	1/200	頁数	3/3
平成 年 月 日	下水道河川局下水道施設管理課				図番
訂	概	平	機	設	管


機械濃縮機棟 定期清掃 床面



■ : 掃除機、水拭き清掃

名称	同東浄化センター管理棟等清掃業務委託				
図名	機械濃縮機棟地下1階平面図	縮尺	1/200	日付	
作成	年月日	下水道河川局下水道施設管理課			
所長	所長補佐	課長	主任	主査	技士

機械濃縮機棟 定期清掃 床面

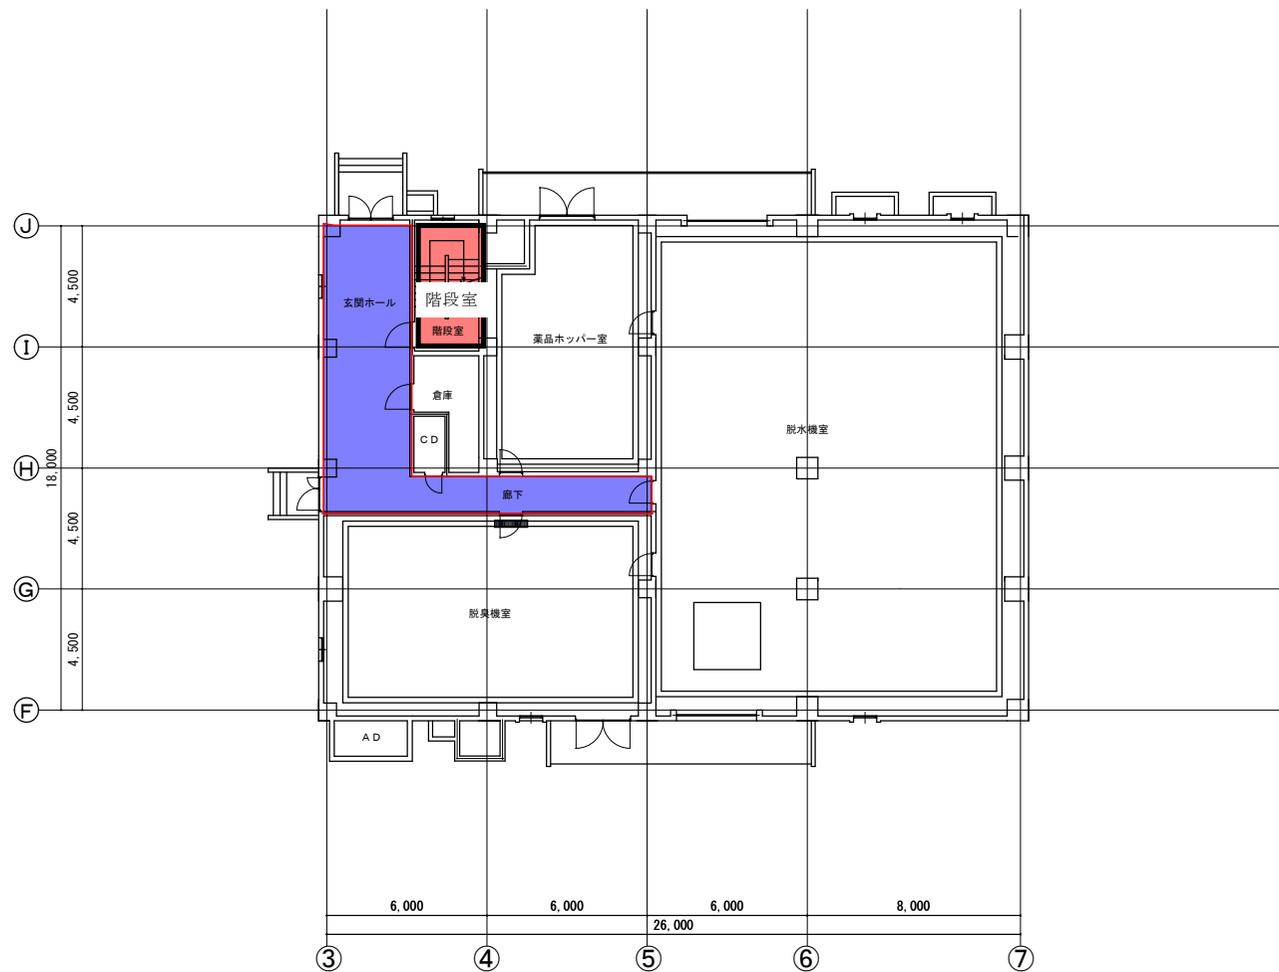

図名	同東浄化センター管理棟等清掃業務委託				
図号	機械濃縮機棟1階平面図	縮尺	1/200	No.	
平成 年 月 日	下水道河川局下水道施設管理課				業/内
所長	所長補佐	係長	主査	主任	課員
					担当者


機械濃縮機棟 定期清掃 床面



- : ワックスがけ
- : 掃除機、水拭き清掃

名称	関東浄化センター管理棟等清掃業務委託			
図名	機械濃縮機棟2階平面図	縮尺	1/200	単位
作成	年月日	下水道河川局下水道施設管理課		
作成	作成	作成	作成	作成
作成	作成	作成	作成	作成

機械濃縮機棟 定期清掃 床面

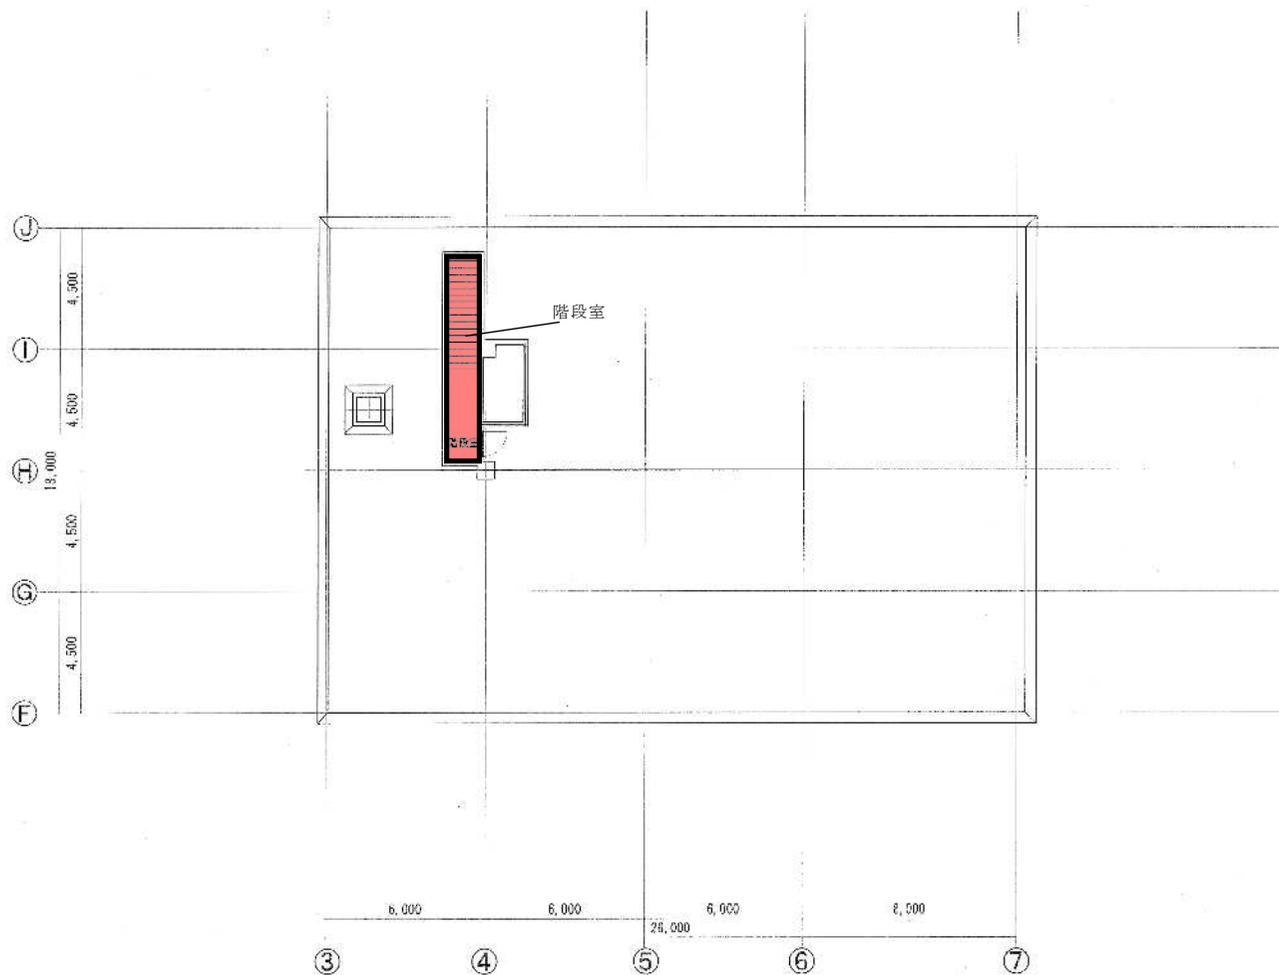

: 掃除機、水拭き清掃

名称	岡東浄化センター管理棟等清掃業務委託		
図名	機械濃縮機棟R階平面図	縮尺	1/200
作成年月日	下水道河川局下水道施設管理課		
作成	伊藤 誠	確認	伊藤 誠
承認		承認	


機械濃縮機棟 定期清掃 床面以外



: 照明器具清掃箇所

名称	同東浄化センター管理棟等清掃業務委託				
図名	機械濃縮機棟地下1階平面図	縮尺	1/200	日付	
作成	中野 正	承認	中野 正	課長	
所長	所長補佐	技師	主任	技師	技師

機械濃縮機棟 定期清掃 床面以外

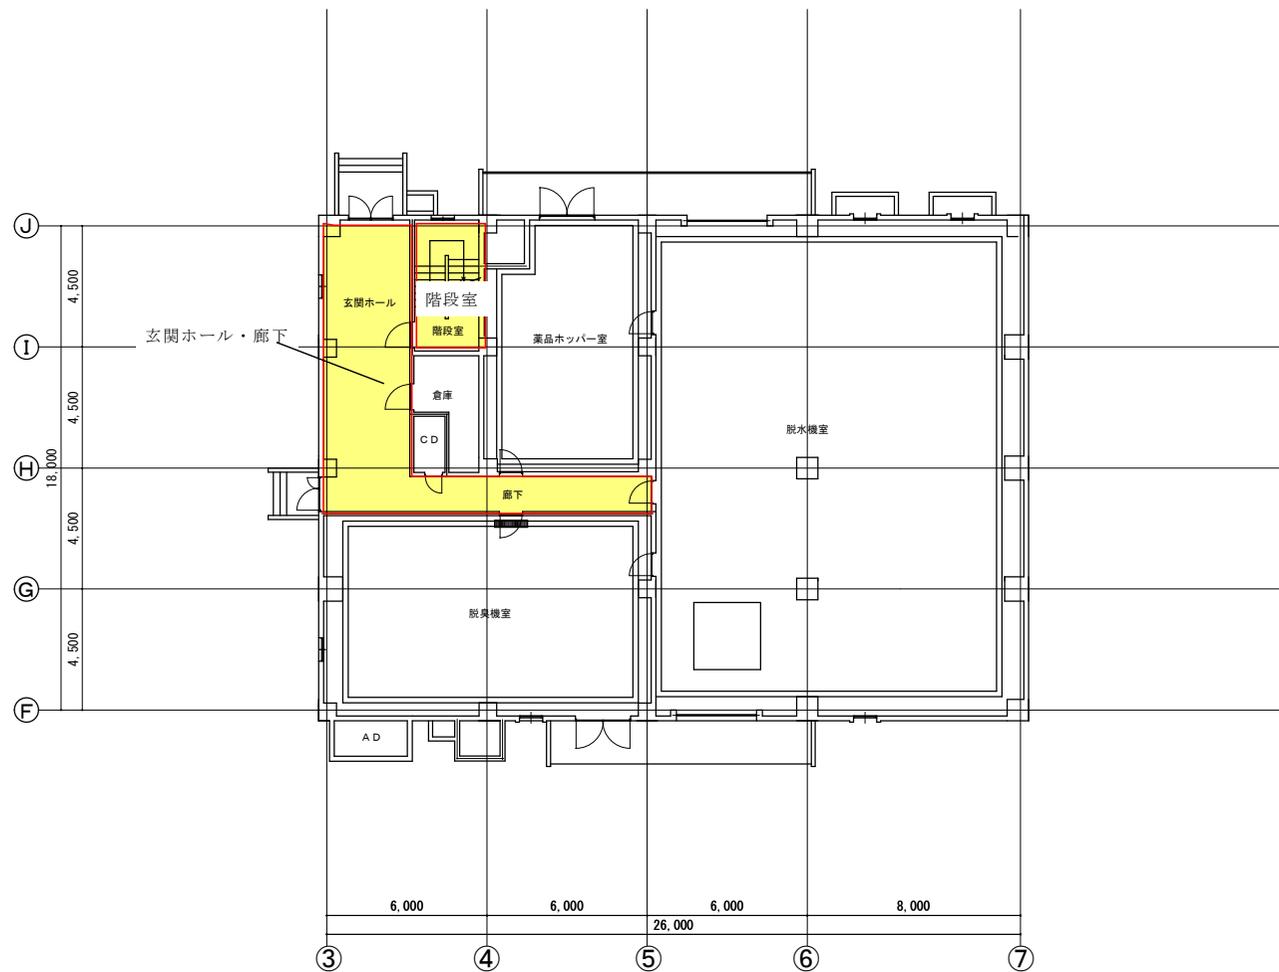


□ : 窓、照明器具清掃箇所 (窓がない部屋も含む)

委託先	関東浄化センター管理棟等清掃業務委託				
図名	機械濃縮機棟1階平面図	縮尺	1/200	No.	
平成 年 月 日	下水道河川局下水道施設管理課				葉/内
所長	所長補佐	係長	主査	主任	運員
					担当者





機械濃縮機棟 定期清掃 床面以外

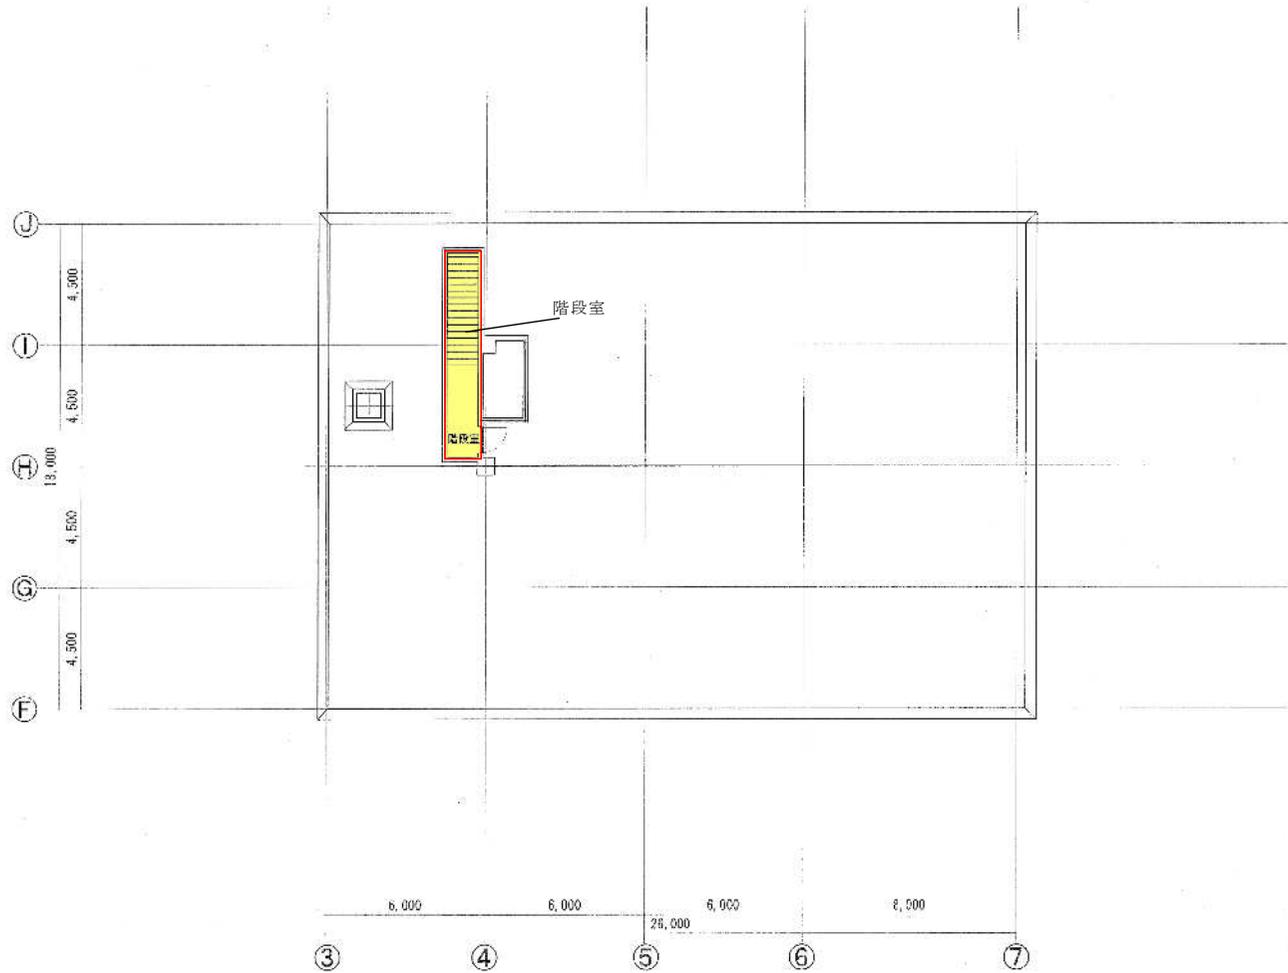



: 窓、照明器具清掃箇所 (窓がない部屋も含む)

名称	岡東浄化センター管理棟等清掃業務委託				
図名	機械濃縮機棟R階平面図	縮尺	1/200	図	
作成年月日	下水道河川局下水道施設管理課				
作成	変更	消滅	非表示	消滅	消滅



# 送風機棟

 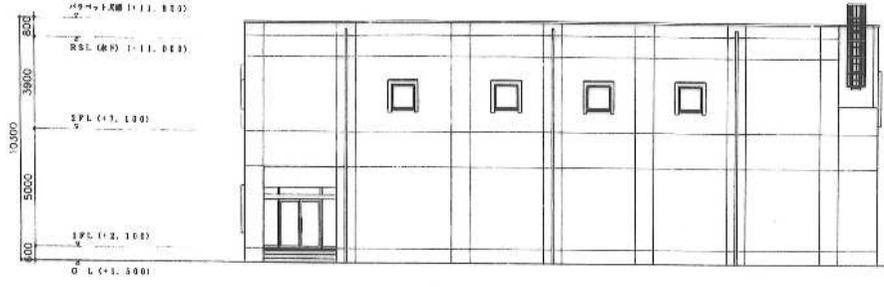


(西) 立面図 1:100

 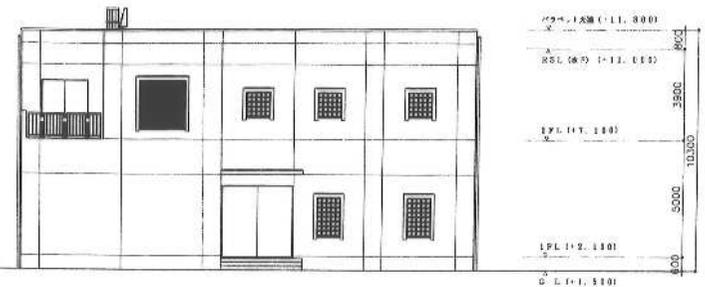

(東) 立面図 1:100

 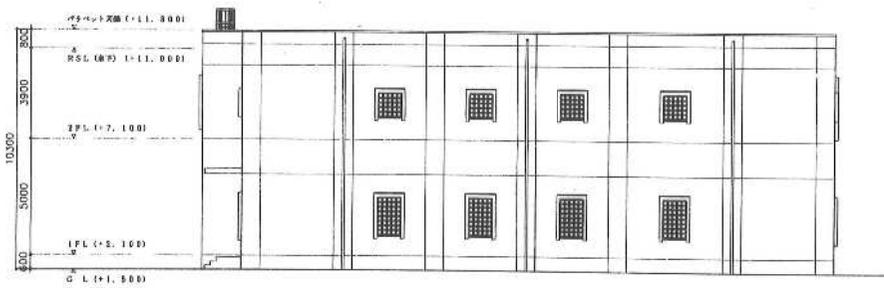

(北) 立面図 1:100

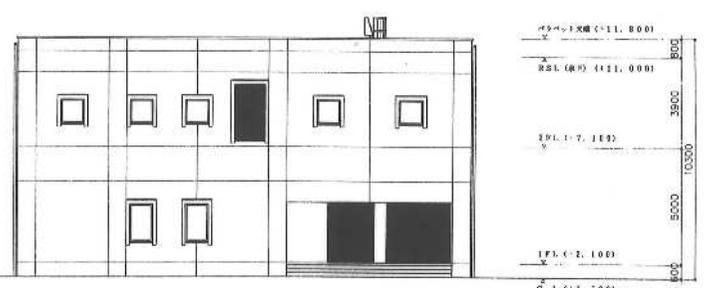


(南) 立面図 1:100


北

株式会社 日水コン		
主任技術者	審査者	担当者
岡本 孝康	藤井 隆夫	和田 明宏


名称	関東浄化センター管理棟等清掃業務委託					
図名	送風機棟 立面図	縮尺	----	No.		
平成 年月日	下水道河川局下水道施設管理課					
所長	所長補佐	係長	主査	主任	課員	担当者

 

# 送風機棟 定期清掃 床面

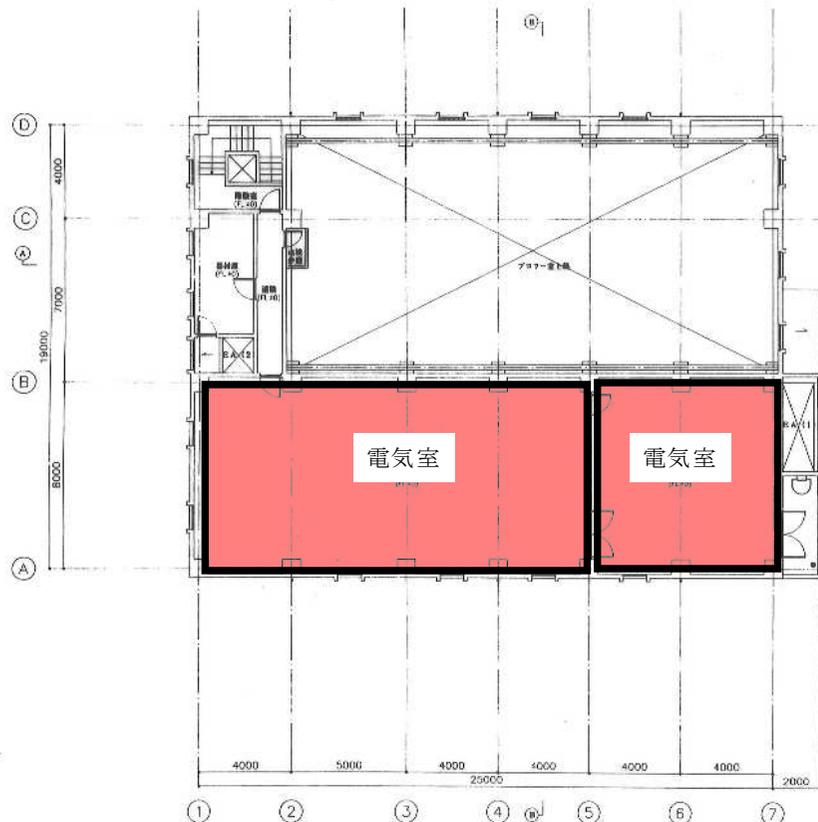

② 階平面図 1:100  
2FL+7.100

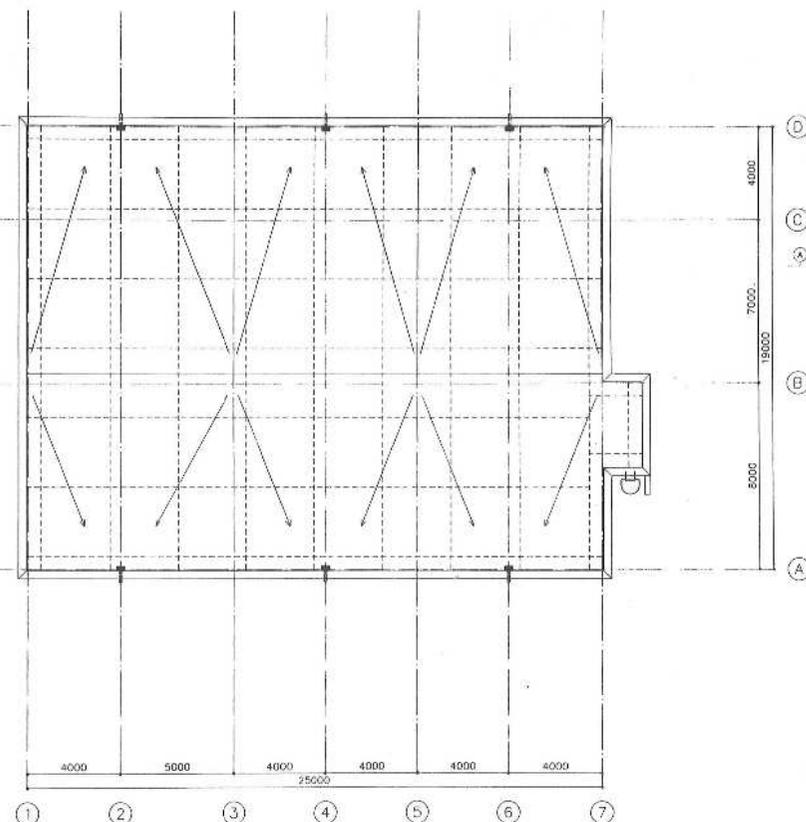

③ 階平面図 1:100

: 掃除機、水拭き清掃


株式会社 日水コン			
主任技術者	監査者	担当者	
岡本 孝謙	森光 良人	和田 明宏	



名称	岡東浄化センター管理棟等清掃業務委託					
送風機棟 平面図	縮尺	1:100	No.			
平成 年月日	下水道河川局下水道施設管理課					薬/F
所長	所長補佐	係長	主査	主任	課員	担当者



# スクリーン棟 定期清掃 床面

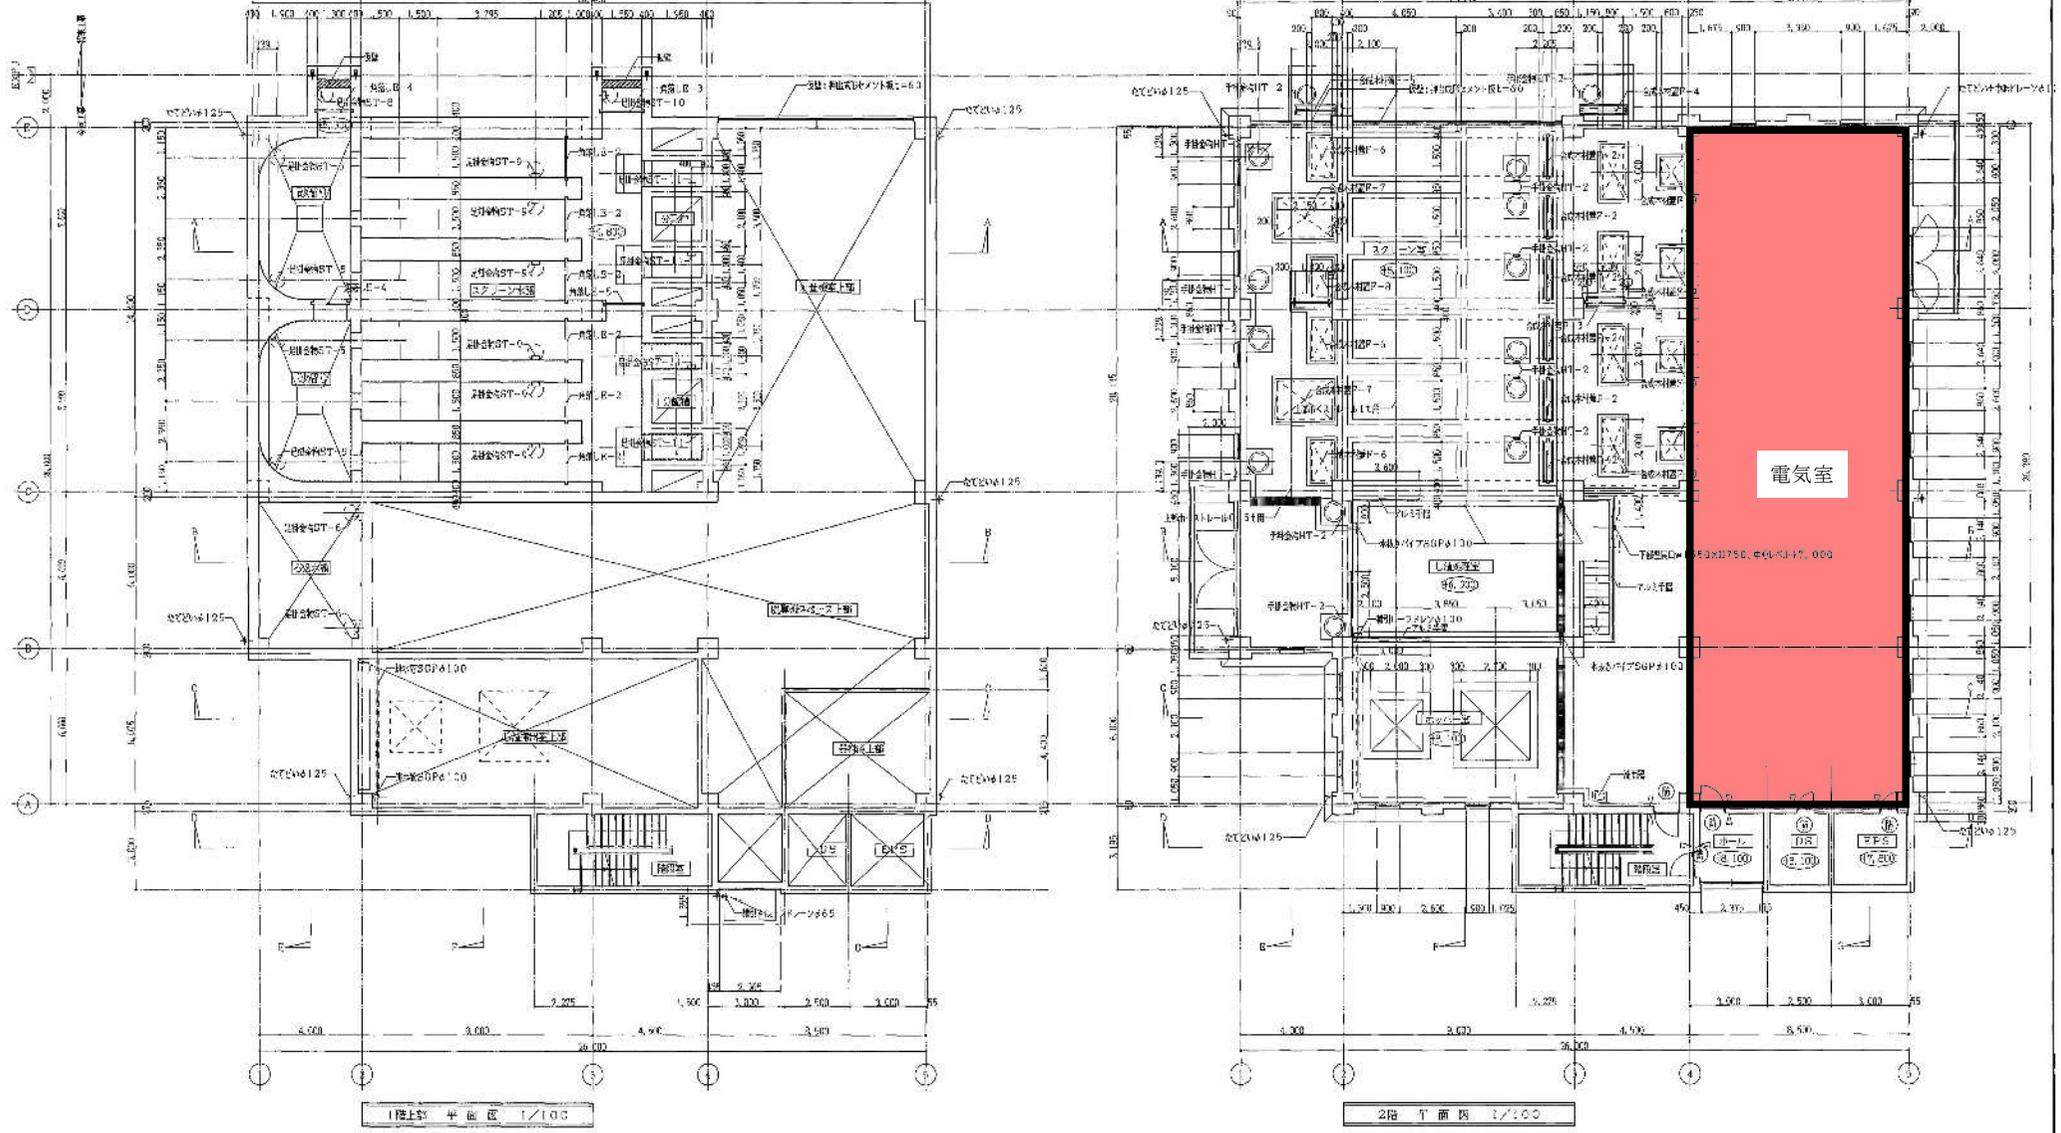


株式会社 日水 コ ン  
 管理部署名 管理課  
 岡本 孝典 中田 昇 酒井 恒太郎

■ : 掃除機、水拭き清掃

名称	関東浄化センター管理棟等清掃業務委託			
図名	スクリーン棟 平面図	縮尺	No.	
平成 年 月 日	下水道河川局下水道施設管理課			薬
所長	所長補佐	係長	主査	主任 課員 担当者

ポンプ場 定期清掃 床面

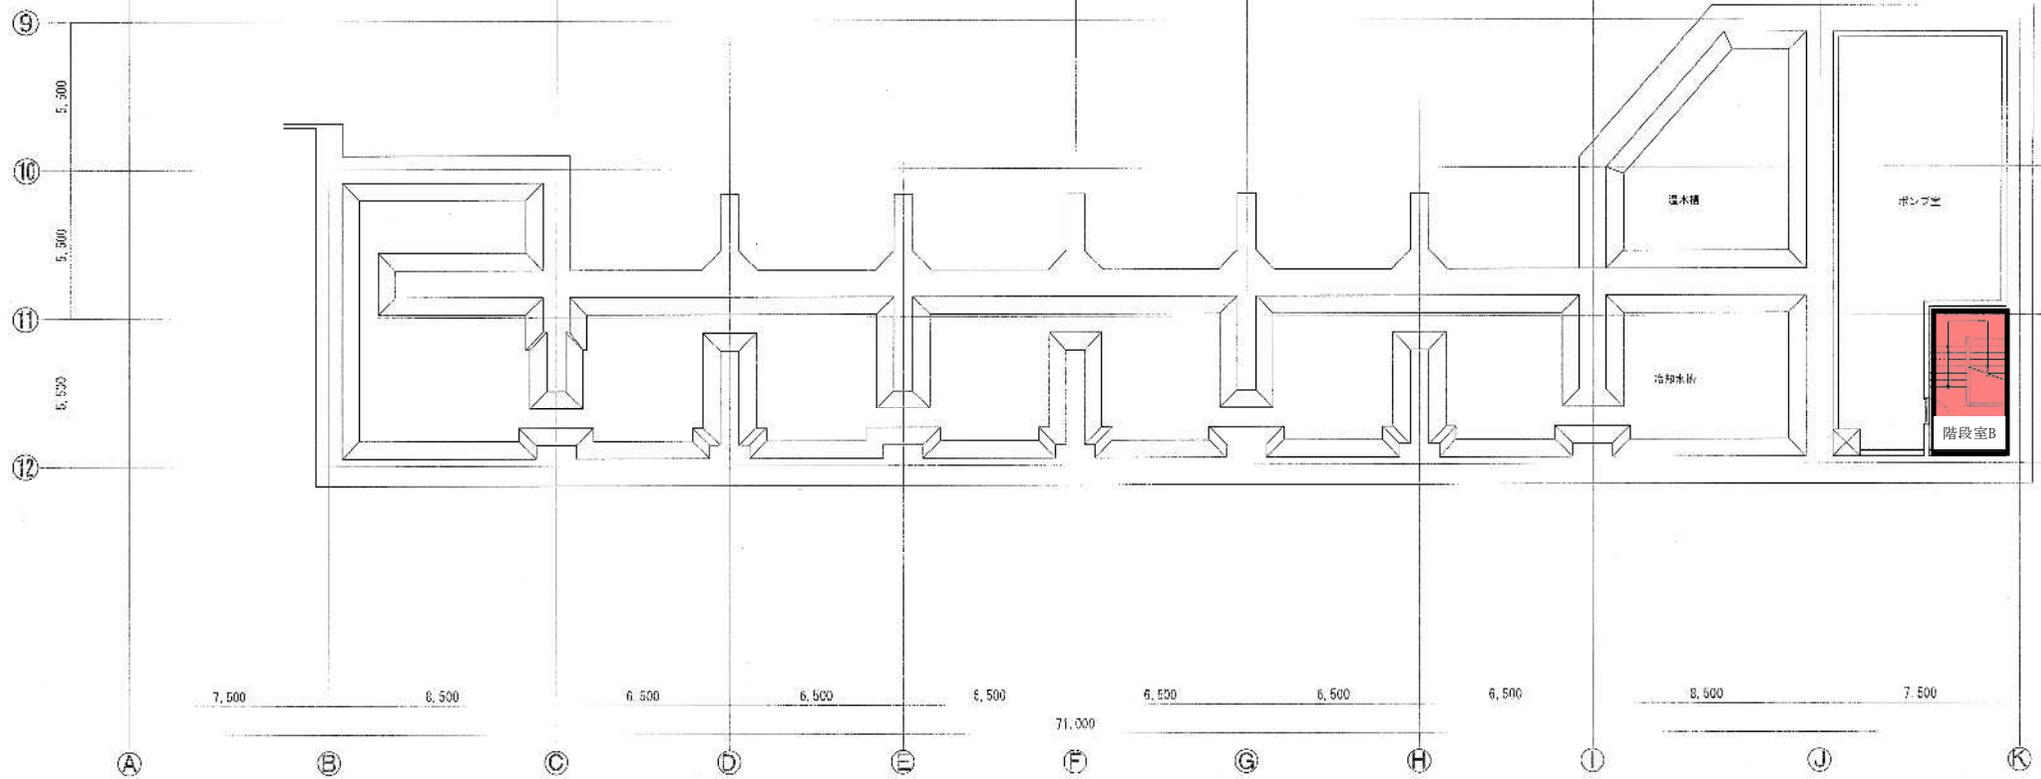


 : 掃除機、水拭き清掃

同東浄化センター管理棟等清掃業務委託					
施設名	ポンプ場地下2階平面図		面積	200	㎡
年度	月	日	下水道河川局下水道施設管理課		
作成	承認	機	上	室	課



# ポンプ場 定期清掃 床面

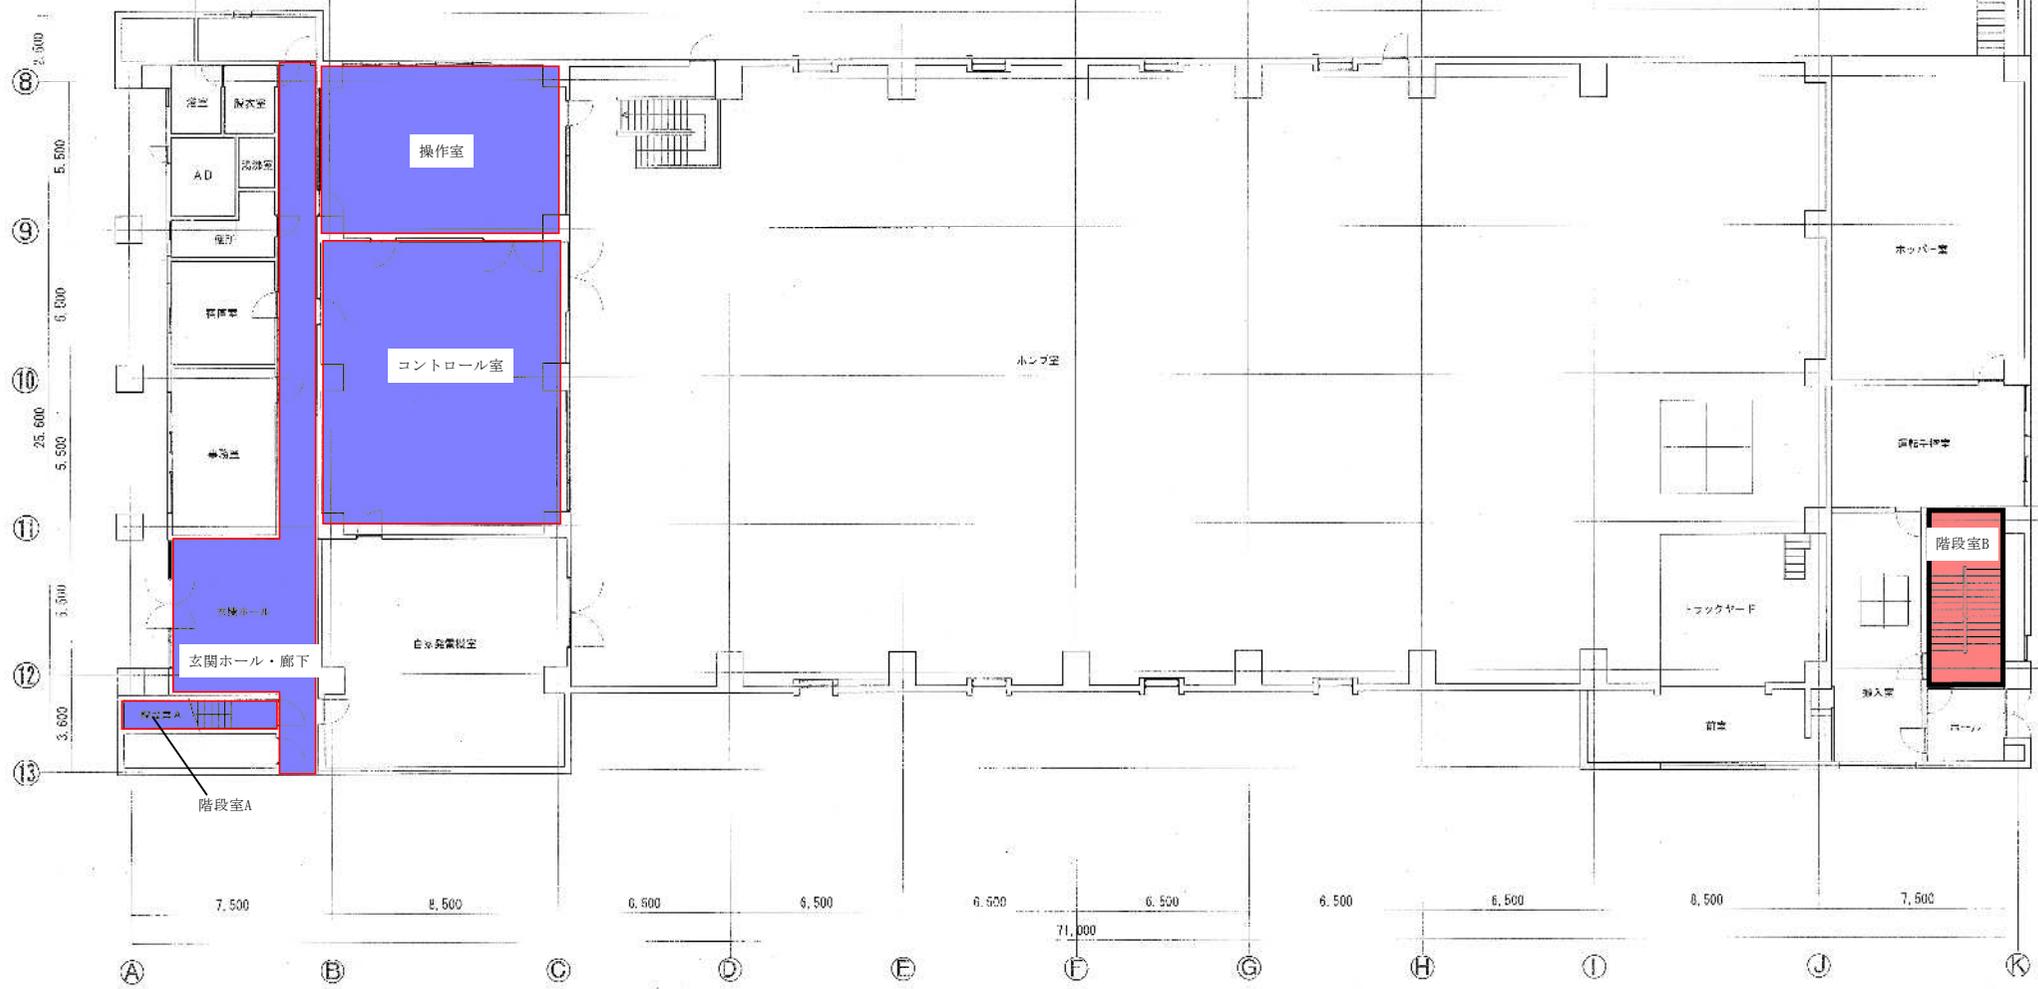

- : ワックスがけ
- : 掃除機、水拭き清掃

関東浄化センター管理棟等清掃業務委託					
図名	ポンプ場1階平面図	縮尺	1/500	備考	
平成	年	月	日	作成	下水道河川局下水道施設管理課
作成	確認	承認	監査	承認	承認




# ポンプ場 定期清掃 床面



- : ワックスがけ
- : 掃除機、水拭き清掃

同東浄化センター管理棟等清掃業務委託									
ポンプ場3F平面図	図	1/200							
平成 年 月 日	下水道河川局下水道施設管理課								
作成	確認	承認	指示	責任	責任	責任	責任	責任	責任


ポンプ場 定期清掃 窓

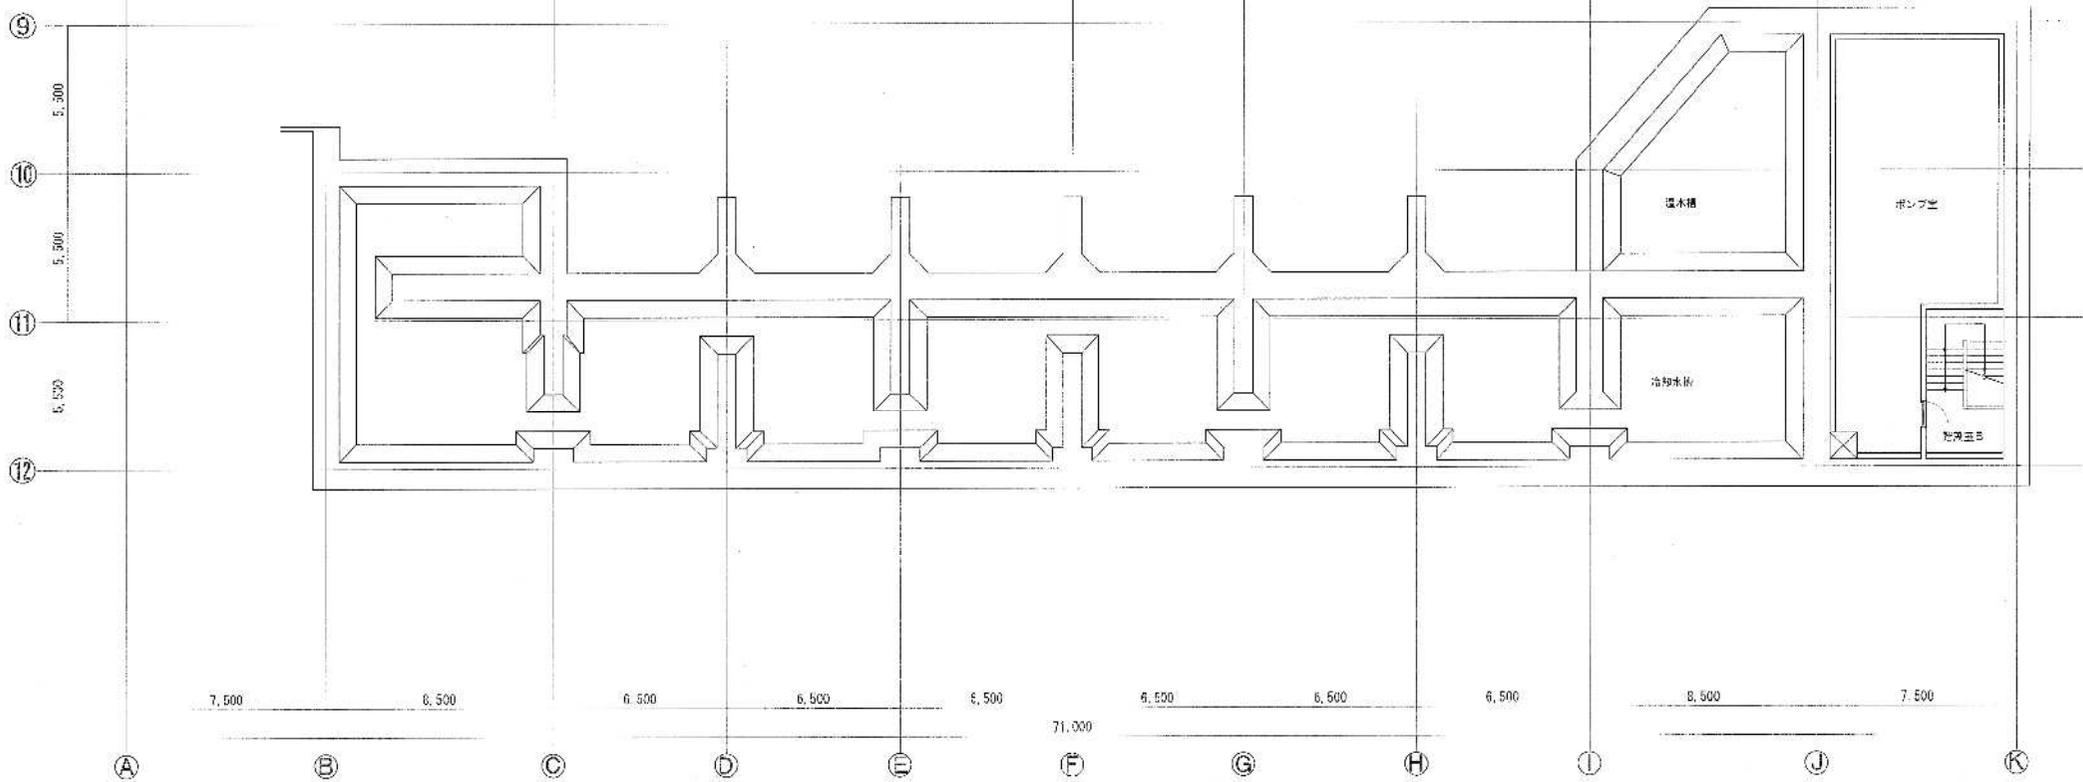

: 窓清掃箇所

同東浄化センター管理棟等清掃業務委託					
図面番号	ポンプ場地下2階平面図	図	200	1/1	1/1
作成年月日	下水道河川局下水道施設管理課				15/12
作成	監理	検査	立案	主任	担当


ポンプ場 定期清掃 窓

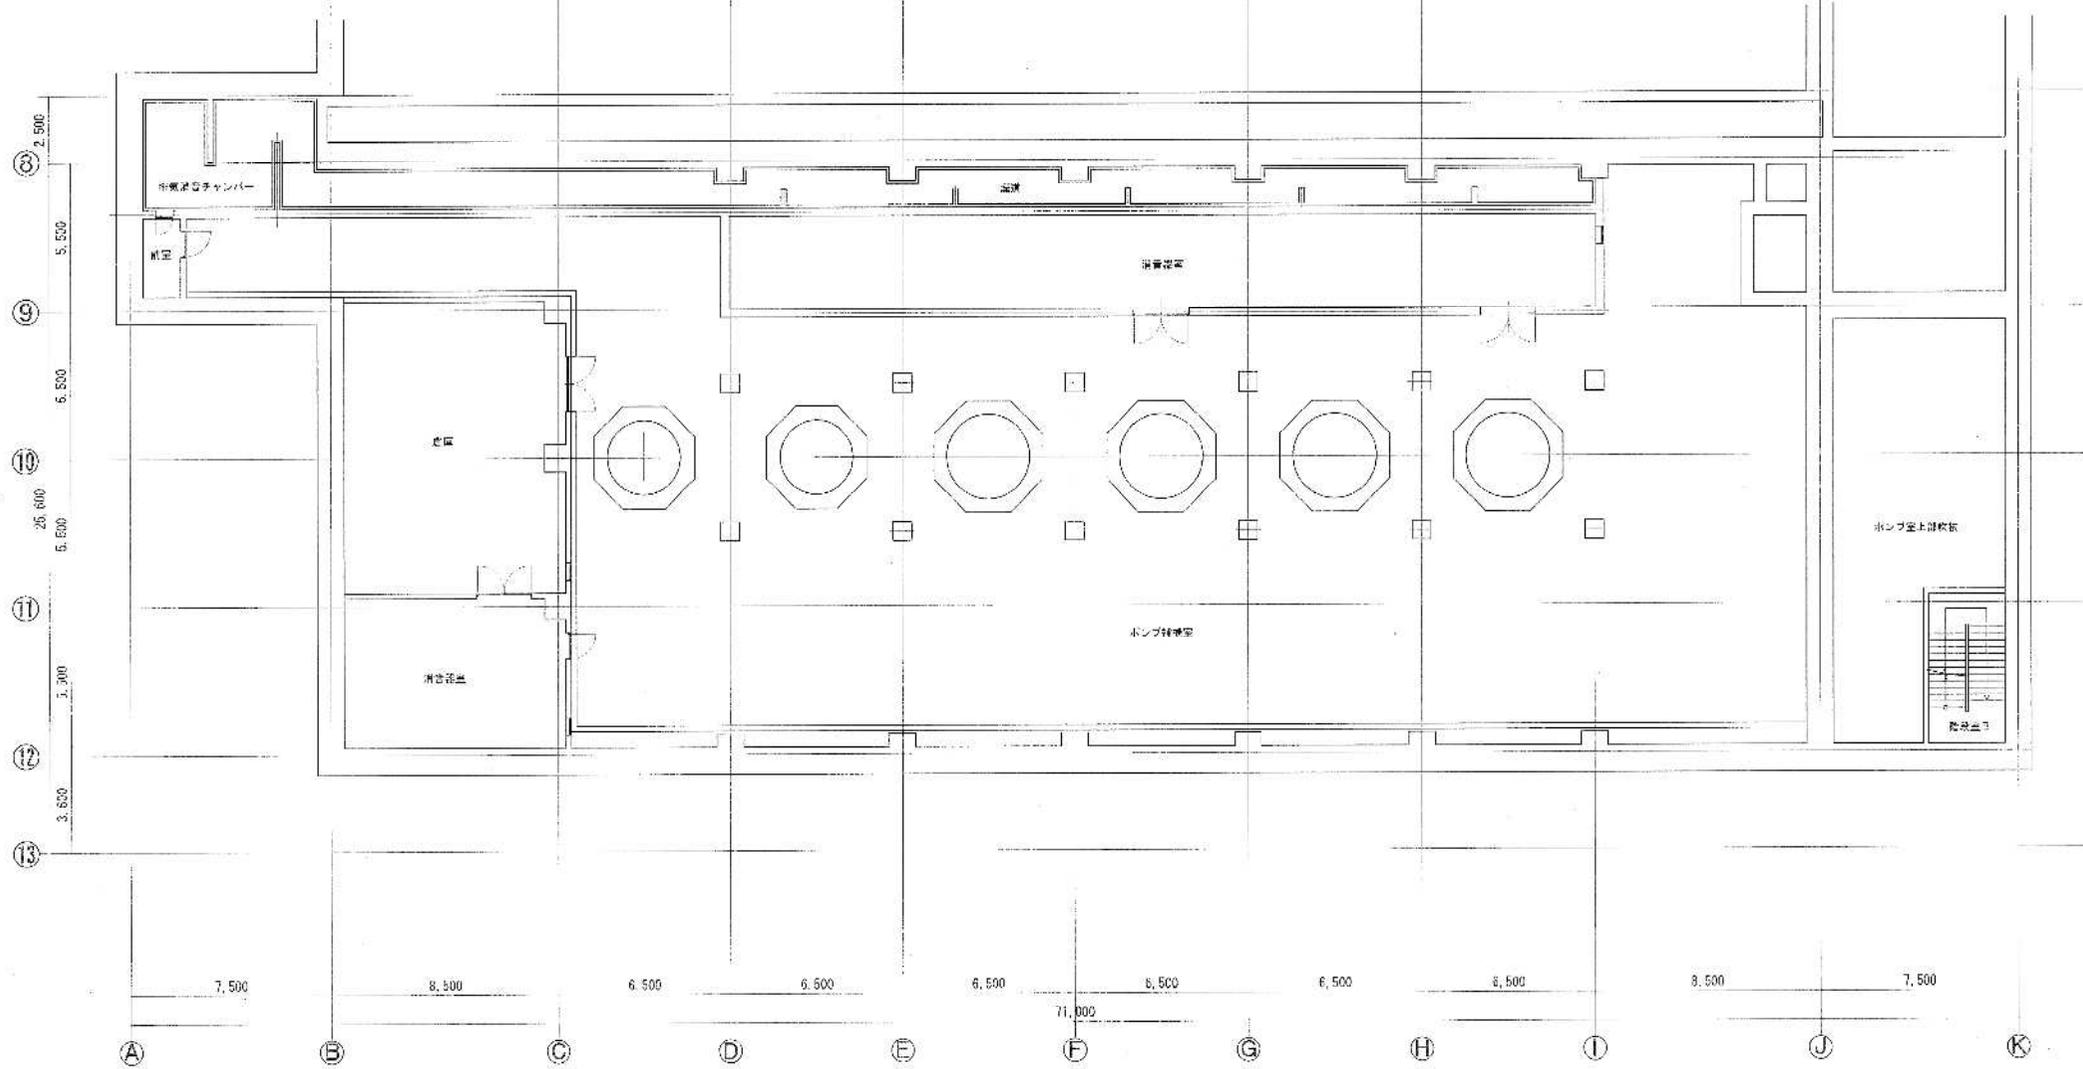

☐ : 窓清掃箇所

同東浄化センター管理棟等清掃業務委託				
図名	ポンプ場地下1階平面図	縮尺	1/200	40
作成年月	下水道河川局下水道施設管理課			基/20
所長	課長	係長	主任	担当者

ポンプ場 定期清掃 窓

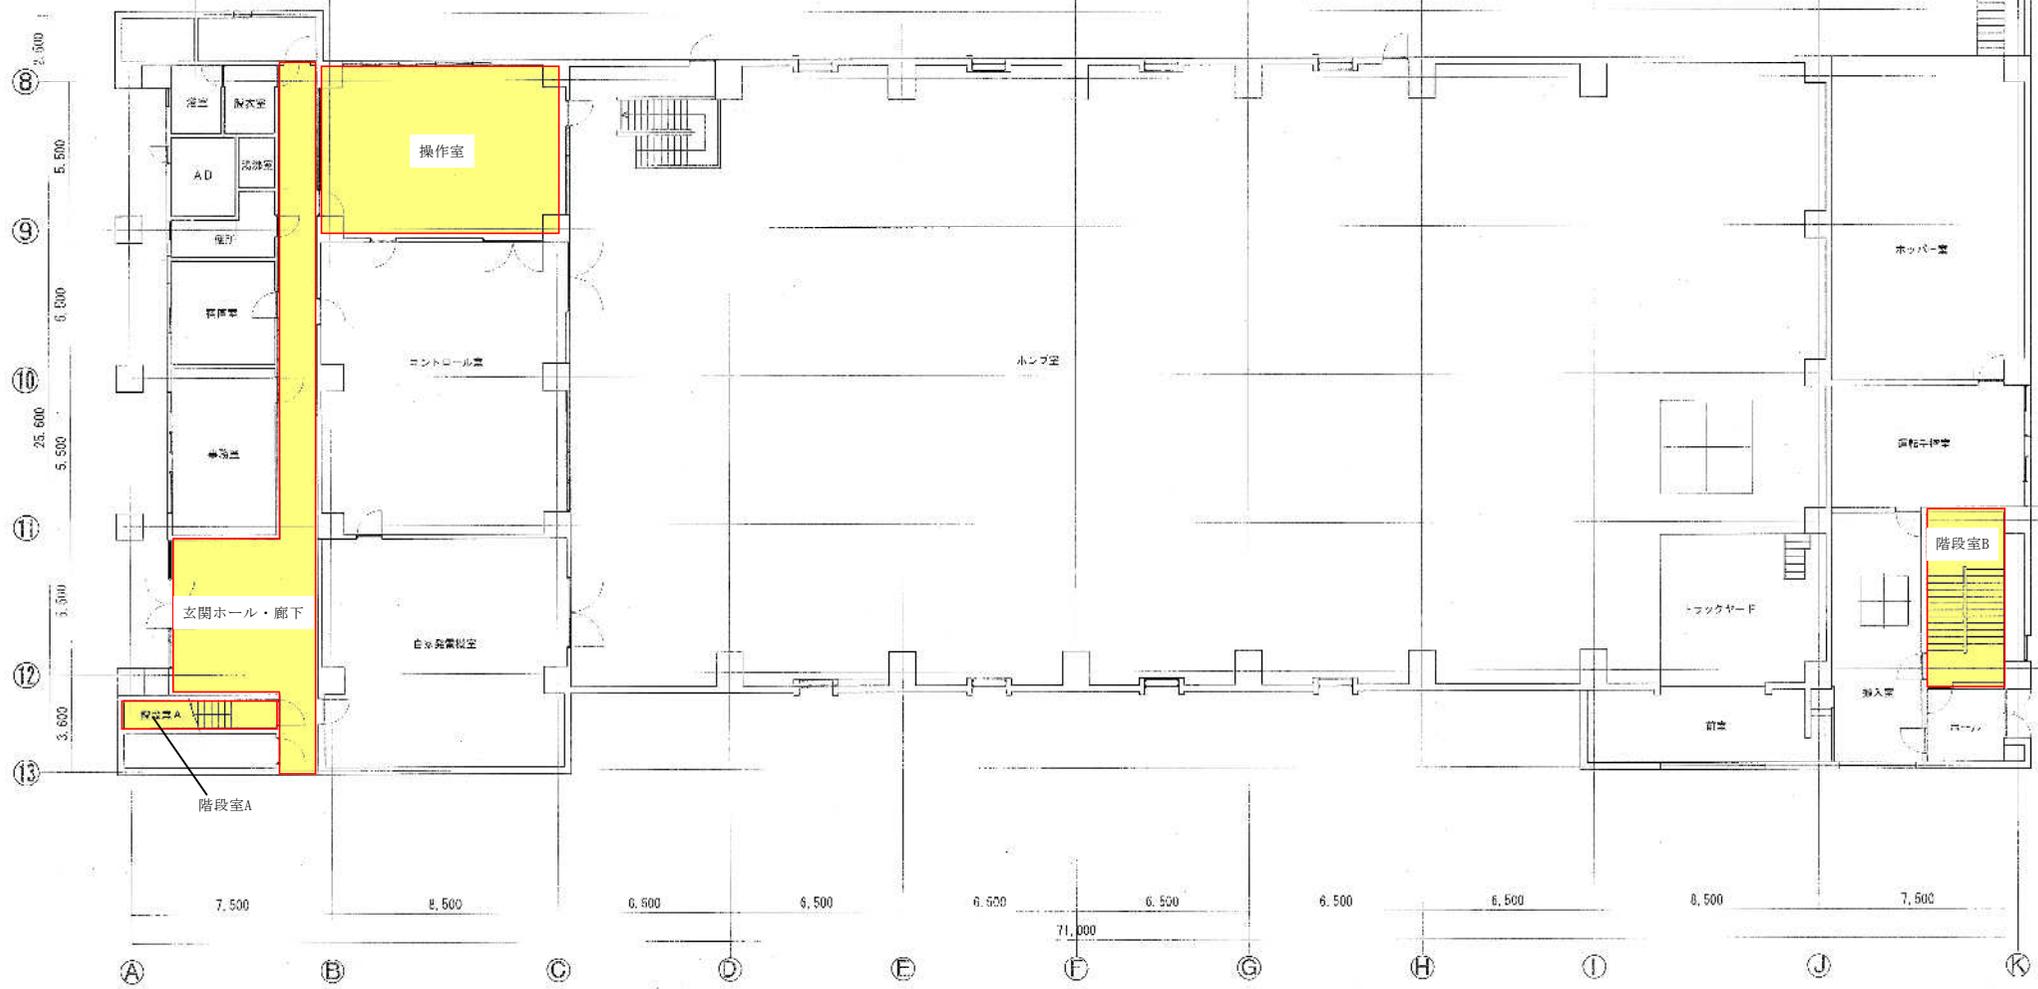

□ : 窓清掃箇所

関東浄化センター管理棟等清掃業務委託					
図名	ポンプ場1階平面図	縮尺	1/500	単位	mm
平成	年	月	日	下水道河川局下水道施設管理課	
作成	担当	確認	承認	印	署名



