

日常清掃

新三間川

十六号用水

田原用水

新用水

二階樋用水

幹線

第1ポンプ棟

第2ポンプ棟

スクリーン棟

自家発電棟

送風機棟

水処理棟

管理棟

雑用水棟

濃縮タンク

脱水機棟

第2脱水機棟

施工場所

多目的広場

六番川水の公園


岡東ポンプ場

百間川

名称	岡東浄化センター管理棟等清掃業務委託	
図面	一般平面図	下水道河川局 下水道施設管理課


# 管理棟

北面 立面図 1/100

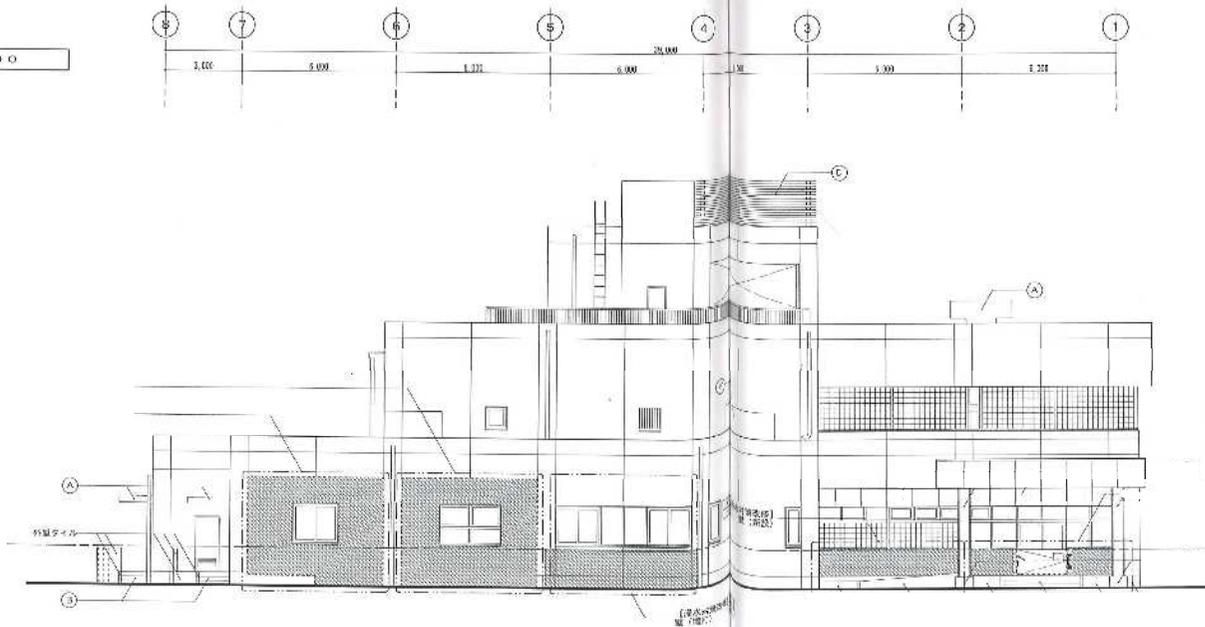

0022


東面 立面図 1/100

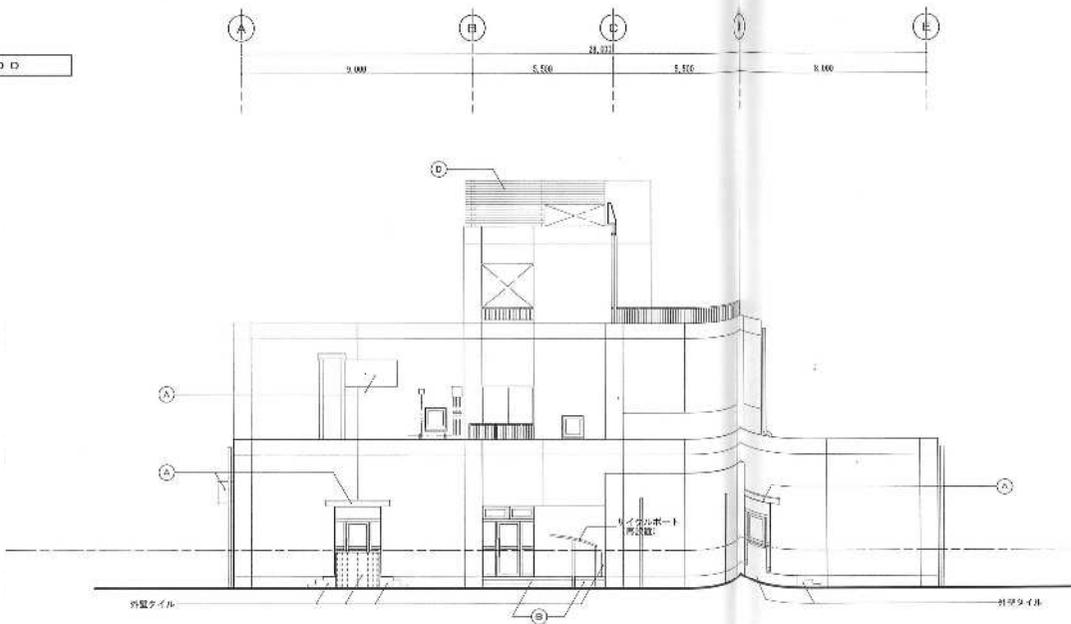


名称	田舎原住宅センター管理棟東面外観及び北		
図名	管理棟北東立面図	縮尺	1/200
平成 年 月 日	大塚河川川岸下水道敷設の管理棟		
作成	設計	検査	監理

管理棟

1/100

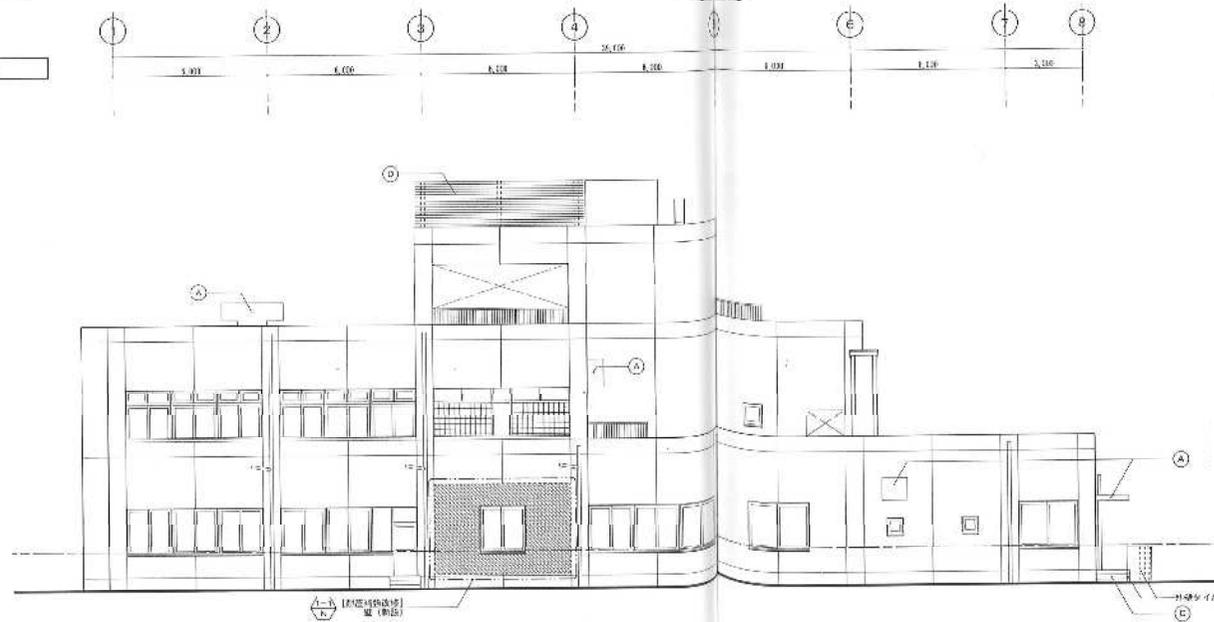

西面 立面図 1/100

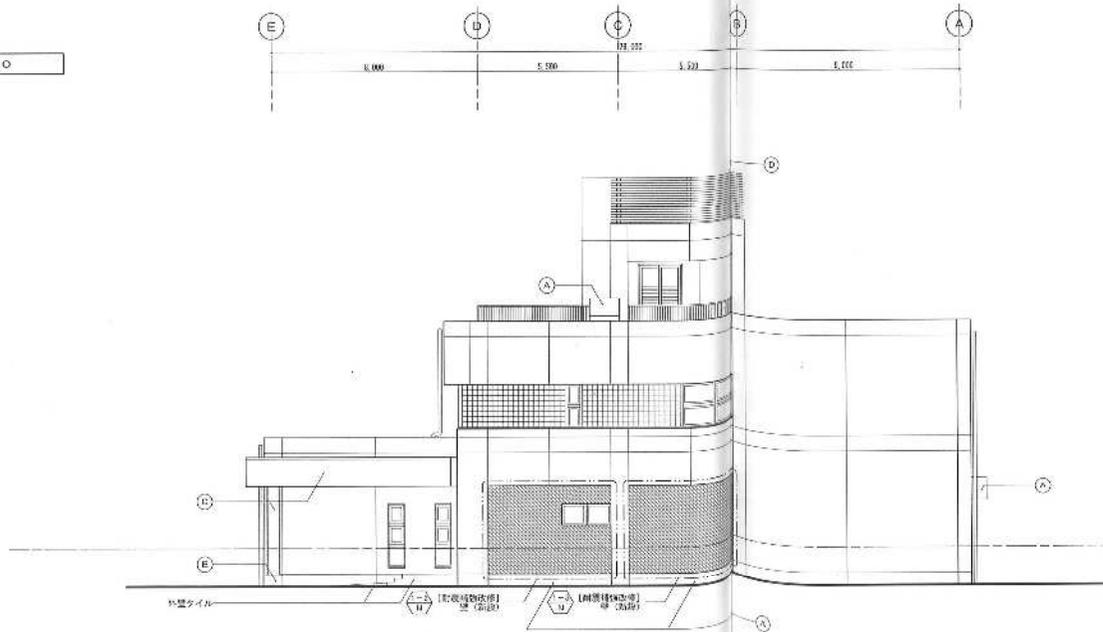

名称	国立中央図書館一階中央情報処理室			
図名	管理棟西立面図	縮尺	1/200	№
作成年月日	平成20年10月14日			作成者
所長	副所長	総務	企画	施設

管理棟 日常清掃




図名	同東浄化センター管理棟等清掃業務委託		
図号	管理棟1階清掃図	縮尺	1/200
平成 年 月 日	下水道河川局下水道施設管理課		
作成	高橋 誠也	検査	高橋 誠也
承認		承認	






管理棟 日常清掃

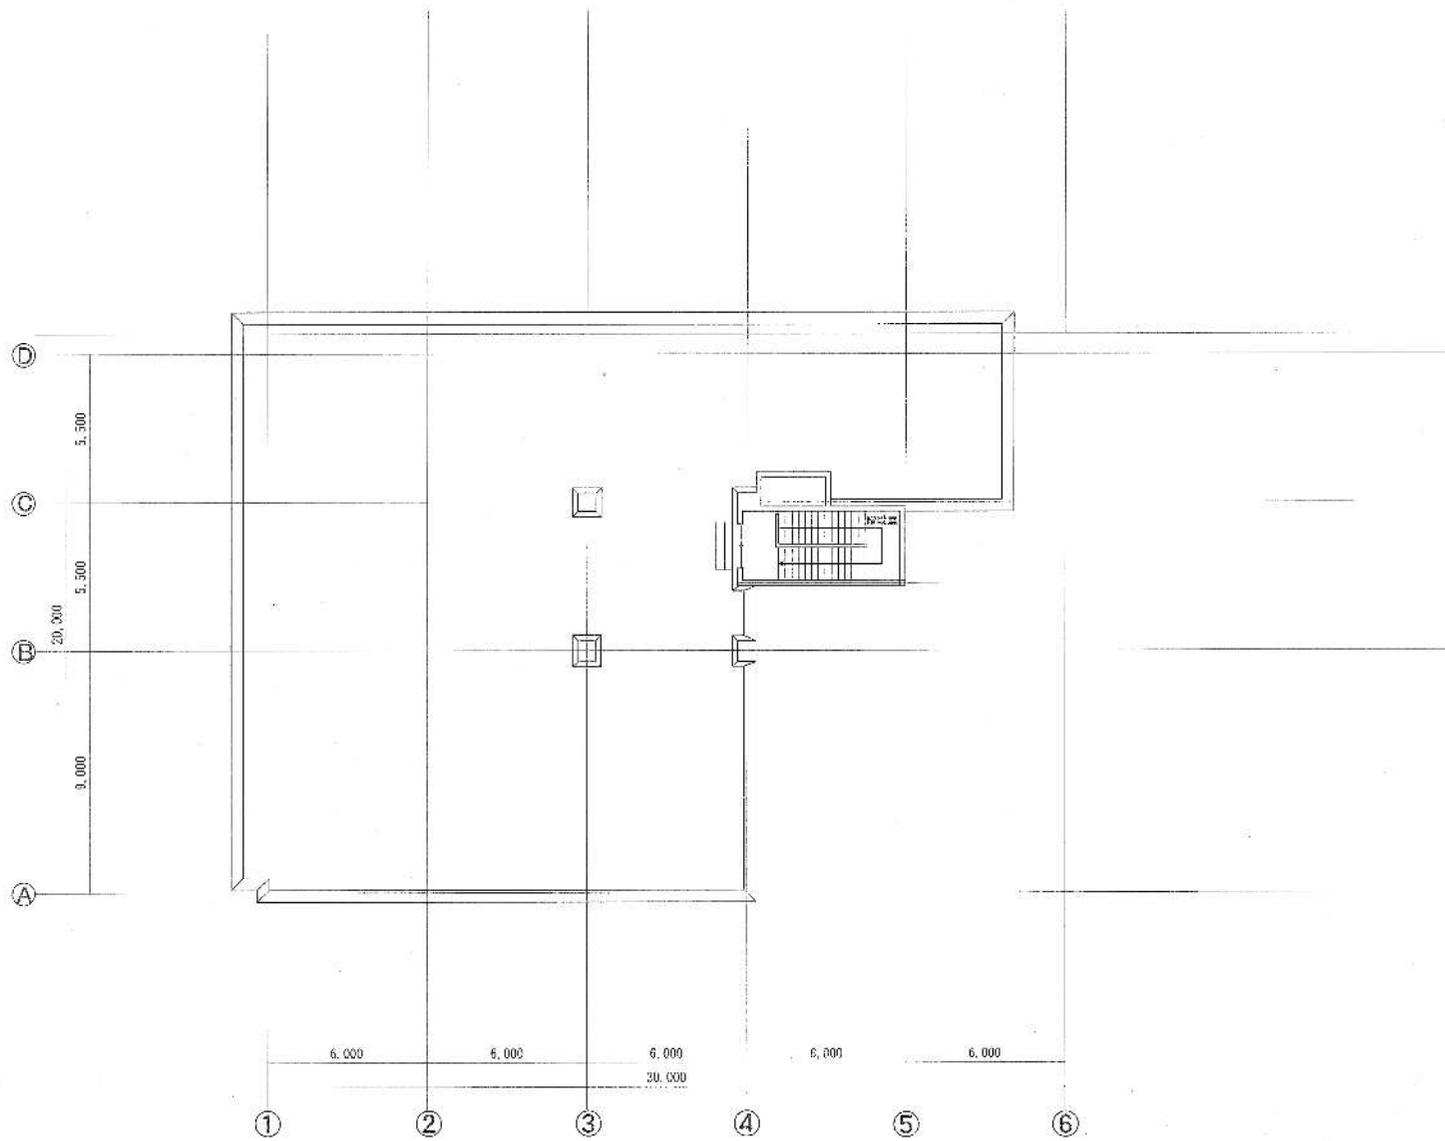


委託先	関東浄化センター管理棟等清掃業務委託				
図名	管理棟日常清掃図	縮尺	1/200	NO.	00
作成	年月日	下水道河川局下水道施設管理課			7/15
図利	作成	検査	承認	発行	担当



# 第2脱水機棟

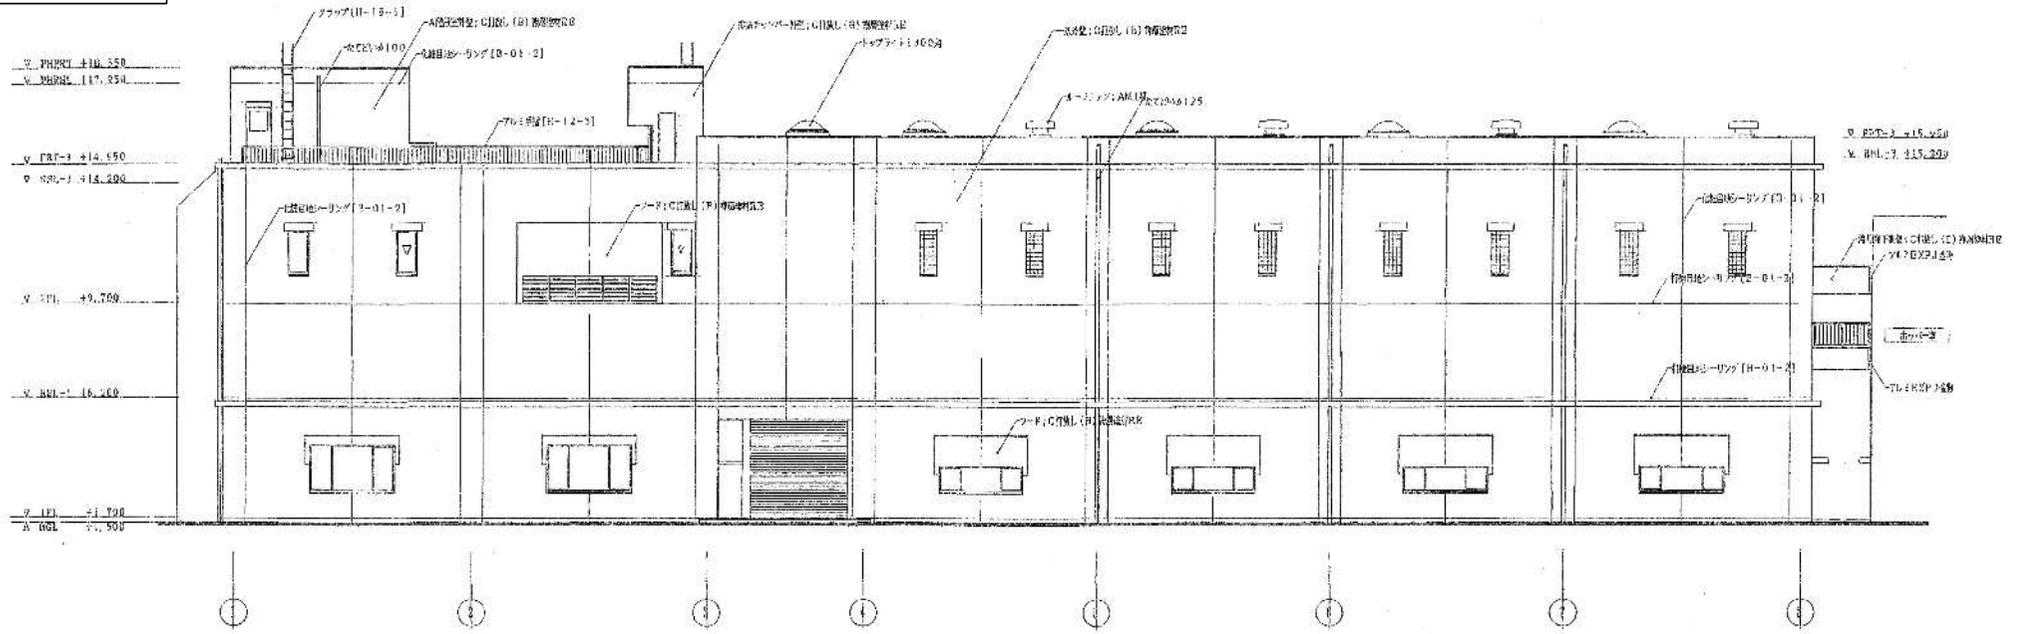


南立面図

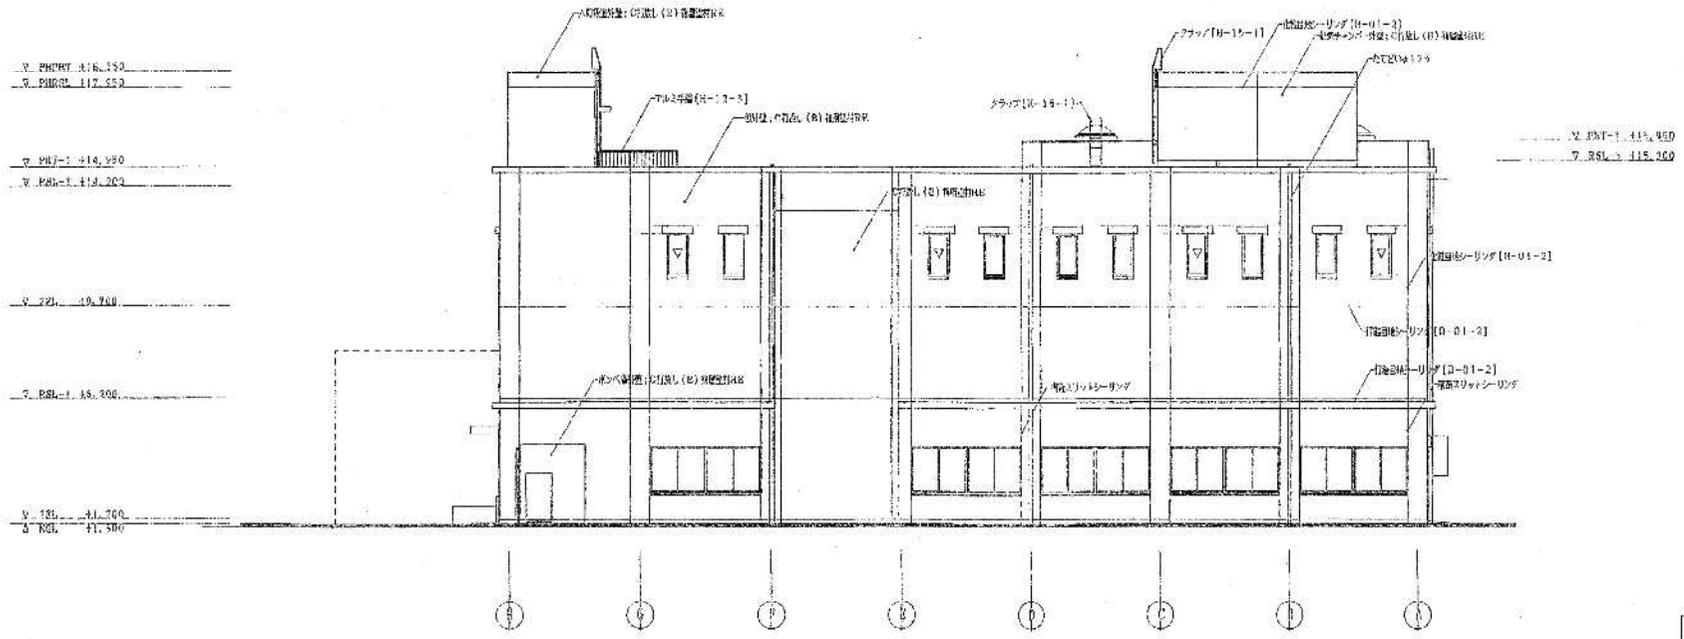


西立面図

委託先	関東浄化センター管理棟等清掃業務委託		
図名	第2脱水機棟南立面図	縮尺	1/200
平成 年 月 日	下水道河川局下水道施設管理課		
課長	課長	主任	主任
技師	技師	技師	技師

第2脱水機棟 日常清掃

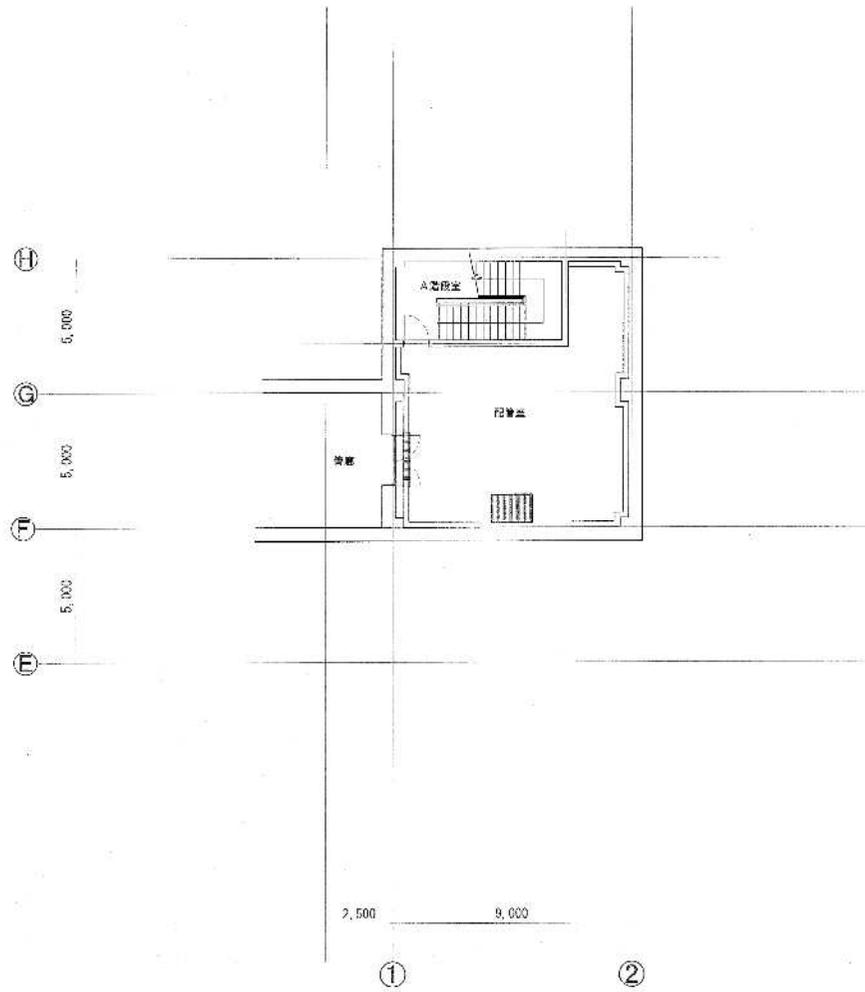


地下1階 平面図

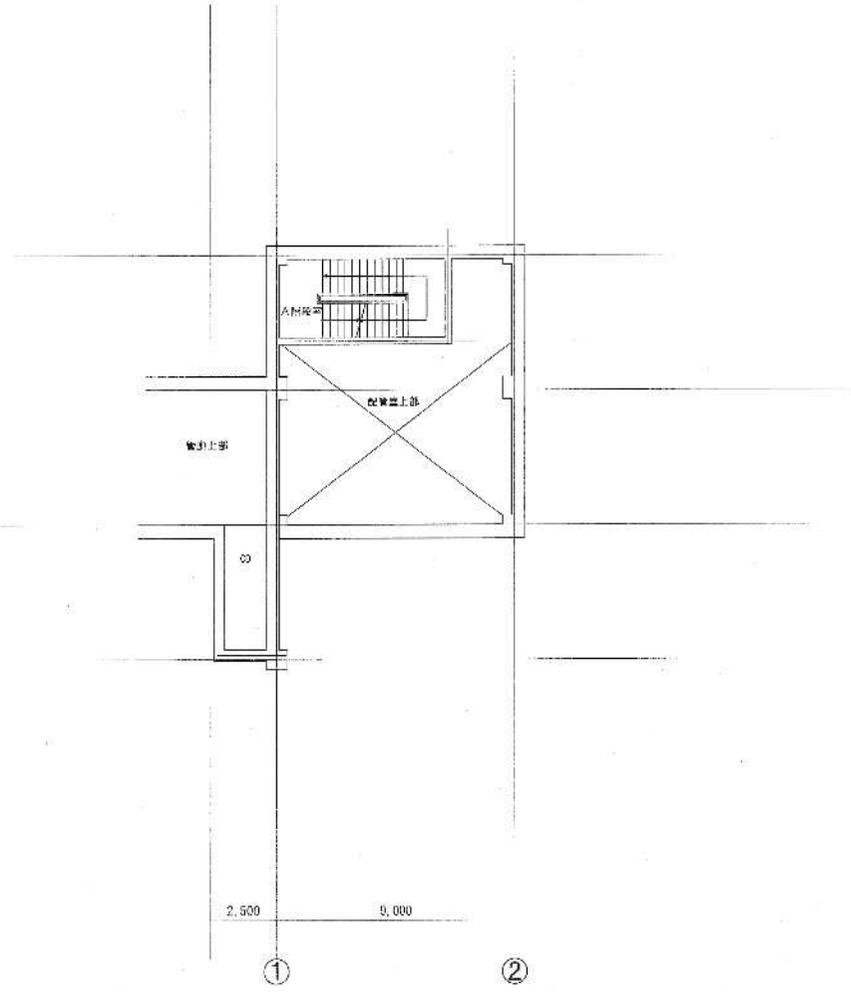

地下1階上部 平面図


関東浄化センター管理棟等清掃業務委託					
図名	第2脱水機棟地下1階平面図	縮尺	1/200	枚数	40
作成年月	下水道河川局下水道施設管理課				
作成者	部長補佐	作成者	主任	確認者	担当

第2脱水機棟 日常清掃

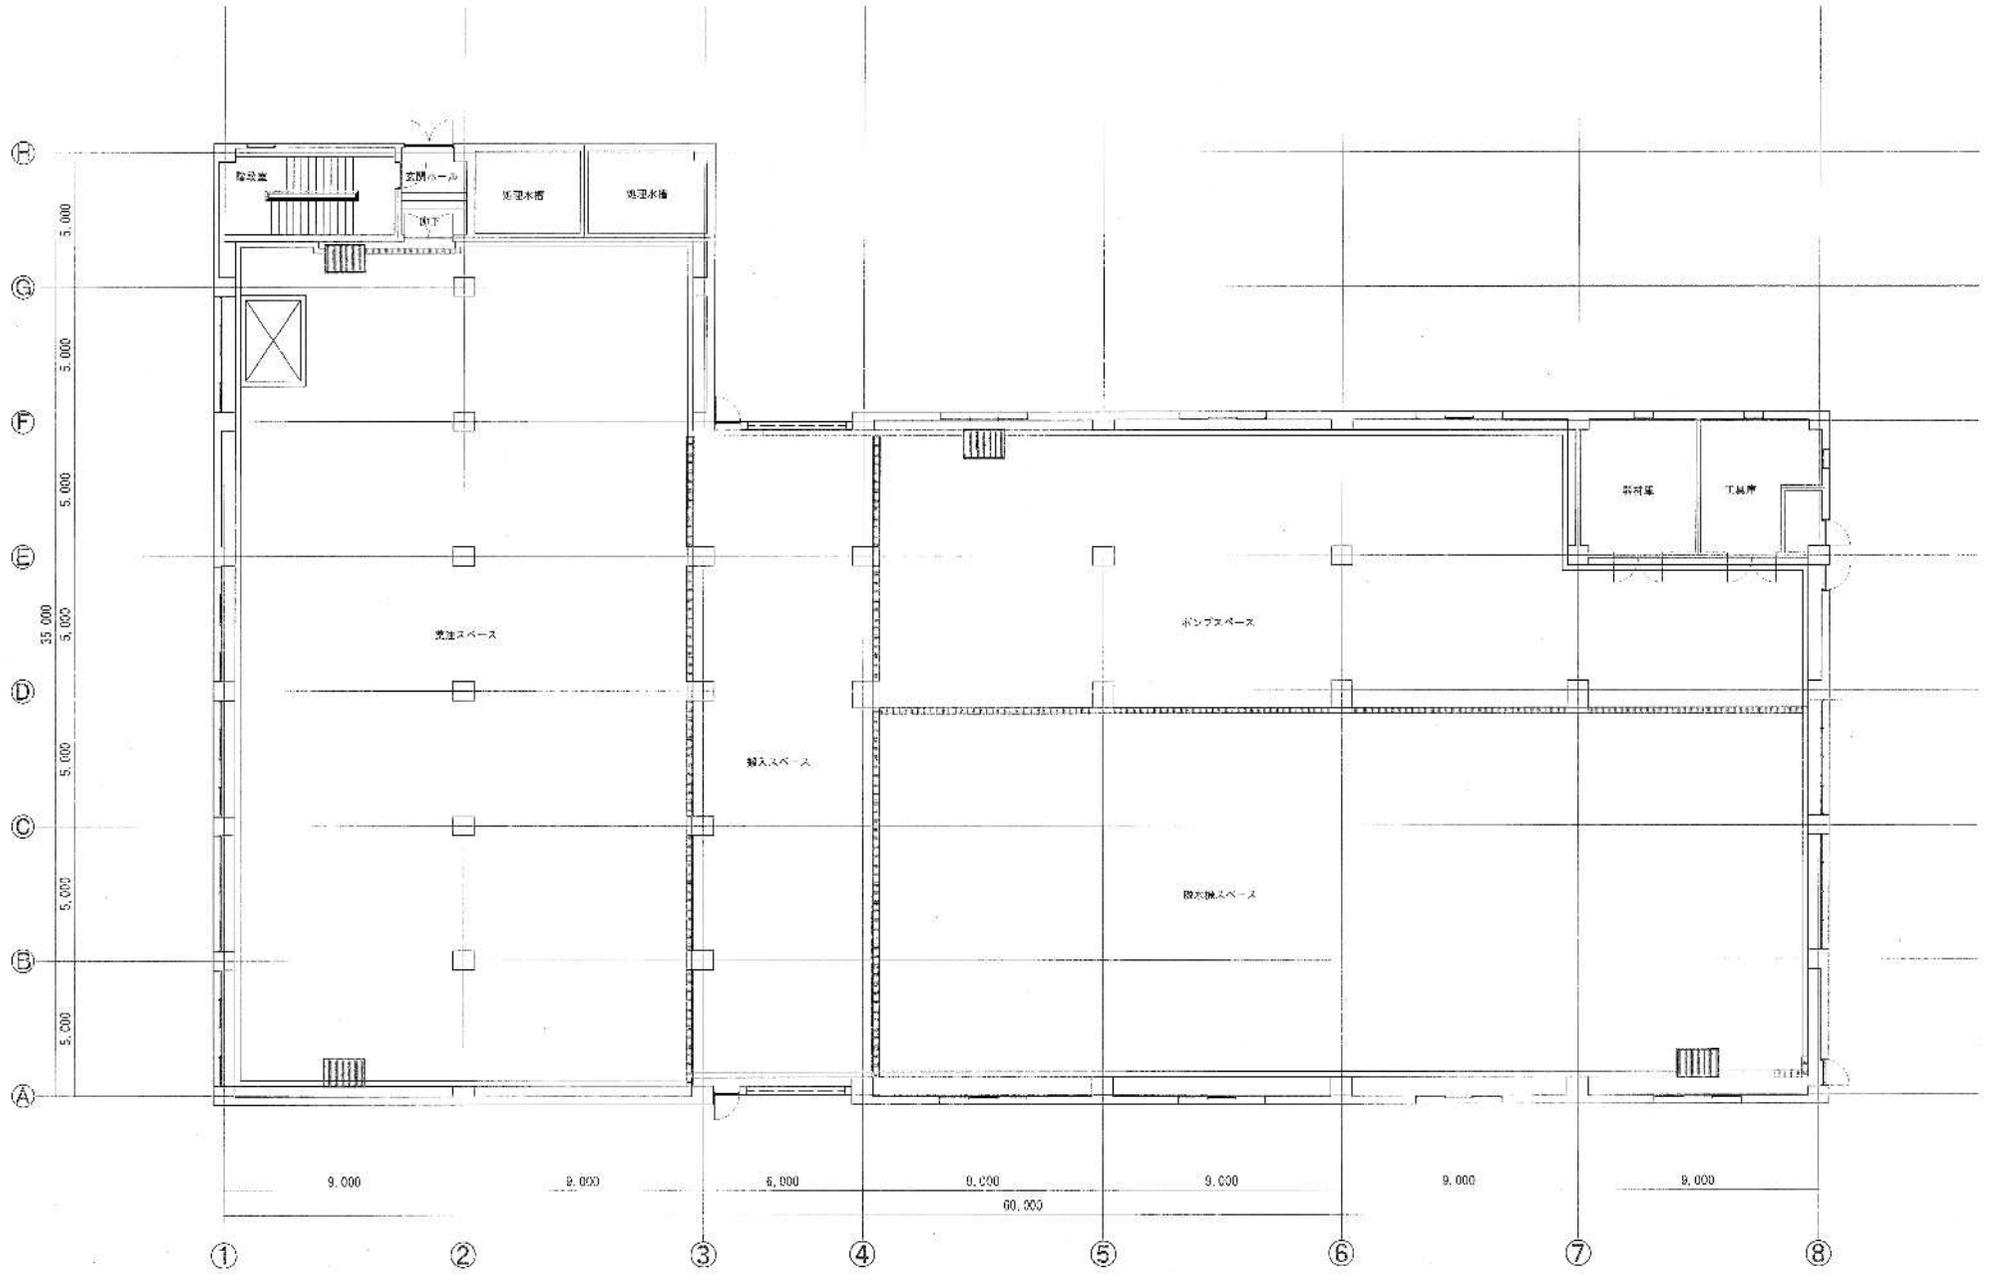

図名	関東浄化センター管理棟等清掃業務委託			
図号	第2脱水機棟 日常清掃	縮尺	1/200	No.
作成	平塚 年 月 日	下水道河川局下水道施設管理課		
所長	宇原 雅成	係長	佐藤 圭一	担当

# 第2脱水機棟 日常清掃

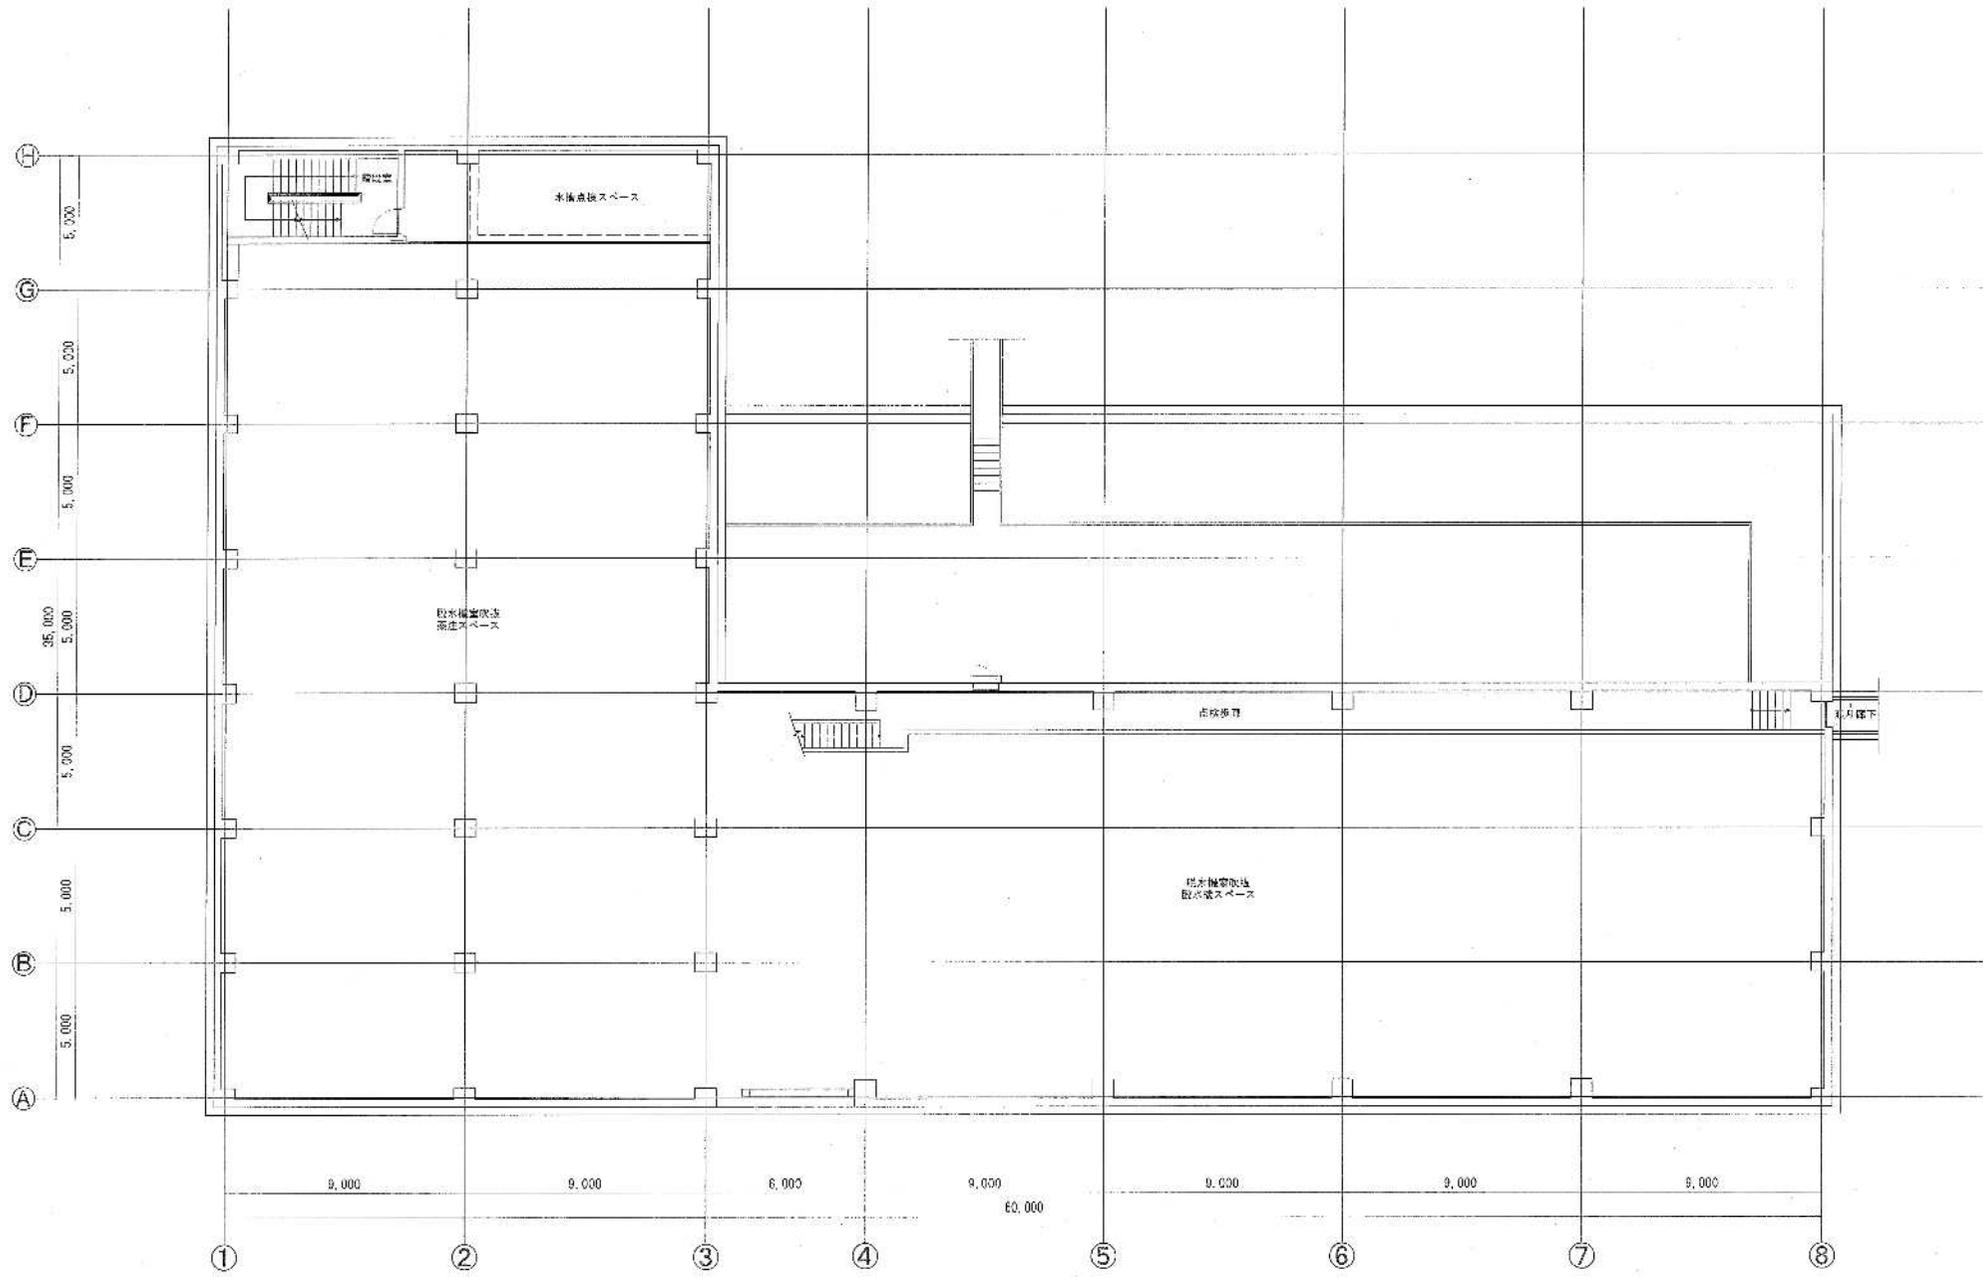

委託	関東浄化センター管理棟等清掃業務委託		
図名	第2脱水機棟中2層平面図	縮尺	1/200
作成	年月日	下水道河川局下水道施設管理課	
所長	所長	主任	主任



第2脱水機棟 日常清掃



委託者	関東浄化センター管理種等清掃業務委託		
図名	第2脱水機棟日常清掃	縮尺	1/200
作成日	年月日	作成者	氏名
承認日	年月日	承認者	氏名