




田原地区 位置図



カラー入稿


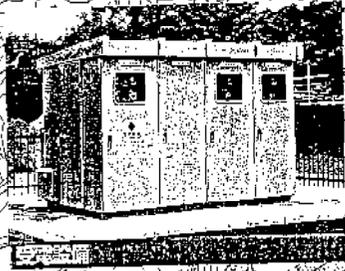


14号ポンプ(宅内)

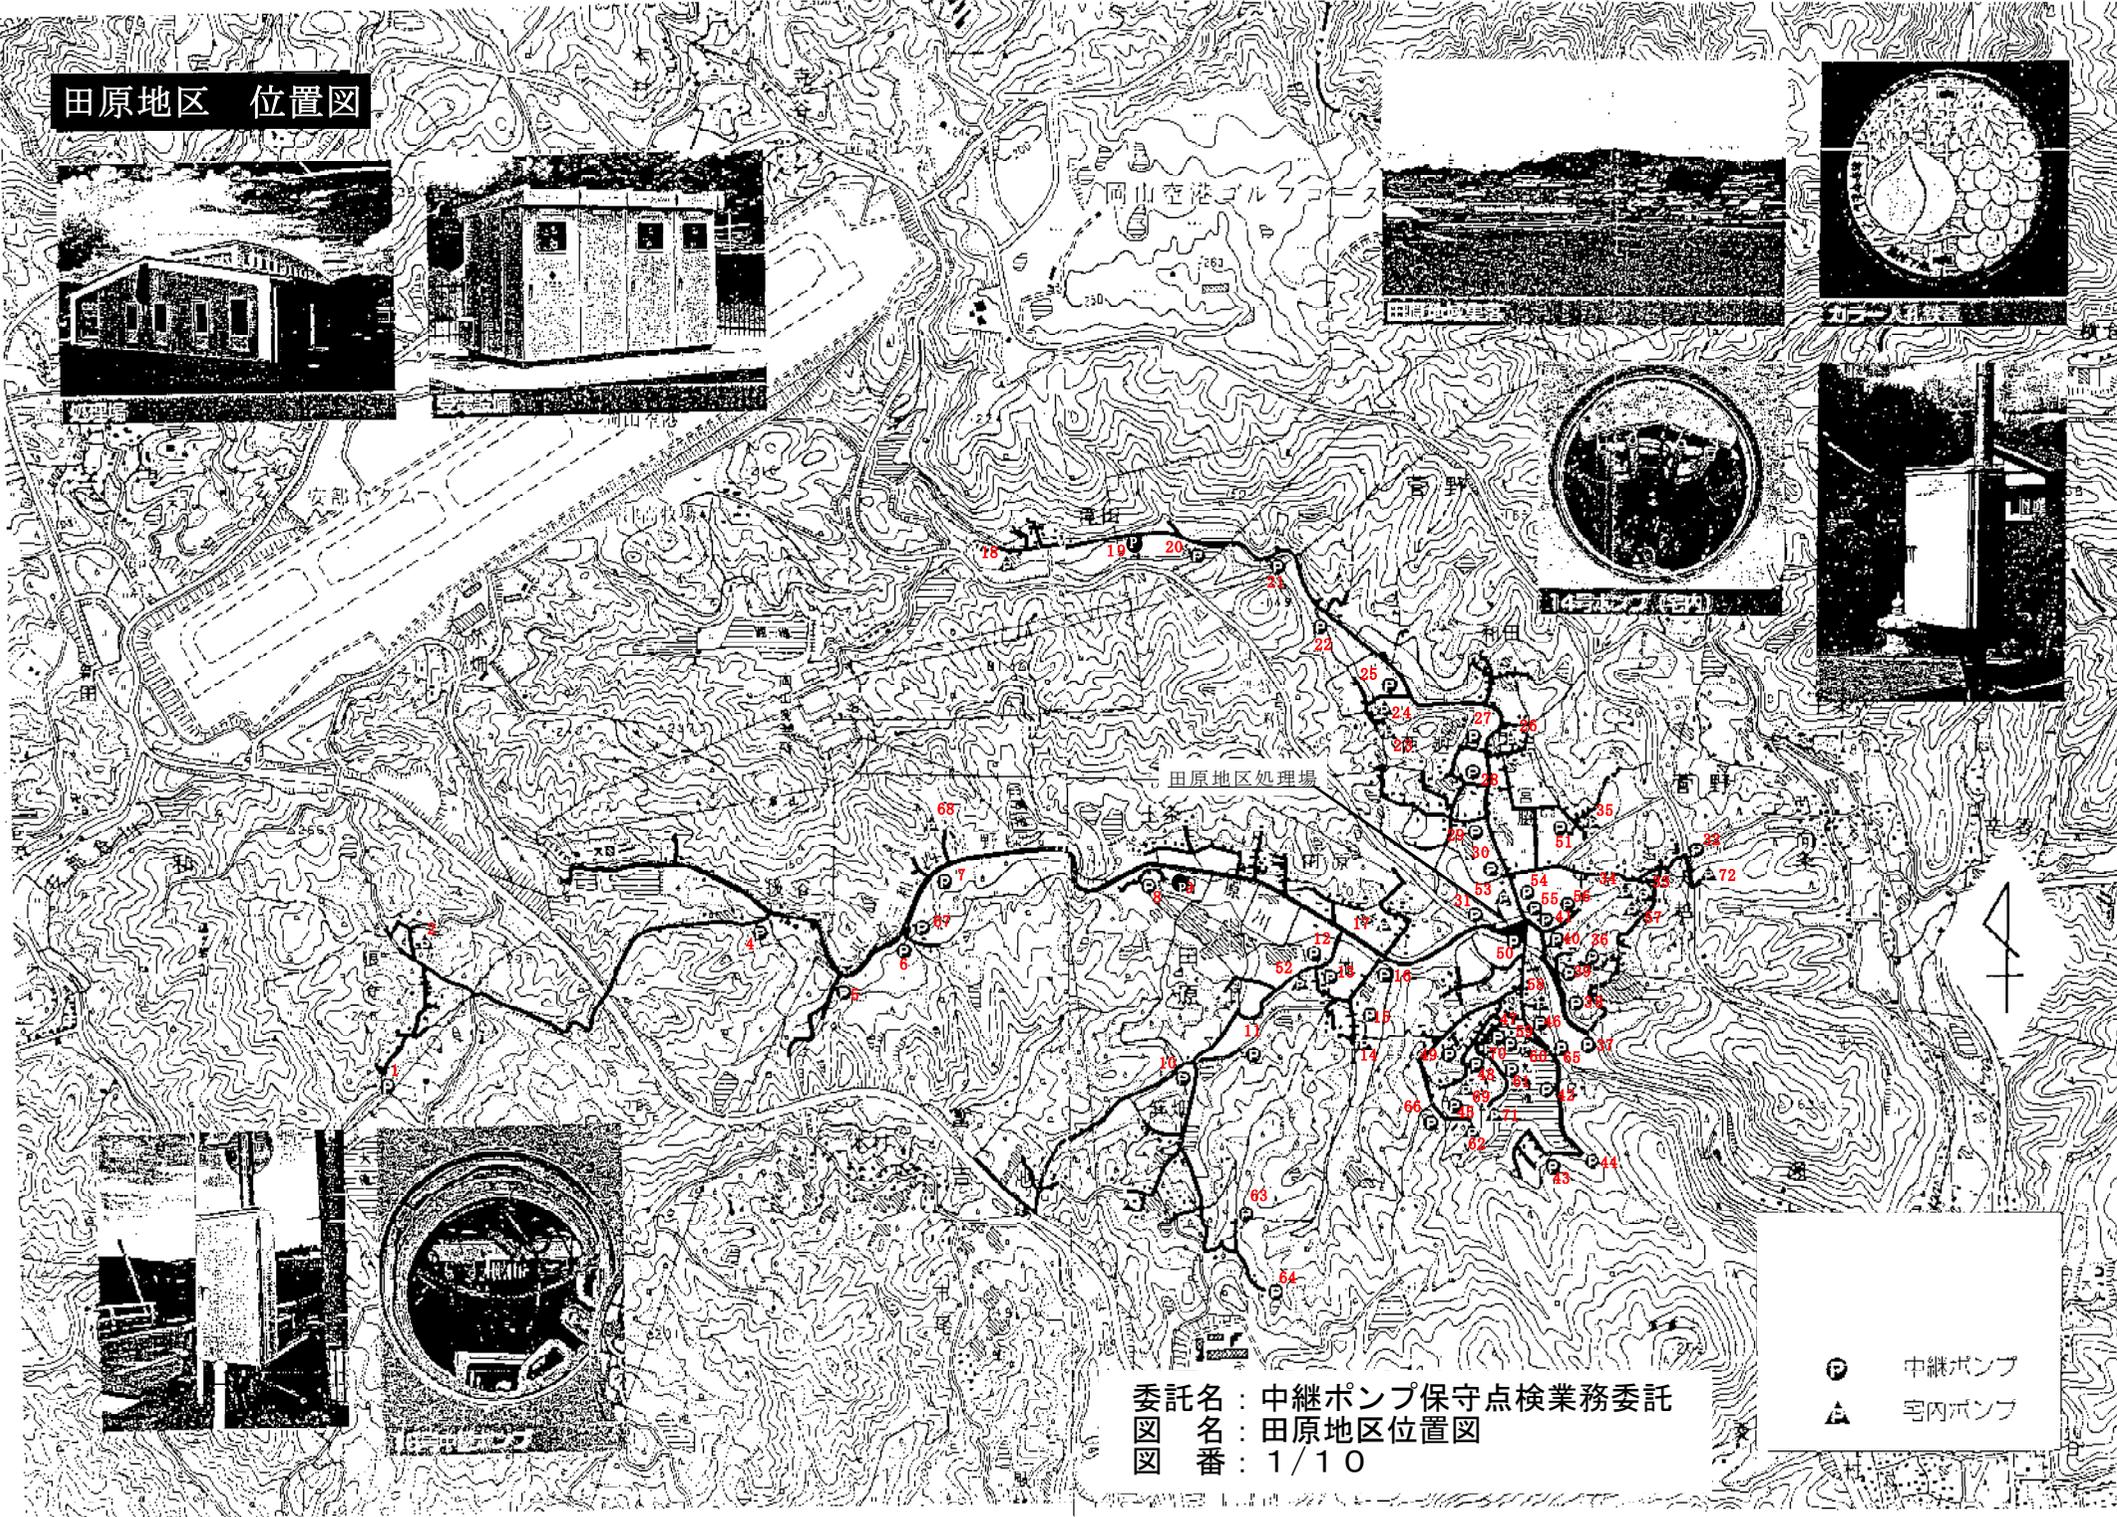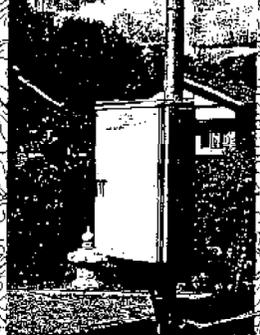


委託名 : 中継ポンプ保守点検業務委託  
 図名 : 田原地区位置図  
 図番 : 1/10

	中継ポンプ
	宅内ポンプ

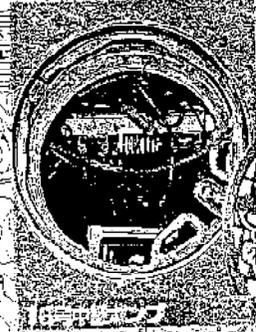
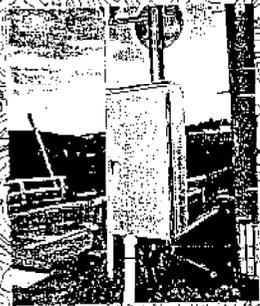


15号ポンプ


菅野地区 位置図

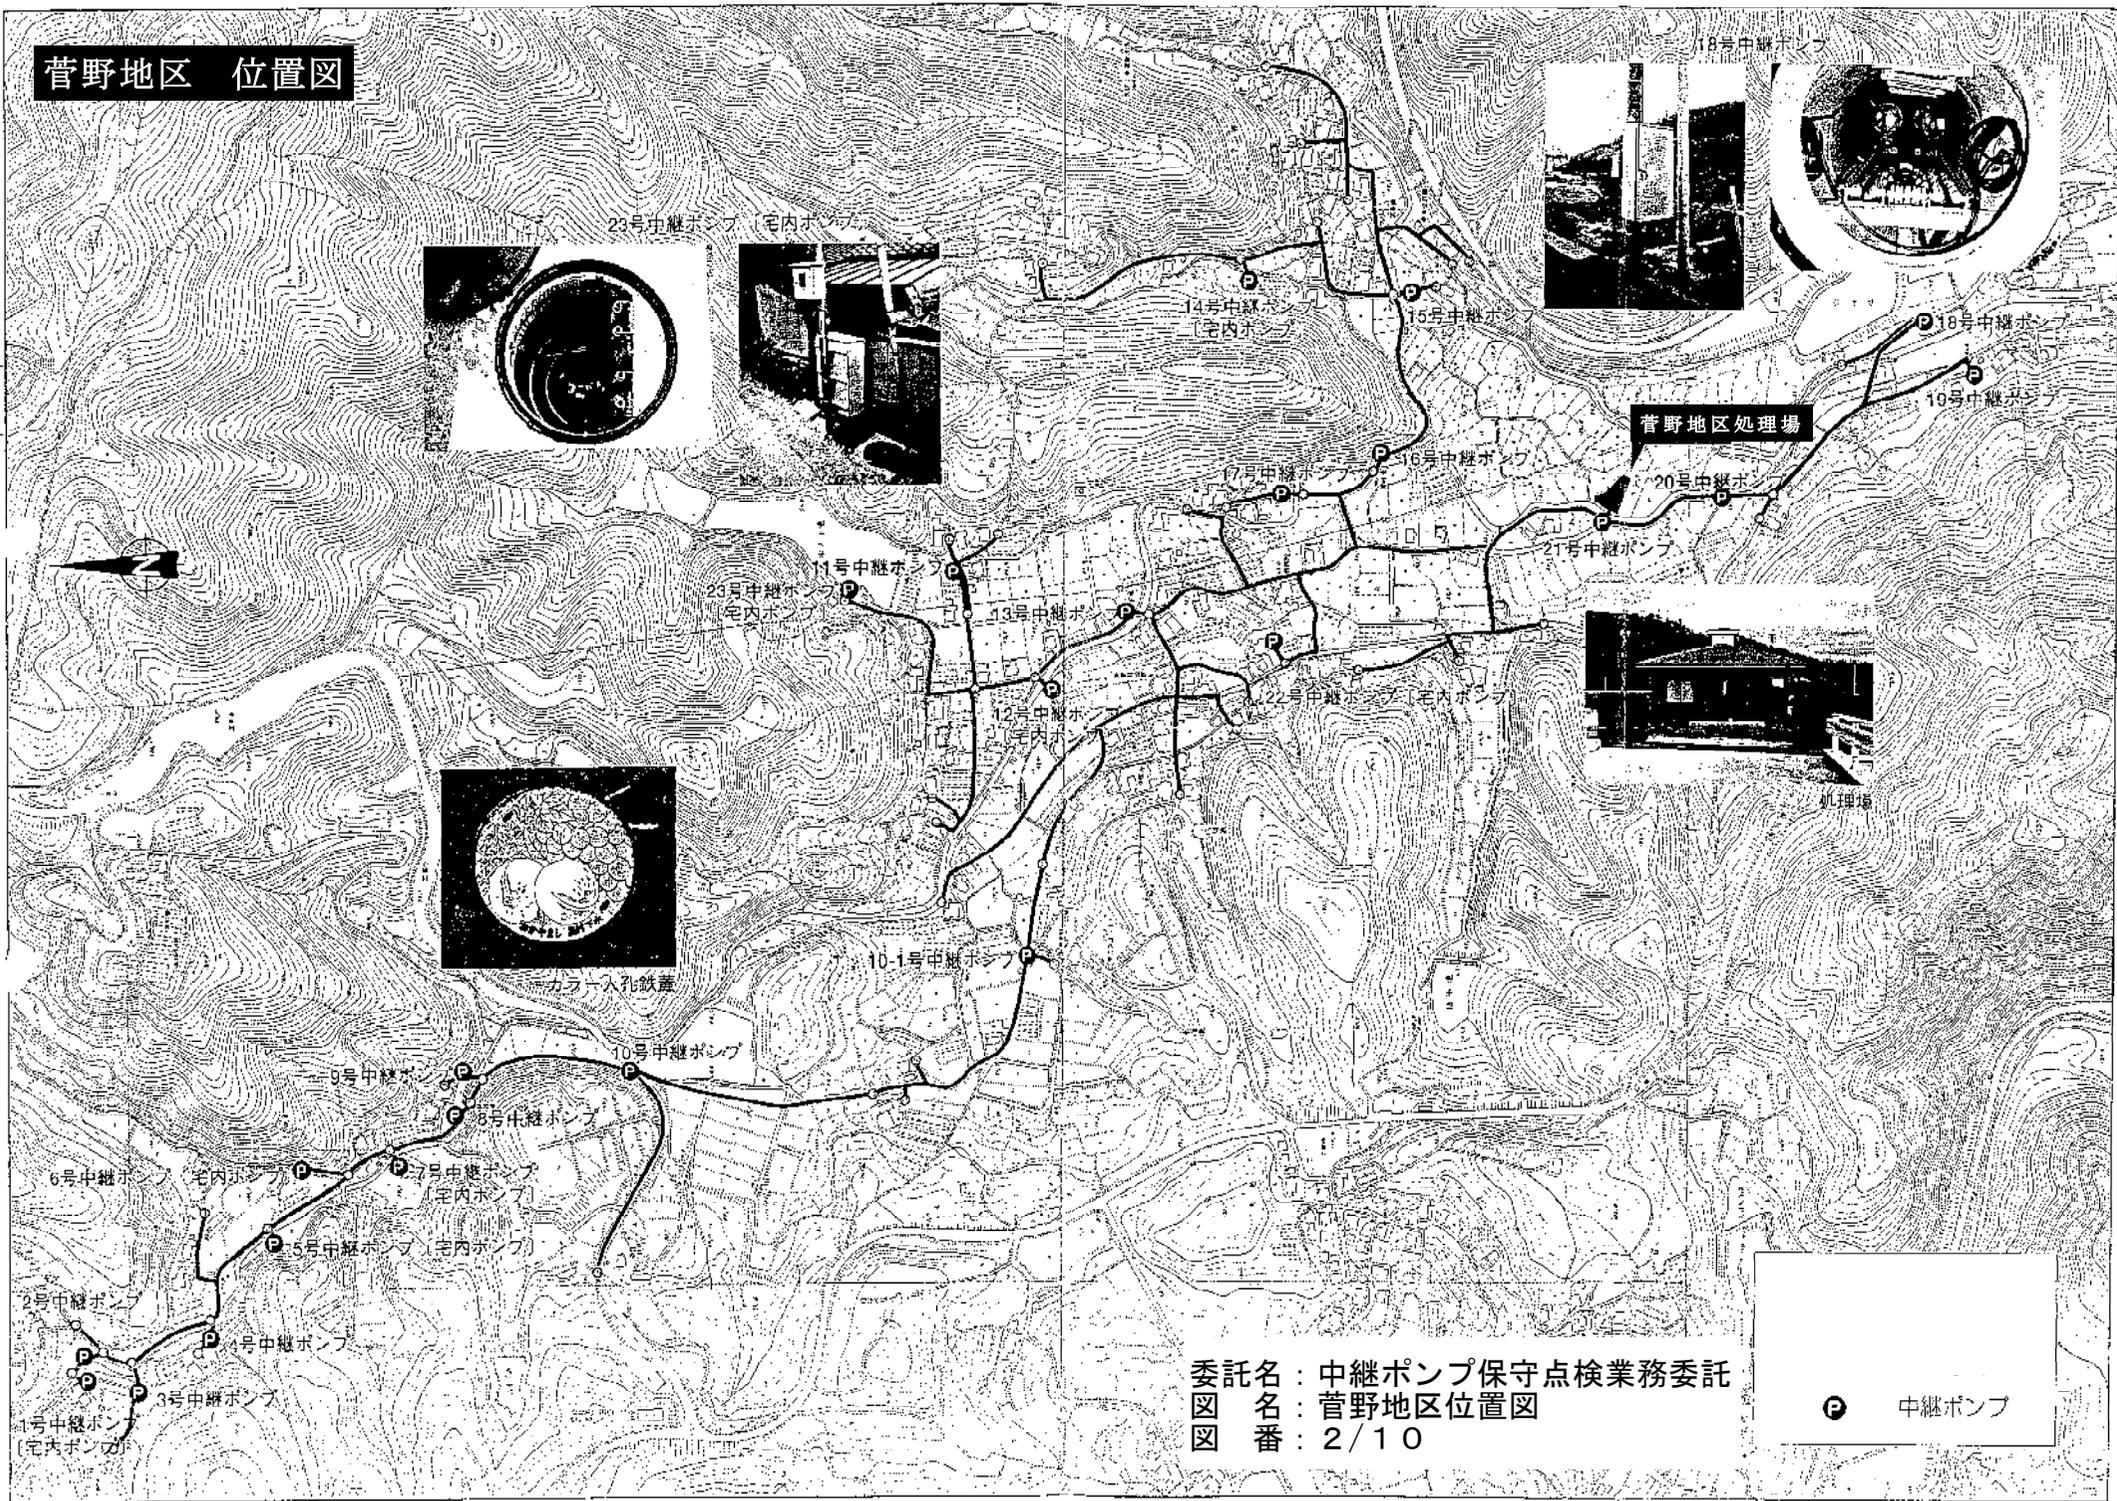

18号中継ポンプ

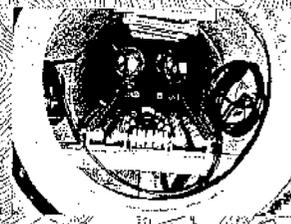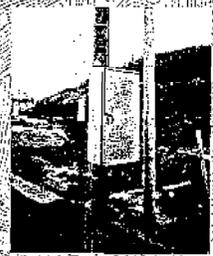


23号中継ポンプ (室内ポンプ)

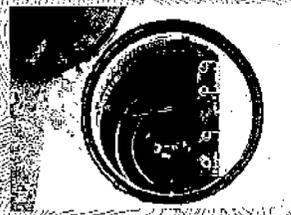

菅野地区処理場



処理場

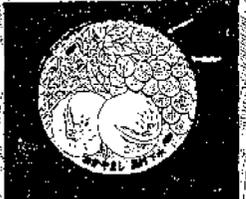

カラー入孔鉄蓋


委託名：中継ポンプ保守点検業務委託  
 図名：菅野地区位置図  
 図番：2/10

 中継ポンプ


富吉地区 位置図




処理場

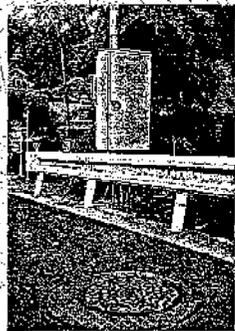

3号中継ポンプ

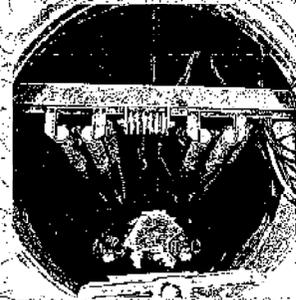


富吉地区集落(本村)

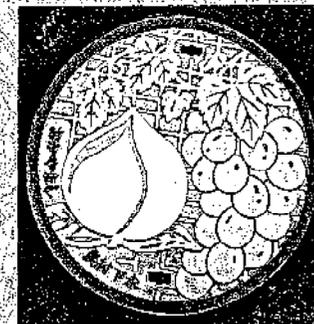


カラー人孔鉄蓋

富吉地区処理場

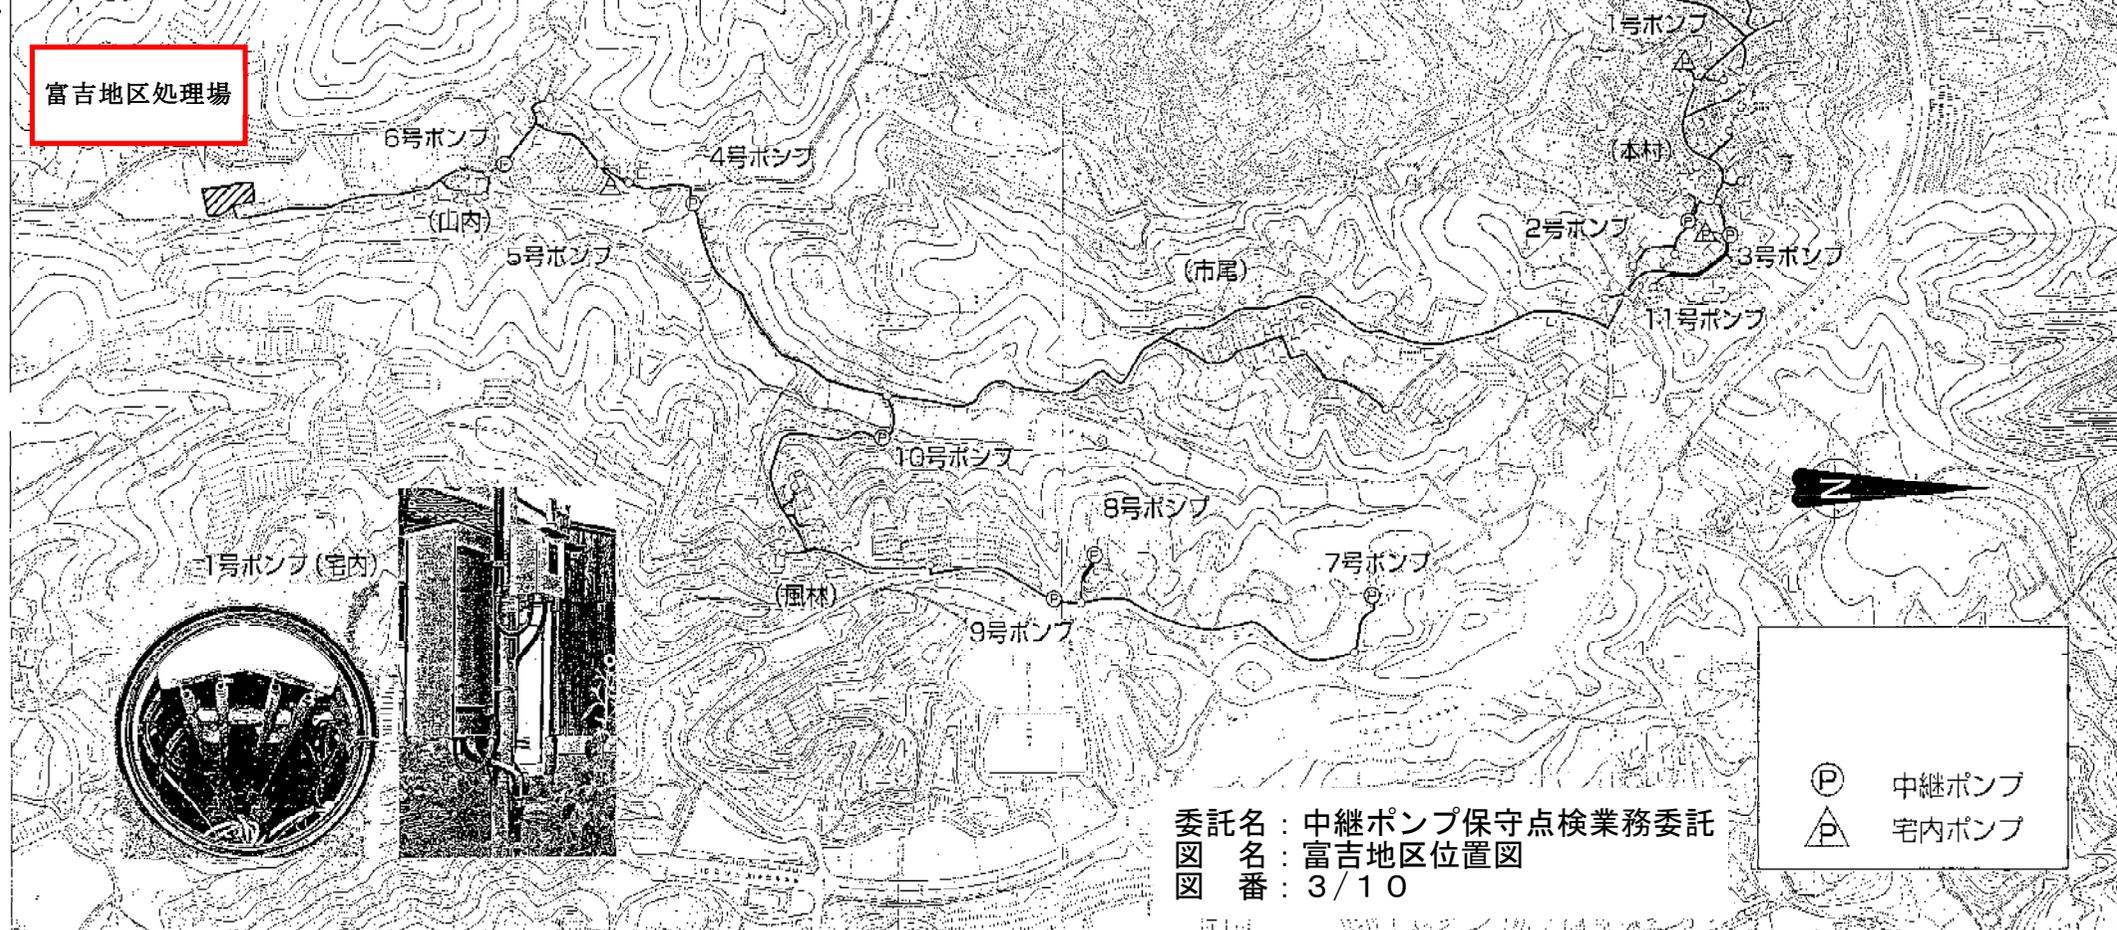


11号ポンプ(宅内)

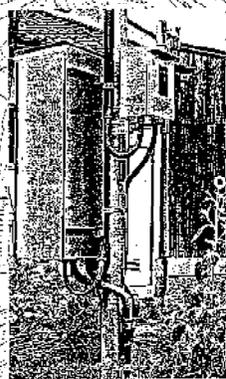





委託名：中継ポンプ保守点検業務委託  
 図名：富吉地区位置図  
 図番：3/10

- Ⓟ 中継ポンプ
- △ 宅内ポンプ

三和・日応寺地区位置図

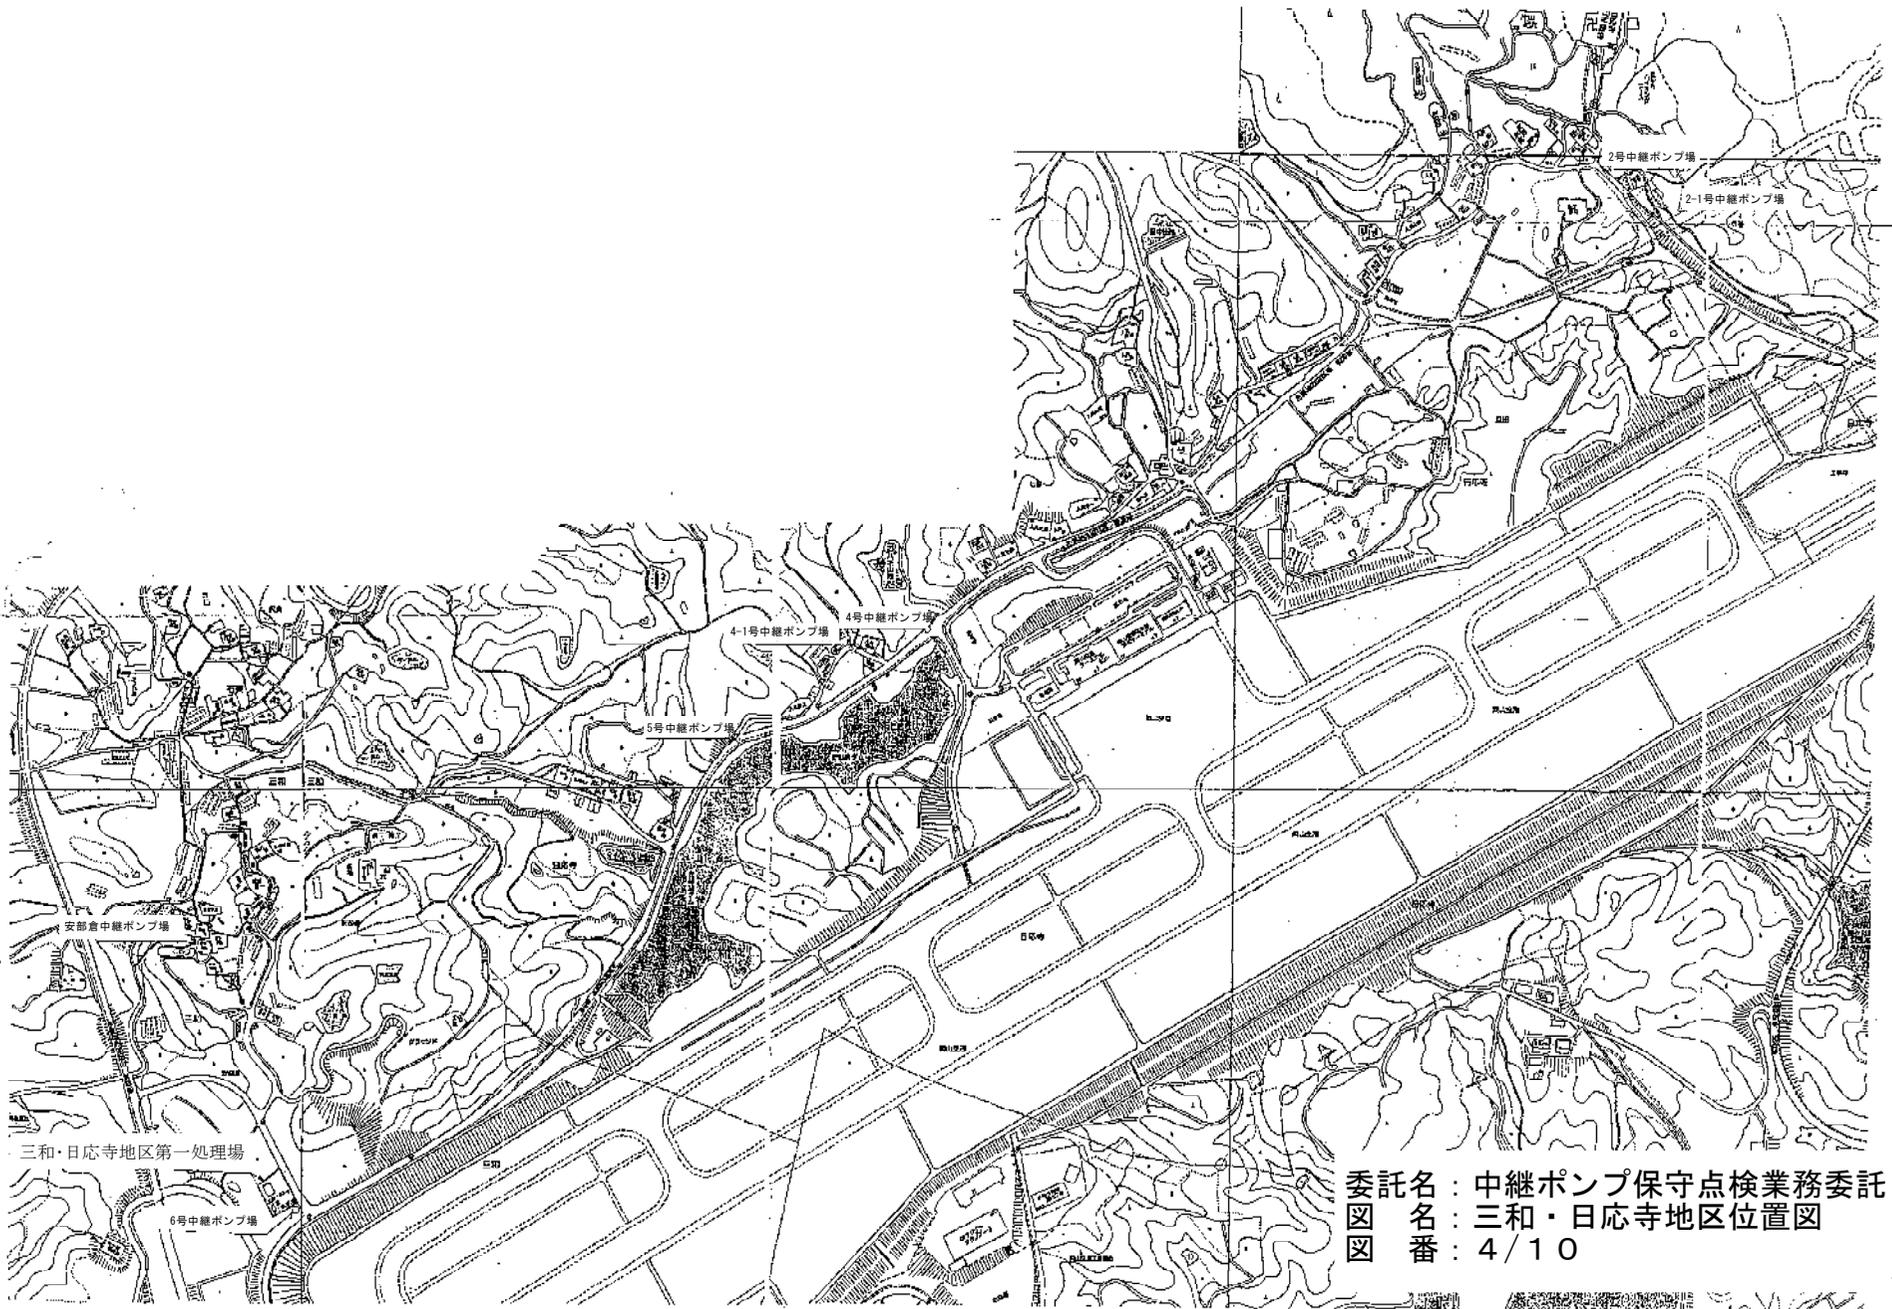


委託名：中継ポンプ保守点検業務委託  
図名：三和・日応寺地区位置図  
図番：4/10

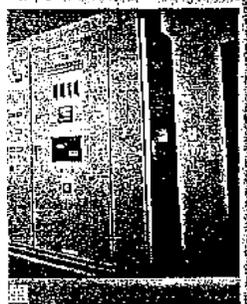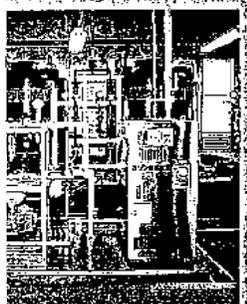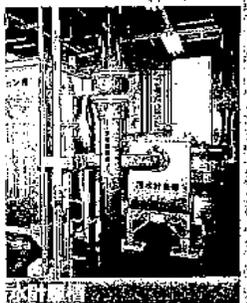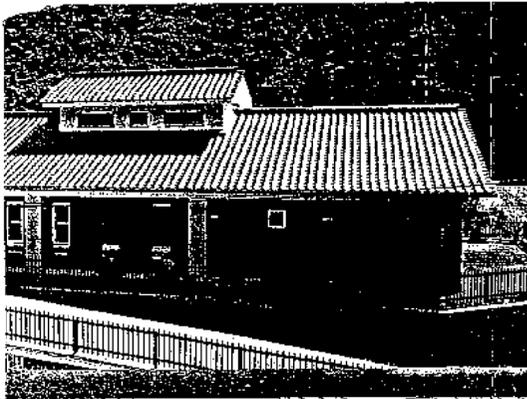

中牧地区道路


# 中牧地区管路線図

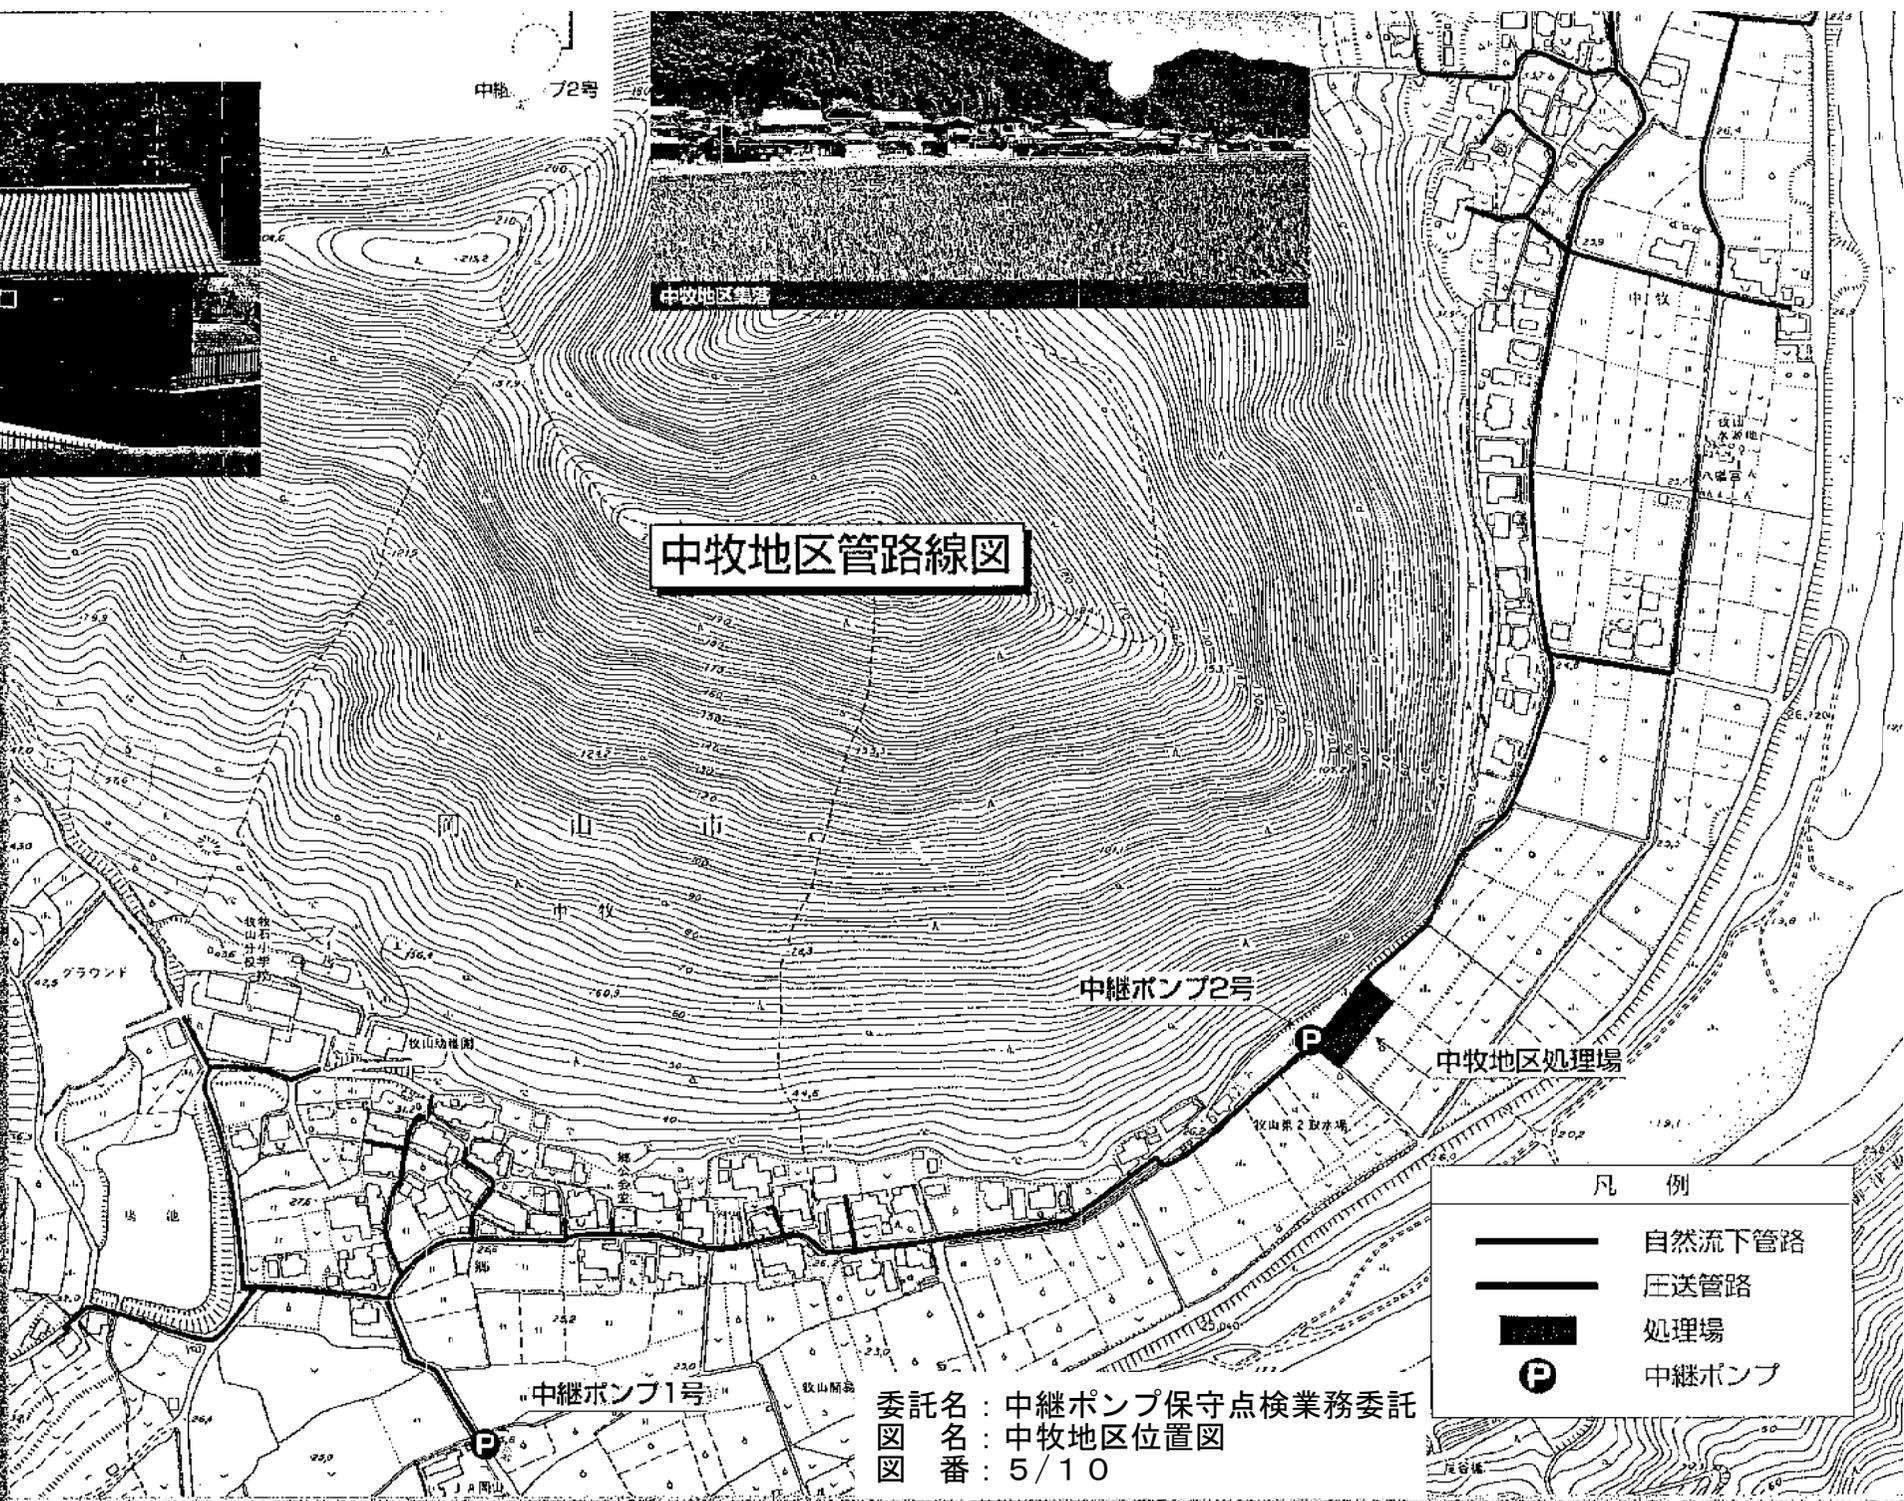

凡 例	
	自然流下管路
	圧送管路
	処理場
	中継ポンプ


委託名 : 中継ポンプ保守点検業務委託  
 図名 : 中牧地区位置図  
 図番 : 5/10

農業集落排水事業 山上地区処理場及び中継ポンプ位置図

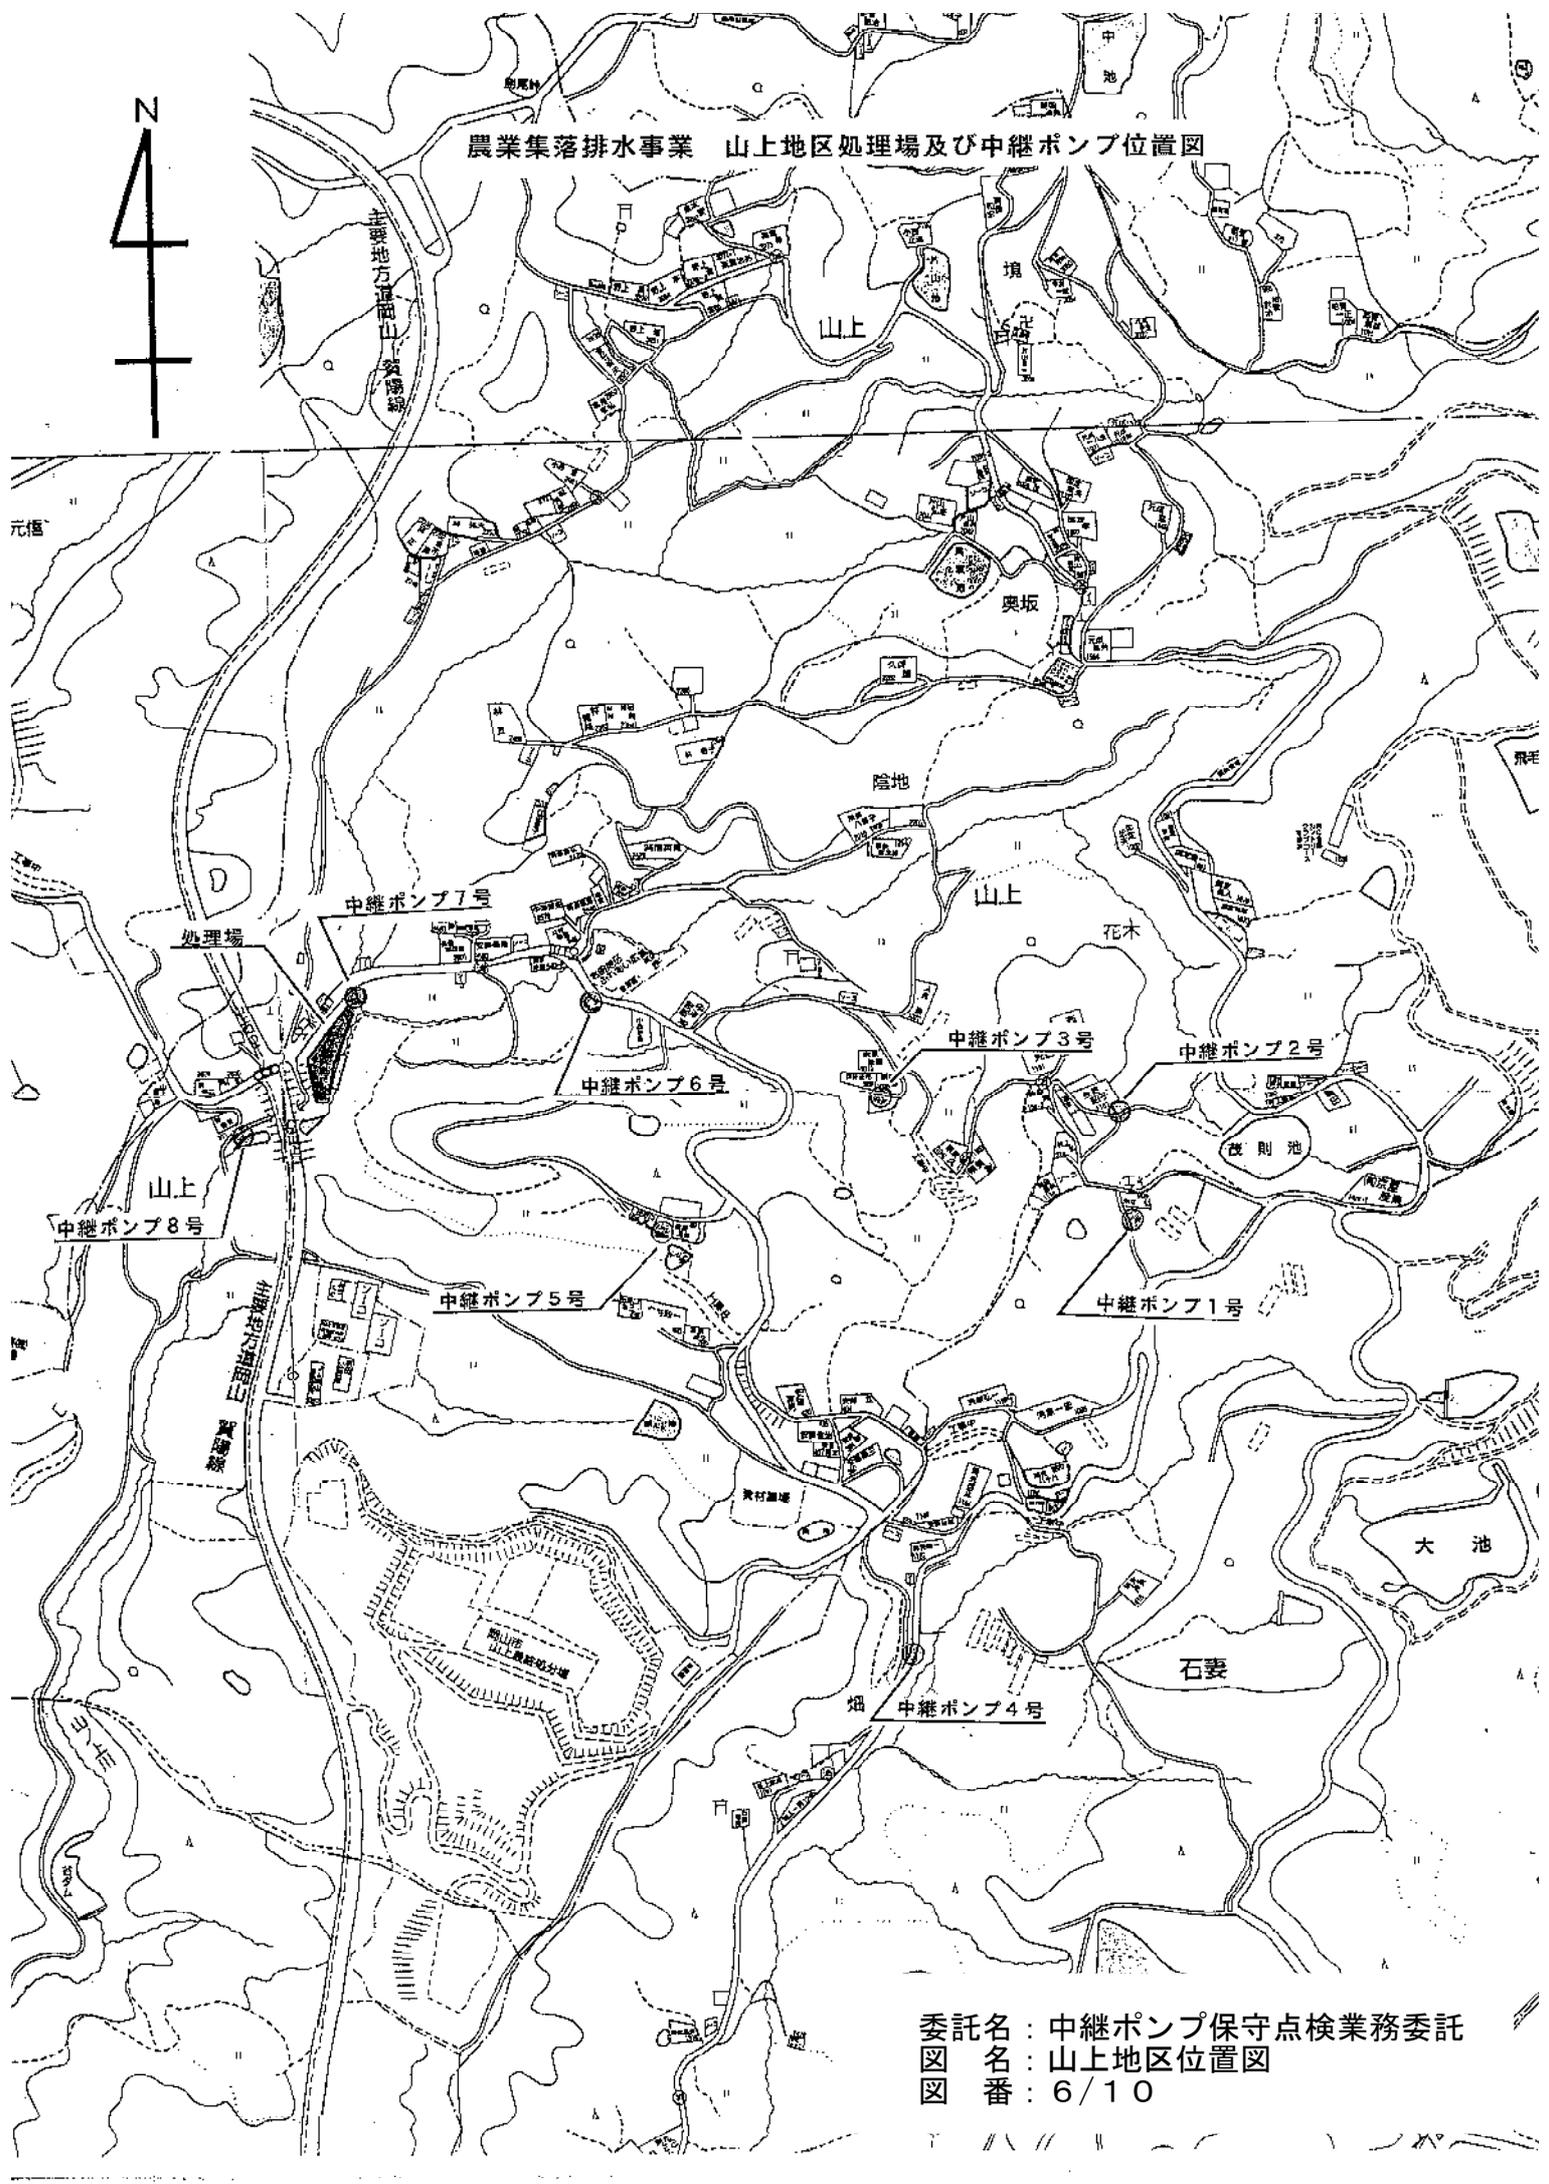


委託名：中継ポンプ保守点検業務委託  
 図名：山上地区位置図  
 図番：6/10

マンホールポンプ標準図  
1号(φ900) 1/10

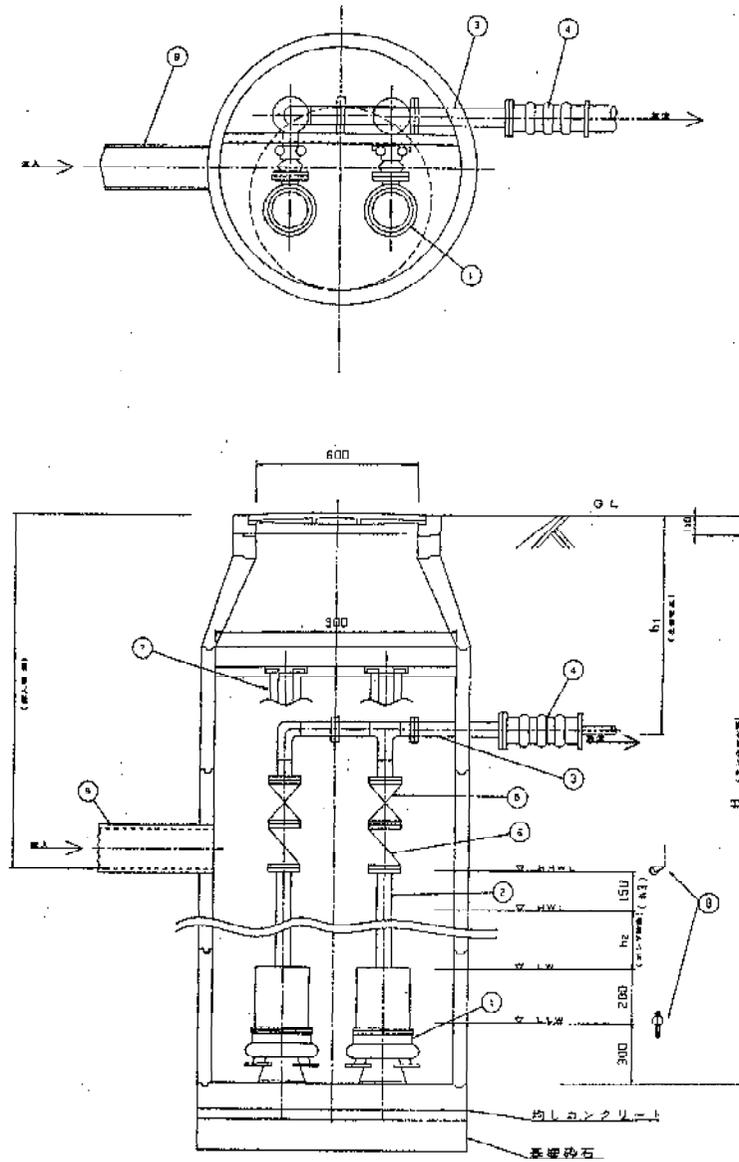

委託名 : 中継ポンプ保守点検業務委託  
 図名 : マンホールポンプ標準図(1号)  
 図番 : 7/10




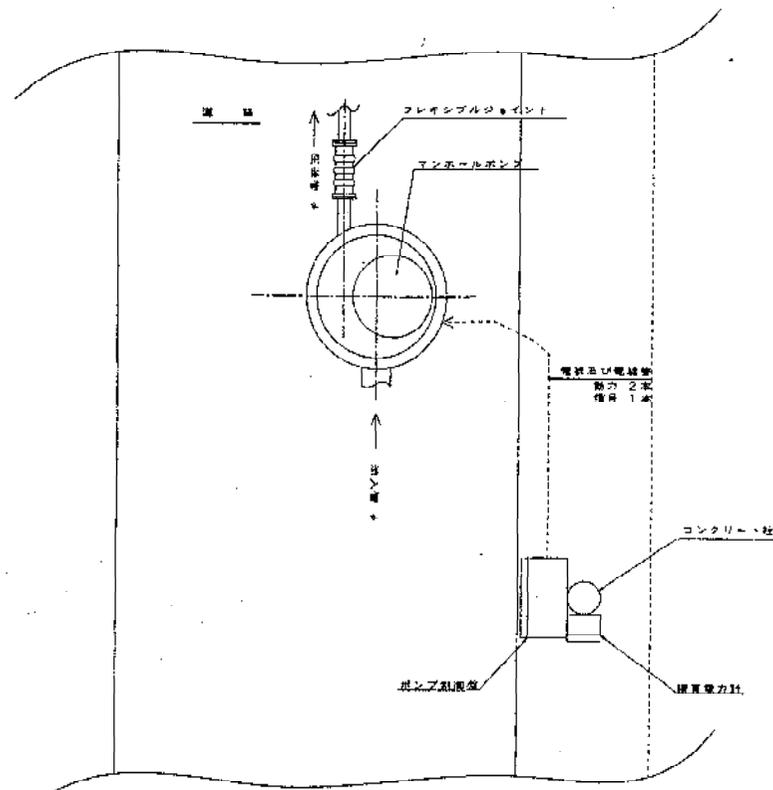

マンホール付近平面図 S=1/40

電線管布設 (対称機構) 5-1-20


本機用

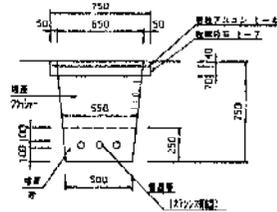


区分	高さ
埋設	0.4
床下	0.5
砂層	0.75
埋戻	0.27
227+11切筋	2
鋼筋埋込み厚	0.75
埋戻高	0.75
床下埋戻	0.75

(電線管埋戻上)

既機用

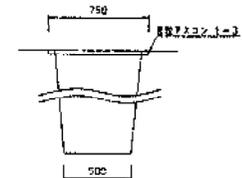


区分	高さ
埋設	0.4
床下	0.5
砂層	0.75
埋戻	0.27

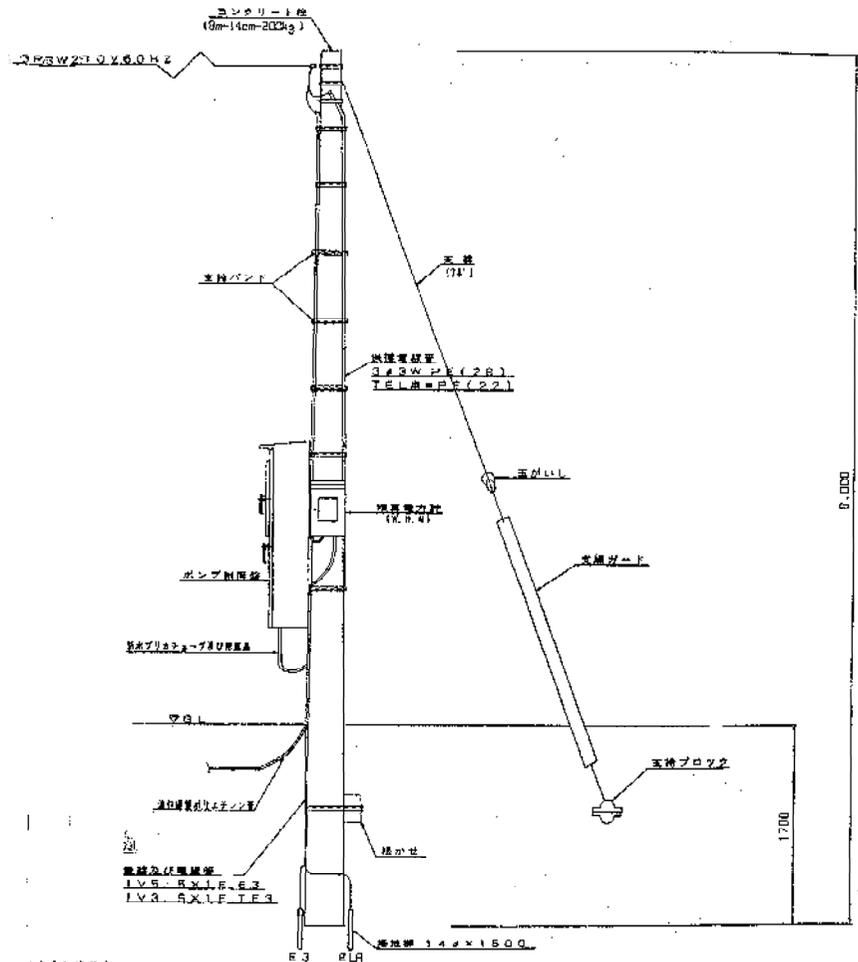


電気設備据付図

委託名 : 中継ポンプ保守点検業務委託  
 図名 : 平面図・電気設備据付図  
 図番 : 9/10

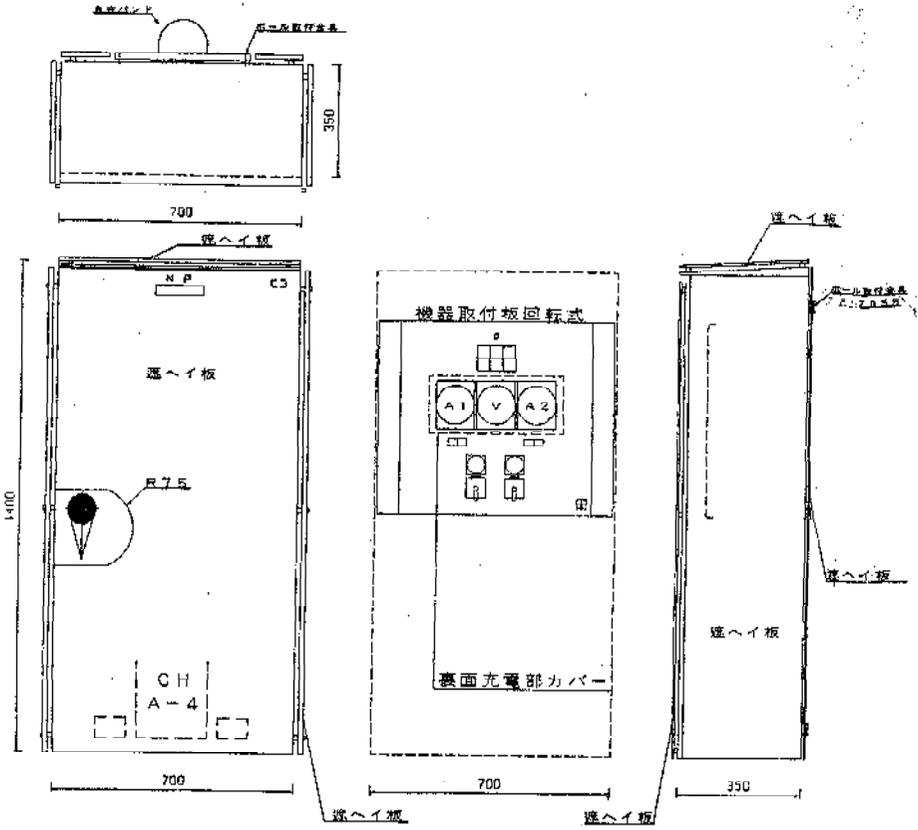


中継用ポンプ制御盤（屋外防水ホル取付型 ZSP塗装 集中監視装置内蔵）S=1/20

単線結線図

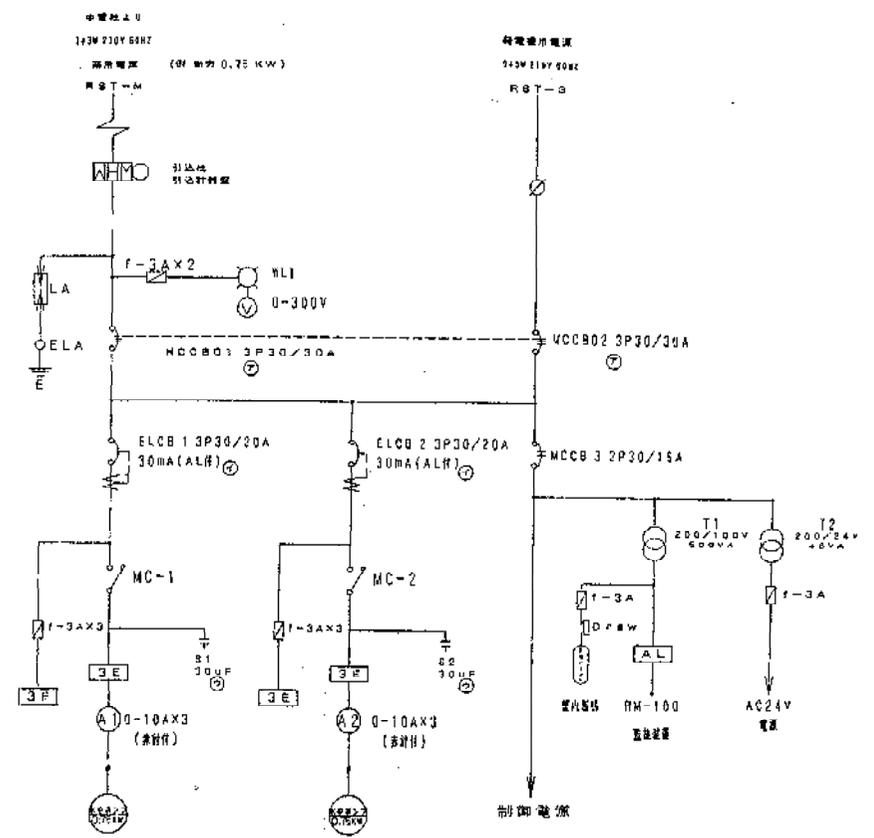


運転方法ブロック図

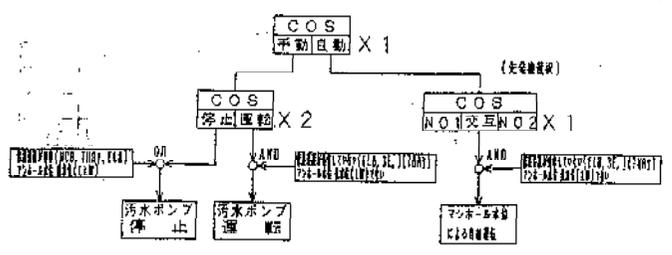

- 1) 先発機故障の場合に自動的に後発機に切り替わり代替運転を行う。
- 2) HWで後発機も始動し2台同時運転する。
- 3) HHWではポンプは2台同時運転しタイマーにて停止する。

水位設定要領

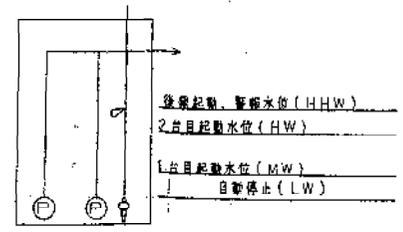

表示項目一覧表

項目	場所	中央
計器類	1号ポンプ電流計	○
	2号ポンプ電流計	○
状態表示	1号ポンプ運転	○
	1号ポンプ停止	○
	2号ポンプ運転	○
	2号ポンプ停止	○
故障	1号ポンプ故障	○
	2号ポンプ故障	○
表示	異常高水位	○
	異常低水位	○
消電		○
他		○

動力別単線結線図表

区分	動力(kVA)	⊙(AF/AT)	⊙(AF/AT)	⊙(AF)
A	0.75	30/30	30/15	20
B	1.5	30/30	30/20	30
C	2.2	50/40	30/30	40
D	3.7	60/60	50/50	50

委託名：中継ポンプ保守点検業務委託  
 図名：制御盤図・単線結線図  
 図番：10/10

位置図



日応寺 7号

日応寺 8号

縮尺=1:10000

工事名: 農業集落排水施設三和・日応寺地区マンホールポンプ設置工事