

Bブロック電気設備機器数量表

記号	名称	数量
◇	一般ボール照明器具 A (広角照射用)	2
◇	一般ボール照明器具 B	3
◇	照度検知 (高圧定下灯器具用)	-
◇	照度検知 (LED)	-
◇	検出用	6
◇	引込制御器兼検出器	3
◇	コンセント	-
◇	引込柱	-
◇	ハンドモール	-
◇	照明 250x250x100, S15 (調光) 1、調光色温度	3

※ケーブル延長表示のLの数字は平面上の延長を指し、0内数字は幹線部の立上り延長を指す。

電気設備平面図 (B ブロック)


S=1:250

100mm	50mm	25mm	10mm	5mm
Aブロック	Bブロック	Cブロック	Dブロック	Eブロック



◎特記事項

期間中のイベント利用が想定されることから、
■で示す、2か所のコンセントからの電源供給は不可とする。

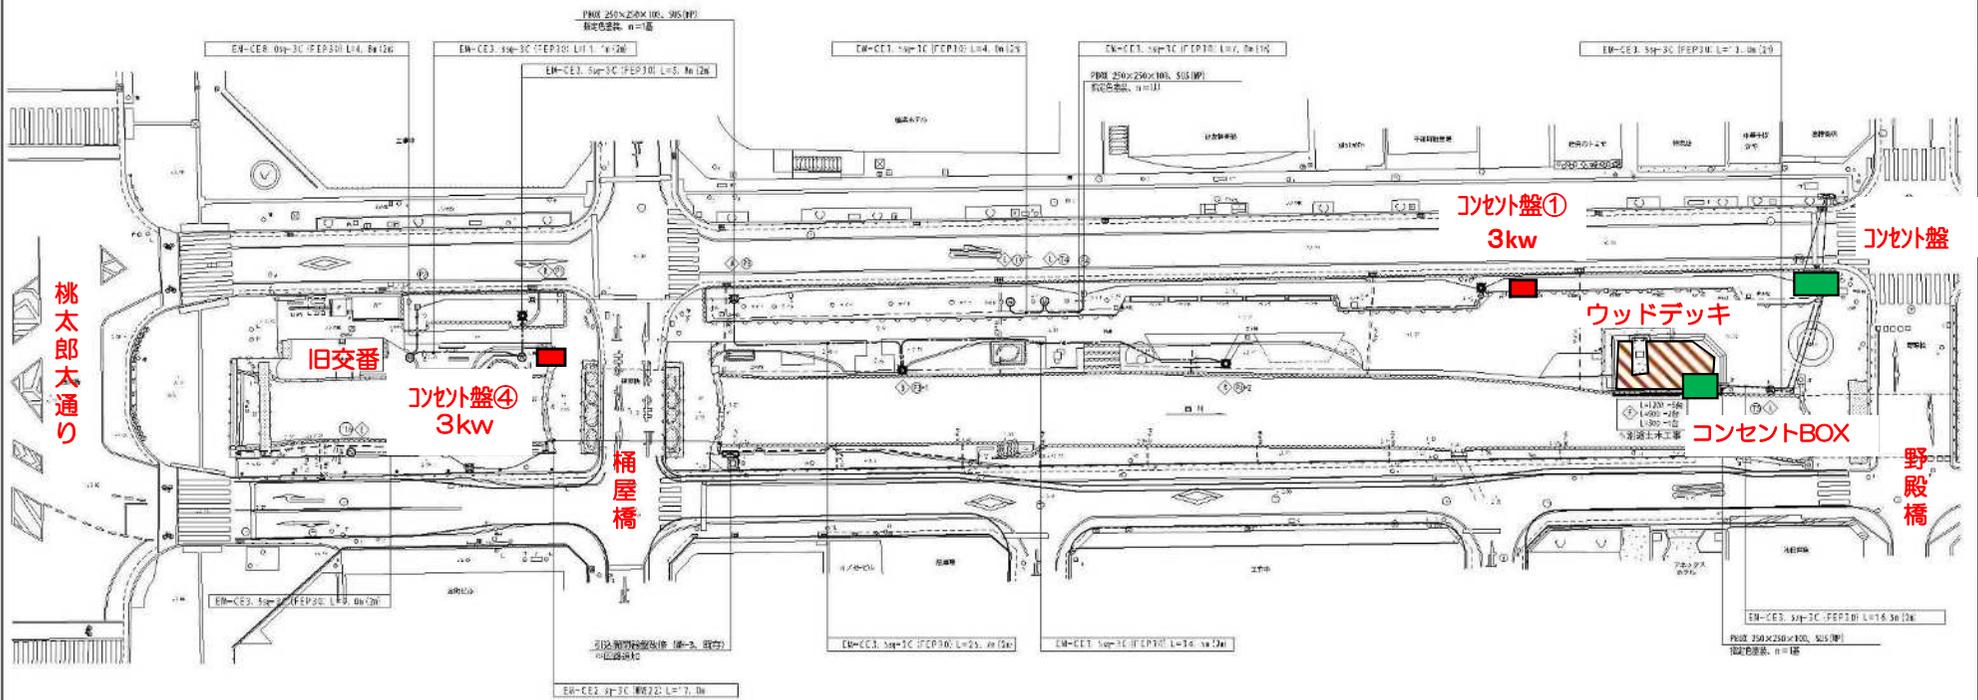

西川緑道公園-1

特記事項
 ・一般ボール照明器具AのP3、P5のベースプレートは、
 現地基礎のベースピッチに合わせて製作すること。

(Bブロック)	
事業名	西川緑道公園 照明 電気設備工事(2F)
施設名	
位置	足山市平和町15地区内
図面名称	電気設備平面図 (Bブロック)
縮尺	S=1:250
市属施設	平成29年度
図面番号	E-6
作成者	岡山市


(ブロック)電気設備機器数量表

図記号	記号	名称	数量
△	一般ホール照明器具 A (常時基礎照明)	3	
□	一般ホール照明器具 B	3	
◎	防災照明 (常時点灯器具)	8	
○	蛍光灯照明 (LED)	-	
⑤	投光照明	4	
■	引き算用機材	1	
□	コンセント盤	1	
○	引込社	-	
□	ハンドホールド	-	
	FRM 250×250×100, S15 (1P)	指定色塗装	2

※ケーブルの延長表示の「○」は水平上の延長を指し、「□」は敷設経路高部の在り延長を示す。


電気設備平面図 (Cブロック)

 S=1:250



◎特記事項

■ で示す箇所は、期間中のイベント利用が想定されるため、
装飾等はそれを踏まえて行うこと。

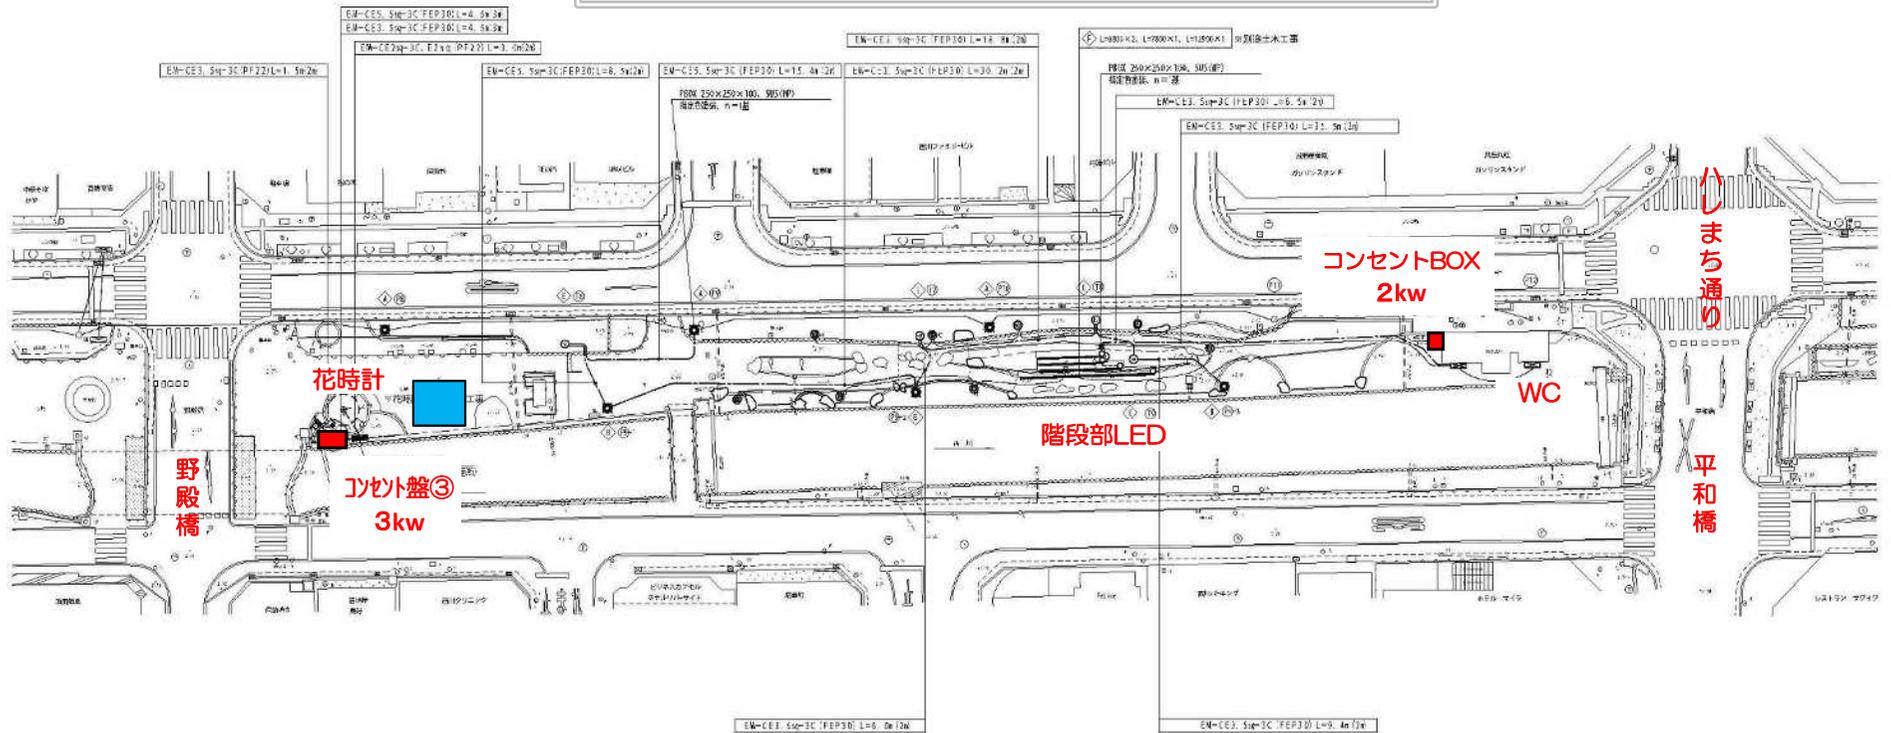

西川緑道公園-2

特記事項
一般ホール照明器具AのP8、P9、P10のベースプレートは、
現地基礎のベースピッチに合わせて製作すること。

(ブロック)	
事業名	西川緑道公園(南側)電気設備工事(2F)
図名	
位置	川崎市平塚町台地内
図面名称	電気設備平面図 (Cブロック)
縮尺	S=1:250
作成年度	平成24年度
作成者	国山市

電気設備平面図 (Dブロック)

S=1:250




4ブロック	5ブロック	6ブロック	7ブロック	8ブロック
Aブロック	Bブロック	Cブロック	Dブロック	Eブロック

Dブロック電気設備機器数表

図記号	記号	名 称	数 量
①	△	一般ボール照明器具 A (図面基礎適用)	2
②	△	一般ボール照明器具 B	3
③	◇	間接照明 (奥倉足下) 器具更新、新設	4
④	◇	演出照明 (LED)	-
⑤	◇	投光器	3
⑥	◇	注湯分注器	-
⑦	◇	引込機器架	-
⑧	◇	コンセント管	-
⑨	◇	引込柱	-
⑩	◇	ハンドホール	-
		PR03 250×250×100, S15 (脚)、指定色塗装	2

※ケーブル経路表示の○(◇)は平面上的延長を指し、0内数字は器具間の立上り延長を示す。

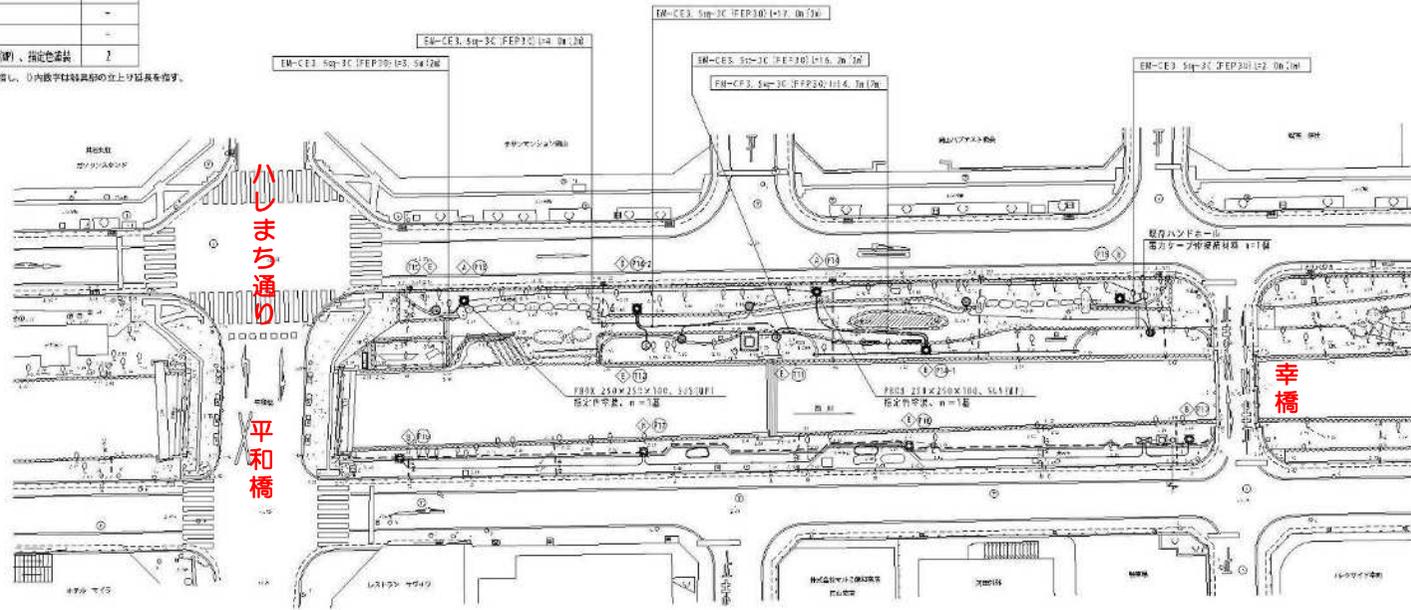

西川緑道公園-3

特記事項
 ・一般ボール照明器具AのP13、P14のベースプレートは、
 現地基礎のベースピッチに合わせて製作すること。

(Dブロック)	
事業名	西川緑道公園(東側)電気設備工事(2F)
施 名	
位 置	兵庫県川西市4丁目地内
図面名称	電気設備平面図 (Dブロック)
縮 尺	S=1:250
訂 年 月 日	平成26年02月
	E-6
川 西 市	

電気設備平面図 (Eブロック)

S=1:250




4ブロック	5ブロック	6ブロック	7ブロック	8ブロック
-------	-------	-------	-------	-------

Eブロック電気設備機器数表

図記号	記号	名	数	数量
①	△	一般ボール照明器具 A (面光源型)	2	
②	△	一般ボール照明器具 B	3	
③	◇	照度計 (照度計)	6	
④	◇	演出照明 (LED)	38	
⑤	◇	投光器	2	
⑥	◇	注分注電	-	
⑦	◇	トランス制御器	1	
⑧	◇	コンセント	-	
⑨	◇	引込柱	-	
⑩	◇	ハンドホール	-	
		PM 250×250×60, S15, 3P) 接地色塗器	1	

※ケーブル延長表示の○は平面上の延長を指し、◇は内蔵ケーブル長からの立上り延長を指す。

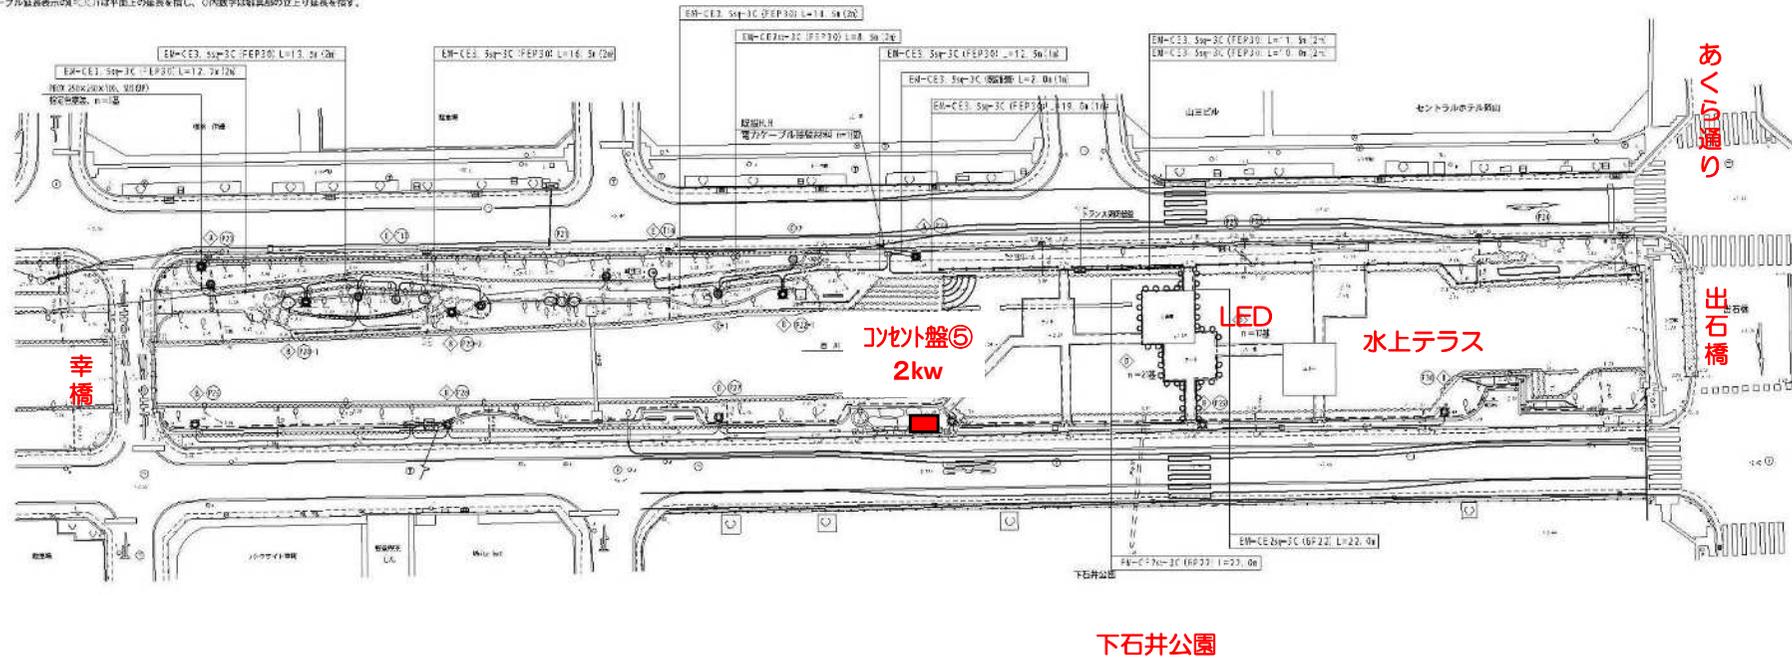

※あへら通り



※あへら通りの以南は、電気設備無し

西川緑道公園-4

特記事項
 ・一般ボール照明器具AのP20、P22のベースプレートは、
 現地基礎のベースピッチに合わせて製作すること。

事業名	西川緑道公園 電気設備工事(2)
建設名	
位置	岡山県岡山市北区
図面名称	電気設備工事仕様書 (Eブロック)
縮尺	S=1:250
訂正回数	平成26年度
図	岡山市

 ハレまち通り

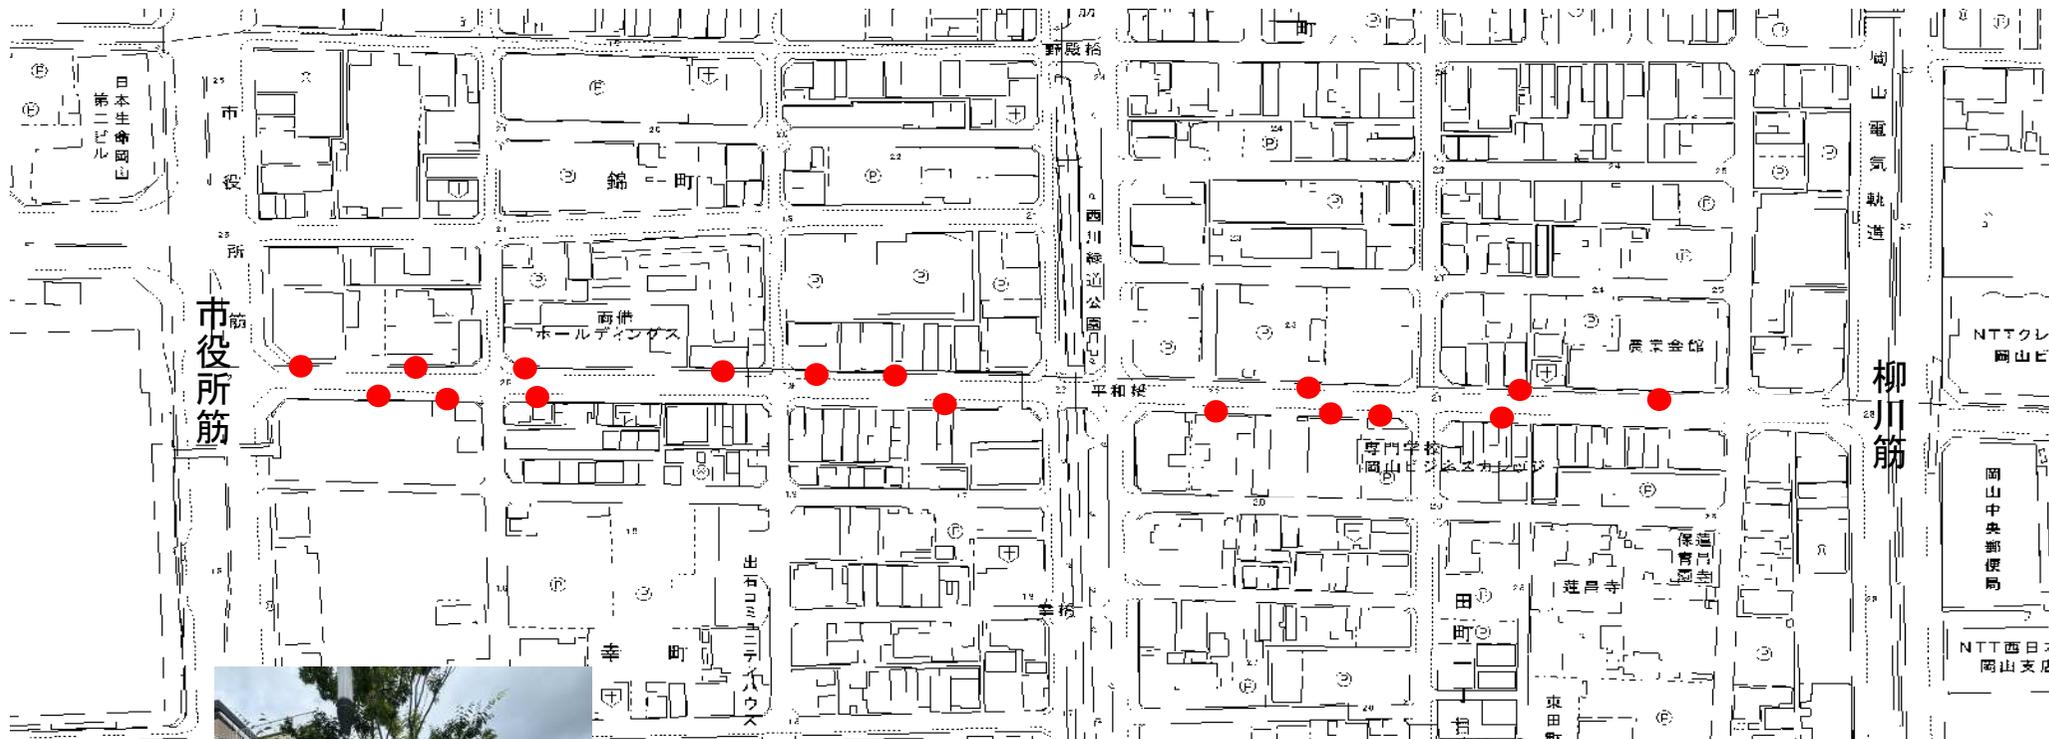

電源設備

● 電源設備(15A/1箇所)の付帯した外灯支柱の箇所

電源設備の付帯した外灯支柱