


株式会社 日水コン		
主任技術者	監査者	担当者
岡本孝康	森光政夫	佐藤 淳

完成図

工事名	岡東浄化センター建設工事		
図面名称	火災検知設備 汚物処理棟 平面図	縮尺	1:100
日本下水道事業団	建設	完成	1AE-26

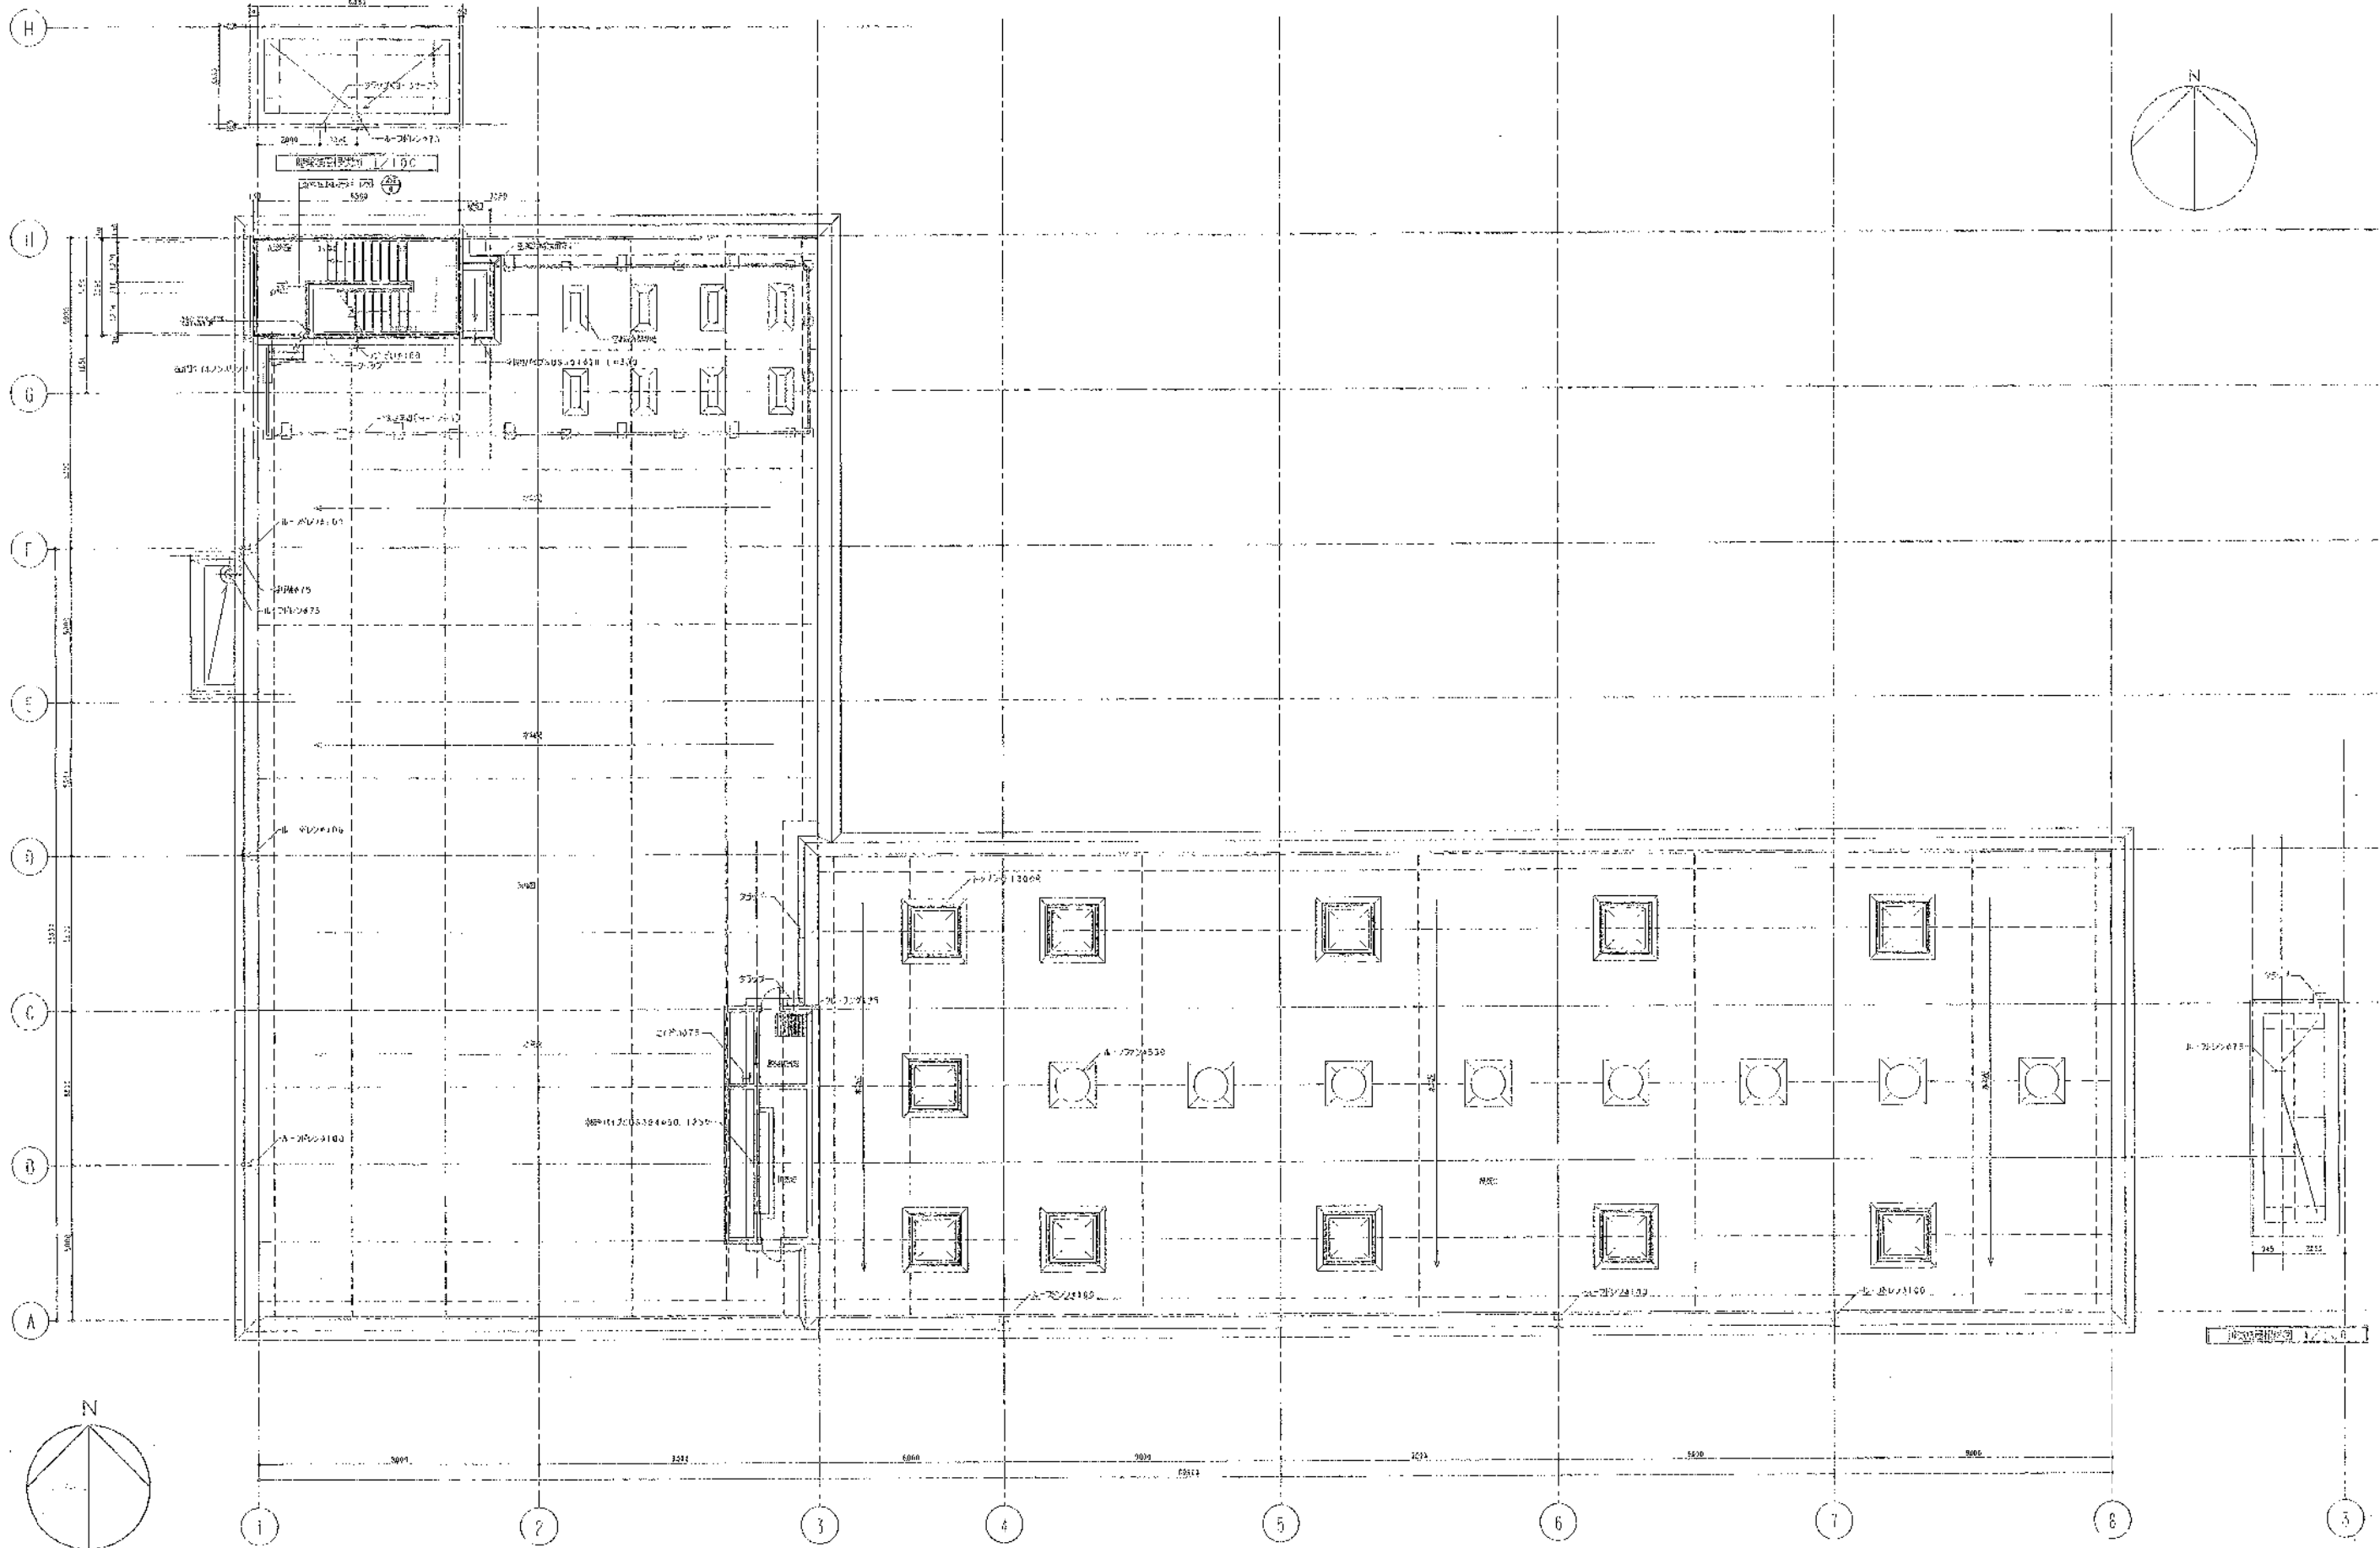




株式会社 白水コン			
主任技術者	審査者	製図者	
岡本 孝康	森光 昌次	佐藤 洋	

縮尺 1/100

完成図

工事名	岡山浄化センター建設工事		
図面名称	火災検知設備 汚泥処理棟 屋上平面図 縮尺 1:100		
日本下水道事業団	設計	監査	製図
平坂 幸司			AE-27



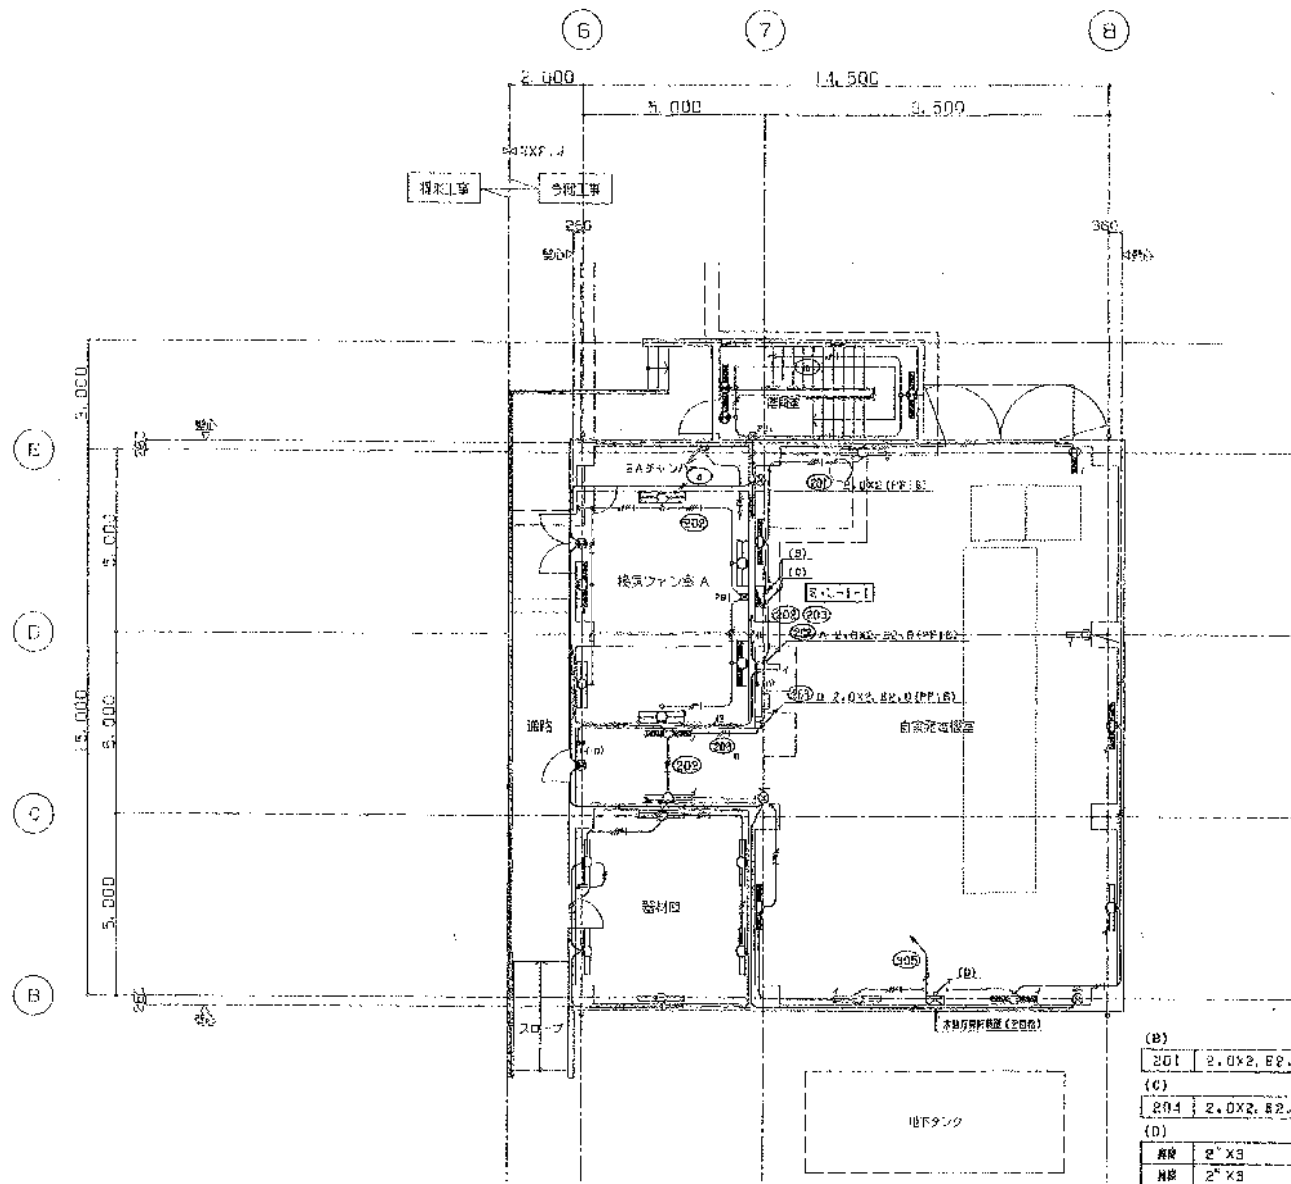

1 1階平面図 1:100


(B)	201	2.0x2.0 (PF16)
(C)	204	2.0x2.0 (PF16)
(D)	階段	2' x 3' (PF16)
	廊下	2' x 3' (PF16)

換気ファン	
FBS1-402	X 4
K1-FBS1-402	X 2
SH1-FBF20P-10X	1

換気機	
FBS1-401	X 2

自家発電機	
FBS1-401	X 6
K1-FBS1-401	X 6
SH1-FBF20P-10X	1
ST1-FBF22P-10X	3

照明器具	
KX1-FBS1-401	X 2
SH1-FBF20P-10X	1

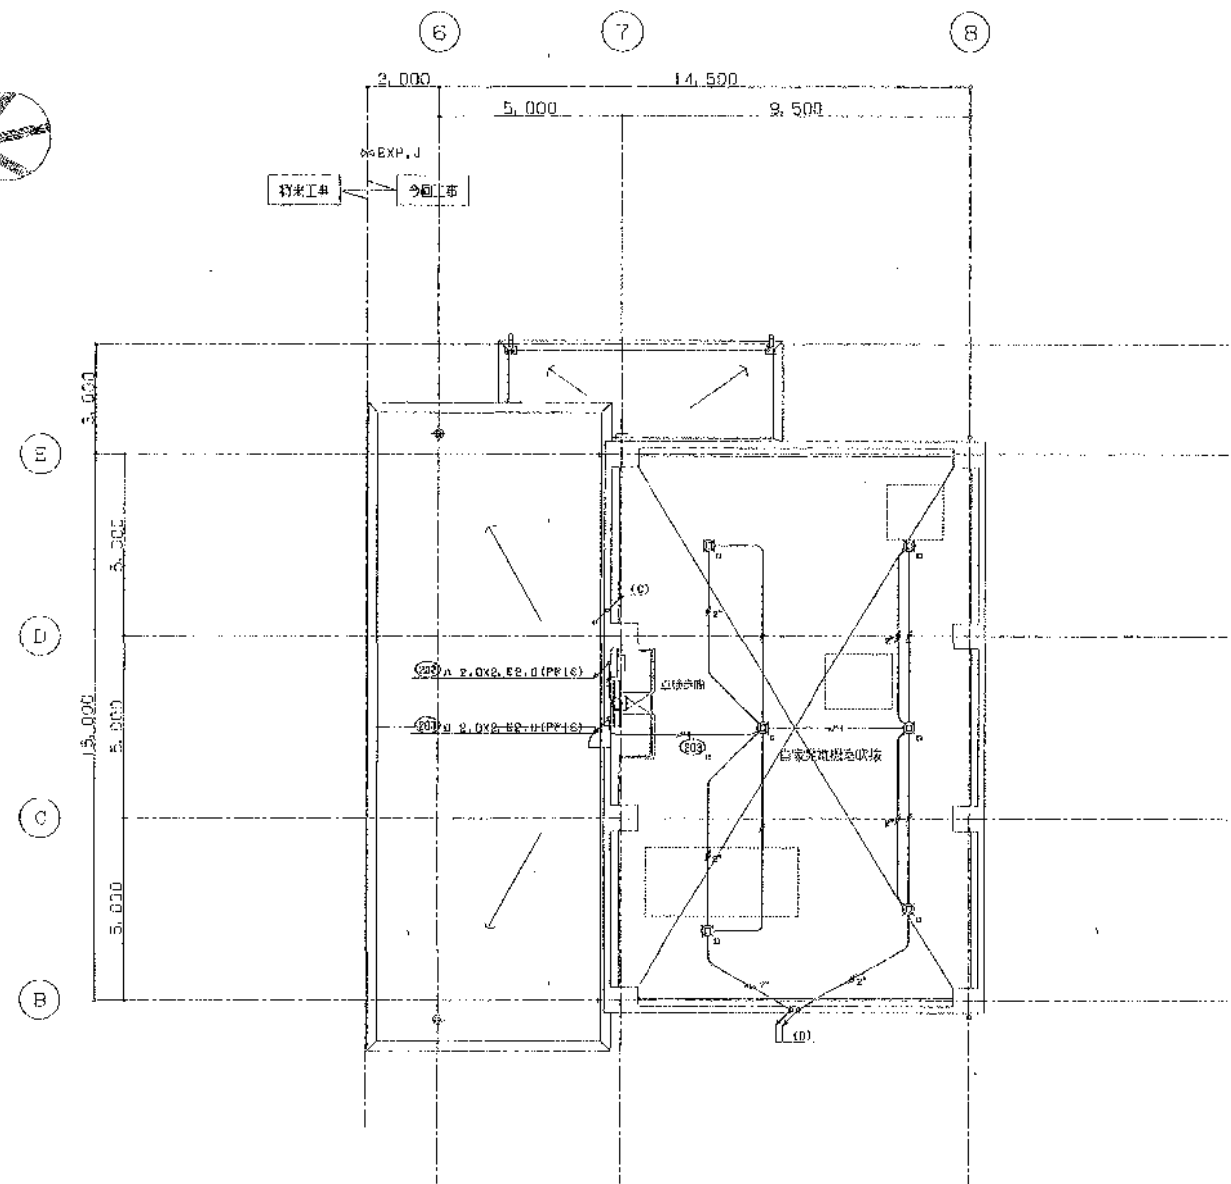

1 1階上部及びR1階平面図 1:100

自家発電機	
JG-903-800-*	X 6
換気機	
FBS1-401	X 1

主任技師	監査者	担当者
岡本孝康	中山 昇	佐藤 孝

工事名	関東浄化センター建設工事その17		
図面名称	電気設備 1階, 1階上部平面図	1:100	
日本下水道事業団		図面番号	093-1
平成 年 月		14A-E-6	

