
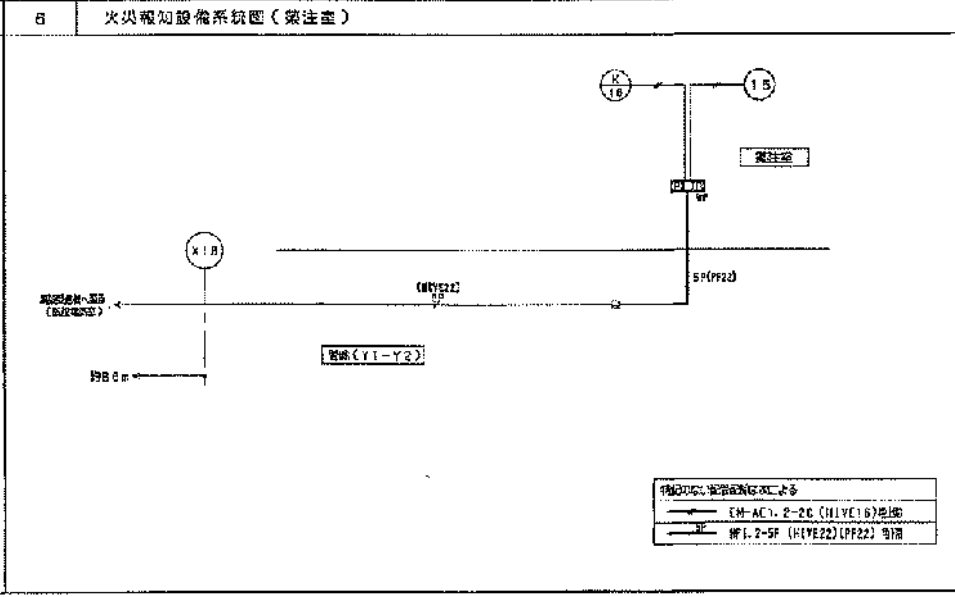
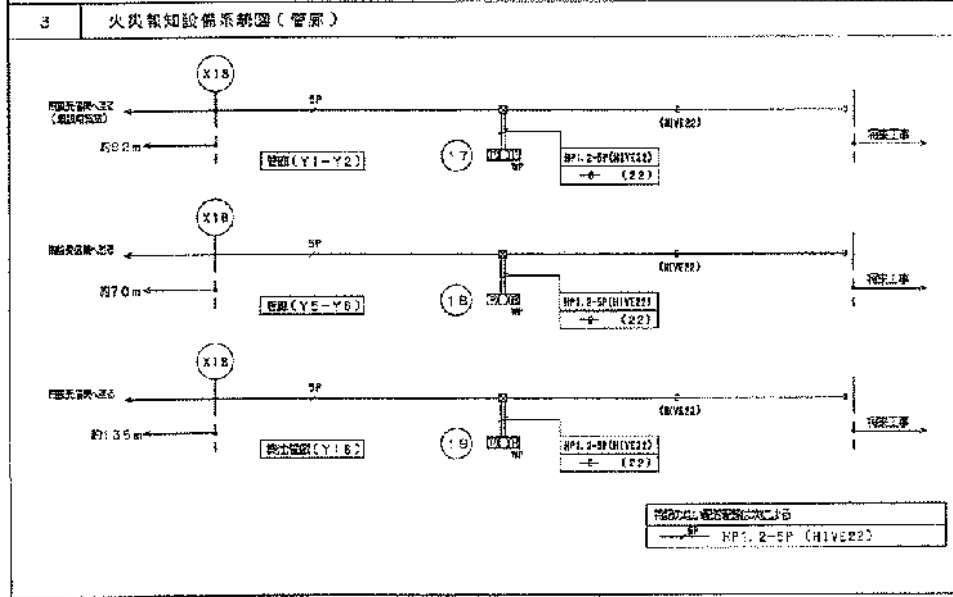
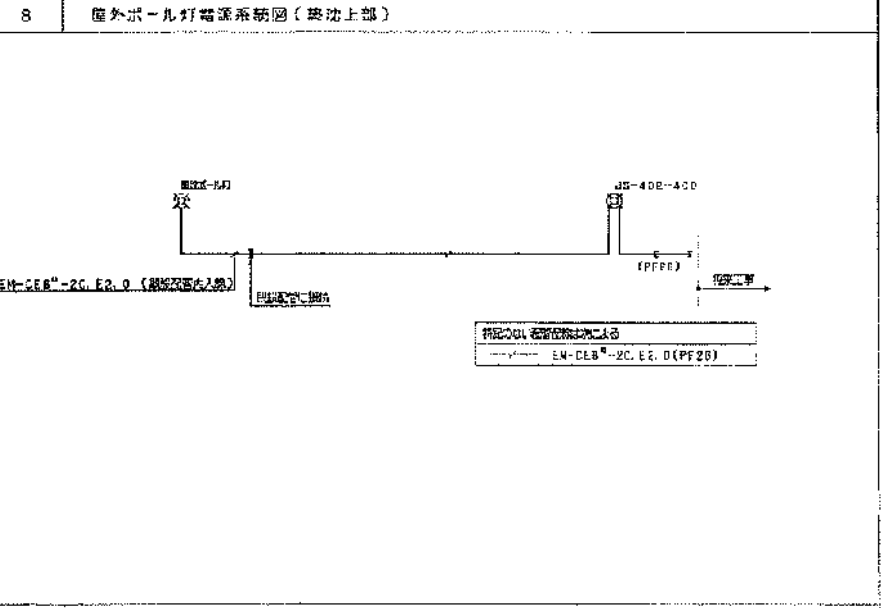
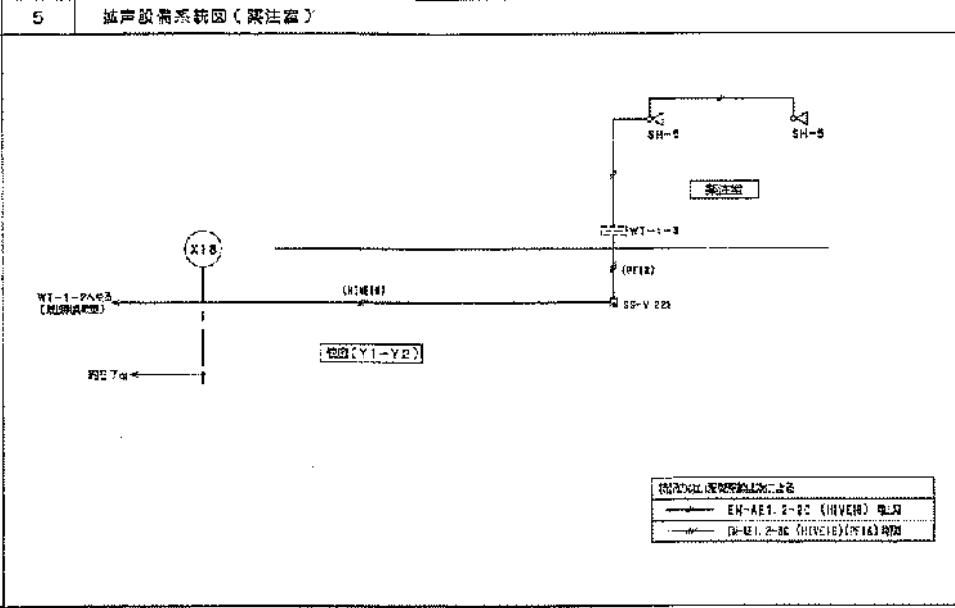
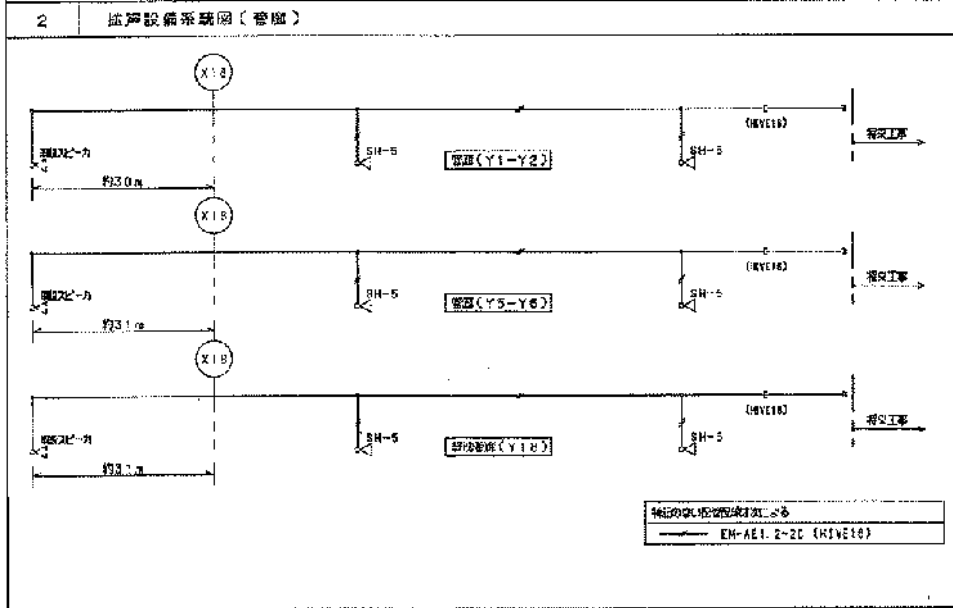
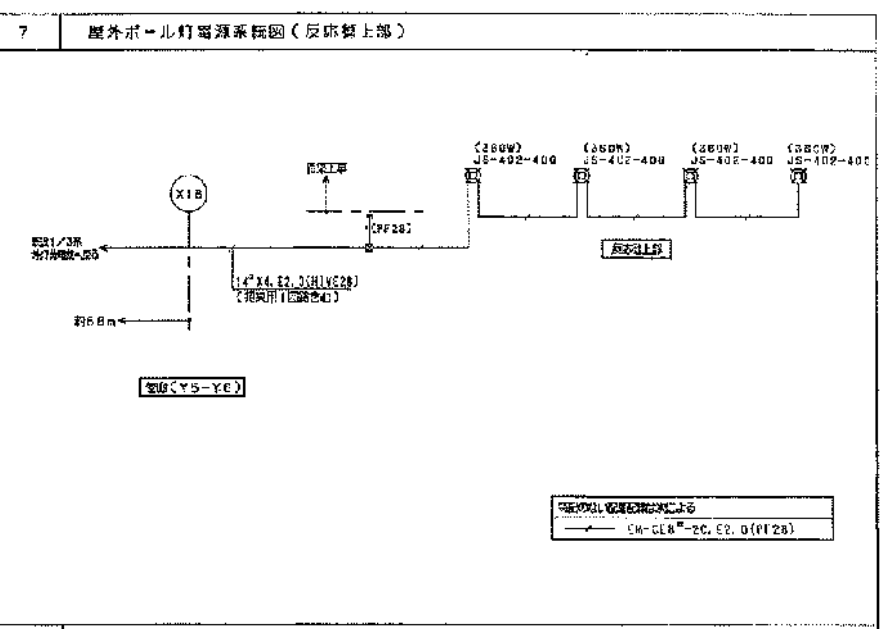
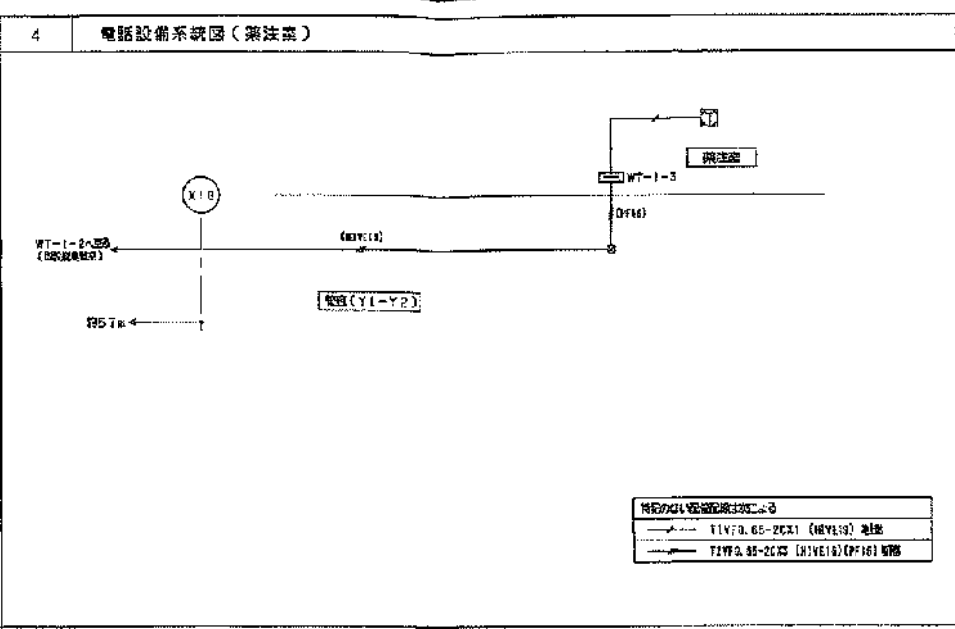


管線平面図(その3) 1/100

完成図

工事名	岡山市岡東浄化センター建設工事その20		
図面名称	水処理施設 集約・コンセンソ設備 平面図(詳細その3) 縮尺 1/100		
完成年月	平成17年3月	図面識別コード	Z405
設計監理	日本下水道事業団	図面番号	AE-7
施工者	清水・前田特定建設共同企業体	現理代理人	高田 勝範

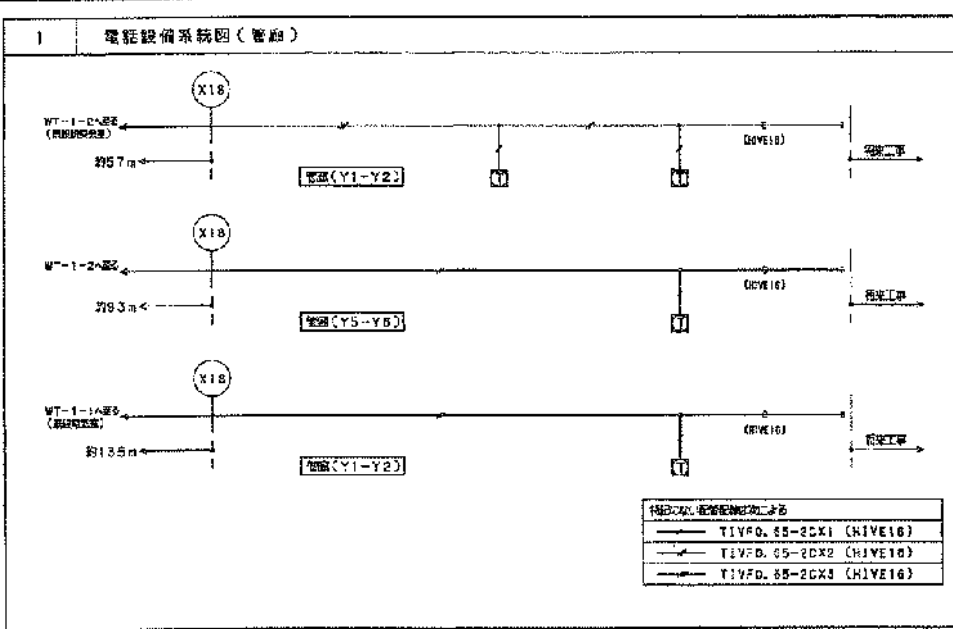


9 端子配列リスト

端子名	形式	電圧	線径	備考
WT-1-3	1 [E1-10/10-1] 6 -B/10-1	E1-10/10	B-10/10	

完成図

工事名	河山市岡東浄化センター建設工事その20		
図面名称	水処理施設 電話・音声・火災報知設備・自系統図	縮尺	-
完成年月	平成17年3月	図面識別コード	Z403
設計監理	日本下水道事業団	図面番号	AE-10
施工者	清水・前田特定建設共同企業体	現場代理人	丸田 勝彦


〔注記〕	
1. 図面中の寸法は、概算値とする。	
〔設備〕	
---	T1VF 0.65-2CX1 (HIVE16)
---	T1VF 0.65-2CX2 (HIVE16)
---	T1VF 0.65-2CX3 (HIVE16)
〔配管〕	
---	EN-AE1.2-2C (HIVE16)
〔設備〕	
---	EH-HP1.2-5P (HIVE22)
---	EH-HP1.2-10P (HIVE26)

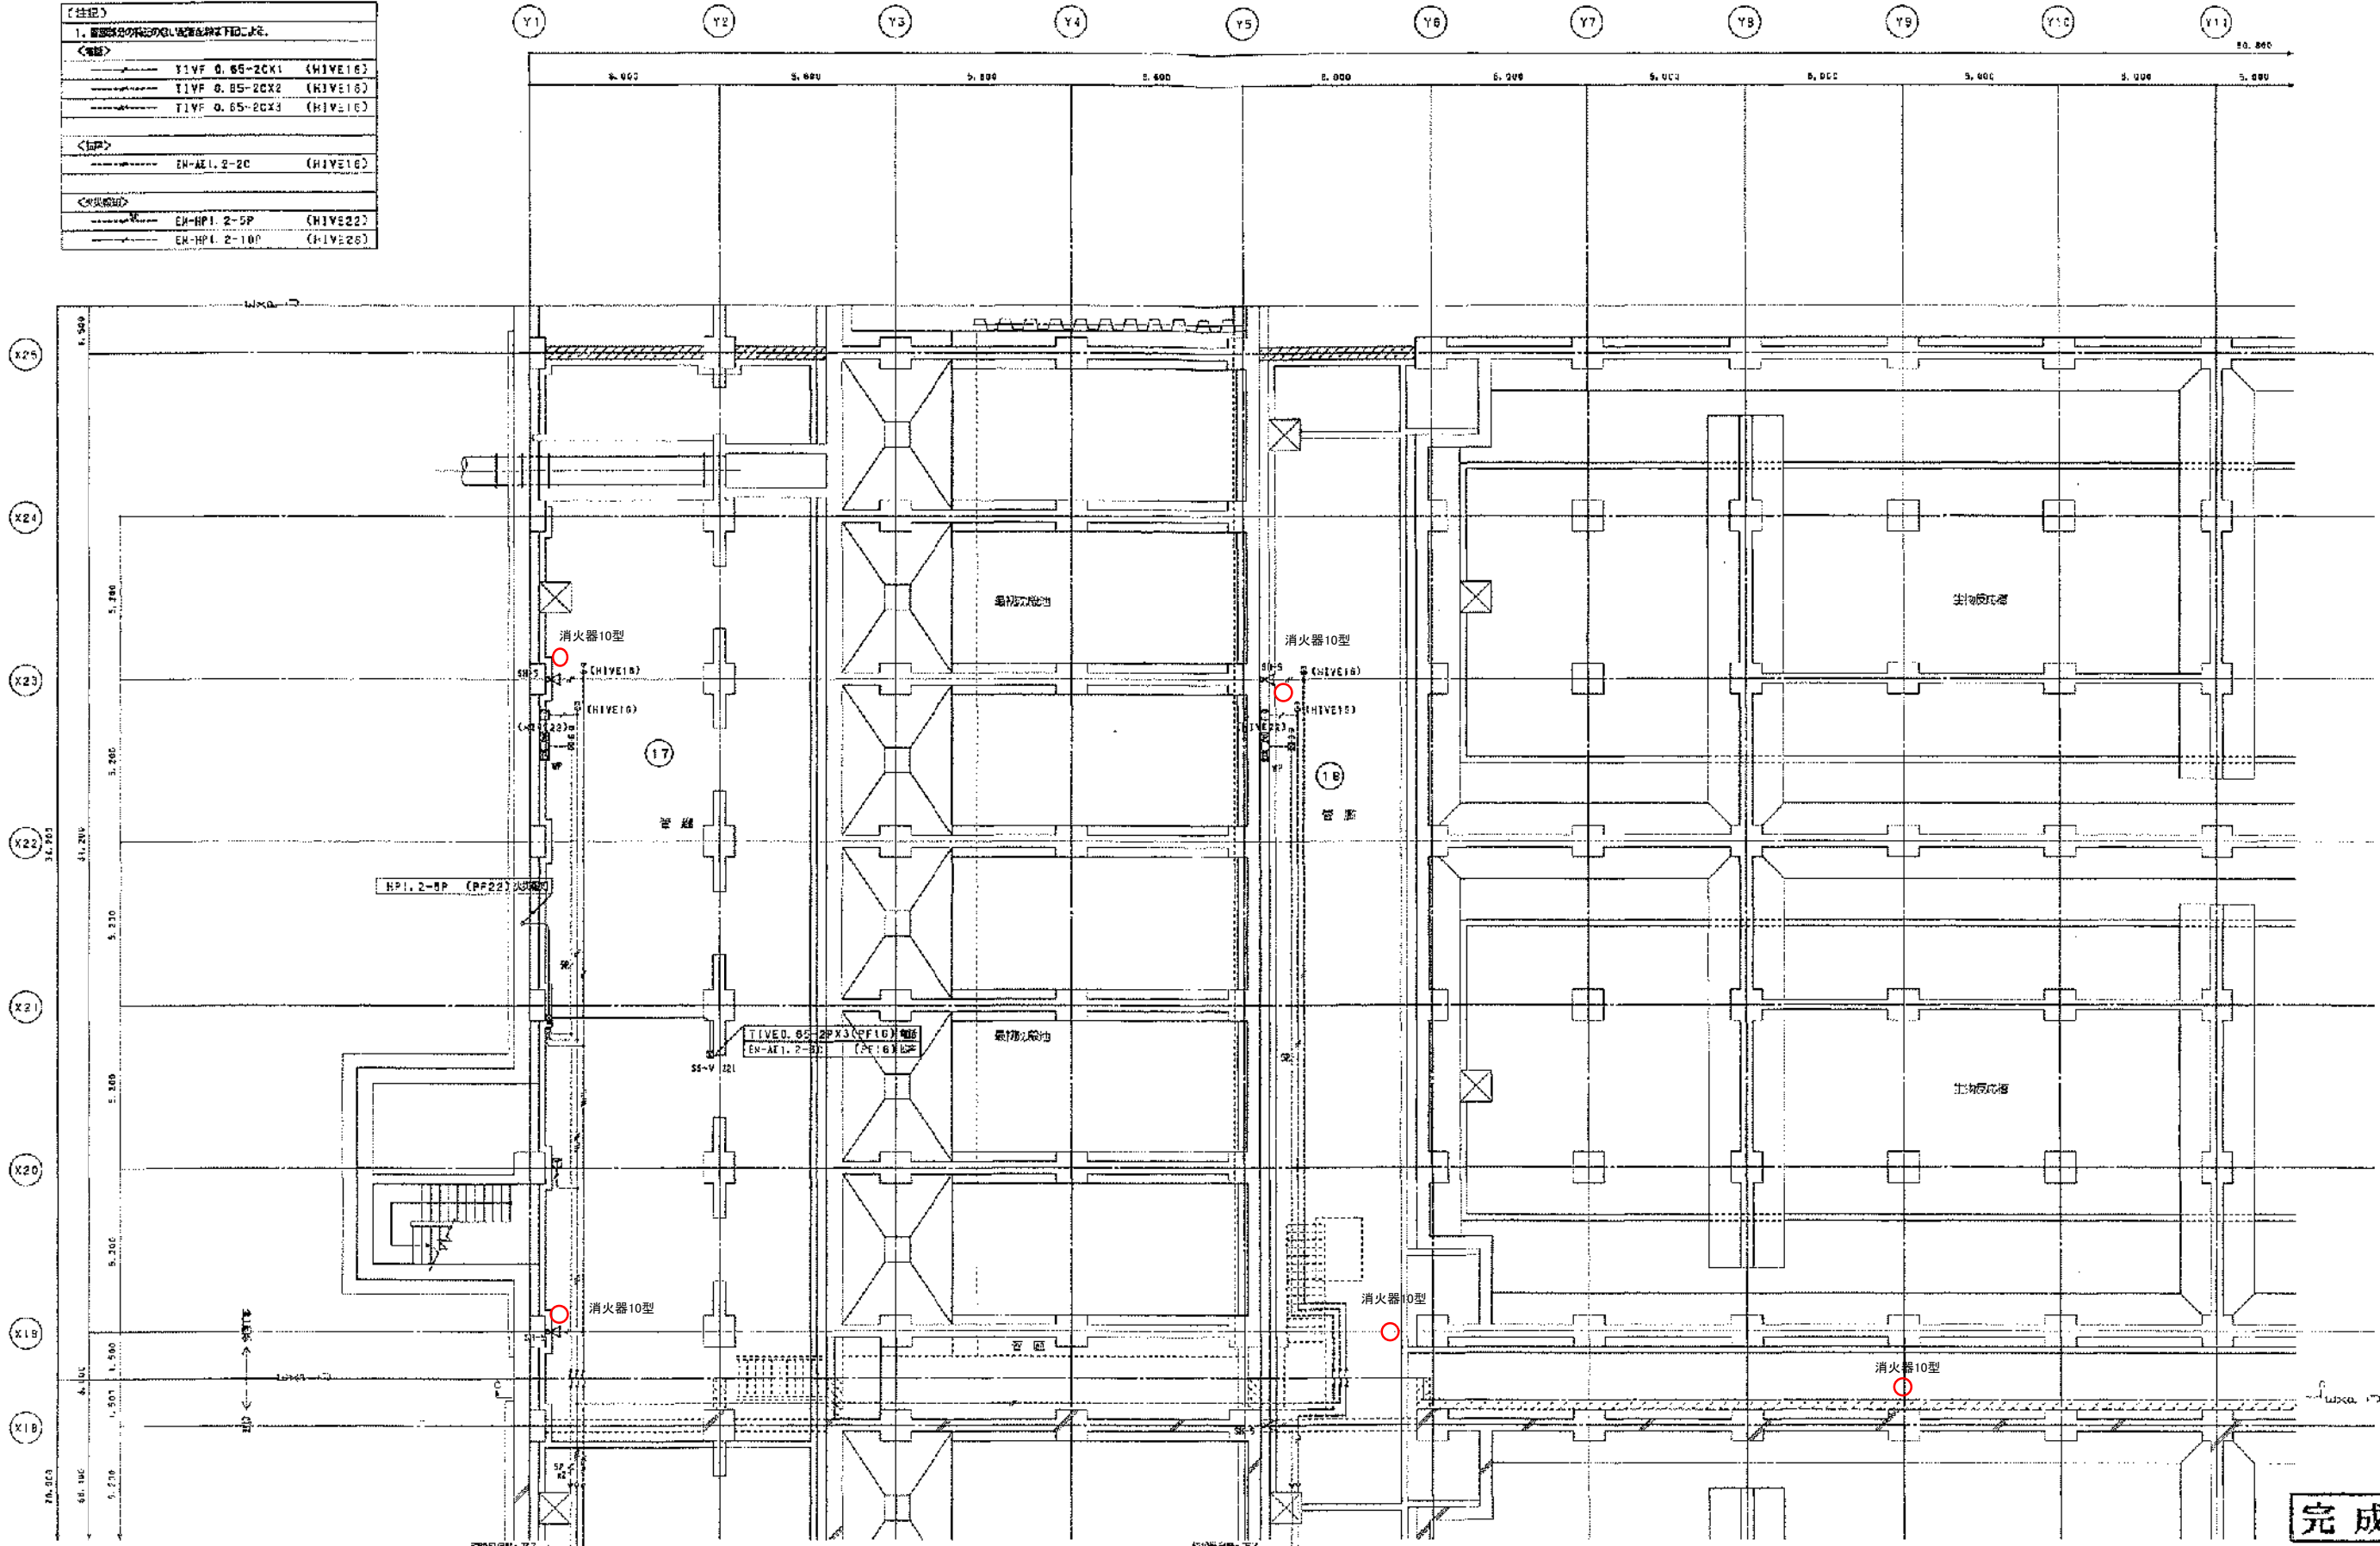

完成図

管配平面図(その1) 1/100

工事名	岡山市岡東浄化センター建設工事その20		
図面名称	水処理施設 電気・暖房・火災防災設備 平面図(管配その1) 縮尺 1/100		
完成年月	平成17年3月	図面種類コード	Z405
設計監理	日本下水道事業団	図面番号	A5-11
施工者	清水・前田特定建設共同企業体	現場代理人	亀田 尚哉

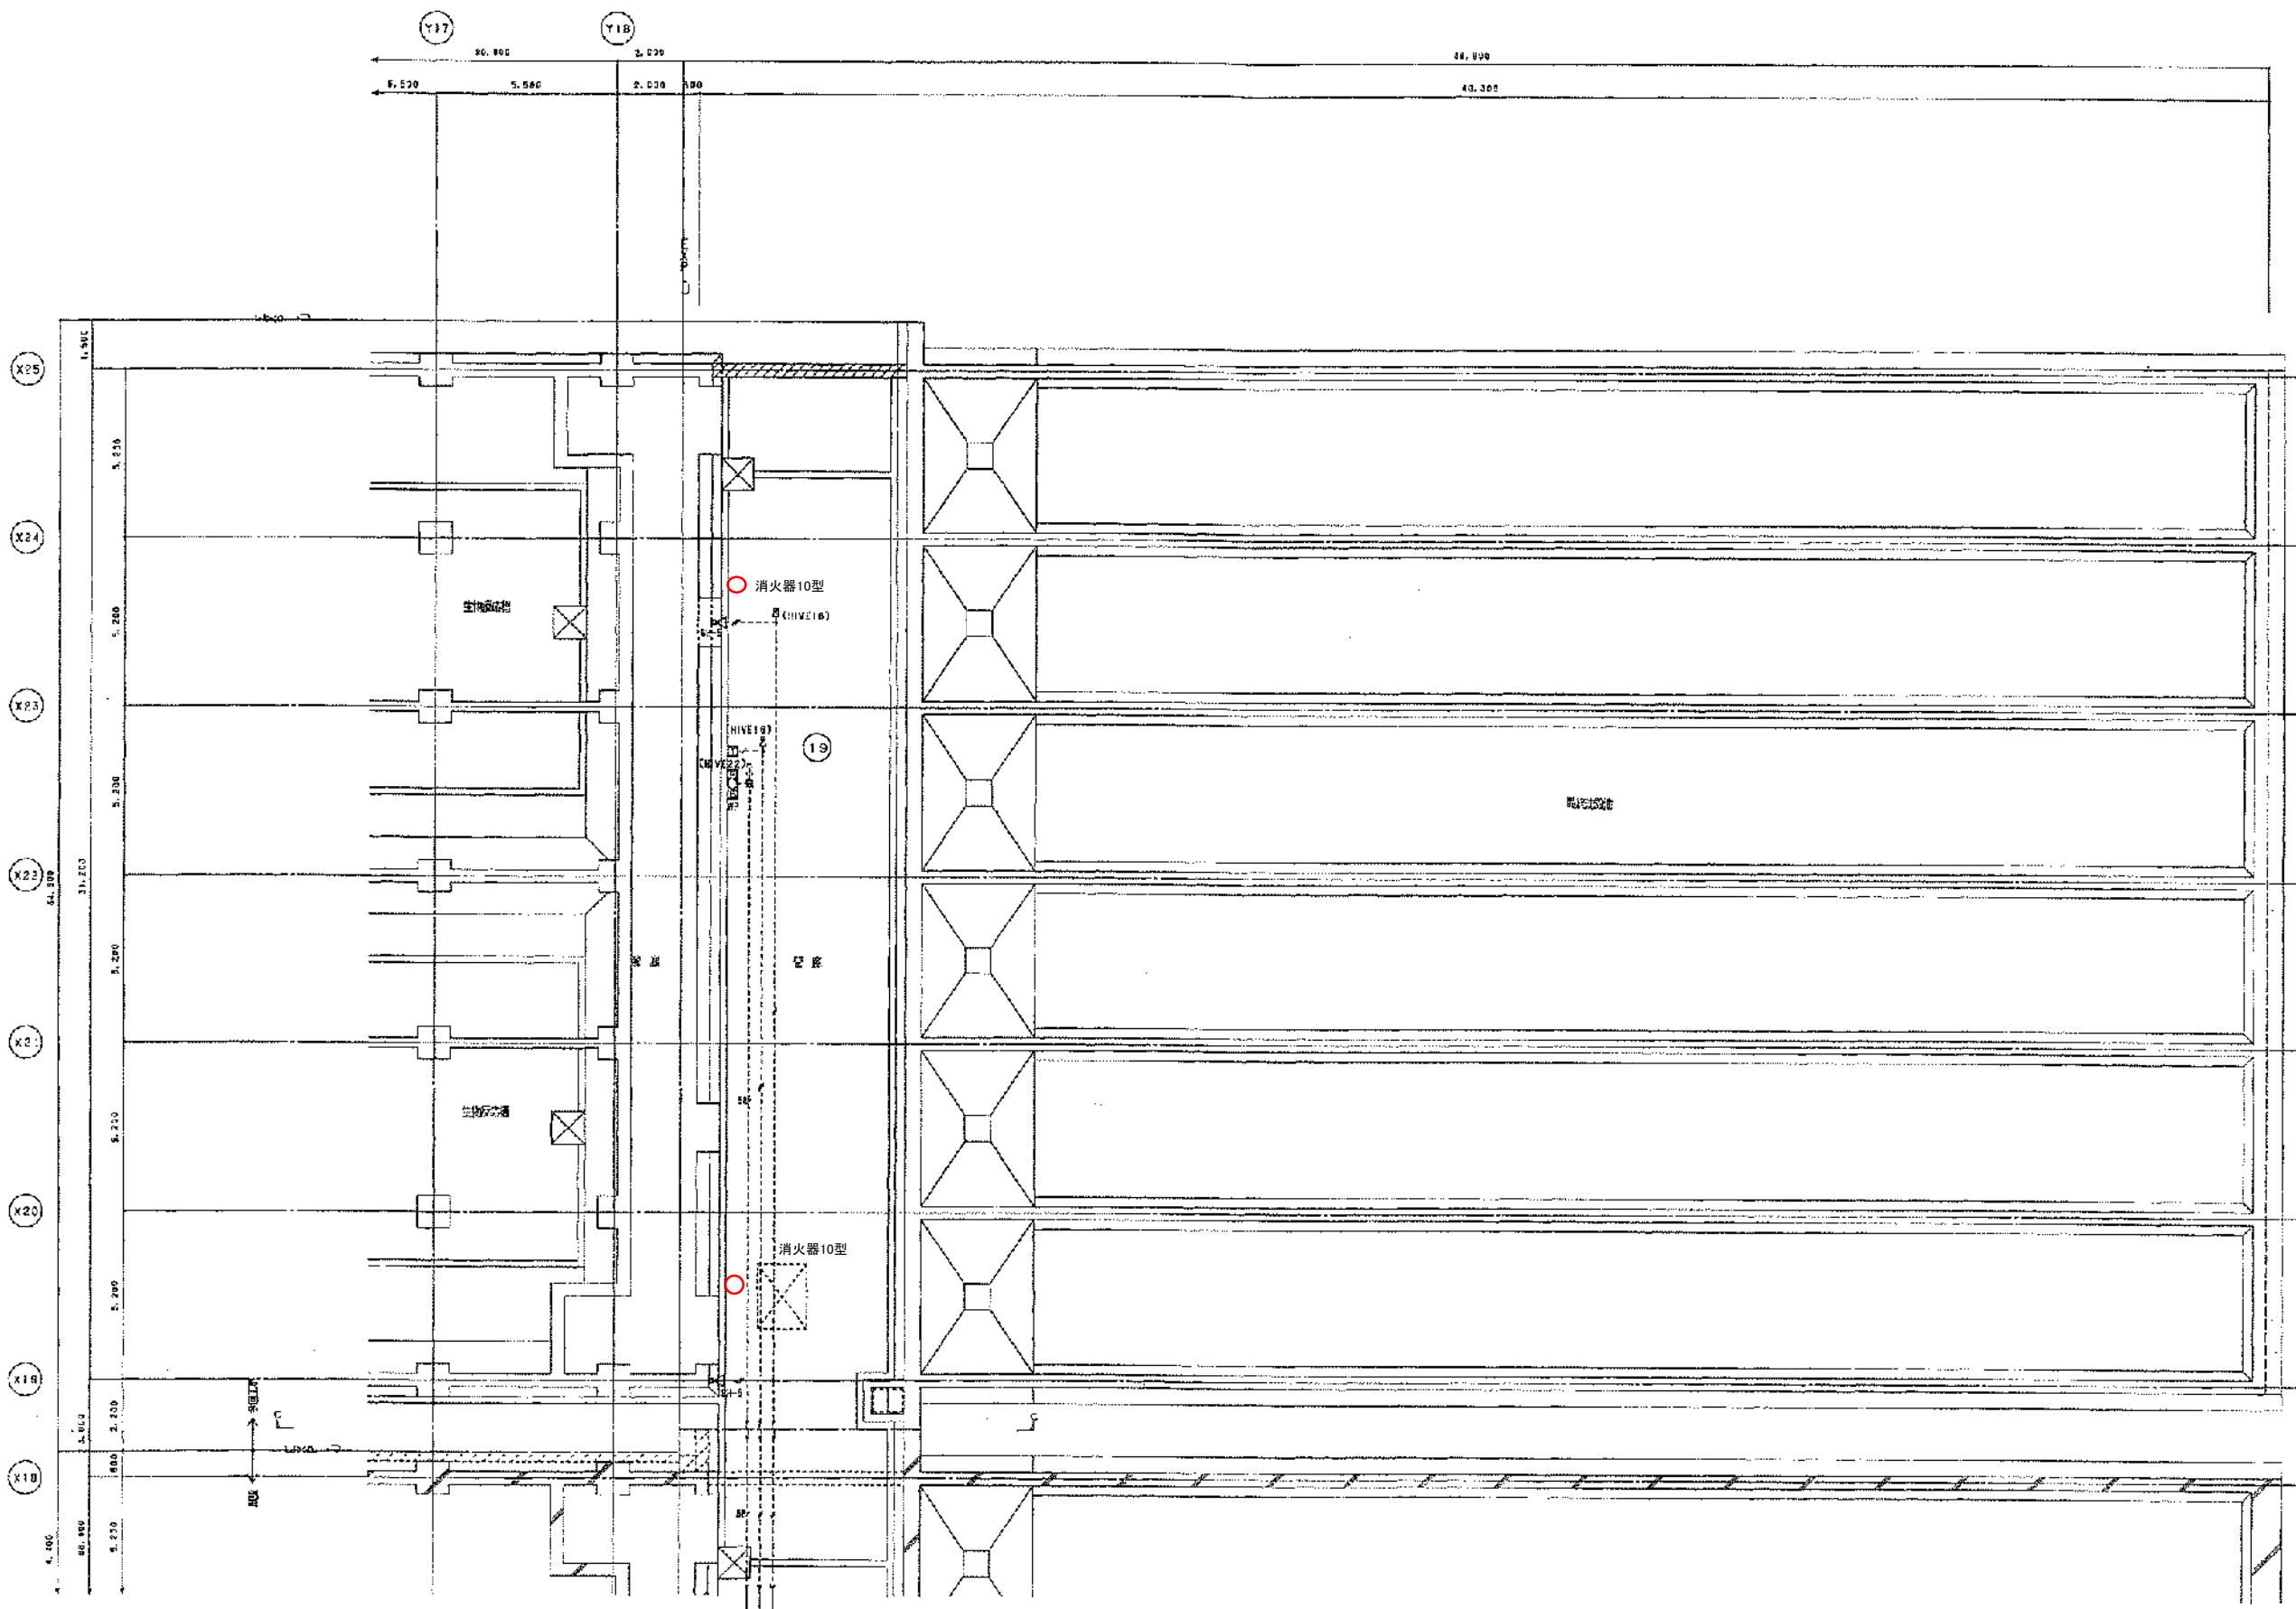


完成図

図面番号: 203
(X18分室) 135m
別添子図(1) 1-A 1/A
(X18分室) 135m
別添子図(2) 1-A 1/A
(X18分室) 135m

管線平面図(その2) 1/100

工事名	岡山市岡東浄化センター建設工事その20		
図面名称	水処理施設 電気・ガス・火災検知装置 平面図(管線その2) 縮尺 1/100		
完成年月	平成17年3月	図面種別コード	Z406
設計監理	日本下水道事業団	図面番号	AE-12
施工者	清水・前田特定建設共同企業体	現場代理人	森田 浩輔

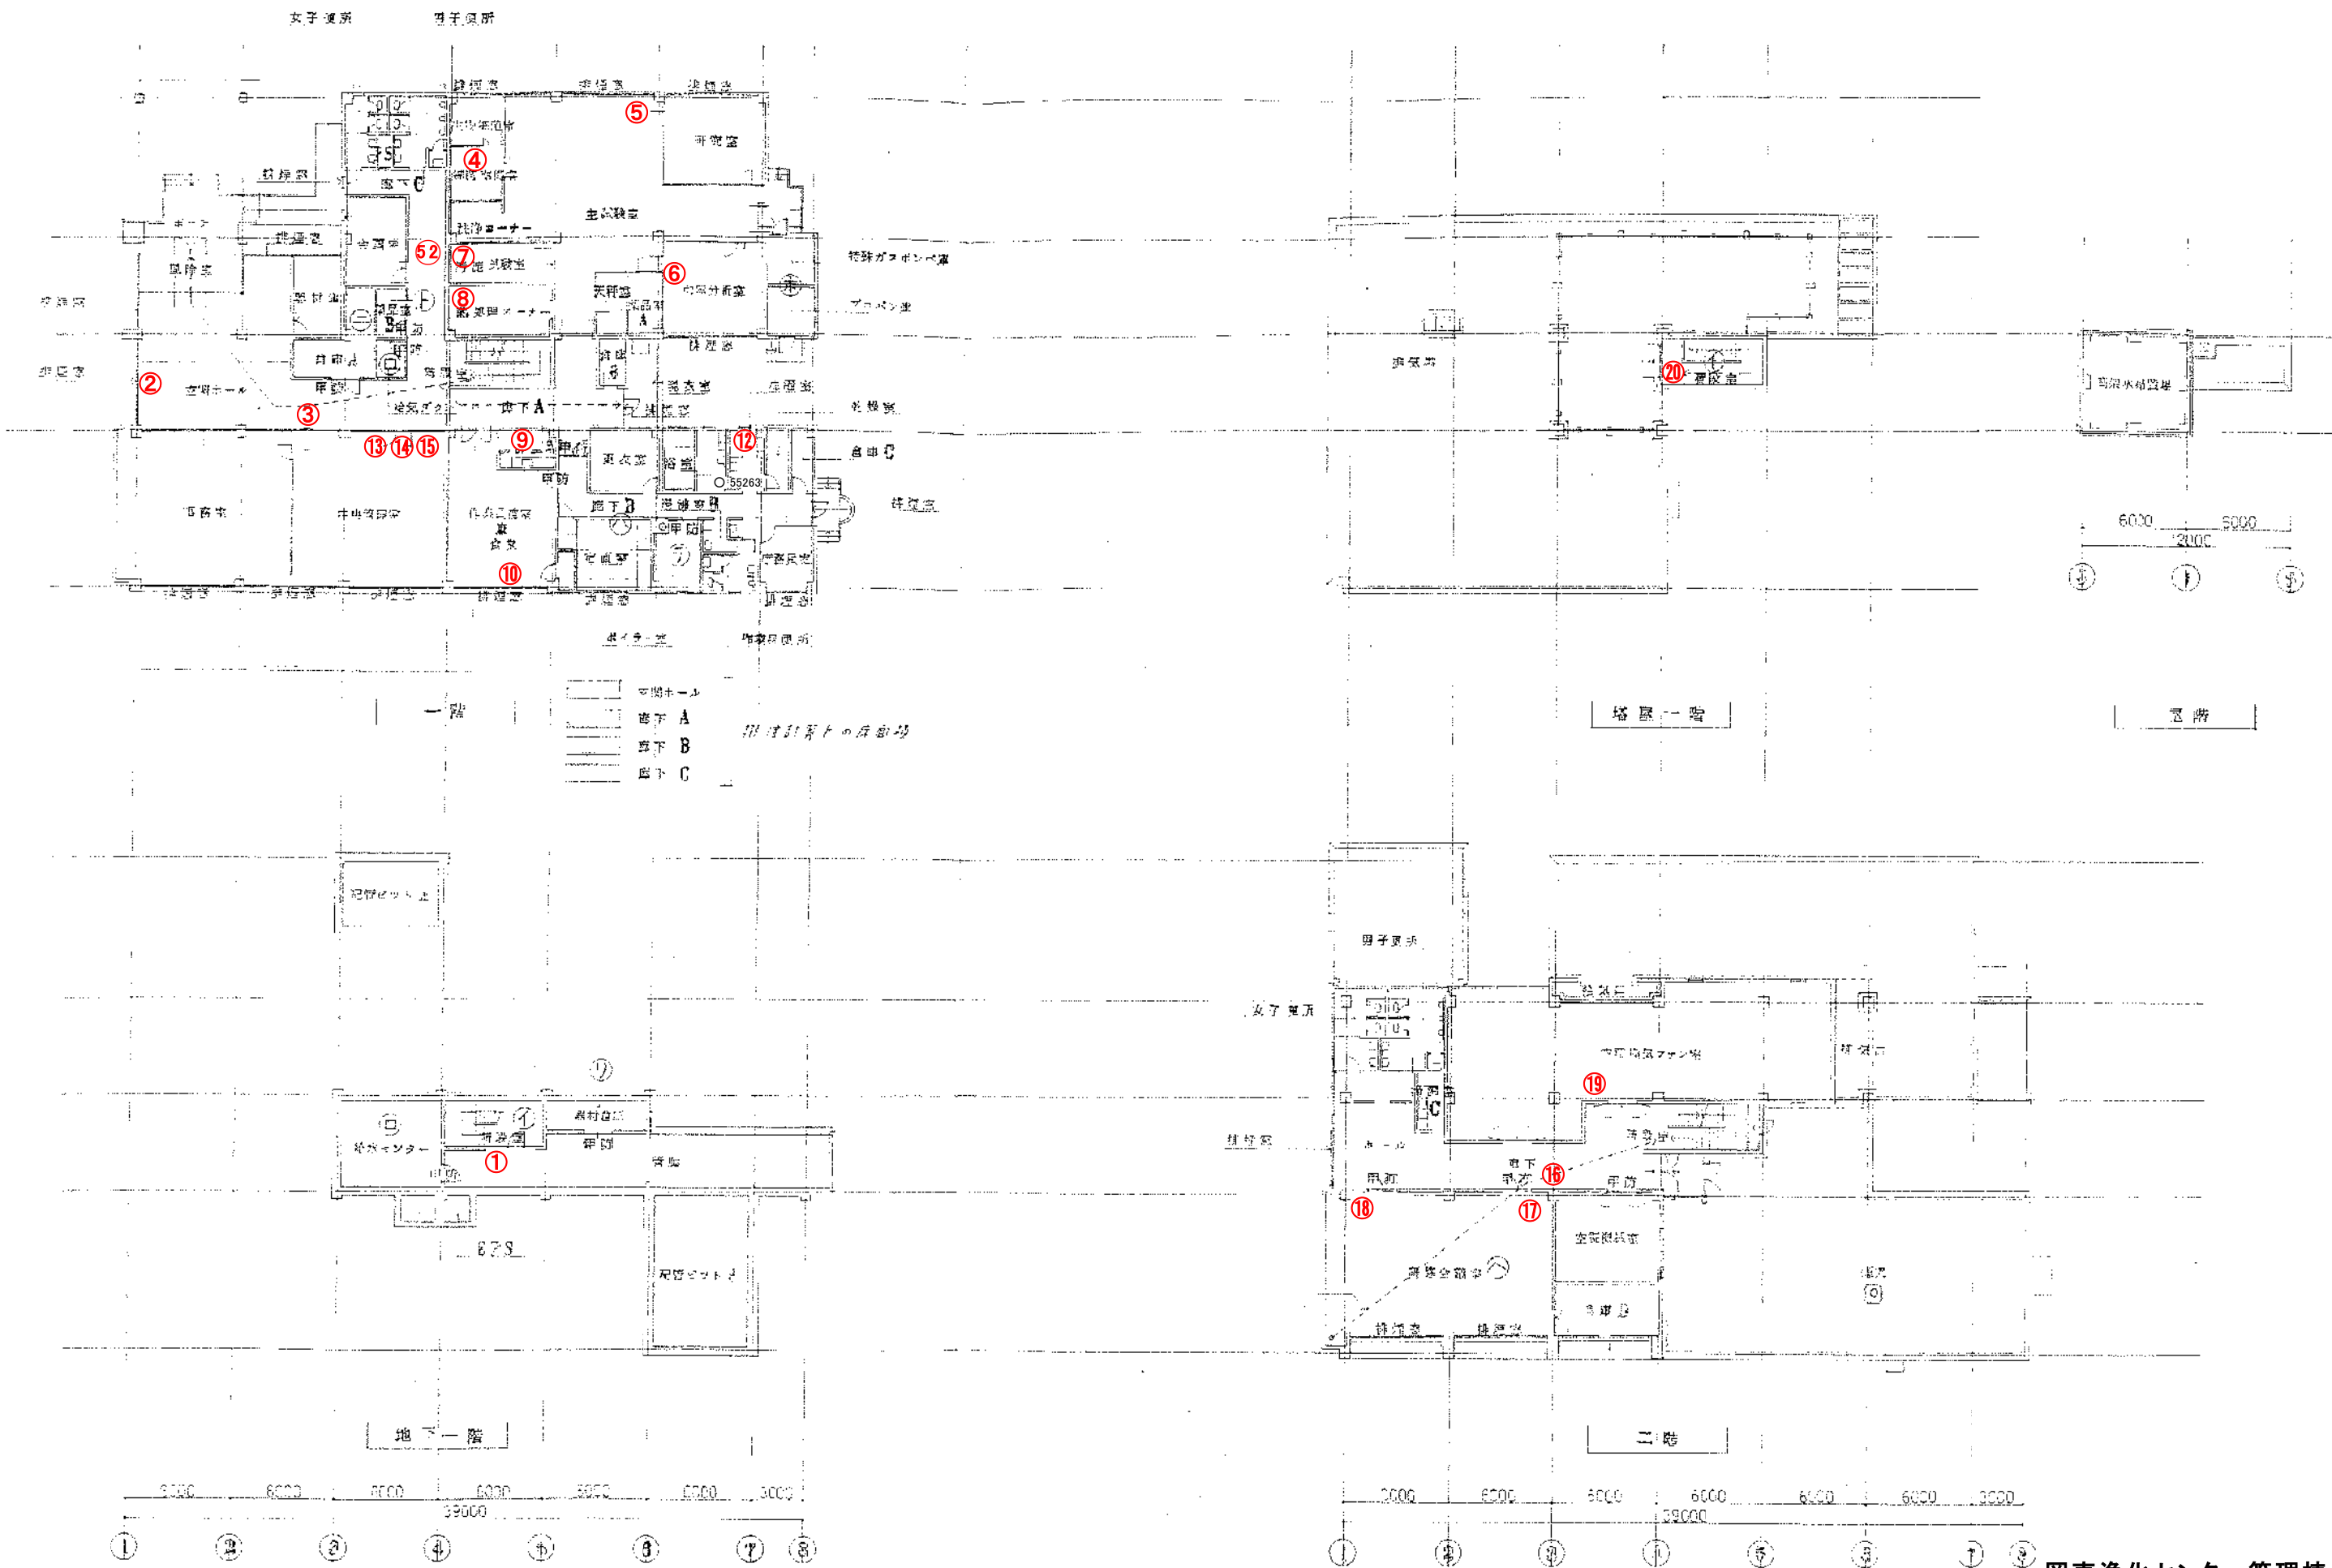

岡東浄化センター管理棟
消火器配置図