
 



地下1階 平面図 1/100

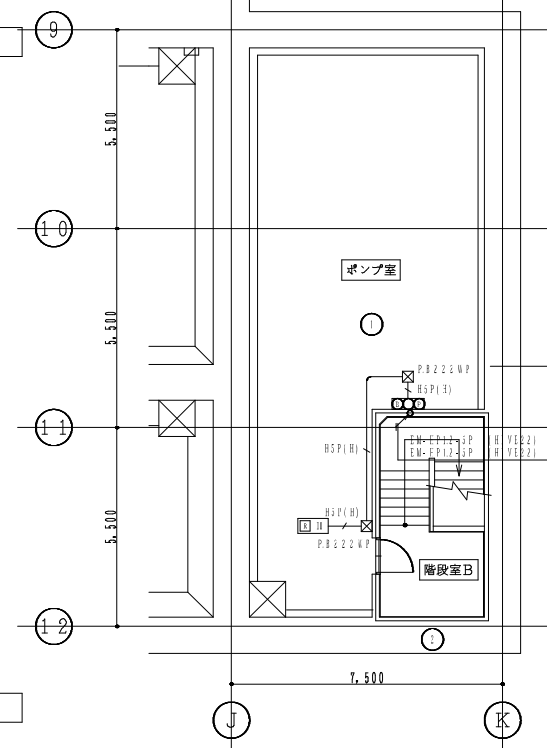

地下2階 平面図 1/100




発注工事名称	岡山市岡東ポンプ場建設工事	図面番号	37/74
施設名	岡東浄化センター		
図面名称	自動火災報知設備 B2・B1階平面図 (改修) 縮尺 1/100		
検収年月	平成30年 6月	図面種別コード	Z405
設計管理	日本下水道事業団	業務委託番号	0-02-1876-J01
受託業者	株式会社日水コン	図面番号	AE-37

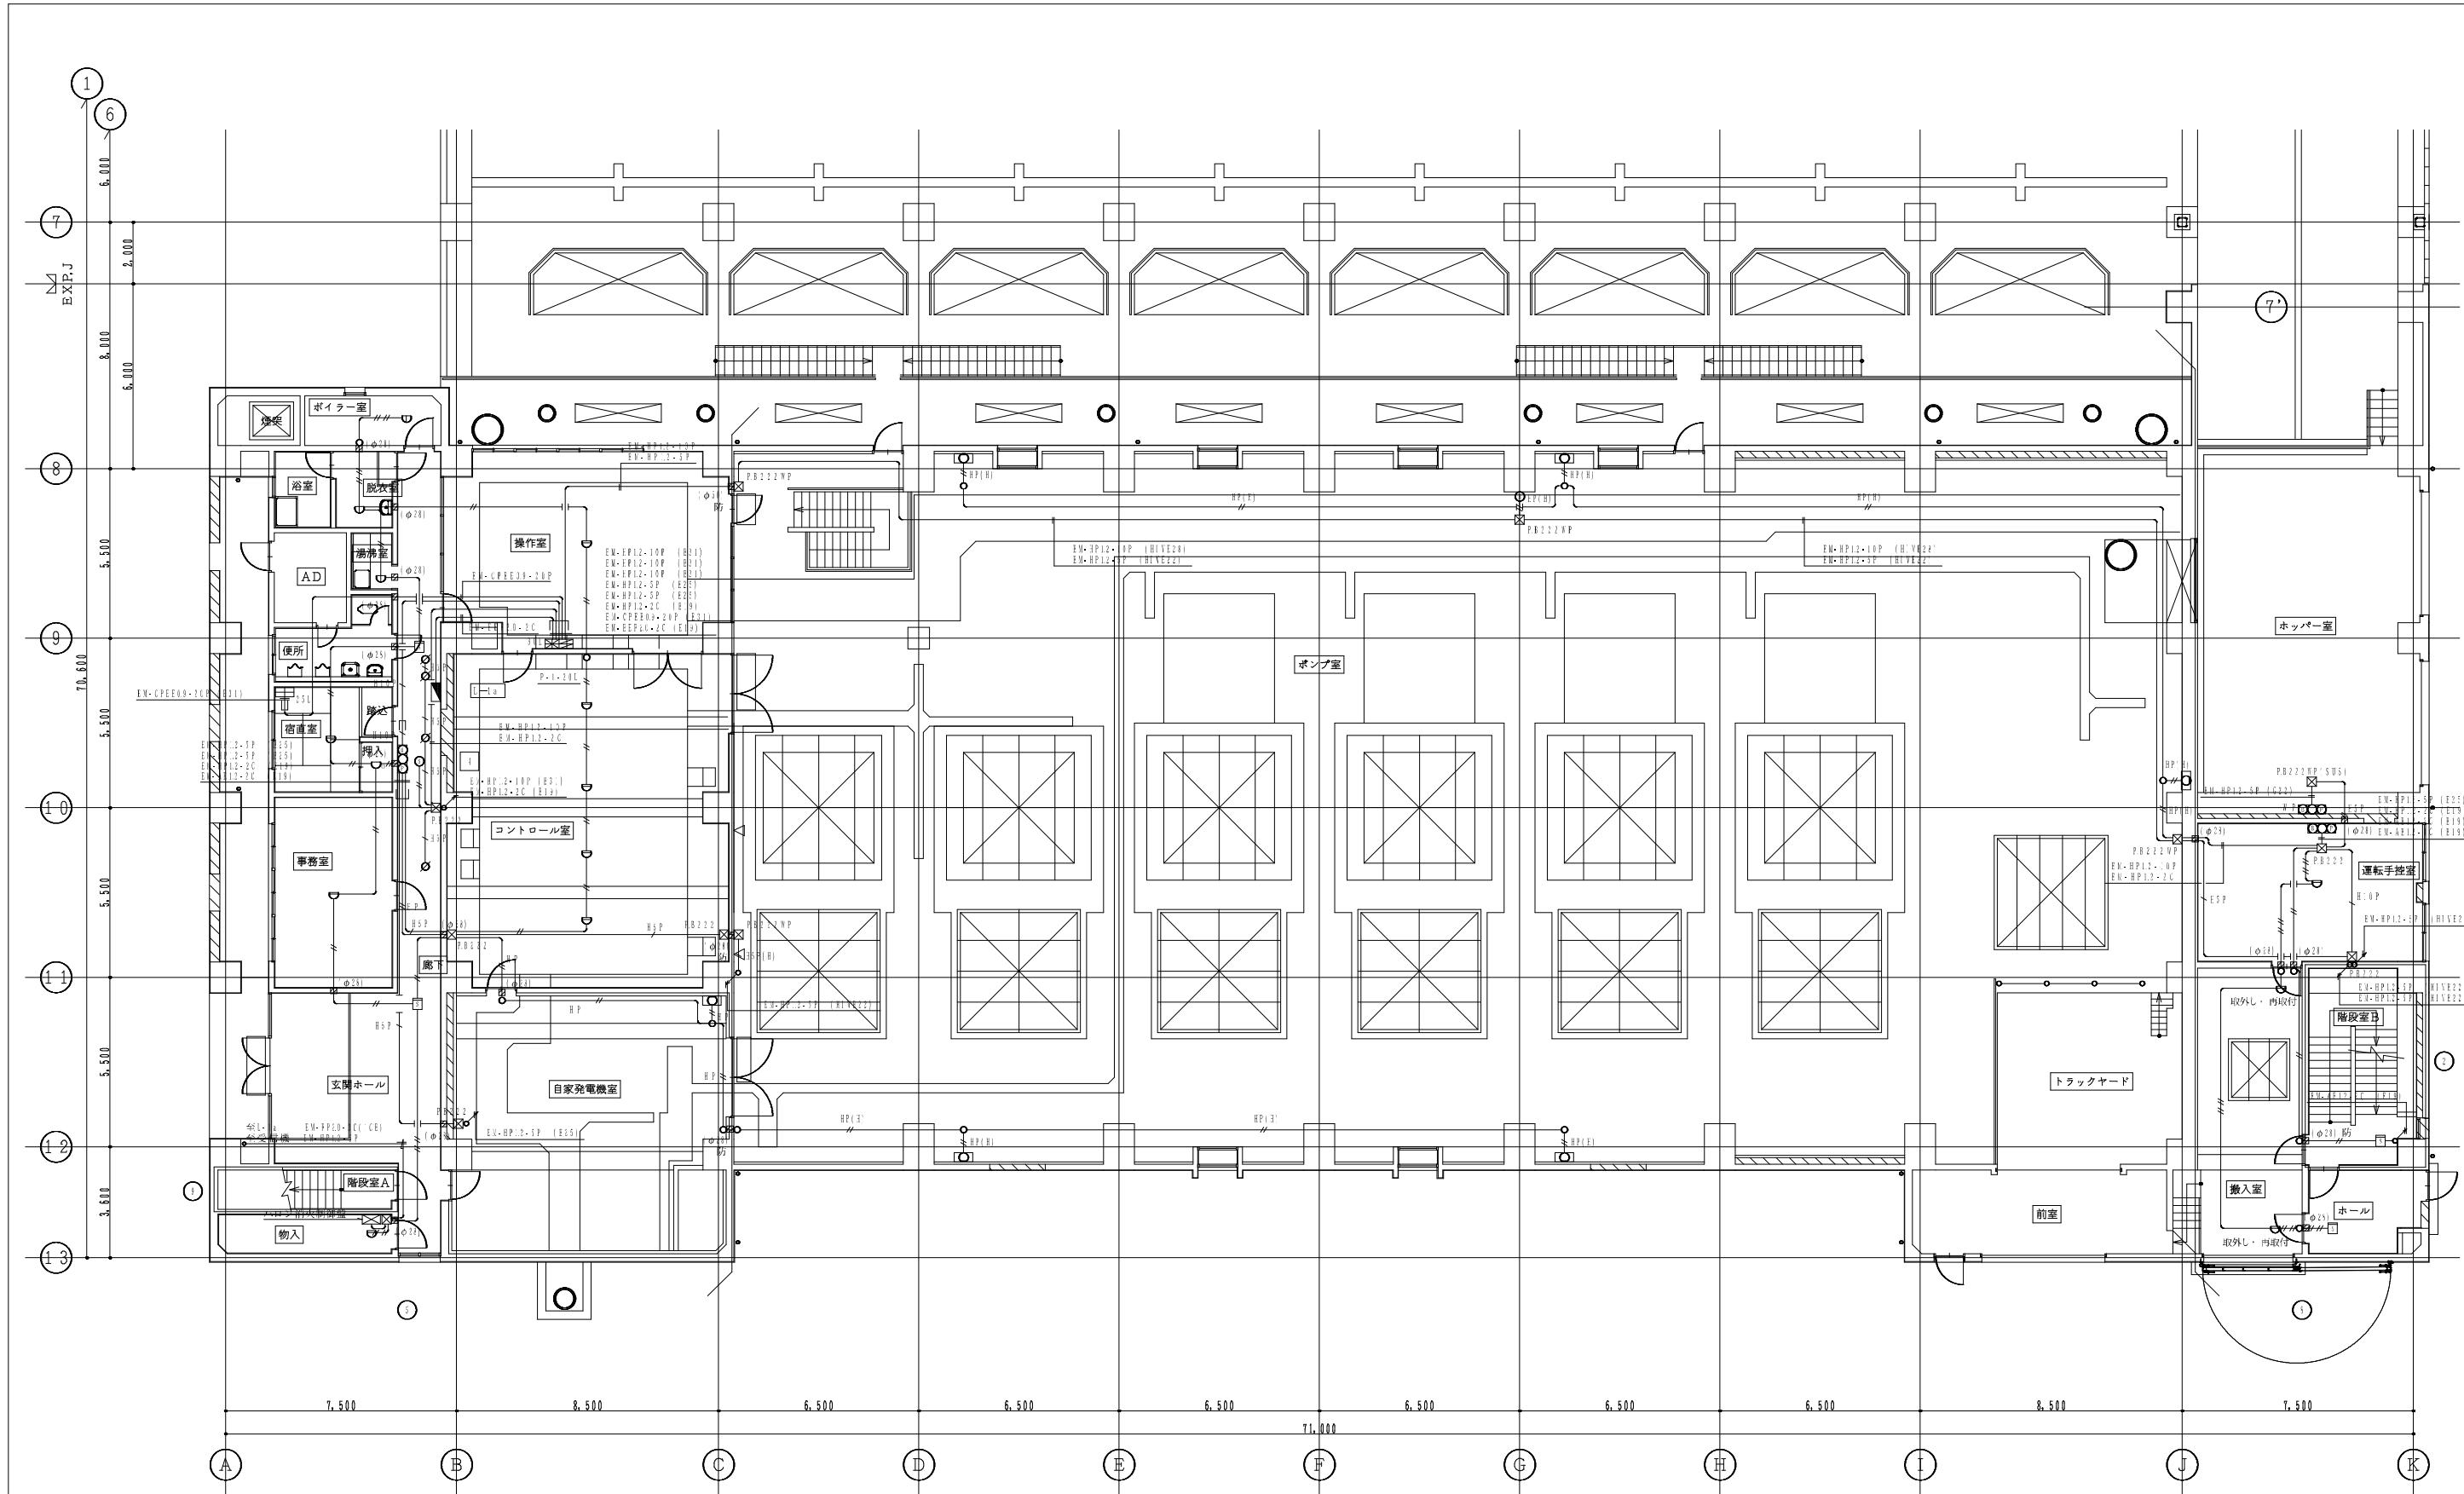


1階(1) 平面図 1/100

発注工事名称	岡山市岡東ポンプ場建設工事	図面番号	38/74
施設名	岡東浄化センター		
図面名称	自動火災報知設備 1階平面図 (改修) 縮尺 1/100		
検取年月	平成30年 6月	図面種別コード	Z405
設計管理	日本下水道事業団	業務委託番号	0-02-1876-J01
受託業者	株式会社日水コン	図面番号	AE-38

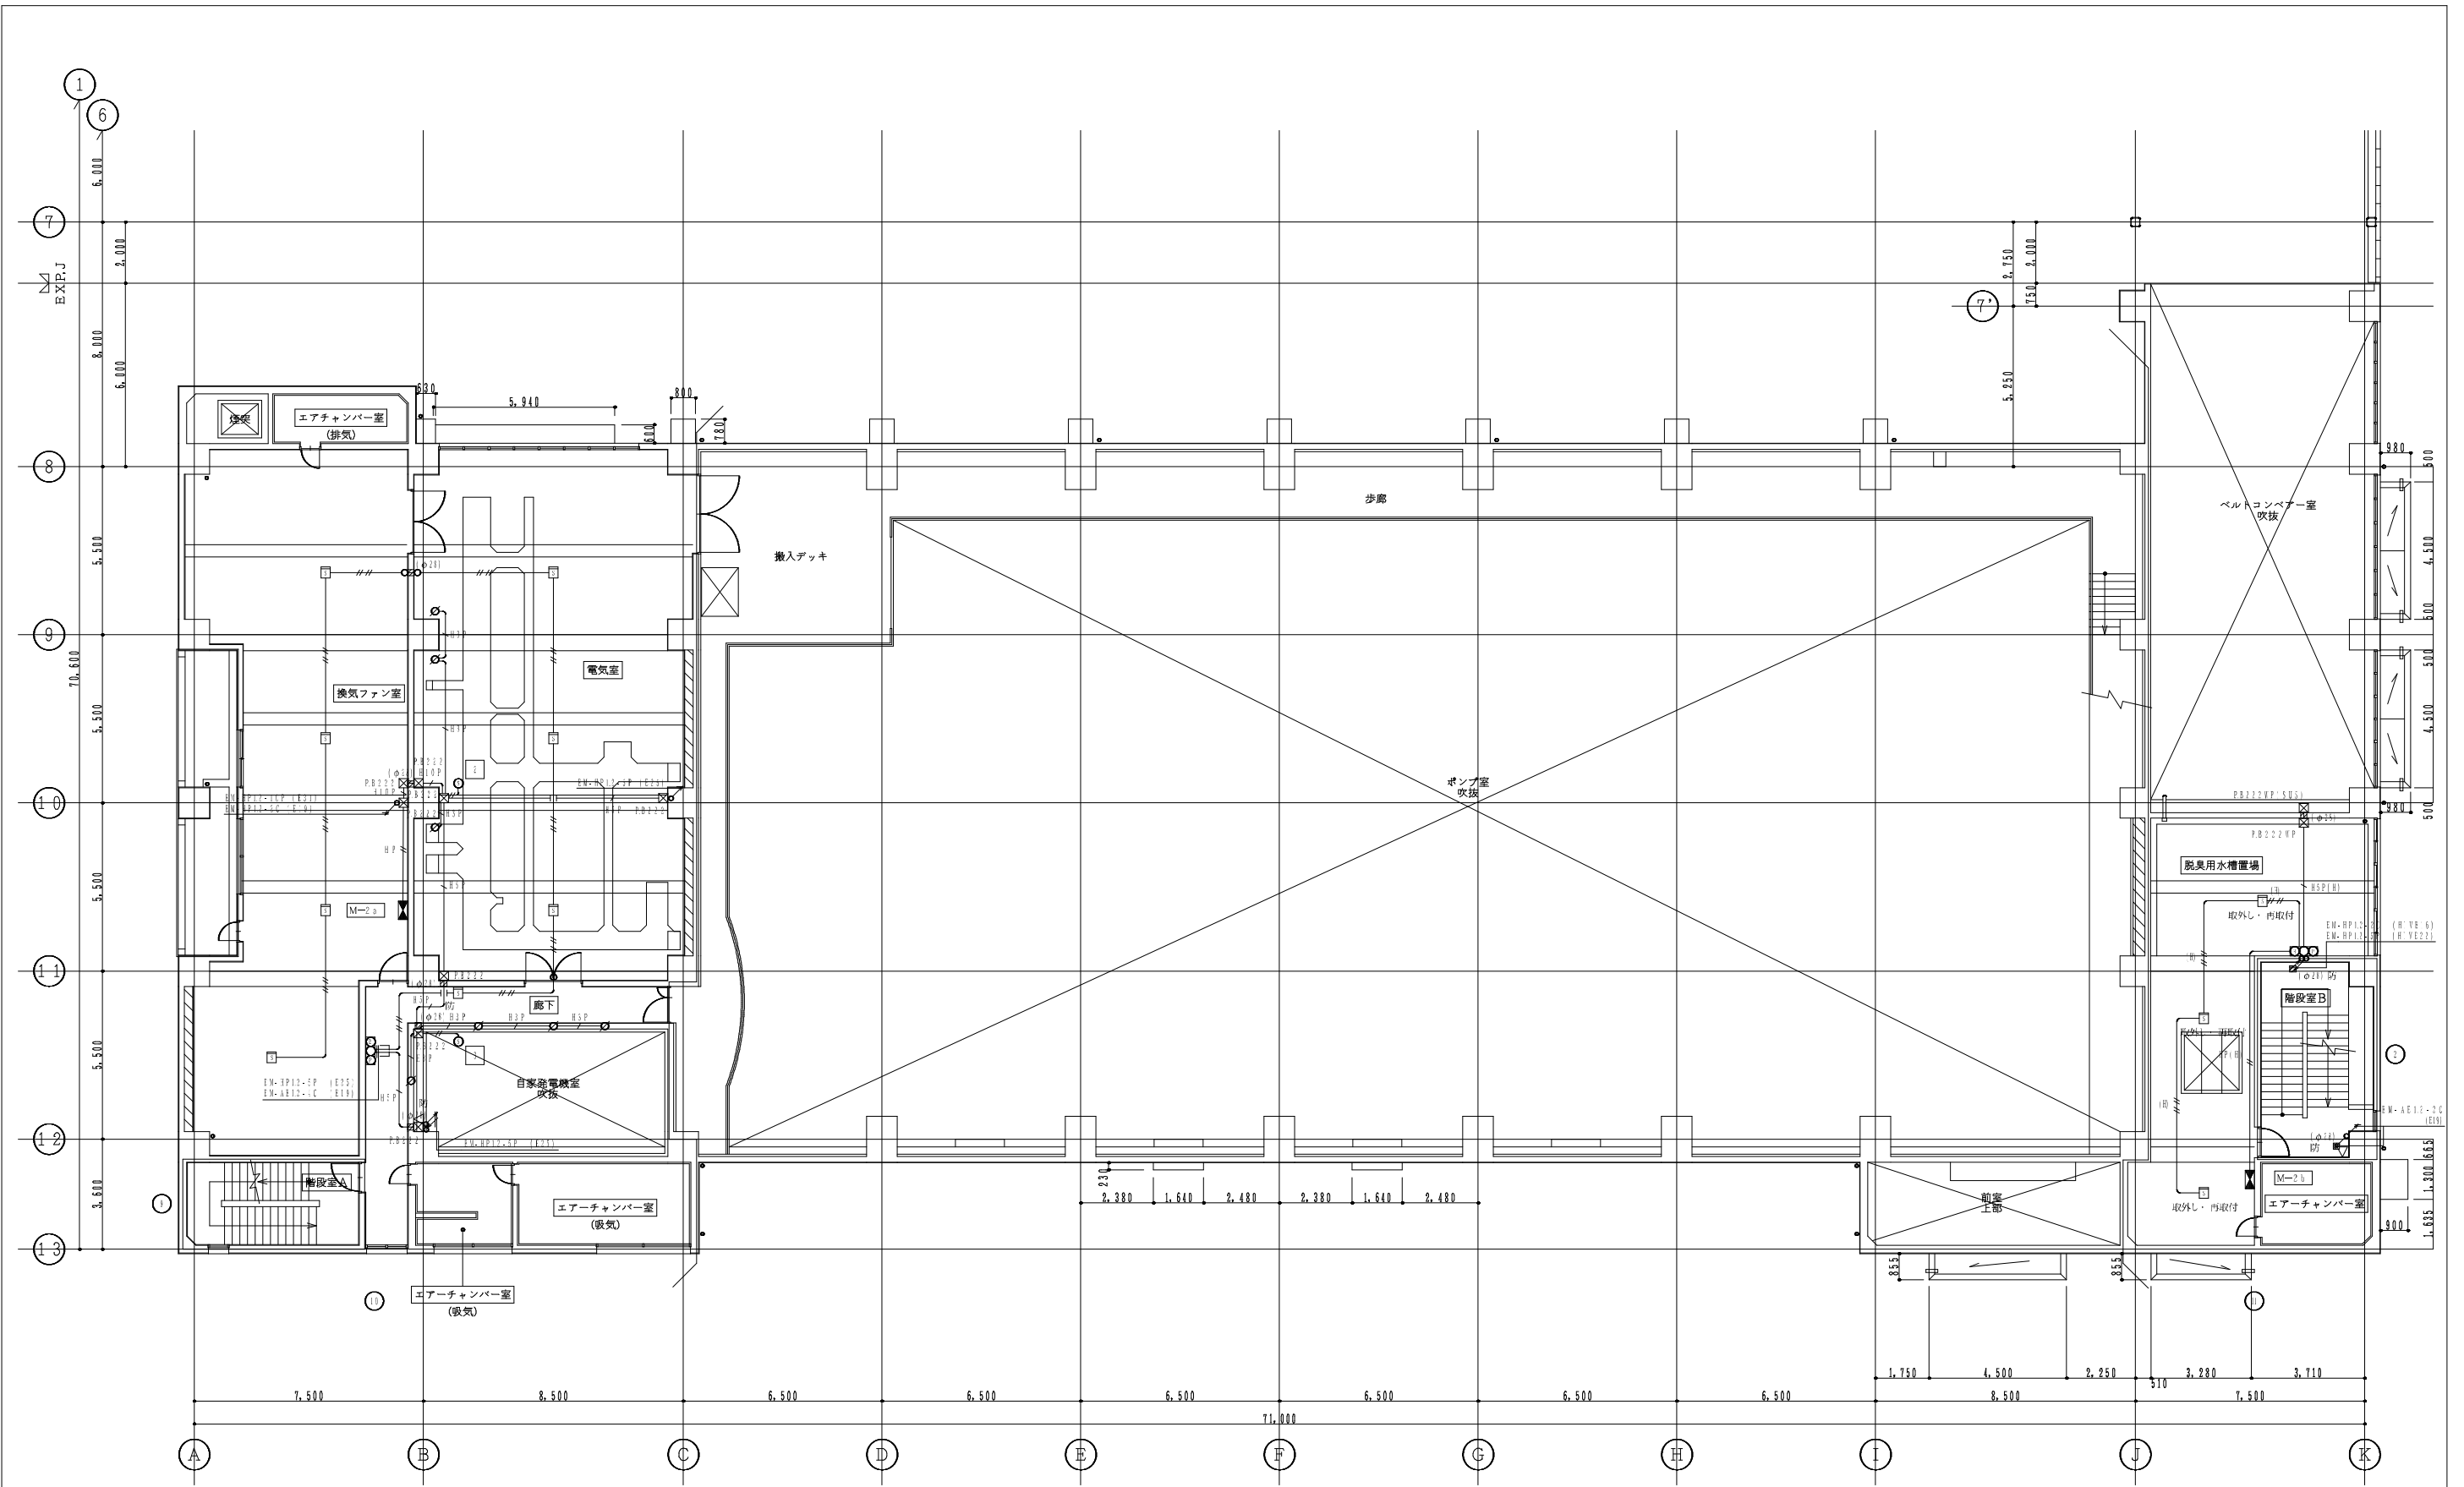


2階 平面図 1/100


発注工事名称	岡山市岡東ポンプ場建設工事	図面番号	39/74
施設名	岡東浄化センター		
図面名称	自動火災報知設備 2階平面図 (改修) 縮尺	1/100	
検取年月	平成30年 6月	図面種別コード	Z405
設計管理	日本下水道事業団	業務委託番号	0-02-1876-J01
受託業者	株式会社日水コン	図面番号	AE-39

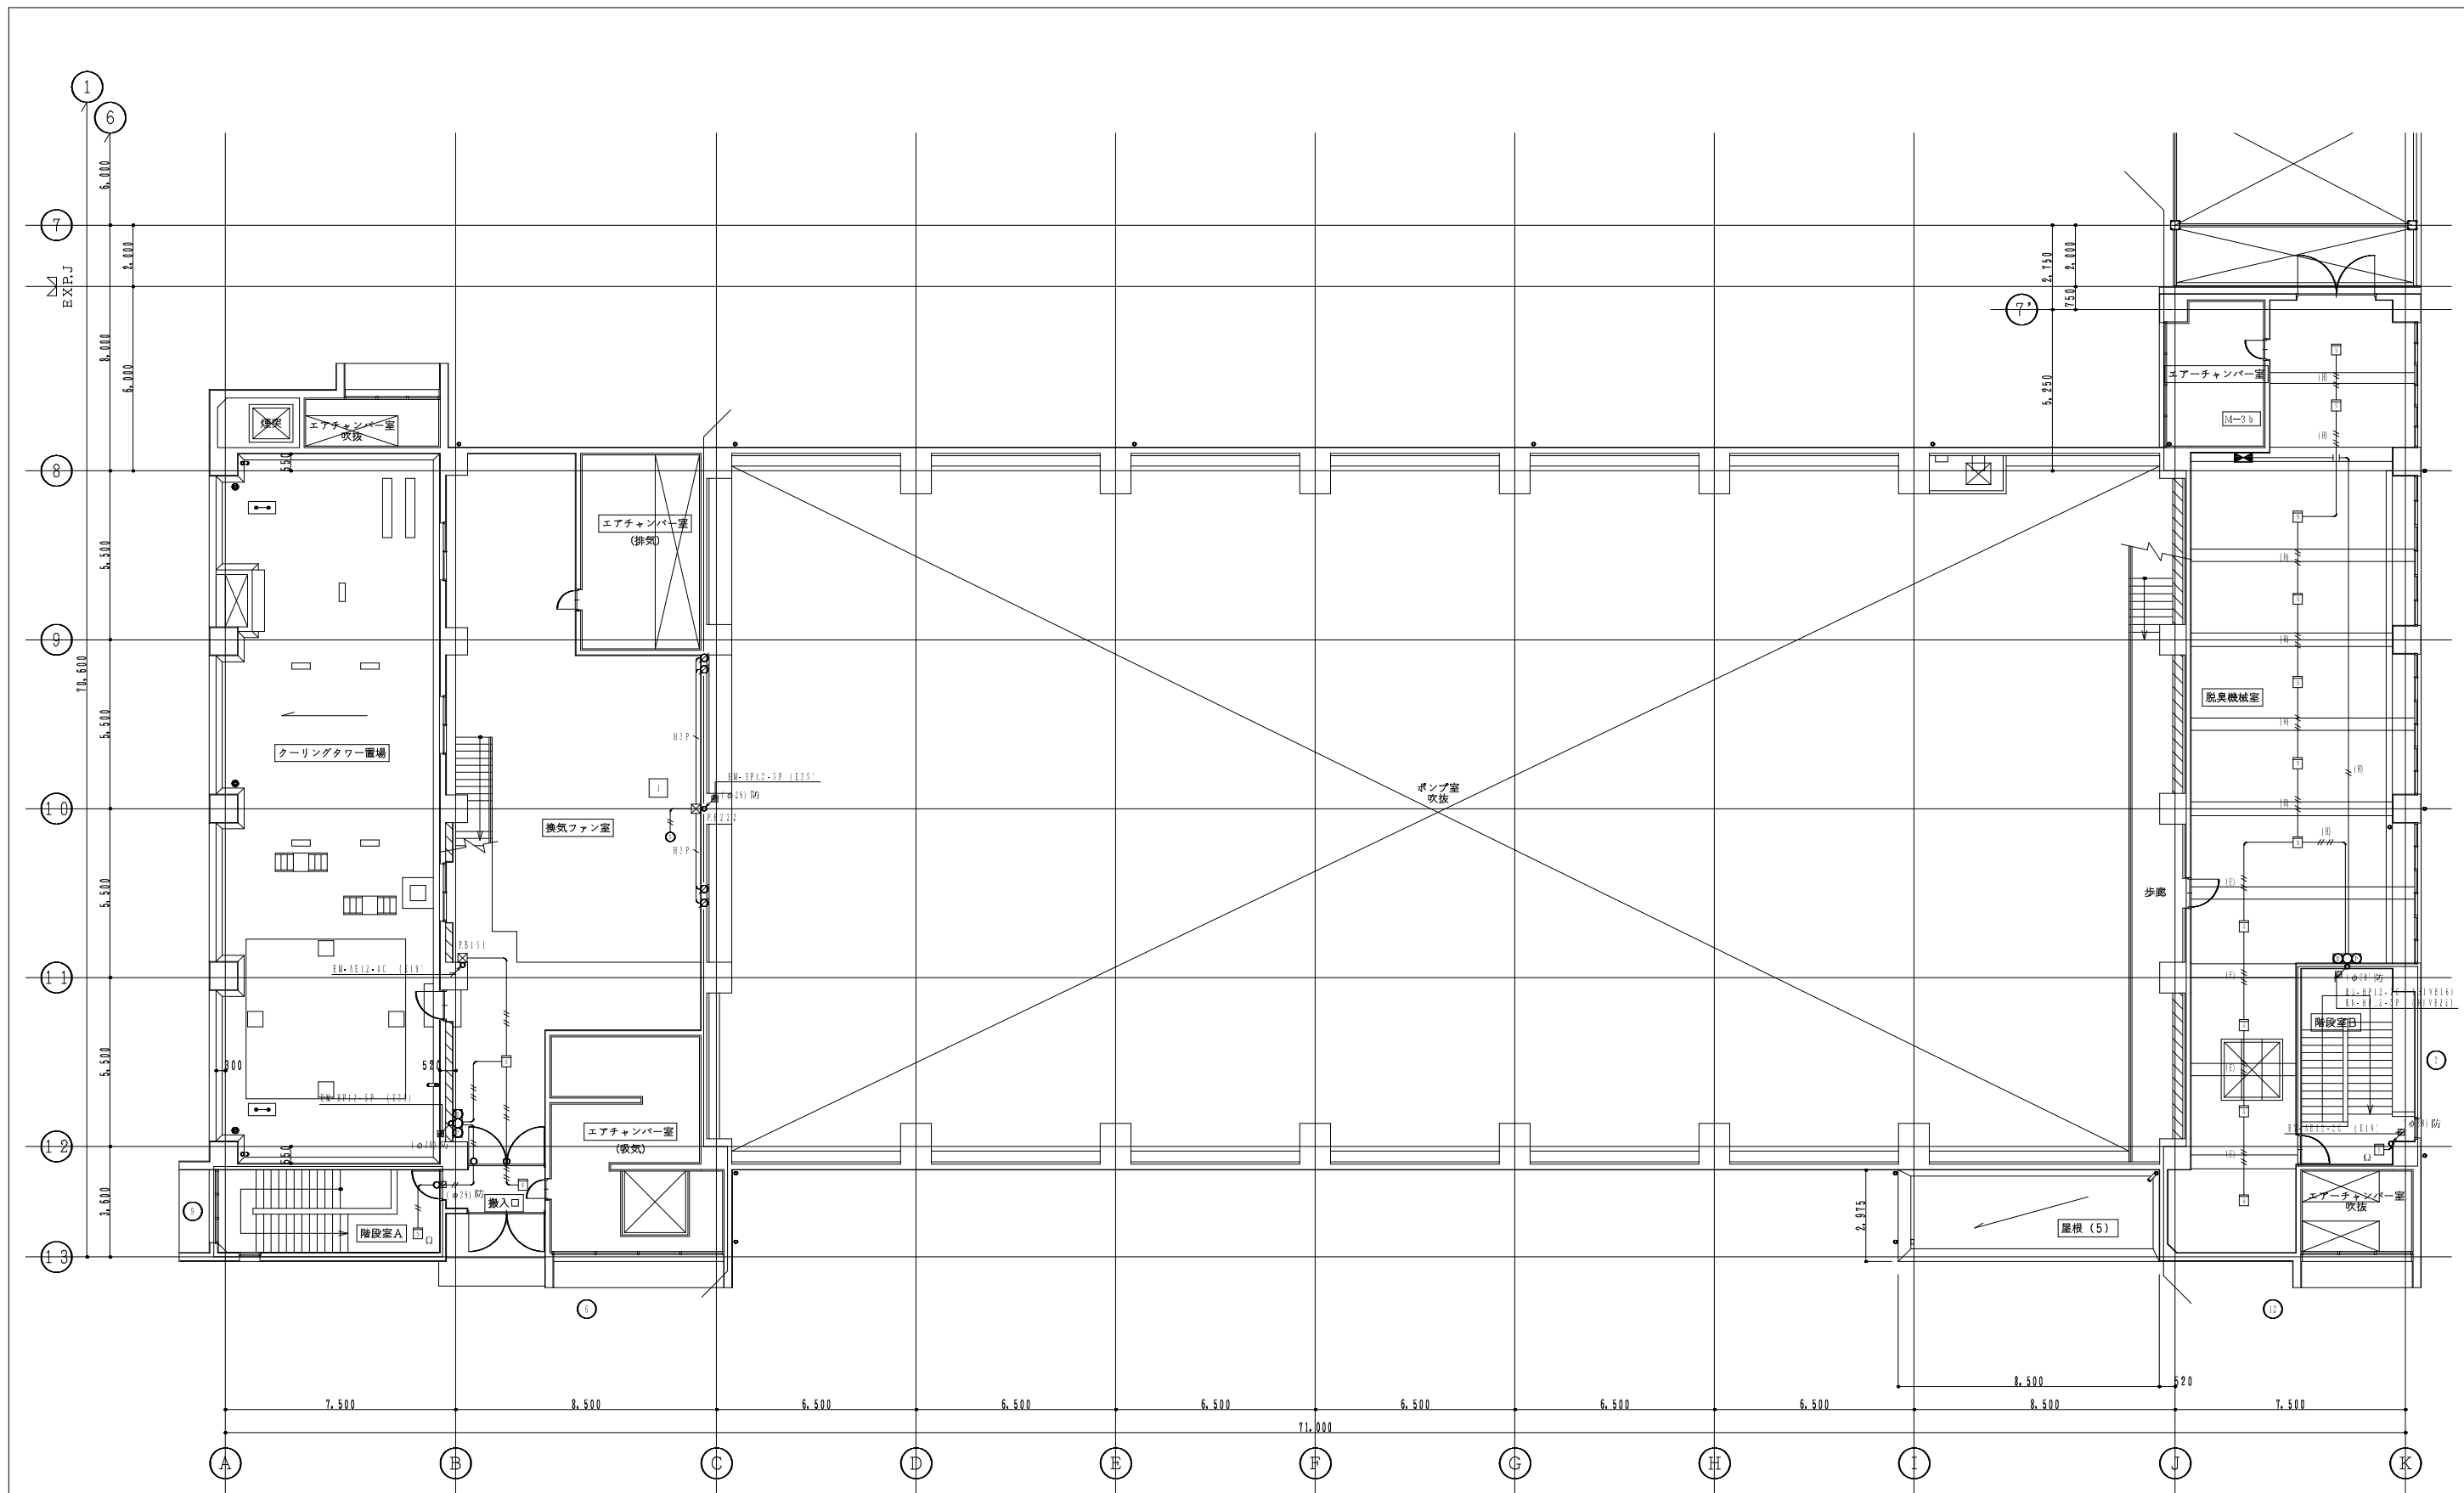


3階 平面図 1/100

 

発注工事名称	岡山市岡東ポンプ場建設工事	図面番号	40/74
施設名	岡東浄化センター		
図面名称	自動火災報知設備 3階平面図 (改修) 縮尺 1/100		
検収年月	平成30年 6月	図面種別コード	Z405
設計管理	日本下水道事業団	業務委託番号	0-02-1876-J01
受託業者	株式会社日水コン	図面番号	AE-40

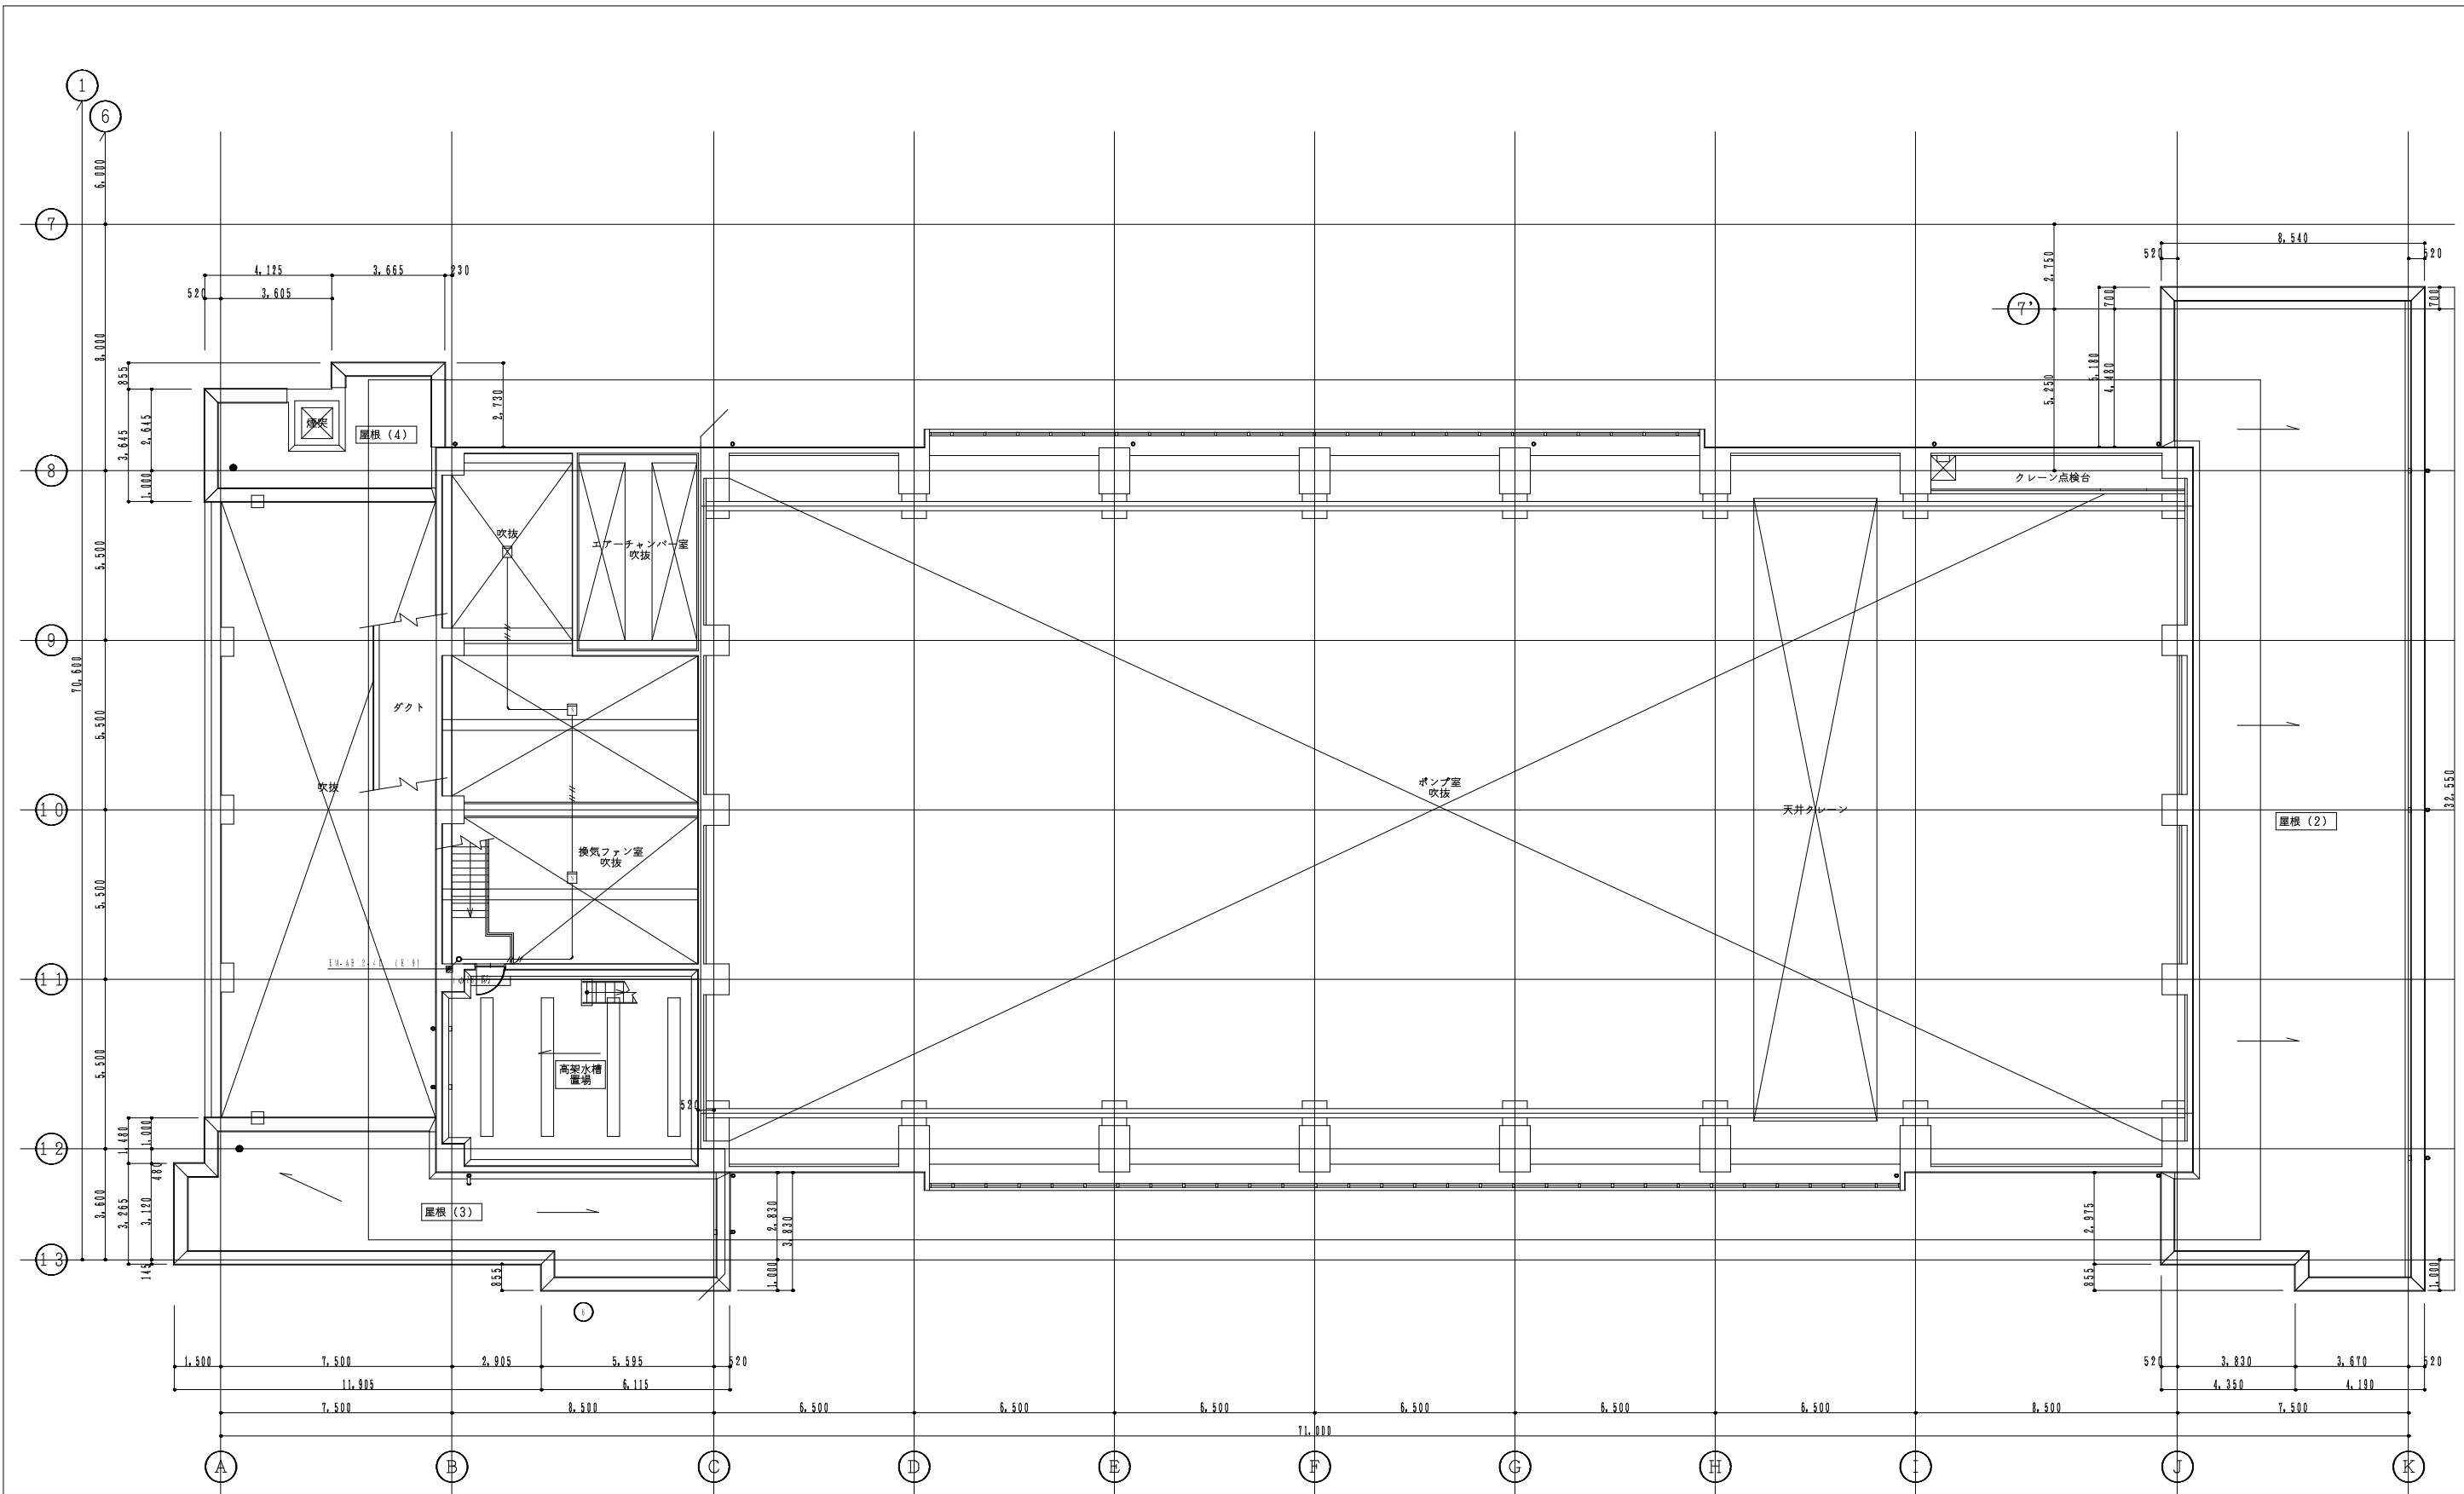

4階 平面図 1/100

 

発注工事名称	岡山市岡東ポンプ場建設工事	図面番号	41/74
施設名	岡東浄化センター		
図面名称	自動火災報知設備 4階平面図 (改修) 縮尺 1/100		
検取年月	平成30年 6月	図面種別コード	Z405
設計管理	日本下水道事業団	業務委託番号	0-02-1876-J01
受託業者	株式会社日水コン	図面番号	AE-41