



1 1 階 平 面 図 1/100

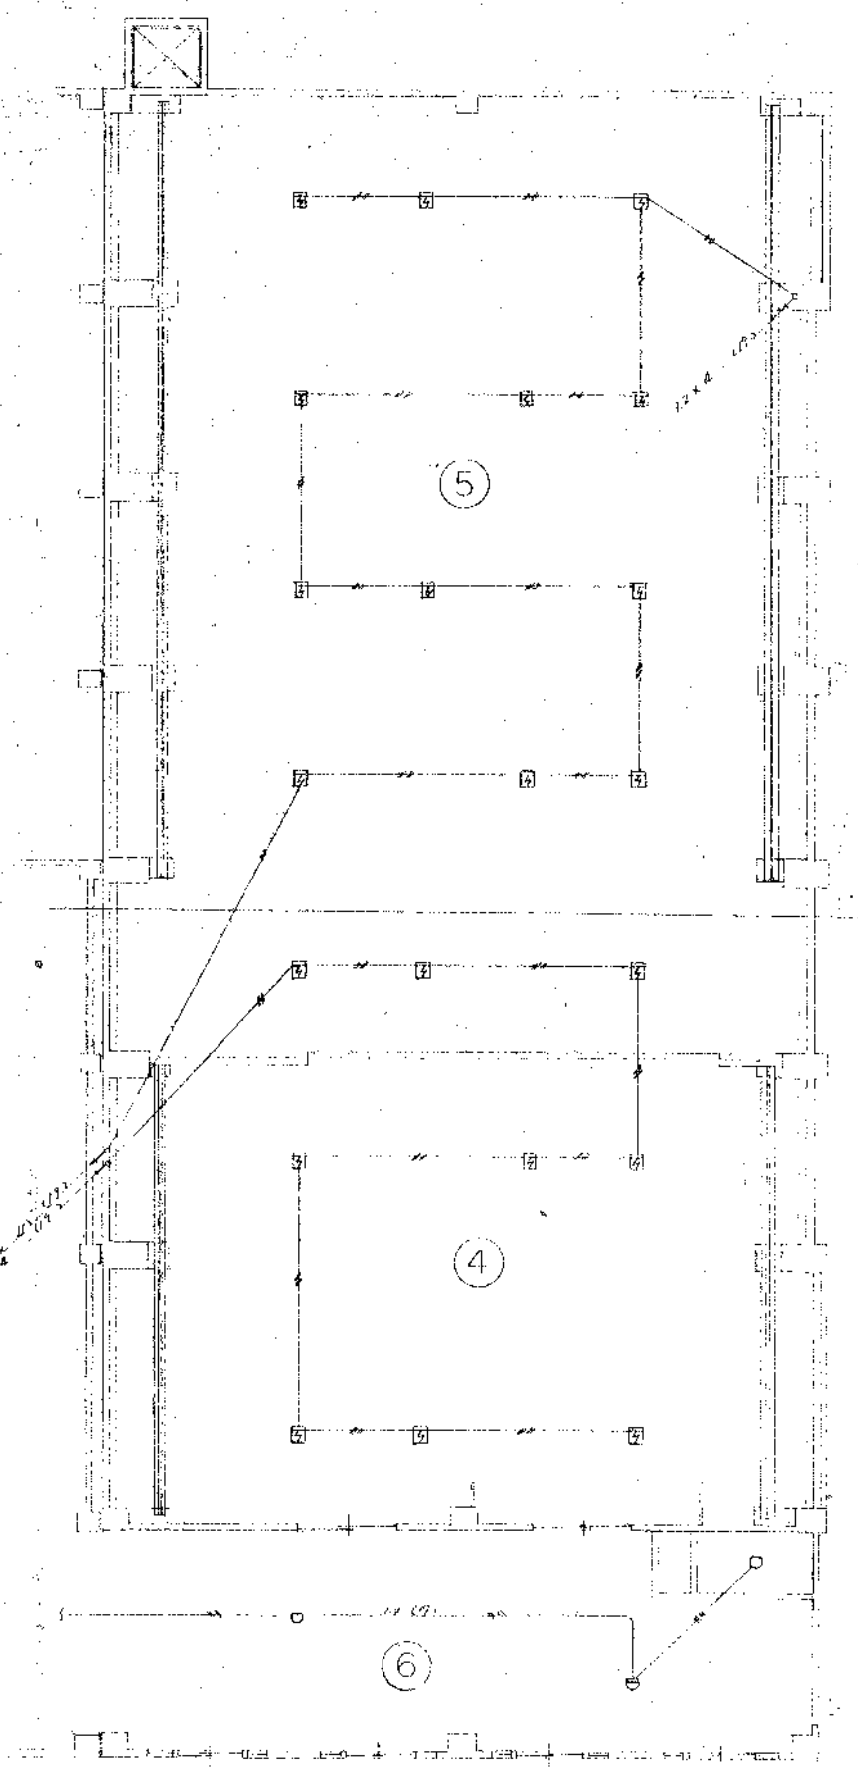


2 2 階 平 面 図 1/100

名称	金岡ビル建設電気設備工事		
種別	火災報知設備	竣工図	
縮尺	1:100	枚数	1/10
設計	株式会社協和電研	監理	1/10
製図		校核	1/10

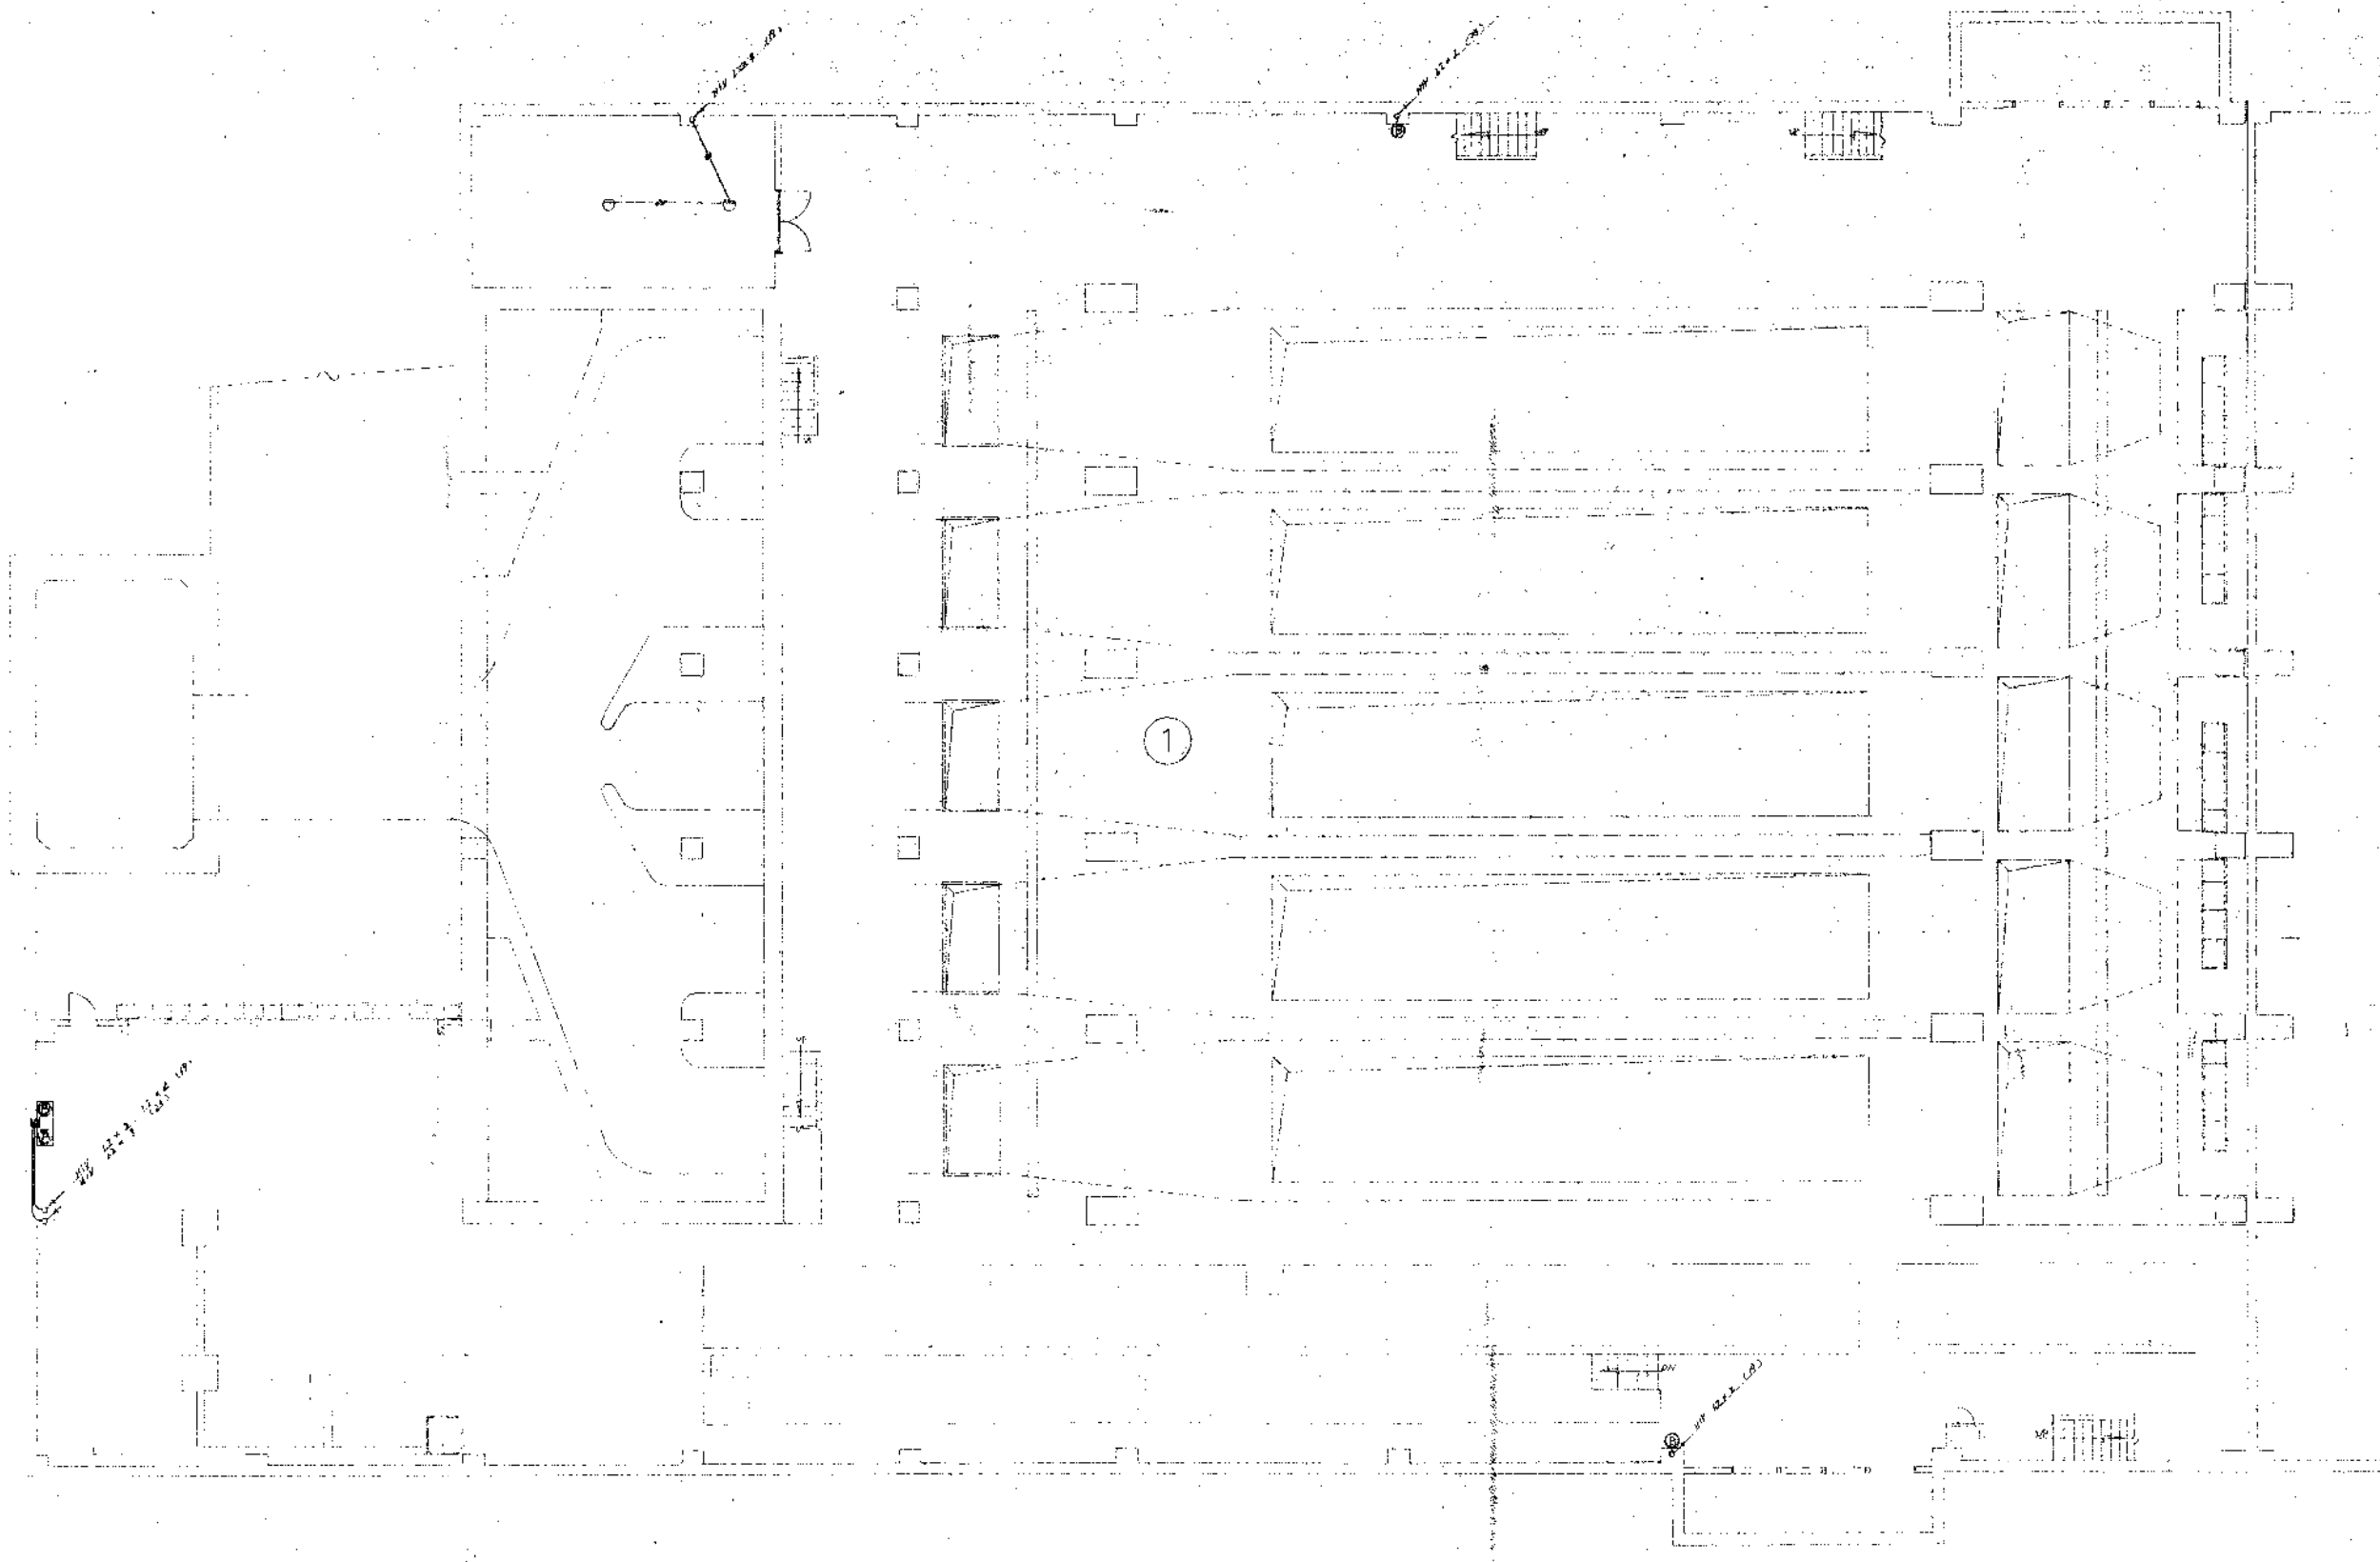

地下1層平面図 1/100

名称	金剛ポンプ場建築電気設備工事		
種別	火災報知設備	竣工図	
縮尺	1/100	2022年5月20日	図
	株式会社協和電研	図	1/3
	徳山市豊浜町1-1-1	図	

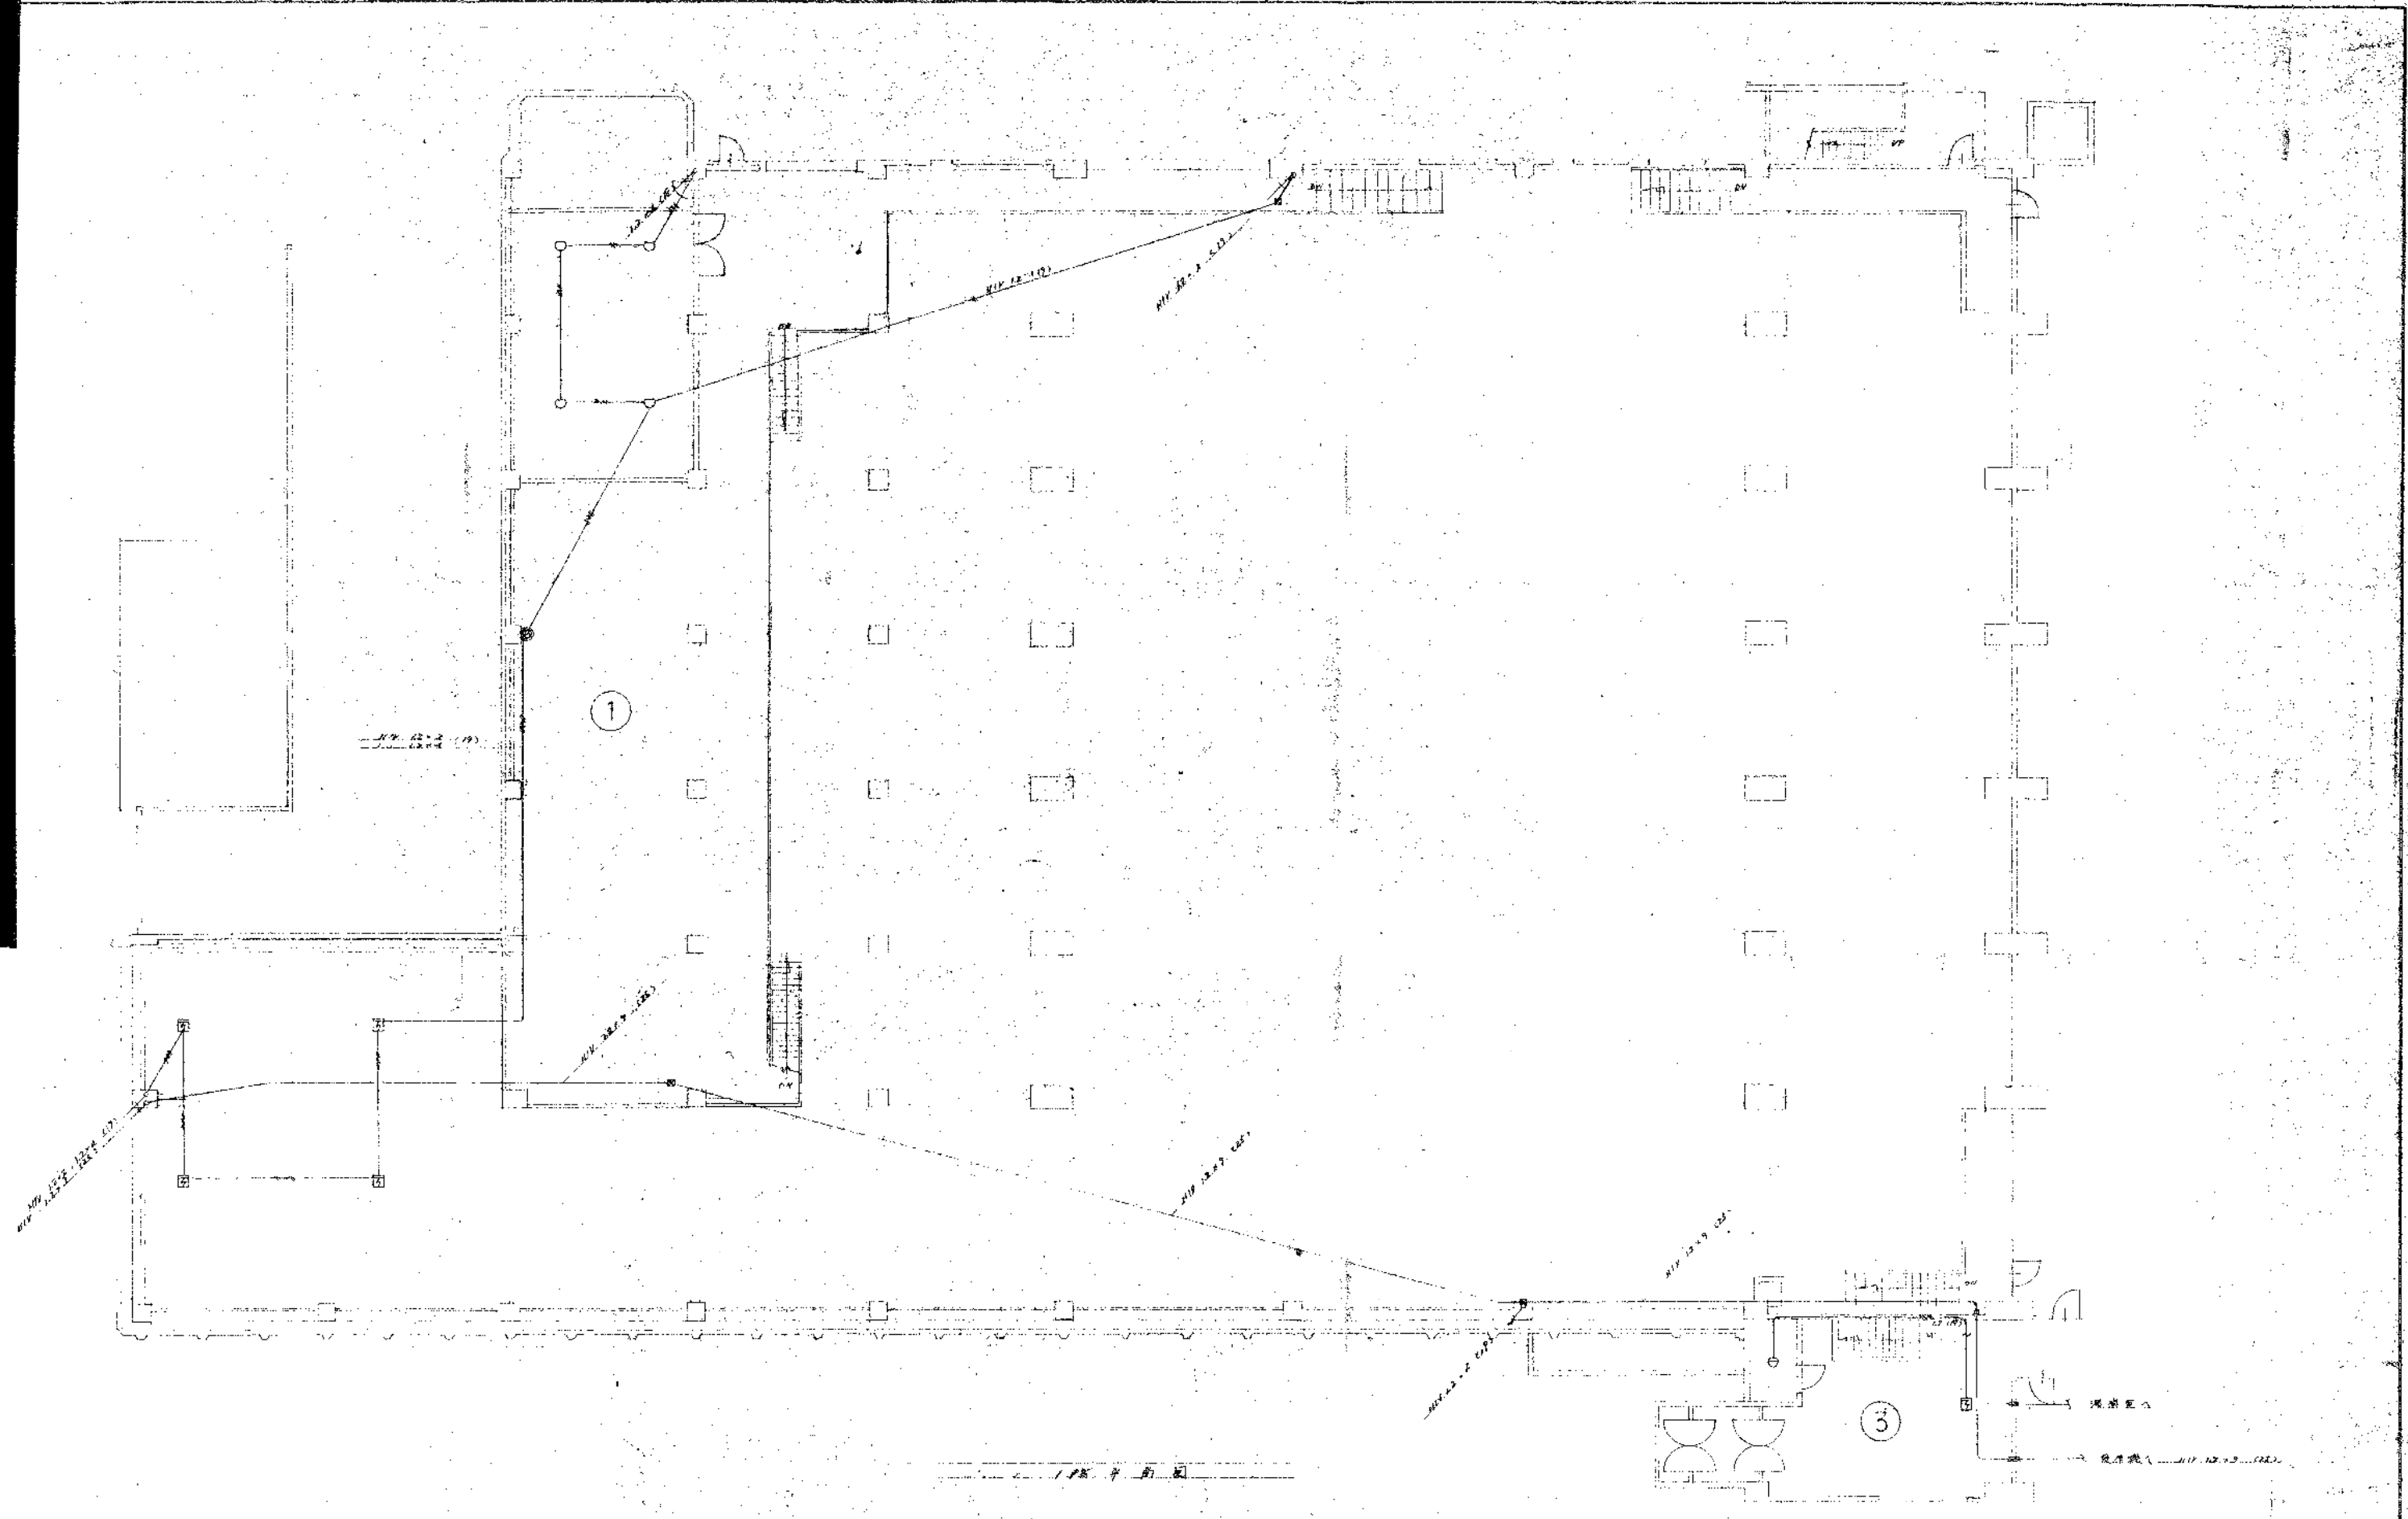


火災 警報 設備 工事 図 100	火災 警報 設備 工事 図 100
----------------------------------	----------------------------------




2 第1号 昭和25年 17/300

名称	全開ビルビル電気設備工事		
種別	火災報知設備	竣工図	
縮尺	1:100	設計	1/25
設計者	株式会社協和電研	図面	1/25
設計者	東京都千代田区千代田	縮尺	1/25

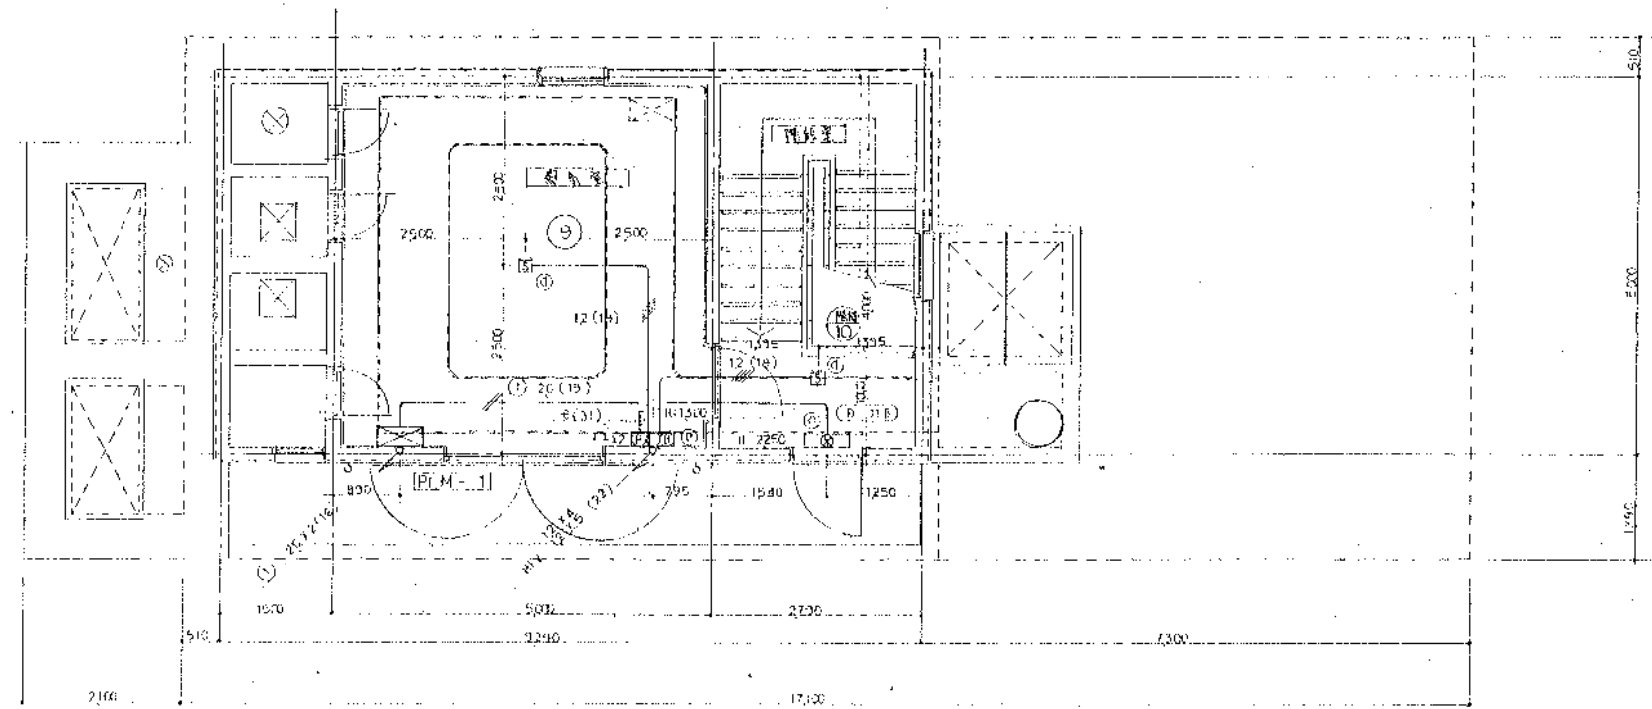

1階 平面図 S = 1750

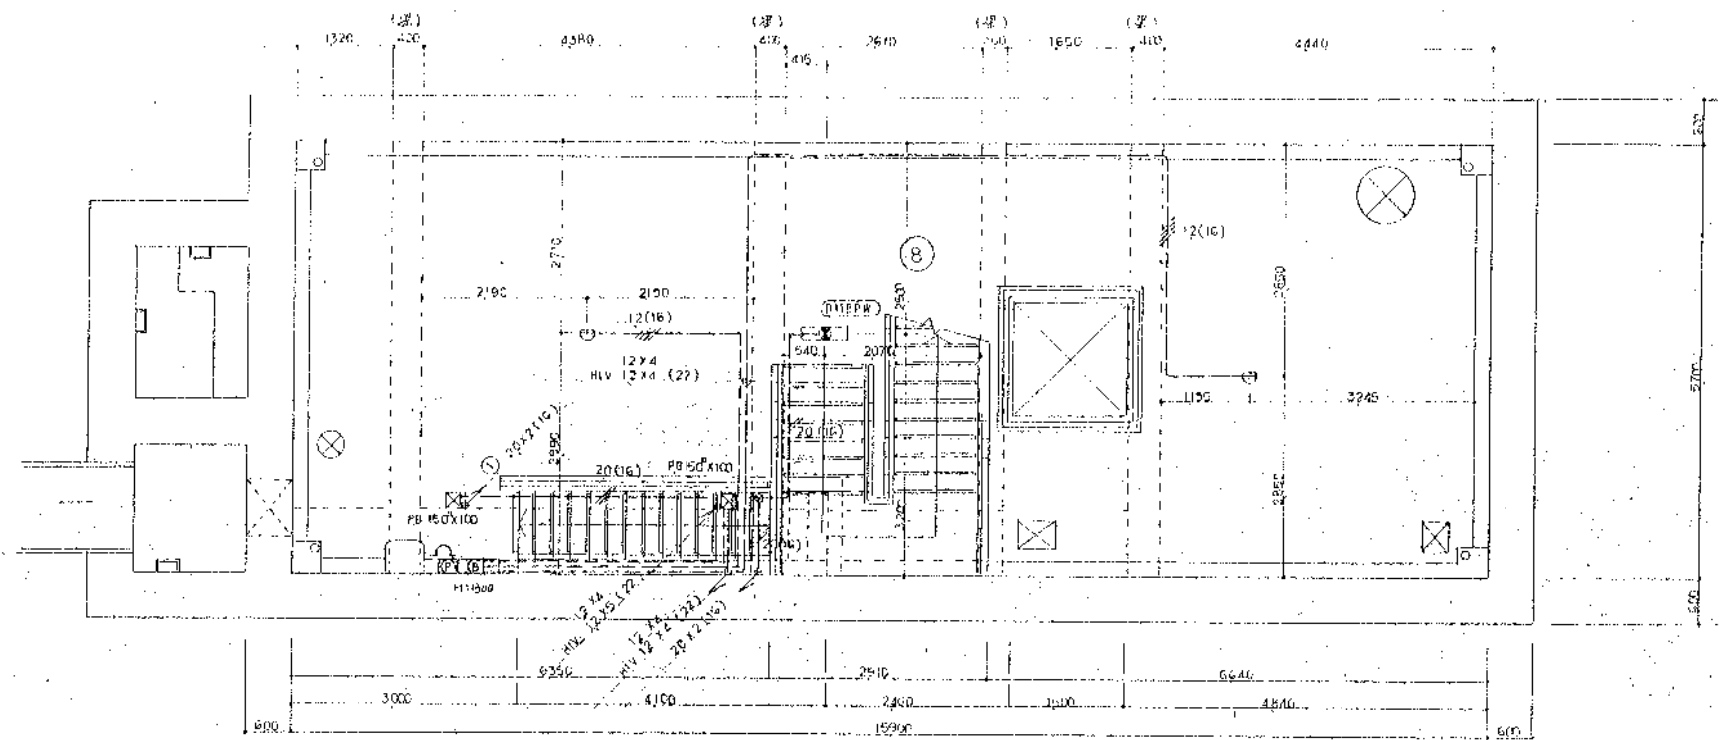

B1階 平面図 S = 1750

工務名	金田建設株式会社	承認
図名	自動火災報知器 点検設備図	後
縮尺	1/50	昭和 年 月 日
4/7		製

マイクロ番号 1657