



年月日	年月日	図番	3
件名	倉庫ポンプ場建電設備工事		
名称	電灯・コンセント・動力設備図 (B2F)		
図尺	1:30	縮尺	縮尺
昭州電設株式会社			

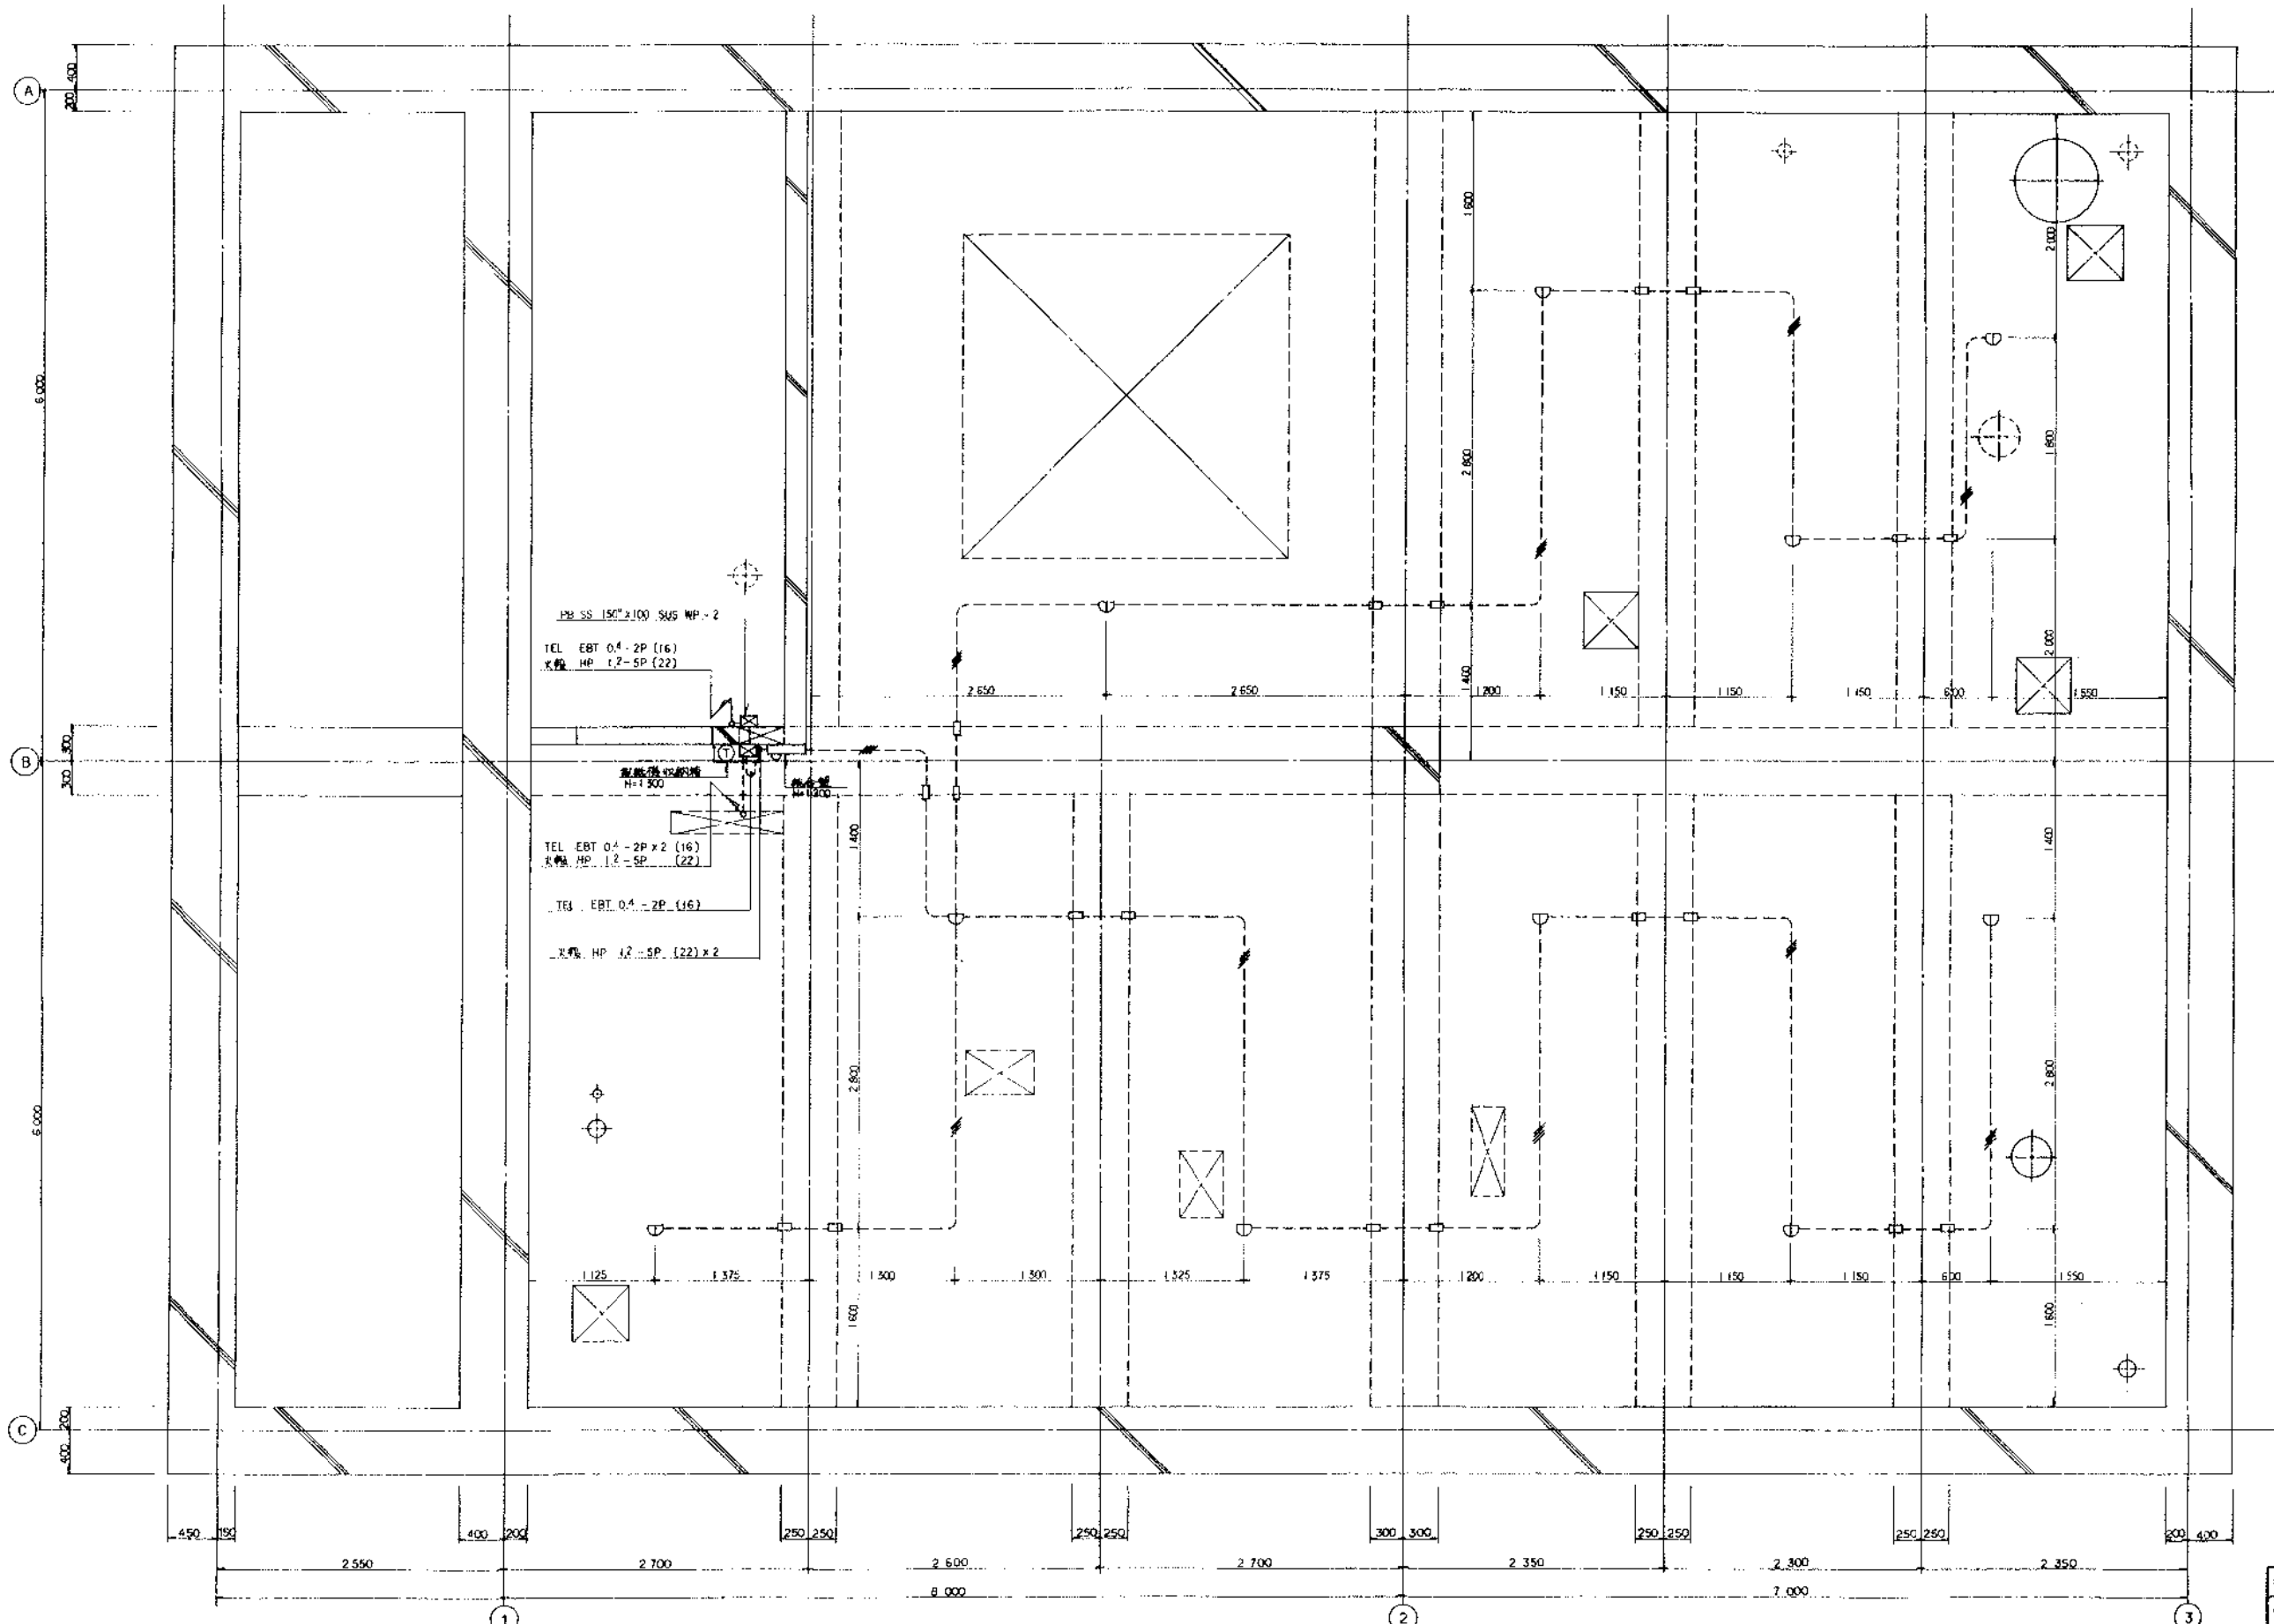


年月日	年 月 日	図番	5
件名	倉庫ポンプ場建築電気設備工事		
名称	電気設備図 (B1F)		
縮尺	1:30	単位	縮尺
		設計	監図
昭和電設株式会社			

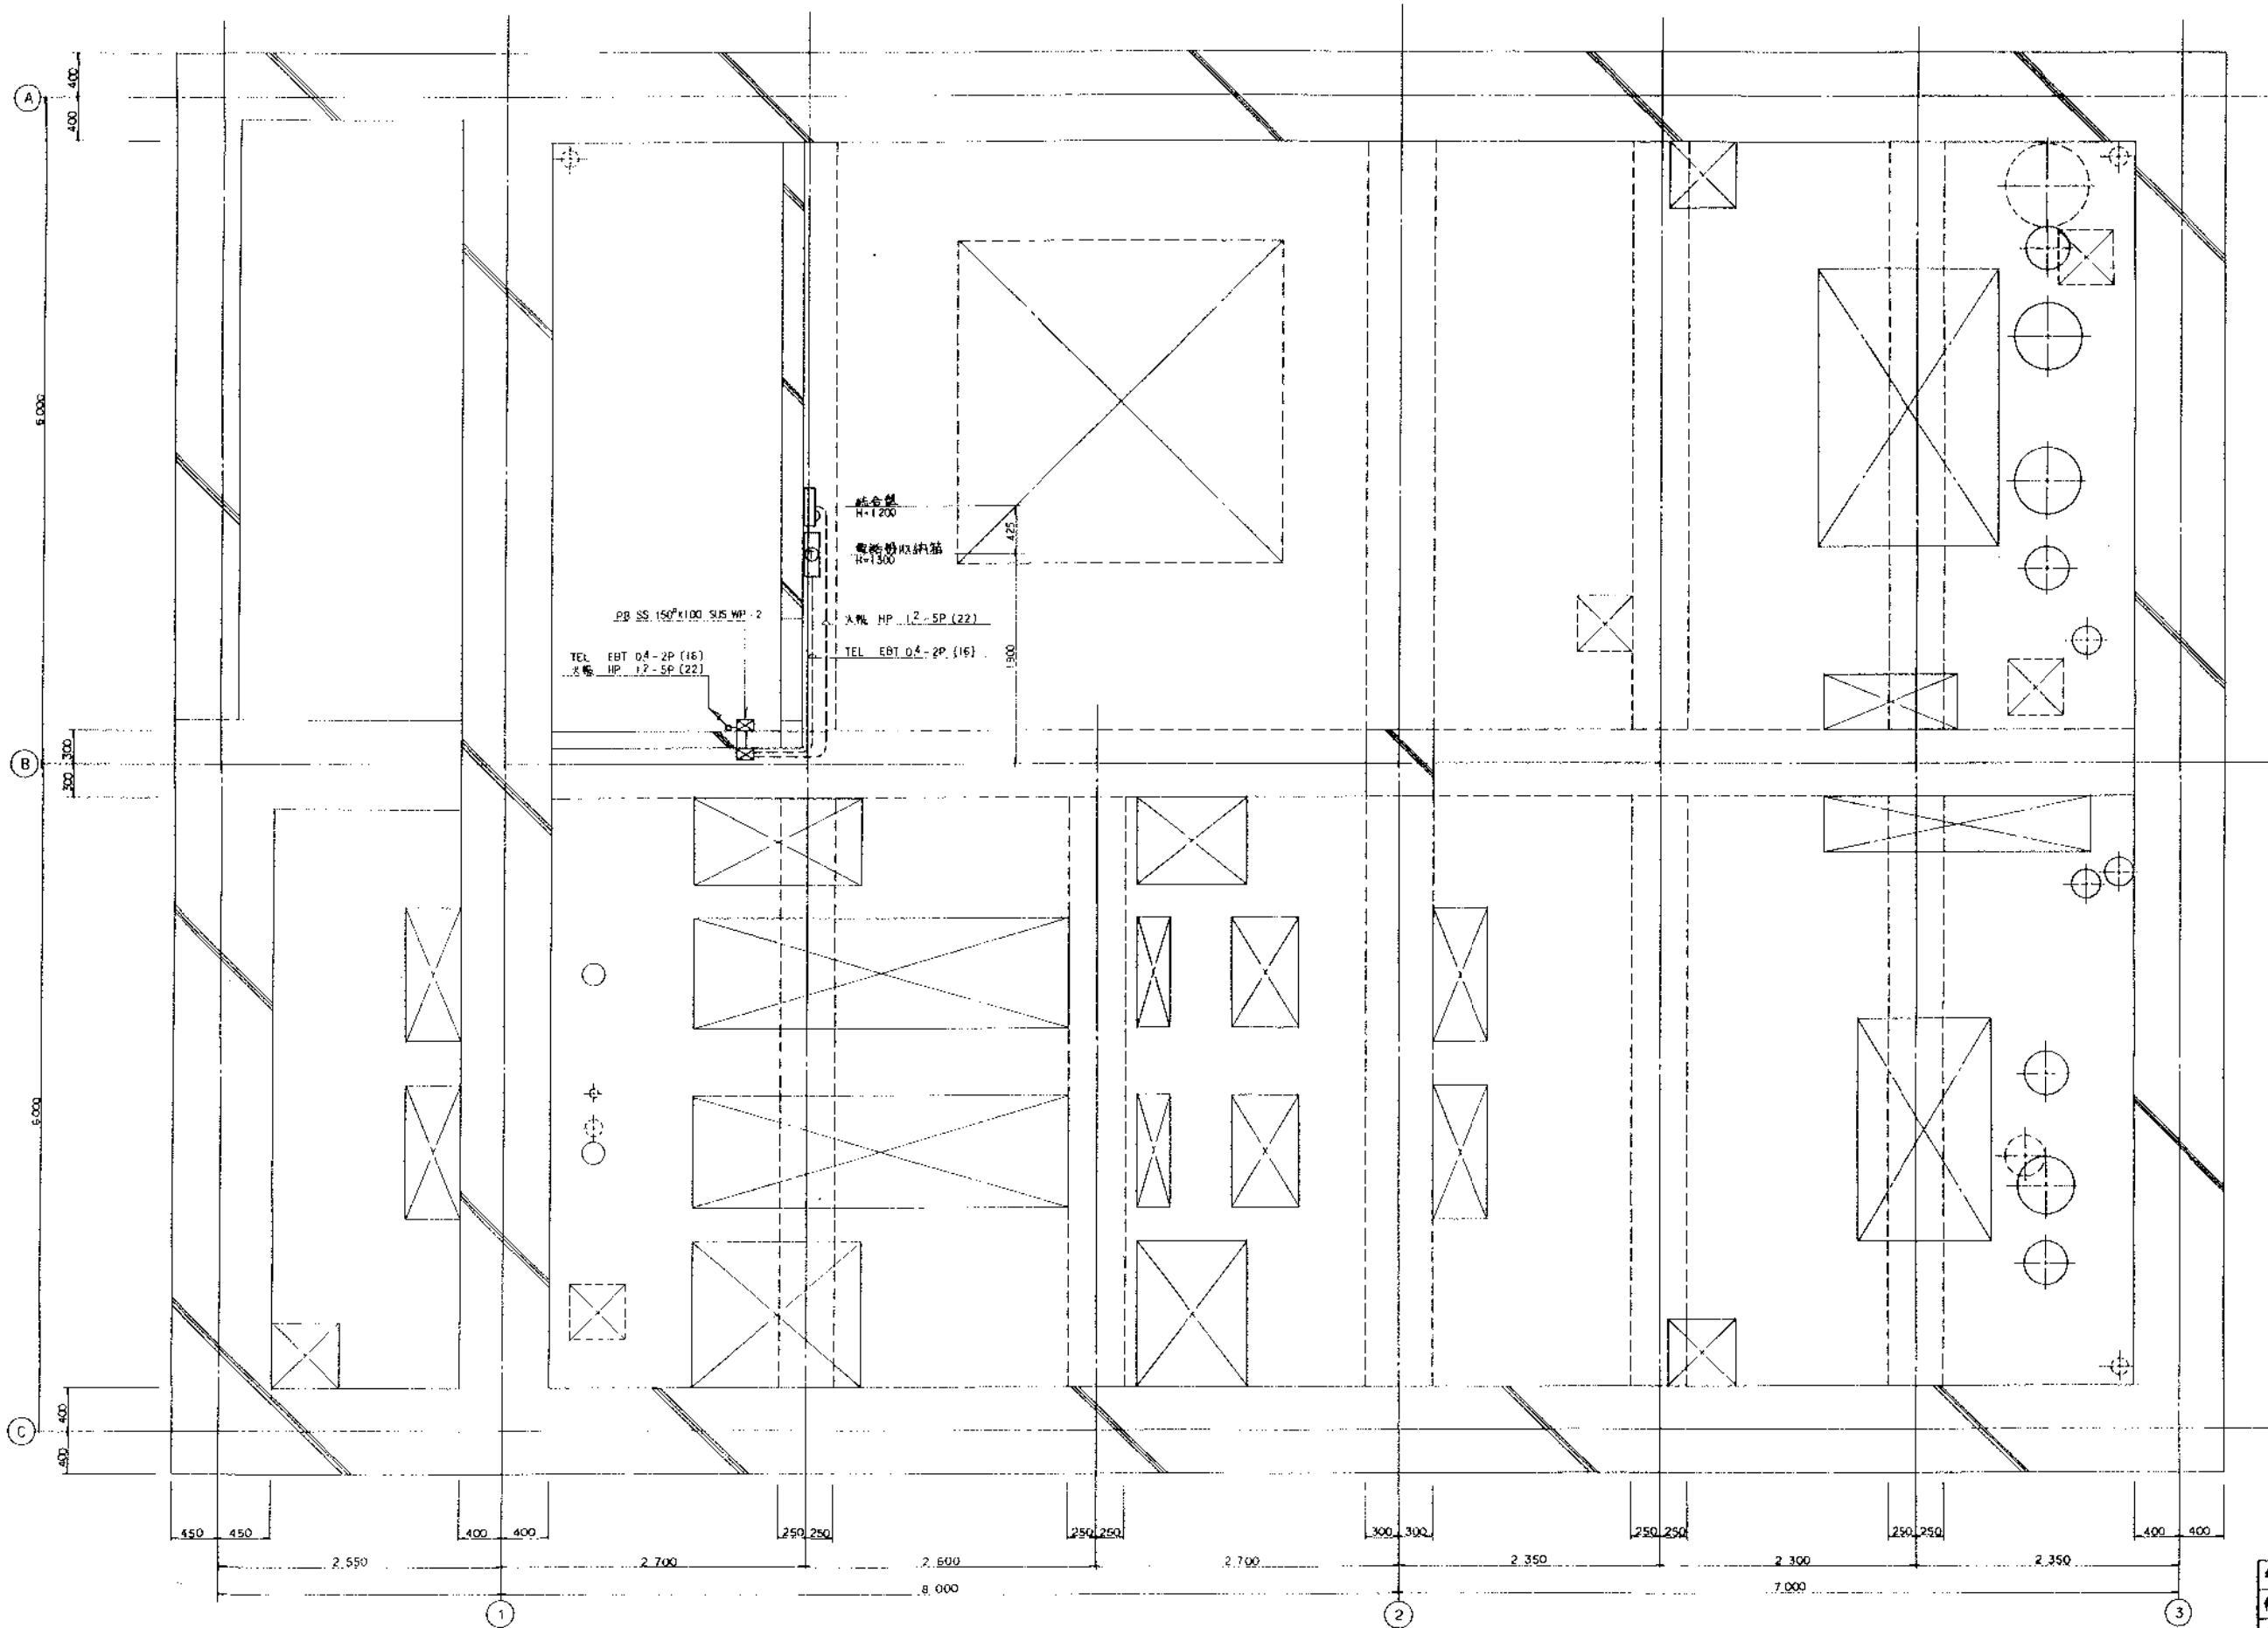

年月日	年月日	図番	5
件名	倉庫ポンプ場電気設備工事		
名称	電気設備図 (R2P)		
縮尺	1:30	単位	mm
昭和電設株式会社			

岡山県 倉富町 倉富ポンプ場平面図

1/100

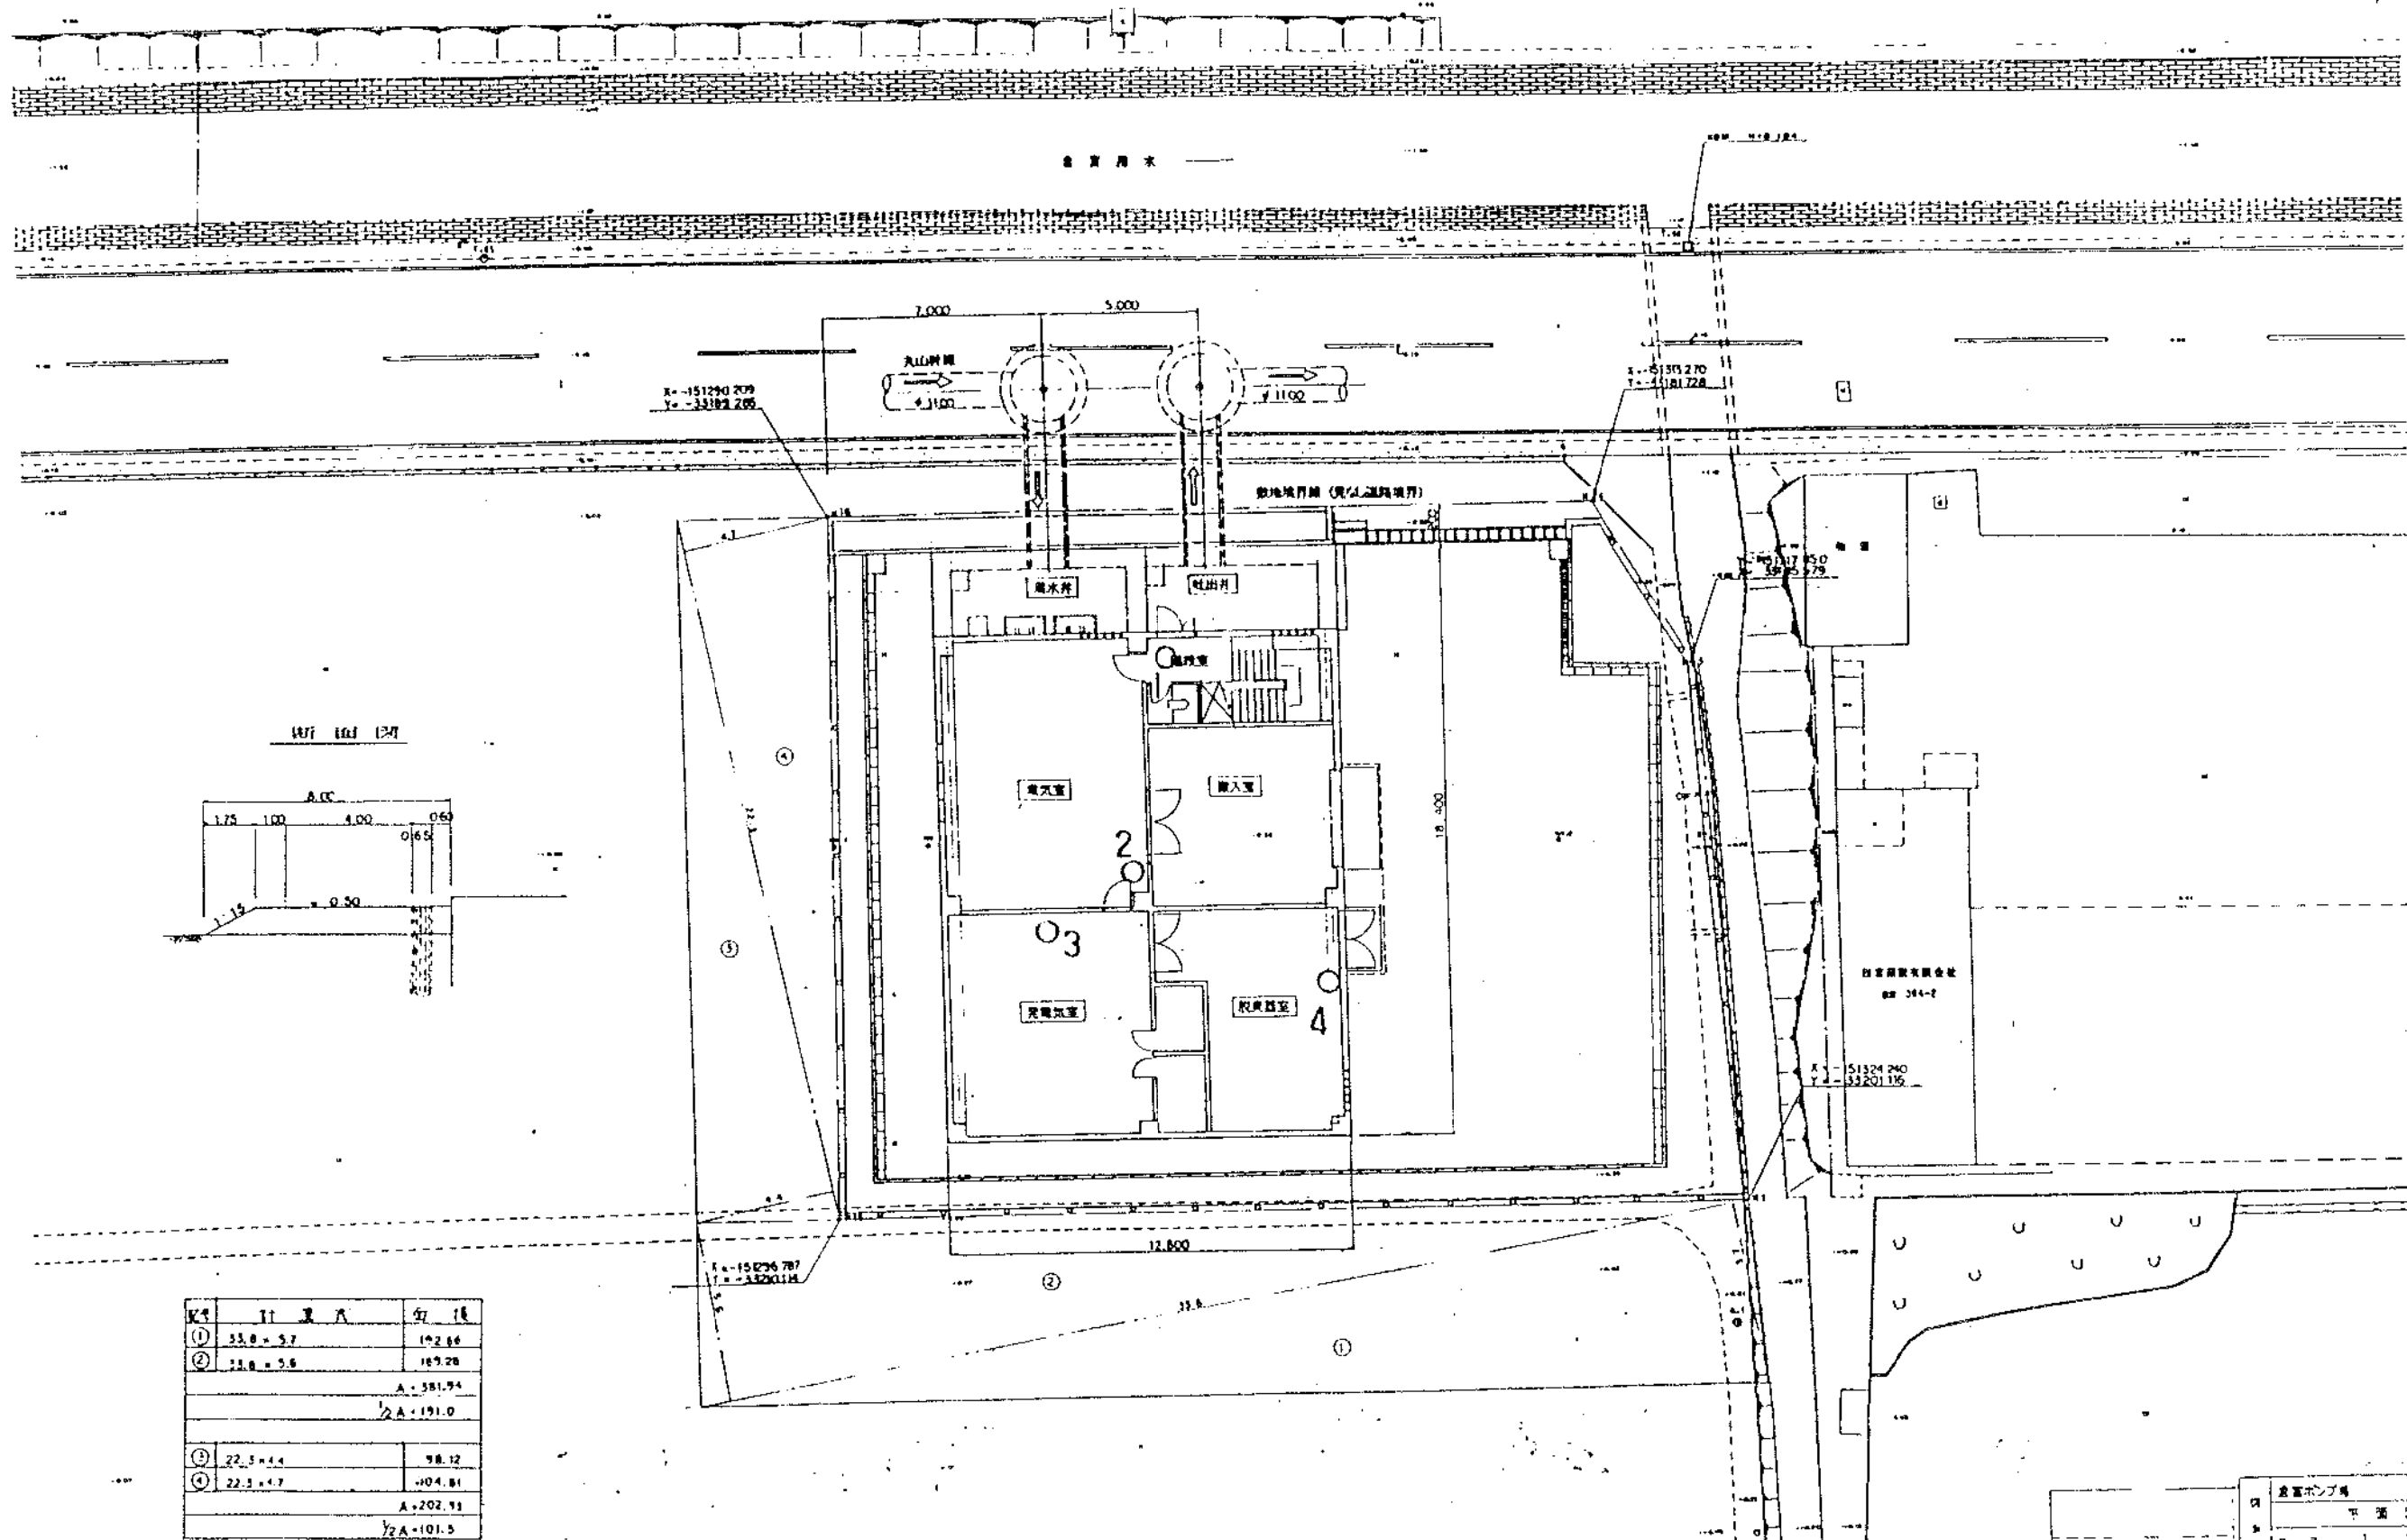

消火器配置図面

区画	計量式	面積
①	33.8 × 5.7	192.86
②	33.8 × 5.6	189.28
		A = 381.94
		2A = 191.0
③	22.3 × 4.4	98.12
④	22.3 × 4.7	104.81
		A = 202.93
		2A = 101.5

No. 1~4

倉富ポンプ場 1F

倉富ポンプ場	
平面図	
縮尺	1/100
作成	
承認	
日付	
日通建設株式会社	