

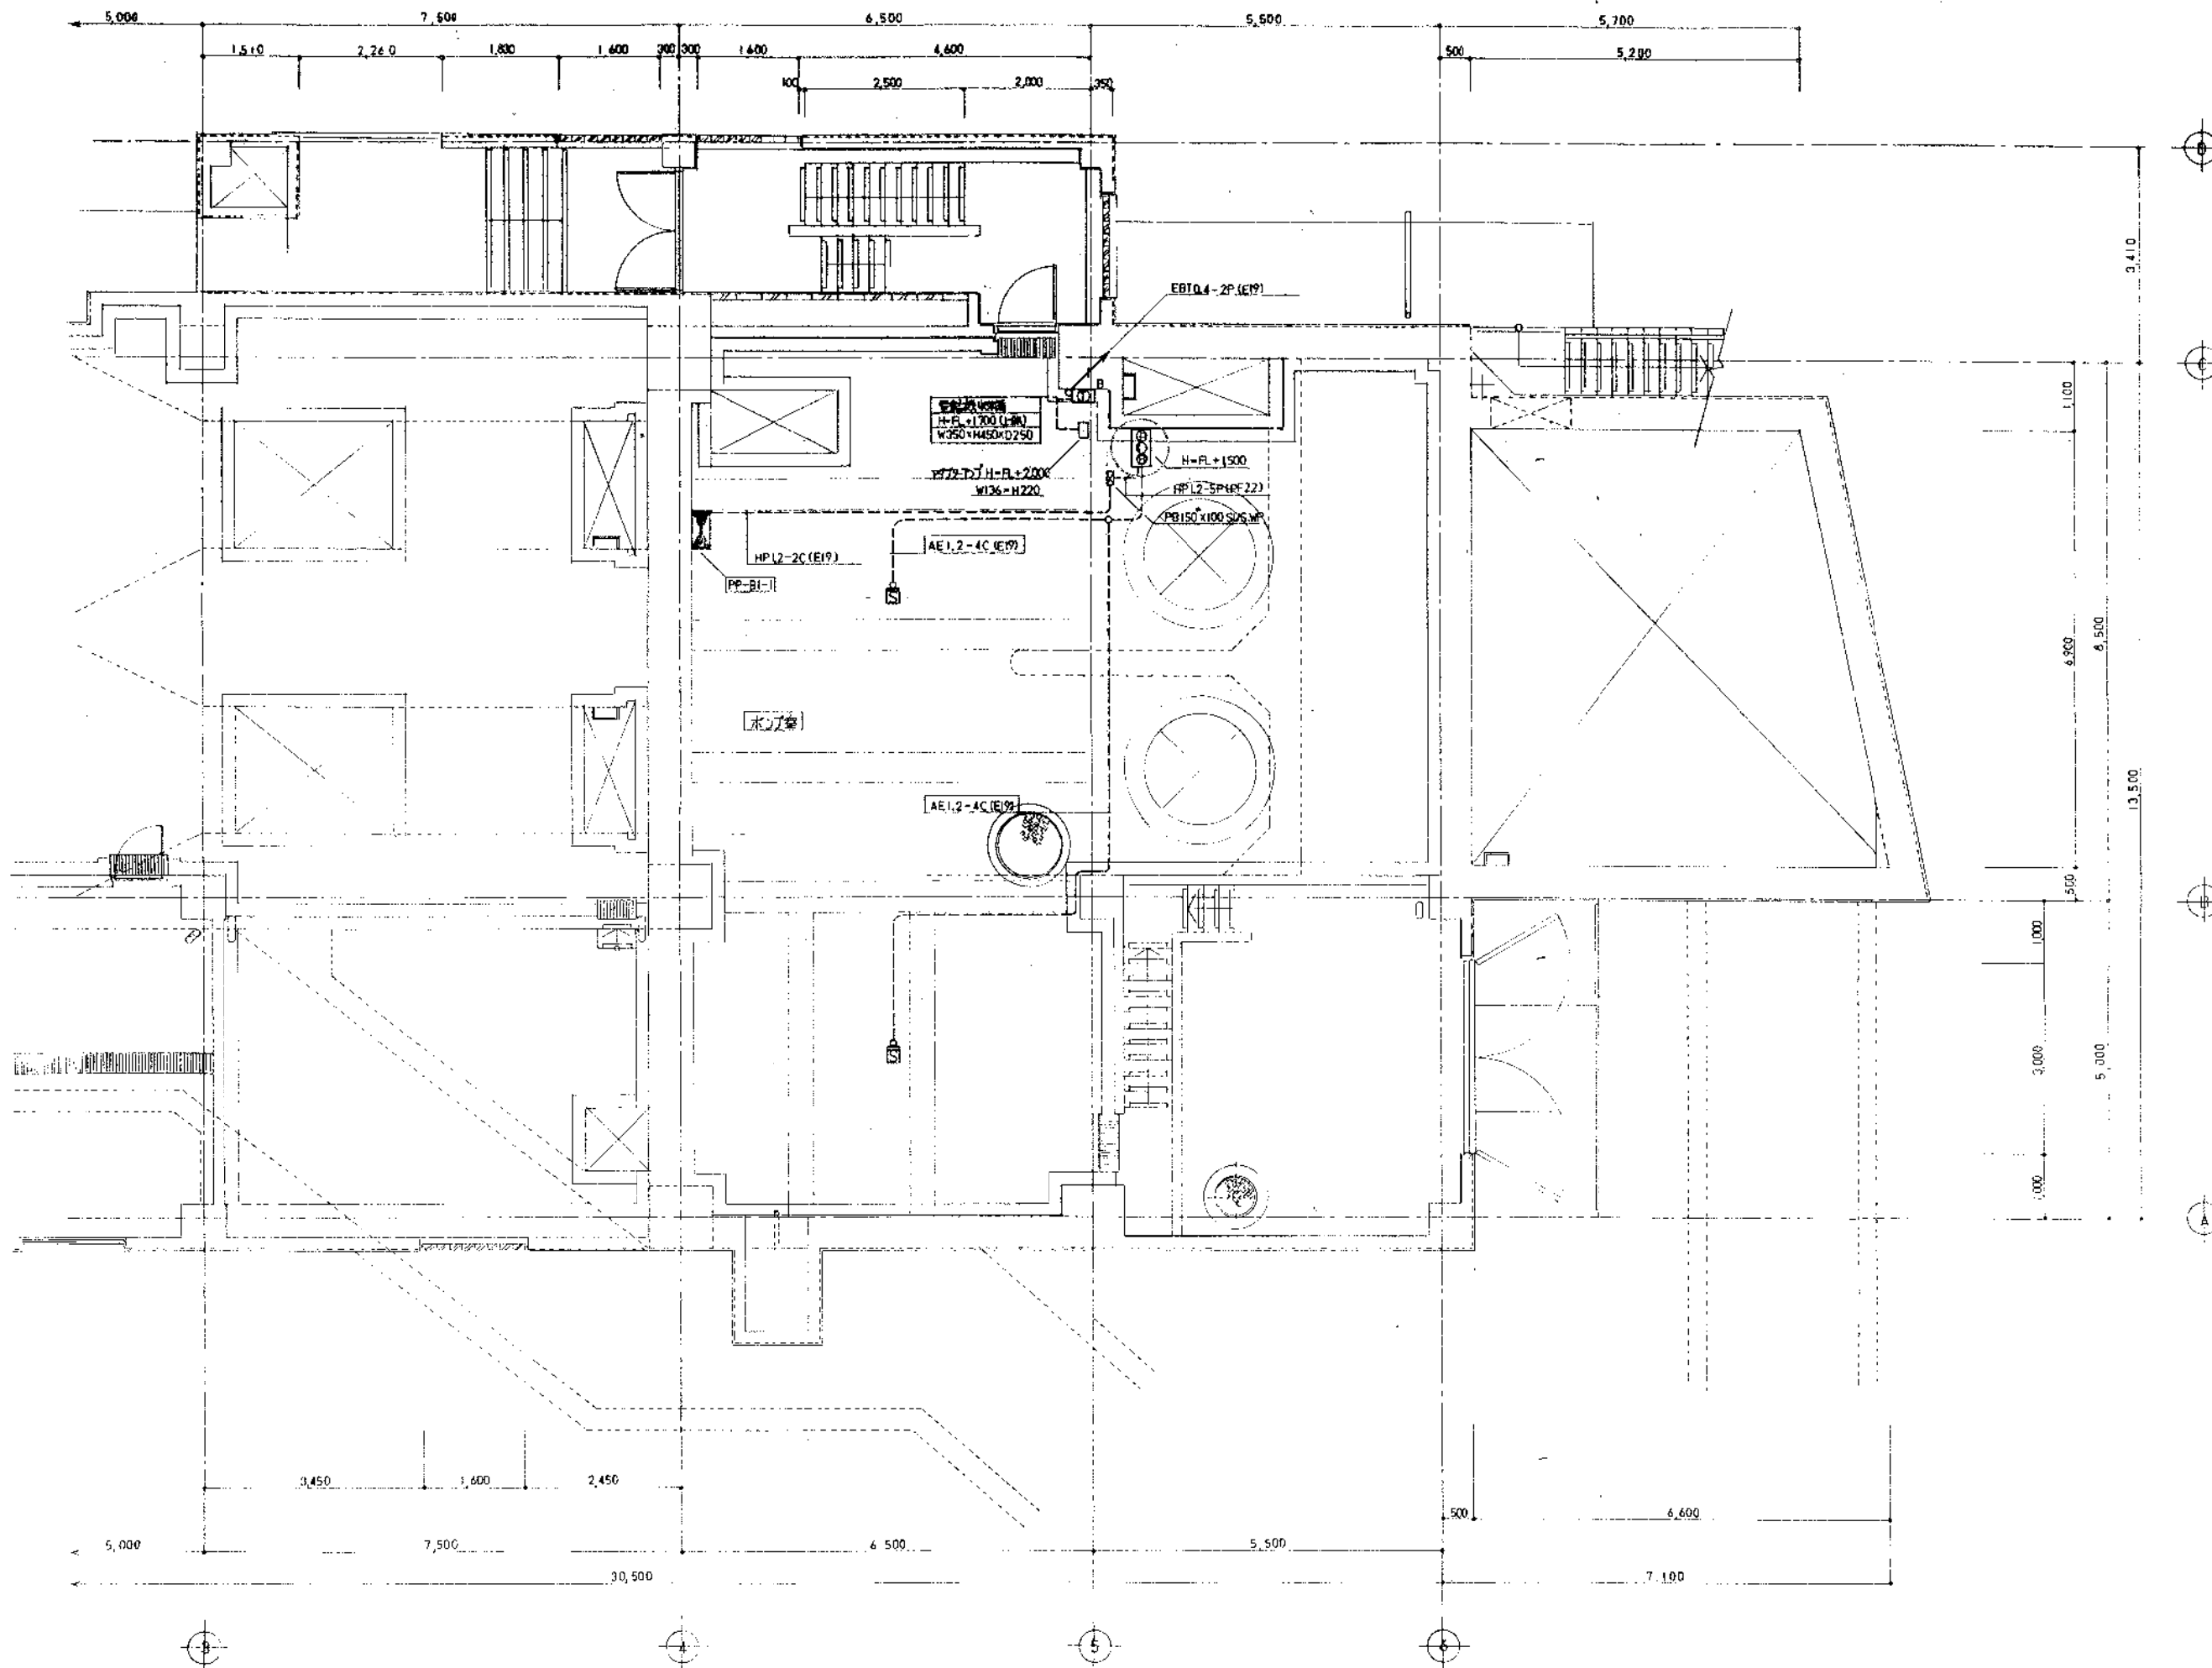




工事名	某ビル増築電気設備工事		
図名	1階電気設備完成図(1/2)	縮尺	1/50
		米	製図
株式会社 木多電気設備			図号

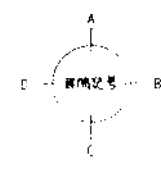

工事名	某ビルディング建築電気設備工事		
図名	1階電気設備完成図(2/2)	縮尺	1 / 50
		米尺	製図
株式会社 木多電気設備			印

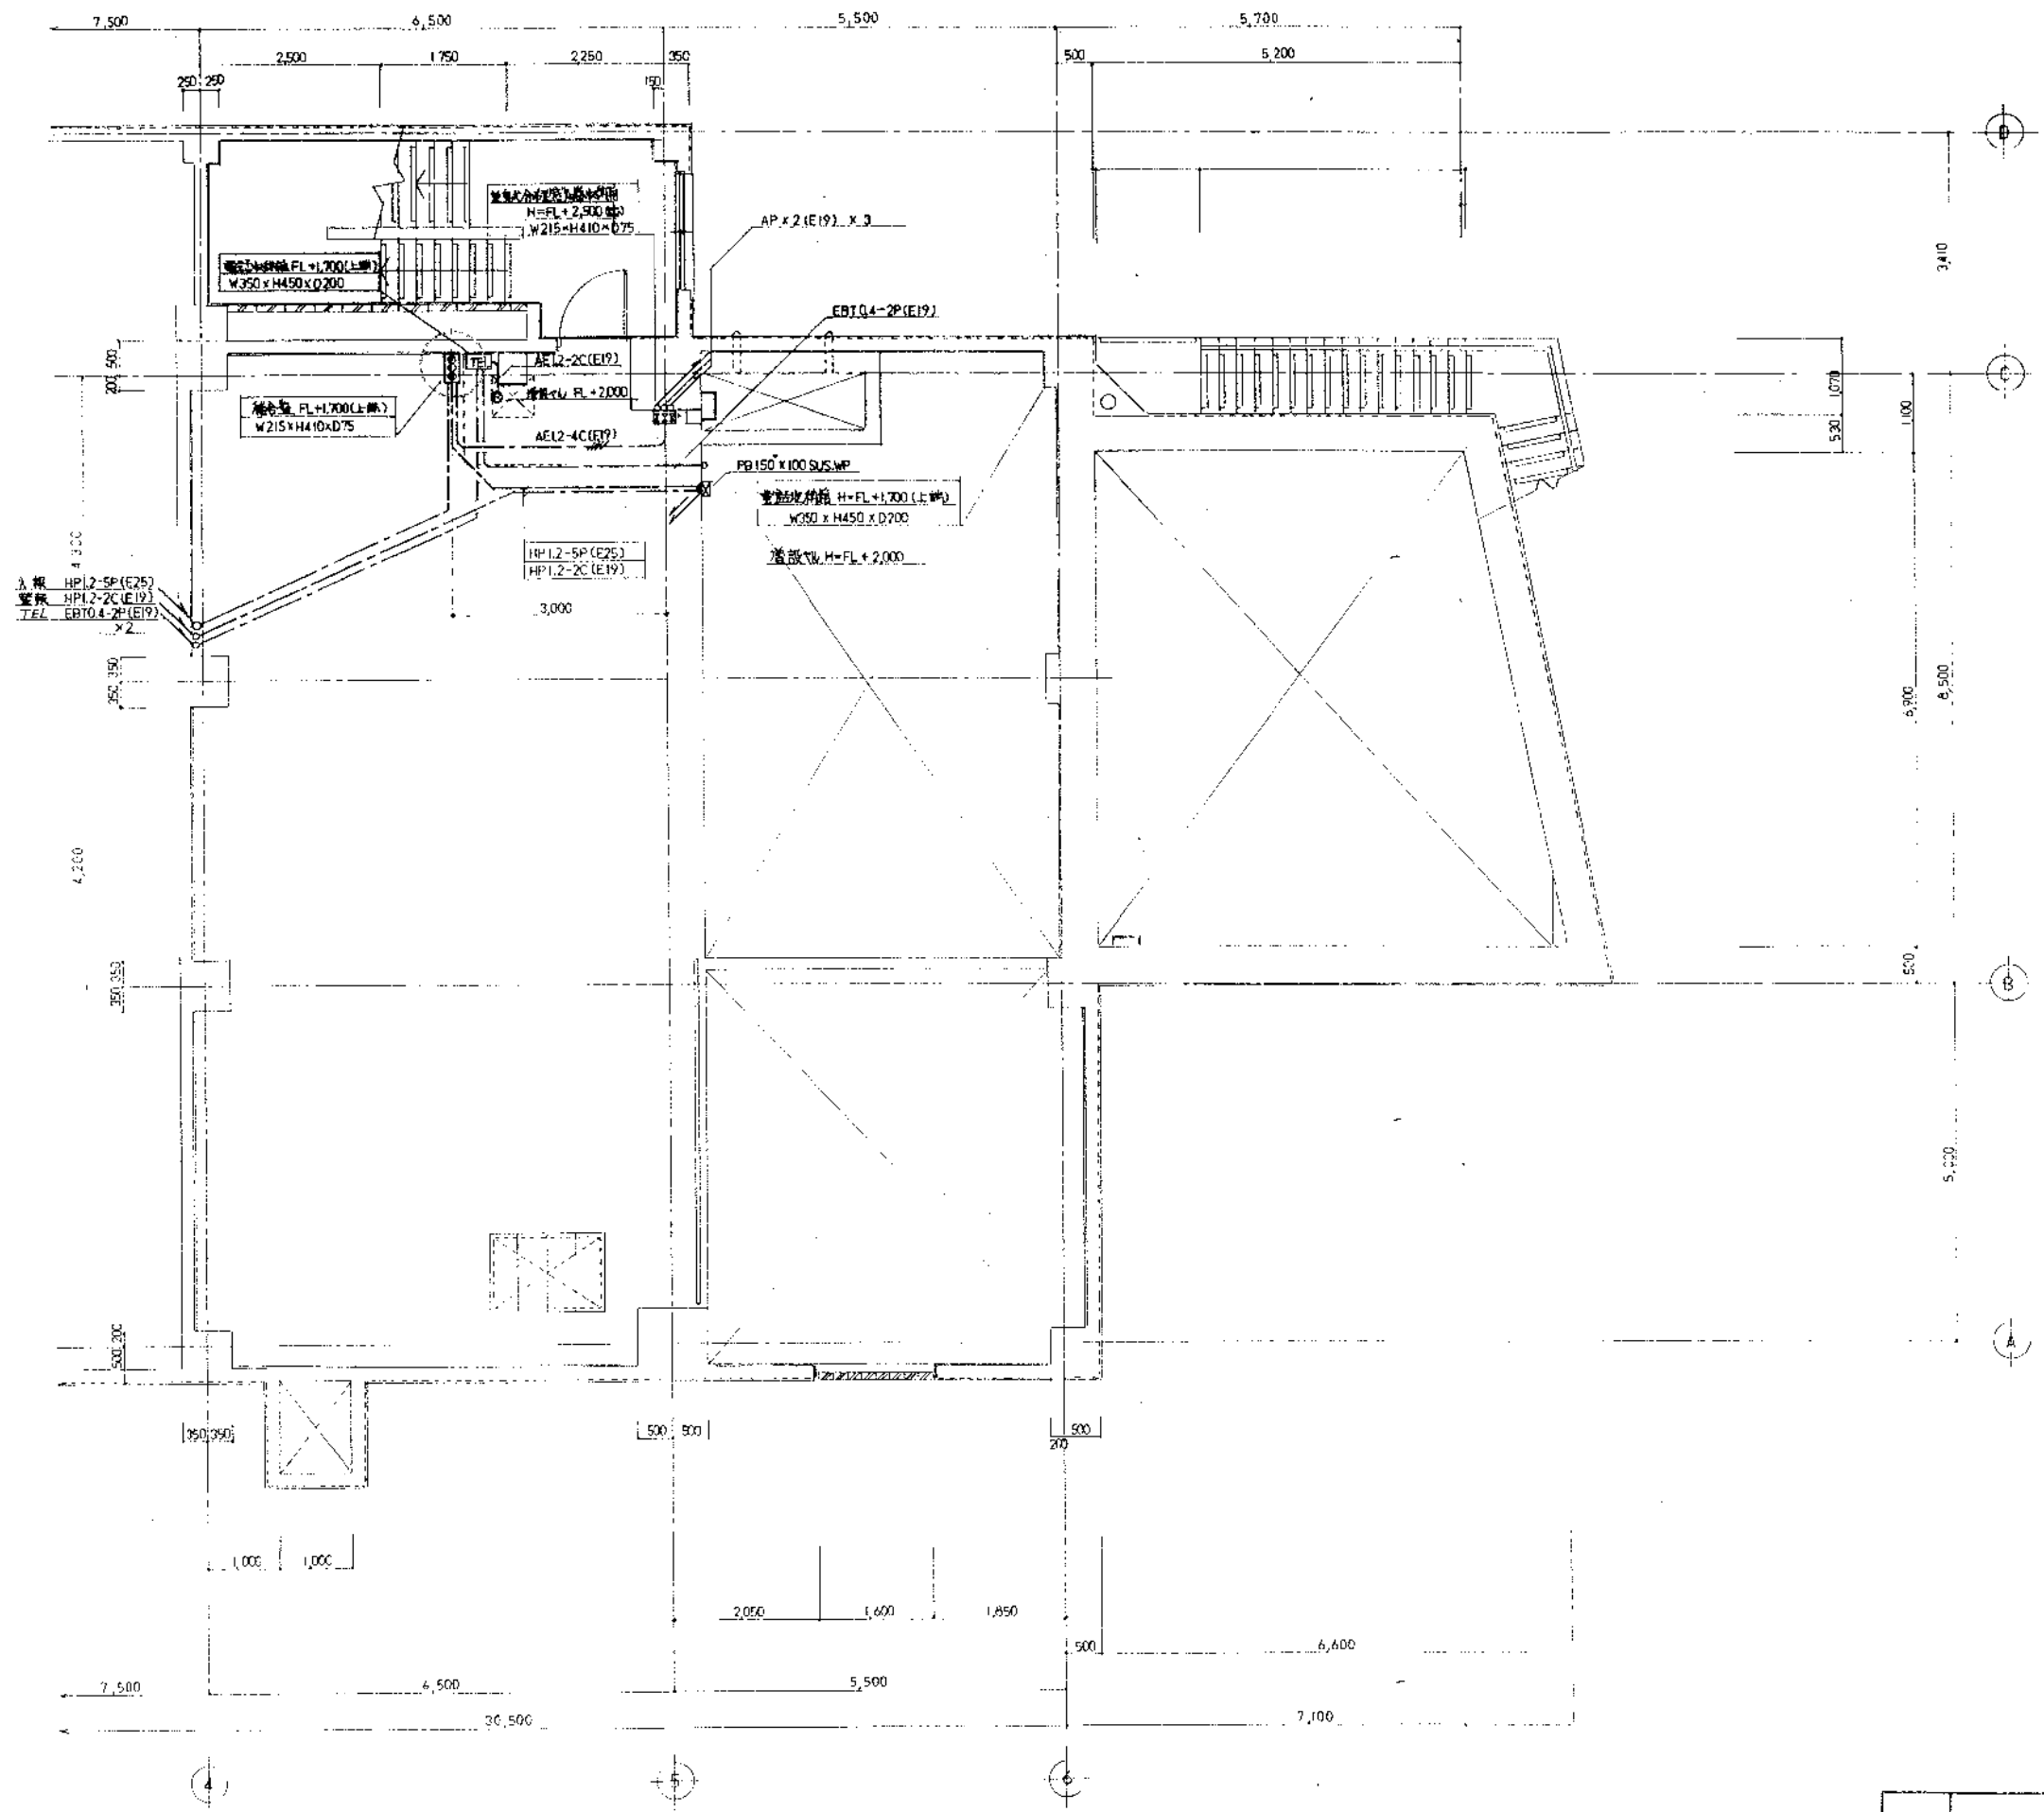


工事名	某基ホンプ増設電気設備工事		
図名	中2階 電気設備完成図	縮尺	1/50
		表紙	製
株式会社 木多電気設備			

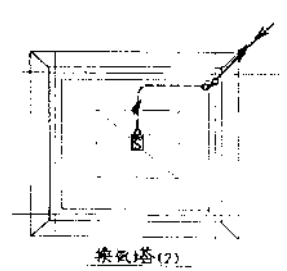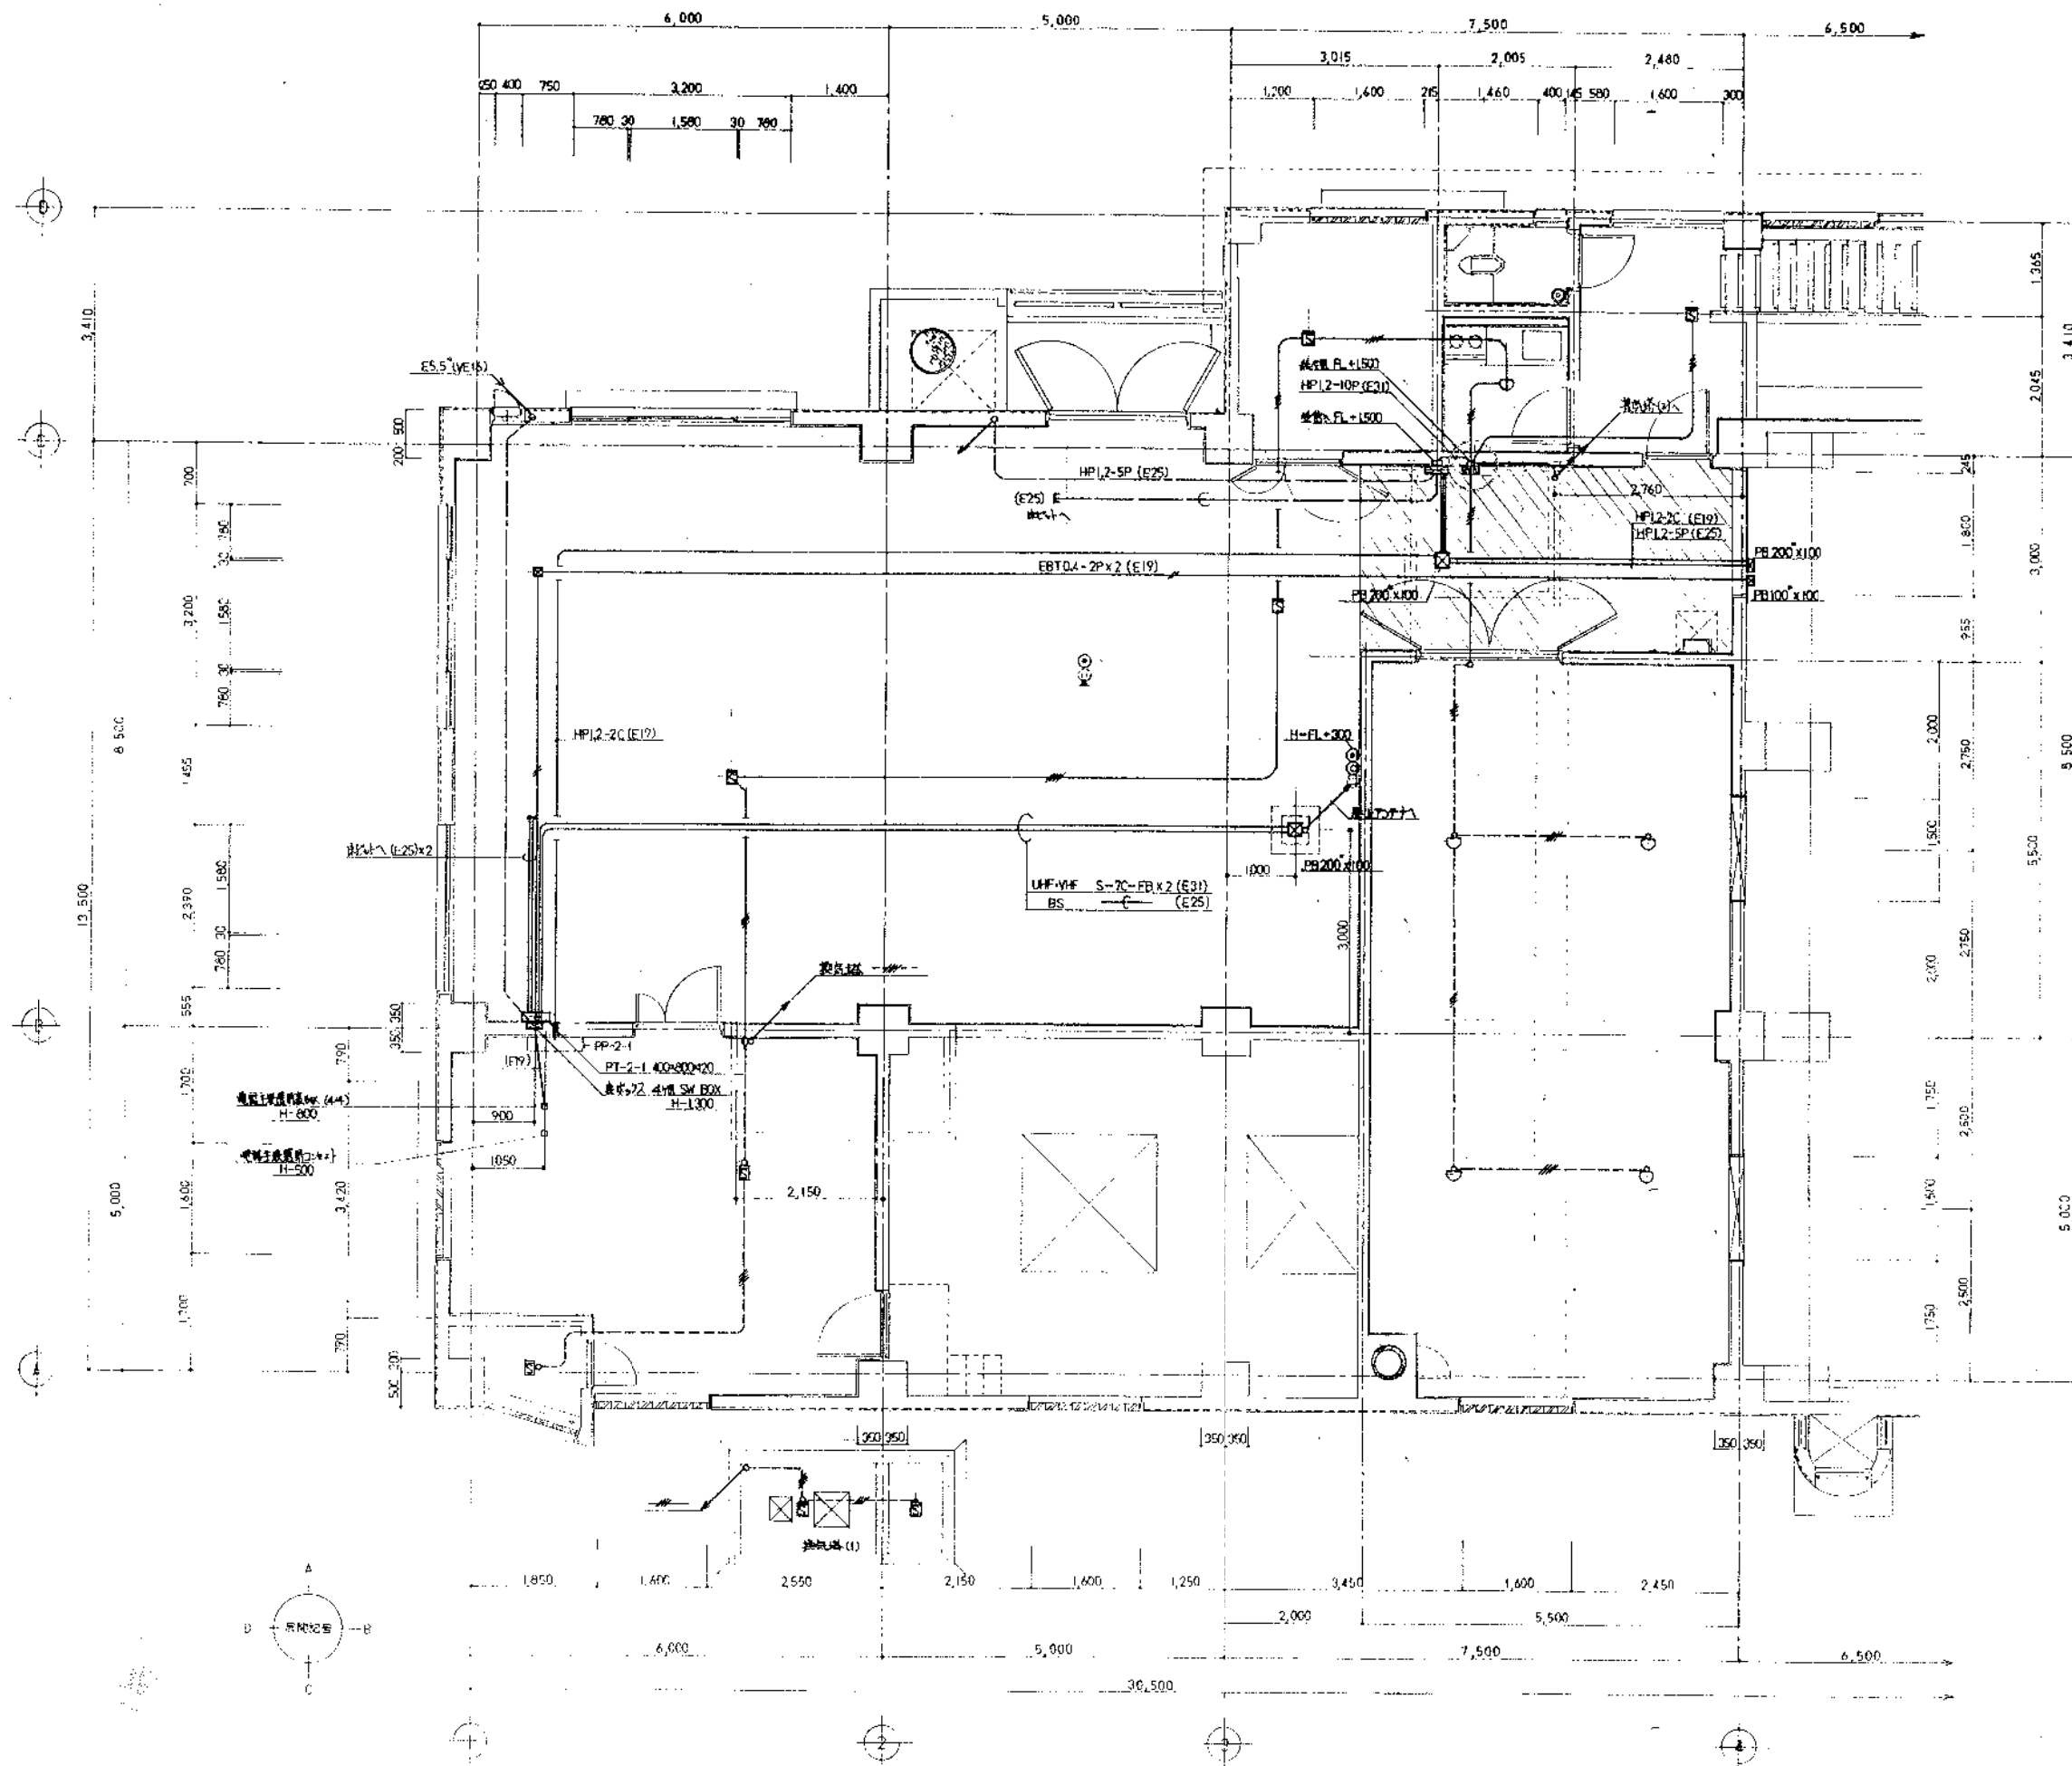

- - - - - AF1.2-4C (E19)
 - - - - - AF1.2-4C (E19)

工事名	某基ボンプ増設換気設備工事		
図名	2階 換気設備完成図(1/2)	縮尺	1/50
		承認	製
株式会社 木多電気設備			

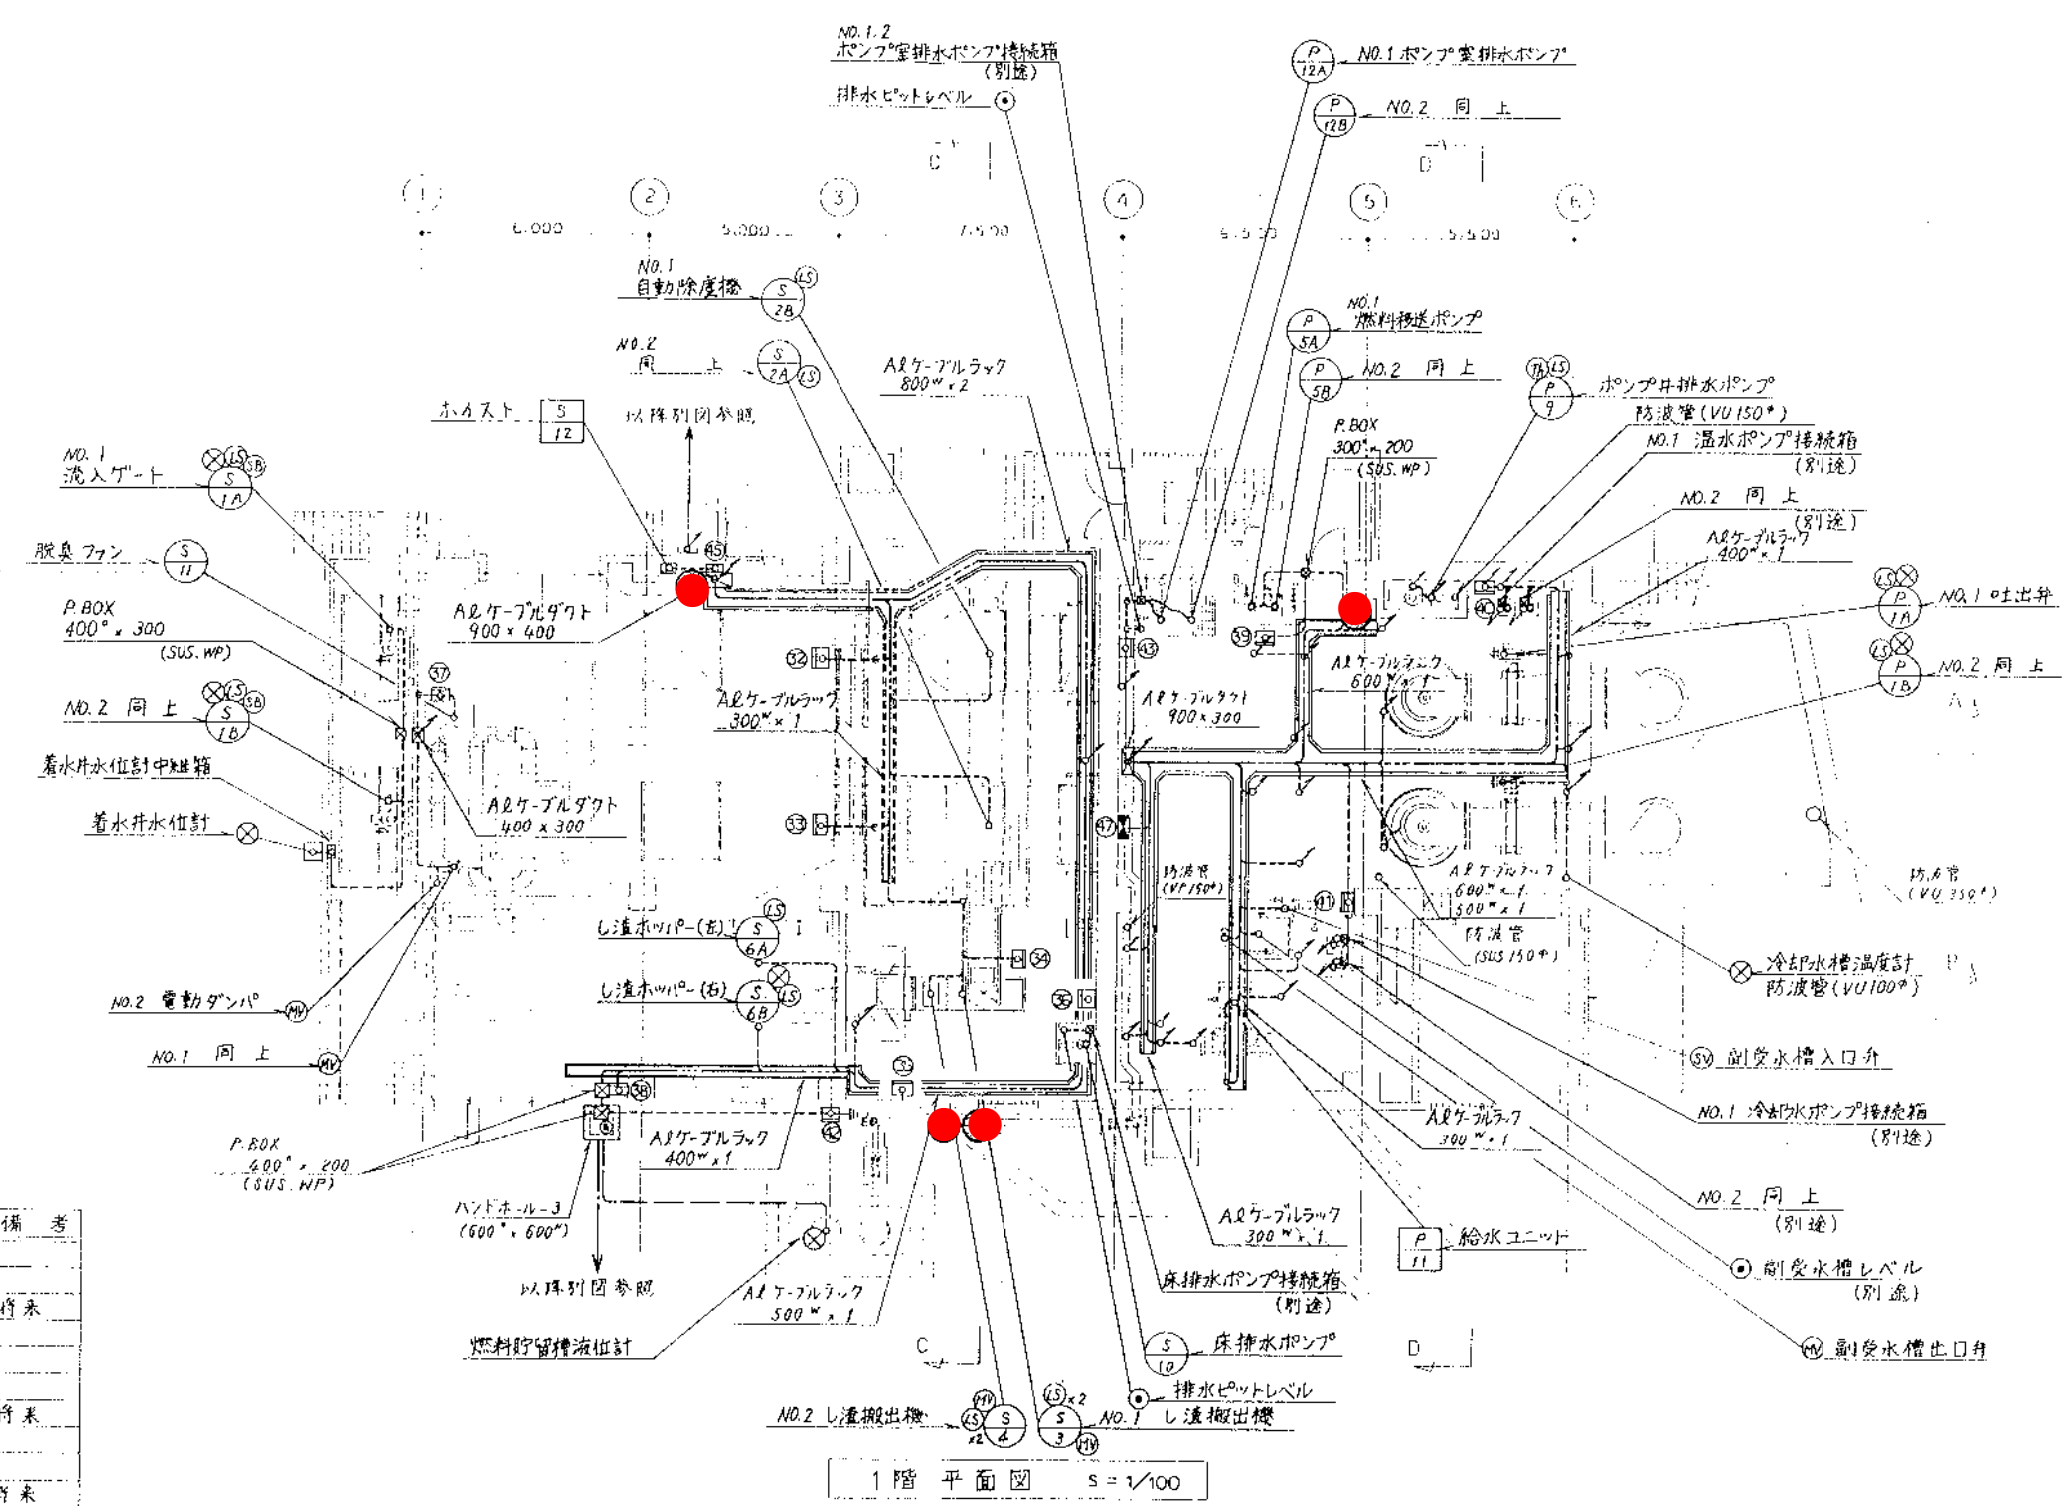

機器名称表

番号	名称	記号	備考
①	欠		
②	NO.1 自動除塵機	LCB-S2A	
③	NO.2	LCB-S2B	将来
④	し渣搬出機	LCB-S3	
⑤	し渣スクップホスト	LCB-S4	
⑥	床排水ポンプ	LCB-S8	
⑦	脱臭ファン	LCB-S9	将来
⑧	し渣ホッパー	LCB-S10	
⑨	燃料移送ポンプ	LCB-P3	
⑩	温水ポンプ	LCB-P4	将来
⑪	冷却水ポンプ	LCB-P6	
⑫	燃料貯留槽警報盤	LCB-P8	
⑬	ポンプ室排水ポンプ現場操作盤	LCB-P9	
⑭	欠		
⑮	沈砂池作業用電源盤	LCB-LA	
⑯	欠		
⑰	建築細力盤 (1)	PP-I-1	別送

1階平面図 S=1/100

● ABC10形消火器

兼基ポンプ場消火器配置図 (1/2)

図	兼基ポンプ場受変電設備工事			
	1階平面図			
名	縮尺 1/100			
製	製	製	製	製
甲	乙	丙	丁	戊
甲	乙	丙	丁	戊
岡山市下水道局建設部施設課設計				